



ЭКСПЛИКАЦИЯ ПОМЕЩЕНИЙ

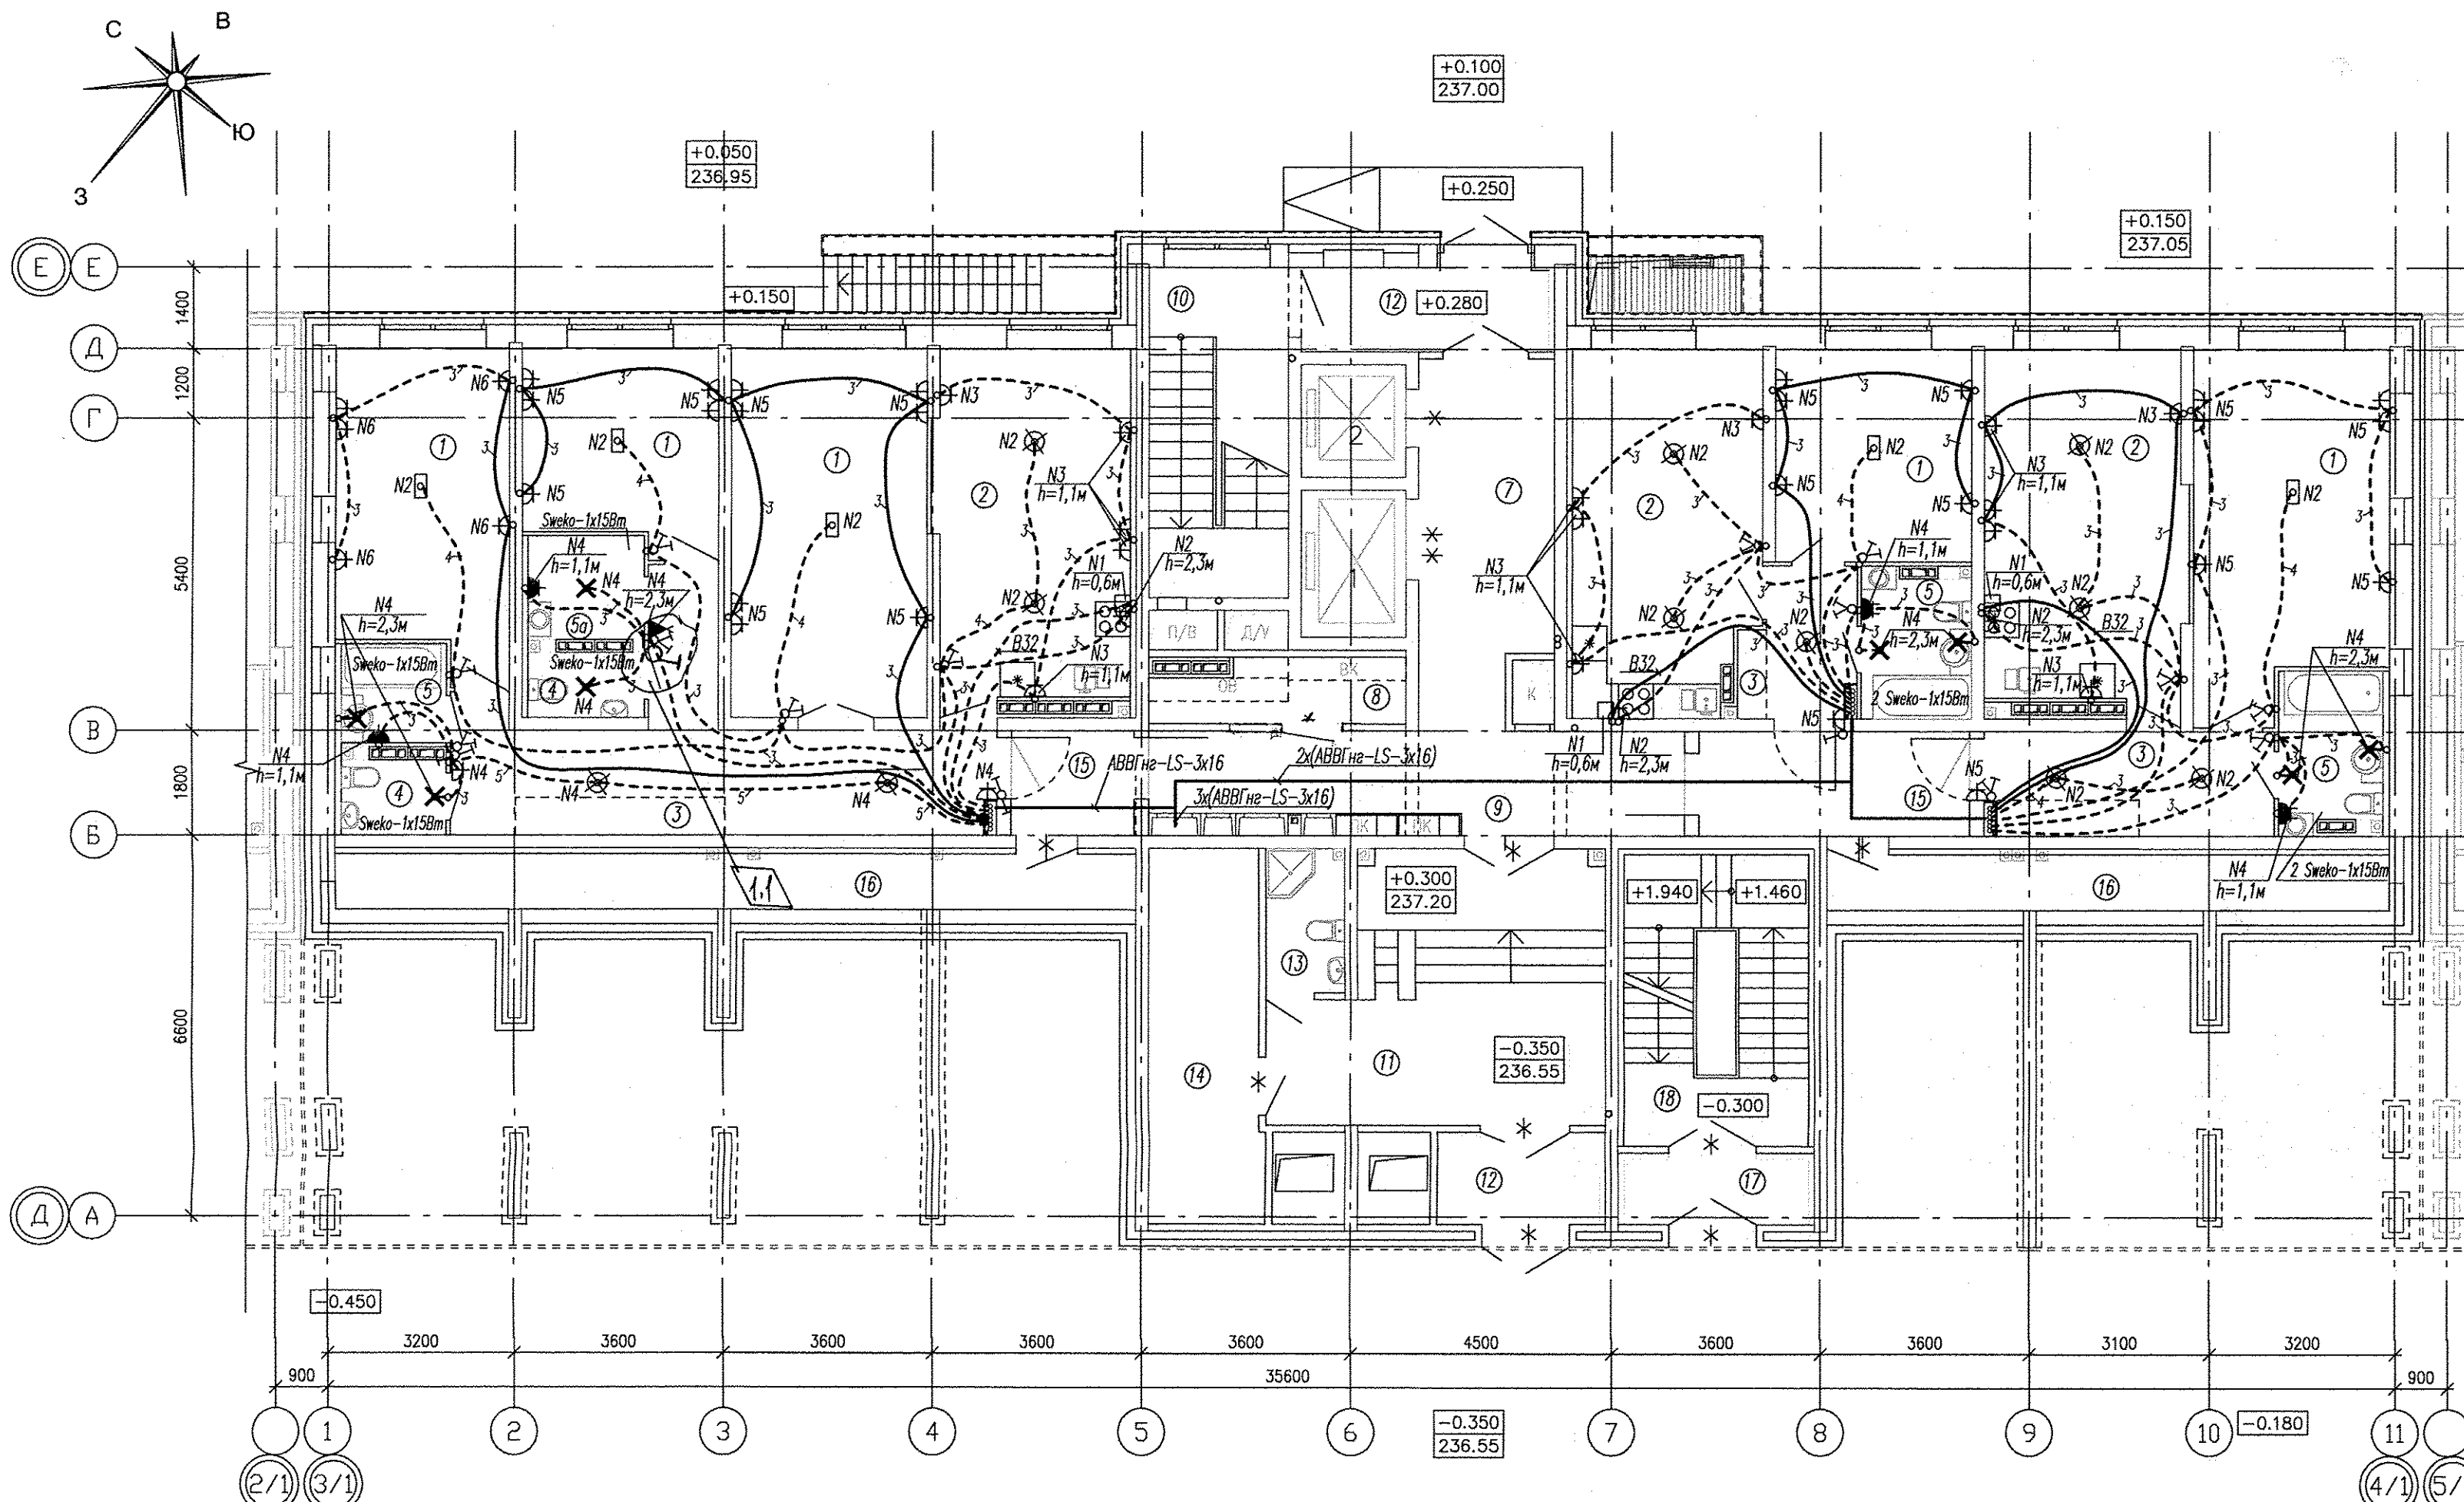

Номер помещения	Наименование	Площадь, м2	Кат. помещения
ПОМЕЩЕНИЯ КВАРТИР			
1	Жилая комната	259.18	
1а	Общая жилая комната с зоной кухни	-	
2	Кухня	172.79	
3	Прихожая	109.76	
4	Санузел	51.47	
5	Ванная	36.61	
5а	Постирочная	12.36	
6	Балкон	-	
6а	Лоджия	-	
Итого:		642.17	
ОБЩЕДОМОВЫЕ ПОМЕЩЕНИЯ			
7	Лифтовой холл	39.28	
8	Техническое помещение	16.26	
9	Коридор	49.80	
10	Лестничная клетка	39.87	
11	Холл (тамбур-шлюз)	56.67	
12	Тамбур-шлюз	31.64	
13	Санузел с мойкой уборочного инвентаря	6.52	
14	Электрощитовая	50.19	В4
15	Тамбур	26.62	
16	Технический коридор	60.64	
Итого:		377.49	
ПОМЕЩЕНИЯ АВТОСТОЯНКИ			
17	Тамбур		
18	Лестница паркинга		
19	Комната охраны		
20	Санузел		
Итого:			


Условные обозначения:  
 □ - подключение эл. плиты (коробка с клеммником).

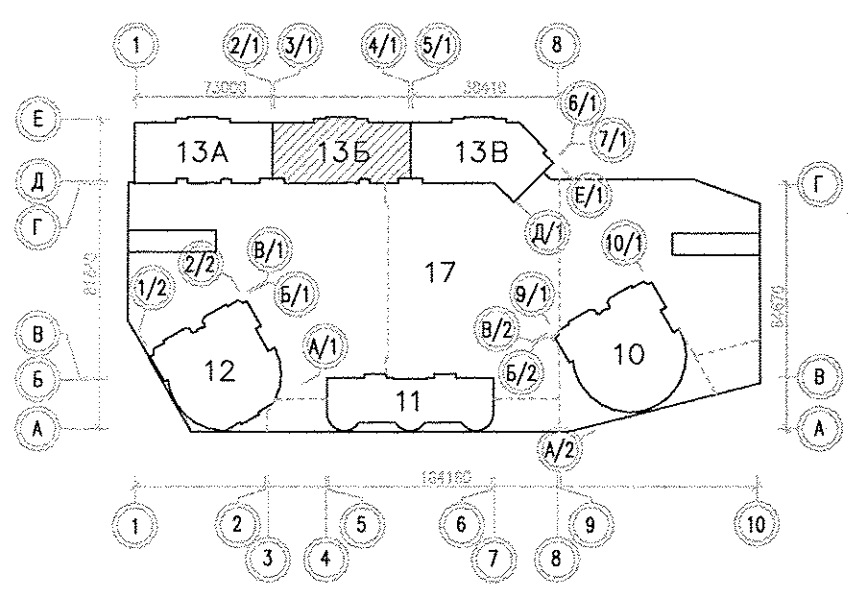

АПУ.052-0135-ЭЛ					
Застройка по ул. Просторной - Павлодарской в Чкаловском районе г. Екатеринбург (участок N2). Жилые дома со встроенно-пристроенными помещениями общественного назначения, трансформаторной подстанцией и подземной автостоянкой.					
Изм.	Кол.уч.	Лист N док.	Подпись	Дата	
Разработал	Киселева			01.19	
Проверил	Кокоулин			01.19	
Гл. спец.	Бодрова			01.19	
Н. контр.	Кокоулин			01.19	
1 этап строительства 18-этажный жилой дом. Блок-секция 13Б				Стадия	Лист
				Р	22
План 1 этажа Расположение электрических сетей квартир.				АО КОРПОРАЦИЯ АТОМСТРОЙКОМПЛЕКС	

Инв.№ подг. Подпись и дата. Взам. инв.№. АР. Бушуева. 01.19


ЭКСПЛИКАЦИЯ ПОМЕЩЕНИЙ

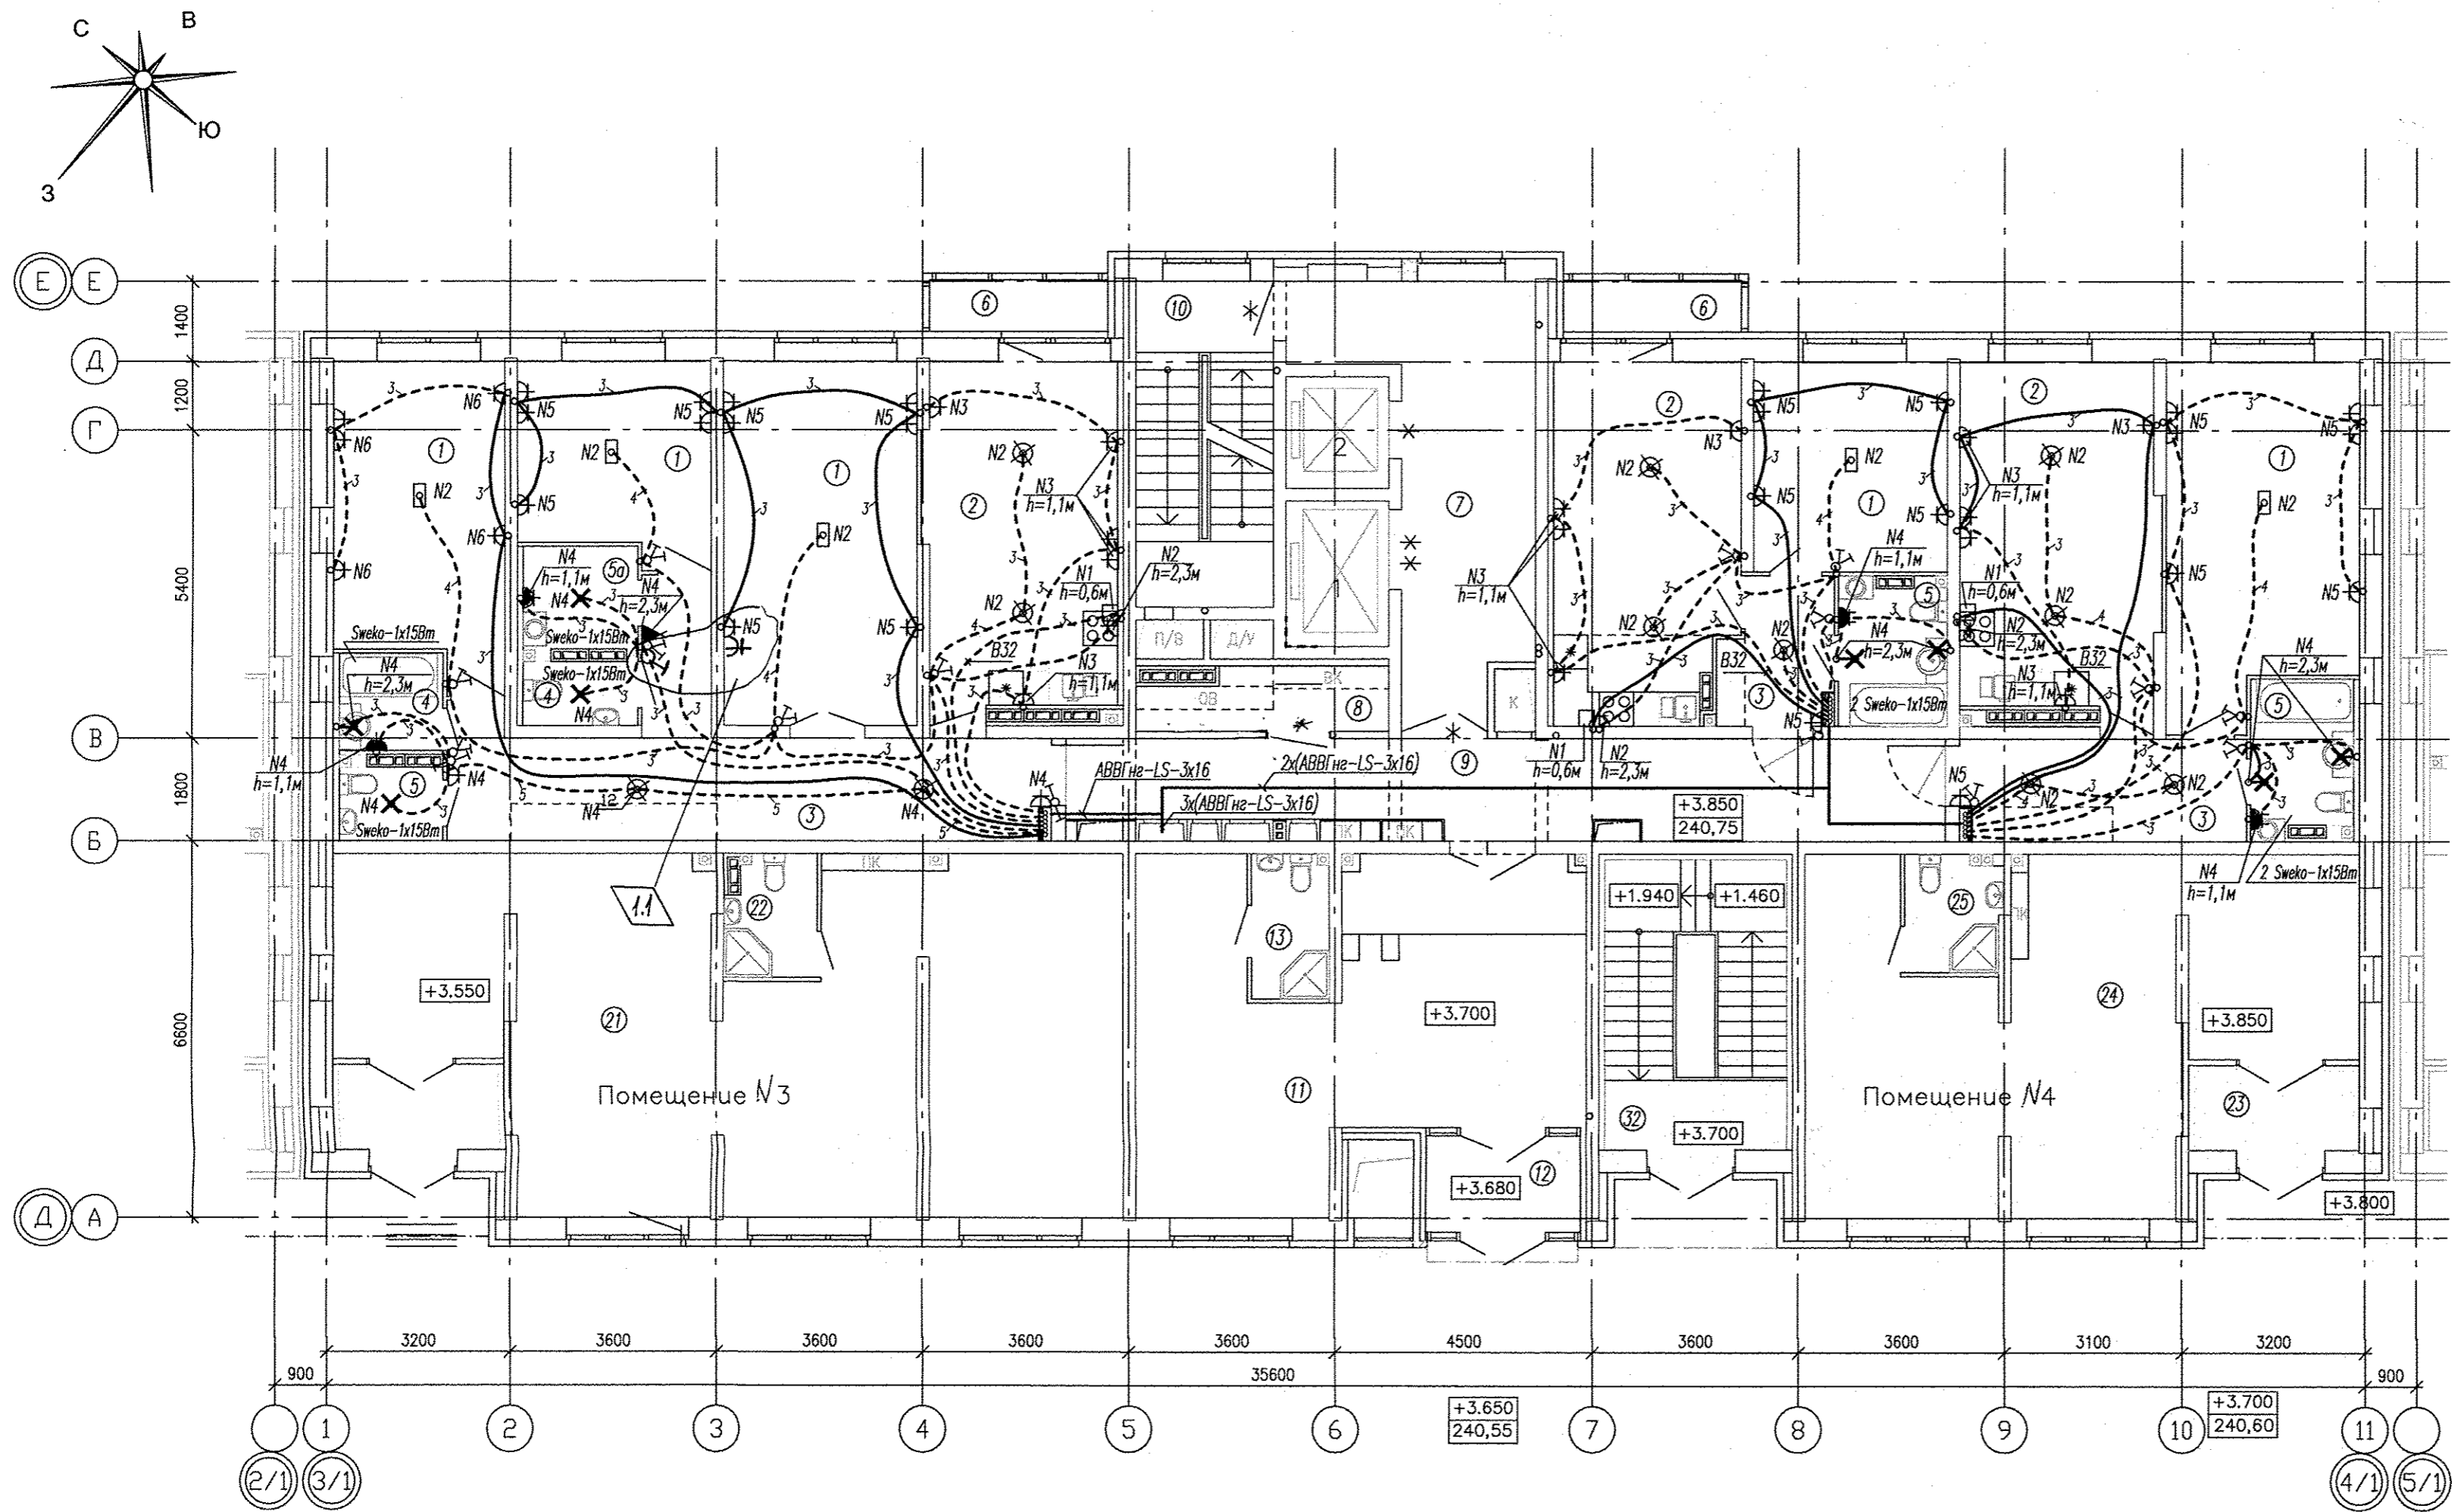

Номер помещения	Наименование	Площадь, м <sup>2</sup>	Кат. помещения
ПОМЕЩЕНИЯ КВАРТИР			
1	Жилая комната	254.40	
1а	Общая жилая комната с зоной кухни	—	
2	Кухня	172.96	
3	Прихожая	109.76	
4	Санузел	12.88	
5	Ванная	38.59	
5а	Постирочная	12.36	
6	Балкон	22.11	
6а	Лоджия	2.72	
	Итого:	625.78	
ОБЩЕДОМОВЫЕ ПОМЕЩЕНИЯ			
7	Лифтовой холл	59.11	
8	Техническое помещение	16.26	
9	Коридор	79.27	
10	Лестничная клетка	39.87	
11	Холл	126.75	
12	Тамбур	15.07	
13	Санузел с мойкой уборочного инвентаря	7.72	
	Итого:	345.84	
ПОМЕЩЕНИЯ ДВОРОВОГО КЛУБА В Т.Ч. :			
ПОМЕЩЕНИЯ N3 (кружок рукоделия)			
20	Тамбур	3.81	
21	Помещение общественного назначения	76.01	
22	Санузел с мойкой уборочного инвентаря	2.88	
	Итого:	82.7	
	Общая площадь	83.51	
ПОМЕЩЕНИЯ N4 (кружок моделирования)			
23	Тамбур	3.81	
24	Помещение общественного назначения	47.82	
25	Санузел с мойкой уборочного инвентаря	2.74	
	Итого:	54.37	
	Общая площадь	57.43	
	Всего помещений	377.22	
ПОМЕЩЕНИЯ АВТОСТОЯНКИ			
32	Лестница паркинга	49.86	

Условные обозначения:

□ — подключение эл. плиты (коробка с клеммником).


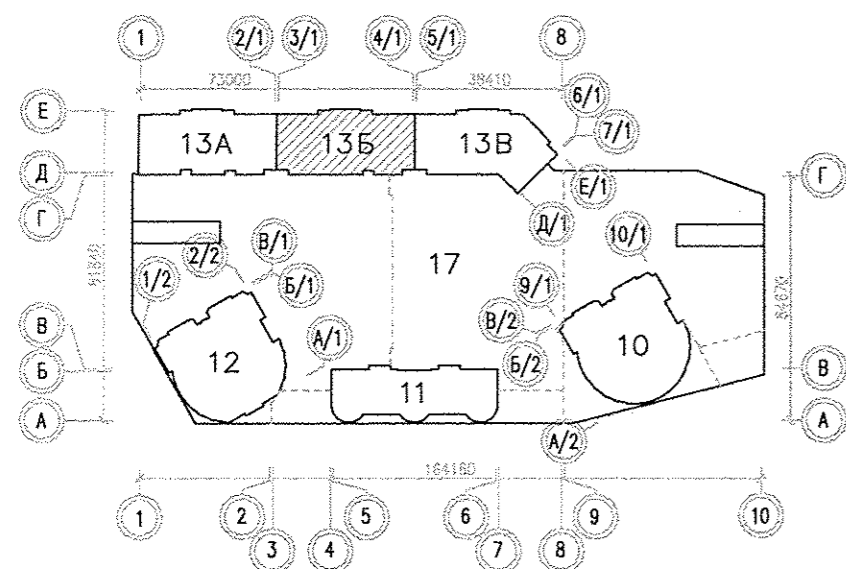


		АПУ.052-013Б-ЭЛ		
		Застройка по ул. Просторной — Павлодарской в Чкаловском районе г. Екатеринбурга (участок N2). Жилые дома со встроенно-пристроенными помещениями общественного назначения, трансформаторной подстанцией и подземной автостоянкой.		
Изм.	Кол.уч.	Лист	N док.	Дата
Разработал	Киселева			01.19
Проверил	Кокоулин			01.19
Гл. спец.	Бодрова			01.19
Н. контр.	Кокоулин			01.19
		1 этап строительства 18-этажного жилого дома. Блок-секция 13Б		
		Стадия	Лист	Листов
		Р	23	
		План 2 этажа Расположение электрических сетей квартиры.		
		АО КОРПОРАЦИЯ АТОМСТРОЙКОМПЛЕКС		

Инв.№ подг. Подпись и дата. Взам. инв.№. АР. Бушуева. 01.19

ЭКСПЛИКАЦИЯ ПОМЕЩЕНИЙ

Номер помещения	Наименование	Площадь, м <sup>2</sup>	Кат. помещения
ПОМЕЩЕНИЯ КВАРТИР			
1	Жилая комната	464.08	
	Общая жилая комната с зоной кухни	59.46	
	Кухня	358.89	
	Прихожая	162.42	
	Санузел	20.67	
5	Ванная	87.60	
6	Балкон	22.11	
6а	Лоджия	18.90	
	Итого:	1194.13	
ОБЩЕДОМОВЫЕ ПОМЕЩЕНИЯ			
7	Лифтовой холл	59.11	
8	Техническое помещение	16.26	
9	Коридор	108.64	
10	Лестничная клетка	39.87	
	Итого:	223.88	

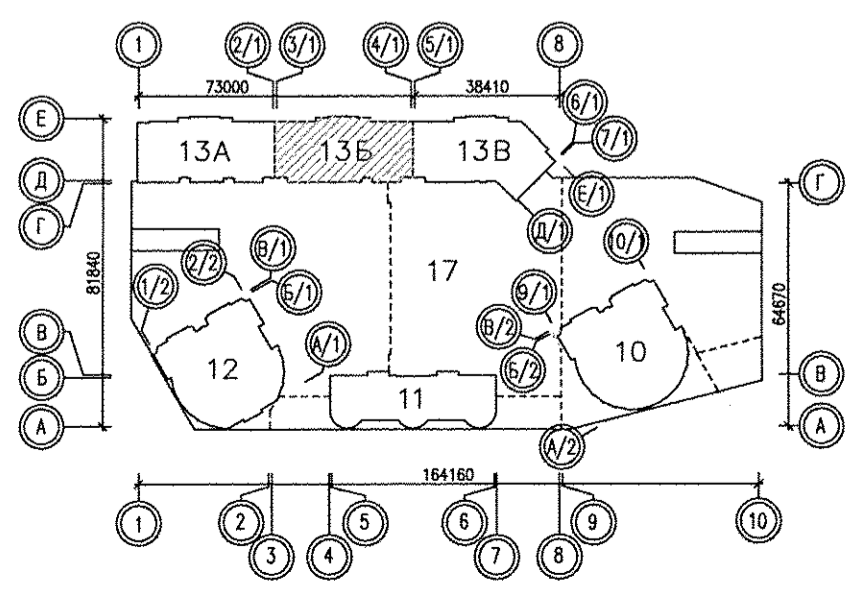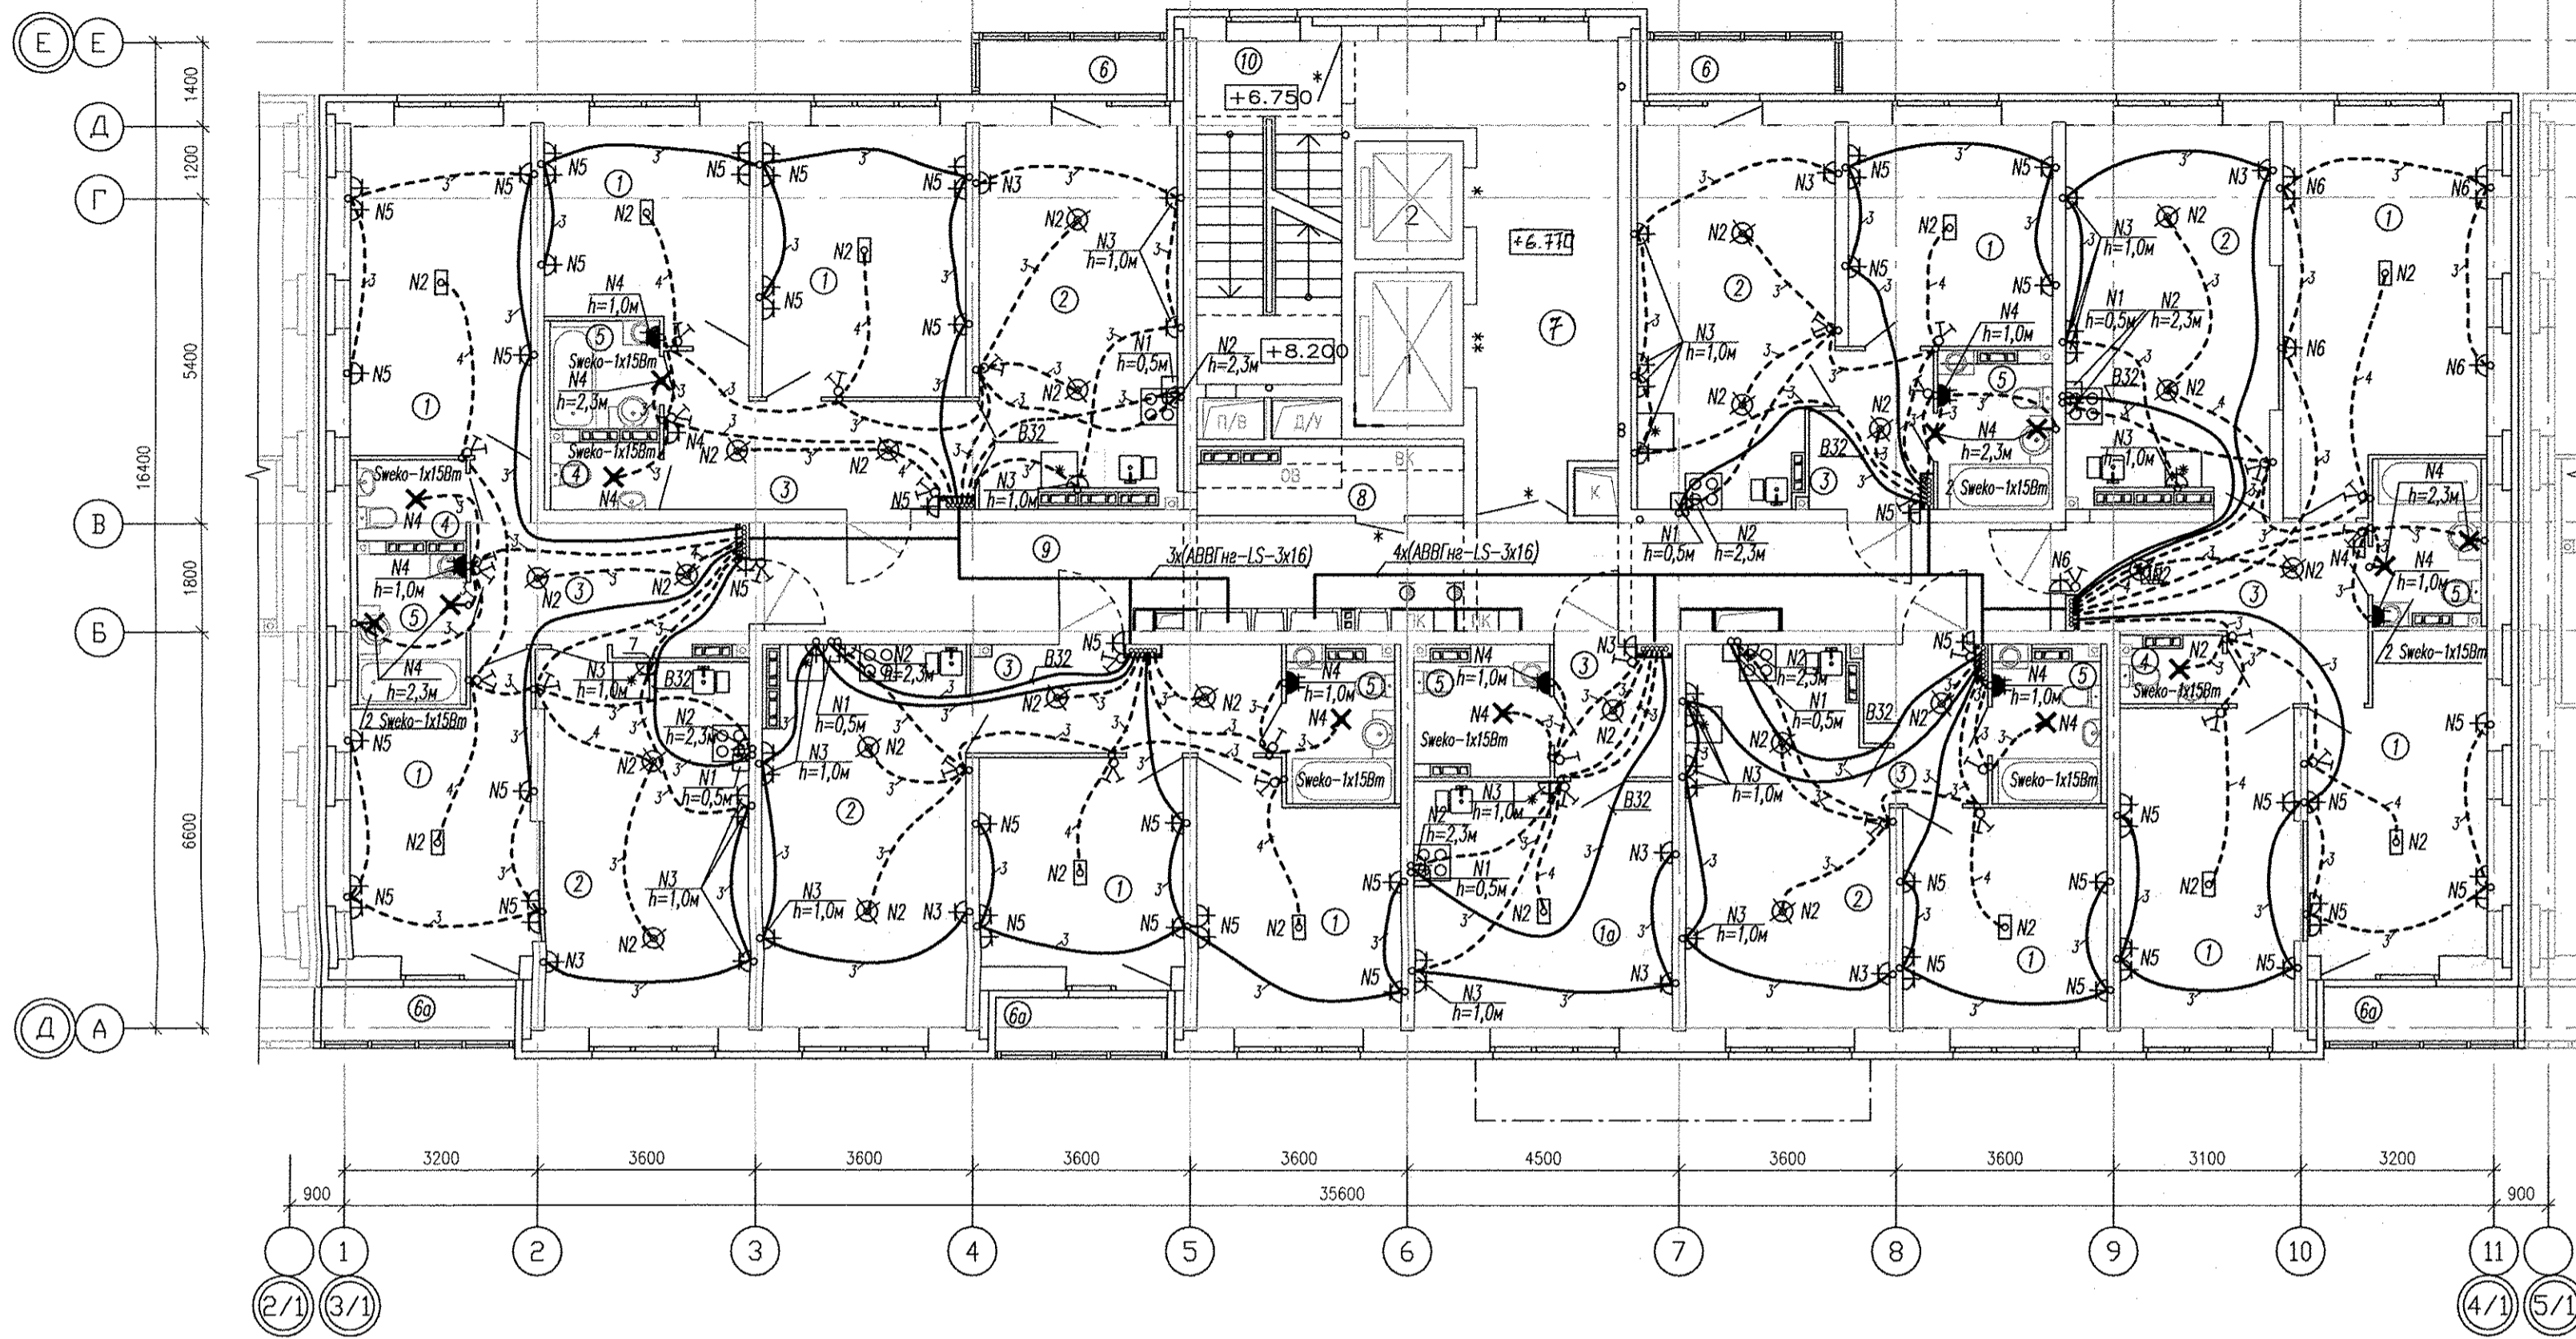


Условные обозначения:  
 □ — подключение эл. плиты (коробка с клеммником).

АПУ.052-013Б-ЭЛ					
Застройка по ул.Просторной - Павлодарской в Чкаловском районе г.Екатеринбурга (участок N2). Жилые дома со встроенно-пристроенными помещениями общественного назначения, трансформаторной подстанцией и подземной абстопянойкой.					
Изм.	Кол.уч.	Лист	N док.	Подпись	Дата
Разработал	Киселева			<i>[Signature]</i>	01.19
Проверил	Кокоулин			<i>[Signature]</i>	01.19
Гл. спец.	Бодрова			<i>[Signature]</i>	01.19
Н. контр.	Кокоулин			<i>[Signature]</i>	01.19
1 этап строительства 18-этажного жилого дома. Блок-секция 13Б				Стадия	Лист
План 3 этажа Расположение электрических сетей квартир.				Р	24
				АО КОРПОРАЦИЯ АТОМСТРОЙКОМПЛЕКС	

Инв.№ подл. Подпись и дата Взам. инв.№ АР Бушуева 01.19

Номер помещения	Наименование	Площадь, м <sup>2</sup>	Кат. помещения
ПОМЕЩЕНИЯ КВАРТИР			
1	Жилая комната	464.08	
1а	Общая жилая комната с зоной кухни	59.46	
2	Кухня	358.89	
3	Прихожая	162.42	
4	Санузел	16.52	
5	Ванная	83.25	
6	Балкон	22.11	
6а	Лоджия	18.90	
Итого:		1185.63	
ОБЩЕДОМОВЫЕ ПОМЕЩЕНИЯ			
7	Лифтовой холл	59.11	
8	Техническое помещение	16.26	
9	Коридор	108.64	
10	Лестничная клетка	39.87	
Итого:		223.88	


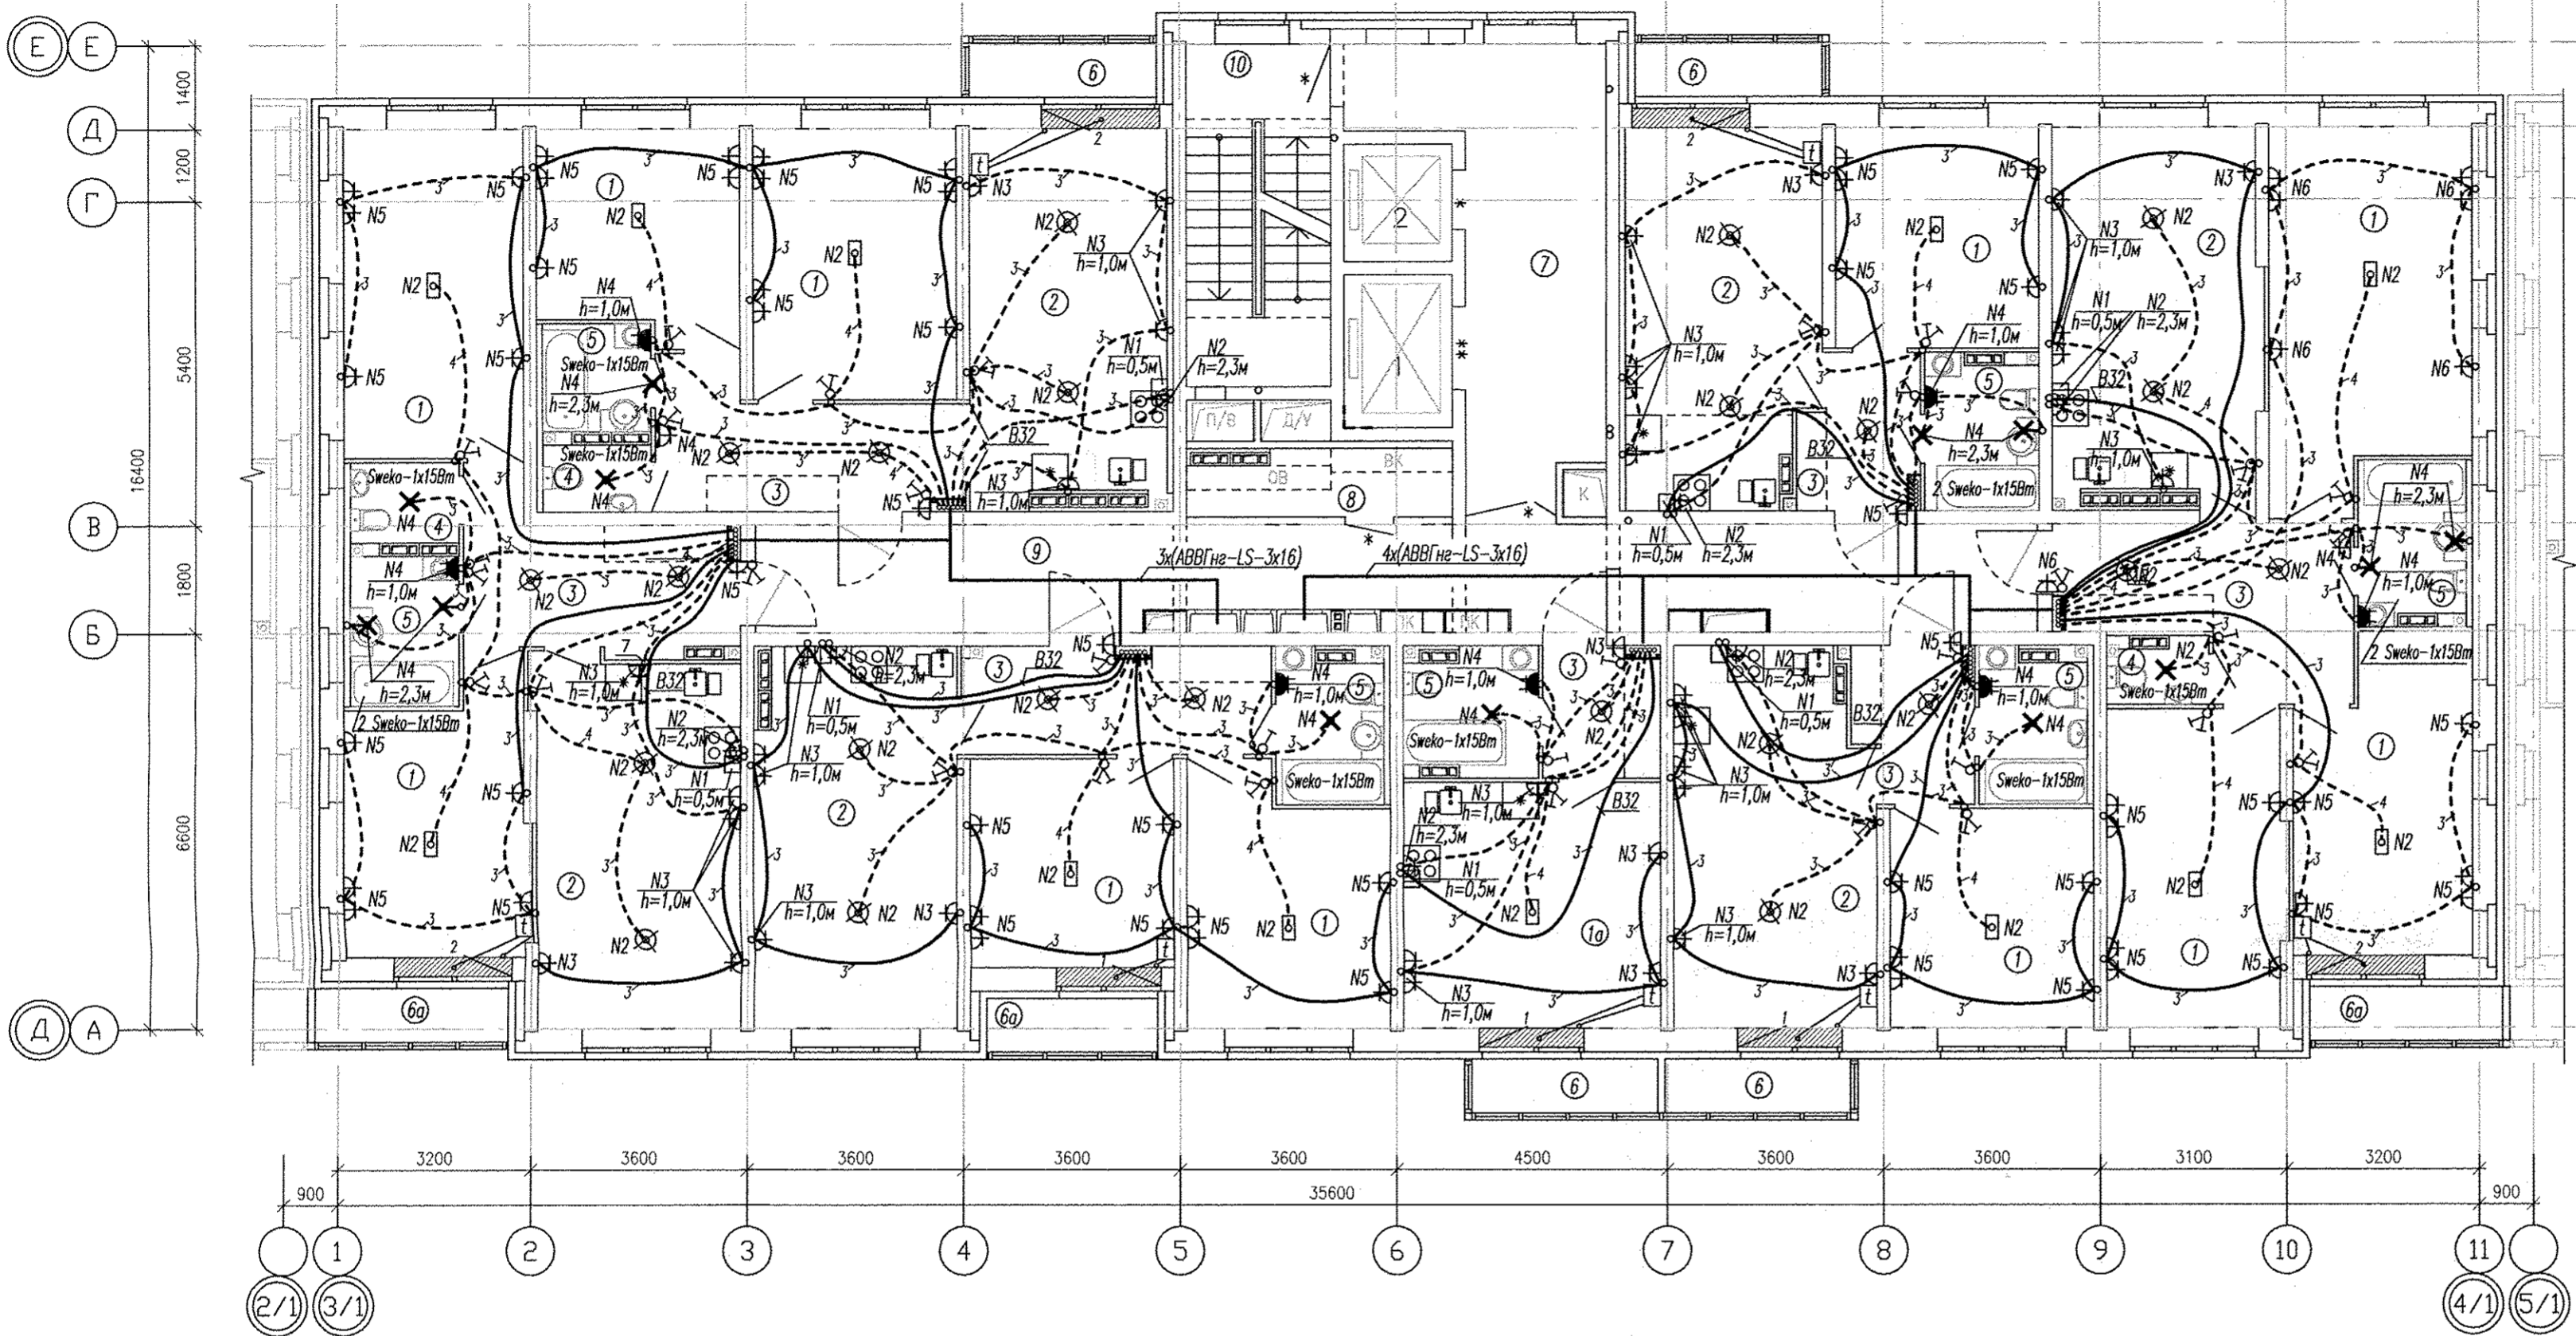


Условные обозначения:

□ - подключение эл. плиты (коробка с клемником).

Примечание:


- Нагревательные секции укладывать в стяжку пола в местах указанных на схеме при соблюдении размеров. Шаг укладки 0.07м.
- Монтажные провода нагревательных секций и датчиков температуры пола прокладывать в соответствующих заводских трубах в стяжке пола и по стенам в штробах.
- Датчики температуры пола устанавливать в указанных местах. Датчики температуры пола устанавливать согласно инструкции по установке "Теплого пола".

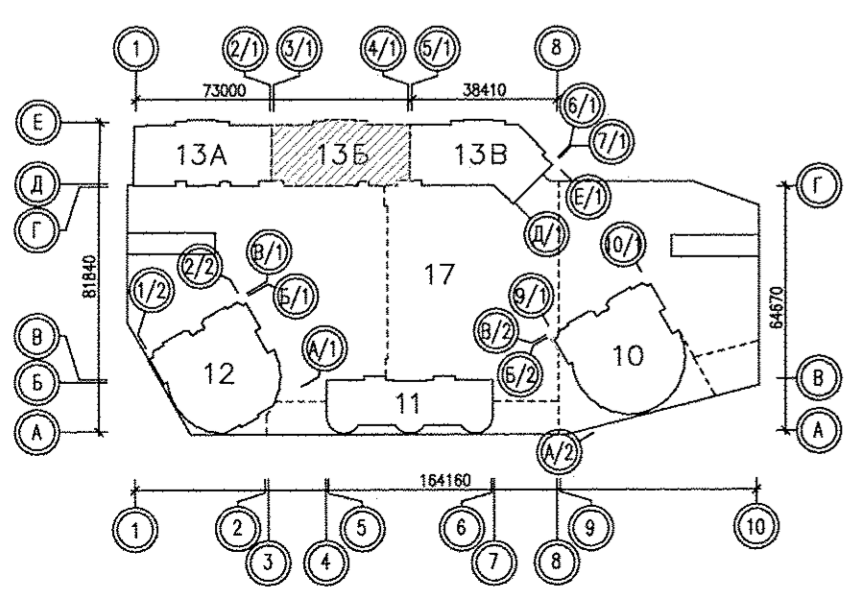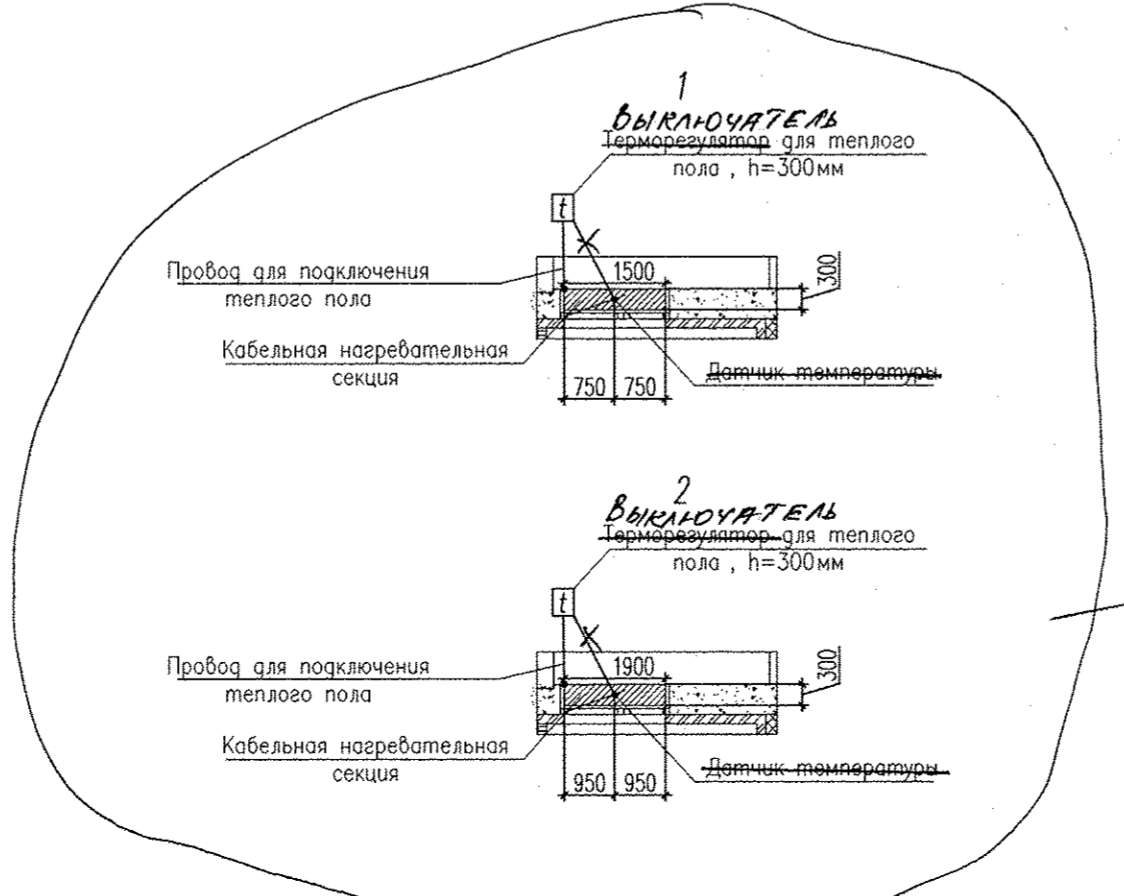

АПУ.052-013Б-ЭЛ					Застройка по ул.Просторной - Павлодарской в Чкаловском районе г.Екатеринбурга (участок N2). Жилые дома со встроенно-пристроенными помещениями общественного назначения, трансформаторной подстанцией и подземной автостоянкой.			
1, 2	18.19	25.19			1 этап строительства 18-этажного жилого дом. Блок-секция 13Б	Стадия	Лист	Листов
Изм.	Кол.уч.	Лист	N док.	Подпись	Дата	Р	25	
Разработал	Киселева				01.19			
Проверил	Кокоулин				01.19			
Гл. спец.	Бодрова				01.19			
Н. контр.	Кокоулин				01.19			
План 4-6 этажей Расположение электрических сетей квартир						АО КОРПОРАЦИЯ <b>АТОМСТРОЙКОМПЛЕКС</b>		

01.19	01.19	01.19	01.19	01.19
Барашкова	Барашкова	Барашкова	Барашкова	Барашкова
Бушуева	Пошева	Алексеевко		
АВ	ОВ	ВК		
Взам. инж.Н				
Подпись и дата				
Инж.Н подг.				

Номер помещения	Наименование	Площадь, м2	Кат. помещения
ПОМЕЩЕНИЯ КВАРТИР			
1	Жилая комната	464.08	
1а	Общая жилая комната с зоной кухни	59.46	
2	Кухня	358.89	
3	Прихожая	162.42	
4	Санузел	16.52	
5	Ванная	83.25	
6	Балкон	22.11	
6а	Лоджия	18.90	
Итого:		1185.63	
ОБЩЕДОМОВЫЕ ПОМЕЩЕНИЯ			
7	Лифтовой холл	59.11	
8	Техническое помещение	16.26	
9	Коридор	108.64	
10	Лестничная клетка	39.87	
Итого:		223.88	


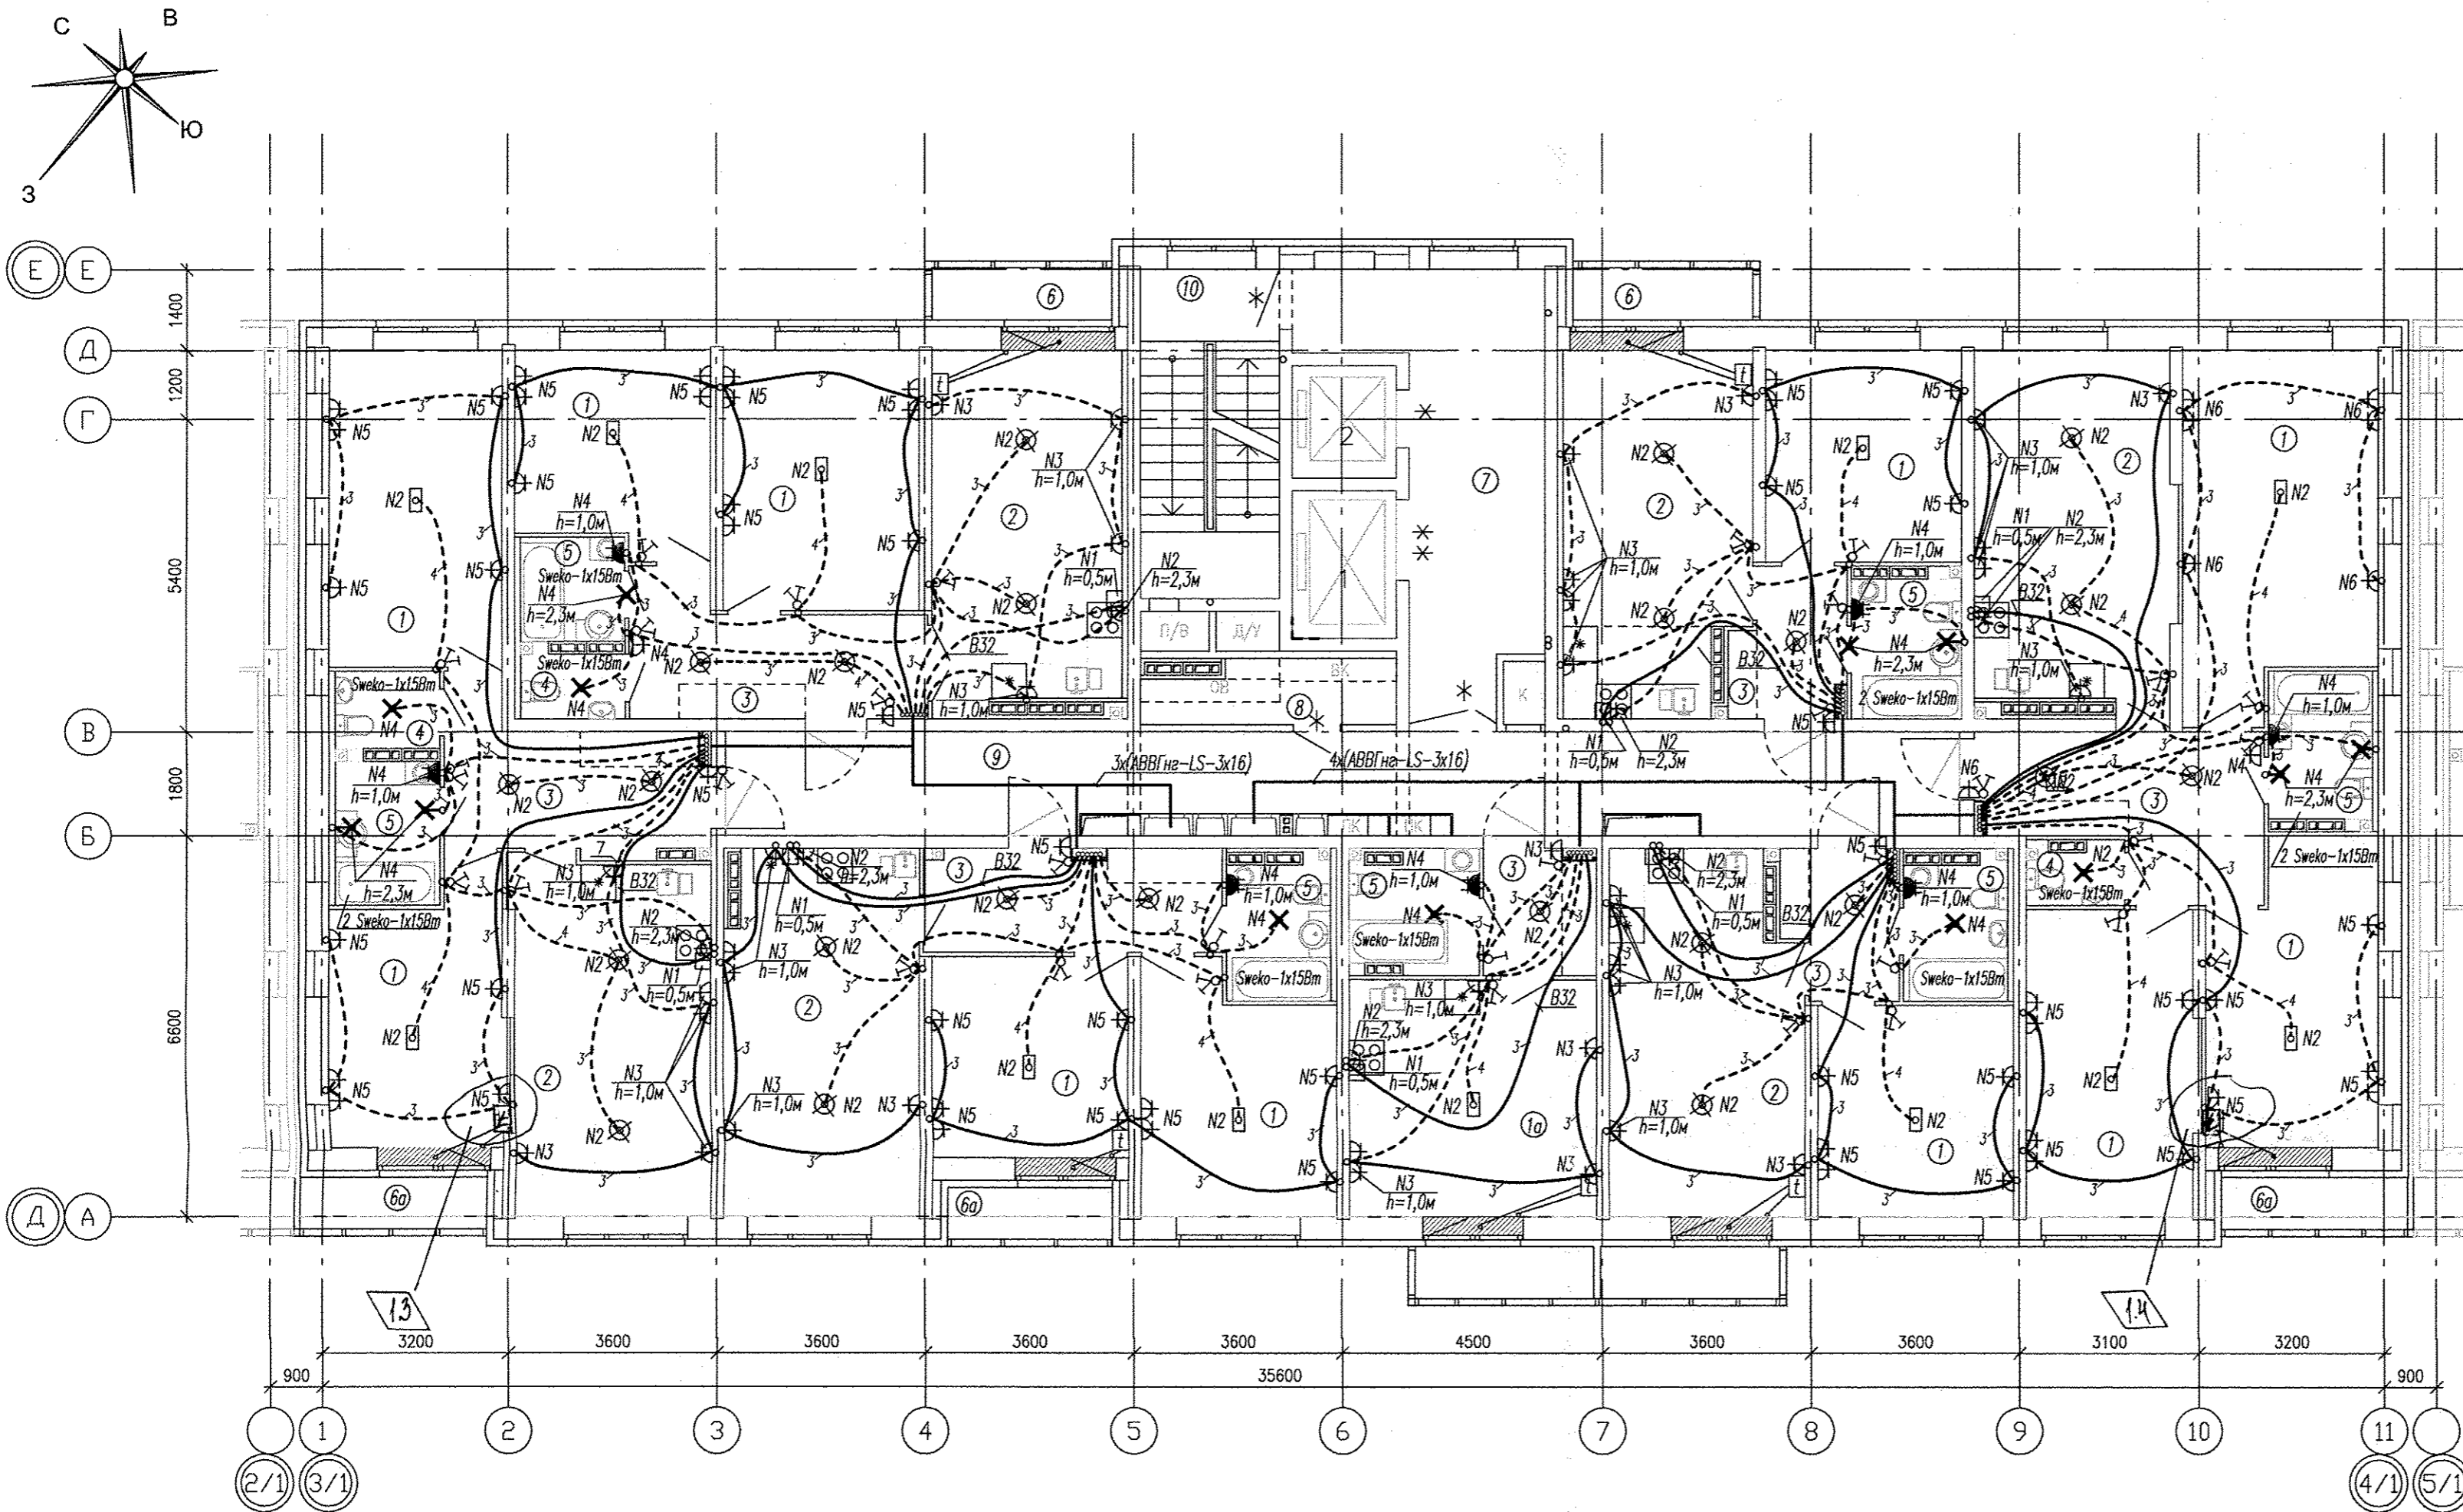


Условные обозначения:

□ - подключение эл. плиты (коробка с клемником).

Примечание:


- Нагревательные секции укладывать в стяжку пола в местах указанных на схеме при соблюдении размеров. Шаг укладки 0.07м.
- Монтажные провода нагревательных секций и датчиков температуры пола прокладывать в соответствующих закладных трубах в стяжке пола и по стенам в штробах.
- Датчики температуры пола устанавливать в указанных местах. Датчики температуры пола устанавливать согласно инструкции по установке "Теплого пола".

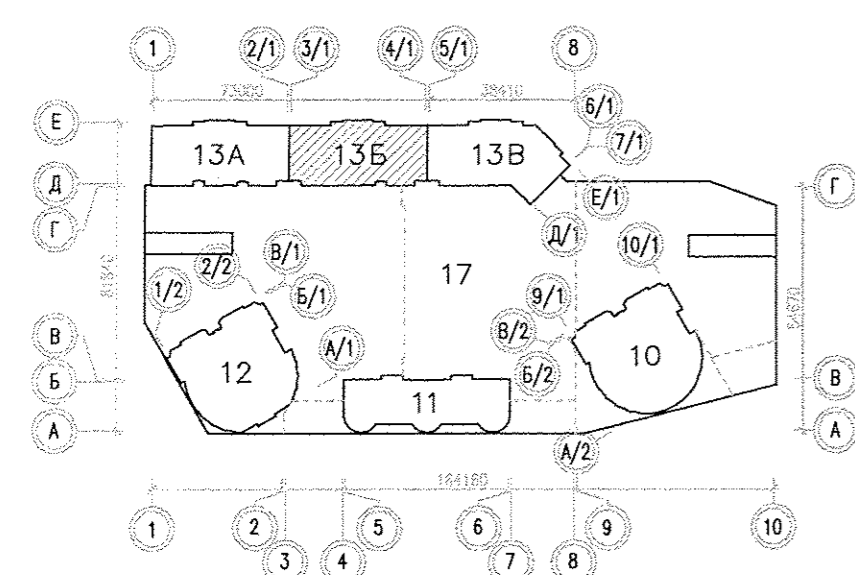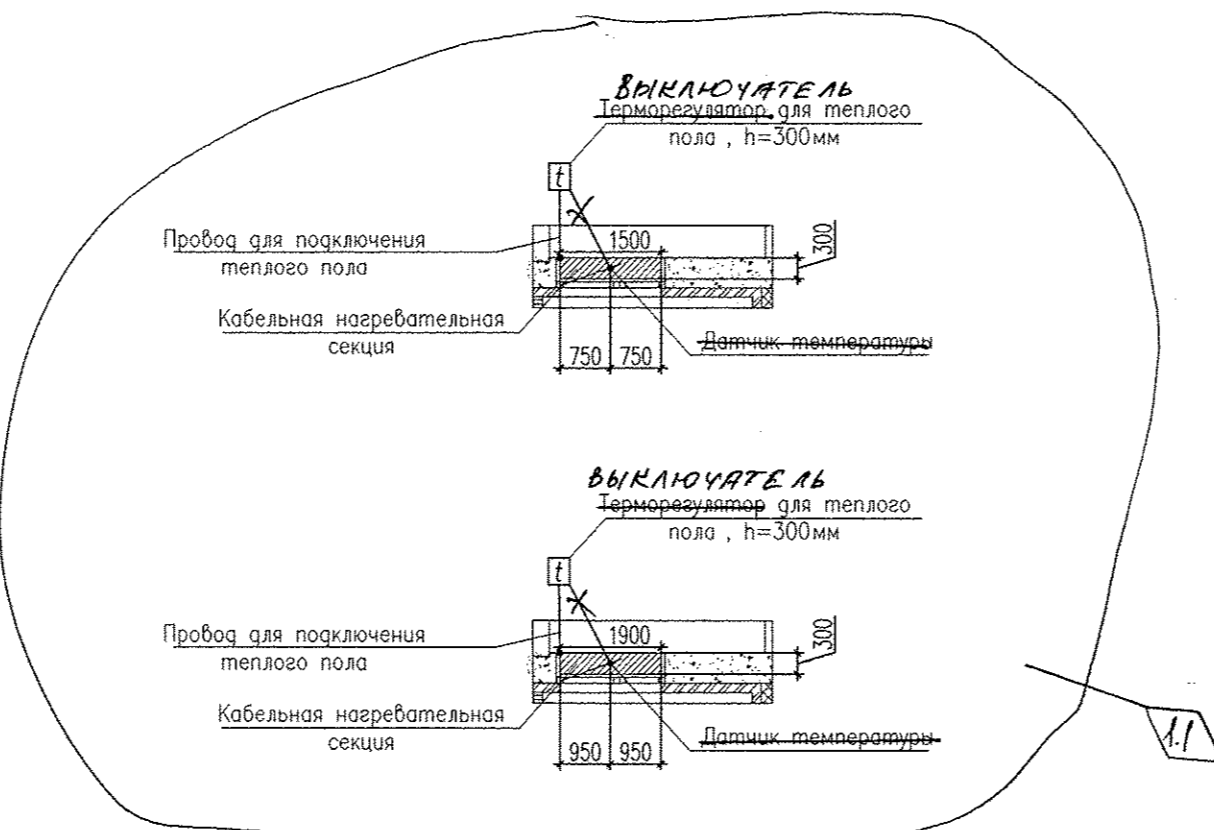

АПУ.052-0135-ЭЛ			
Застройка по ул.Просторной - Павлодарской в Чкаловском районе г.Екатеринбурга (участок N2). Жилые дома со встроенно-пристроенными помещениями общественного назначения, трансформаторной подстанцией и подземной автостоянкой.			
Изм.	Колуч.	Лист	Дата
1	1-9	183	19.05.19
Разработал	Киселева	01.19	
Проверил	Кокоулин	01.19	
Гл. спец.	Бодрова	01.19	
Н. контр.	Кокоулин	01.19	
1 этап строительства 18-этажный жилой дом. Блок-секция 13Б		Стадия	Лист
План 7-8 этажей Расположение электрических сетей квартир.		Р	26
АО КОРПОРАЦИЯ АТОМСТРОЙКОМПЛЕКС			

01.19  
 Бушуева  
 АР  
 Взам. инв. N  
 Подпись и дата  
 Инв. N подл.

Номер помещения	Наименование	Площадь, м <sup>2</sup>	Кат. помещения
ПОМЕЩЕНИЯ КВАРТИР			
1	Жилая комната	464.08	
1а	Общая жилая комната с зоной кухни	59.46	
2	Кухня	358.89	
3	Прихожая	162.42	
4	Санузел	16.52	
5	Ванная	83.25	
6	Балкон	22.11	
6а	Лоджия	18.90	
Итого:		1185.63	
ОБЩЕДОМОВЫЕ ПОМЕЩЕНИЯ			
7	Лифтовой холл	59.11	
8	Техническое помещение	16.26	
9	Коридор	108.64	
10	Лестничная клетка	39.87	
Итого:		223.88	


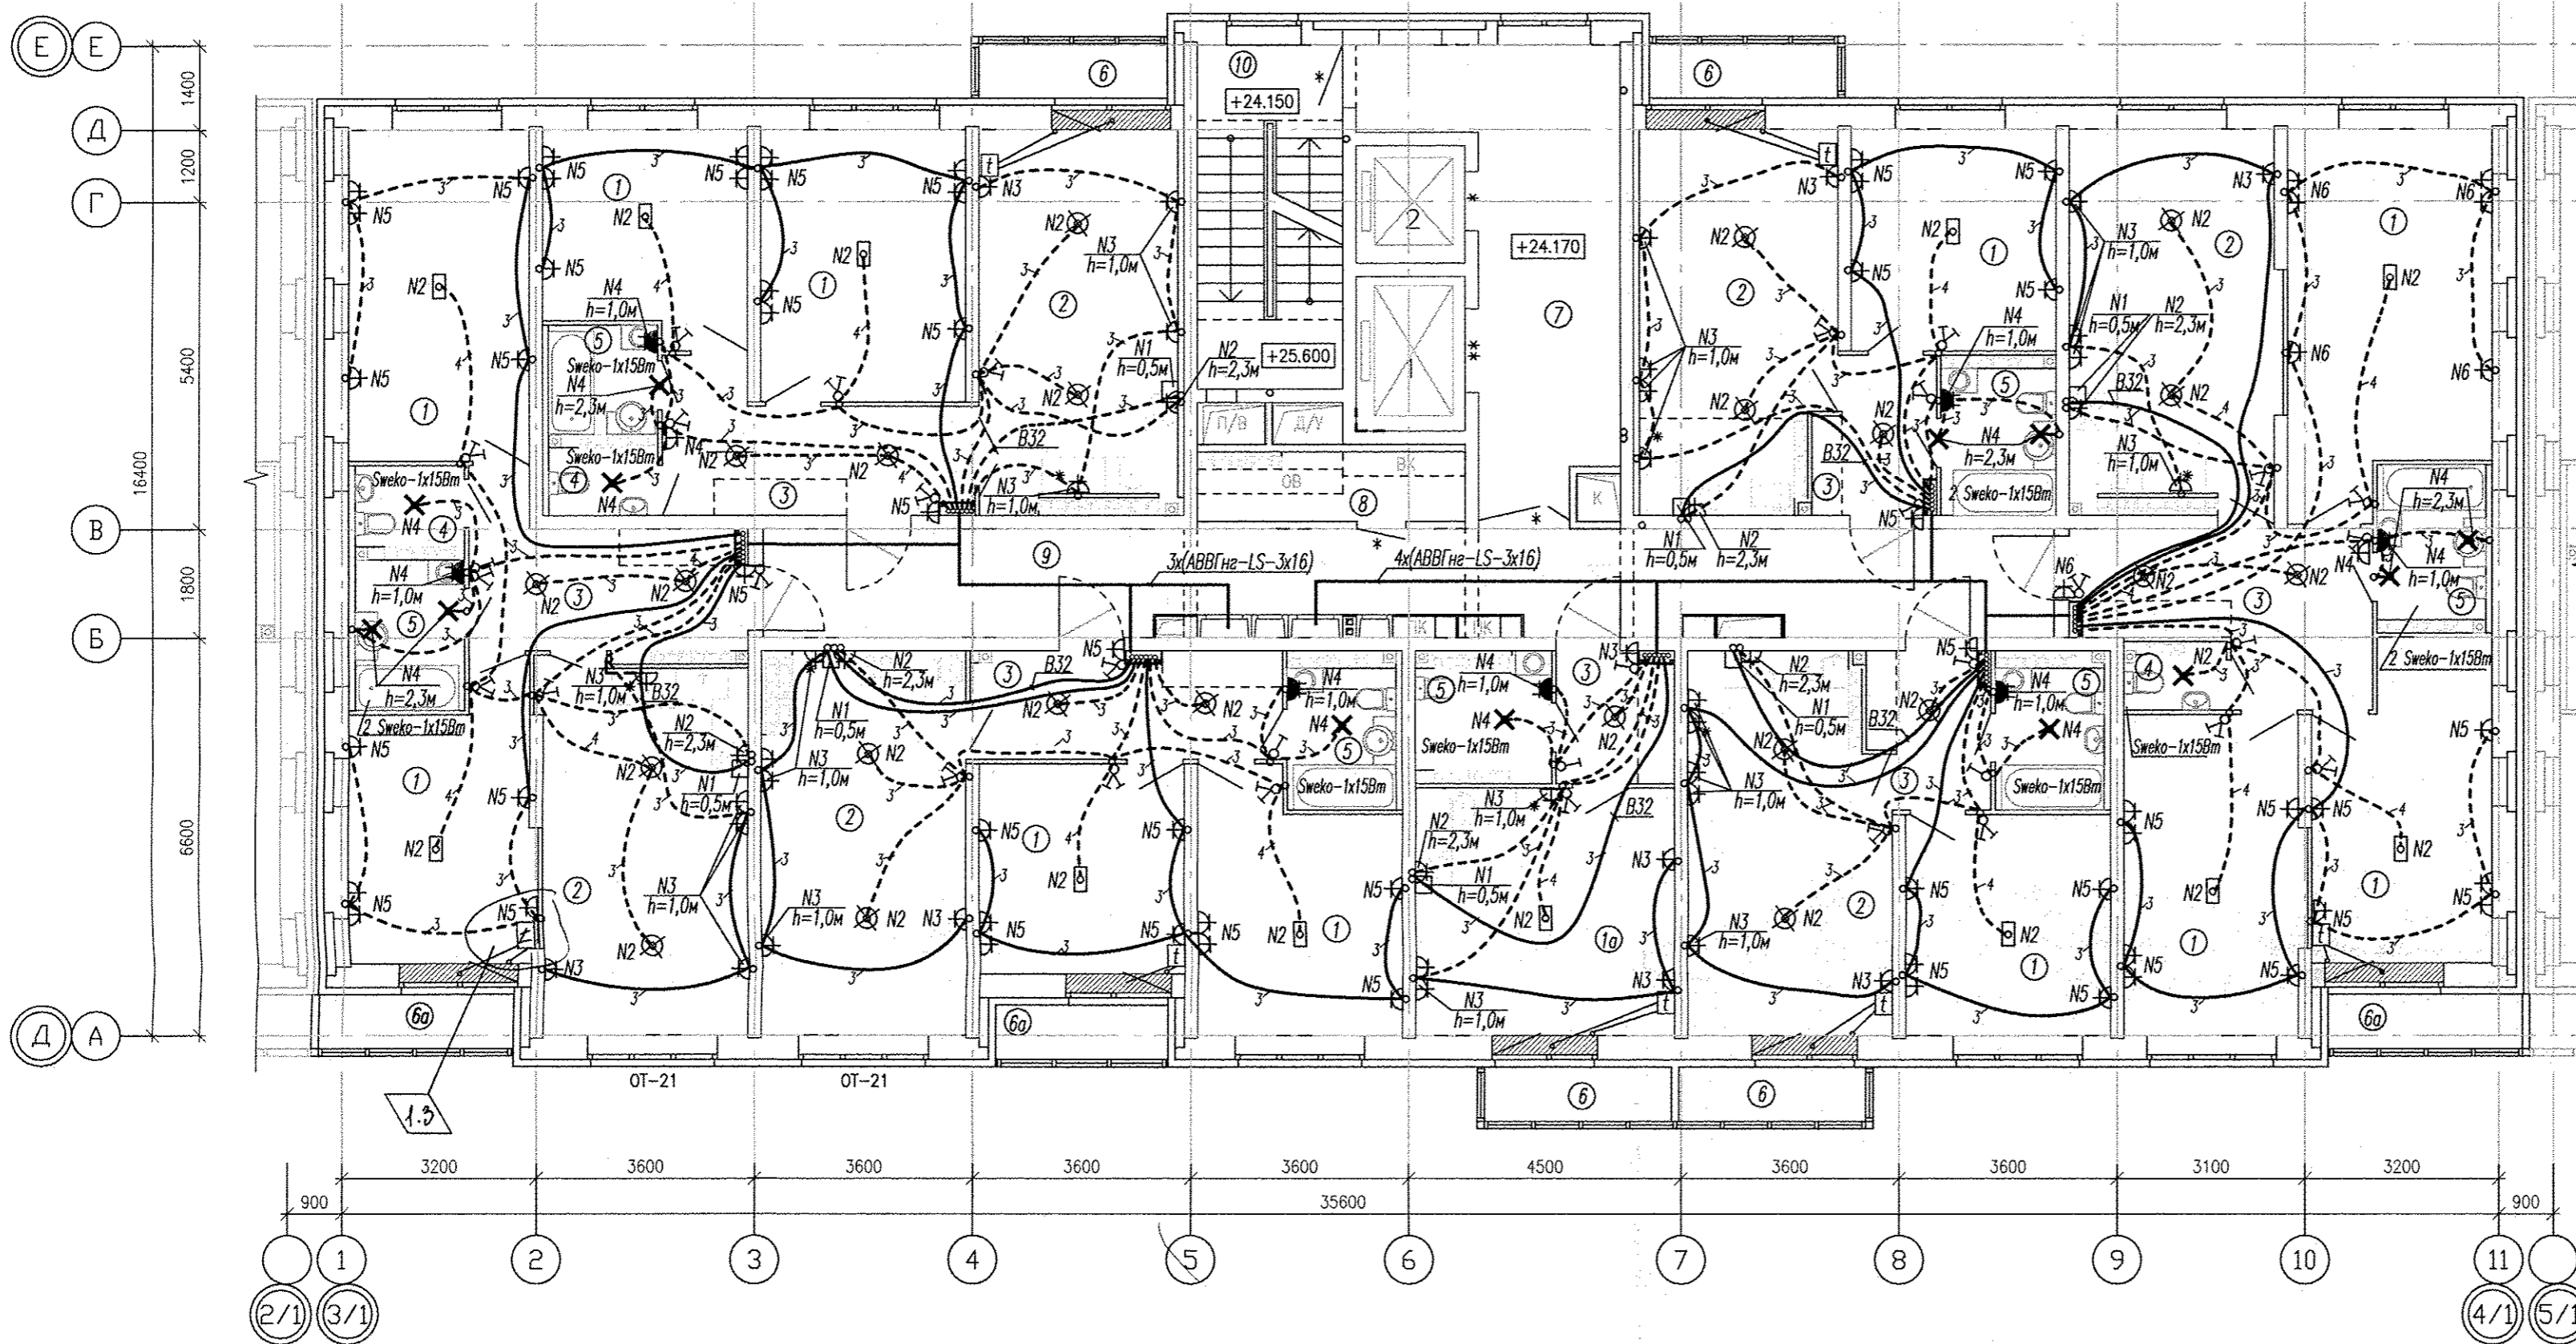


Условные обозначения:

□ - подключение эл. плиты (коробка с клемником).

Примечание:

1. Нагревательные секции укладывать в стяжку пола в местах указанных на схеме при соблюдении размеров. Шаг укладки 0,07м.
2. Монтажные провода нагревательных секций и датчиков температуры пола прокладывать в соответствующих закладных трубах в стяжке пола и по стенам в штробах **ВЫКЛЮЧАТЕЛЬ ТЕПЛОГО ПОЛА**.
3. Датчики температуры пола устанавливать в указанных местах. Датчики температуры пола устанавливать согласно инструкции по установке "Теплого пола".

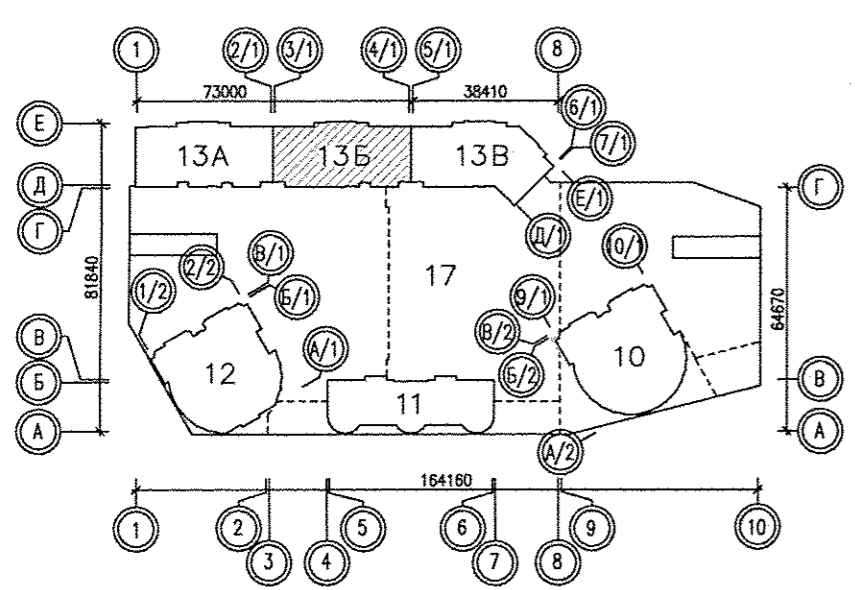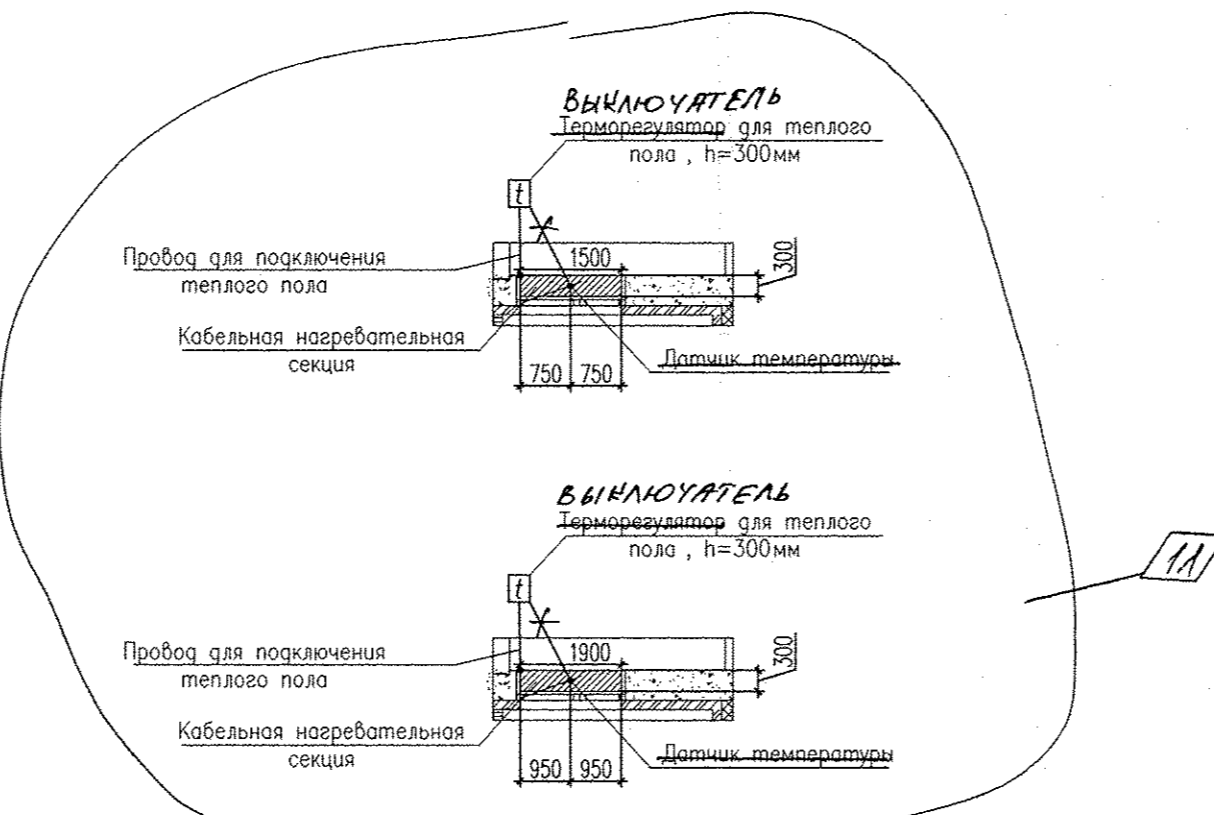


01.19	Барашкова	01.19	
01.19	Барашкина	01.19	
01.19	Бушуева	01.19	
01.19	Пашева	01.19	
01.19	Алексеево	01.19	
01.19	Ваш. инж.Н	01.19	
01.19	Поприус и гато	01.19	
01.19	Инж.Н погр.	01.19	

АПУ.052-013Б-ЭЛ			
Застройка по ул.Просторной - Павлодарской в Чкаловском районе г.Екатеринбурга (участок N2). Жилые дома со встроенно-пристроенными помещениями общественного назначения, трансформаторной подстанцией и подземной автостоянкой.			
Изм.	Кол.уч.	Лист N док.	Подпись Дата
Разработал	Киселева		01.19
Проверил	Кокоулин		01.19
Гл. спец.	Богрова		01.19
Н. контр.	Кокоулин		01.19
1 этап строительства 18-этажный жилой дом. Блок-секция 13Б		Стация	Лист Листов
		Р	27
План 9 этажа Расположение электрических сетей квартир		АО КОРПОРАЦИЯ <b>АТОМСТРОЙКОМПЛЕКС</b>	



ЭКСПЛИКАЦИЯ ПОМЕЩЕНИЙ

Номер помещения	Наименование	Площадь, м2	Кат. помещения
ПОМЕЩЕНИЯ КВАРТИР			
1	Жилая комната	464.08	
1а	Общая жилая комната с зоной кухни	59.46	
2	Кухня	358.89	
3	Прихожая	162.42	
4	Санузел	16.52	
5	Ванная	83.25	
6	Балкон	22.11	
6а	Лоджия	18.90	
Итого:		1185.63	
ОБЩЕДОМОВЫЕ ПОМЕЩЕНИЯ			
7	Лифтовой холл	59.11	
8	Техническое помещение	16.26	
9	Коридор	108.64	
10	Лестничная клетка	39.87	
Итого:		223.88	

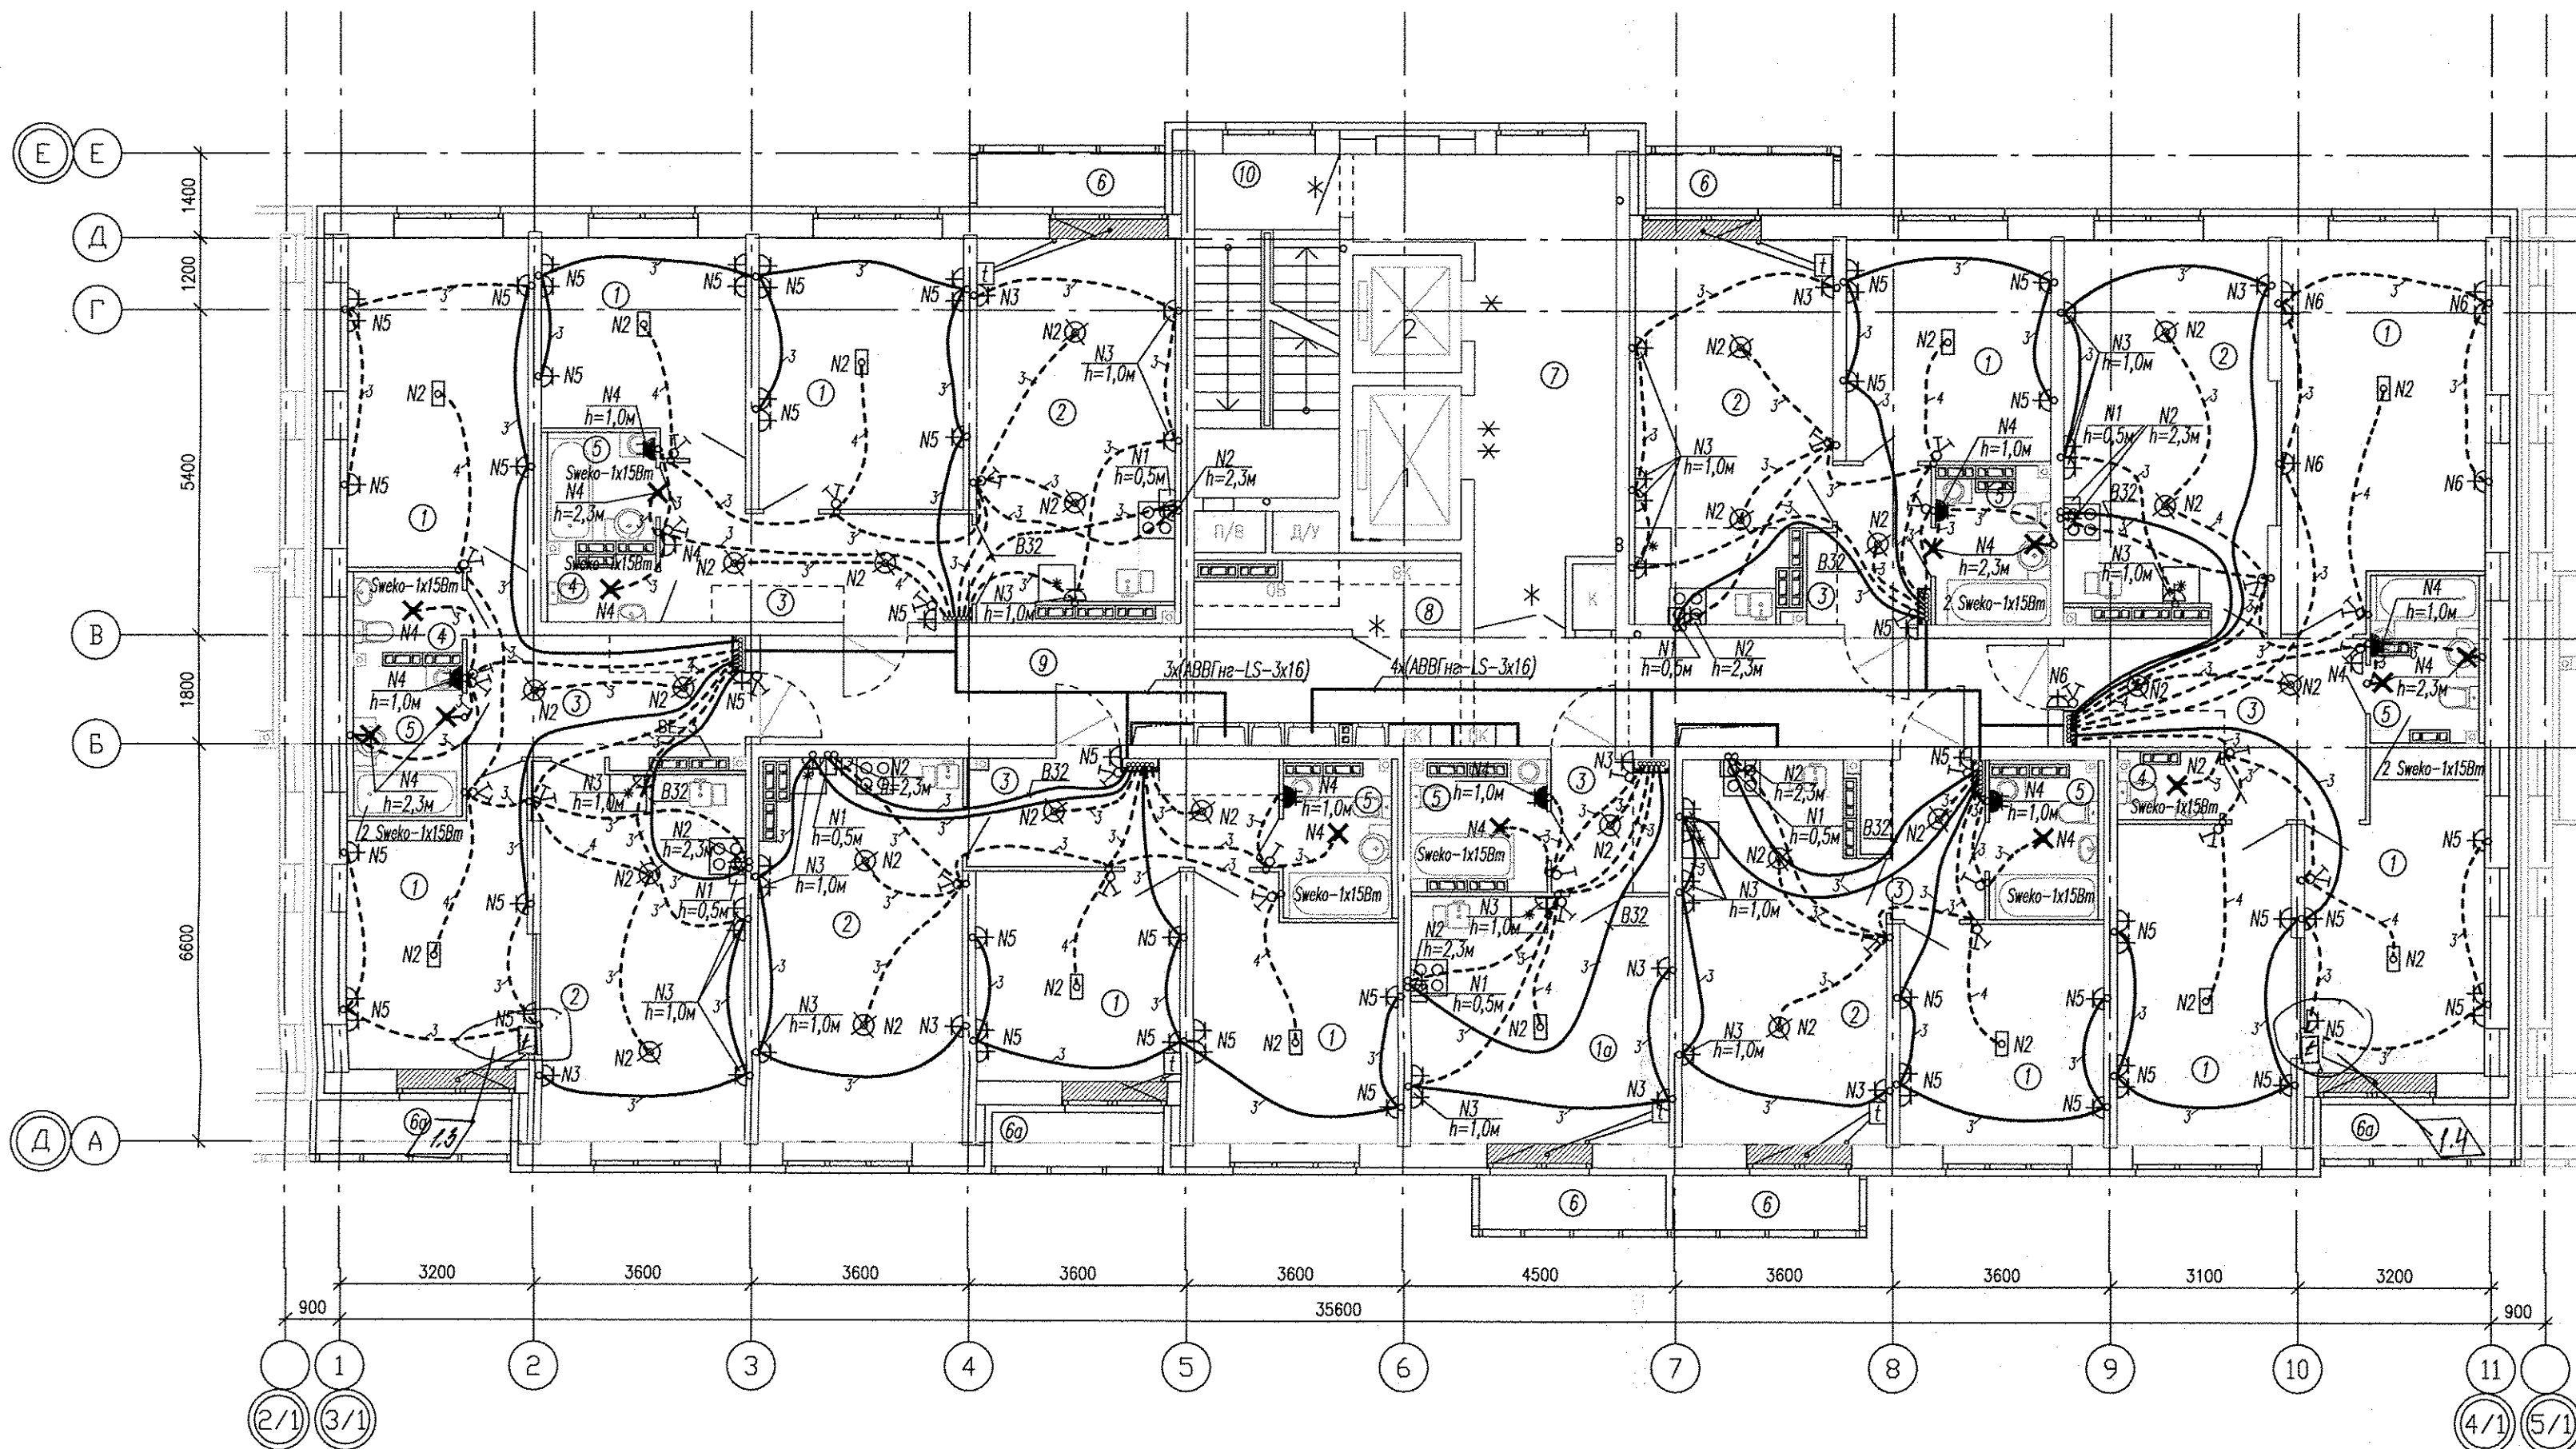

Условные обозначения:  
 □ - подключение эл. плиты (коробка с клеммником).

Примечание:  
 1. Нагревательные секции укладывать в стяжку пола в местах указанных на схеме при соблюдении размеров. Шаг укладки 0,07м.  
 2. Монтажные провода нагревательных секций и датчиков температуры пола - прокладывать в соответствующих закладных трубах в стяжке пола и по стенам в штробы. **ВЫКЛЮЧАТЕЛЬ ТЕПЛОГО ПОЛА**  
 3. Датчики температуры пола устанавливать в указанных местах. Датчики температуры пола устанавливать согласно инструкций по установке "Теплого пола".

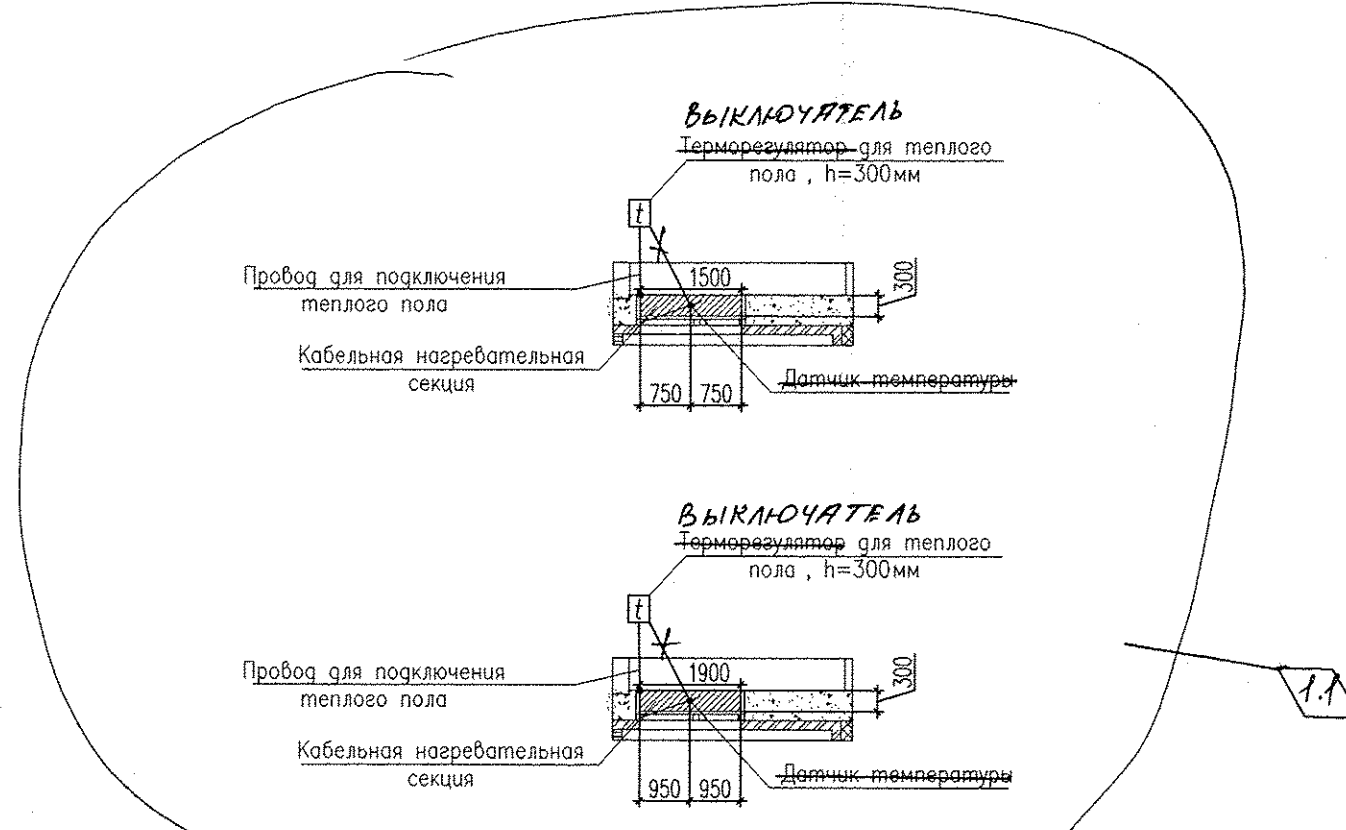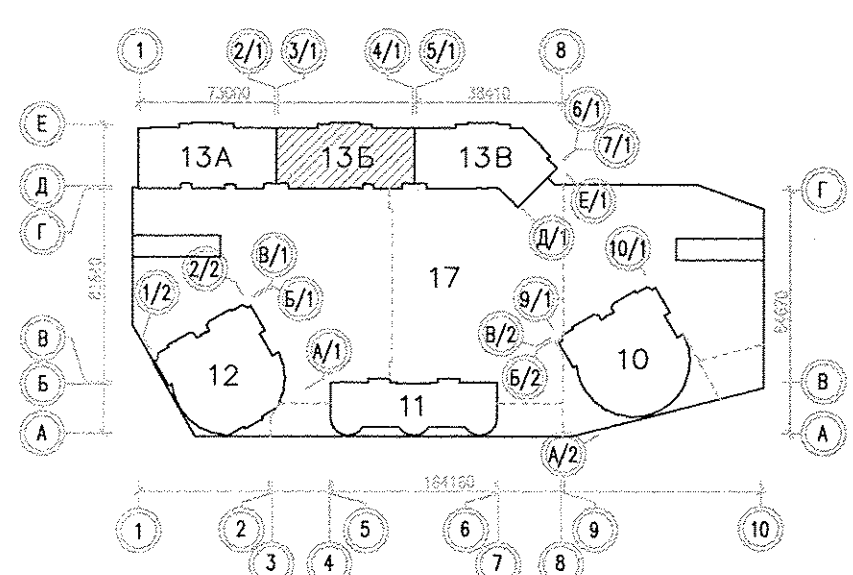


АПУ.052-0135-ЭЛ			
Застройка по ул.Просторной - Павловской в Чкаловском районе			
Екатеринбурга (участок N2). Жилые дома со встроенно-пристроенными помещениями общественного назначения, трансформаторной подстанцией и подземной автостоянкой.			
Изм.	Кол.уч.	Лист N док.	Подпись Дата
1	1-4	183-19	25.19
Разработал	Киселева	01.19	
Проверил	Кокоулин	01.19	
Гл. спец.	Бозрова	01.19	
Н. контр.	Кокоулин	01.19	
1 этап строительства 18-этажного жилого дом. Блок-секция 13Б		Стадия	Лист Листов
		Р	28
План 10 этажа Расположение электрических сетей квартир.		АО КОРПОРАЦИЯ АТОМСТРОЙКОМПЛЕКС	

01.19  
 Бушуева  
 АР  
 Взам. инв.Н  
 Подпись и дата  
 Инв.Н подл.

ЭКСПЛИКАЦИЯ ПОМЕЩЕНИЙ

Номер помещения	Наименование	Площадь, м2	Кат. помещения
ПОМЕЩЕНИЯ КВАРТИР			
1	Жилая комната	464.08	
1а	Общая жилая комната с зоной кухни	59.46	
2	Кухня	358.89	
3	Прихожая	162.42	
4	Санузел	16.52	
5	Ванная	83.25	
6	Балкон	22.11	
6а	Лоджия	18.90	
Итого:		1185.63	
ОБЩЕДОМОВЫЕ ПОМЕЩЕНИЯ			
7	Лифтовой холл	59.11	
8	Техническое помещение	16.26	
9	Коридор	108.64	
10	Лестничная клетка	39.87	
Итого:		223.88	


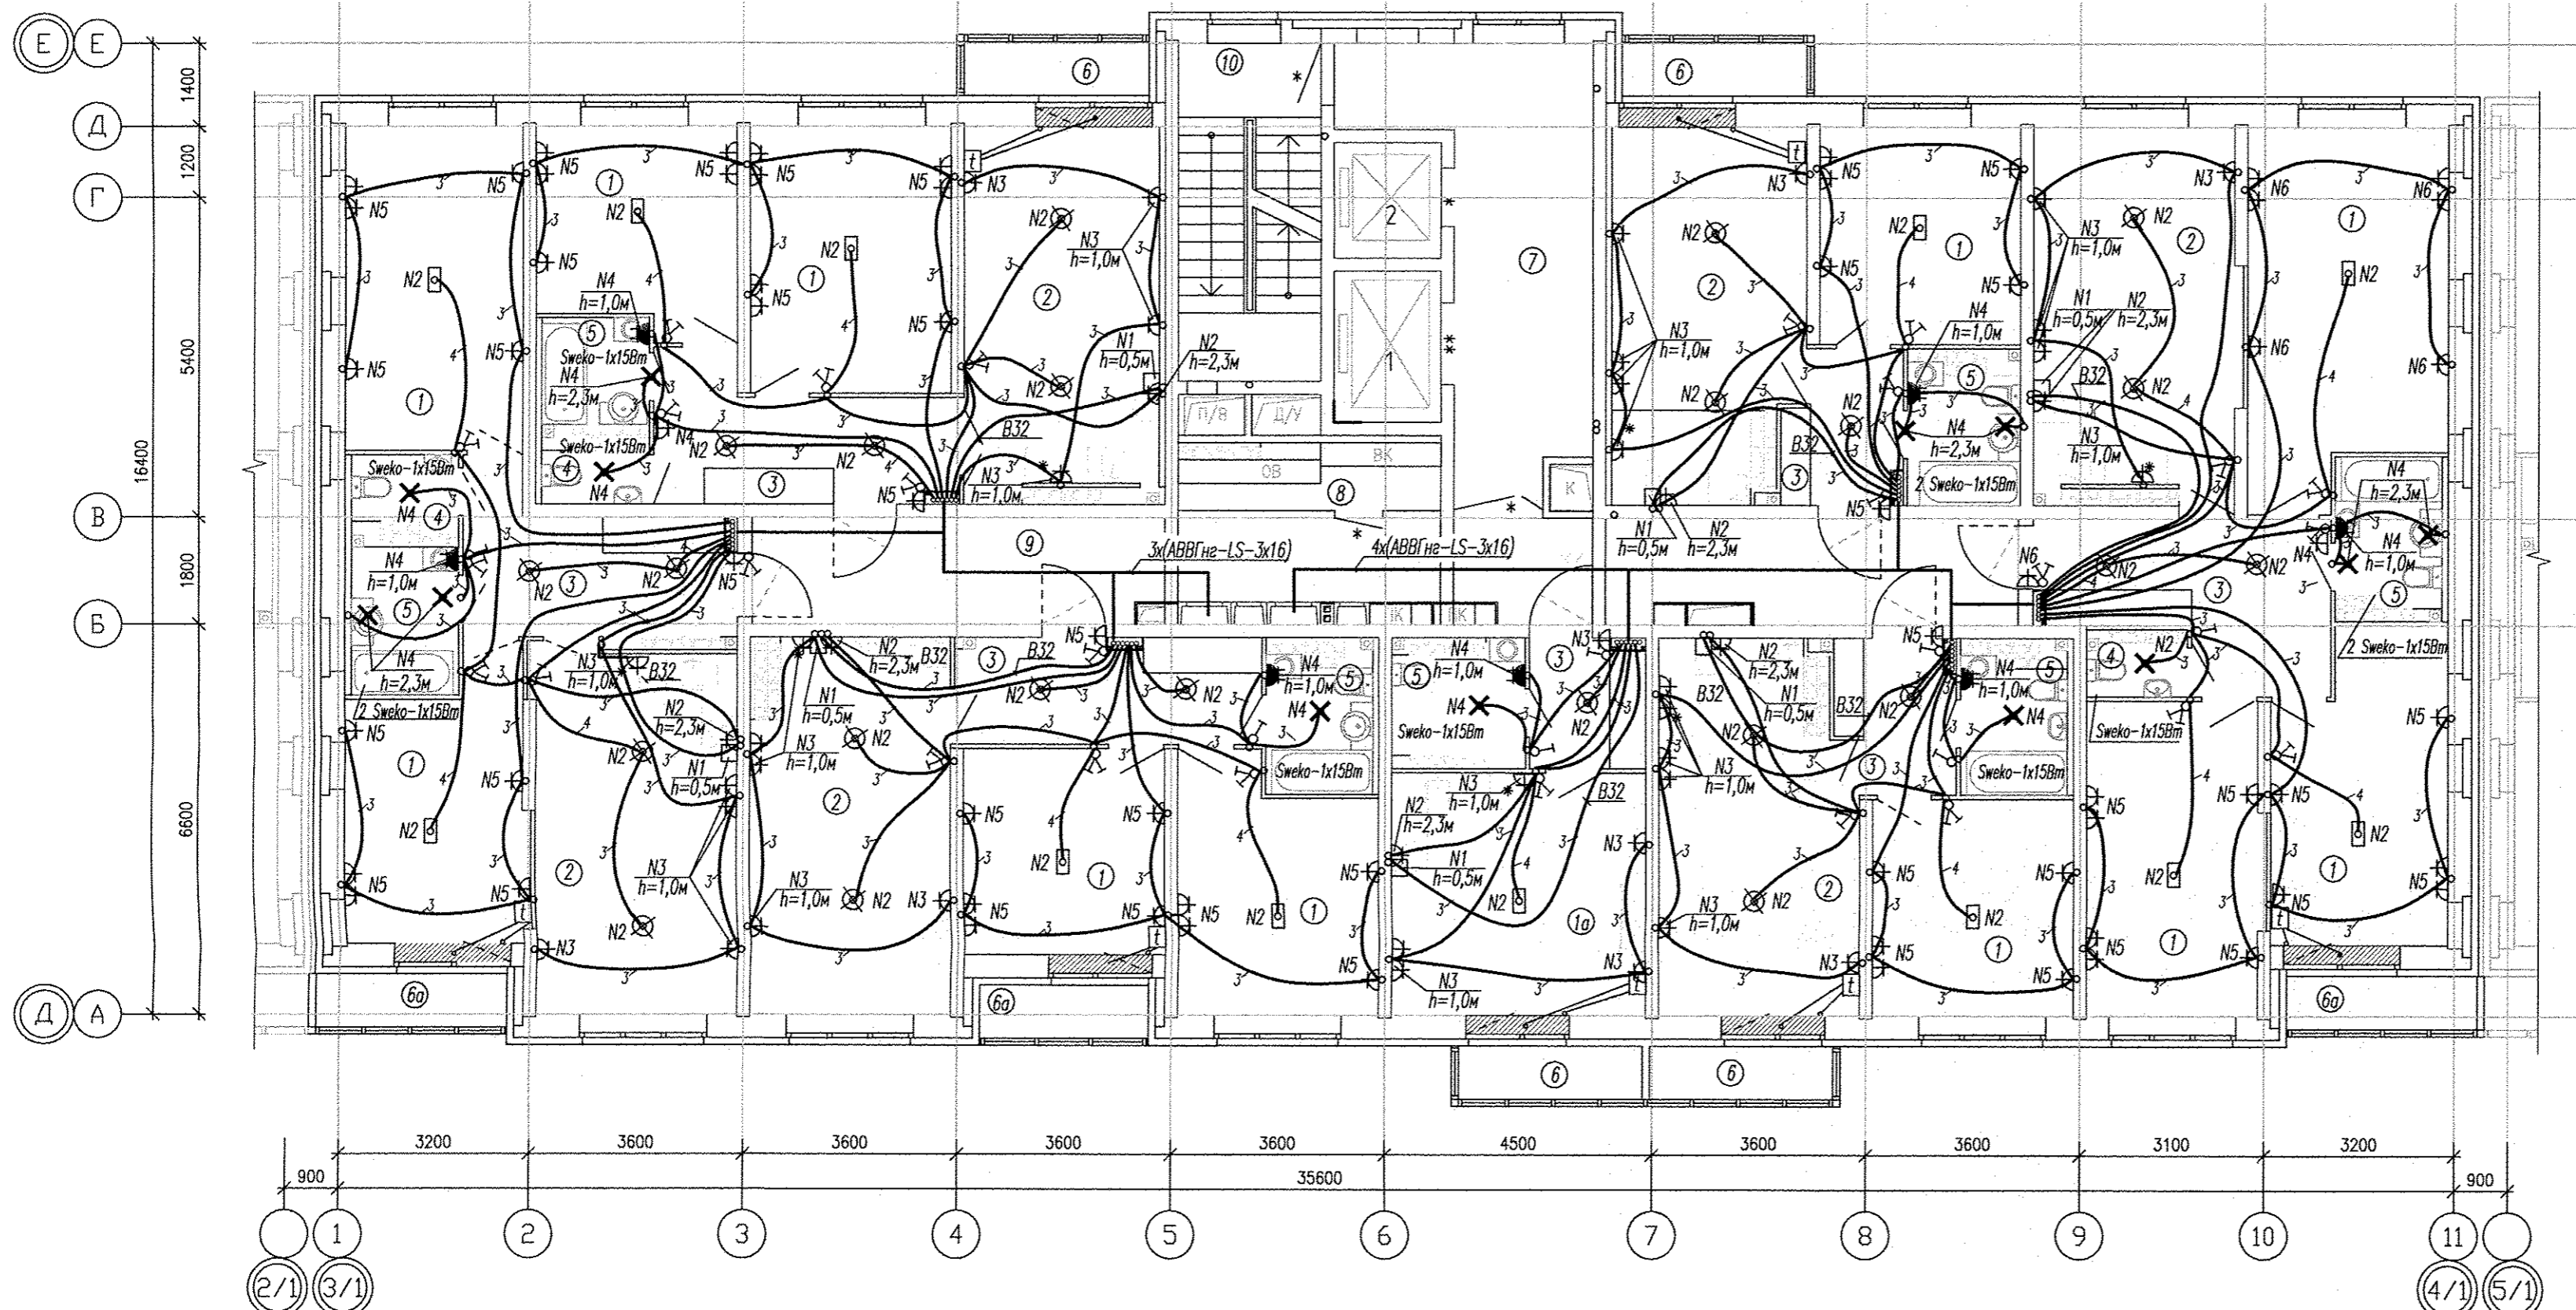


Условные обозначения:

□ - подключение эл. плиты (коробка с клеммником).

Примечание:

1. Нагревательные секции укладывать в стяжку пола в местах указанных на схеме при соблюдении размеров. Шаг укладки 0,07м.
2. Монтажные провода нагревательных секций теплого пола прокладывать в соответствующих закладных трубах в стяжке пола и по стенам в штробах.
3. Выключатель теплого пола устанавливать в указанных местах.
4. Данное примечание аналогично для 14-18 этажей.

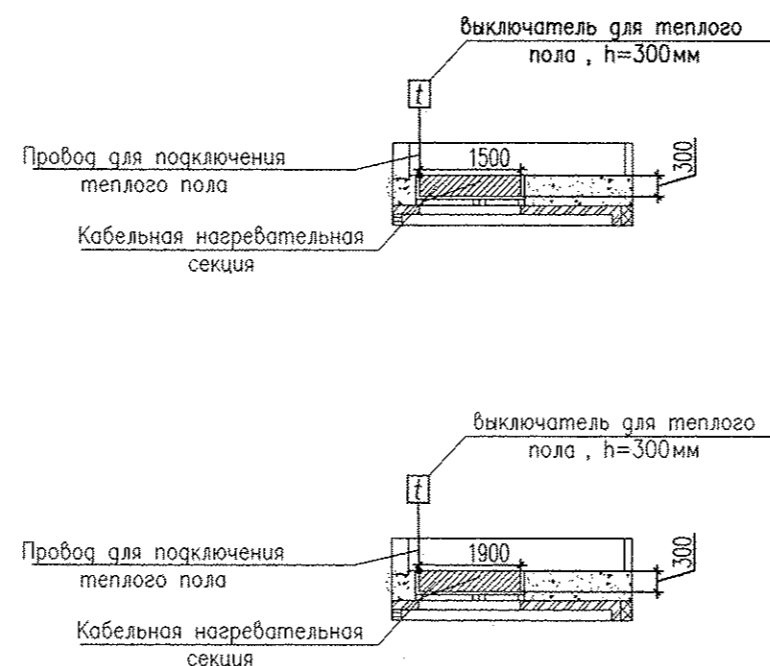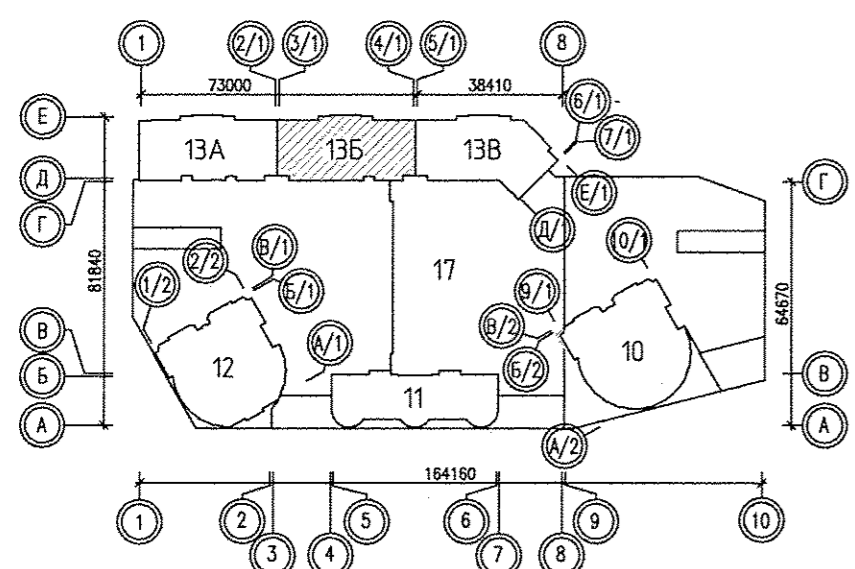


		АПУ.052-013Б-ЭЛ		
1	Зам.	183-19	05.19	Дата
Изм.	Кол.уч.	Лист N док.	Подпись	Дата
Разработал	Киселева	01.19		
Проверил	Кокоулин	01.19		
Гл. спец.	Бадрова	01.19		
Н. контр.	Кокоулин	01.19		
1 этап строительства 18-этажного жилого дом. Блок-секция 13Б		Стадия	Лист	Листов
План 11-13 этажей Расположение электрических сетей квартир.		Р	29	
		АО КОРПОРАЦИЯ АТОМСТРОЙКОМПЛЕКС		

01.19  
Бушуева  
АР  
Взам. инв.Н  
Подпись и дата  
Инв.Н подл.



ЭКСПЛИКАЦИЯ ПОМЕЩЕНИЙ

Номер помещения	Наименование	Площадь, м <sup>2</sup>	Кат. помещения
ПОМЕЩЕНИЯ КВАРТИР			
1	Жилая комната	464.08	
1а	Общая жилая комната с зоной кухни	59.46	
2	Кухня	358.89	
3	Прихожая	162.42	
4	Санузел	16.52	
5	Ванная	83.25	
6	Балкон	22.11	
6а	Лоджия	18.90	
	Итого:	1185.63	
ОБЩЕДОМОВЫЕ ПОМЕЩЕНИЯ			
7	Лифтовой холл	59.11	
8	Техническое помещение	16.26	
9	Коридор	108.64	
10	Лестничная клетка	39.87	
	Итого:	223.88	

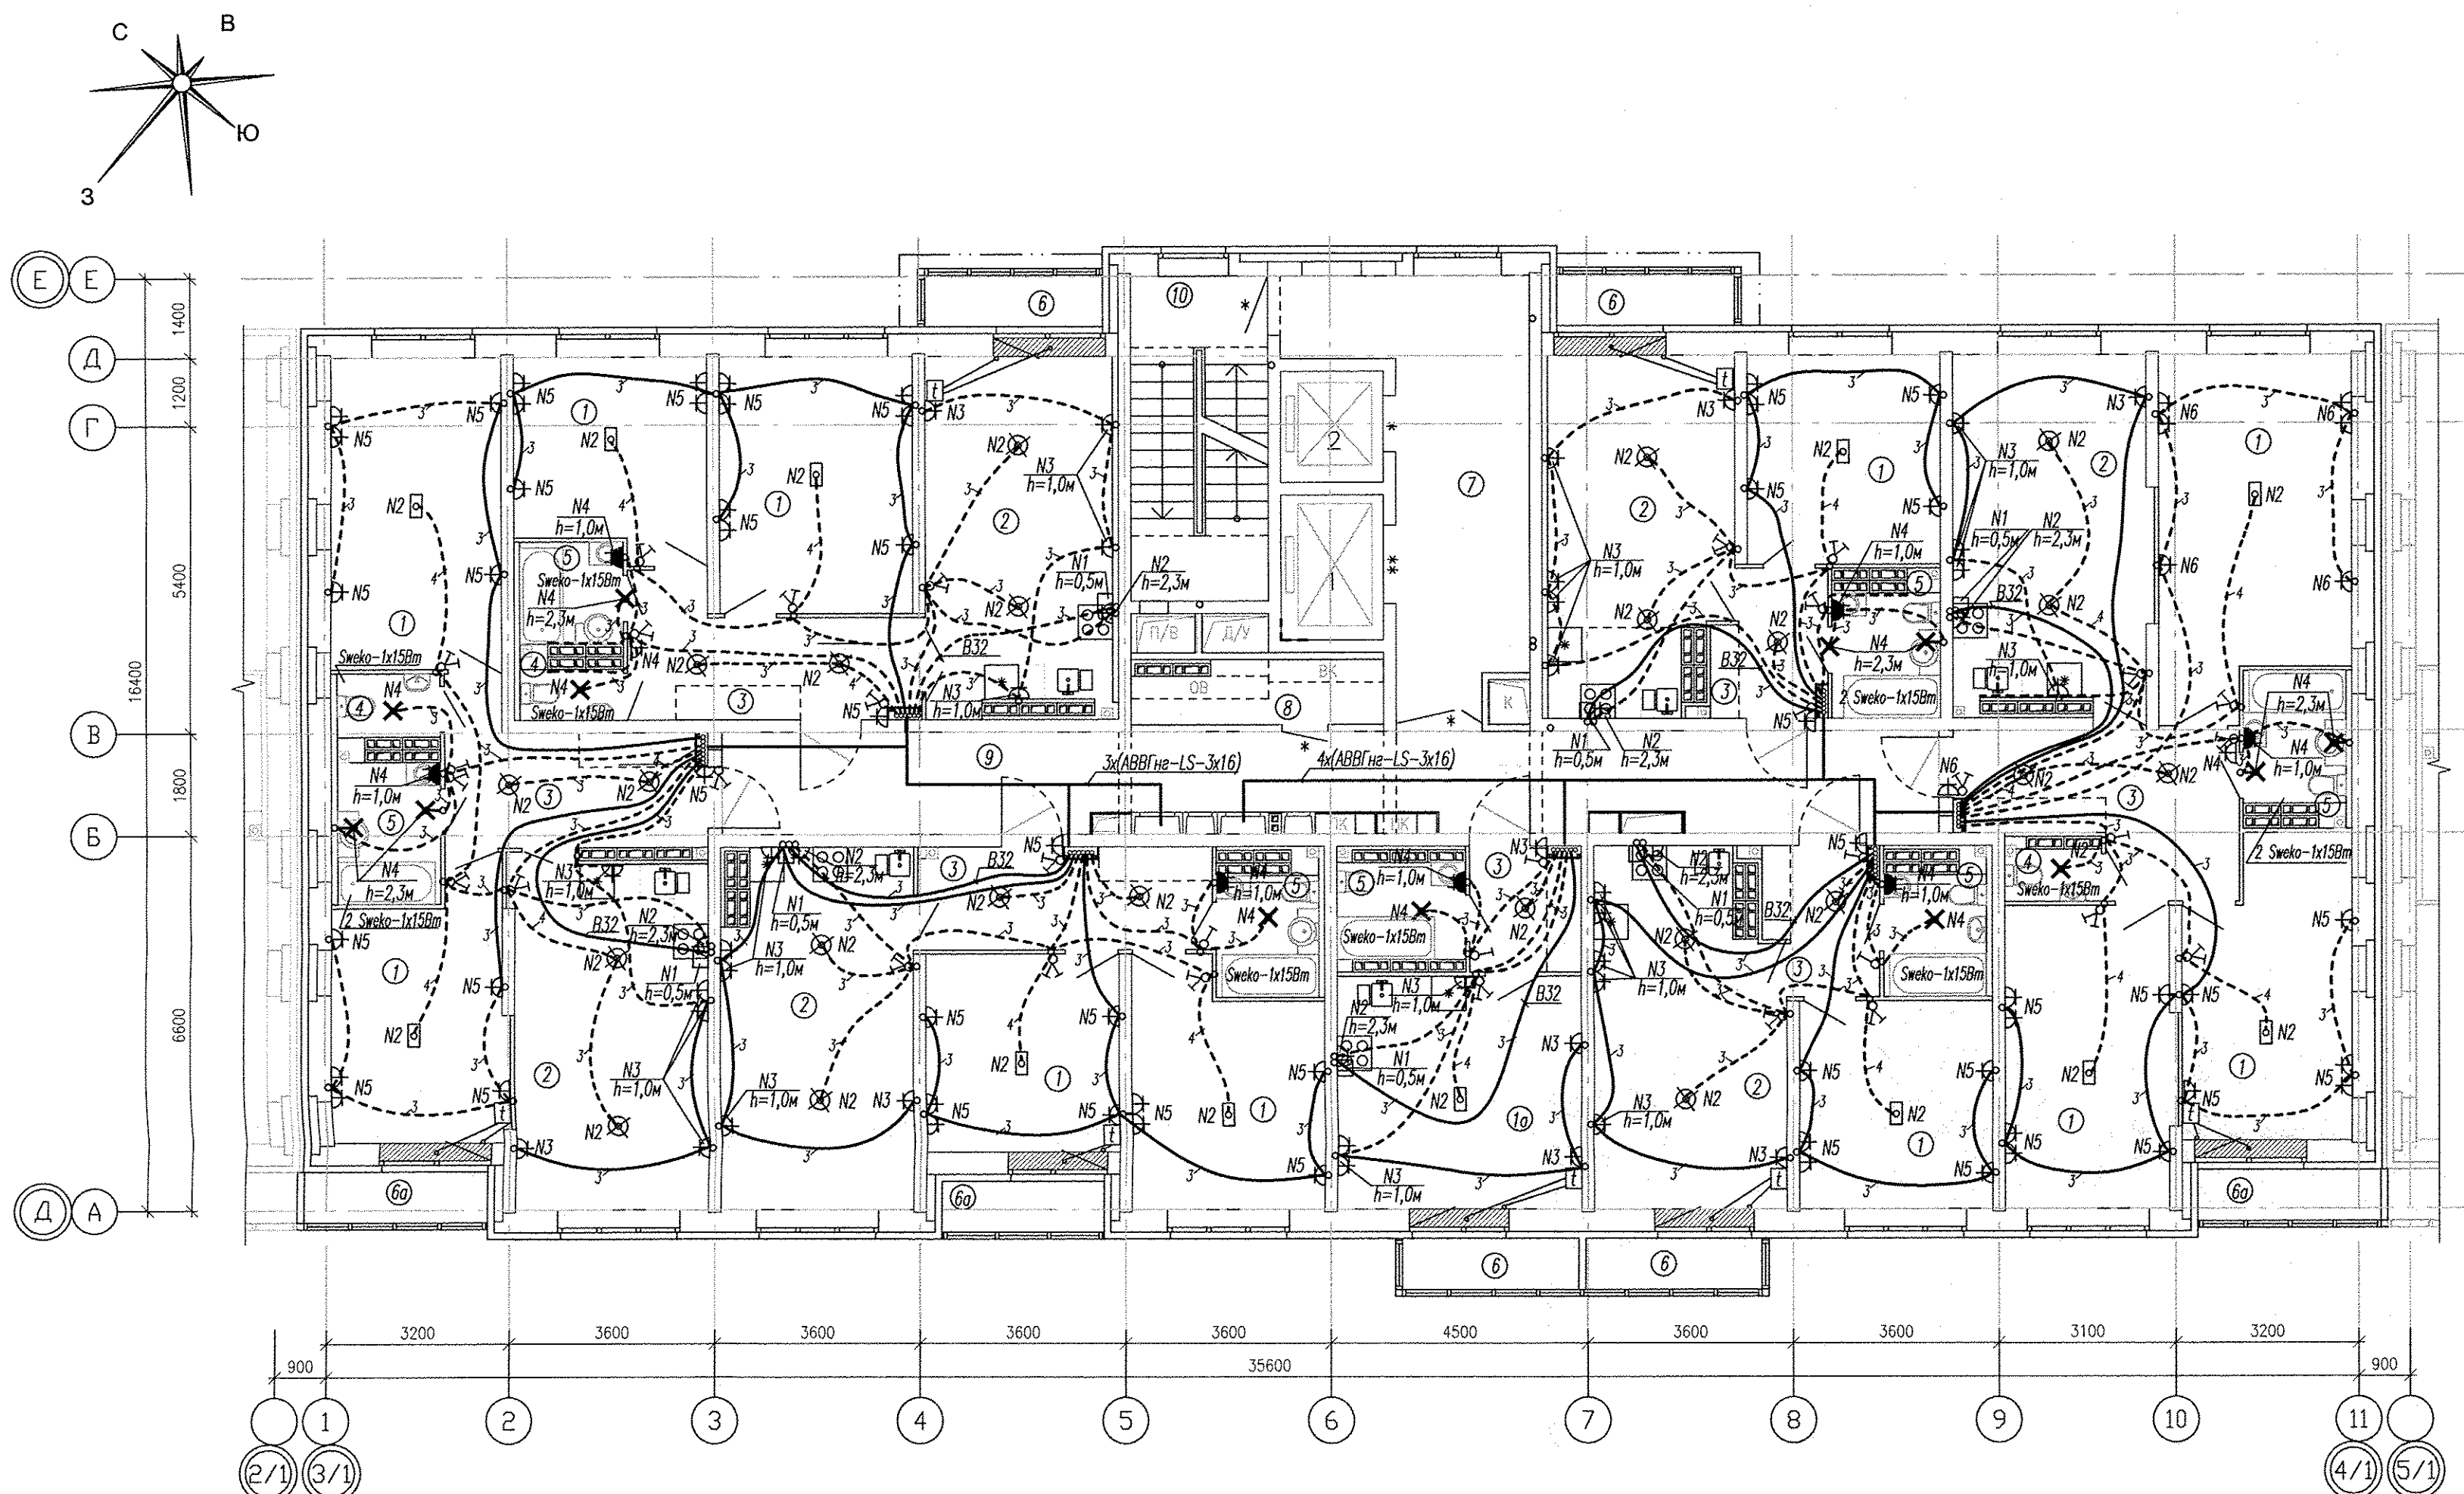



Условные обозначения:

□ - подключение эл. плиты (коробка с клемником).

Примечание:

1. Нагревательные секции укладывать в стяжку пола в местах указанных на схеме при соблюдении размеров. Шаг укладки 0.07м.
2. Монтажные провода нагревательных секций и датчиков температуры пола прокладывать в соответствующих закладных трубах в стяжке пола и по стенам в штрабах.
3. Датчики температуры пола устанавливать в указанных местах. Датчики температуры пола устанавливать согласно инструкции по установке "Теплого пола".


Изм.				Лист N док.				Подпись				Дата			
АПУ.052-0135-ЭЛ															
Застройка по ул.Просторной - Павловарской в Чкаловском районе г.Екатеринбурга (участок N2). Жилые дома со встроенно-пристроенными помещениями общественного назначения, трансформаторной подстанцией и подземной абстоянкой.															
1 этап строительства 18-этажного жилого дом. Блок-секция 13Б												Стадия	Лист	Листов	
План 14-15 этажей Расположение электрических сетей квартир.												Р	30		
АО КОРПОРАЦИЯ АТОМСТРОЙКОМПЛЕКС															

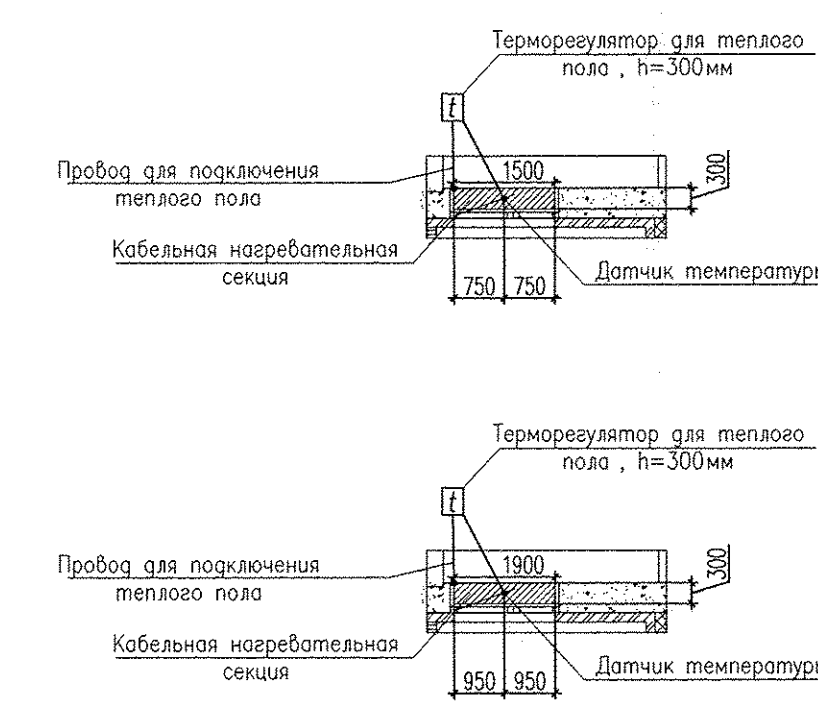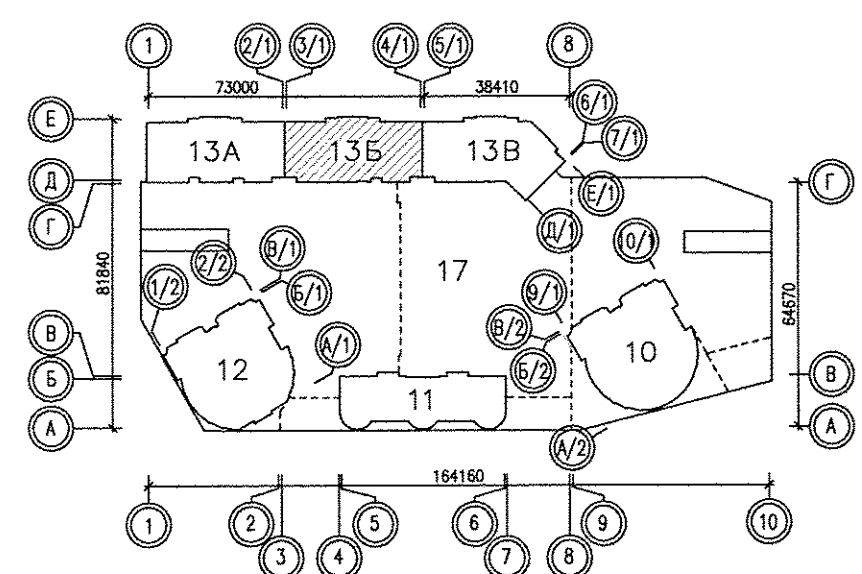

01.19  
 Бушуева  
 АР  
 Взам. инв.Н  
 Подпись и дата  
 Инв.Н подл.

ЭКСПЛИКАЦИЯ ПОМЕЩЕНИЙ

Номер помещения	Наименование	Площадь, м2	Кат. помещения
ПОМЕЩЕНИЯ КВАРТИР			
1	Жилая комната	464.08	
1а	Общая жилая комната с зоной кухни	59.46	
2	Кухня	358.89	
3	Прихожая	162.42	
4	Санузел	16.52	
5	Ванная	83.25	
6	Балкон	22.11	
6а	Лоджия	18.90	
Итого:		1185.63	
ОБЩЕДОМОВЫЕ ПОМЕЩЕНИЯ			
7	Лифтовой холл	59.11	
8	Техническое помещение	16.26	
9	Коридор	108.64	
10	Лестничная клетка	39.87	
Итого:		223.88	

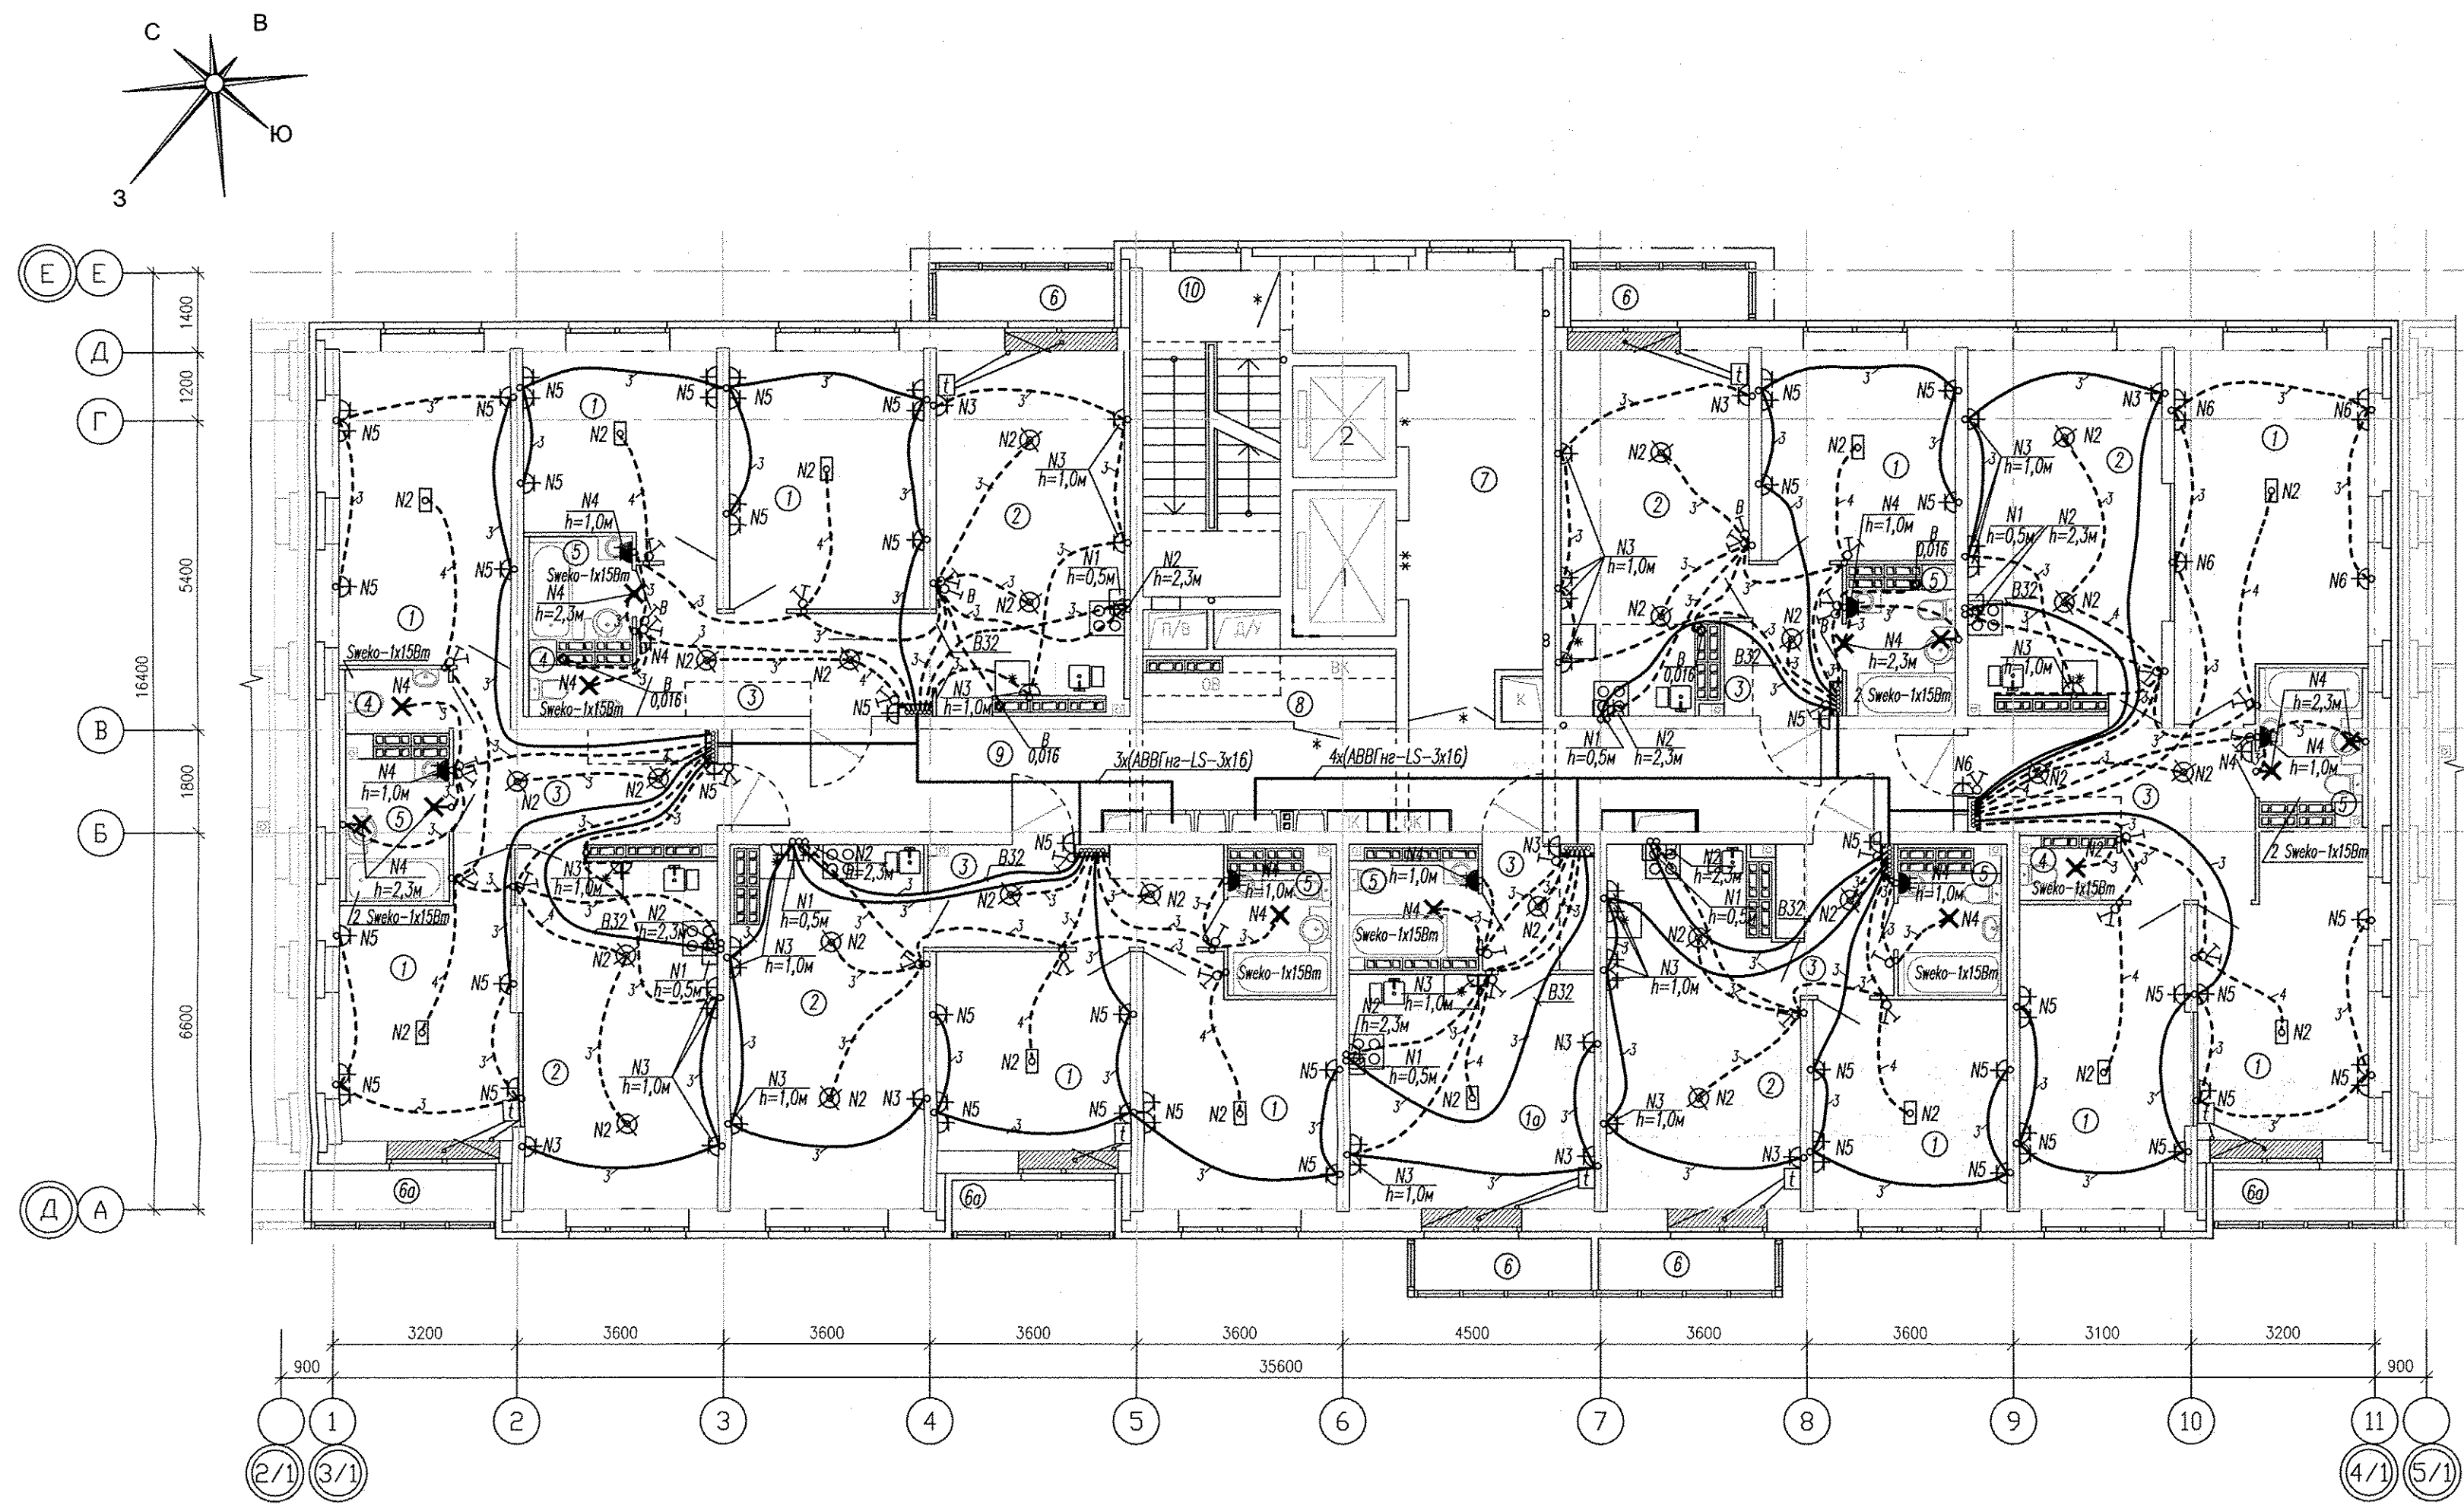



Условные обозначения:

□ - подключение эл. плиты (коробка с клеммником).

Примечание:


1. Нагревательные секции укладывать в стяжку пола в местах указанных на схеме при соблюдении размеров. Шаг укладки 0.07м.
2. Монтажные провода нагревательных секций и датчиков температуры пола прокладывать в соответствующих закладных трубах в стяжке пола и по стенам в штробах.
3. Датчики температуры пола устанавливать в указанных местах. Датчики температуры пола устанавливать согласно инструкции по установке "Теплого пола".

Изм.					Лист					Дата		
АПУ.052-013Б-ЭЛ												
Застройка по ул.Просторной - Павлодарской в Чкаловском районе г.Екатеринбурга (участок N2). Жилые дома со встроенно-пристроенными помещениями общественного назначения, трансформаторной подстанцией и подземной автостоянкой.												
1 этап строительства 18-этажного жилого дом. Блок-секция 13Б												
План 16 этажа Расположение электрических сетей квартир.												
Изм.	Кол.уч.	Лист	N	г.ок.	Подпись	Дата	Стация	Лист	Листов			
Разработал	Киселева				<i>[Signature]</i>	01.19	Р	31				
Проверил	Коколин				<i>[Signature]</i>	01.19						
Гл. спец.	Бадрова				<i>[Signature]</i>	01.19						
Н. контр.	Коколин				<i>[Signature]</i>	01.19						

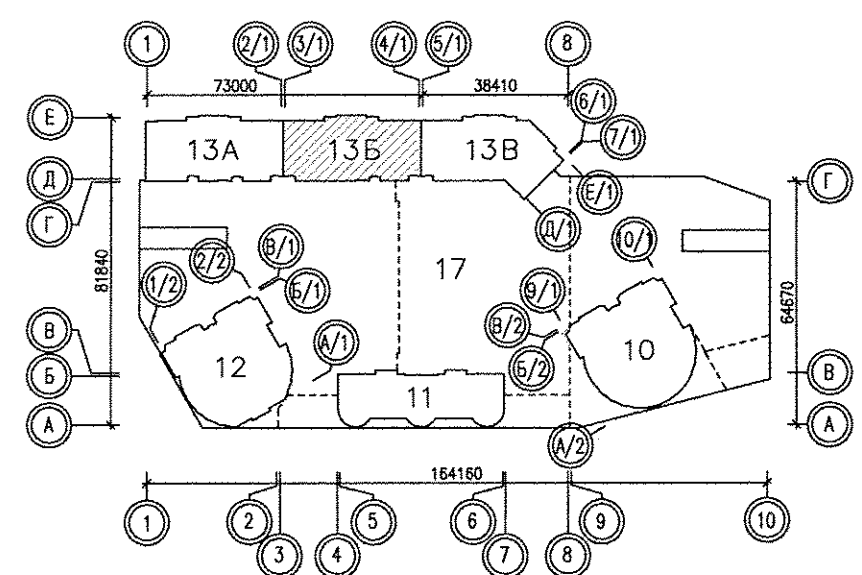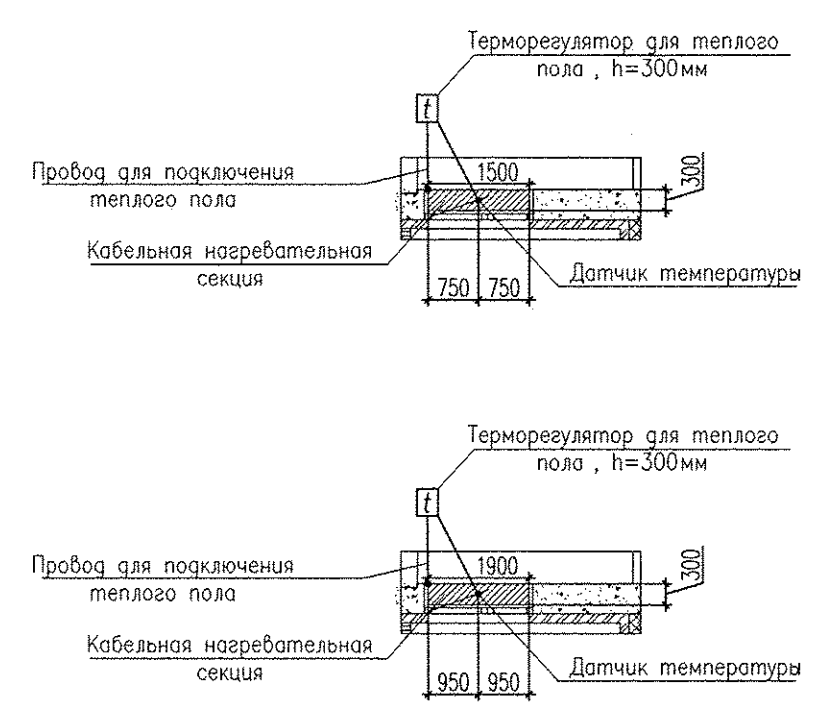

Имя, И.П. Фамилия, дата, Подпись и дата, Взам. инв.№, АР, Бушуева 01.19

Номер помещения	Наименование	Площадь, м <sup>2</sup>	Кат. помещения
ПОМЕЩЕНИЯ КВАРТИР			
1	Жилая комната	464.08	
1а	Общая жилая комната с зоной кухни	59.46	
2	Кухня	358.89	
3	Прихожая	162.42	
4	Санузел	16.52	
5	Ванная	83.25	
6	Балкон	22.11	
6а	Лоджия	18.90	
	Итого:	1185.63	
ОБЩЕДОМОВЫЕ ПОМЕЩЕНИЯ			
7	Лифтовой холл	59.11	
8	Техническое помещение	16.26	
9	Коридор	108.64	
10	Лестничная клетка	39.87	
	Итого:	223.88	



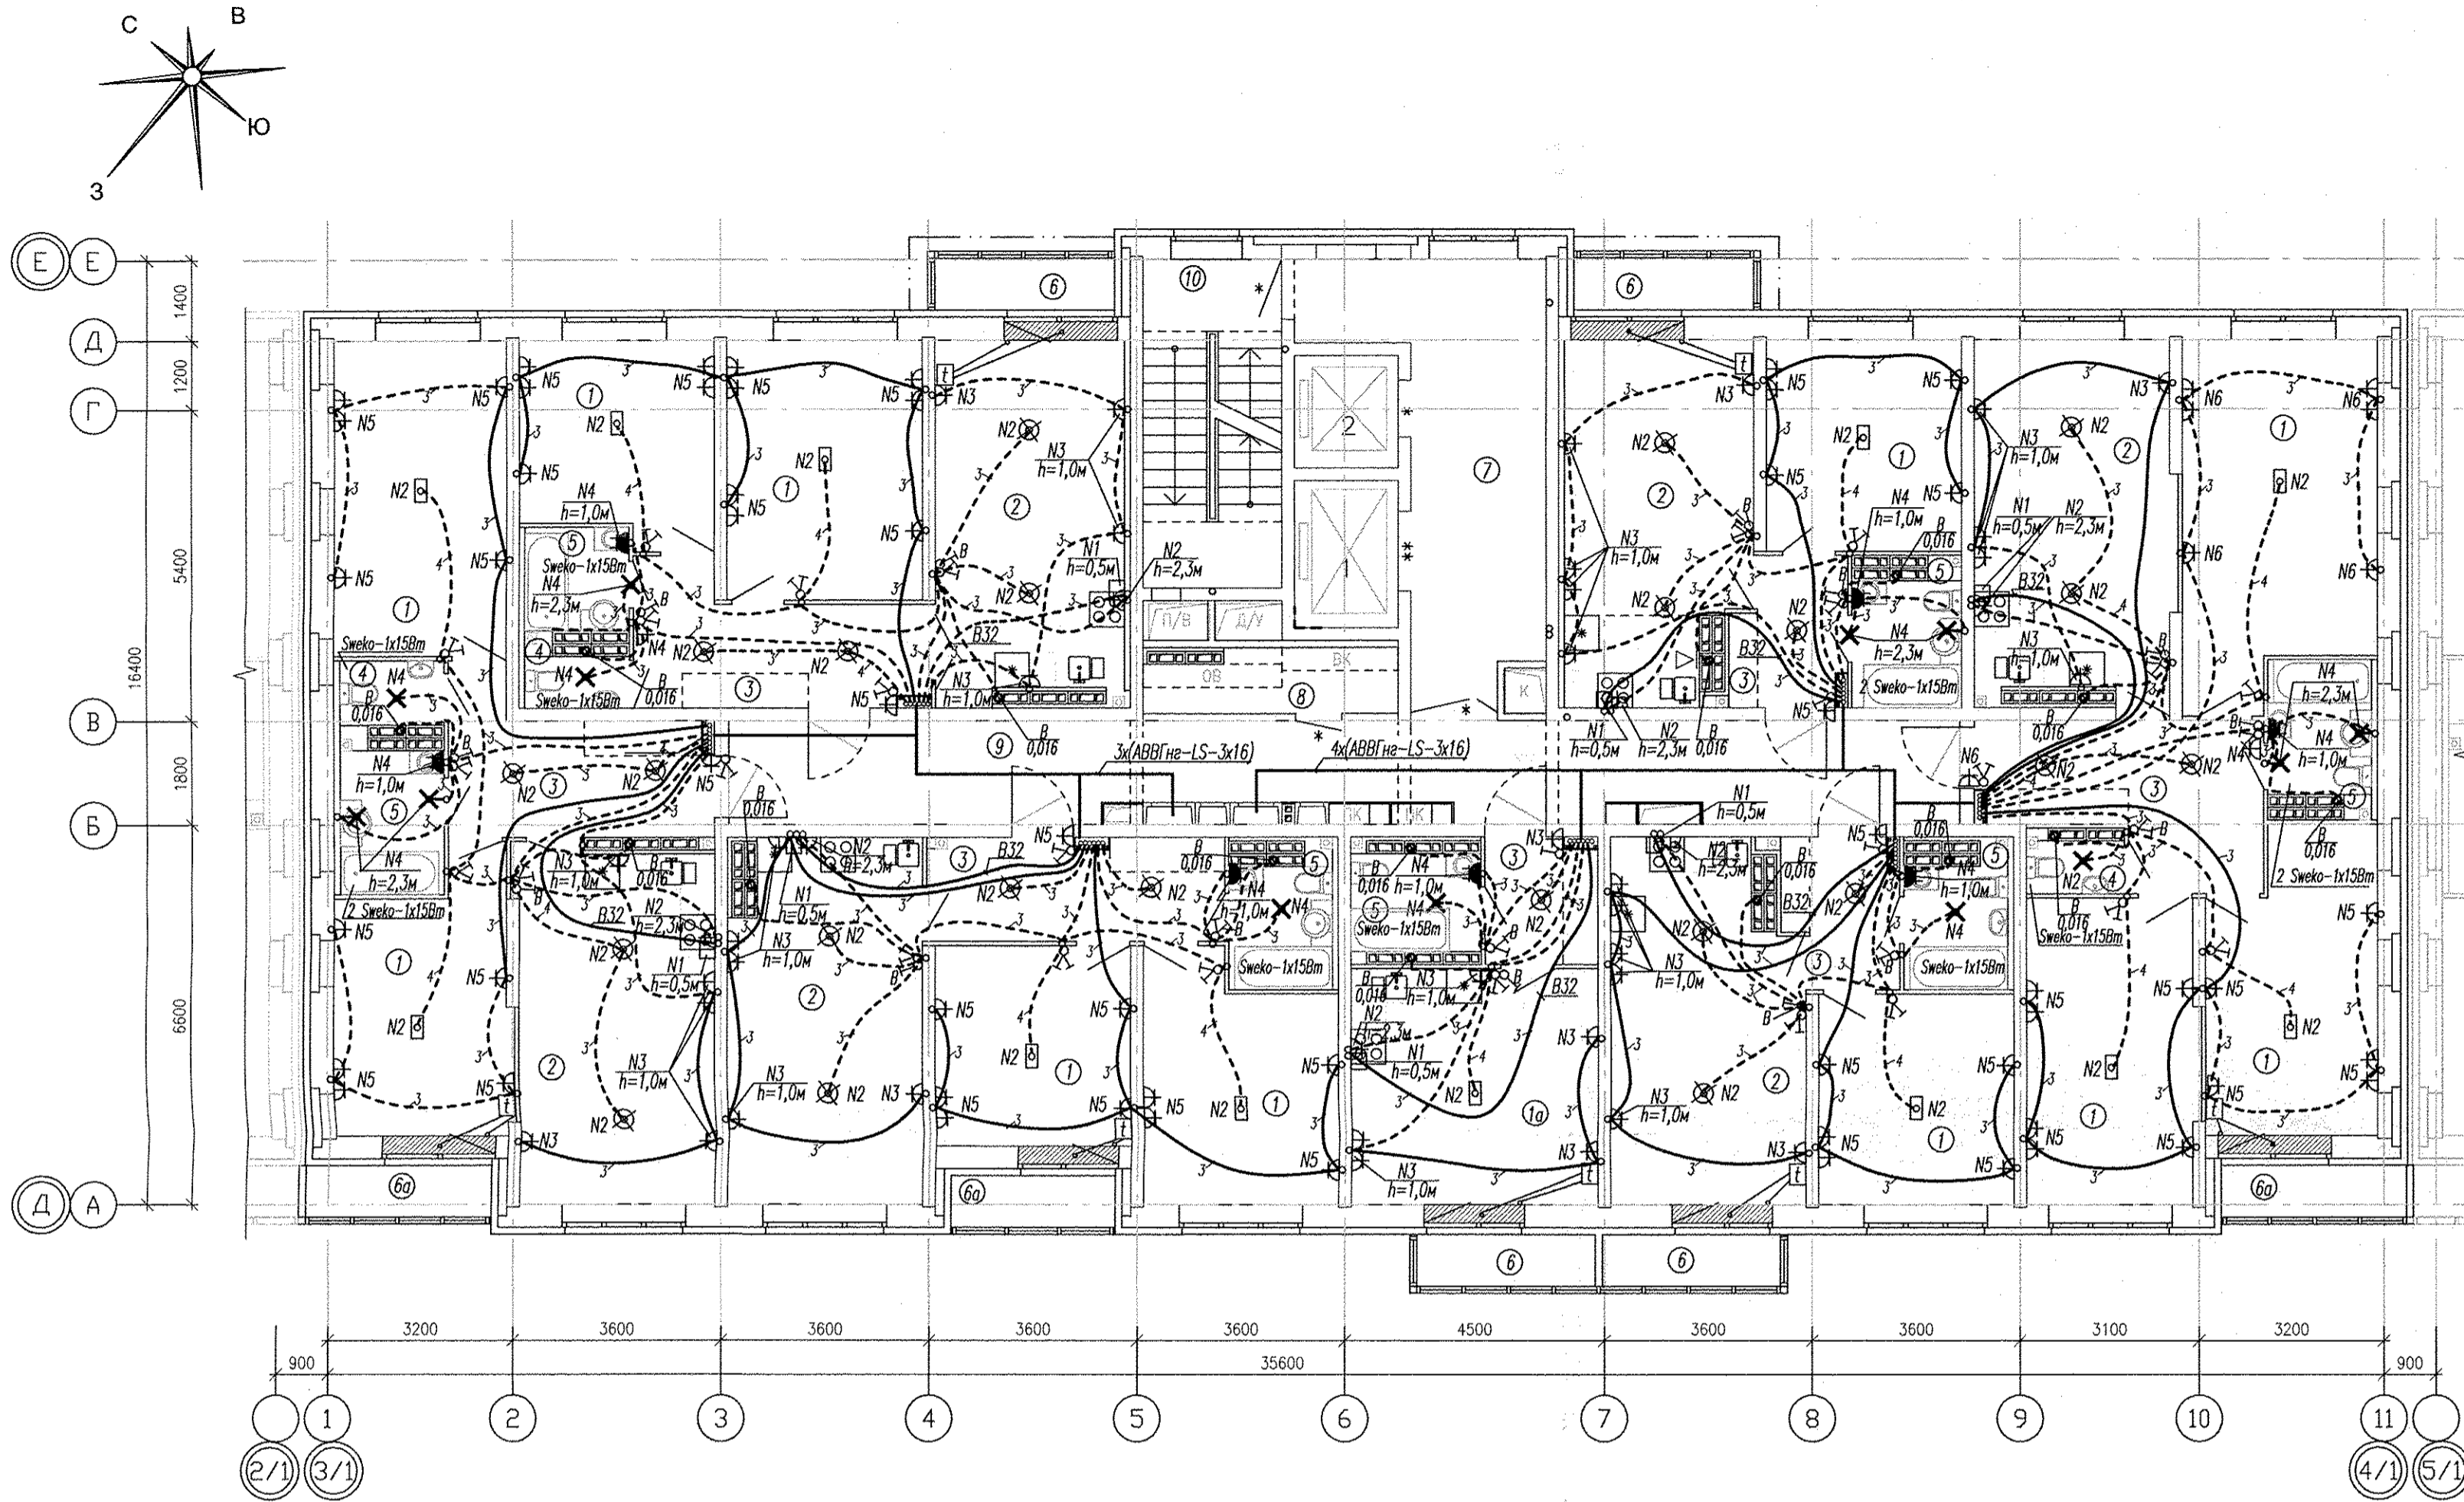


Условные обозначения:

□ - подключение эл. плиты (коробка с клеммником).

Примечание:



1. Нагревательные секции укладывать в стяжку пола в местах указанных на схеме при соблюдении размеров. Шаг укладки 0.07м.
2. Монтажные провода нагревательных секций и датчиков температуры пола прокладывать в соответствующих закладных трубах в стяжке пола и по стенам в штробах.
3. Датчики температуры пола устанавливать в указанных местах. Датчики температуры пола устанавливать согласно инструкции по установке "Теплого пола".

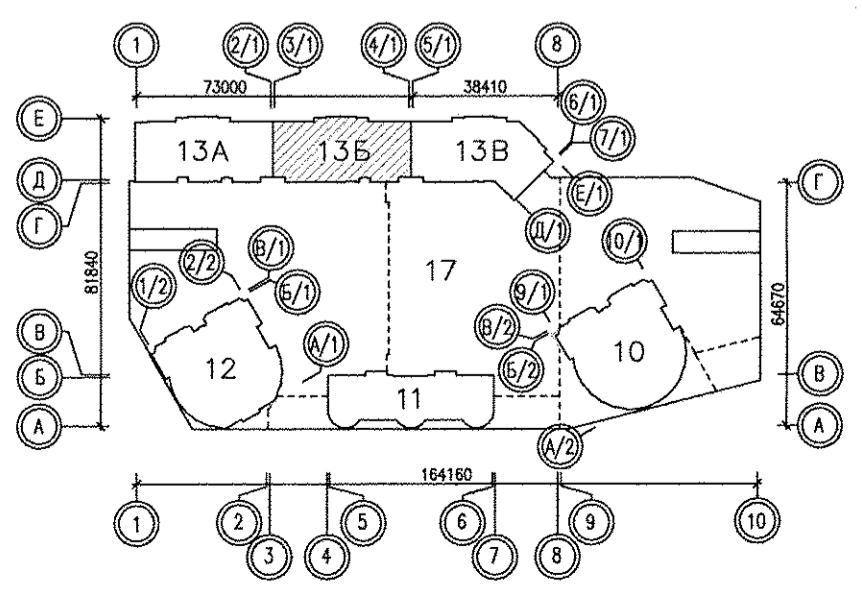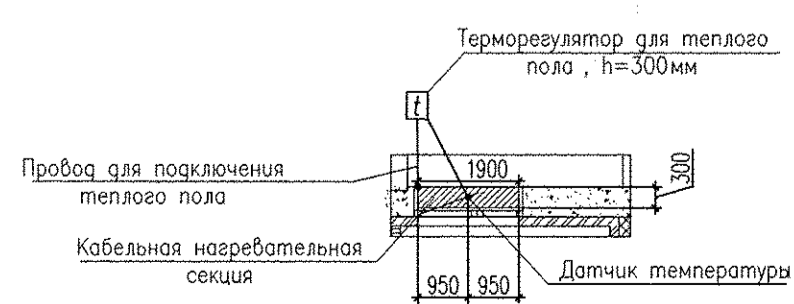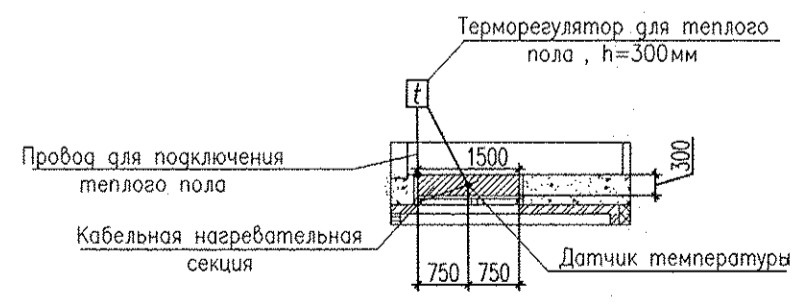

АПУ.052-0135-ЭЛ					
Застройка по ул.Просторной - Павлодарской в Чкаловском районе г.Екатеринбурга (участок N2). Жилые дома со встроенно-пристроенными помещениями общественного назначения, трансформаторной подстанцией и подземной автостоянкой.					
Изм.	Кол.уч.	Лист	N док.	Подпись	Дата
Разработал	Киселева			<i>[Signature]</i>	01.19
Проверил	Кокоулин			<i>[Signature]</i>	01.19
Гл. спец.	Бодрова			<i>[Signature]</i>	01.19
N. контр.	Кокоулин			<i>[Signature]</i>	01.19
1 этап строительства 18-этажный жилой дом. Блок-секция 13Б				Стадия	Лист
План 17 этажа Расположение электрических сетей квартир.				Р	32
				АО КОРПОРАЦИЯ АТОМСТРОЙКОМПЛЕКС	

Инв.№ подл. Подпись и дата. Взам. инв.№. АР. Бушуева. 01.19

Номер помещения	Наименование	Площадь, м <sup>2</sup>	Кат. помещения
ПОМЕЩЕНИЯ КВАРТИР			
1	Жилая комната	134.09	
1а	Общая жилая комната с зоной кухни	17.42	
2	Кухня	82.08	
3	Прихожая	41.44	
3а	Стенной шкаф	1.92	
4	Санузел	3.45	
5	Ванная	19.80	
6	Балкон	5.40	
6а	Лоджия	8.12	
Итого:		313.72	
ОБЩЕДОМОВЫЕ ПОМЕЩЕНИЯ			
7	Лифтовой холл	20.35	
8	Техническое помещение	4.57	
9	Коридор	35.14	
10	Лестничная клетка	13.53	
11	Тамбур	5.34	
12	Венткамера подпора в шахты лифтов	41.32	
13	Венткамера подпора в лестн. клетку	41.19	
Итого:		161.44	
Всего:		475.16	


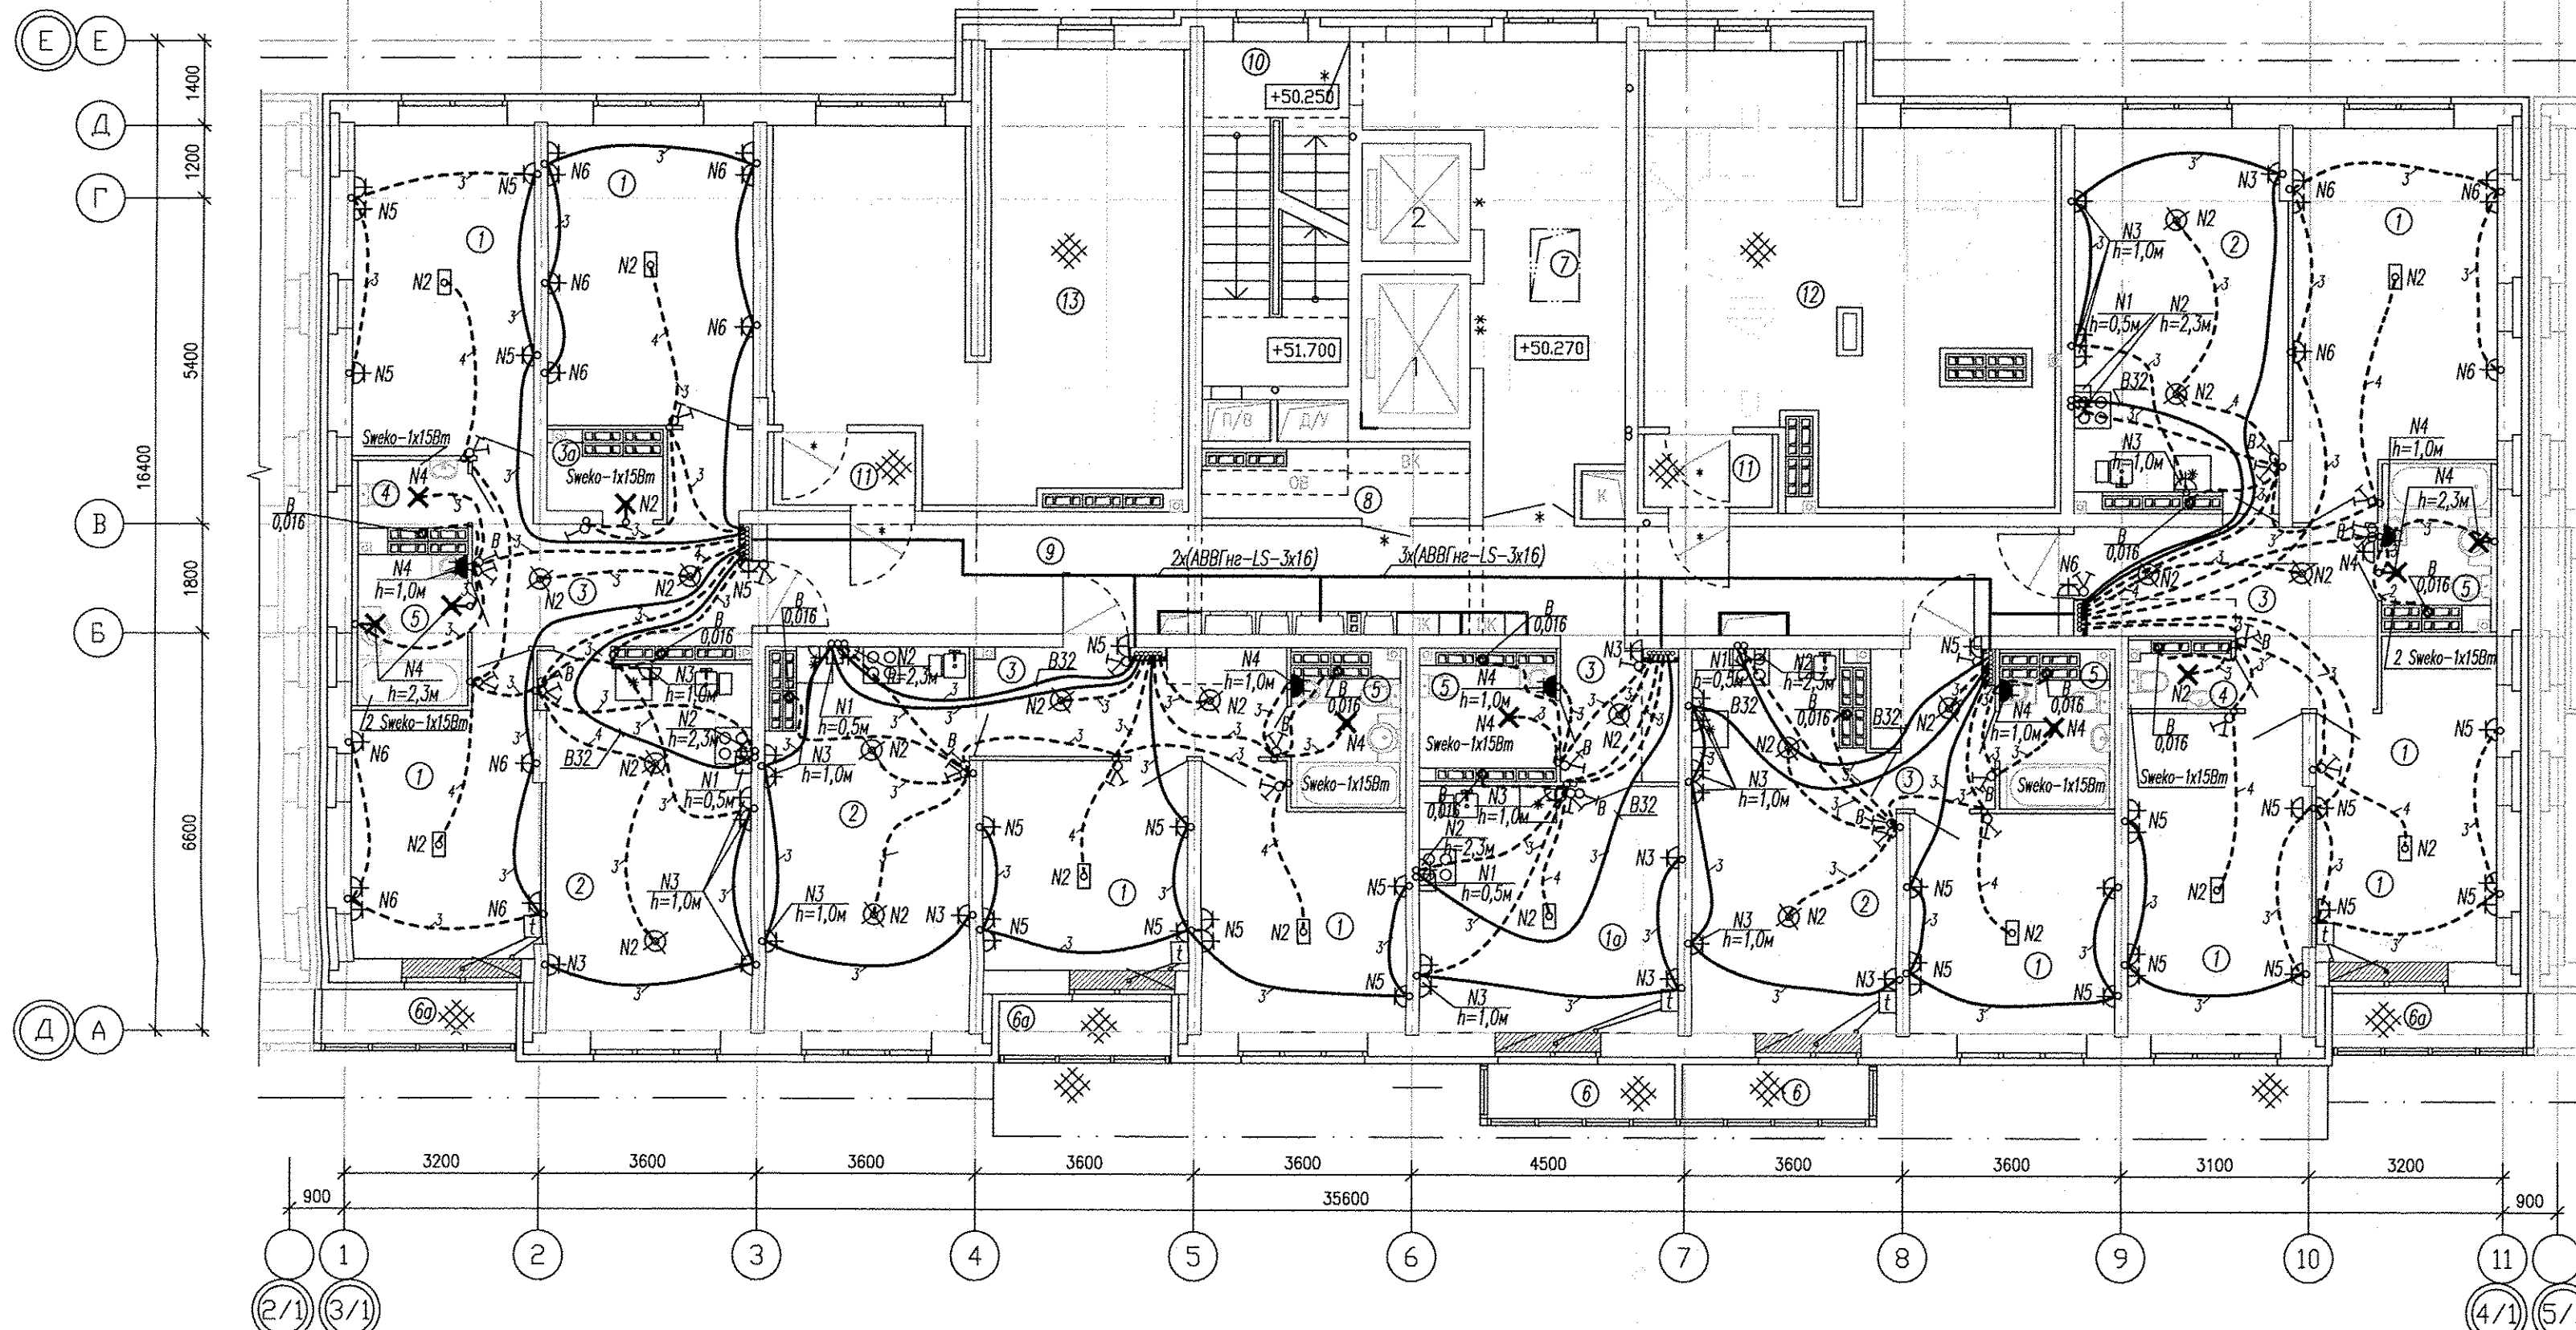
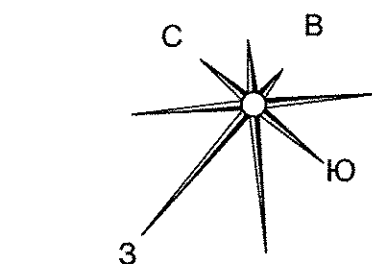


Условные обозначения:

□ - подключение эл. плиты (коробка с клеммником).

Примечание:

1. Нагревательные секции укладывать в стяжку пола в местах указанных на схеме при соблюдении размеров. Шаг укладки 0,07м.
2. Монтажные провода нагревательных секций и датчиков температуры пола прокладывать в соответствующих закладных трубах в стяжке пола и по стенам в штробах.
3. Датчики температуры пола устанавливать в указанных местах. Датчики температуры пола устанавливать согласно инструкций по установке "Теплого пола".

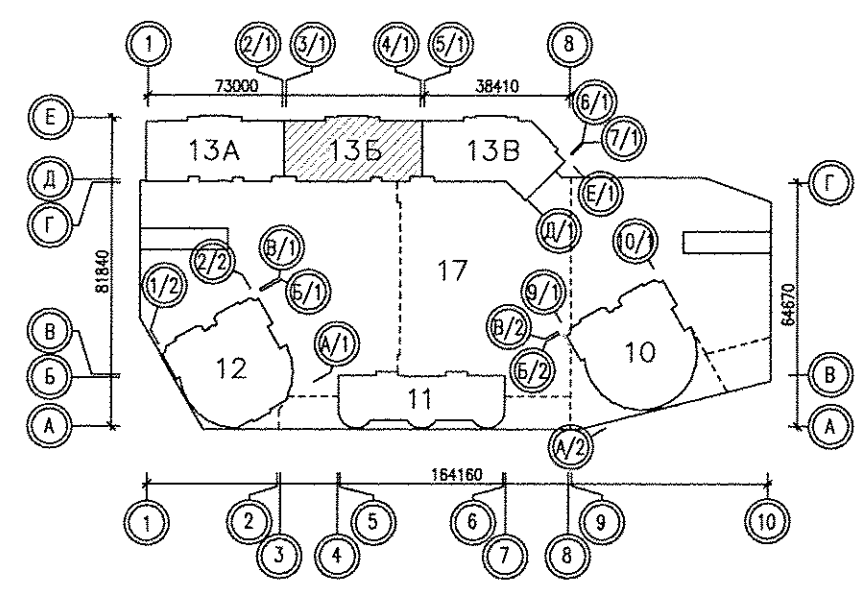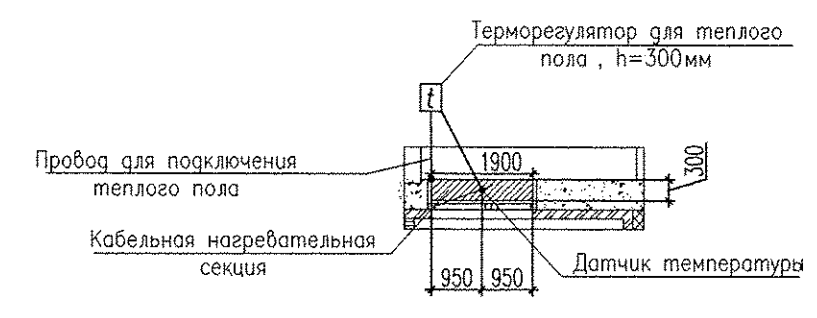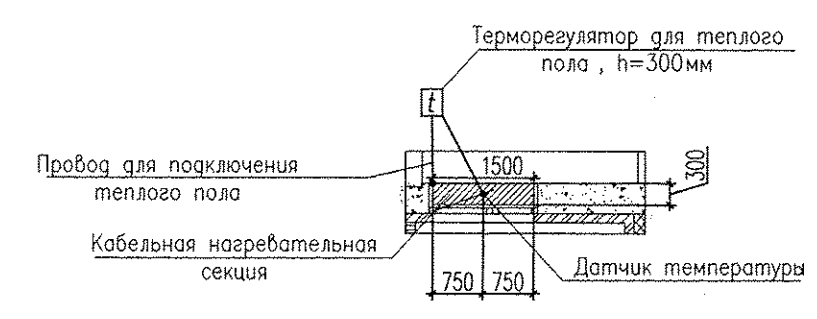

АПУ.052-013Б-ЭЛ					
Застройка по ул.Просторной - Павлодарской в Чкаловском районе г.Екатеринбурга (участок N2). Жилые дома со встроенно-пристроенными помещениями общественного назначения, трансформаторной подстанцией и подземной автостоянкой.					
Изм.	Кол.уч.	Лист	N док.	Подпись	Дата
Разработал	Киселева			<i>[Signature]</i>	01.19
Проверил	Кокоулин			<i>[Signature]</i>	01.19
Гл. спец.	Богрова			<i>[Signature]</i>	01.19
N. контр.	Кокоулин			<i>[Signature]</i>	01.19
1 этап строительства 18-этажный жилой дом. Блок-секция 13Б			Стация	Лист	Листов
План 18 этажа Расположение электрических сетей квартир			Р	33	
АО КОРПОРАЦИЯ АТОМСТРОЙКОМПЛЕКС					

01.19	01.19	01.19	01.19
Барашкова	Бороздина	Бушуева	Пашова
А	С	А	С
01.19	01.19	01.19	01.19
АР	ОВ	БК	Алексеево
Инв.Н подг.	Подпись и дата	Взам. инв.Н	