

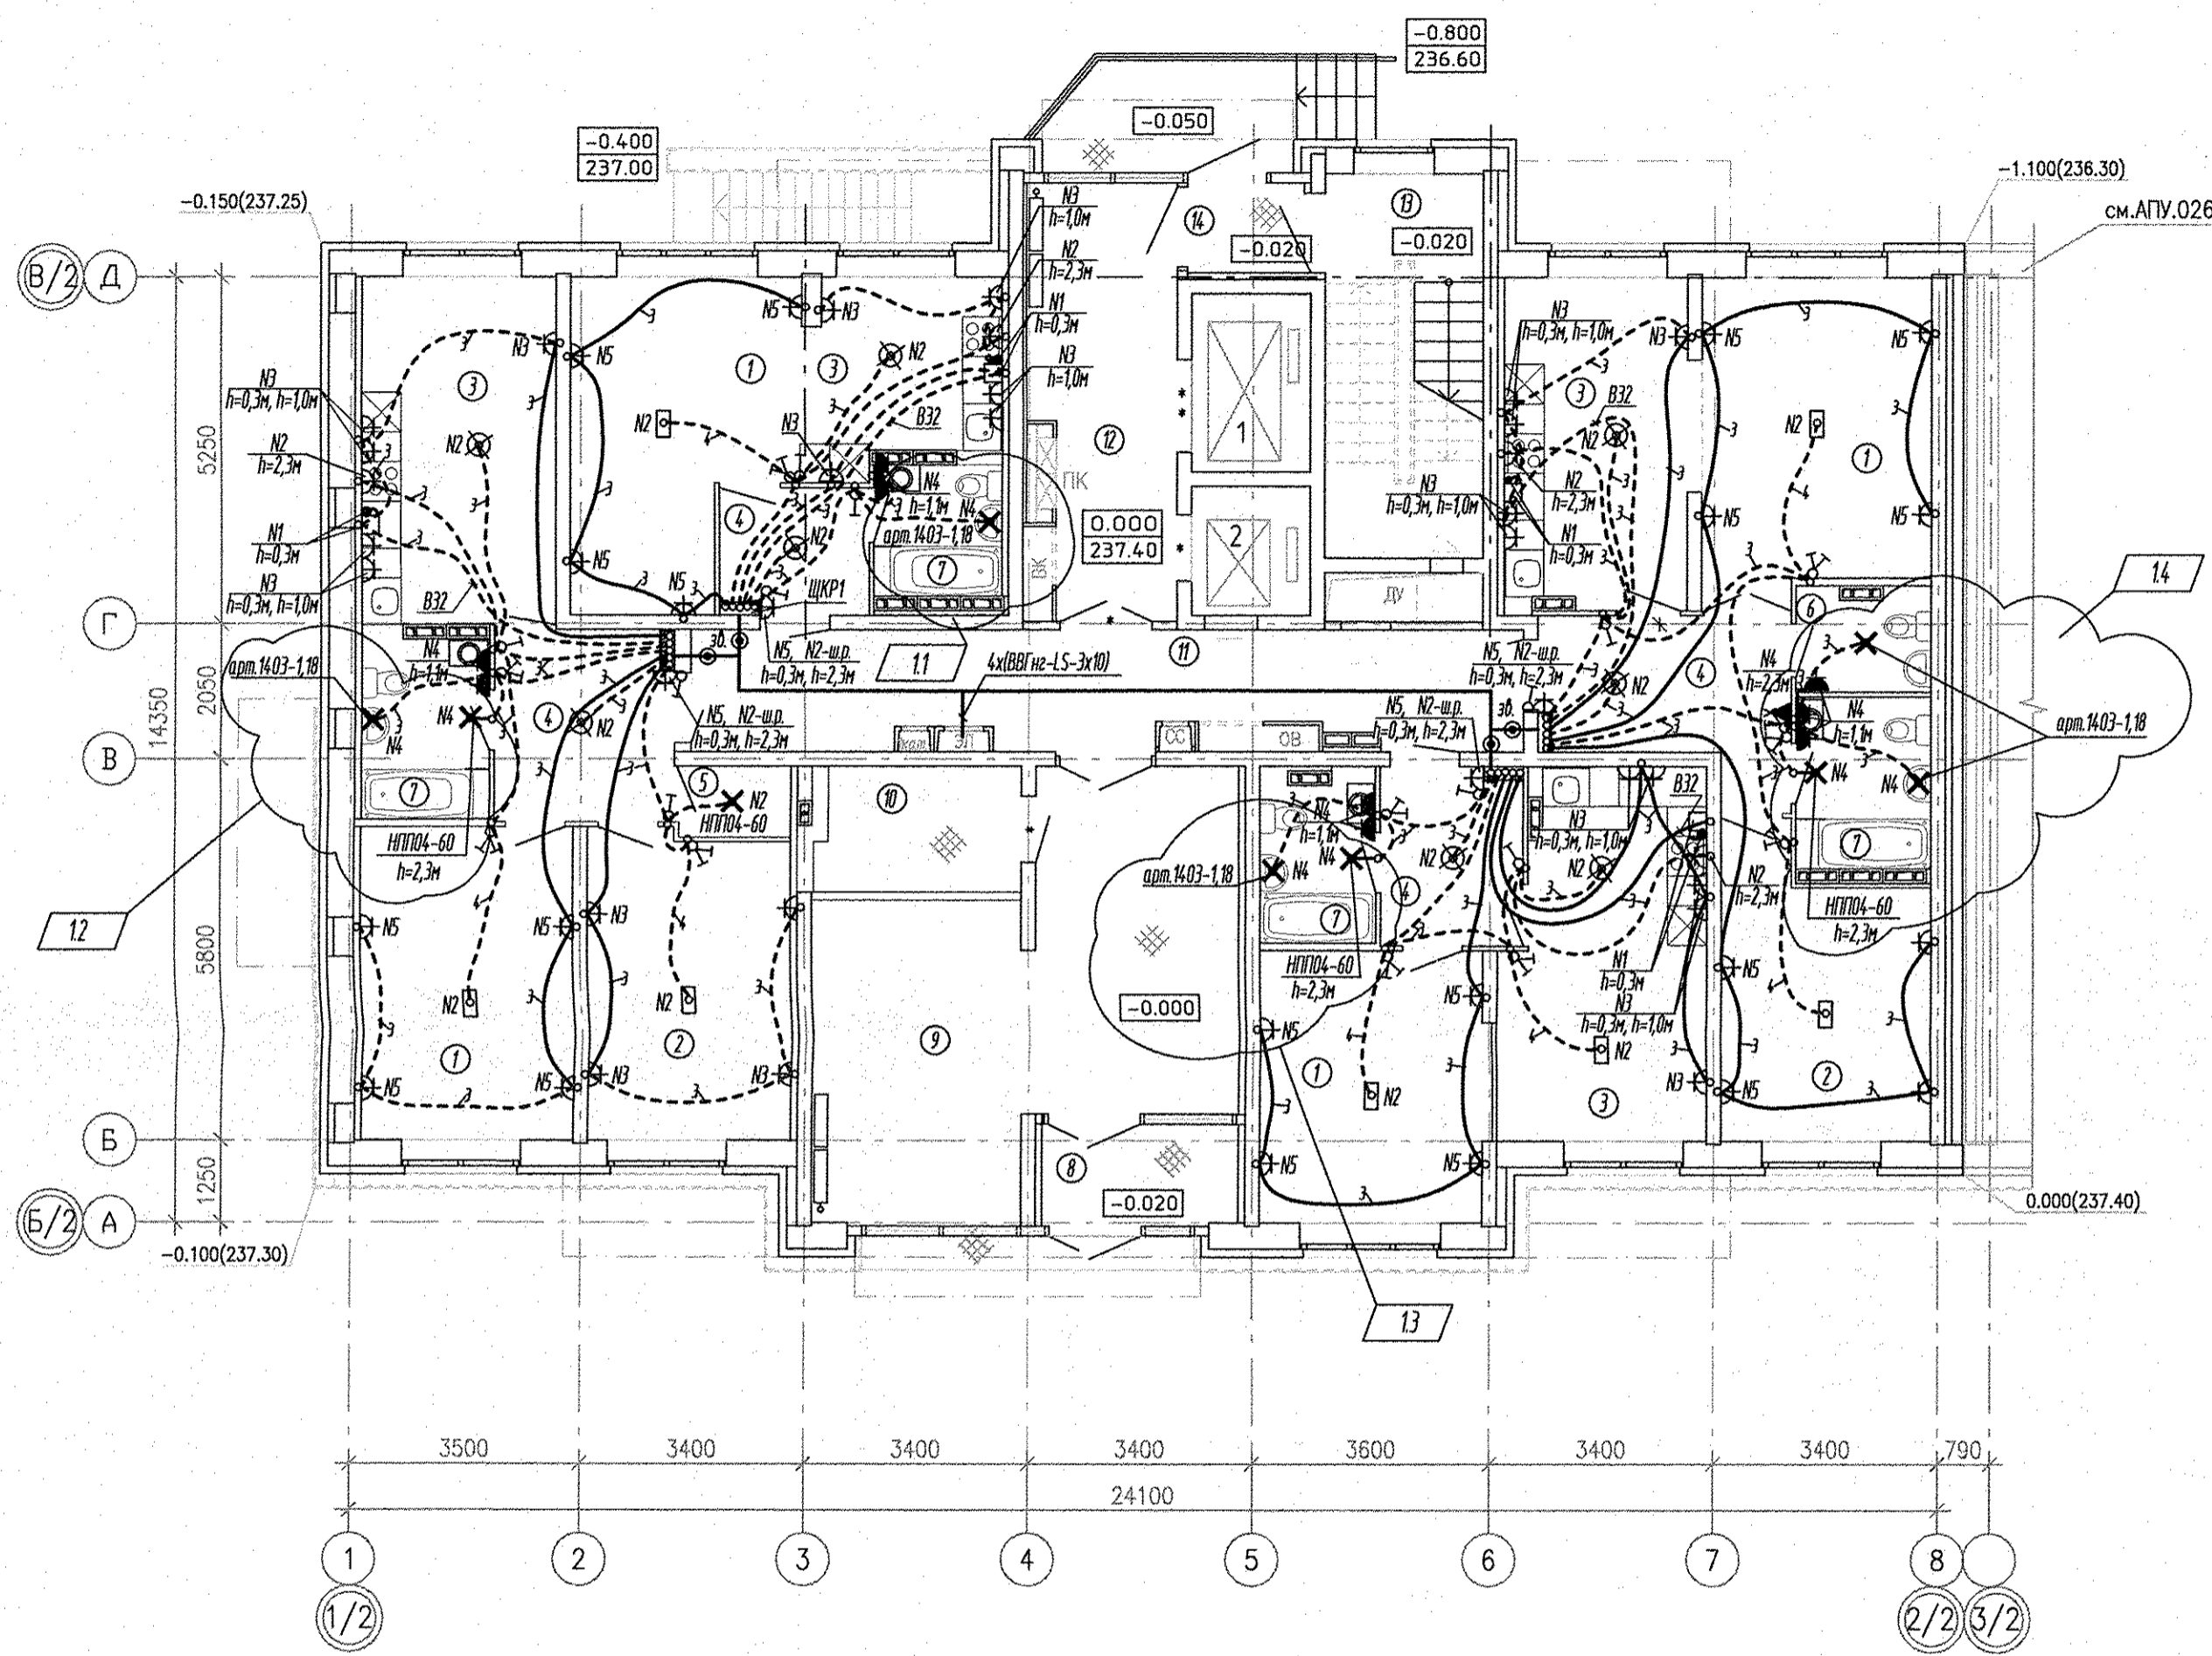


ЭКСПЛИКАЦИЯ ПОМЕЩЕНИЙ

Номер помещения	Наименование	Площадь, м2	Кат. помещения
ПОМЕЩЕНИЯ КВАРТИР			
1	Гостиная	60.90	
2	Спальная	27.35	
3	Кухня	54.01	
4	Прихожая	26.27	
5	Гардеробная	1.78	
6	Санузел	2.95	
7	Ванная	18.54	
	итого	191.80	
ОБЩЕДОМОВЫЕ ПОМЕЩЕНИЯ			
8	Тамбур	4.51	
9	Холл	32.26	
10	Электрощитовая	5.42	Д
11	Коридор	20.97	
12	Лифтовой холл	13.68	
13	Лестничная клетка	13.80	
14	Тамбур	2.35	
	итого	92.99	

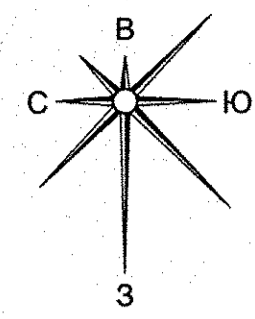

Условные обозначения:
 - подключение варочной поверхности (коробка с клеммником), подключение духового шкафа (шт. розетка на 16А).


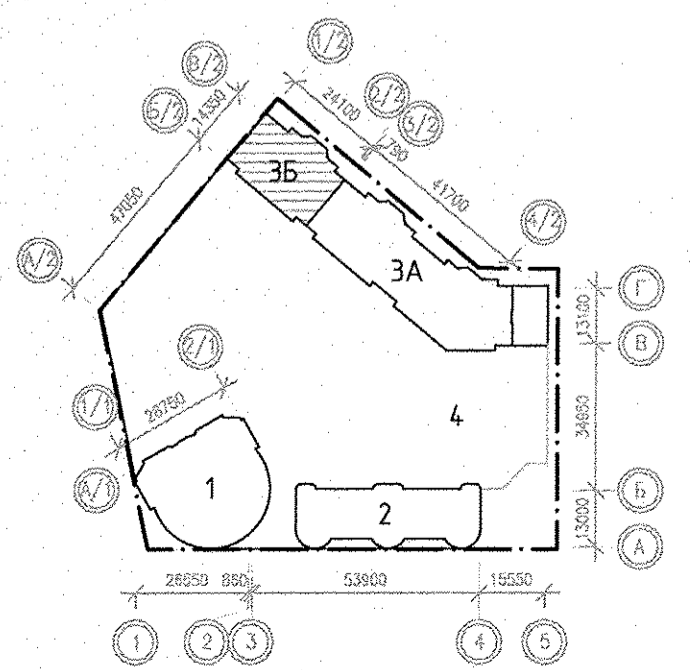


АПУ.026-03Б-ЭЛ							
1	1-4	—	316-16	02.17	Застройка по ул.Просторной — Павлодарской в Чкаловском районе г. Екатеринбурга (участок №1). Жилые дома со встроенно-пристроенными помещениями общественного назначения, трансформаторной подстанцией и подземной автостоянкой.		
Изм.	Колуч.	Лист	№ док.	Подпись	Дата		
Разработал	Киселева				30.09.16		
Проверил	Бунтури				30.09.16		
Гл. спец	Бодрова				30.09.16		
Г А П	Гаранин				30.09.16		
Пусковой комплекс 2 18-этажная блок-секция 3Б					Стадия	Лист	Листов
План 1 этажа Расположение сетей электрооборудования.					Р	10	
					ЗАО КОРПОРАЦИЯ АТОМСТРОЙКОМПЛЕКС		

Борогина			
С			
Довлек	Решетникова	Гашоава	
АР	БК	ОВ	
Взам. инв. №			
Подпись и дата			
Инв. № подл.			

ЭКСПЛИКАЦИЯ ПОМЕЩЕНИЙ


Номер помещения	Наименование	Площадь, м2	Кат. помещения
ПОМЕЩЕНИЯ КВАРТИР			
1	Гостиная	77.52	
2	Спальная	25.44	
3	Кухня	72.01	
4	Прихожая	32.82	
5			
6	Сан.узел	2.95	
7	Ванная	23.57	
8	Балкон	17.91	
	итого	252.22	
ОБЩЕДОМОВЫЕ ПОМЕЩЕНИЯ			
9	Коридор	21.38	
10	Лифтовой холл	17.63	
11	Лестничная клетка	13.80	
	итого	52.81	

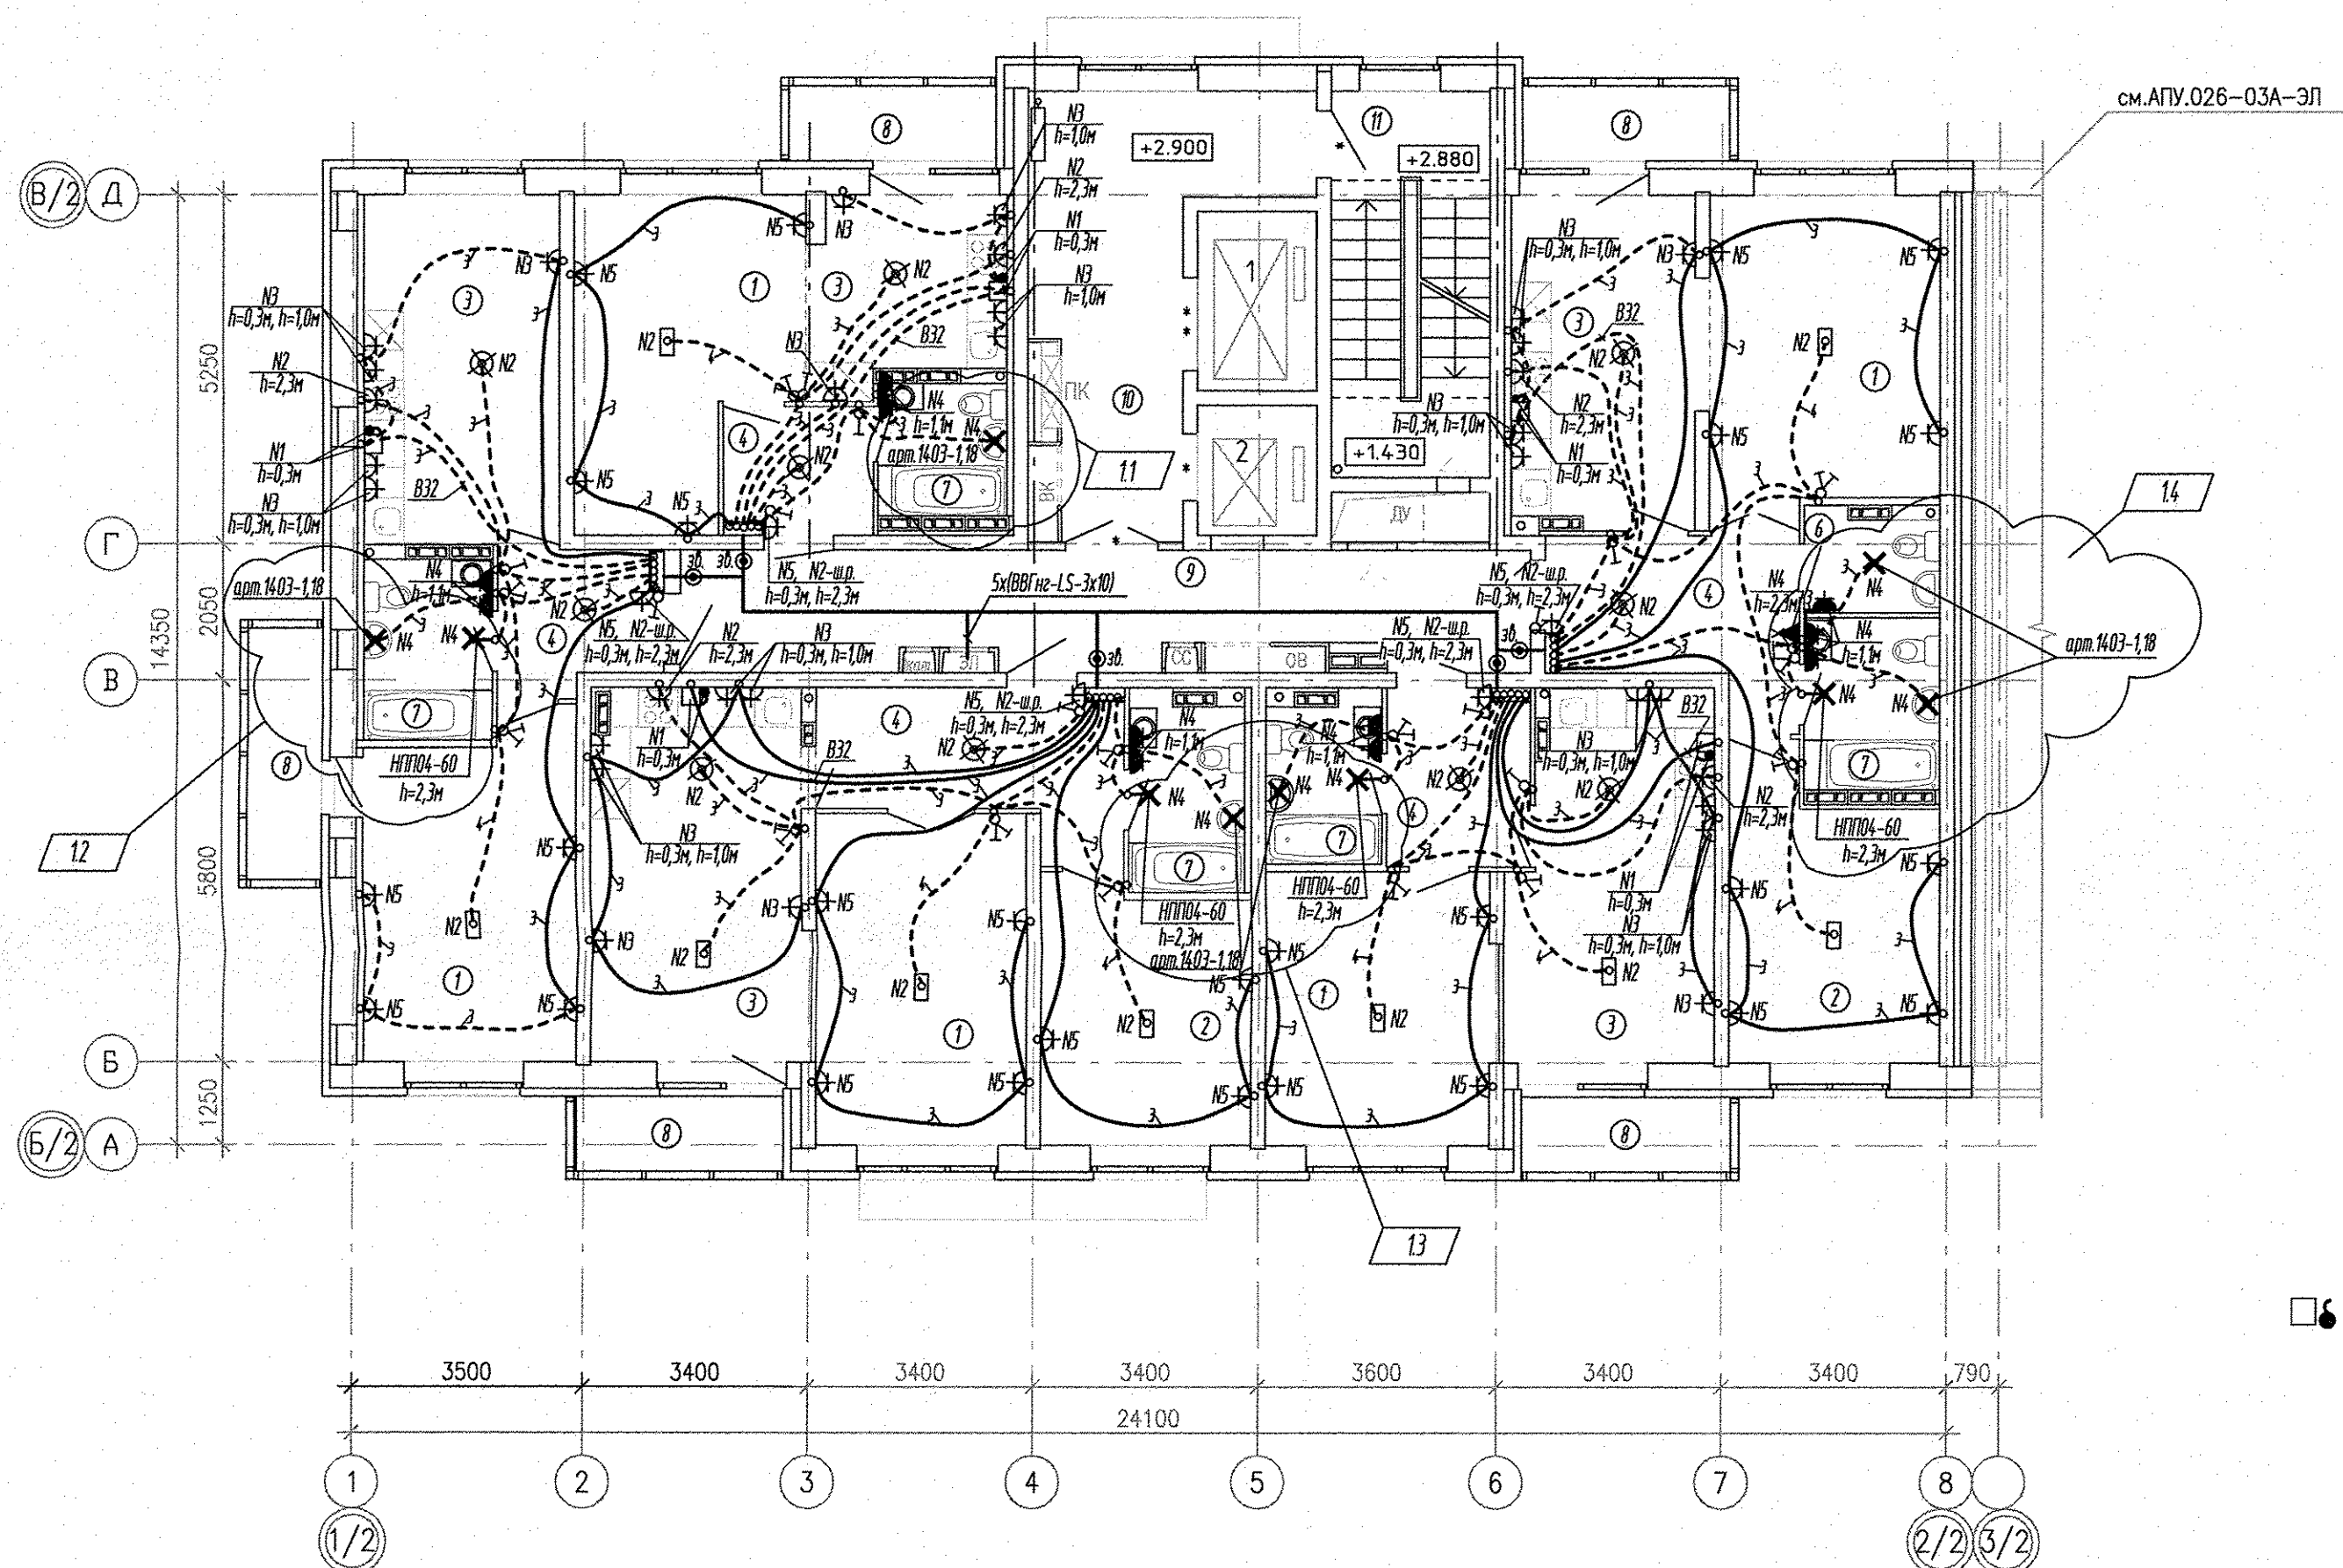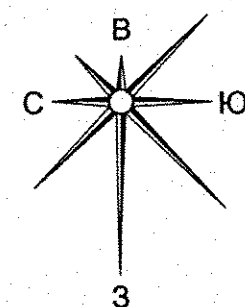

см. АПУ.026-03А-ЭЛ

Условные обозначения:

- подключение вварочной поверхности (коробка с клеммником), подключение духового шкафа (шт. розетка на 16А).

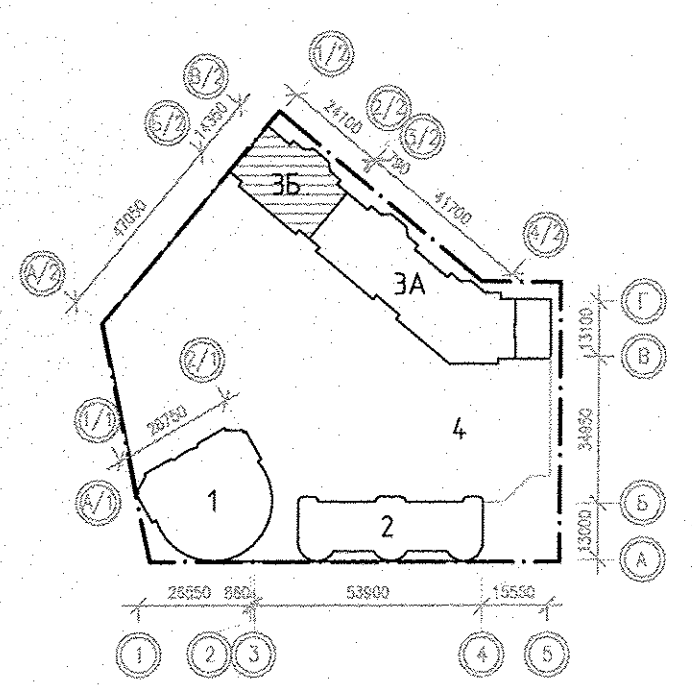


АПУ.026-03Б-ЭЛ					
Застройка по ул. Просторной - Павлодарской в Чкаловском районе г. Екатеринбурга (участок N1). Жилые дома со встроенно-пристроенными помещениями общественного назначения, трансформаторной подстанцией и подземной автостоянкой.					
1	1-4	-	316-16	02.17	
Изм.	Колуч.	Лист	N док.	Подпись	Дата
Разработал	Киселева				30.09.16
Проверил	Бунтури				30.09.16
Гл. спец	Бодрова				30.09.16
Г А П	Гаранин				30.09.16
Пусковой комплекс 2 18-этажная блок-секция 3Б				Стадия	Лист
План 2-5 этажей Расположение сетей электрооборудования.				Р	13
				ЗАО КОРПОРАЦИЯ АТОМСТРОЙКОМПЛЕКС	

Бородин	С		
Долгих	АР		
Решетникова	ВК		
Пашова	ОВ		
Иванов	Взам. инж.Н		
Полухина	Инж.Н подг.		


ЭКСПЛИКАЦИЯ ПОМЕЩЕНИЙ

Номер помещения	Наименование	Площадь, м ²	Кат. помещения
ПОМЕЩЕНИЯ КВАРТИР			
1	Гостиная	77.52	
2	Спальная	25.44	
3	Кухня	71.67	
4	Прихожая	32.82	
5			
6	Сан.узел	2.95	
7	Ванная	22.77	
8	Балкон	17.91	
	итого	251.08	
ОБЩЕДОМОВЫЕ ПОМЕЩЕНИЯ			
9	Коридор	21.38	
10	Лифтовой холл	17.63	
11	Лестничная клетка	13.80	
	итого	52.81	

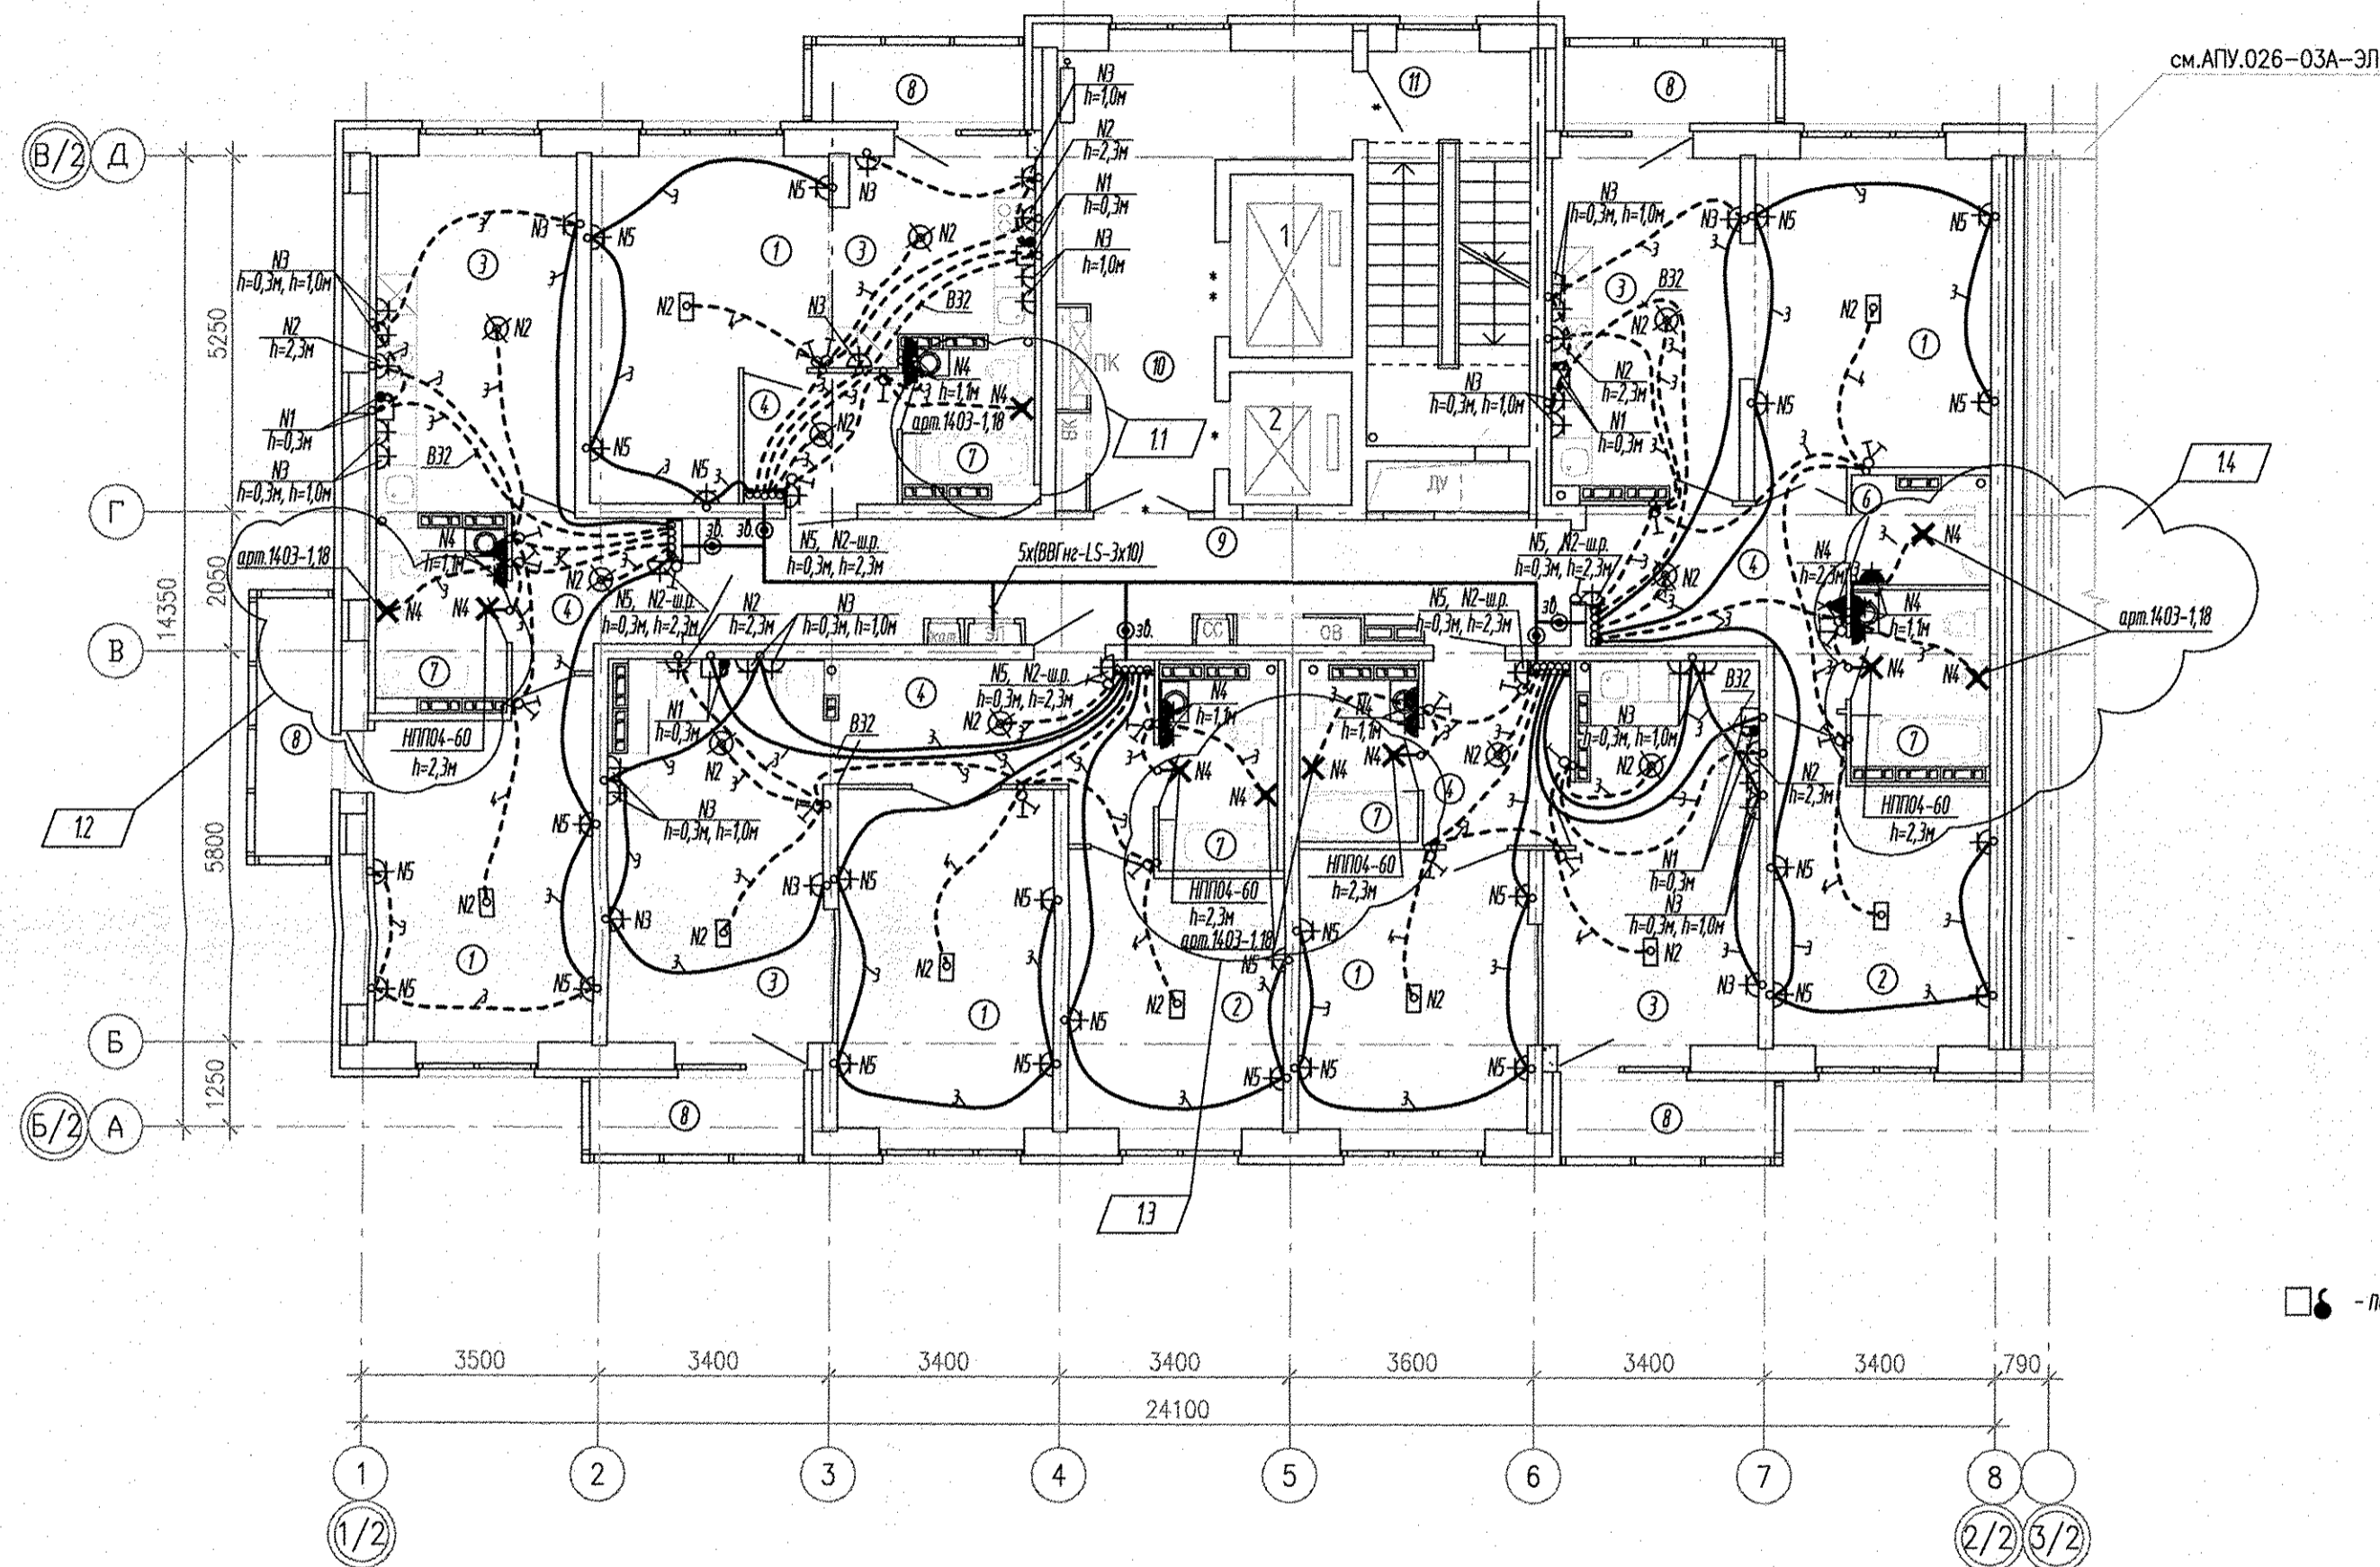

Условные обозначения:

☐ - подключение варочной поверхности (коробка с клеммником), подключение духового шкафа (шт. розетка на 16А).




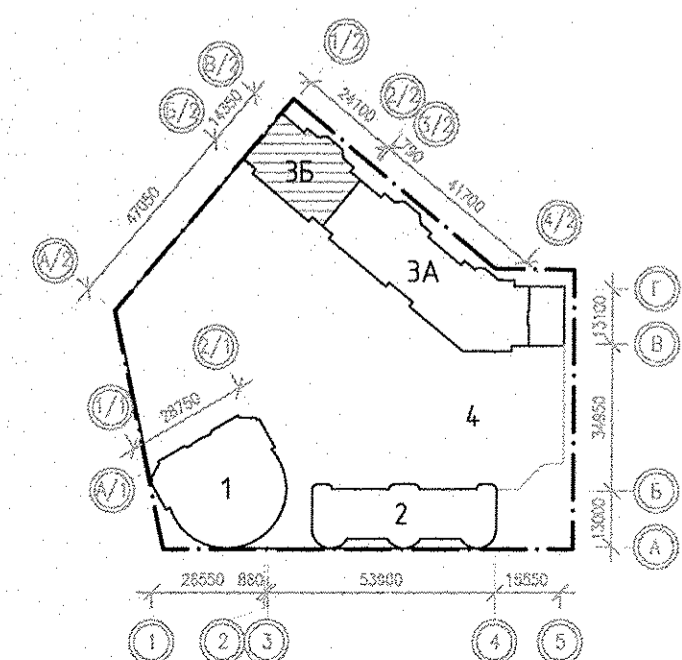


АПУ.026-03Б-ЭЛ					
1	1-4	—	316-16	02.17	Застройка по ул.Просторной - Павлодарской в Чкаловском районе г. Екатеринбург (участок N1). Жилые дома со встроенно-пристроенными помещениями общественного назначения, трансформаторной подстанцией и подземной автостоянкой.
Изм.	Колуч.	Лист	N док.	Подпись	Дата
Разработал	Киселева				30.09.16
Проверил	Бунтури				30.09.16
Гл. спец	Богрова				30.09.16
Г А П	Гаранин				30.09.16
Пусковой комплекс 2 18-этажная блок-секция 3Б				Стация	Лист
План 6 этажа Расположение сетей электрооборудования.				Р	14
				ЗАО КОРПОРАЦИЯ АТОМСТРОЙКОМПЛЕКС	

Борозина			
С	П	П	
Долгих	Решетникова	Пашова	
ОВ	ВК	ВВ	
Взам. инв.Н			
Полторацкая			
Инв.Н подл.			

ЭКСПЛИКАЦИЯ ПОМЕЩЕНИЙ

Номер помещения	Наименование	Площадь, м2	Кат. помещения
ПОМЕЩЕНИЯ КВАРТИР			
1	Гостиная	77.52	
2	Спальная	25.44	
3	Кухня	71.67	
4	Прихожая	32.82	
5			
6	Сан.узел	2.95	
7	Ванная	22.77	
8	Балкон	17.91	
	итого	251.08	
ОБЩЕДОМОВЫЕ ПОМЕЩЕНИЯ			
9	Коридор	21.38	
10	Лифтовой холл	17.63	
11	Лестничная клетка	13.80	
	итого	52.81	

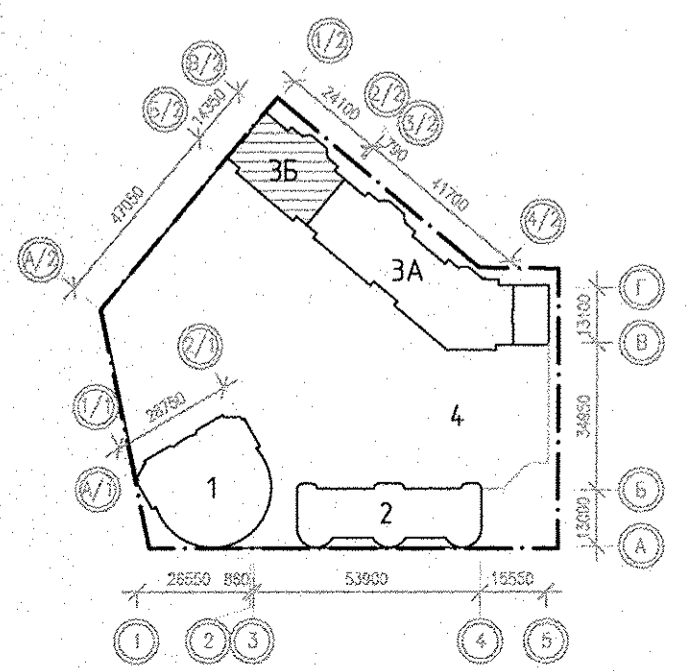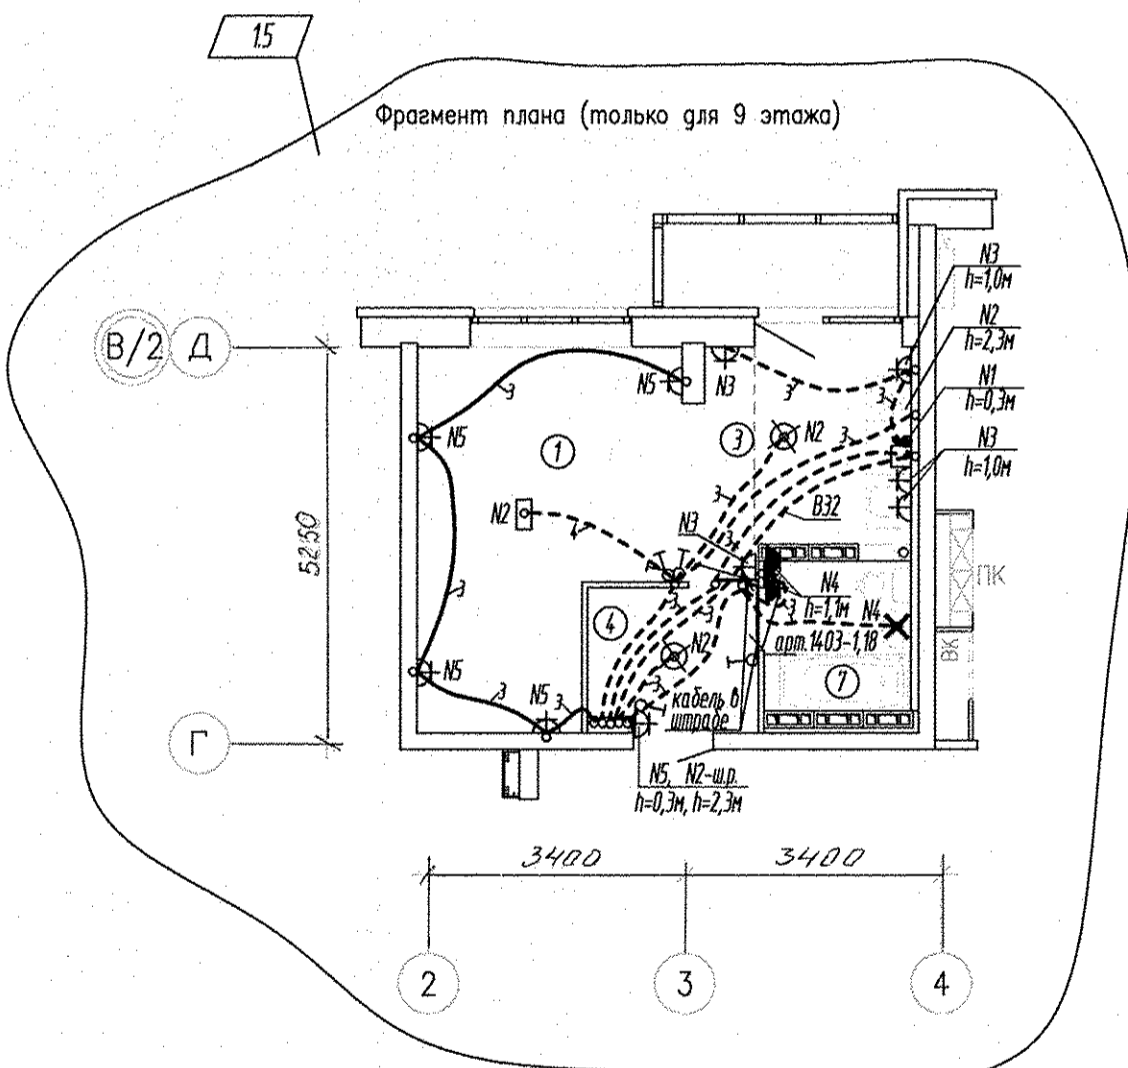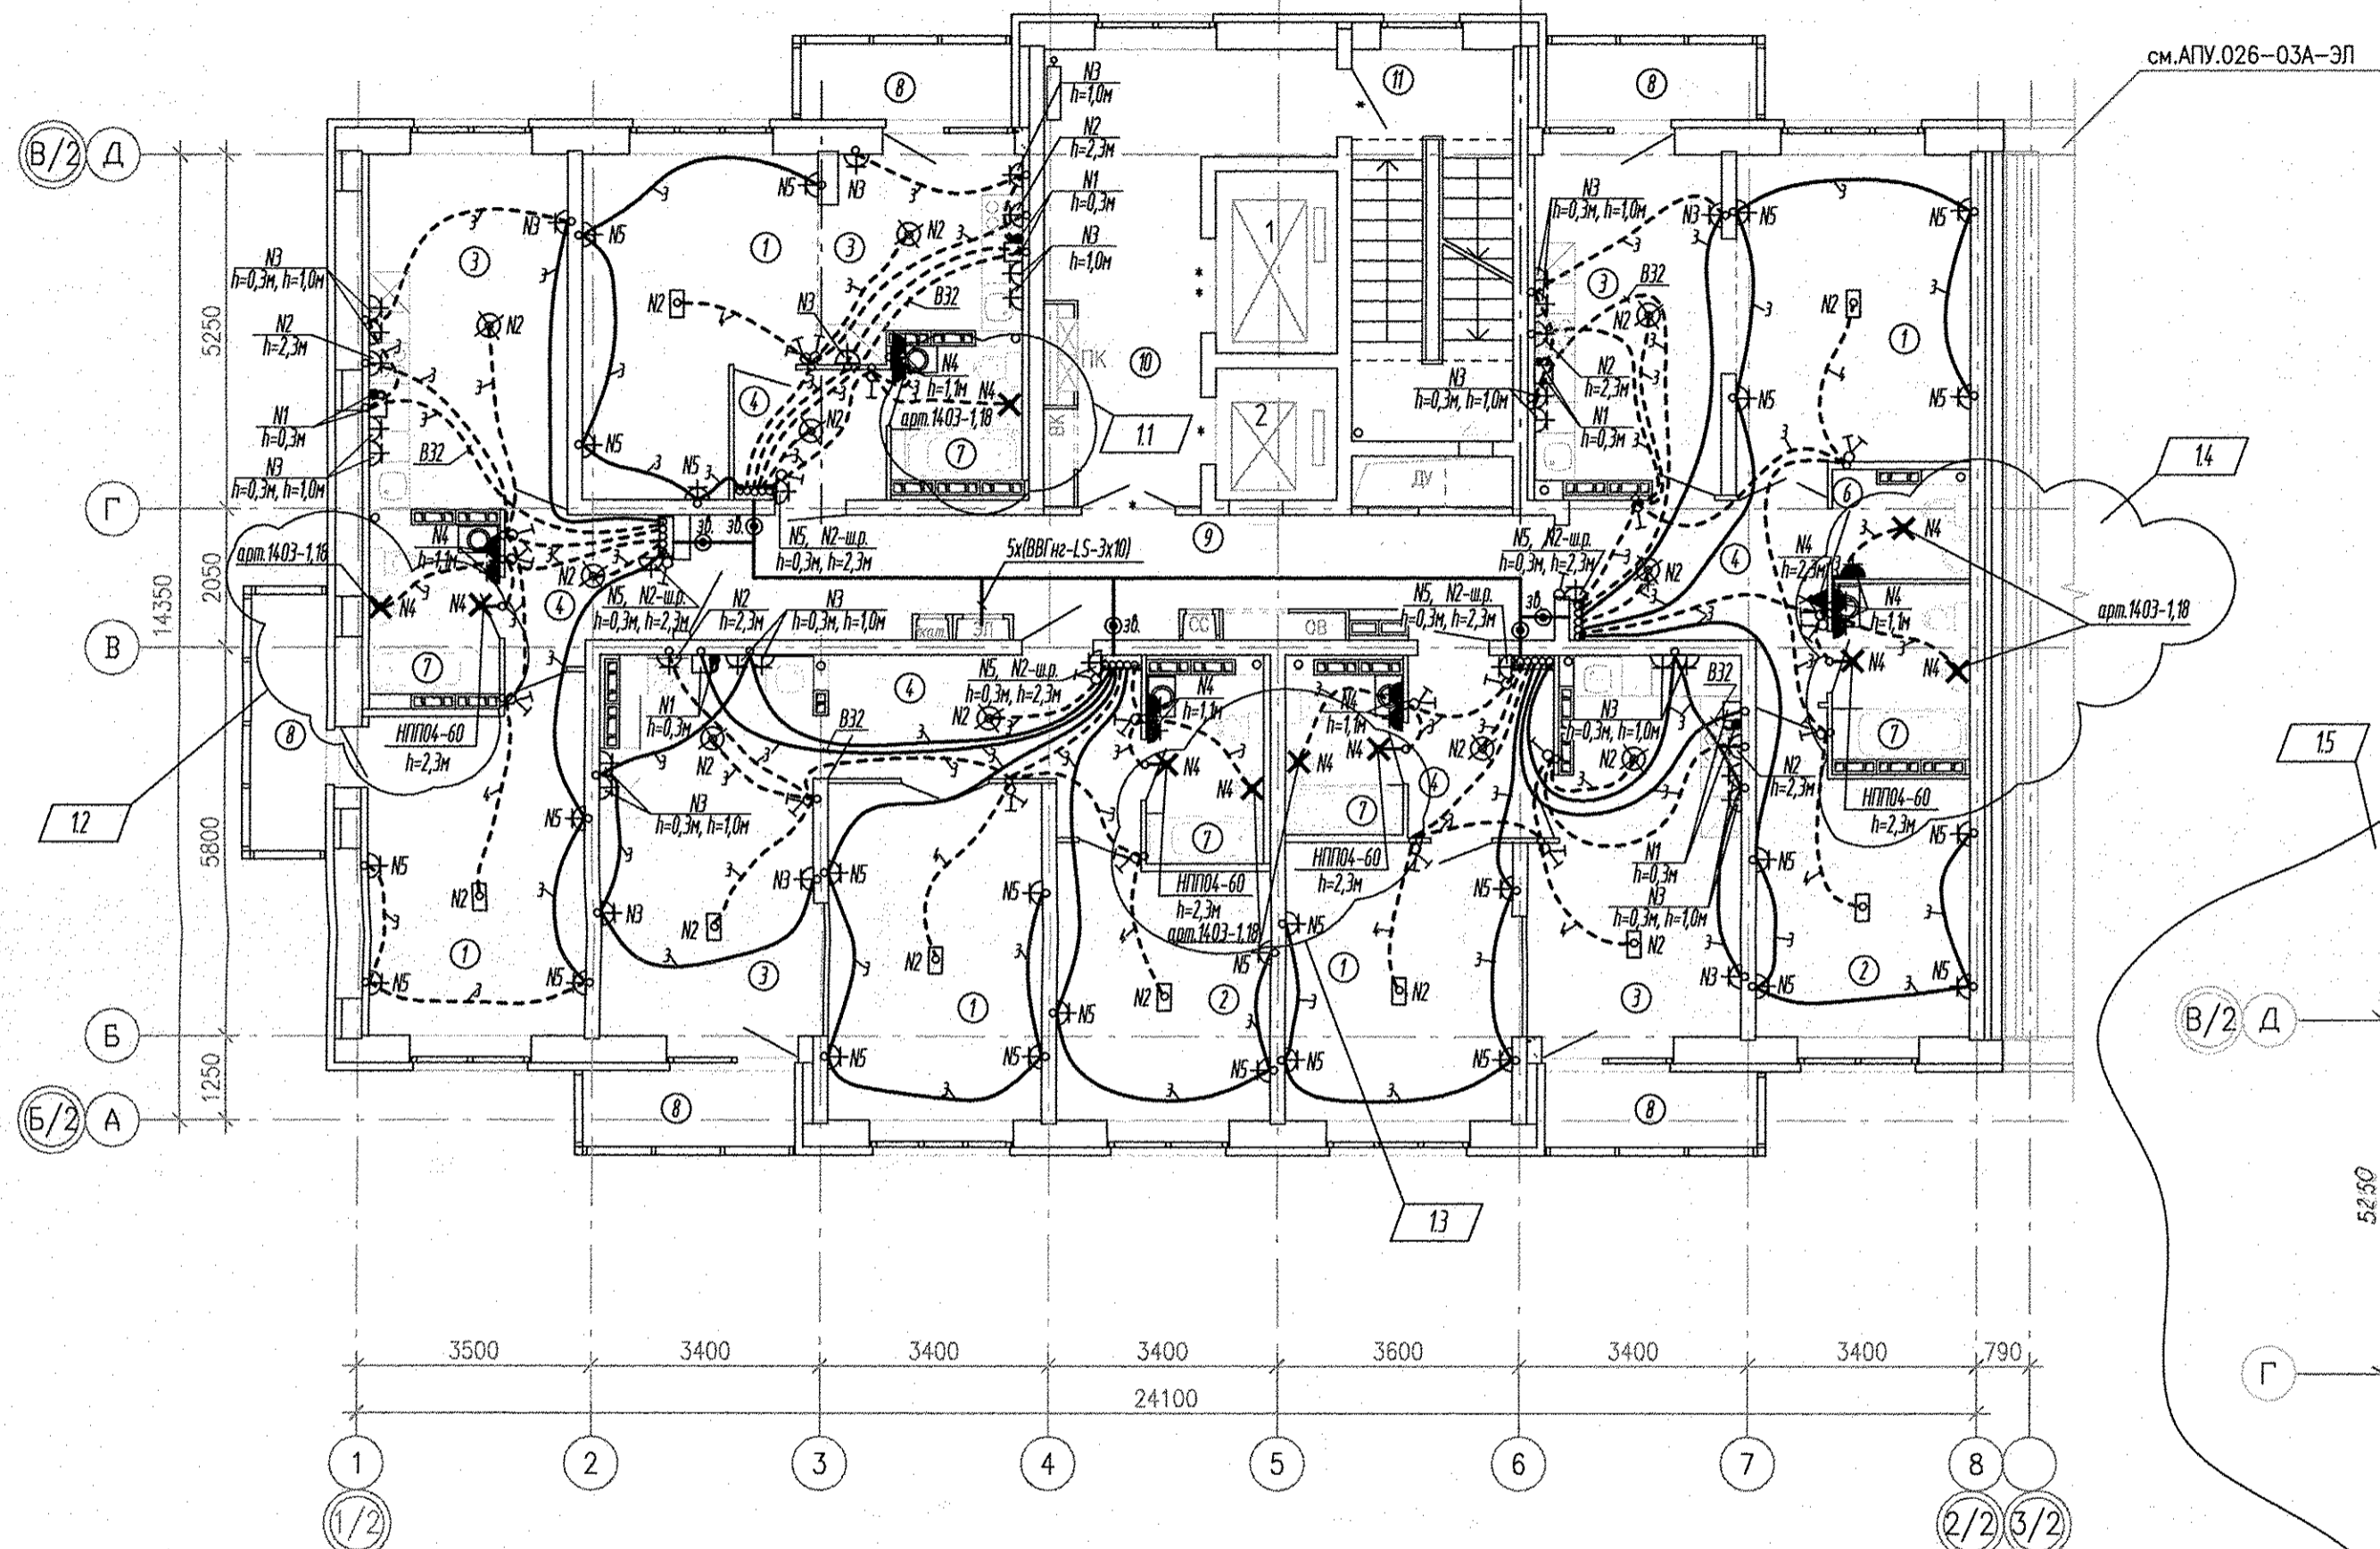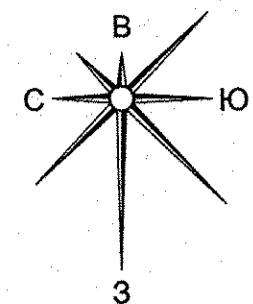

Условные обозначения:



☐ - подключение варочной поверхности (коробка с клеммником), подключение духового шкафа (шт. розетка на 16А).

АПУ.026-03Б-ЭЛ					
1	1-5	316-16	02.17	Застройка по ул.Просторной - Павлодарской в Чкаловском районе г. Екатеринбург (участок N1). Жилые дома со встроенно-пристроенными помещениями общественного назначения, трансформаторной подстанцией и подземной автостоянкой.	
Изм.	Кол.уч.	Лист	N док.	Подпись	Дата
Разработал	Киселева				30.09.16
Проверил	Бунтури				30.09.16
Гл. спец	Бодрова				30.09.16
Г А П	Гаранин				30.09.16
Пусковой комплекс 2 18-этажная блок-секция 3Б				Стадия	Лист
План 7-9 этажей Расположение сетей электрооборудования.				Р	15
ЗАО КОРПОРАЦИЯ АТОМСТРОЙКОМПЛЕКС					

Борозина			
СС			
Доляев	Решетникова	Пашаева	
ОВ	ВК	ОВ	
Взам. ш.б.Н			
Получил	и дата		
М.б.И. подл.			


ЭКСПЛИКАЦИЯ ПОМЕЩЕНИЙ

Номер помещения	Наименование	Площадь, м ²	Кат. поме.
ПОМЕЩЕНИЯ КВАРТИР			
1	Гостиная		
2	Спальная	25.44	
3	Кухня	69.57	
4	Прихожая	32.82	
5			
6	Сан.узел	2.80	
7	Ванная	22.01	
8	Балкон	17.91	
	итого	248.07	
ОБЩЕДОМОВЫЕ ПОМЕЩЕНИЯ			
9	Коридор	21.38	
10	Лифтовой холл	17.63	
11	Лестничная клетка	13.80	
	итого	52.81	

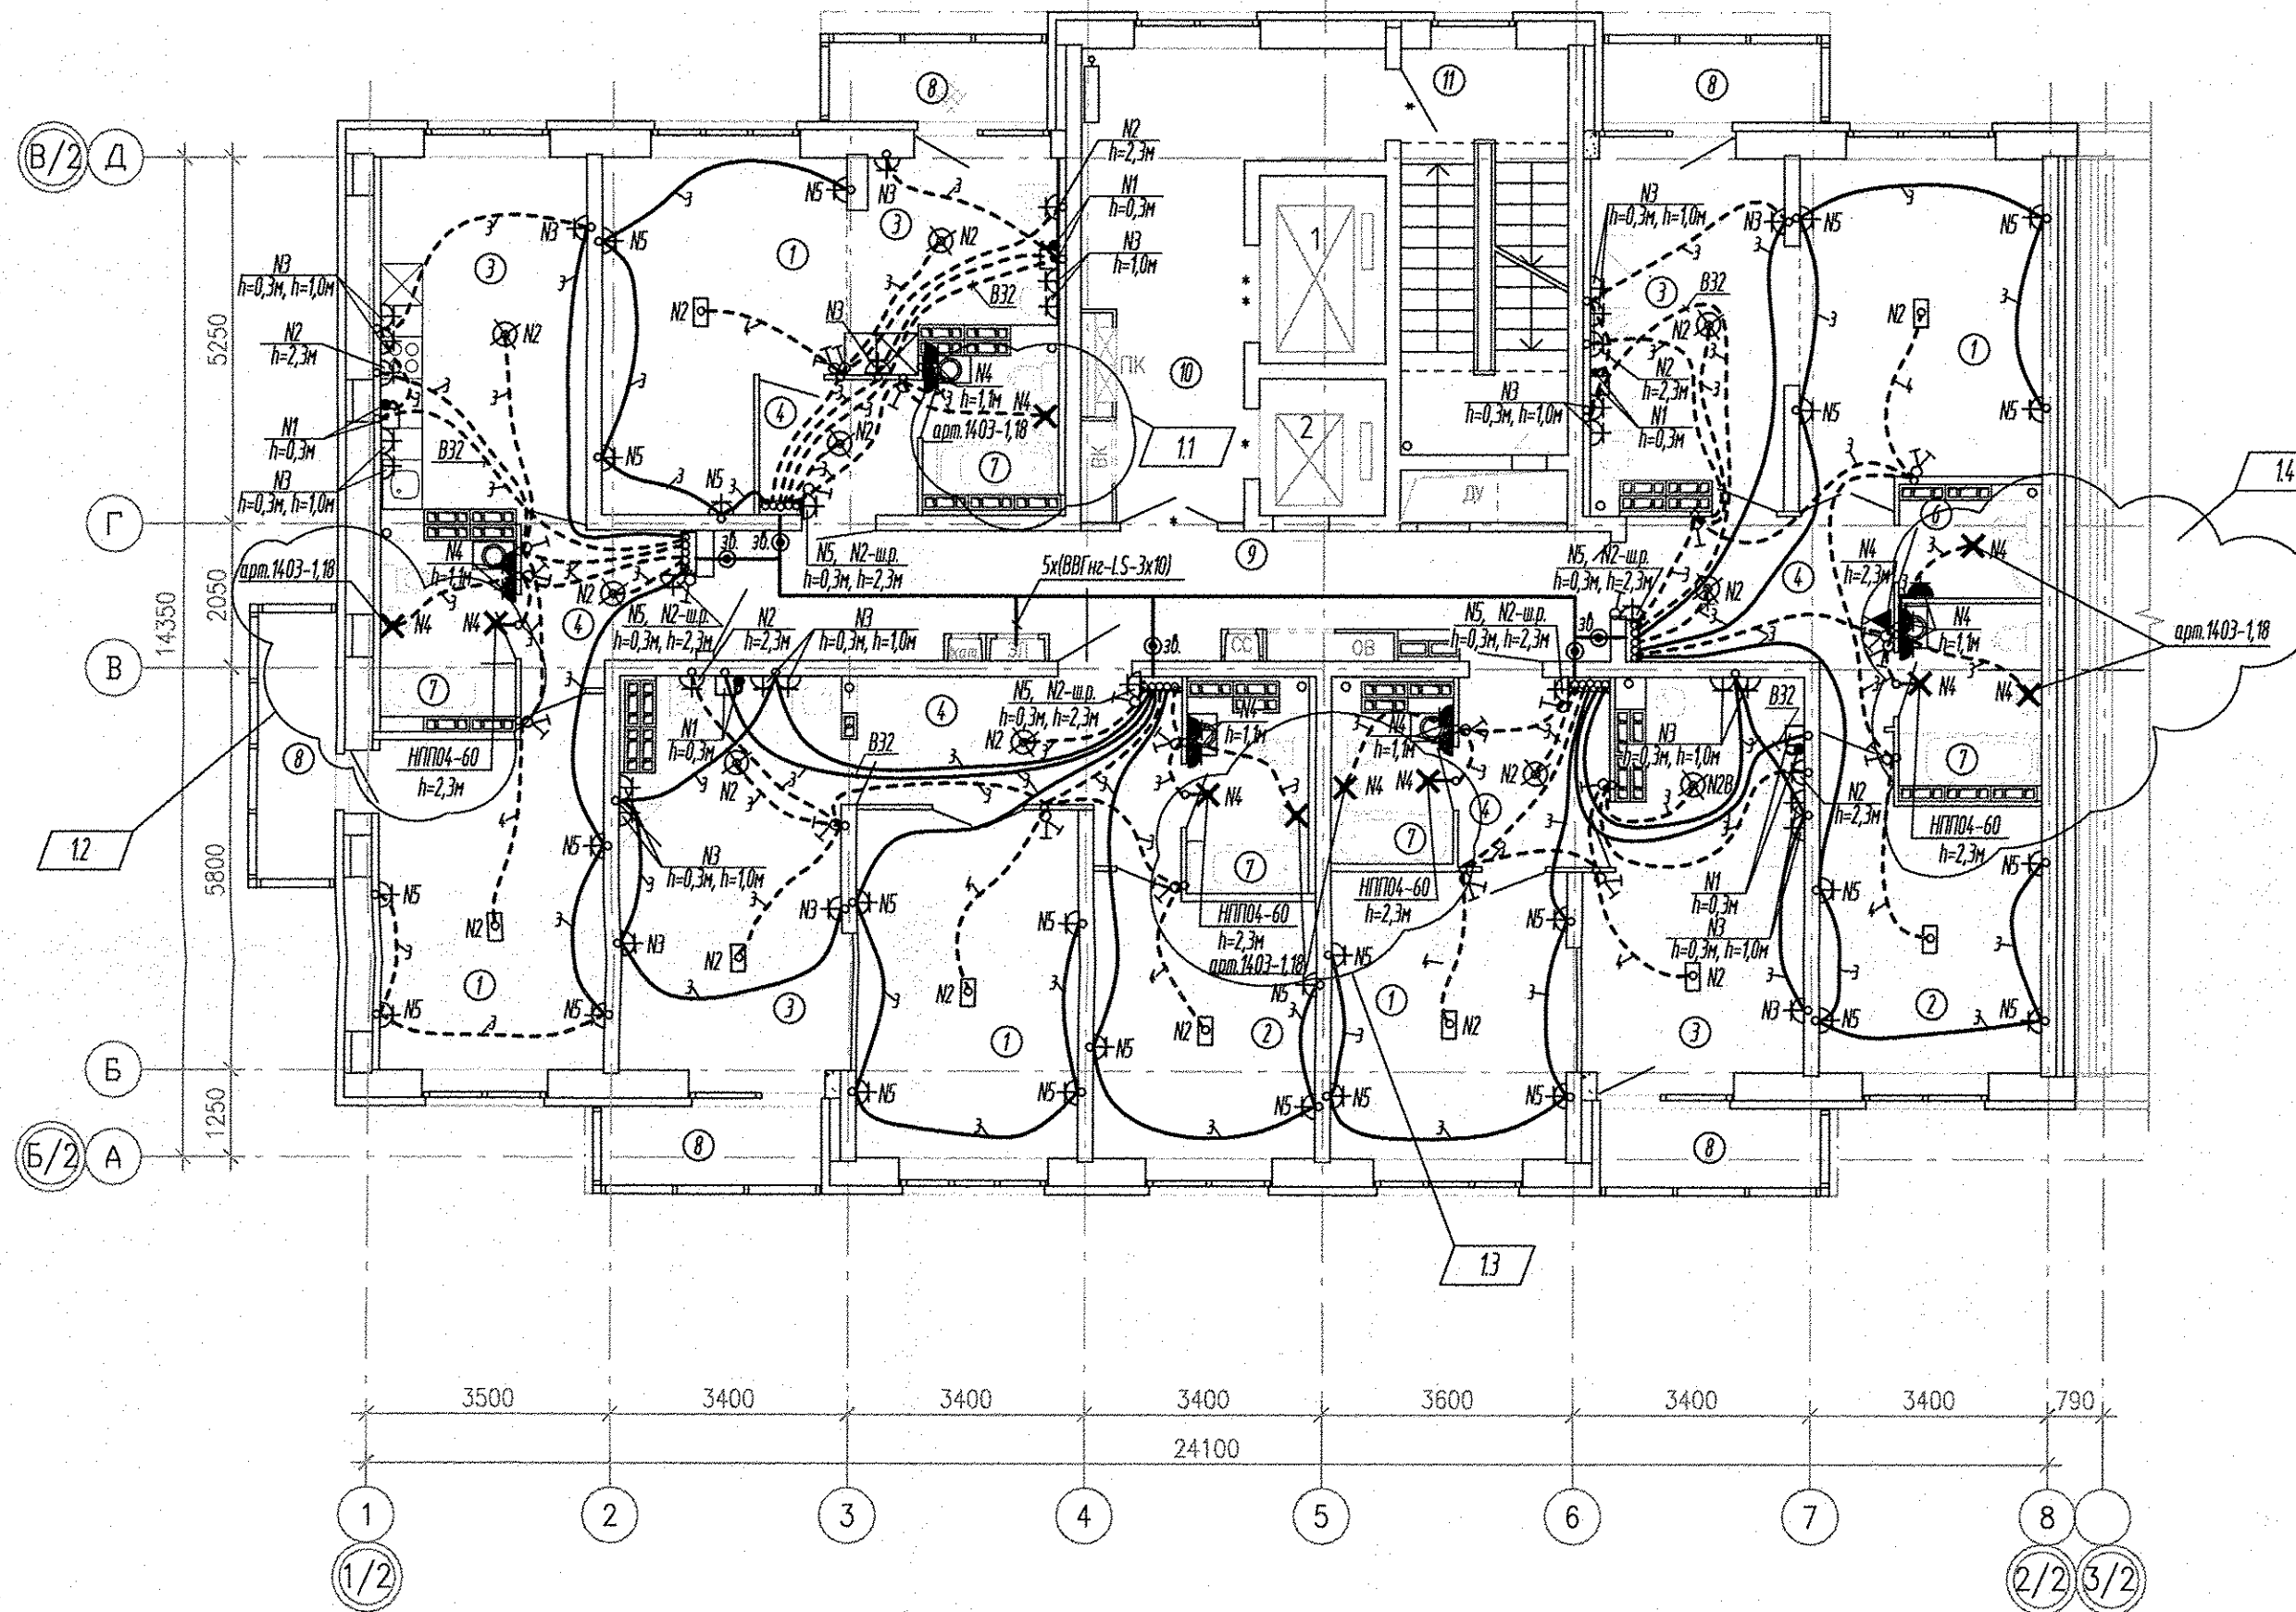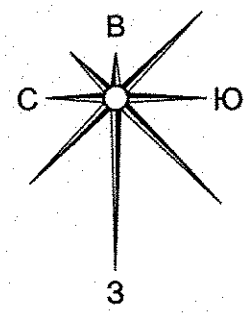

Условные обозначения:

□ — подключение варочной поверхности (коробка с клеммником), подключение духового шкафа (шт. розетка на 16А).


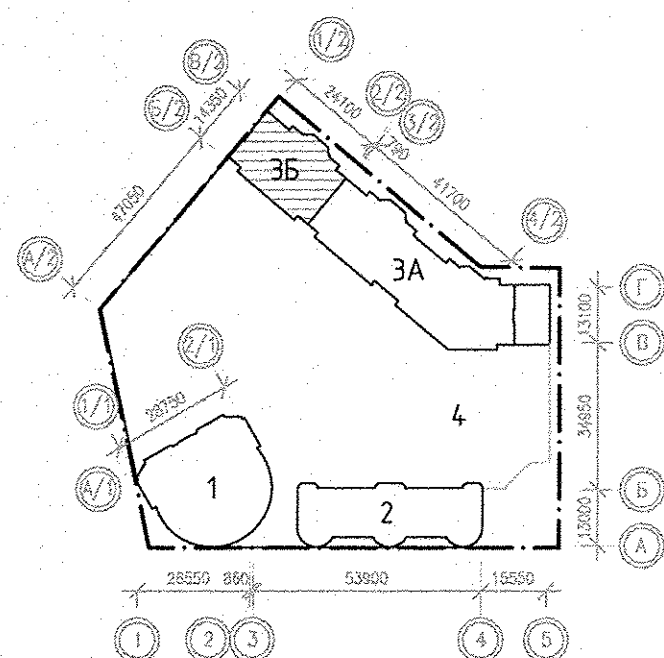


Борогина			
С			
Давеш	Решетникова	Пашева	
АР	БК	ОБ	
Взам. инв.Н			
Подпись и дата			
Инв.Н подл.			

АПУ.026-03Б-ЭЛ					
1	1-4	-	316-16	02.17	Застройка по ул.Просторной - Павлодарской в Чкаловском районе г. Екатеринбурга (участок N1). Жилые дома со встроенно-пристроенными помещениями общественного назначения, трансформаторной подстанцией и подземной автостоянкой.
Изм.	Кол.уч.	Лист	N док.	Подпись	Дата
Разработал	Киселева				30.09.16
Проверил	Бунтури				30.09.16
Гл. спец	Бодрова				30.09.16
Г А П	Гаранин				30.09.16
Пусковой комплекс 2 18-этажная блок-секция 3Б				Стадия	Лист
				Р	16
План 10-13 этажей Расположение сетей электрооборудования.				Листов	
				ЗАО КОРПОРАЦИЯ АТОМСТРОЙКОМПЛЕКС	


ЭКСПЛИКАЦИЯ ПОМЕЩЕНИЙ

Номер помещения	Наименование	Площадь, м2	Кат. поме-
ПОМЕЩЕНИЯ КВАРТИР			
1	Гостиная		
2	Спальная	25.44	
3	Кухня	69.57	
4	Прихожая	32.82	
5			
6	Сан.узел	2.80	
7	Ванная	22.01	
8	Балкон	17.91	
	итого	248.07	
ОБЩЕДОМОВЫЕ ПОМЕЩЕНИЯ			
9	Коридор	21.38	
10	Лифтовой холл	17.63	
11	Лестничная клетка	13.80	
	итого	52.81	

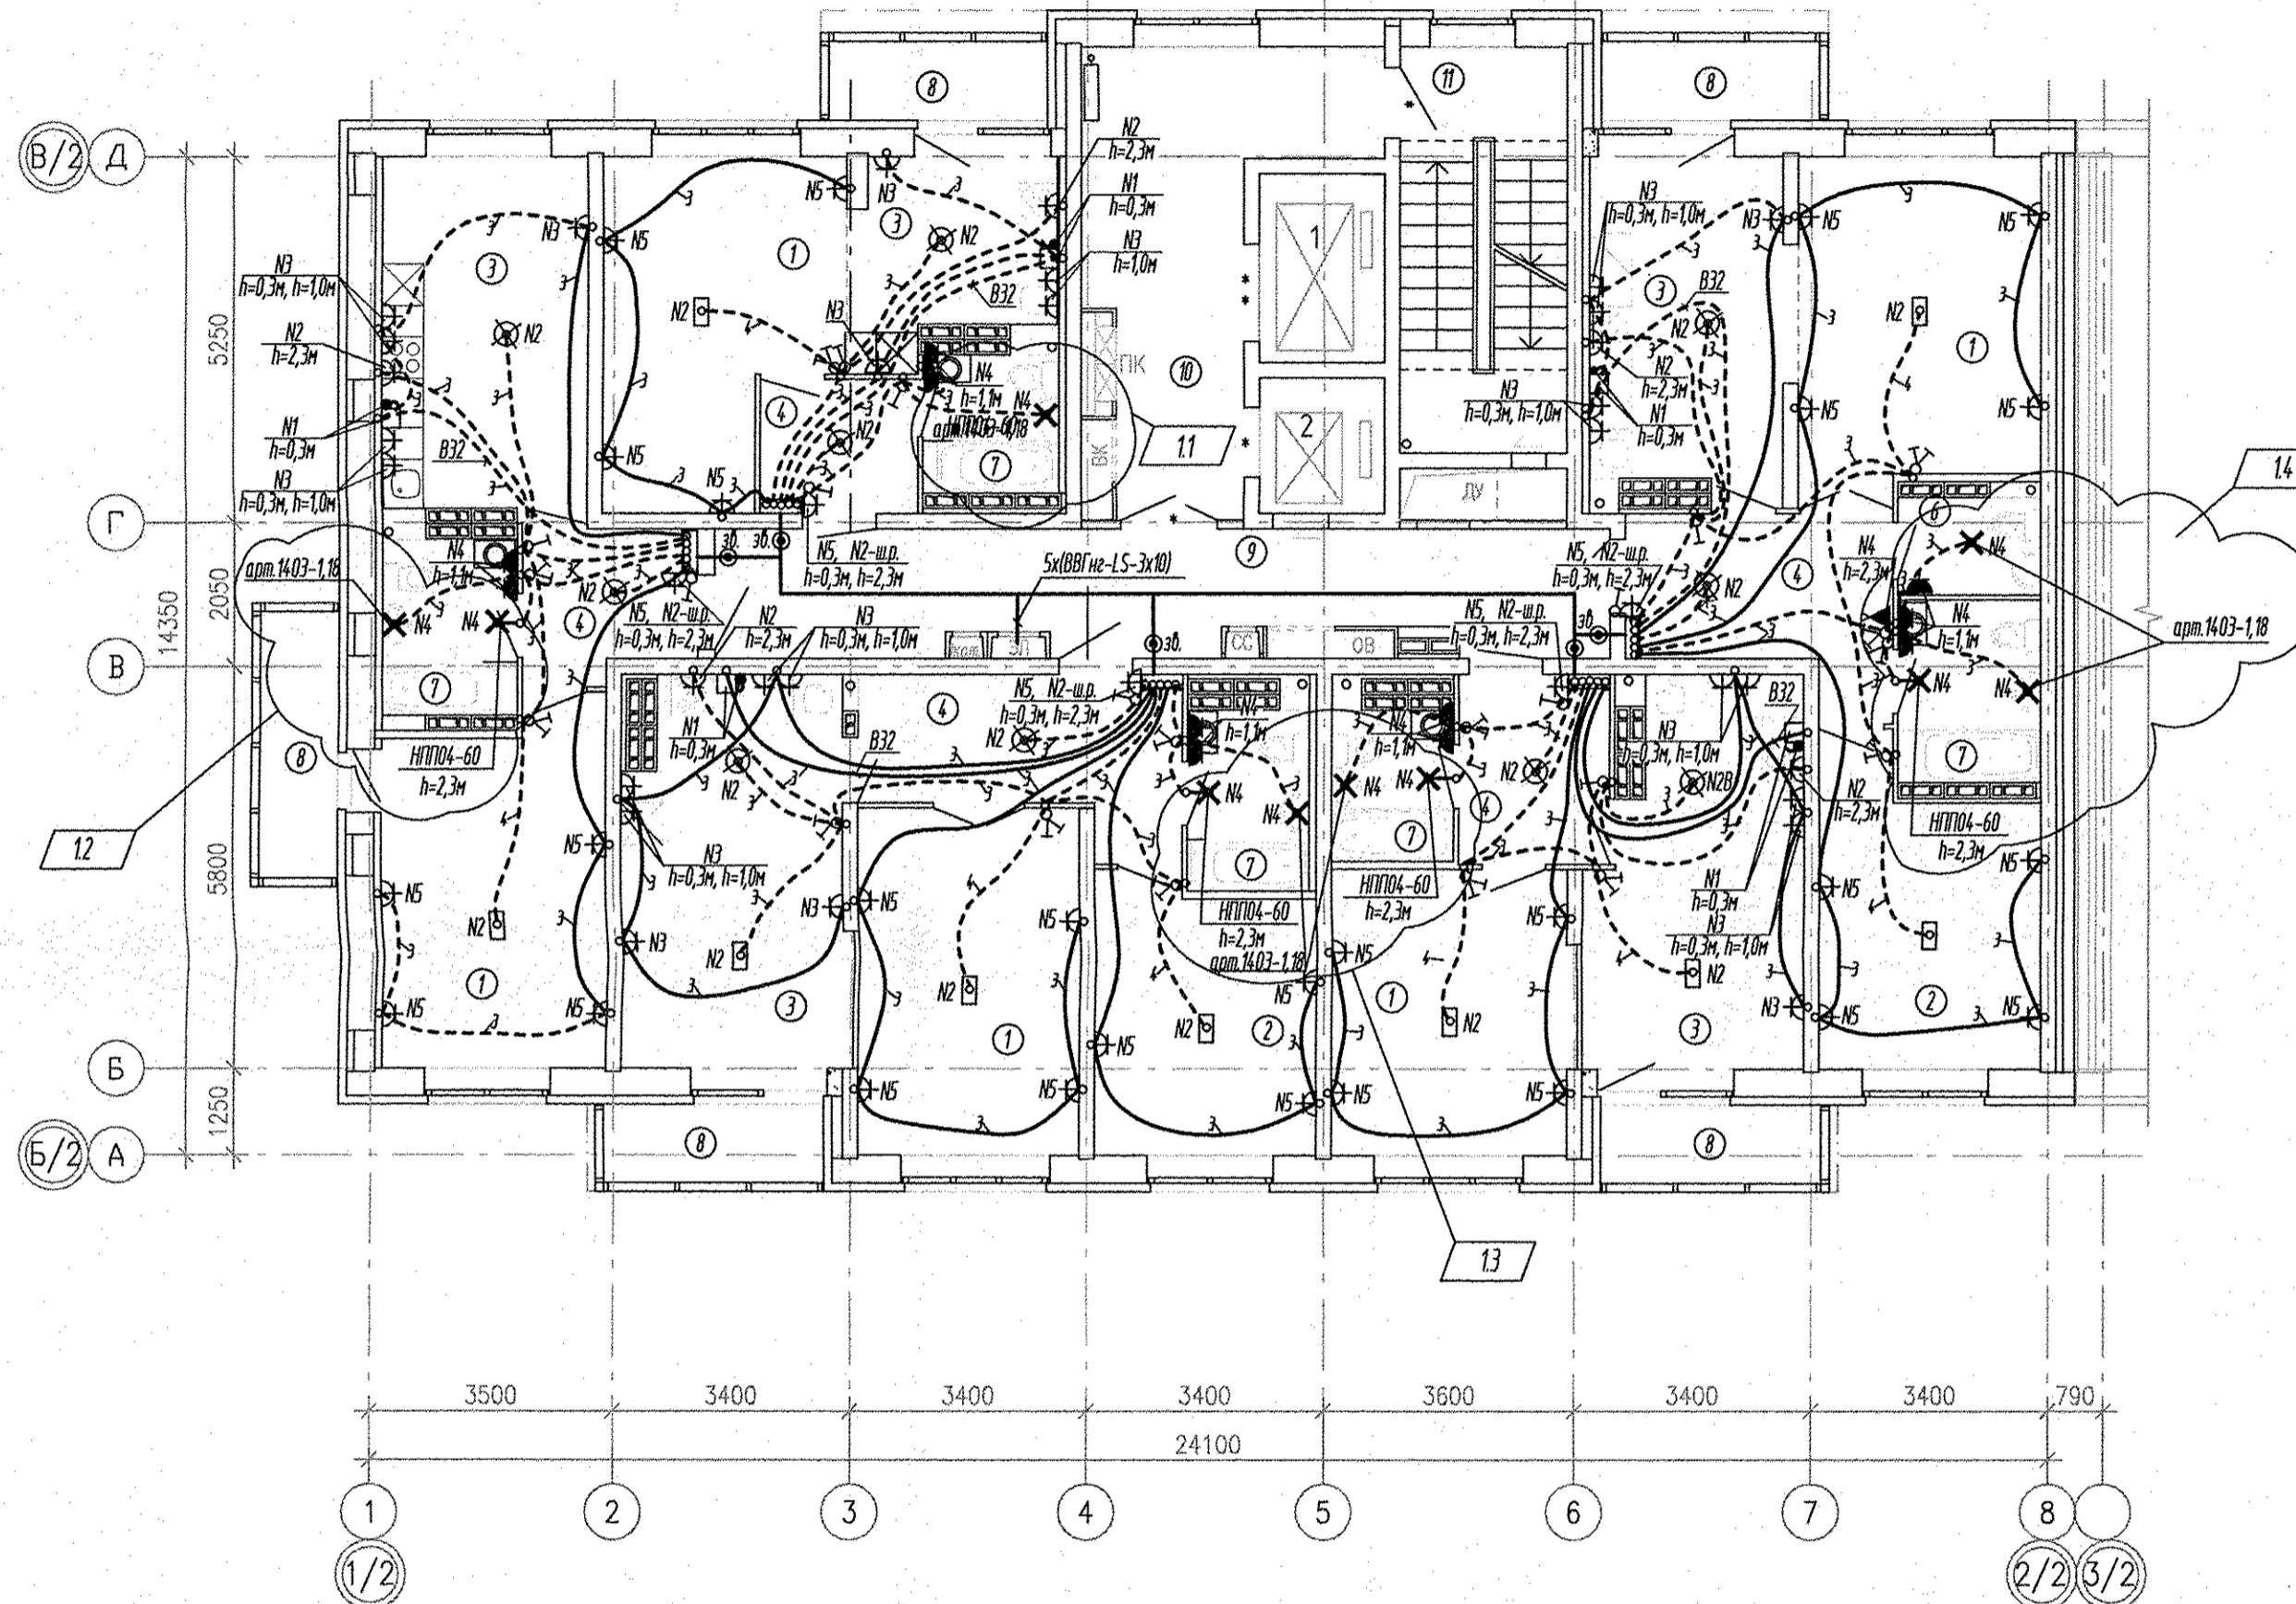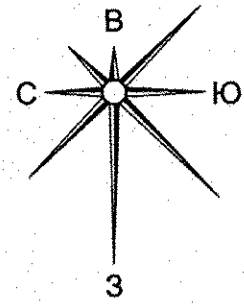

Условные обозначения:

☐ - подключение варочной поверхности (коробка с клеммником), подключение духового шкафа (шт. розетка на 16А)


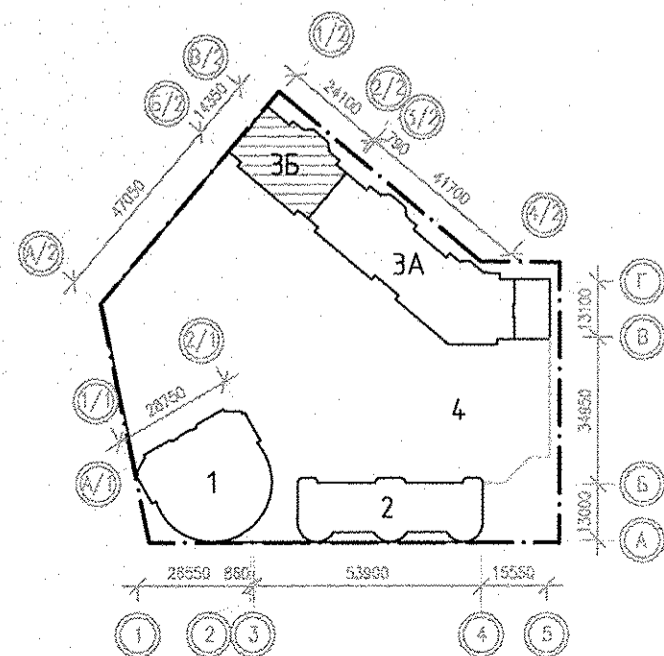


Барачина			
С			
Доголик			
Решетников			
Пашаев			
АР	Ванн. ш.В.И		
ВК			
ОВ			
Полосин			
М.В.Н. погр.			

АПУ.026-03Б-ЭЛ					
1	1-4	-	316-16	02.17	Застройка по ул.Просторной - Павлодарской в Чкаловском районе г. Екатеринбурга (участок N1). Жилые дома со встроенно-пристроенными помещениями общественного назначения, трансформаторной подстанцией и подземной автостоянкой.
Изм.	Колуч.	Лист	N док.	Подпись	Дата
Разработал	Киселева				30.09.16
Проверил	Бунтури				30.09.16
Гл. спец	Бодрова				30.09.16
Г А П	Гаранин				30.09.16
Пусковой комплекс 2 18-этажная блок-секция 3Б				Стация	Лист
План 14-15 этажей Расположение сетей электрооборудования.				Р	17
				ЗАО КОРПОРАЦИЯ АТОМСТРОЙКОМПЛЕКС	


ЭКСПЛИКАЦИЯ ПОМЕЩЕНИЙ

Номер помещения	Наименование	Площадь, м ²	Кат. поме-
ПОМЕЩЕНИЯ КВАРТИР			
1	Гостиная		
2	Спальная	25.44	
3	Кухня	69.57	
4	Прихожая	32.82	
5			
6	Сан.узел	2.80	
7	Ванная	22.01	
8	Балкон	17.91	
	итого	248.07	
ОБЩЕДОМОВЫЕ ПОМЕЩЕНИЯ			
9	Коридор	21.38	
10	Лифтовой холл	17.63	
11	Лестничная клетка	13.80	
	итого	52.81	

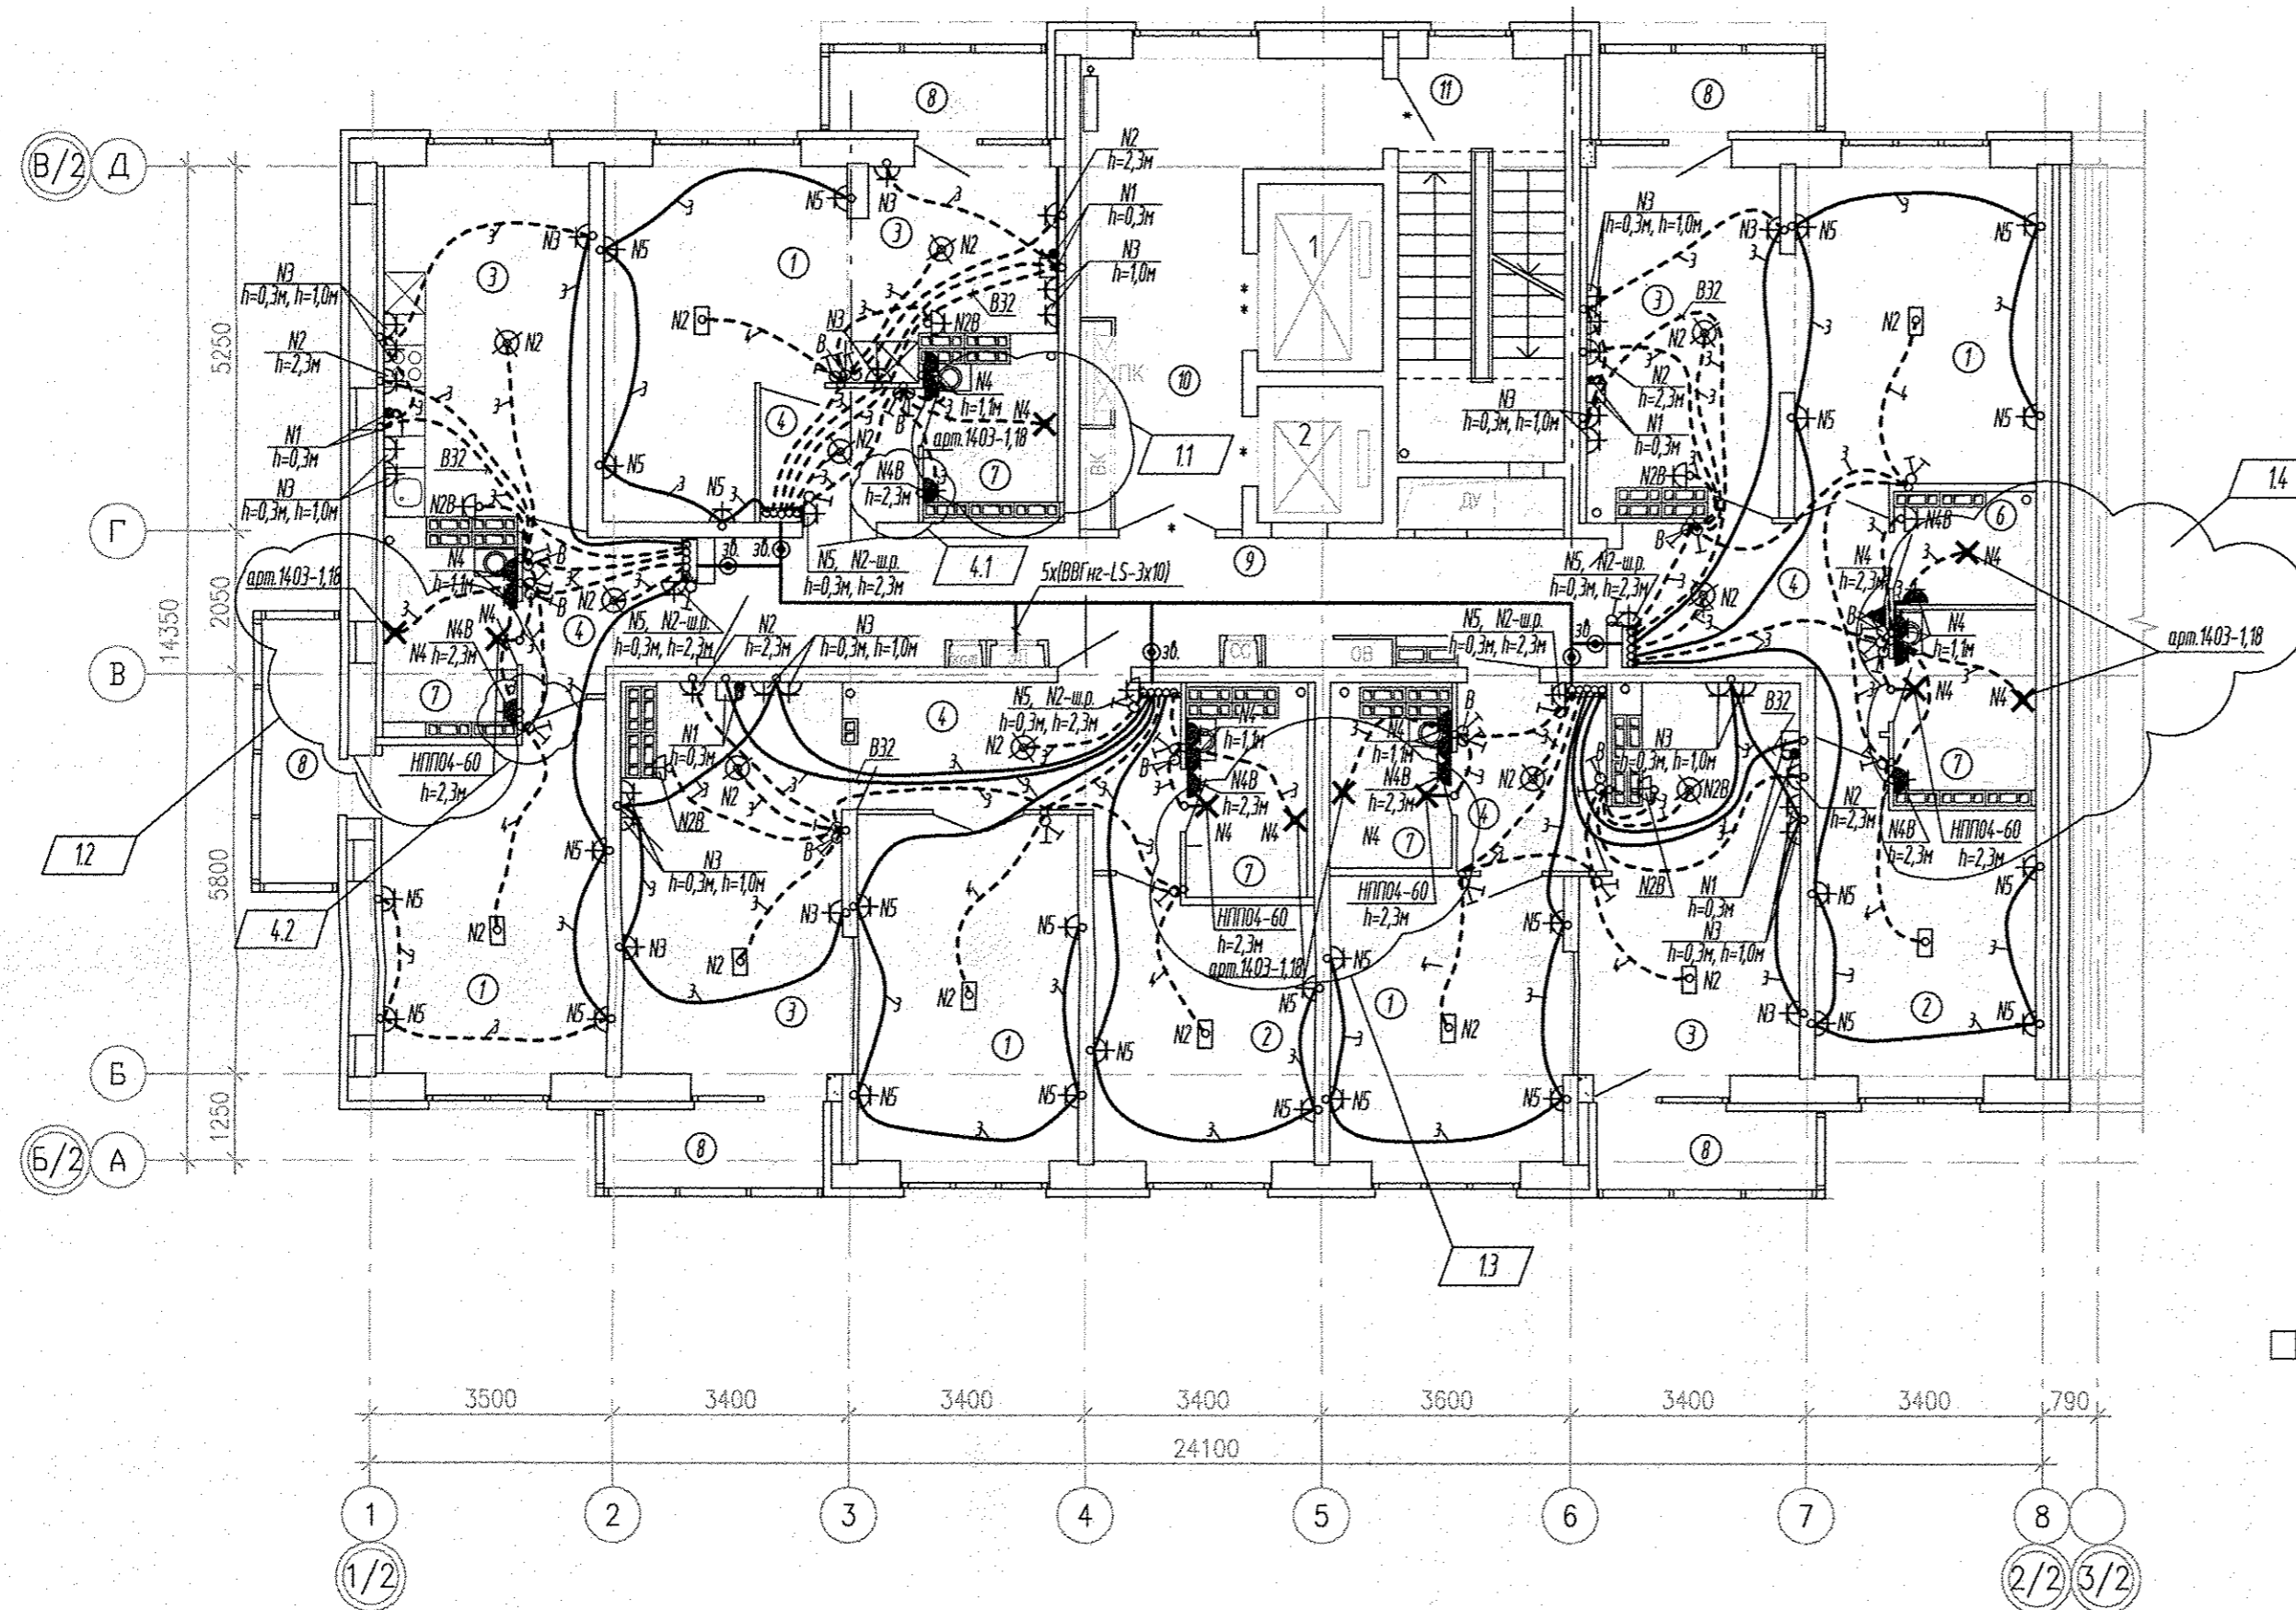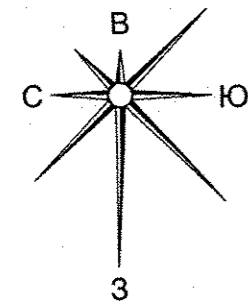

Условные обозначения:

⊕ - подключение варочной поверхности (коробка с клеммником), подключение духового шкафа (шт. розетка на 16А).

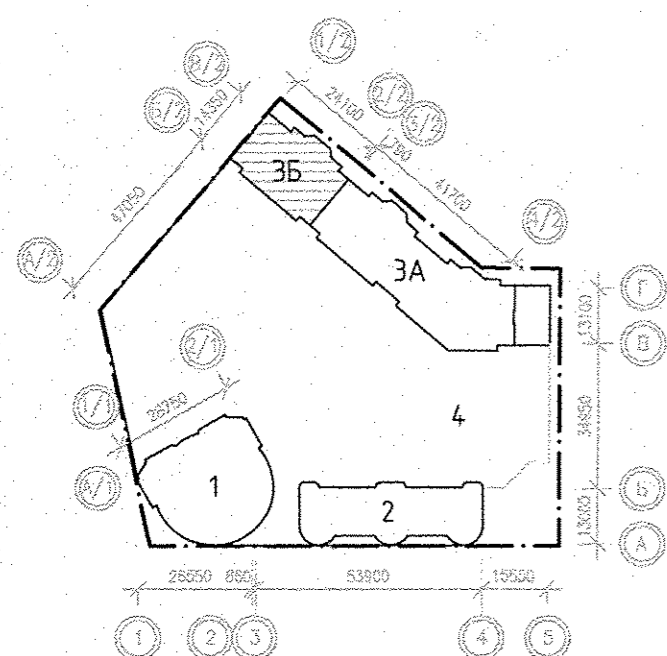

АПУ.026-03Б-ЭЛ						
4	1,2	—	119-17	<i>[Signature]</i>	07.17	Застройка по ул.Просторной – Павлодарской в Чкаловском районе г. Екатеринбурга (участок N1). Жилые дома со встроенно-пристроенными помещениями общественного назначения, трансформаторной подстанцией и подземной автостоянкой.
1	1-4	—	316-16	<i>[Signature]</i>	02.17	
Изм.	Кол.уч.	Лист	N док.	Подпись	Дата	
Разработал	Киселева	<i>[Signature]</i>			30.09.16	Пусковой комплекс 2 18-этажная блок-секция 3Б
Проверил	Бунтури	<i>[Signature]</i>			30.09.16	
Гл. спец	Бодрова	<i>[Signature]</i>			30.09.16	Стария
Г А П	Гаранин	<i>[Signature]</i>			30.09.16	
Лист						Листов
План 16-17 этажей Расположение сетей электрооборудования.						Р
						18
						Листов
						АО КОРПОРАЦИЯ АТОМСТРОЙКОМПЛЕКС

Инв.№ подл.	
Подпись и дата	
Взам. инв.№	
АР	Должн.
БК	Решетникова
ОВ	Пашаева
СС	Борогина