


ЭКСПЛИКАЦИЯ ПОМЕЩЕНИЙ


Номер помещения	Наименование	Суммарная площадь на этаж м2	Кат. помещения
ПОМЕЩЕНИЯ КВАРТИР			
1	Общая жилая комната с зоной кухни	40.95	
2	Жилая комната, в том числе:	219.40	
2/1	Жилая комната N1		
2/2	Жилая комната N2		
2/3	Жилая комната N3		
3	Кухня	135.15	
4	Санузел	12.37	
5	Ванная	41.26	
6	Прихожая	77.55	
8	Балкон	16.41	
9	Лоджия	15.18	
	Итого по жилой части	558.27	
	Общая площадь квартир на этаже см.п.1	539.21	
ОБЩЕДОМОВЫЕ ПОМЕЩЕНИЯ			
10	Лестничная клетка тип N2	13.26	
11	Межквартирный коридор	61.20	
12	Помещения для размещения общедомовых коммуникаций	5.19	
13		3.58	
14		5.97	
15	Лифтовый холл	5.31	
16	Тамбур	2.27	
	Итого общедомовые помещения	96.78	

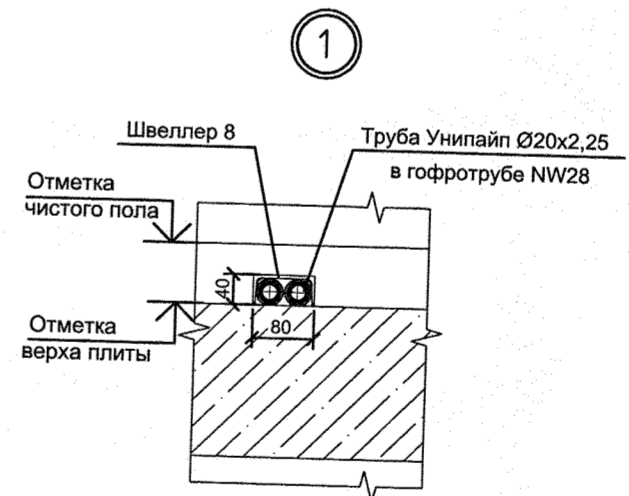

ПРИМЕЧАНИЕ
Привязку канализационных стояков см. на л. 3.


				АПУ.044 -01- ВК		
				Жилые дома со встроенными помещениями общественного назначения и поздней обустраиваемой в квартале улиц Ползунова -Замятина -Даниловская -Краснофлотцев в Орджоникидзевском районе г. Екатеринбурга. I очередь строительства.		
ИЗМ.	КОЛУЧ	ЛИСТ N	ДОК	ПОДПИСЬ	ДАТА	I этап строительства 12-этажный жилой дом N1
	Разработал	Демченко			06.18	
	Проверил	Алексеев			06.18	
	Нач. отд.	Алексеев			06.18	
Н. контроль	Савин				06.18	План 2 этажа
				СТАДИЯ	ЛИСТ	ЛИСТОВ
				Р	4	
				АО КОРПОРАЦИЯ АТОМСТРОЙКОМПЛЕКС		

Борогина
Паренко
Пашева
Басина
Всех инд.N
Подпись и дата
Инд.N подл.

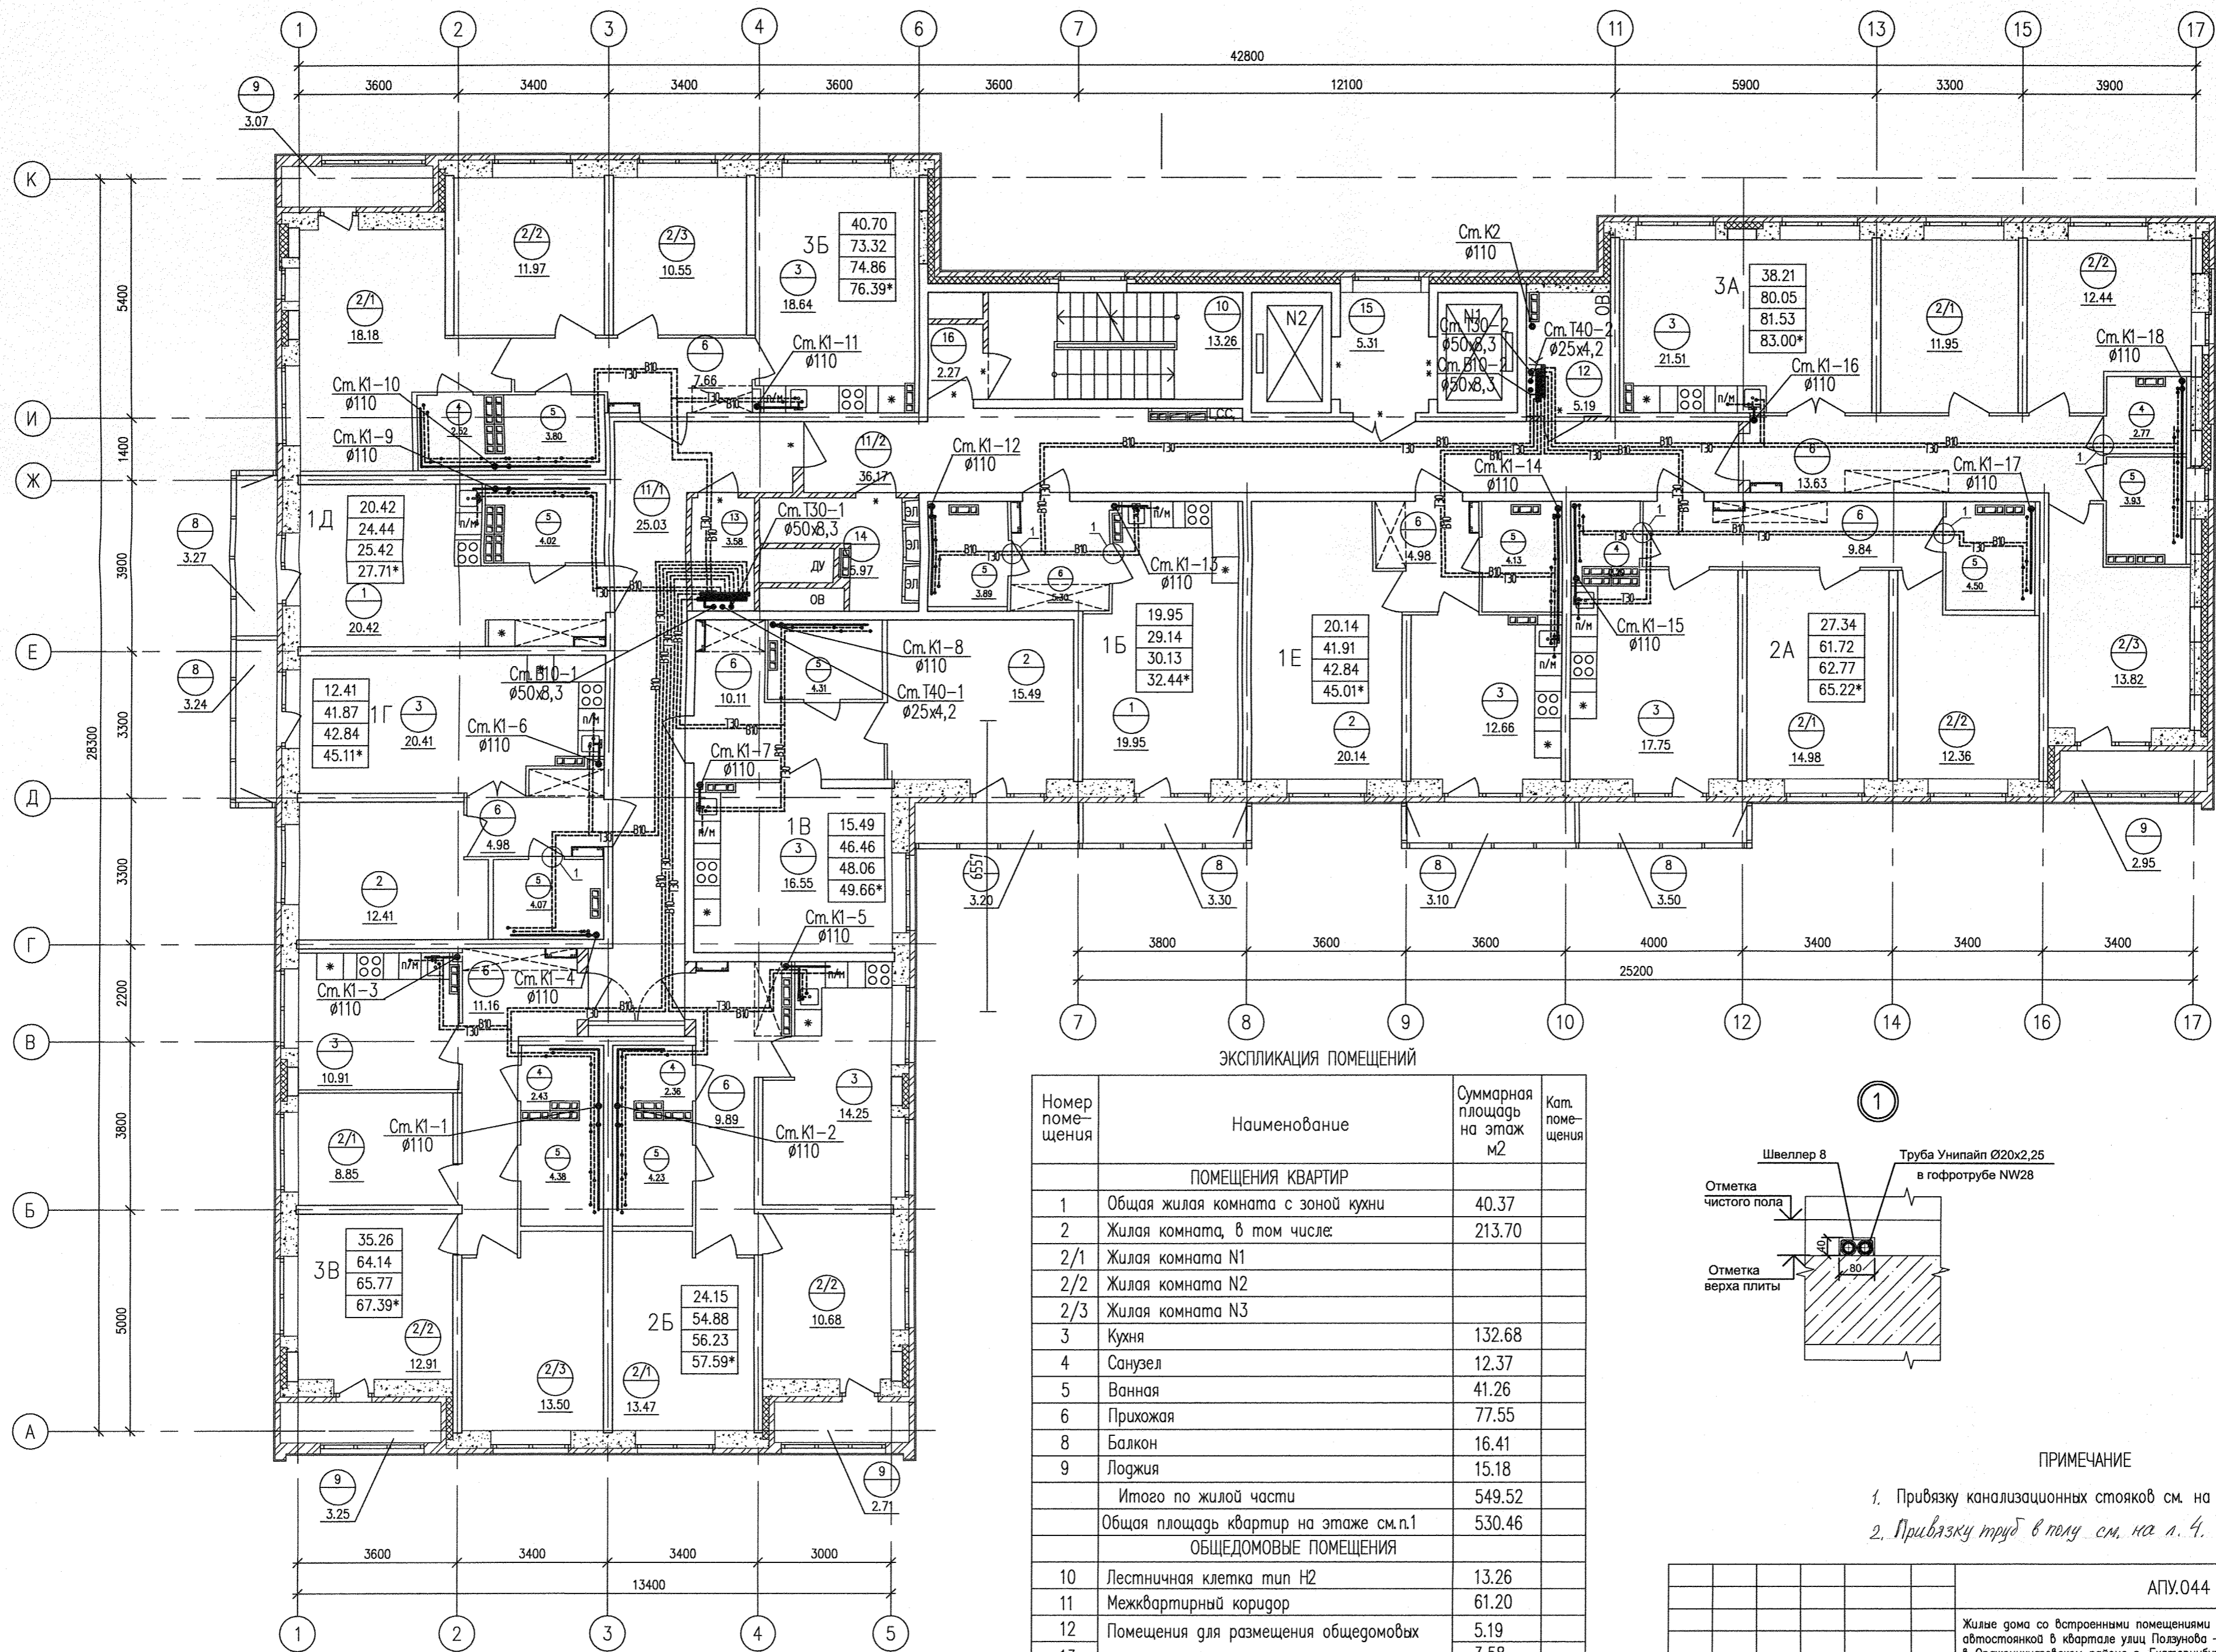

ЭКСПЛИКАЦИЯ ПОМЕЩЕНИЙ

Номер помещения	Наименование	Суммарная площадь на этаж м2	Кат. помещения
ПОМЕЩЕНИЯ КВАРТИР			
1	Общая жилая комната с зоной кухни	40.37	
2	Жилая комната, в том числе:	213.70	
2/1	Жилая комната N1		
2/2	Жилая комната N2		
2/3	Жилая комната N3		
3	Кухня	132.68	
4	Санузел	12.37	
5	Ванная	41.26	
6	Прихожая	77.55	
8	Балкон	16.41	
9	Лоджия	15.18	
Итого по жилой части		549.52	
Общая площадь квартир на этаже см.п.1		530.46	
ОБЩЕДОМОВЫЕ ПОМЕЩЕНИЯ			
10	Лестничная клетка тип N2	13.26	
11	Межквартирный коридор	61.20	
12	Помещения для размещения общедомовых коммуникаций	5.19	
13		3.58	
14		5.97	
15	Лифтовый холл	5.31	
16	Тамбур	2.27	
Итого общедомовые помещения		96.78	

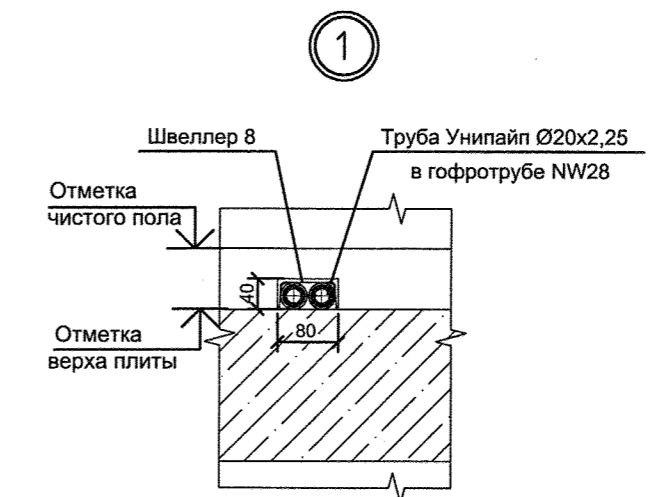

ПРИМЕЧАНИЕ

1. Привязку канализационных стояков см. на л. 3.
2. Привязку труб в полу см. на л. 4.

АПУ.044 -01- ВК					
Жилые дома со встроенными помещениями общественного назначения и подземной автостоянкой в квартале улиц Ползунова -Заятына -Даниловская -Краснофлотцев в Орджоникидзевском районе г. Екатеринбурга. I очередь строительства.					
ИЗМ.	КОЛУЧ	ЛИСТ N	ДОК	ПОДПИСЬ	ДАТА
Разработал	Демченко				06.18
Проверил	Алексенко				06.18
Нач. отг.	Алексенко				06.18
Н. контроль	Савин				06.18
I этап строительства 12-этажный жилой дом N1					
План 3...11 этажей					
СТАДИЯ	ЛИСТ	ЛИСТОВ			
Р	5				
АО КОРПОРАЦИЯ АТОМСТРОЙКОМПЛЕКС					

Борогина
С.С.
Парфенов
Лашева
Богална
АР
ОВ
ЭП
Взам. инв.Н
Инв.Н подл.
Подпись и дата