



ЭКСПЛИКАЦИЯ ПОМЕЩЕНИЙ

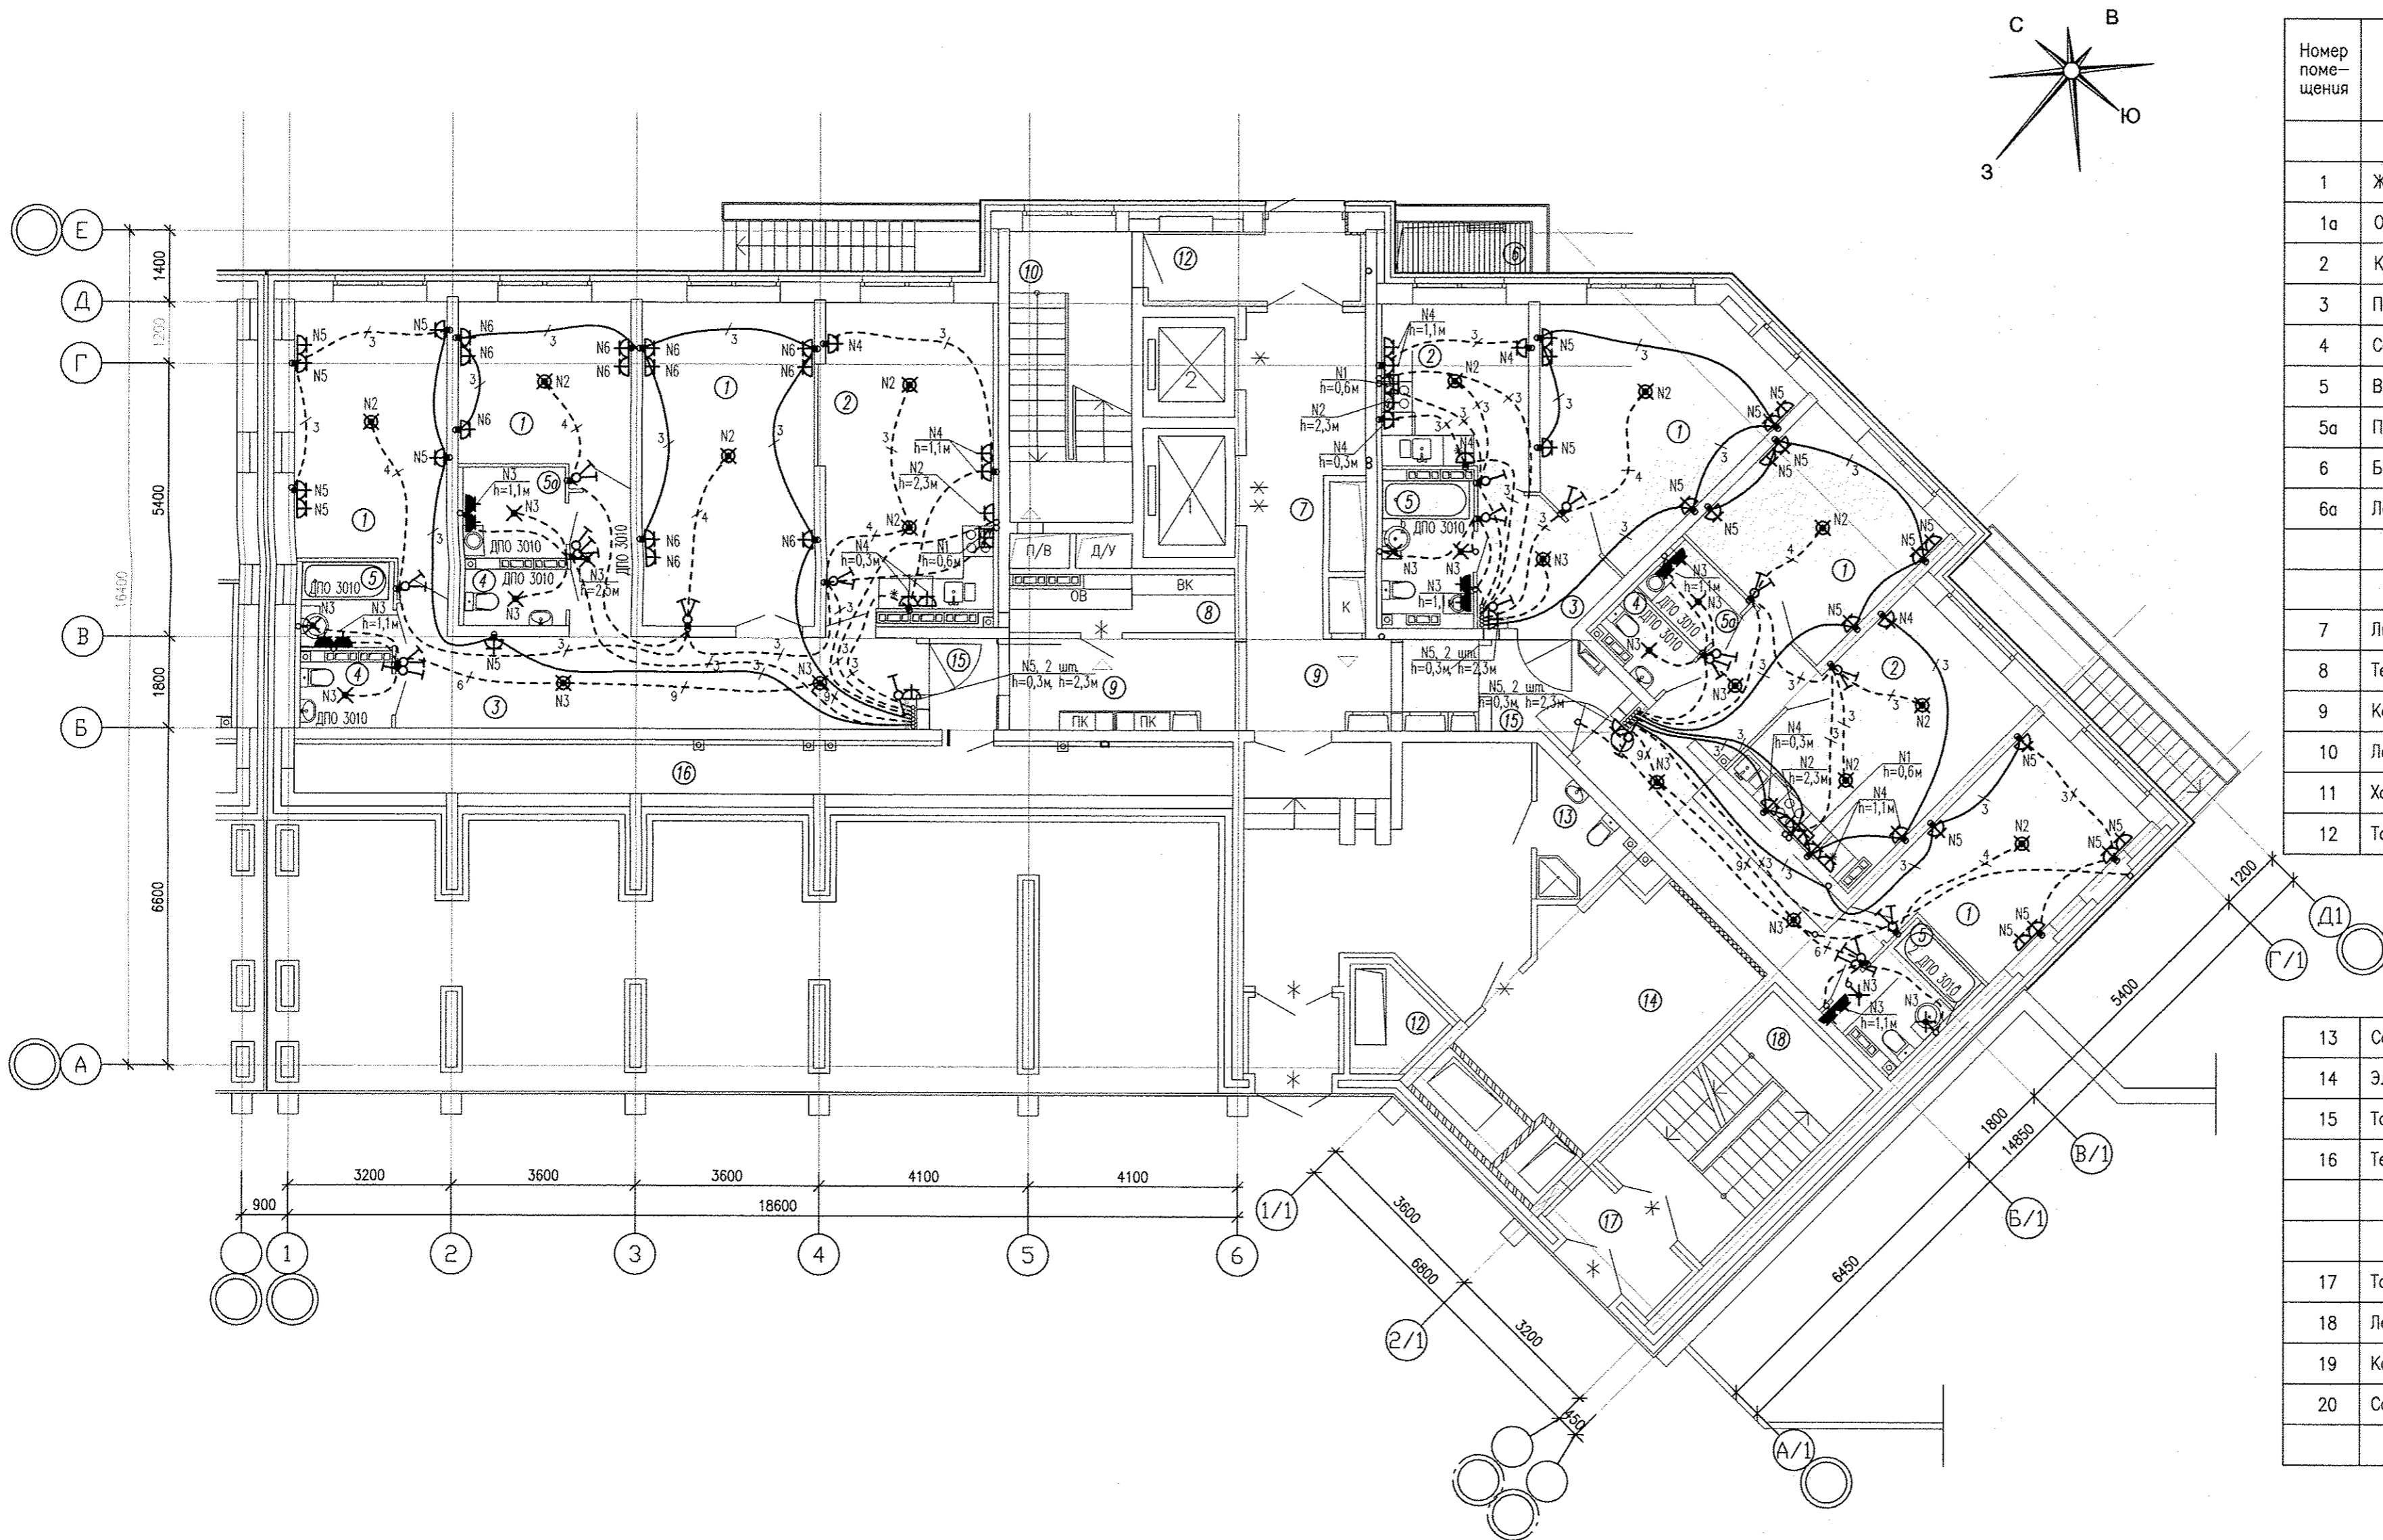

Номер помещения	Наименование	Площадь, м ²	Кат. помещения
ПОМЕЩЕНИЯ КВАРТИР			
1	Жилая комната	259.18	
1а	Общая жилая комната с зоной кухни	—	
2	Кухня	172.79	
3	Прихожая	109.76	
4	Санузел	51.47	
5	Ванная	36.61	
5а	Постирочная	12.36	
6	Балкон	—	
6а	Лоджия	—	
Итого:		642.17	
ОБЩЕДОМОВЫЕ ПОМЕЩЕНИЯ			
7	Лифтовой холл	39.28	
8	Техническое помещение	16.26	
9	Коридор	49.80	
10	Лестничная клетка	39.87	
11	Холл (тамбур-шлюз)	56.67	
12	Тамбур-шлюз	31.64	

13	Санузел с мойкой уборочного инвентаря	6.52	
14	Электрощитовая	50.19	В4
15	Тамбур	26.62	
16	Технический коридор	60.64	
Итого:		377.49	
ПОМЕЩЕНИЯ АВТОСТОЯНКИ			
17	Тамбур	8.99	
18	Лестница паркинга	49.58	
19	Комната охраны	29.30	
20	Санузел	3.53	
Итого:		91.40	


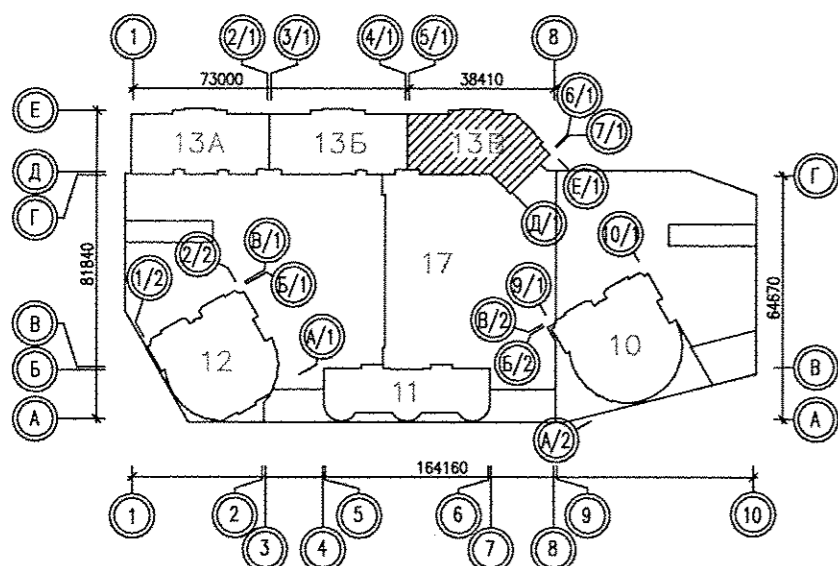


Примечания:

1. Для группы N1 во всех квартирах предусмотреть розетку (h=0,6) для подключения духового шкафа и вывод кабеля (h=0,6) для подключения варочной поверхности.

АПУ.052-013В-ЭЛ							
1	—	Зам. 262-19	<i>Вас</i>	07.19	Застройка по ул.Просторной – Павлодарской в Чкаловском районе г.Екатеринбурга (участок N2). Жилые дома со встроенно-пристроенными помещениями общественного назначения, трансформаторной подстанцией и подземной автостоянкой.		
Изм.	Колуч.	Лист	№ док	Подпись			
Разраб.	Кокоулин	<i>Вас</i>	04.19				
Проверил	Киселева	<i>Спи</i>	04.19				
Глав. спец.	Богрова	<i>Ср</i>	04.19		1 этап строительства 18-этажного жилого дом. Блок-секция 13В		
Н.контр.	Кокоулин	<i>Вас</i>	04.19		План 1 этажа. Расположение электрических сетей квартир.		
					Стация	Лист	Листов
					Р	11	
					АО КОРПОРАЦИЯ АТОМСТРОЙКОМПЛЕКС		

ЭКСПЛИКАЦИЯ ПОМЕЩЕНИЙ

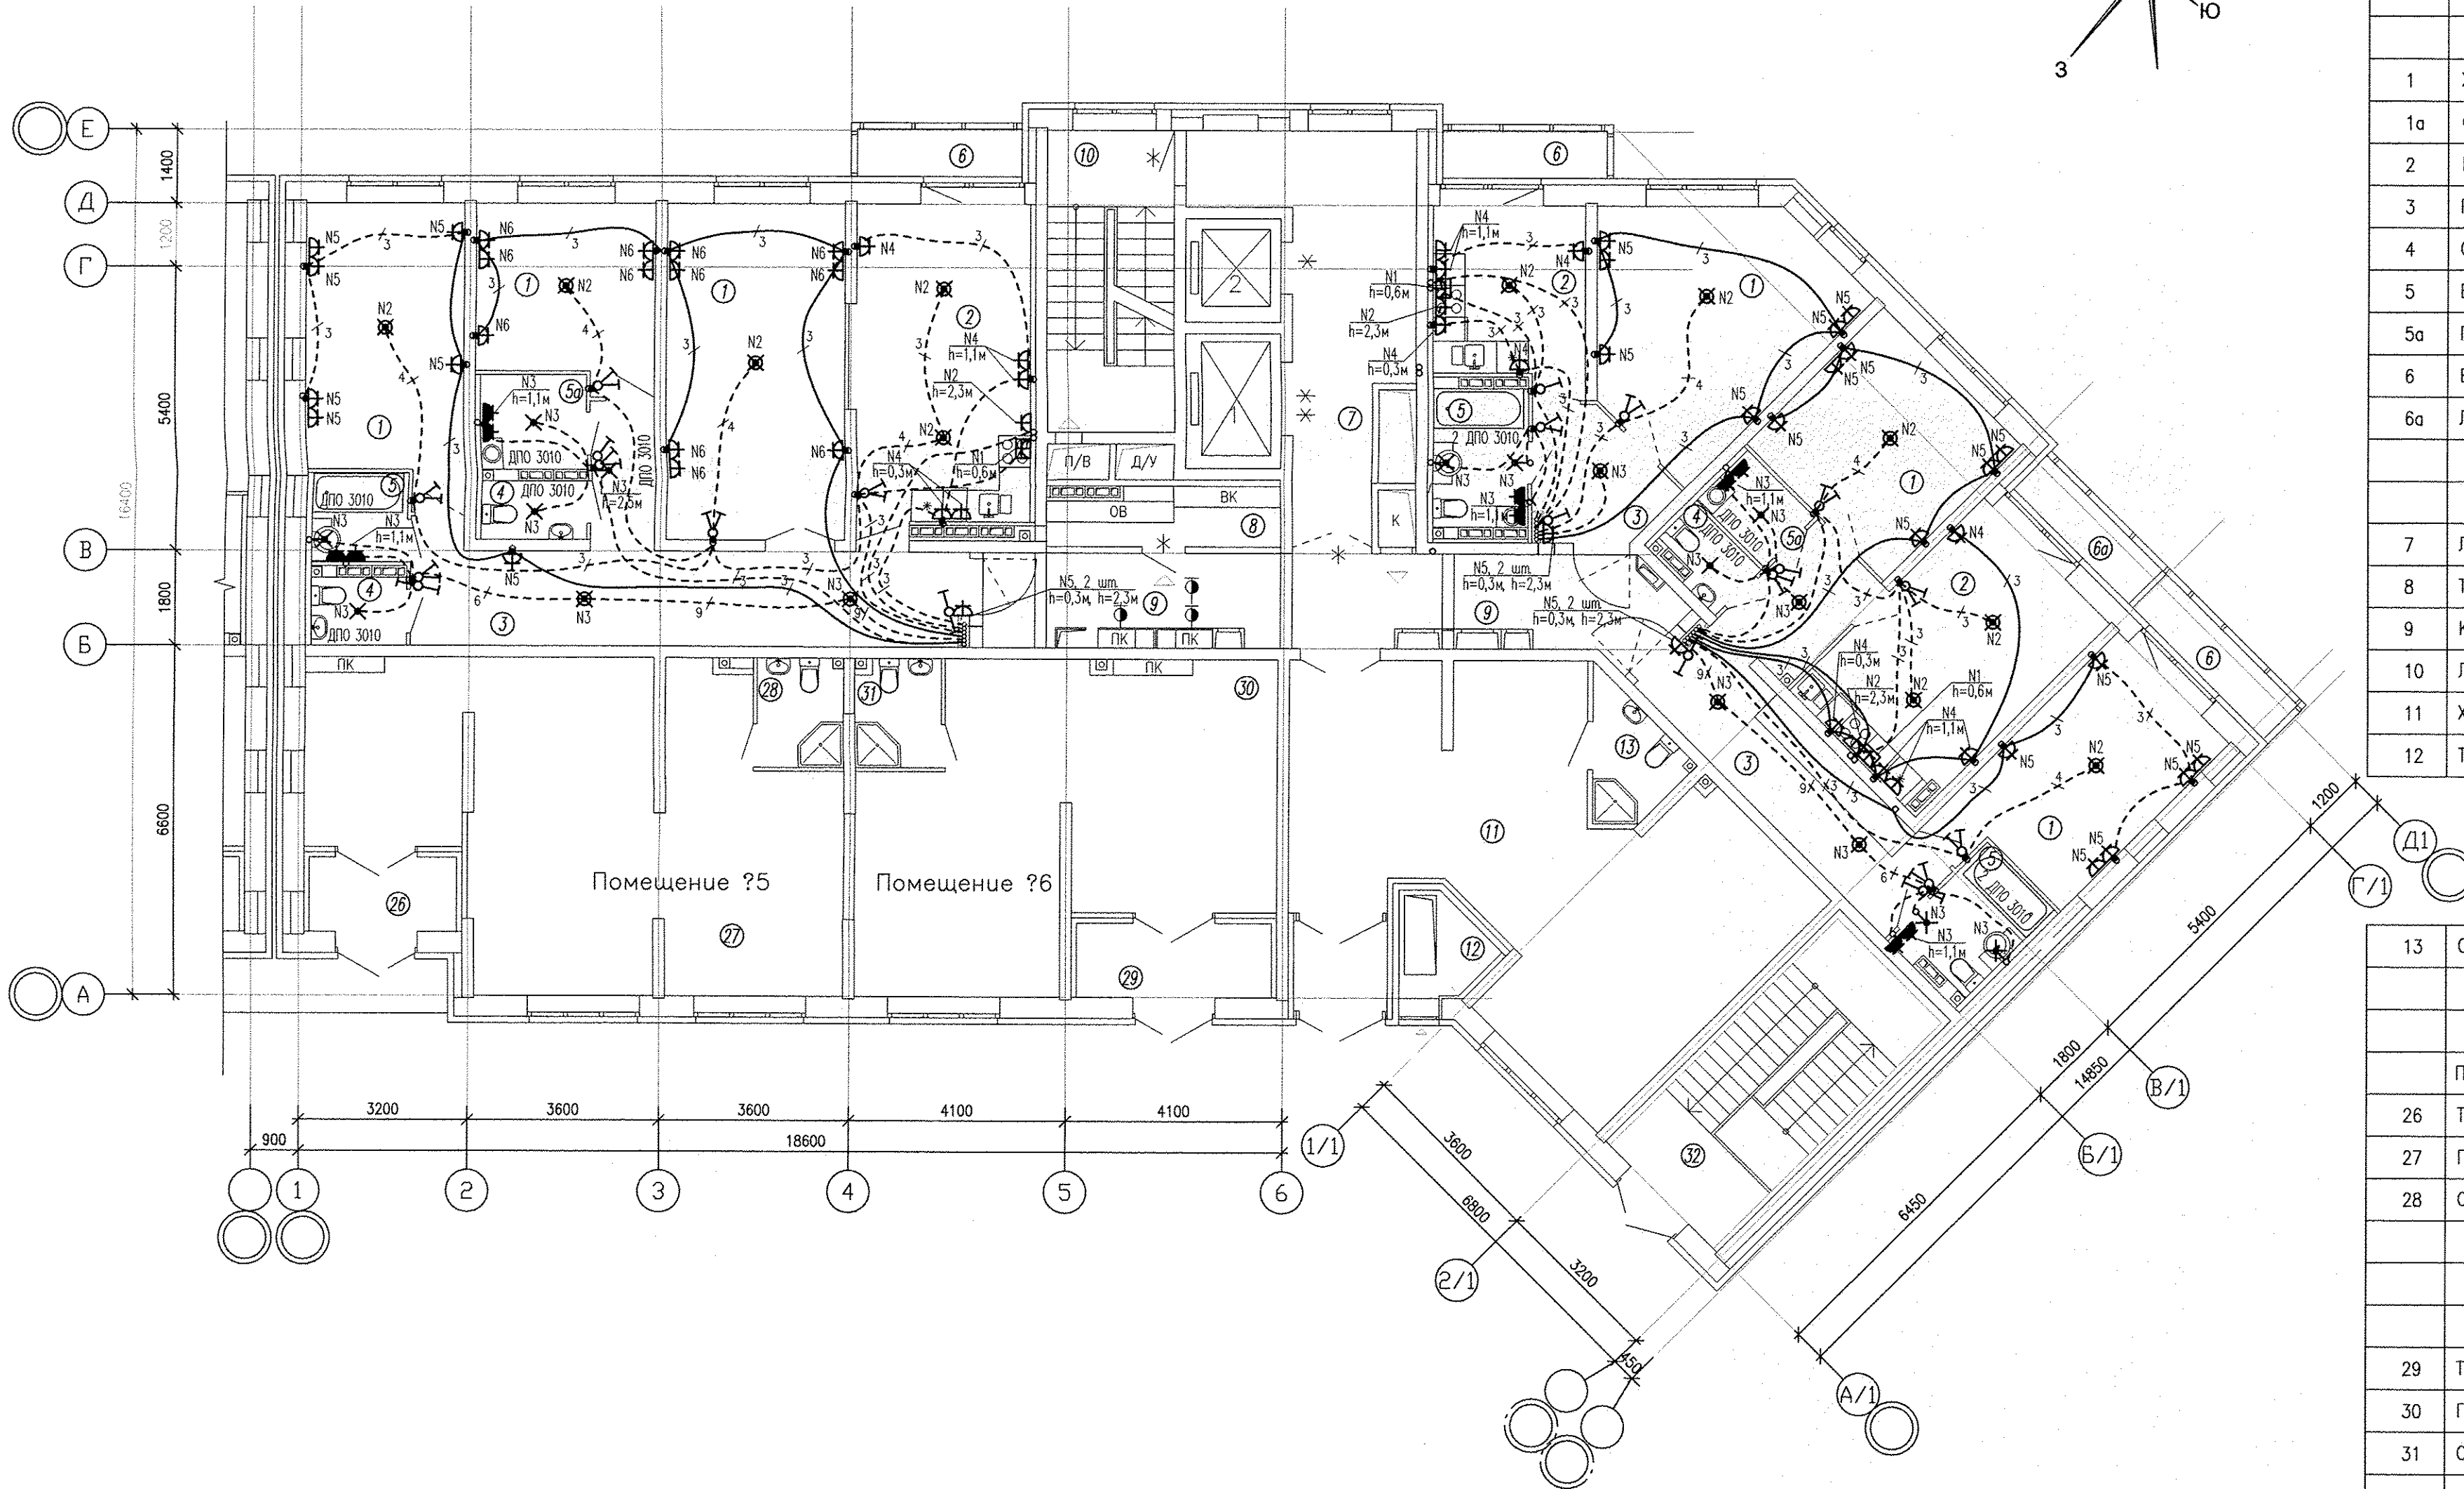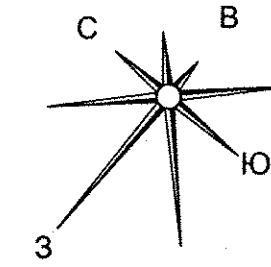


Номер помещения	Наименование	Площадь, м ²	Кат. помещения
ПОМЕЩЕНИЯ КВАРТИР			
1	Жилая комната	254.40	
1а	Общая жилая комната с зоной кухни	-	
2	Кухня	172.96	
3	Прихожая	109.76	
4	Санузел	12.88	
5	Ванная	38.59	
5а	Постирочная	12.36	
6	Балкон	22.11	
6а	Лоджия	2.72	
Итого:		625.78	
ОБЩЕДОМОВЫЕ ПОМЕЩЕНИЯ			
7	Лифтовой холл	59.11	
8	Техническое помещение	16.26	
9	Коридор	79.27	
10	Лестничная клетка	39.87	
11	Холл	126.75	
12	Тамбур	15.07	

13	Санузел с мойкой уборочного инвентаря	7.72	
Итого:		345.84	
ПОМЕЩЕНИЯ ДВОРОВОГО КЛУБА В Т.Ч. :			
ПОМЕЩЕНИЯ N5 (кружок информатики)			
26	Тамбур	3.81	
27	Помещение общественного назначения	51.62	
28	Санузел с мойкой уборочного инвентаря	2.45	
Итого:		57.88	
Общая площадь		60.55	
ПОМЕЩЕНИЯ N6 (театральная студия)			
29	Тамбур	5.05	
30	Помещение общественного назначения	40.60	
31	Санузел с мойкой уборочного инвентаря	2.45	
Итого:		48.10	
Общая площадь		50.52	
Всего помещений		377.22	
ПОМЕЩЕНИЯ АВТОСТОЯНКИ			
32	Лестница паркинга	49.86	

Примечания:




1. Для группы N1 во всех квартирах предусмотреть розетку (h=0,6) для подключения духового шкафа и вывод кабеля (h=0,6) для подключения варочной поверхности.

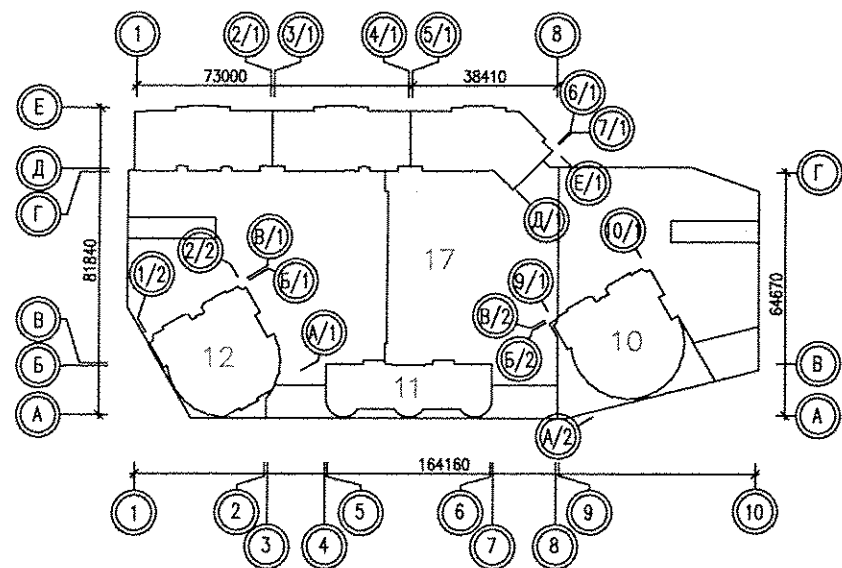

АПУ.052-013В-ЭЛ							
1	-	Зам. 262-19	<i>Max</i>	07.19	Застройка по ул.Просторной - Павлодарской в Чкаловском районе г.Екатеринбурга (участок N2). Жилые дома со встроенно-пристроенными помещениями общественного назначения, трансформаторной подстанцией и подземной автостоянкой.		
Изм.	Колуч.	Лист N	год	Дата			
Разработ.	Кокоулин	<i>Max</i>	04.19	04.19			
Проверил	Киселева	<i>Max</i>	04.19	04.19			
Глав. спец.	Бадрова	<i>Max</i>	04.19	04.19	18-этажный жилой дом. Блок-секция 13В		
Н.контр.	Кокоулин	<i>Max</i>	04.19	04.19	План 2 этажа. Расположение электрических сетей квартир.		
					Статус	Лист	Листов
					Р	13	
					АО КОРПОРАЦИЯ АТОМСТРОЙКОМПЛЕКС		


ЭКСПЛИКАЦИЯ ПОМЕЩЕНИЙ

Номер помещения	Наименование	Площадь, м2	Кат. помещения
ПОМЕЩЕНИЯ КВАРТИР			
1	Жилая комната	464.08	
1а	Общая жилая комната с зоной кухни	59.46	
2	Кухня	358.89	
3	Прихожая	162.42	
4	Санузел	16.52	
5	Ванная	83.25	
6	Балкон	22.11	
6а	Лоджия	18.90	
Итого:		1185.63	
ОБЩЕДОМОВЫЕ ПОМЕЩЕНИЯ			
7	Лифтовой холл	59.11	
8	Техническое помещение	16.26	
9	Коридор	108.64	
10	Лестничная клетка	39.87	
Итого:		223.88	

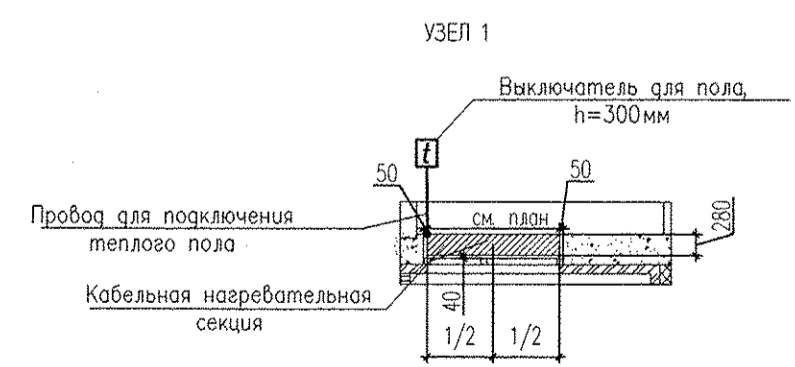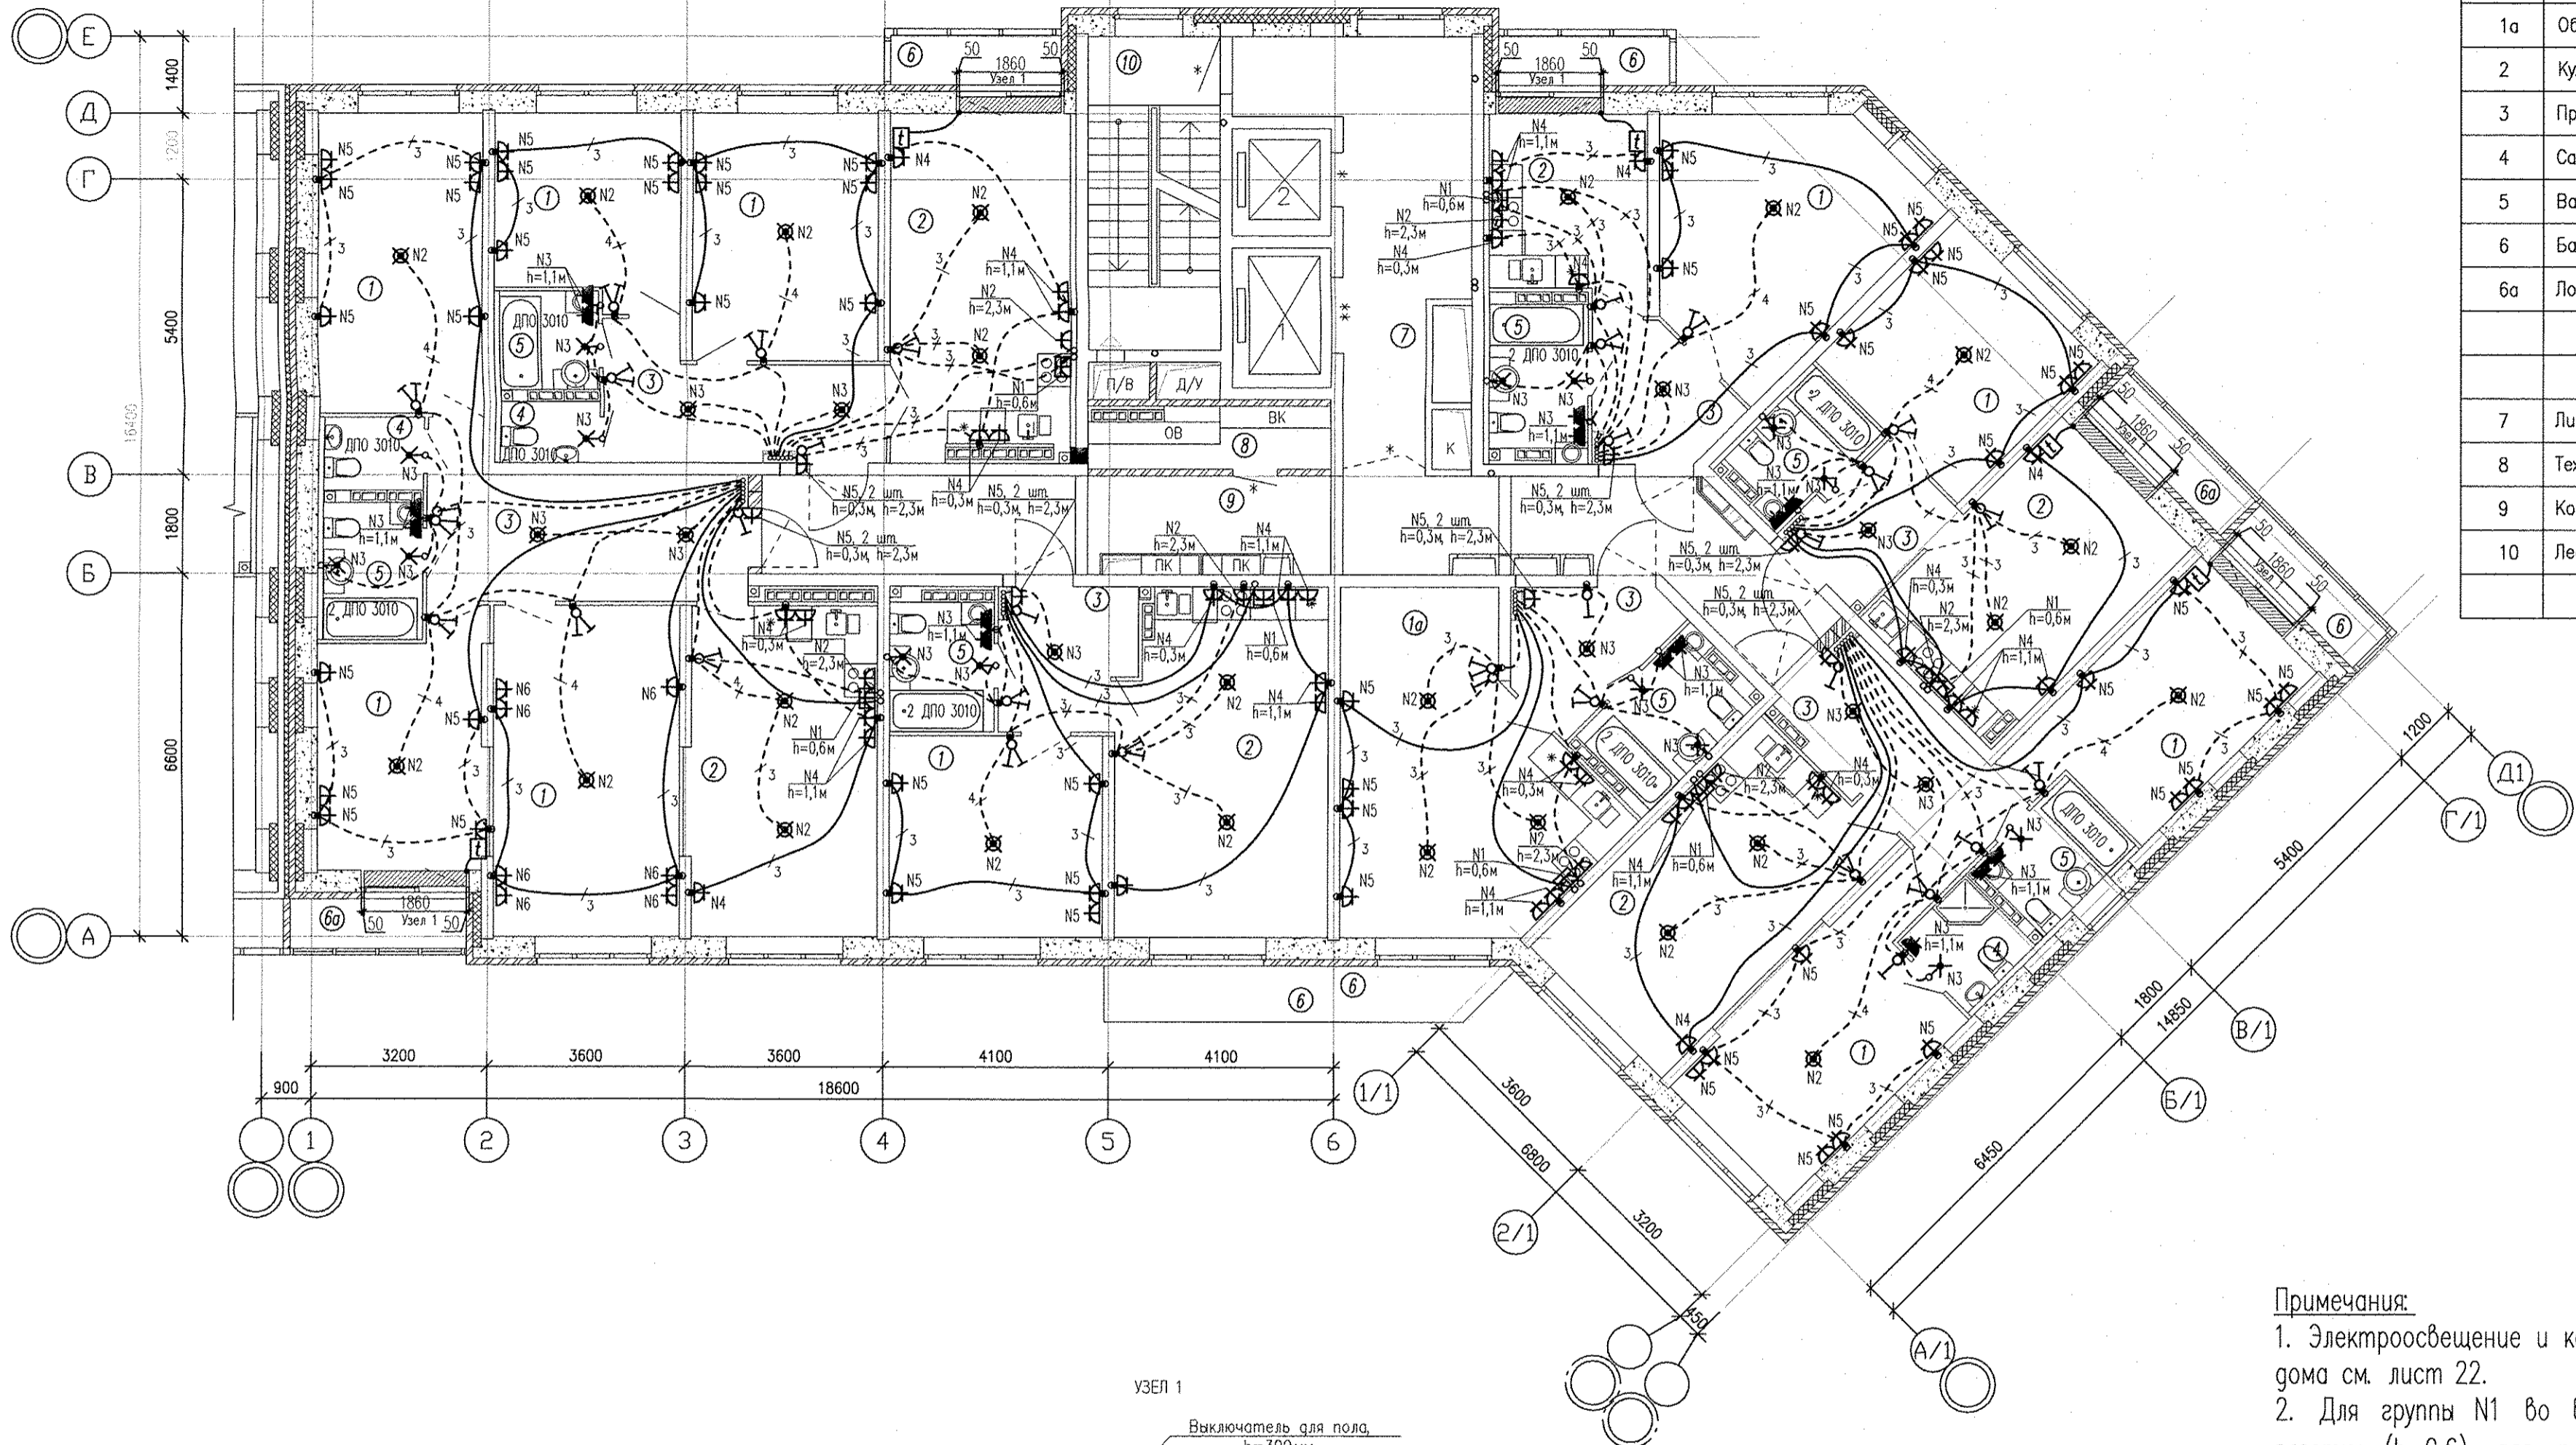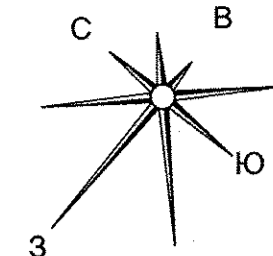

1. Нагревательные секции укладывать в стяжку пола в местах указанных на схеме при соблюдении размеров. Шаг укладки 0.07м.
2. Монтажные провода нагревательных секций пола прокладывать в соответствующих закладных трубах в стяжке пола и по стенам в штробах.
3. Датчики температуры установлены непосредственно в нагревательной секции. Подключение производить согласно инструкции по установке "Теплого пола".

Примечания:
 1. Электроосвещение и кабельные трассы в МОП жилого дома см. лист 22.
 2. Для группы N1 во всех квартирах предусмотреть розетку (h=0,6) для подключения духового шкафа и вывод кабеля (h=0,6) для подключения варочной поверхности.


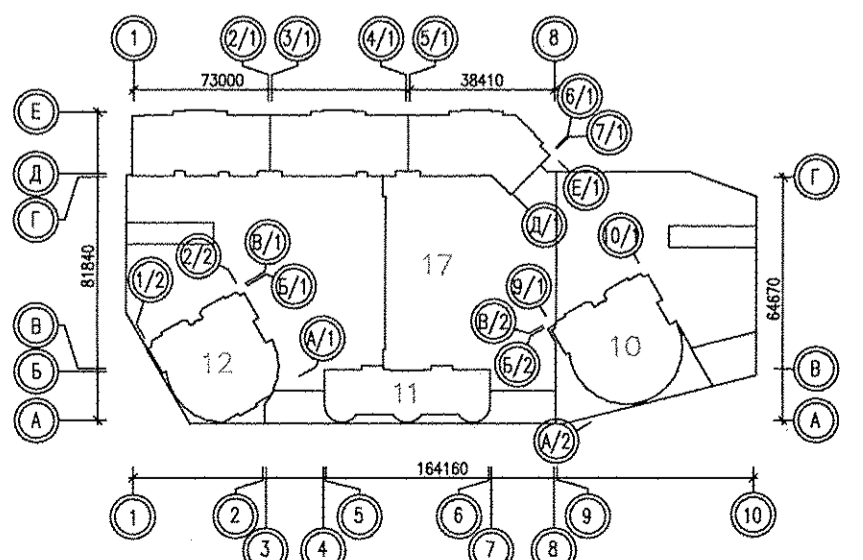


АПУ.052-013В-ЭЛ					
Застройка по ул.Просторной - Павлодарской в Чкаловском районе г.Екатеринбурга (участок N2). Жилые дома со встроенно-пристроенными помещениями общественного назначения, трансформаторной подстанцией и подземной автостоянкой.					
Изм.	Кодуч	Лист	№ док	Подпись	Дата
Разраб.	Кокоулин			<i>Вас</i>	04.19
Проверил	Киселева			<i>Сур</i>	04.19
Глав. спец.	Бодрова			<i>Тор</i>	04.19
Н.контр.	Кокоулин			<i>Вас</i>	04.19
1 этап строительства 18-этажный жилой дом. Блок-секция 13В				Стадия	Лист
				Р	15
План 3 этажа. Расположение электрических сетей квартир.				АО КОРПОРАЦИЯ АТОМСТРОЙКОМПЛЕКС	

И-№N подл. Подпись и дата
 ВЗак. инв.Н
 ВК СС АР
 Алексеев 04.19
 Бородин 04.19
 Бышева 04.19
 Пашаева 04.19
 ОБ


ЭКСПЛИКАЦИЯ ПОМЕЩЕНИЙ

Номер помещения	Наименование	Площадь, м2	Кат. помещения
ПОМЕЩЕНИЯ КВАРТИР			
1	Жилая комната	464.08	
1а	Общая жилая комната с зоной кухни	59.46	
2	Кухня	358.89	
3	Прихожая	162.42	
4	Санузел	16.52	
5	Ванная	83.25	
6	Балкон	22.11	
6а	Лоджия	18.90	
Итого:		1185.63	
ОБЩЕДОМОВЫЕ ПОМЕЩЕНИЯ			
7	Лифтовой холл	59.11	
8	Техническое помещение	16.26	
9	Коридор	108.64	
10	Лестничная клетка	39.87	
Итого:		223.88	

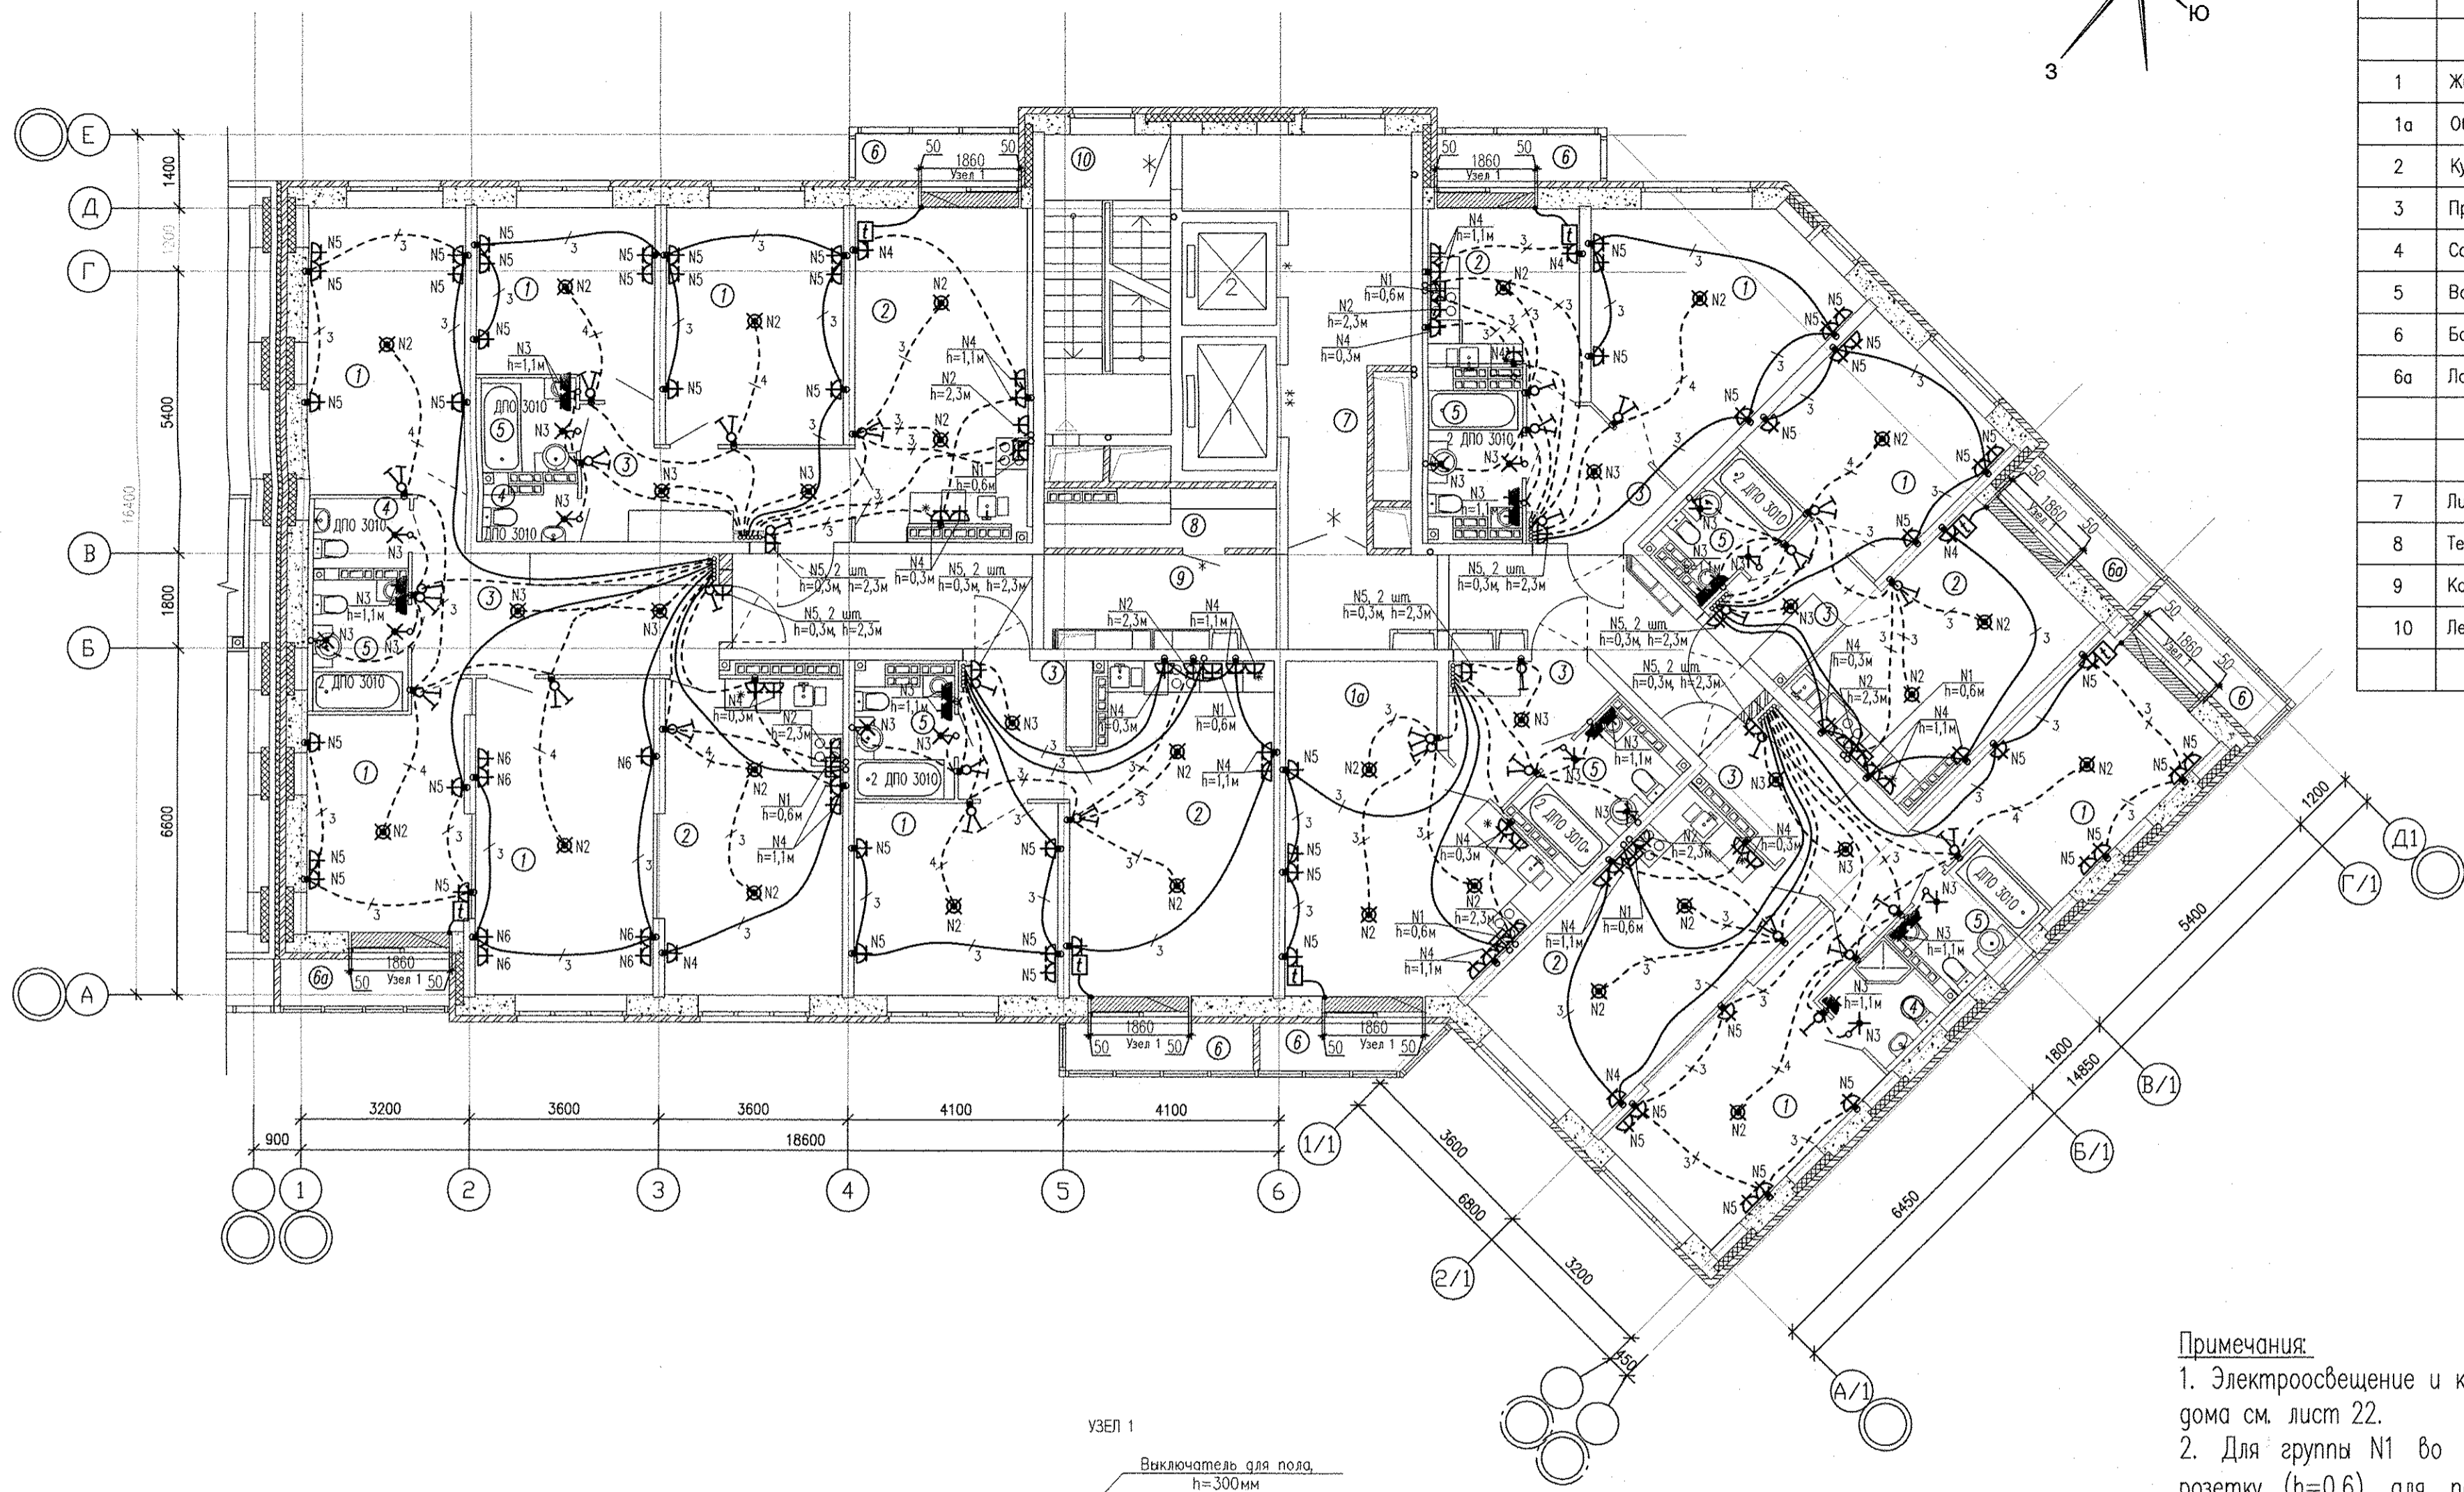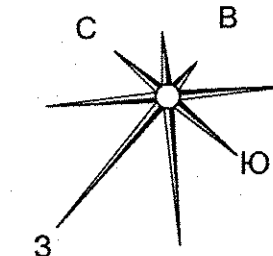


04.19 04.19 04.19
 Попова
 Алексеев
 Воробей
 Булычев
 ВК СС АР
 Взам. инв.Н
 Подпись и дата
 Инв.Н подл.

Примечания:
 1. Электроосвещение и кабельные трассы в МОП жилого дома см. лист 22.
 2. Для группы N1 во всех квартирах предусмотреть розетку (h=0,6) для подключения духового шкафа и вывод кабеля (h=0,6) для подключения варочной поверхности.

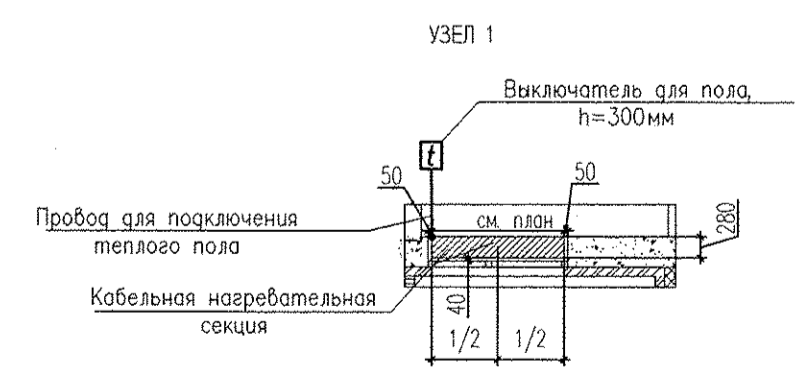




- Нагревательные секции укладывать в стяжку пола в местах указанных на схеме при соблюдении размеров. Шаг укладки 0.07 м.
- Монтажные провода нагревательных секций пола прокладывать в соответствующих закладных трубах в стяжке пола и по стенам в штрабах.
- Датчики температуры установлены непосредственно в нагревательной секции. Подключение производить согласно инструкции по установке "Теплого пола".

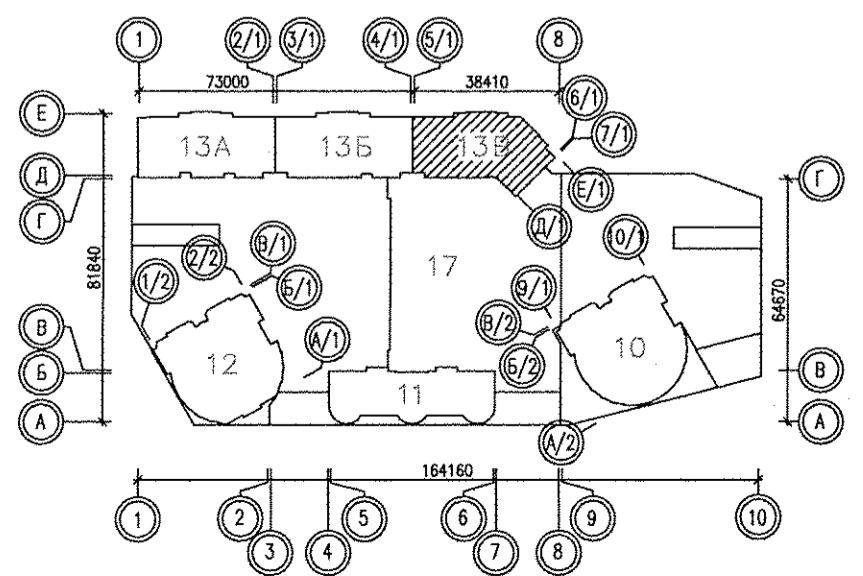

АПУ.052-013В-ЭП					
Застройка по ул.Просторной - Павлодарской в Чкаловском районе г.Екатеринбурга (участок N2). Жилые дома со встроенно-пристроенными помещениями общественного назначения, трансформаторной подстанцией и подземной автостоянкой.					
Изм.	Кол.уч.	Лист	№ док	Подпись	Дата
Разраб.	Кокоулин			<i>Кок</i>	04.19
Проверил	Киселева			<i>Кис</i>	04.19
Глав. спец.	Богрова			<i>Бог</i>	04.19
Н.контр.	Кокоулин			<i>Кок</i>	04.19
1 этап строительства 18-этажный жилой дом. Блок-секция 13В			Стация	Лист	Листов
			Р	17	
План 9-15 этажа. Расположение электрических сетей квартир.			АО КОРПОРАЦИЯ АТОМСТРОЙКОМПЛЕКС		


ЭКСПЛИКАЦИЯ ПОМЕЩЕНИЙ

Номер помещения	Наименование	Площадь, м ²	Кат. помещения
ПОМЕЩЕНИЯ КВАРТИР			
1	Жилая комната	464.08	
1а	Общая жилая комната с зоной кухни	59.46	
2	Кухня	358.89	
3	Прихожая	162.42	
4	Санузел	16.52	
5	Ванная	83.25	
6	Балкон	22.11	
6а	Лоджия	18.90	
Итого:		1185.63	
ОБЩЕДОМОВЫЕ ПОМЕЩЕНИЯ			
7	Лифтовой холл	59.11	
8	Техническое помещение	16.26	
9	Коридор	108.64	
10	Лестничная клетка	39.87	
Итого:		223.88	

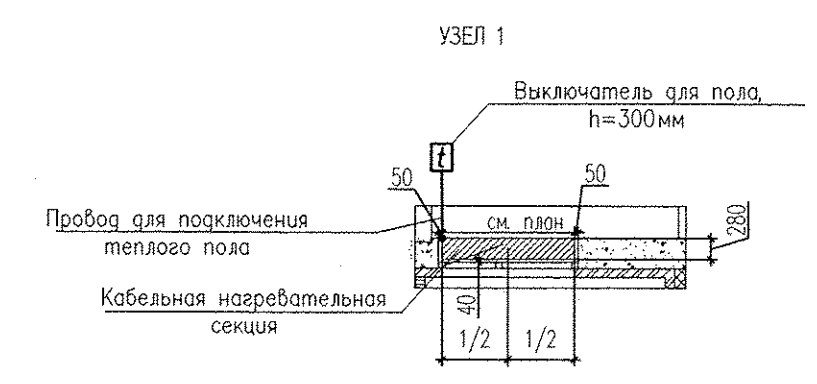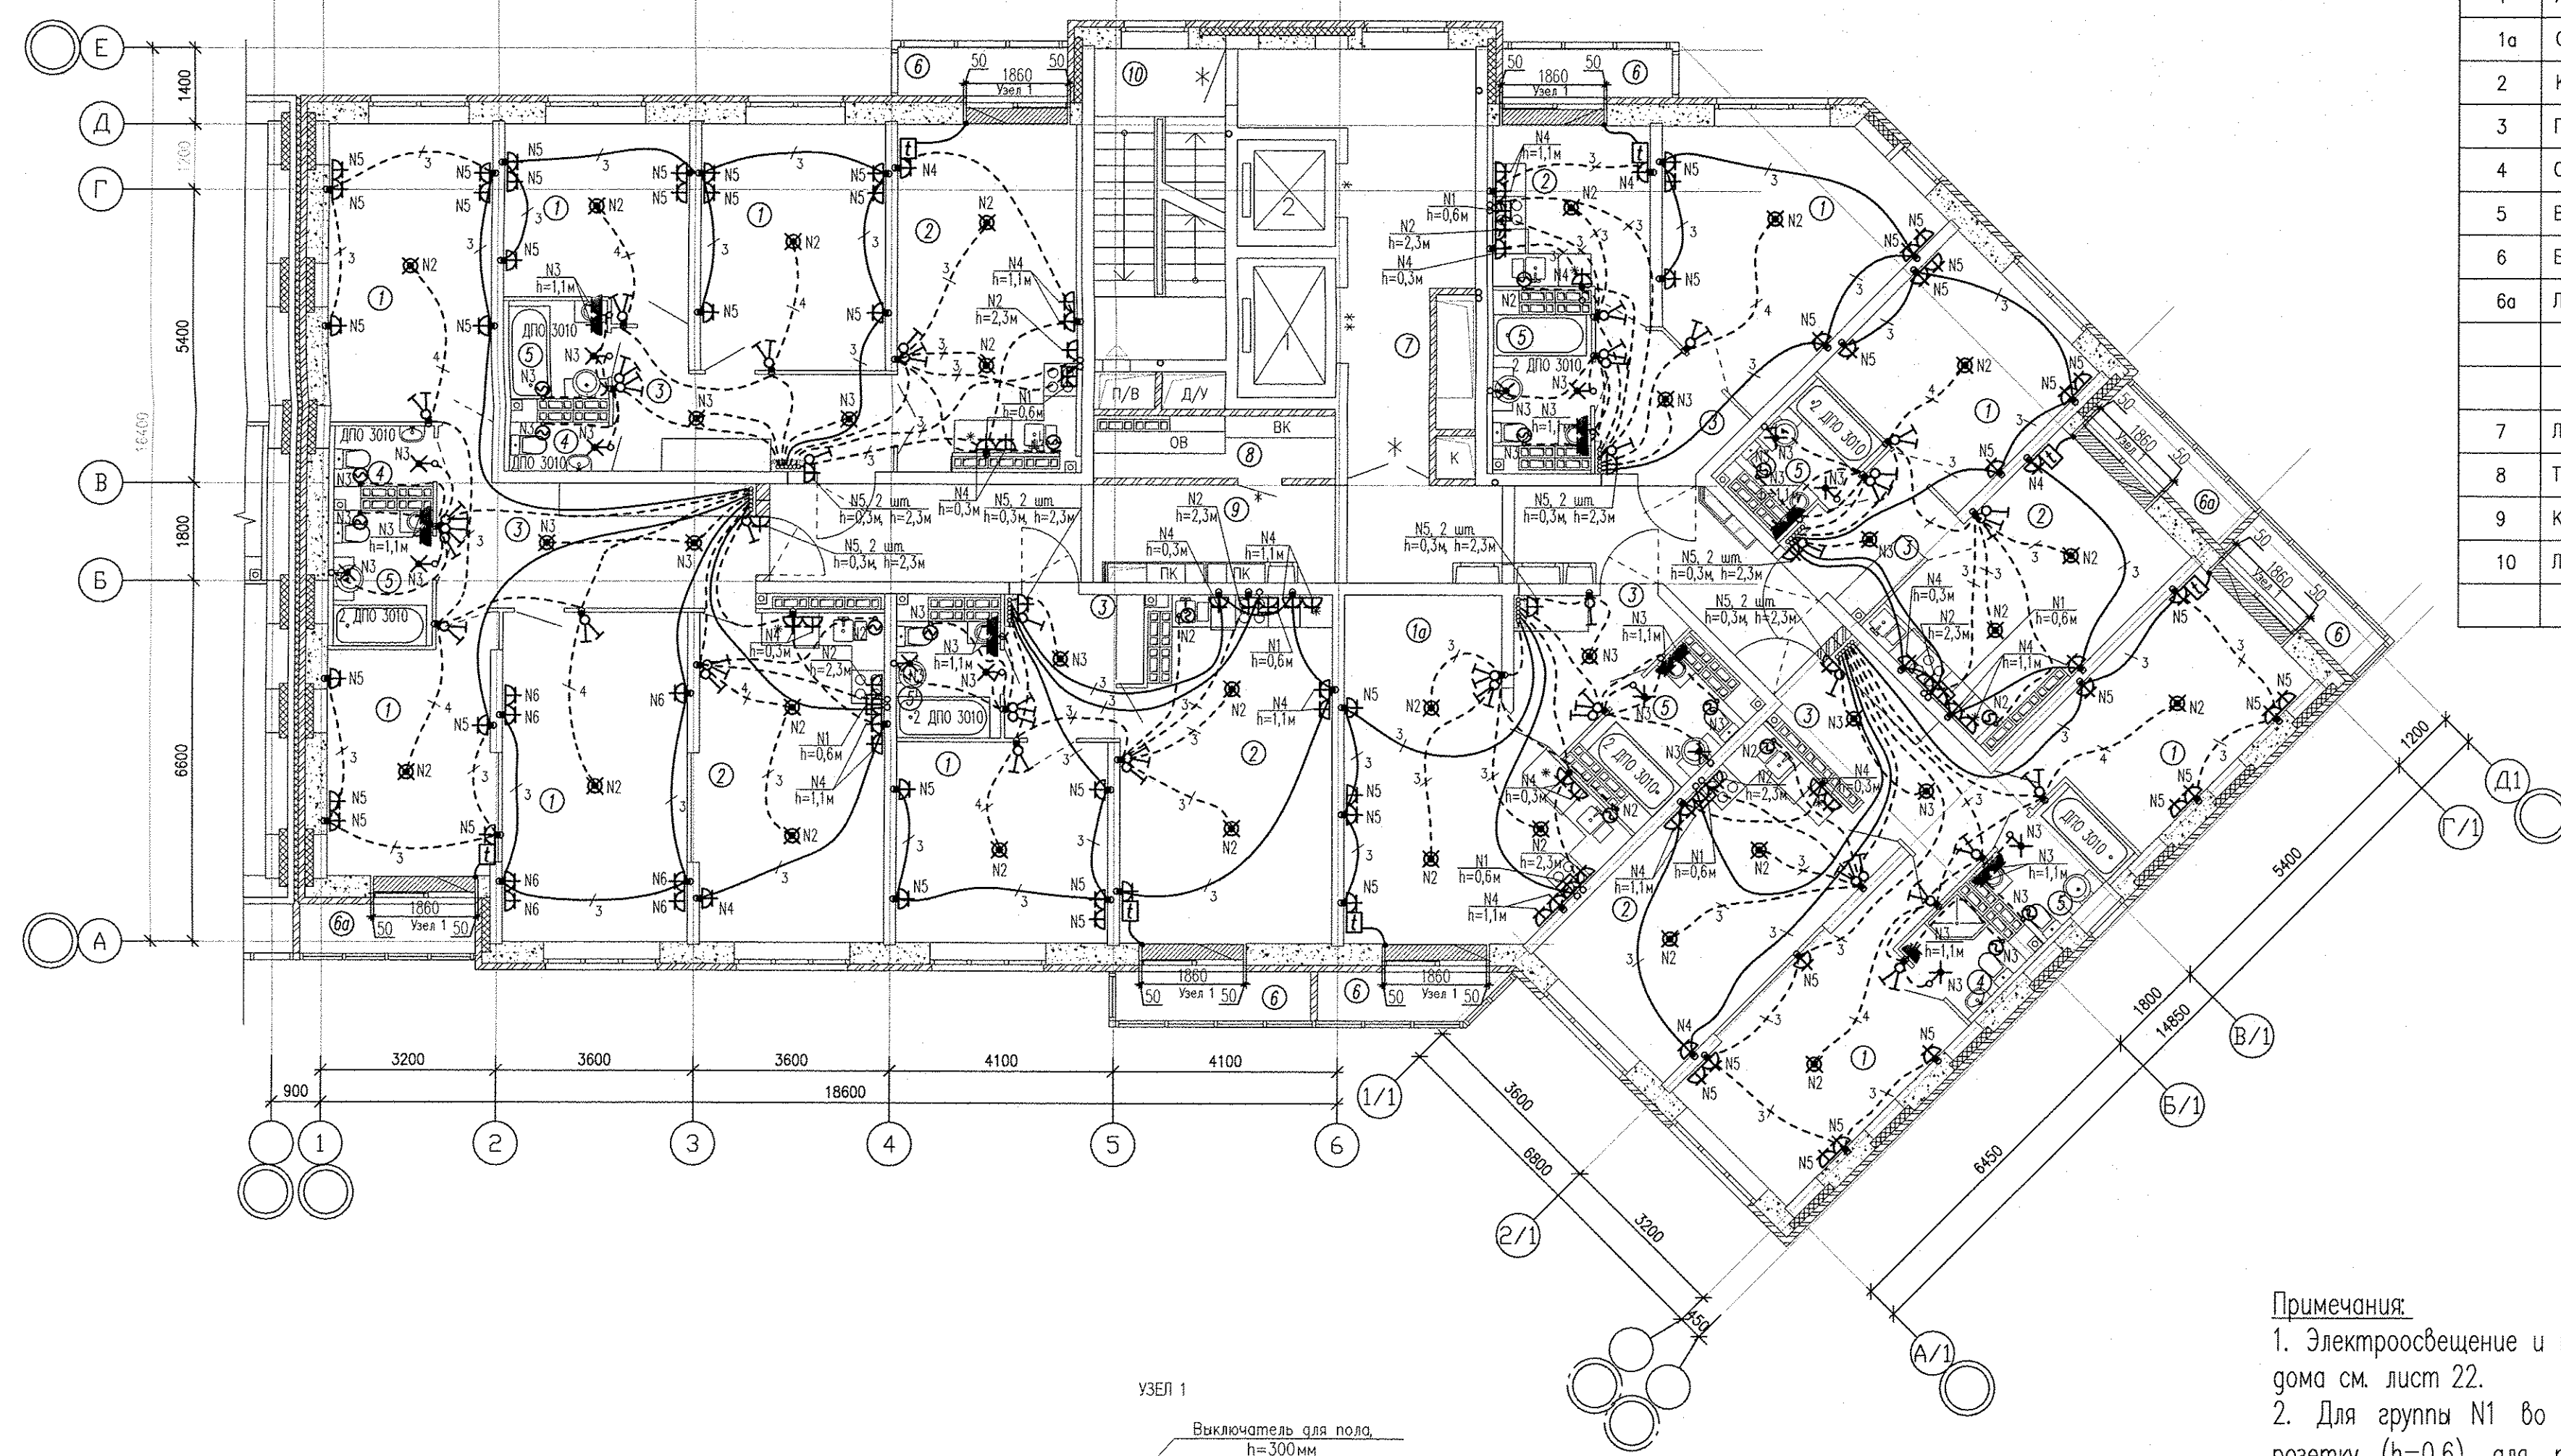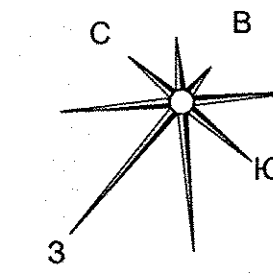

1. Нагревательные секции укладывать в стяжку пола в местах указанных на схеме при соблюдении размеров. Шаг укладки 0,07м.
2. Монтажные провода нагревательных секций пола прокладывать в соответствующих закладных трубах в стяжке пола и по стенам в штробах.
3. Датчики температуры установлены непосредственно в нагревательной секции. Подключение производить согласно инструкции по установке "Теплого пола".

Примечания:
 1. Электроосвещение и кабельные трассы в МОП жилого дома см. лист 22.
 2. Для группы N1 во всех квартирах предусмотреть розетку (h=0,6) для подключения духового шкафа и вывод кабеля (h=0,6) для подключения варочной поверхности.

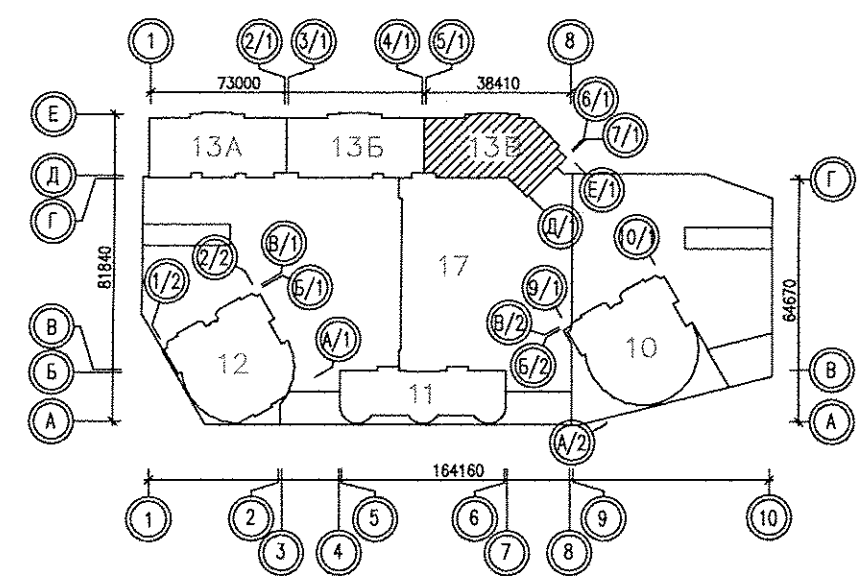

Изм.				АПУ.052-013В-ЭЛ		
Застройка по ул.Просторной - Павлодарской в Чкаловском районе г.Екатеринбурга (участок N2). Жилые дома со встроенно-пристроенными помещениями общественного назначения, трансформаторной подстанцией и подземной автостоянкой.						
Изм.	Колуч.	Лист	№докум.	Подпись	Дата	1 этап строительства
Разраб.	Кокоулин	19	04.19	<i>Вас</i>	04.19	18-этажный жилой дом.
Проверил	Киселева	19	04.19	<i>Спи</i>	04.19	Блок-секция 13В
Глав. спец.	Бодрова	19	04.19	<i>Вр</i>		
Н.контр.	Кокоулин	19	04.19	<i>Вас</i>		
План 17 этажа. Расположение электрических сетей квартир.						АО КОРПОРАЦИЯ АТОМСТРОЙКОМПЛЕКС

Имя и подл. Подпись и дата
 Взам. инв.№ СС АР
 Инв.№ инв.№ СС АР
 Исполнитель: Бардакчаева В.И.
 Дата: 04.19
 Проверил: Бардакчаева В.И.
 Дата: 04.19
 Проект: 17.01.19

