


М.В. Н. подл. Подпись и дата. Взам. инв. N

АПУ2-129-04А-ЭЛ					
Жилые дома со встроенными детскими дошкольными учреждениями и встроенными нежилыми помещениями, с подземной автостоянкой по ул. Академика Воиновского-ул.1А (название условное)-Краснолесья-Анатолія Мехренцева в Ленинском районе г.Екатеринбурга, участок 1					
Изм.	Кол.уч.	Лист	№ док.	Подпись	Дата
Жилой дом №4 секция 4А				Страниц	Лист
				Р	10
Гл. спец	Гончаренко	12.13	План 2-7 этажей. Расположение сетей электрооборудования квартир.		
Провер.	Завьялова	12.13			
Разраб.	Александрова	12.13			
ЗАО "Корпорация "Атомстройкомплекс"					
Копировал				Формат А2	


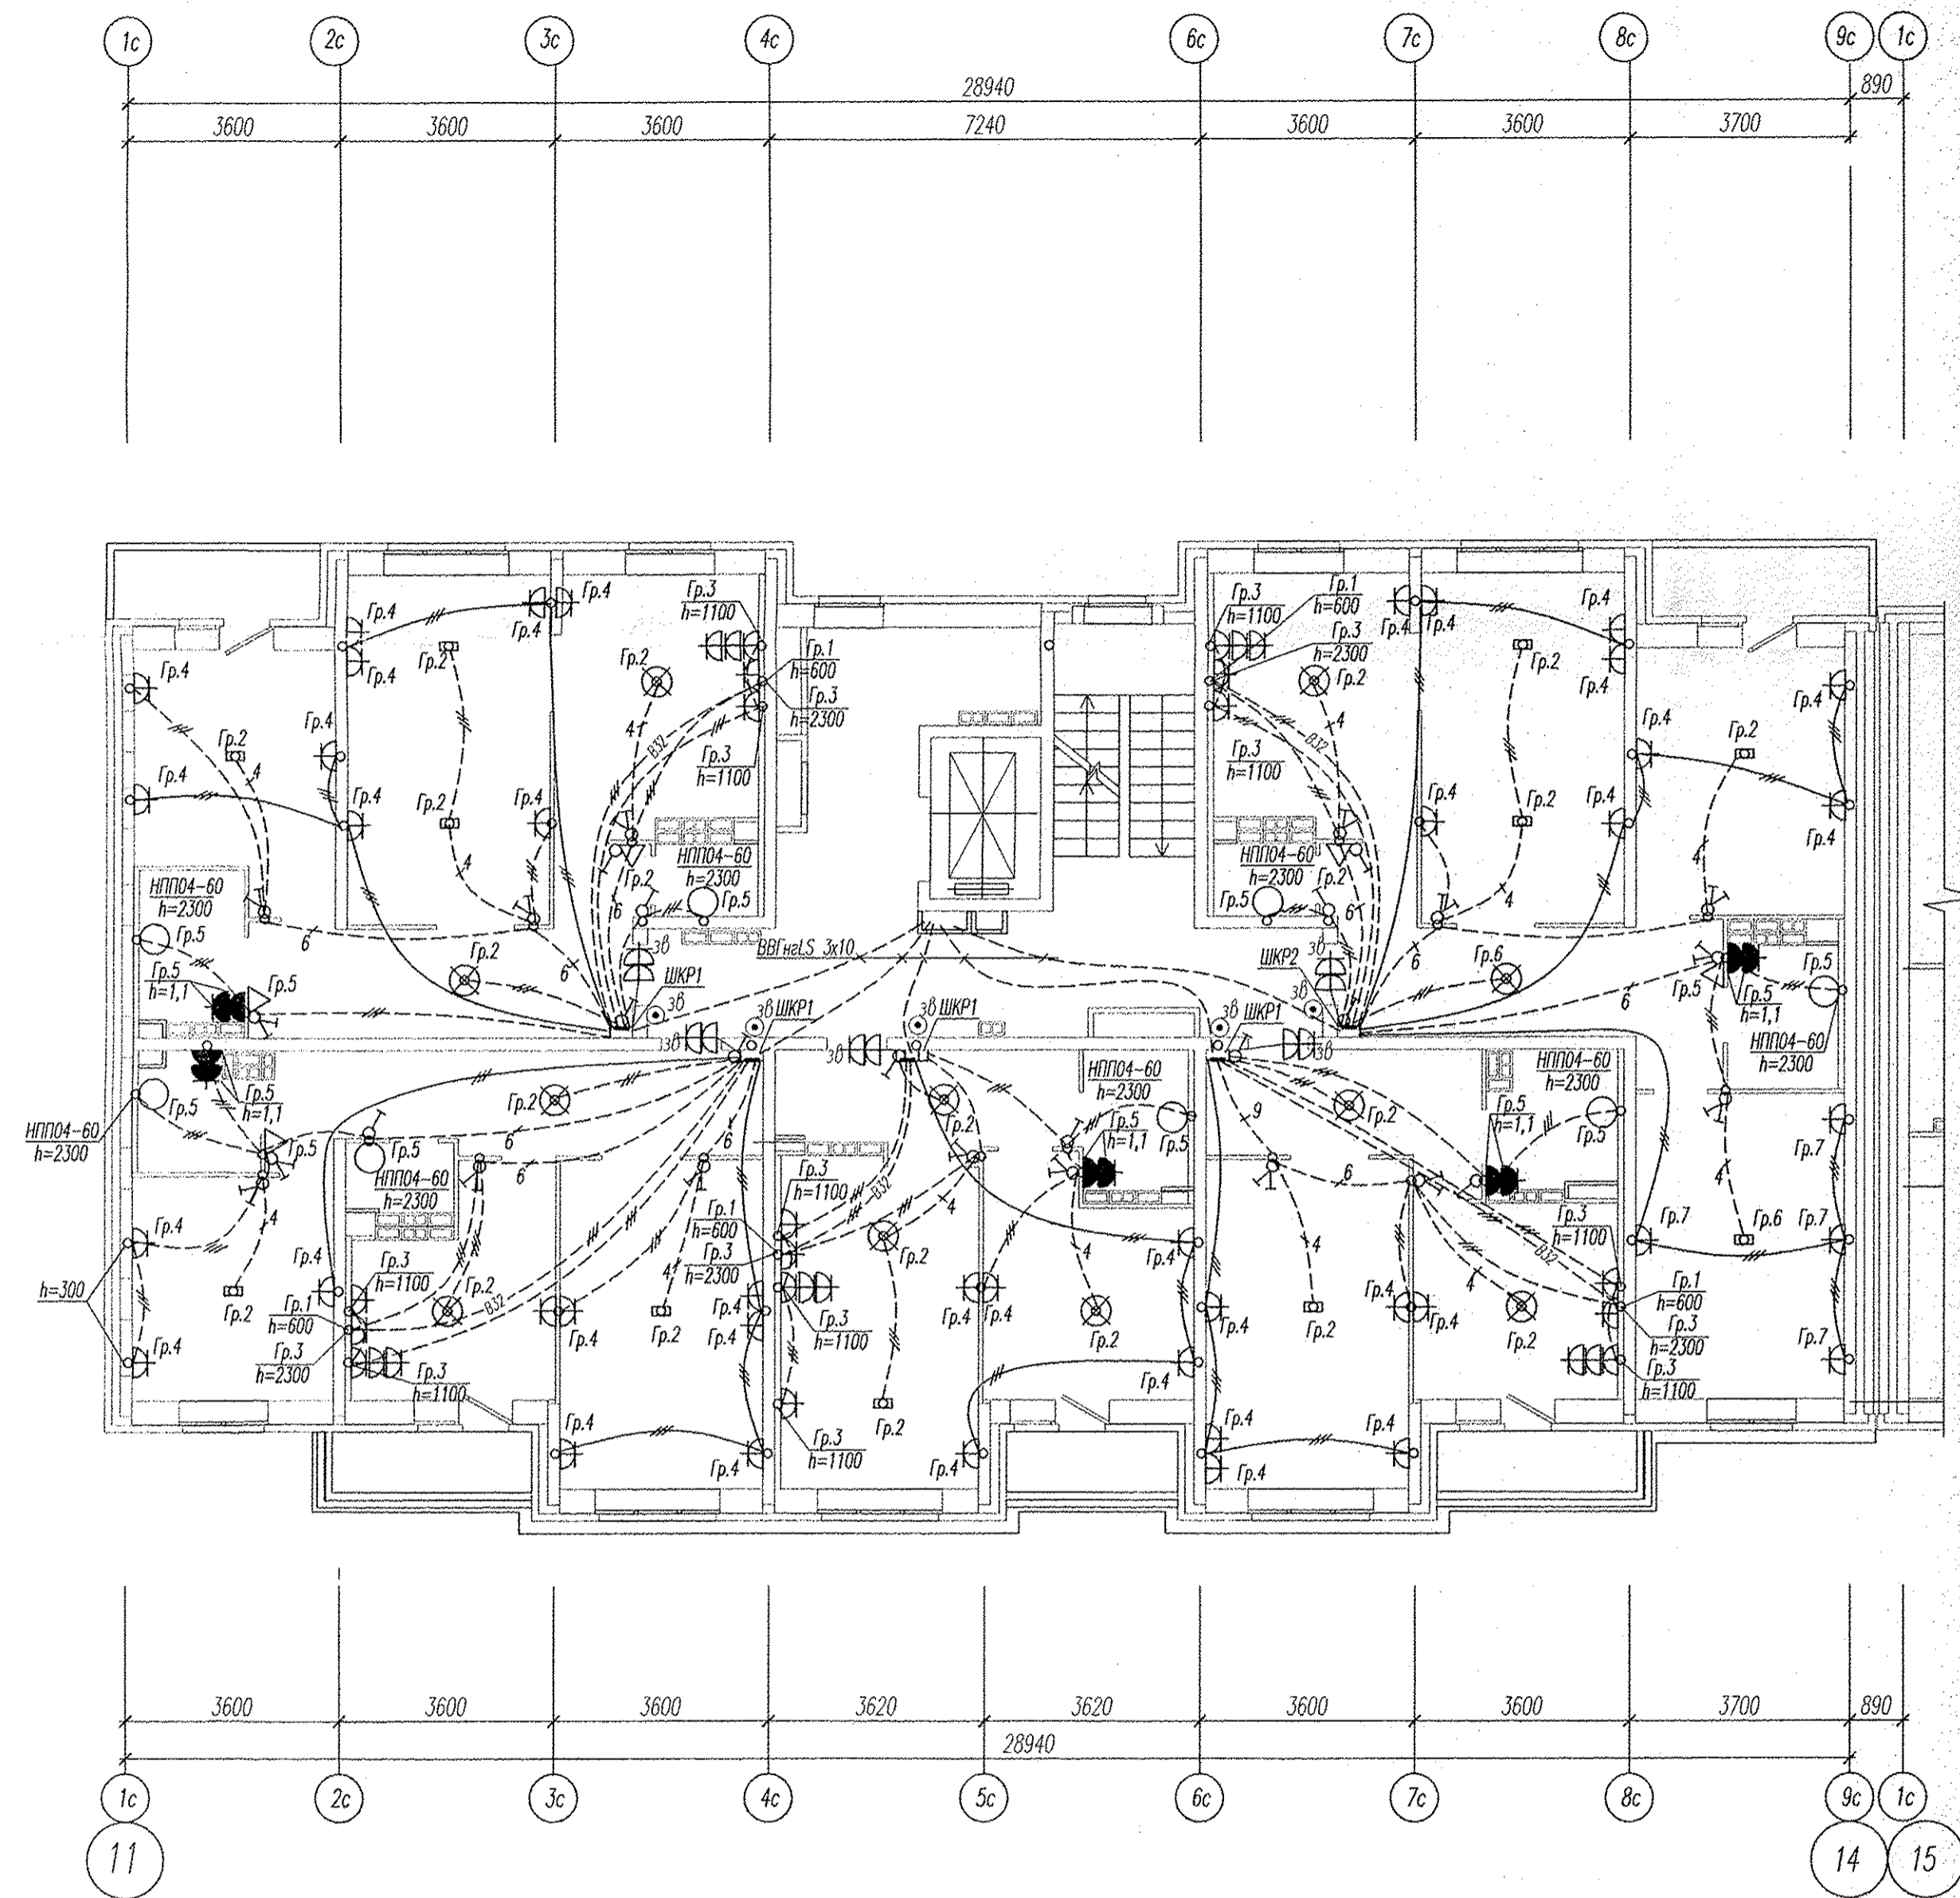


Инв. № подл. Подпись и дата. Взам. инв. №

АПУ2-129-04А-ЭЛ					
Жилые дома со встроенными детскими дошкольными учреждениями и встроенными пешеходными помещениями, с подземной автостоянкой по ул. Академика Волковского-ул.1А (название условное)-Краснолесья-Анатолия Мехренцева в Ленинском районе г.Екатеринбурга, участок 1					
Изм.	Кол.уч.	Лист	№ док.	Подпись	Дата
Жилой дом №4 секция 4А				Стадия	Лист
				Р	11
Гл. спец	Гонтаренко	<i>[Signature]</i>	12.13	План 8 этажа. Расположение сетей электрооборудования квартир.	
Провер.	Завьялова	<i>[Signature]</i>	12.13	ЗАО "Корпорация "Атомстройкомплекс"	
Разраб.	Александрова	<i>[Signature]</i>	12.13		

Копировал

Формат А2

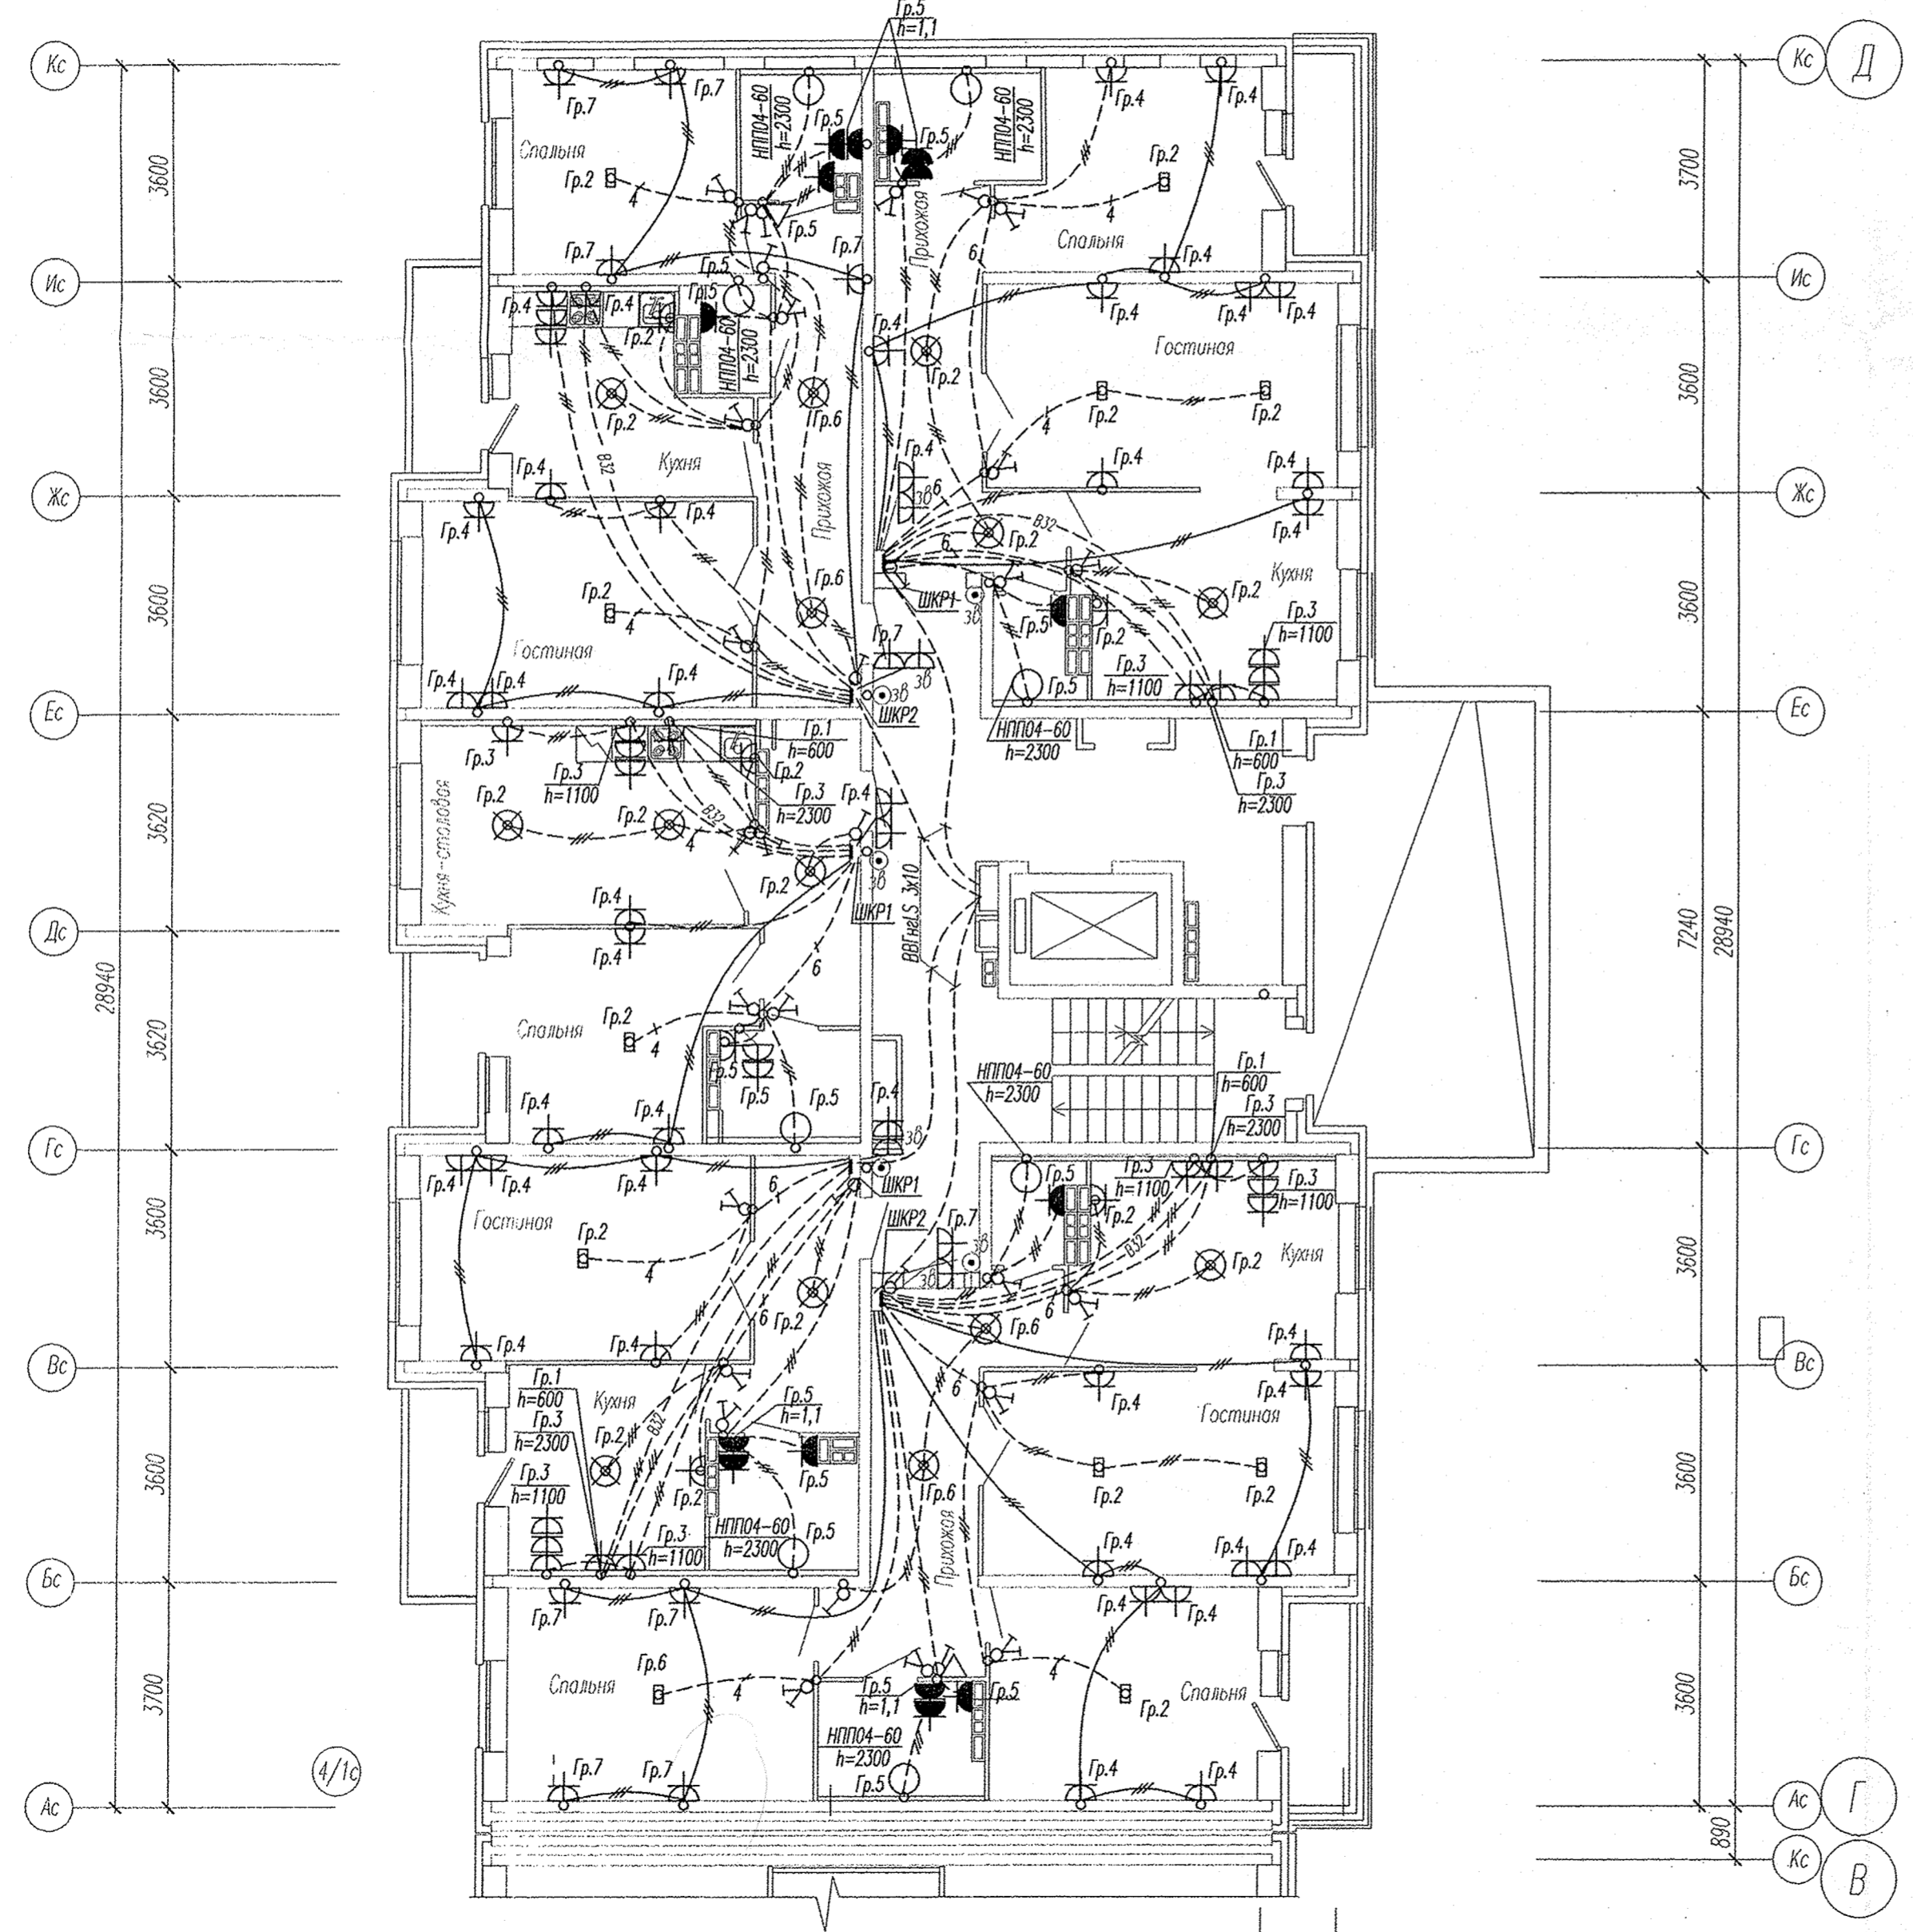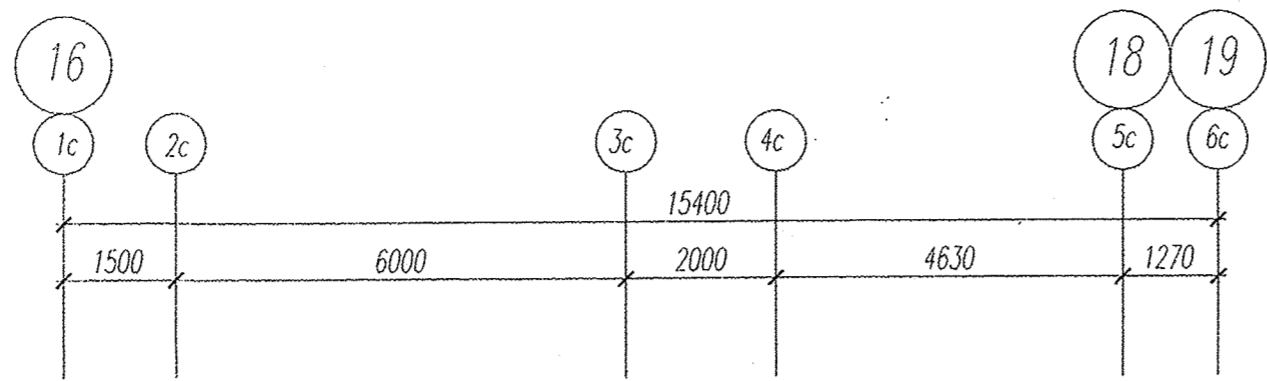

Инв. № подл. Подпись и дата. Взам. инв. №

4/1с

16

18 19

АПУ2-129-04В-ЭЛ						
Жилые дома со встроенными детскими дошкольными учреждениями и встроенными нежилыми помещениями, с подземной автостоянкой по ул. Академика Волосовского-ул.1А (название условное)-Краснолесья-Анатолия Мехренцева в Ленинском районе г.Екатеринбурга, участок 1						
Жилой дом №4 секция 4В				Стация Р	Лист 12	Листов
Гл. спец	Гонтаренко	<i>Гонтаренко</i>	12.13	План 9-10 этажей. Расположение сетей электрооборудования квартир.		ЗАО "Корпорация "Атомстройкомплекс"
Провер.	Завьялова	<i>Завьялова</i>	12.13			
Разраб.	Александрова	<i>Александрова</i>	12.13			
Копировал						
Формат А2						