

ЭКСПЛИКАЦИЯ ПОМЕЩЕНИЙ

Номер помещения	Наименование	Площадь, м ²	Кат. помещ.
1	Гостиная	89.90	
2	Спальня	61.26	
3	Кухня	79.35	
4	Прихожая	49.24	
5			
6	Санузел	3.38	
6а	Душевая	2.88	
7	Ванная	26.38	
8	Балкон	13.01	
8а	Лоджия	2.91	
	Итого	328.31	
Общедомовые помещения			
9	Коридор	33.71	
10	Помещение для прокладки коммуникаций	9.00	
11	Тамбур спуска в подвал	1.90	
12	Тамбур	1.60	
13	Лестничная клетка	7.00	
14	Лифтовой холл	11.15	
15	Санузел	2.19	
16	Вестибюль	16.38	
17	Помещение охраны	14.82	
18	Электрощитовая	5.80	Д
19	Тамбур	3.51	
	Итого	112.06	

АПУ.023-01А-ЭП

Жилой дом со встроенно-пристроенными помещениями общественного назначения, подземно-наземным паркингом по ул. Индустрци, 104 в Орджоникидзевском районе г. Екатеринбурга.



Имя, Колучи, Лист N док.	155-14	Дата	4.11.15
ГАП	Гаршин	4.11.15	
Гл. спец.	Багина	4.11.15	
Пробетил	Багина	4.11.15	
Разработал	Аксиньин	4.11.15	

21-20 -этажная блок-секция 1А
 План 2 этажа
 Расположение электрических сетей

Стадия	Лист	Листов
Р	17	

ЗАО КОРПОРАЦИЯ
 АТОМСТРОЙКОМПЛЕКС

Имя N подл. _____
 Подпись и дата _____
 Взам. инв. N _____
 С. И. М. А. С. С. В. А. Н. У.

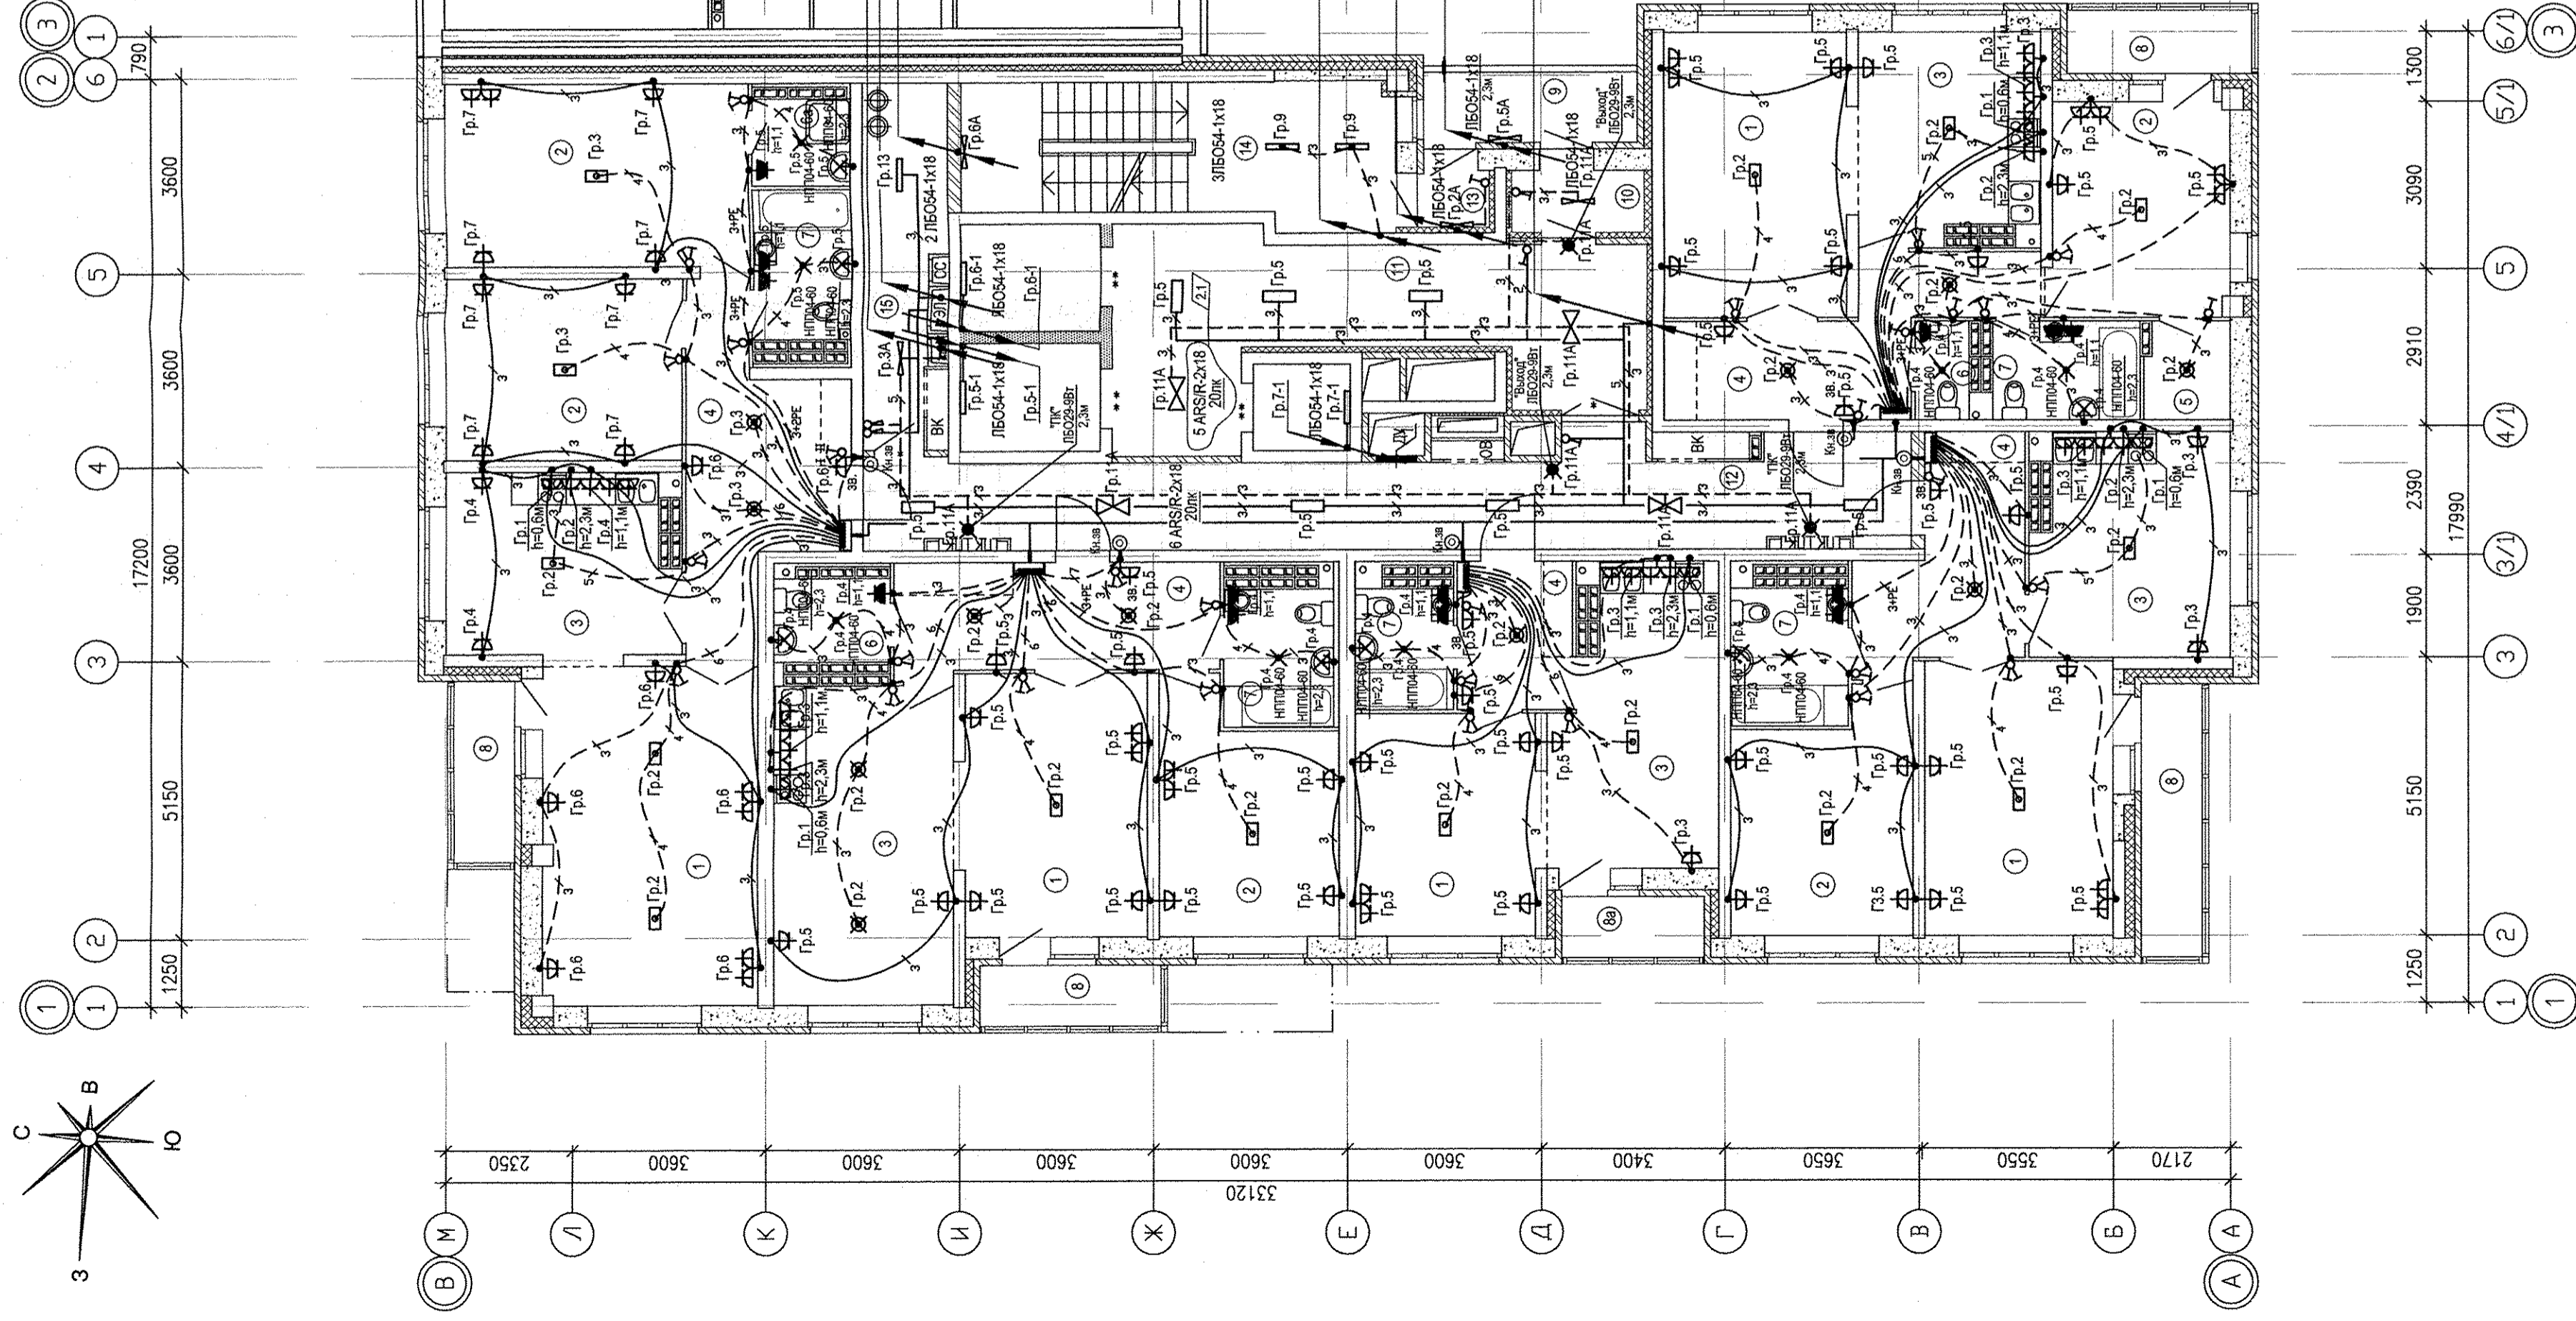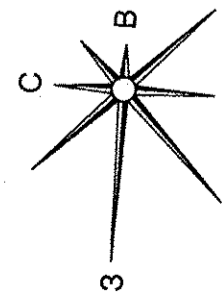

ЭКСПЛИКАЦИЯ ПОМЕЩЕНИЙ

Номер помещения	Наименование	Площадь, м ²	Кат. помещения
1	Гостиная	91.29	
2	Спальня	74.58	
3	Кухня	76.97	
4	Прихожая	54.32	
5	Гардеробная	2.86	
6	Санузел	5.15	
6а	Душевая	2.88	
7	Ванная	24.67	
8	Балкон	16.72	
8а	Лоджия	2.91	
	Итого	352.35	
9	Общедомовые помещения		
9	Переходная лоджия	5.06	
10	Тамбур	2.74	
11	Холл	27.17	
12	Коридор	33.24	
13	Тамбур	1.60	
14	Лестничная клетка	20.00	
15	Помещение для прокладки коммуникаций	9.00	
	Итого	98.81	

АПУ.023-01А-ЭЛ

Жилой дом со встроенно-пристроенными помещениями общественного назначения, подземно-наземным паркингом по ул. Индустриальная в Орджоникидзевском районе г. Екатеринбург

21-20 -этажная блок-секция 1А
 План 12-15 этажей
 Расположение электрических сетей

Изм.	Колуч.	Лист	№ док.	Подпись	Дата
2	1	—	155-14	<i>В.Н.К.</i>	
ГАП	Гаронин	<i>В.Н.К.</i>			
Гл. спец.	Багина	<i>В.Н.К.</i>			
Пробетил	Багина	<i>В.Н.К.</i>			
Разработал	Аксиньин	<i>В.Н.К.</i>			

Стация

Лист

Р

20



Листов

ЗАО КОРПОРАЦИЯ АТОМСТРОЙКОМПЛЕКС

Взам. инв.№

Подпись и дата

Иванов

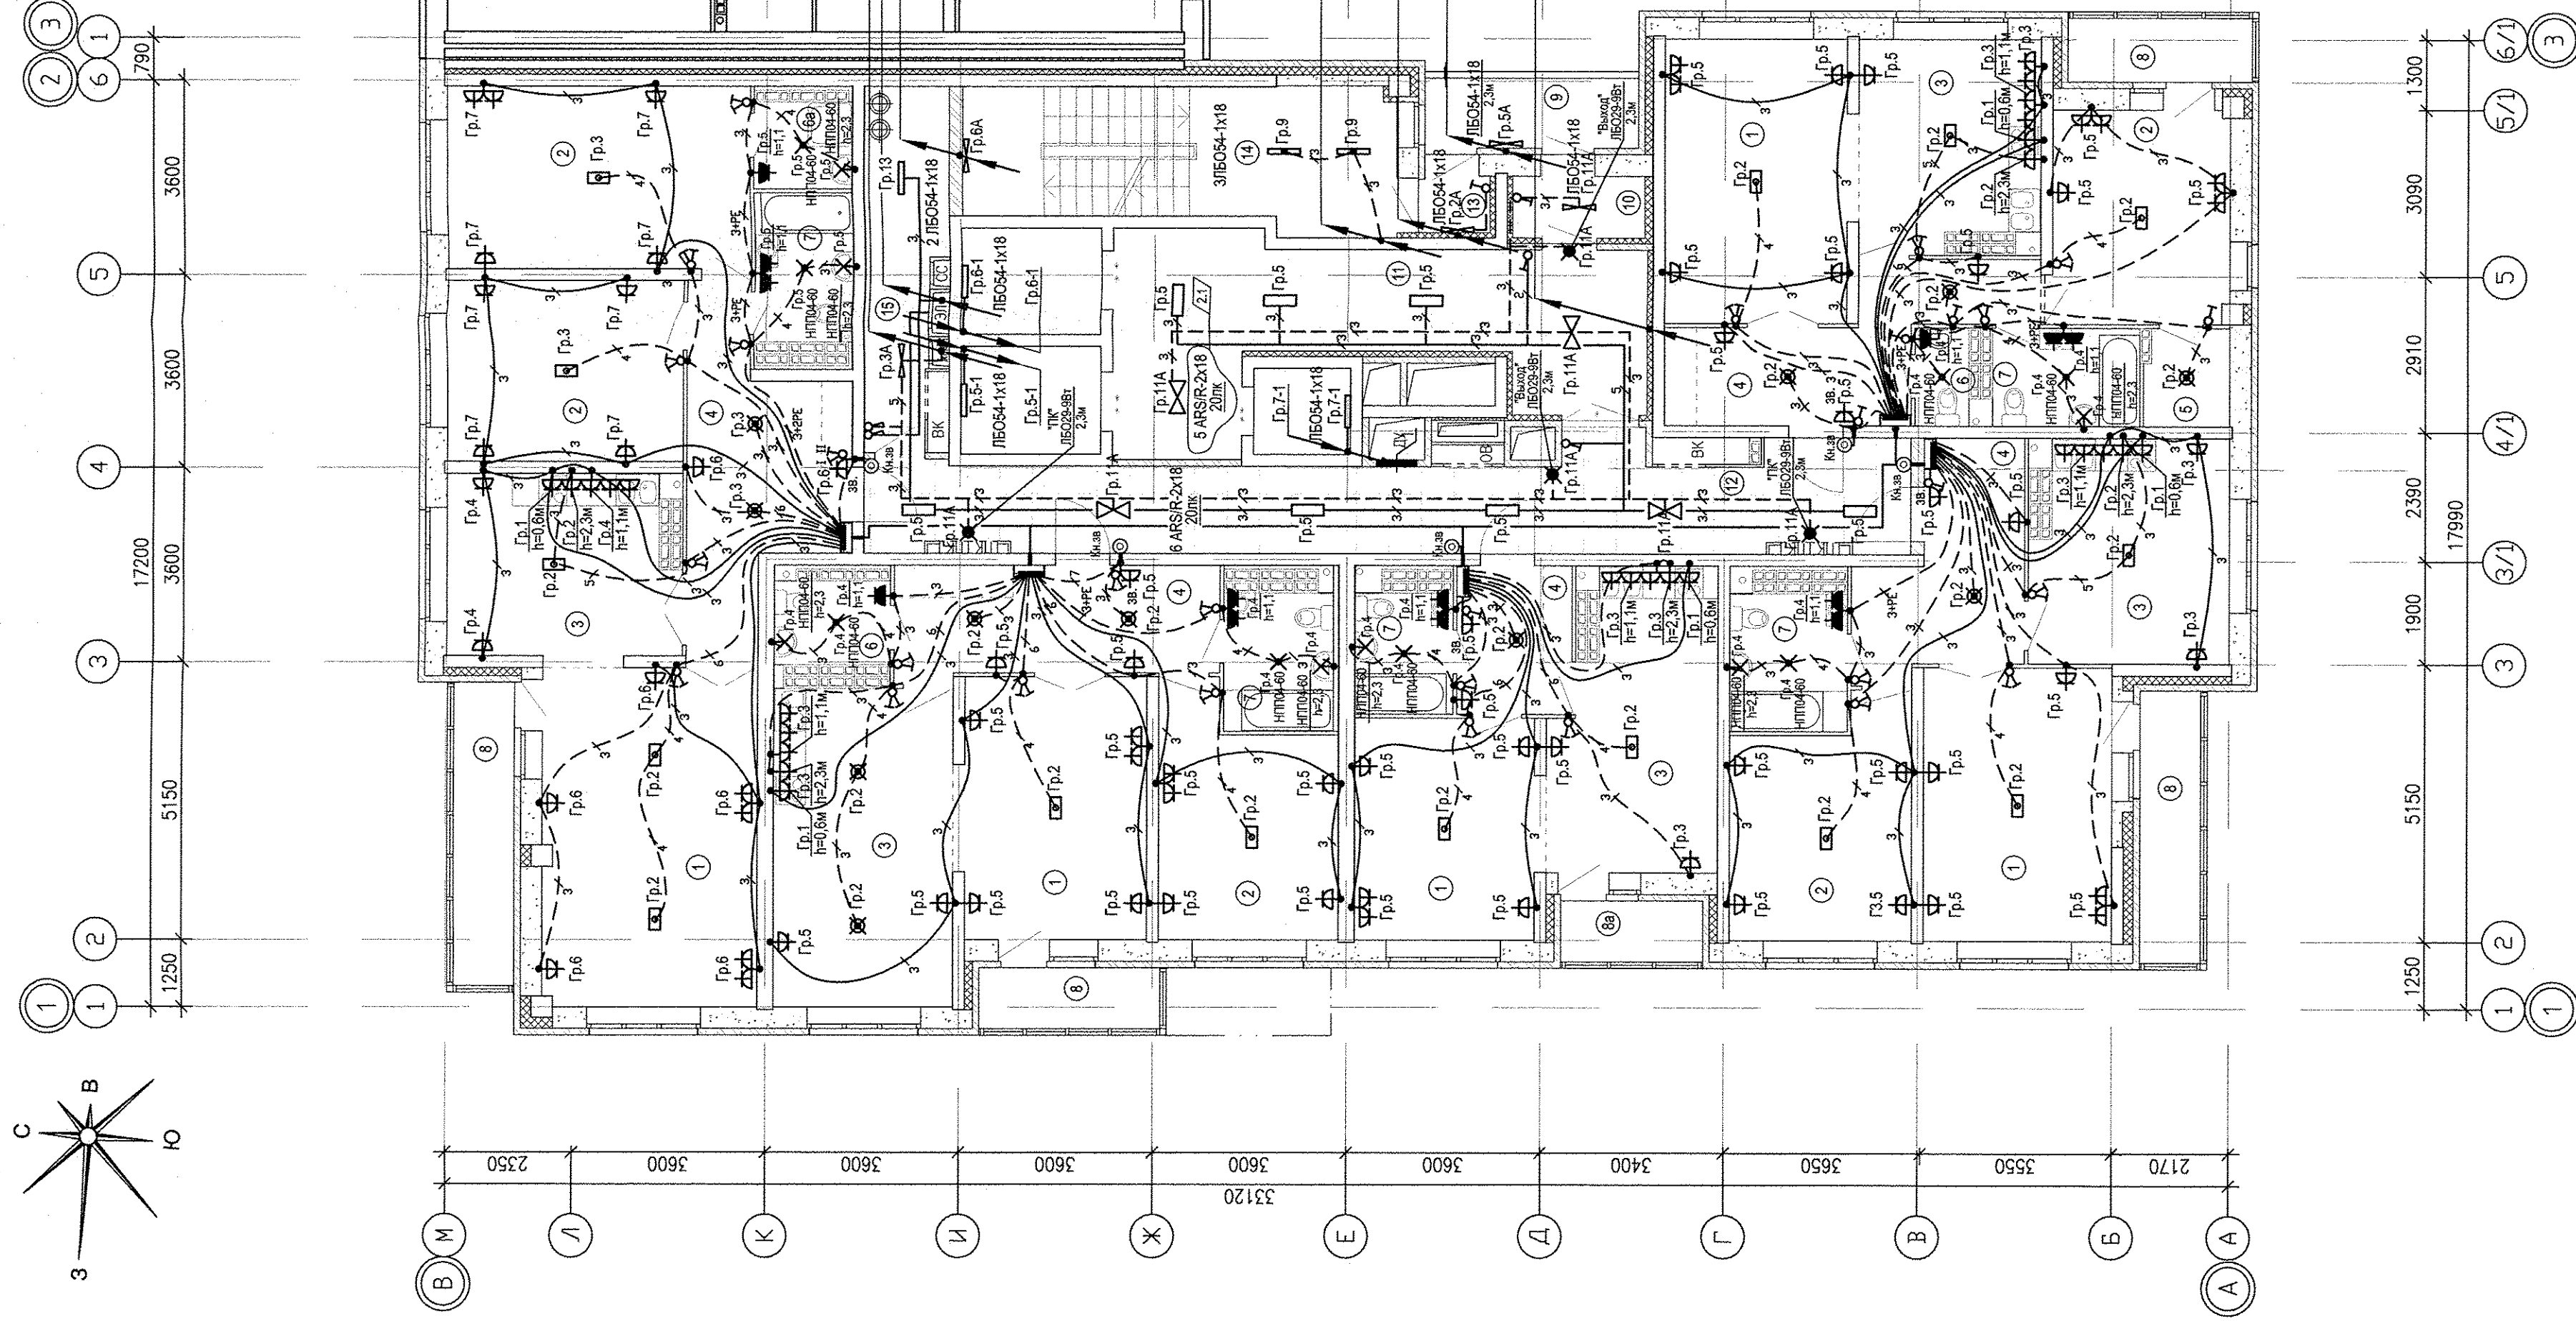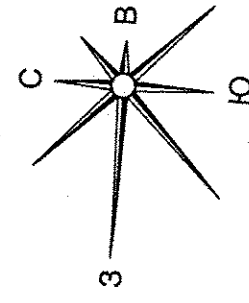

ЭКСПЛИКАЦИЯ ПОМЕЩЕНИЙ

Номер помещения	Наименование	Площадь, м ²	Кат. помещения
1	Гостиная	91.29	
2	Спальня	74.58	
3	Кухня	76.97	
4	Прихожая	54.32	
5	Гардеробная	2.86	
6	Санузел	5.15	
6а	Душевая	2.88	
7	Ванная	24.67	
8	Балкон	19.35	
8а	Лоджия	2.91	
	Итого	354.98	
	Общедомовые помещения		
9	Переходная лоджия	5.06	
10	Тамбур	2.74	
11	Холл	27.17	
12	Коридор	33.24	
13	Тамбур	1.60	
14	Лестничная клетка	20.00	
15	Помещение для прокладки коммуникаций	9.00	
	Итого	98.81	

АПУ.023-01А-ЭП

Жилой дом со встроенно-пристроенными помещениями общественного назначения, расположенным на земельном участке по ул. Индустриальная, 104 в Орджоникидзевском районе г. Екатеринбург.




Имя	Колуч.	Лист	№ док.	Подпись	Дата
ГАП	Гаршин				
Проектир.	Багина				
Разработал	Багина				
	Аксинина				

21-20 – этажная блок-секция 1А
 План 16-17 этажей
 Расположение электрических сетей

Стация	Лист	Листов
Р	21	


ЗАО КОРПОРАЦИЯ
 АТОМСТРОЙКОМПЛЕКС

Имя и подл.	Подпись и дата	Возм. инв.№

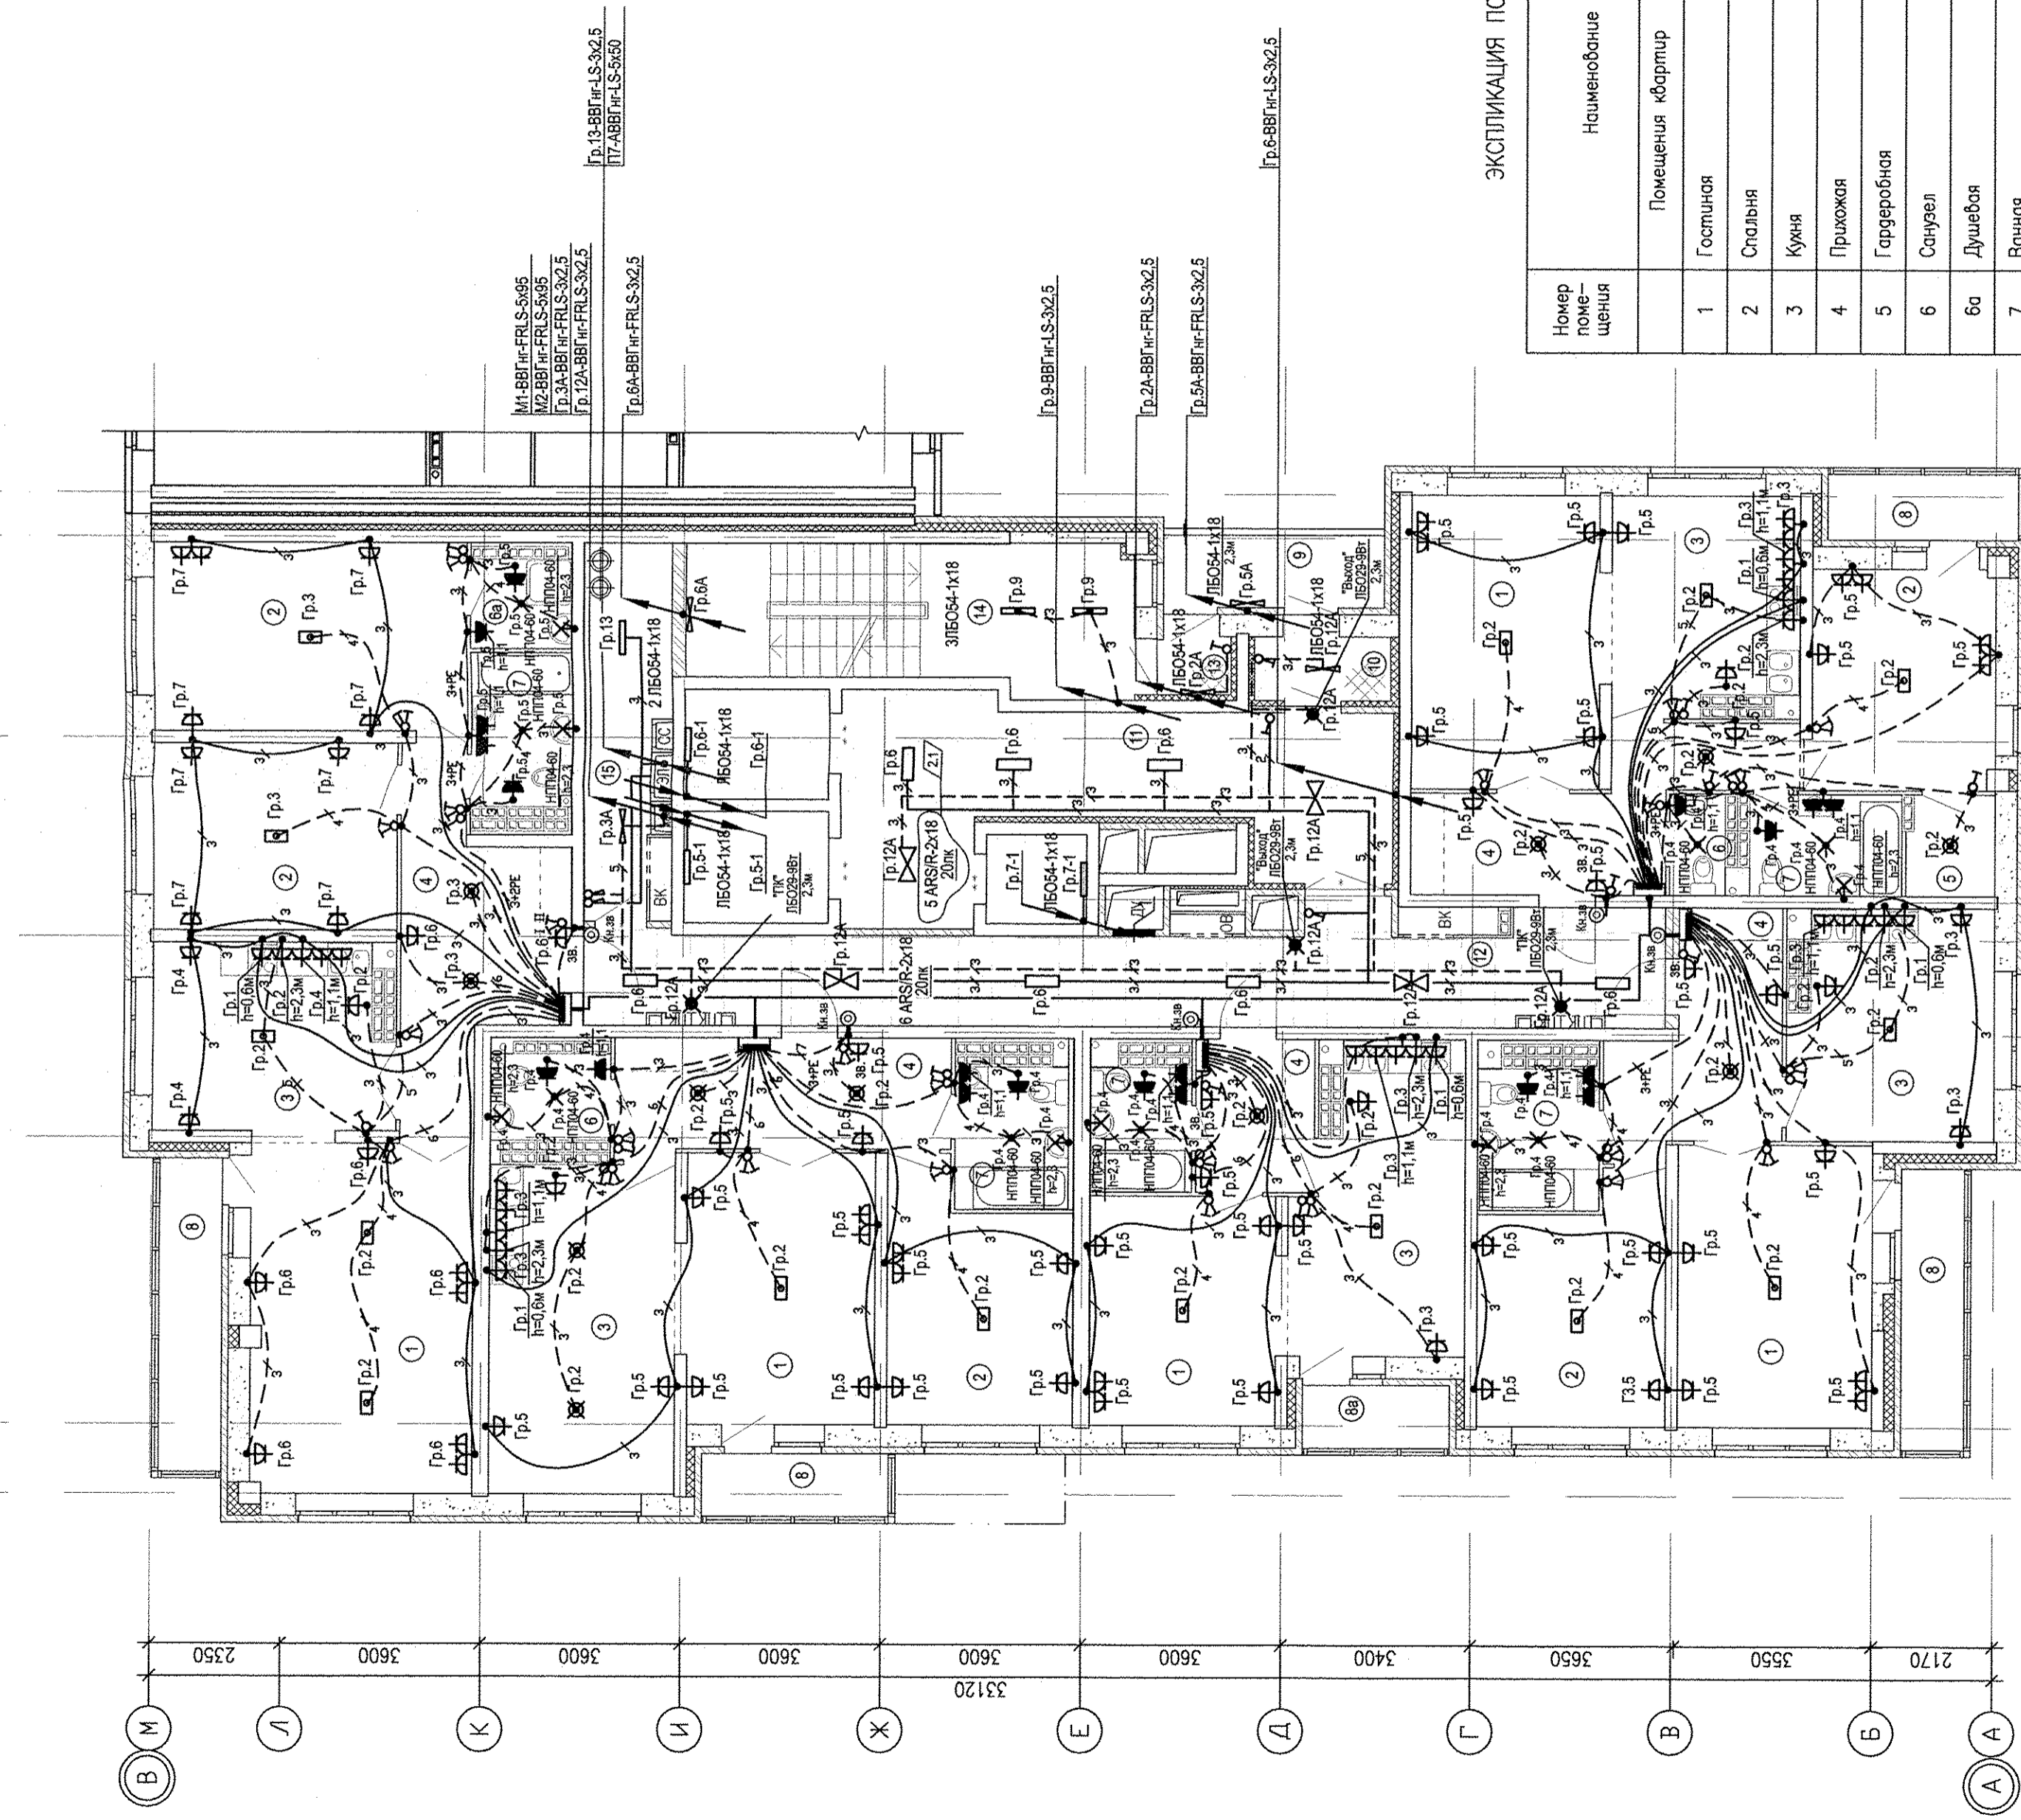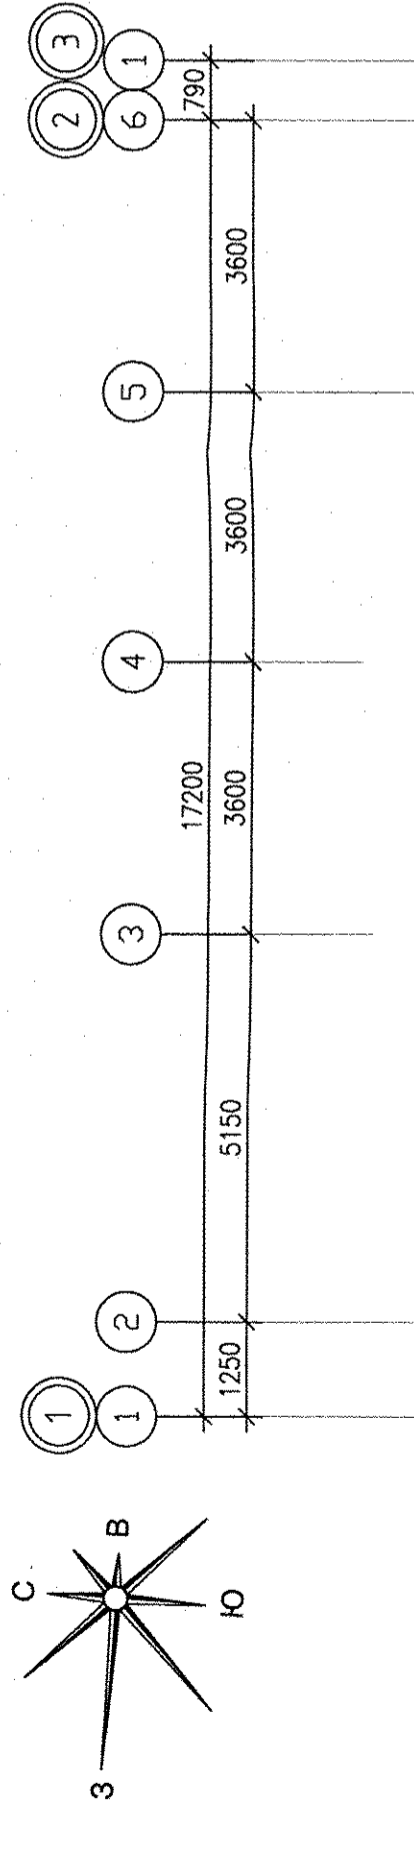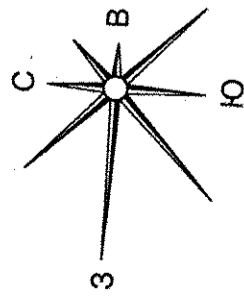

ЭКСПЛИКАЦИЯ ПОМЕЩЕНИЙ



Номер помещения	Наименование	Площадь, м ²	Кат. помещения
1	Гостиная	91.29	
2	Спальня	74.58	
3	Кухня	76.97	
4	Прихожая	54.32	
5	Гардеробная	2.86	
6	Санузел	5.15	
6а	Душевая	2.88	
7	Ванная	24.67	
8	Балкон	19.35	
8а	Лоджия	2.91	
	Итого	354.98	
	Общедомовые помещения		
9	Переходная лоджия	5.06	
10	Тамбур	2.74	
11	Холл	27.17	
12	Коридор	33.24	
13	Тамбур	1.60	
14	Лестничная клетка	20.00	
15	Помещение для прокладки коммуникаций	9.00	
	Итого	98.81	

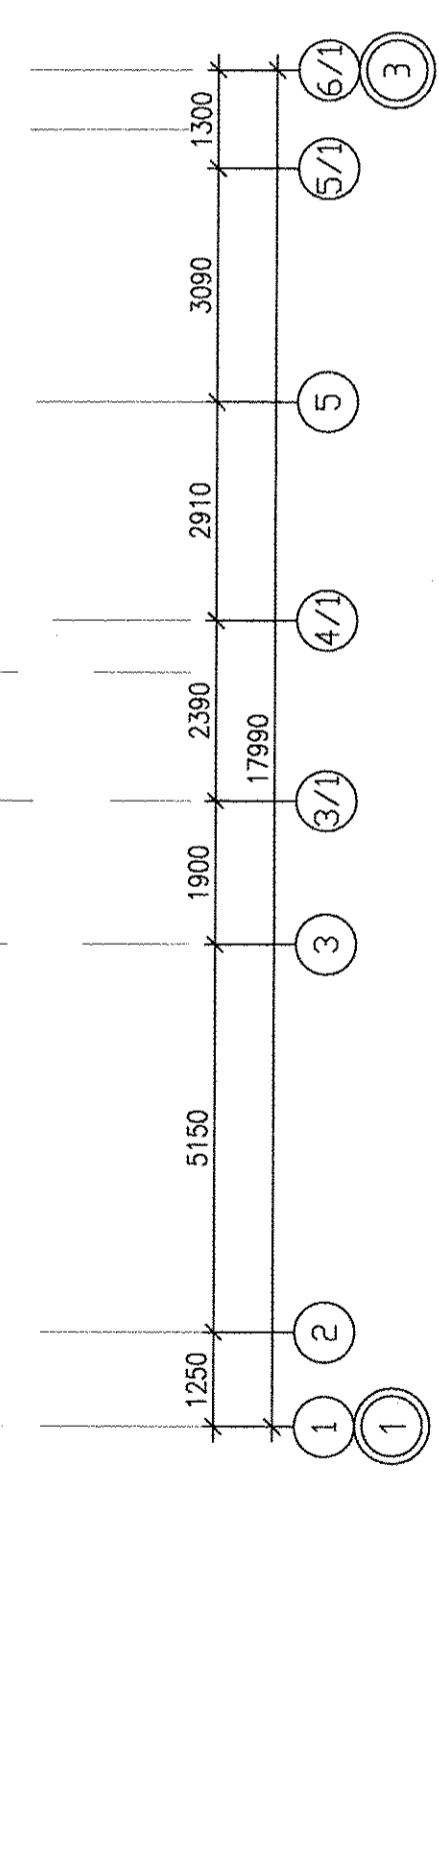

Жилой дом со встроенно-пристроенными помещениями общественного назначения, наземно-наземным паркингом по ул. Индустрия, 104 в Орджоникидзевском районе г. Бакитюрта.		
Изм.	Кол. лист	
1	155-14	
2	155-14	
Имя	Лист N док. Подпись Дата	
ГАП	Гаранин	
Гл. спец.	Басина	
Пробетил	Басина	
Разработал	Аксичин	
Стация	Лист	Листов
21-20 - этажная блок-секция 1А	Р	23
План 19 этажа	ЗАО КОРПОРАЦИЯ АТОМСТРОЙКОМПЛЕКС	
Расположение электрических сетей		

№/В ПОДЛ.	Подпись и дата	Взам. инв. №
Л С И М А С У Р Я Н И		

АПУ.023-01А-ЭП

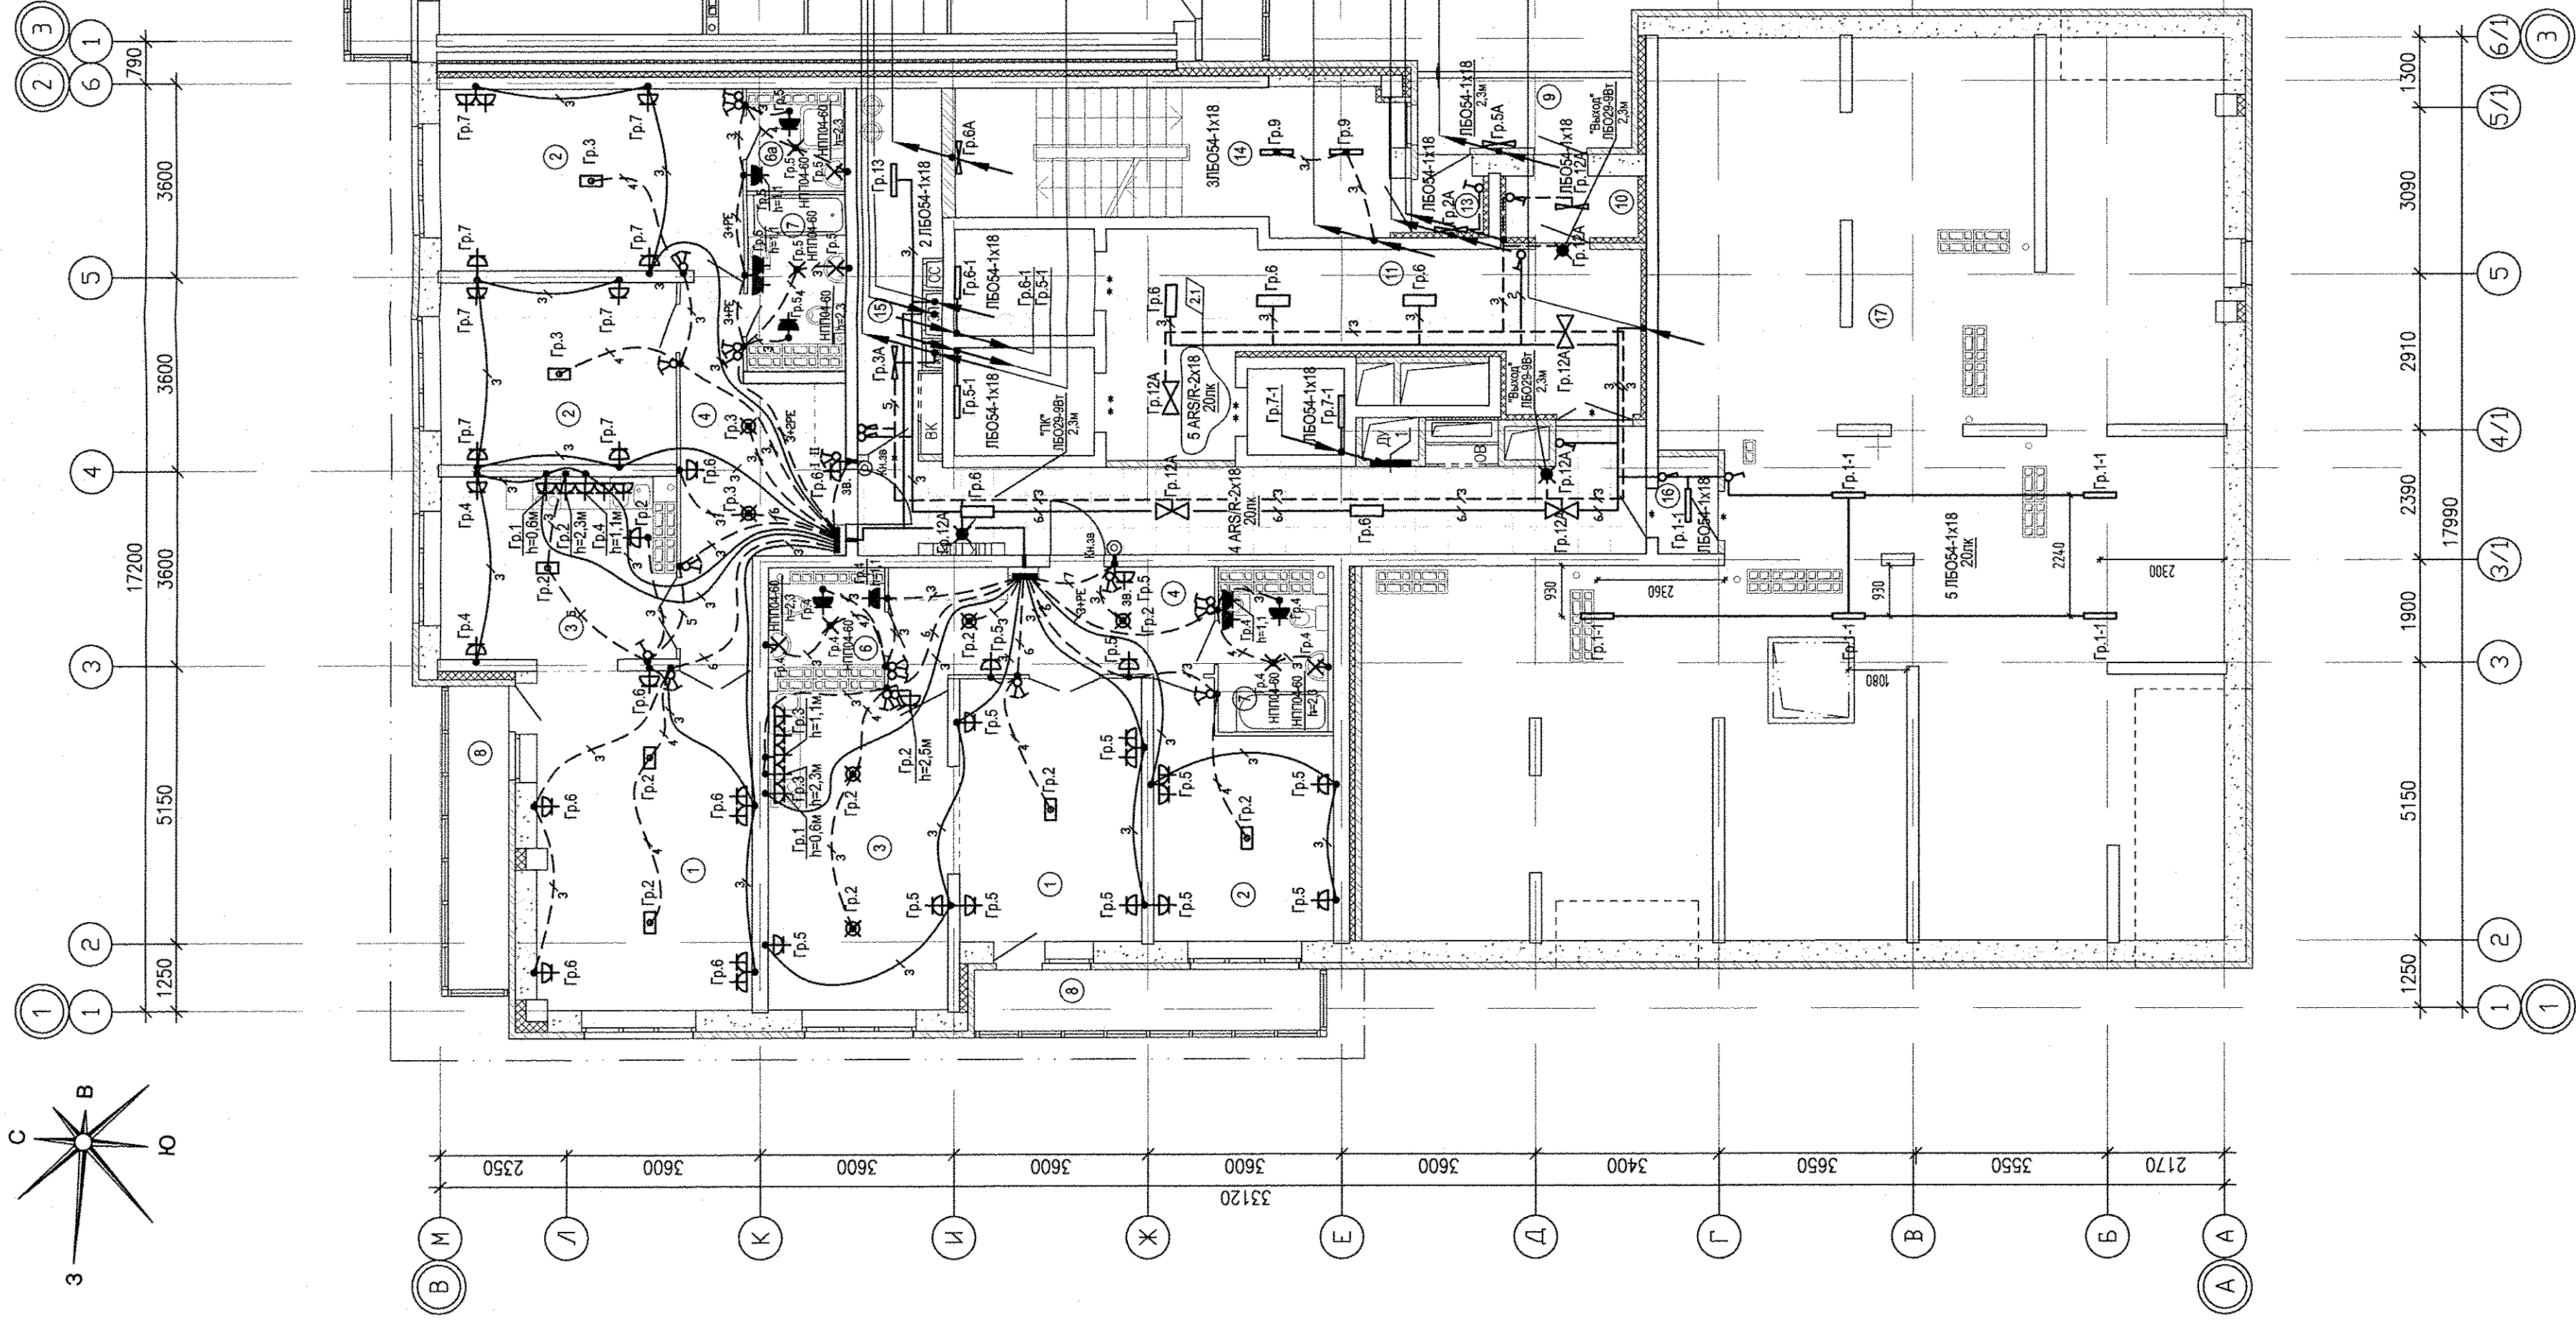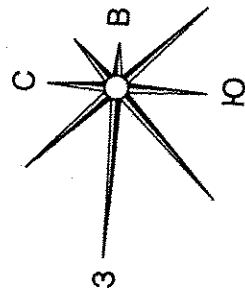

ЭКСПЛИКАЦИЯ ПОМЕЩЕНИЙ

Номер помещения	Наименование	Площадь, м ²	Кат. помещения
1	Гостиная	41.71	
2	Спальня	47.56	
3	Кухня	34.22	
4	Прихожая	25.89	
5	Гардеробная	-	
6	Санузел	3.38	
6а	Душевая	2.88	
7	Ванная	10.23	
8	Балкон	13.47	
	Итого	179.34	
Общедомовые помещения			
9	Переходная лоджия	5.06	
10	Тамбур	2.74	
11	Холл	27.17	
12	Коридор	24.49	
13	Тамбур	1.60	
14	Лестничная клетка	20.00	
15	Помещение для прокладки коммуникаций	9.00	
16	Тамбур лестничного	1.94	
17	Техподпол	205.95	
	Итого	297.95	

АПУ.023-01А-ЭП

Жилой дом со встроенно-пристроенными помещениями общественного назначения, наземно-наземным паркингом по ул. Индустриц, 104 в Орджоникидзевском районе г. Екатеринбург

21-20 - этажная блок-секция 1А
 План 20 этажа
 Расположение электрических сетей

Изм.	Колуч.	Лист	№ док.	Подпись	Дата
2	1	-	155-14		

ГАП
 Гл. спец.
 Пробетшил
 Разработал

Гаранин
 Багина
 Багина
 Аксина

16.11.17
 16.11.17
 16.11.17
 16.11.17

Стация

Лист

Листов

Р

24

ЗАО КОРПОРАЦИЯ
 АТОМСТРОЙКОМПЛЕКС

Имя И ПОЛ
 Подпись и дата
 Взам. инв.
 С. И. А. С. В. А. Н. С.