


группа 4...5: 10(по1эм)
 П1(с 1 по 5эм.)
 П2(с 6 по 9эм.)
 П3(с 10 по 13эм.)
 П4(с 14 по 17эм.)
 П9, П11...П14
 ст.пол.4x40



Инв. № подл. Подпись и дата. Взам. инв. №

					АПУ2-126-1В-03-ЭЛ				
1	1	53-В	<i>[Signature]</i>	02.13	Многоэтажный жилой дом с нежилыми помещениями, пристроенными магазинами, подземной автостоянкой в границах улиц 8 Марта-Авиационной-Союзной в Чкаловском районе г. Екатеринбурга				
Изм.	Кол.уч.	Лист	№ док.	Подпись	Дата				
						Жилой дом 1В Пусковой комплекс 3	Стадия Р	Лист 18	Листов
Гл. спец	Гонтаренко	<i>[Signature]</i>	12.12	План 1 этажа в осях Д-И.			ЖАО "Корпорация "Атомстройкомплекс"		
Провер.	Завьялова	<i>[Signature]</i>	12.12	Расположение сетей электрооборудования					
Разраб.	Горбовская	<i>[Signature]</i>	12.12	в местах общего пользования					
Копировал							Формат А2		

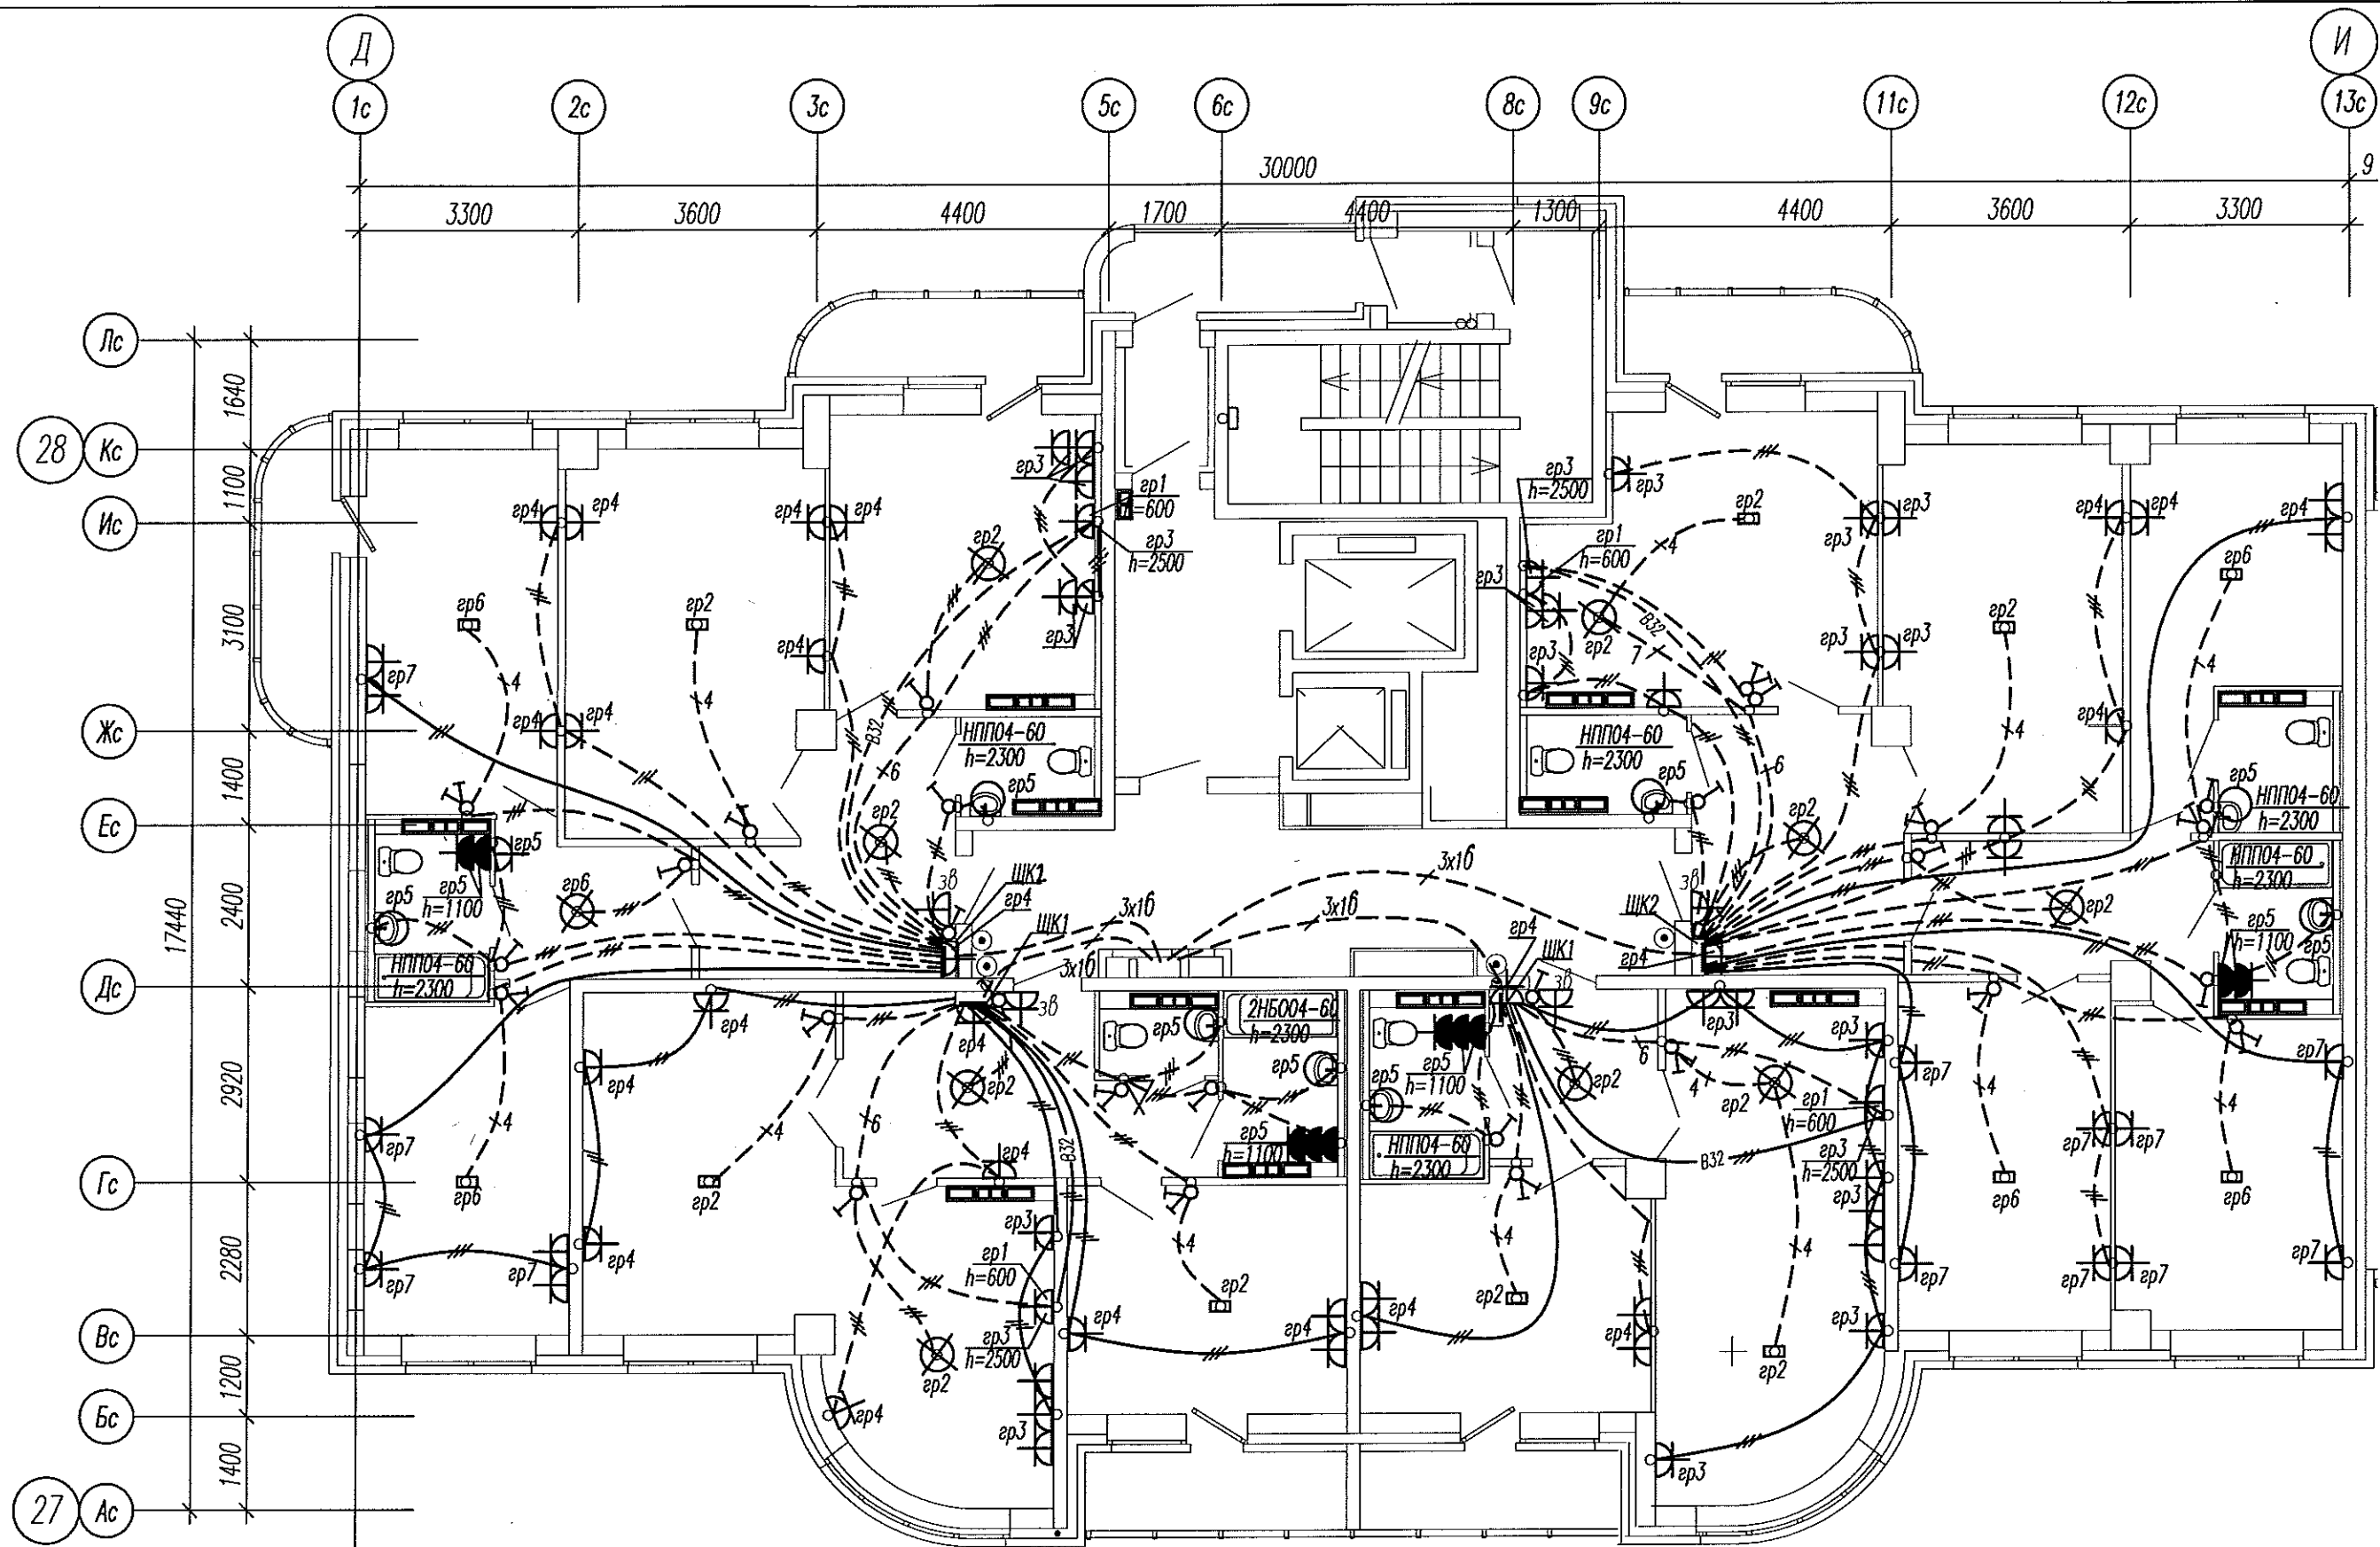


Изм. № подл. Подпись и дата. Взам. инв. №

						АПУ2-126-1В-03-ЭЛ				
						Многоэтажный жилой дом с нежилыми помещениями, пристроенными магазинами, подземной автостоянкой в границах улиц 8 Марта-Авиационной-Союзной в Чкаловском районе г. Екатеринбурга				
Изм.	Кол.уч.	Лист	№ док.	Подпись	Дата	Жилой дом 1В Пусковой комплекс 3		Стадия	Лист	Листов
								Р	11	
Гл. спец	Гонтаренко			<i>[Signature]</i>	12.12	План 2-15 этажей в осях Д-И. Расположение сетей электрооборудования		ЗАО "Корпорация "Атомстройкомплекс"		
Провер.	Завьялова			<i>[Signature]</i>	12.12					
Разраб.	Горбовская			<i>[Signature]</i>	12.12					

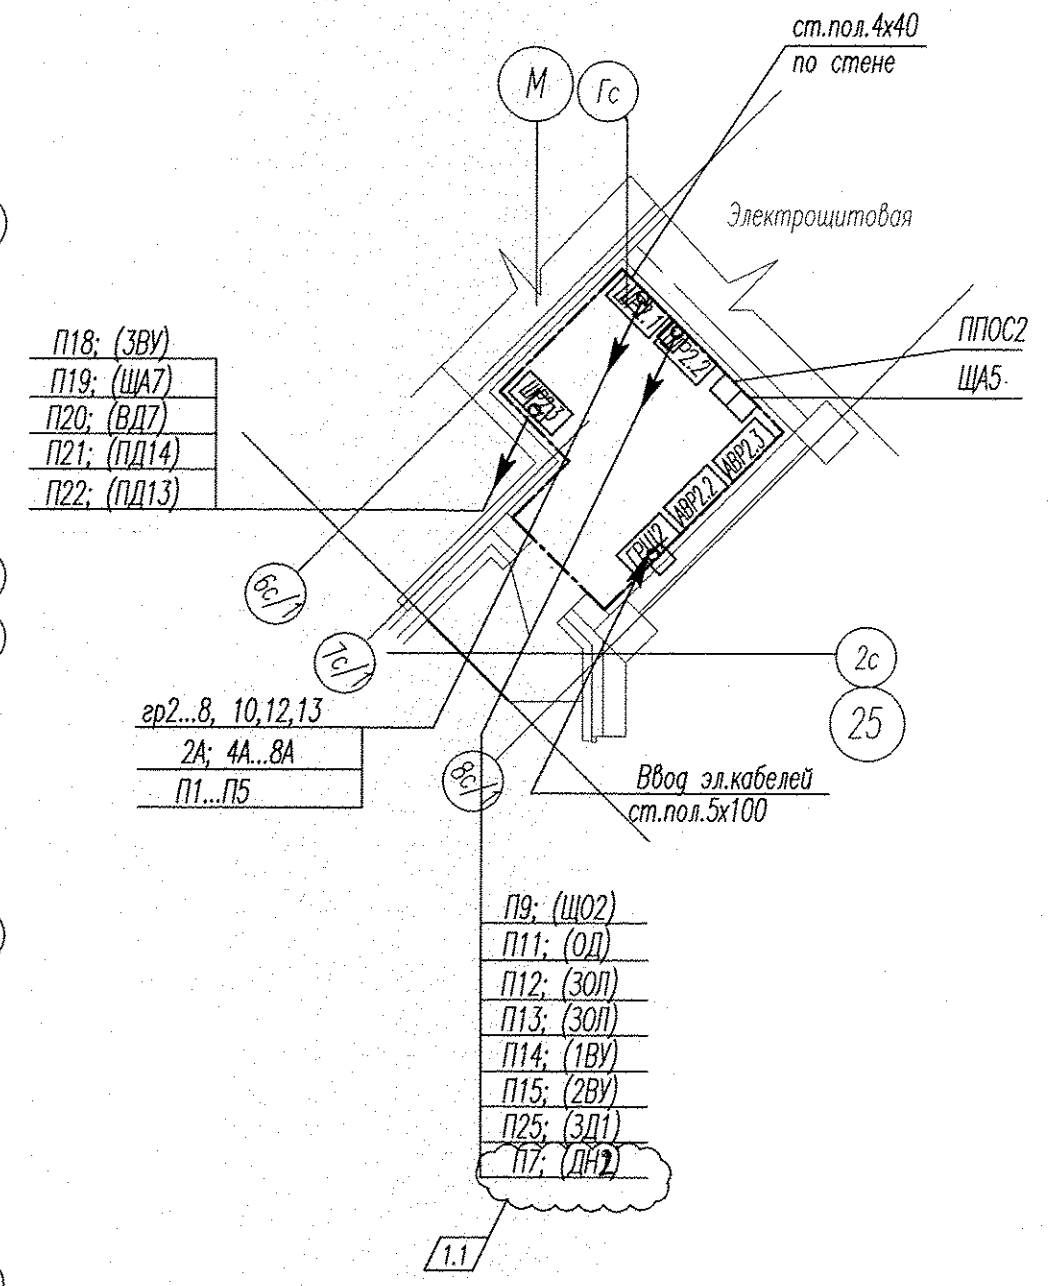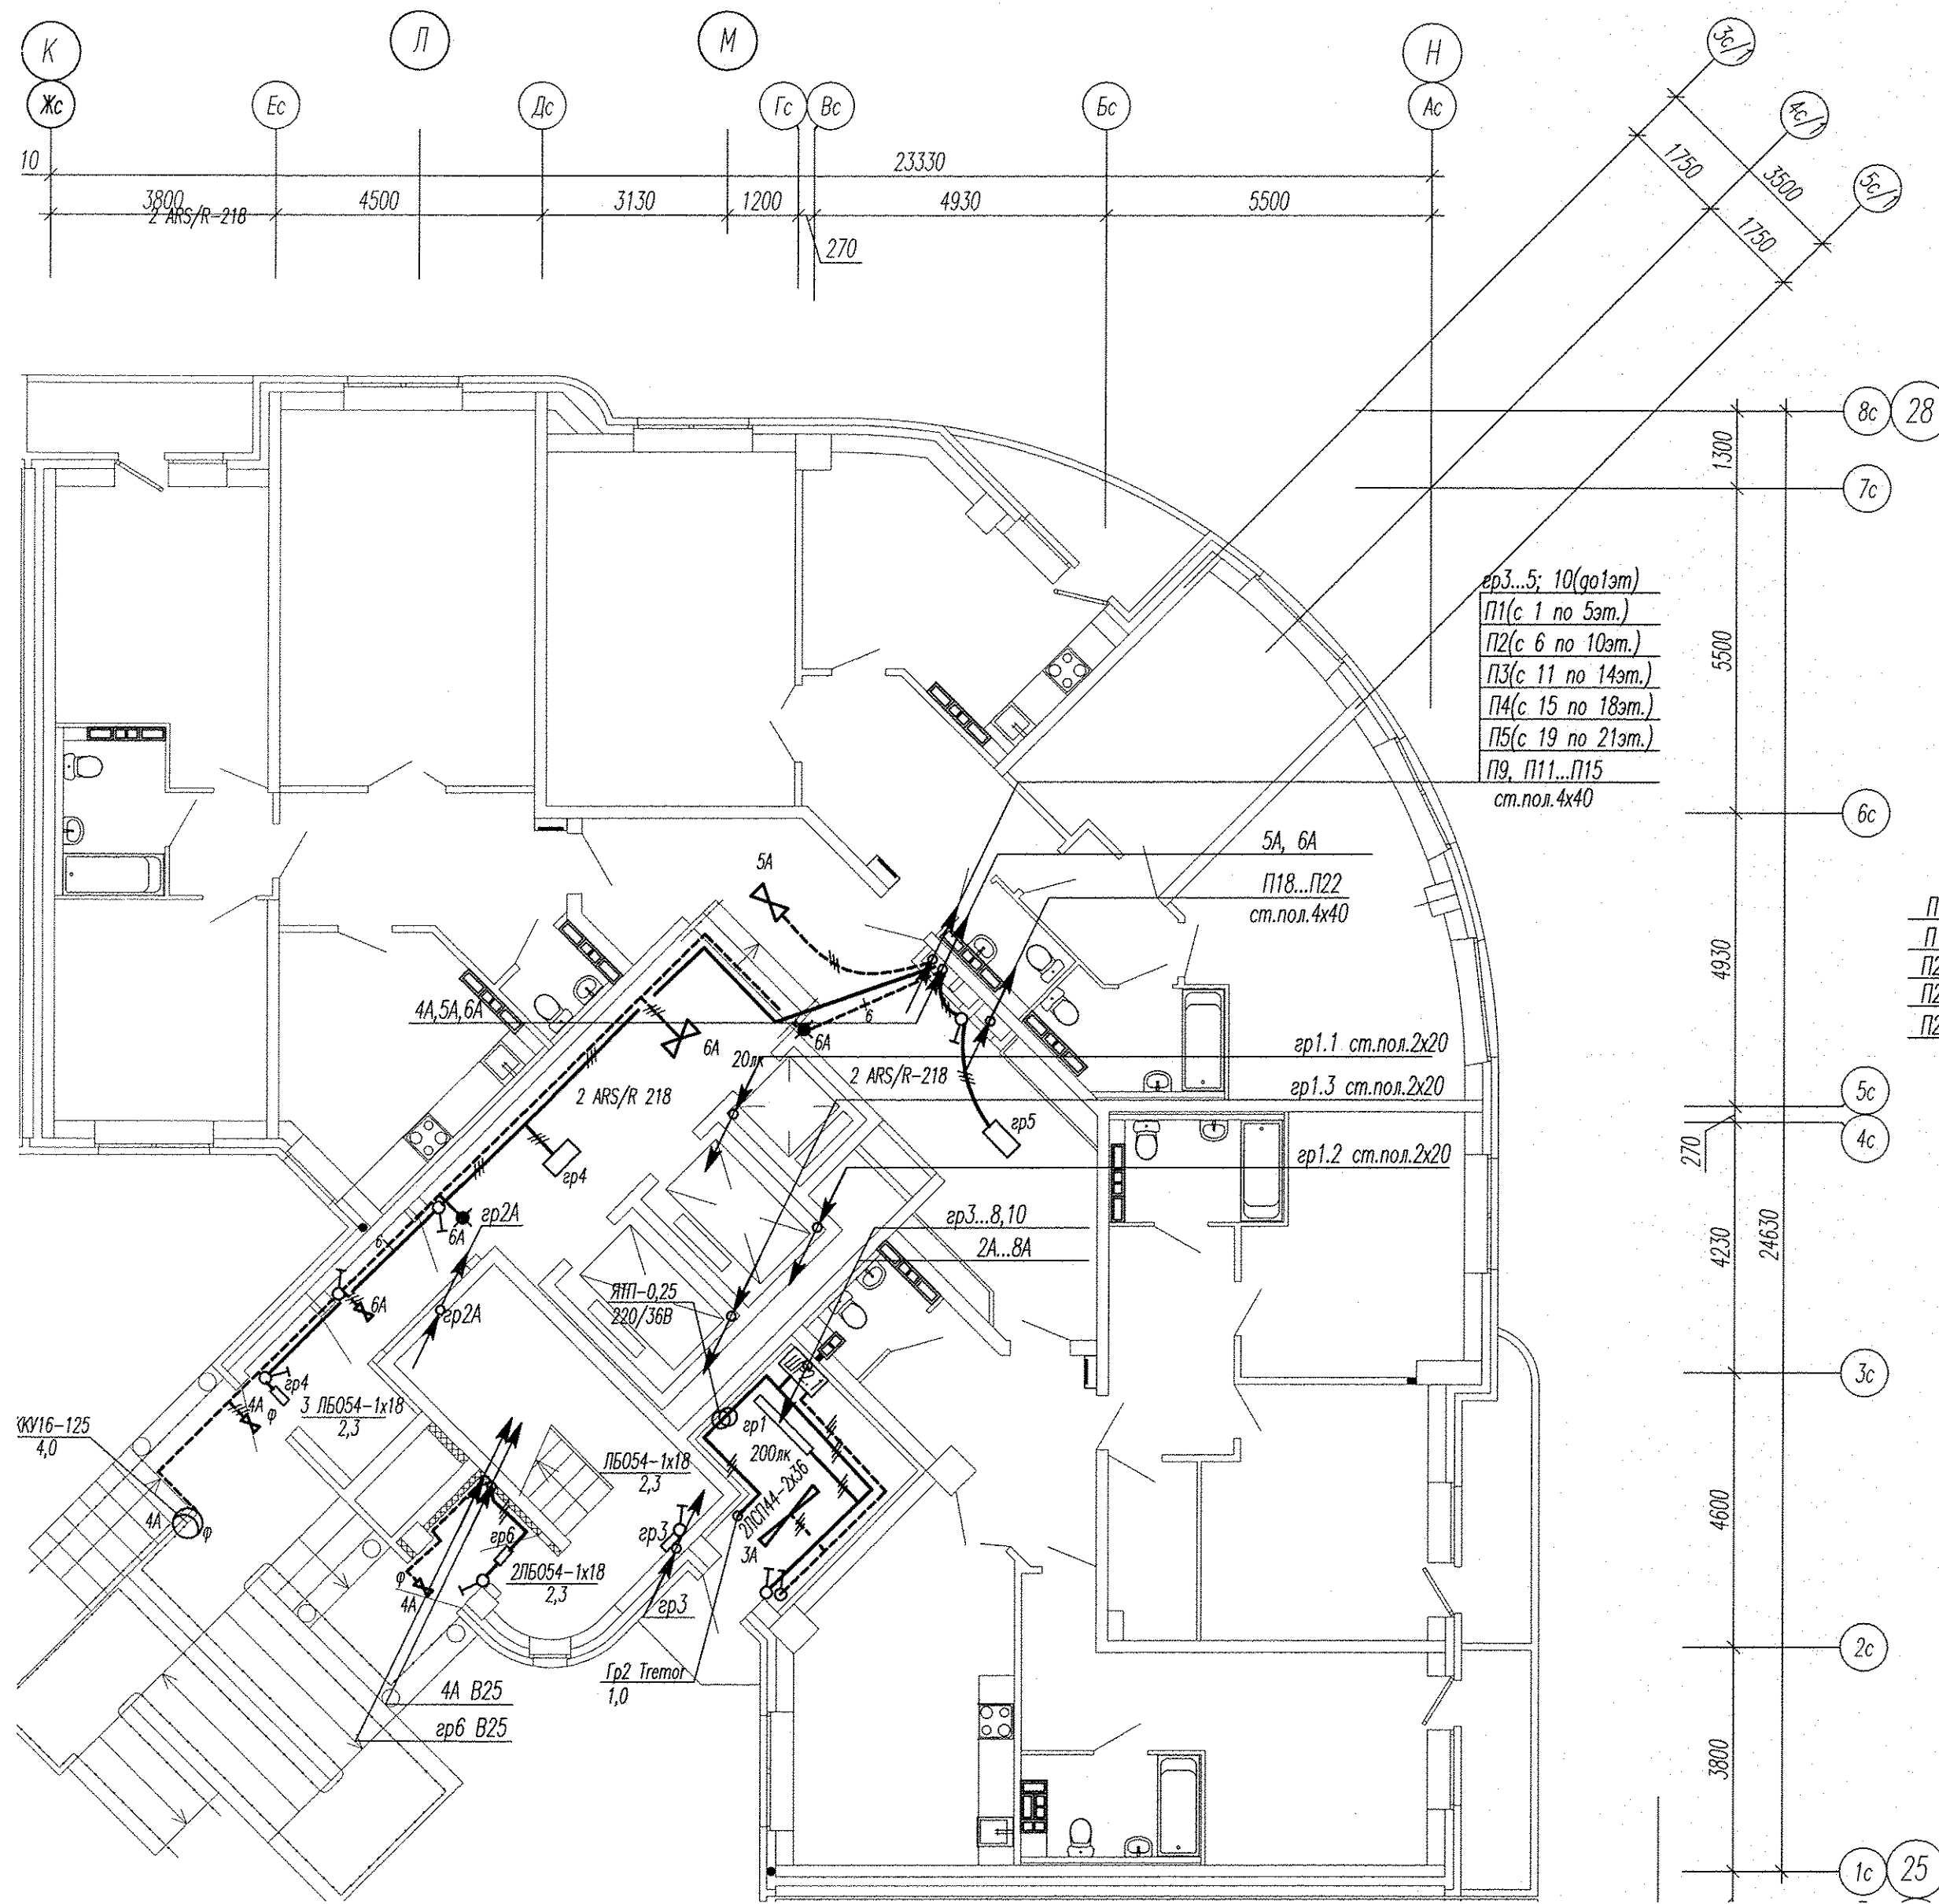



Инв. № подл. Подпись и дата. Взам. инв. №

					АПУ2-126-1В-03-ЭЛ		
1	1	53-13	А	02.13	Многоэтажный жилой дом с нежилыми помещениями, пристроенными магазинами, подземной автостоянкой в границах улиц 8 Марта-Авиационной-Союзной в Чкаловском районе г. Екатеринбурга		
Изм.	Кол.уч.	Лист	№ док.	Подпись	Дата		
						Жилой дом 1В	Стадия
						Пусковой комплекс 3	Лист
							Листов
Гл. спец	Гонтаренко	12.12			План 1 этажа в осях К-Н, 25-28.		
Провер.	Завьялова	12.12			Расположение сетей электрооборудования		
Разраб.	Горбовская	12.12			в местах общего пользования		
						Копировал	Формат А2

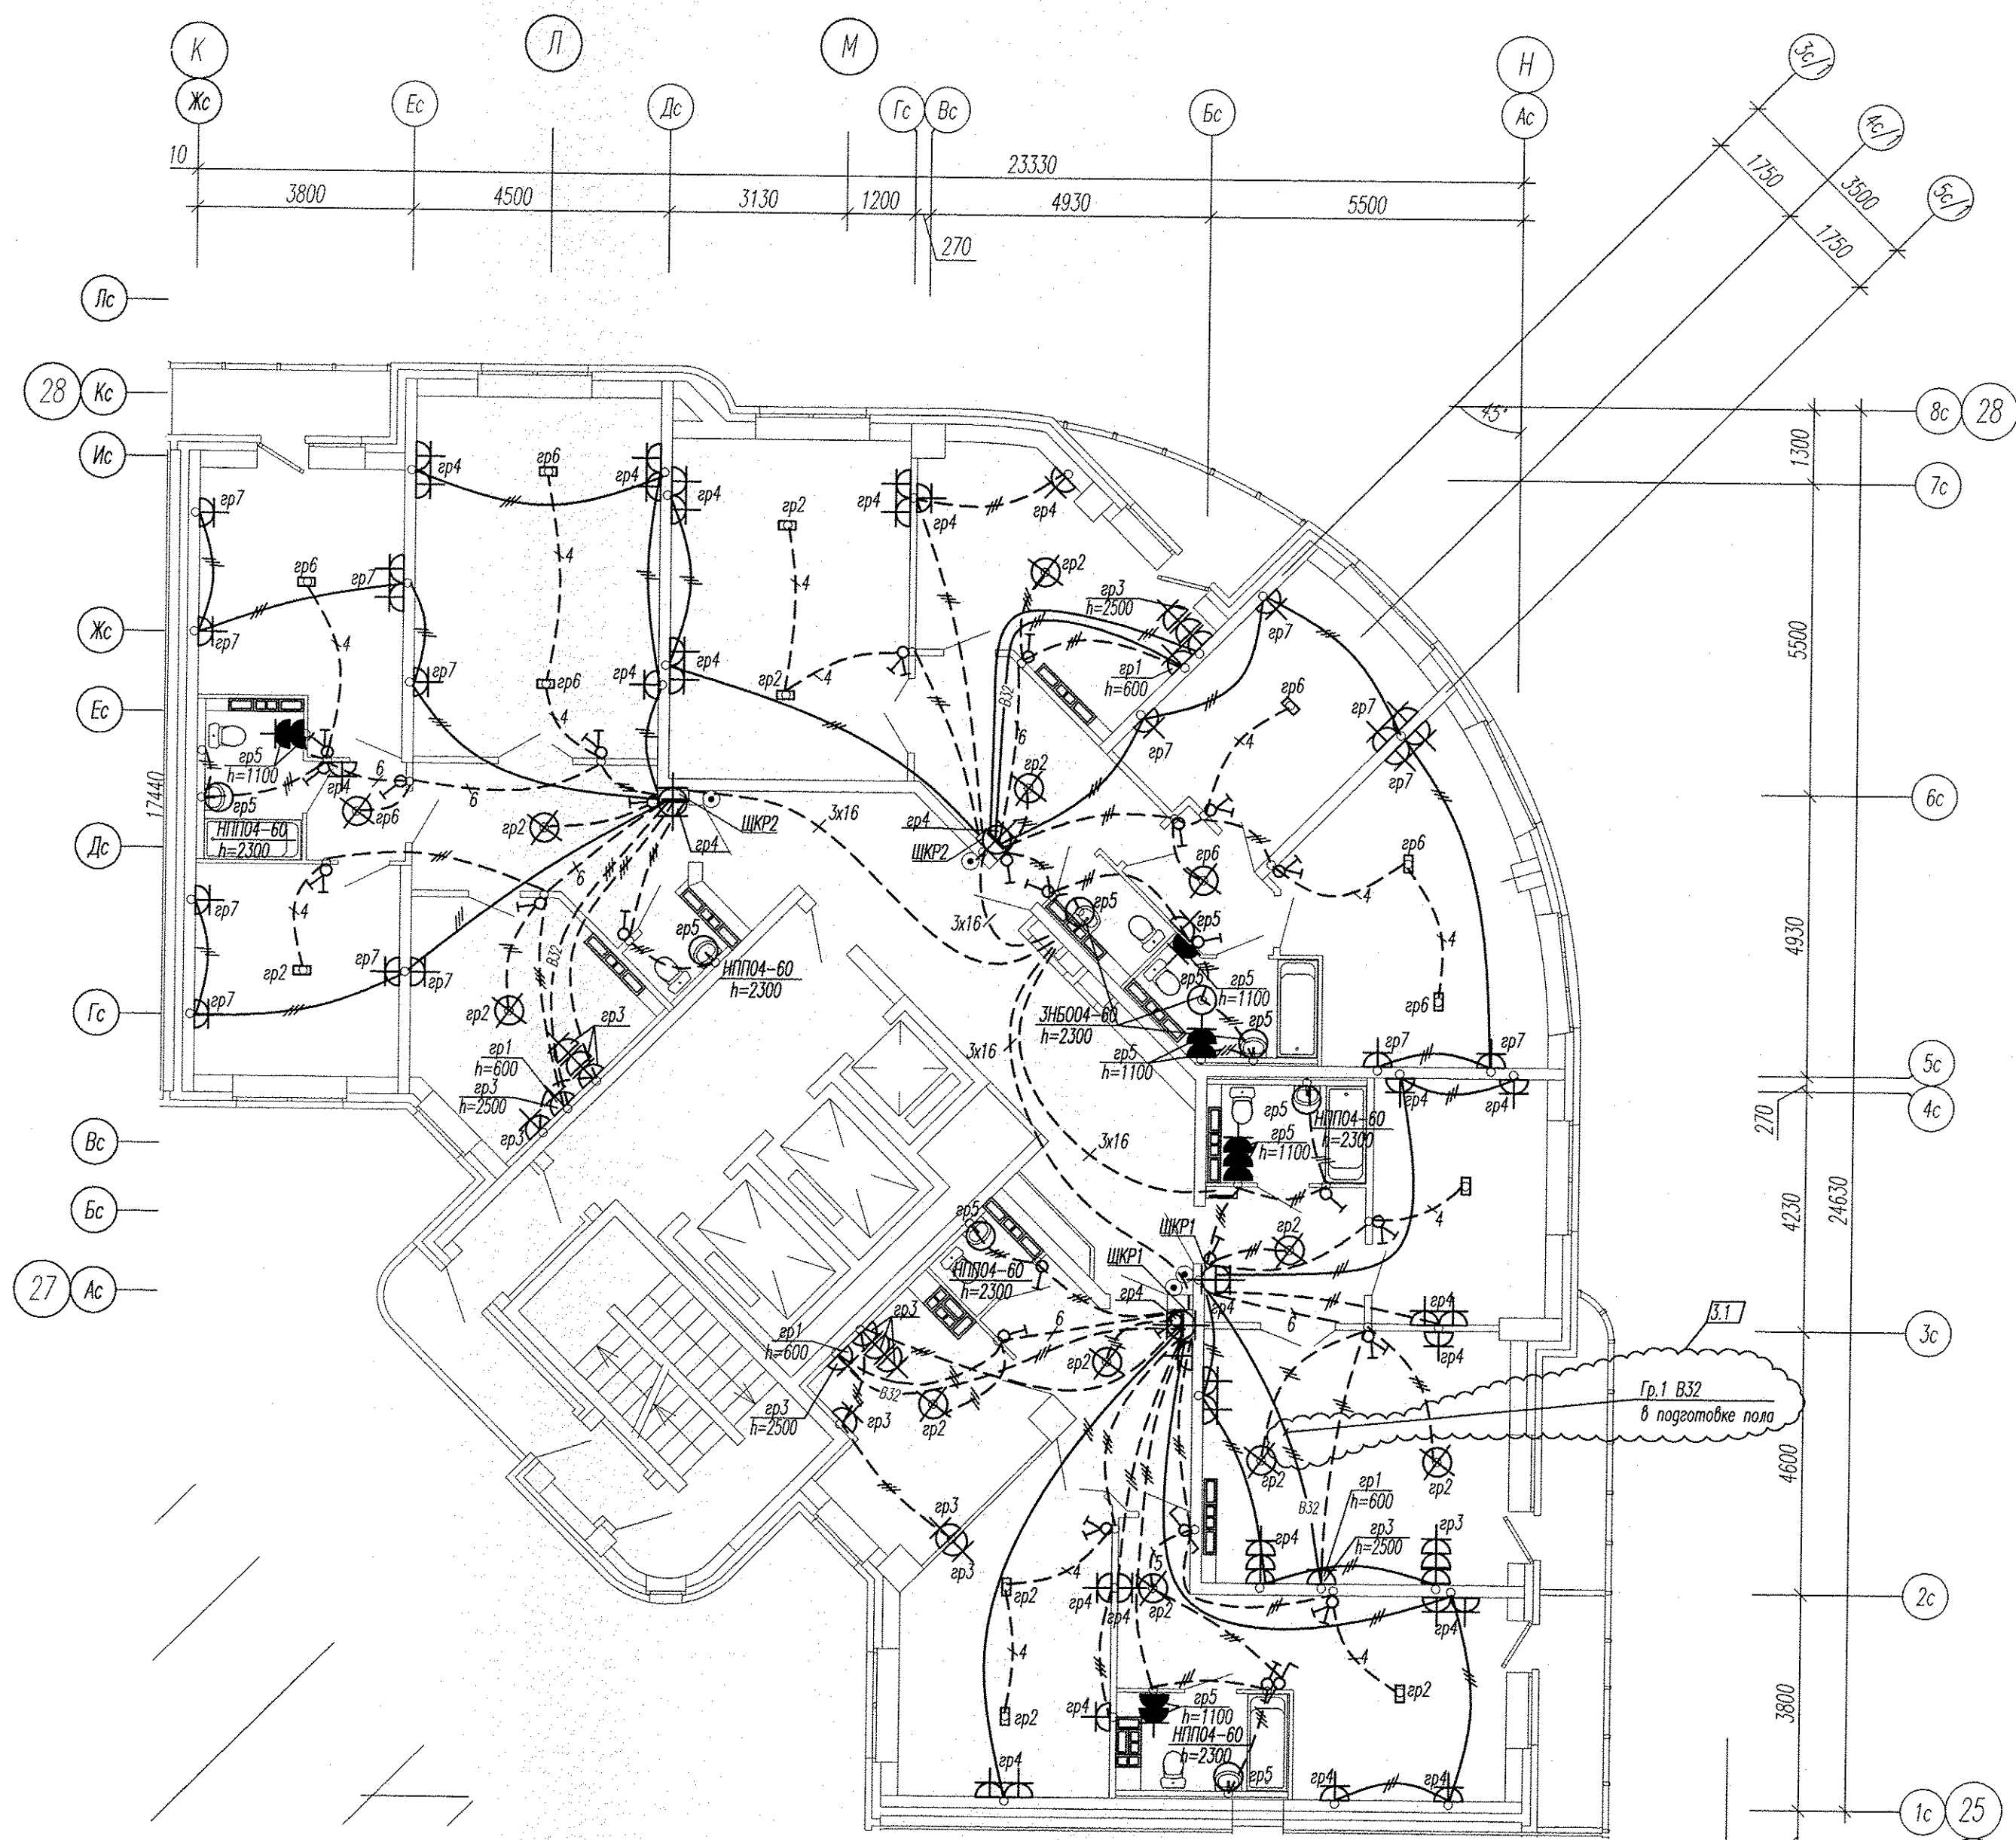


Инв. N подл. Подпись и дата. Взам. инв. N

АПУ2-126-1В-03-ЭЛ							
3	1	276-13	И	03.06	Многоэтажный жилой дом с нежилыми помещениями, пристроенными магазинами, подземной автостоянкой в границах улиц 8 Марта-Авиационной-Союзной в Чкаловском районе г. Екатеринбурга		
Изм.	Кол.уч.	Лист	№ док.	Подпись	Дата		
Жилой дом 1В Пусковой комплекс 3					Стация	Лист	Листов
					Р	12	
Гл. спец	Гонтаренко			12.12	План 2-19 этажей в осях К-Н, 25-28.		ЗАО "Корпорация "Атомстройкомплекс"
Провер.	Завьялова			12.12	Расположение сетей электрооборудования		
Разраб.	Горбовская			12.12			
Копировал						Формат А2	

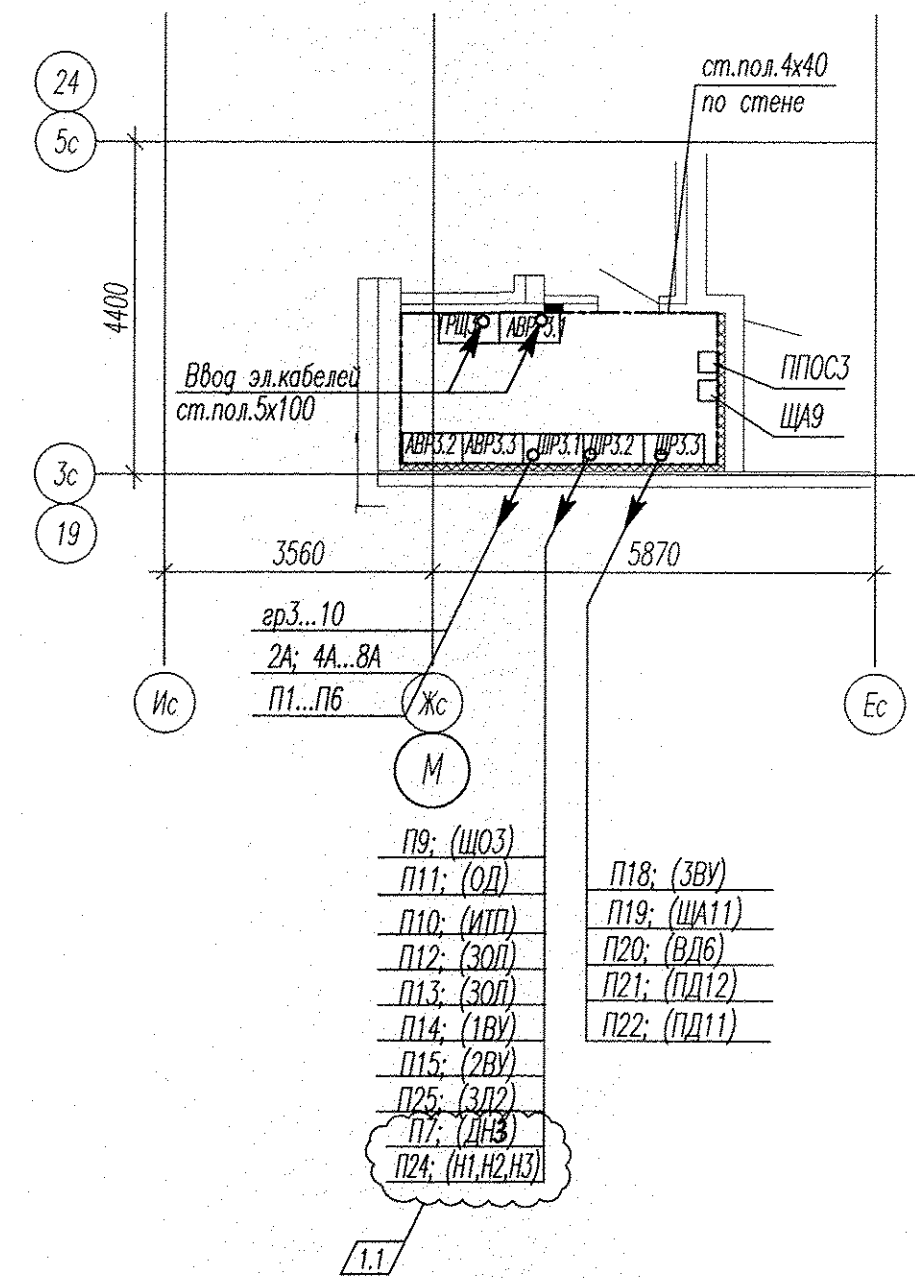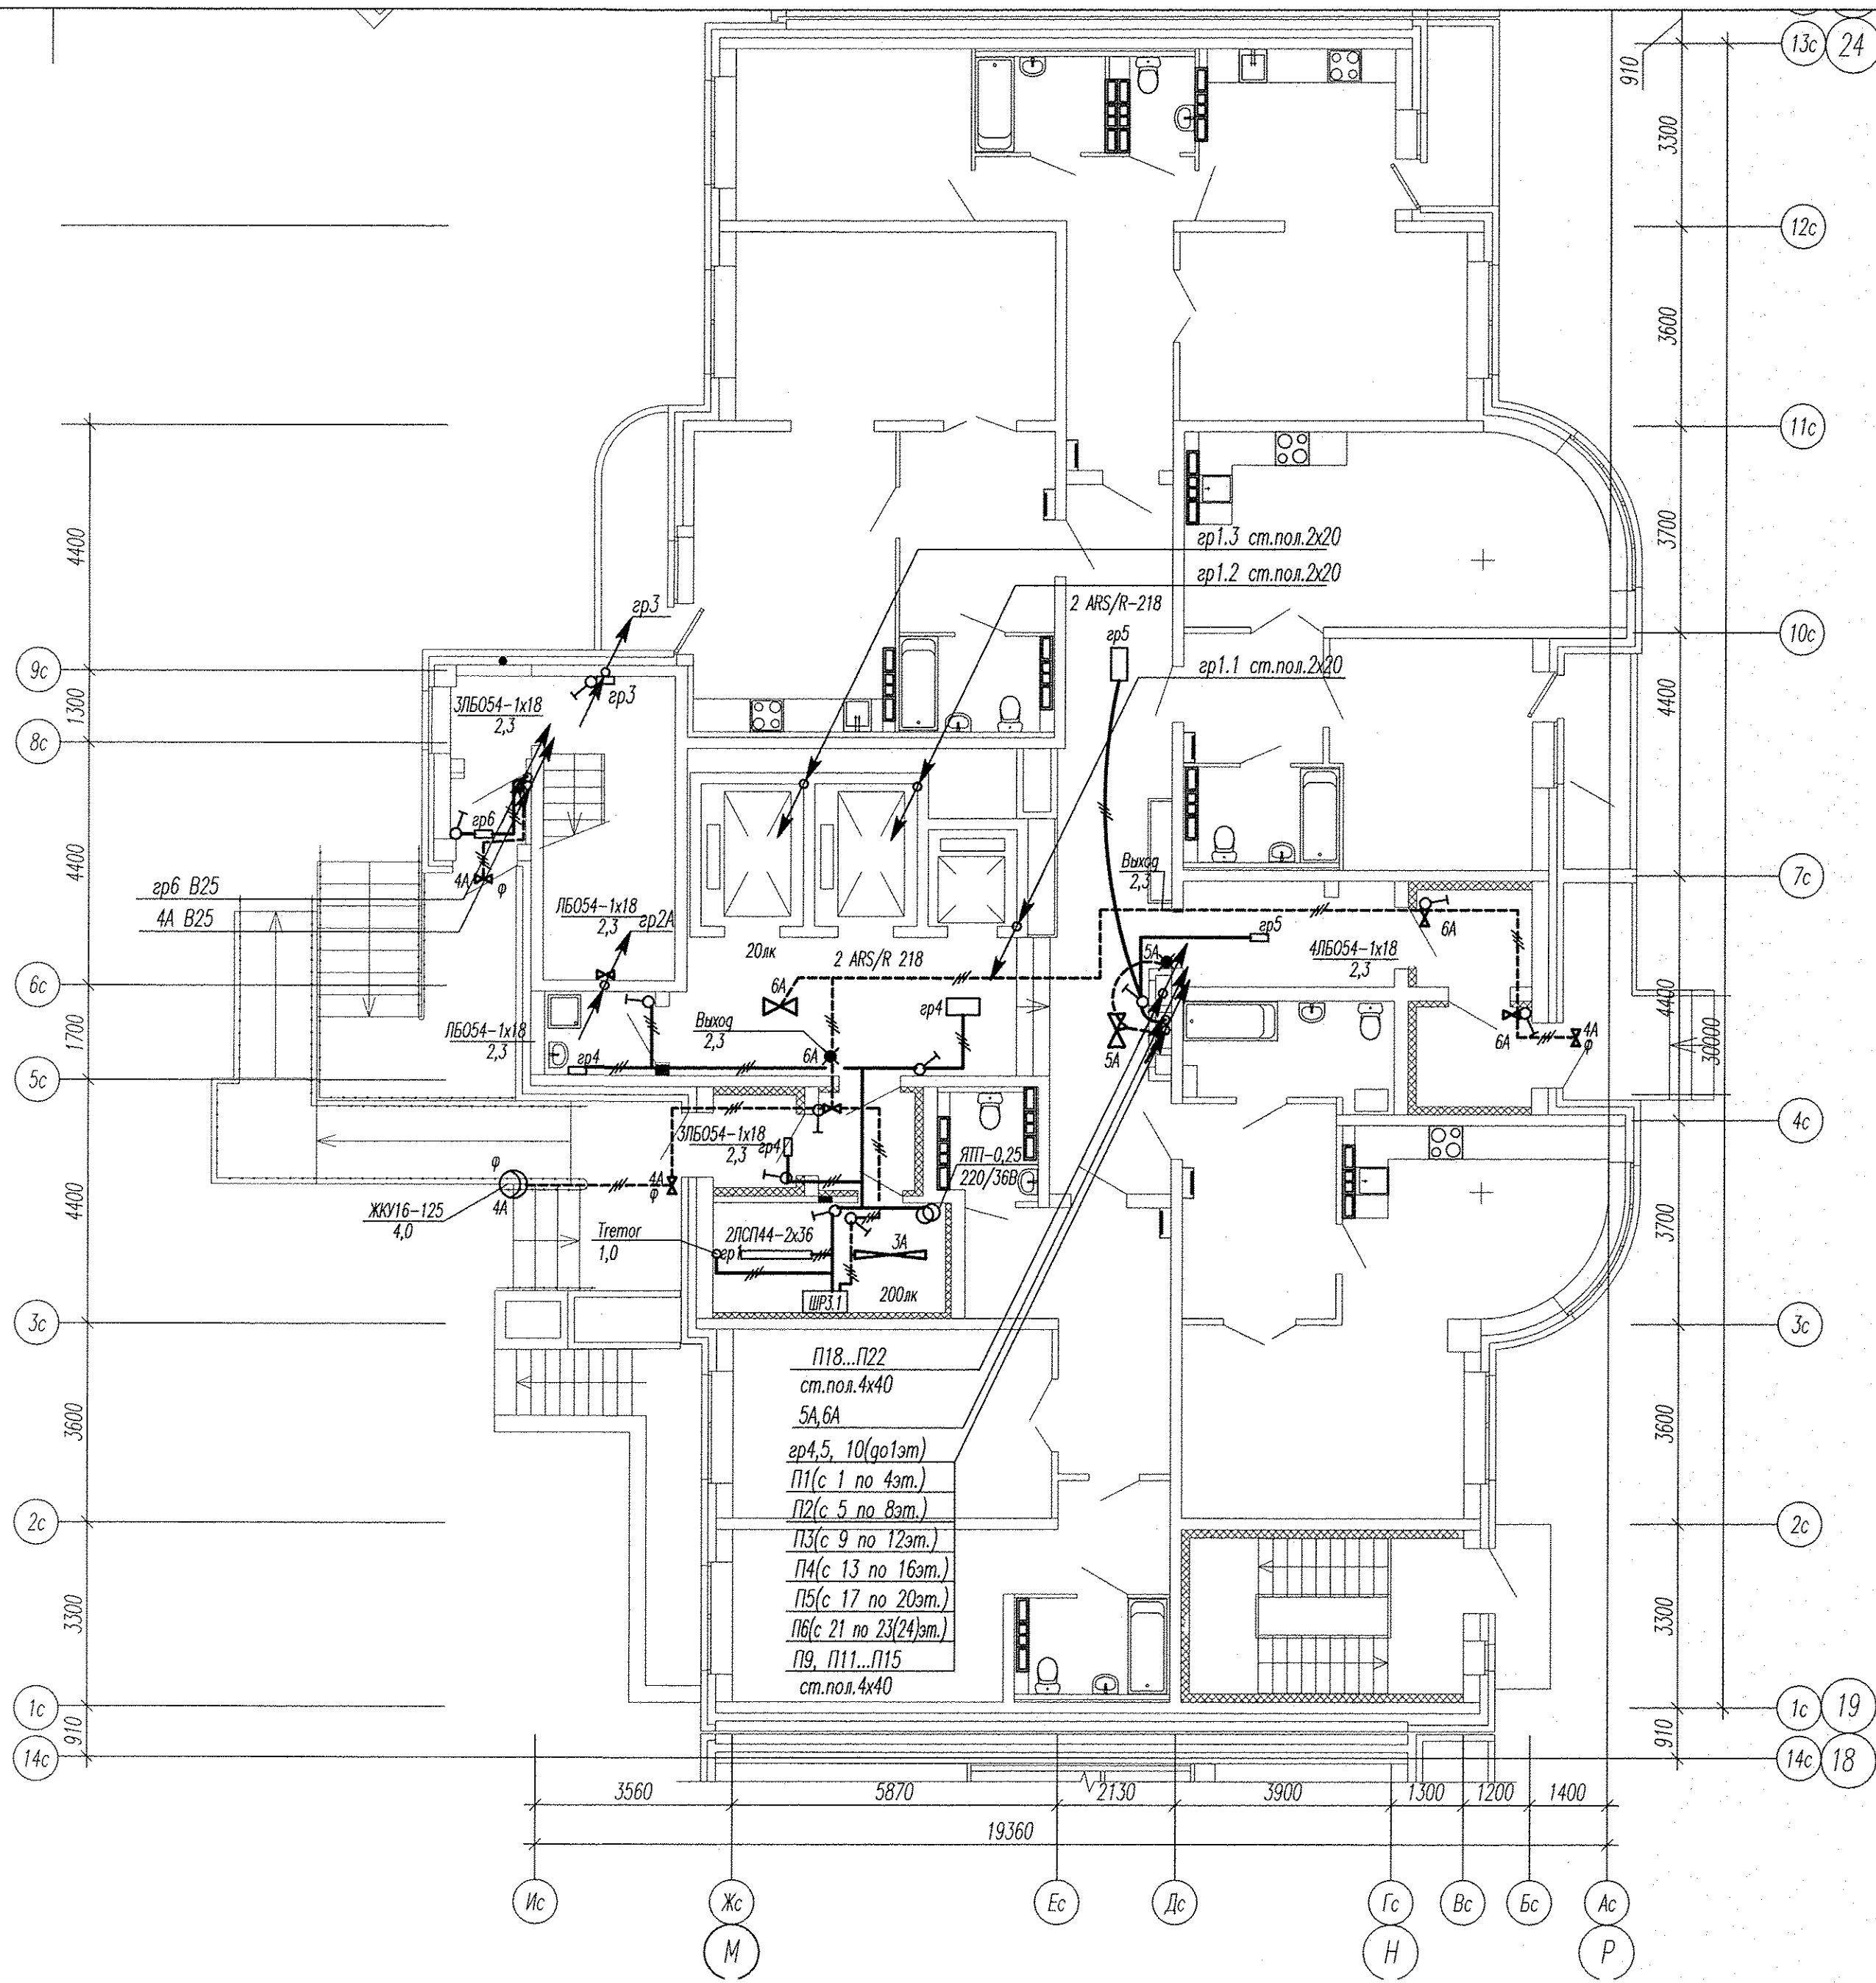

Инв. № подл. Подпись и дата. Взам. инв. №

АПУ2-126-1В-03-ЭЛ						
1	1	53-В		02.13	Многоэтажный жилой дом с нежилыми помещениями, пристроенными магазинами, подземной автостоянкой в границах улиц 8 Марта-Авиационной-Союзной в Чкаловском районе г. Екатеринбурга	
Изм.	Кол.уч.	Лист	№ док.	Подпись		Дата
Жилой дом 1В Пусковой комплекс 3					Стадия	Лист
					Р	20
Гл. спец	Гонтаренко			12.12	План 1 этажа в осях 19-24. Расположение сетей электрооборудования в местах общего пользования	
Провер.	Завьялова			12.12		
Разраб.	Горбовская			12.12		
Копировал						
Формат А2						

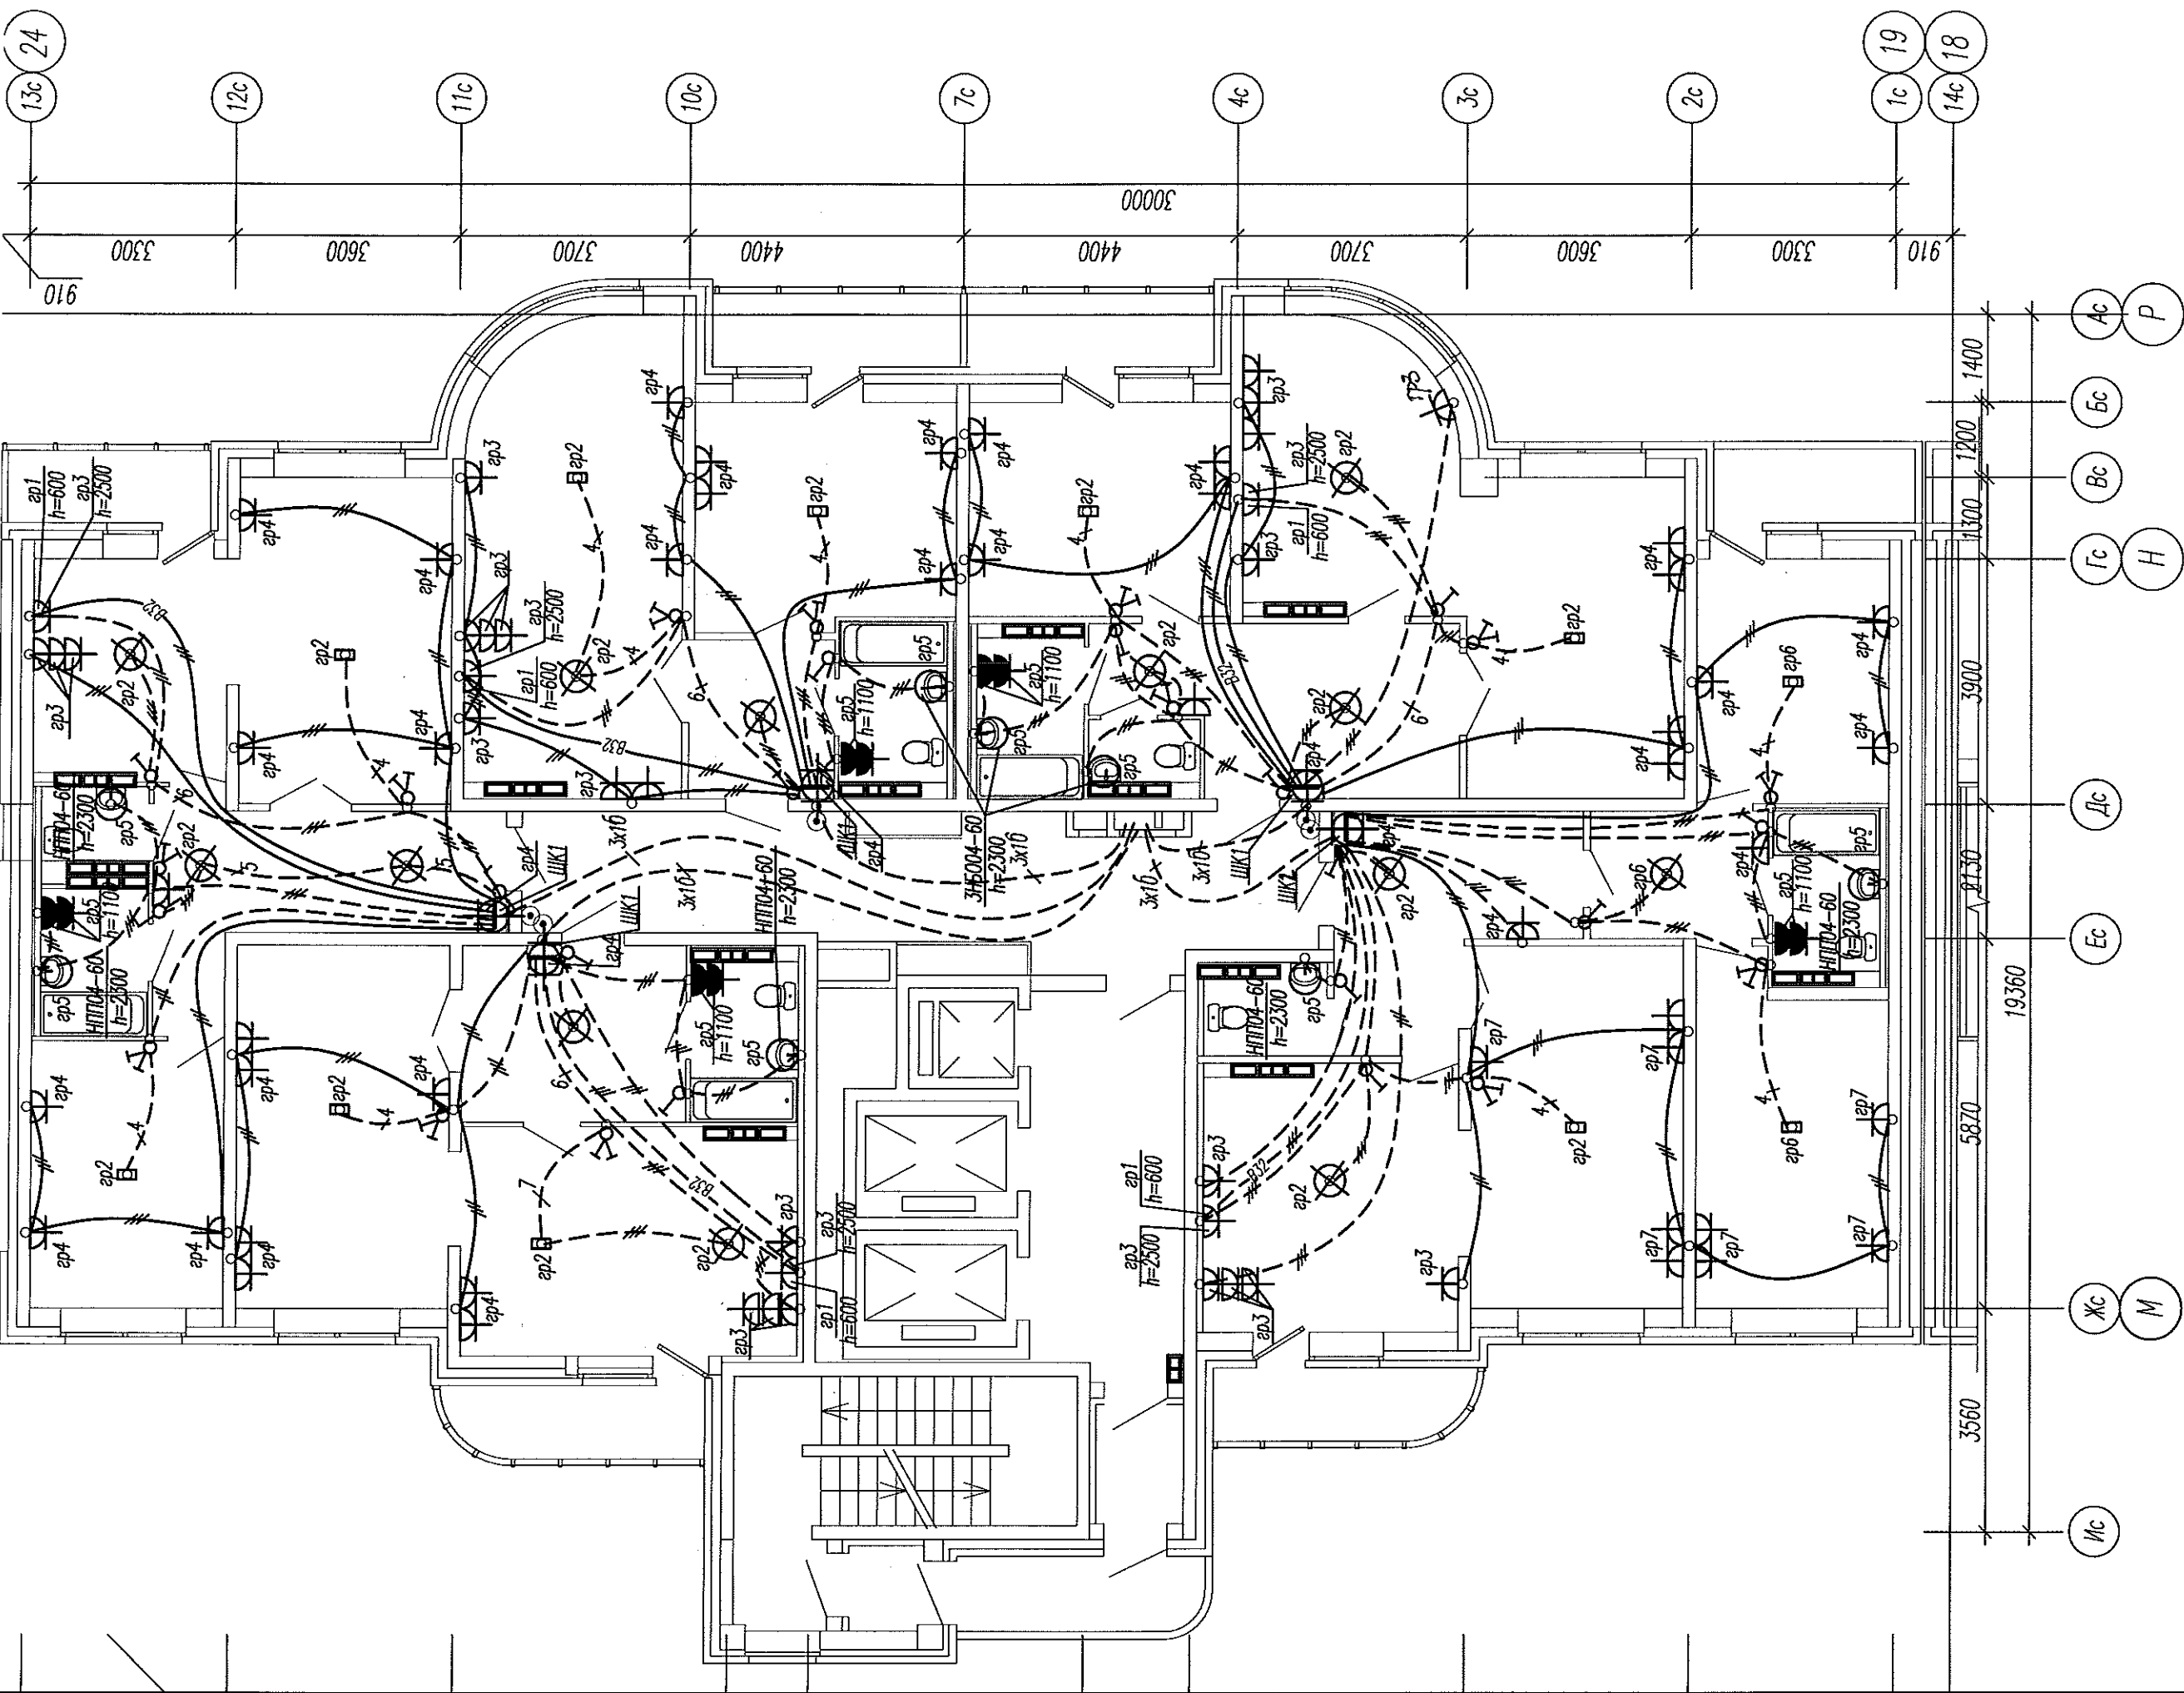

АПУ2-126-1В-03-ЭЛ

Многоэтажный жилой дом с нежилыми помещениями, приспособленными магазинами, подземной автостоянкой в границах улиц 8 Марта-Авиационной-Союзной в Чкаловском районе г. Екатеринбург

Изм.	Кол.уч.	Лист	№ док.	Подпись	Дата

Изм.	Кол.уч.	Лист	№ док.	Подпись	Дата

Жилой дом 1В
Пусковой комплекс 3


Изм.	Кол.уч.	Лист	№ док.	Подпись	Дата

План 2-22 этажей в осях 19-24.
Расположение сетей электрооборудования

Изм.	Кол.уч.	Лист	№ док.	Подпись	Дата
Гл. спец	Гонтаренко				12.12
Провер.	Завьялова				12.12
Разраб.	Горбовская				12.12

ЗАО "Корпорация
"Атомстройкомплекс"

Стadia	Лист	Листов
Р	13	

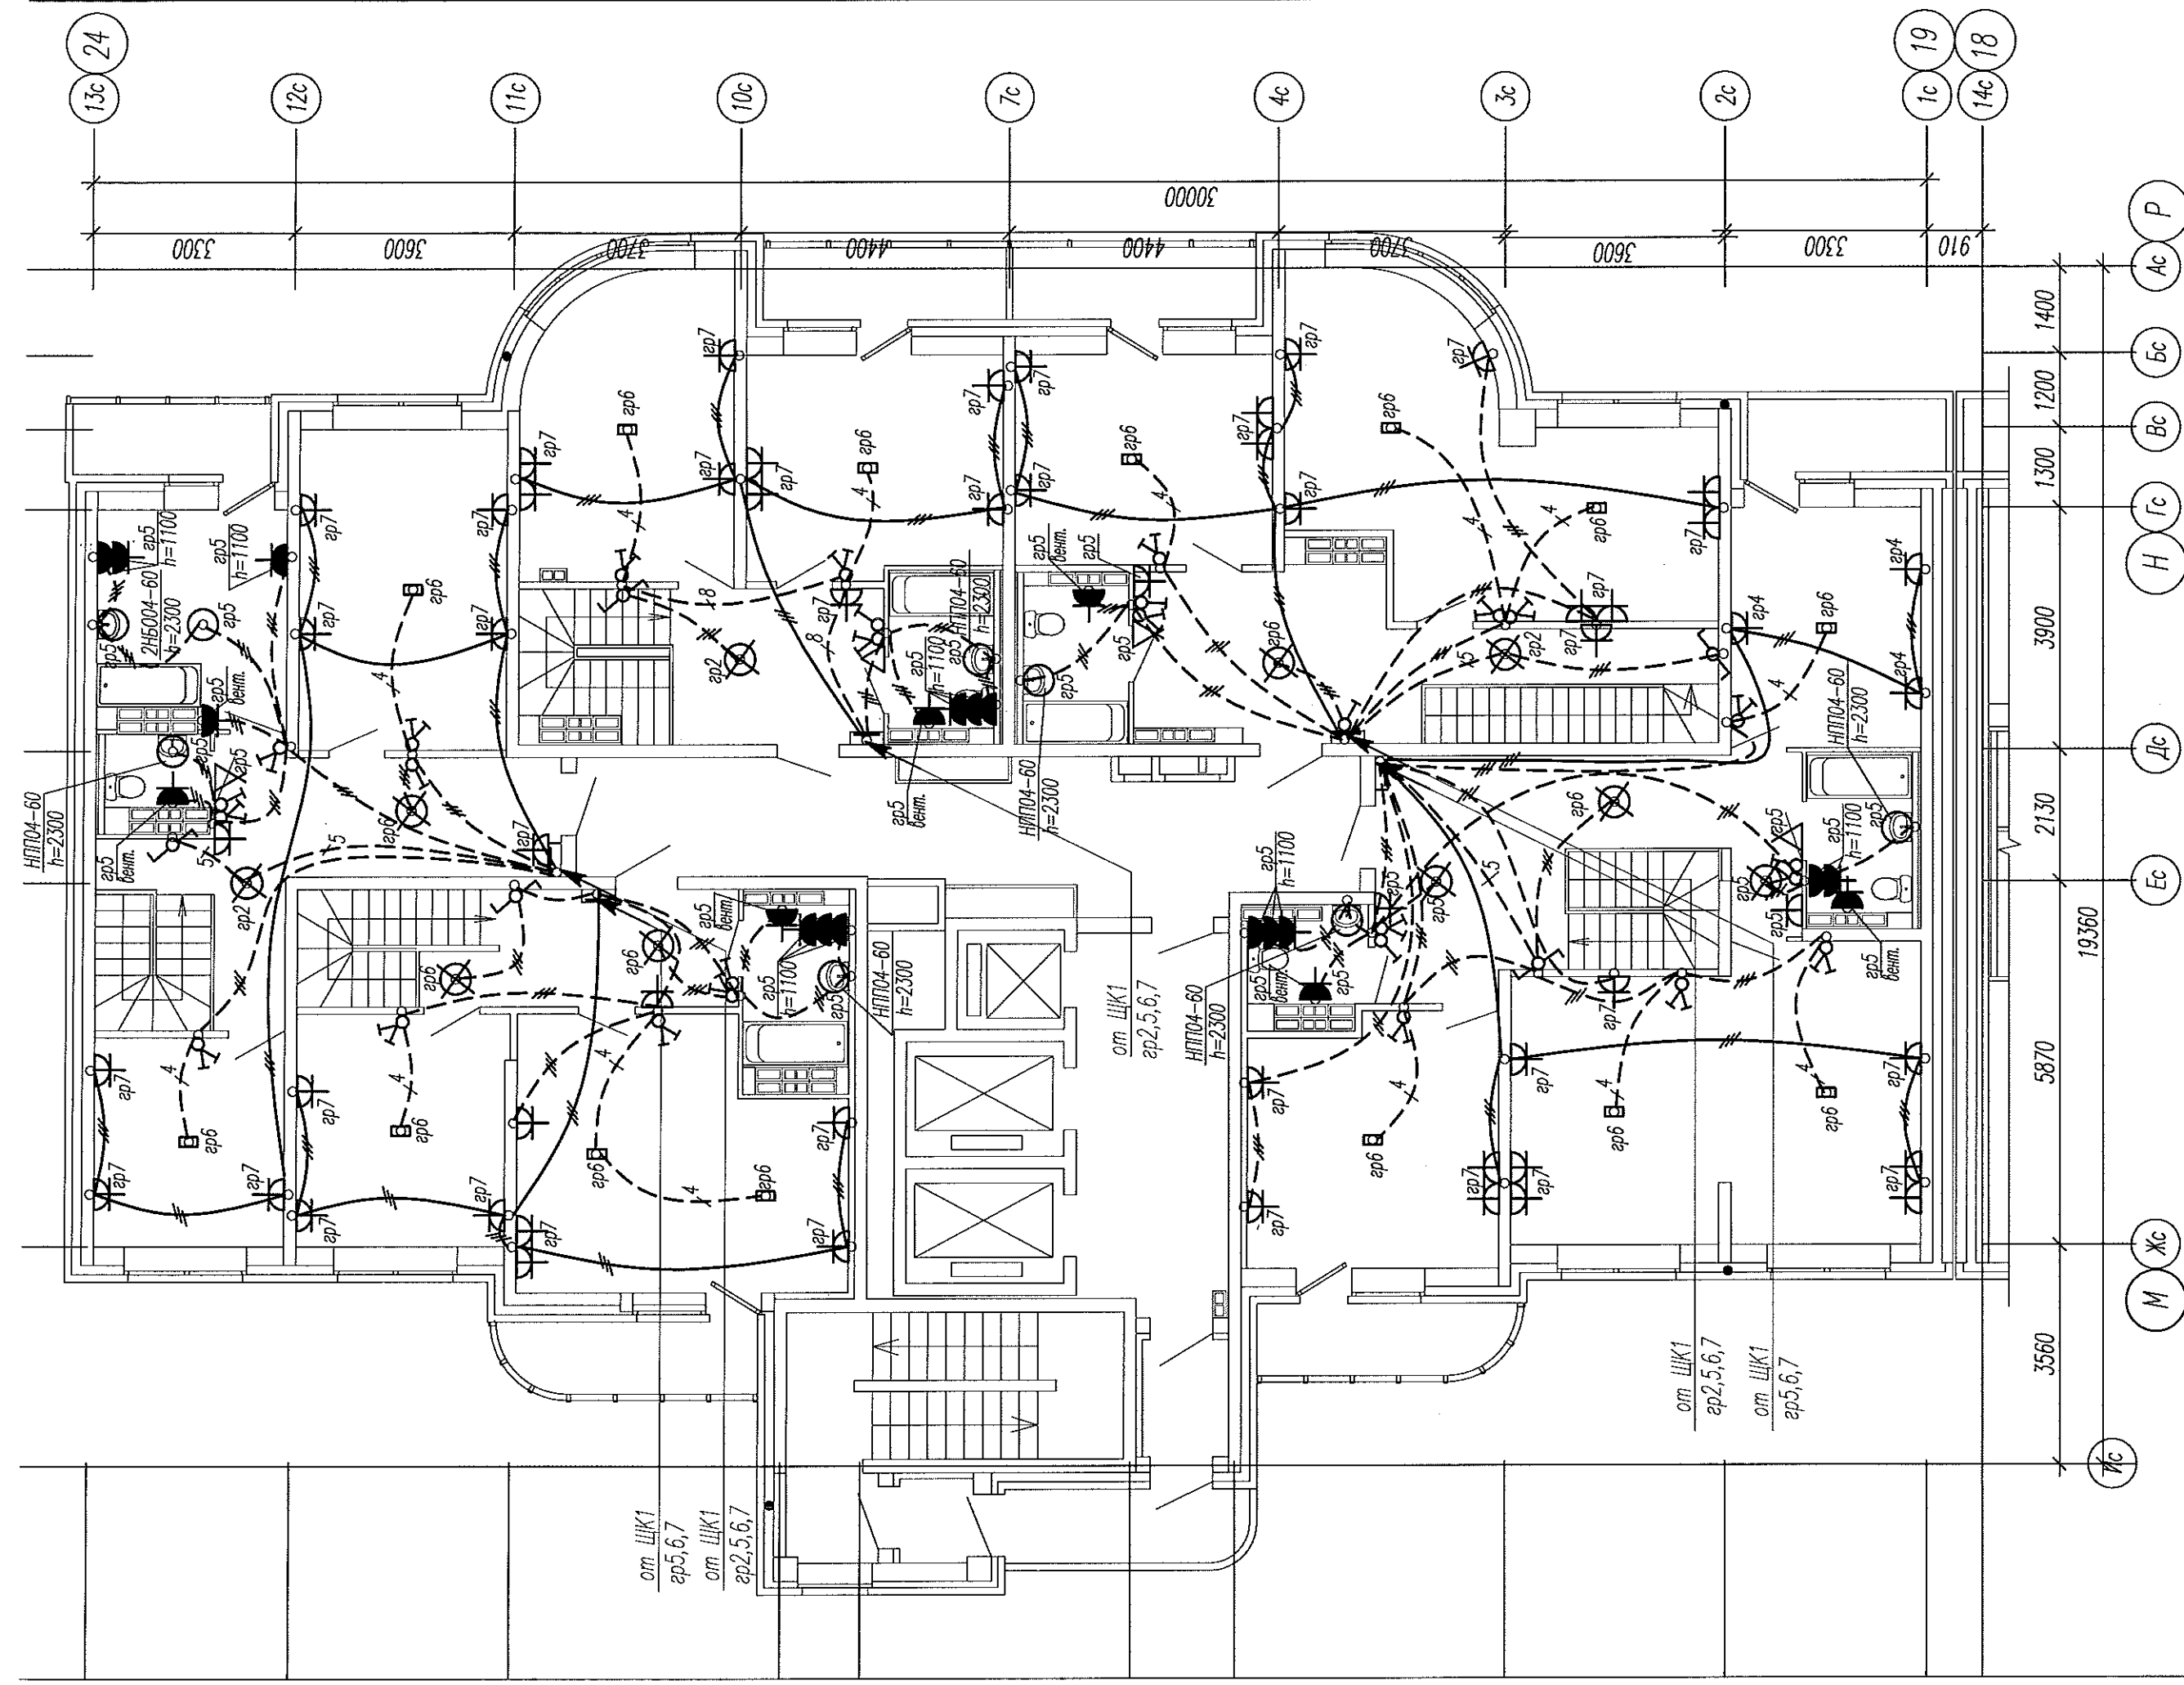

АПУ2-126-1В-03-ЭЛ

Многоэтажный жилой дом с нежилыми помещениями, пристроенными магазинами, подземной автостоянкой в границах улиц 8 Марта-Авиационной-Союзной в Чкаловском районе г. Екатеринбург


Стадия	Лист	Листов
Р	Р	17

Жилой дом 1В
Пусковой комплекс 3

План 24 этажей в осях 19-24.
Расположение сетей электрооборудования "Атомстройкомплекс"


М Жс
Ес
Дс
Н Гс Вс Бс Рс
Ас
Р

Изм.	Кол.уч.	Лист	№ док.	Подпись	Дата
Гл. спец				Гончаренко	12.12
Провер.				Завьялова	12.12
Разраб.				Горбовская	12.12

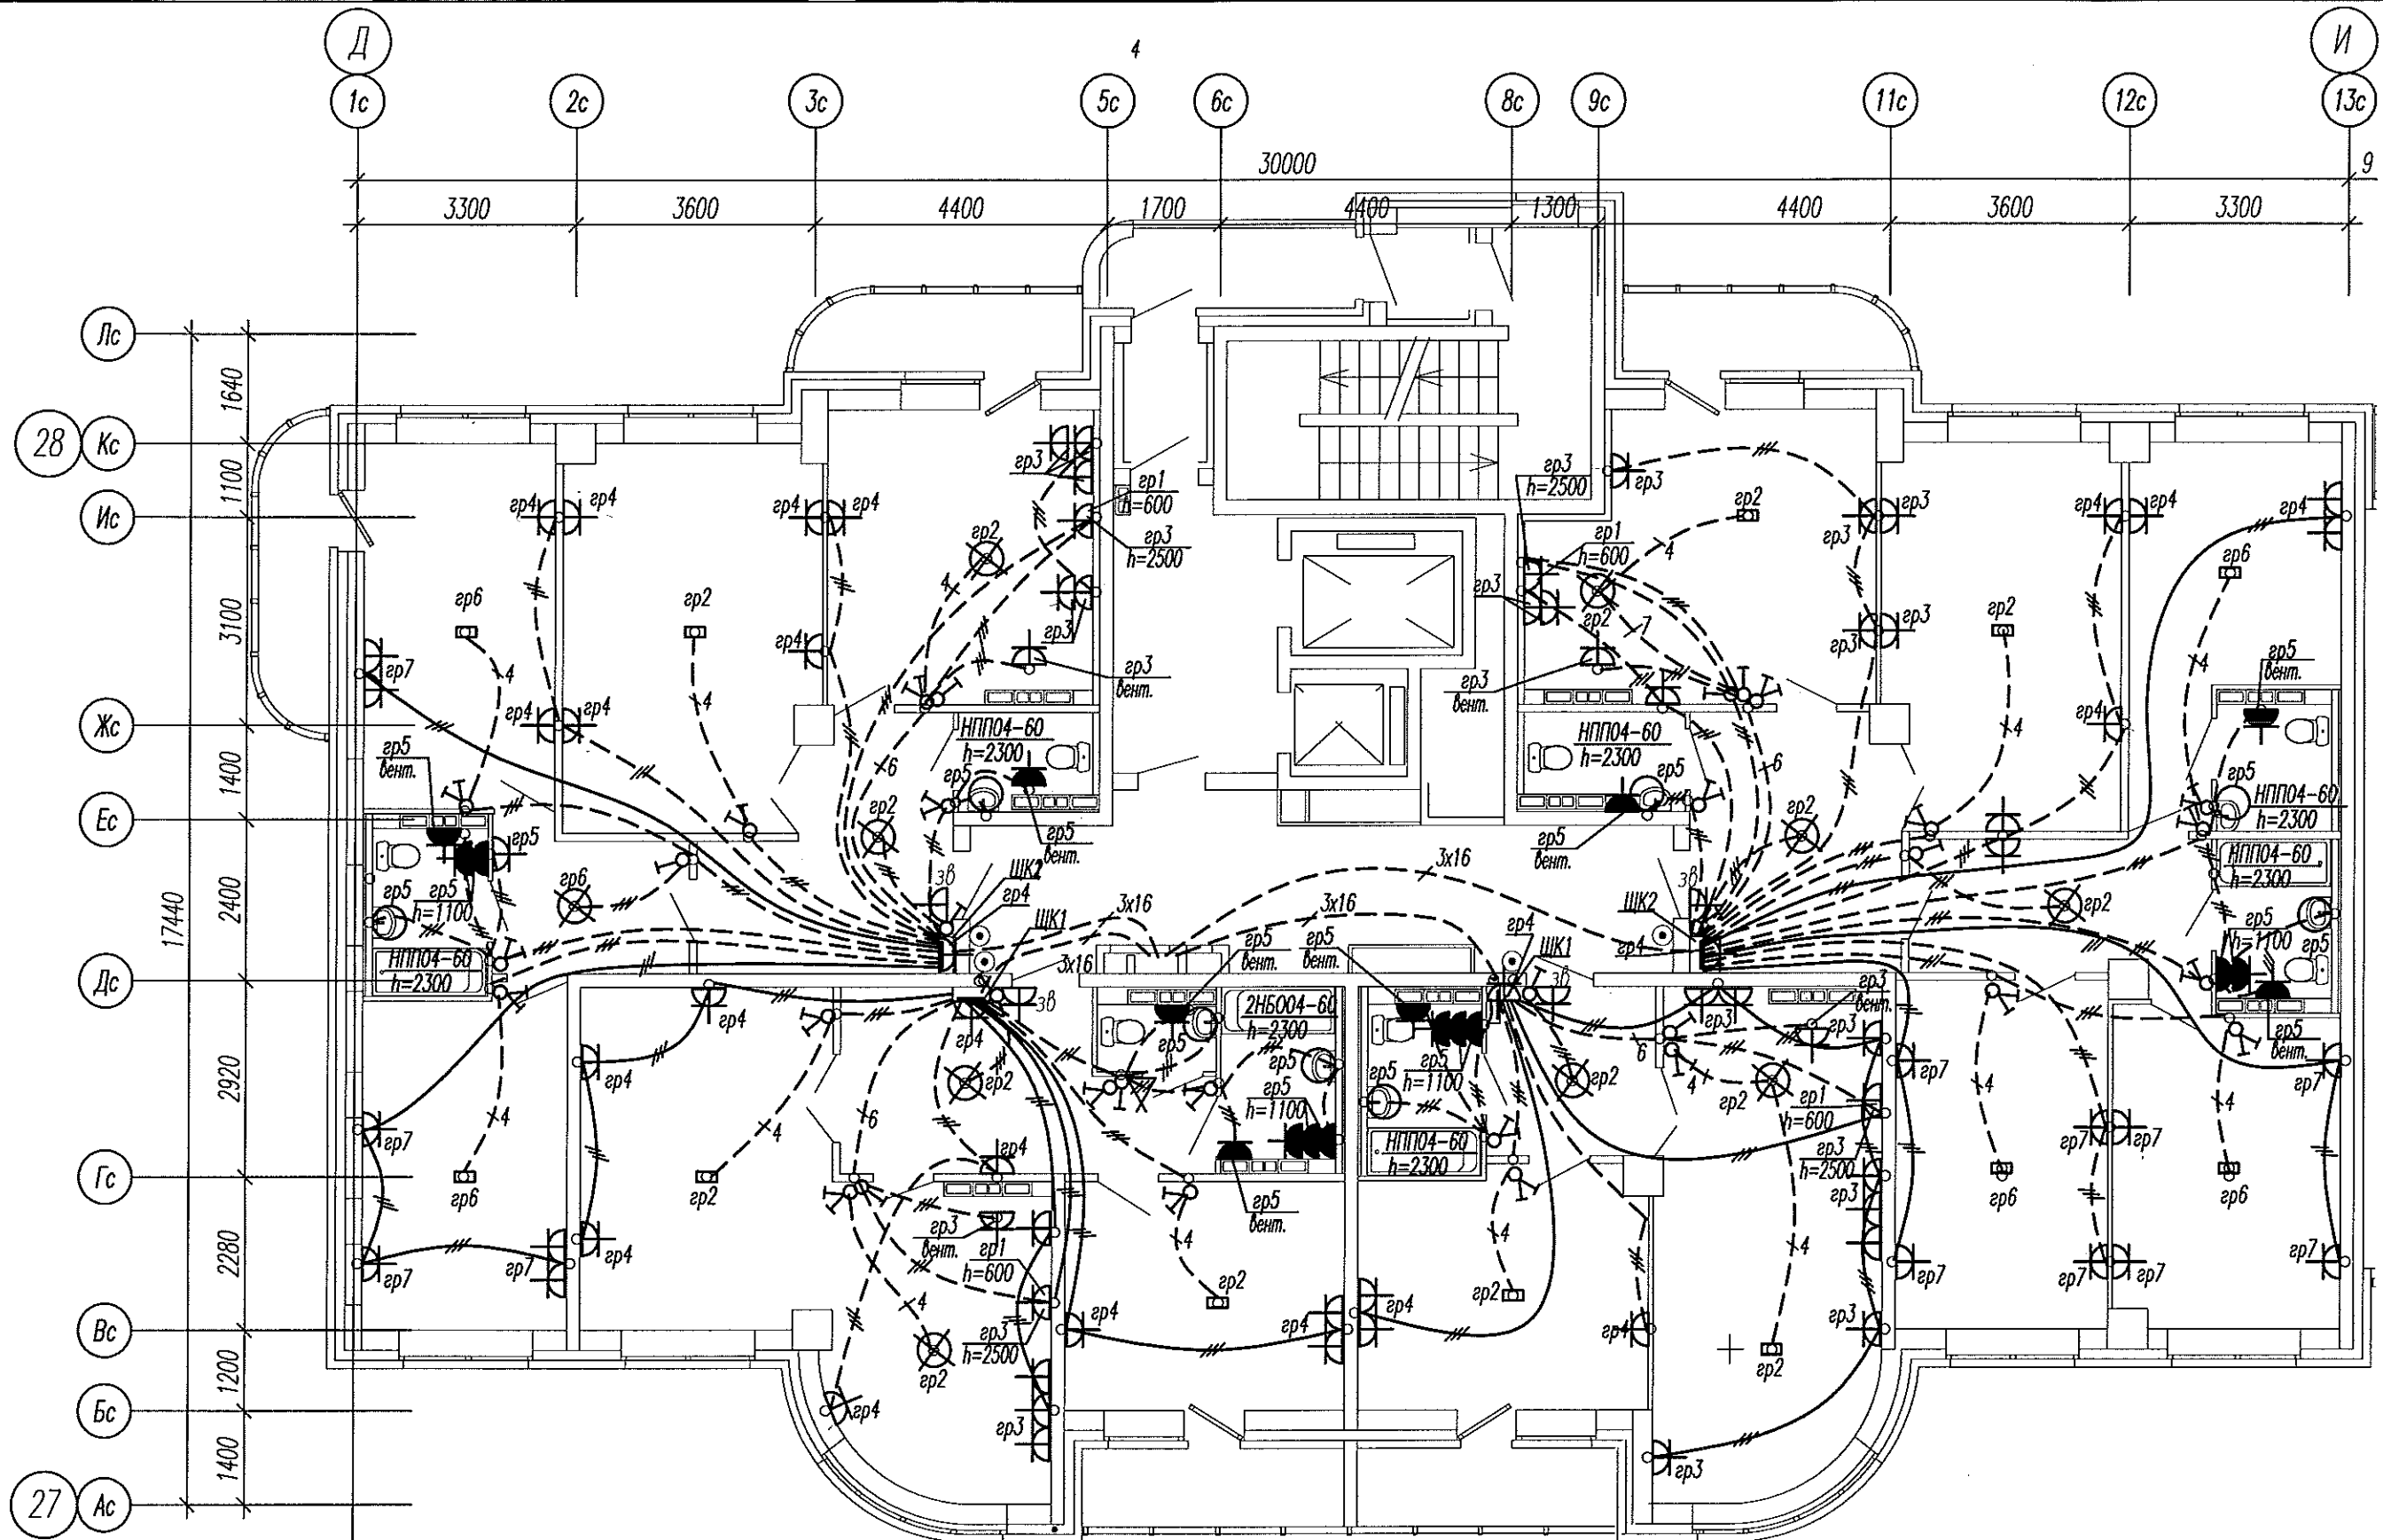


Инв. № подл. Подпись и дата. Взам. инв. №

Изм.						АПУ2-126-1В-03-ЭЛ		
Многоэтажный жилой дом с нежилыми помещениями, пристроенными магазинами, подземной автостоянкой в границах улиц 8 Марта-Авиационной-Союзной в Чкаловском районе г. Екатеринбурга						Стадия	Лист	Листов
Жилой дом 1В Пусковой комплекс 3						Р	14	
План 16-17 этажей в осях Д-И. Расположение сетей электрооборудования						ЗАО "Корпорация "Атомстройкомплекс"		
Гл. спец	Гонтаренко	<i>[Signature]</i>	12.12					
Провер.	Завьялова	<i>[Signature]</i>	12.12					
Разраб.	Горбовская	<i>[Signature]</i>	12.12					

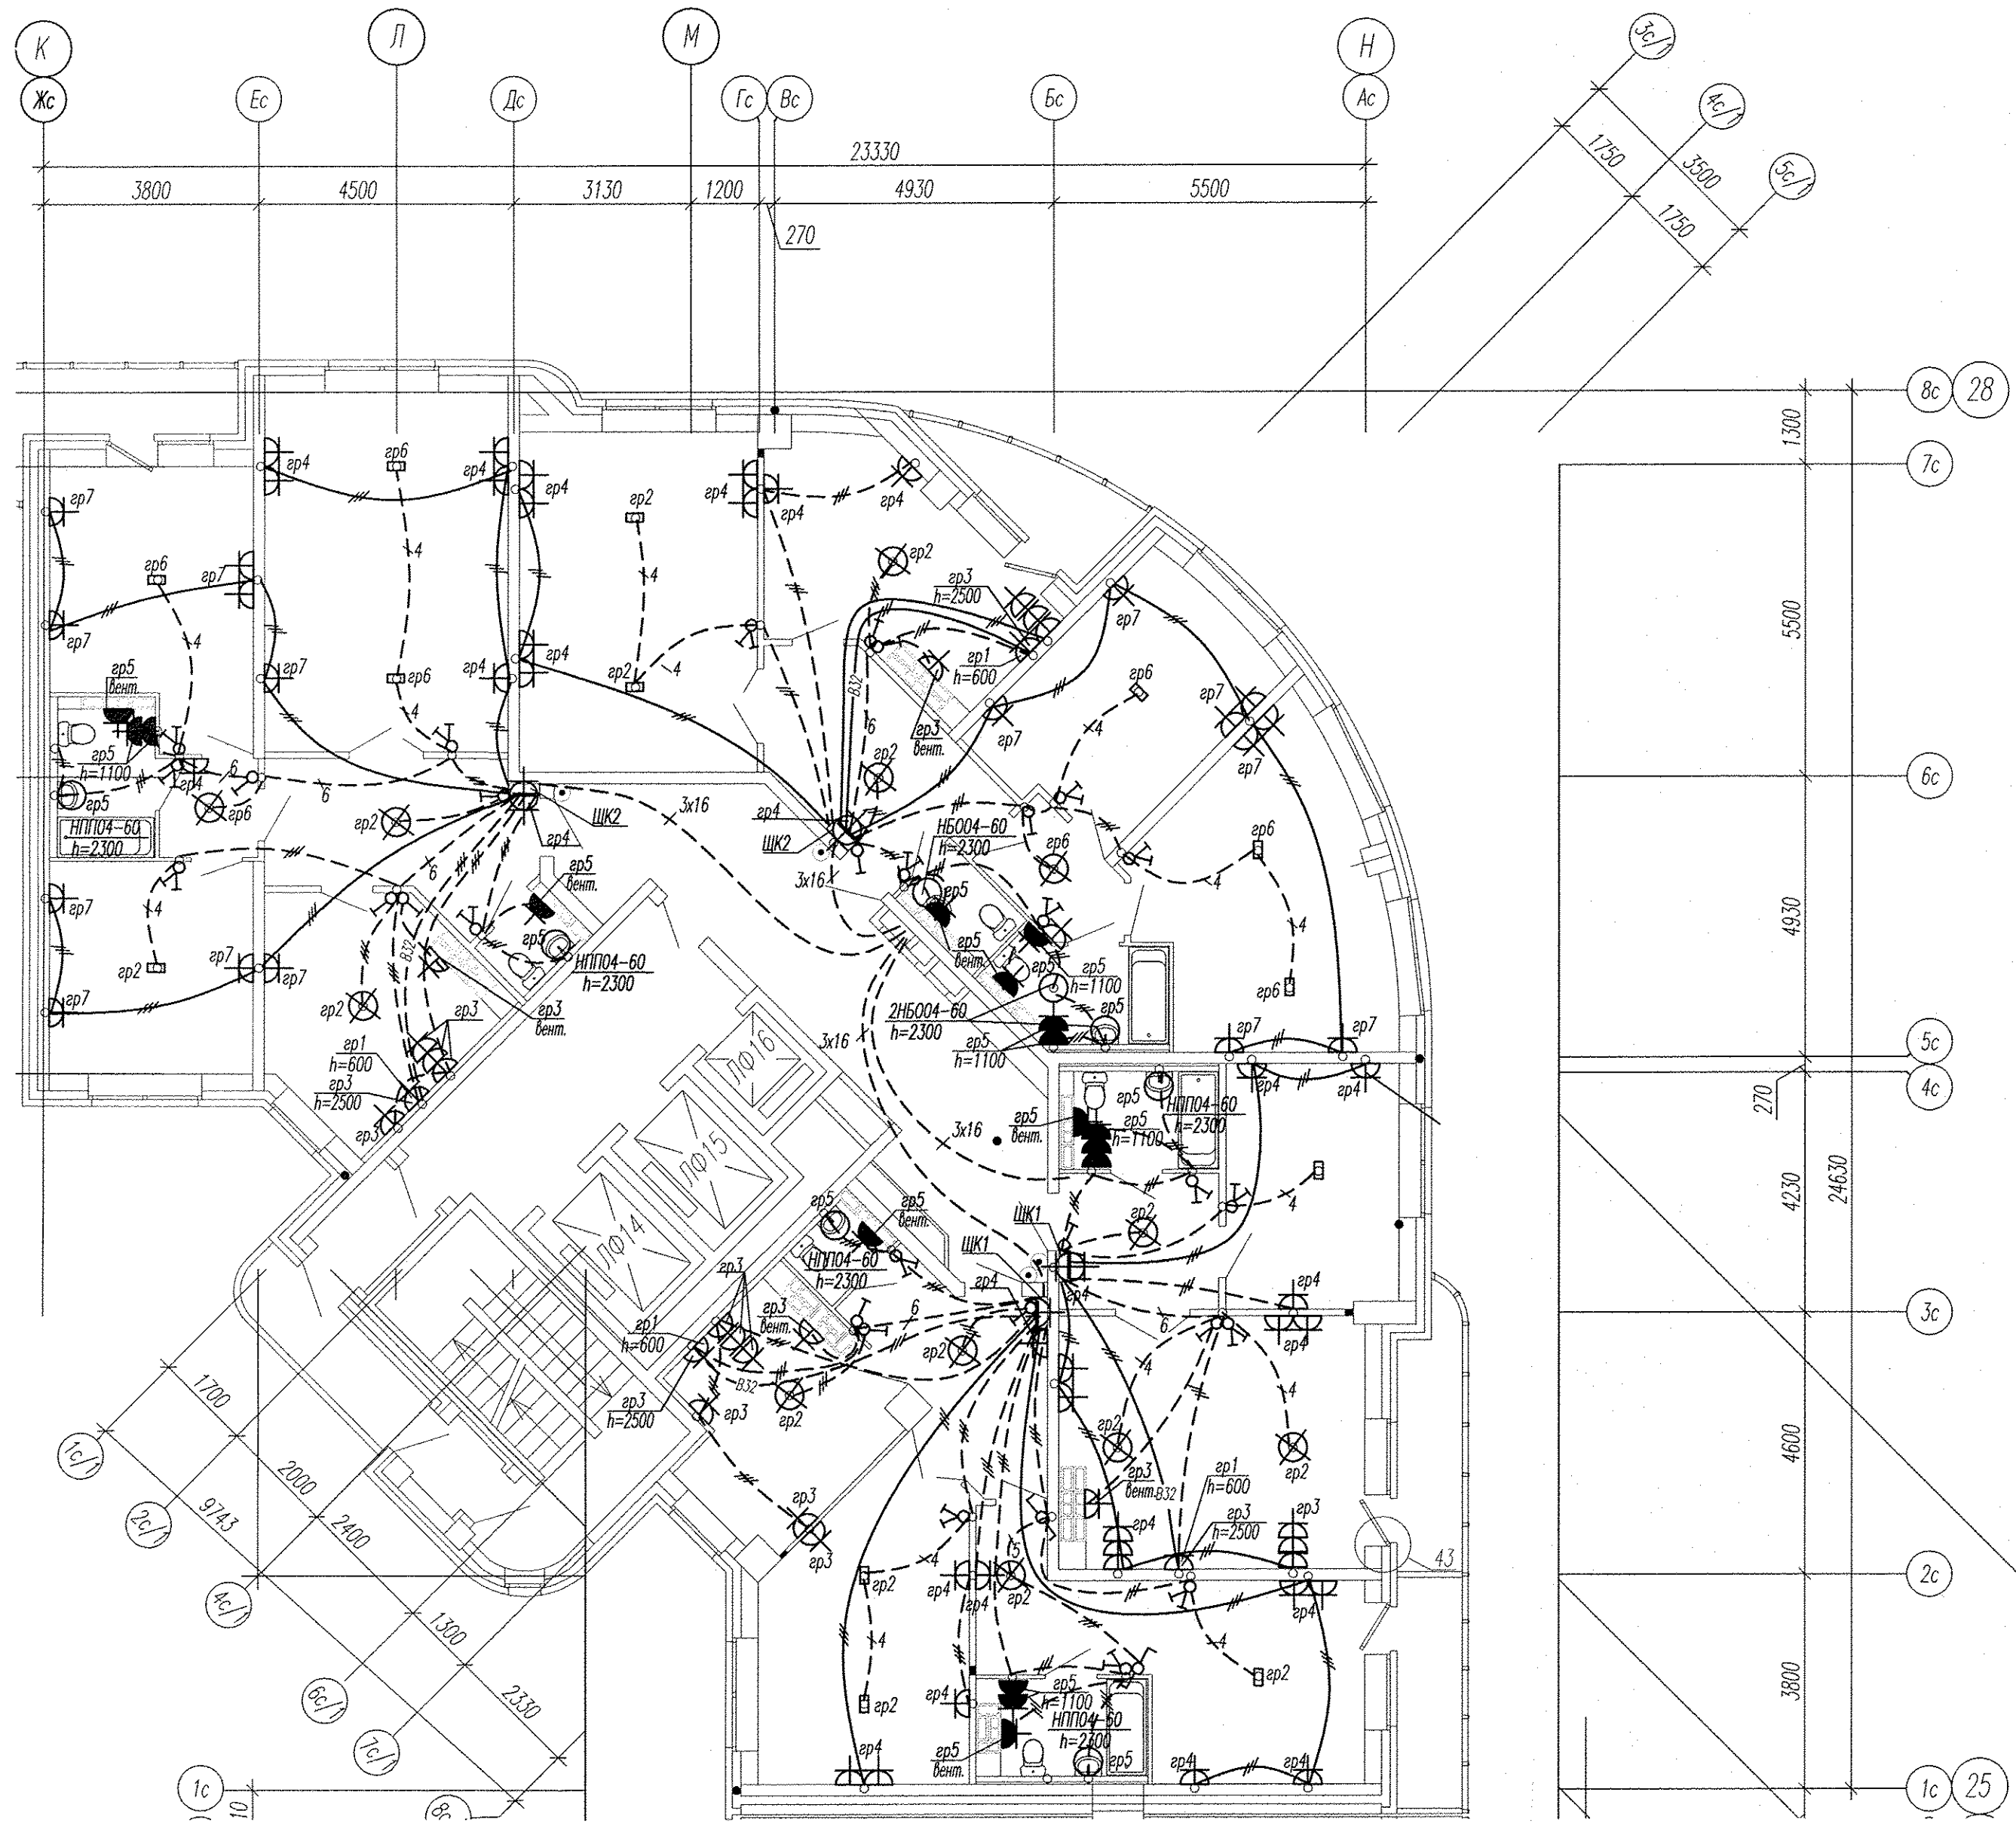

Инв. № подл. Подпись и дата
 Взам. инв. №

АПУ2-126-1В-03-ЭЛ					
Многоэтажный жилой дом с нежилыми помещениями, пристроенными магазинами, подземной автостоянкой в границах улиц 8 Марта-Авиационной-Союзной в Чкаловском районе г. Екатеринбурга					
Изм.	Кол.уч.	Лист	№ док.	Подпись	Дата
Жилой дом 1В Пусковой комплекс 3				Стадия	Лист
				Р	15
Гл. спец	Гончаренко			12.12	
Провер.	Завьялова			12.12	
Разраб.	Горбовская			12.12	
План 20-21 этажей в осях К-Н, 25-28. Расположение сетей электрооборудования					ЗАО "Корпорация "Атомстройкомплекс"
Копировал					Формат А2

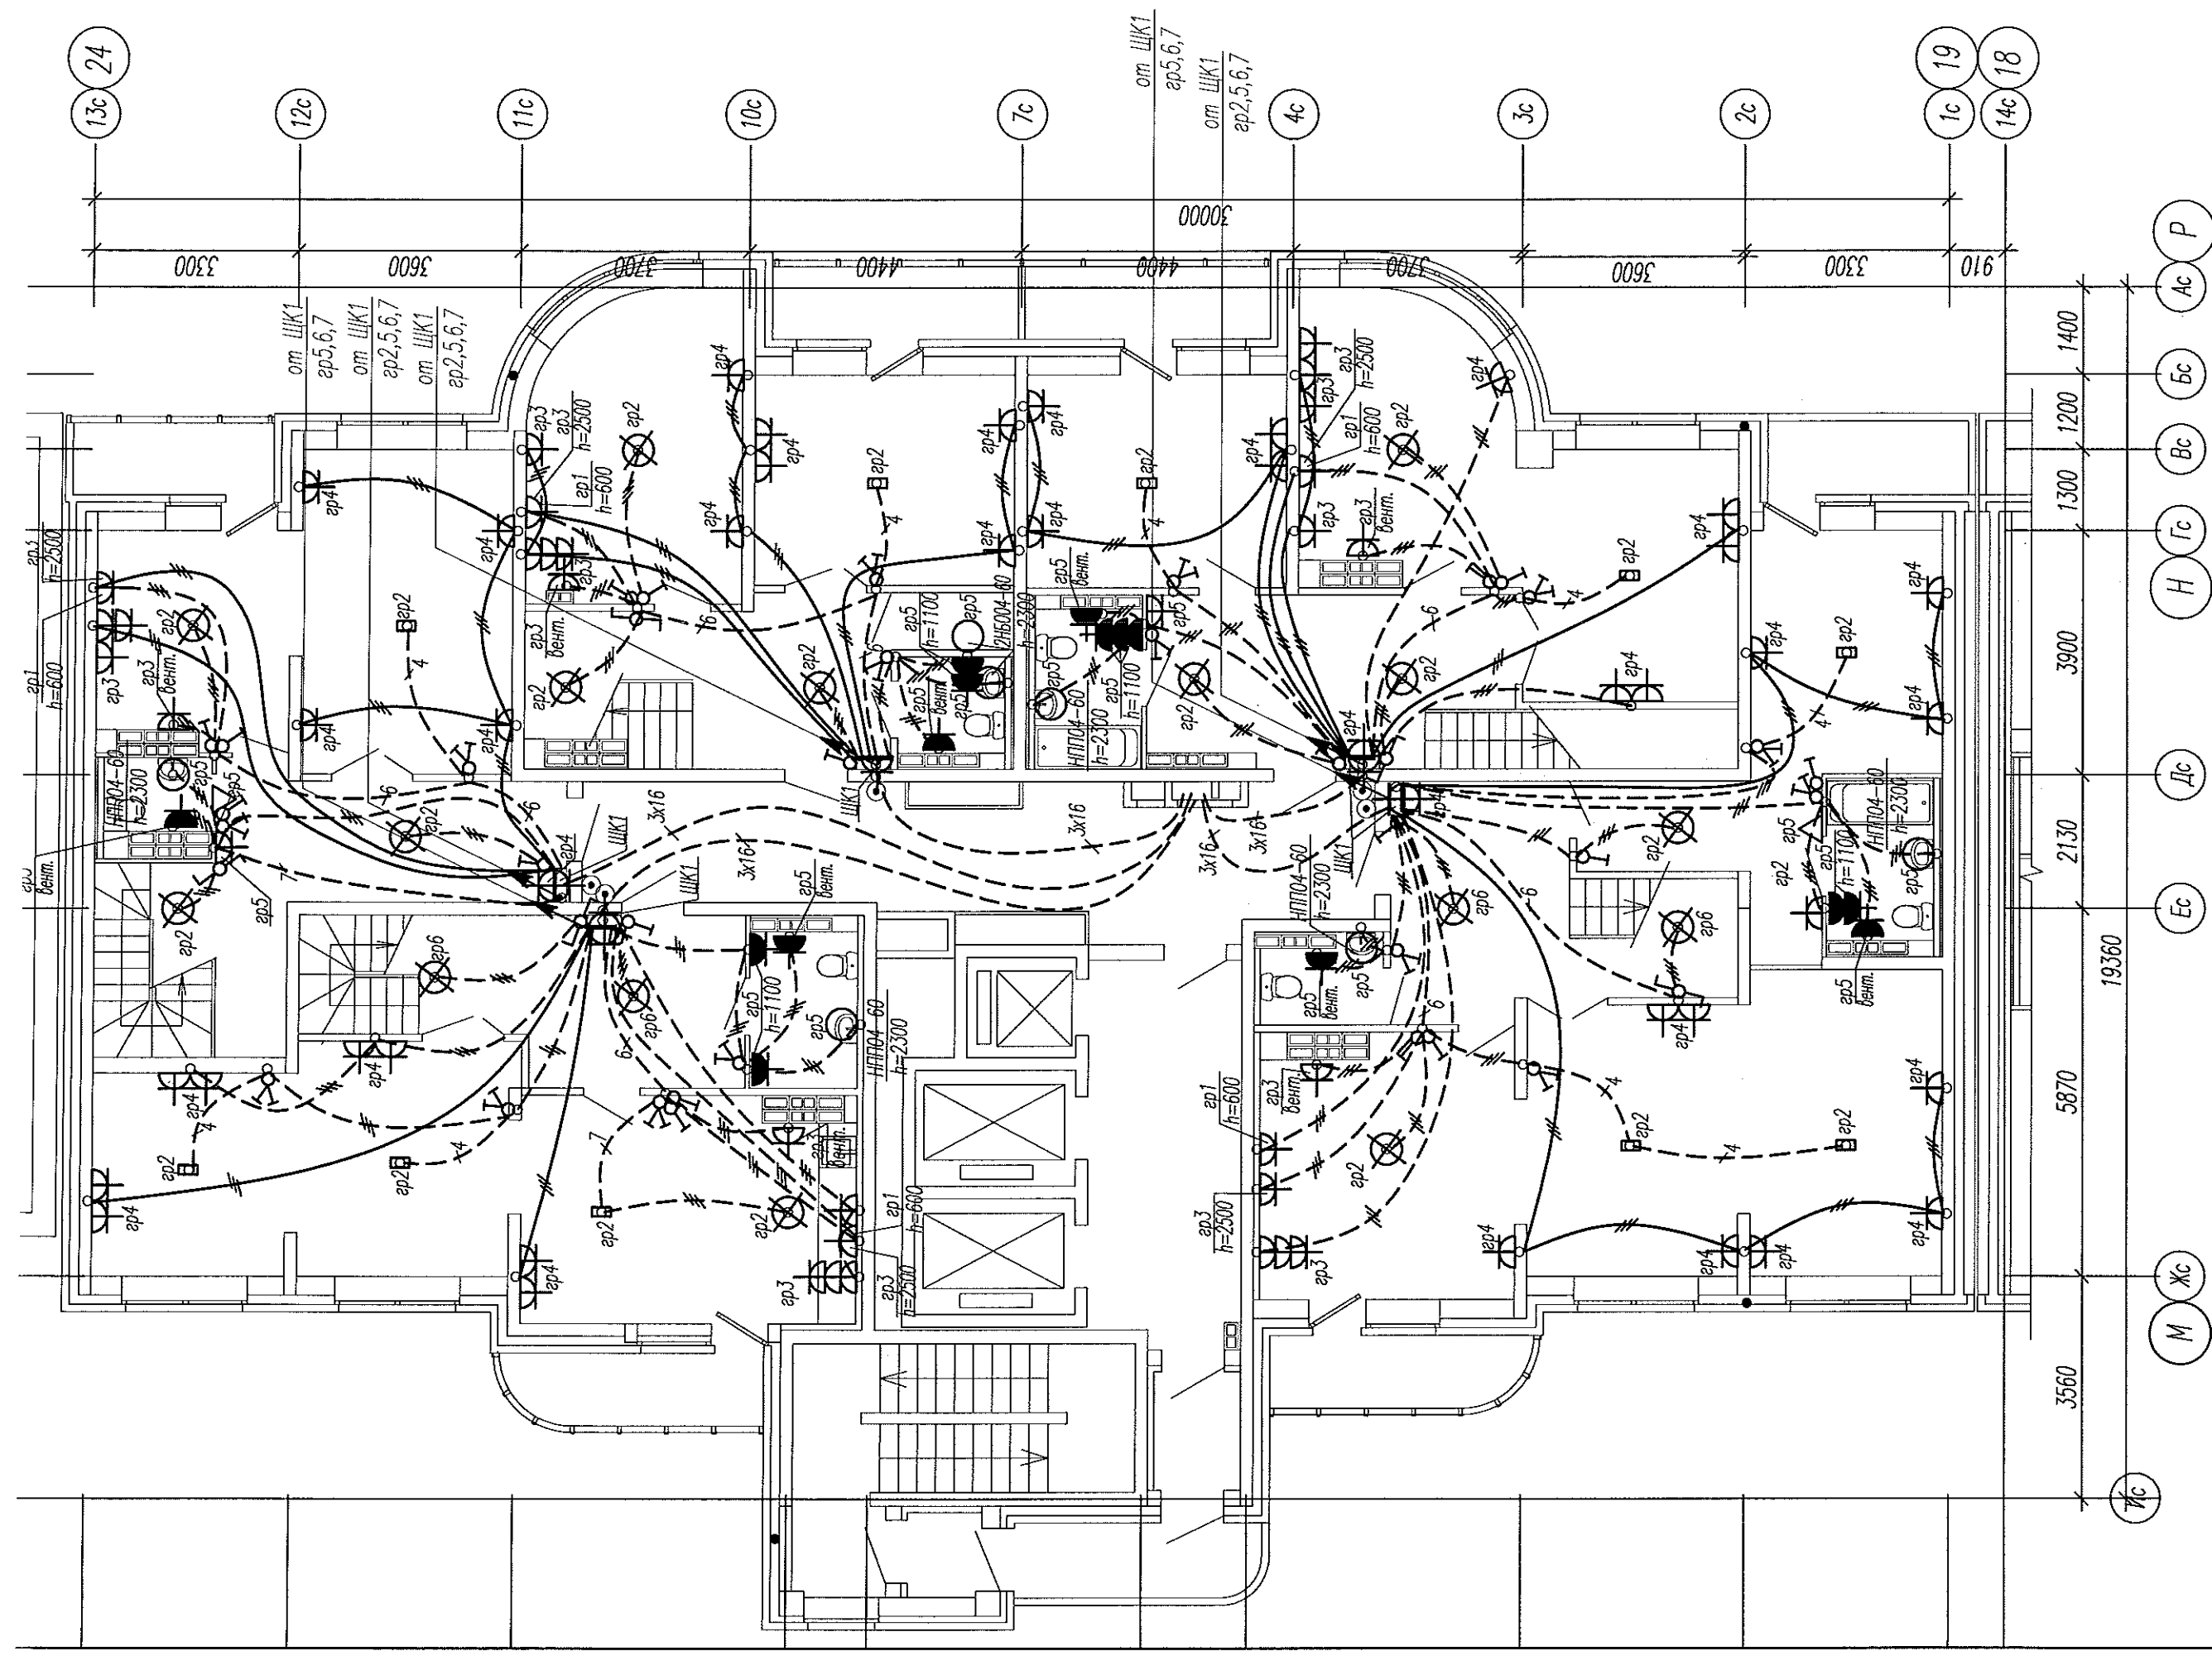

АПУ2-126-1В-03-ЭЛ

Многоэтажный жилой дом с нежилыми помещениями, пристроенными магазинами, подземной автостоянкой в границах улиц 8 Марта-Авиационной-Союзной в Чкаловском районе г. Екатеринбург

Изм.	Колуч.	Лист	№ док.	Подпись	Дата
Гл. спец	Гонтаренко				12.12
Провер.	Завьялова				12.12
Разраб.	Горбовская				12.12

Жилой дом 1В		Лист	Листов
Пусковой комплекс 3		Р	16

План 23 этажей в осях 19-24.
 Расположение сетей электрооборудования
 ЗАО "Корпорация
 "Атомстройкомплекс"