


ЭКСПЛИКАЦИЯ ПОМЕЩЕНИЙ

Номер помещения	Наименование	Площадь, м2	Кат. помещения
ПОМЕЩЕНИЯ КВАРТИР			
1	Жилая комната	144.16	
1а	Общая жилая комната с зоной кухни	41.77	
2	Кухня	94.66	
3	Прихожая	63.11	
4	Санузел	36.24	
4а	Постирочная	3.26	
5	Лоджия	6.87	
5а	Балкон	8.30	
Итого помещений квартир:		398.37	
ОБЩЕДОМОВЫЕ ПОМЕЩЕНИЯ			
6	Тамбур	3.74	
7	Вестибюль	72.37	
8	Коридор	58.65	
9	Лифтовой холл	13.36	
10	Помещение для общедомовых коммуникаций	8.58	
11	Электрощитовая	24.00	В4
12	Тамбур	1.88	
13	Лестничная клетка	13.71	
Итого общедомовых помещений:		196.29	
14	Лестница паркинга	18.29	

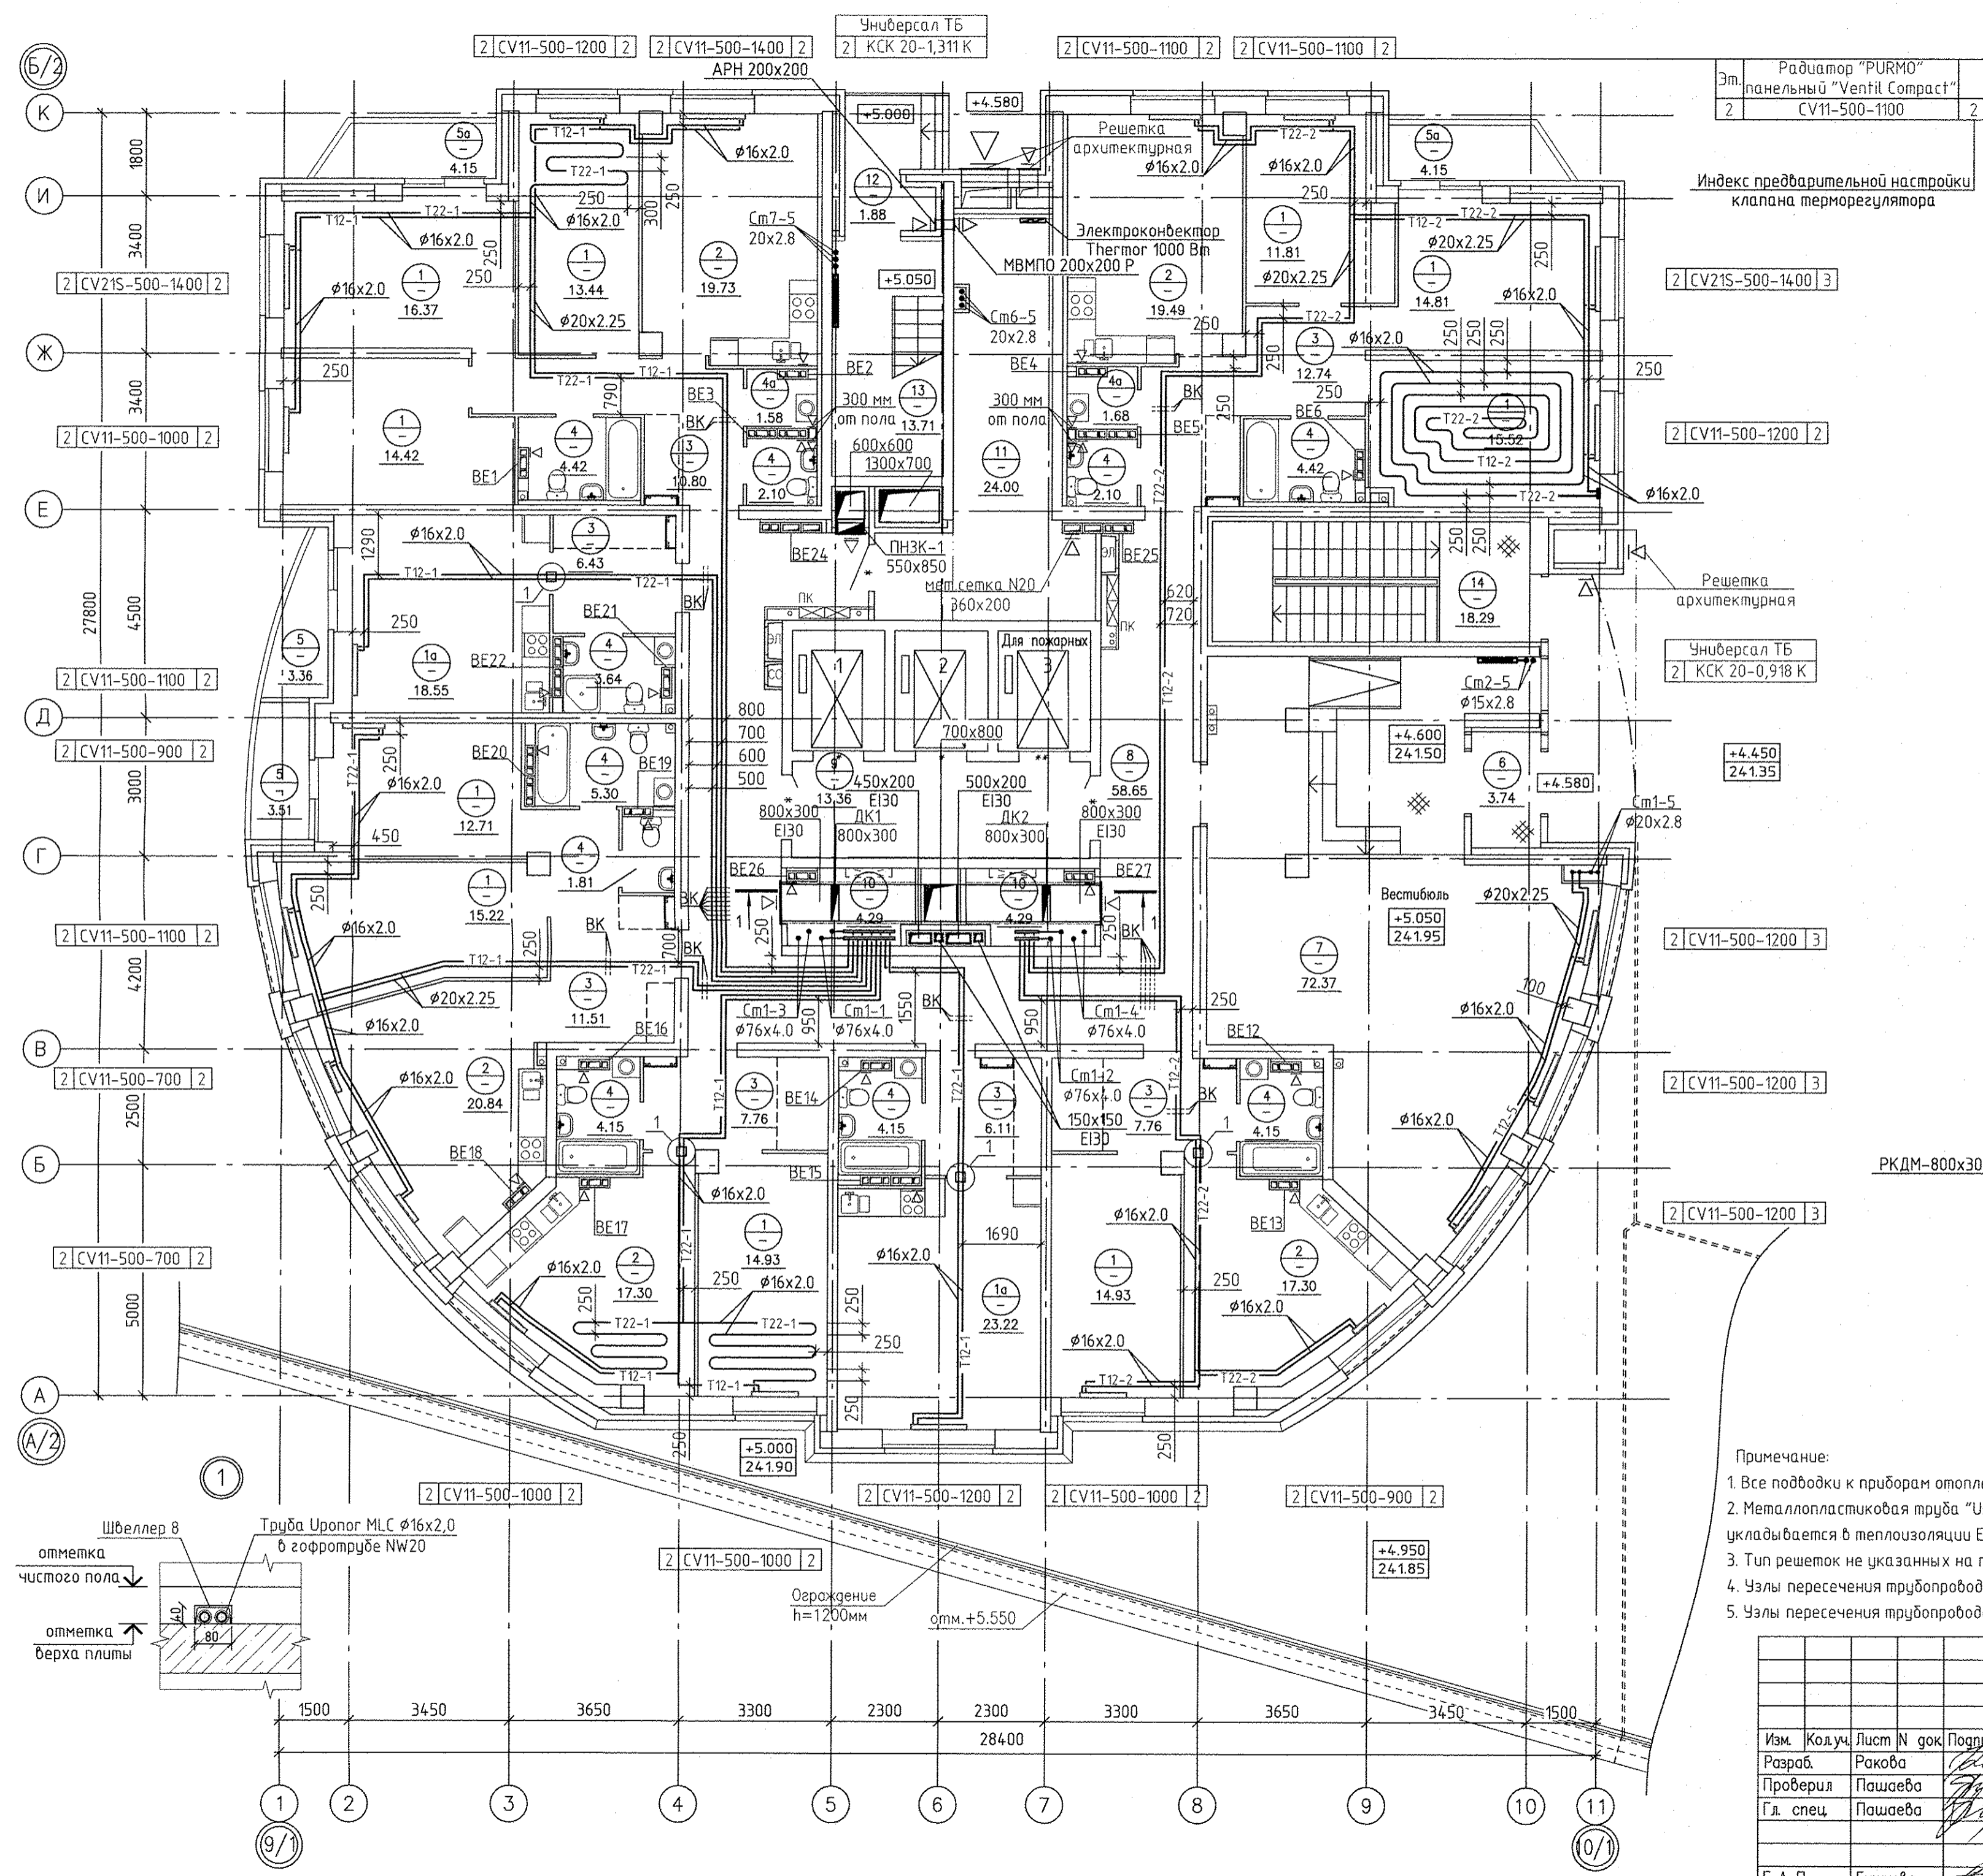

Индекс предварительной настройки клапана терморегулятора

Решетка архитектурная

Универсал ТБ
2 КСК 20-0,918 К

2 CV11-500-1200 3

2 CV11-500-1200 3

2 CV11-500-1200 3

2 CV11-500-1200 3


2 CV11-500-1200 3

2 CV11-500-1200 3

2 CV11-500-1200 3

2 CV11-500-1200 3

Разрез 1-1

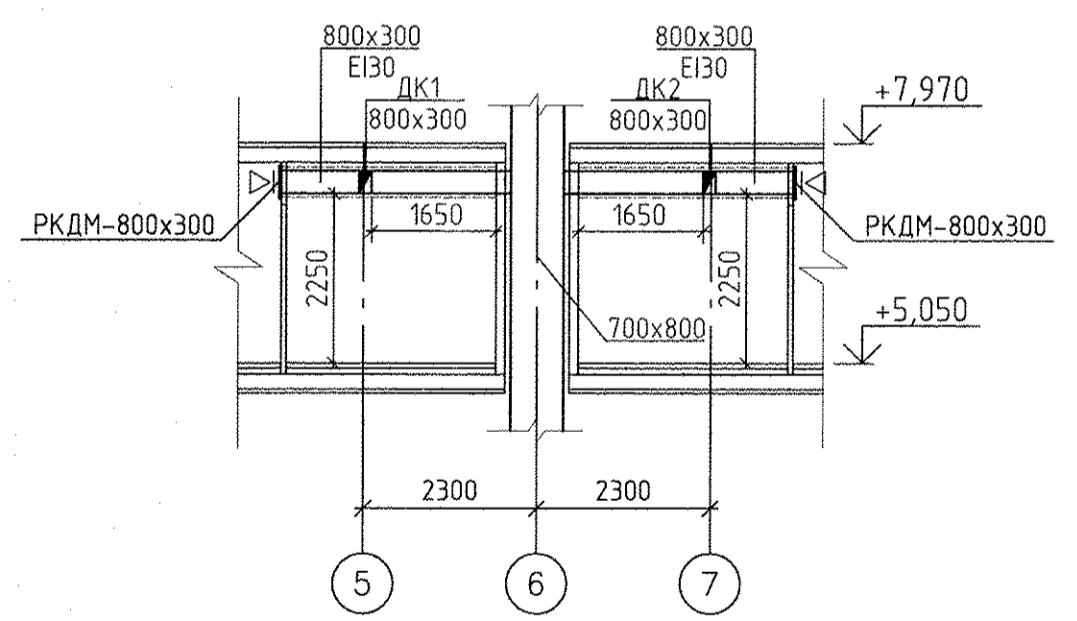

Примечание:

1. Все подводы к приборам отопления "Ригто" выполнять трубой металлопластиковой "Уропог МЛС" $\phi 16 \times 2,0$ мм.
2. Металлопластиковая труба "Уропог МЛС", проложенная в межквартирном коридоре от коллектора до квартиры, укладывается в теплоизоляции Energoflex Super Protect толщиной 9мм.
3. Тип решеток не указанных на плане принять регулируемые вентиляционные решетки 150x200.
4. Узлы пересечения трубопроводов отопления и водоснабжения см. на схеме лист 31.
5. Узлы пересечения трубопроводов отопления при поворотах и ответвлениях см. на схеме лист 32.



АПУ.052-010-0В					
Застройка по ул. Просторной - Павлодарской в Чкаловском районе г. Екатеринбурга (участок N2). Жилые дома со встроенно-пристроенными помещениями общественного назначения, трансформаторной подстанцией и подземной автостоянкой.					
Изм.	Колуч.	Лист N док.	Подпись	Дата	
Разраб.	Ракова			17.06.19	
Проверил	Пашаева			17.06.19	
Гл. спец.	Пашаева			17.06.19	
27-этажный жилой дом N10					Стация
План 2-го этажа					Лист
					Листов
					Р
					4
					33
АО КОРПОРАЦИЯ АТОМСТРОЙКОМПЛЕКС					

06.19	Борогина	СС	06.19	06.19	06.19
Бушуева	Каткова	Алексеевко			
АП	ЭЛ	ВК			
Инв.Н. подг.	Взам. инв.Н				
Подпись и дата					

ЭКСПЛИКАЦИЯ ПОМЕЩЕНИЙ


Номер помещения	Наименование	Площадь, м2	Кол. помещений
ПОМЕЩЕНИЯ КВАРТИР (НА ЭТАЖ)			
1	Жилые комнаты	169.35	
1а	Общие жилые комнаты с зоной кухни	42.55	
2	Кухни	134.61	
3	Прихожие	82.01	
4	Санузлы	48.15	
4а	Постирочные	3.55	
Итого:		480.22	
ЛЕТНИЕ ПОМЕЩЕНИЯ КВАРТИР			
5	Лоджии	26.86	
5а	Балконы	8.30	
Итого летних помещений:		35.16	
ОБЩЕДОМОВЫЕ ПОМЕЩЕНИЯ			
6	Лифтовый холл	13.36	
7	Помещения для общедомовых коммуникаций	8.58	
8	Коридор	78.67	
9	Тамбур	2.89	
9а	Тамбур	0.88	
10	Переходная лоджия	5.37	
11	Лестничная клетка	13.15	
Итого общедомовых помещений:		122.9	
Итого помещений на этаж:		638.28	

Разрез 1-1

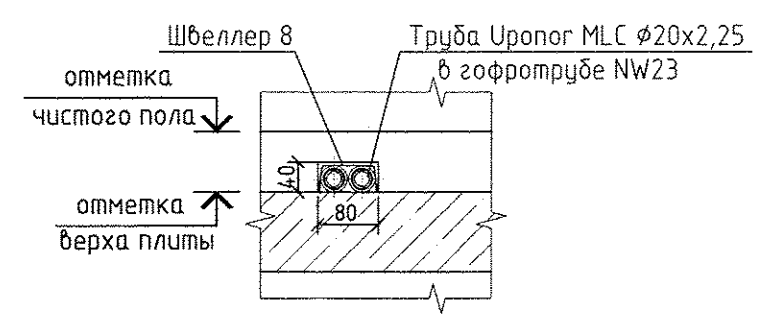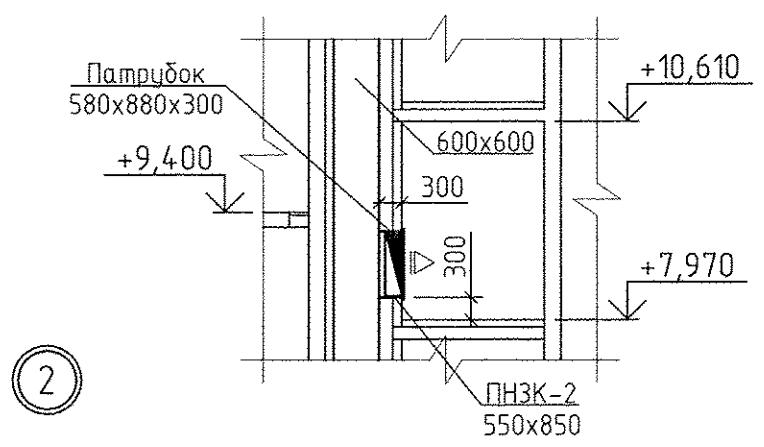

- Примечание:
1. Все подводы к приборам отопления "Ригто" выполнить трубой металлопластиковой "Уропог МЛС" $\phi 16 \times 2,0$ мм.
 2. Металлопластиковая труба "Уропог МЛС", проложенная в межквартирном коридоре от коллектора до квартиры, укладывается в теплоизоляции Energoflex Super Protect толщиной 9мм.
 3. Тип решеток не указанных на плане принять регулируемые вентиляционные решетки 150x200.
 4. Узлы пересечения трубопроводов отопления и водоснабжения см. на схеме лист 31.
 5. Узлы пересечения трубопроводов отопления при поворотах и ответвлениях см. на схеме лист 32.


АПУ.052-010-ОВ		
Застройка по ул. Просторной - Павлодарской в Чкаловском районе г. Екатеринбурга (участок N2). Жилые дома со встроенно-пристроенными помещениями общественного назначения, трансформаторной подстанцией и подземной автостоянкой.		
Изм.	Кол.уч.	Лист N док.
Разраб.	Ракова	17.06.19
Проверил	Пашаева	17.06.19
Гл. спец.	Пашаева	17.06.19
Стация		Лист
27-этажный жилой дом N10		5
Листов		33
План 3-го этажа		
АО КОРПОРАЦИЯ АТОМСТРОЙКОМПЛЕКС		

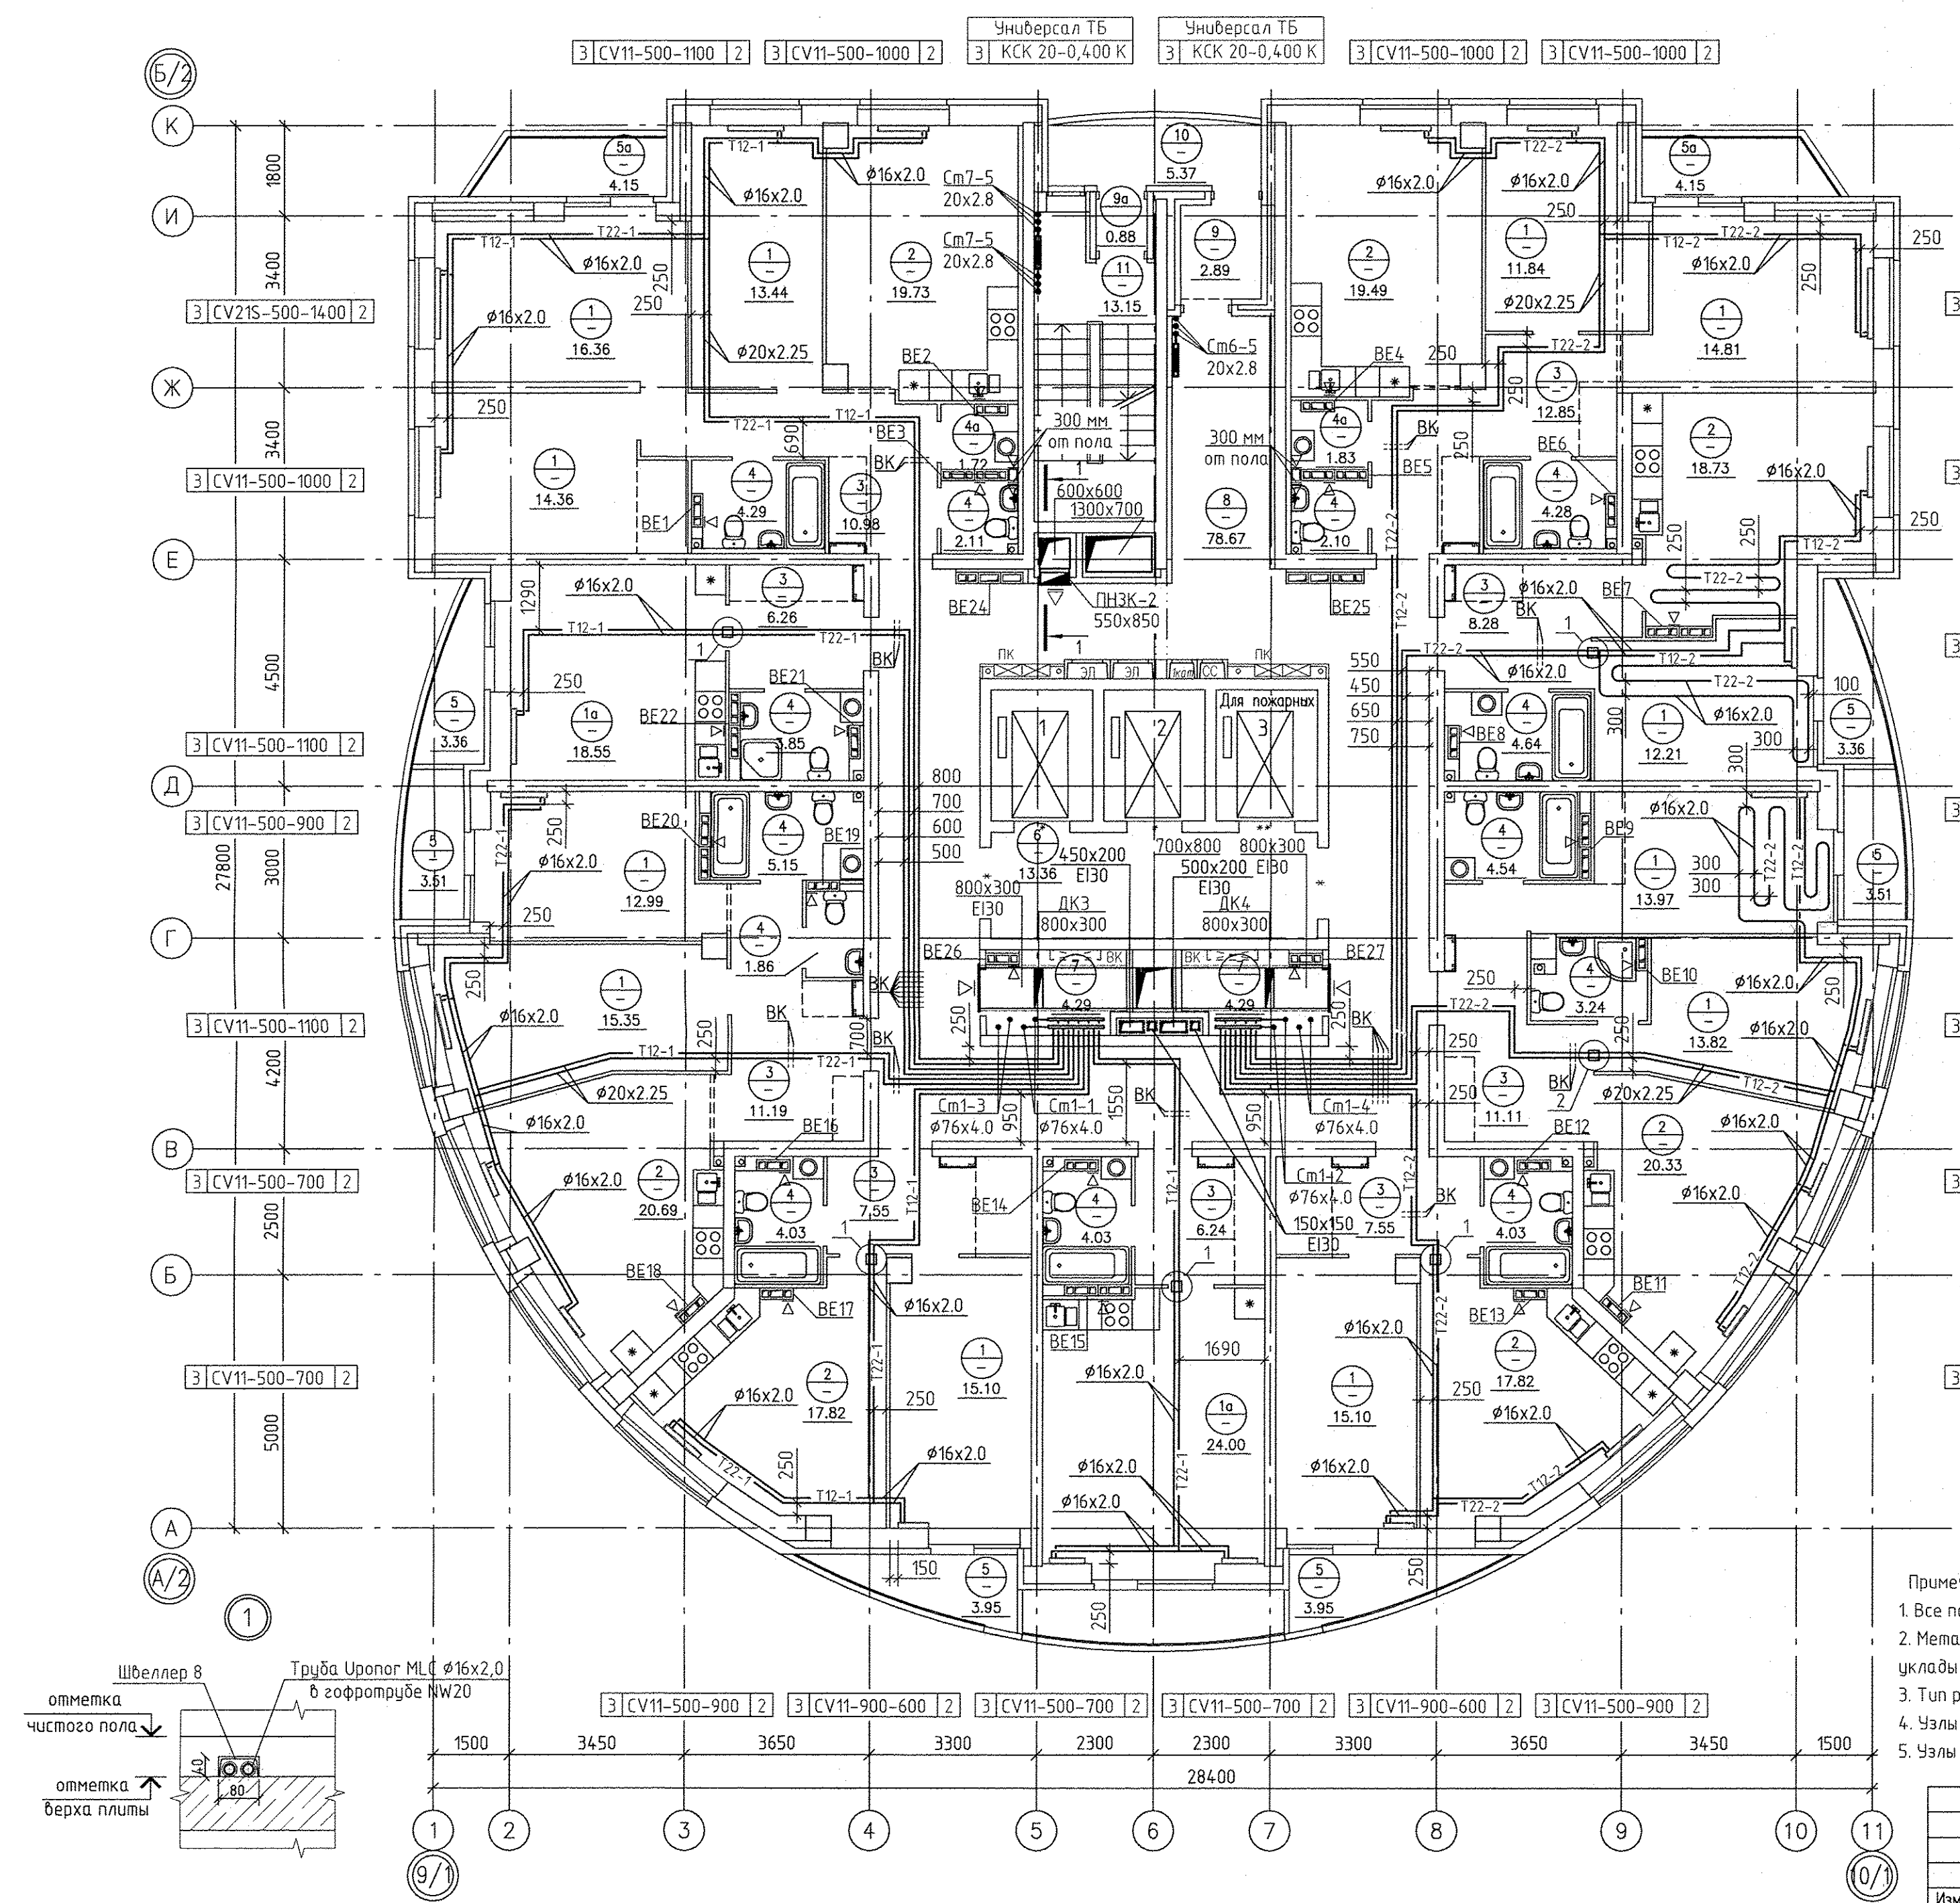


06.19	Бородин	СС
06.19	Бушueva	АР
06.19	Каткова	ЭП
06.19	Алексеевко	ВК
Ив.Н. подг.	Вав. ив.Н	Полп. и дата

ЭКСПЛИКАЦИЯ ПОМЕЩЕНИЙ

Номер помещения	Наименование	Площадь, м2	Кат. помещения
ПОМЕЩЕНИЯ КВАРТИР (НА ЭТАЖ)			
1	Жилые комнаты	169.35	
1а	Общие жилые комнаты с зоной кухни	42.55	
2	Кухни	134.61	
3	Прихожие	82.01	
4	Санузлы	48.15	
4а	Постирочные	3.55	
Итого:		480.22	
ЛЕТНИЕ ПОМЕЩЕНИЯ КВАРТИР			
5	Лоджии	26.86	
5а	Балконы	8.30	
Итого летних помещений:		35.16	
ОБЩЕДОМОВЫЕ ПОМЕЩЕНИЯ			
6	Лифтовый холл	13.36	
7	Помещения для общедомовых коммуникаций	8.58	
8	Коридор	78.67	
9	Тамбур	2.89	
9а	Тамбур	0.88	
10	Переходная лоджия	5.37	
11	Лестничная клетка	13.15	
Итого общедомовых помещений:		122.9	
Итого помещений на этаж:		638.28	

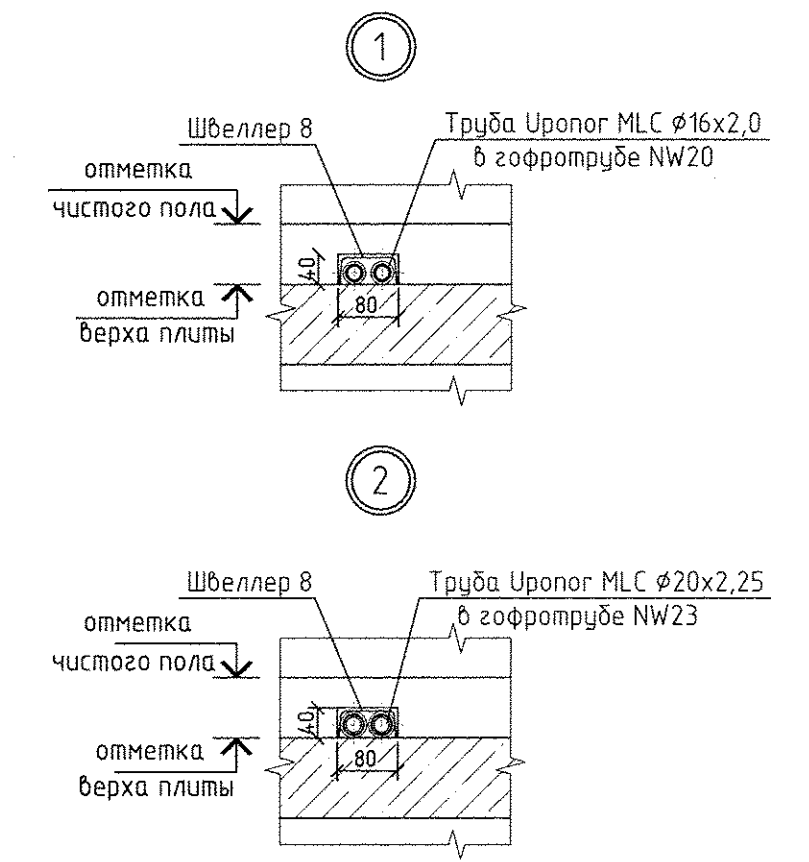

- Примечание:
1. Все подводы к приборам отопления "Ригто" выполнить трубой металлопластиковой "Уропог МЛС" $\phi 16 \times 2,0$ мм.
 2. Металлопластиковая труба "Уропог МЛС", проложенная в межквартирном коридоре от коллектора до квартиры, укладывается в теплоизоляции Energoflex Super Protect толщиной 9мм.
 3. Тип решеток не указанных на плане принять регулируемые вентиляционные решетки 150x200.
 4. Узлы пересечения трубопроводов отопления и водоснабжения см. на схеме лист 31.
 5. Узлы пересечения трубопроводов отопления при поворотах и отводах см. на схеме лист 32.

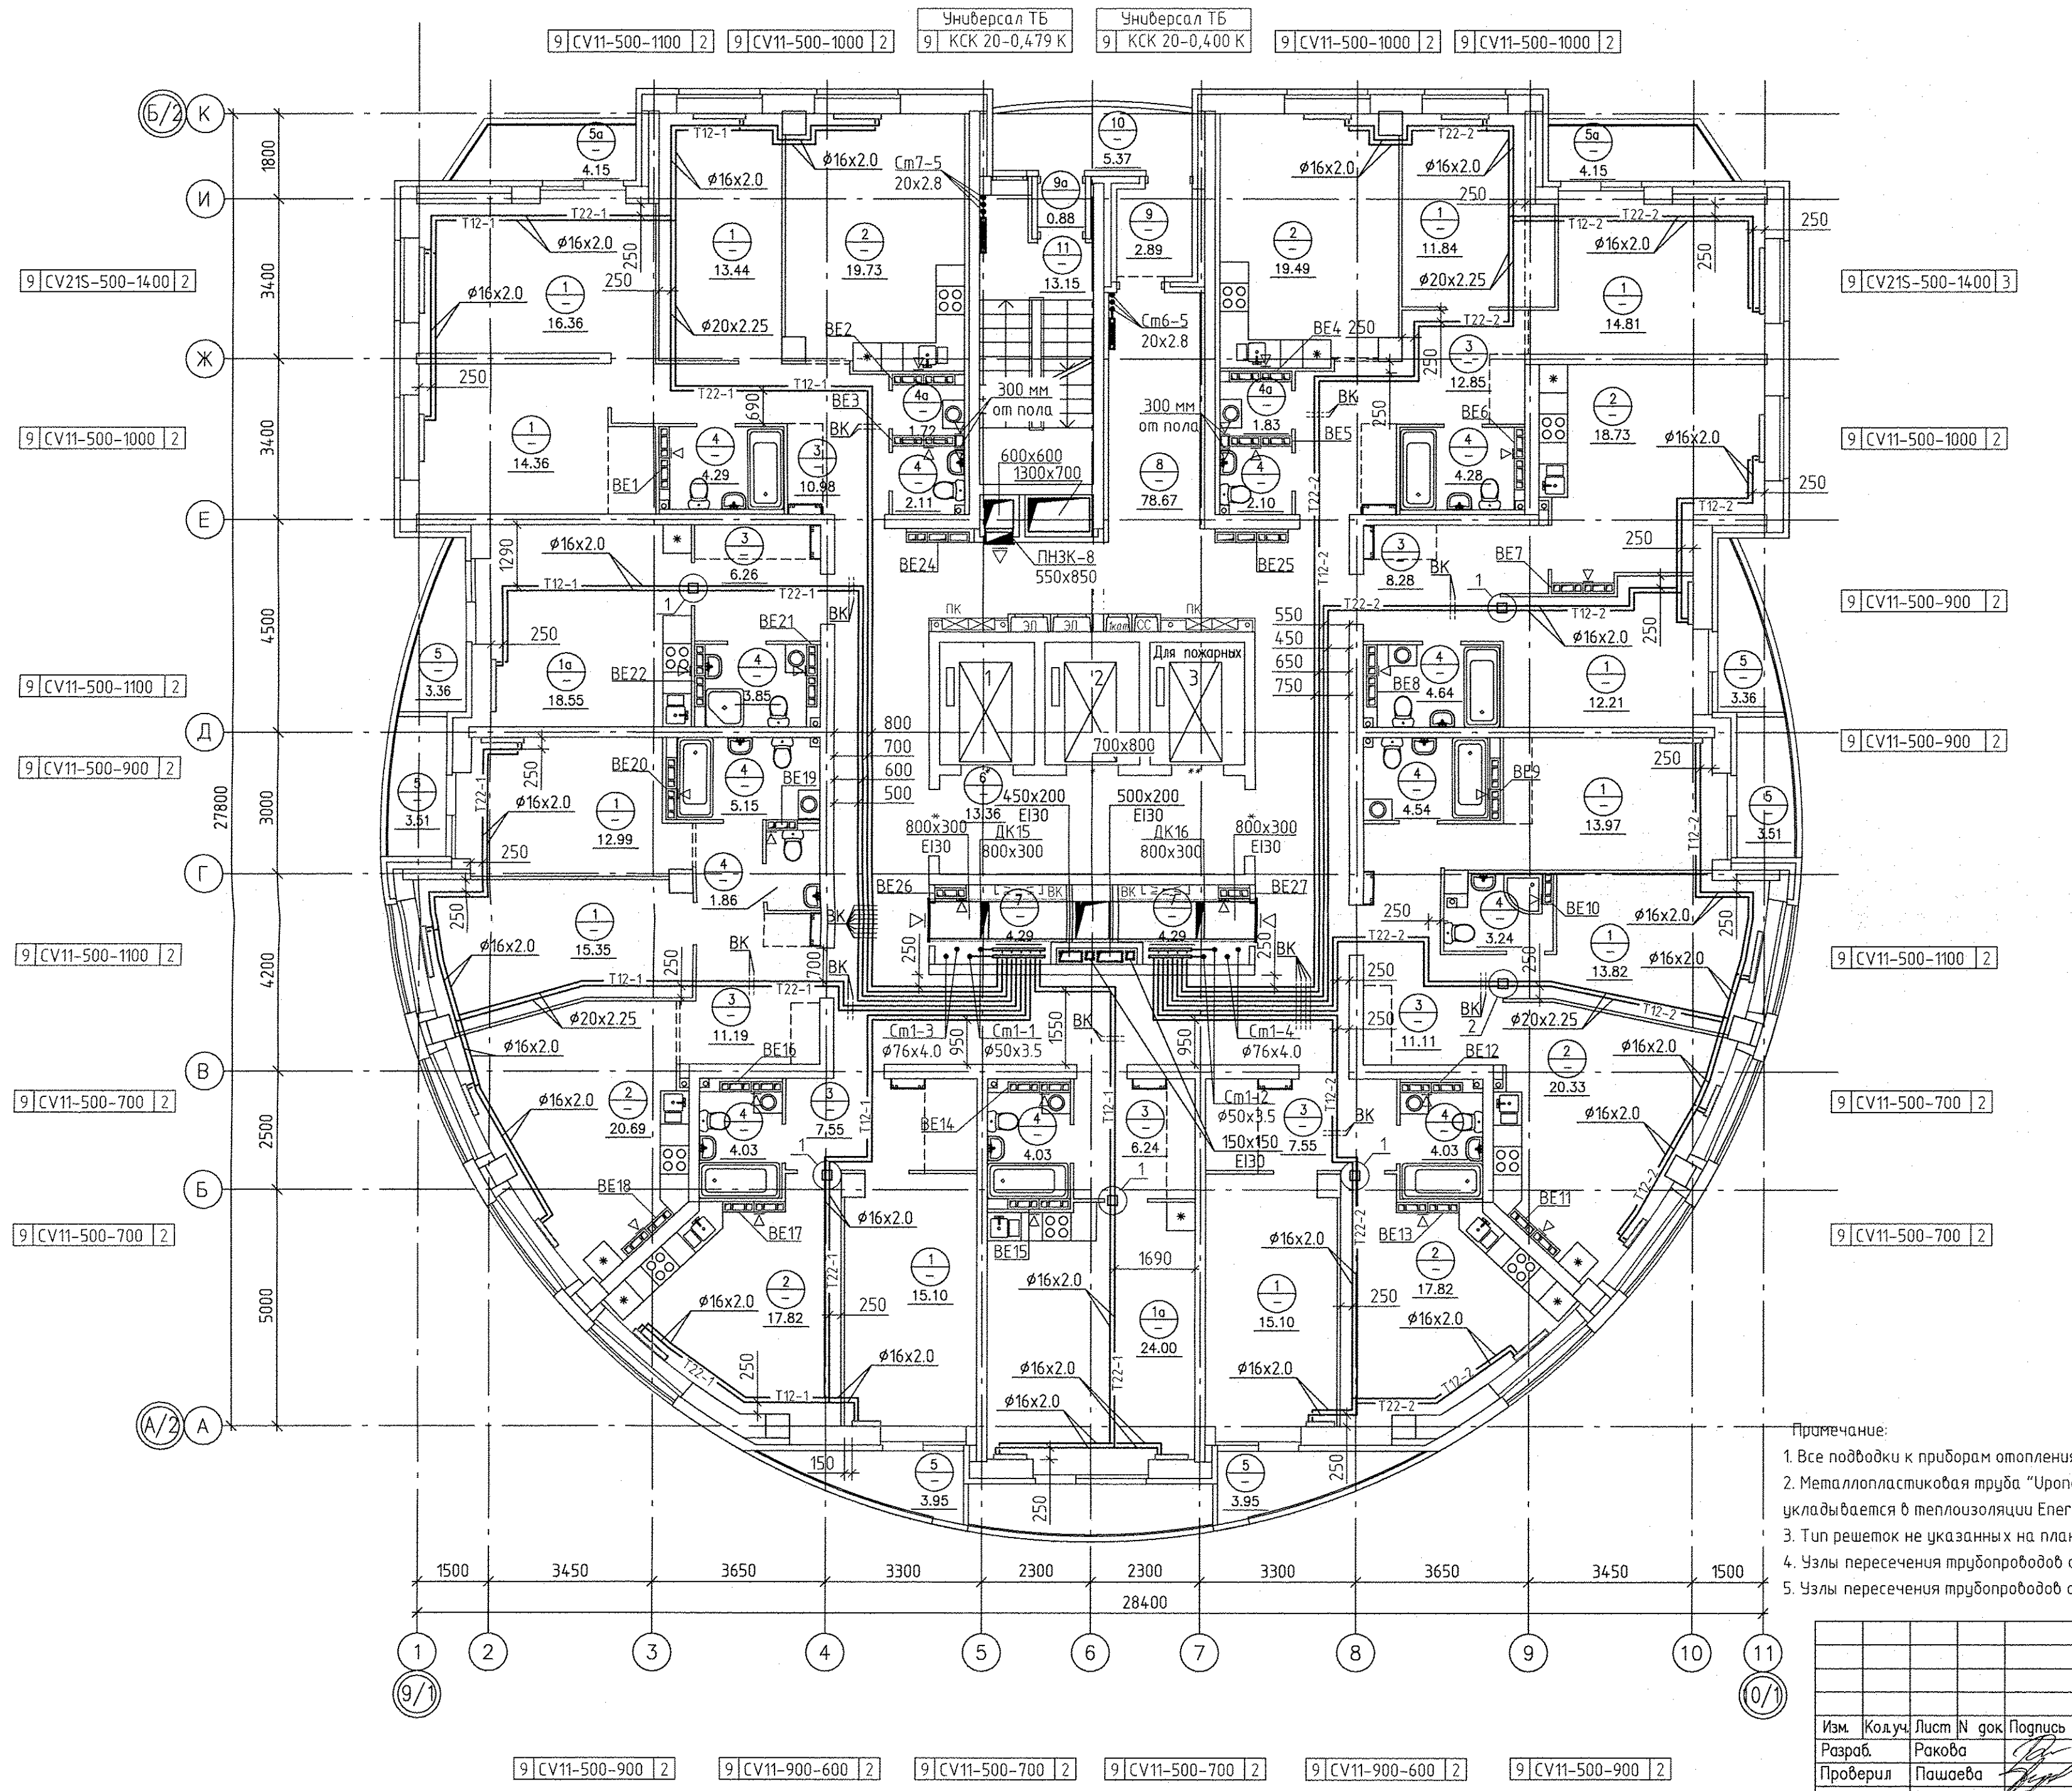

Изм.		Кодуч.	Лист N док.	Подпись	Дата
Разраб.		Ракова			17.06.19
Проверил		Пашаева			17.06.19
Гл. спец.		Пашаева			17.06.19

АПУ.052-010-ОВ

Застройка по ул. Просторной - Павлодарской в Чкаловском районе г. Екатеринбург (участок N2). Жилые дома со встроенно-пристроенными помещениями общественного назначения, трансформаторной подстанцией и подземной автостоянкой.

Стадия	Лист	Листов
Р	7	33


План 9-го этажа

АО КОРПОРАЦИЯ
АТОМСТРОЙКОМПЛЕКС


И.А.И. подл.	Ваш. инв. N	06.19
Подпись и дата		
АР	Бушуева	06.19
ЭП	Каткова	06.19
ВК	Алексеевко	06.19
СД	Бородина	06.19

ЭКСПЛИКАЦИЯ ПОМЕЩЕНИЙ

Номер помещения	Наименование	Площадь, м2	Кол. помещений
ПОМЕЩЕНИЯ КВАРТИР (НА ЭТАЖ)			
1	Жилые комнаты	169.35	
1а	Общие жилые комнаты с зоной кухни	42.55	
2	Кухни	134.61	
3	Прихожие	82.01	
4	Санузлы	48.15	
4а	Постирочные	3.55	
Итого:		480.22	
ЛЕТНИЕ ПОМЕЩЕНИЯ КВАРТИР			
5	Лоджии	26.86	
5а	Балконы	8.30	
Итого летних помещений:		35.16	
ОБЩЕДОМОВЫЕ ПОМЕЩЕНИЯ			
6	Лифтовый холл	13.36	
7	Помещения для общедомовых коммуникаций	8.58	
8	Коридор	78,67	
9	Тамбур	2.89	
9а	Тамбур	0,88	
10	Переходная лоджия	5.37	
11	Лестничная клетка	13.15	
Итого общедомовых помещений:		122.9	
Итого помещений на этаж:		638.28	

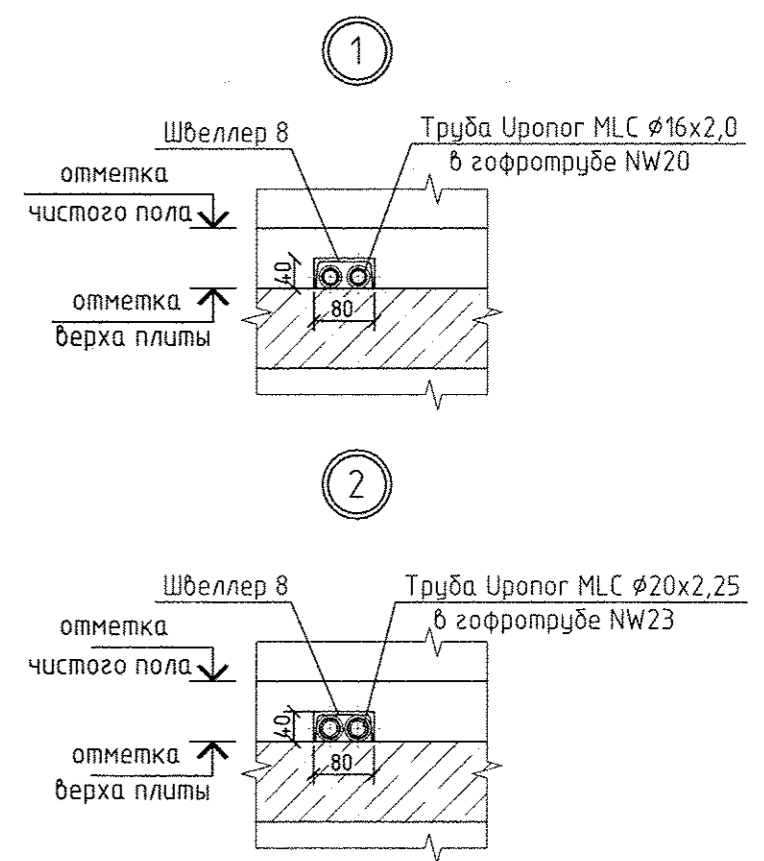

- Примечание:
1. Все подводы к приборам отопления "Руго" выполнять трубой металлопластиковой "Урогос МLC" $\phi 16 \times 2,0$ мм.
 2. Металлопластиковая труба "Урогос МLC", проложенная в межквартирном коридоре от коллектора до квартиры, укладывается в теплоизоляции Energoflex Super Protect толщиной 9мм.
 3. Тип решеток не указанных на плане принять регулируемые вентиляционные решетки 150x200.
 4. Узлы пересечения трубопроводов отопления и водоснабжения см. на схеме лист 31.
 5. Узлы пересечения трубопроводов отопления при поворотах и отводах см. на схеме лист 32.

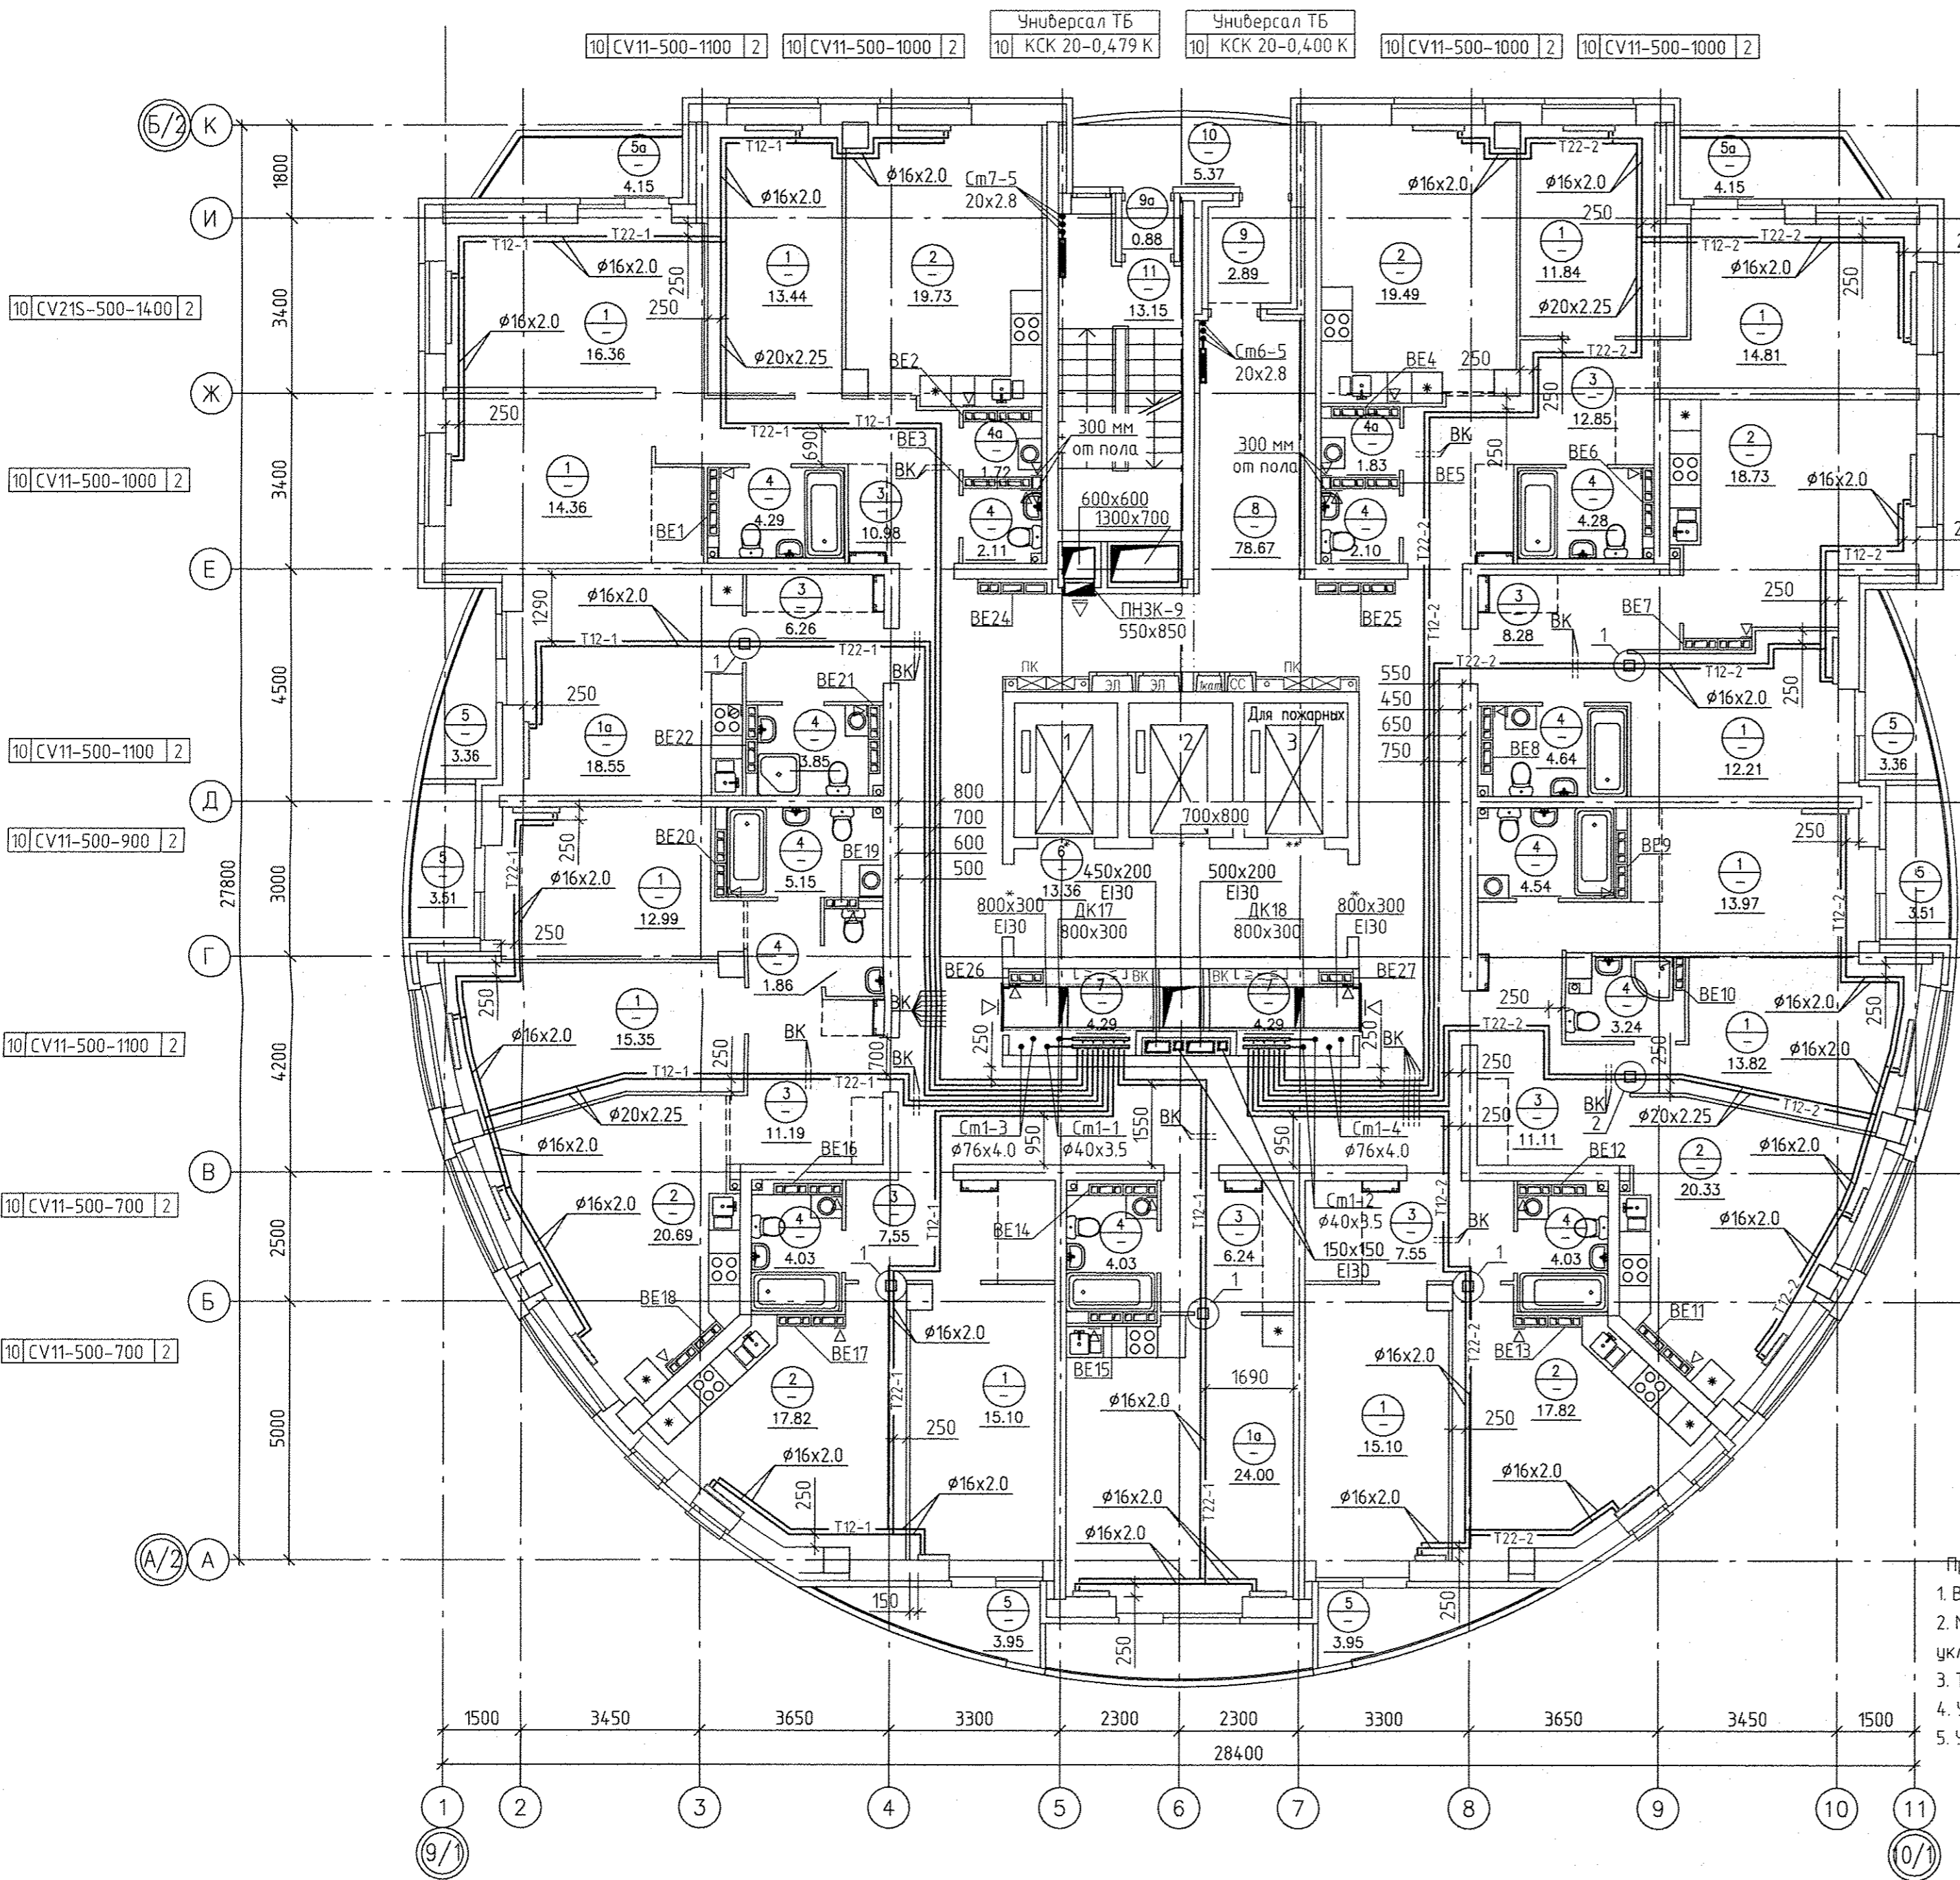


АПУ.052-010-0В					
Застройка по ул. Просторной - Павлодарской в Чкаловском районе г. Екатеринбурга (участок N2). Жилые дома со встроенно-пристроенными помещениями общественного назначения, трансформаторной подстанцией и подземной автостоянкой.					
Изм.	Колуч.	Лист	№ док.	Подпись	Дата
Разраб.	Ракова	17			17.06.19
Проверил	Пашаева	17			17.06.19
Гл. спец.	Пашаева	17			17.06.19
27-этажный жилой дом N10					
План 10-го этажа					
Стация	Лист	Листов			
Р	8	33			
АО КОРПОРАЦИЯ АТОМСТРОЙКОМПЛЕКС					
Г А П	Бушуева	17			17.06.19


Инв.№ подл.	Взам. инв.№	Подпись и дата	АР	ЭП	БК
			Бушуева	Капкова	Алексеевко
			06.19	06.19	06.19
			Бородина		
			СС		

ЭКСПЛИКАЦИЯ ПОМЕЩЕНИЙ

Номер помещения	Наименование	Площадь, м ²	Кол-во помещений
ПОМЕЩЕНИЯ КВАРТИР (НА ЭТАЖ)			
1	Жилые комнаты	169.35	
1а	Общие жилые комнаты с зоной кухни	42.55	
2	Кухни	134.61	
3	Прихожие	82.01	
4	Санузлы	48.15	
4а	Постирочные	3.55	
	Итого:	480.22	
ЛЕТНИЕ ПОМЕЩЕНИЯ КВАРТИР			
5	Лоджии	26.86	
5а	Балконы	8.30	
	Итого летних помещений:	35.16	
ОБЩЕДОМОВЫЕ ПОМЕЩЕНИЯ			
6	Лифтовый холл	13.36	
7	Помещения для общедомовых коммуникаций	8.58	
8	Коридор	78,67	
9	Тамбур	2.89	
9а	Тамбур	0,88	
10	Переходная лоджия	5.37	
11	Лестничная клетка	13.15	
	Итого общедомовых помещений:	122.9	
	Итого помещений на этаж:	638.28	

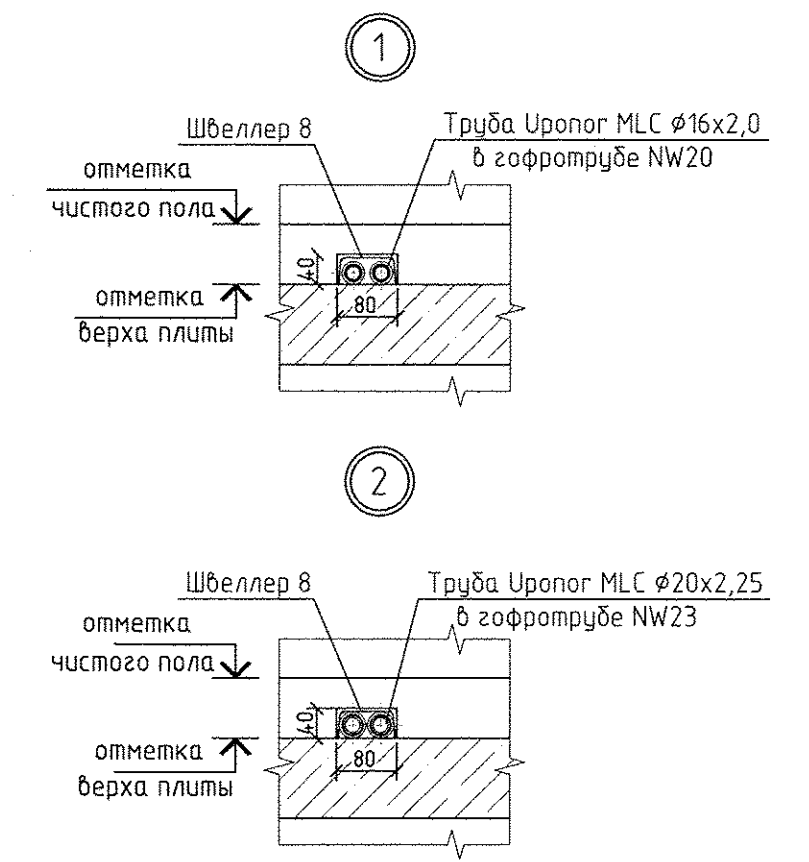

- Примечание:
1. Все подводы к приборам отопления "Ригто" выполнить трубой металлопластиковой "Уропег МЛС" $\phi 16 \times 2,0$ мм.
 2. Металлопластиковая труба "Уропег МЛС", проложенная в межквартирном коридоре от коллектора до квартиры, укладывается в теплоизоляции Energoflex Super Protect толщиной 9мм.
 3. Тип решеток не указанных на плане принять регулируемые вентиляционные решетки 150x200.
 4. Узлы пересечения трубопроводов отопления и водоснабжения см. на схеме лист 31.
 5. Узлы пересечения трубопроводов отопления при поворотах и отведениях см. на схеме лист 32.

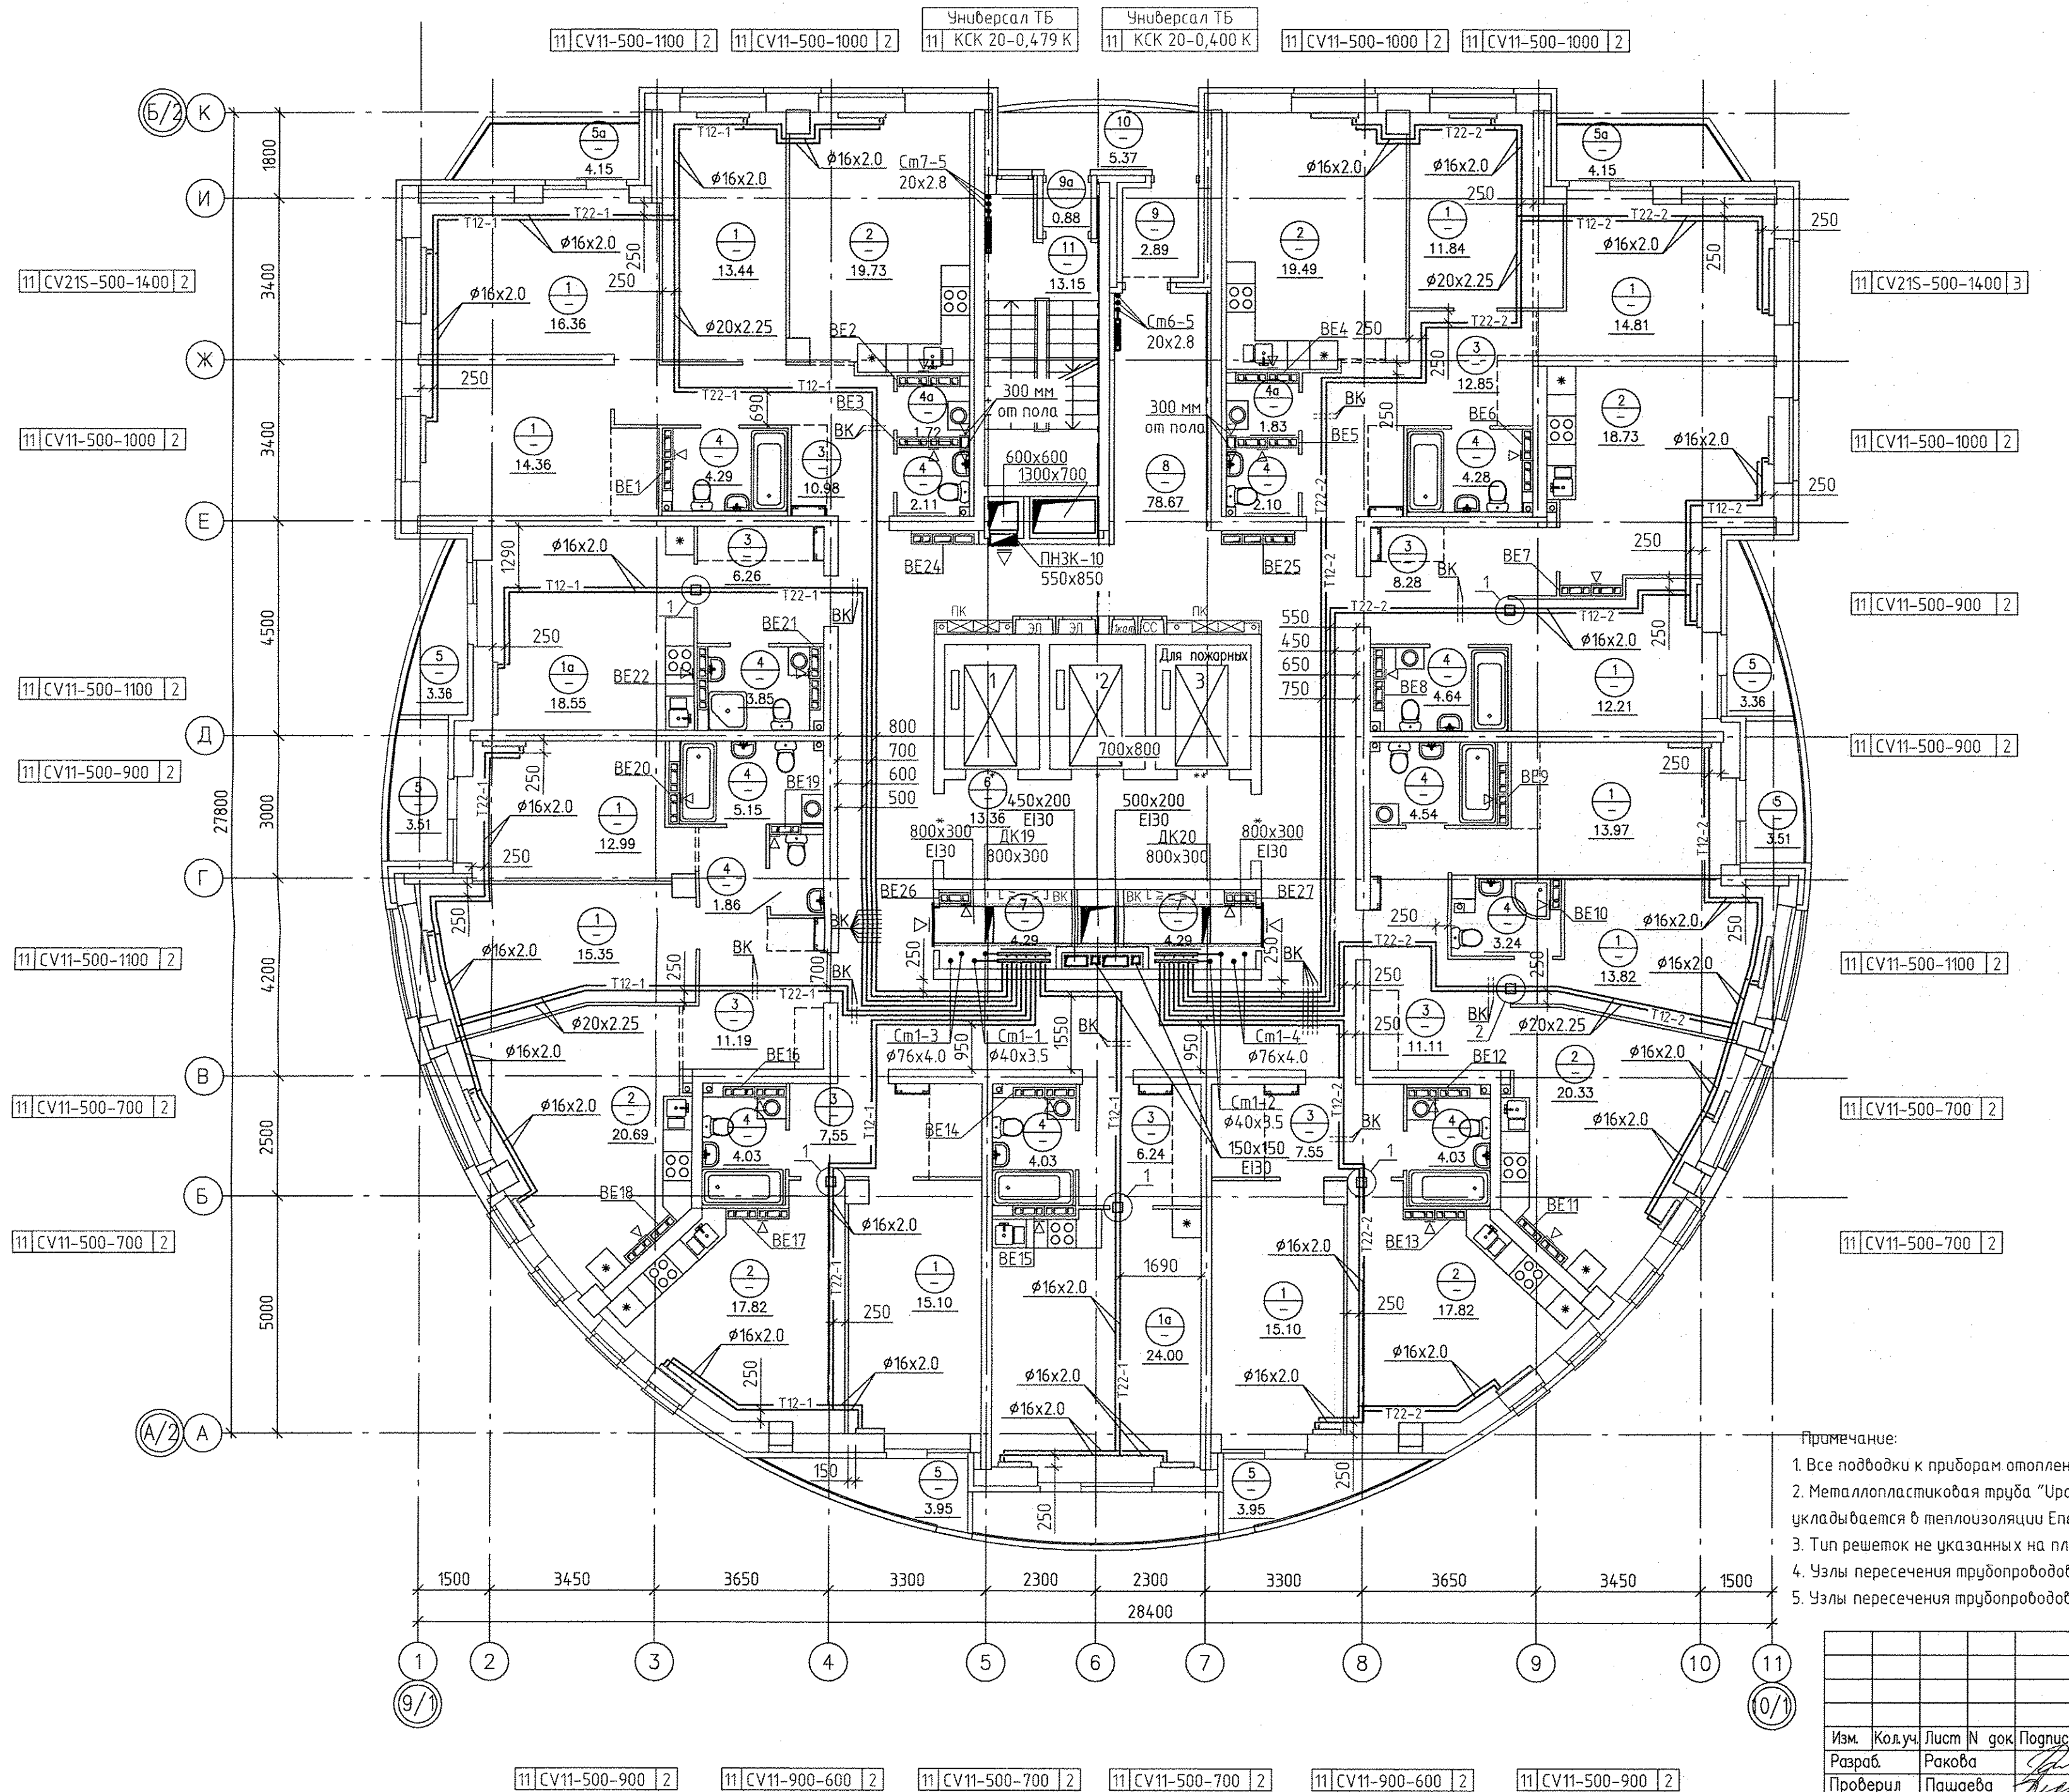


АПУ.052-010-0В				
Застройка по ул. Просторной - Павлодарской в Чкаловском районе г. Екатеринбурга (участок №2). Жилые дома со встроенно-пристроенными помещениями общественного назначения, трансформаторной подстанцией и подземной автостоянкой.				
Изм.	Колуч.	Лист N док	Подпись	Дата
Разраб.	Ракова			17.06.19
Проверил	Пашаева			17.06.19
Гл. спец.	Пашаева			17.06.19
27-этажный жилой дом N10			Стация	Лист
			Р	9
Листов			33	
План 11-го этажа				
АО КОРПОРАЦИЯ АТОМСТРОЙКОМПЛЕКС				


Имя, И.Ф.О.	Взам. инв.Н	Подпись и дата
А.П.	Э.П.	В.К.
Бушуба	Каткова	Алексеевко
06.19	06.19	06.19
Бородин	С.С.	

ЭКСПЛИКАЦИЯ ПОМЕЩЕНИЙ

Номер помещения	Наименование	Площадь, м ²	Кот. помещения
ПОМЕЩЕНИЯ КВАРТИР (НА ЭТАЖ)			
1	Жилые комнаты	169.35	
1а	Общие жилые комнаты с зоной кухни	42.55	
2	Кухни	134.61	
3	Прихожие	82.01	
4	Санузлы	48.15	
4а	Постирочные	3.55	
Итого:		480.22	
ЛЕТНИЕ ПОМЕЩЕНИЯ КВАРТИР			
5	Лоджии	26.86	
5а	Балконы	8.30	
Итого летних помещений:		35.16	
ОБЩЕДОМОВЫЕ ПОМЕЩЕНИЯ			
6	Лифтовый холл	13.36	
7	Помещения для общедомовых коммуникаций	8.58	
8	Коридор	78.67	
9	Тамбур	2.89	
9а	Тамбур	0.88	
10	Переходная лоджия	5.37	
11	Лестничная клетка	13.15	
Итого общедомовых помещений:		122.9	
Итого помещений на этаж:		638.28	

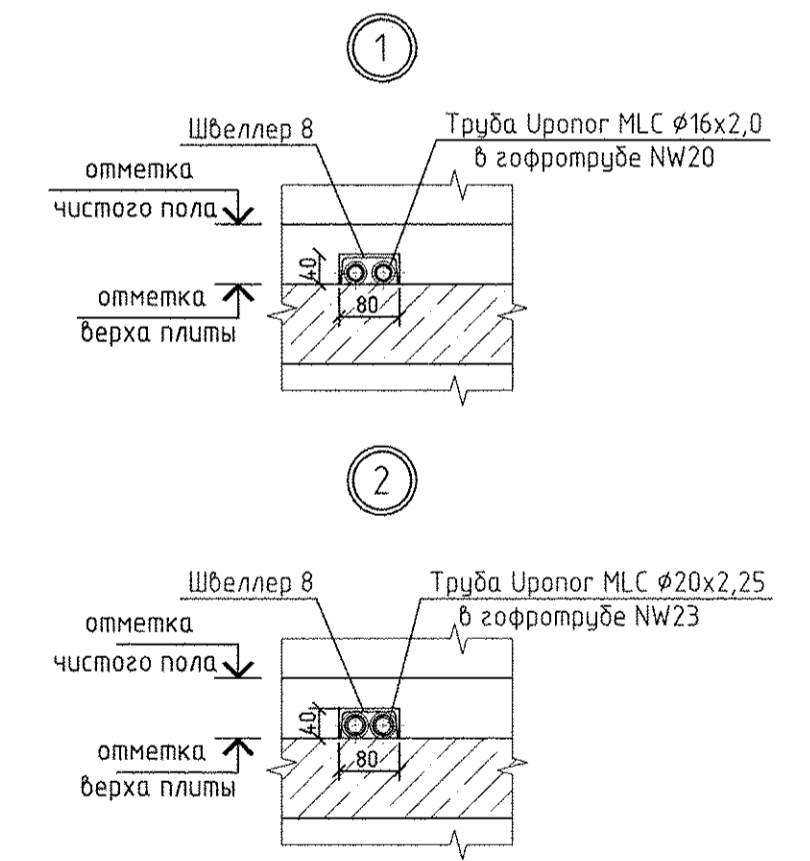

- Примечание:
1. Все подводы к приборам отопления "Ригато" выполнить трубой металлопластиковой "Уропог MLC" $\phi 16 \times 2,0$ мм.
 2. Металлопластиковая труба "Уропог MLC", проложенная в межквартирном коридоре от коллектора до квартиры, укладывается в теплоизоляции Energoflex Super Protect толщиной 9мм.
 3. Тип решеток не указанных на плане принять регулируемые вентиляционные решетки 150x200.
 4. Узлы пересечения трубопроводов отопления и водоснабжения см. на схеме лист 31.
 5. Узлы пересечения трубопроводов отопления при поворотах и ответвлениях см. на схеме лист 32.

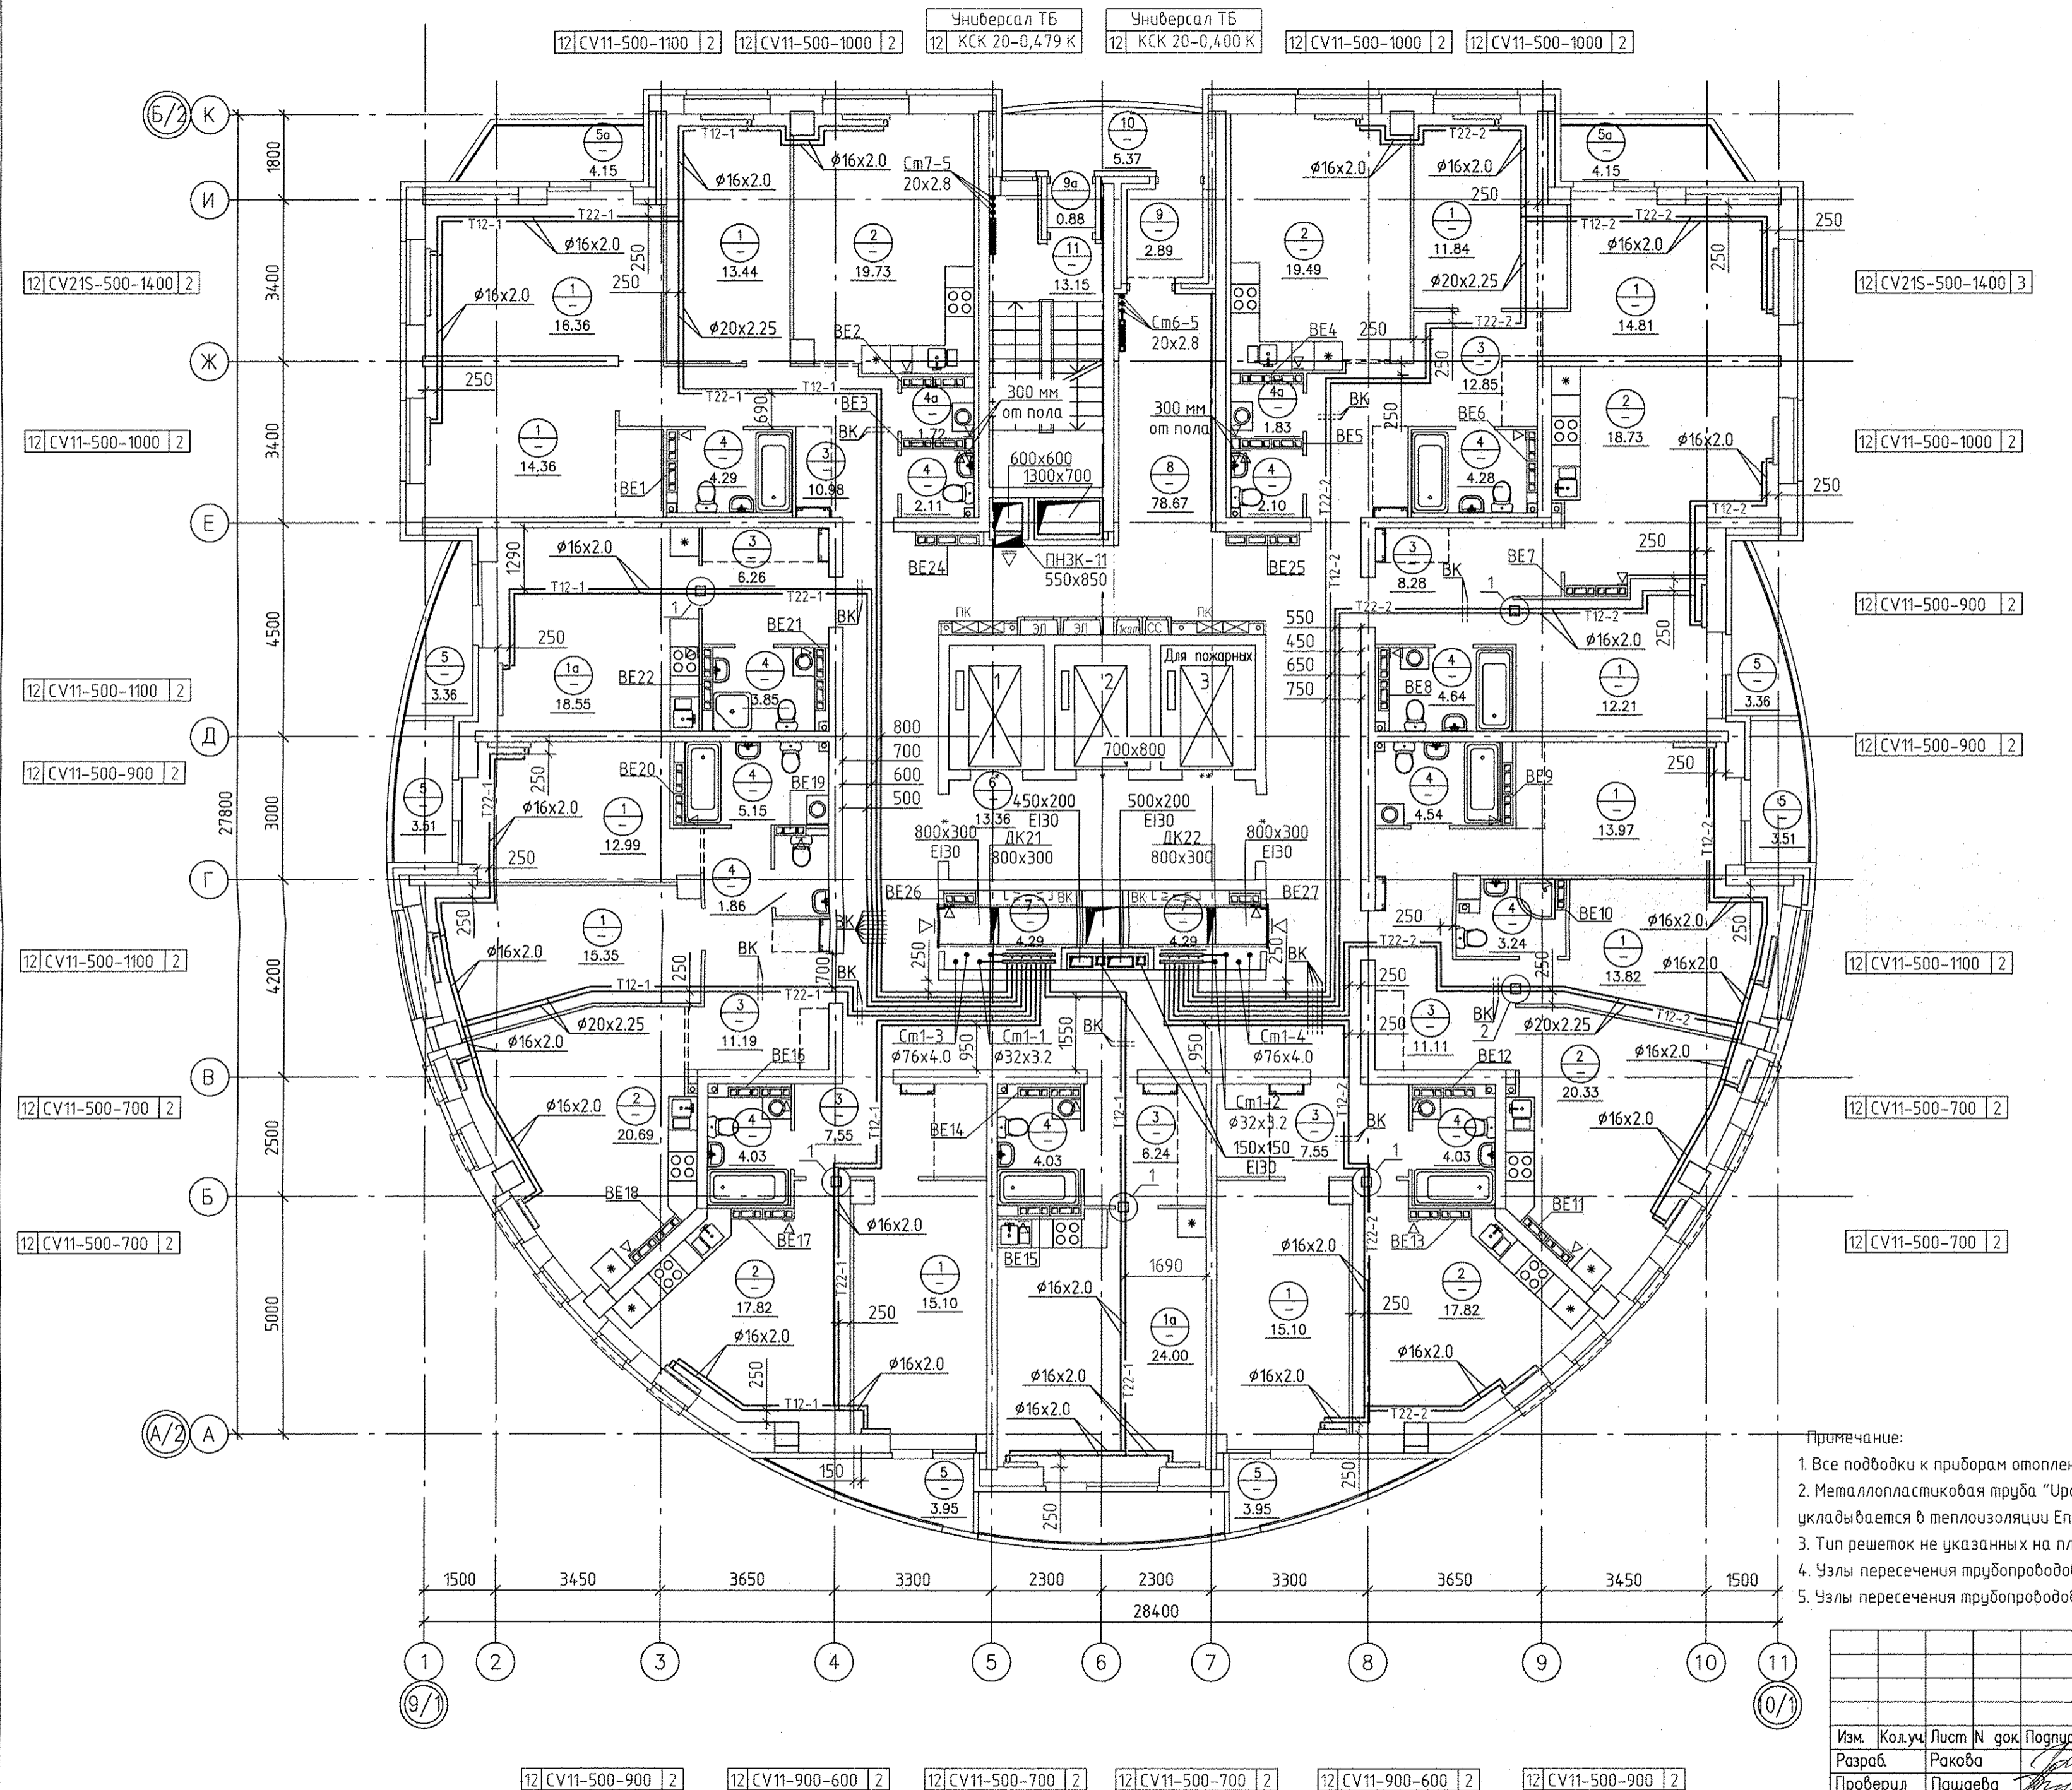


АПУ.052-010-0В				
Застройка по ул. Просторной - Павлодарской в Чкаловском районе г. Екатеринбург (участок N2). Жилые дома со встроенно-пристроенными помещениями общественного назначения, трансформаторной подстанцией и подземной автостоянкой.				
Изм.	Кодуч	Лист N	год	Подпись
Разраб.	Ракова	17	06.19	
Проверил	Пашаева	17	06.19	
Гл. спец.	Пашаева	17	06.19	
27-этажный жилой дом N10			Стация	Лист
План 12-го этажа			Р	10
			Листов	33
Г А П Бушуева			АО КОРПОРАЦИЯ АТОМСТРОЙКОМПЛЕКС	

06.19
Бородин
06.19
06.19
06.19
Бушуева
Каткова
Алексеевко
АР
ЭП
БК
Вок. инв.Н
Подпись и дата
Инв.Н подл.

ЭКСПЛИКАЦИЯ ПОМЕЩЕНИЙ


Номер помещения	Наименование	Площадь, м ²	Кол-во помещений
ПОМЕЩЕНИЯ КВАРТИР (НА ЭТАЖ)			
1	Жилые комнаты	169.35	
1а	Общие жилые комнаты с зоной кухни	42.55	
2	Кухни	134.61	
3	Прихожие	82.01	
4	Санузлы	48.15	
4а	Постирочные	3.55	
Итого:		480.22	
ЛЕТНИЕ ПОМЕЩЕНИЯ КВАРТИР			
5	Лоджии	26.86	
5а	Балконы	8.30	
Итого летних помещений:		35.16	
ОБЩЕДОМОВЫЕ ПОМЕЩЕНИЯ			
6	Лифтовый холл	13.36	
7	Помещения для общедомовых коммуникаций	8.58	
8	Коридор	78.67	
9	Тамбур	2.89	
9а	Тамбур	0.88	
10	Переходная лоджия	5.37	
11	Лестничная клетка	13.15	
Итого общедомовых помещений:		122.9	
Итого помещений на этаж:		638.28	

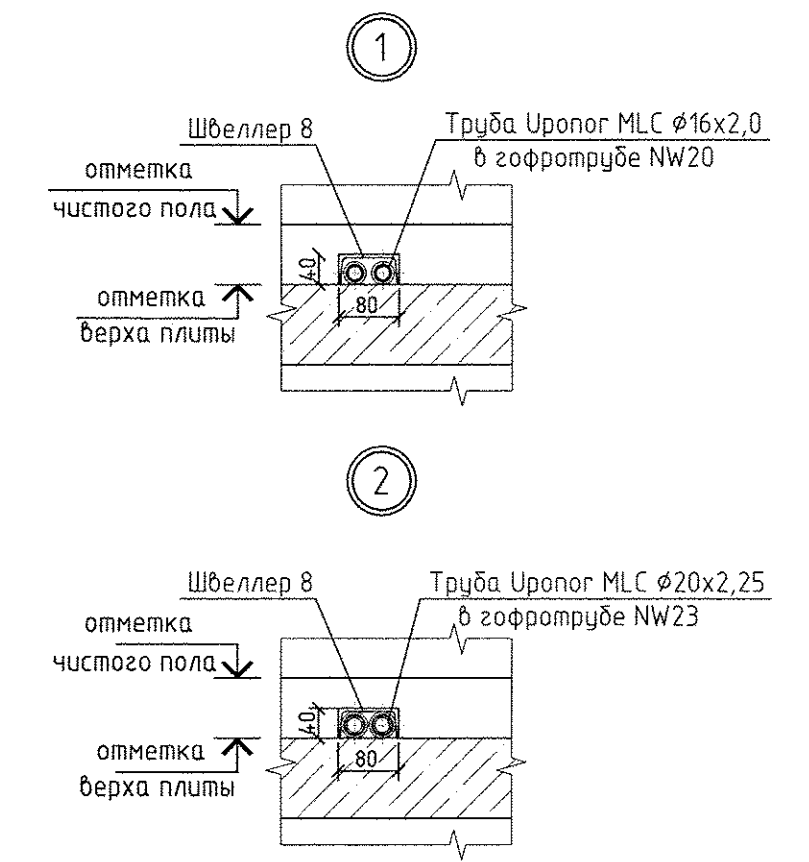

Примечание:

1. Все подводы к приборам отопления "Ригто" выполнить трубой металлопластиковой "Уропог MLC" $\phi 16 \times 2,0$ мм.
2. Металлопластиковая труба "Уропог MLC", проложенная в межквартирном коридоре от коллектора до квартиры, укладывается в теплоизоляции Energoflex Super Protect толщиной 9мм.
3. Тип решеток не указанных на плане принять регулируемые вентилиционные решетки 150x200.
4. Узлы пересечения трубопроводов отопления и водоснабжения см. на схеме лист 31.
5. Узлы пересечения трубопроводов отопления при поворотах и отблвлениях см. на схеме лист 32.

АПУ.052-010-0В			
Застройка по ул. Просторной - Павлодарской в Чкаловском районе г. Екатеринбург (участок N2). Жилые дома со встроенно-пристроенными помещениями общественного назначения, трансформаторной подстанцией и подземной автостоянкой.			
Изм.	Колуч.	Лист N	гок. Подпись
Разраб.	Ракова	17.06.19	
Проверил	Пашаева	17.06.19	
Гл. спец.	Пашаева	17.06.19	
27-этажный жилой дом N10		Стация	Лист
		Р	11
		Листов	
		33	
План 13-го этажа			
АО КОРПОРАЦИЯ АТОМСТРОЙКОМПЛЕКС			

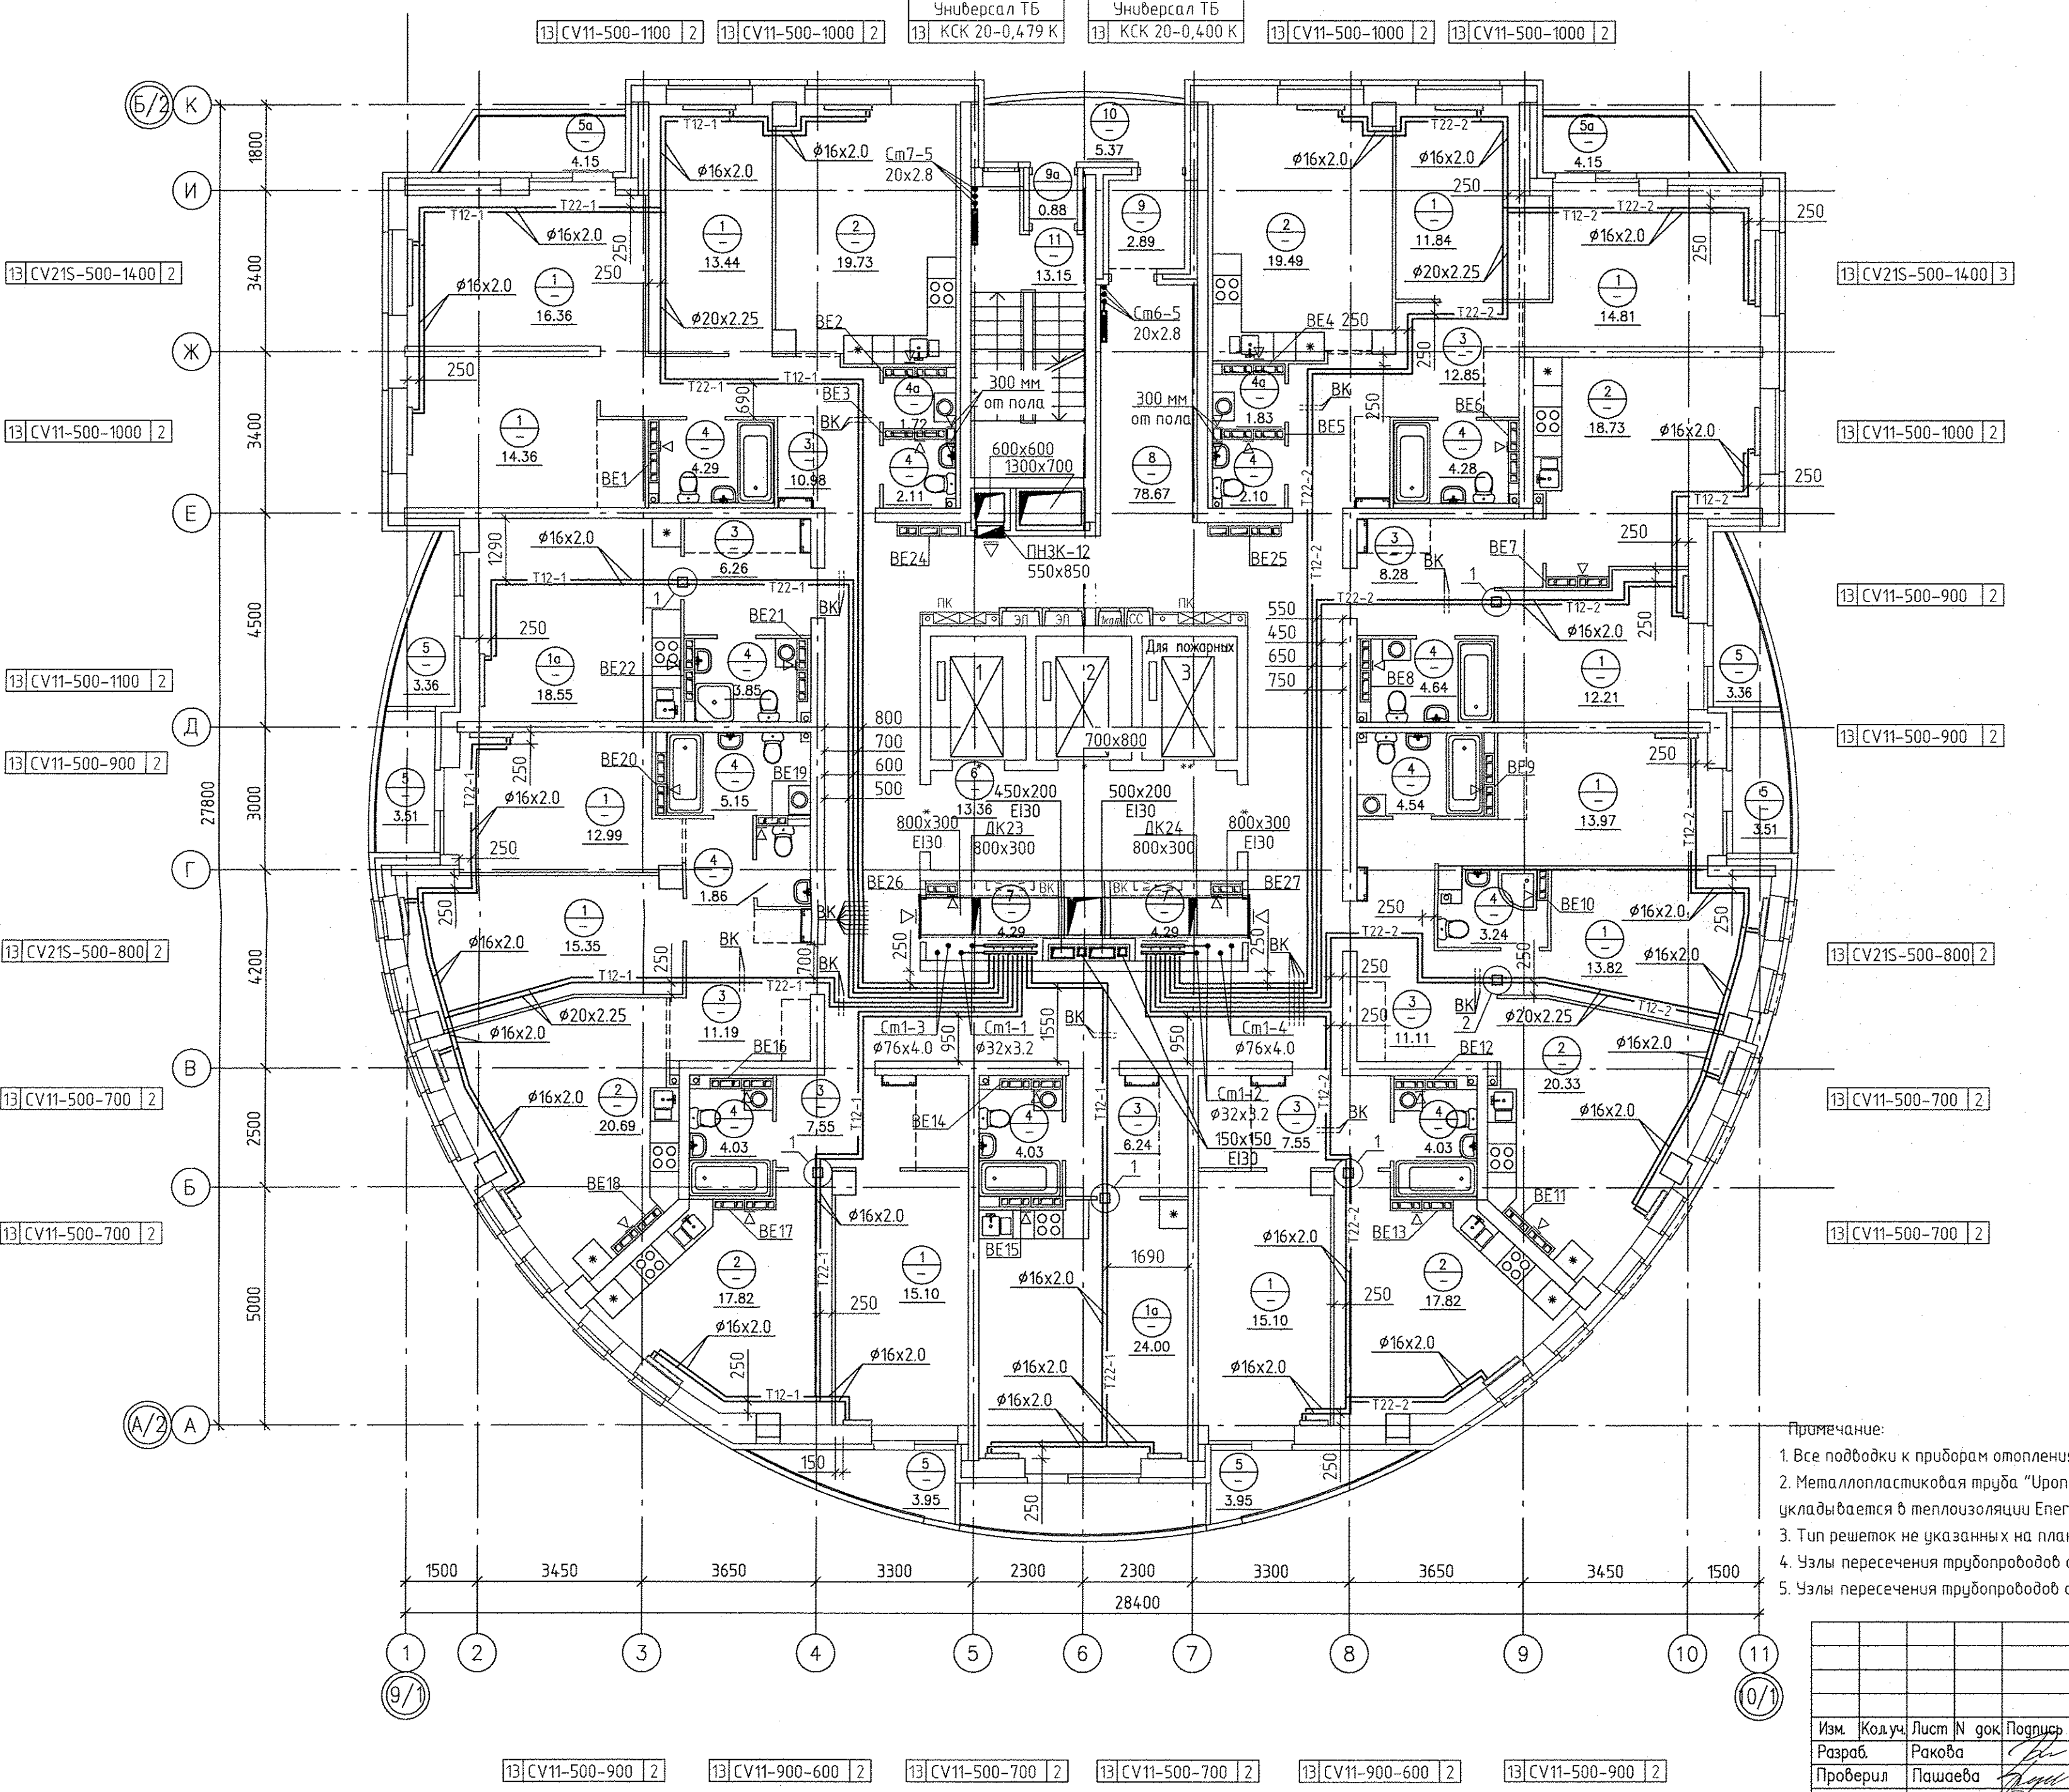


Имя, инд. N	Вак. инд. N	Подпись и дата
А.П.	Б.П.	В.П.
Бушueva	Катмаeva	Алексеенко
06.19	06.19	06.19
Бородинa	С.С.	
06.19		


АПУ.052-010-0В			
Застройка по ул. Просторной - Павлодарской в Чкаловском районе г. Екатеринбург (участок N2). Жилые дома со встроенно-пристроенными помещениями общественного назначения, трансформаторной подстанцией и подземной автостоянкой.			
Изм.	Колуч.	Лист N	гок. Подпись
Разраб.	Ракова	17.06.19	
Проверил	Пашаева	17.06.19	
Гл. спец.	Пашаева	17.06.19	
27-этажный жилой дом N10		Стация	Лист
		Р	11
		Листов	
		33	
План 13-го этажа			
АО КОРПОРАЦИЯ АТОМСТРОЙКОМПЛЕКС			

ЭКСПЛИКАЦИЯ ПОМЕЩЕНИЙ

Номер помещения	Наименование	Площадь, м ²	Кол-во помещений
ПОМЕЩЕНИЯ КВАРТИР (НА ЭТАЖ)			
1	Жилые комнаты	169.35	
1а	Общие жилые комнаты с зоной кухни	42.55	
2	Кухни	134.61	
3	Прихожие	82.01	
4	Санузлы	48.15	
4а	Постирочные	3.55	
	Итого:	480.22	
ЛЕТНИЕ ПОМЕЩЕНИЯ КВАРТИР			
5	Лоджии	26.86	
5а	Балконы	8.30	
	Итого летних помещений:	35.16	
ОБЩЕДОМОВЫЕ ПОМЕЩЕНИЯ			
6	Лифтовый холл	13.36	
7	Помещения для общедомовых коммуникаций	8.58	
8	Коридор	78,67	
9	Тамбур	2.89	
9а	Тамбур	0,88	
10	Переходная лоджия	5.37	
11	Лестничная клетка	13.15	
	Итого общедомовых помещений:	122.9	
	Итого помещений на этаж:	638.28	

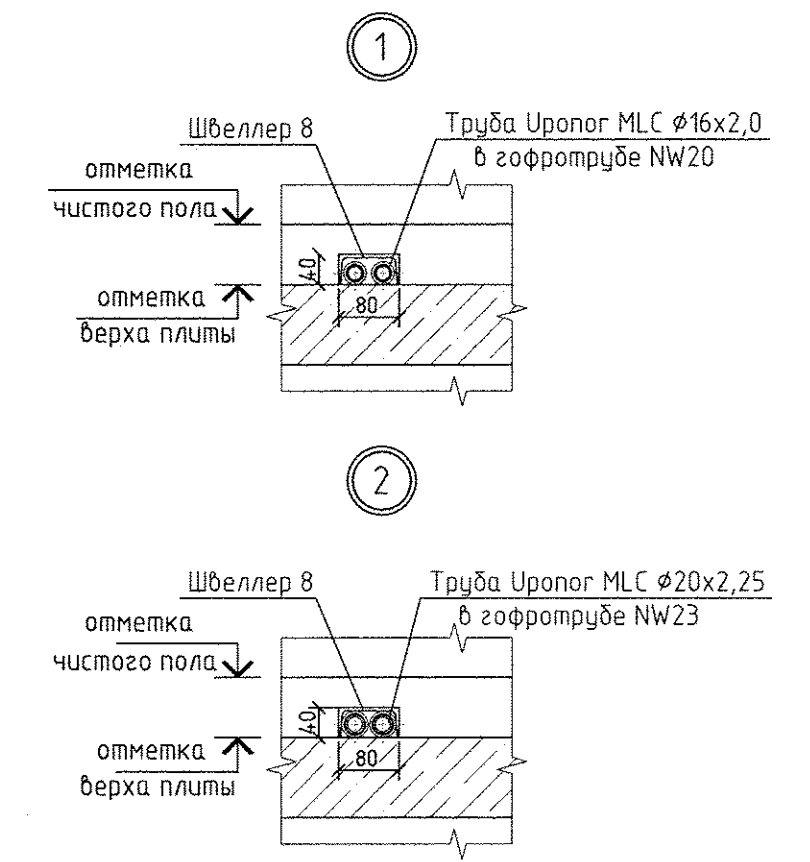

- Примечание:
1. Все подводы к приборам отопления "Ригато" выполнить трубой металлопластиковой "Уропог MLC" $\phi 16 \times 2,0$ мм.
 2. Металлопластиковая труба "Уропог MLC", проложенная в межквартирном коридоре от коллектора до квартиры, укладывается в теплоизоляции Energoflex Super Protect толщиной 9мм.
 3. Тип решеток не указанных на плане принять регулируемые вентиляционные решетки 150x200.
 4. Узлы пересечения трубопроводов отопления и водоснабжения см. на схеме лист 31.
 5. Узлы пересечения трубопроводов отопления при поворотах и ответвлениях см. на схеме лист 32.

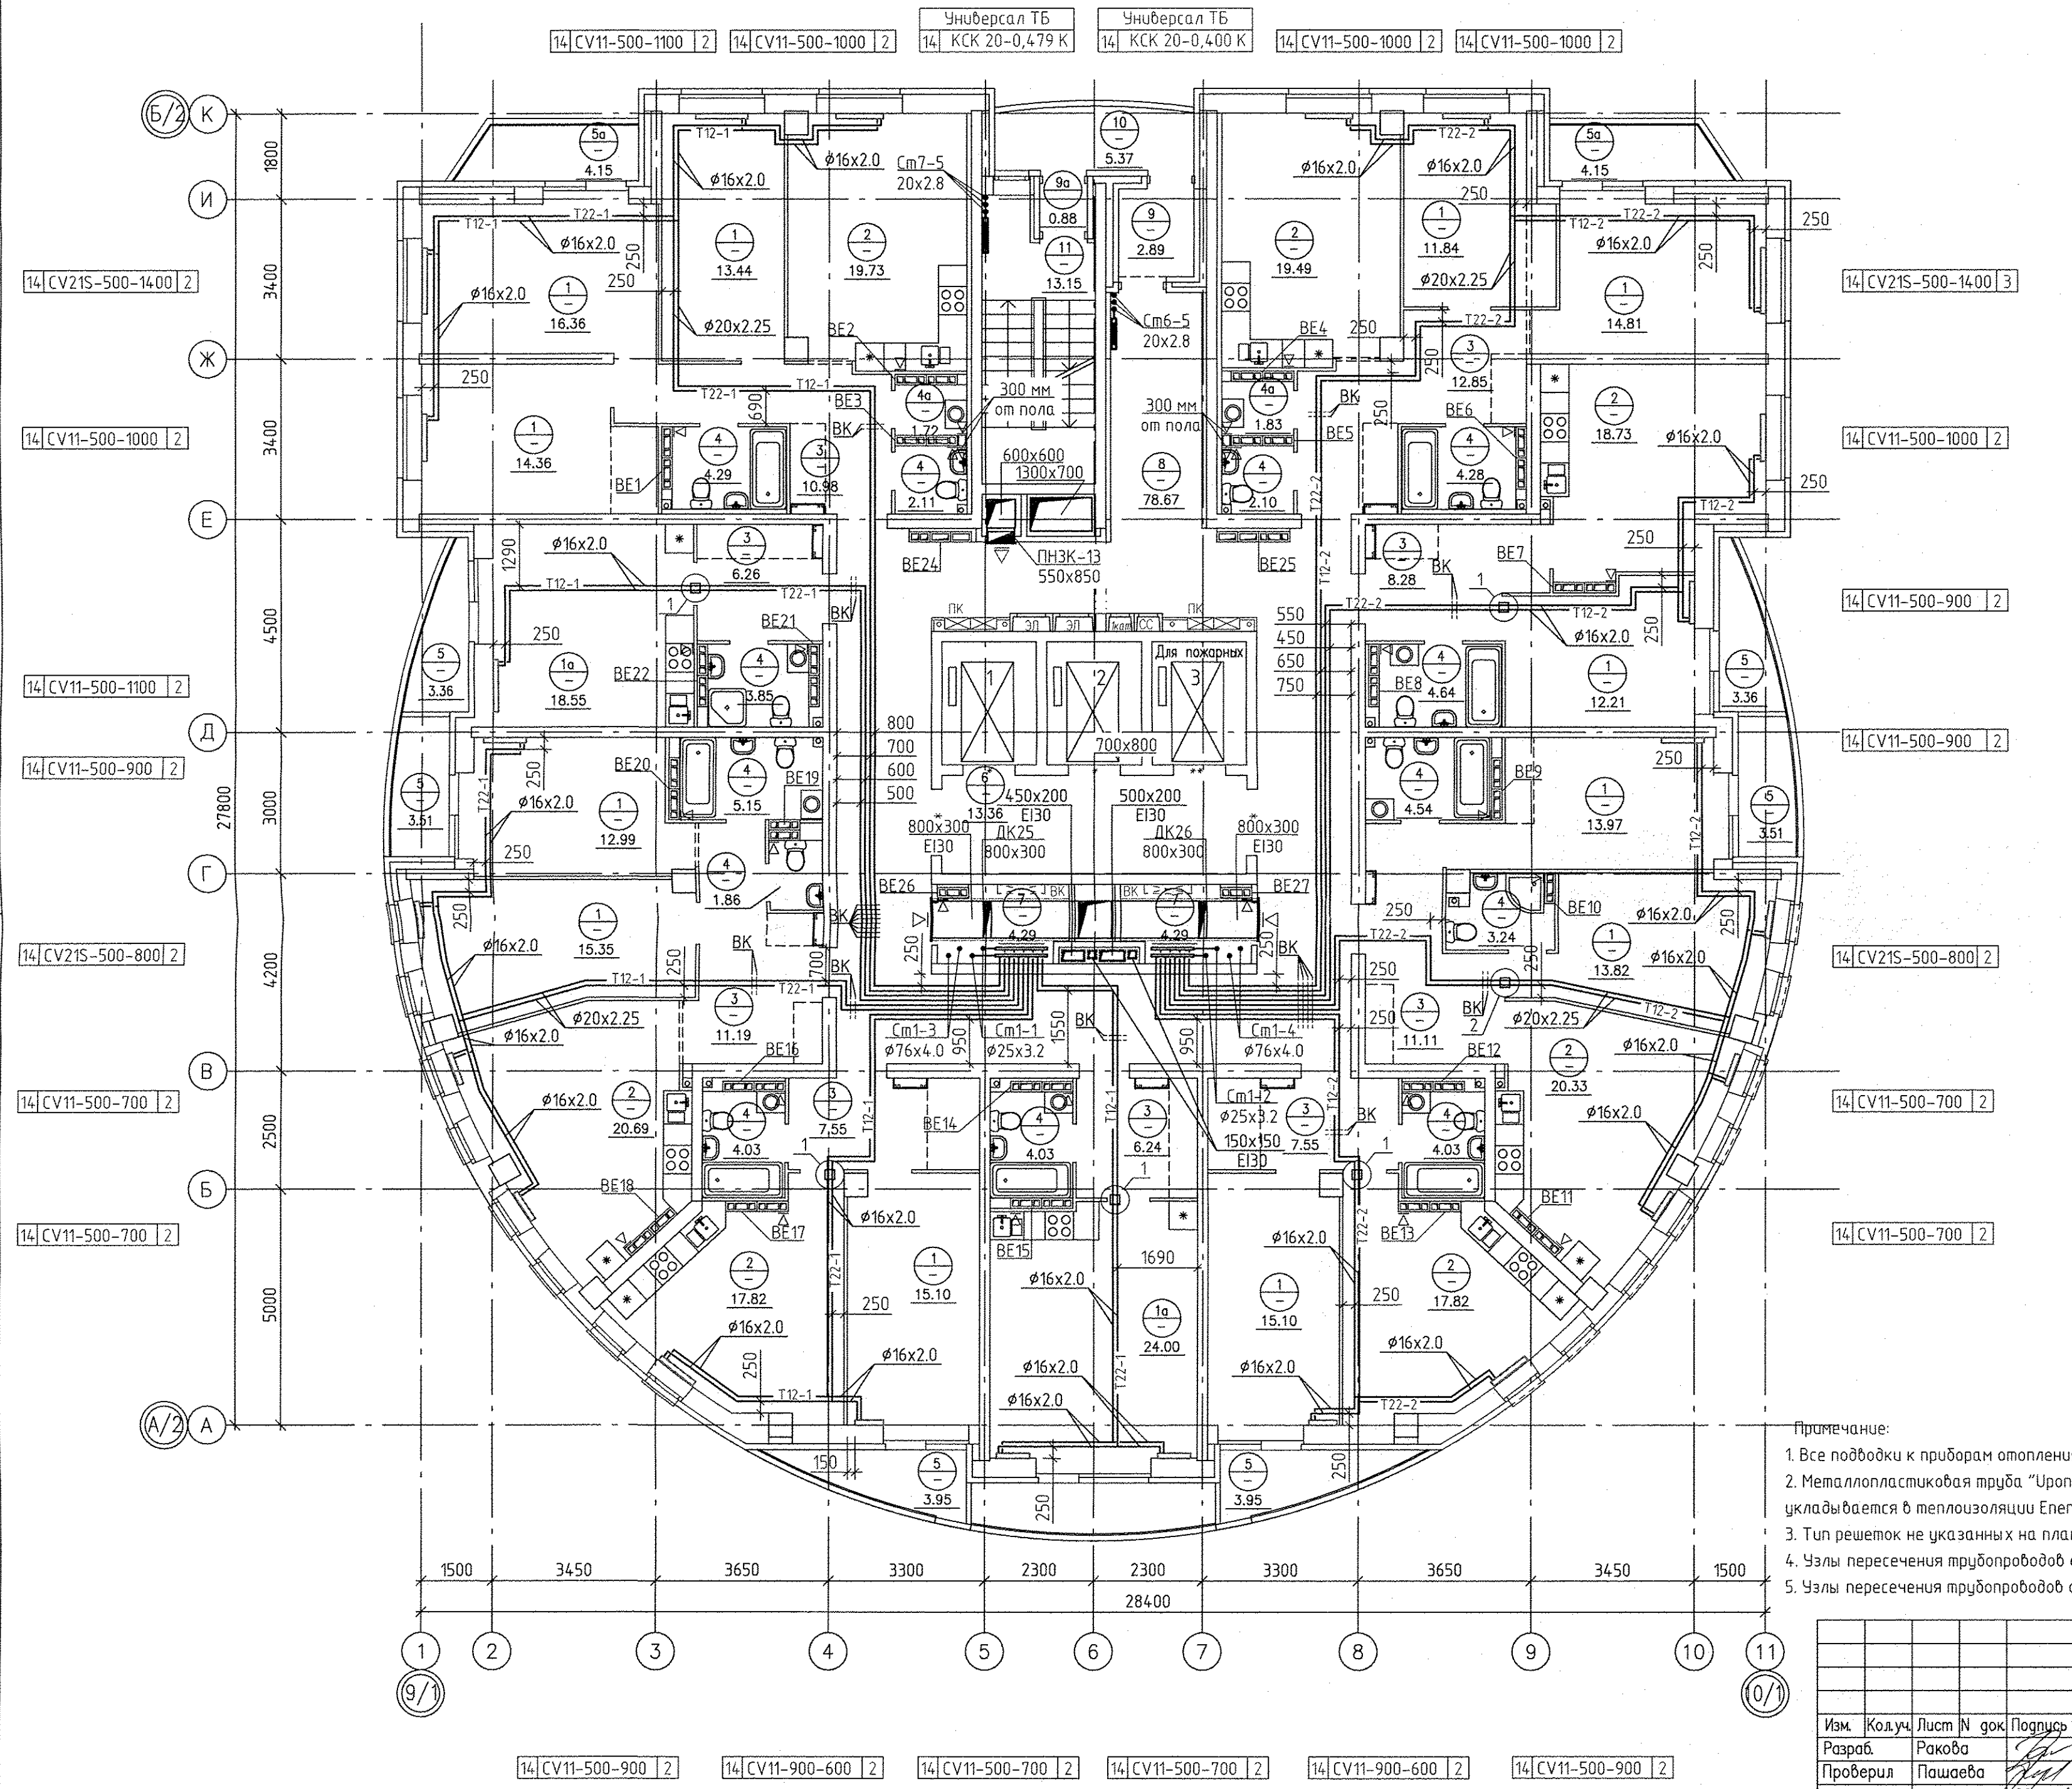


АПУ.052-010-ОВ					
Застройка по ул. Просторной - Павлодарской в Чкаловском районе г. Екатеринбург (участок №2). Жилые дома со встроенно-пристроенными помещениями общественного назначения, трансформаторной подстанции и подземной автостоянкой.					
Изм.	Код уч.	Лист № док.	Подпись	Дата	
Разраб.	Ракова			17.06.19	
Проверил	Пашаева			17.06.19	
Гл. спец.	Пашаева			17.06.19	
27-этажный жилой дом N10				Стадия	Лист
				Р	12
				Листов	33
План 14-го этажа					
АО КОРПОРАЦИЯ АТОМСТРОЙКОМПЛЕКС					
Г А П	Бушуева			17.06.19	

06.19	Бородин	06.19	06.19	06.19
АР	Бушуева	ЭП	Каткова	БК
Инв.Н. подл.	Возм. инв.Н	Подпись и дата		


ЭКСПЛИКАЦИЯ ПОМЕЩЕНИЙ

Номер помещения	Наименование	Площадь, м ²	Кат. помещения
ПОМЕЩЕНИЯ КВАРТИР (НА ЭТАЖ)			
1	Жилые комнаты	169.35	
1а	Общие жилые комнаты с зоной кухни	42.55	
2	Кухни	134.61	
3	Прихожие	82.01	
4	Санузлы	48.15	
4а	Постирочные	3.55	
	Итого:	480.22	
ЛЕТНИЕ ПОМЕЩЕНИЯ КВАРТИР			
5	Лоджии	26.86	
5а	Балконы	8.30	
	Итого летних помещений:	35.16	
ОБЩЕДОМОВЫЕ ПОМЕЩЕНИЯ			
6	Лифтовый холл	13.36	
7	Помещения для общедомовых коммуникаций	8.58	
8	Коридор	78,67	
9	Тамбур	2.89	
9а	Тамбур	0,88	
10	Переходная лоджия	5.37	
11	Лестничная клетка	13.15	
	Итого общедомовых помещений:	122.9	
	Итого помещений на этаж:	638.28	

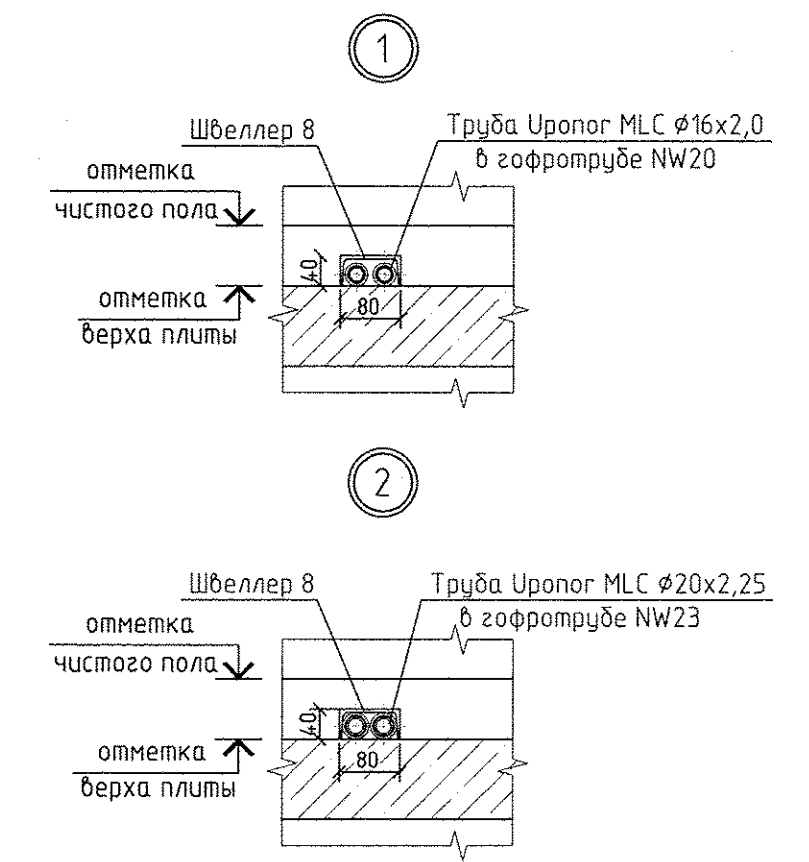

- Примечание:
1. Все подводы к приборам отопления "Ригто" выполнить трубой металлопластиковой "Уропог MLC" $\phi 16 \times 2,0$ мм.
 2. Металлопластиковая труба "Уропог MLC", проложенная в межквартирном коридоре от коллектора до квартиры, укладывается в теплоизоляции Energoflex Super Protect толщиной 9мм.
 3. Тип решеток не указанных на плане принять регулируемые вентиляционные решетки 150x200.
 4. Узлы пересечения трубопроводов отопления и водоснабжения см. на схеме лист 31.
 5. Узлы пересечения трубопроводов отопления при поворотах и ответвлениях см. на схеме лист 32.

Изм.			Лист № док.			Дата			
Разраб.	Ракова	17.06.19	Лист	13	Листов	33	АПУ.052-010-0В Застройка по ул. Просторной - Павлодарской в Чкаловском районе г. Екатеринбурга (участок N2). Жилые дома со встроенно-пристроенными помещениями общественного назначения, трансформаторной подстанцией и подземной автостоянкой.		
Проверил	Пашаева	17.06.19	Статус	Р	Лист	33			
Гл. спец.	Пашаева	17.06.19	27-этажный жилой дом N10			План 15-го этажа			
Г А П Бушуева 17.06.19			АО КОРПОРАЦИЯ АТОМСТРОЙКОМПЛЕКС						

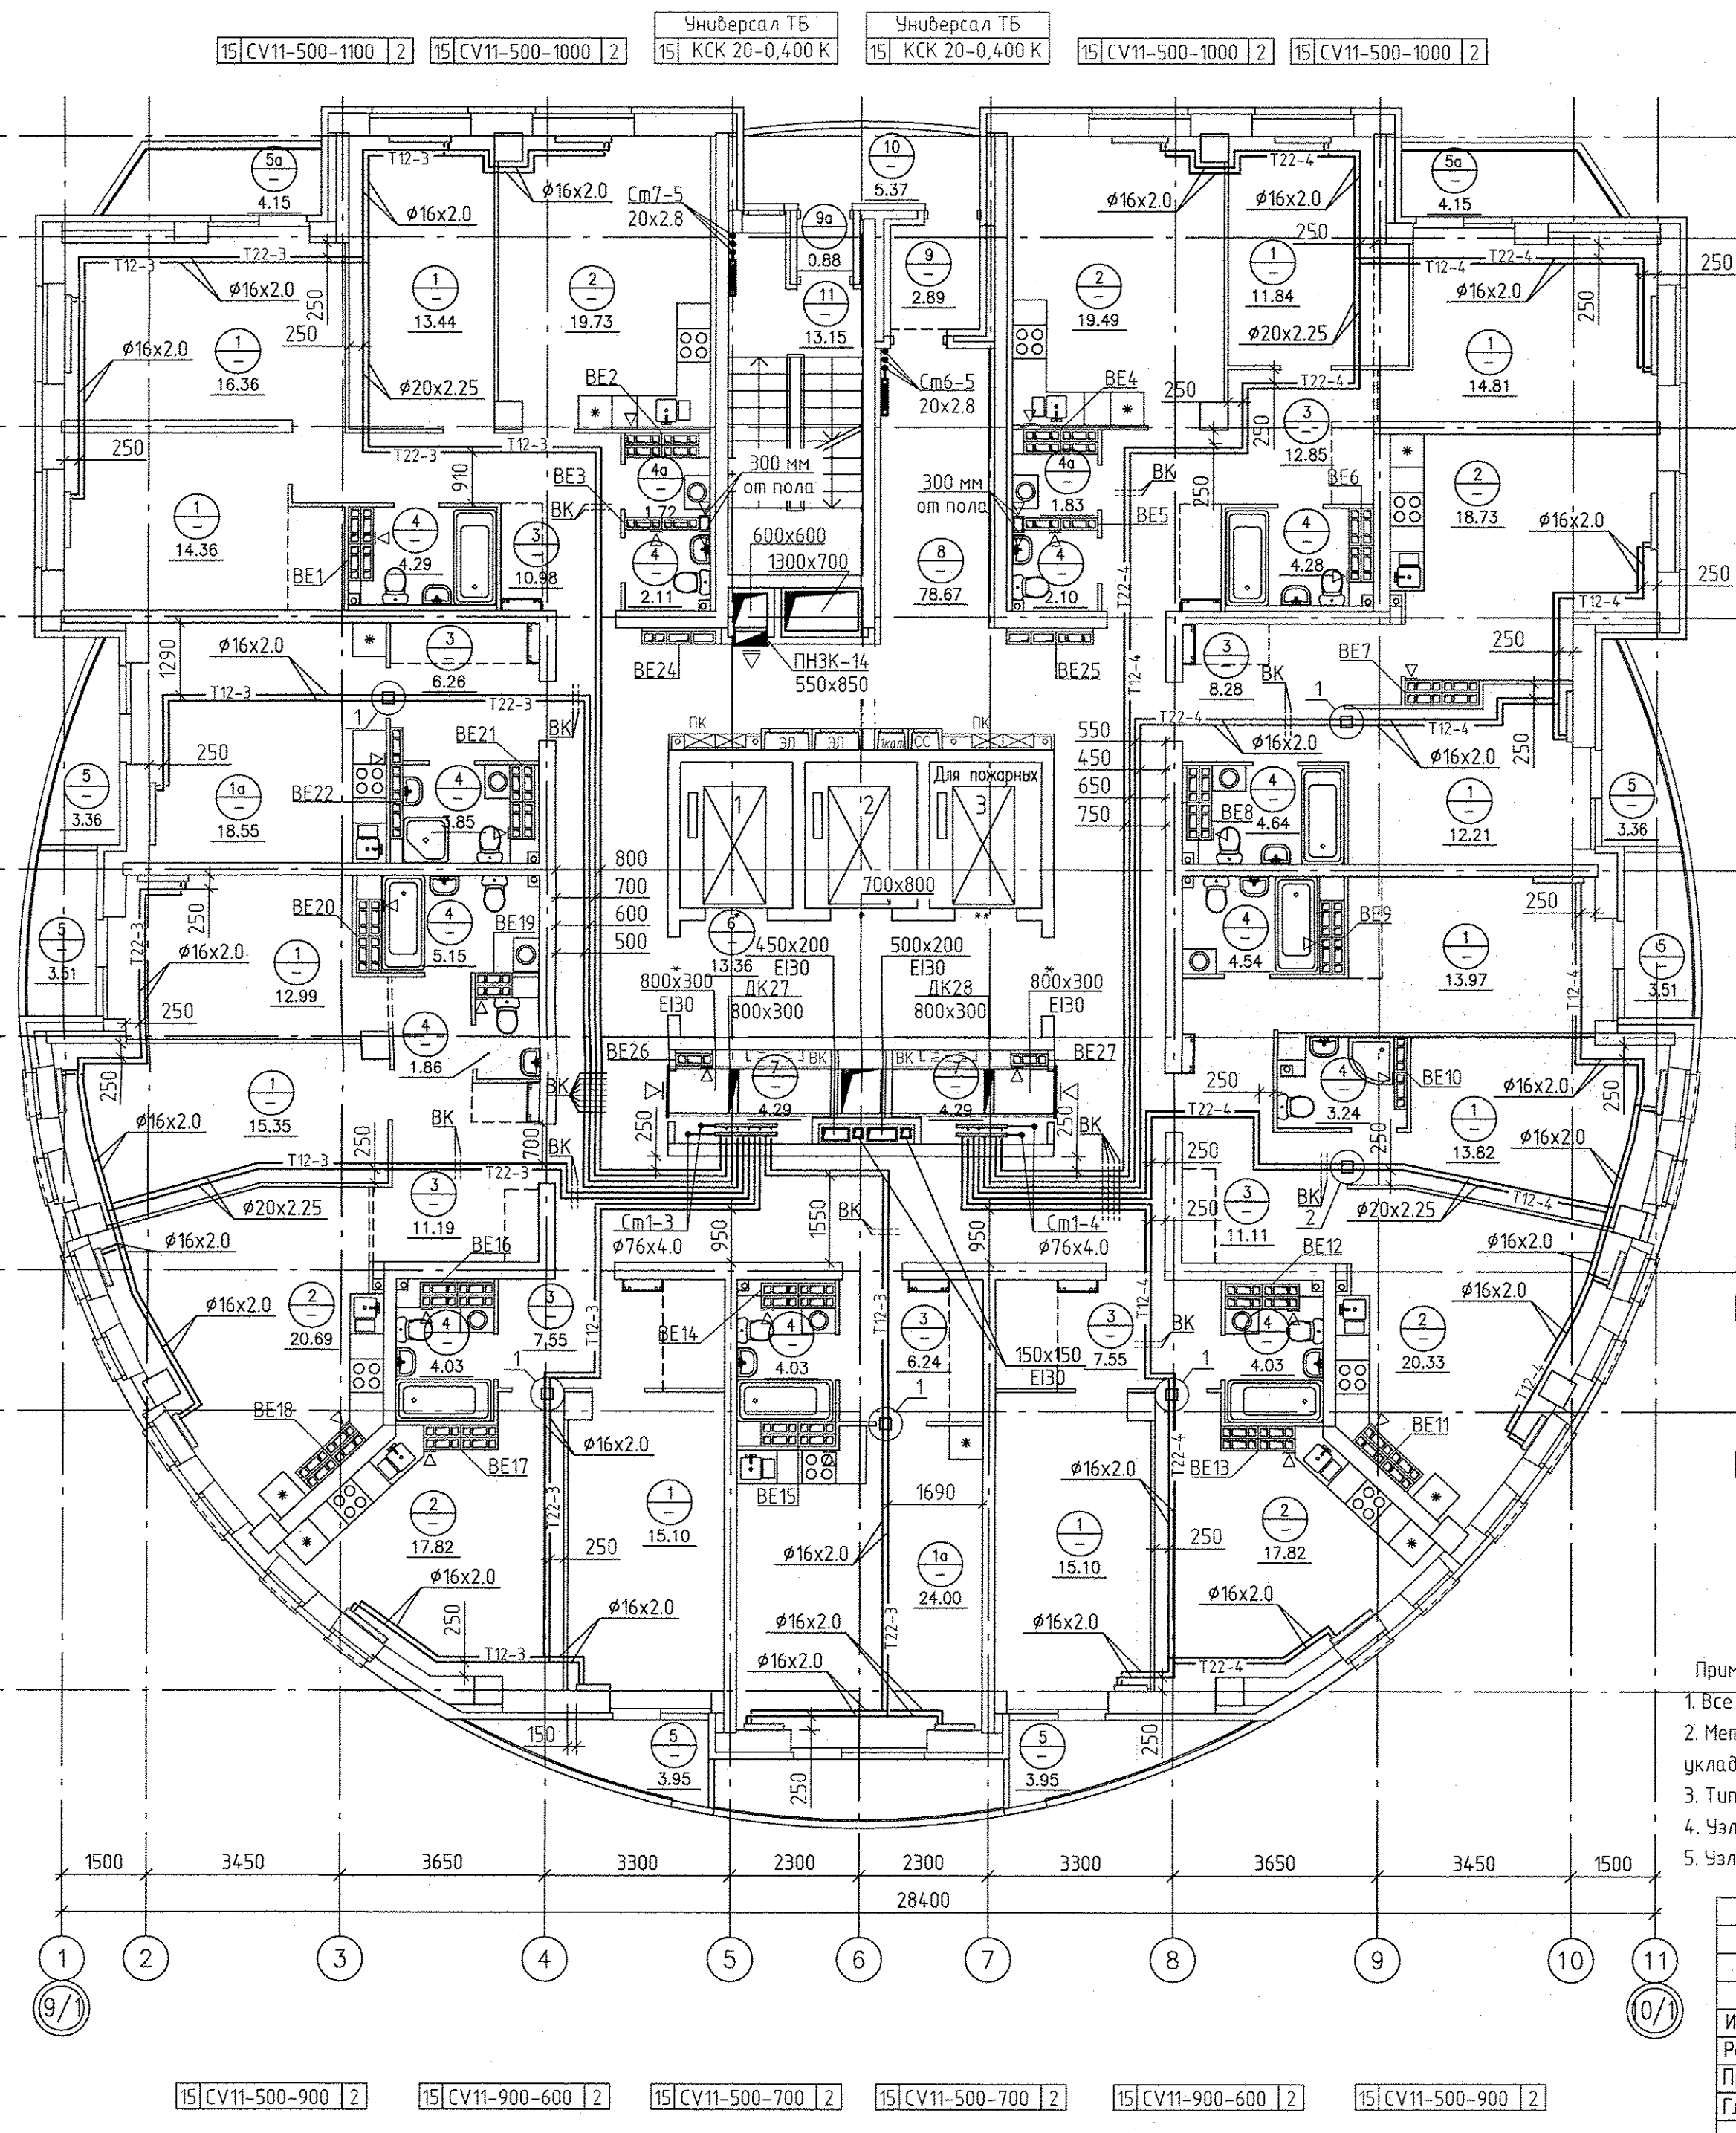

06.19	Бородин	06.19	06.19	06.19
АР	Бушуева	ЭП	Каткова	ВК
Инв.Н. подл.	Важ. инв.Н	Подпись и дата		

15|CV11-500-1100|2 15|CV11-500-1000|2 15|KCK 20-0,400 K 15|KCK 20-0,400 K 15|CV11-500-1000|2 15|CV11-500-1000|2

15|CV21S-500-1400|2 15|CV11-500-1000|2 15|CV11-500-1100|2 15|CV11-500-900|2 15|CV21S-500-800|2 15|CV11-500-700|2 15|CV11-500-700|2 15|CV11-500-700|2 15|CV11-500-900|2 15|CV11-900-600|2 15|CV11-500-700|2 15|CV11-500-700|2 15|CV11-900-600|2 15|CV11-500-900|2

1500 3450 3650 3300 2300 2300 3300 3650 3450 1500



1800 3400 3400 4500 3000 4200 2500 5000

Б/2 К И Ж Е Д Г В Б А

9/1 10/1

ЭКСПЛИКАЦИЯ ПОМЕЩЕНИЙ

Номер помещения	Наименование	Площадь, м ²	Кол-во помещений
ПОМЕЩЕНИЯ КВАРТИР (НА ЭТАЖ)			
1	Жилые комнаты	169.35	
1а	Общие жилые комнаты с зоной кухни	42.55	
2	Кухни	134.61	
3	Прихожие	82.01	
4	Санузлы	48.15	
4а	Постирочные	3.55	
	Итого:	480.22	
ЛЕТНИЕ ПОМЕЩЕНИЯ КВАРТИР			
5	Лоджии	26.86	
5а	Балконы	8.30	
	Итого летних помещений:	35.16	
ОБЩЕДОМОВЫЕ ПОМЕЩЕНИЯ			
6	Лифтовый холл	13.36	
7	Помещения для общедомовых коммуникаций	8.58	
8	Коридор	78,67	
9	Тамбур	2.89	
9а	Тамбур	0,88	
10	Переходная лоджия	5,37	
11	Лестничная клетка	13,15	
	Итого общедомовых помещений:	122,9	
	Итого помещений на этаж:	638,28	

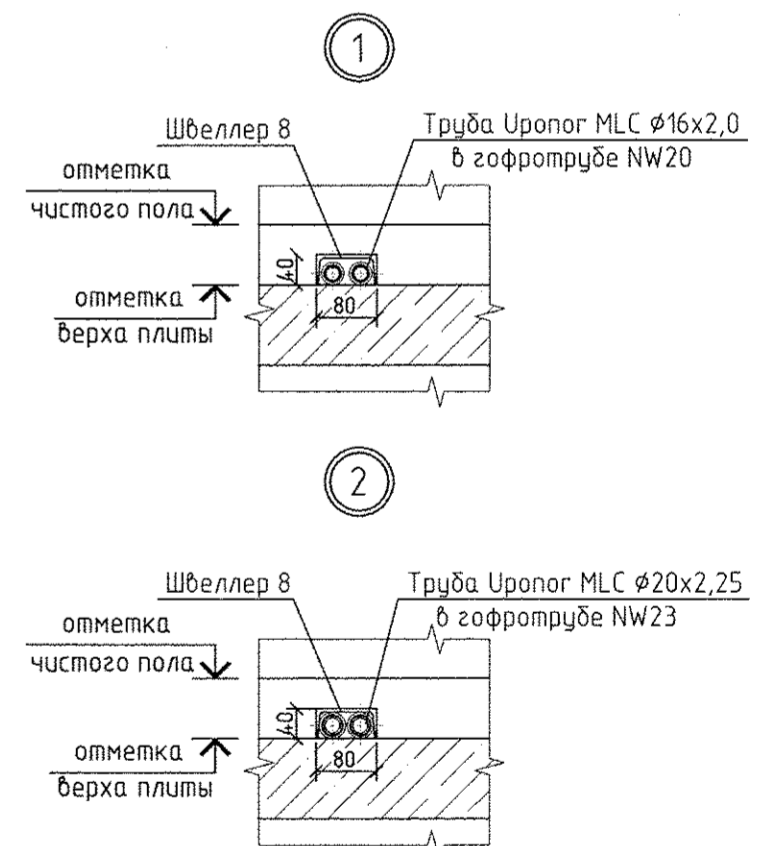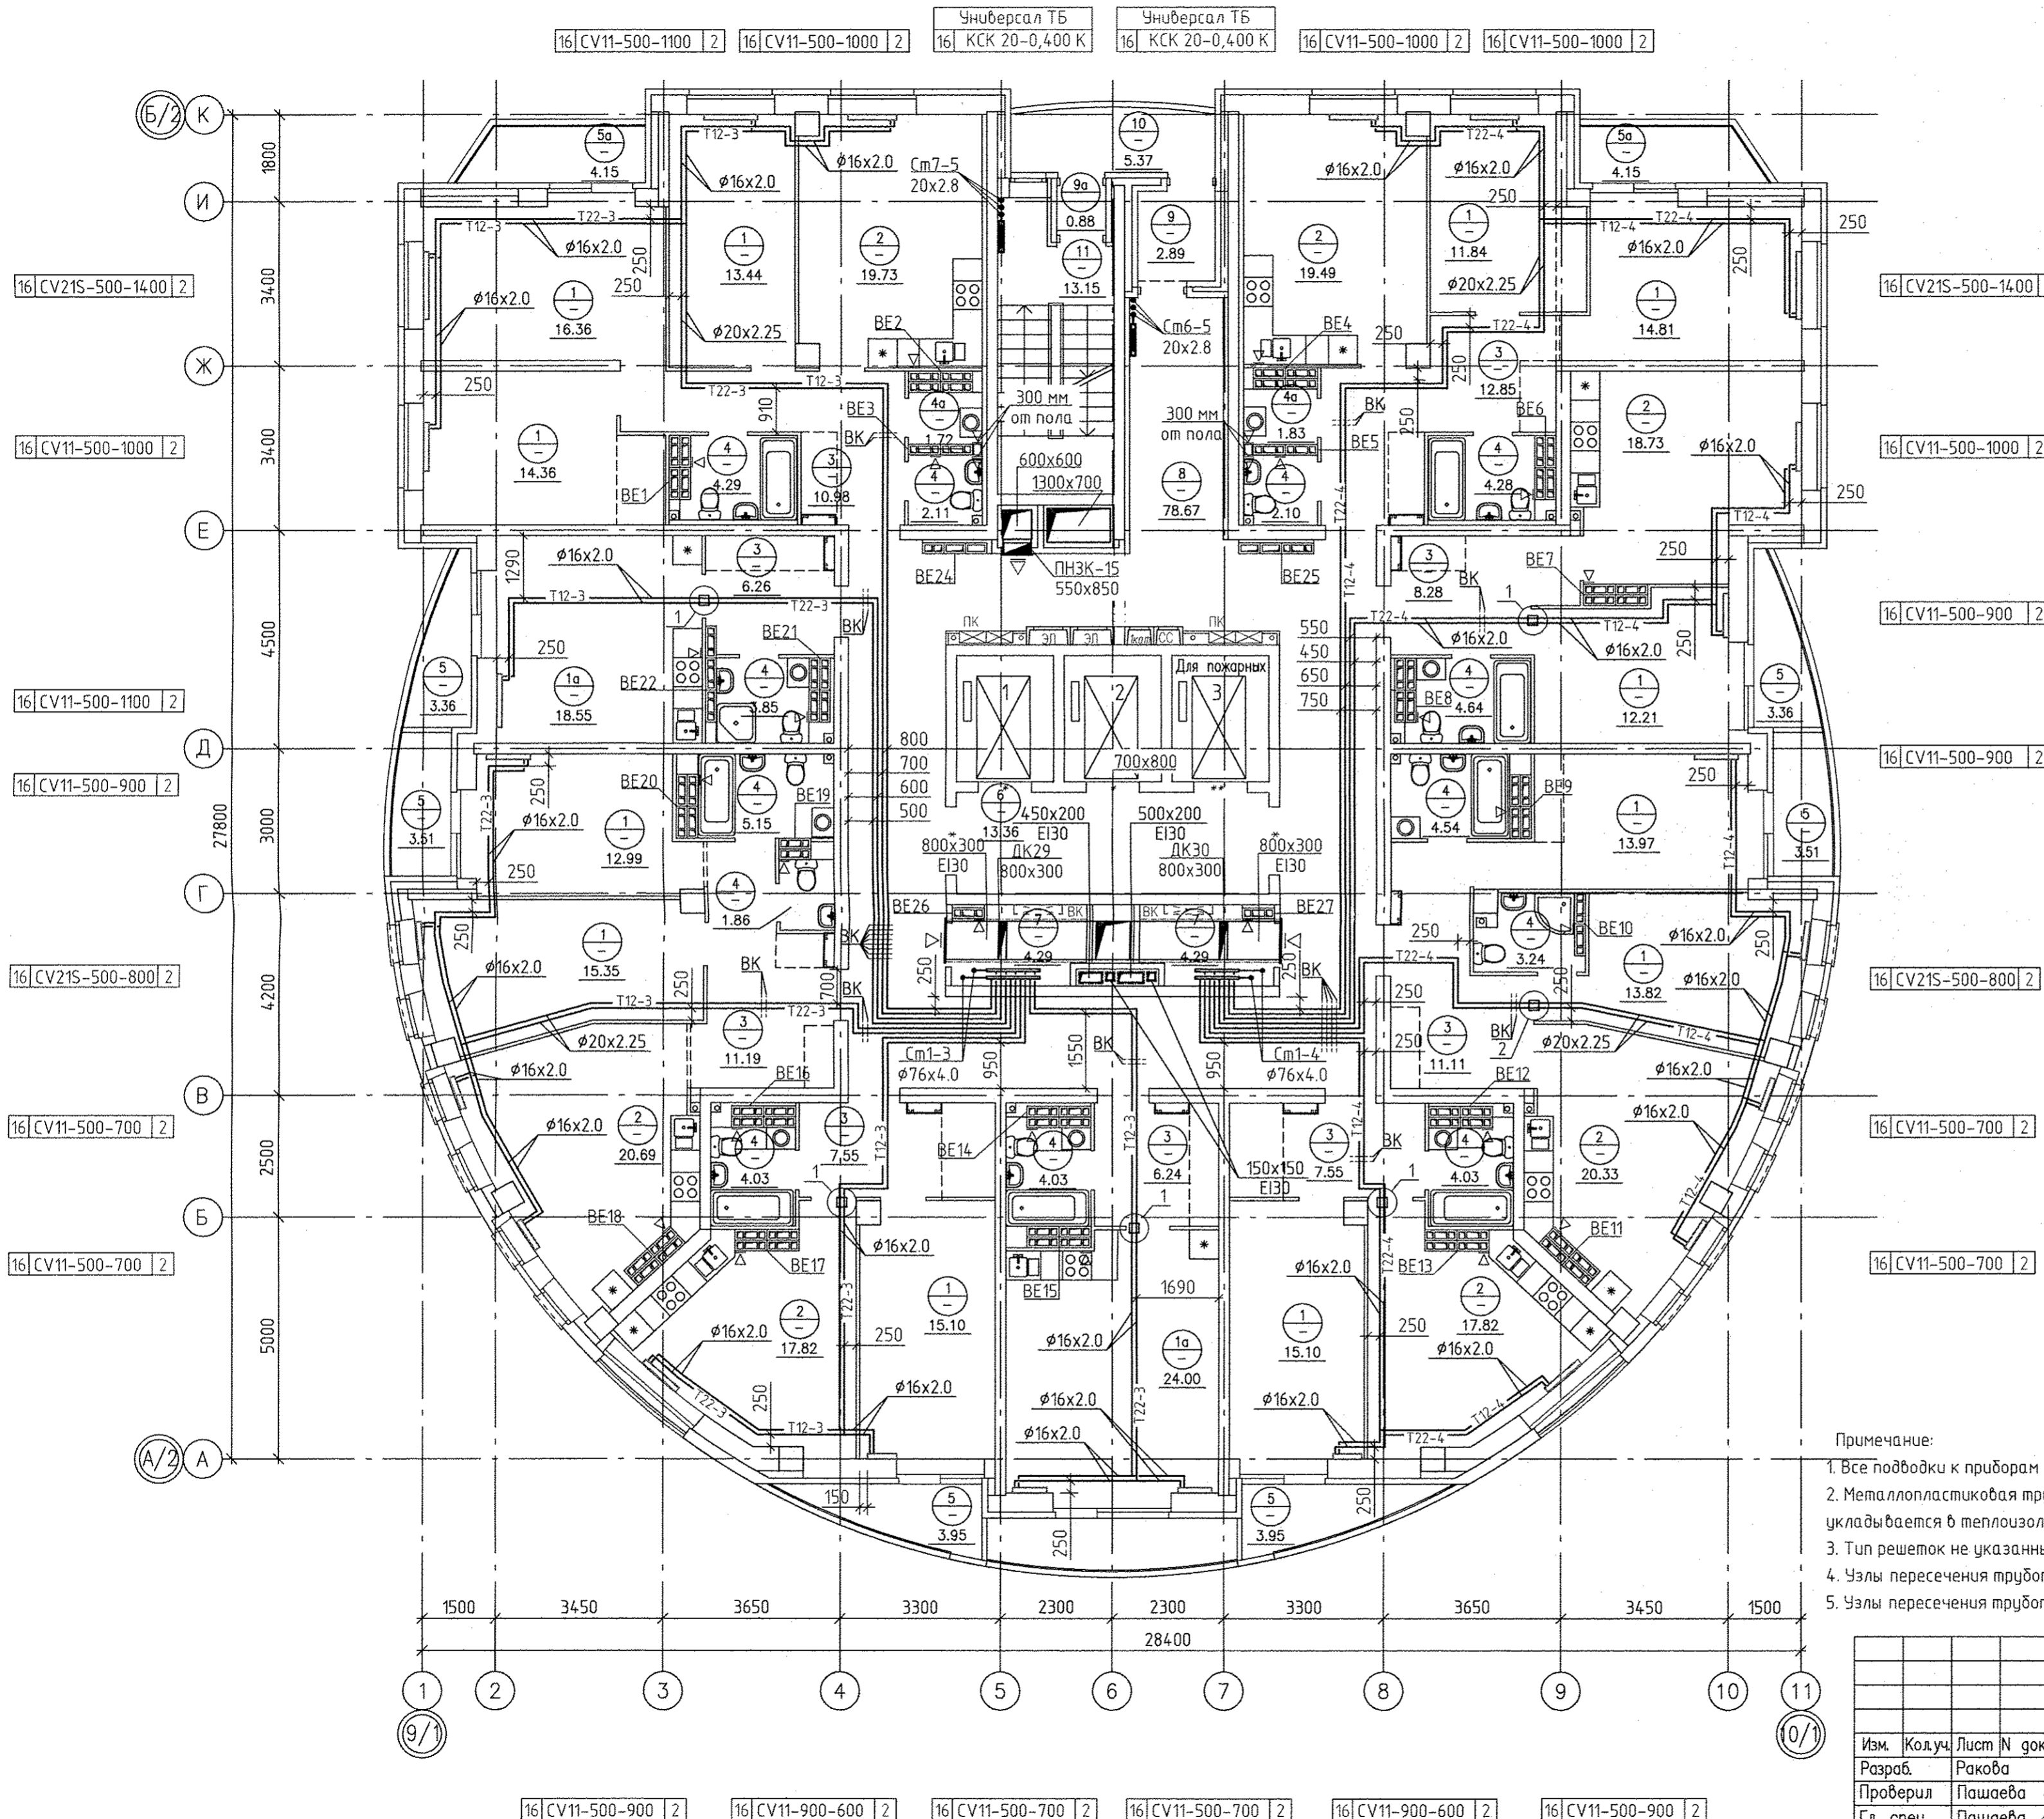


- Примечание:
1. Все подводы к приборам отопления "Ригто" выполнить трубой металлопластиковой "Уропог MLC" $\phi 16 \times 2,0$ мм.
 2. Металлопластиковая труба "Уропог MLC", проложенная в межквартирном коридоре от коллектора до квартиры, укладывается в теплоизоляции Energoflex Super Protect толщиной 9мм.
 3. Тип решеток не указанных на плане принять регулируемые вентиляционные решетки 150x200.
 4. Узлы пересечения трубопроводов отопления и водоснабжения см. на схеме лист 31.
 5. Узлы пересечения трубопроводов отопления при поворотах и ответвлениях см. на схеме лист 32.

АПУ.052-010-0В					
Застройка по ул. Просторной - Павлодарской в Чкаловском районе г. Екатеринбург (участок N2). Жилые дома со встроенно-пристроенными помещениями общественного назначения, трансформаторной подстанцией и подземной автостоянкой.					
Изм.	Колуч.	Лист N док.	Подпись	Дата	
Разраб.	Ракова			17.06.19	
Проверил	Пашаева			17.06.19	
Гл. спец.	Пашаева			17.06.19	
27-этажный жилой дом N10			Стация	Лист	Листов
			Р	14	33
План 16-го этажа					
АО КОРПОРАЦИЯ АТОМСТРОЙКОМПЛЕКС					
Г А П	Бушуева			17.06.19	

06.19
Бородина
06.19
06.19
06.19
Бушуева
Капкава
Алексеевко
АР
ЭП
БК
Вак. ш.б.Н
Подпись и дата
Инв.№ подл.


ЭКСПЛИКАЦИЯ ПОМЕЩЕНИЙ

Номер помещения	Наименование	Площадь, м ²	Кат. помещения
ПОМЕЩЕНИЯ КВАРТИР (НА ЭТАЖ)			
1	Жилые комнаты	169.35	
1а	Общие жилые комнаты с зоной кухни	42.55	
2	Кухни	134.61	
3	Прихожие	82.01	
4	Санузлы	48.15	
4а	Постирочные	3.55	
	Итого:	480.22	
ЛЕТНИЕ ПОМЕЩЕНИЯ КВАРТИР			
5	Лоджи	26.86	
5а	Балконы	8.30	
	Итого летних помещений:	35.16	
ОБЩЕДОМОВЫЕ ПОМЕЩЕНИЯ			
6	Лифтовый холл	13.36	
7	Помещения для общедомовых коммуникаций	8.58	
8	Коридор	78.67	
9	Тамбур	2.89	
9а	Тамбур	0.88	
10	Переходная лоджия	5.37	
11	Лестничная клетка	13.15	
	Итого общедомовых помещений:	122.9	
	Итого помещений на этаж:	638.28	

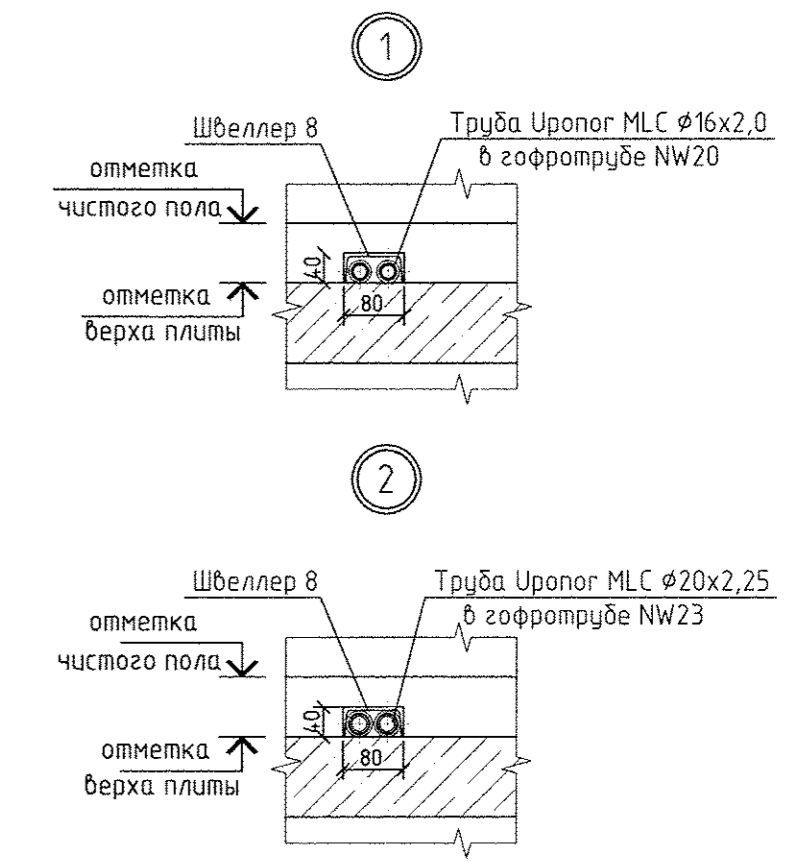

Примечание:

1. Все подводы к приборам отопления "Ригто" выполнить трубой металлопластиковой "Уропog MLC" $\phi 16 \times 2,0$ мм.
2. Металлопластиковая труба "Уропog MLC", проложенная в межквартирном коридоре от коллектора до квартиры, укладывается в теплоизоляции Energoflex Super Protect толщиной 9мм.
3. Тип решеток не указанных на плане принять регулируемые вентиляционные решетки 150x200.
4. Узлы пересечения трубопроводов отопления и водоснабжения см. на схеме лист 31.
5. Узлы пересечения трубопроводов отопления при поворотах и отблечениях см. на схеме лист 32.

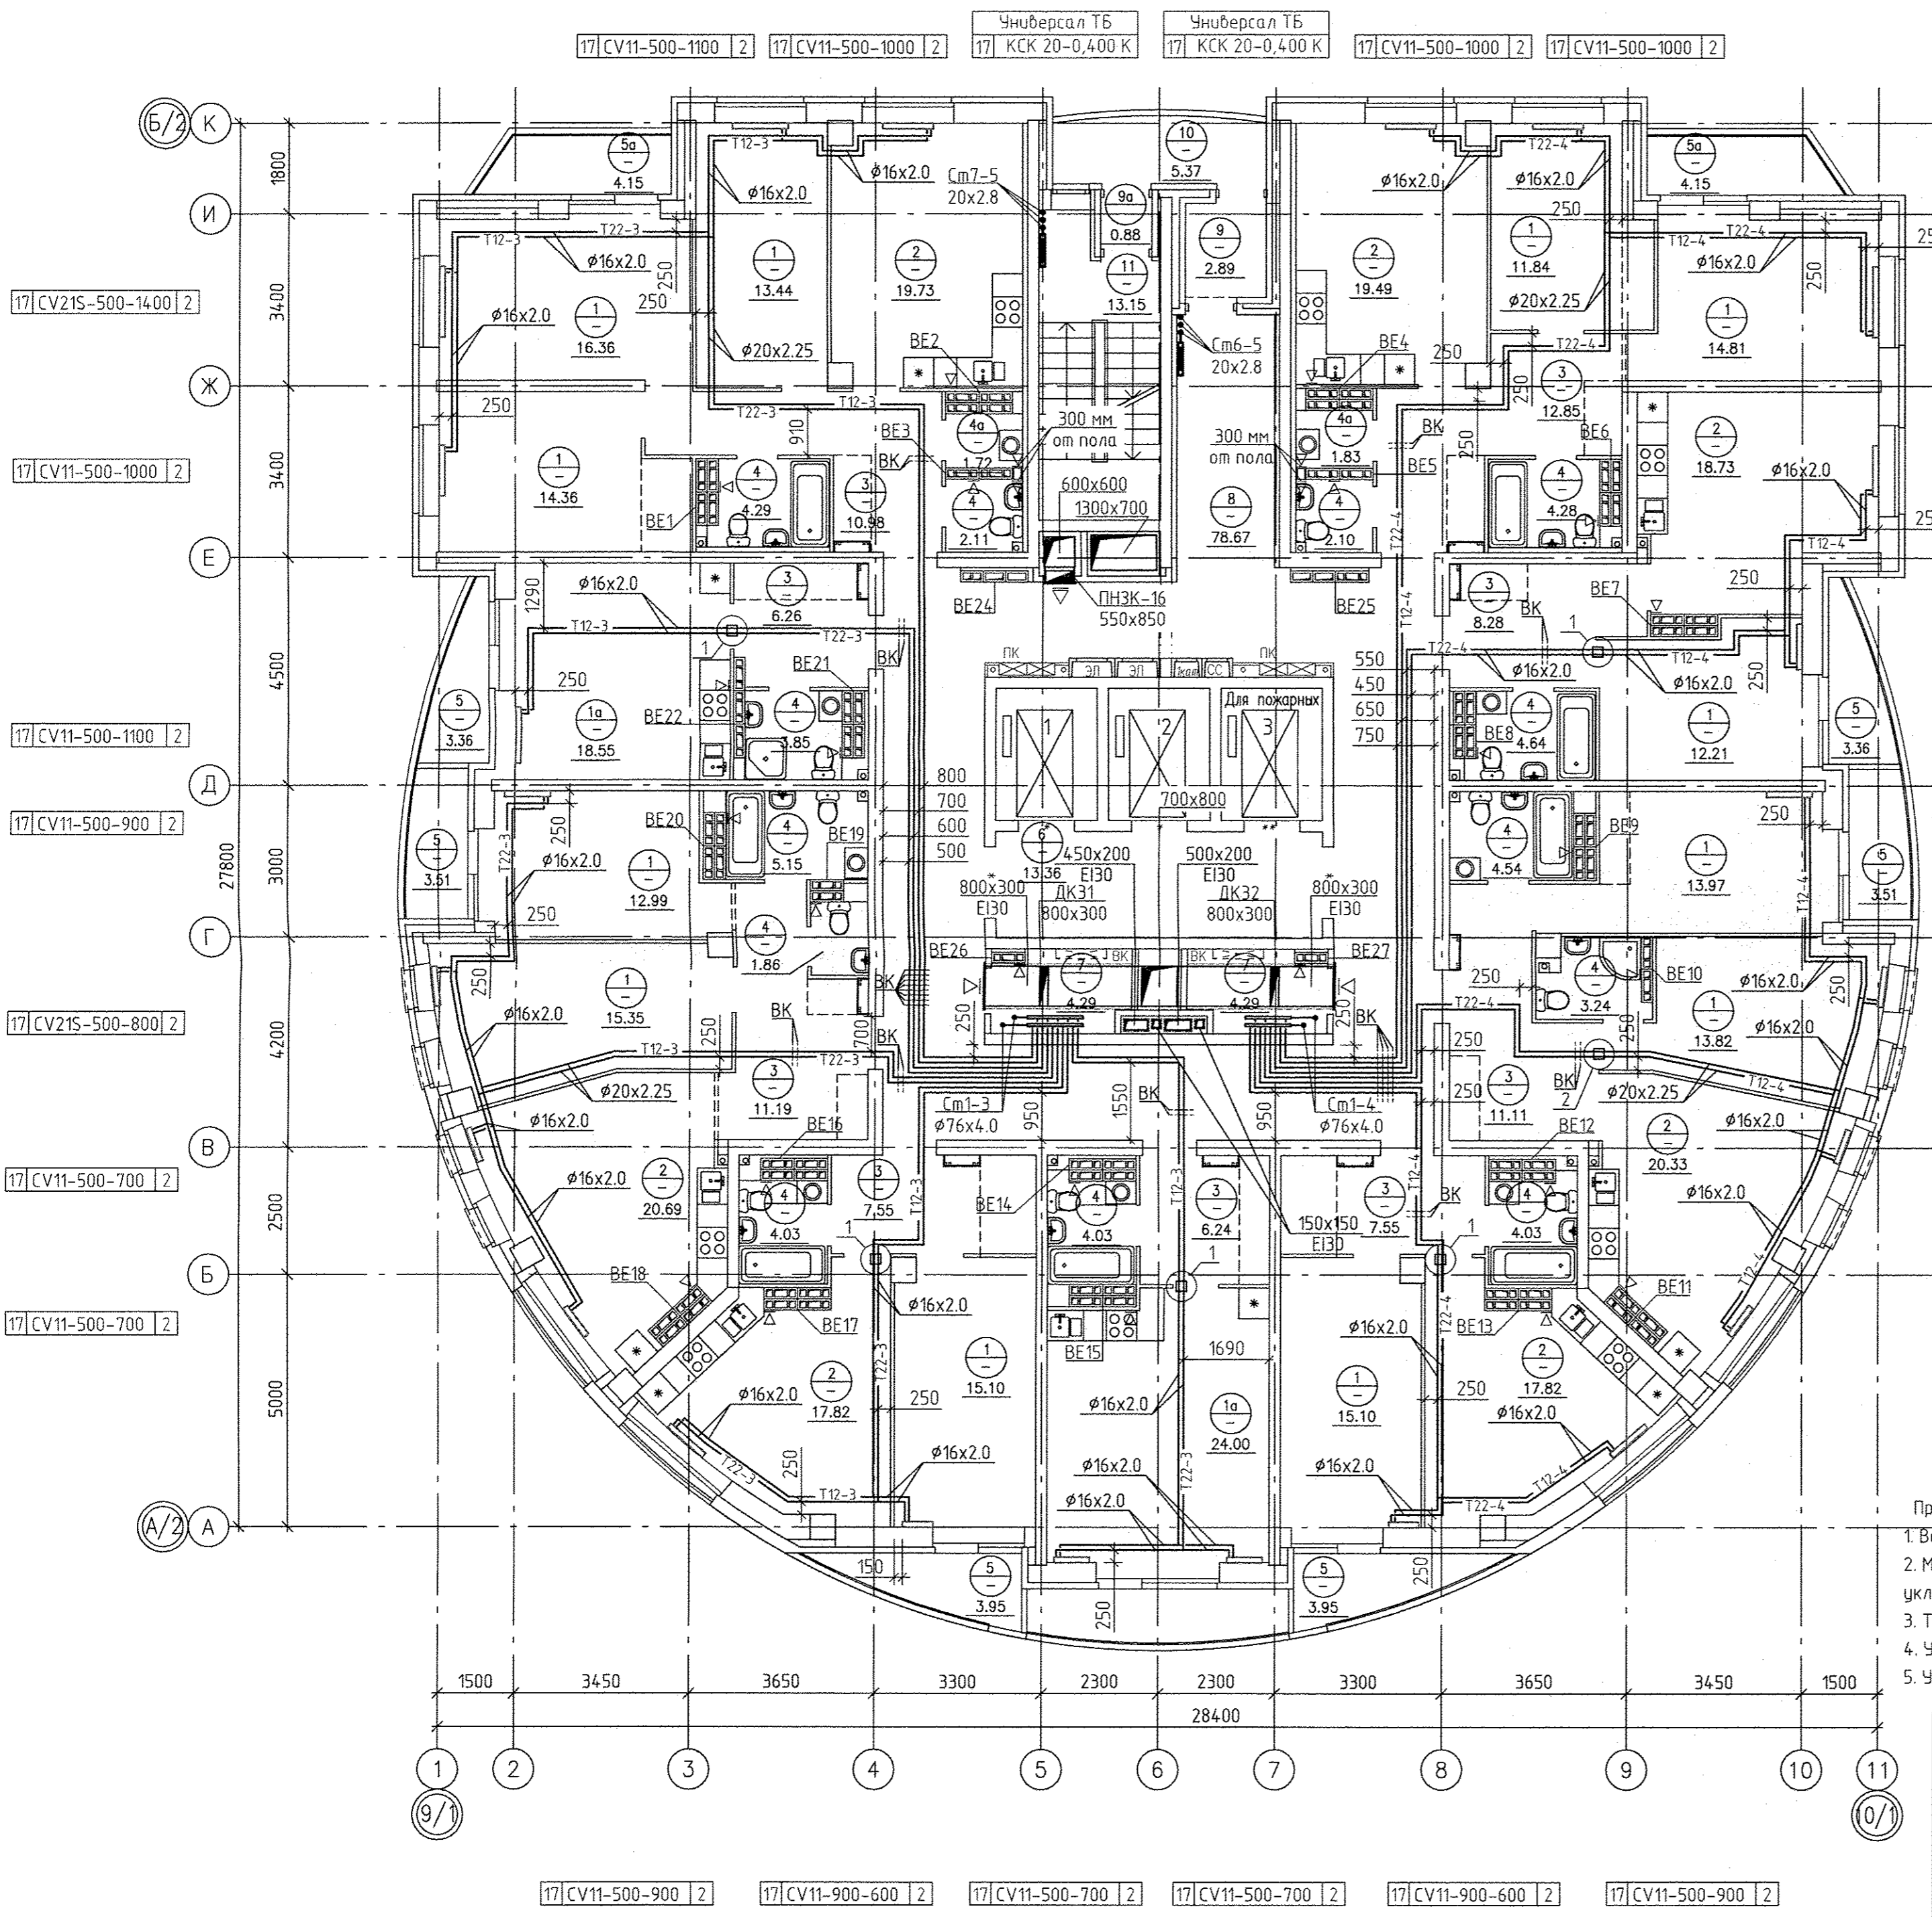


АПУ.052-010-0В					
Застройка по ул. Просторной - Павлодарской в Чкаловском районе г. Екатеринбург (участок №2). Жилые дома со встроенно-пристроенными помещениями общественного назначения, трансформаторной подстанцией и подземной автостоянкой.					
Изм.	Код уч.	Лист № док.	Подпись	Дата	
Разработчик	Ракова			17.06.19	
Проверил	Пашаева			17.06.19	
Гл. спец.	Пашаева			17.06.19	
27-этажный жилой дом N10			Стация	Лист	Листов
			Р	15	33
План 17-го этажа					АО КОРПОРАЦИЯ АТОМСТРОЙКОМПЛЕКС
Г А П	Бушueva			17.06.19	

06.19	Борогина	06.19	06.19	06.19
АР	Бушueva	ЭП	Каткова	ВК
Взам. инв.Н				
Подпись и дата				
Имя.Н. погл.				


ЭКСПЛИКАЦИЯ ПОМЕЩЕНИЙ

Номер помещения	Наименование	Площадь, м ²	Кол. помещений
ПОМЕЩЕНИЯ КВАРТИР (НА ЭТАЖ)			
1	Жилые комнаты	169.35	
1а	Общие жилые комнаты с зоной кухни	42.55	
2	Кухни	134.61	
3	Прихожие	82.01	
4	Санузлы	48.15	
4а	Постирочные	3.55	
	Итого:	480.22	
ЛЕТНИЕ ПОМЕЩЕНИЯ КВАРТИР			
5	Лоджии	26.86	
5а	Балконы	8.30	
	Итого летних помещений:	35.16	
ОБЩЕДОМОВЫЕ ПОМЕЩЕНИЯ			
6	Лифтовый холл	13.36	
7	Помещения для общедомовых коммуникаций	8.58	
8	Коридор	78,67	
9	Тамбур	2.89	
9а	Тамбур	0,88	
10	Переходная лоджия	5,37	
11	Лестничная клетка	13,15	
	Итого общедомовых помещений:	122,9	
	Итого помещений на этаж:	638,28	

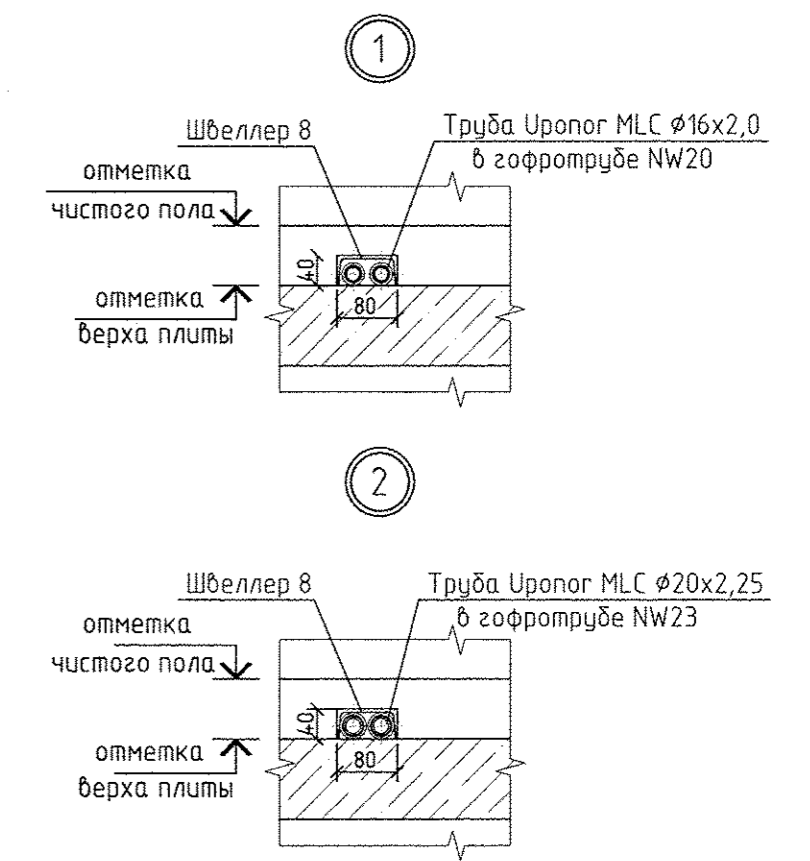

Примечание:

1. Все подводы к приборам отопления "Ригато" выполнить трубой металлопластикой "Уропег МЛС" $\phi 16 \times 2,0$ мм.
2. Металлопластиковая труба "Уропег МЛС", проложенная в межквартирном коридоре от коллектора до квартиры, укладывается в теплоизоляции Energoflex Super Protect толщиной 9мм.
3. Тип решеток не указанных на плане принять регулируемые вентиляционные решетки 150x200.
4. Узлы пересечения трубопроводов отопления и водоснабжения см. на схеме лист 31.
5. Узлы пересечения трубопроводов отопления при поворотах и ответвлениях см. на схеме лист 32.

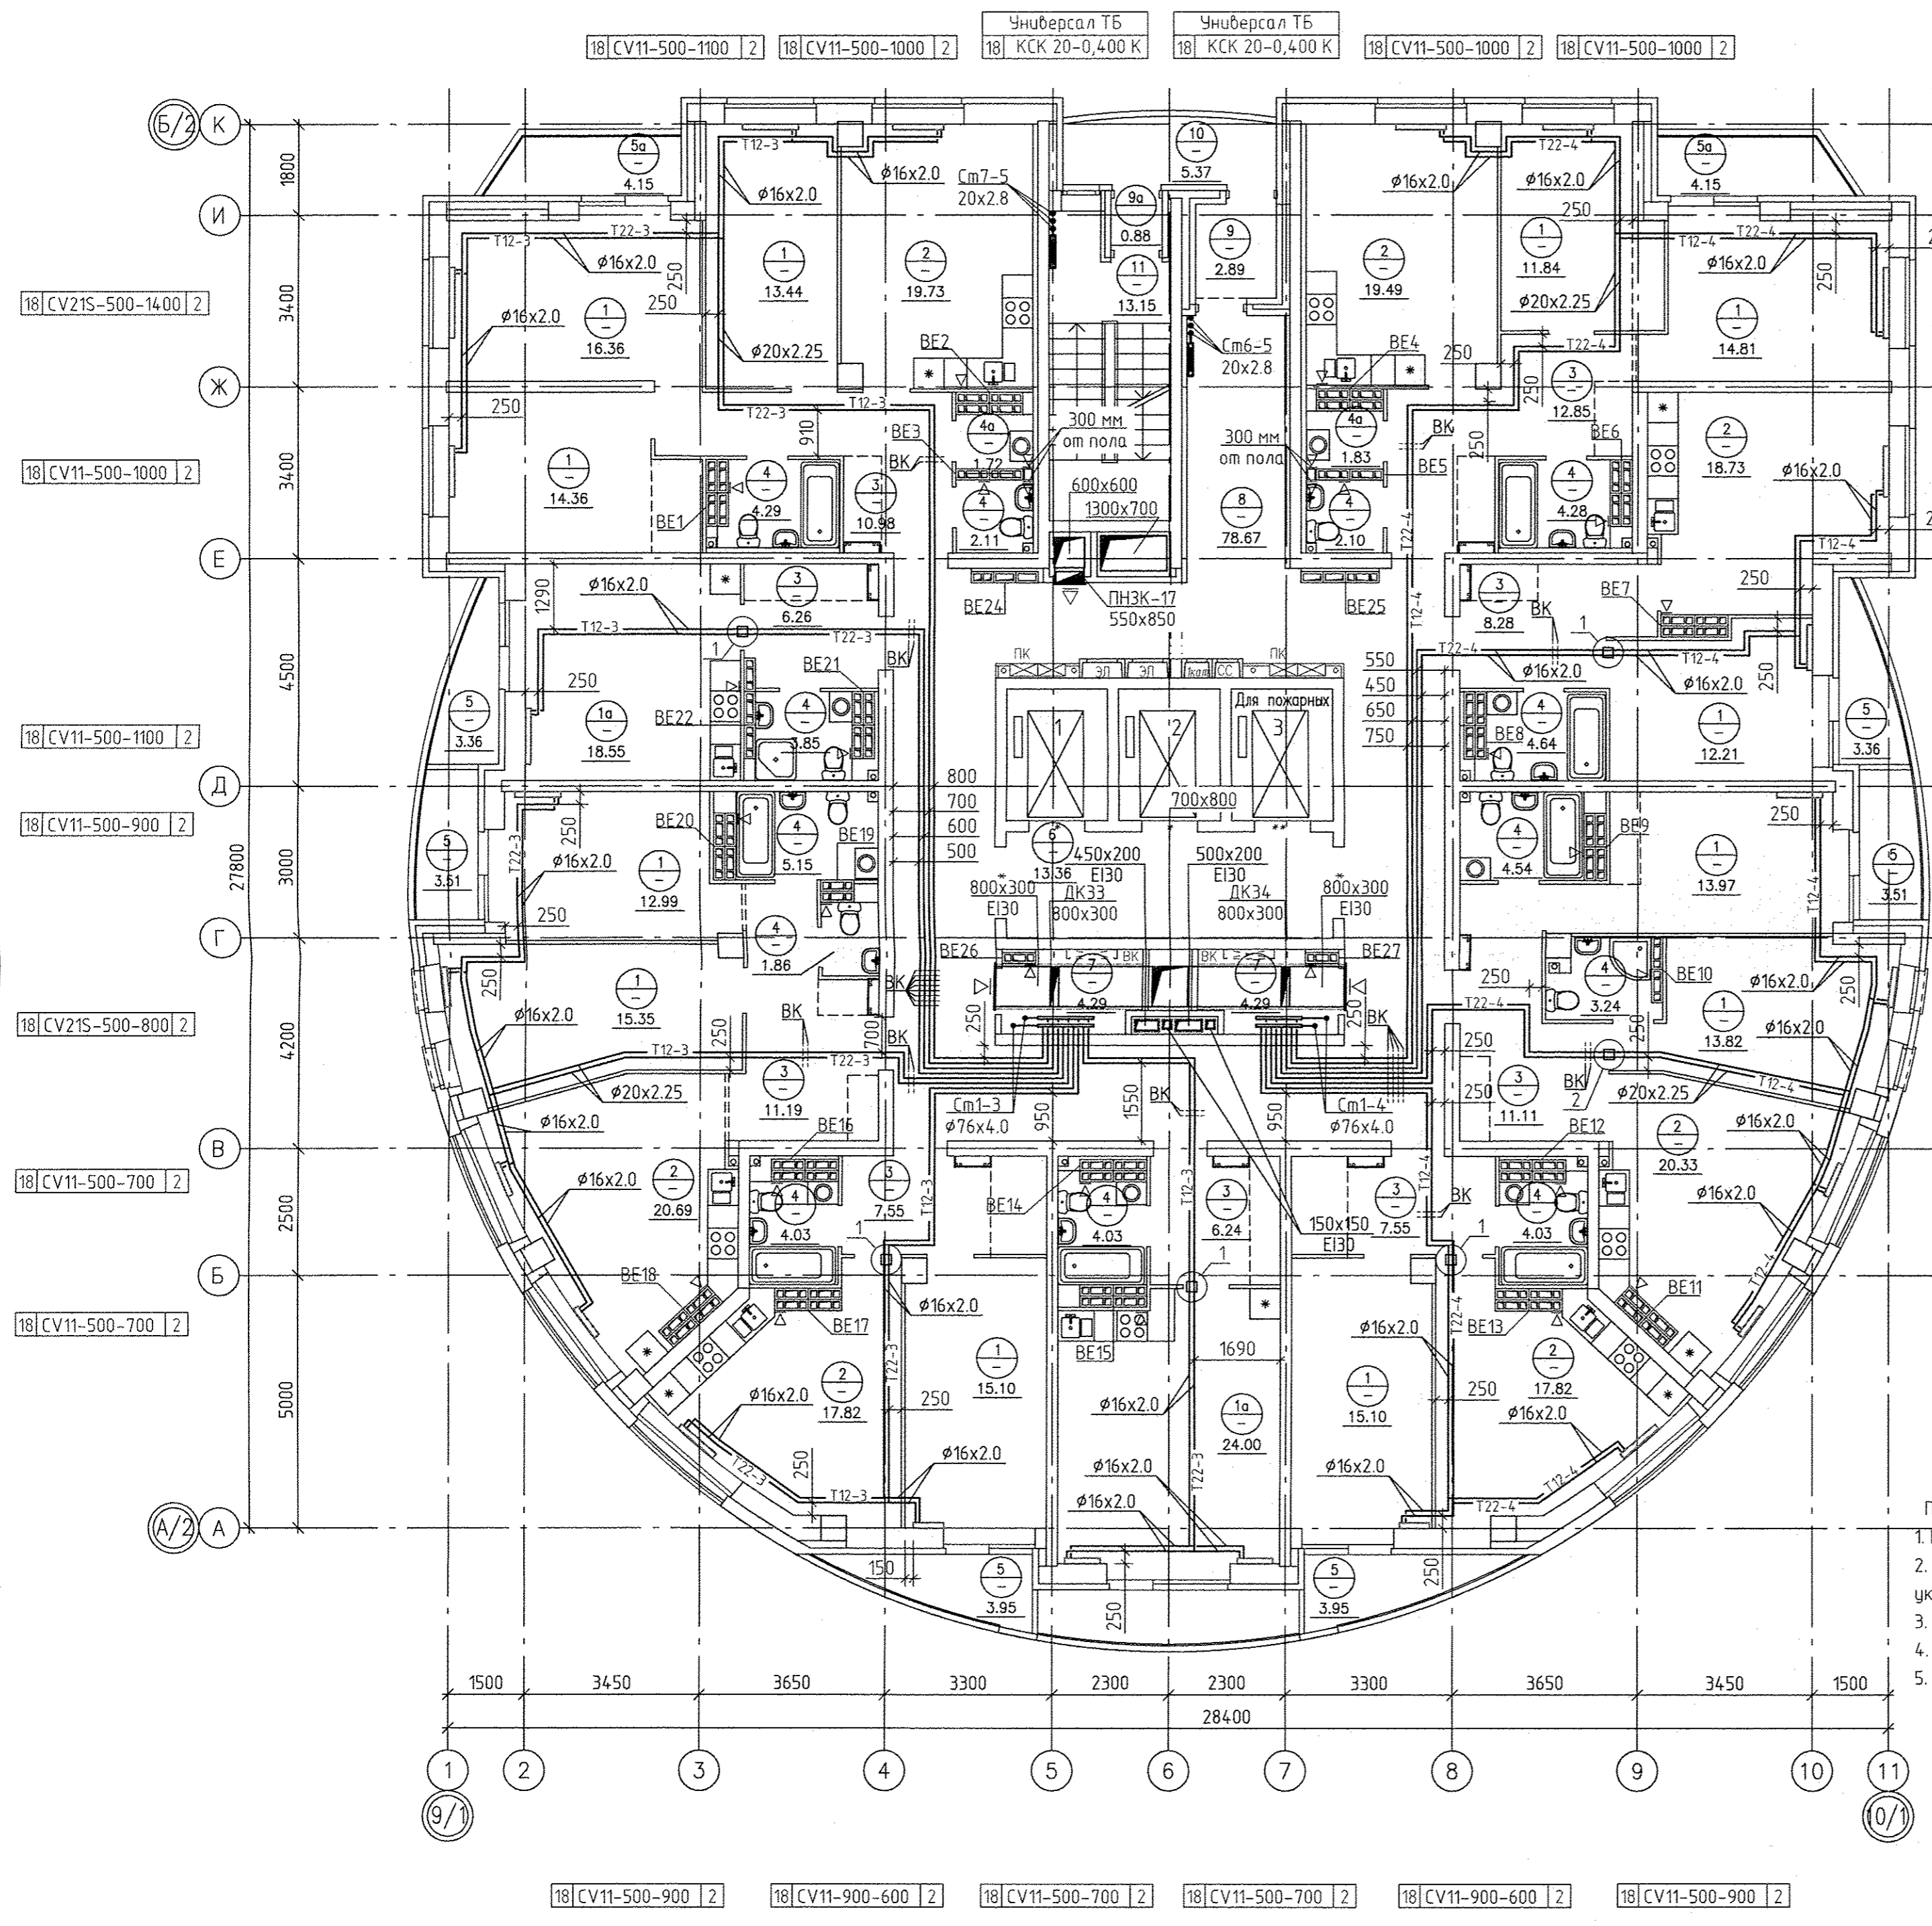


АПУ.052-010-0В					
Застройка по ул. Просторной - Павлодарской в Чкаловском районе г. Екатеринбург (участок N2). Жилые дома со встроенно-пристроенными помещениями общественного назначения, трансформаторной подстанцией и подземной автостоянкой.					
Изм.	Колуч	Лист N	док. Подпись	Дата	
Разраб.	Ракова			17.06.19	
Проверил	Пашаева			17.06.19	
Гл. спец.	Пашаева			17.06.19	
				27-этажный жилой дом N10	
				Стация	Лист
				Р	16
				Листов	33
План 18-го этажа					
АО КОРПОРАЦИЯ АТОМСТРОЙКОМПЛЕКС					

Инв.№ поз.	Взам. инв.№	Подпись и дата	06.19
АР	ЭП	ВК	06.19
Бушуева	Каткова	Алексеевню	06.19
Бородин	СС		06.19

ЭКСПЛИКАЦИЯ ПОМЕЩЕНИЙ

Номер помещения	Наименование	Площадь, м ²	Кол-во помещений
ПОМЕЩЕНИЯ КВАРТИР (НА ЭТАЖ)			
1	Жилые комнаты	169.35	
1а	Общие жилые комнаты с зоной кухни	42.55	
2	Кухни	134.61	
3	Прихожие	82.01	
4	Санузлы	48.15	
4а	Постирочные	3.55	
Итого:		480.22	
ЛЕТНИЕ ПОМЕЩЕНИЯ КВАРТИР			
5	Лоджии	26.86	
5а	Балконы	8.30	
Итого летних помещений:		35.16	
ОБЩЕДОМОВЫЕ ПОМЕЩЕНИЯ			
6	Лифтовый холл	13.36	
7	Помещения для общедомовых коммуникаций	8.58	
8	Коридор	78.67	
9	Тамбур	2.89	
9а	Тамбур	0.88	
10	Переходная лоджия	5.37	
11	Лестничная клетка	13.15	
Итого общедомовых помещений:		122.9	
Итого помещений на этаж:		638.28	

Фрагмент плана 19 этажа

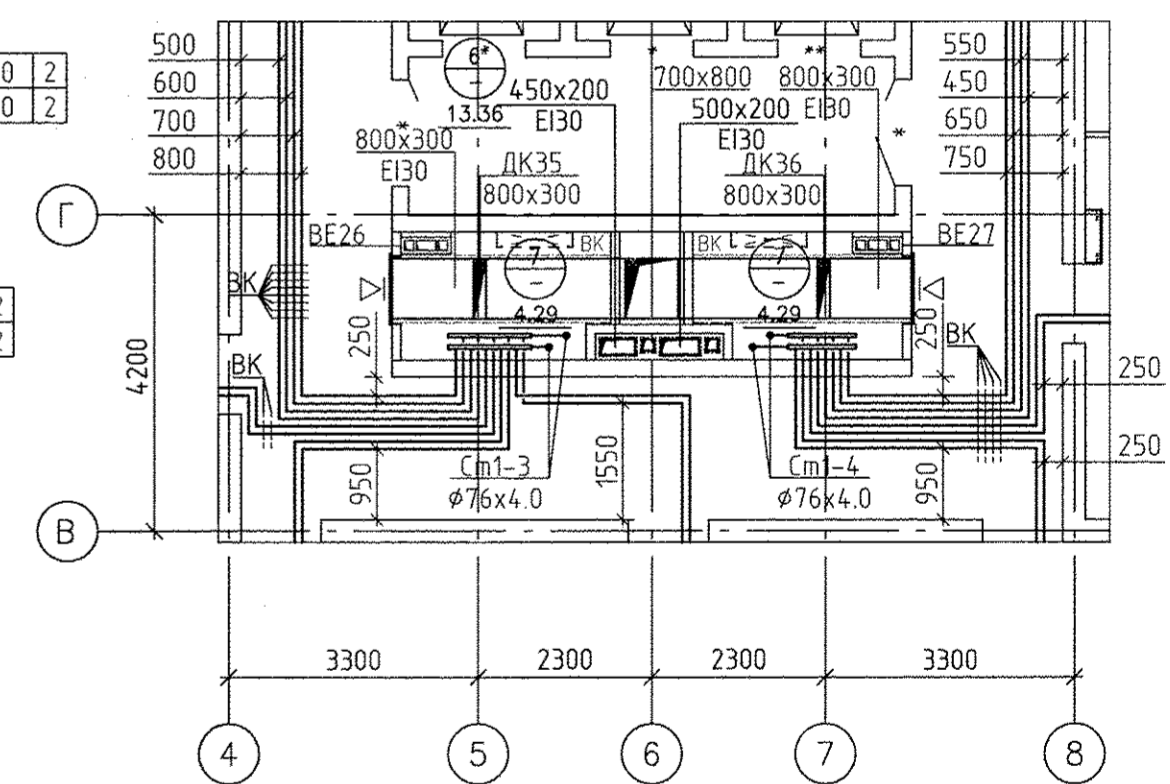


Примечание:

1. Все подводы к приборам отопления "Ригто" выполнить трубой металлопластиковой "Уропог МЛС" $\phi 16 \times 2,0$ мм.
2. Металлопластиковая труба "Уропог МЛС", проложенная в межквартирном коридоре от коллектора до квартиры, укладывается в теплоизоляции Energoftex Super Protect толщиной 9мм.
3. Тип решеток не указанных на плане принять регулируемые вентиляционные решетки 150x200.
4. Узлы пересечения трубопроводов отопления и водоснабжения см. на схеме лист 31.
5. Узлы пересечения трубопроводов отопления при поворотах и ответвлениях см. на схеме лист 32.

Изм.	Код.уч.	Лист № док.	Подпись	Дата

АПУ.052-010-0В		
Застройка по ул. Просторной - Павлодарской в Чкаловском районе г. Екатеринбург (участок №2). Жилые дома со встроенно-пристроенными помещениями общественного назначения, трансформаторной подстанции и подземной автостоянкой.		
27-этажный жилой дом №10	Стация	Лист
	Р	17
Листов		33
План 19-20 этажа		
АО КОРПОРАЦИЯ АТОМСТРОЙКОМПЛЕКС		



19 CV11-500-1100 2	19 CV11-500-1000 2	Универсал ТБ	Универсал ТБ	19 CV11-500-1000 2	19 CV11-500-1000 2
20 CV11-500-1100 2	20 CV11-500-1000 2	19 КСК 20-0,400 К	20 КСК 20-0,400 К	20 CV11-500-1000 2	20 CV11-500-1000 2

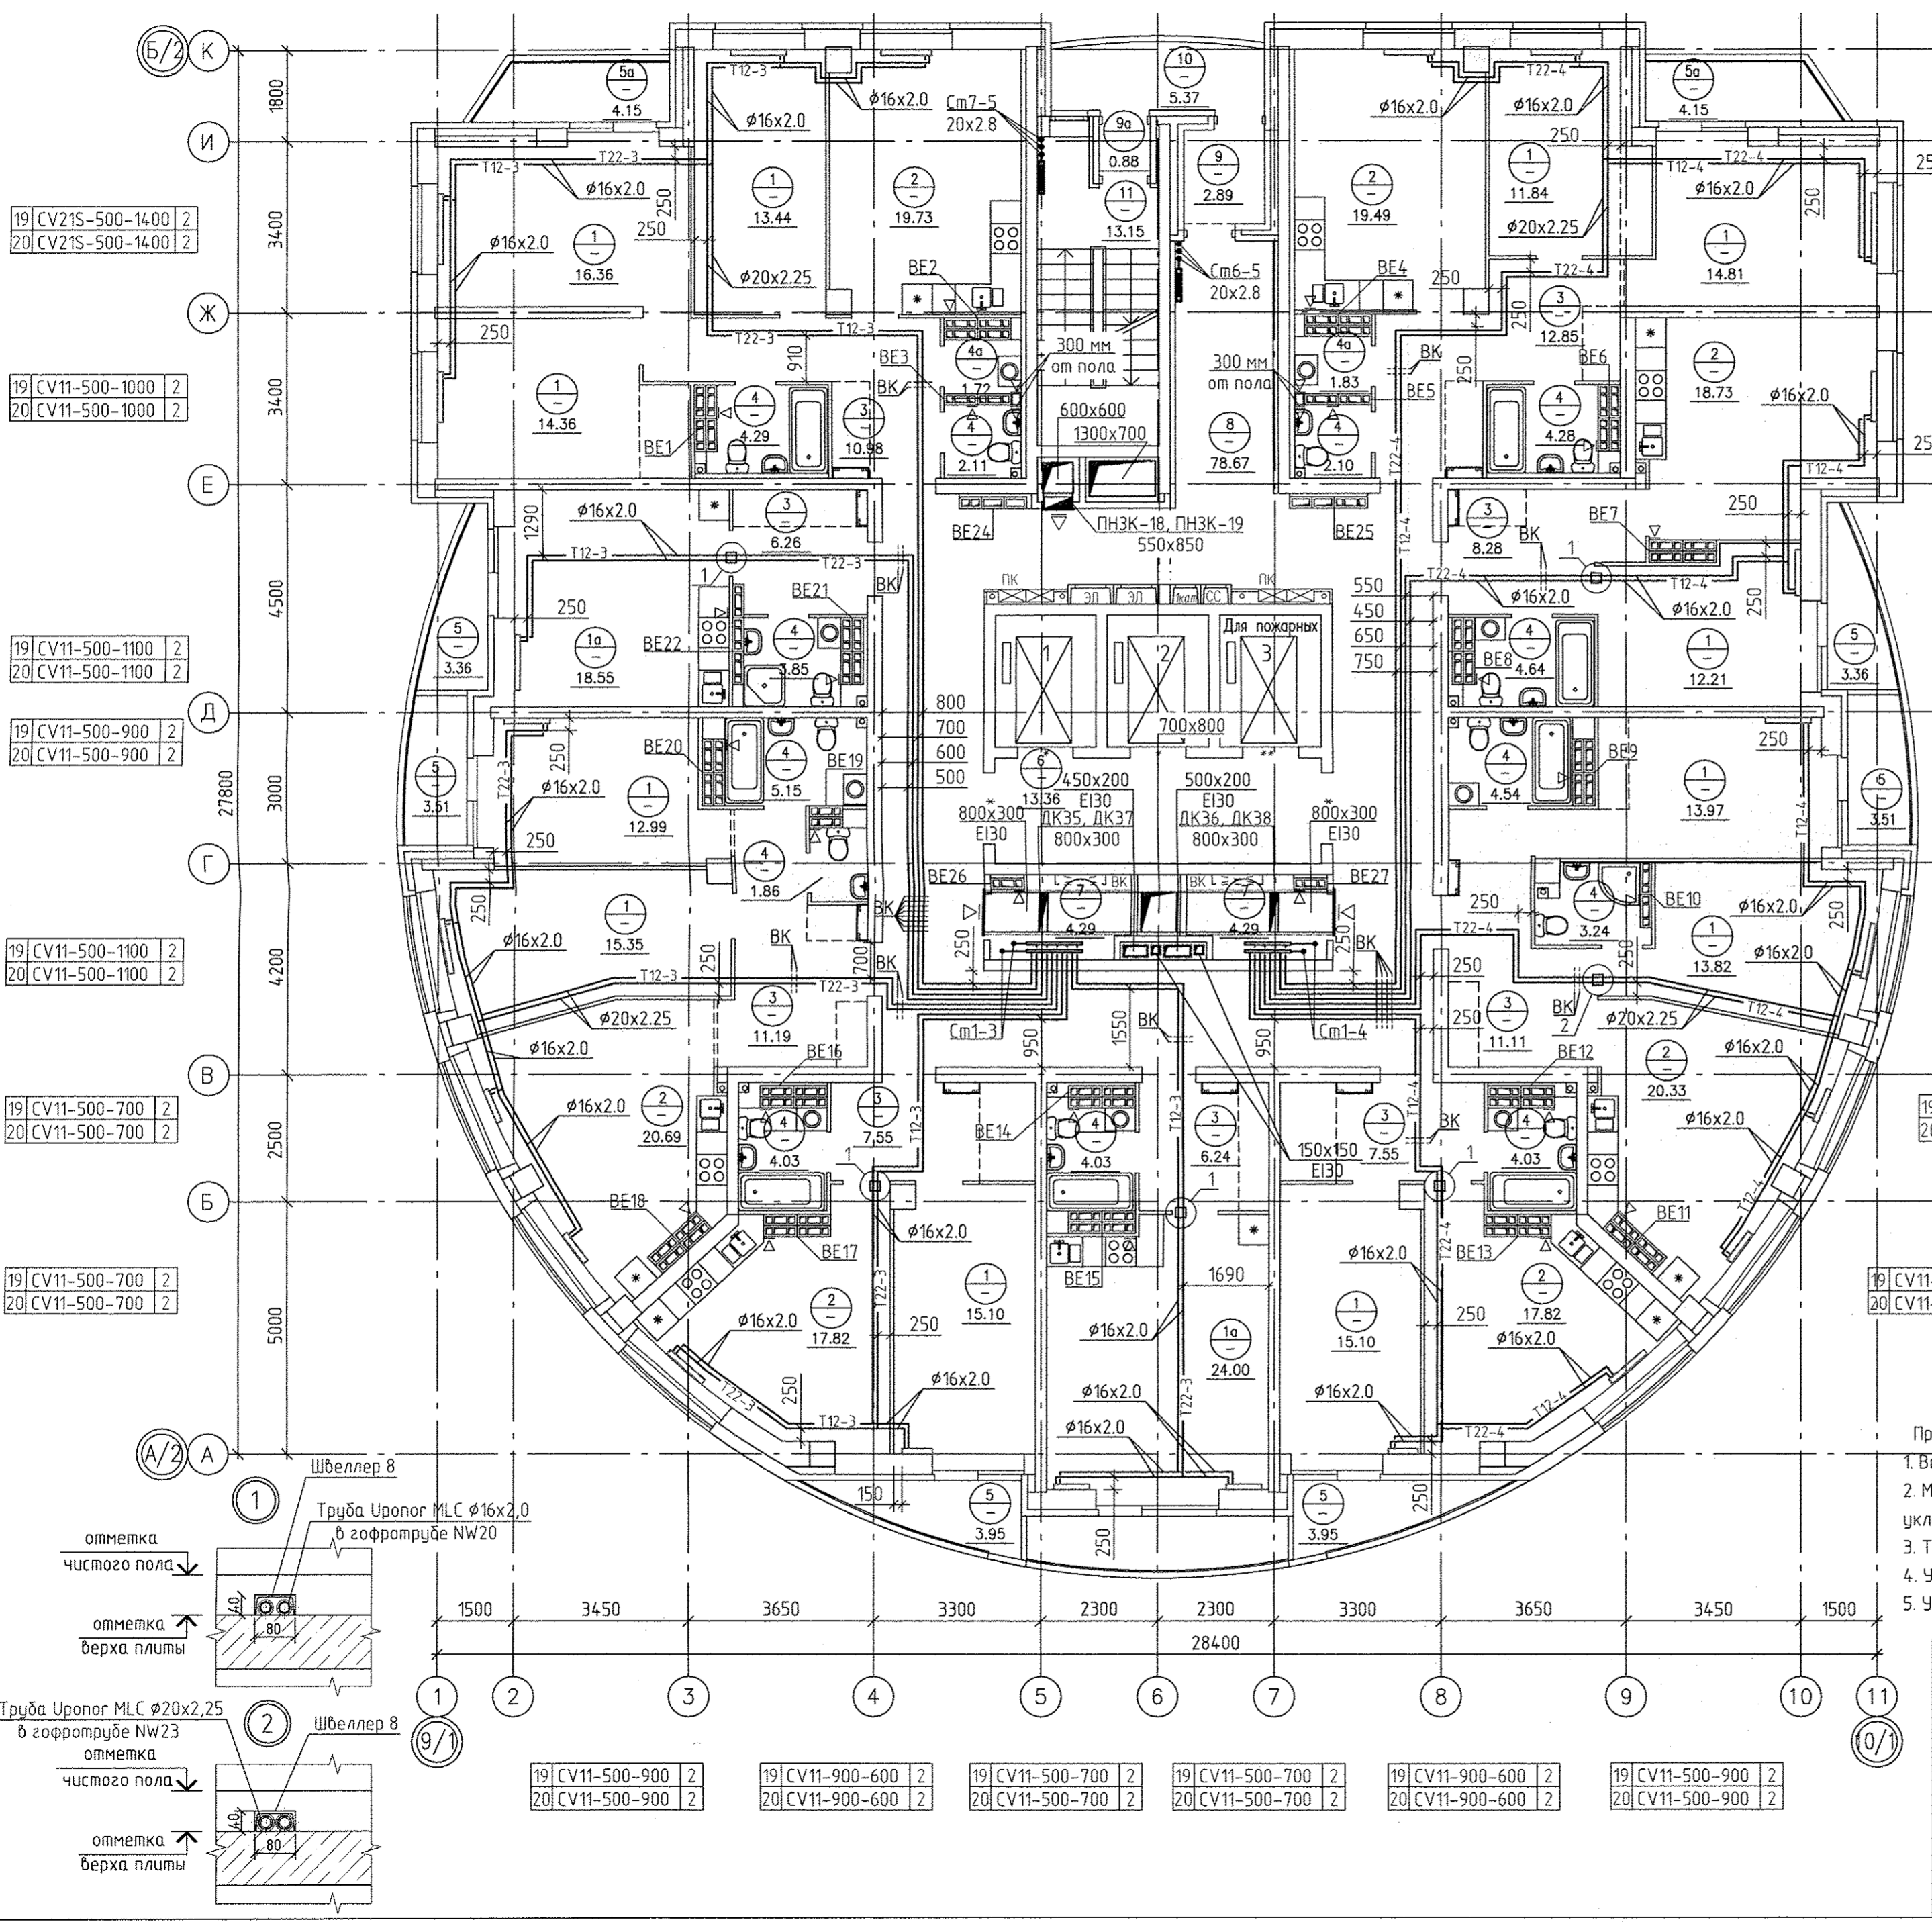

06.19	Бородина	06.19	06.19
06.19	Бушueva	06.19	06.19
06.19	Каткова	06.19	06.19
06.19	Алексеевo	06.19	06.19
АР	ЭП	ВК	ВК
Имя.И.подл.	Подпись и дата	Взам. инв.И	Взам. инв.И

ЭКСПЛИКАЦИЯ ПОМЕЩЕНИЙ

Номер помещения	Наименование	Площадь, м2	Кол. помещений
ПОМЕЩЕНИЯ КВАРТИР (НА ЭТАЖ)			
1	Жилые комнаты	169.35	
1а	Общие жилые комнаты с зоной кухни	42.55	
2	Кухни	134.61	
3	Прихожие	82.01	
4	Санузлы	48.15	
4а	Постирочные	3.55	
	Итого:	480.22	
ЛЕТНИЕ ПОМЕЩЕНИЯ КВАРТИР			
5	Лоджии	26.86	
5а	Балконы	8.30	
	Итого летних помещений:	35.16	
ОБЩЕДОМОВЫЕ ПОМЕЩЕНИЯ			
6	Лифтовый холл	13.36	
7	Помещения для общедомовых коммуникаций	8.58	
8	Коридор	78,67	
9	Тамбур	2.89	
9а	Тамбур	0,88	
10	Переходная лоджия	5,37	
11	Лестничная клетка	13,15	
	Итого общедомовых помещений:	122,9	
	Итого помещений на этаж:	638,28	

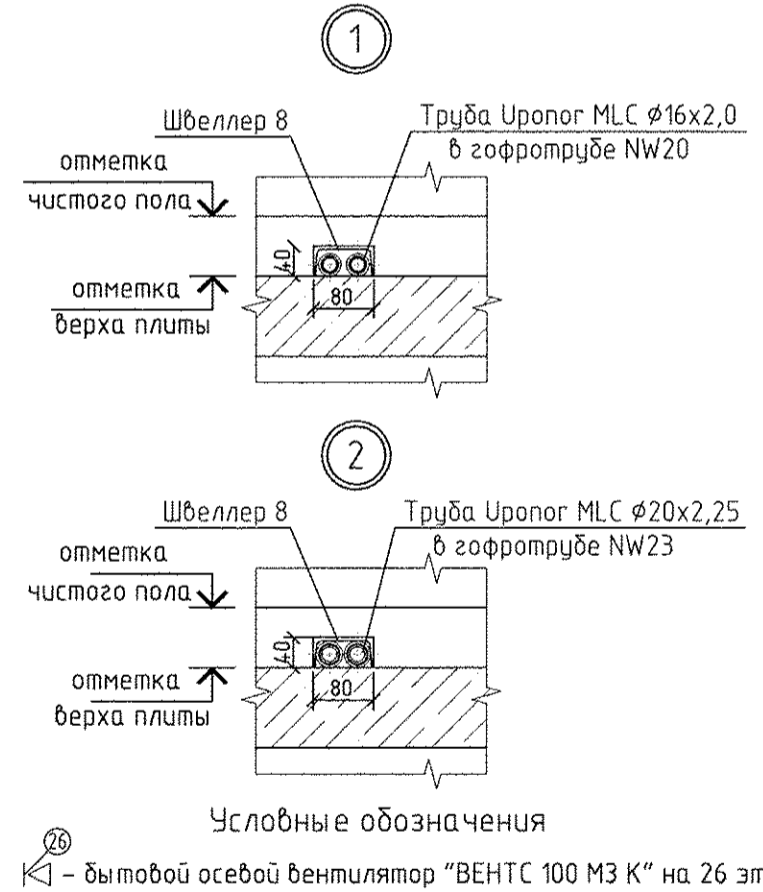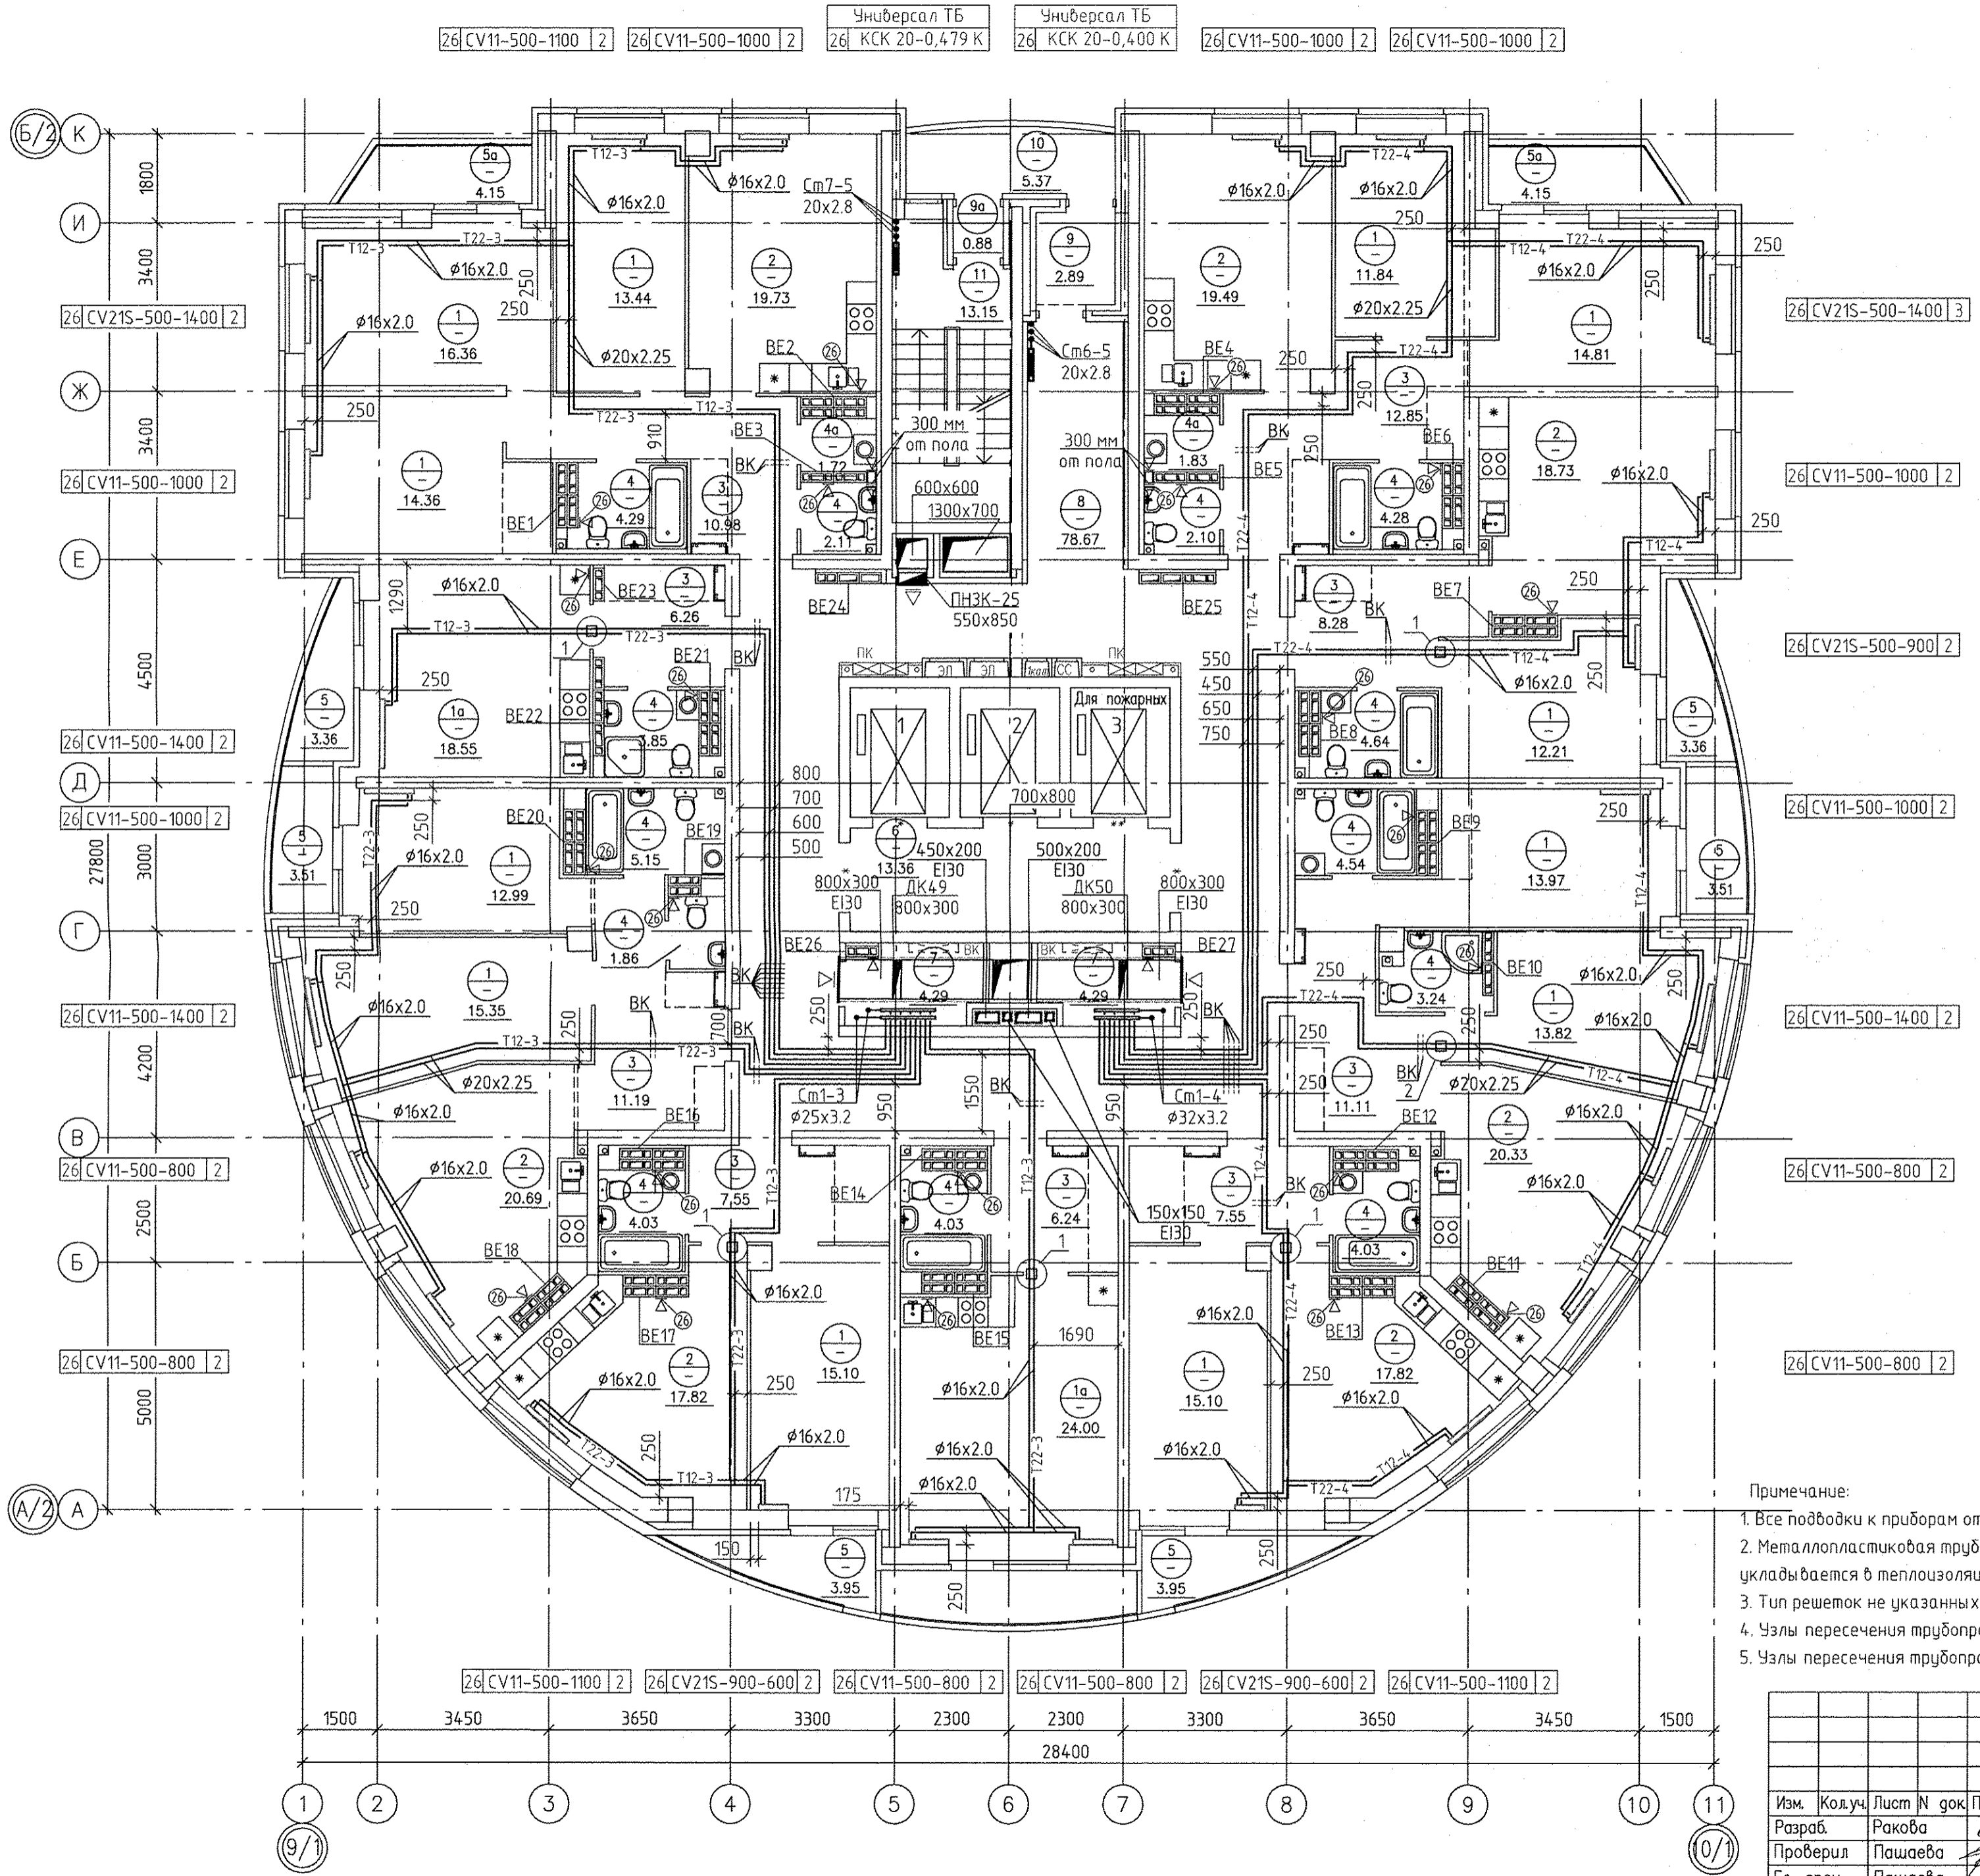



- Условные обозначения
 1 - бытовой осевой вентилятор "ВЕНТС 100 МЗ К" на 26 этаже
- Примечание:
1. Все подводки к приборам отопления "Ригато" выполнить трубой металлопластиковой "Уропог MLC" $\phi 16 \times 2,0$ мм.
 2. Металлопластиковая труба "Уропог MLC", проложенная в межквартирном коридоре от коллектора до квартиры, укладывается в теплоизоляции Energoflex Super Protect толщиной 9мм.
 3. Тип решеток не указанных на плане принять регулируемые вентиляционные решетки 150x200.
 4. Узлы пересечения трубопроводов отопления и водоснабжения см. на схеме лист 31.
 5. Узлы пересечения трубопроводов отопления при поворотах и ответвлениях см. на схеме лист 32.

АПУ.052-010-0В				
Застройка по ул. Просторной - Павлодарской в Чкаловском районе г. Екатеринбург (участок N2). Жилые дома со встроенно-пристроенными помещениями общественного назначения, трансформаторной подстанции и подземной автостоянкой.				
Изм.	Колуч.	Лист N док	Подпись	Дата
Разраб.	Ракова			17.06.19
Проверил	Пашаева			17.06.19
Гл. спец.	Пашаева			17.06.19
27-этажный жилой дом N10			Стадия	Лист
			Р	19
План 26-го этажа			Листов	33
Г А П			АО КОРПОРАЦИЯ АТОМСТРОЙКОМПЛЕКС	

06.19
 Бородина
 06.19
 Бушуева
 Каткова
 Алексеевко
 06.19
 Взам. инв. N
 Подпись и дата
 Инв. N подл.

ЭКСПЛИКАЦИЯ ПОМЕЩЕНИЙ

Номер помещения	Наименование	Площадь, м2	Кат. помещения
ПОМЕЩЕНИЯ КВАРТИР			
1	Жилая комната	86.28	
2	Кухня	38.20	
3	Прихожая	24.20	
4	Санузел	11.76	
4а	Постирочная	3.27	
5	Лоджия	-	
5а	Балкон	8.30	
Итого помещений квартир:		172.01	
ОБЩЕДОМОВЫЕ ПОМЕЩЕНИЯ			
6	Лифтовой холл	13.36	
7	Помещение для общедомовых коммуникаций	8.58	
8	Коридор	49.69	
9	Тамбур	2.71	
9а	Тамбур	1.00	
10	Переходная лоджия	5.37	
11	Лестничная клетка	13.71	
12	Техническое помещение	12.45	
13	Техническое помещение	195.74	
14	Техническое помещение	194.98	
15	Тамбур	15.04	
Итого общедомовых помещений:		512.63	

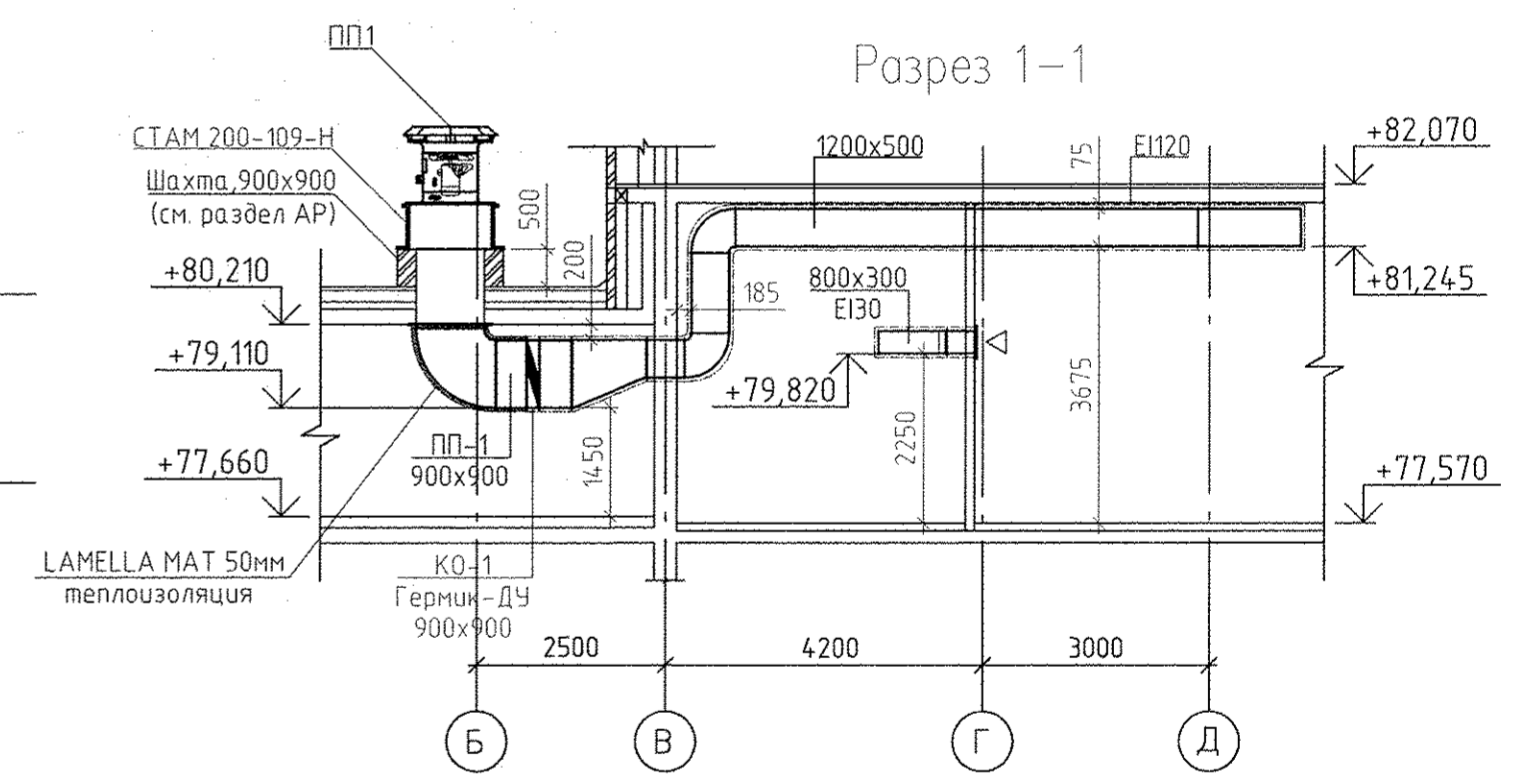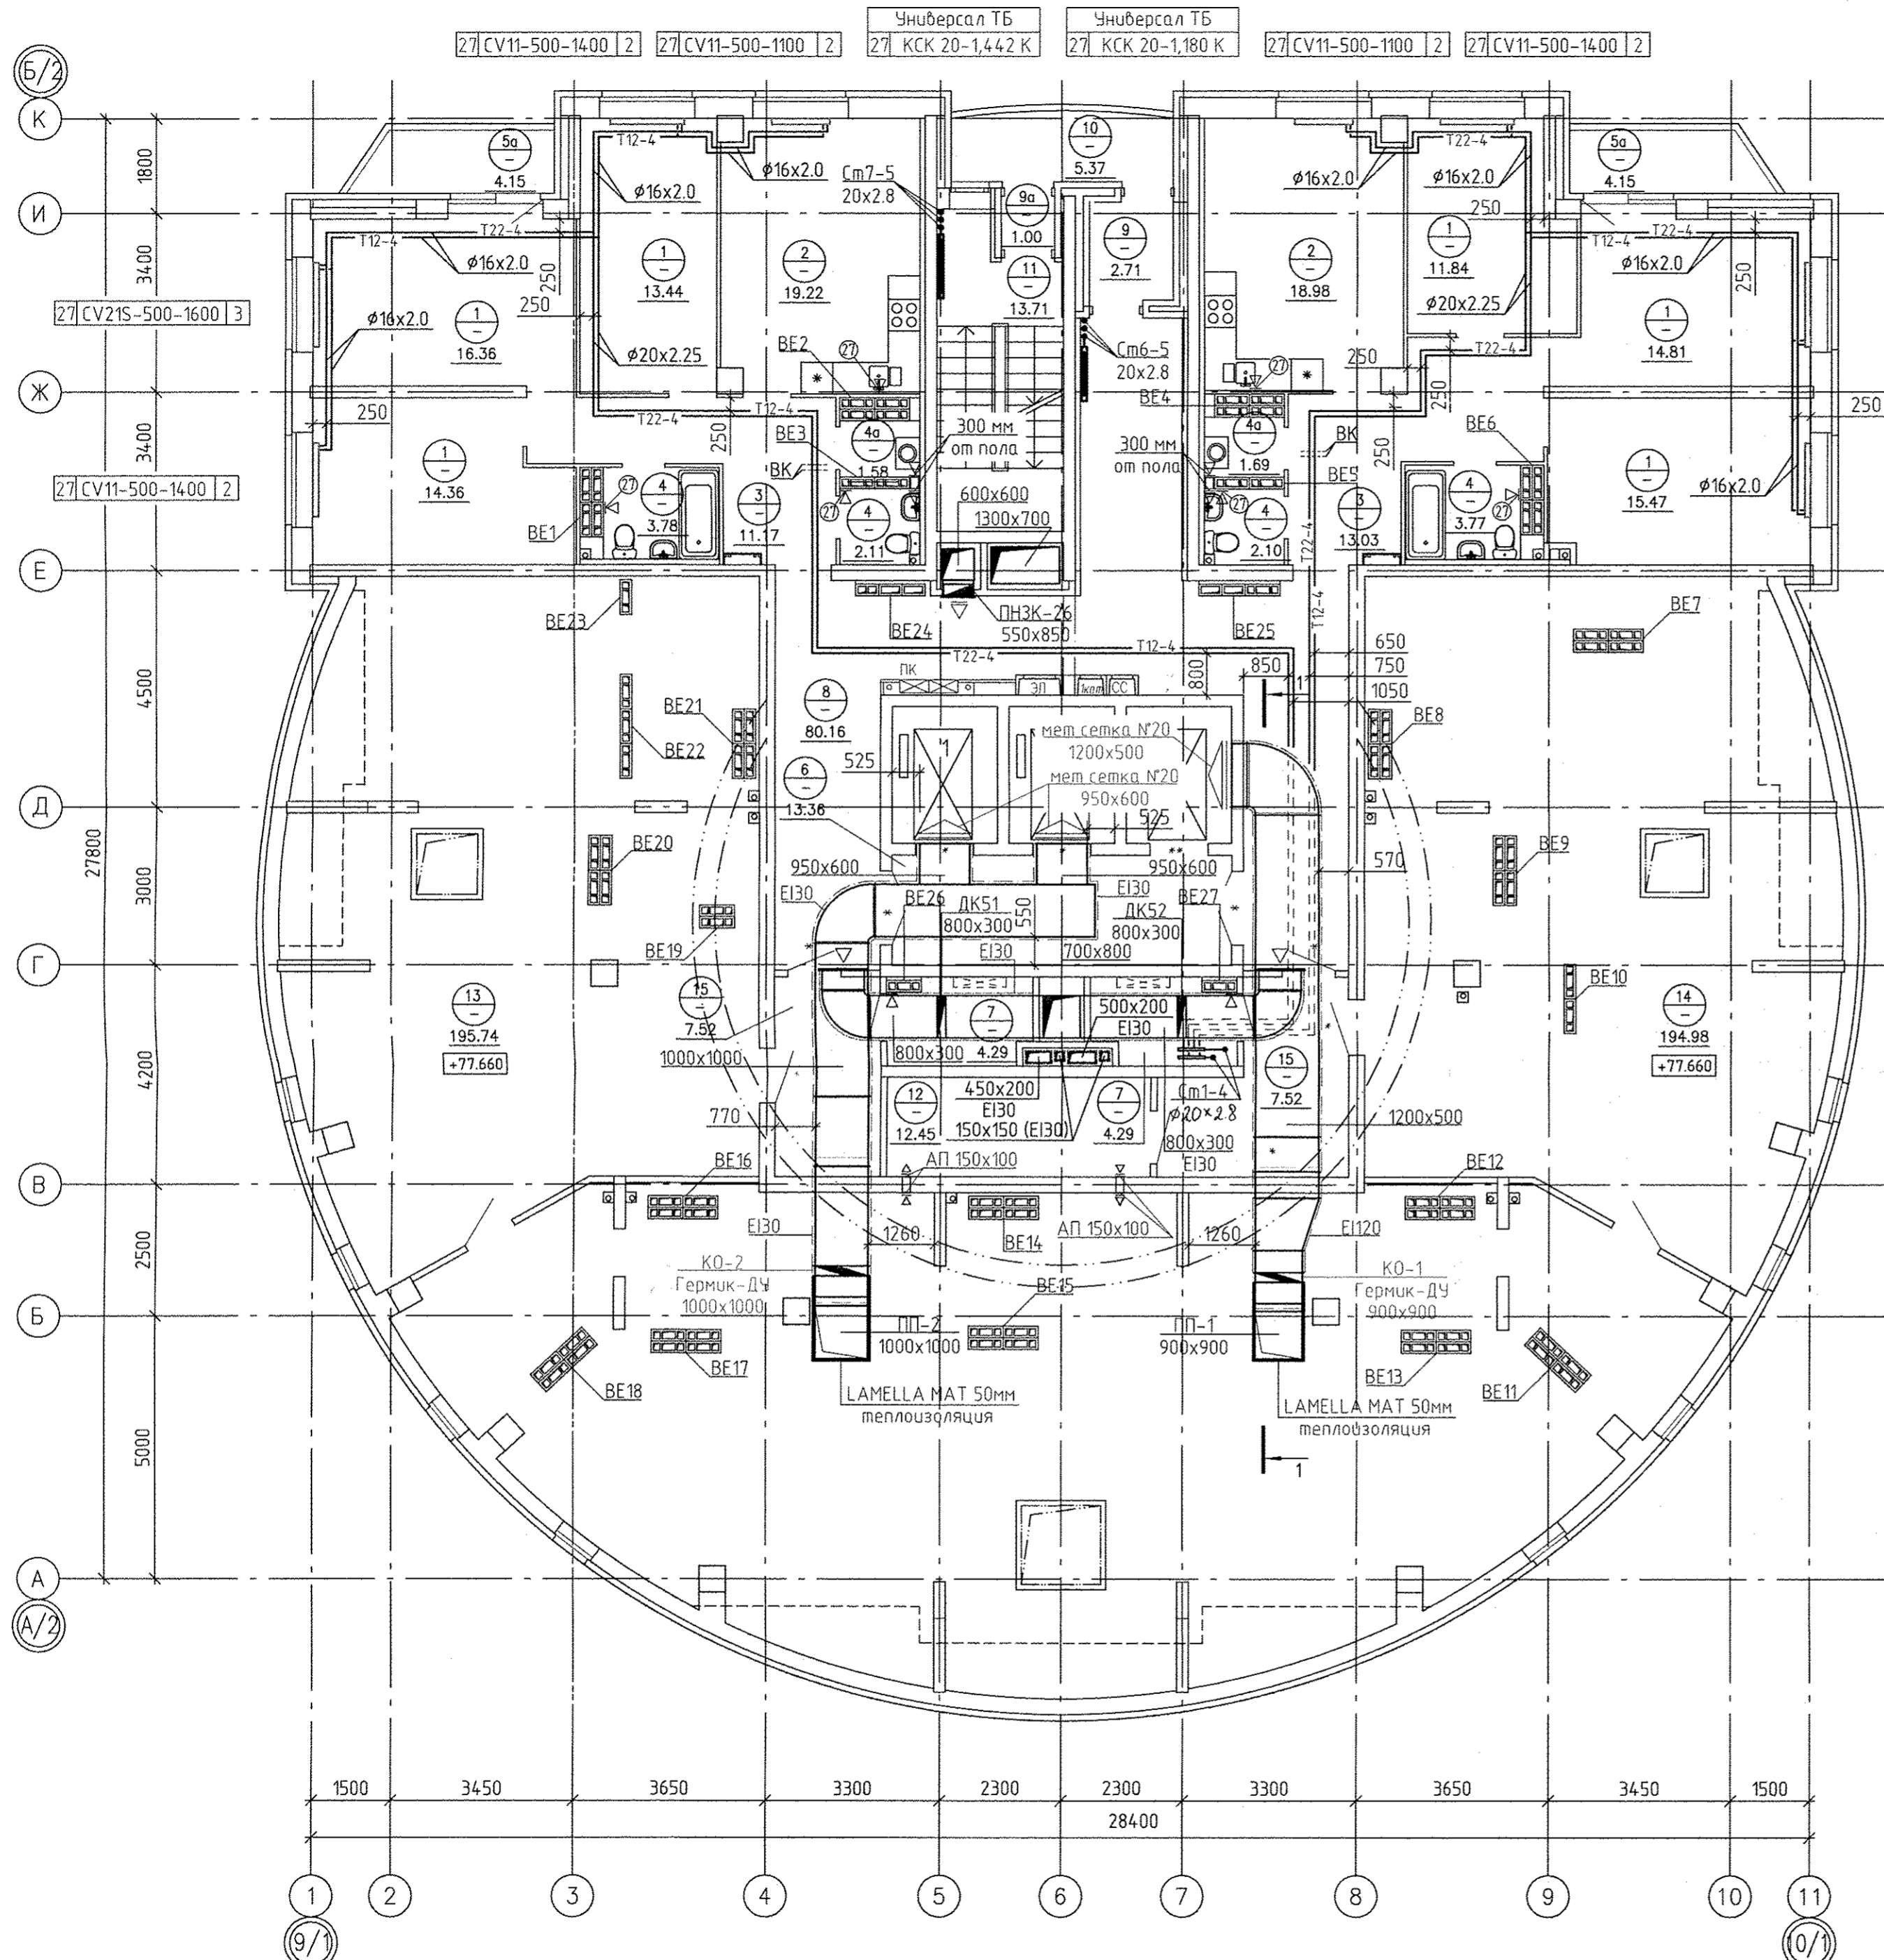

Условные обозначения
 Ⓚ - бытовой осевой вентилятор "ВЕНТС 100 МЗ К" на 27 этаже

- Примечание:
1. Все подводы к приборам отопления "Ригто" выполнить трубой металлопластиковой "Уропог МЛС" $\phi 16 \times 2,0$ мм.
 2. Металлопластиковая труба "Уропог МЛС", проложенная в межквартирном коридоре от коллектора до квартиры, укладывается в теплоизоляции Energoflex Super Protect толщиной 9мм.
 3. Тип решеток не указанных на плане принять регулируемые вентиляционные решетки 150x200.
 4. Узлы пересечения трубопроводов отопления и водоснабжения см. на схеме лист 31.
 5. Узлы пересечения трубопроводов отопления при поворотах и отведениях см. на схеме лист 32.

АПУ.052-010-0В					
Застройка по ул. Просторной - Павлодарской в Чкаловском районе г. Екатеринбург (участок N2). Жилые дома со встроенно-пристроенными помещениями общественного назначения, трансформаторной подстанцией и подземной автостоянкой.					
Изм.	Колуч.	Лист N док.	Подпись	Дата	
Разраб.	Ракова			17.06.19	
Проверил	Пашаева			17.06.19	
Гл. спец.	Пашаева			17.06.19	
27-этажный жилой дом N10				Стация	Лист
				Р	20
План 27-го этажа				Листов	33
Г А П Бушуева				17.06.19	

06.19	06.19	06.19	06.19
Бушуева	Капкава	Алексеев	
АР	ЭП	ВК	
Имя, И.П.Ф.	Взам. инж.И	Подпись и дата	