

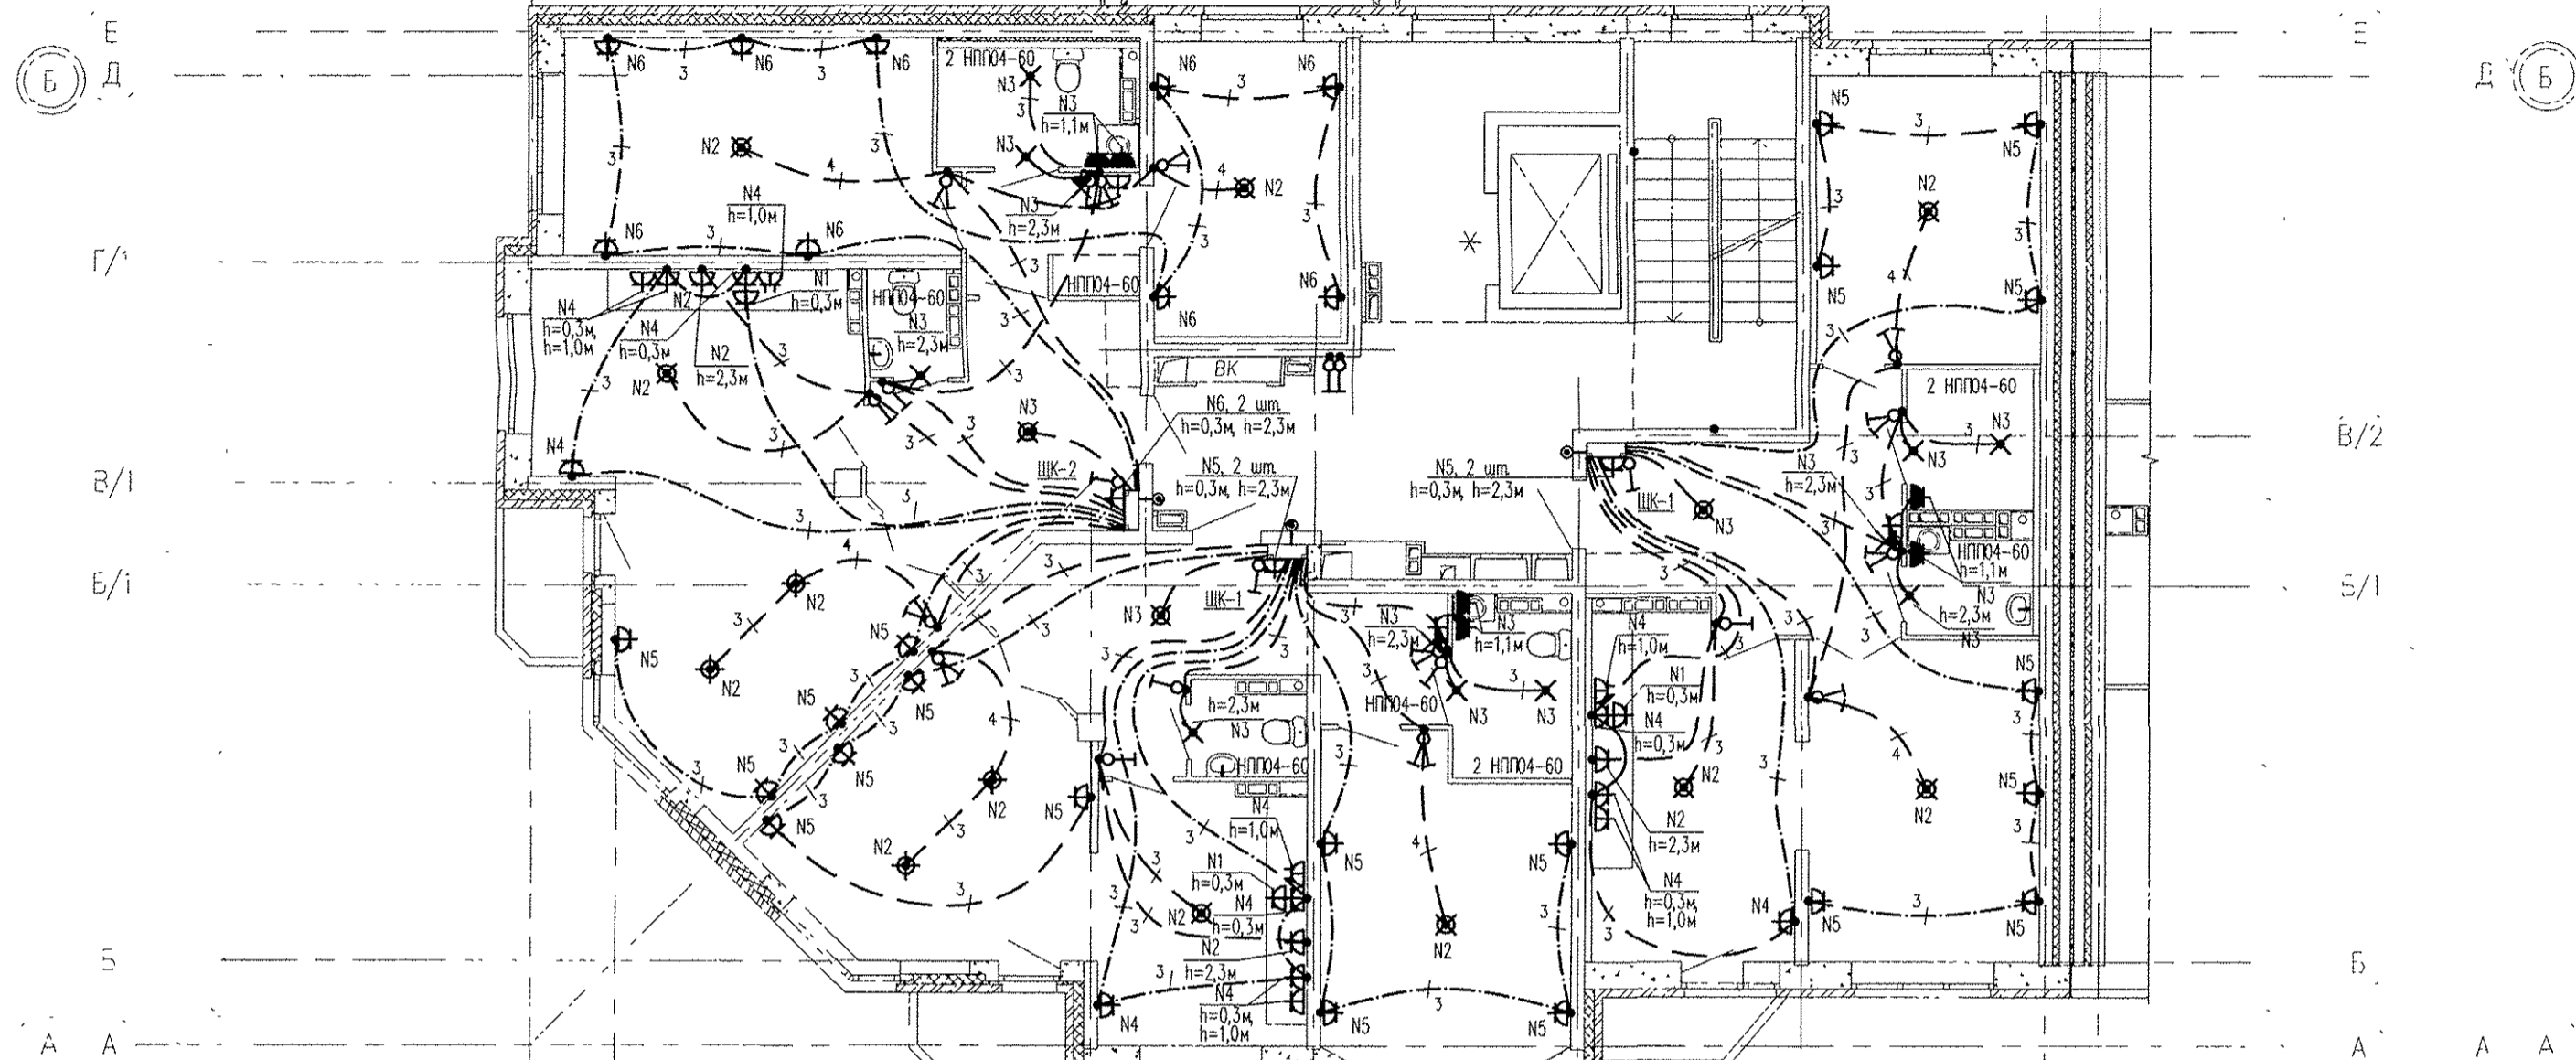


Экспликация помещений

Номер помещения	Наименование	Площадь, м2	Пом. назначения
Помещения квартир			
1	Гостиная	51,89	
2	Спальная	61,28	
3	Кухня	41,32	
4	Прихожая	36,54	
5	Коридор	8,49	
6	Сан.узел	6,76	
7	Ванная	13,10	
8	Балкон	6,77	
		226,15	
Общедомовые помещения			
10	Лестничная клетка	14,63	
11	Лифтовой холл	9,52	
12	Межквартирный коридор	18,76	
ИТОГО (общедомовые помещения):		42,91	

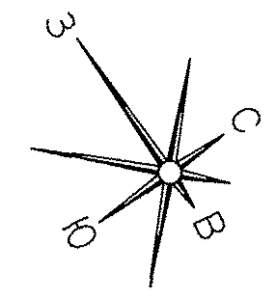


Примечания:
1. Электроосвещение и кабельные трассы в МОП см. лист 15

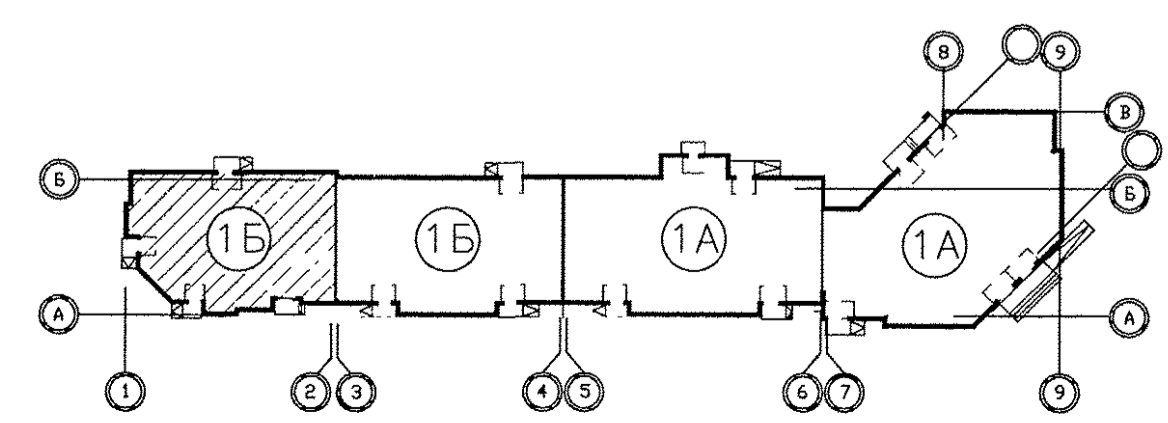

АПУ.031-01Б-ЭЛ					
1	-	Зам. 190-16	07.16	Жилой комплекс со встроенными объектами общественного назначения и подземной автостоянкой в квартале улиц Баканских Комиссаров-Калинина-Уральских рабочих-пер.Сосновый в Орджоникидзевском районе г. Екатеринбурга	
Изм.	Колуч	Лист	№ док	Подпись	Дата
Разраб.	Кокоулин	06.16		06.16	06.16
Проверил	Бунтури	06.16		06.16	06.16
Глав. спец.	Бодрова	06.16		06.16	06.16
Пусковой комплекс 1.				Стадия	Лист
Многосекционный жилой дом N 1.				Р	11
9-10-этажная блок-секция 1Б					
План 2 этажа в осях 1-2.				ЗАО КОРПОРАЦИЯ АТОМСТРОЙКОМПЛЕКС	
Расположение электрических сетей.					
ГАП	Чирков	06.16			

С.О.Г.Л.А.С.О.В.А.Н.О.	06.16	06.16	06.16
С.О.Г.Л.А.С.О.В.А.Н.О.	Решительное	Читчик	СЗС-ЛЭК
ВК	СС	АР	
Имя, И. подл.	Подпись, и. дата	Взят, и. инв. N	

2 3 5 7 9 10 11 1

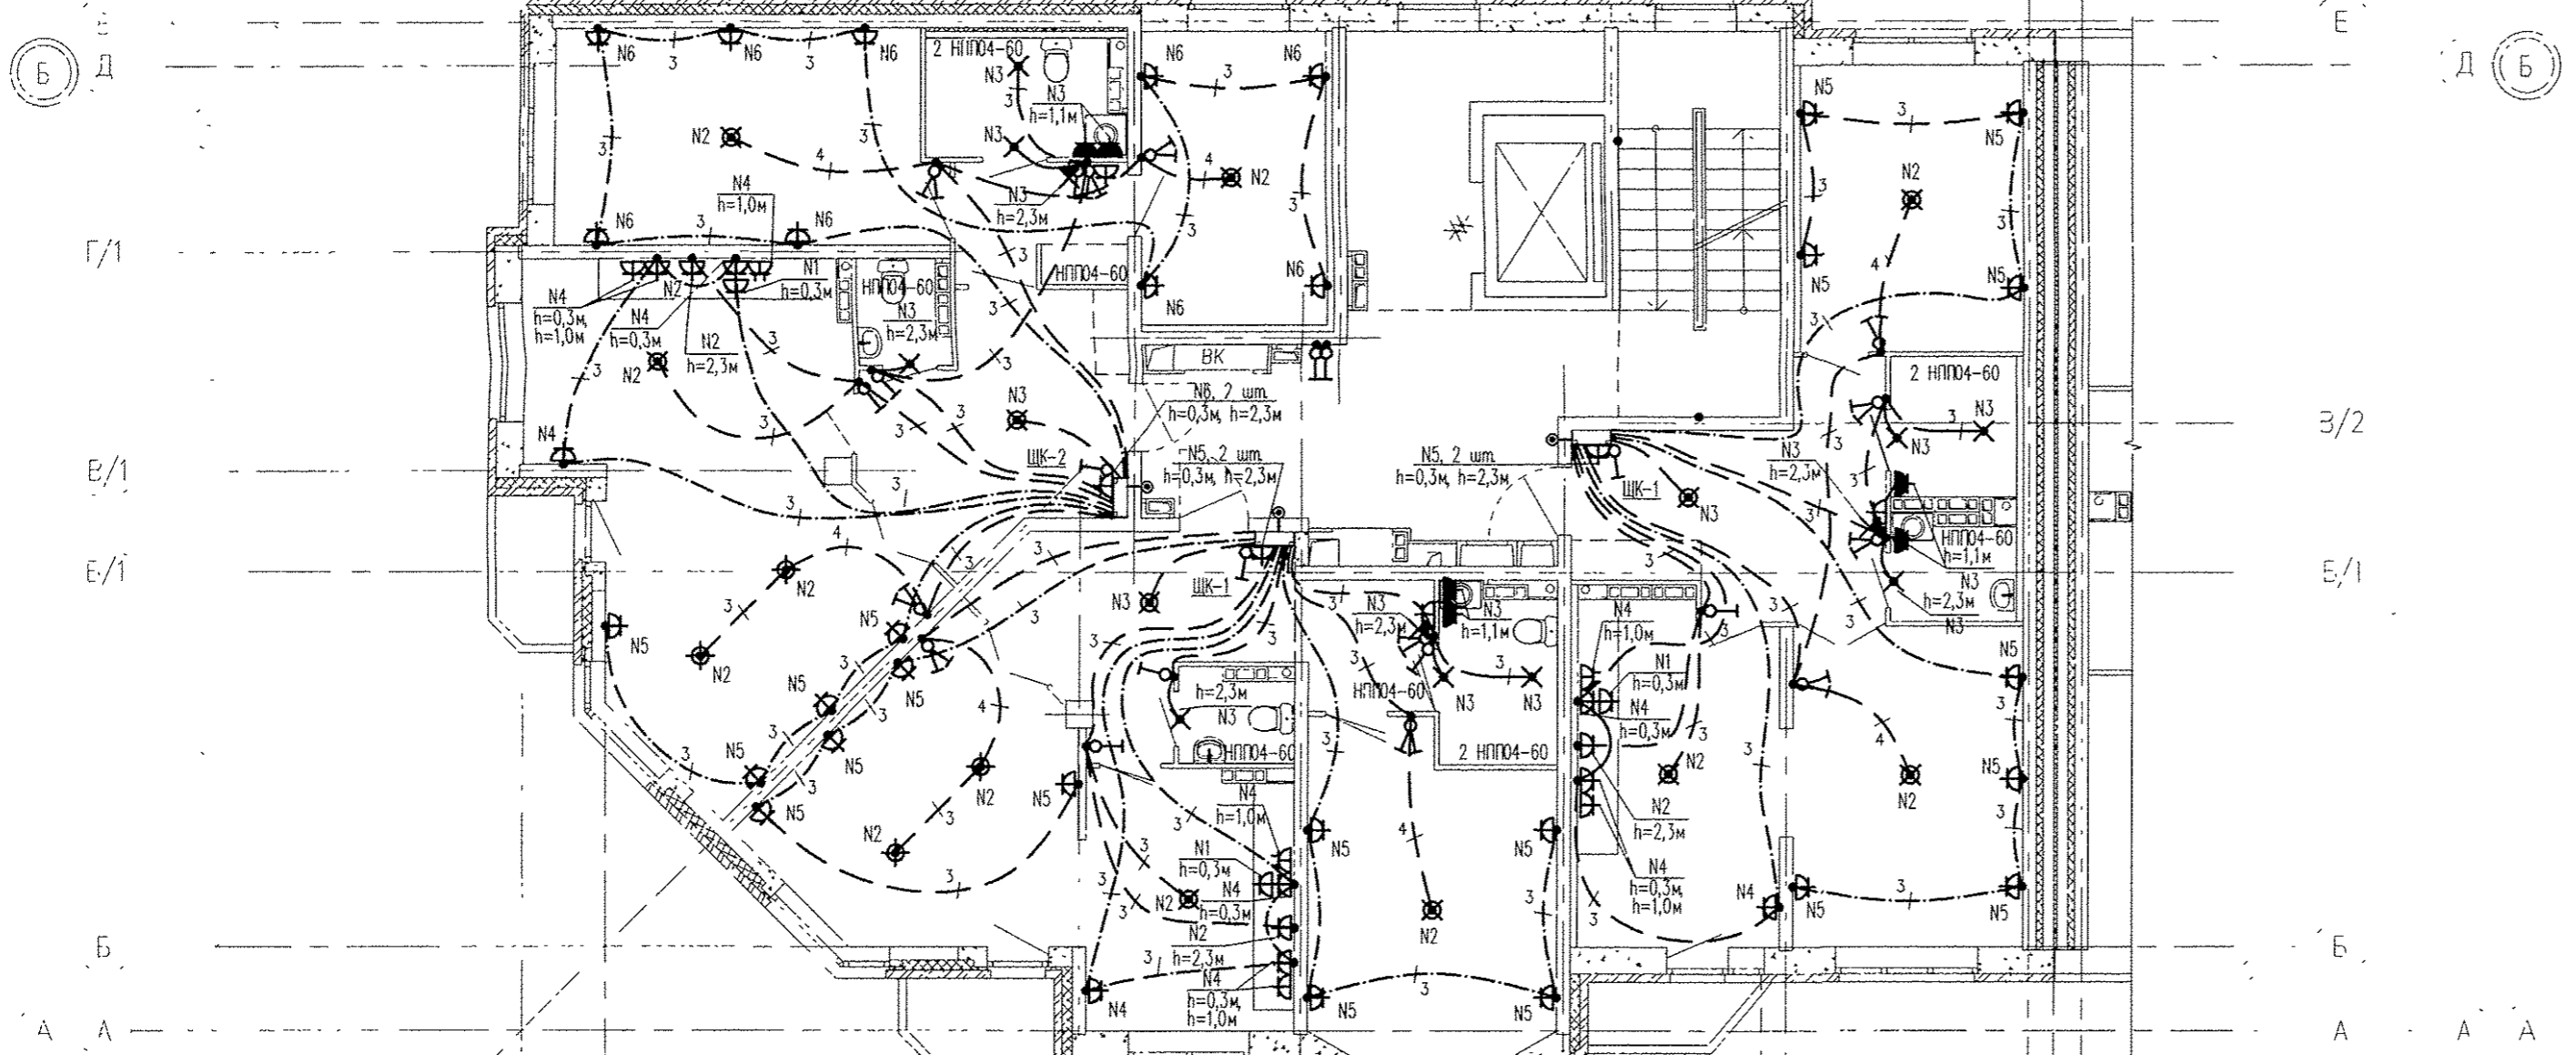


Экспликация помещений

Номер помещения	Наименование	Площадь, м2	Кст. помещения
Помещения квартир			
1	Гостиная	51,89	
2	Спальная	61,28	
3	Кухня	41,32	
4	Прихожая	36,54	
5	Коридор	8,49	
6	Сан.узел	6,76	
7	Ванная	12,72	
8	Балкон	6,77	
ИТОГО (жилая часть):		226,15	
Общедомовые помещения			
10	Лестничная клетка	14,63	
11	Лифтовой холл	9,52	
12	Межквартирный коридор	18,76	
ИТОГО (общедомовые помещения):		42,91	



Примечания:

1. Электроосвещение и кабельные трассы в МОП см. лист 15

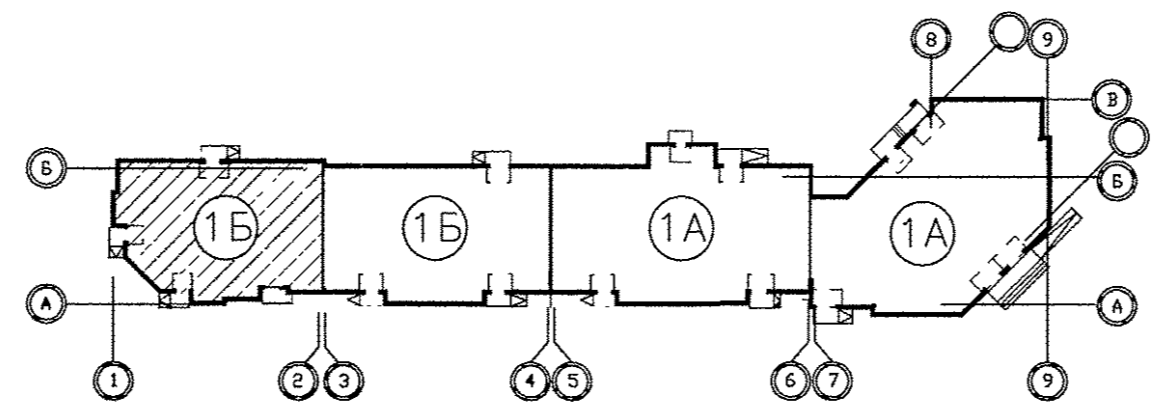

АПУ.031-01Б-ЭЛ												
1	-	Зам.	190-16	<i>Max</i>	07.16	Жилой комплекс со встроенными объектами общественного назначения и подземной автостоянкой в квартале улиц Бакинских Комиссаров-Калинина-Уральских рабочих-пер.Сосновый в Орджоникидзевском районе г. Екатеринбург						
Изм.	Колуч.	Лист	№ док.	Подпись	Дата							
Разраб.	Кокоулин	<i>Max</i>			06.16	Пусковой комплекс 1. Многосекционный жилой дом N 1. 9-10-этажная блок-секция 1Б						
Проверил	Бунтури	<i>Ср</i>			06.16							
Глав. спец.	Богрова	<i>Тер</i>			06.16							
ГАП	Чирков				06.16	План 3, 5 этажа в осях 1-2. Расположение электрических сетей.						
						<table border="1"> <tr> <td>Стадия</td> <td>Лист</td> <td>Листов</td> </tr> <tr> <td>Р</td> <td>12</td> <td></td> </tr> </table>	Стадия	Лист	Листов	Р	12	
Стадия	Лист	Листов										
Р	12											
						<table border="1"> <tr> <td colspan="2" style="text-align: center;">ЗАО КОРПОРАЦИЯ АТОМСТРОЙКОМПЛЕКС</td> </tr> </table>	ЗАО КОРПОРАЦИЯ АТОМСТРОЙКОМПЛЕКС					
ЗАО КОРПОРАЦИЯ АТОМСТРОЙКОМПЛЕКС												


СОГЛАСОВАНО
 06.16
 Г.Щен
 Р.Евстигьева
 Ч.Яков
 С.Сылык
 ВК
 В.Вотин
 СС
 АР
 Подпись и дата
 Инв. подл.

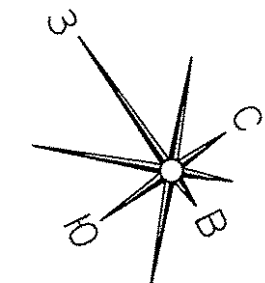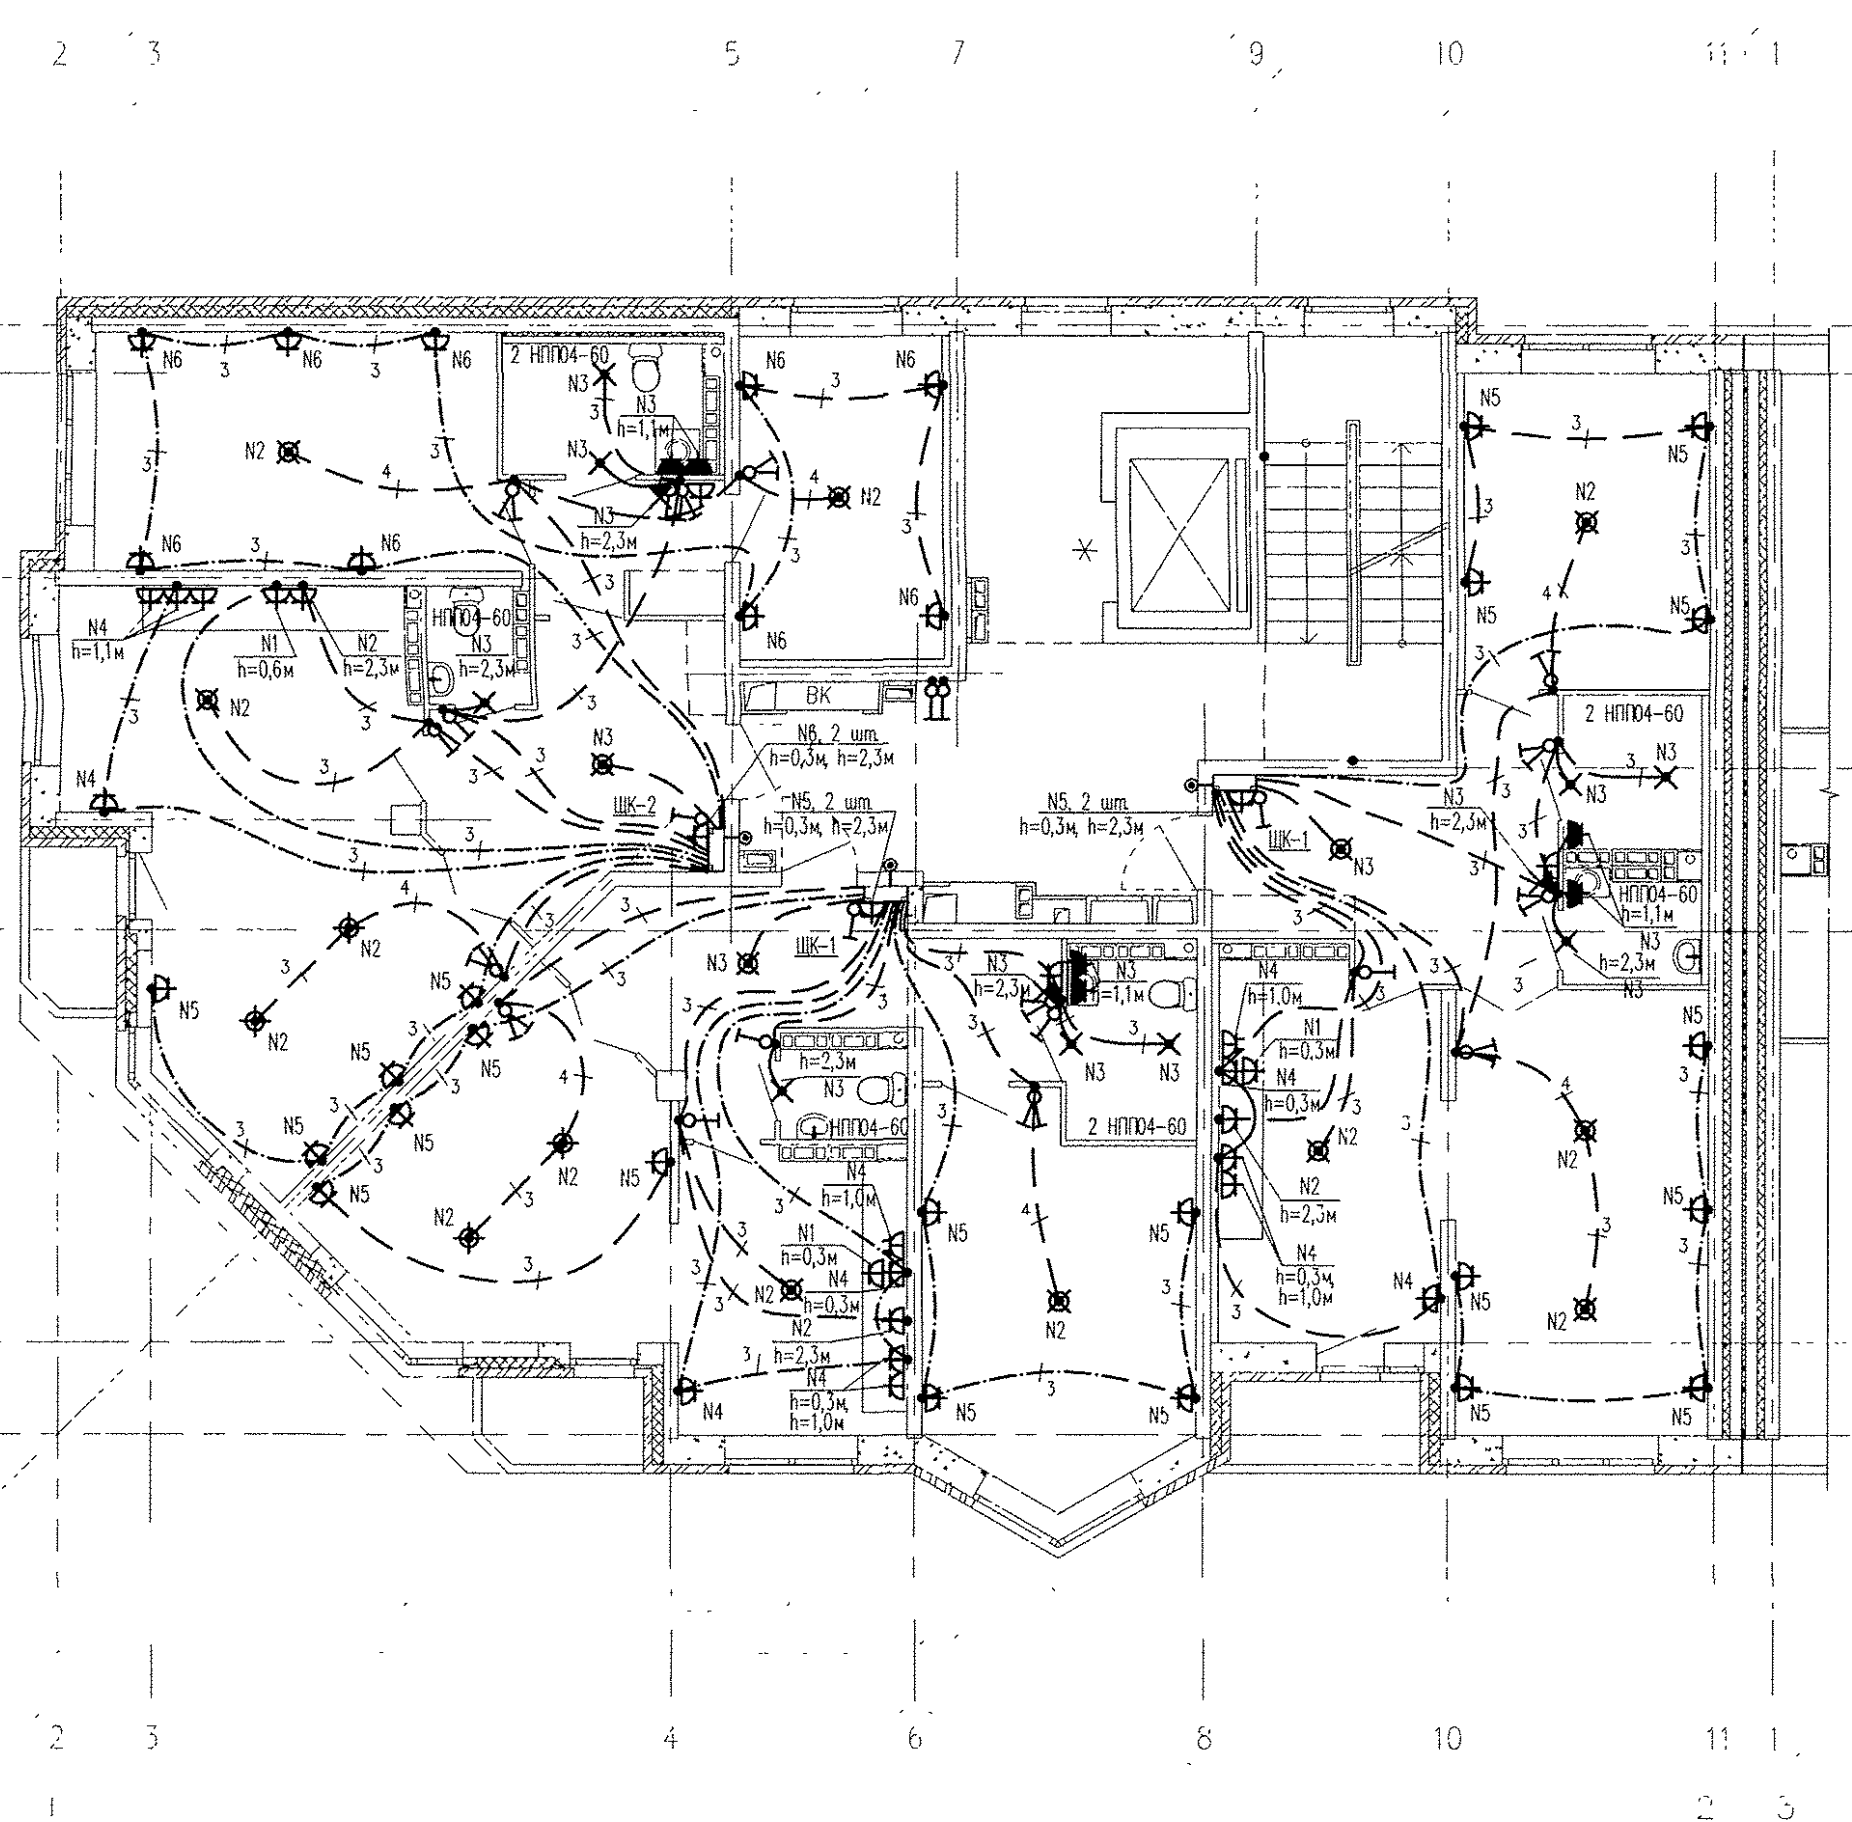

Экспликация помещений

Номер помещения	Наименование	Площадь, м2	Кот. инвент.
Помещения квартир			
1	Гостиная	56,02	
2	Спальная	61,28	
3	Кухня	41,02	
4	Прихожая	36,54	
5	Коридор	8,49	
6	Сан.узел	6,62	
7	Ванная	12,72	
8	Балкон	4,90	
9	Лоджия	2,90	
ИТОГО (жилая часть):		230,49	
Общедомовые помещения			
10	Лестничная клетка	14,63	
11	Лифтовой холл	9,52	
12	Межквартирный коридор	18,76	
ИТОГО (общедомовые помещения):		42,91	

Примечания:
1. Электроосвещение и кабельные трассы в МОП см. лист 15


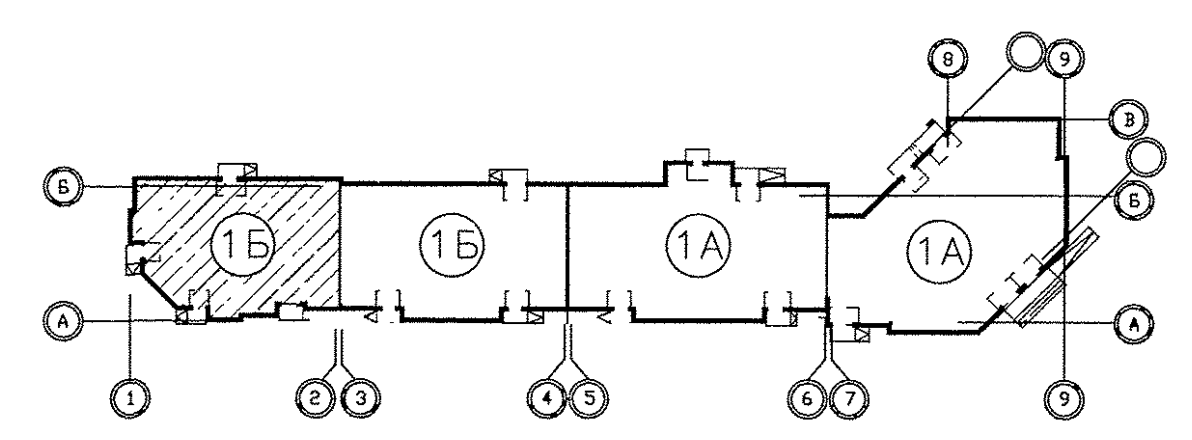


СОГЛАСОВАНО
 06.16
 Г.Шайн
 06.16
 Р.Шетников
 06.16
 Ч.Хижик
 06.16
 С.С.С.С.
 Взам. инв. №
 Подпись и дата
 Инв. подл.

АПУ.031-01Б-ЭЛ											
1	-	Зам.	190-16	07.16	Жилой комплекс со встроенными объектами общественного назначения и подземной отстоянкой в квартале улиц Баканских Комиссаров-Калинина-Уральских рабочих-пер.Сосновый в Орджоникидзевском районе г. Екатеринбург						
Изм.	Колуч.	Лист	№ док.	Подпись		Дата					
Разраб.	Кокоулин	06.16		06.16		Пусковой комплекс 1.					
Проверил	Бунтури	06.16		06.16		Многосекционный жилой дом N 1.					
Глав. спец.	Бодрова	06.16		06.16	9-10-этажная блок-секция 1Б						
План 6 этажа в осях 1-2.											
Расположение электрических сетей.											
ГАП	Чирков	06.16			<table border="1"> <tr> <td>Стадия</td> <td>Лист</td> <td>Листов</td> </tr> <tr> <td>Р</td> <td>13</td> <td></td> </tr> </table>	Стадия	Лист	Листов	Р	13	
Стадия	Лист	Листов									
Р	13										




2 3 5 7 9 10 11 1

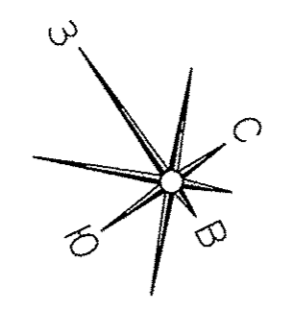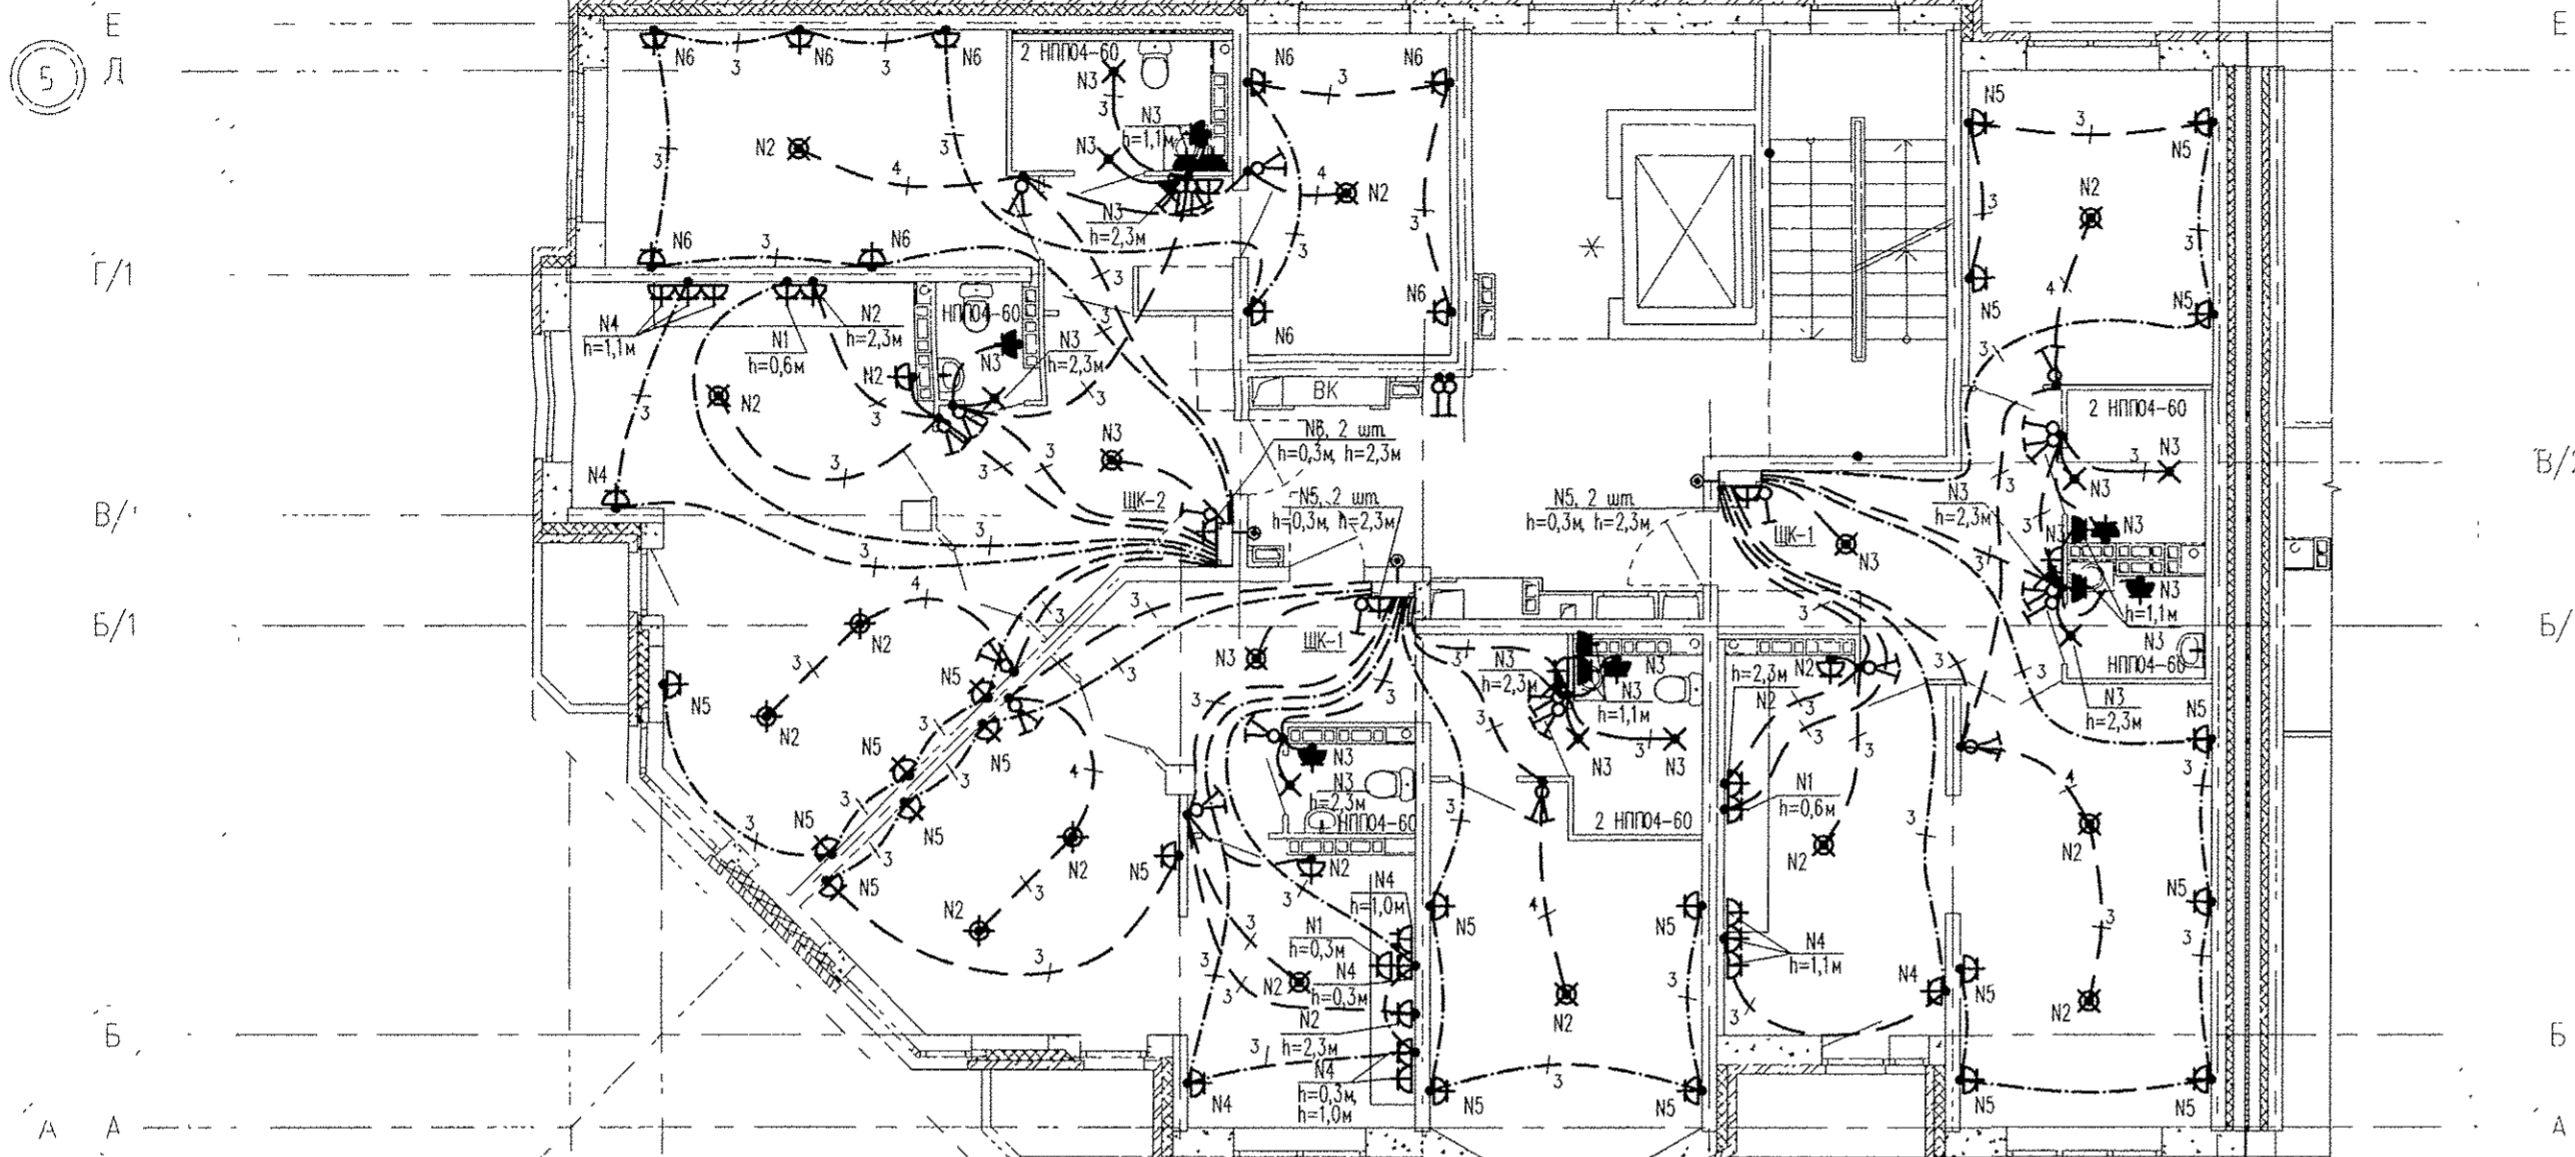

Экспликация помещений

Номер помещения	Наименование	Площадь, м ²	Кат. помещения
Помещения квартир			
1	Гостиная	56,02	
2	Спальная	61,28	
3	Кухня	41,02	
4	Прихожая	36,54	
5	Коридор	8,49	
6	Сан.узел	6,62	
7	Ванная	12,72	
8	Балкон	4,90	
9	Лоджия	2,90	
ИТОГО (жилая часть):		230,49	
Общедомовые помещения			
10	Лестничная клетка	14,63	
11	Лифтовой холл	9,52	
12	Межквартирный коридор	18,76	
ИТОГО (общедомовые помещения):		42,91	

Примечания:
1. Электроосвещение и кабельные трассы в МОП см. лист 15

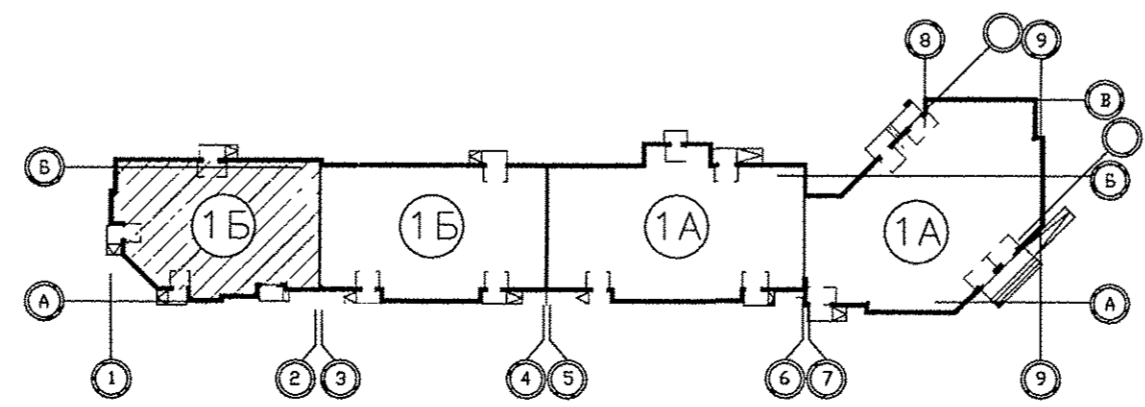

АПУ.031-01Б-ЭЛ					
1	-	Зам.	190-16	07.16	Жилой комплекс со встроенными объектами общественного назначения и подземной автостоянкой в квартале улиц Бакинских Комиссаров-Калинина-Уральских рабочих-пер.Сосновый в Орджоникидзевском районе г. Екатеринбурга
Изм.	Колуч	Лист	№ док	Подпись	Дата
Разраб.	Кокоулин			06.16	Пусковой комплекс 1.
Проверил	Бунтури			06.16	Многосекционный жилой дом N 1.
Глав. спец.	Бодрова			06.16	9-10-этажная блок-секция 1Б
План 7 этажа в осях 1-2. Расположение электрических сетей.					
ГАП	Чирков			06.16	



СОГЛАСОВАНО
 06.16 08
 Г.Щичин
 СОГЛАСОВАНО
 06.16 06
 06.16 06
 06.16 06
 Речниково
 Чулик
 Суслик
 ВК
 СЛ
 ИР
 Возм. инв.
 Подпись и дата
 Инв. подл.