

ЭКСПЛИКАЦИЯ ПОМЕЩЕНИЙ


Номер помещения	Наименование	Площадь, м ²	Кот. помещения
ПОМЕЩЕНИЯ КВАРТИР			
1	ГОСТИНАЯ		
2	СПАЛЬНАЯ		
3	КУХНЯ		
4	ПРИХОЖАЯ		
5	ВАННАЯ		
6	САН. УЗЕЛ		
7	БАЛКОН		
8	ЛОДЖИЯ		
9	ГАРДЕРОБНАЯ		
ОБЩЕДОМОВЫЕ ПОМЕЩЕНИЯ			
К1	КОРИДОР 1	42,30	
К2	КОРИДОР 2	12,40	
ЛХ	ЛИФТОВОЙ ХОЛЛ	9,80	
Т1	ТАМБУР 1	5,11	
Т2	ТАМБУР 2	2,63	
Л1	ЛЕСТНИЦА N 1	16,70	
ПБ	ПЕРЕХОДНОЙ БАЛКОН	10,34	
2.К3	КОРИДОР 3	16,10	
2.Т3	ТАМБУР 3	4,0	
ВСТРОЕННЫЕ ПОМЕЩЕНИЯ			
ДОШКОЛЬНОЕ УЧРЕЖДЕНИЕ Д2			
2.Д2.Т1	ТАМБУР 1	3,64	
2.Д2.Р	РАЗДЕВАЛЬНАЯ	12,76	
2.Д2.Г	ГРУППОВАЯ	34,81	
2.Д2.С1	ТУАЛЕТНАЯ 1	14,27	
2.Д2.Б	БУФЕТНАЯ	8,0	
2.Д2.Т2	ТАМБУР 2	2,1	
2.Д2.К	КОРИДОР	10,6	
2.Д2.П	ПОМЕЩЕНИЕ ПЕРСОНАЛА	7,3	
2.Д2.С3	ТУАЛЕТНАЯ ПЕРСОНАЛА, УБОРОЧНЫЙ ИНВЕНТАРЬ	6,4	
ШП	ШАХТЫ ЛИФТОВ	16,59	
Ш	ШАХТЫ ВЕНТИЛЯЦИИ		

Б2.192.0912-02-08

МНОГОЭТАЖНЫЕ ЖИЛЫЕ ДОМА С ВСТРОЕННО-ПРИСТРОЕННЫМИ ПОМЕЩЕНИЯМИ ОБЩЕСТВЕННОГО НАЗНАЧЕНИЯ И ПОДЗЕМНО-НАДЗЕМНОЙ АВТОСТОЯНОК ПО УЛ. ПЕХОТИНЦЕВ В ЖЕЛЕЗНОДОРОЖНОМ Р-НЕ Г. ЕКАТЕРИНБУРГА


Изм.	№	уч.	Лист	Имя	Подпись	Дата
				Андреева	<i>[Signature]</i>	05.14
				Кармачкина	<i>[Signature]</i>	05.14
				Андреева	<i>[Signature]</i>	05.14

ЖИЛОЙ ДОМ N2	этаж	лист	листоид
	Р	5	
ПЛАН 2 ЭТАЖА	БМ-ПЛАН		

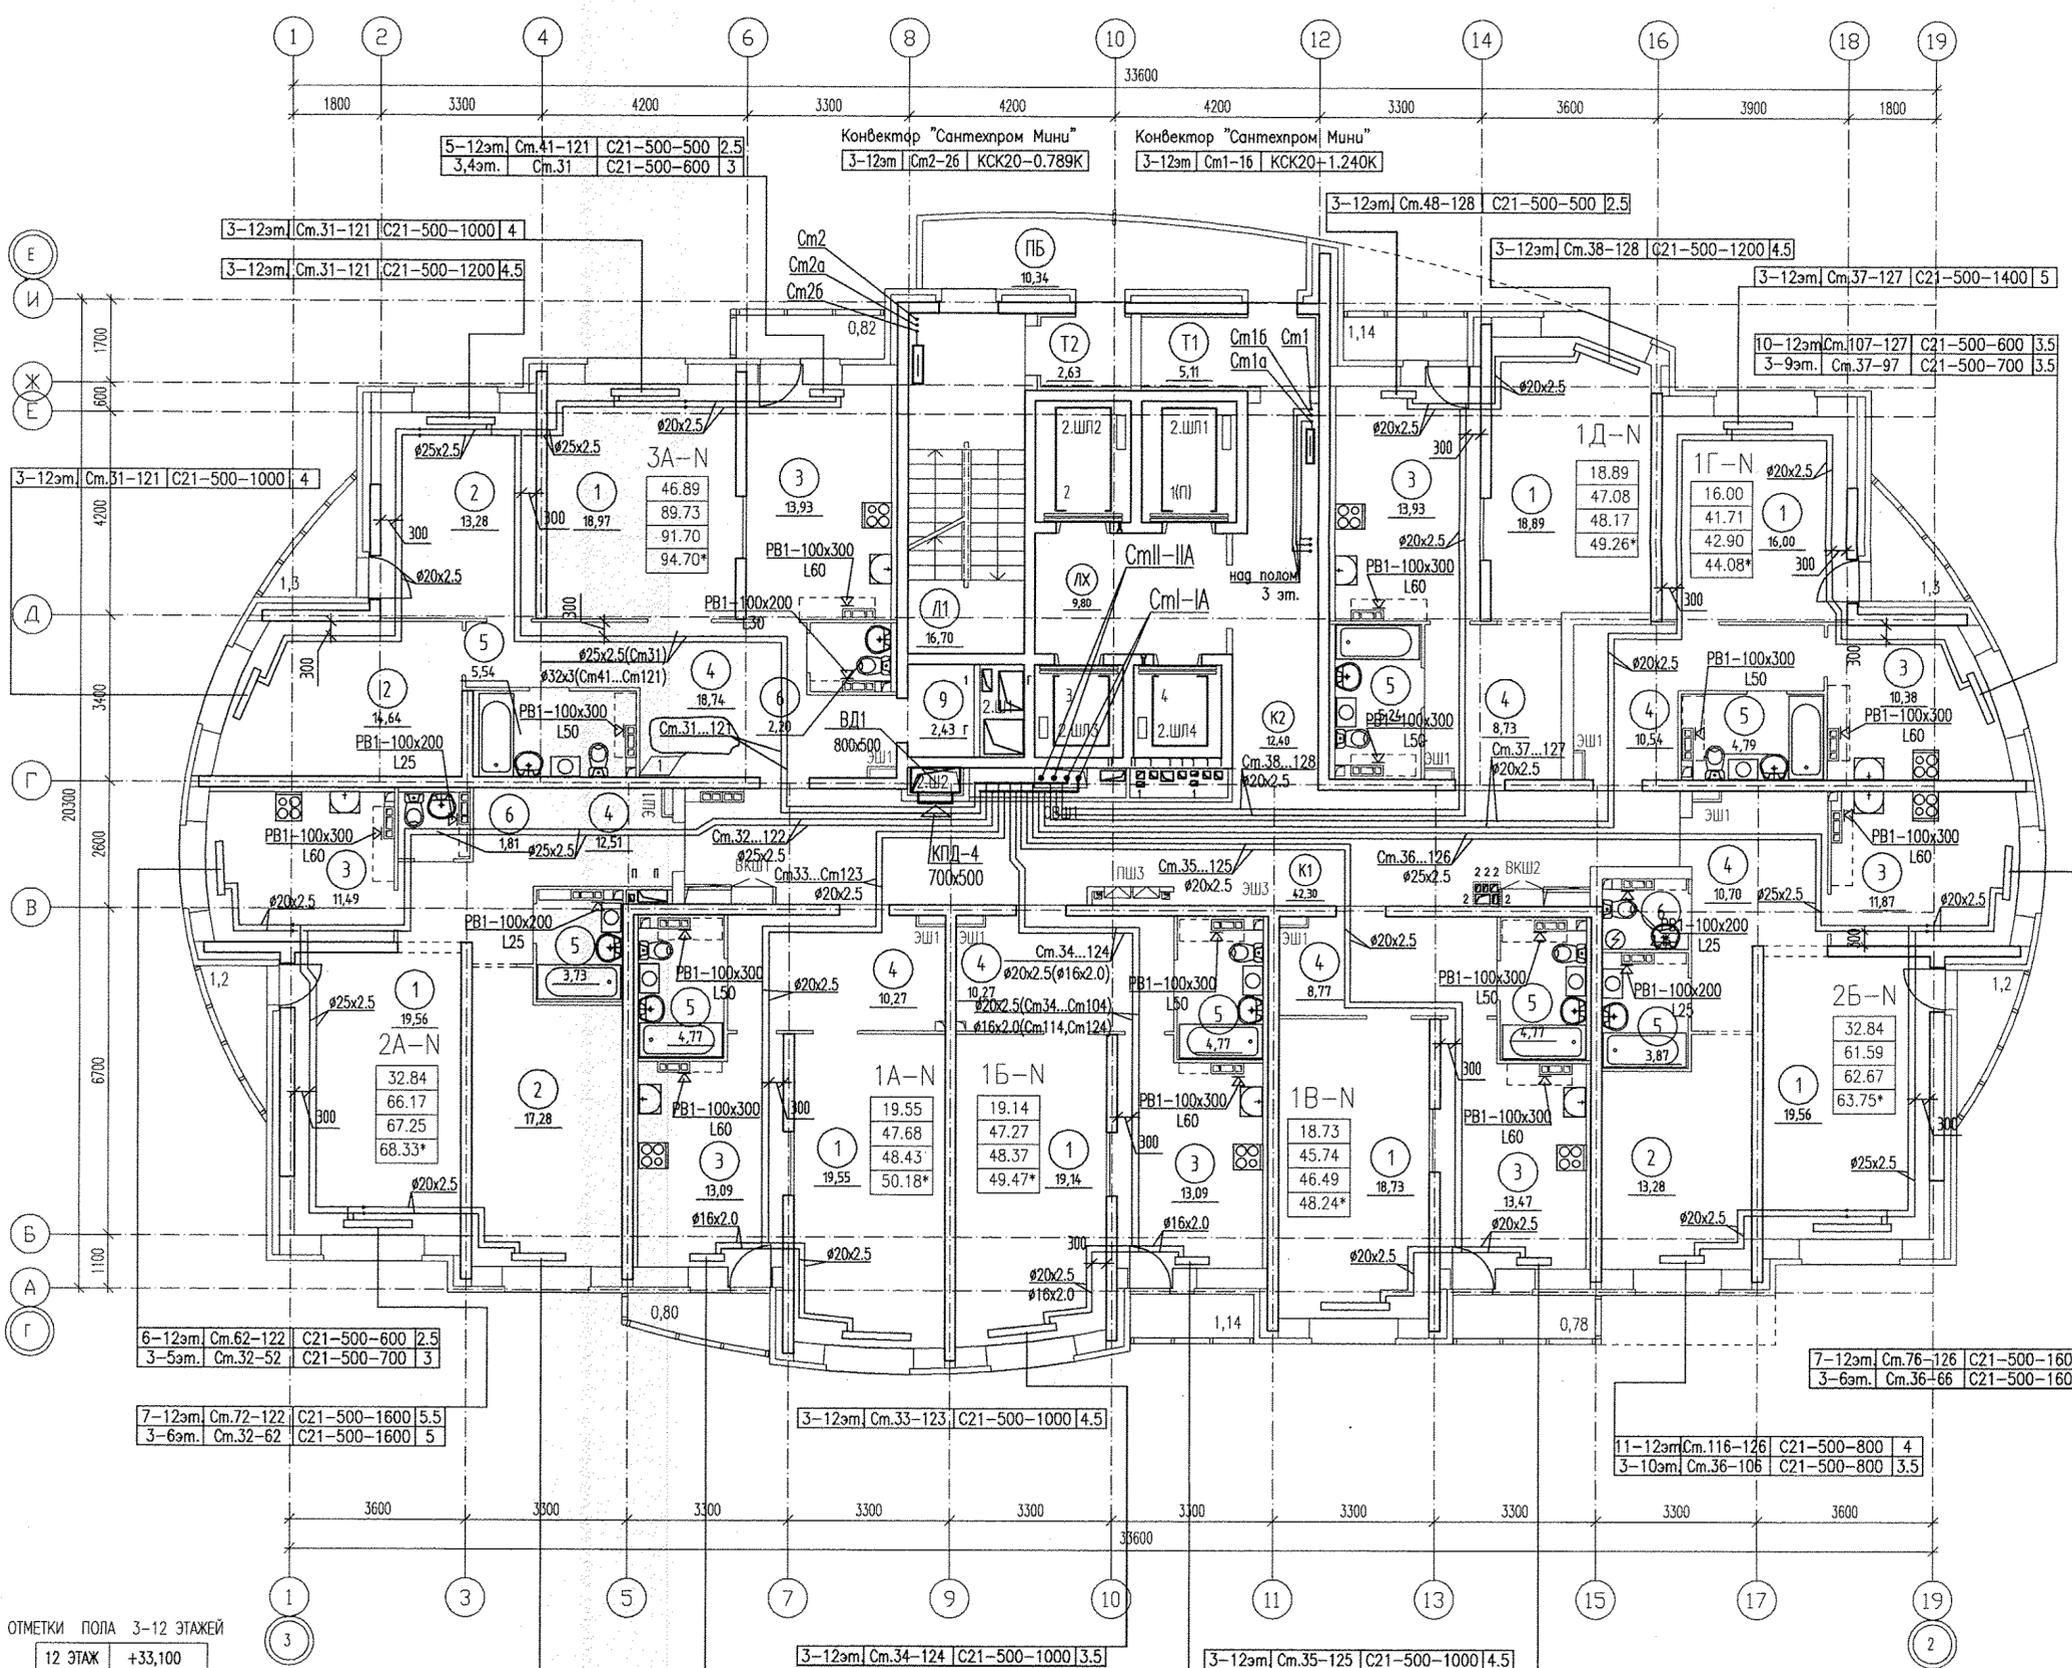

ЭКСПЛИКАЦИЯ ПОМЕЩЕНИЙ


Номер помещения	Наименование	Площадь, м ²	Кат. помещения
ПОМЕЩЕНИЯ КВАРТИР			
1	ГОСТИНАЯ		
2	СПАЛЬНАЯ		
3	КУХНЯ		
4	ПРИХОЖАЯ		
5	ВАННАЯ		
6	САН. УЗЕЛ		
7	БАЛКОН		
8	ЛОДЖИЯ		
9	ГАРДЕРОБНАЯ		
ОБЩЕДОМОВЫЕ ПОМЕЩЕНИЯ			
K1	КОРИДОР 1	42,30	
K2	КОРИДОР 2	12,40	
ЛХ	ЛИФТОВОЙ ХОЛЛ	9,80	
T1	ТАМБУР 1	5,11	
T2	ТАМБУР 2	2,63	
Л1	ЛЕСТНИЦА N 1	16,70	
ПБ	ПЕРЕХОДНОЙ БАЛКОН	10,34	
ШЛ	ШАХТЫ ЛИФТОВ	16,59	
Ш	ШАХТЫ ВЕНТИЛЯЦИИ		

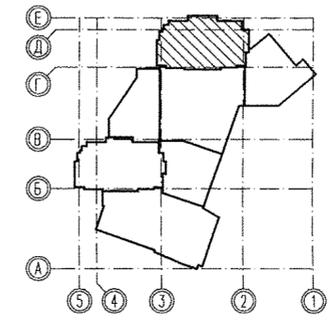

ОТМЕТКИ ПОЛА 3-12 ЭТАЖЕЙ

12 ЭТАЖ	+33,100
11 ЭТАЖ	+30,200
10 ЭТАЖ	+27,300
9 ЭТАЖ	+24,400
8 ЭТАЖ	+21,500
7 ЭТАЖ	+18,600
6 ЭТАЖ	+15,700
5 ЭТАЖ	+12,800
4 ЭТАЖ	+9,900
3 ЭТАЖ	+7,000

62.192.0912-02-0В			
1	1	02-14	08.14
Изм.	N уч.	Лист	№ док
		Дата	Подпись
ЖИЛОЙ ДОМ N2		стадия	лист
		Р	6
Н. контр.	Андреева	05.14	
проверил	Кармацкий	05.14	
разработал	Агафонова	05.14	
ПЛАН 3-12 ЭТАЖА			
БИ-ПЛАН			

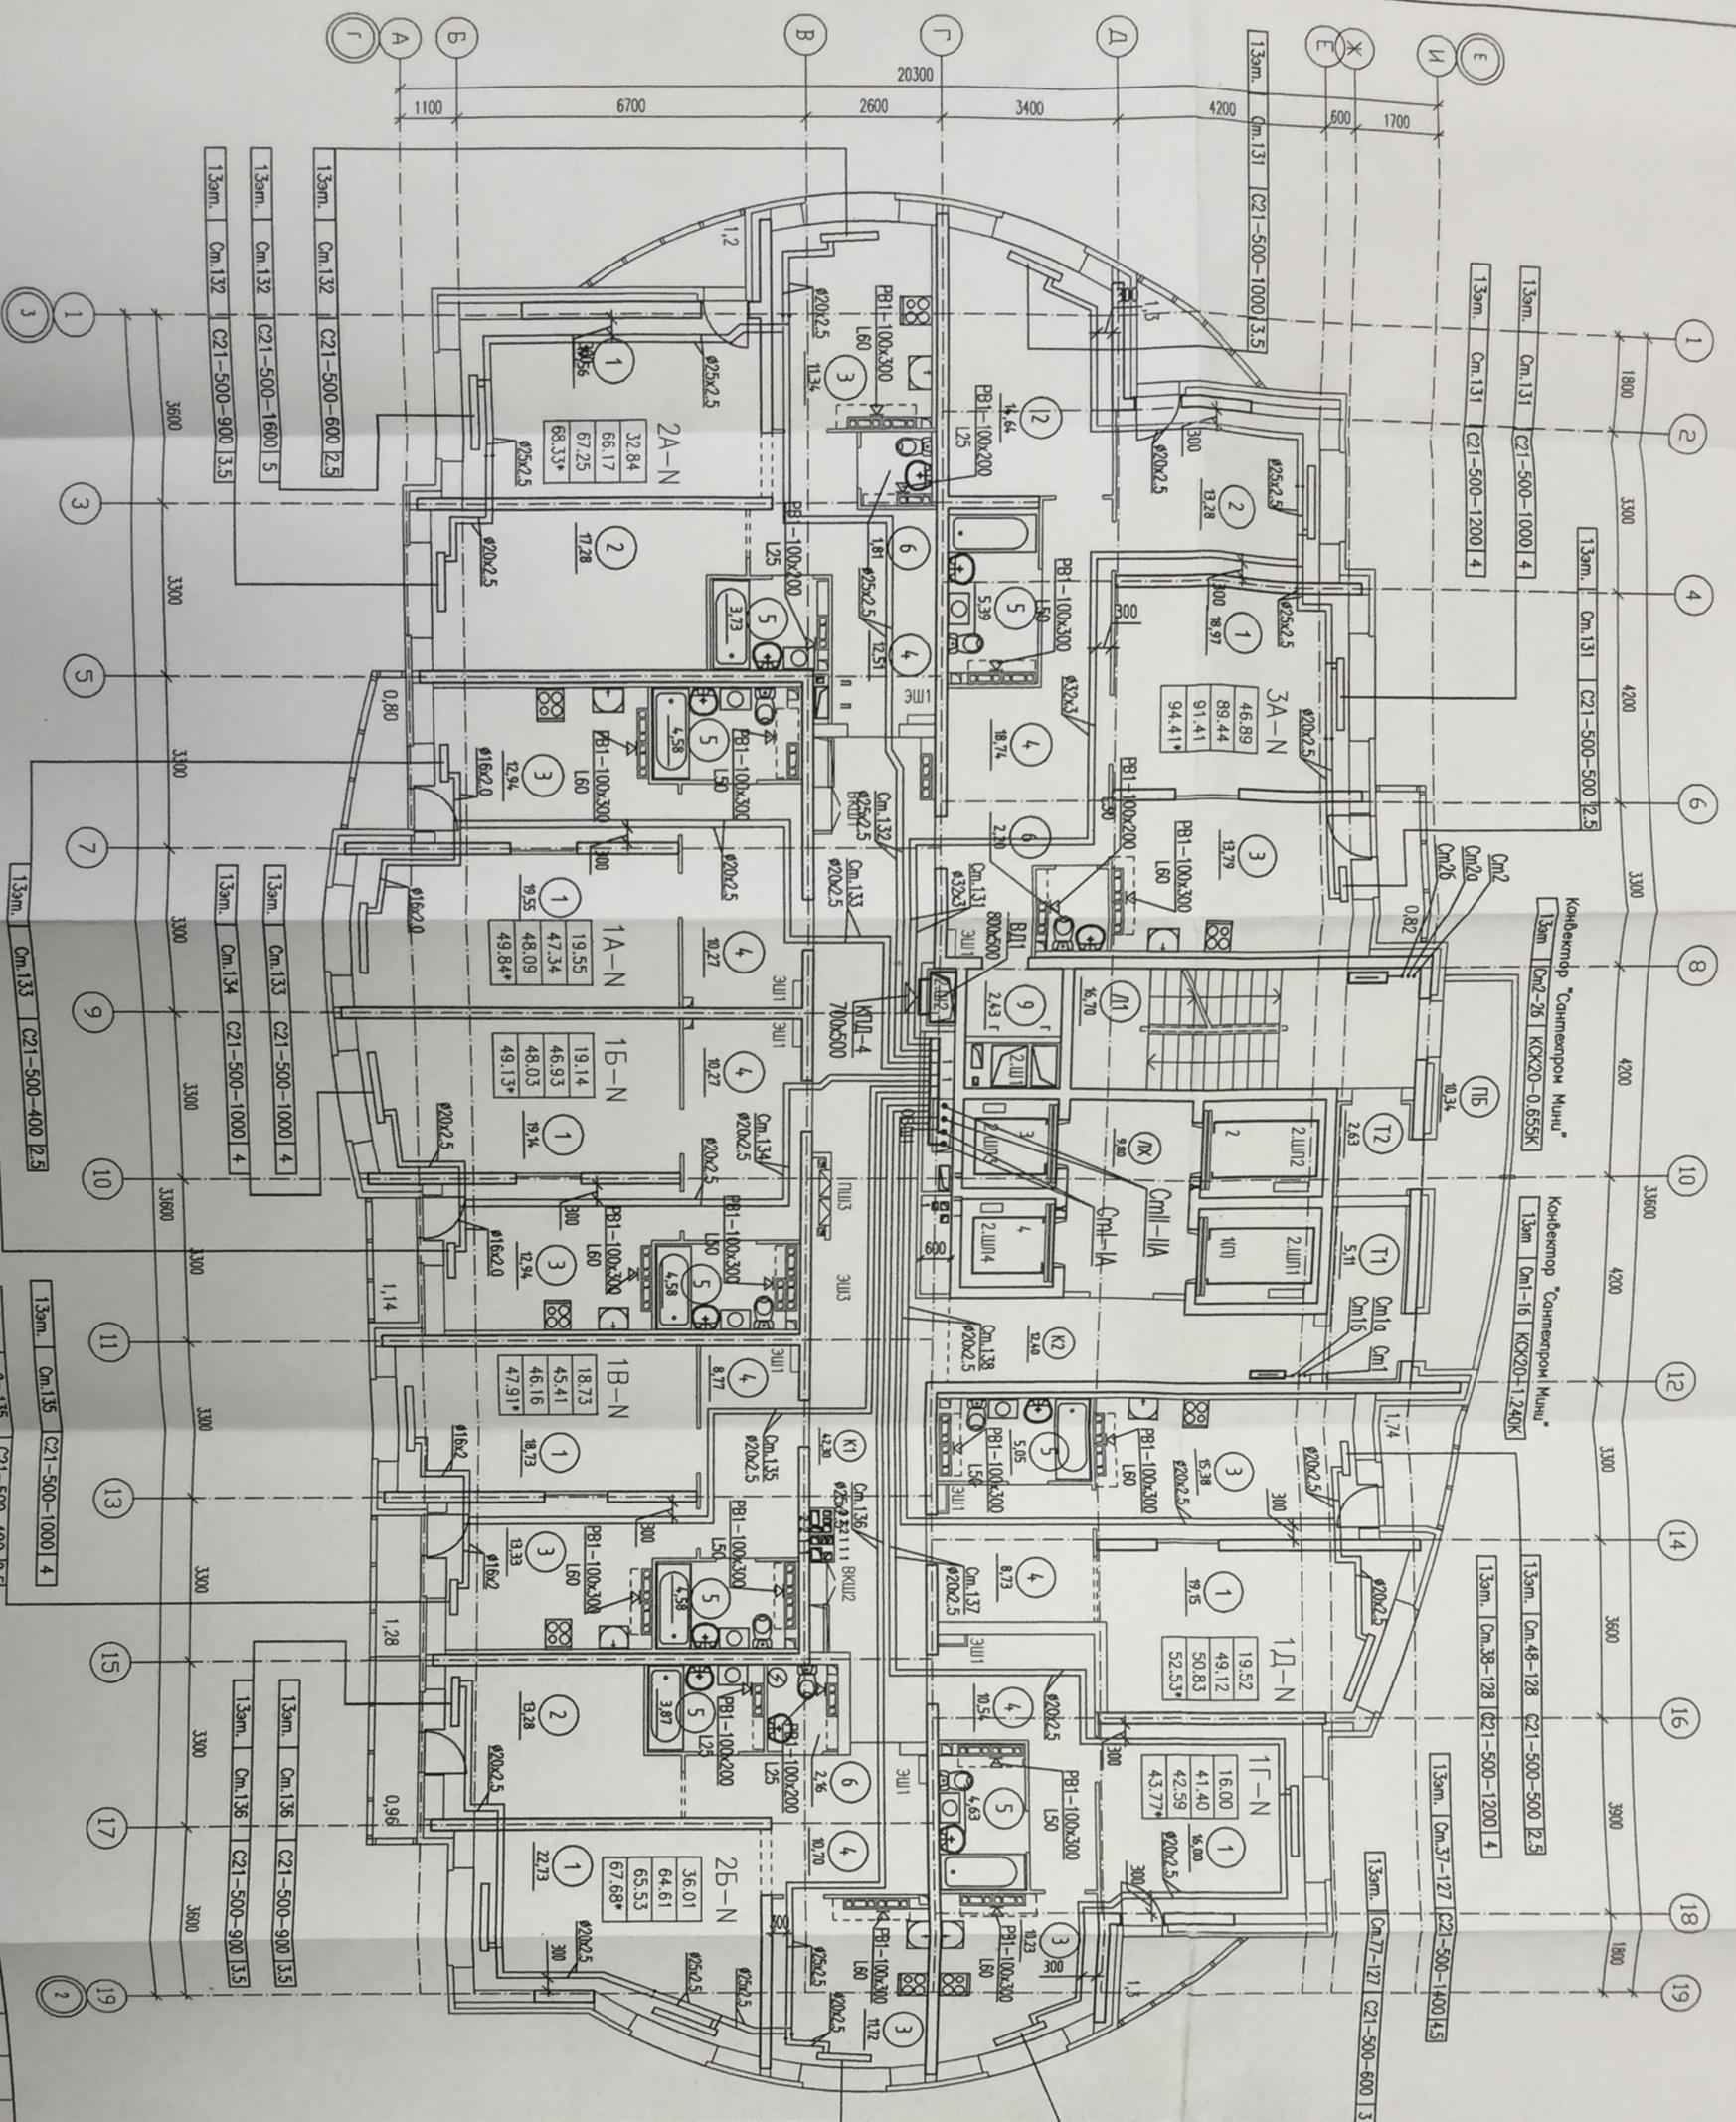

ОШЕТИКИ ПОДА 13 ЭТАЖА
13 ЭТАЖ +36,000

Схемы вентиляторов - см. раздат. АР.

Исполн.	Инженер	Иванов	05.14
Провер.	Инженер	Петров	05.14
Дизайн.	Инженер	Сидоров	05.14
Архитектор	Инженер	Климов	05.14
Конструктор	Инженер	Мухоморов	05.14
Монтаж	Инженер	Васильев	05.14
Сметчик	Инженер	Александров	05.14
Экономист	Инженер	Соколов	05.14
Юрист	Инженер	Новиков	05.14
Специалист	Инженер	Попов	05.14
Лаборант	Инженер	Смирнов	05.14
Сторожевой	Инженер	Иванов	05.14

Э2.192.0912-02-08

МНОГОЭТАЖНЫЕ ЖИЛЫЕ ДОМА С ВСТРЕЧНО-ПРЯМОУГОЛЬНЫМИ ПОМЕЩЕНИЯМИ ОБЪЕДИНЕННОГО НАЗНАЧЕНИЯ И ПОДЪЕЗНО-НАДЪЕЗНОМ АВТОСТОЯНОК ПО УЛ. ПЕДОПНИЦЫН В ХЛЕБНОПРОДУКТОВОМ РАЙОНЕ Г. ЕКАТЕРИНБУРГА

ЖИЛОЙ ДОМ №2

ПЛАН 13 ЭТАЖА

БМ-ПЛАН

Формат А2


13эт. Ом.136 С21-500-900 3.5

13эт. Ом.136 С21-500-600 2.5

НОМЕР ПО ПЛАНУ	НАИМЕНОВАНИЕ ПОМЕЩЕНИЯ КВАРТИР	ПЛОЩАДЬ ПОМЕЩЕНИЯ	КАТЕГОРИЯ ПОМЕЩЕНИЯ
1	ГОСТИНАЯ		
2	СПАЛЬНЯ		
3	КУХНЯ		
4	ПРАЧЕВЫЯ		
5	ВАННАЯ		
6	САУНА		
7	БАЛКОН		
8	ПОДЪЯЗ		
9	ГАРДЕРОБНАЯ		
ОБЩЕДОМОВЫЕ ПОМЕЩЕНИЯ			
К1	КОРРИДОР 1	42.30	
К2	КОРРИДОР 2	12.40	
К3	ЛИФТОВЫЙ ХОД	9.80	
Т1	ТАБЛЕТКА 1	5.11	
Т2	ТАБЛЕТКА 2	2.63	
Л1	ЛЕСТНИЦА N 1	16.70	
Л2	ПЕРЕХОДНОЙ БАЛКОН	10.34	
Ш1	ШАХТА ЛИФТОВ		
Ш2	ШАХТА ВЕНТИЛЯЦИИ	16.59	

19 ЭТАЖ	+53,400
18 ЭТАЖ	+50,500
17 ЭТАЖ	+47,600
16 ЭТАЖ	+44,700
15 ЭТАЖ	+41,800
14 ЭТАЖ	+38,900

ОШЕТКИ ПОЯЛ 14-19 ЭТАЖЕИ

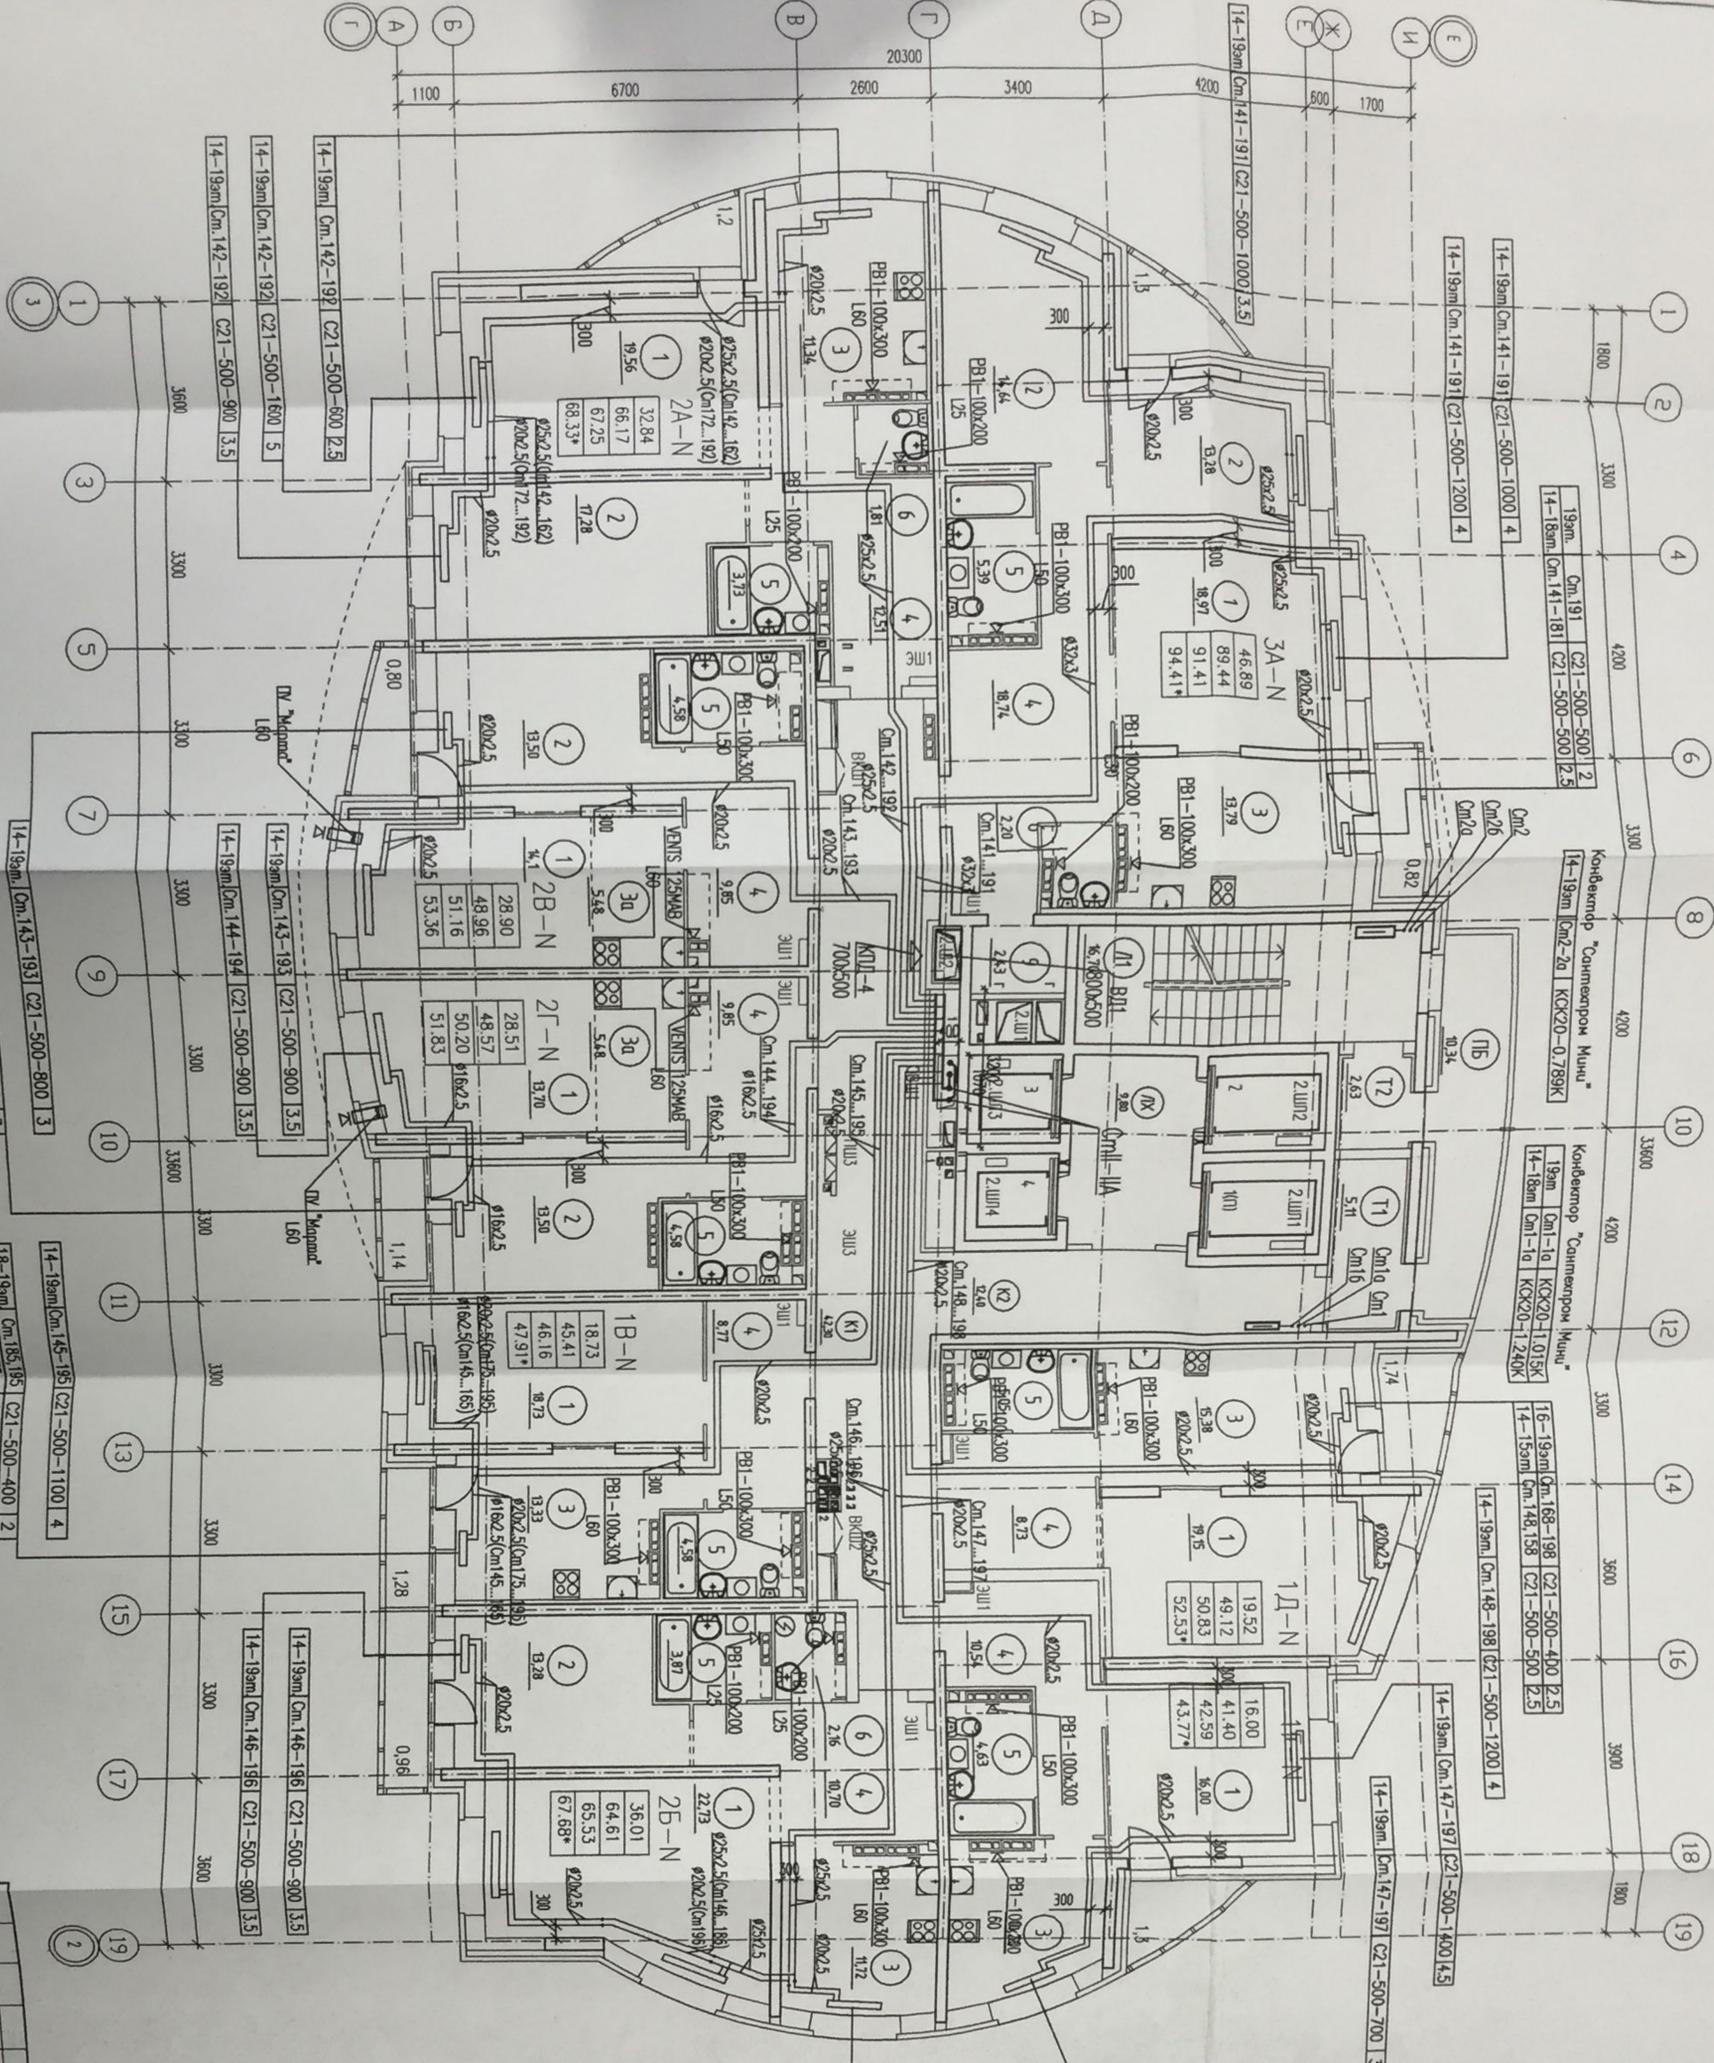


14-19sm Om.144-194 C21-500-700 3
18-19sm Om.185-195 C21-500-400 2
17sm Om.175 C21-500-500 2
14-16sm Om.145-165 C21-500-500 2,5

14-19sm Om.145-195 C21-500-1100 4
14-19sm Om.146-196 C21-500-900 3,5
14-19sm Om.146-196 C21-500-900 3,5
14-19sm Om.146-196 C21-500-900 3,5

18-19sm Om.186, 196 C21-500-500 1,2,5
14-17sm Om.146-176 C21-500-600 1,2,5
14-19sm Om.146-196 C21-500-900 3,5

НОМЕР ПО ПЛАНУ	НАИМЕНОВАНИЕ	ПОШУД	КАТЕГОРИЯ ПОМЕЩЕНИЯ
1	ПОСТИЛЫЯ		ПОМЕЩЕНИЕ КВАРТИРЫ
2	СПАЛЬНЯЯ		
3	КУХНЯ		
3а	КУХНЯ-НИША		
4	ПРИХОДСКАЯ		
5	ВАННАЯ		
6	САУНА		
7	БАЛКОН		
8	ПОДЪЯЗ		
9	ГРЕЙДЕРСКАЯ		
ОБСЛЕДОВАНИЕ ПОМЕЩЕНИЯ			
К1	КОРИДОР 1	42,30	
К2	КОРИДОР 2	12,40	
ЛХ	ЛЮБОВОЙ ХОЛЛ	9,80	
Т1	ТАБЛЕТКА 1	5,11	
Т2	ТАБЛЕТКА 2	2,83	
ЛП	ЛЕШНИЦА N 1	16,70	
ЛБ	ПЕРЕХОДНОЙ БАЛКОН	10,34	
ШП	ШАХТА ЛЮБОВ		
Ш	ШАХТА ВЕНТИЛЯЦИИ	16,59	

Имя	Иван	Лист	Кухня	Подпись	Дата
Имя	Андреева				05.14
Имя	Камилла				05.14
Имя	Керемидова				05.14
ЖИЛОЙ ДОМ N2					
ПОД № 14-19 ЭТАЖА					
52.192.0912-02-08					
ИСТОРИЧЕСКОЕ ЖИЛИЕ ДОМА С ВОССТАНОВЛЕННЫМИ ПРИСВОЕННЫМИ ПОМЕЩЕНИЯМИ ОБЪЕКТА ИСТОРИКО-КУЛЬТУРНОГО НАЗНАЧЕНИЯ И ПОДЪЕМНО-НАДЗЕМНОЙ АВТОСТОЯНКИ ПО УЛ. ПЕХОТНИКОВ В ЖЕЛЕЗНОДОРОЖНОМ Р-НЕ Г. ЕКАТЕРИНБУРГА					
Р	8	8	8	8	8

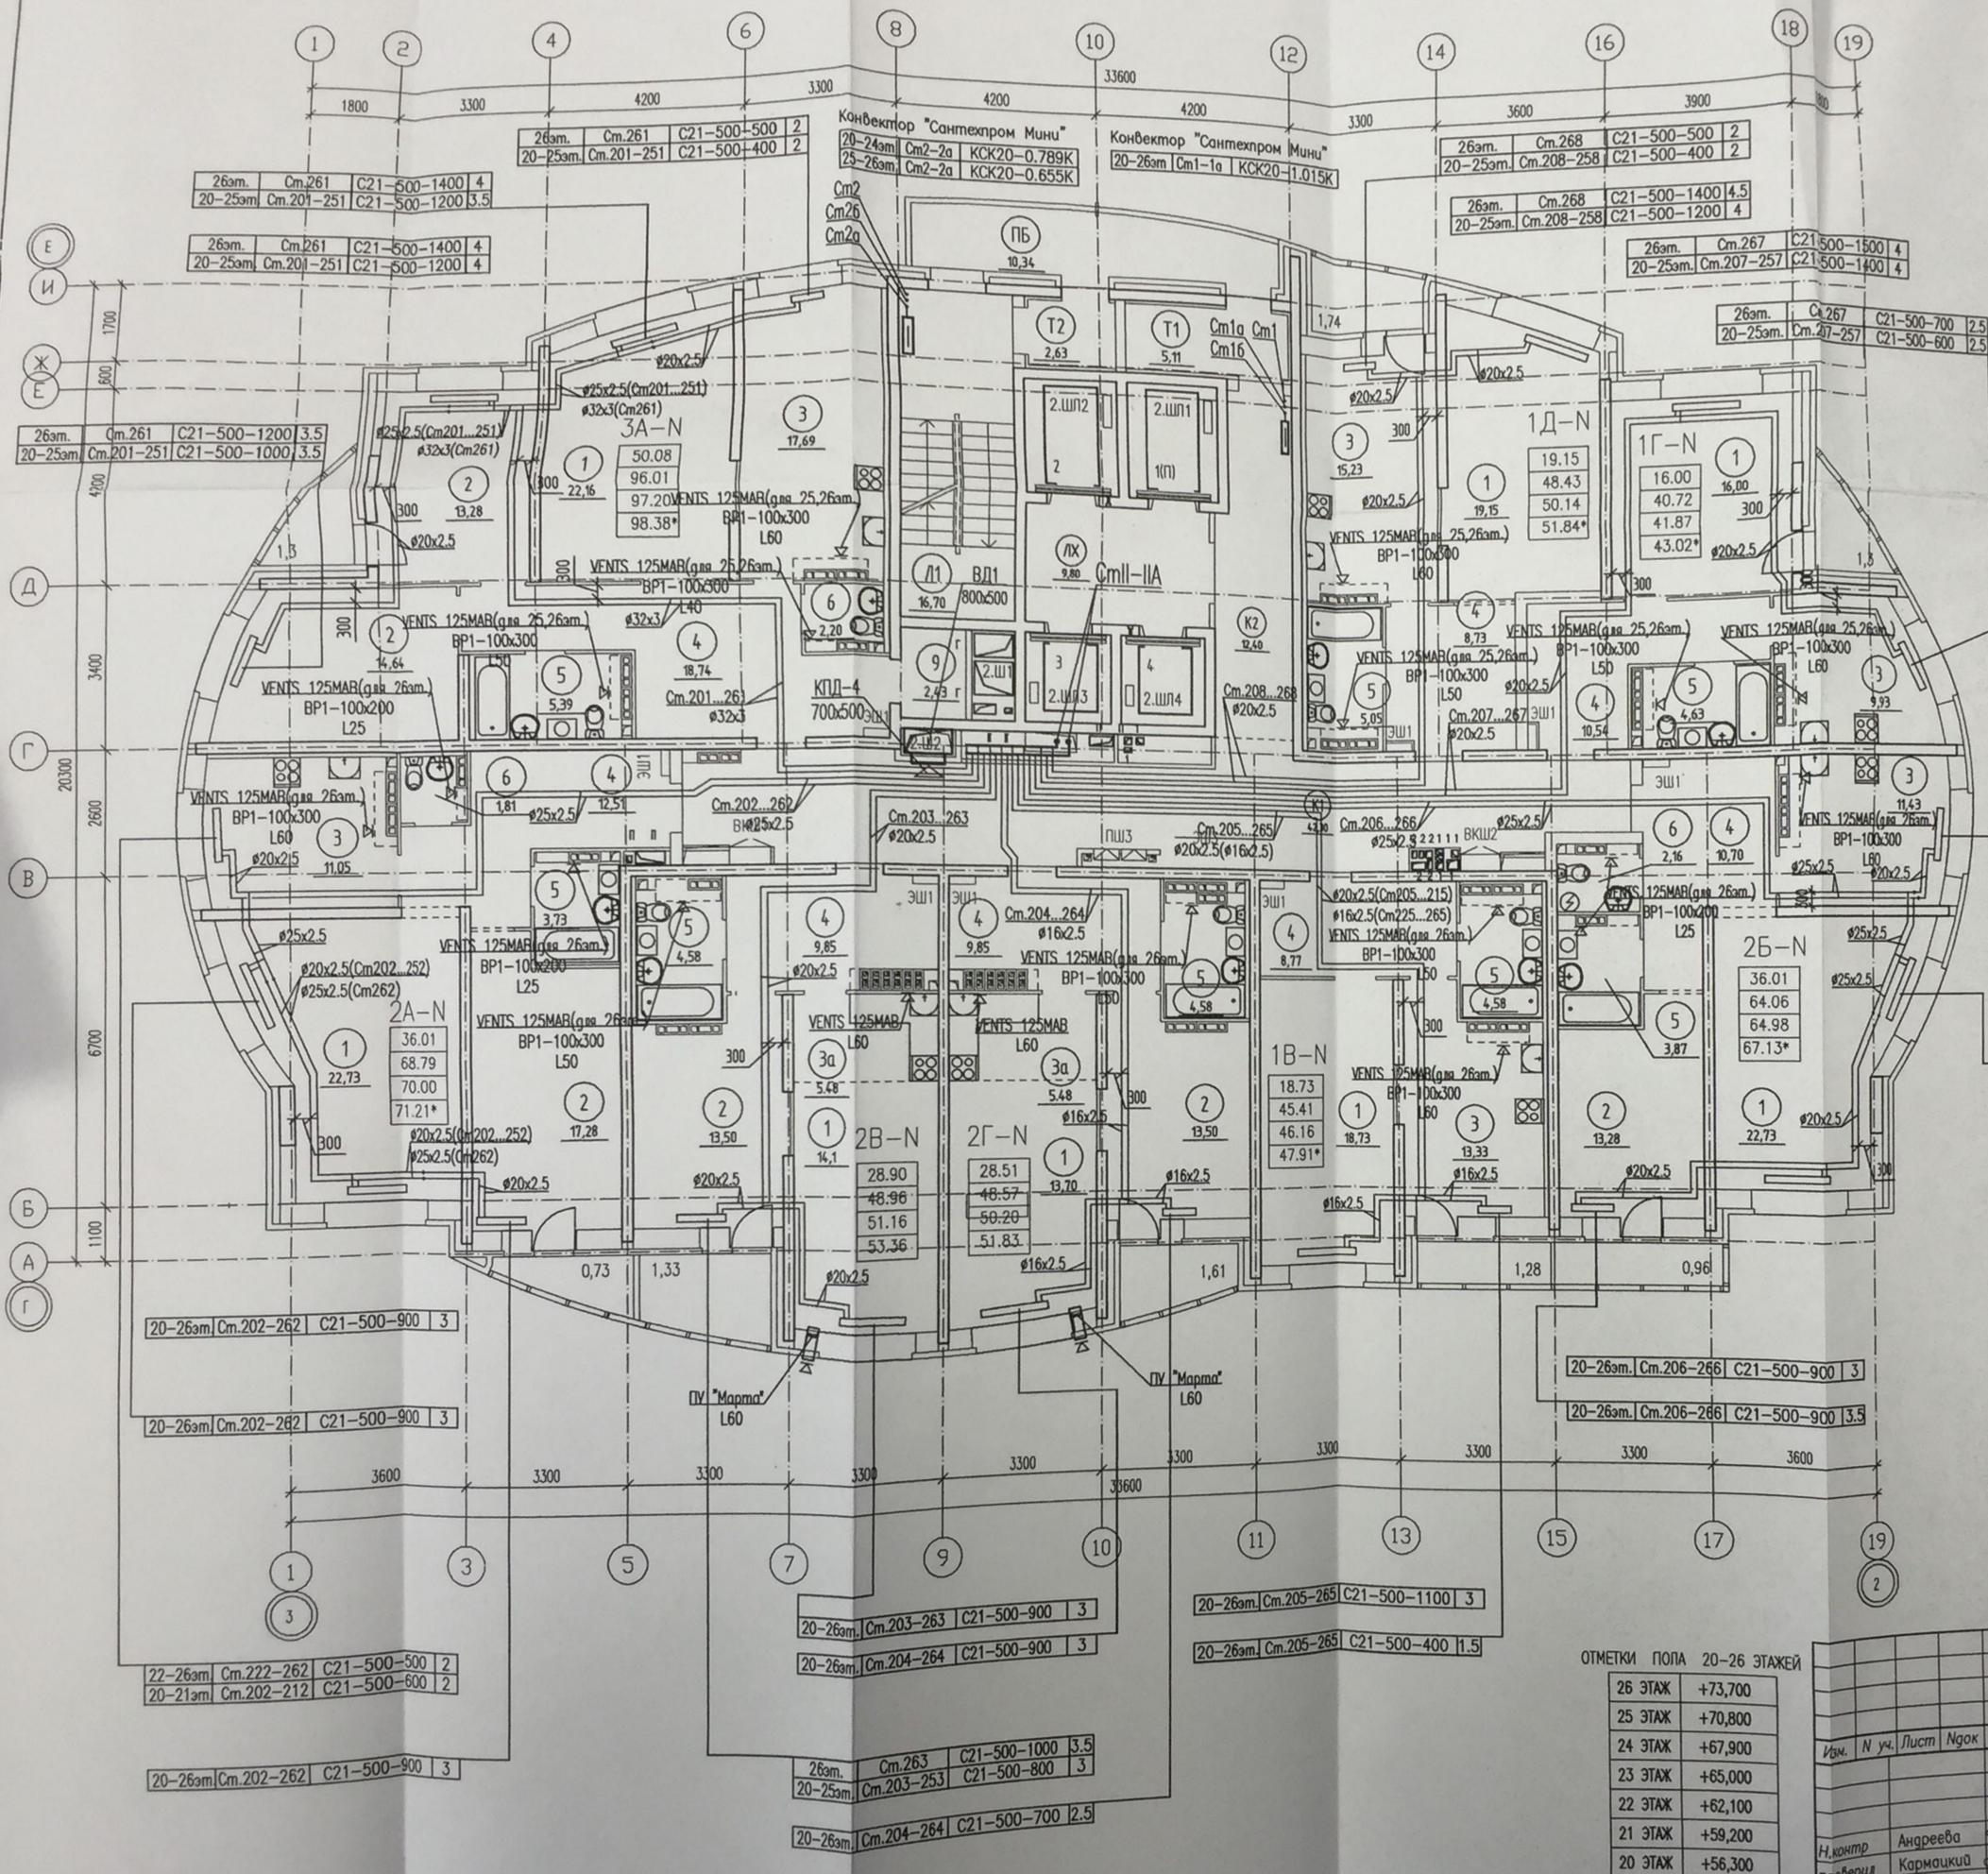

ЭКСПЛИКАЦИЯ ПОМЕЩЕНИЙ

НОМЕР ПО ПЛАНУ	НАИМЕНОВАНИЕ	ПЛОЩАДЬ М2	КАТЕГОРИЯ ПОМЕЩЕНИЯ
ПОМЕЩЕНИЯ КВАРТИР			
1	ГОСТИНАЯ		
2	СПАЛЬНАЯ		
3	КУХНЯ		
3а	КУХНЯ-НИША		
4	ПРИХОЖАЯ		
5	ВАННАЯ		
6	САН. УЗЕЛ		
7	БАЛКОН		
8	ЛОДЖИЯ		
9	ГАРДЕРОБНАЯ		
ОБЩЕДОМОВЫЕ ПОМЕЩЕНИЯ			
К1	КОРИДОР 1	42,30	
К2	КОРИДОР 2	12,40	
ЛХ	ЛИФТОВОЙ ХОЛЛ	9,80	
Т1	ТАМБУР 1	5,11	
Т2	ТАМБУР 2	2,63	
Л1	ЛЕСТНИЦА N 1	16,70	
ПБ	ПЕРЕХОДНОЙ БАЛКОН	10,34	
ШЛ	ШАХТЫ ЛИФТОВ	16,59	
Ш	ШАХТЫ ВЕНТИЛЯЦИИ		

21-26см	Cm.216-266	C21-500-500	2
20см.	Cm.206	C21-500-500	2,5
20-26см	Cm.206-266	C21-500-900	3

ОТМЕТКИ ПОЛА 20-26 ЭТАЖИ

26 ЭТАЖ	+73,700
25 ЭТАЖ	+70,800
24 ЭТАЖ	+67,900
23 ЭТАЖ	+65,000
22 ЭТАЖ	+62,100
21 ЭТАЖ	+59,200
20 ЭТАЖ	+56,300

Изм.	№ уч.	Лист	№док	Подпись	Дата
Н.контр.		Андреева			05.14
проверил		Кармацкий			05.14
разработал		Агафонова			05.14

62.192.0912-02-08

МНОГОЭТАЖНЫЕ ЖИЛЫЕ ДОМА С ВСТРОЕННО-ПРИСТРОЕННЫМИ ПОМЕЩЕНИЯМИ ОБЩЕСТВЕННОГО НАЗНАЧЕНИЯ И ПОДЗЕМНО-НАДЗЕМНОЙ АВТОСТОЯНОК ПО УЛ. ПЕХОТИНЦЕВ В ЖЕЛЕЗНОДОРОЖНОМ Р-НЕ Г. ЕКАТЕРИНБУРГА


ЖИЛОЙ ДОМ №2

ПЛАН 20-26 ЭТАЖА

стадия	лист	листов
Р	9	


БИ-ПЛАН

формат А2

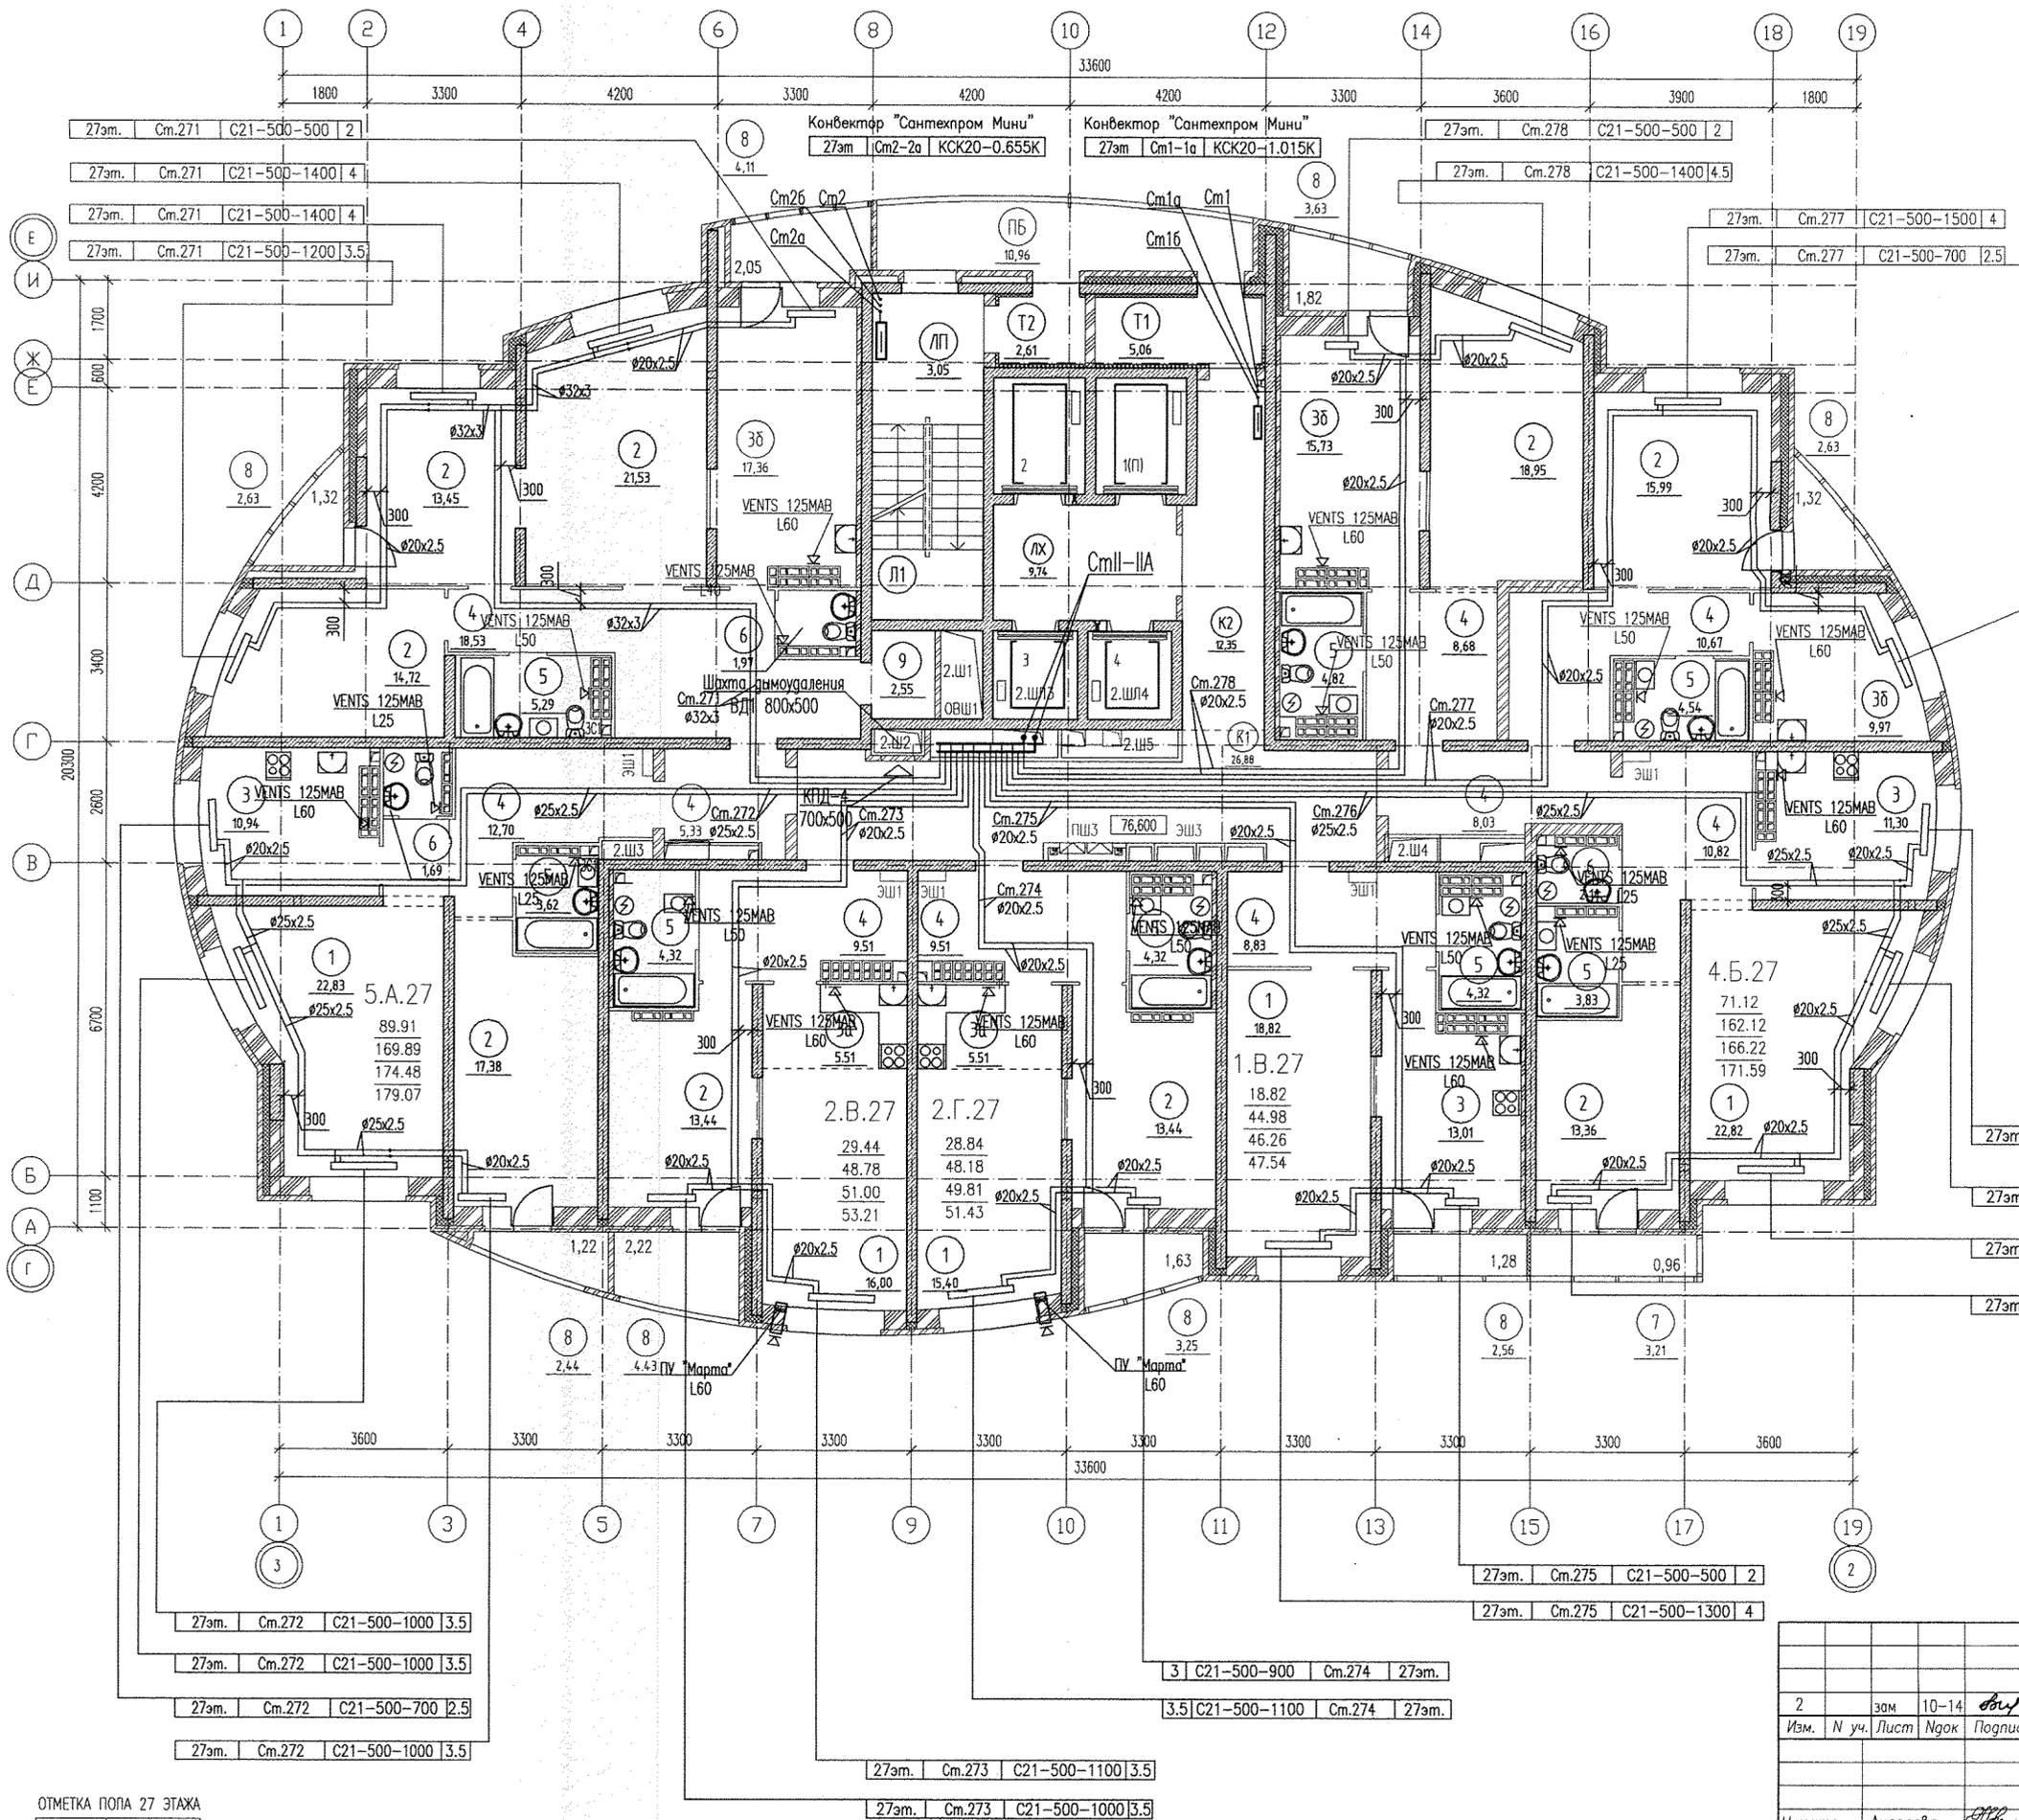

ЭКСПЛИКАЦИЯ ПОМЕЩЕНИЙ

НОМЕР ПО ПЛАНУ	НАИМЕНОВАНИЕ	ПЛОЩАДЬ М2	КАТЕГОРИЯ ПОМЕЩЕНИЯ
ПОМЕЩЕНИЯ КВАРТИР			
1	ГОСТИНАЯ		
2	СПАЛЬНАЯ		
3	КУХНЯ		
3а	КУХНЯ-НИША		
3б	ПОДСОБНОЕ ПОМЕЩЕНИЕ		
4	ПРИХОЖАЯ (КОРИДОР)		
5	ВАННАЯ		
6	САН. УЗЕЛ		
7	БАЛКОН		
8	ЛОДЖИЯ		
9	ГАРДЕРОБНАЯ		
ОБЩЕДОМОВЫЕ ПОМЕЩЕНИЯ			
K1	КОРИДОР 1	28,88	
K2	КОРИДОР 2	12,35	
ЛХ	ЛИФТОВОЙ ХОЛЛ	9,74	
T1	ТАМБУР 1	5,06	
T2	ТАМБУР 2	2,61	
Л1	ЛЕСТНИЦА N 1	16,6	
ПБ	ПЕРЕХОДНОЙ БАЛКОН	10,96	
ШЛ	ШАХТЫ ЛИФТОВ	16,59	
Ш	ШАХТЫ ВЕНТИЛЯЦИИ	3,95	

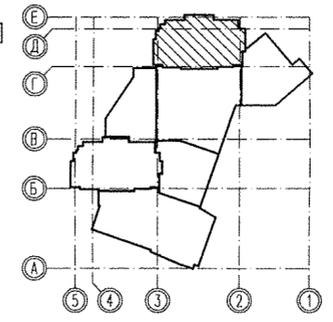

ОТМЕТКА ПОЛА 27 ЭТАЖА
27 ЭТАЖ +76,600

62.192.0912-02-0В			
МНОГОЭТАЖНЫЕ ЖИЛЫЕ ДОМА С ВСТРОЕННО-ПРИСТРОЕННЫМИ ПОМЕЩЕНИЯМИ ОБЩЕСТВЕННОГО НАЗНАЧЕНИЯ И ПОДЗЕМНО-НАДЗЕМНОЙ АВТОСТОЯНОК ПО УЛ. ПЕХОТИНЦЕВ В ЖЕЛЕЗНОДОРОЖНОМ Р-НЕ Г. ЕКАТЕРИНБУРГА			
Изм.	№ уч.	Лист	№ док.
2	30М	10-14	02.15
		Подпись	Дата
		стадия	лист
		Р	10
Н.контр.	Андреева	02.15	
проверил	Кармацкий	02.15	
разработал	Агафонова	02.15	
ЖИЛОЙ ДОМ N 2		БИ-ПЛАН	