
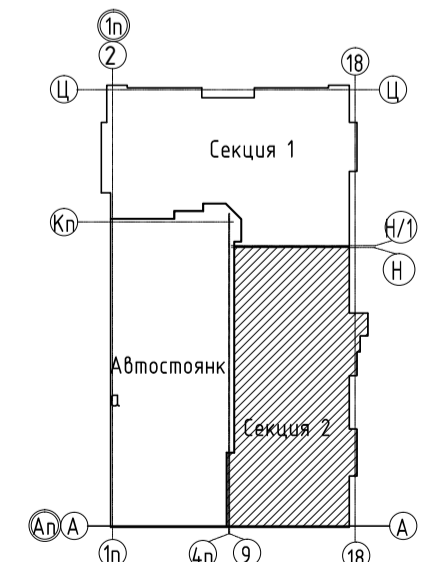


Номер пом.	Наименование	Площадь м2	Кат. пом.
2.1	Тамбур	5,19	
2.2	Буфетная	4,56	
2.3	Групповая	17,17	
2.4	Кабинет заведующего (помещение персонала)	7,29	
2.5	Туалетная	1,18	
2.6	Туалетная	0,89	
2.7	Тамбур санузла	5,25	
2.8	Холл	6,09	
2.9	Раздевальная	8,15	
2.10	Санузел персонала	2,30	
2.11	Кладовая чистого белья	1,42	В3
2.12	Кладовая грязного белья	1,78	В3
2.13	Коридор	7,11	
2.14	Тамбур	5,42	
2.15	Тамбур	6,60	
Итого:		80,40	



Номер пом.	Наименование	Площадь м2	Кат. пом.
8	Межквартирный коридор	31,42	
9	Тамбур	3,26	
10	Мусорокамера	10,13	В3
11	Дворничья	3,71	В4
12	Лифтовый холл	8,04	
13	Лестничная клетка	8,23	
17	Венткамера противопожарного притока автостоянки	2,70	В3
Итого:		67,50	

Номер пом.	Наименование	Площадь м2	Кат. пом.
14	Помещение Управляющей компании	28,19	
15	Санузел	1,79	
16	Тамбур	6,61	
17	Коридор	16,33	
Итого:		52,91	

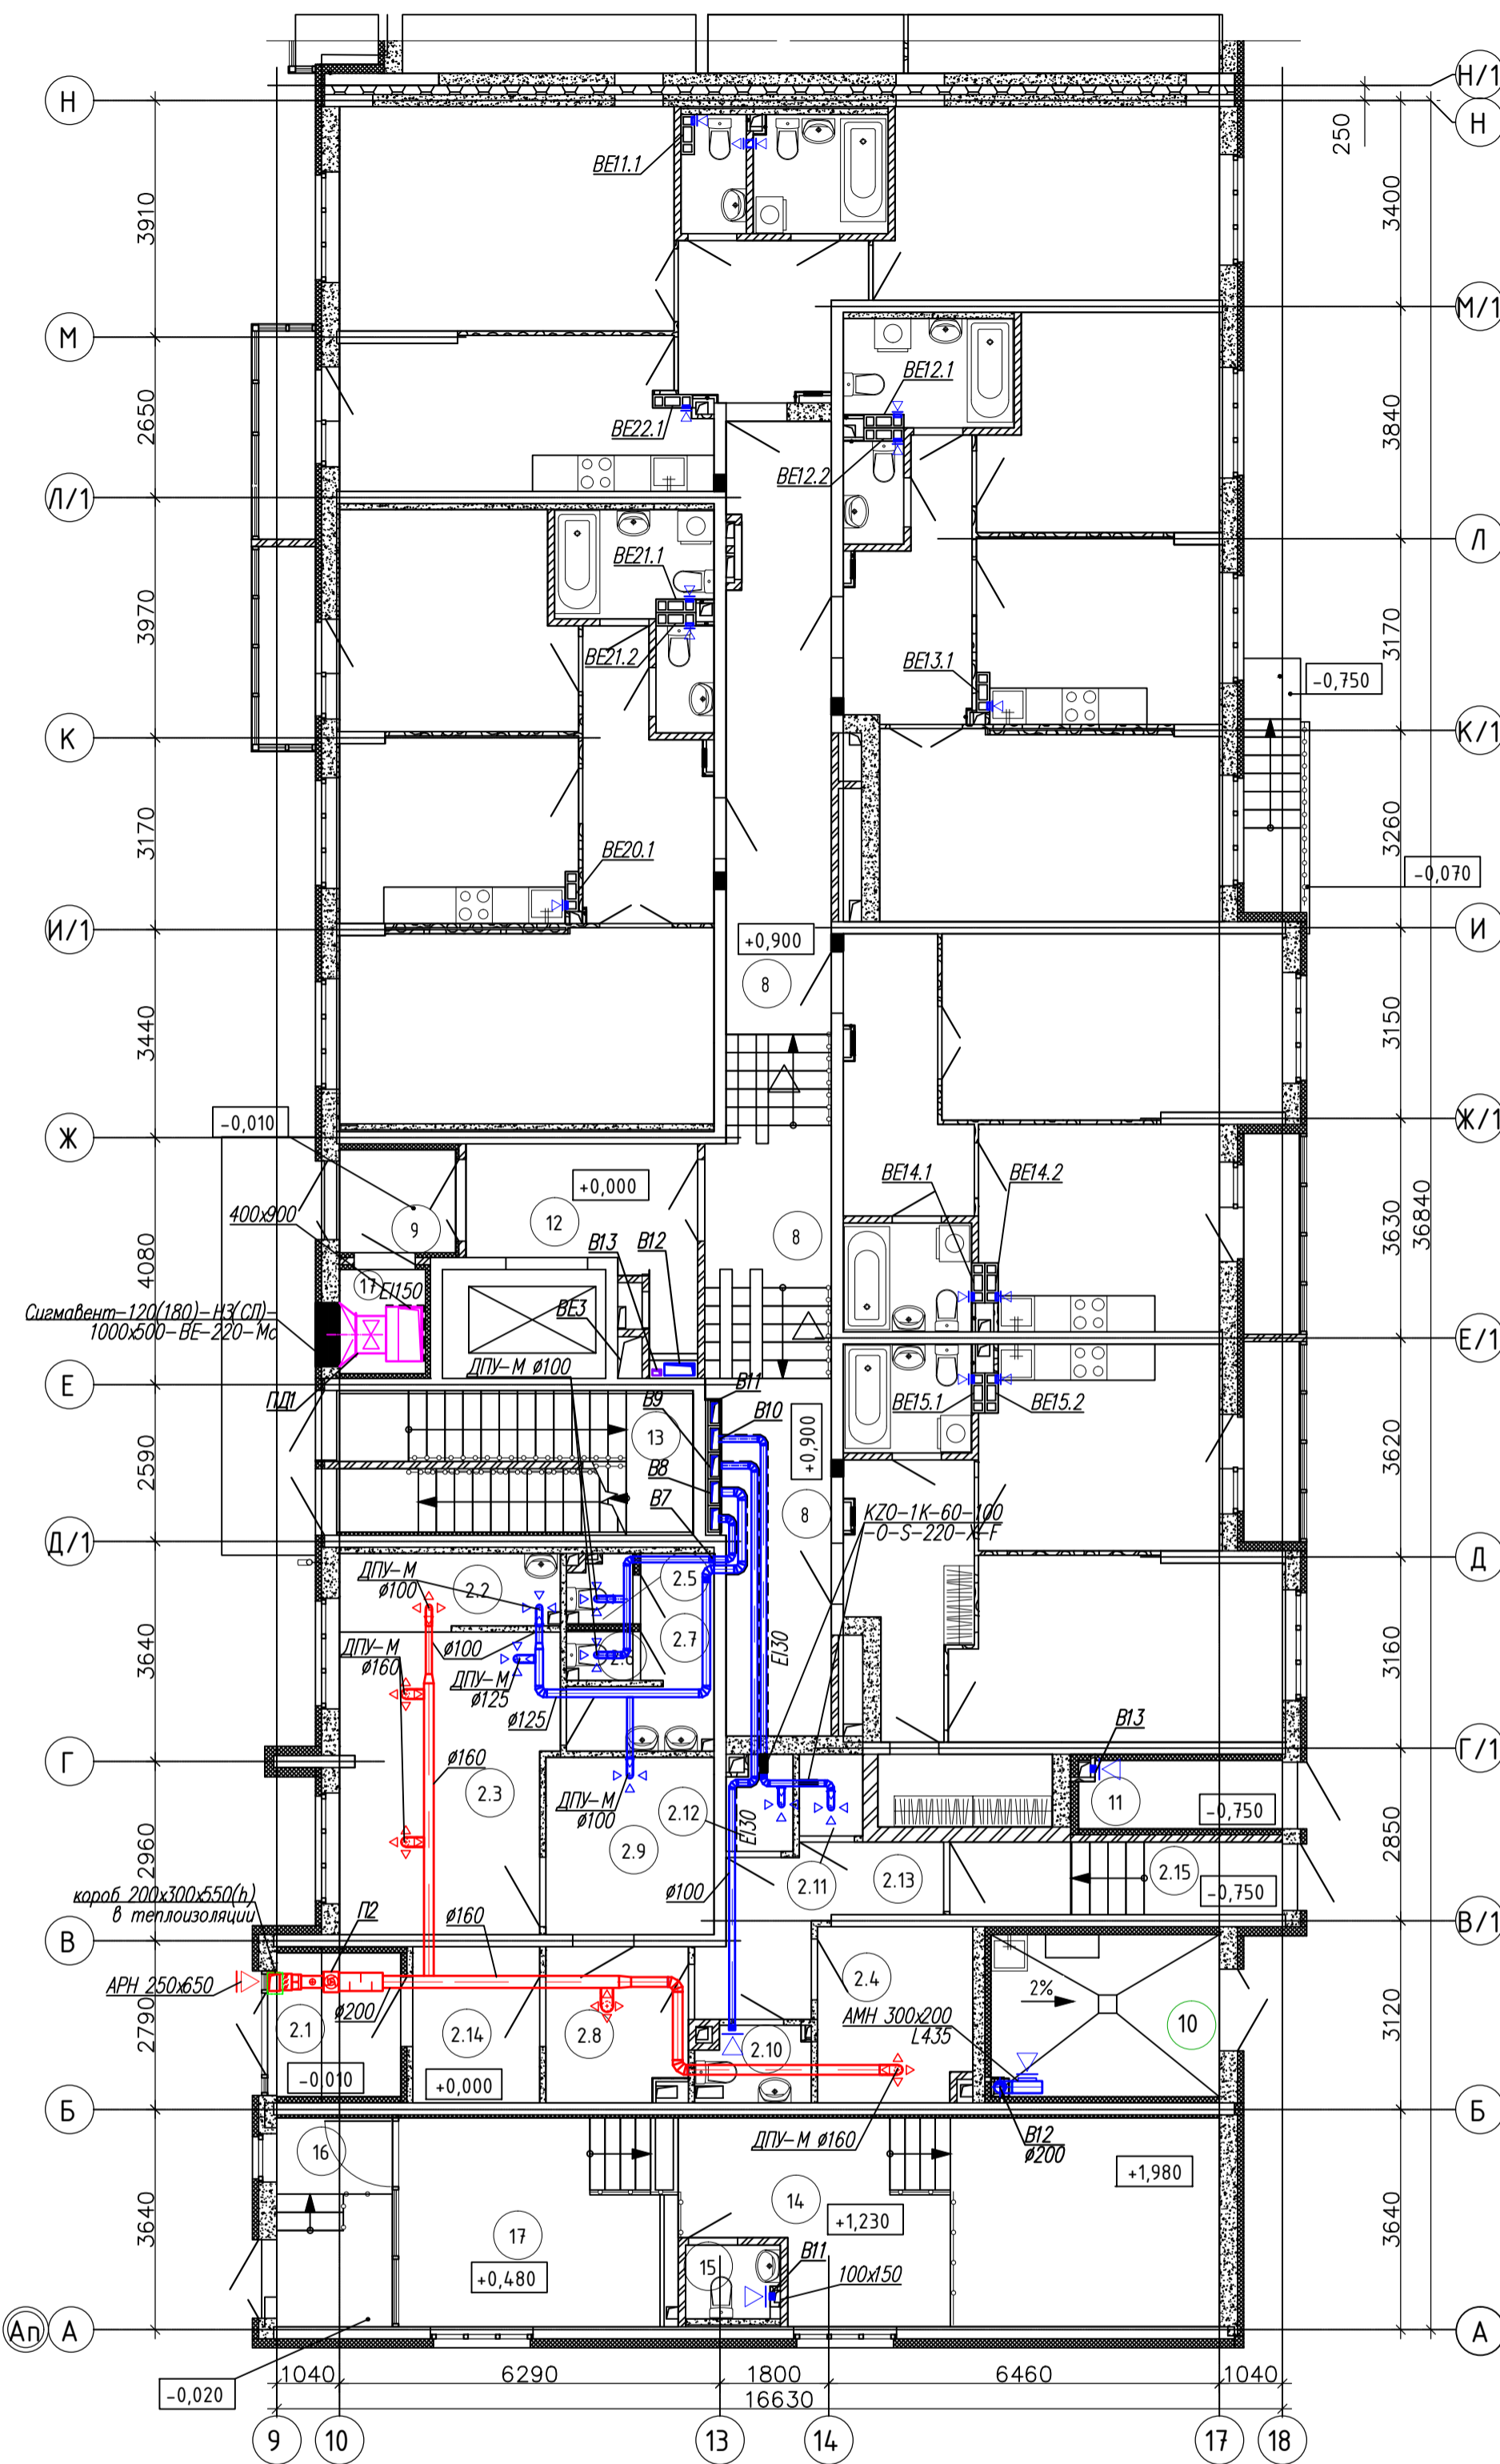



Взам. инв. №  
Подпись и дата  
Инв. №

23-04-19-01-ОВ.К					
8 этажный жилой до с подземной автостоянкой по ул. Щорса, 56Г в Ленинском районе г. Екатеринбурга					
Изм.	Колуч	Лист	Ндок	Подпись	Дата
Разраб.	Косолапова			<i>[Signature]</i>	09.20
Пров.	Косолапова			<i>[Signature]</i>	09.20
Н.контр.	Смолина			<i>[Signature]</i>	09.20
Отопление и вентиляция Секция 2			Стадия	Лист	Листов
Вентиляция План первого этажа			Р	17	
ООО "АЛЬТЕК ПРОЕКТИРОВАНИЕ"					

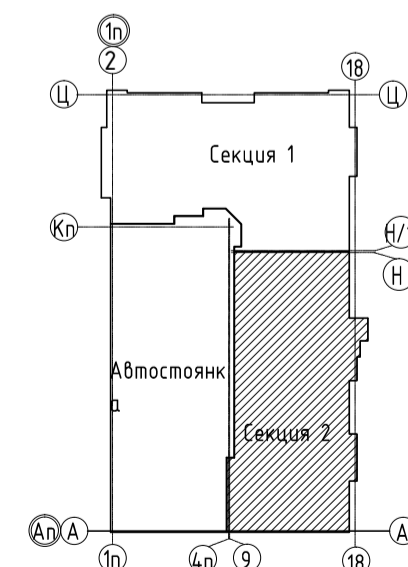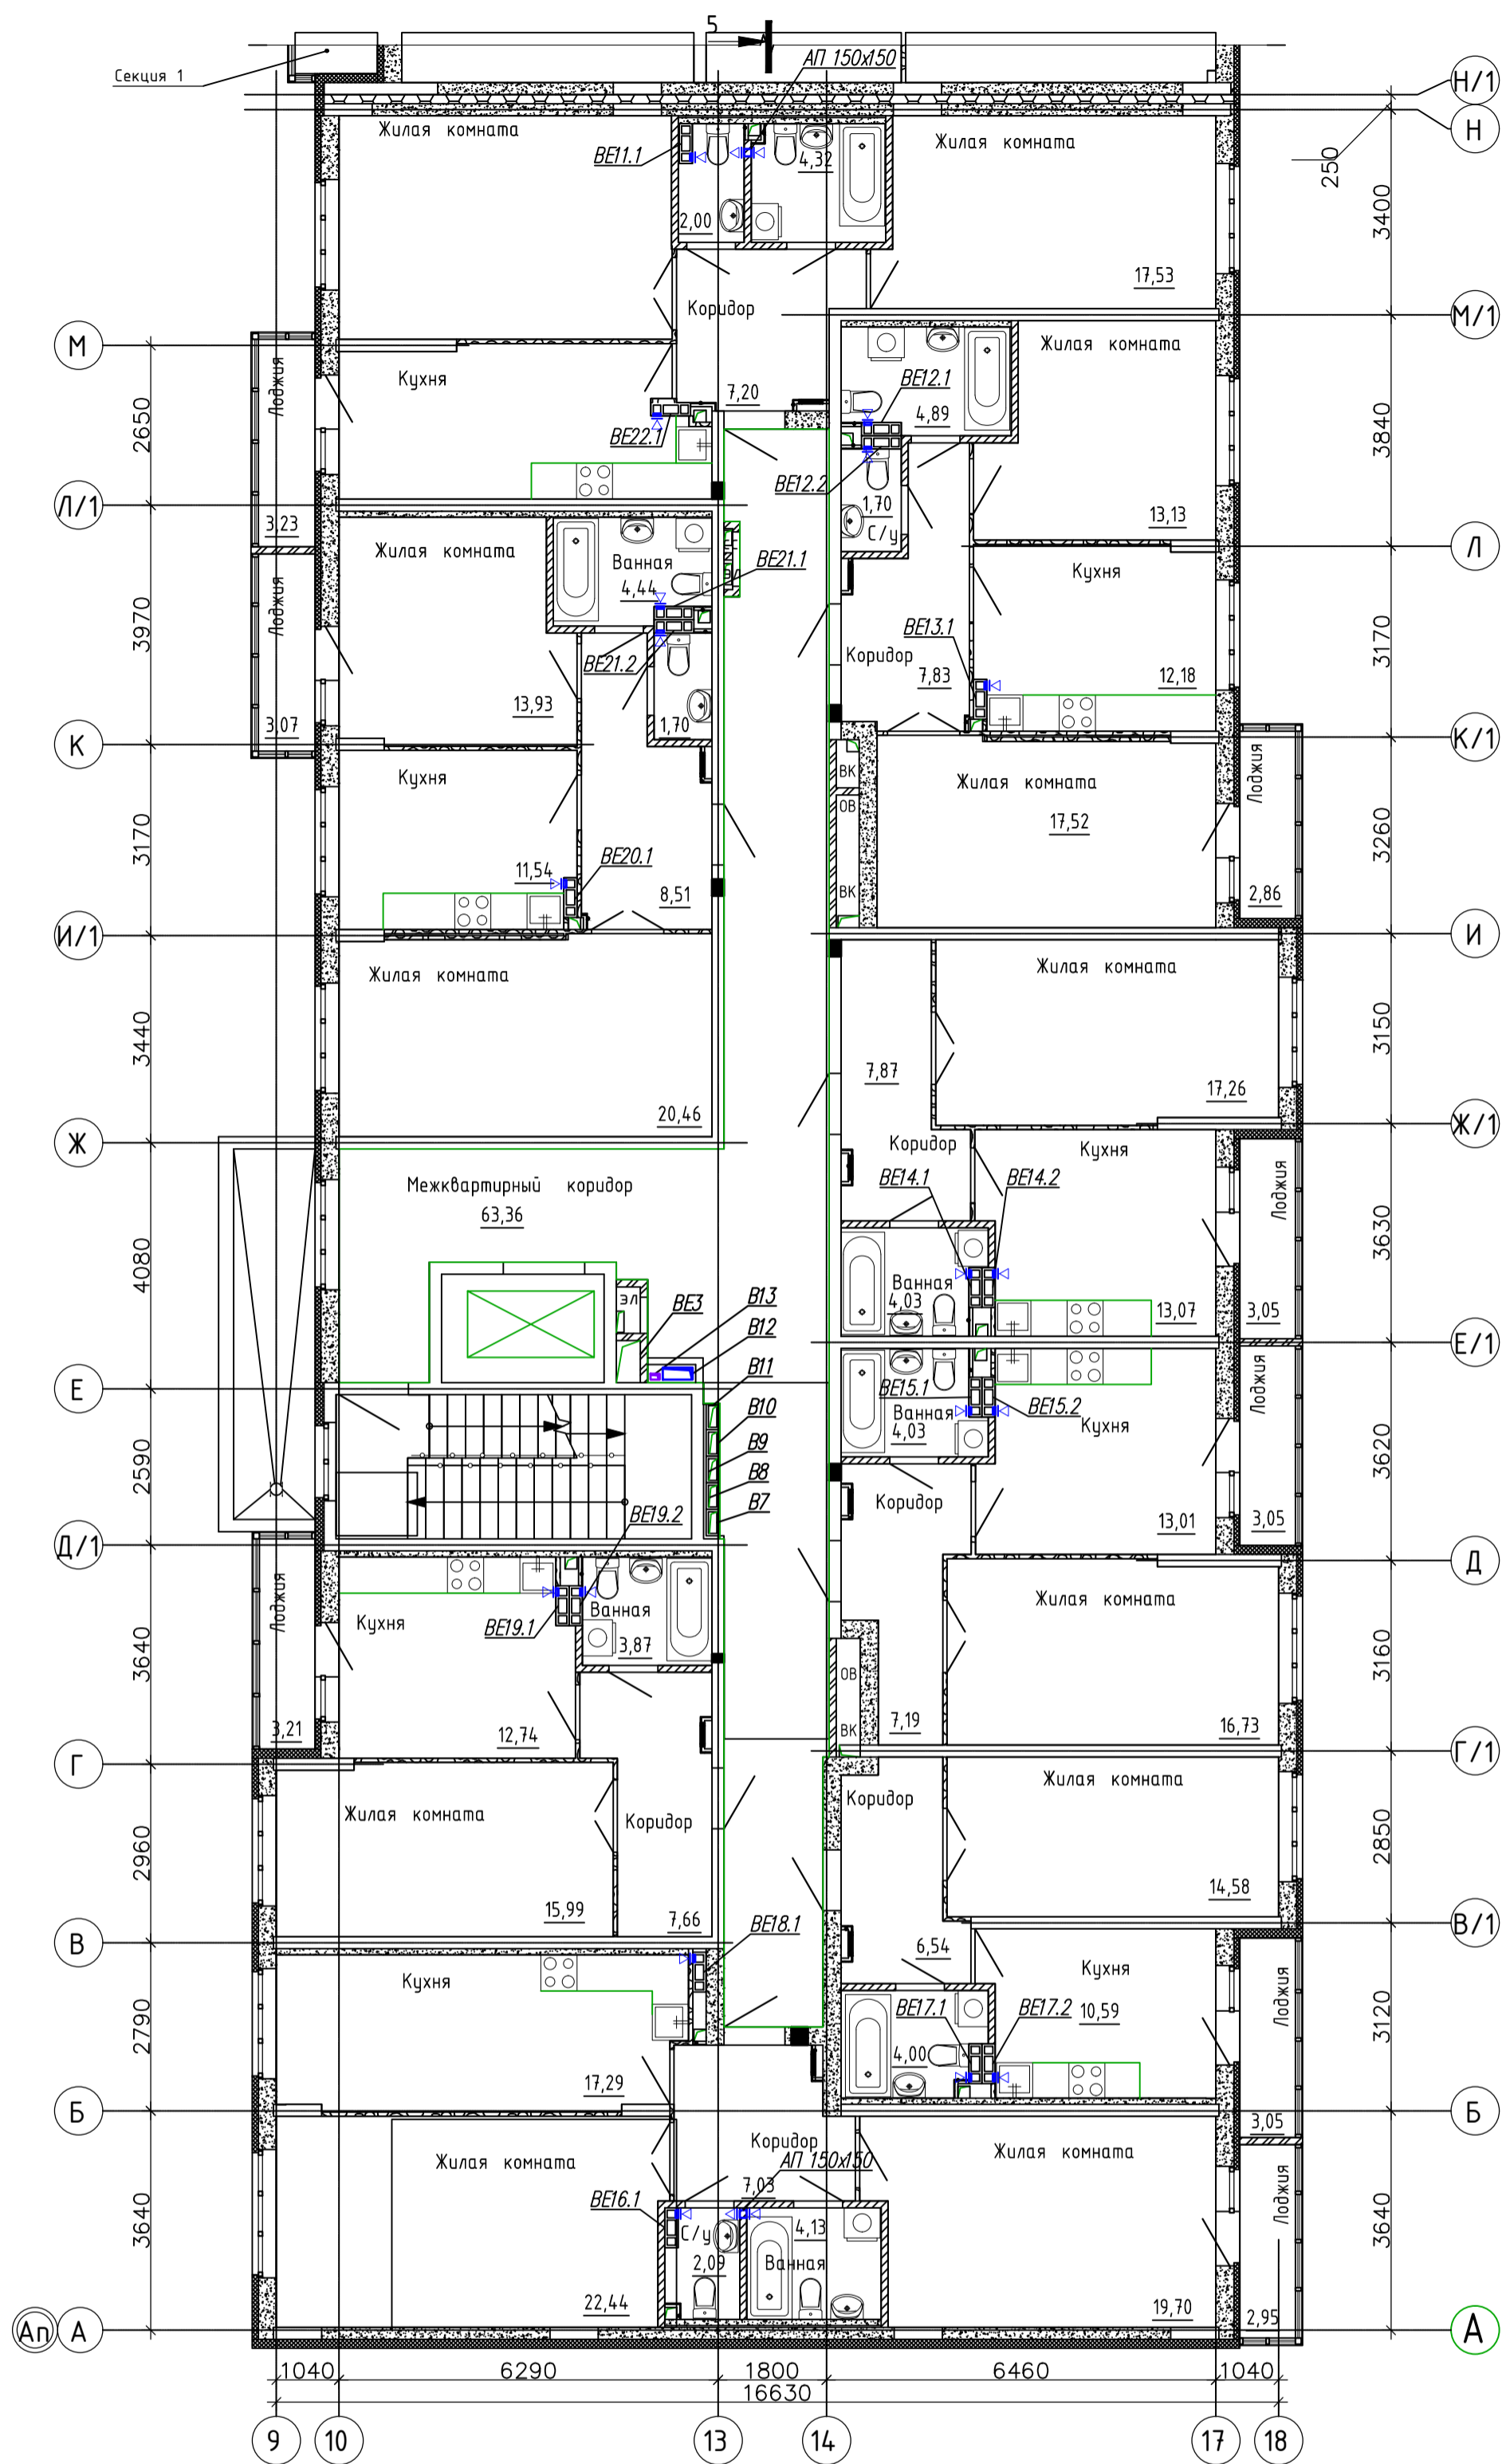



Имя года  
Подпись и дата  
Взам. инв.

23-04-19-01-ОВ.К					
8-этажный жилой до с подземной автостоянкой по ул. Щорса, 56Г в Ленинском районе г. Екатеринбурга					
Изм.	Колуч.	Лист	Ндок	Подпись	Дата
Разраб.		Косолапова		<i>В. Косолапова</i>	09.20
Пров.		Косолапова		<i>В. Косолапова</i>	09.20
Ч.контр.		Смолина		<i>В. Смолина</i>	09.20
Отопление и вентиляция. Секция 2			Стадия	Лист	Листов
Вентиляция. План 2 этажа			Р	19	
ООО "АЛЬТЕК ПРОЕКТИРОВАНИЕ"					

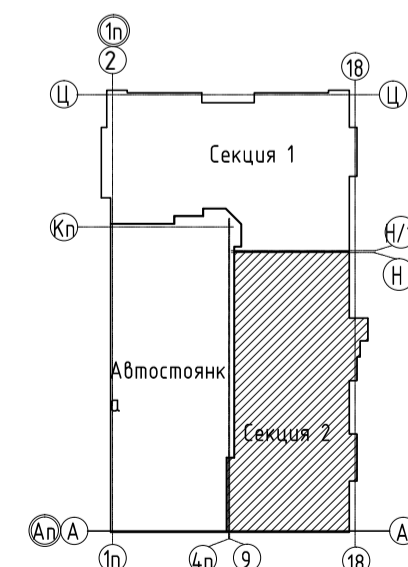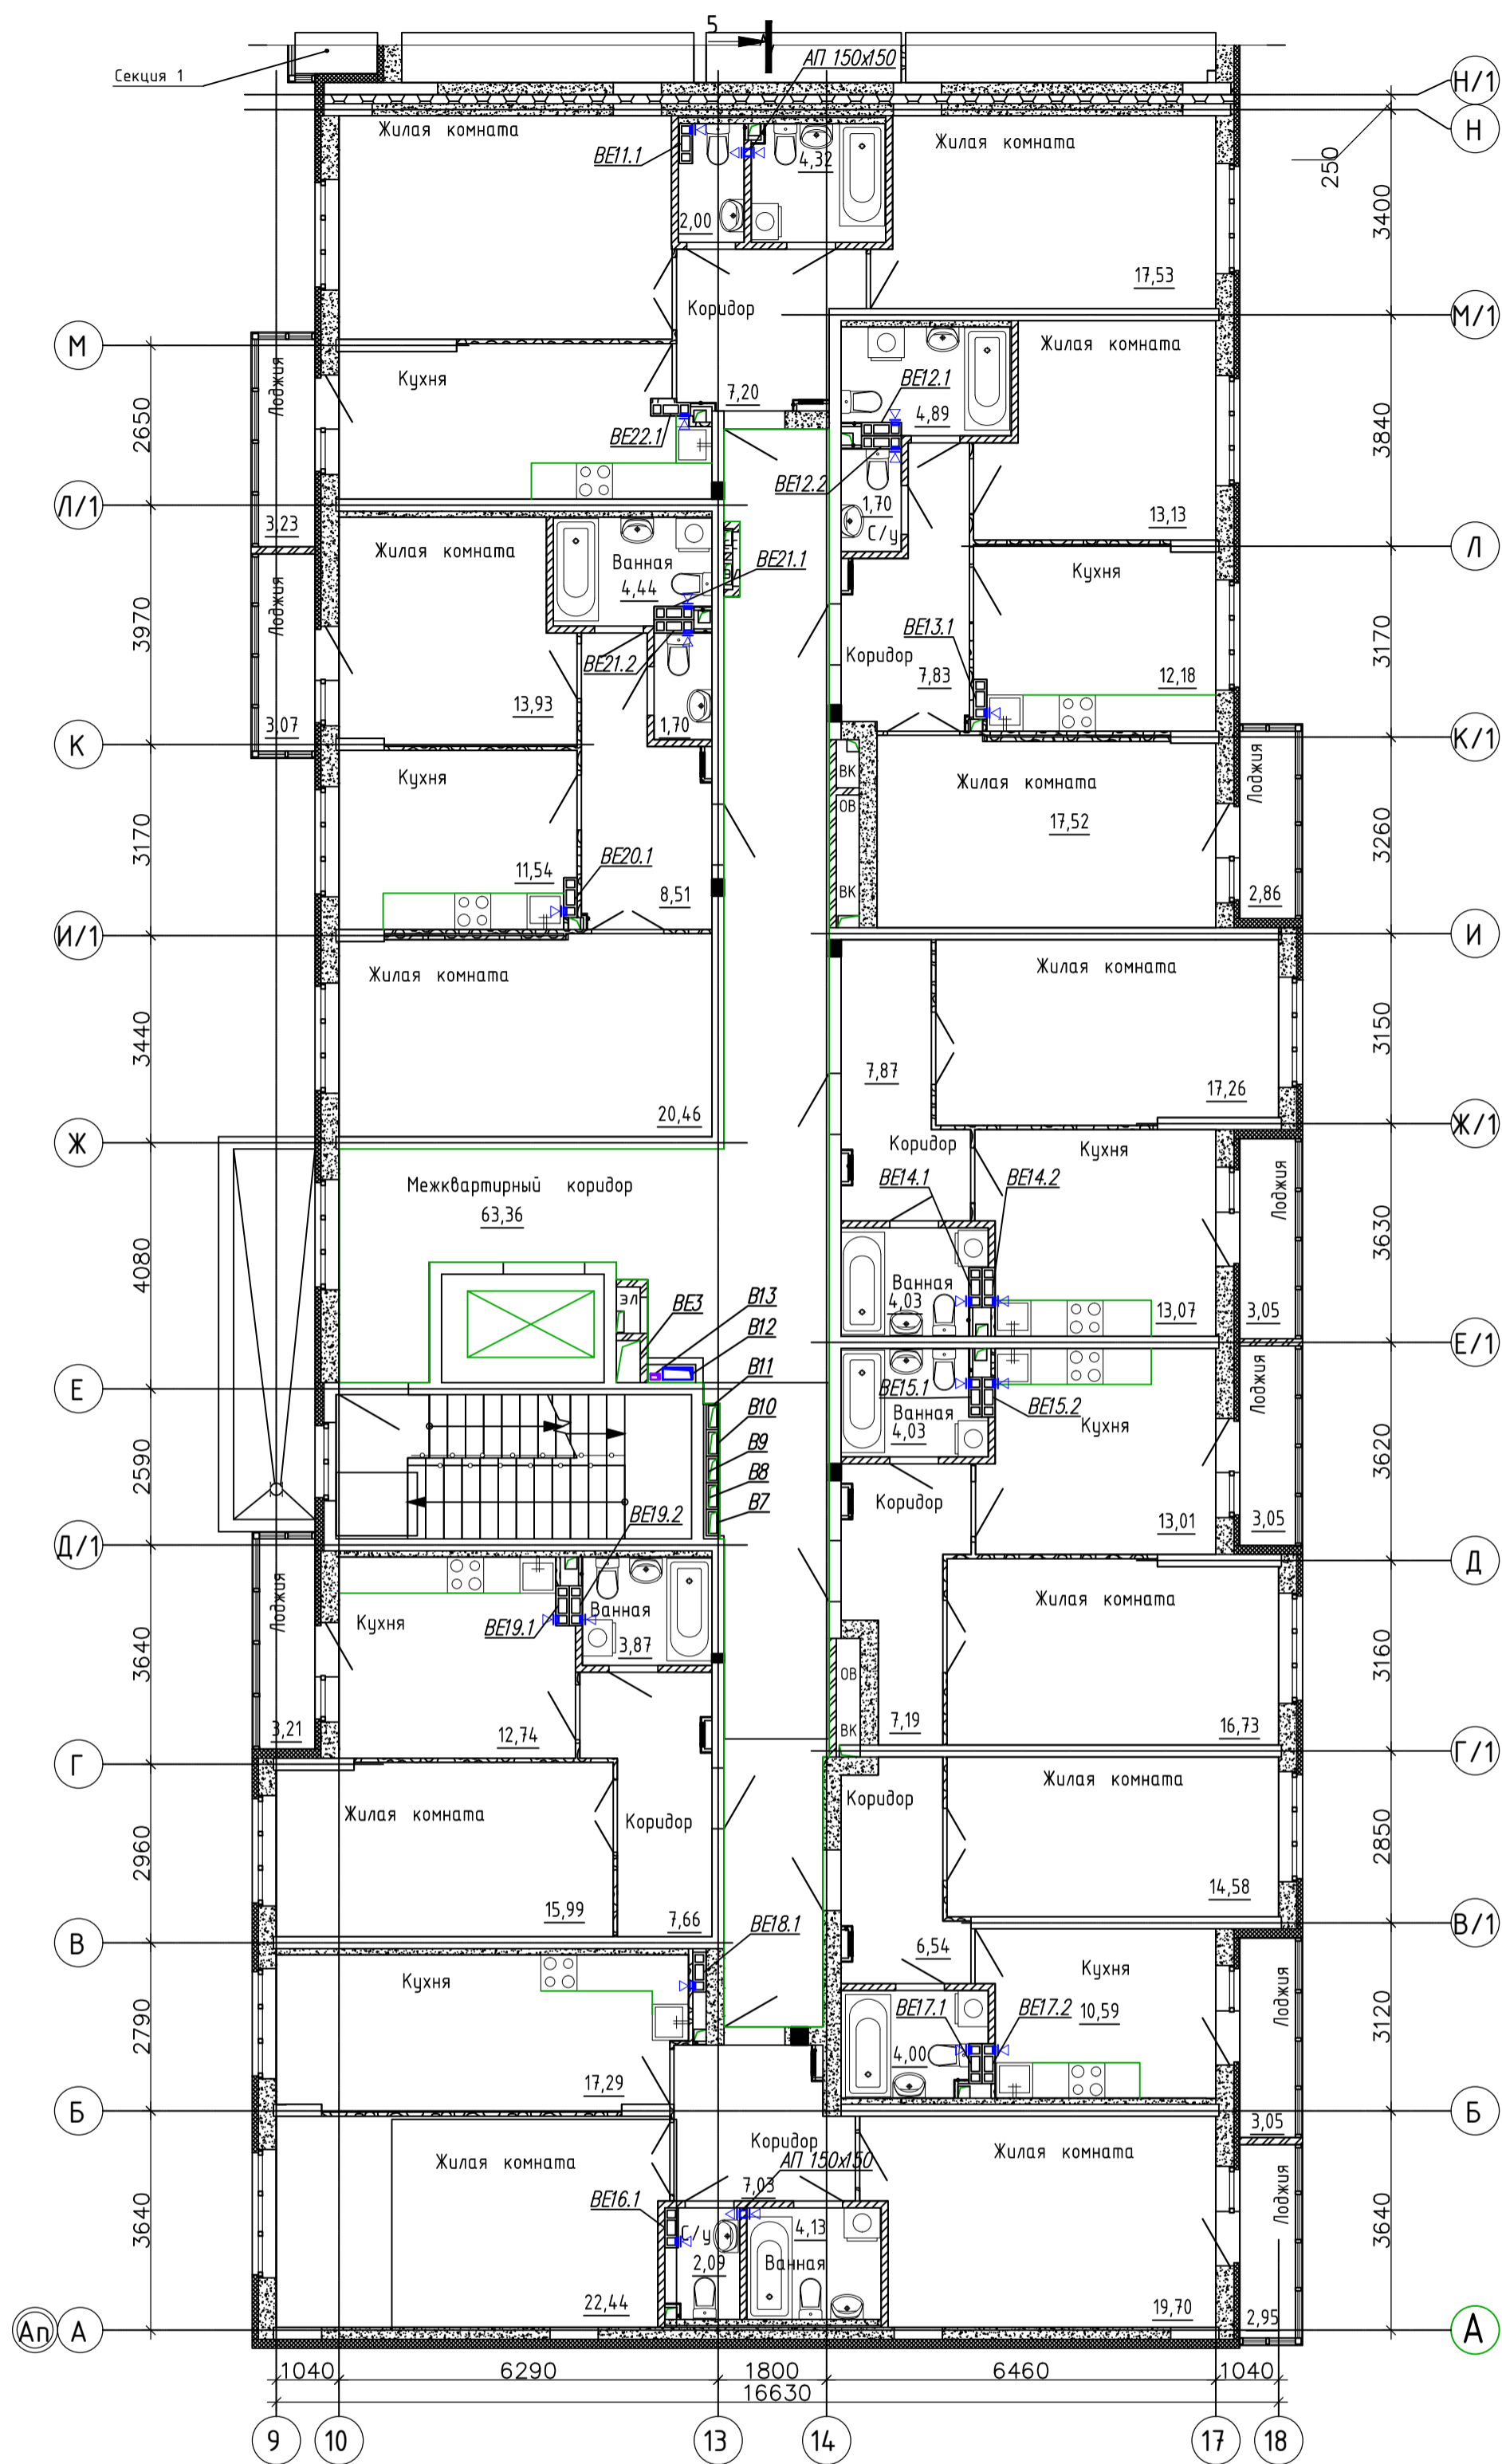



Имя года  
Подпись и дата  
Взам инв.

23-04-19-01-ОВ.К					
8-этажный жилой до с подземной автостоянкой по ул. Щорса, 56Г в Ленинском районе г. Екатеринбурга					
Изм.	Колуч.	Лист	Ндок	Подпись	Дата
Разраб.		Косолапова		<i>Косолапова</i>	09.20
Пров.		Косолапова		<i>Косолапова</i>	09.20
Ч.контр.		Смолина		<i>Смолина</i>	09.20
				Отопление и вентиляция. Секция 2	Стация
				Вентиляция. План 3 этажа	Лист
					Листов
				Р	21
				ООО "АЛЬТЕК ПРОЕКТИРОВАНИЕ"	

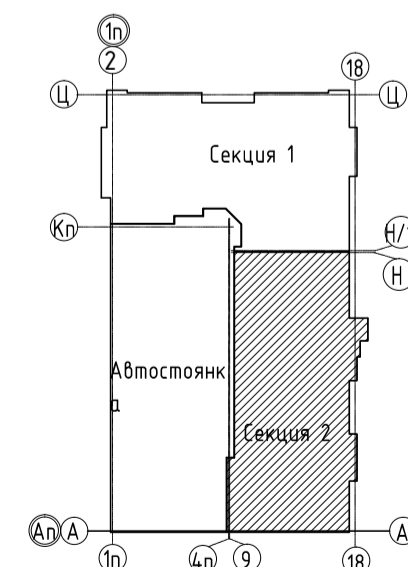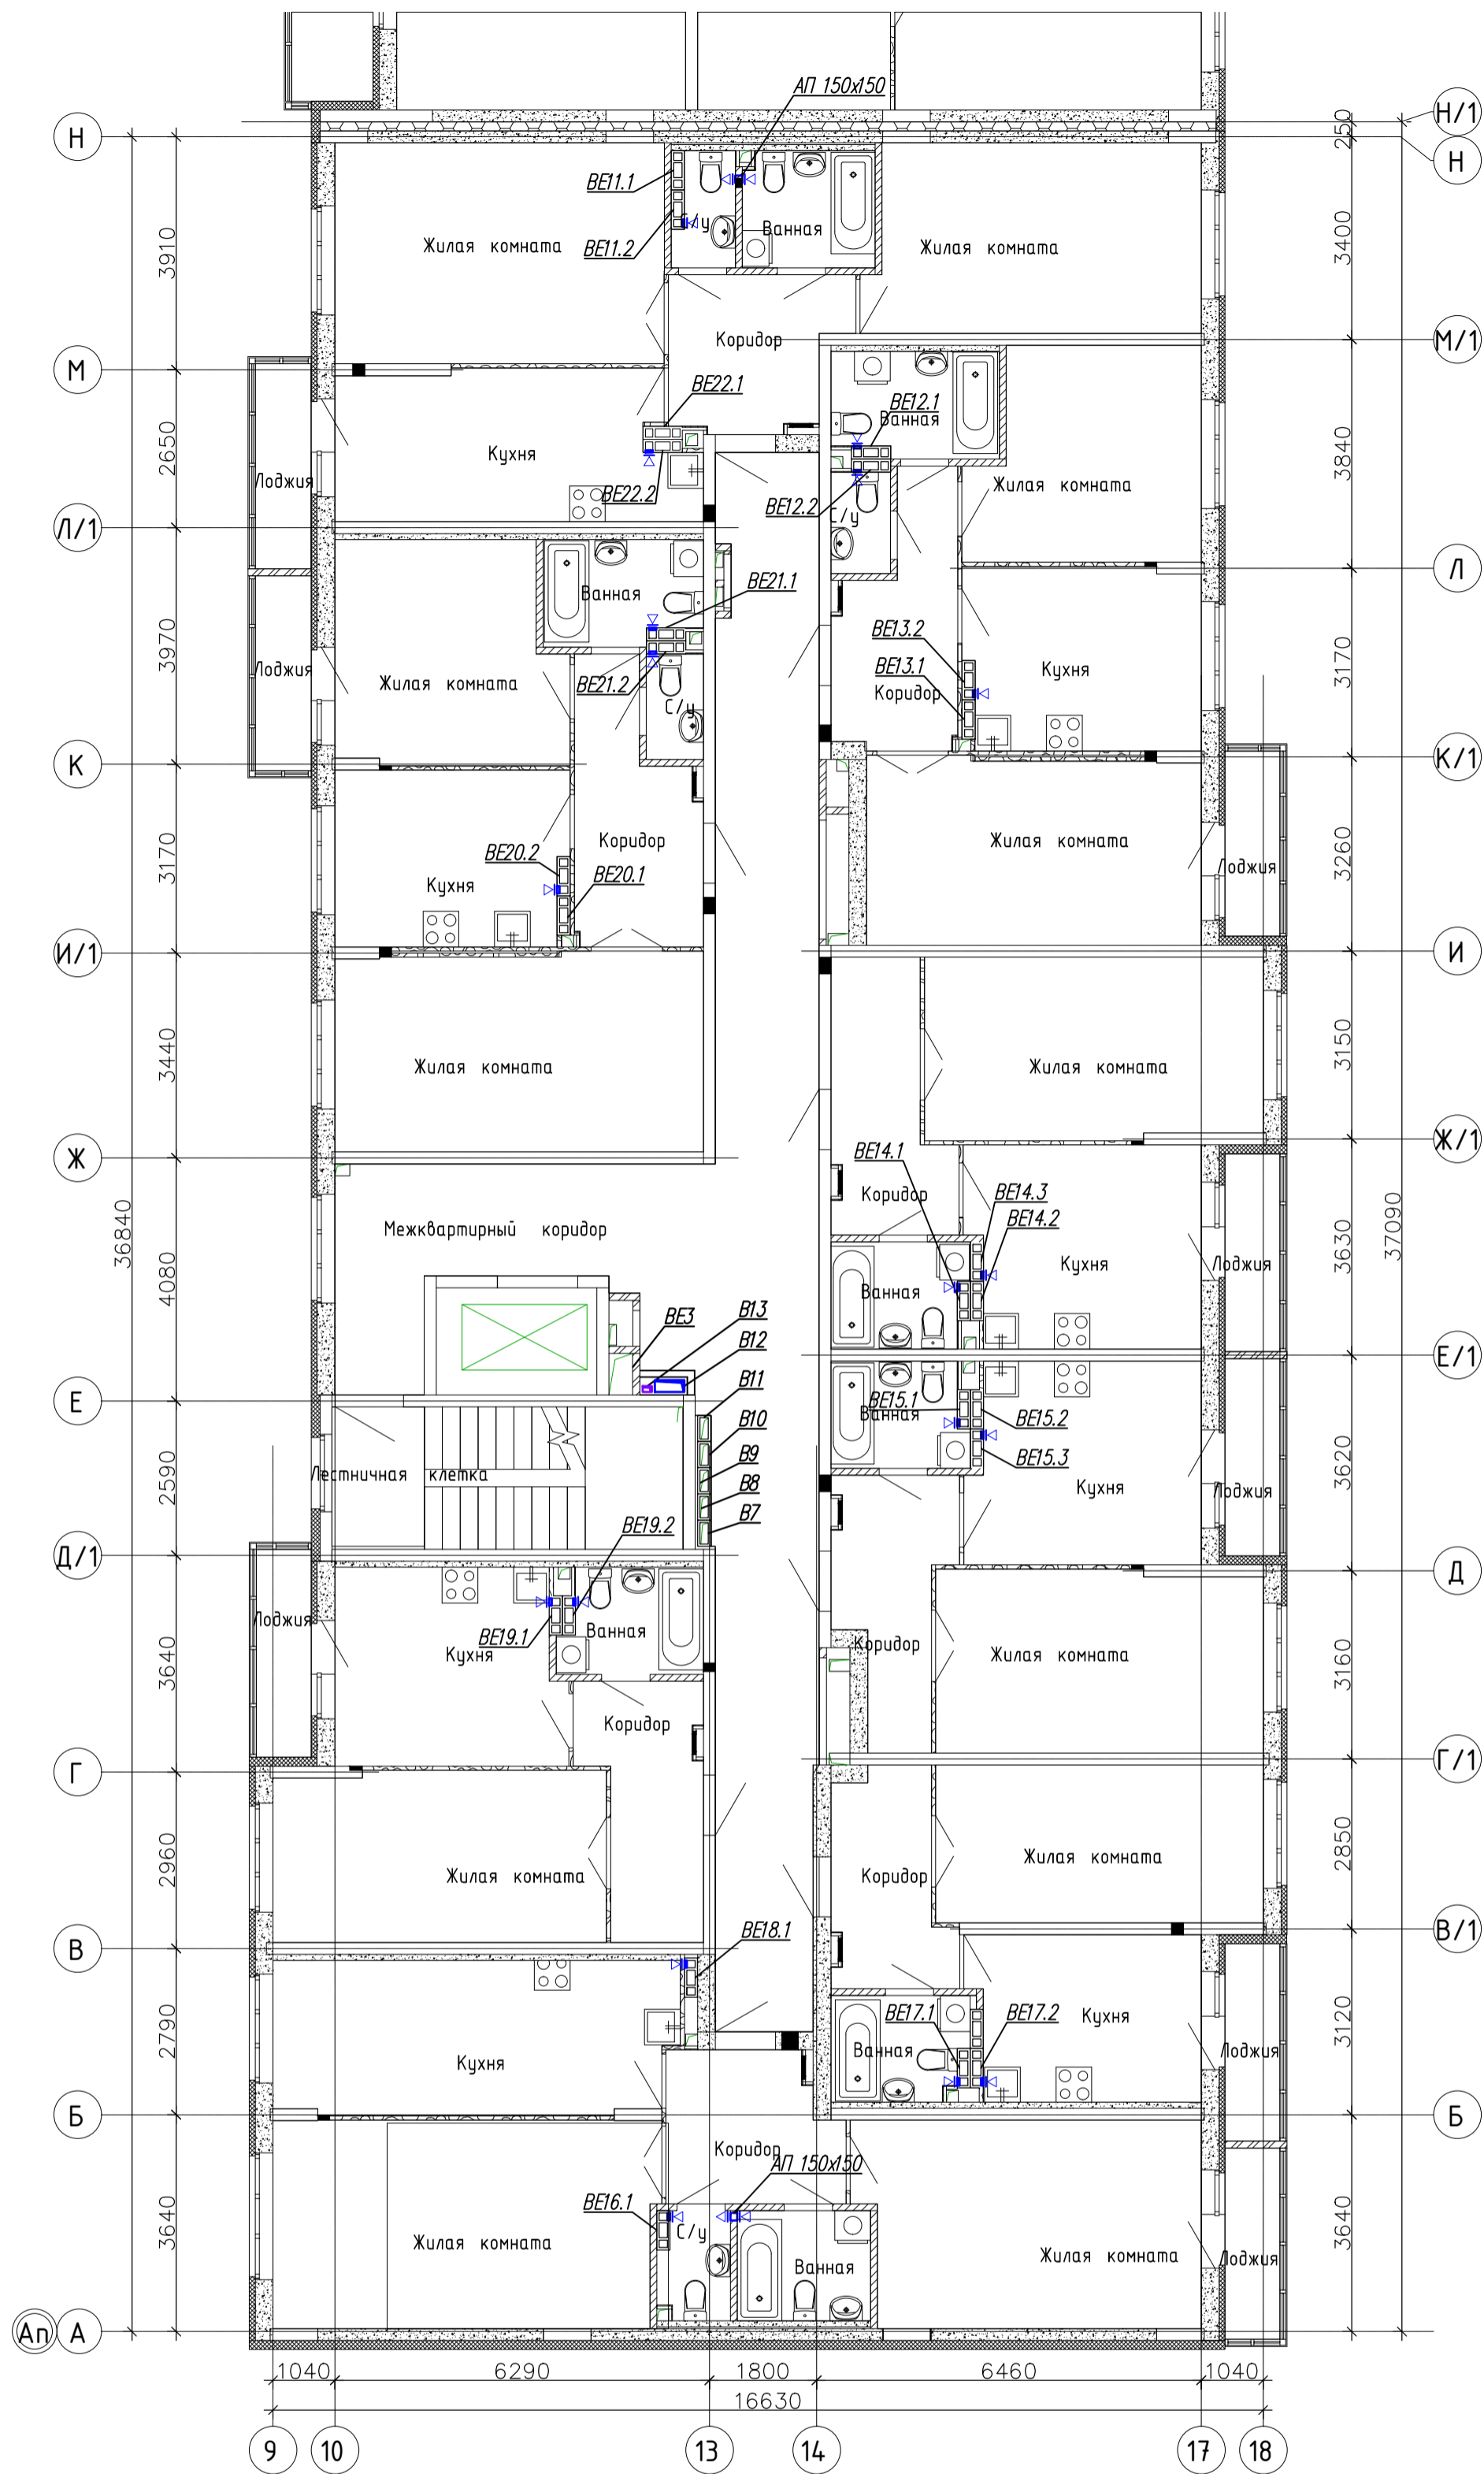



Имя года	Подпись и дата	Взам. инж.м.
----------	----------------	--------------

23-04-19-01-0B.K					
8-этажный жилой до с подземной автостоянкой по ул. Щорса, 56Г в Ленинском районе г. Екатеринбург					
Изм.	Кол.уч.	Лист	Ндок	Подпись	Дата
Разраб.		Косолапова		<i>[Signature]</i>	09.20
Пров.		Косолапова		<i>[Signature]</i>	09.20
Н.контр.		Смолина		<i>[Signature]</i>	09.20
Отопление и вентиляция. Секция 2				Стадия	Лист
Вентиляция. План 4 этажа				Р	23
				ООО "АЛЬТЕК ПРОЕКТИРОВАНИЕ"	

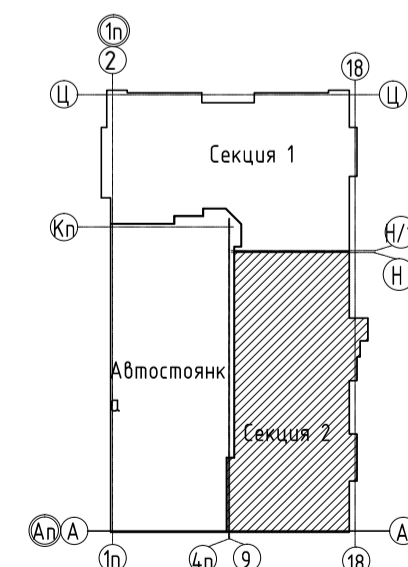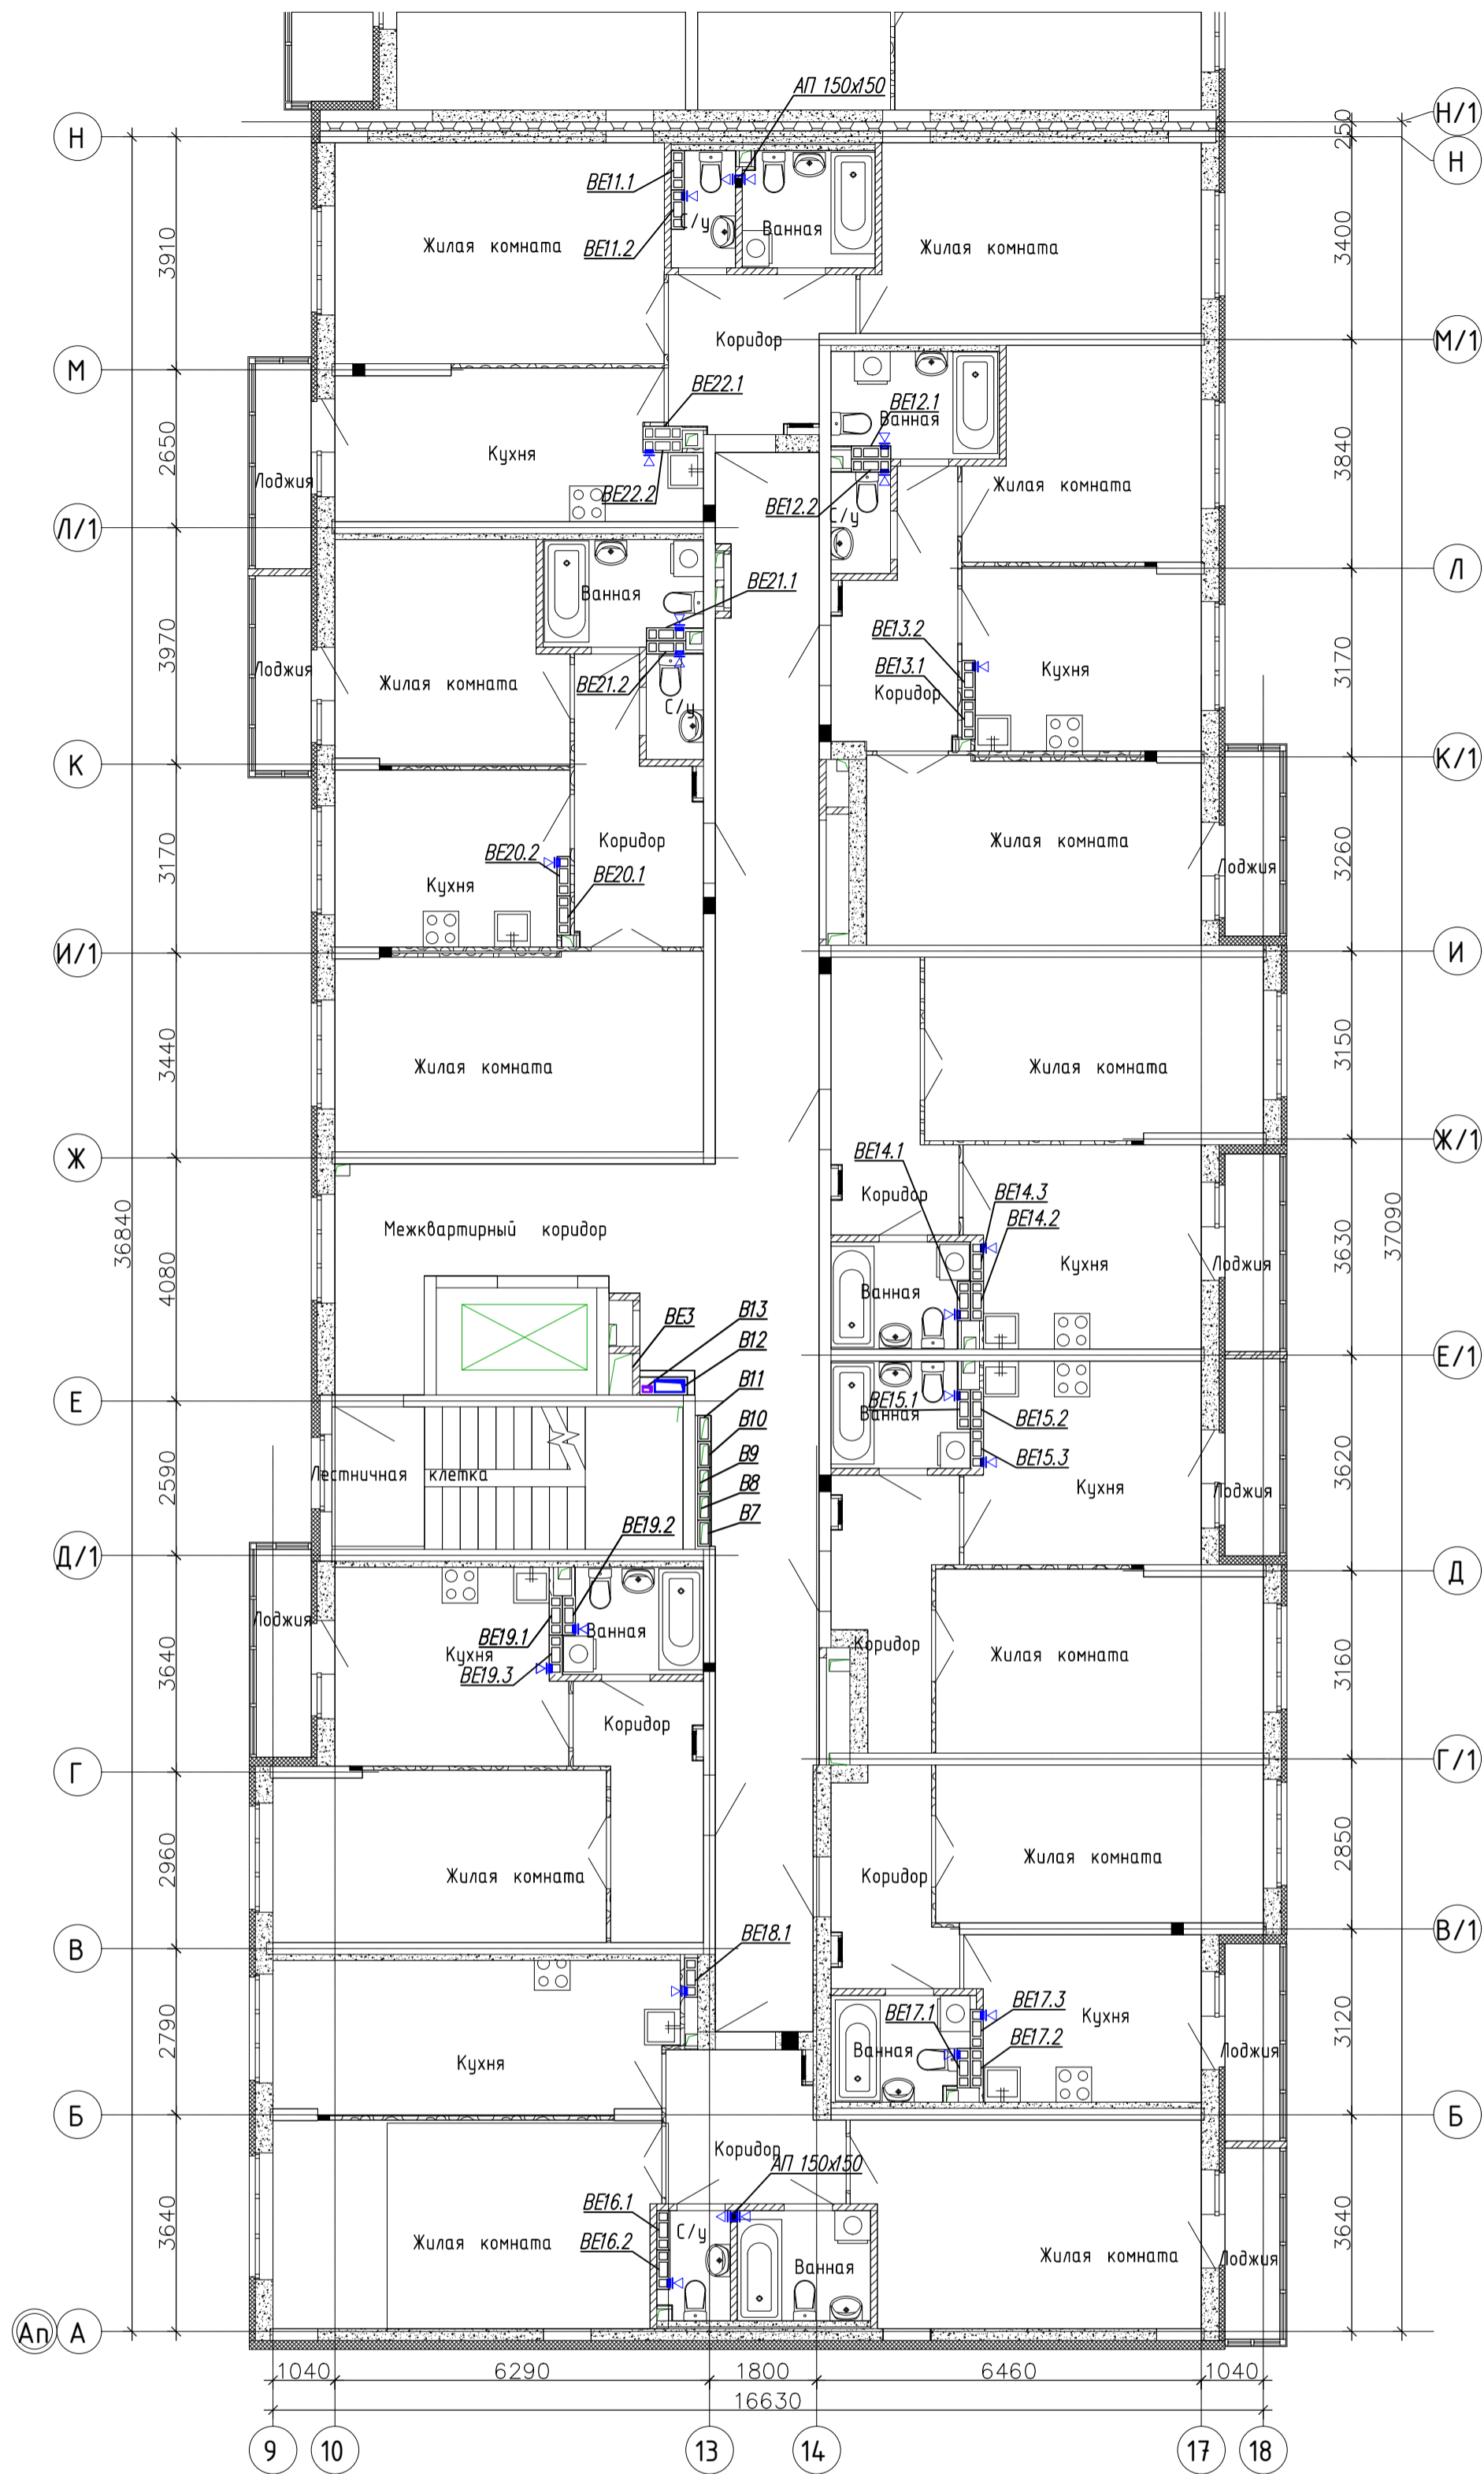



Имя года  
Подпись и дата  
Взам инв.

23-04-19-01-0B.K					
8-этажный жилой до с подземной автостоянкой по ул. Щорса, 56Г в Ленинском районе г. Екатеринбург					
Изм.	Колуч	Лист	Ндок	Подпись	Дата
Разраб		Косолапова		<i>[Signature]</i>	09.20
Пров.		Косолапова		<i>[Signature]</i>	09.20
Н.контр.		Смолина		<i>[Signature]</i>	09.20
Отопление и вентиляция. Секция 2				Стадия	Лист
Вентиляция. План 5,7 этажа				P	25
				ООО "АЛЬТЕК ПРОЕКТИРОВАНИЕ"	

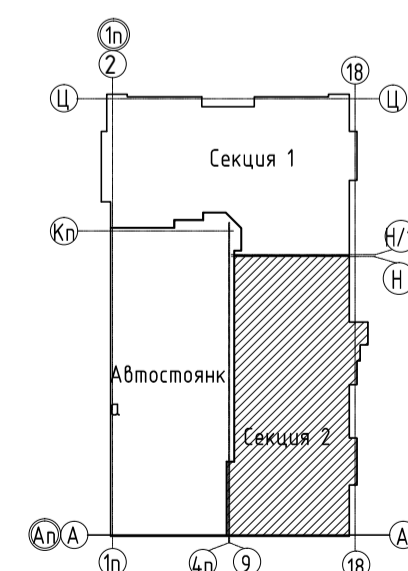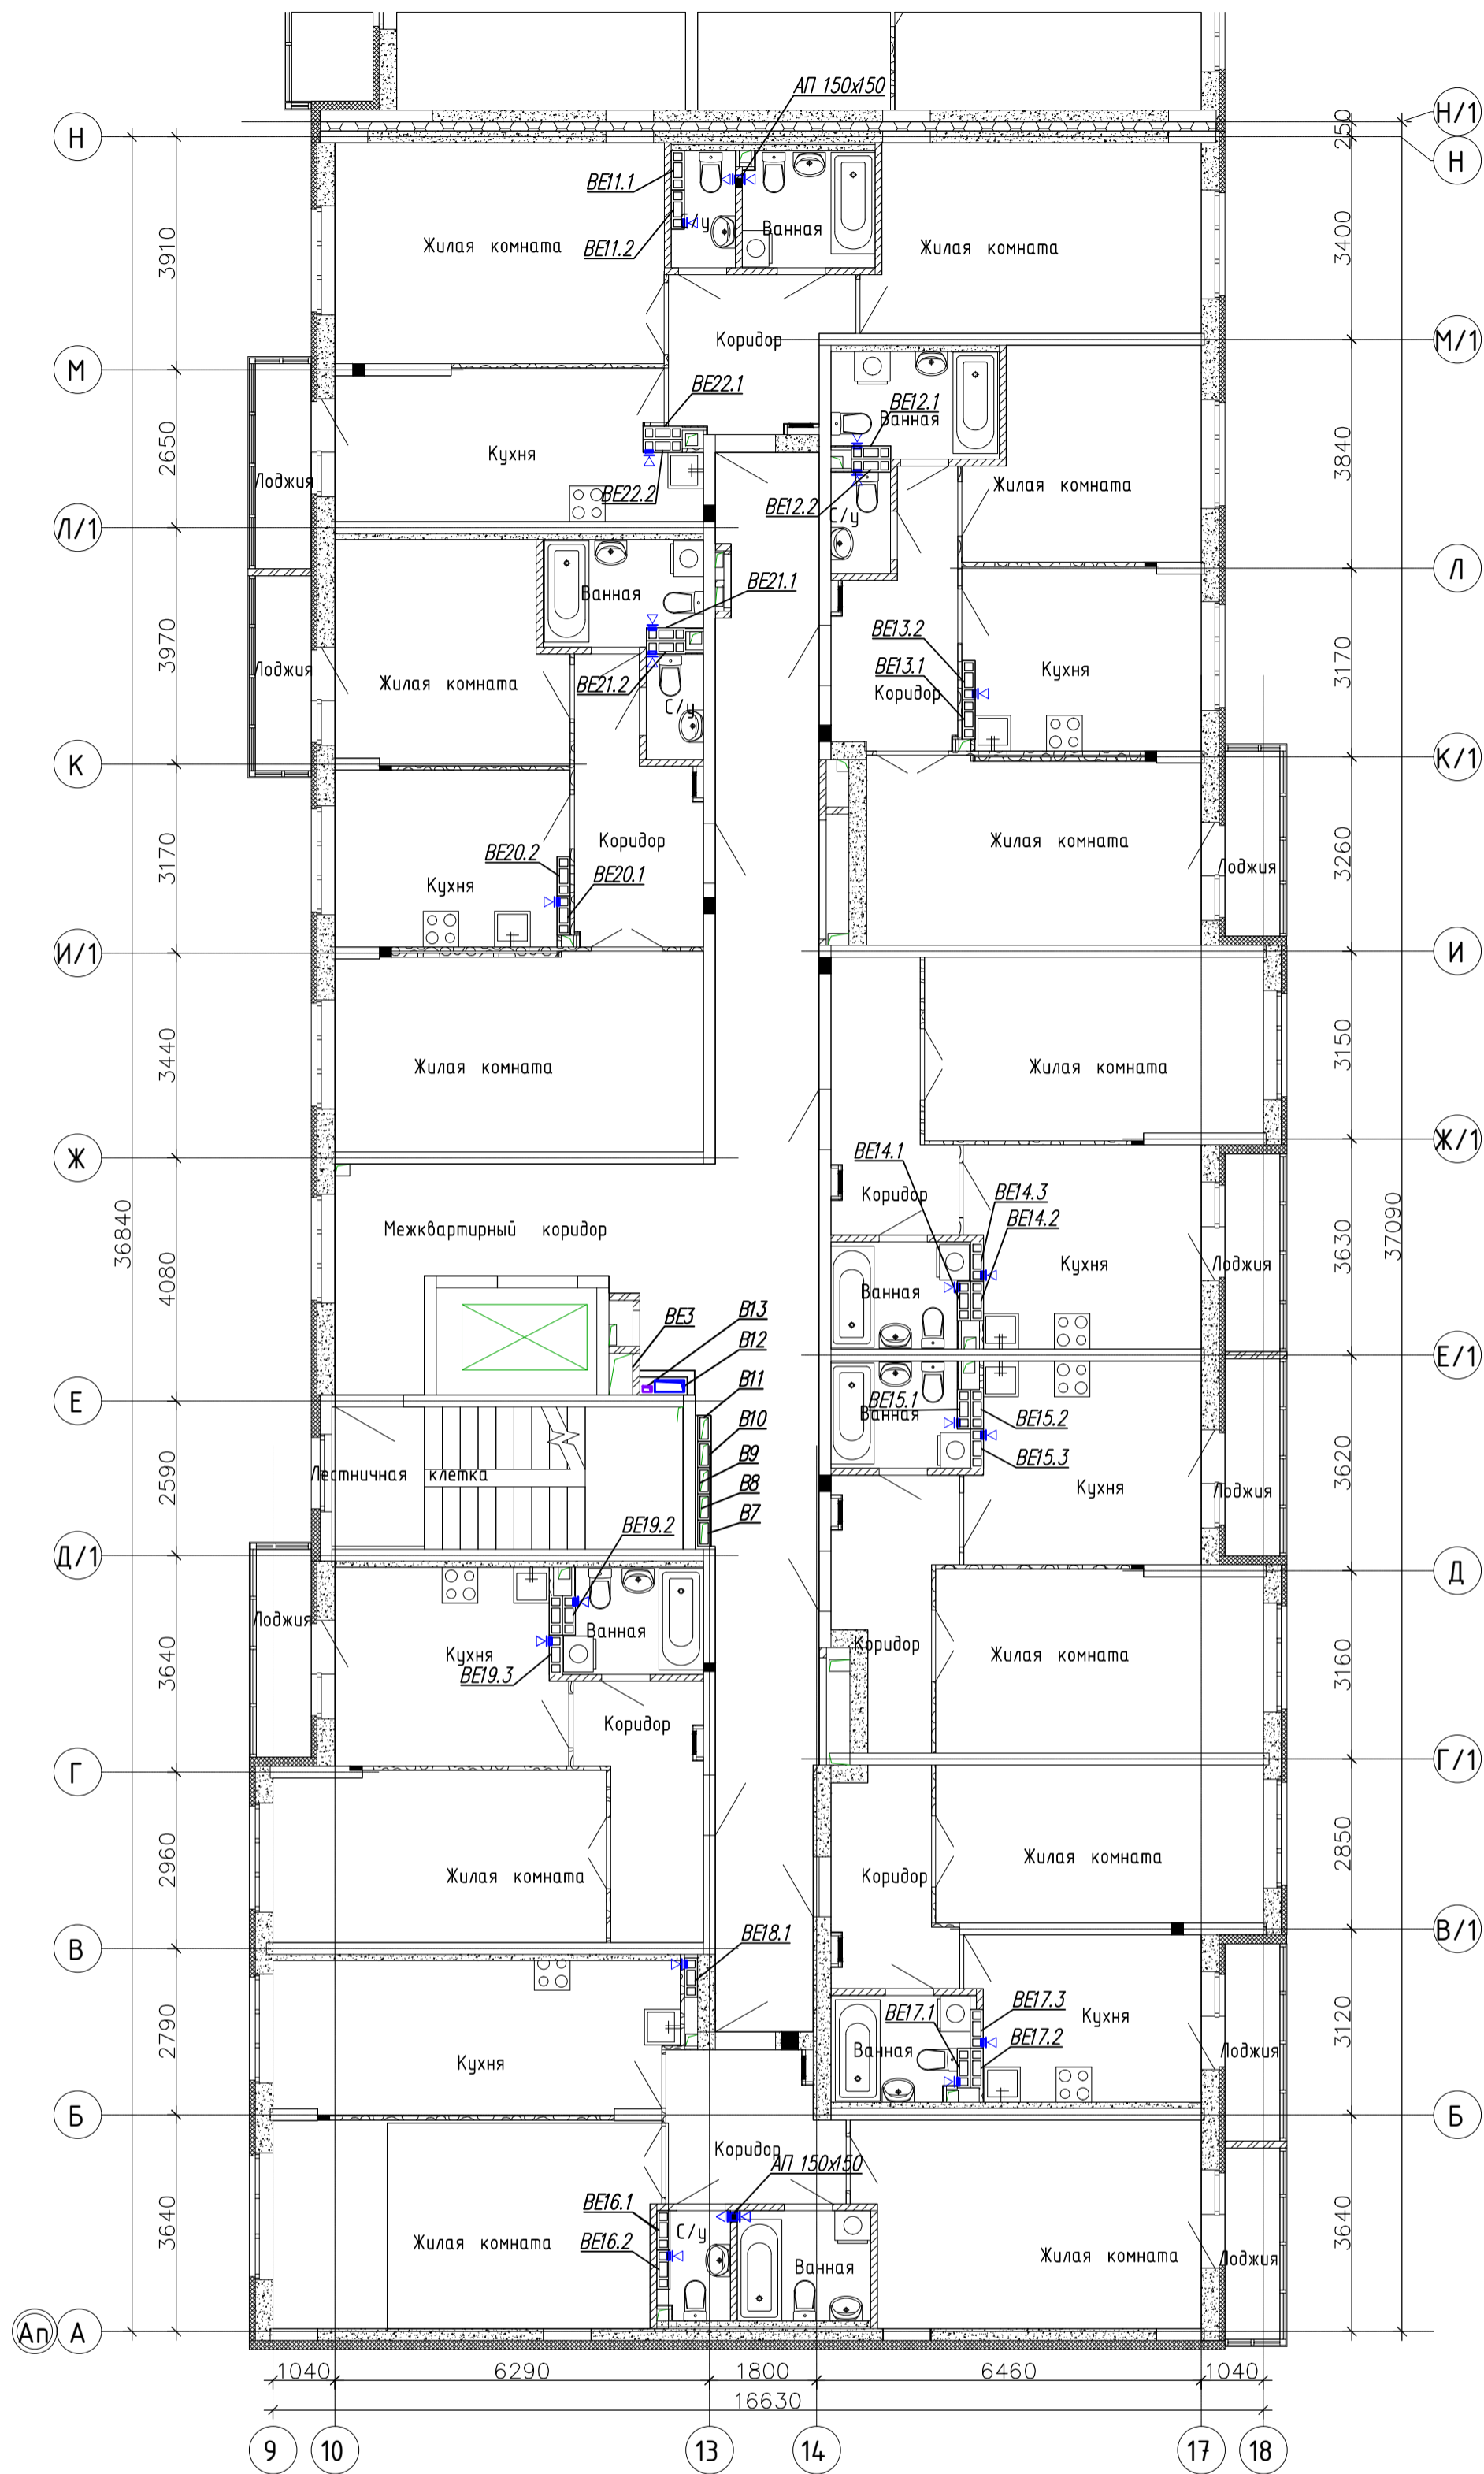

Имя года  
Подпись и дата  
Взам инв.

23-04-19-01-0B.K					
8-этажный жилой до с подземной автостоянкой по ул. Щорса, 56Г в Ленинском районе г. Екатеринбург					
Изм.	Кол.уч.	Лист	Ндок	Подпись	Дата
Разраб.		Косолапова		<i>[Signature]</i>	09.20
Пров.		Косолапова		<i>[Signature]</i>	09.20
Н.контр.		Смолина		<i>[Signature]</i>	09.20
Отопление и вентиляция. Секция 2				Стадия	Лист
Вентиляция. План 6 этажа				P	27
				ООО "АЛЬТЕК ПРОЕКТИРОВАНИЕ"	

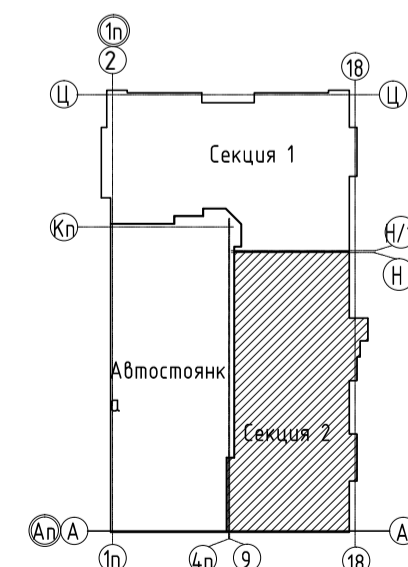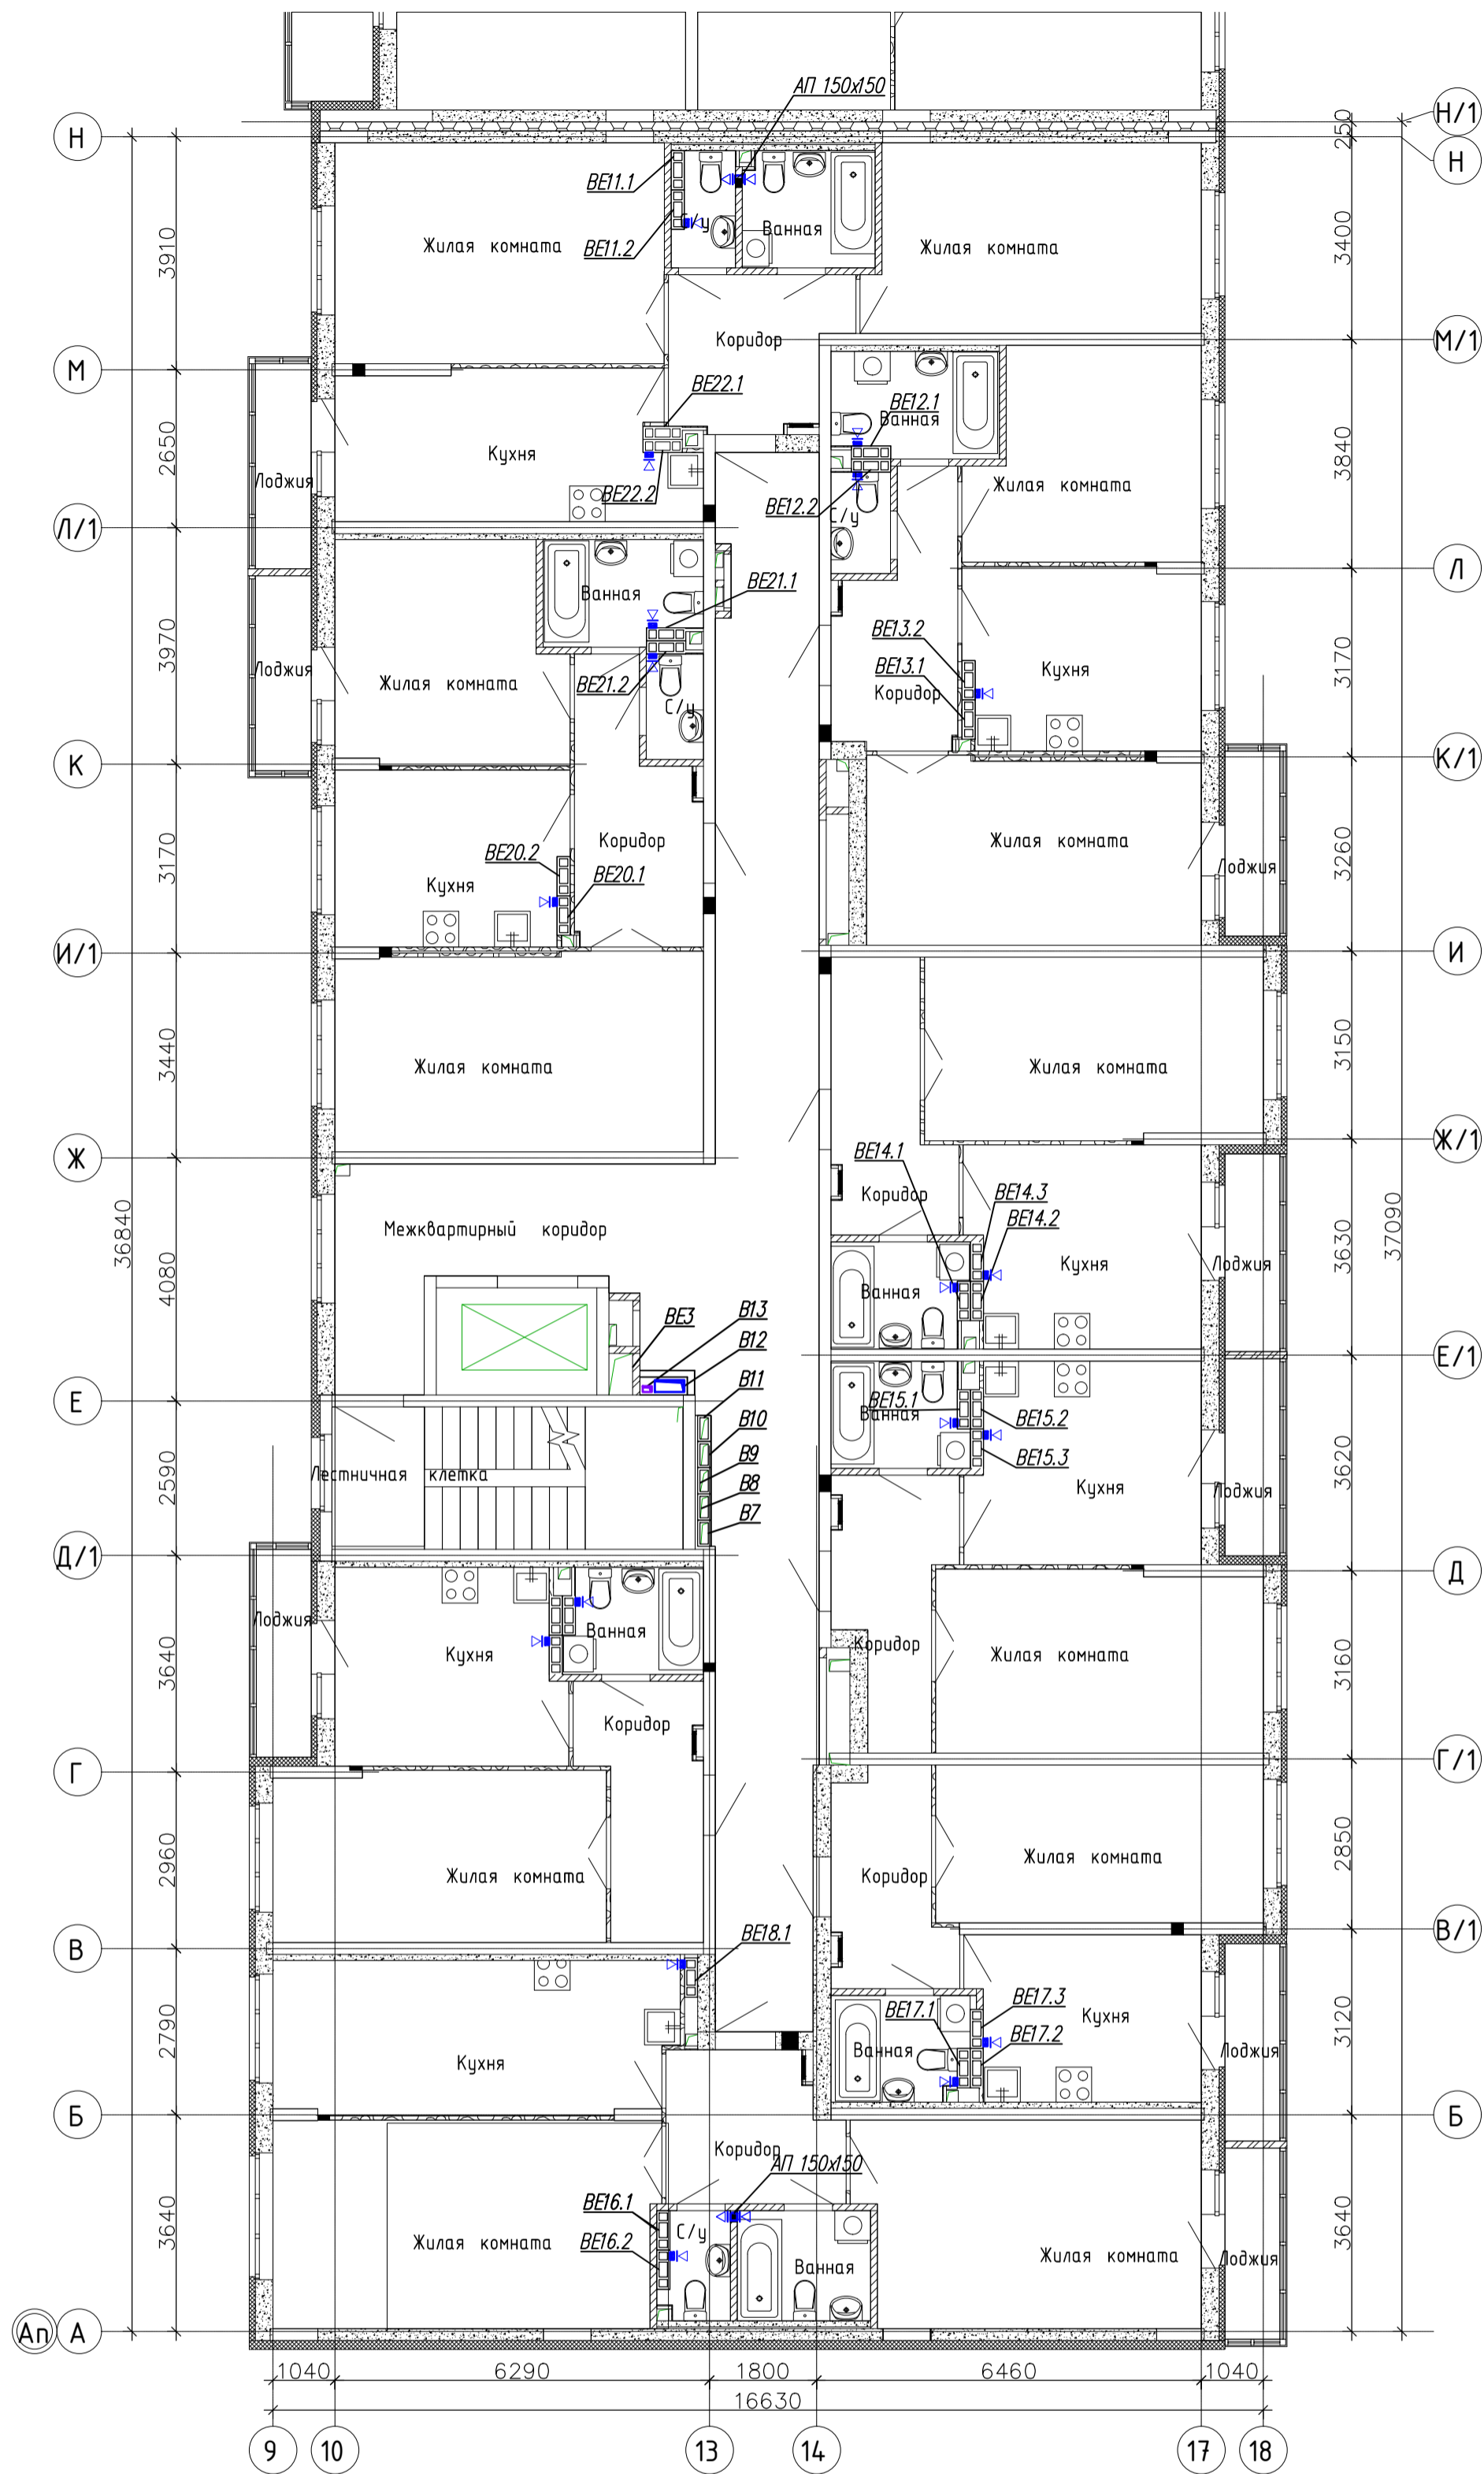

Имя года  
Подпись и дата  
Взам инв.

23-04-19-01-0B.K					
8-этажный жилой до с подземной автостоянкой по ул. Щорса, 56Г в Ленинском районе г. Екатеринбург					
Изм.	Колуч	Лист	Ндок	Подпись	Дата
Разраб		Косолапова		<i>[Signature]</i>	09.20
Пров.		Косолапова		<i>[Signature]</i>	09.20
Н.контр.		Смолина		<i>[Signature]</i>	09.20
Отопление и вентиляция. Секция 2				Стадия	Лист
Вентиляция. План 8 этажа				Р	29
				ООО "АЛЬТЕК ПРОЕКТИРОВАНИЕ"	