


План 21 этажа на отм. +65.050

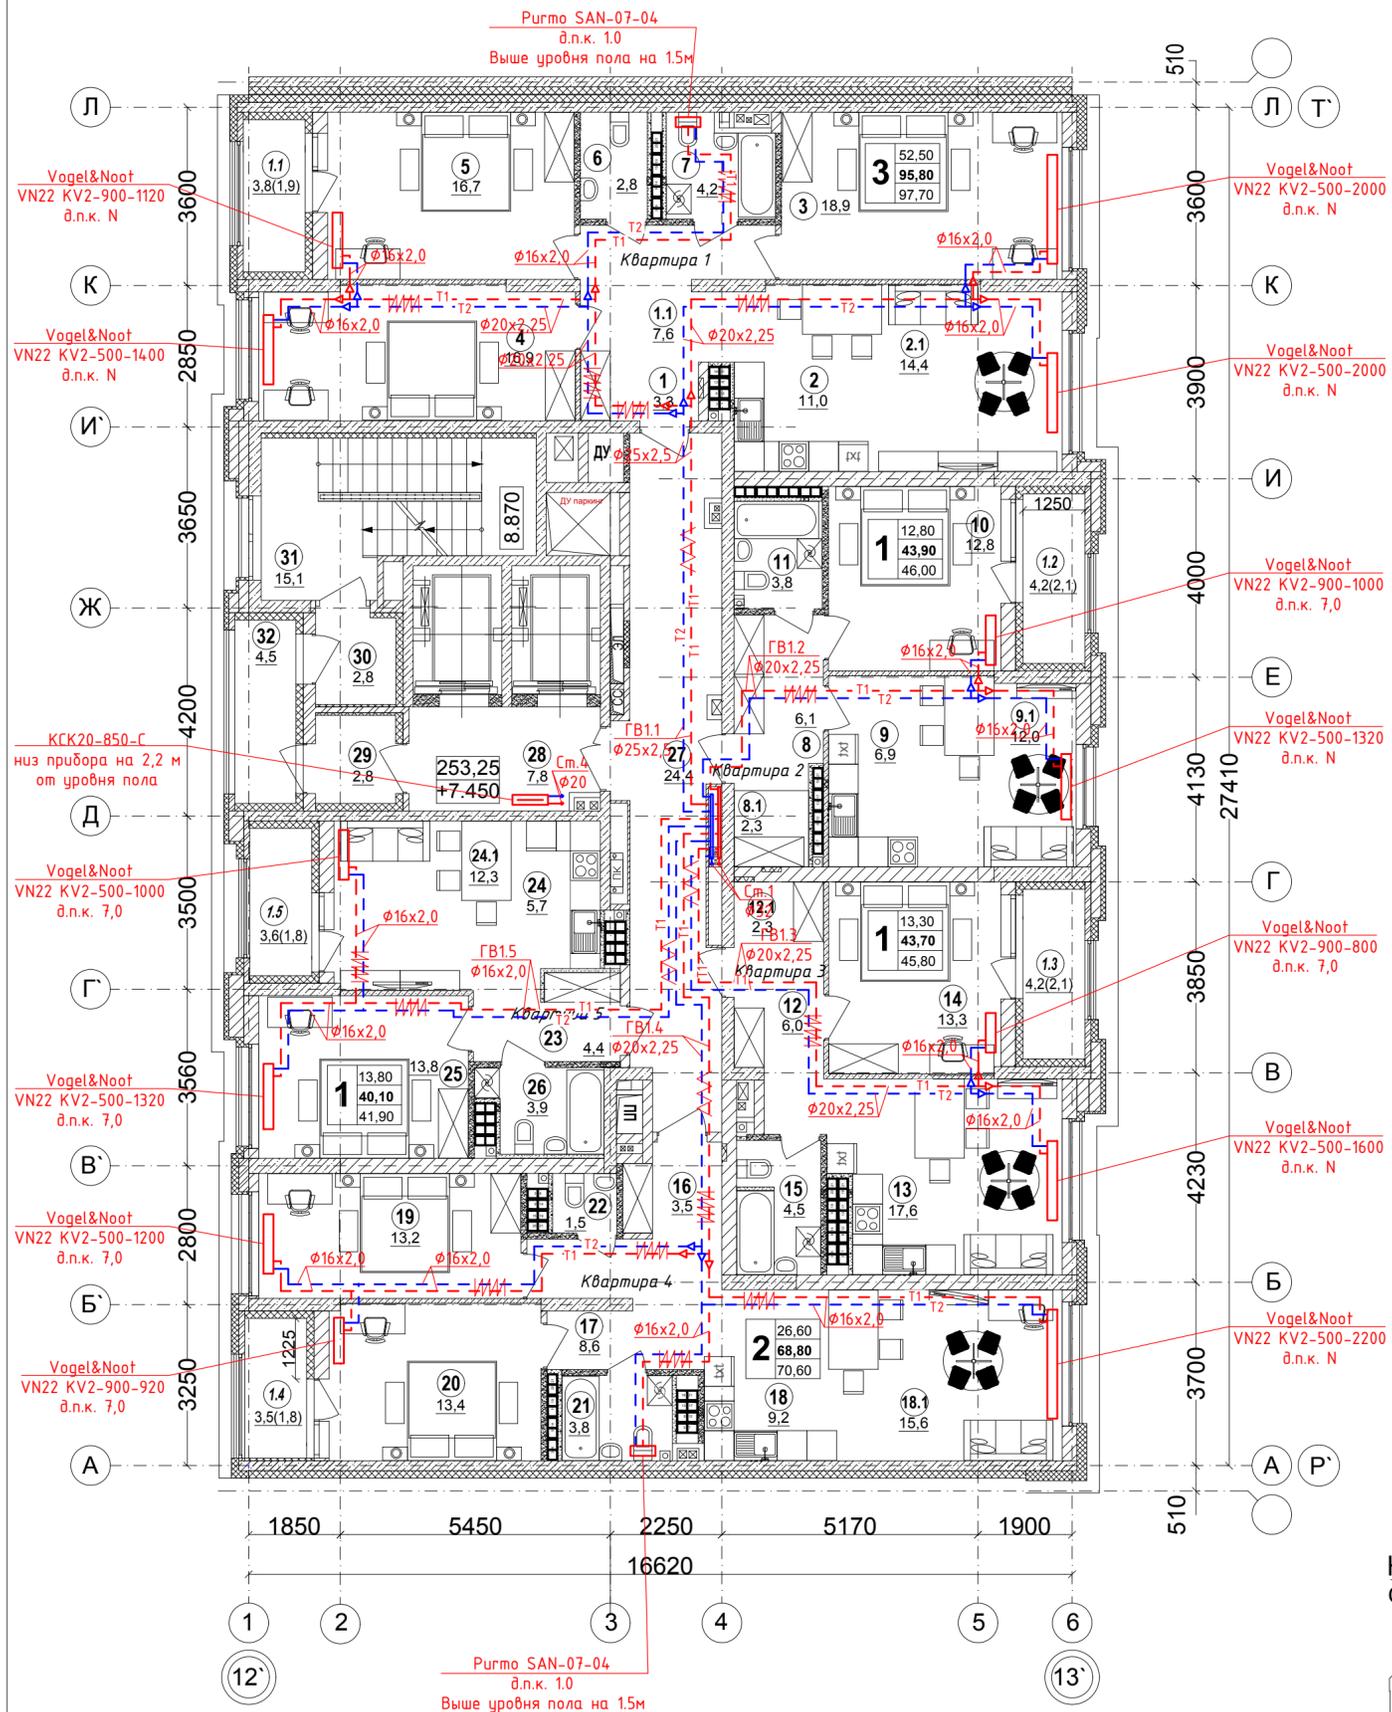

Экспликация помещений секции 1Ж

№ п/п	Наименование.	Площадь, м <sup>2</sup>	Категория помещен.	Прим.
1	Прихожая	3,3		
1.1	Коридор	7,6		
2	Кухня	11,0		
2.1	Столовая	14,4		
3	Спальня	18,9		
4	Спальня	16,9		
5	Спальня	16,7		
6	Санузел	2,8		
7	Ванная	4,2		
1.1	Лоджия / с коэф.0,5	3,8/1,9		
	<b>Итого 3-комнатная квартира</b>	<b>95,8</b>	<b>97,7</b>	
8	Прихожая	6,1		
8.1	Гардеробная	2,3		
9	Кухня	6,9		
9.1	Столовая	12,0		
10	Спальня	12,8		
11	Санузел	3,8		
1.2	Лоджия / с коэф.0,5	4,2/2,1		
	<b>Итого 1-комнатная квартира</b>	<b>43,9</b>	<b>46,0</b>	
12	Прихожая	6,0		
12.1	Гардеробная	2,3		
13	Кухня - столовая	17,6		
14	Спальня	13,3		
15	Санузел	4,5		
1.3	Лоджия / с коэф.0,5	4,2/2,1		
	<b>Итого 1-комнатная квартира</b>	<b>43,7</b>	<b>45,8</b>	

Экспликация помещений секции 1Ж

№ п/п	Наименование.	Площадь, м <sup>2</sup>	Категория помещен.	Прим.
16	Прихожая	3,5		
17	Коридор	8,6		
18	Кухня	9,2		
18.1	Столовая	15,6		
19	Спальня	13,2		
20	Спальня	13,4		
21	Ванная	3,8		
22	Санузел	1,5		
1.4	Лоджия / с коэф.0,5	3,5/1,8		
	<b>Итого 2-х комнатная квартира</b>	<b>68,8</b>	<b>70,6</b>	
23	Прихожая	4,4		
24	Кухня	5,7		
24.1	Столовая	12,3		
25	Спальня	13,8		
26	Санузел	3,9		
1.5	Лоджия / с коэф.0,5	3,6/1,8		
	<b>Итого 1-но комнатная квартира</b>	<b>40,1</b>	<b>41,9</b>	
	<b>Итого площадь квартир Секции 1Ж</b>	<b>292,3</b>		
27	Общеквартирный коридор	24,4		
28	Лифтовой холл	7,8		
29	Тамбур 1.	2,8		
30	Тамбур 2.	2,8		
31	Лестница 1.1	15,1		
32	Переходная лоджия	4,5		
	<b>Итого помещения общ. пользования</b>	<b>57,4</b>		
	<b>Итого на этаже</b>	<b>349,7</b>		

УСЛОВНЫЕ ОБОЗНАЧЕНИЯ


T1/T2 Подающий /обратный трубопровод системы отопления;

— T1 — подающий трубопровод системы отопления;

— T2 — обратный трубопровод системы отопления;

— — — — — трубопровод в изоляции.

1. Трубопроводы проложить под потолком подвала. Трубопроводы условно отнесены от стен;
2. Стояки отопления и магистральные трубопроводы φ40x3,5 и менее выполнены из стальных водогазопроводных обыкновенных труб по ГОСТ 3262-75, φ57x3,5 и более из стальных электросварных прямошовных по ГОСТ10704-91.
3. Трубы и приборы отопления отнесены от стен условно.
4. Коммуникации размещать максимально близко к плитам перекрытий и к стенам.
5. Прибор отопления в МОП расположить с минимальным расстоянием от стояка системы отопления.

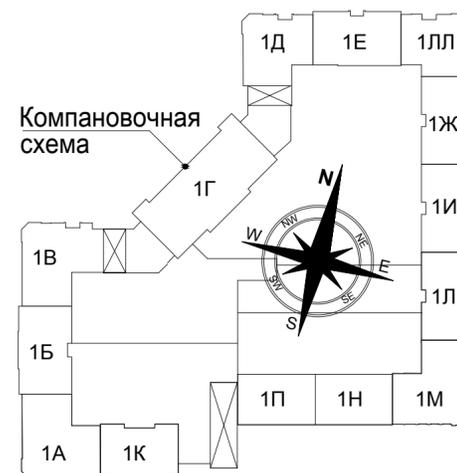

01-Л-03.ОВ			
«Многосекционный жилой дом с нежилыми помещениями на первых этажах и подземной автостоянкой по ул. Чапаева - Щорса - Степана Разина в г. Екатеринбурге. Блок-секция 1Л, 1И, 1Ж».			
Изм. Кол.уч	Лист № док.	Подпись	Дата
Секция 1Ж		Стадия	Лист
		Р	18
Н.контроль	Парфенова	11.21	ИП Клепцова
Проверил	Бояршинов	11.21	
Разработал	Яблокова	11.21	

План 21 этажа на отм. +65,050 с системами отопления