


2 этаж

150 мм
от стены 2/3
и 150 мм
выше плиты
перекрытия

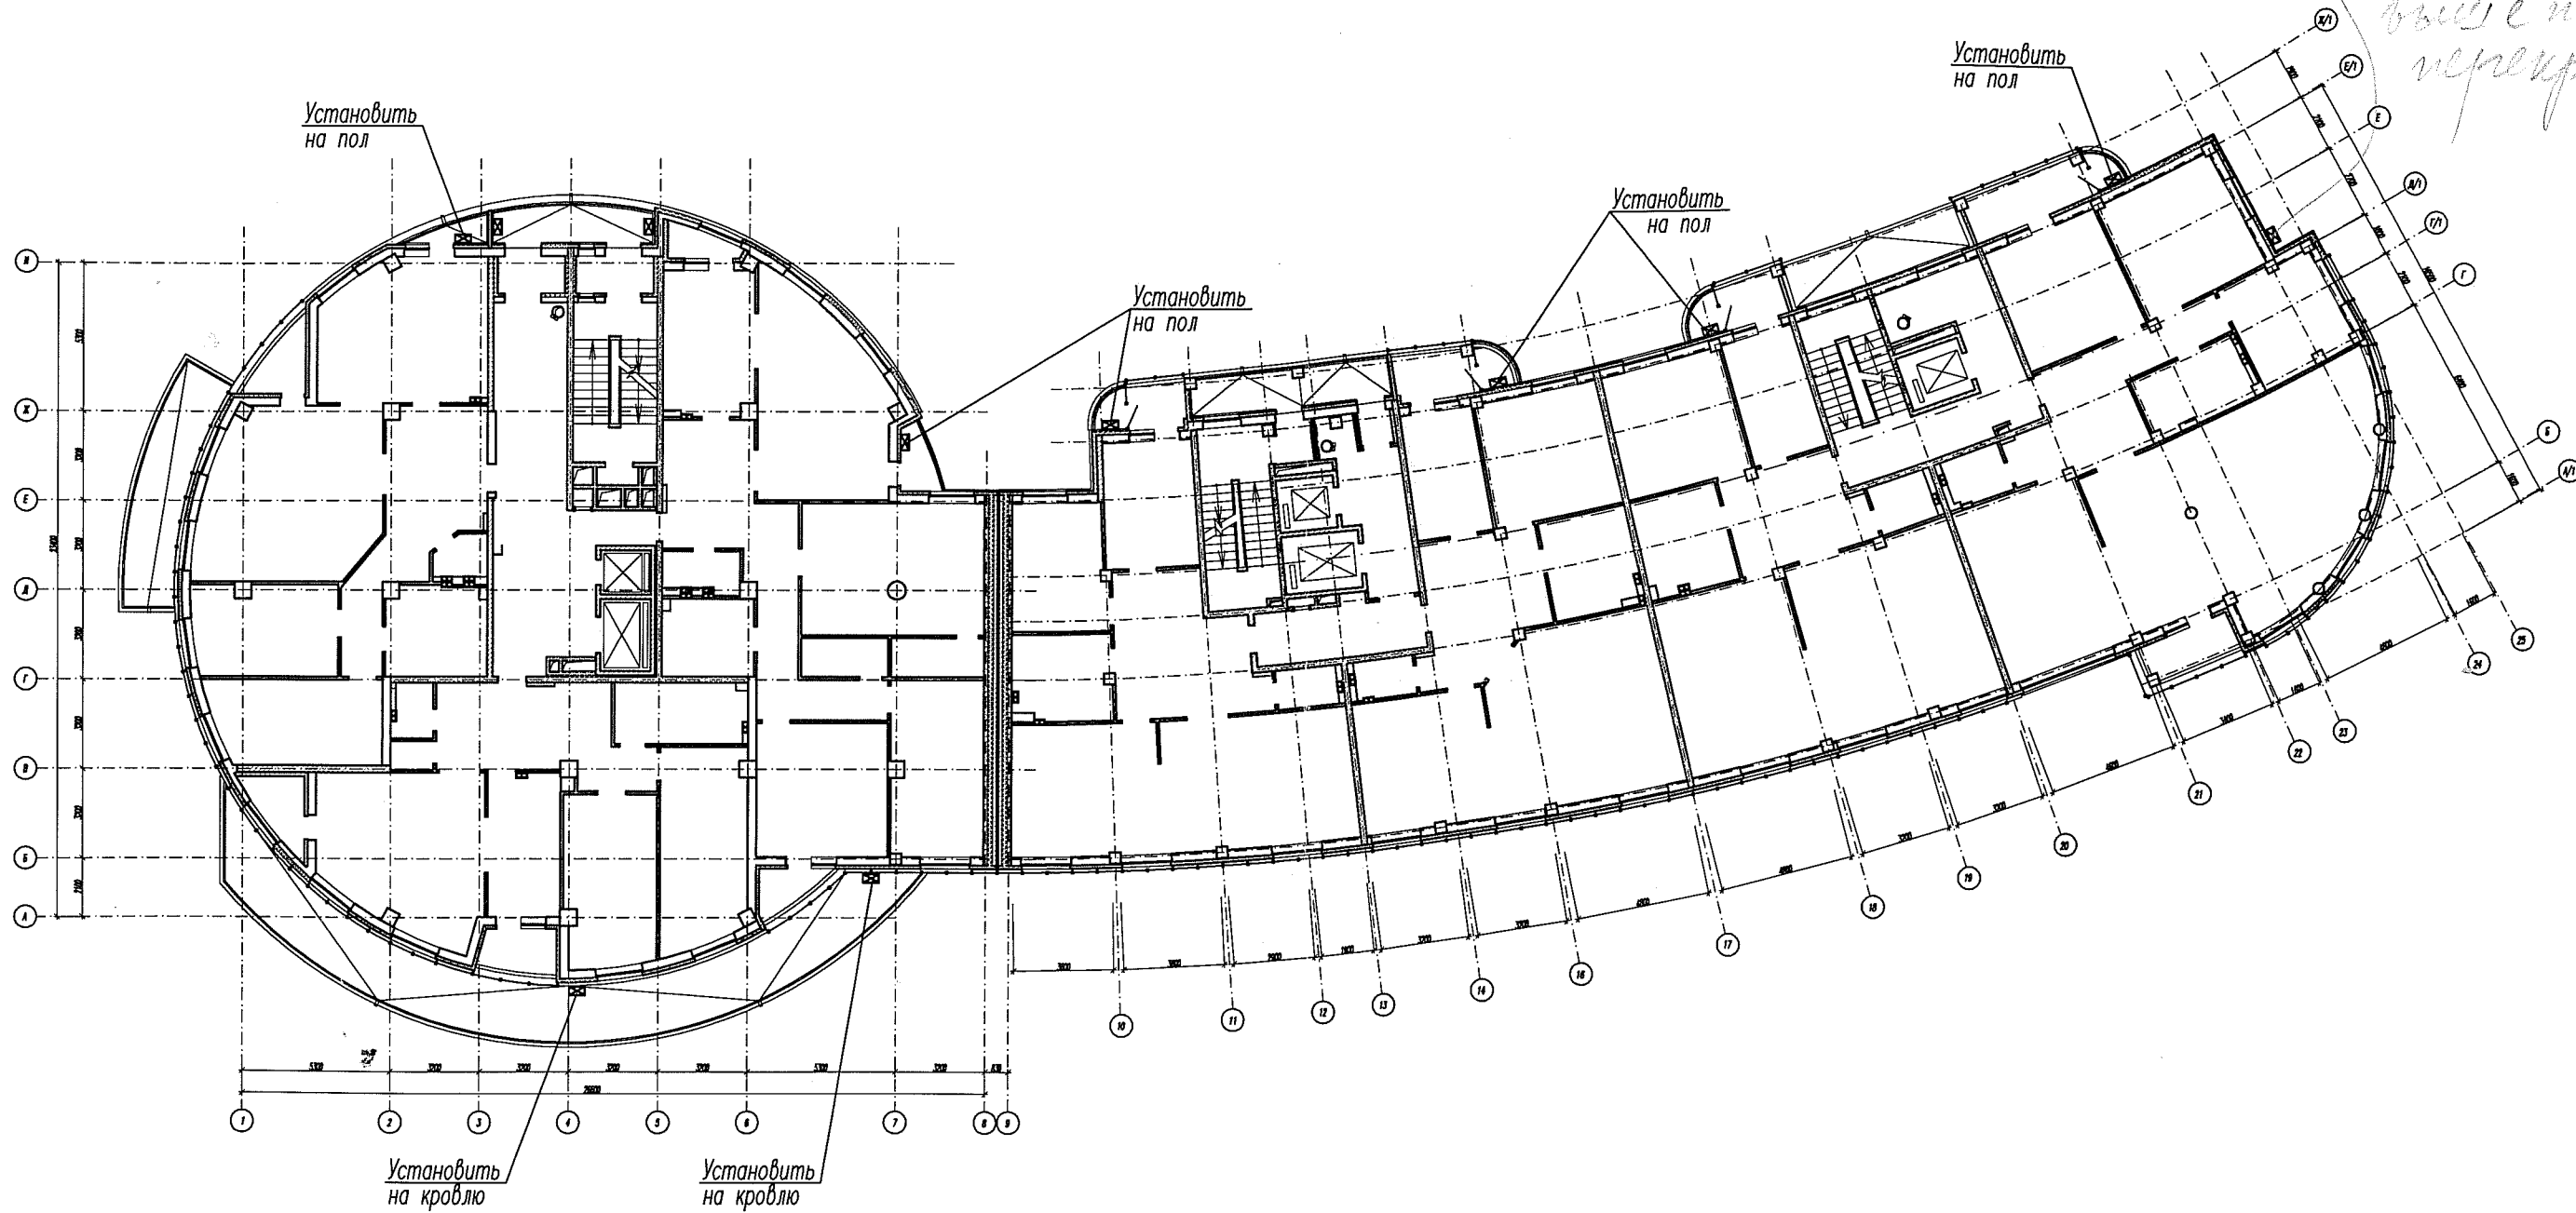


☒ - места установки кондиционеров

Итого: подкл. подписано и цело

						АПМ. 05 - 02 - АР			
						Жилой комплекс по ул.Лермонтова-Испанских рабочих в Железнодорожном районе г.Екатеринбурга.			
Изм.	Кол.уч.	Лист	№док.	Подпись	Дата	Жилой дом N 2	Стадия	Лист	Листов
							Р	/	
ГАП		Ширяева		<i>[Signature]</i>	05.08	Планы 2 этажа с местами установки кондиционеров.	ЗАО "Институт гражданского проектирования"		
Н.контр.		Кононова		<i>[Signature]</i>			Формат А3		
Зав.гр.		Яковенко		<i>[Signature]</i>					
Проверил		Ширяева		<i>[Signature]</i>					
Разраб.		Орехина		<i>[Signature]</i>					

3-7 этажи

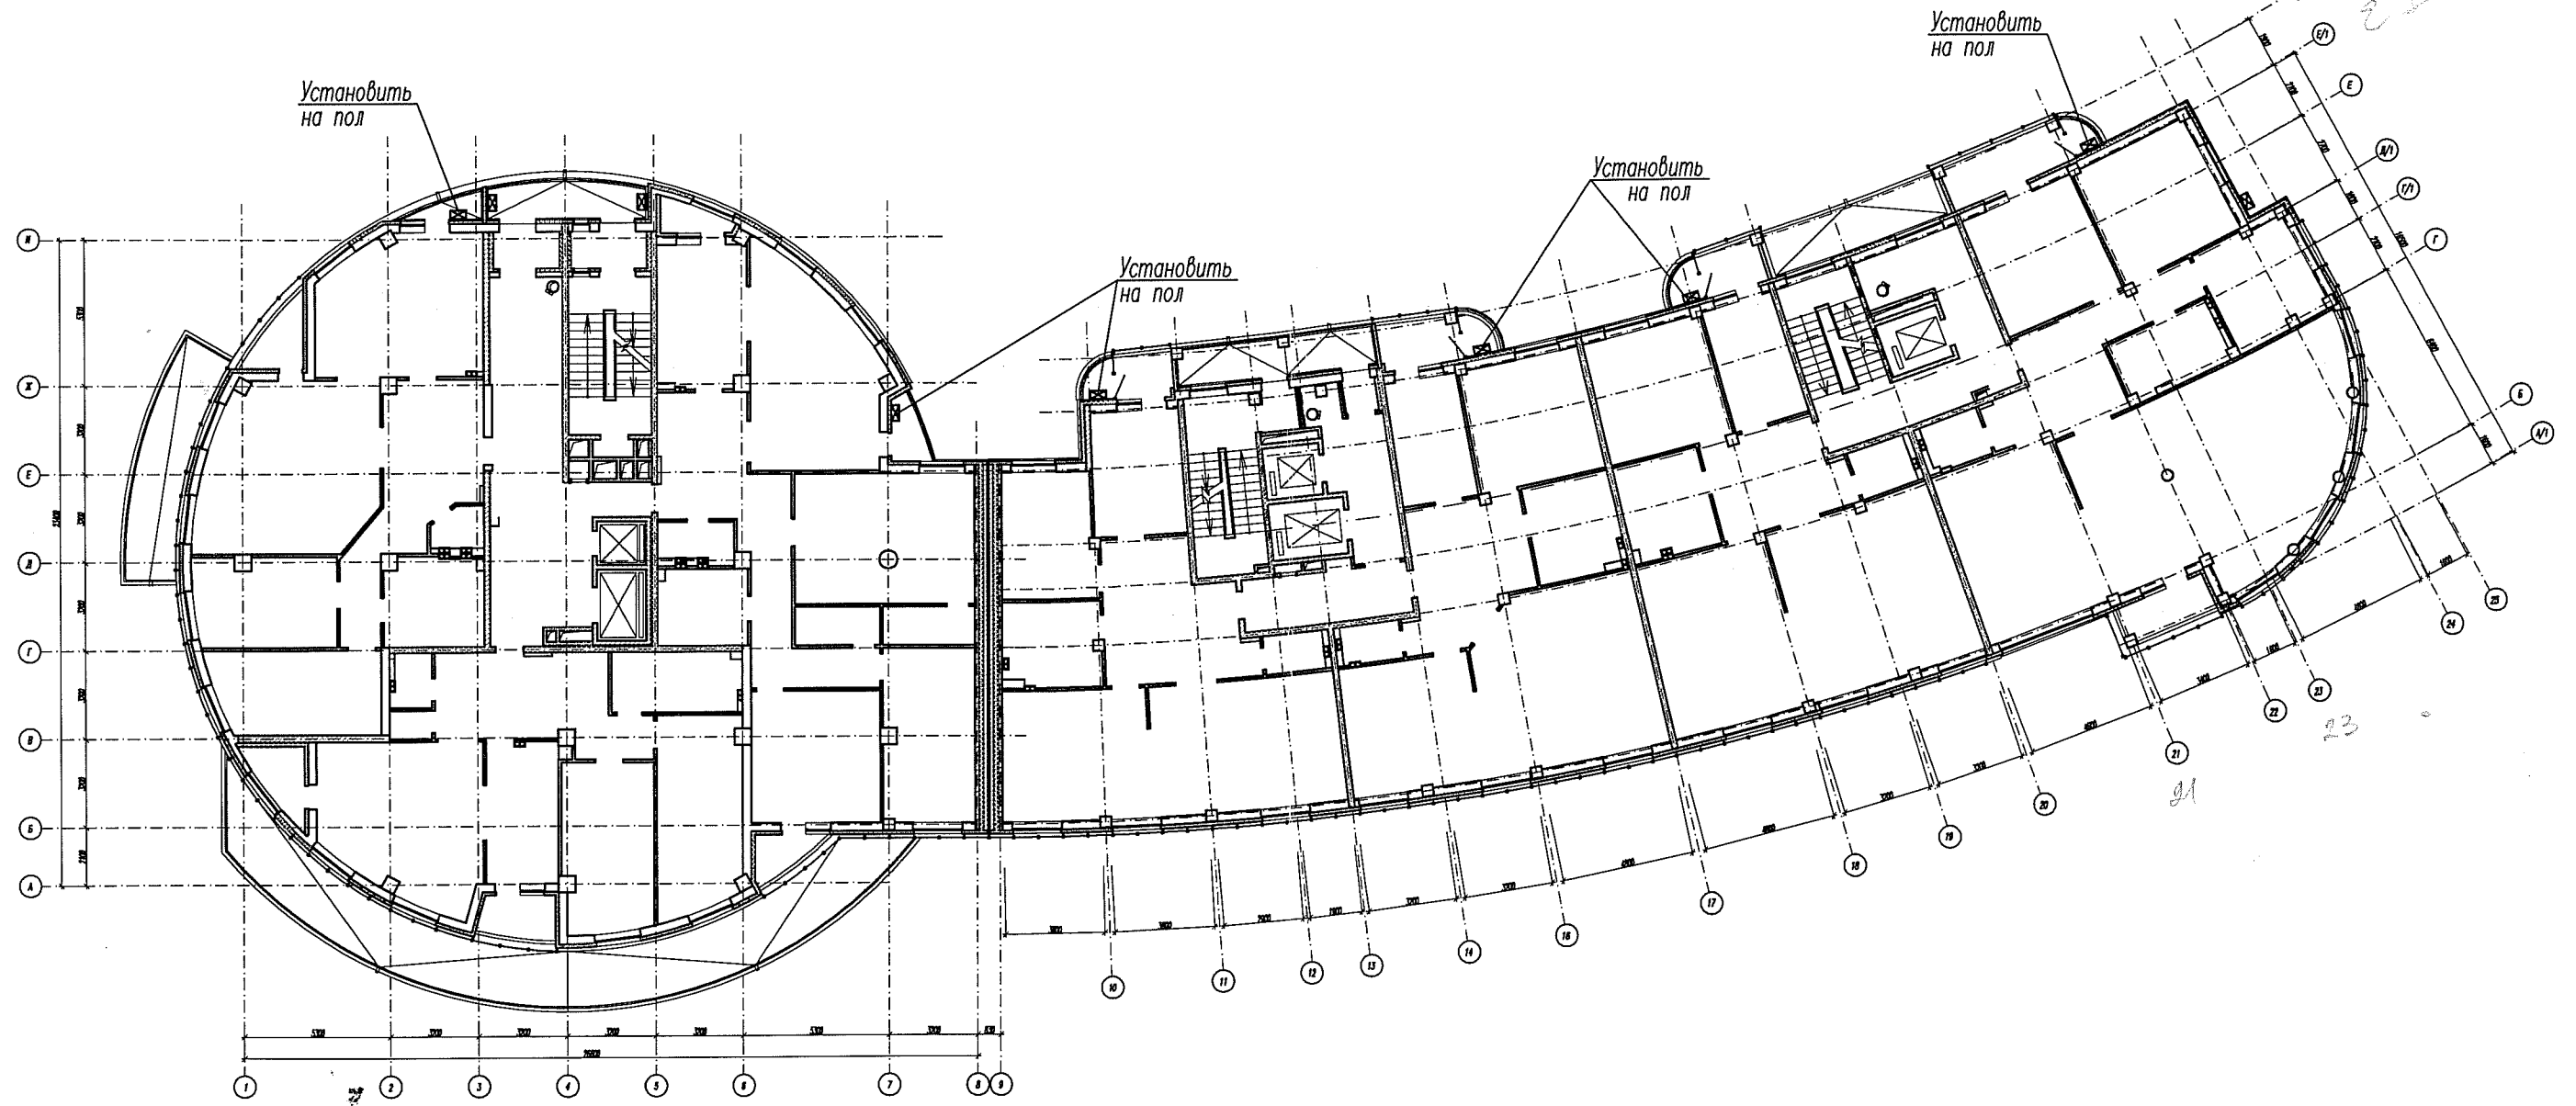


☒ - места установки кондиционеров

Инв.№ подл. Подпись и дата. Взам. инв.№

						АПМ. 05 - 02 - АР			
						Жилой комплекс по ул.Лермонтова-Испанских рабочих в Железнодорожном районе г.Екатеринбурга.			
Изм.	Кол.уч.	Лист	№ок.	Подпись	Дата	Жилой дом № 2	Стадия	Лист	Листов
ГАП		Ширяева		<i>[Signature]</i>	05.08		Р	2	
Н.контр.		Кононова		<i>[Signature]</i>		Планы 3-7 этажей с местами установки кондиционеров.	ЗАО "Институт гражданского проектирования"		
Зав.гр.		Яковенко		<i>[Signature]</i>			Формат А3		
Проверил		Ширяева		<i>[Signature]</i>					
Разраб.		Орехина		<i>[Signature]</i>					


8 этаж

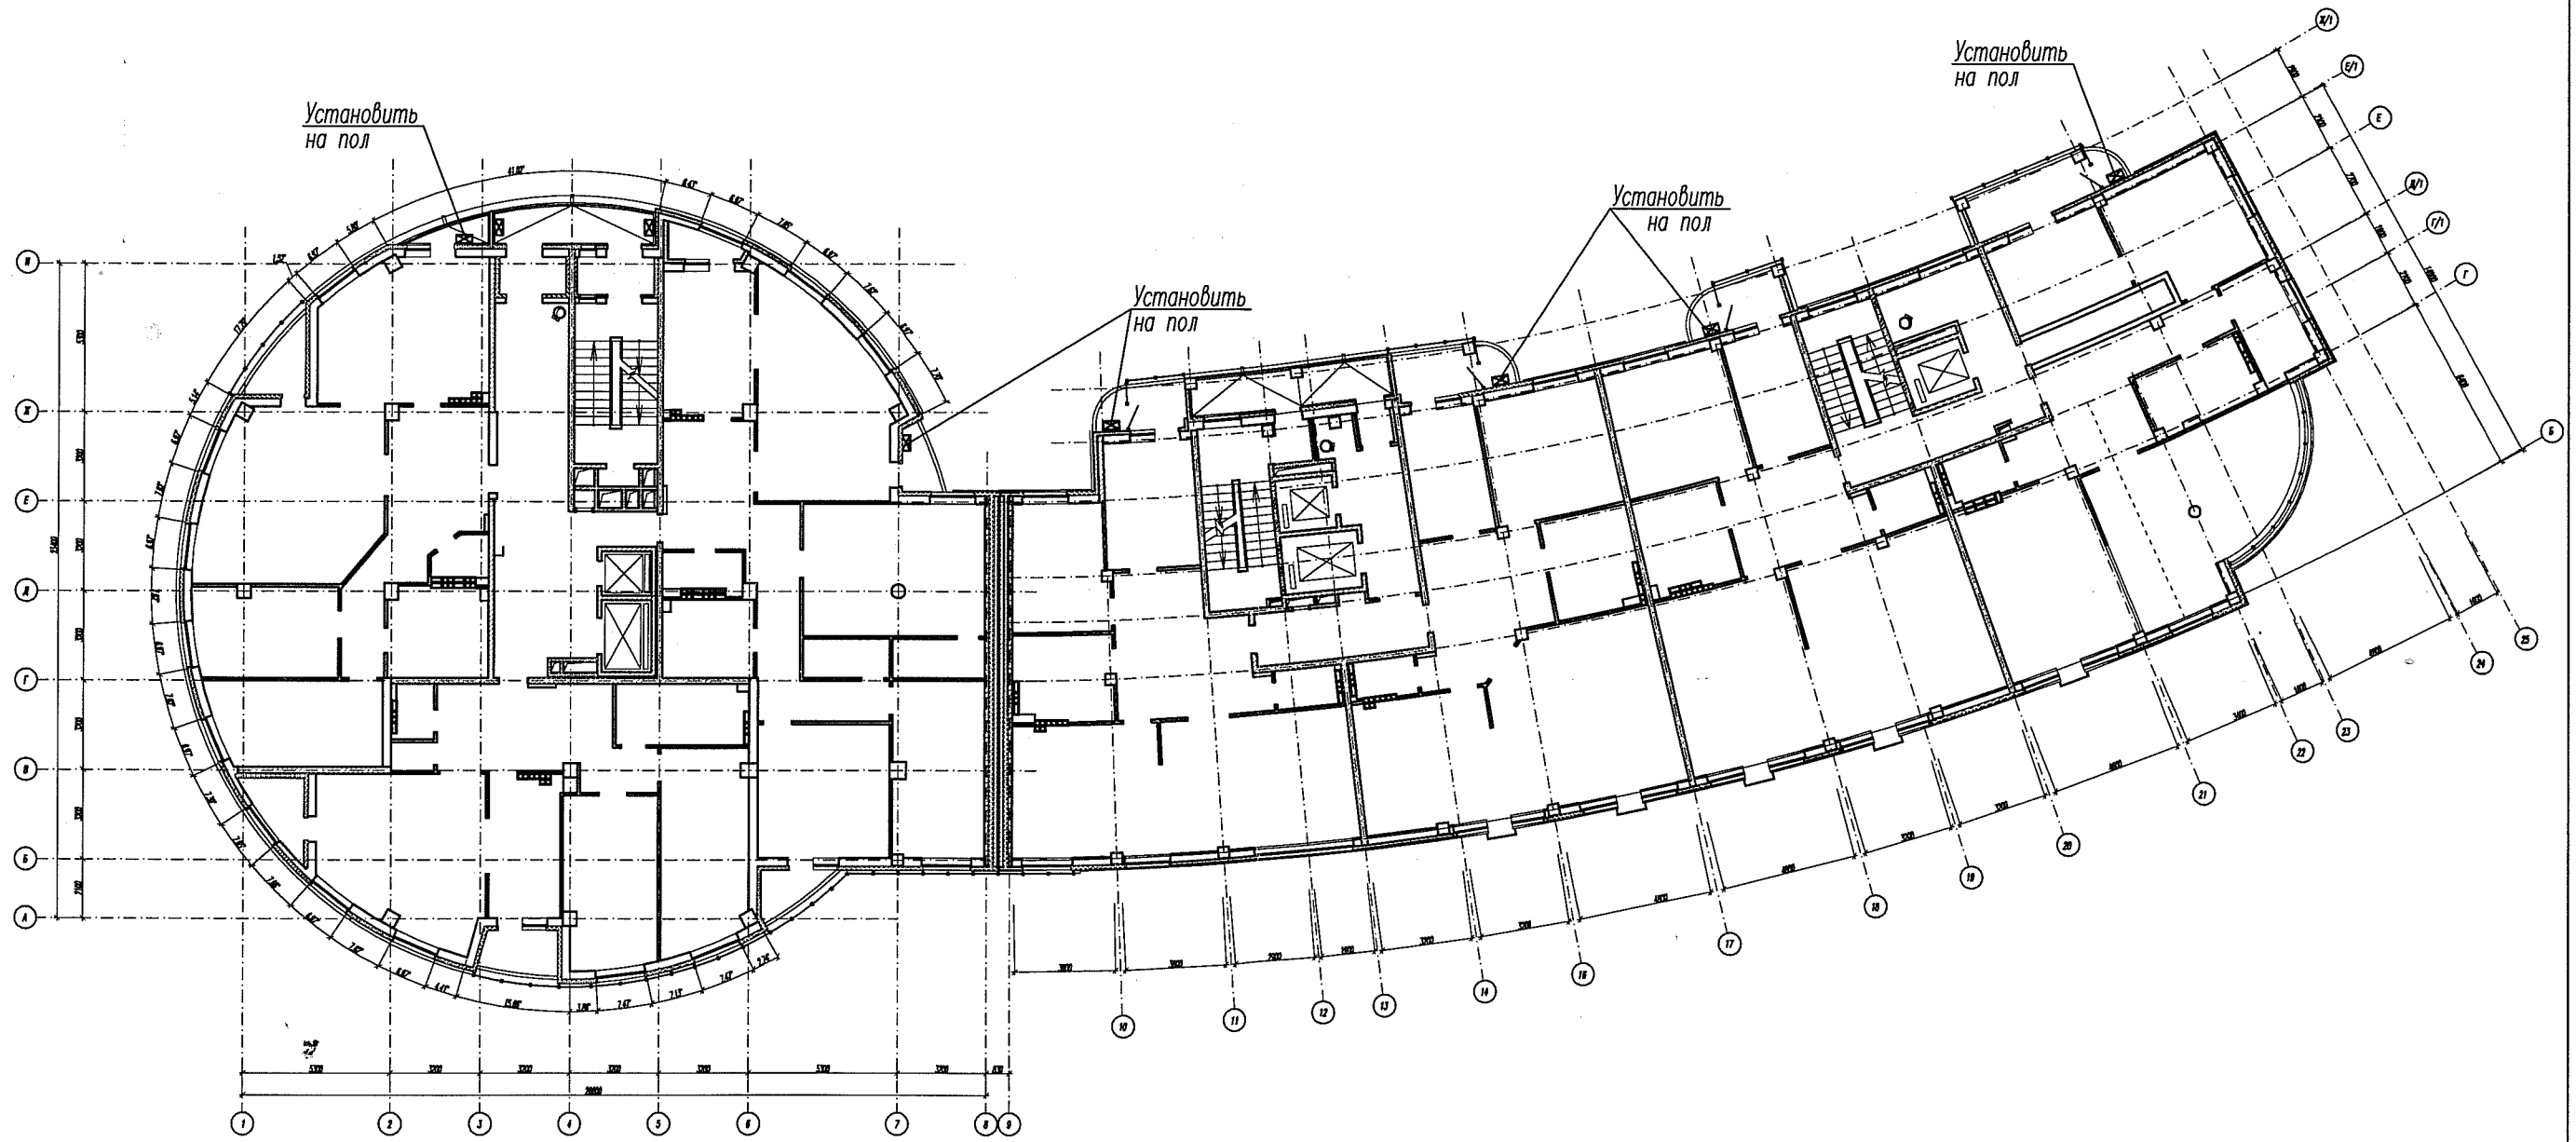

☒ - места установки кондиционеров

						АПМ. 05 - 02 - АР			
						Жилой комплекс по ул.Лермонтова-Испанских рабочих в Железнодорожном районе г.Екатеринбурга.			
Изм.	Кол.уч.	Лист	№ок.	Подпись	Дата	Жилой дом N 2	Стадия	Лист	Листов
							Р	5	
ГАП		Ширяева		<i>Ширяева</i>	05.08	План 8 этажа с местами установки кондиционеров.	ЗАО "Институт гражданского проектирования"		
Н.контр.		Кононова		<i>Кононова</i>			Формат А3		
Зав.гр.		Яковенко		<i>Яковенко</i>					
Проверил		Ширяева		<i>Ширяева</i>					
Разраб.		Орехина		<i>Орехина</i>					


9 этаж

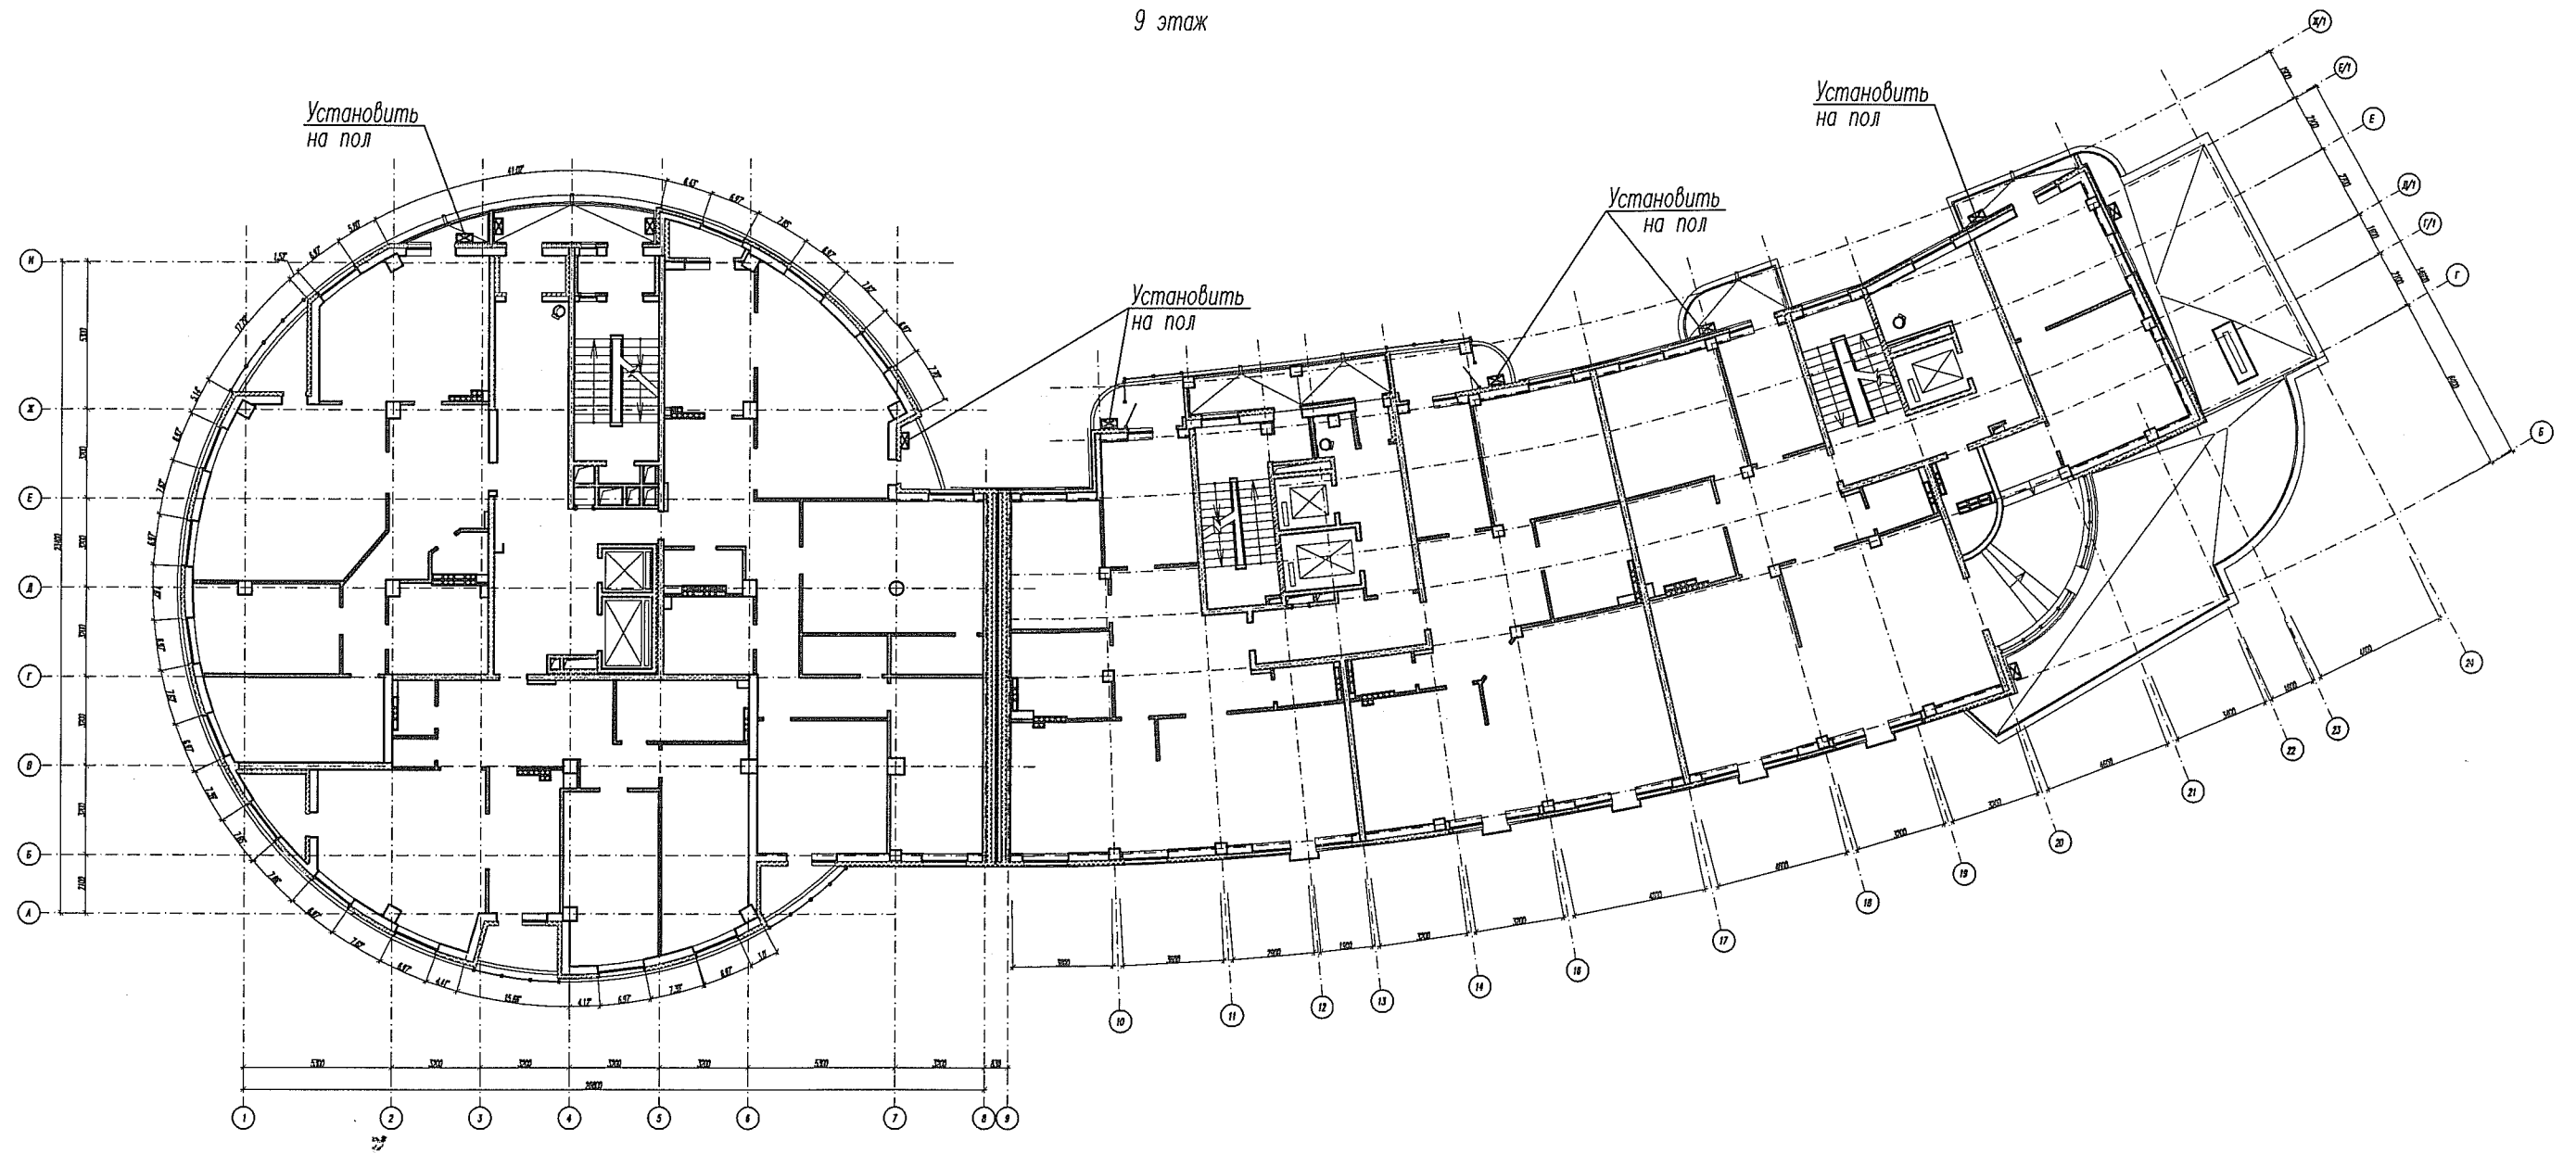

☒ - места установки кондиционеров

						АПМ. 05 - 02 - АР			
						Жилой комплекс по ул.Лермонтова-Испанских рабочих в Железнодорожном районе г.Екатеринбурга.			
Изм.	Кол.уч.	Лист	Ирек.	Подпись	Дата	Жилой дом N 2	Стадия	Лист	Листов
							Р	4	
ГАП		Ширяева		<i>Ширяева</i>	25.03	План 9 этажа с местами установки кондиционеров.	ЗАО "Институт гражданского проектирования"		
Н.контр.		Кононова		<i>Кононова</i>					
Зав.гр.		Яковенко		<i>Яковенко</i>					
Проверил		Ширяева		<i>Ширяева</i>					
Разраб.		Орехина		<i>Орехина</i>					


10 этаж

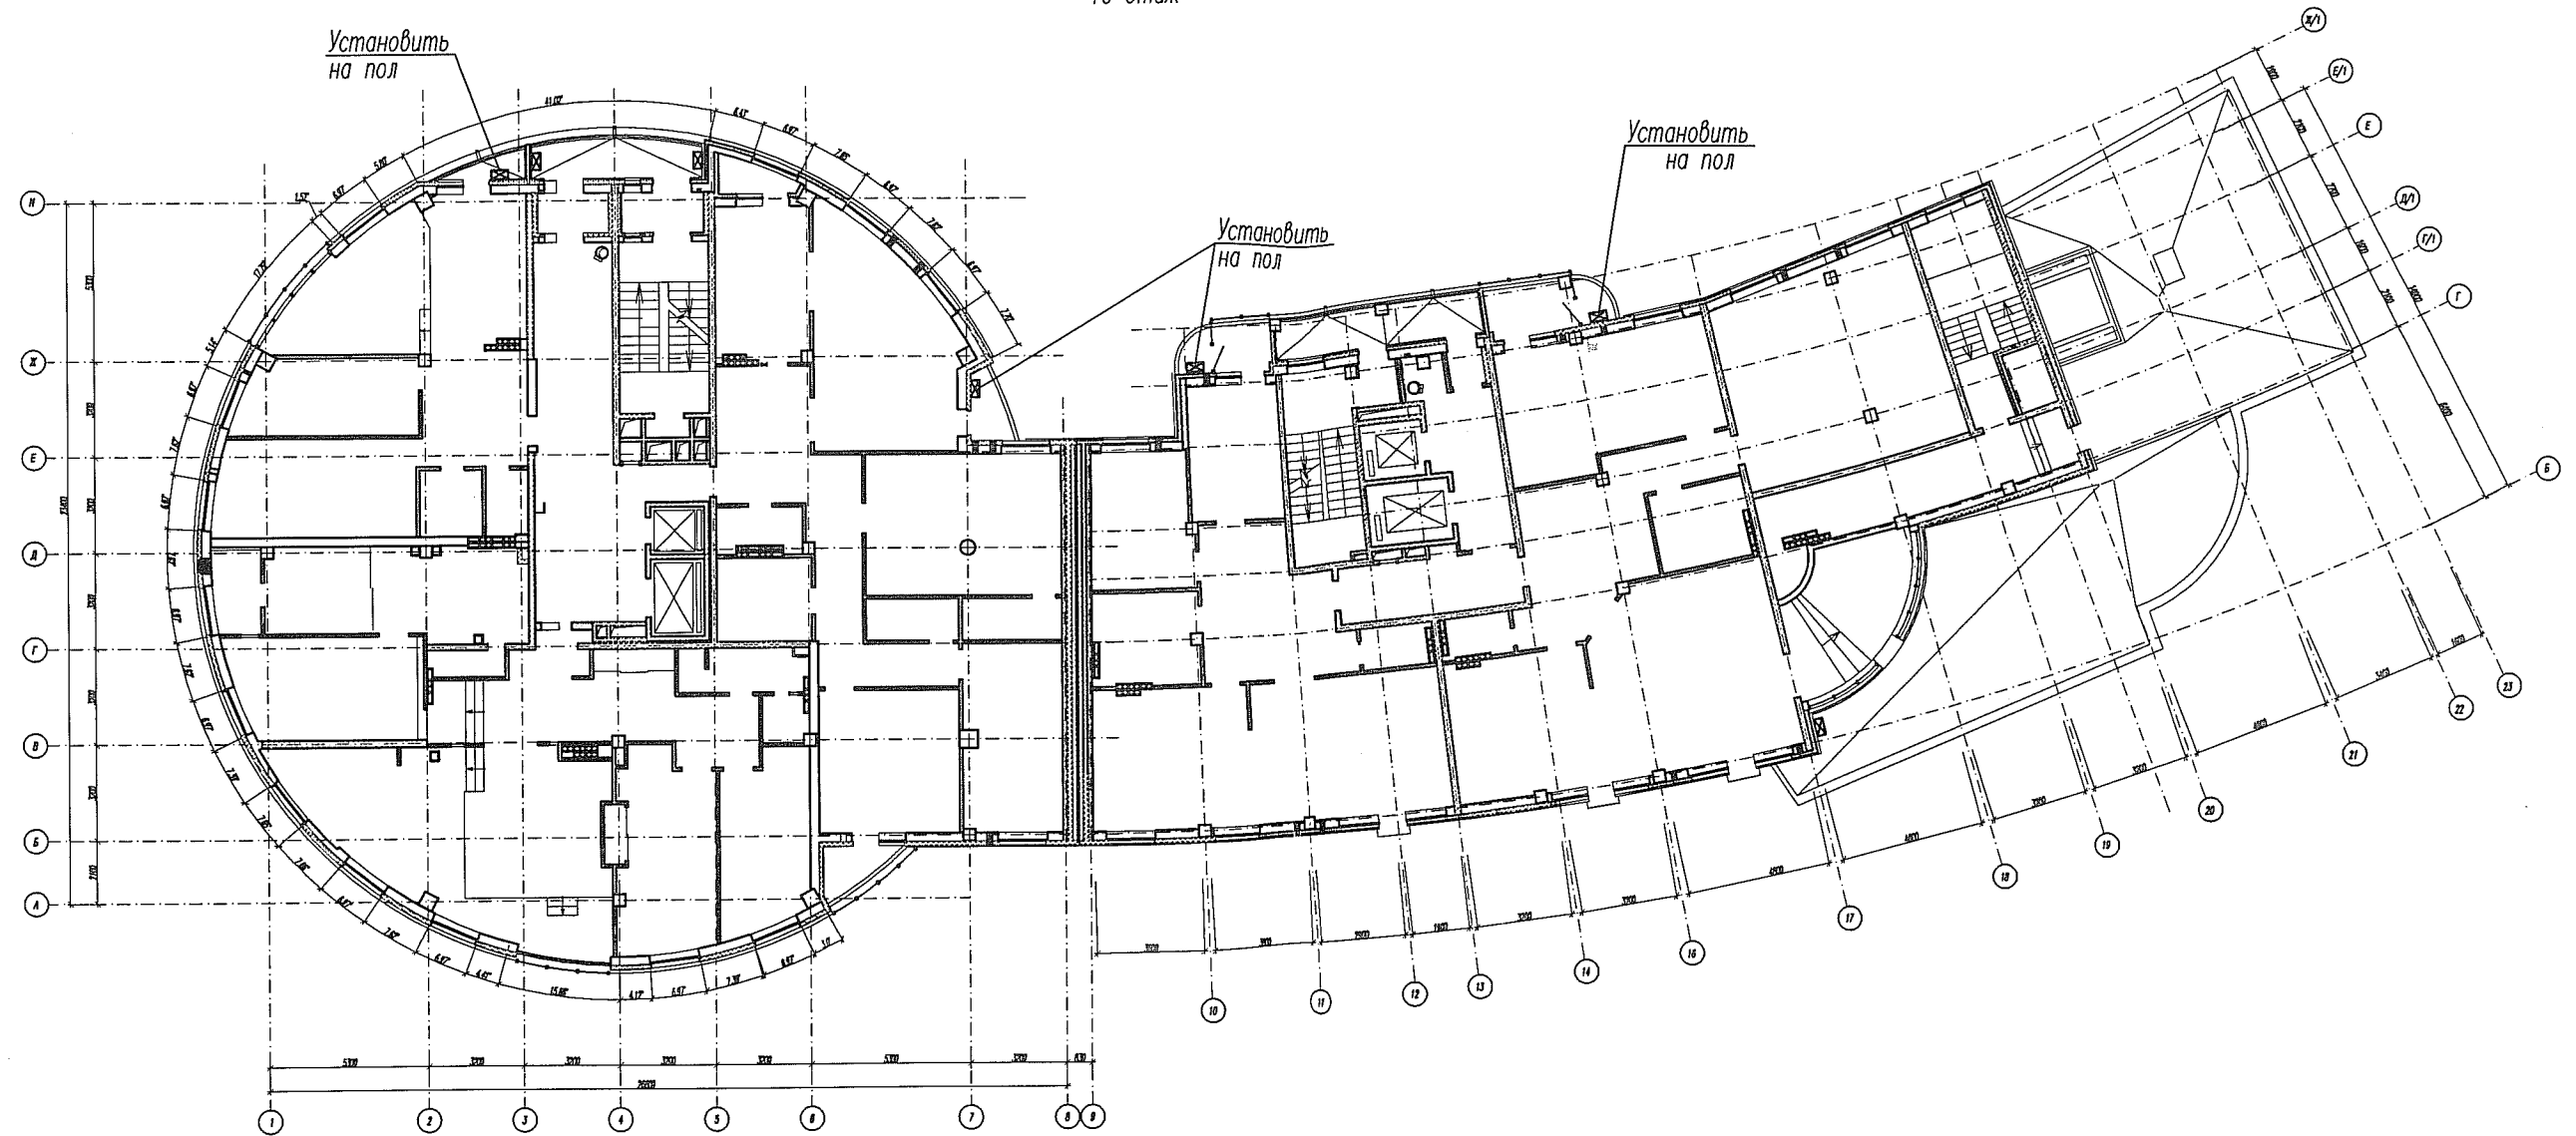

☒ - места установки кондиционеров

						АПМ. 05 - 02 - АР			
						Жилой комплекс по ул.Лермонтова-Испанских рабочих в Железнодорожном районе г.Екатеринбурга.			
Изм.	Кол.уч.	Лист	Ндок.	Подпись	Дата	Жилой дом N 2	Стадия	Лист	Листов
							Р	5	
ГАП		Ширяева		<i>Ширяева</i>	25.08	План 10 этажа с местами установки кондиционеров.	ЗАО "Институт гражданского проектирования" Формат А3		
Н.контр.		Кононова		<i>Кононова</i>					
Зав.гр.		Яковенко		<i>Яковенко</i>					
Проверил		Ширяева		<i>Ширяева</i>					
Разраб.		Орехина		<i>Орехина</i>					


11 этаж

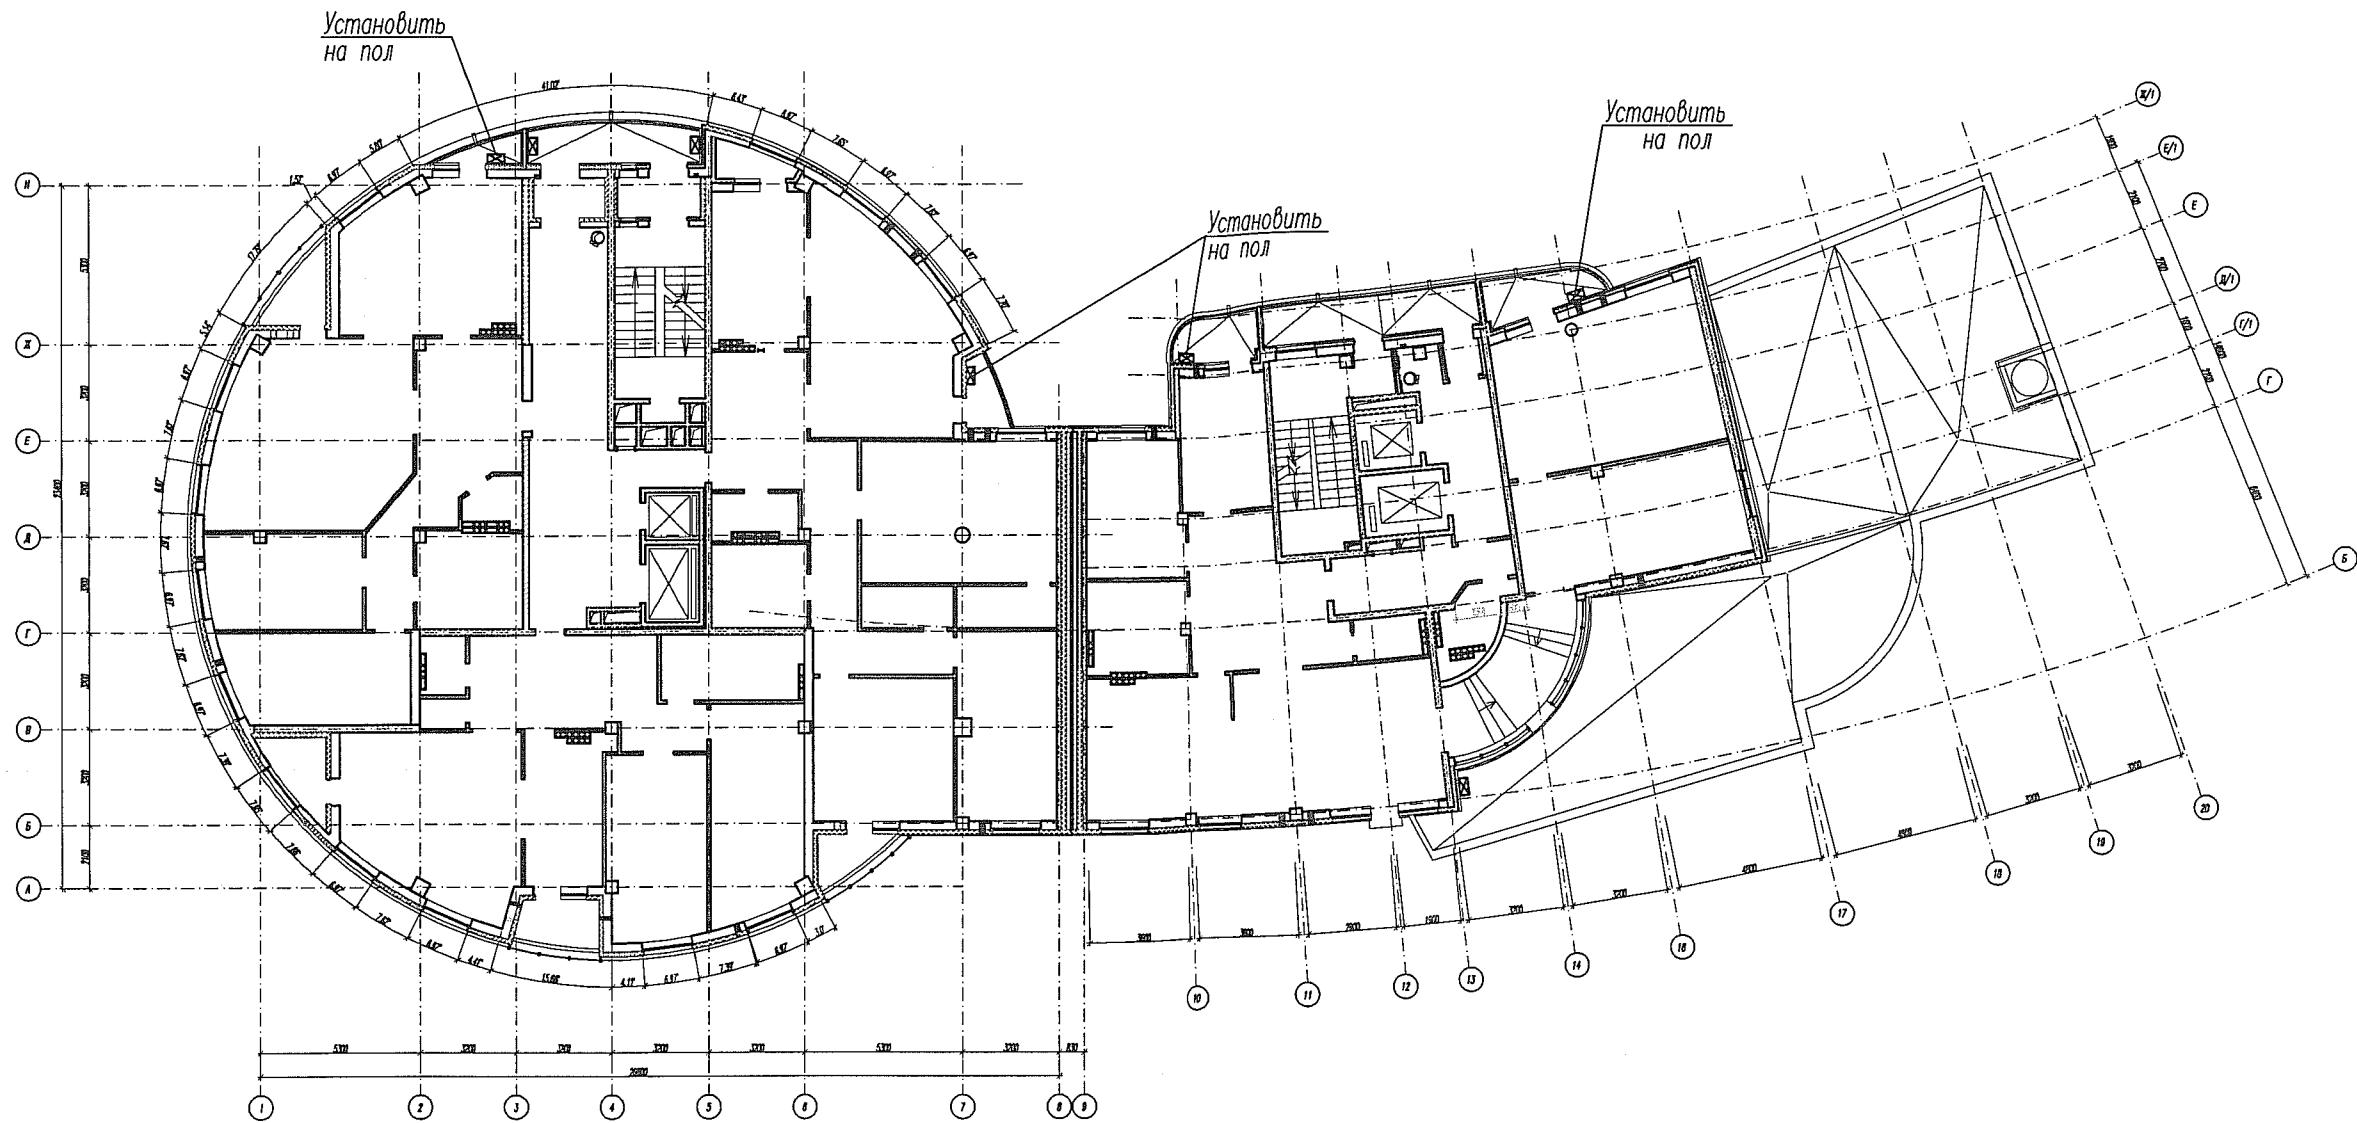

☒ - места установки кондиционеров

						АПМ. 05 - 02 - АР				
						Жилой комплекс по ул.Лермонтова-Испанских рабочих в Железнодорожном районе г.Екатеринбурга.				
Изм.	Кол.уч.	Лист	Изд.	Подпись	Дата	Жилой дом N 2	Стадия	Лист	Листов	
							Р	6		
ГАП		Ширяева		<i>[Signature]</i>	05.03		План 11 этажа с местами установки кондиционеров.	ЗАО "Институт гражданского проектирования"		
Н.контр.		Кононова		<i>[Signature]</i>				Формат А3		
Зав.гр.		Яковенко		<i>[Signature]</i>						
Проверил		Ширяева		<i>[Signature]</i>						
Разраб.		Орехина		<i>[Signature]</i>						

12 этаж

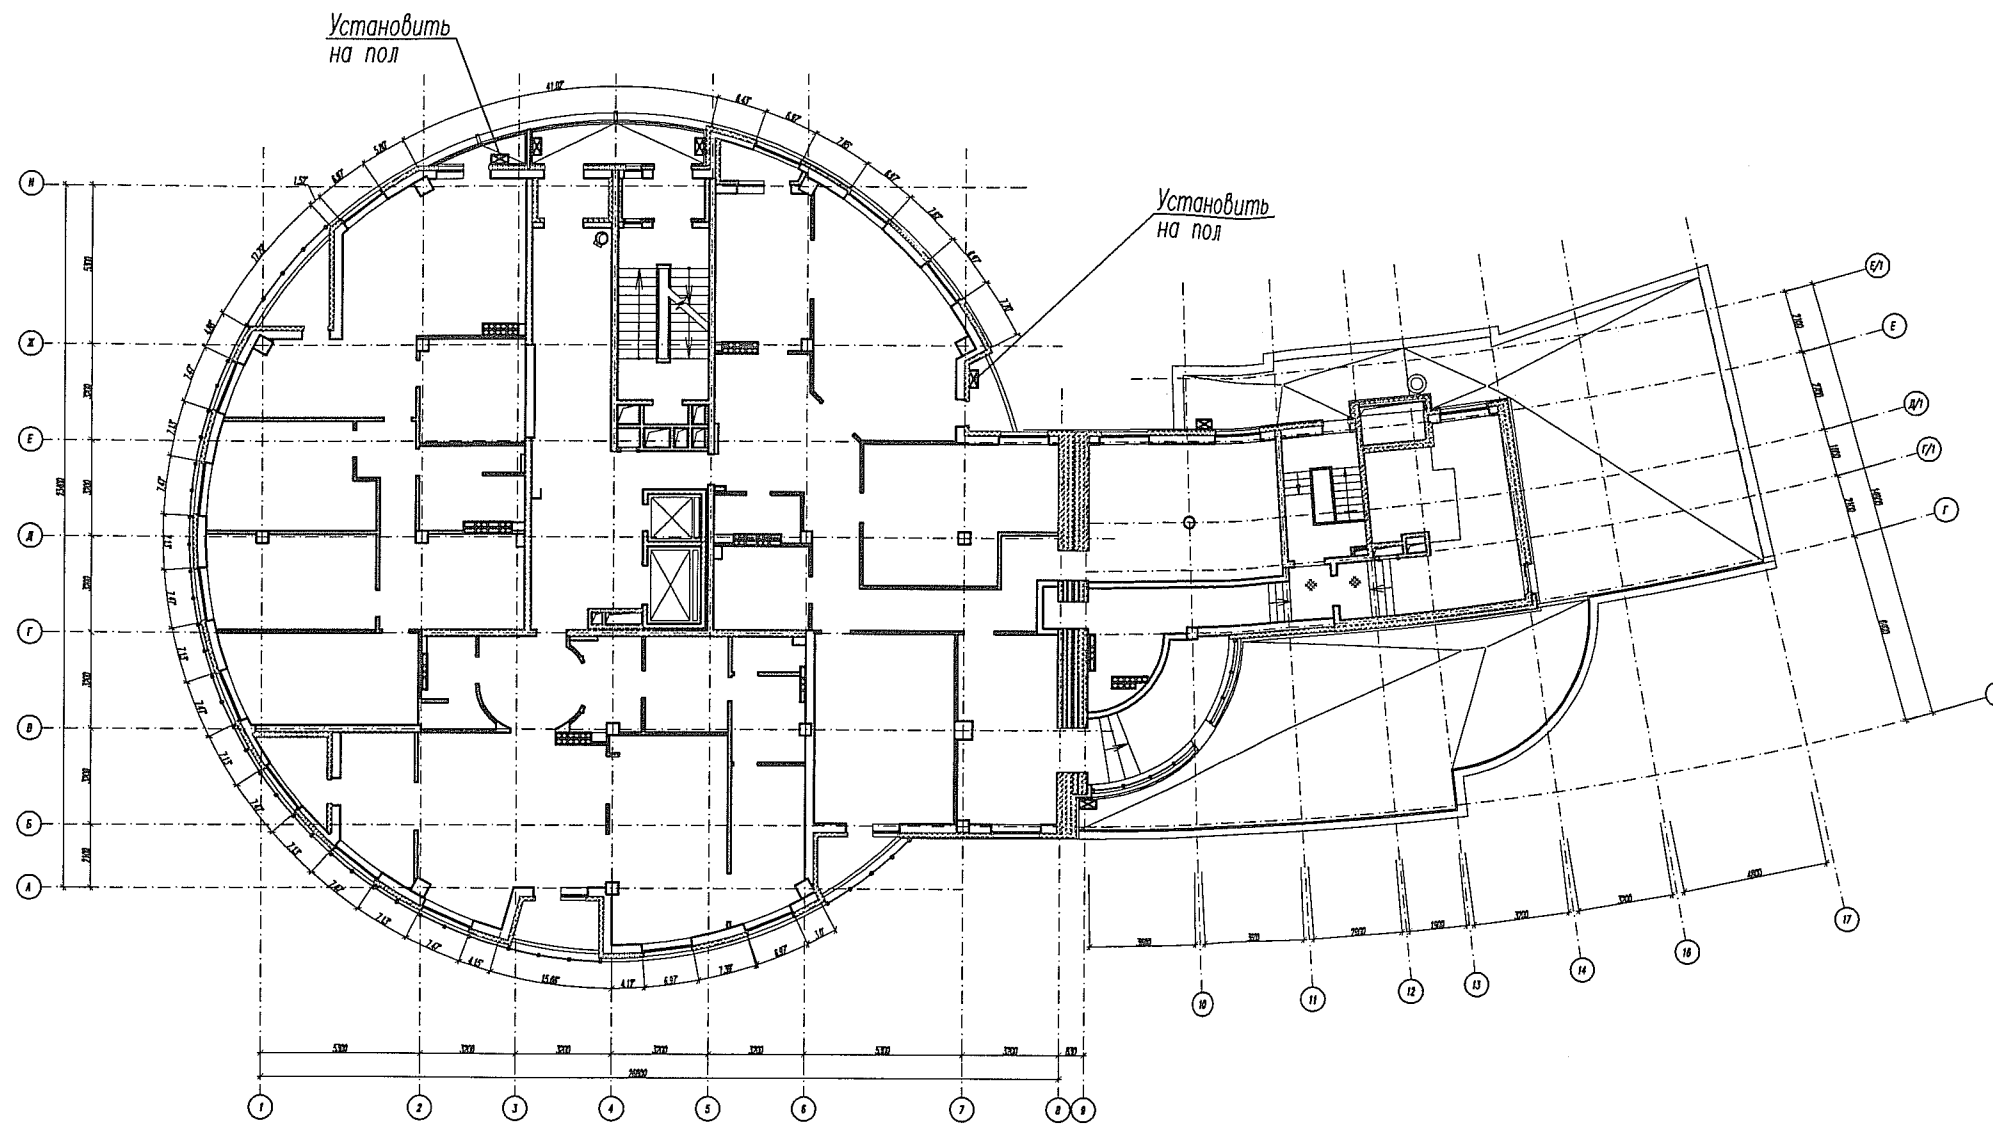


☒ - места установки кондиционеров

Инв. N подл. Подпись и дата ВЗДМ. ИНО.И

						АПМ. 05 - 02 - АР			
						Жилой комплекс по ул.Лермонтова-Испанских рабочих в Железнодорожном районе г.Екатеринбурга.			
Изм.	Кол.уч.	Лист	№ок.	Подпись	Дата	Жилой дом N 2	Стадия	Лист	Листов
ГАП		Ширяева		<i>[Signature]</i>	05.08		Р	7	
Н.контр.		Кононова		<i>[Signature]</i>		План 12 этажа с местами установки кондиционеров.	ЗАО "Институт гражданского проектирования" Формат А3		
Зав.гр.		Яковенко		<i>[Signature]</i>					
Проверил		Ширяева		<i>[Signature]</i>					
Разраб.		Орехина		<i>[Signature]</i>					


13 этаж

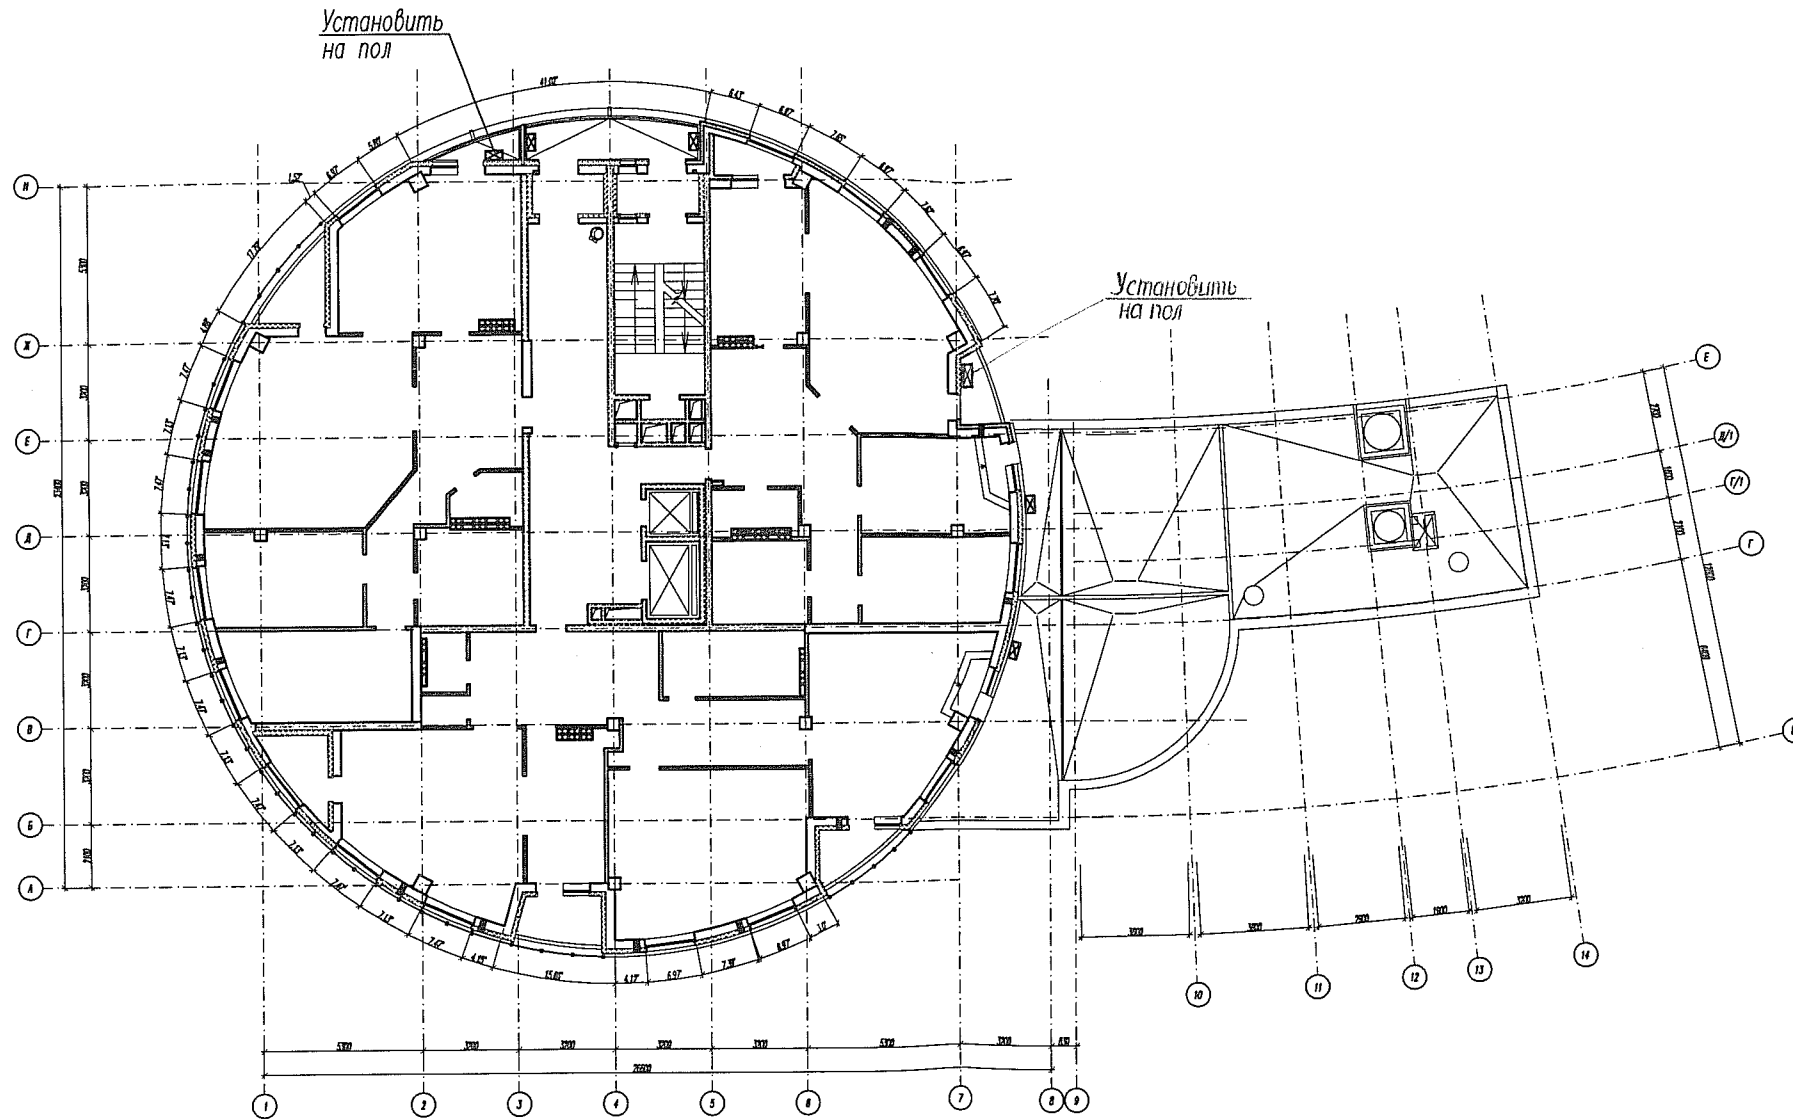

☒ - места установки кондиционеров

						АПМ. 05 - 02 - АР			
						Жилой комплекс по ул.Лермонтова-Испанских рабочих в Железнодорожном районе г.Екатеринбурга.			
Изм.	Кол.уч.	Лист	№ок.	Подпись	Дата	Жилой дом N 2	Стадия	Лист	Листов
							Р	3	
ГАП		Ширяева		<i>[Signature]</i>	28.08	План 13 этажа с местами установки кондиционеров.	ЗАО "Институт гражданского проектирования"		
Н.контр.		Кононова		<i>[Signature]</i>					
Зав.гр.		Яковенко		<i>[Signature]</i>					
Проверил		Ширяева		<i>[Signature]</i>					
Разраб.		Орехина		<i>[Signature]</i>					

14 этаж

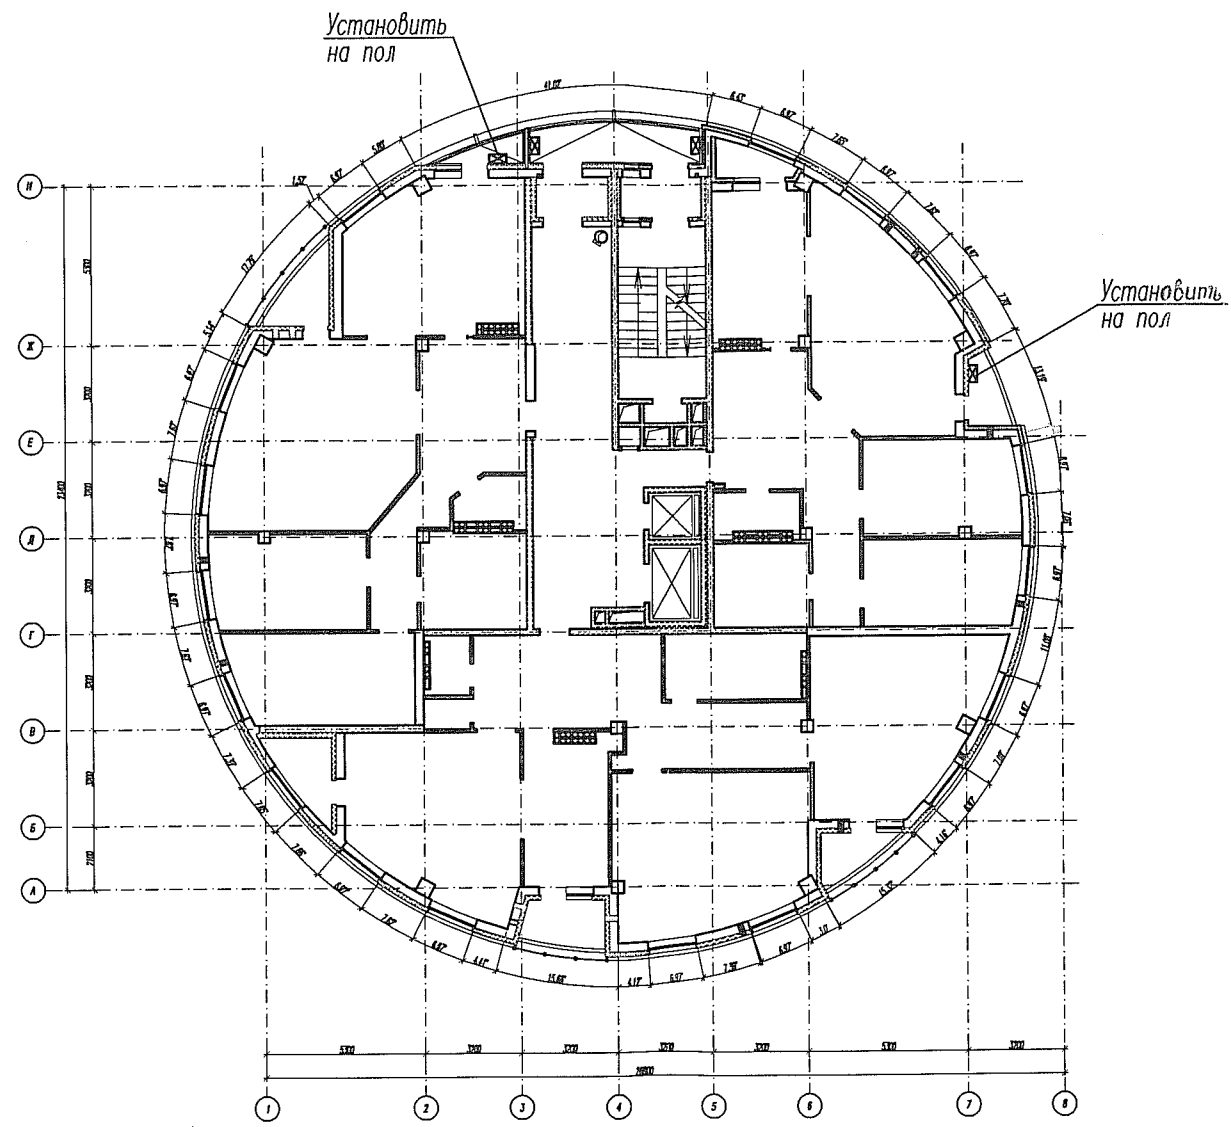

☒ - места установки кондиционеров

Инв.№ подл. | Подпись и дата | Взам. инв.№

						АПМ. 05 - 02 - АР			
						Жилой комплекс по ул.Лермонтова-Испанских рабочих в Железнодорожном районе г.Екатеринбурга.			
Изм.	Кол.уч.	Лист	№ок.	Подпись	Дата	Жилой дом № 2	Стадия	Лист	Листов
							Р	9	
ГАП		Ширяева		<i>[Signature]</i>	05.08	План 14 этажа с местами установки кондиционеров.	3АО		
Н.контр.		Кононова		<i>[Signature]</i>			"Институт гражданского проектирования"		
Зав.гр.		Яковенко		<i>[Signature]</i>			Формат А3		
Проверил		Ширяева		<i>[Signature]</i>					
Разраб.		Орехина		<i>[Signature]</i>					