



Компоновочная схема

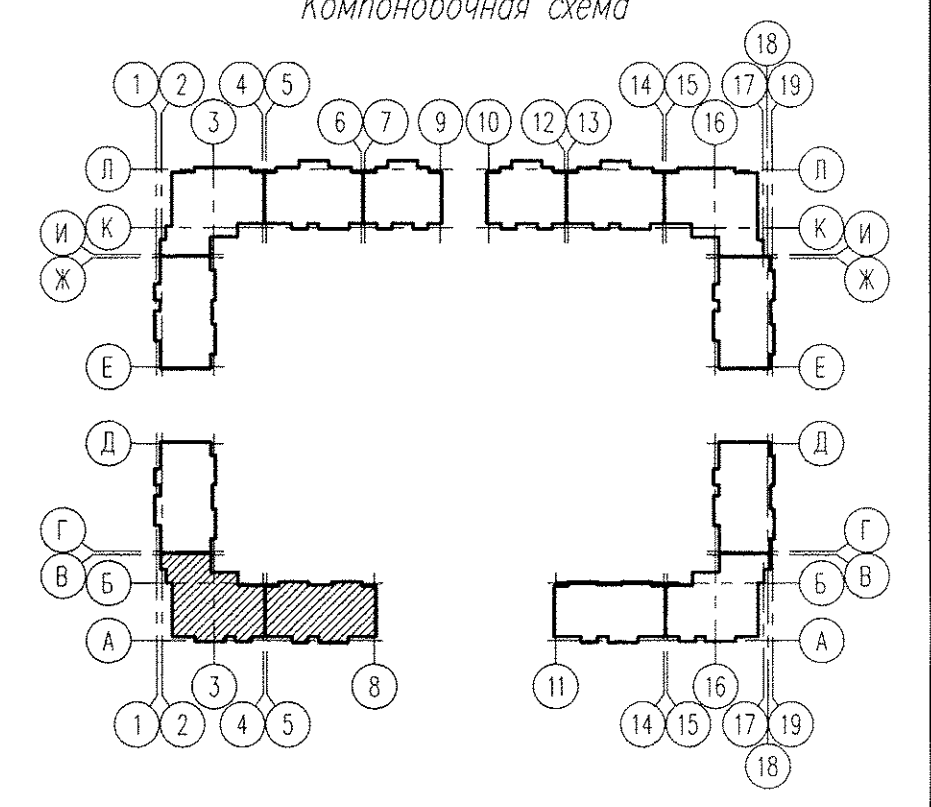

±0.000 = 276.00

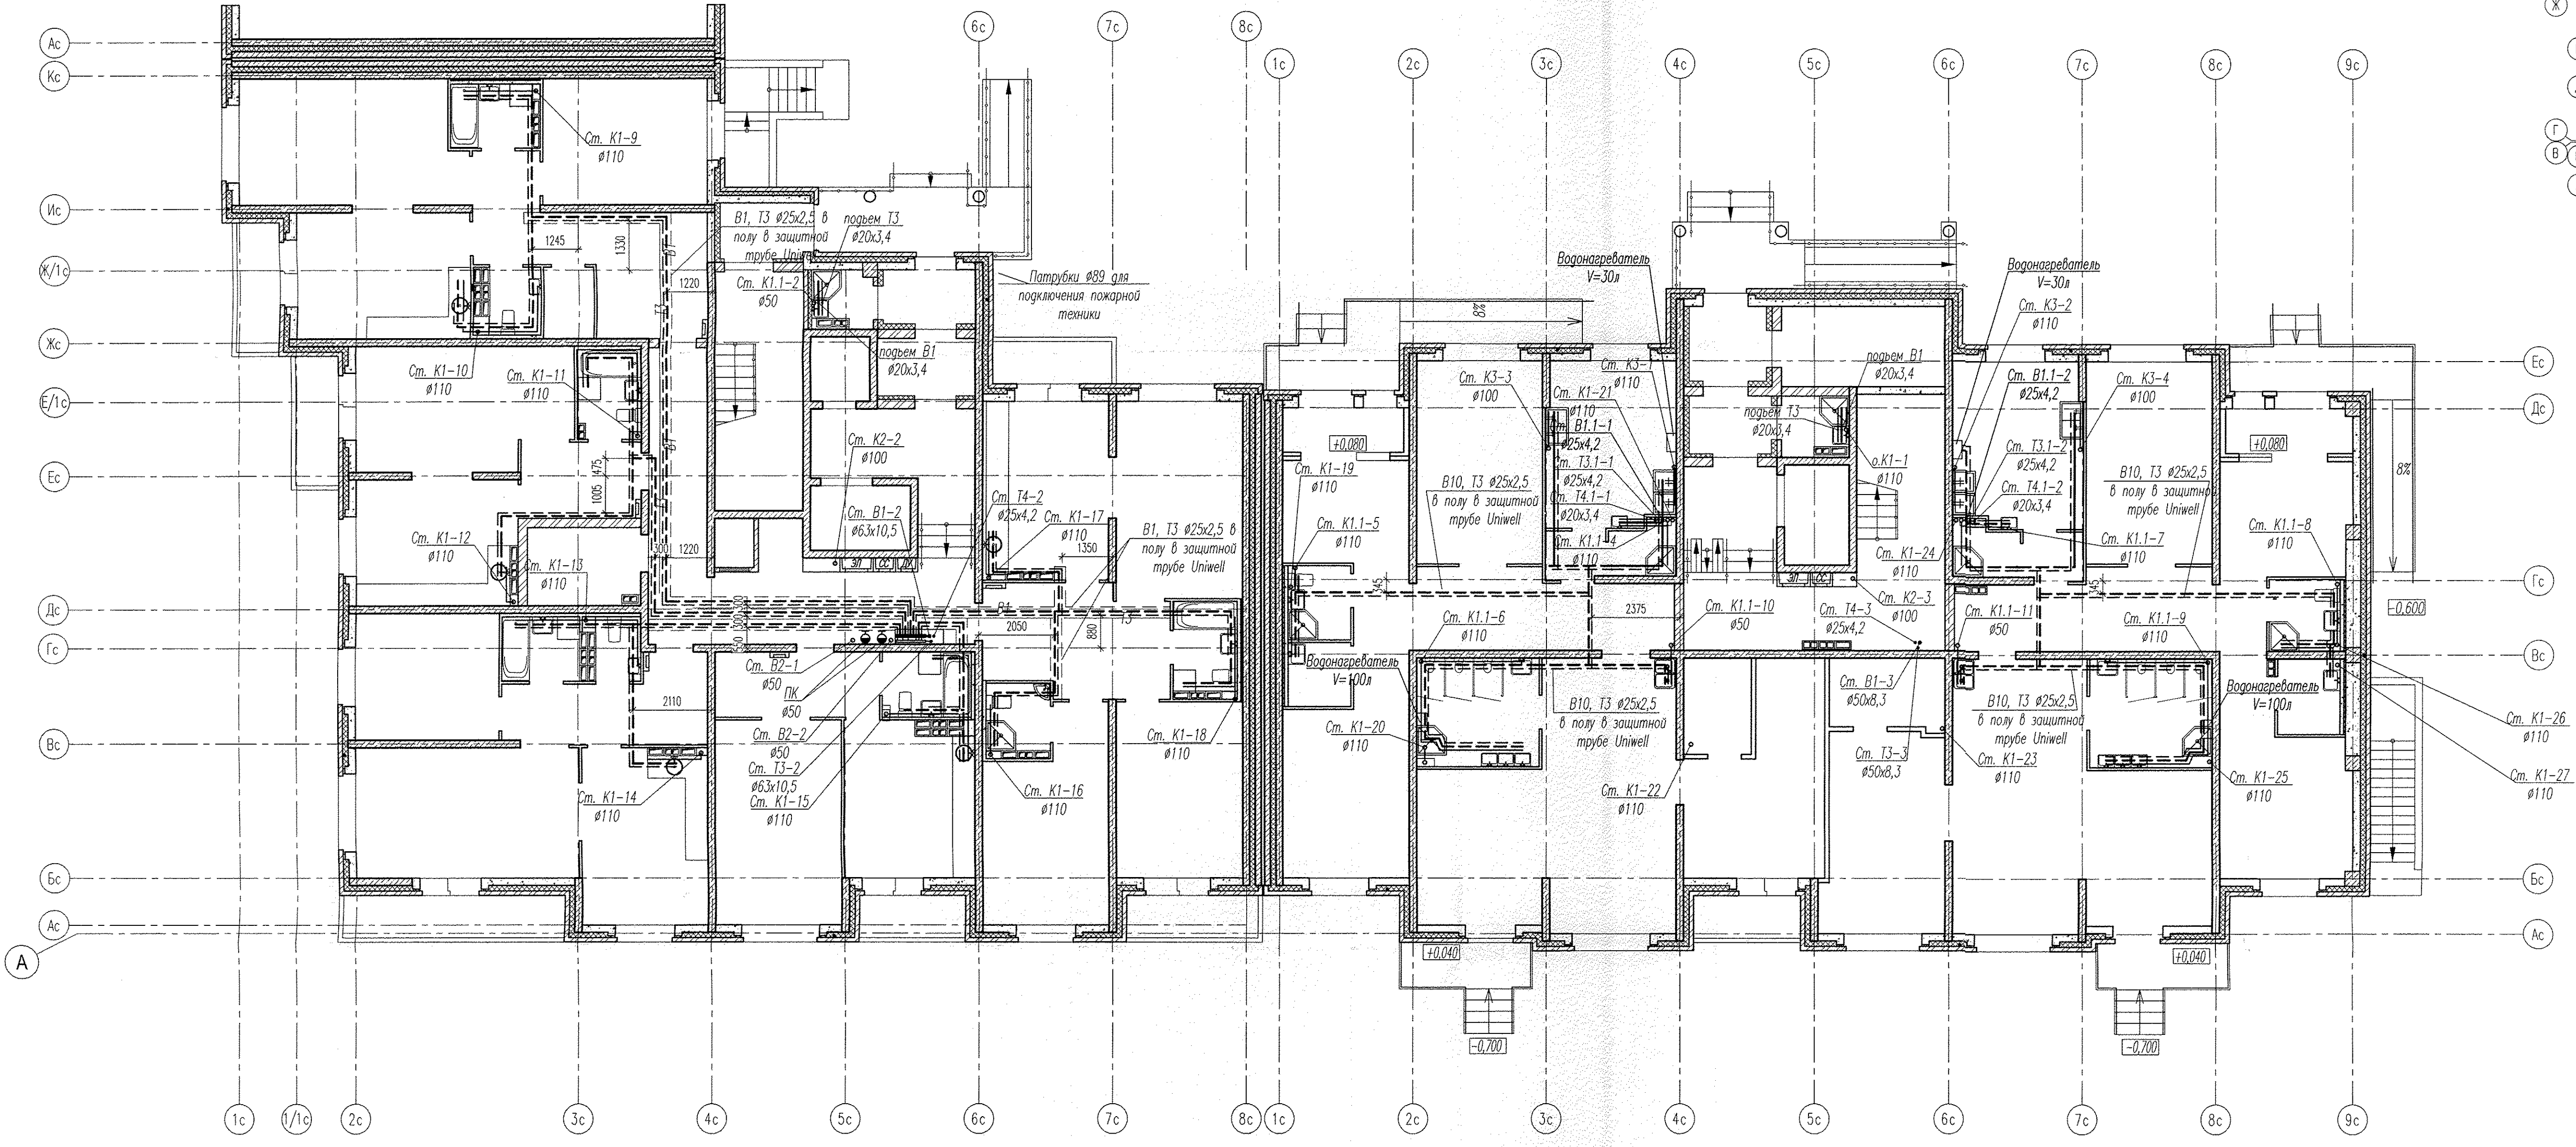



Примечание:

Трубопроводная разводка ХВС и ГВС в ДДУ на отн.0.000 показана условно. Т.к. на момент выполнения корректировки проекта (изм. 9, № разрешения 499-14 от 09.2014) работы по монтажу и отделке помещений уже выполнены, трассировку сетей водопровода по изменению №9 в помещениях кухни и буфетных ДДУ1 и ДДУ2 решить по месту с подключением после водомерных узлов.



Согласовано:	
Согласовано:	
Имя и подл.	Подпись и дата
	Взам. инв. №

31-07-12-03-ВК			
9	-	зам. 499-14	08.14
Изм.	Коп.уч.	Лист N док.	Подпись Дата
Жилой дом № 3			Стадия Лист Листов
План 1 этажа в блокировочных осях 2-8, А-В			Р 7
Н. контр.	Гарева	03.13	ООО "Альтек Строй Проект"
Проверил	Белозерова	03.13	
Разраб.	Волкова	03.13	
Копировал			
Формат А1			



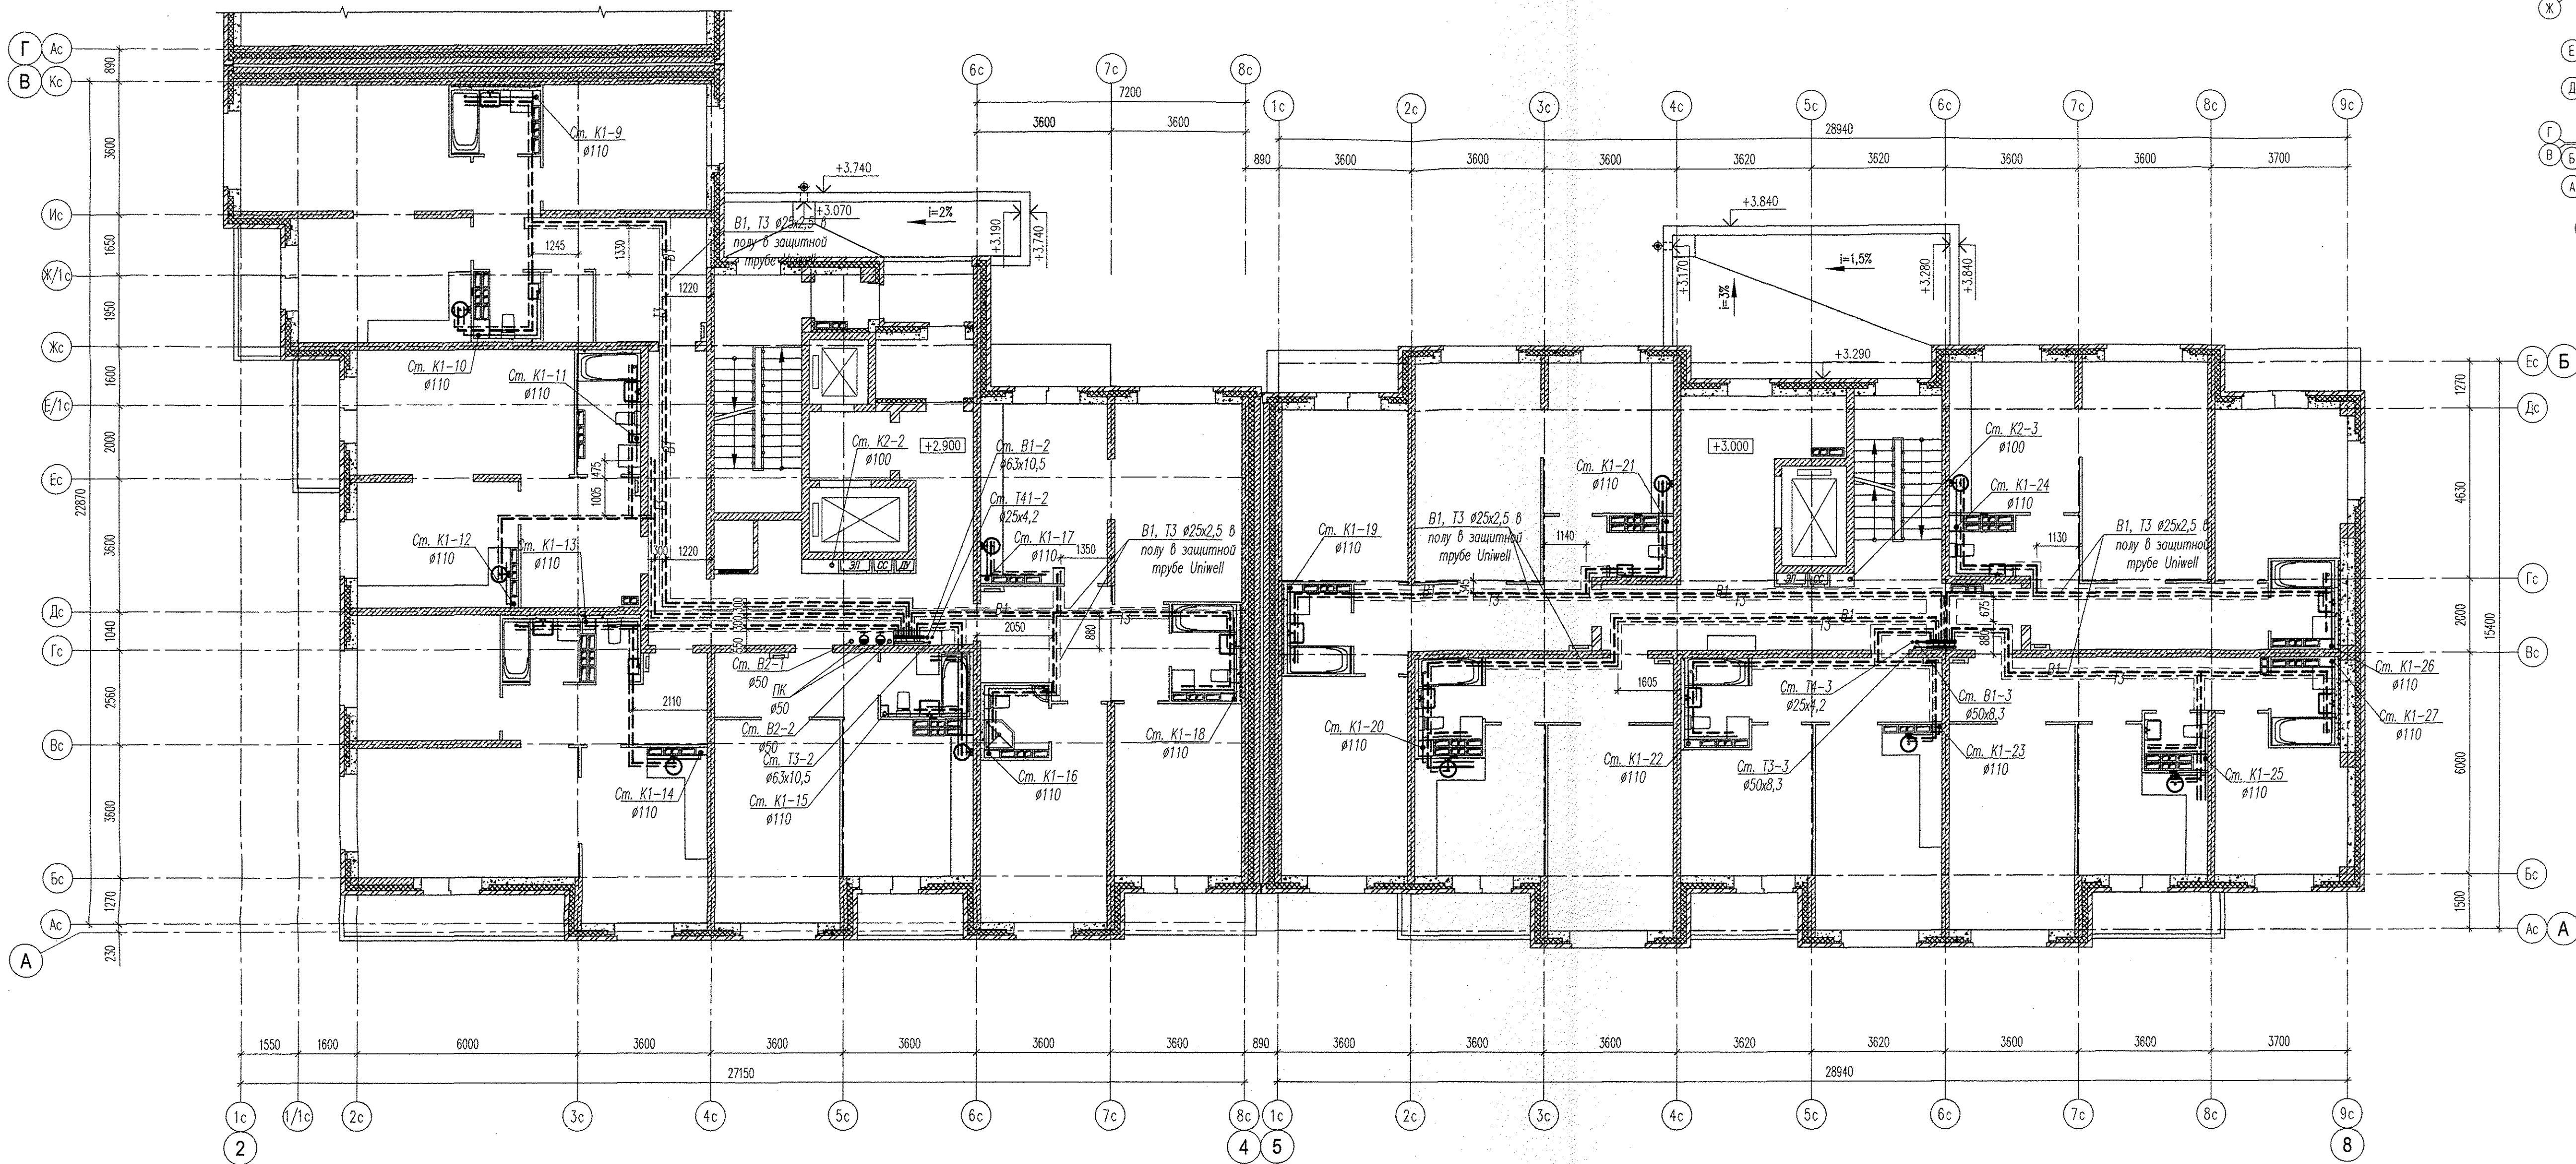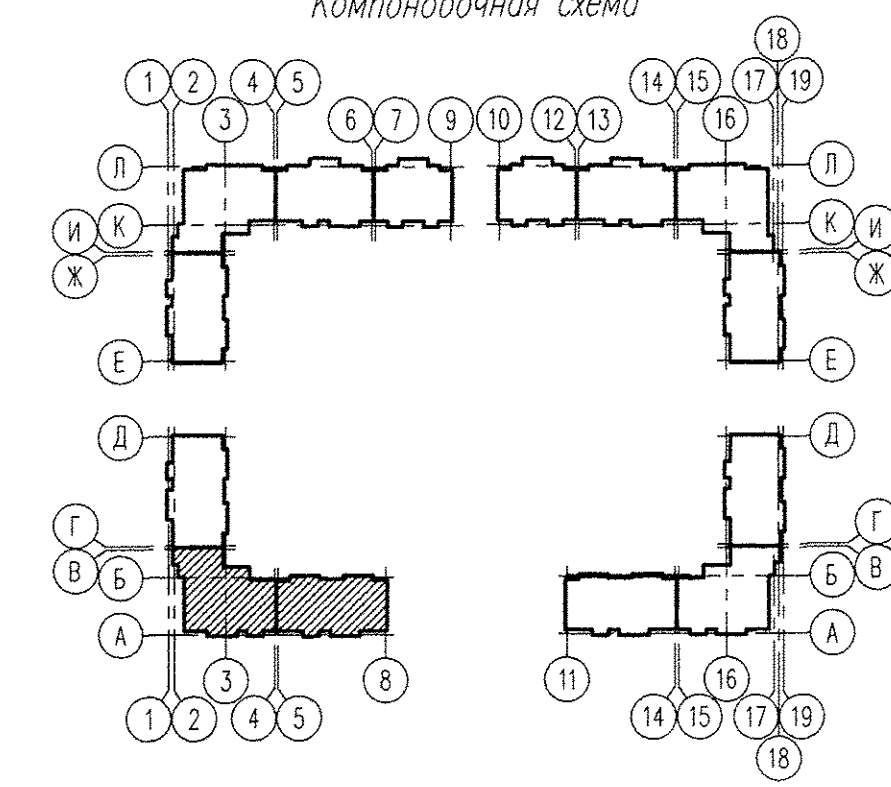



31-07-12-03-ВК				
6	-	зам.	143-14	03.14
3	-	зам.	453-13	11.13
2	-	зам.	391-13	10.13
Изм.	Копуч.	Лист	№ док.	Подпись
Жилой дом № 3				
Н. контр.			Гарева	03.13
Проверил			Белозерова	03.13
Разраб.			Волкова	03.13
План 2 этажа в блокировочных осях 2-8, А-В			ООО "Альтек Строй Проект"	
Копировал			Формат А1	

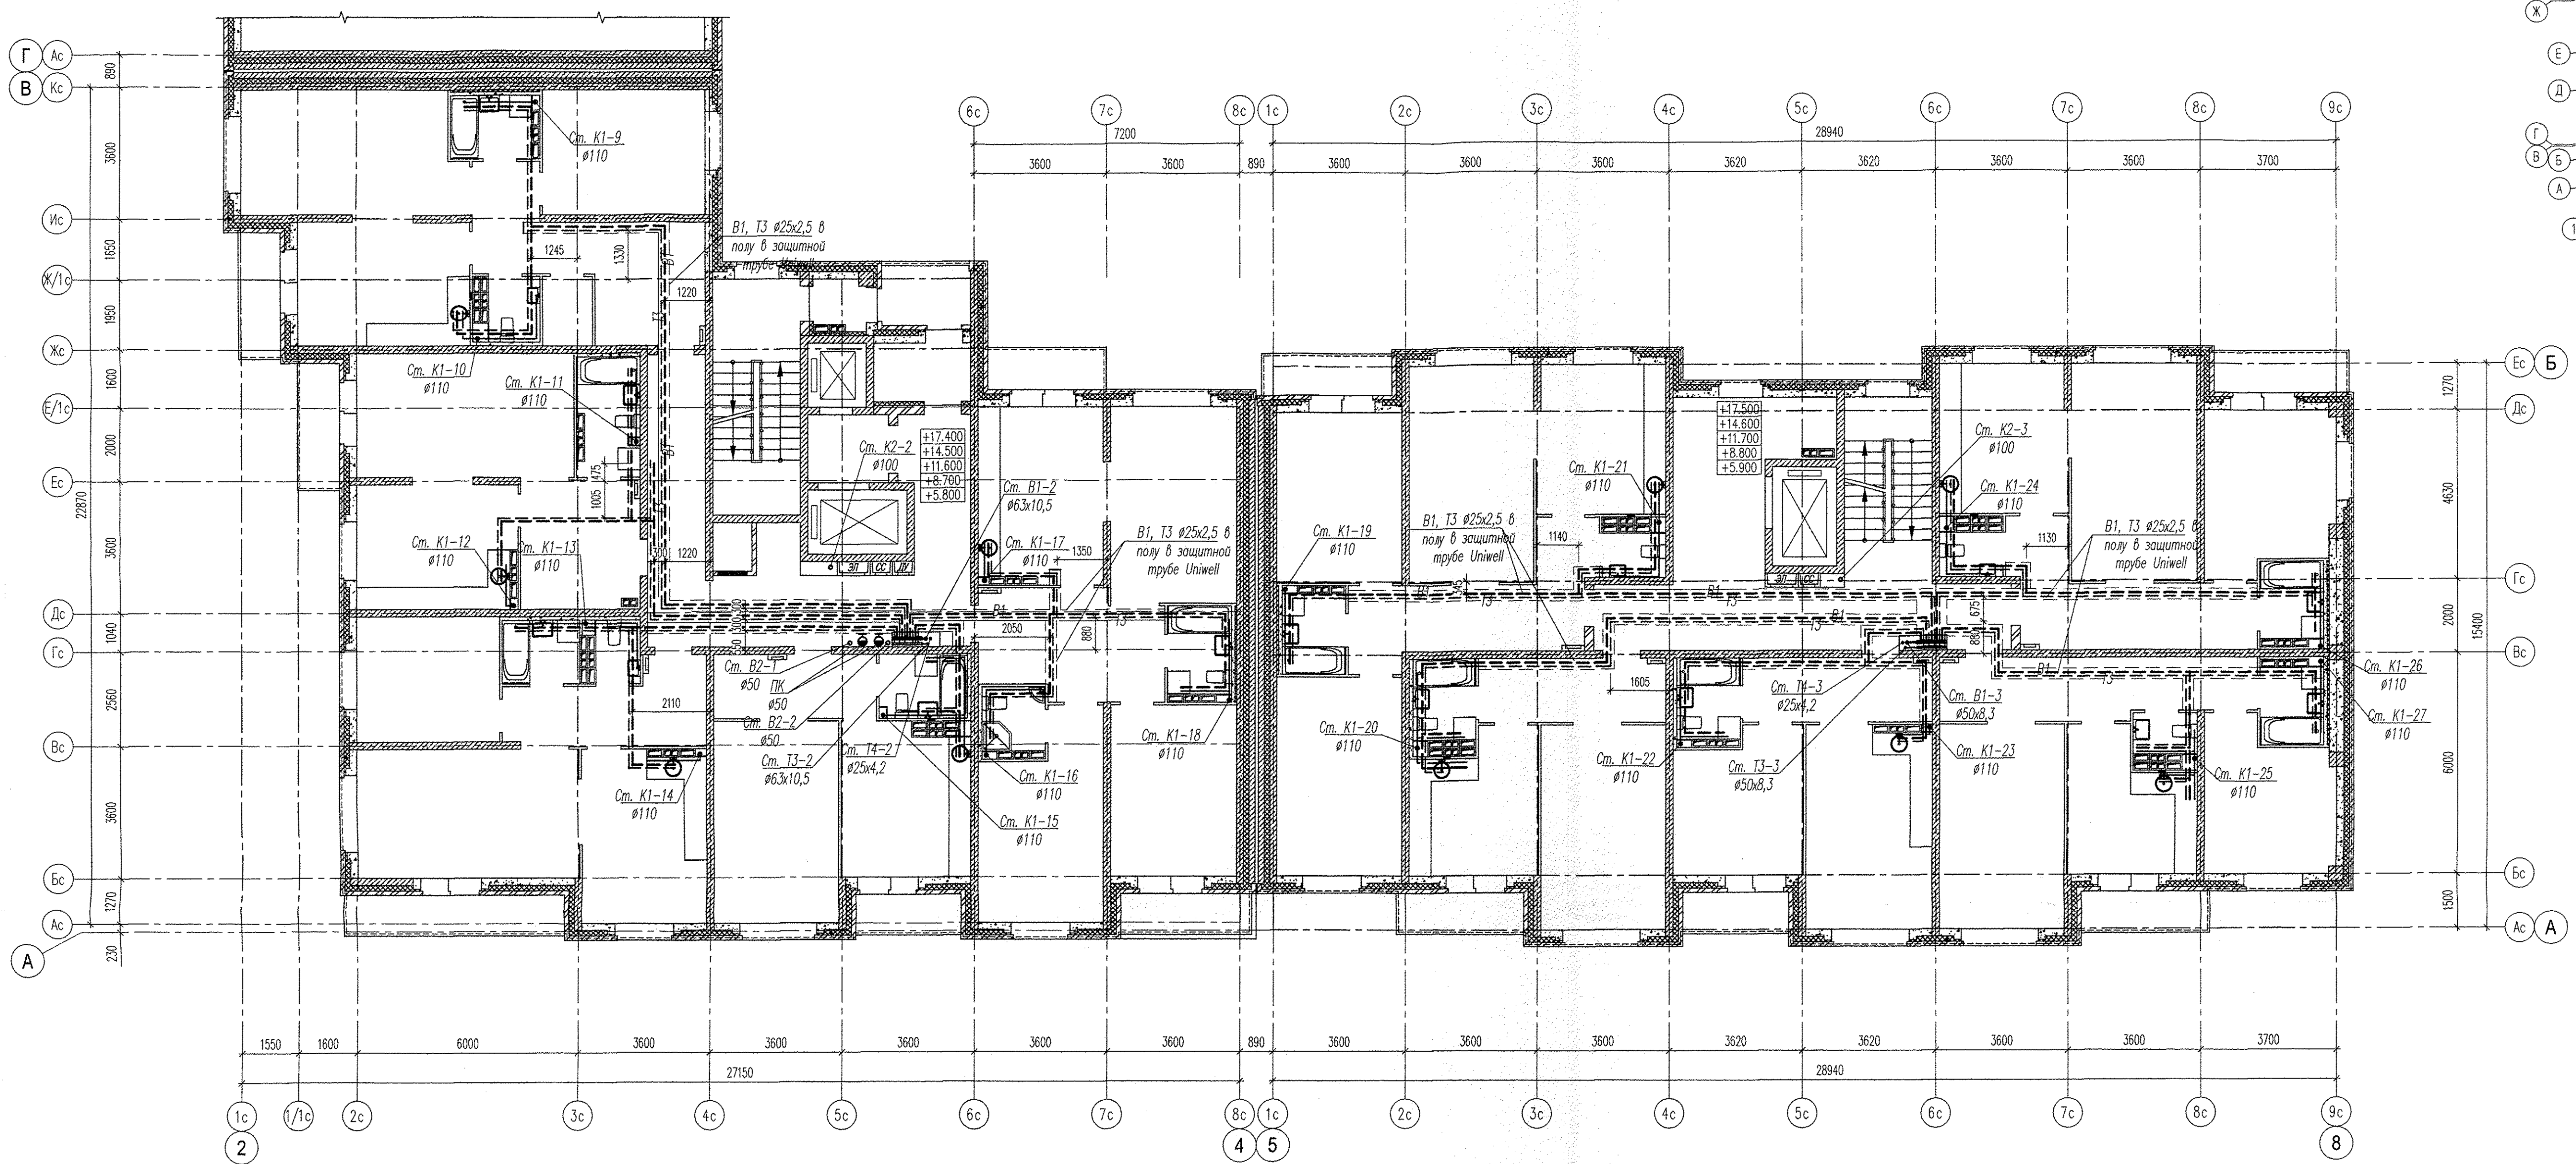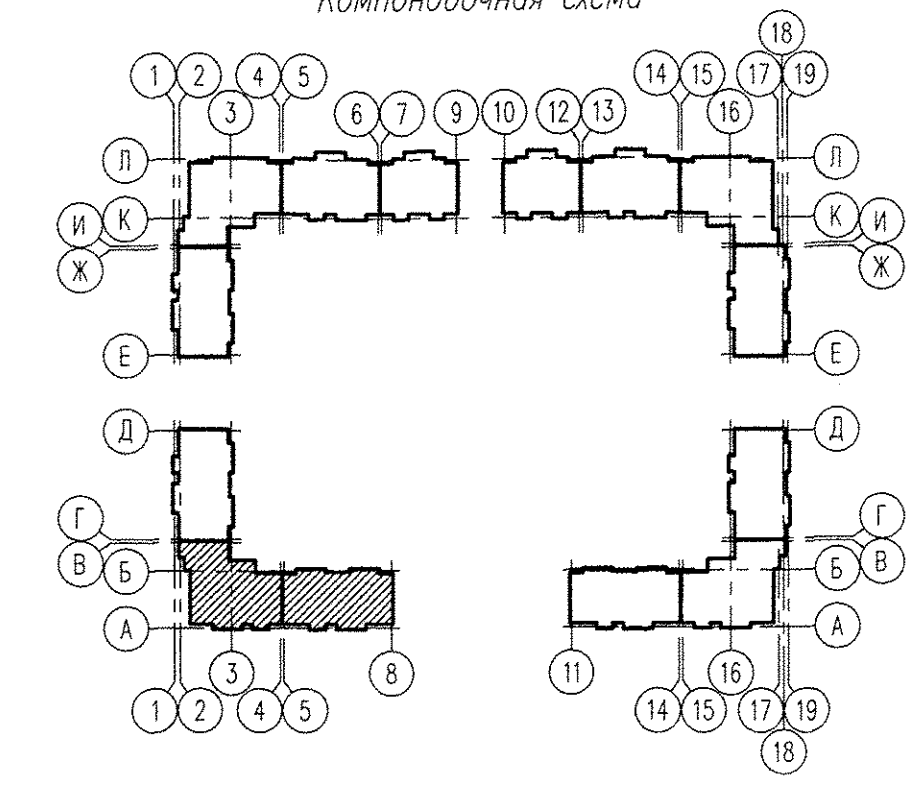

Согласовано:	
Имя и подпись:	
Подпись и дата:	
Взам. и дата:	

				31-07-12-03-ВК			
6	-	зам.	143-14	<i>Дел</i>	03.14		
3	-	зам.	453-13	<i>Дел</i>	11.13		
2	-	зам.	391-13	<i>Дел</i>	10.13		
Изм.	Кол.уч.	Лист	№ док.	Подпись	Дата		
Жилый дом № 3					Стедня	Лист	Листов
План 3-7 этажей в блокировочных осях 2-8, А-В					Р	11	
Н. контр.	Гарева	<i>Гарева</i>	03.13	ООО "Альтек Строй Проект"			
Проверил	Белозерова	<i>Белозерова</i>	03.13				
Разраб.	Волкова	<i>Волкова</i>	03.13				
Копировал						Формат А1	



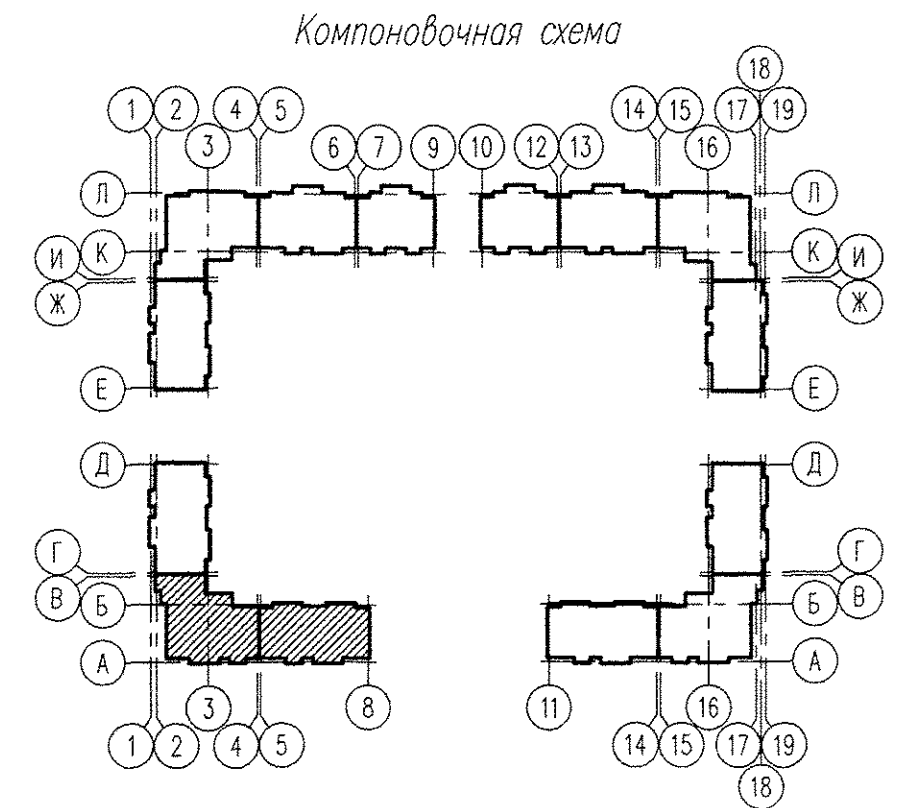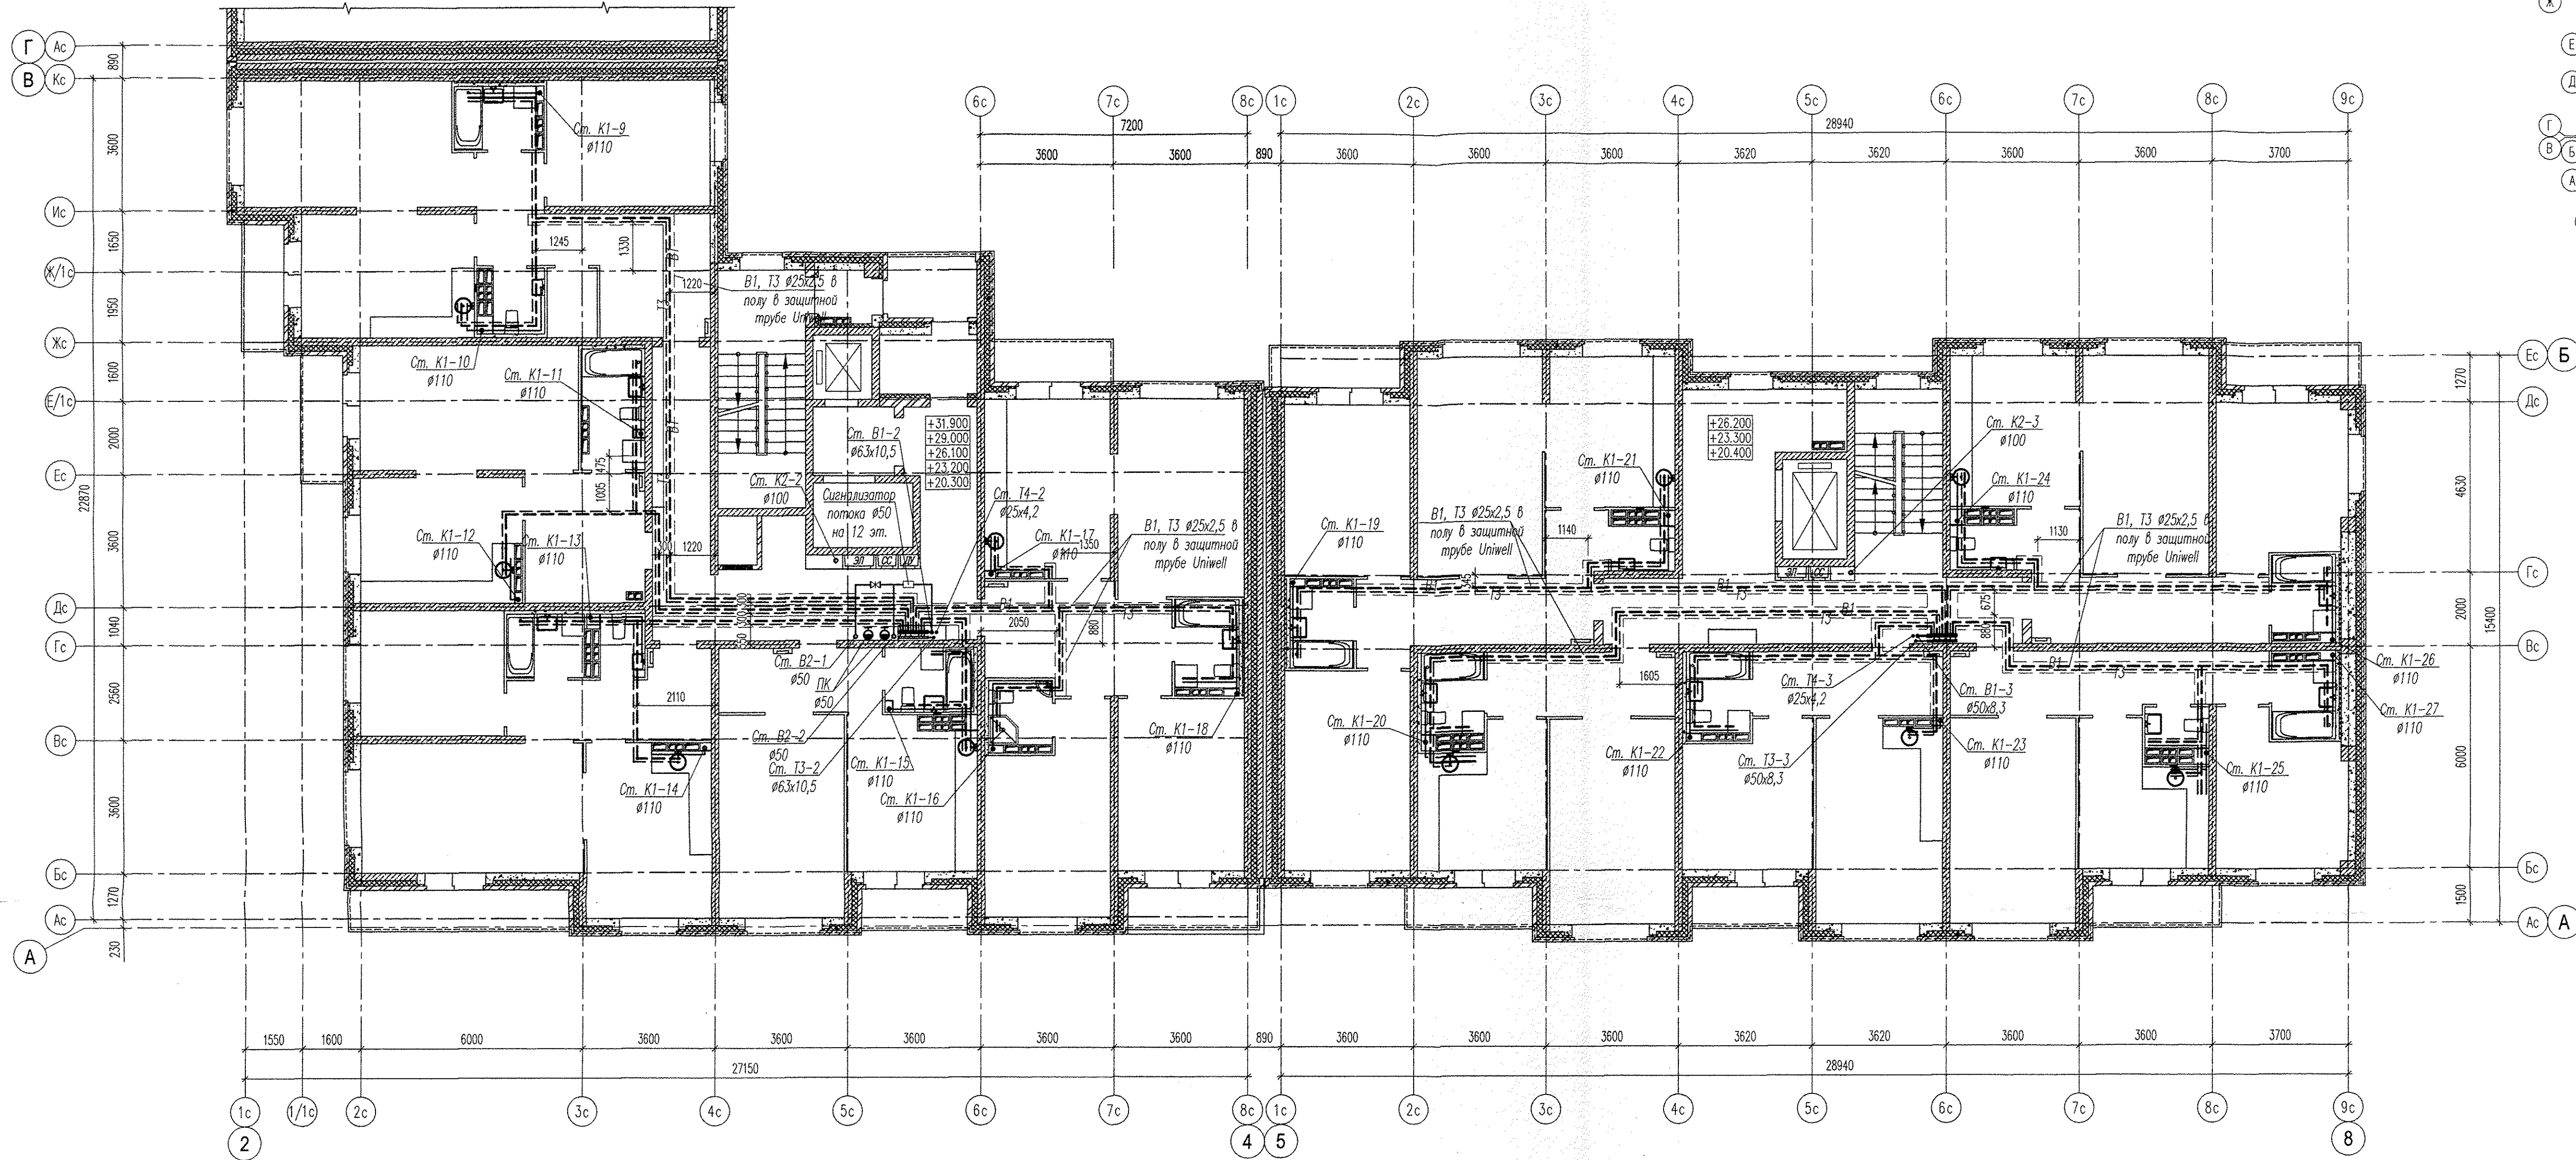

Согласовано:	
Имя И.подп.	Взам. инв.Н
Подпись и дата	

		31-07-12-03-ВК	
6	-	зам. 143-14	03.14
3	-	зам. 453-13	11.13
2	-	зам. 391-13	10.13
Изм.	Копуч.	Лист	Дата
		№ док.	Подпись
Жилой дом № 3			
			Лист 13
Н. контр.	Гареева	03.13	ООО "Альтек Строй Проект"
Проверил	Белозерова	03.13	
Разраб.	Волкова	03.13	
Копировал			
Формат А1			

Жилье дома со встроенными детскими дошкольными учреждениями и встроенными нежилыми помещениями, с подземной автостоянкой по ул. Академика Вонсовского-ул.1А (название условное)-Краснослысь-Анатолия Мехренцева в Ленинском районе г. Екатеринбург, участок 1

План 8 -12 этажей в блокировочных осях 2-В, А-В