


продолжить по месту в подложке пола

----- Разводка труб в монолите потолка  
 ————— Разводка труб в монолите пола

- Примечания:**
1. Высота установки розеток не отмеченная на планах  $H=300$ мм, высота установки выключателей  $H=900$ мм.
  2. В санузлах и ванных комнатах установить светильники НБ054-60, на высоте  $H=2400$ мм, Шкл.защиты, IP23.
  3. Коробку с шиной заземления (ДШУП), установить на высоте 200мм от пола.
  4. Высота установки настенных патронов  $H=2300$ мм, итпельных розеток в ванных комнатах  $H=1100$ мм.

Инв. N подл. Подпись и дата Взам. инв. N

АПV2-126.1-09-05-ЭЛ					
Многоэтажные жилые дома с нежилыми помещениями, встроенным детским садом, подземной автостоянкой в границах 8Марта-Авиационной-Союзной-Циолковского в Чкаловском районе г.Екатеринбурга. 2 очередь строительства.					
Изм.	Кол.уч.	Лист	№ док.	Подпись	Дата
Жилой дом №9 с офисами и встроенно-пристроенными магазинами. Пусковой комплекс 5.				Стадия	Лист
				Р	24
Лист	Гл. спец	Гончаренко	02.14		
Лист	Провер.	Завьялова	02.14		
Лист	Разраб.	Александрова	02.14		
План 2 этажа. Расположение сетей электрооборудования квартир.				ЗАО "Корпорация "Атомстройкомплекс"	

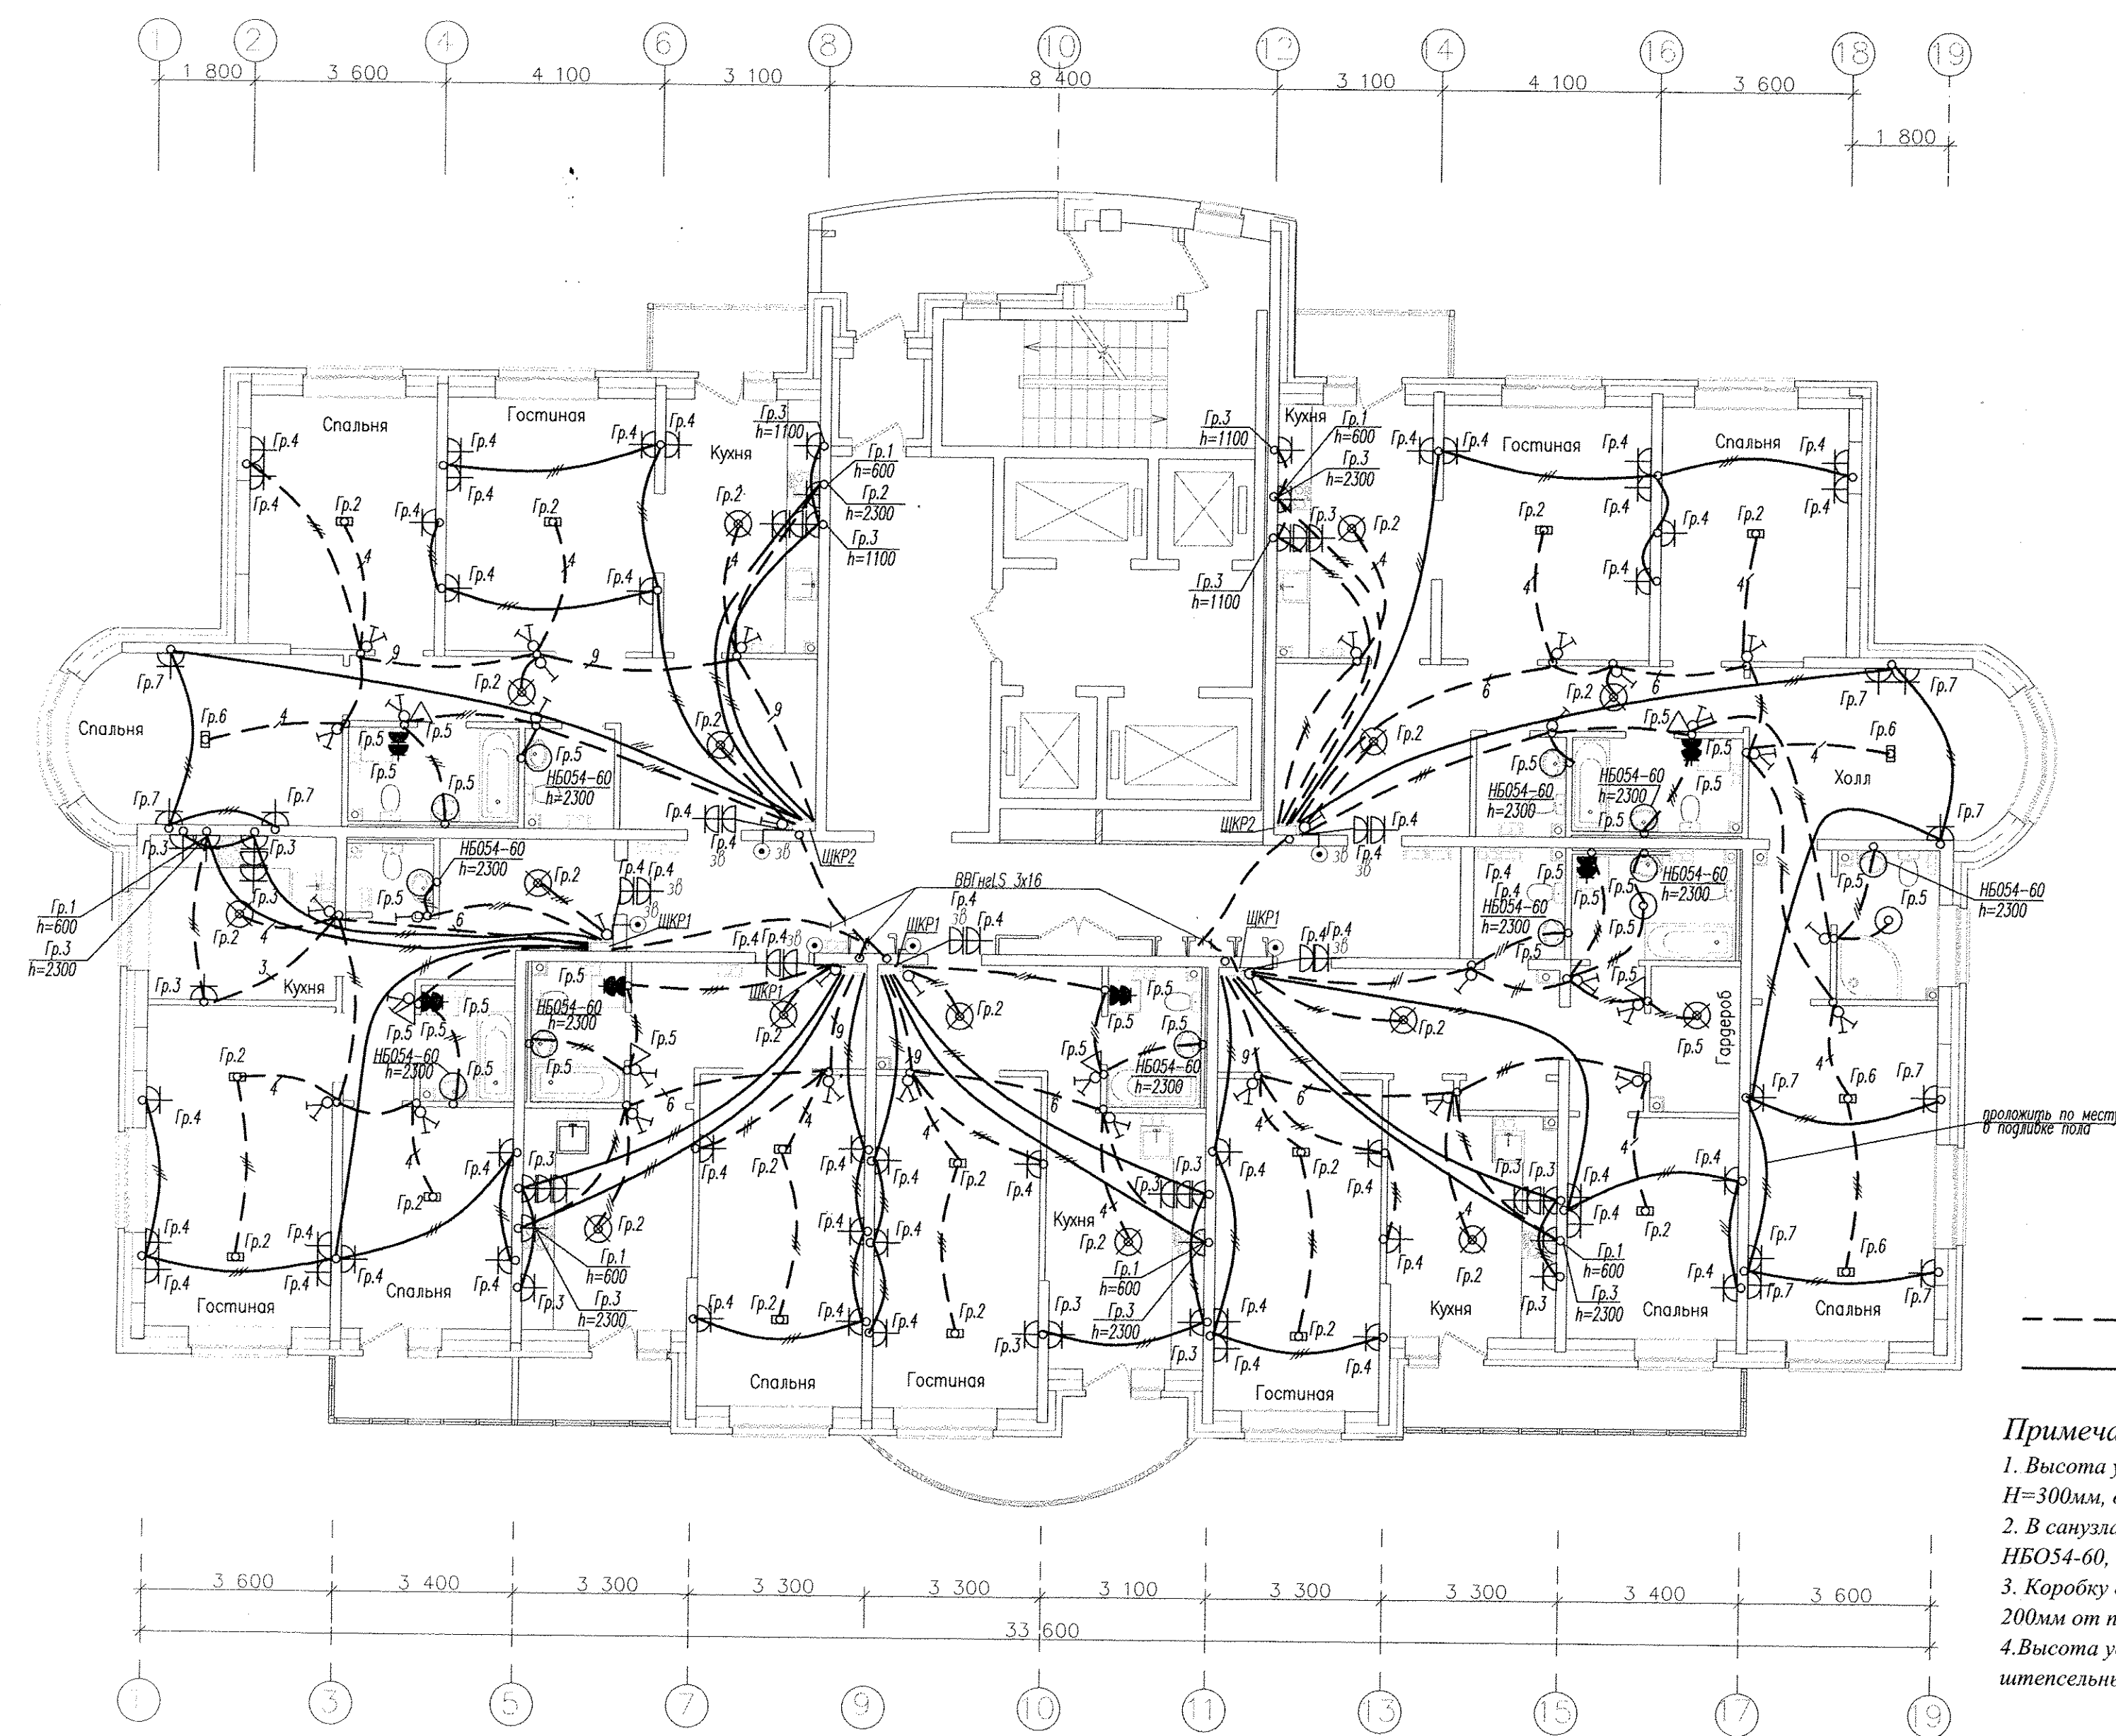


- - - - - Разводка труб в монолите потолка  
 ————— Разводка труб в монолите пола

- Примечания:**
1. Высота установки розеток не отмеченная на планах  $H=300$ мм, высота установки выключателей  $H=900$ мм.
  2. В санузлах и ванных комнатах установить светильники НБ054-60, на высоте  $H=2400$ мм, Пкл.защиты, IP23.
  3. Коробку с шиной заземления (ДШУП), установить на высоте 200мм от пола.
  4. Высота установки настенных патронов  $H=2300$ мм, итпесельных розеток в ванных комнатах  $H=1100$ мм.

Инв. N подл. Постпись и дата. Взам. инв. N

					АПУ2-126.1-09-05-ЭЛ		
					Многоэтажные жилые дома с нежилыми помещениями, встроенным детским садом, подземной автостоянкой в границах 8Марта-Авиационной-Союзной-Циолковского в Чкаловском районе г.Екатеринбурга. 2 очередь строительства.		
Изм.	Кол.уч.	Лист	№ док.	Подпись	Дата	Жилой дом №9 с офисами-Пусковой комплекс 5.	
						Стадия	Лист
						P	25
Гл. спец	Гонтаренко				02.14	План 3-4 этажей. Расположение сетей электрооборудования квартир.	
Провер.	Завьялова				02.14	Жилой дом №9 с офисами-Пусковой комплекс 5. ЗАО "Корпорация "Атомстройкомплекс"	
Разраб.	Александрова				02.14		

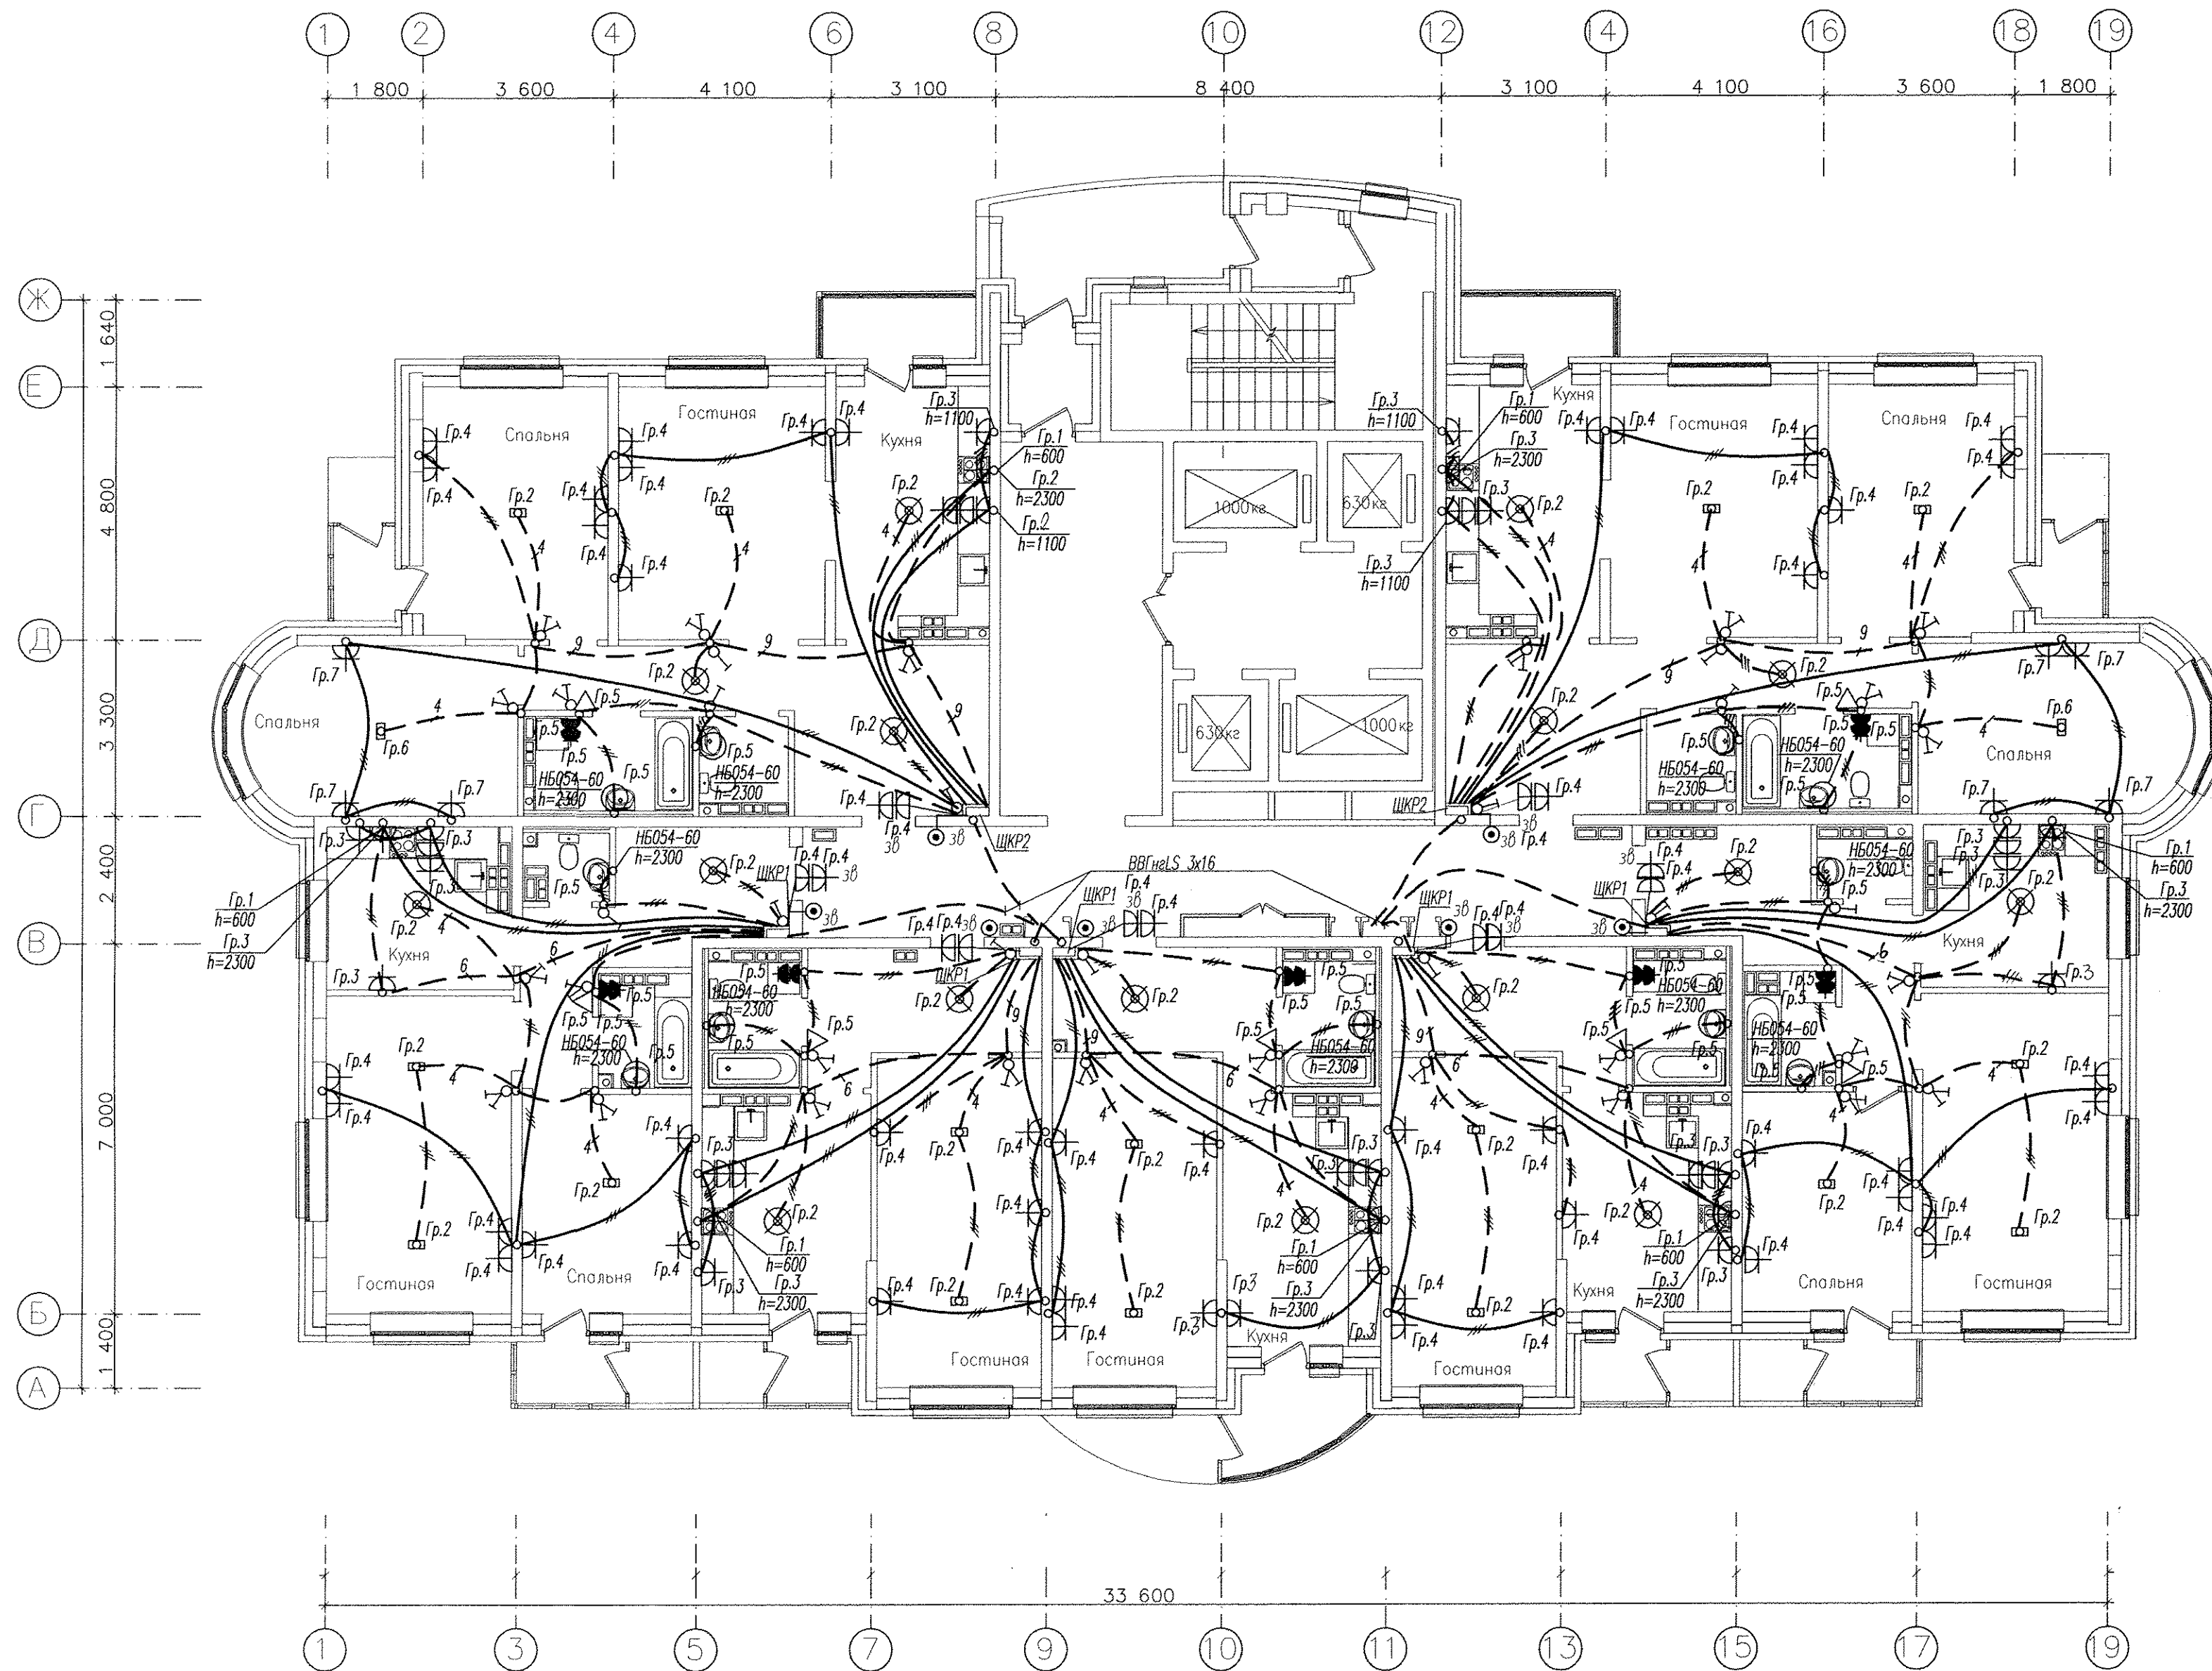

- - - - - Разводка труб в монолите потолка  
 ————— Разводка труб в монолите пола

**Примечания:**

1. Высота установки розеток не отмеченная на планах  $H=300\text{мм}$ , высота установки выключателей  $H=900\text{мм}$ .
2. В санузлах и ванных комнатах установить светильники НБ054-60, на высоте  $H=2400\text{мм}$ , Икл.защиты, IP23.
3. Коробку с шиной заземления (ДШУП), установить на высоте  $200\text{мм}$  от пола.
4. Высота установки настенных патронов  $H=2300\text{мм}$ , итпельных розеток в ванных комнатах  $H=1100\text{мм}$ .


Инв. N град. Подпись и дата. Взам. инв. N

АПУ2-126.1-09-05-ЭЛ				
Многоэтажные жилые дома с нежилыми помещениями, встроенным детским садом, подземной автостоянкой в границах 8 Марта-Авиационной-Союзной-Циолковского в Чкаловском районе г. Екатеринбурга. 2 очередь строительства.				
Жилой дом №9 с объектами Пусковой комплекс 5.			Стадия	Лист
			Р	26
Гл. спец	Гонтаренко	02.14	План 5-16 этажей. Расположение сетей электрооборудования квартир.	
Провер.	Завьялова	02.14		
Разраб.	Александрова	02.14		
ЗАО "Корпорация "Атомстройкомплекс"				

Копировал

Формат А2



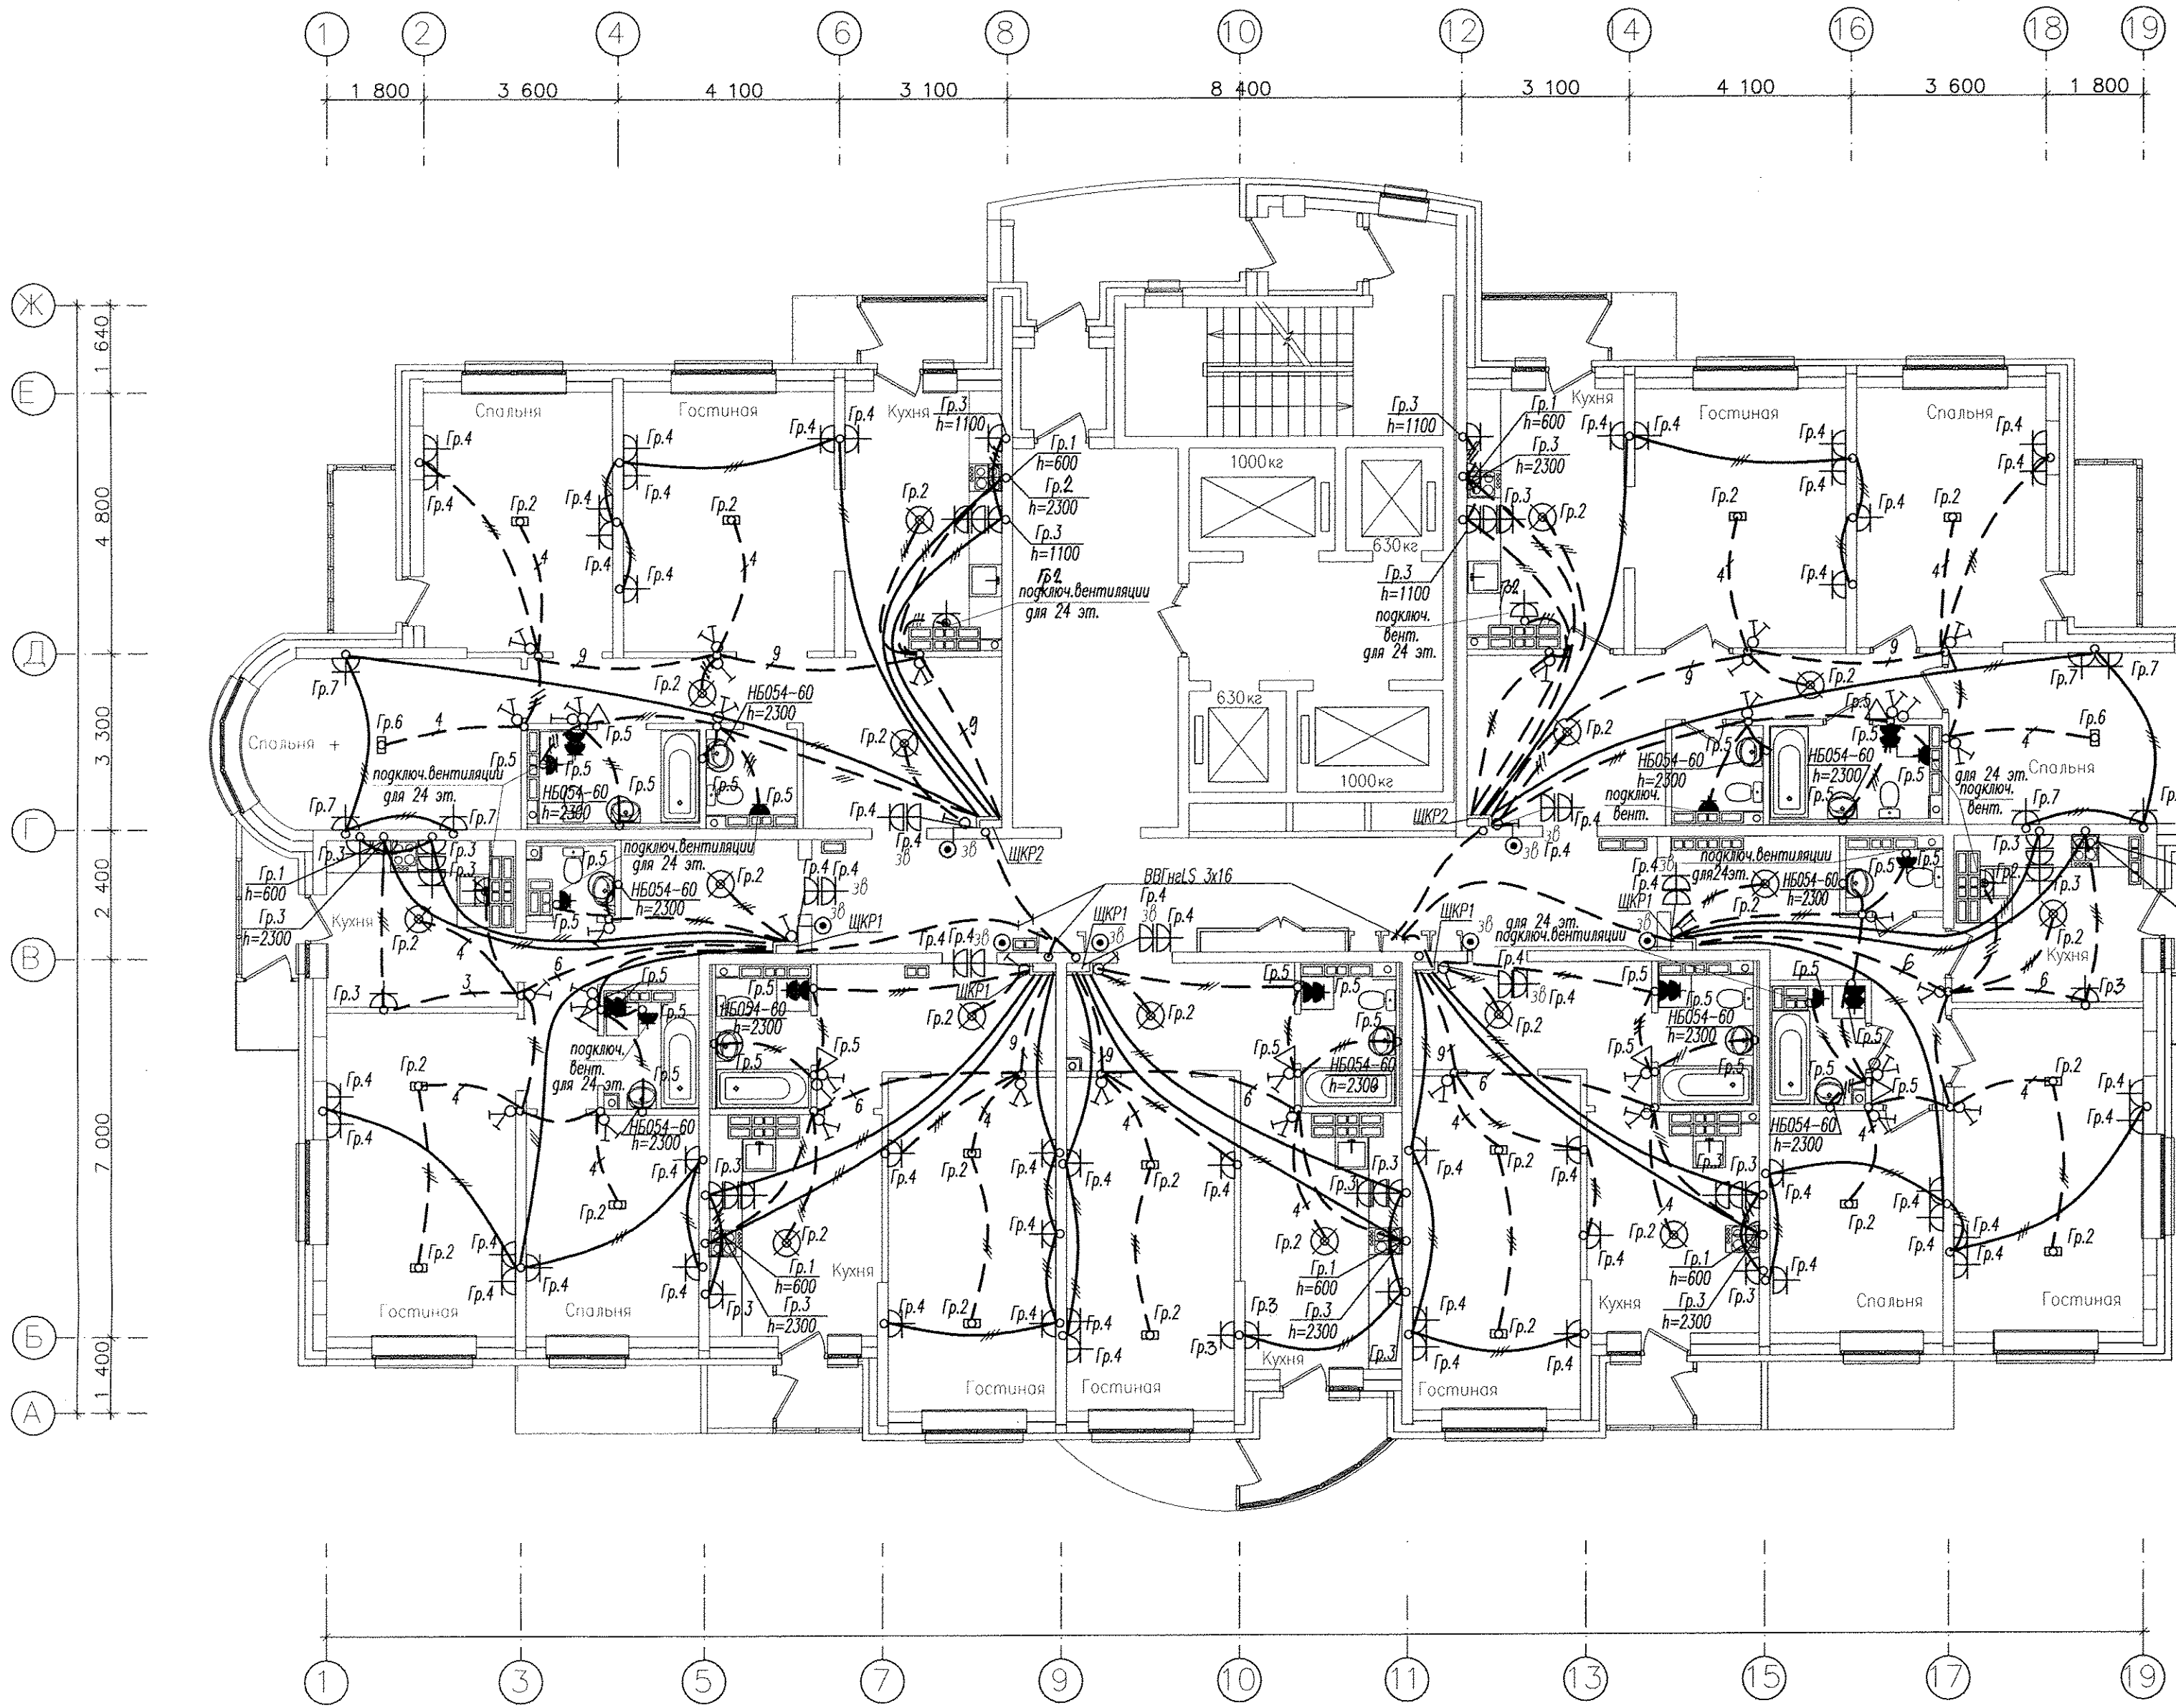

----- - Разводка труб в монолите потолка  
 ————— - Разводка труб в монолите пола

**Примечания:**


1. Высота установки розеток не отмеченная на планах  $H=300$ мм, высота установки выключателей  $H=900$ мм.
2. В санузлах и ванных комнатах установить светильники НБ054-60, на высоте  $H=2400$ мм, Шкл.защиты, IP23.
3. Коробку с шиной заземления (ДШЗУП), установить на высоте 200мм от пола.
4. Высота установки настенных патронов  $H=2300$ мм, итпсельных розеток в ванных комнатах  $H=1100$ мм.

Имя, И. подг. Подпись и дата. Взам. инв. N

					АПУ2-126.1-09-05-ЭЛ				
					Многоэтажные жилые дома с нежилыми помещениями, встроенным детским садом, подземной автостоянкой в границах 8 Марта-Авиационной-Союзной-Циолковского в Чкаловском районе г. Екатеринбург. 2 очередь строительства.				
Изм.	Кол.уч.	Лист	№ док.	Подпись	Дата	Жилой дом №9 с офисами Пусковой комплекс 5.	Стадия	Лист	Листов
							Р	27	
Гл. спец	Гонтаренко				02.14	План 17-24 этажей. Расположение сетей электрооборудования квартир.	ЗАО "Корпорация "Атомстройкомплекс"		
Провер.	Завьялова				02.14				
Разраб.	Александрова				02.14				

Копировал

Формат А2

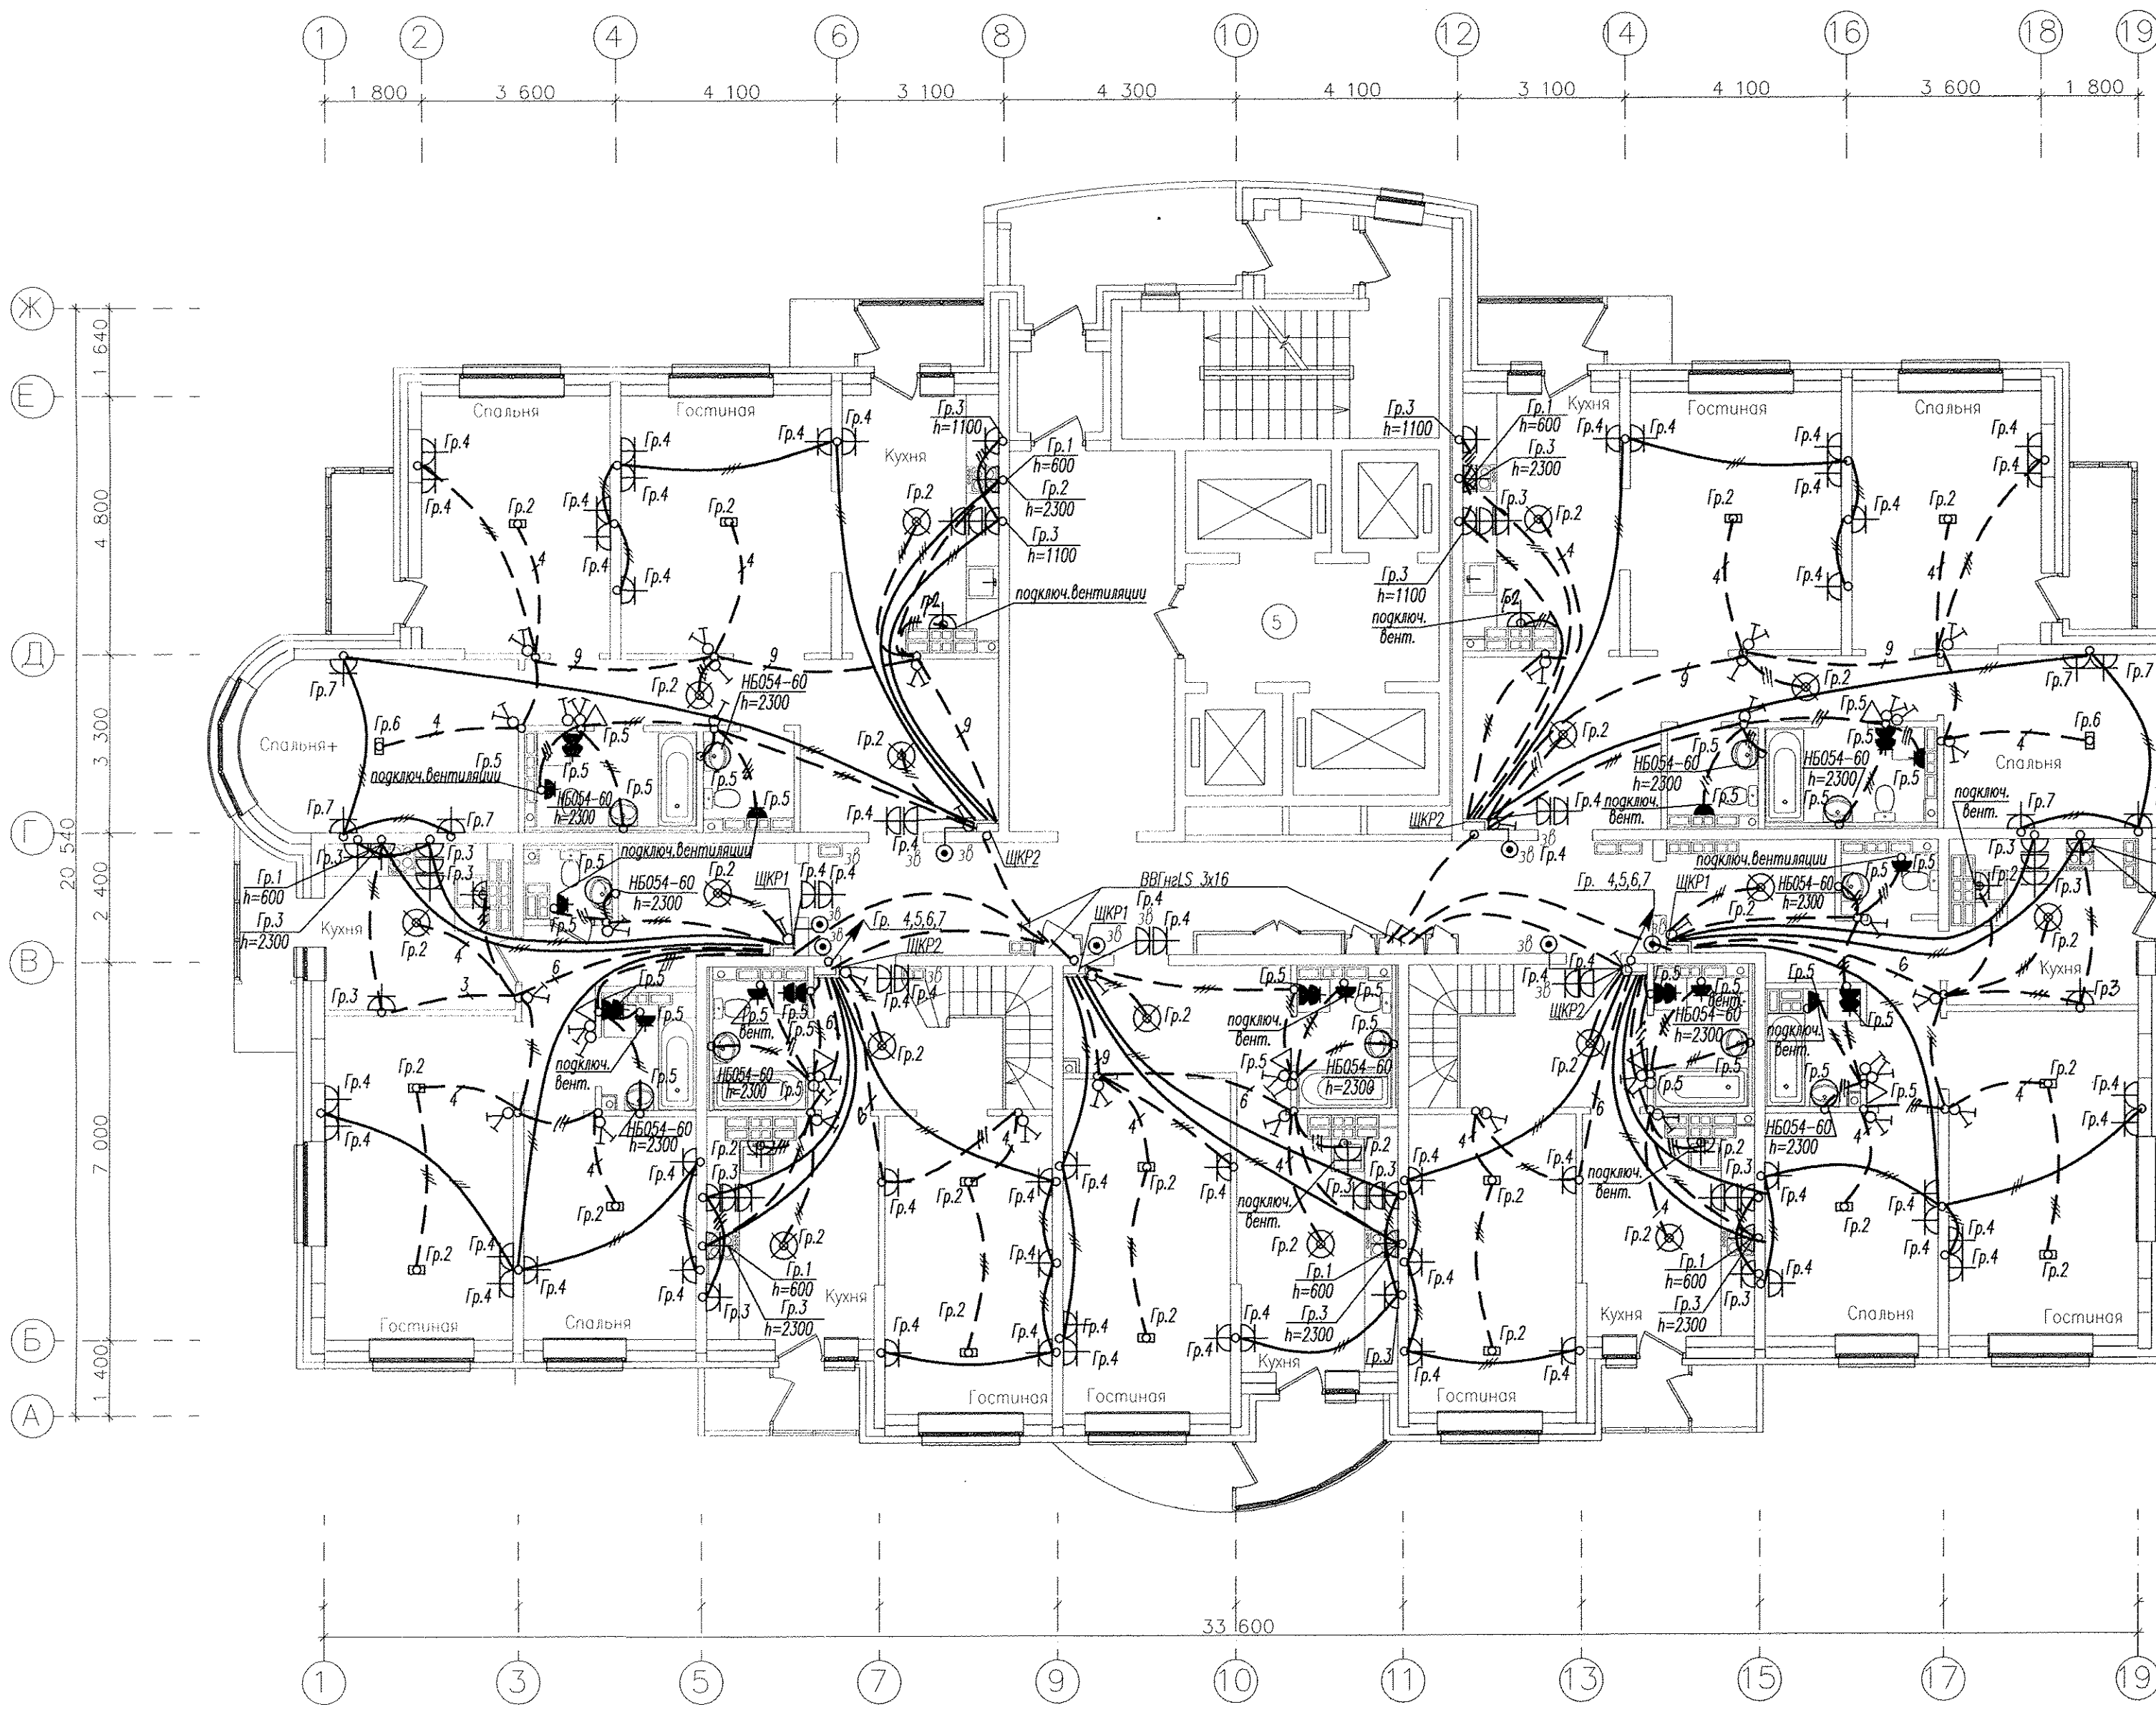


----- Разводка труб в монолите потолка  
 ————— Разводка труб в монолите пола

- Примечания:**
1. Высота установки розеток не отмеченная на планах  $H=300$ мм, высота установки выключателей  $H=900$ мм.
  2. В санузлах и ванных комнатах установить светильники НБ054-60, на высоте  $H=2400$ мм, Шкл.защиты, IP23.
  3. Коробку с шиной заземления (ДШУПТ), установить на высоте 200мм от пола.
  4. Высота установки настенных патронов  $H=2300$ мм, итпсельных розеток в ванных комнатах  $H=1100$ мм.

Инв. N подл. Подпись и дата Взам. инв. N

					АПУ2-126.1-09-05-ЭЛ				
					Многоэтажные жилые дома с нежилыми помещениями, встроенным детским садом, подземной автостоянкой в границах 8Марта-Авиационной-Союзной-Циолковского в Чкаловском районе г.Екатеринбурга. 2 очередь строительства.				
					Жилой дом №9 с офисами:		Стадия	Лист	Листов
					Пусковой комплекс 5.		Р	2Р	
Гл. спец	Гонтаренко	<i>[Signature]</i>	02.14	План 25 этажа. Расположение сетей электрооборудования квартир.					
Провер.	Завьялова	<i>[Signature]</i>	02.14						
Разраб.	Александрова	<i>[Signature]</i>	02.14						
					Копировал		Формат А2		

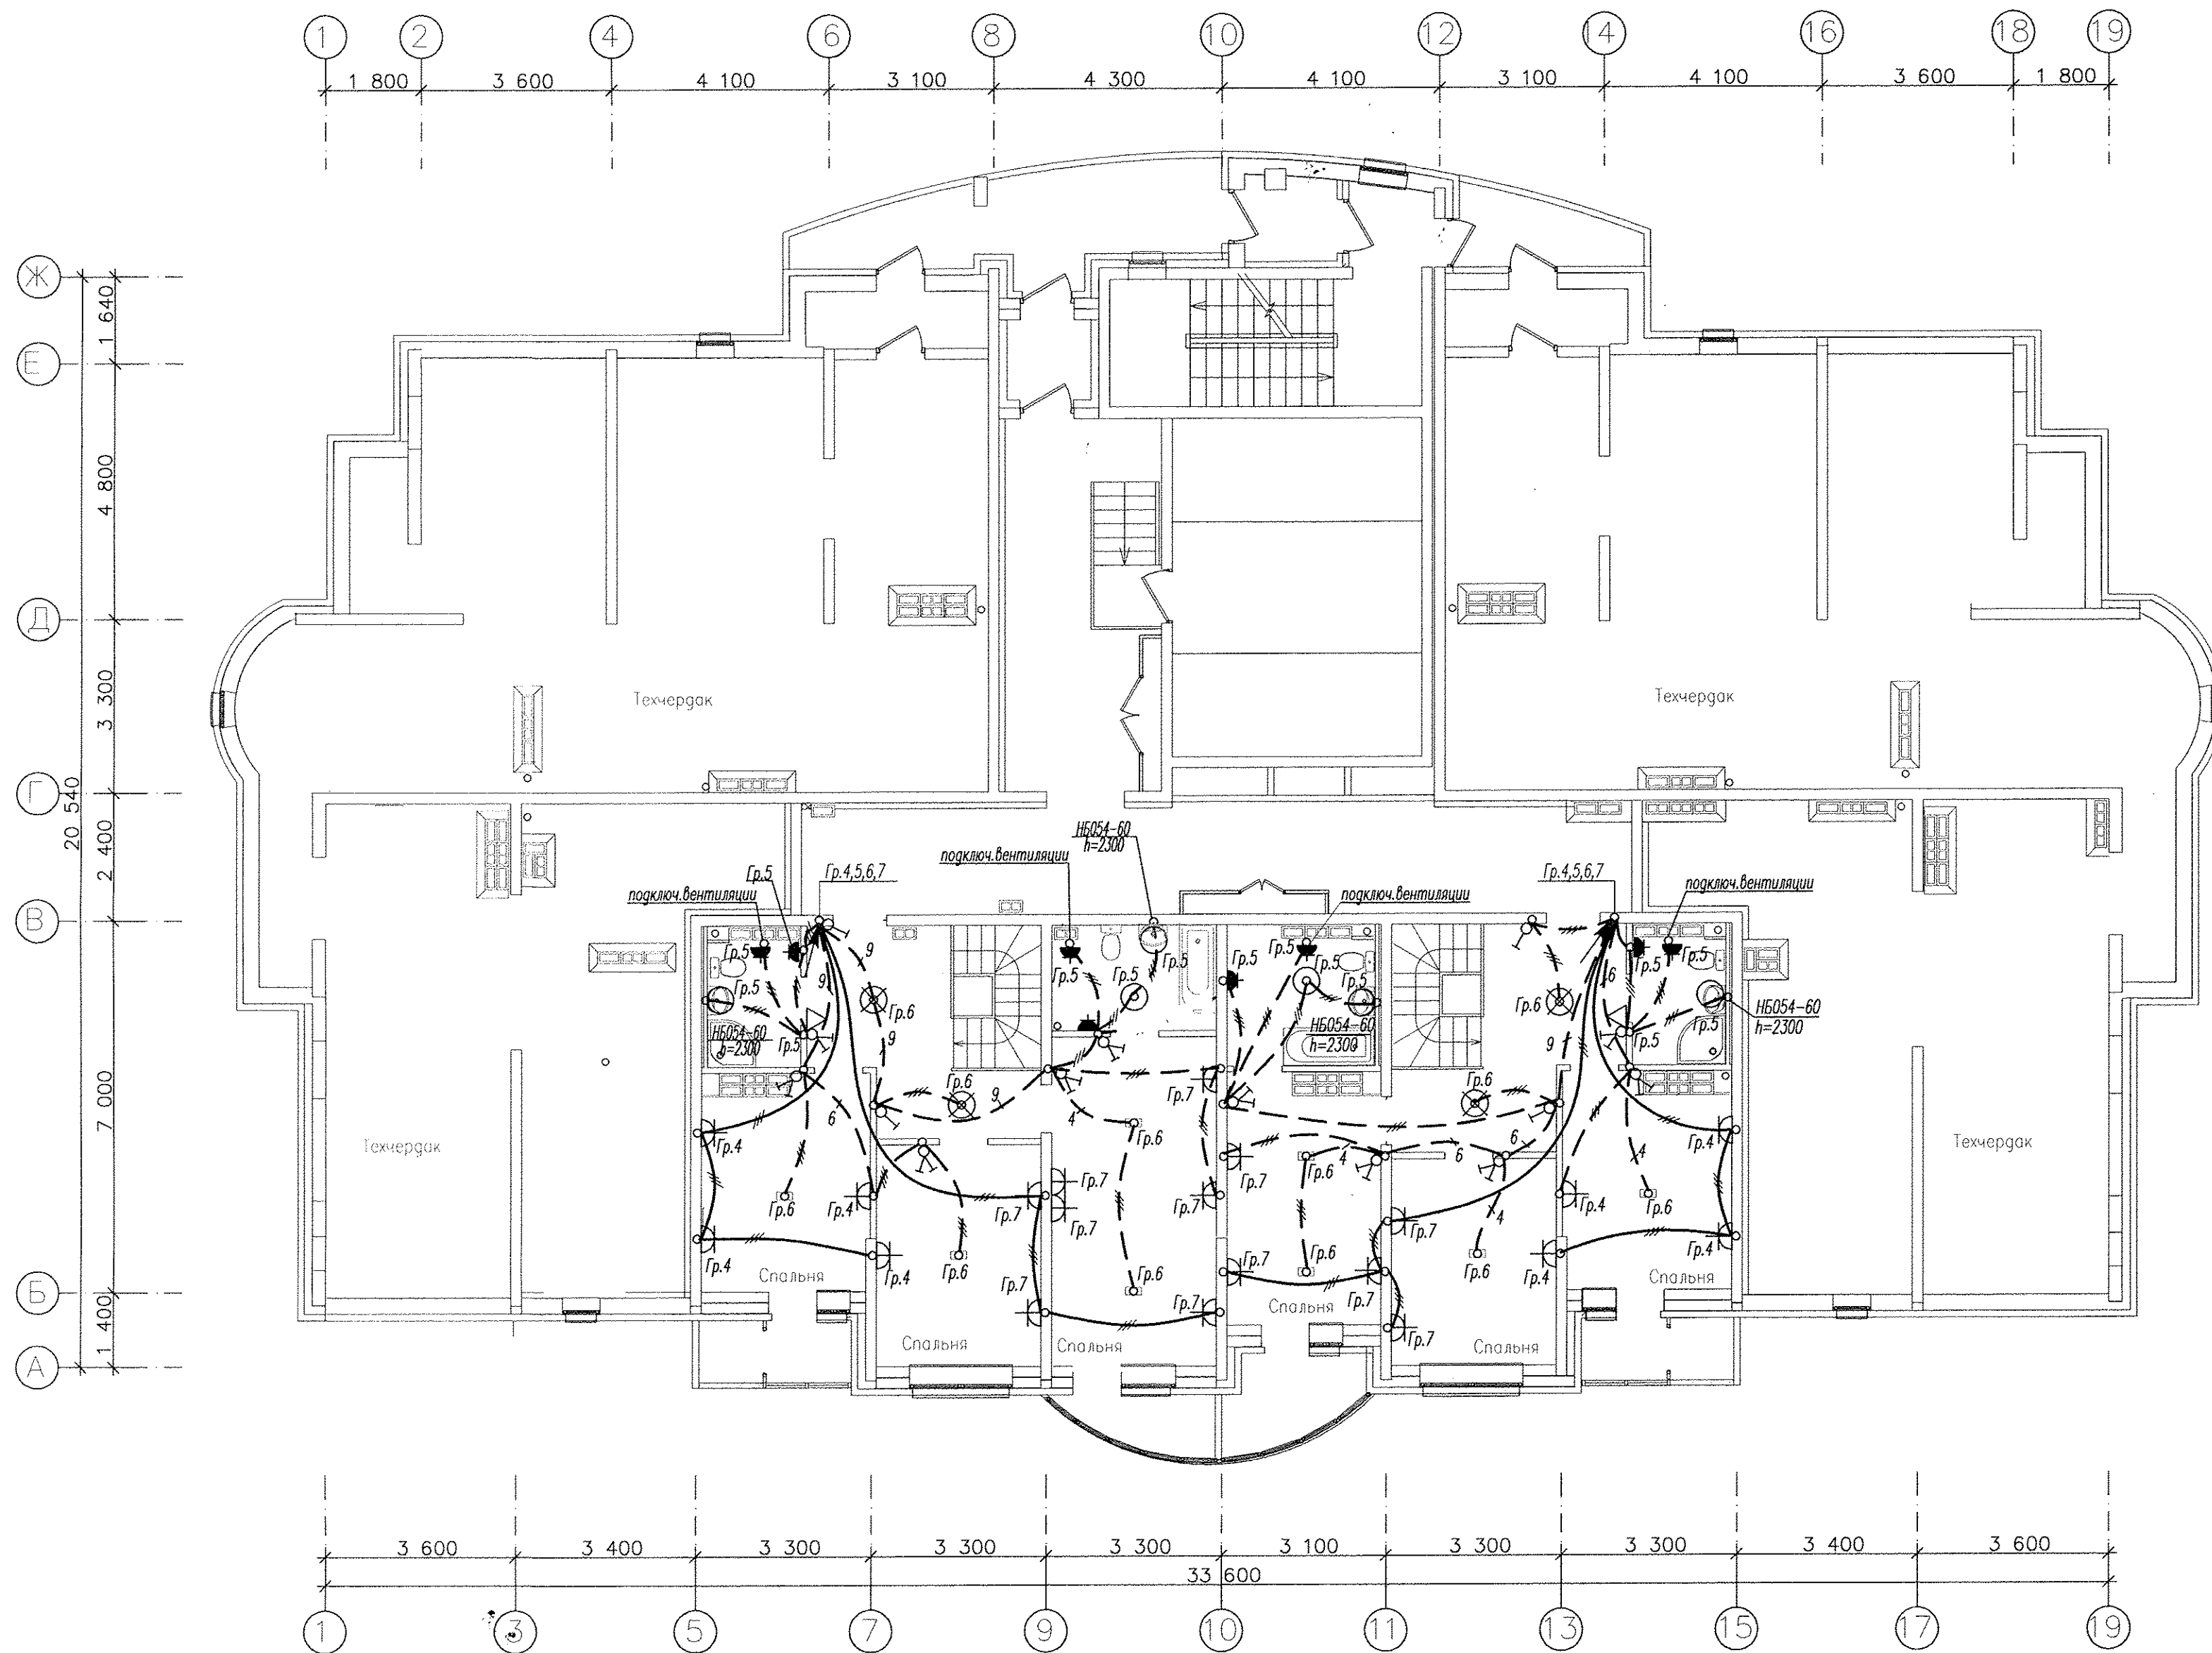

----- Разводка труб в монолите потолка  
 ————— Разводка труб в монолите пола

**Примечания:**

1. Высота установки розеток не отмеченная на планах  $H=300$ мм, высота установки выключателей  $H=900$ мм.
2. В санузлах и ванных комнатах установить светильники НБ054-60, на высоте  $H=2400$ мм, Пкл. защиты, IP23.
3. Коробку с шиной заземления (ДШУП), установить на высоте 200мм от пола.
4. Высота установки настенных патронов  $H=2300$ мм, итпсельных розеток в ванных комнатах  $H=1100$ мм.

Инв. N подл. Подпись и дата Взам. инв. N

АПV2-126.1-09-05-ЭЛ					
Многоэтажные жилые дома с нежилыми помещениями, встроенным детским садом, подземной автостоянкой в границах 8Марта-Авиационной-Союзной-Циолковского в Чкаловском районе г.Екатеринбург. 2 очередь строительства.					
Изм.	Кол.уч.	Лист	№ док.	Подпись	Дата
Жилой дом №9 с офисами и встроенно-пристроенными магазинами. Пусковой комплекс 5.				Стадия	Лист
				Р	29
Гл. спец	Гончаренко			02.14	План 26 этажа. Расположение сетей электрооборудования квартир.
Провер.	Завьялова			02.14	
Разраб.	Александрова			02.14	

Копировал

Формат А2