


ЭКСПЛИКАЦИЯ ПОМЕЩЕНИЙ

Номер помещения	Наименование	Площадь, м ²	Кат. помещения
Общедомовые помещения			
1	Тамбур	3.77	
2	Вестибюль	10.79	
3	Лифтовой холл	20.77	
4	Электрощитовая	12.77	Д
5	Помещение охраны	11.57	
6	Сан.узел с мойкой уборочного инвентаря	4.76	
7	Тамбур	2.68	
8	Лестничная клетка	13.17	
итого		80.28	
Выставочный салон-магазин N1			
9	Тамбур	5.40	
10	Выставочный зал	59.00	
11	Коридор	3.88	
12	Сан.узел с мойкой уборочного инвентаря	4.90	
Всего помещений выставочного салона-магазина N1		73.18	
Общая площадь выставочного салона-магазина N1		75.00	
Выставочный салон-магазин N2			
13	Тамбур а...и	5.49	
14	Выставочный зал	60.40	
15	Помещение для хранения люминесцентных ламп	7.50	В3
16	Сан.узел с мойкой уборочного инвентаря	8.36	
Всего помещений выставочного салона-магазина N2		81.75	
Общая площадь выставочного салона-магазина N2		85.00	
Выставочный салон-магазин N3			
17	Тамбур	5.43	
18	Выставочный зал	113.00	
19	Помещение администрации	13.32	
20	Сан.узел с мойкой уборочного инвентаря	3.78	
Всего помещений выставочного салона-магазина N3		135.53	
Общая площадь выставочного салона-магазина N3		142.10	
Всего площадь помещений салонов-магазинов		290.46	
Всего общая площадь салонов-магазинов		302.10	

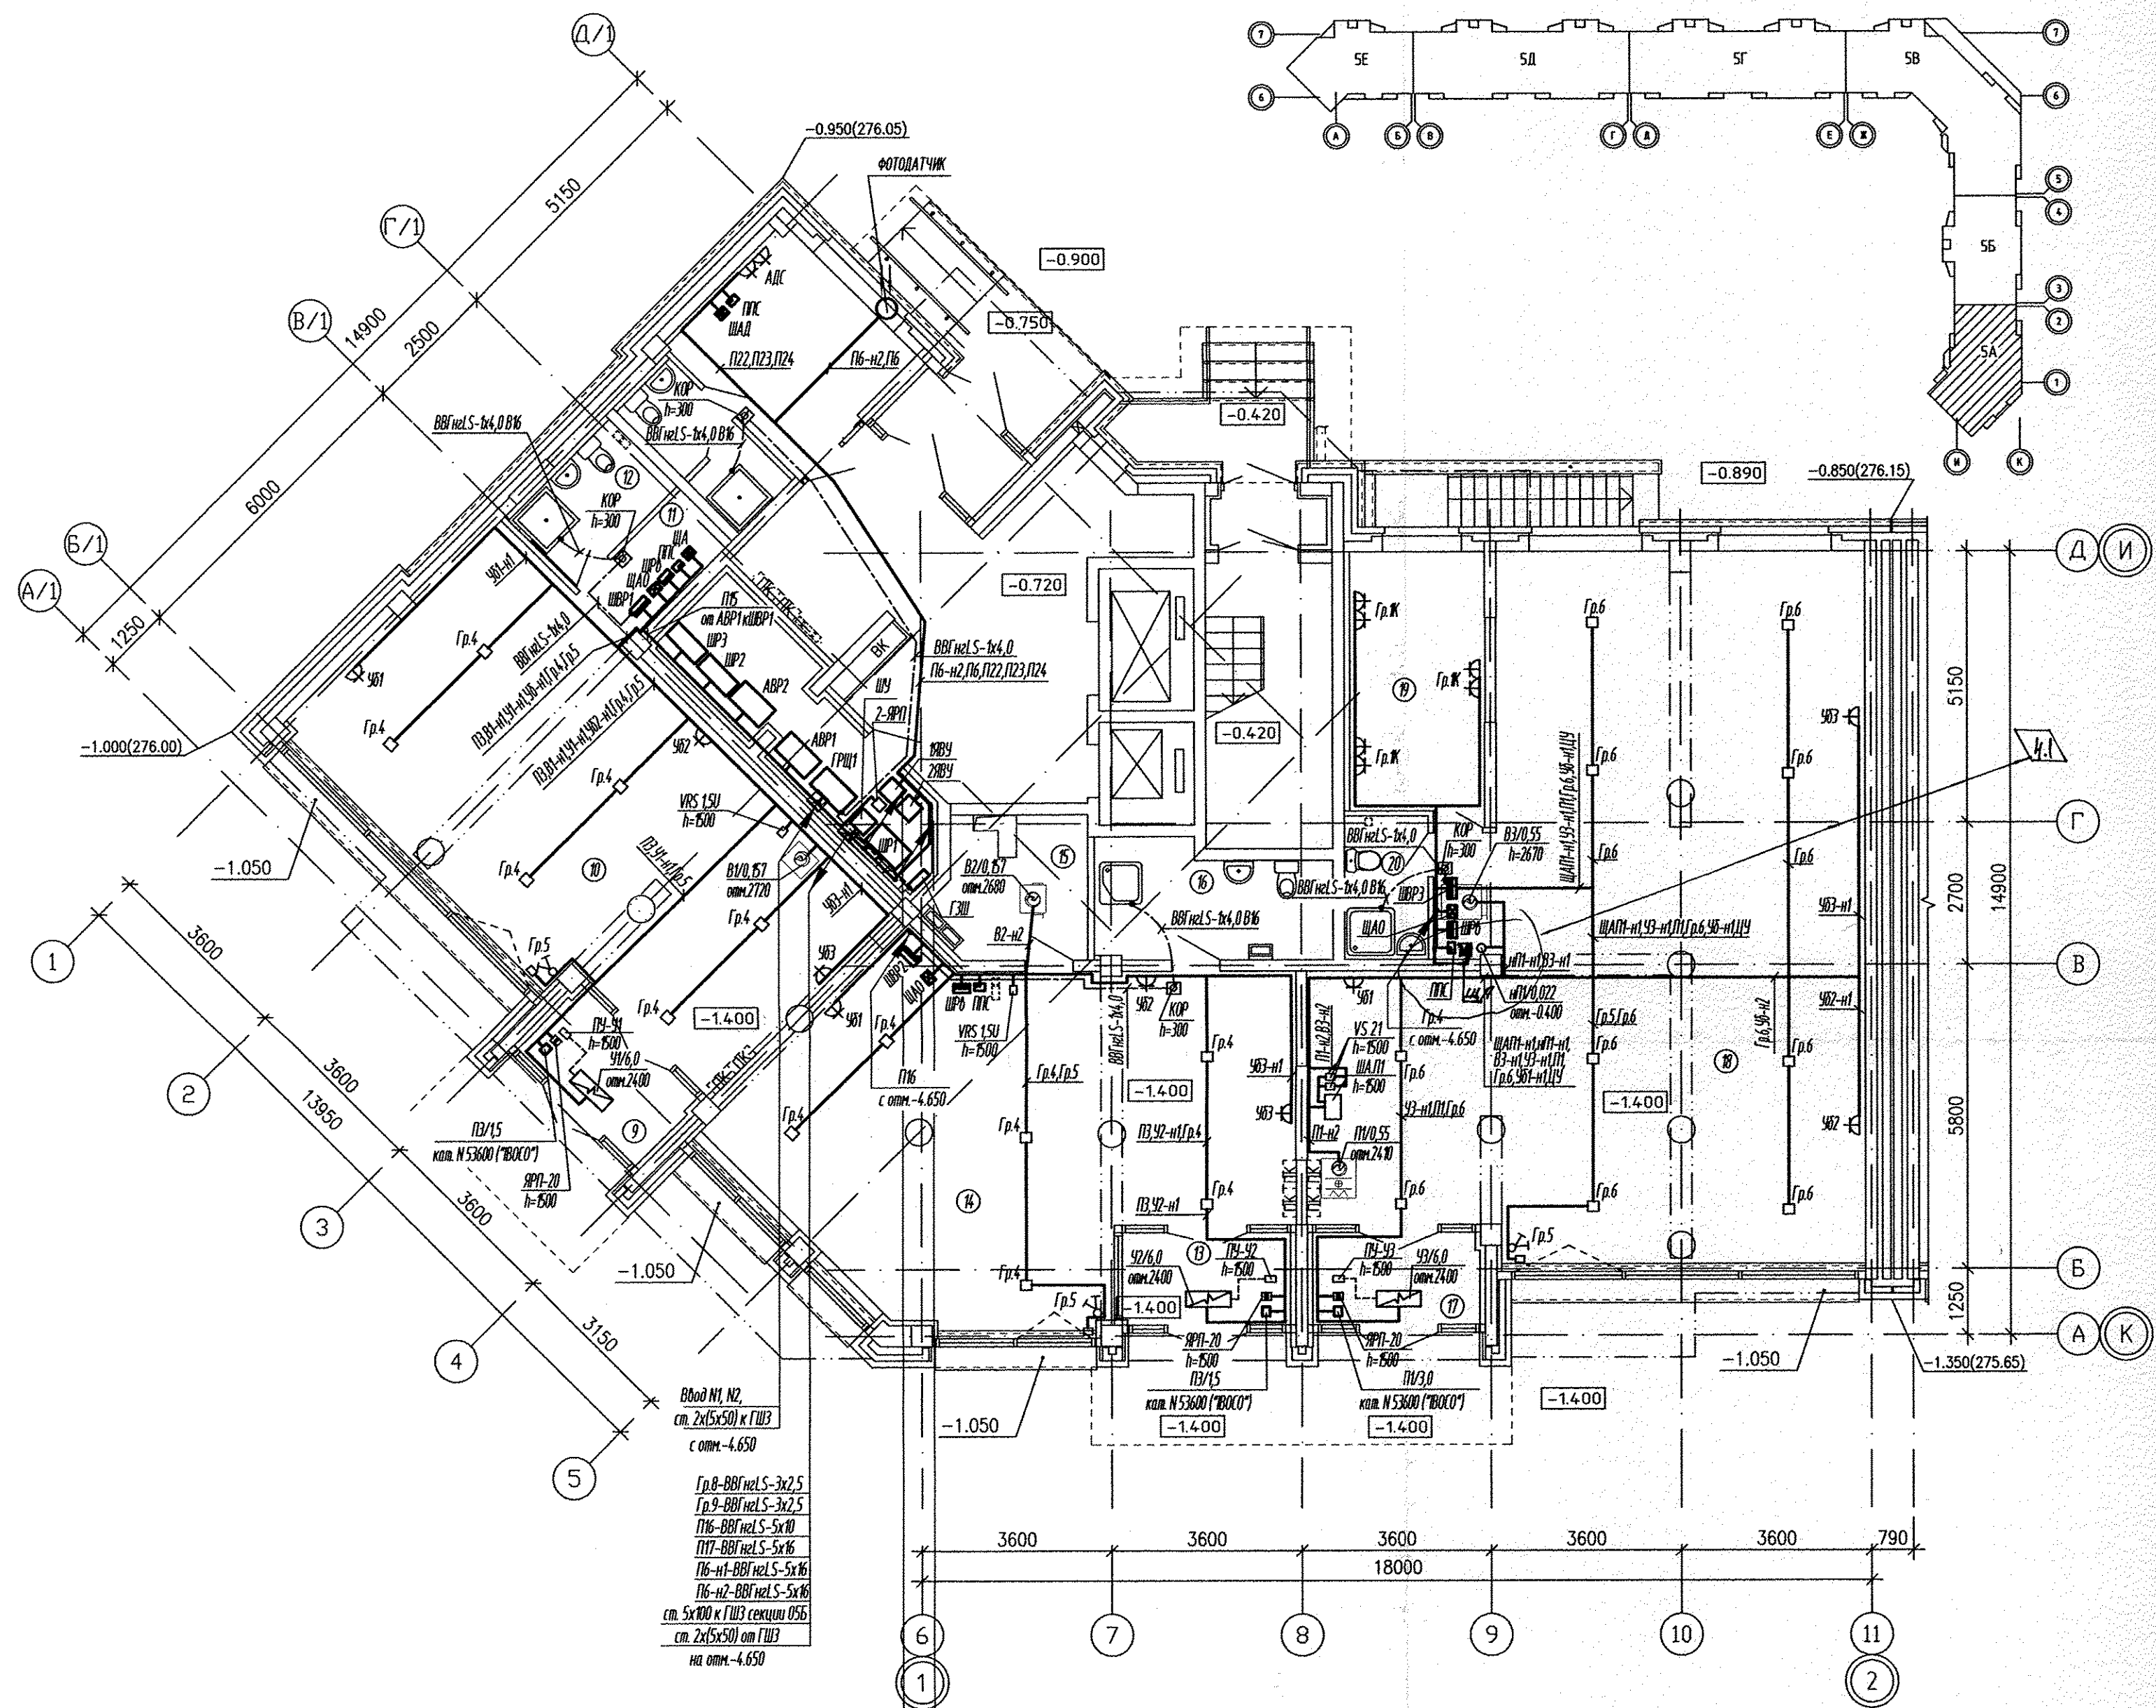

Ввод N1, N2, ст. 2х(5х50) к ГЩЗ с отп.-4.650

Гр.8-ВВГнгLS-3х2,5
Гр.9-ВВГнгLS-3х2,5
П16-ВВГнгLS-5х10
П17-ВВГнгLS-5х16
П16-н2-ВВГнгLS-5х16
П16-н2-ВВГнгLS-5х16
ст. 5х100 к ГЩЗ секции 05Б ст. 2х(5х50) от ГЩЗ на отп.-4.650

Гр.2А-ВВГнгLS-3х1,5
Гр.3А-ВВГнгLS-3х2,5
Гр.2-ВВГнгLS-3х1,5
Гр.3-ВВГнгLS-3х2,5
Гр.7-ВВГнгLS-3х2,5
П1-ВВГнгLS-5х50
П2-ВВГнгLS-5х50
П3-ВВГнгLS-5х50
П4-ВВГнгLS-5х50
Полоса ст. 5х50 на 2 этаж

П27-ВВГнгFRLS-5х50
П28-ВВГнгFRLS-5х50 на 2 этаж

АПУ.007-05А-ЭЛ

Жилой микрорайон в квартале улиц Чкалова-Академика Вонсовского-Амундсена-Краснолесья в Ленинском районе г.Екатеринбурга III очередь строительства. Жилой дом со встроенными помещениями, трансформаторной подстанцией и подземными парковками

Пусковой комплекс 1
18-этажная блок-секция 5А

Стадия Лист Листов
Р 9



ГЛАВ. СПЕЦ. Смирнова 09.13
Проверил Богрова 09.13
Разработал Киселева 09.13

План 1 этажа
Расположение сетей электрооборудования.

ЗАО КОРПОРАЦИЯ АТОМСТРОЙКОМПЛЕКС

ФОРМАТ А2

СОГЛАСОВАНО	Чижик	08.13
СОГЛАСОВАНО	Вальцова	08.13
СОГЛАСОВАНО	Пашеева	08.13
СОГЛАСОВАНО	Жыкова	08.13
АР	ВЗом. инв.К	
ОВ		
ВК		
Имя И подл.	Подпись и дата	

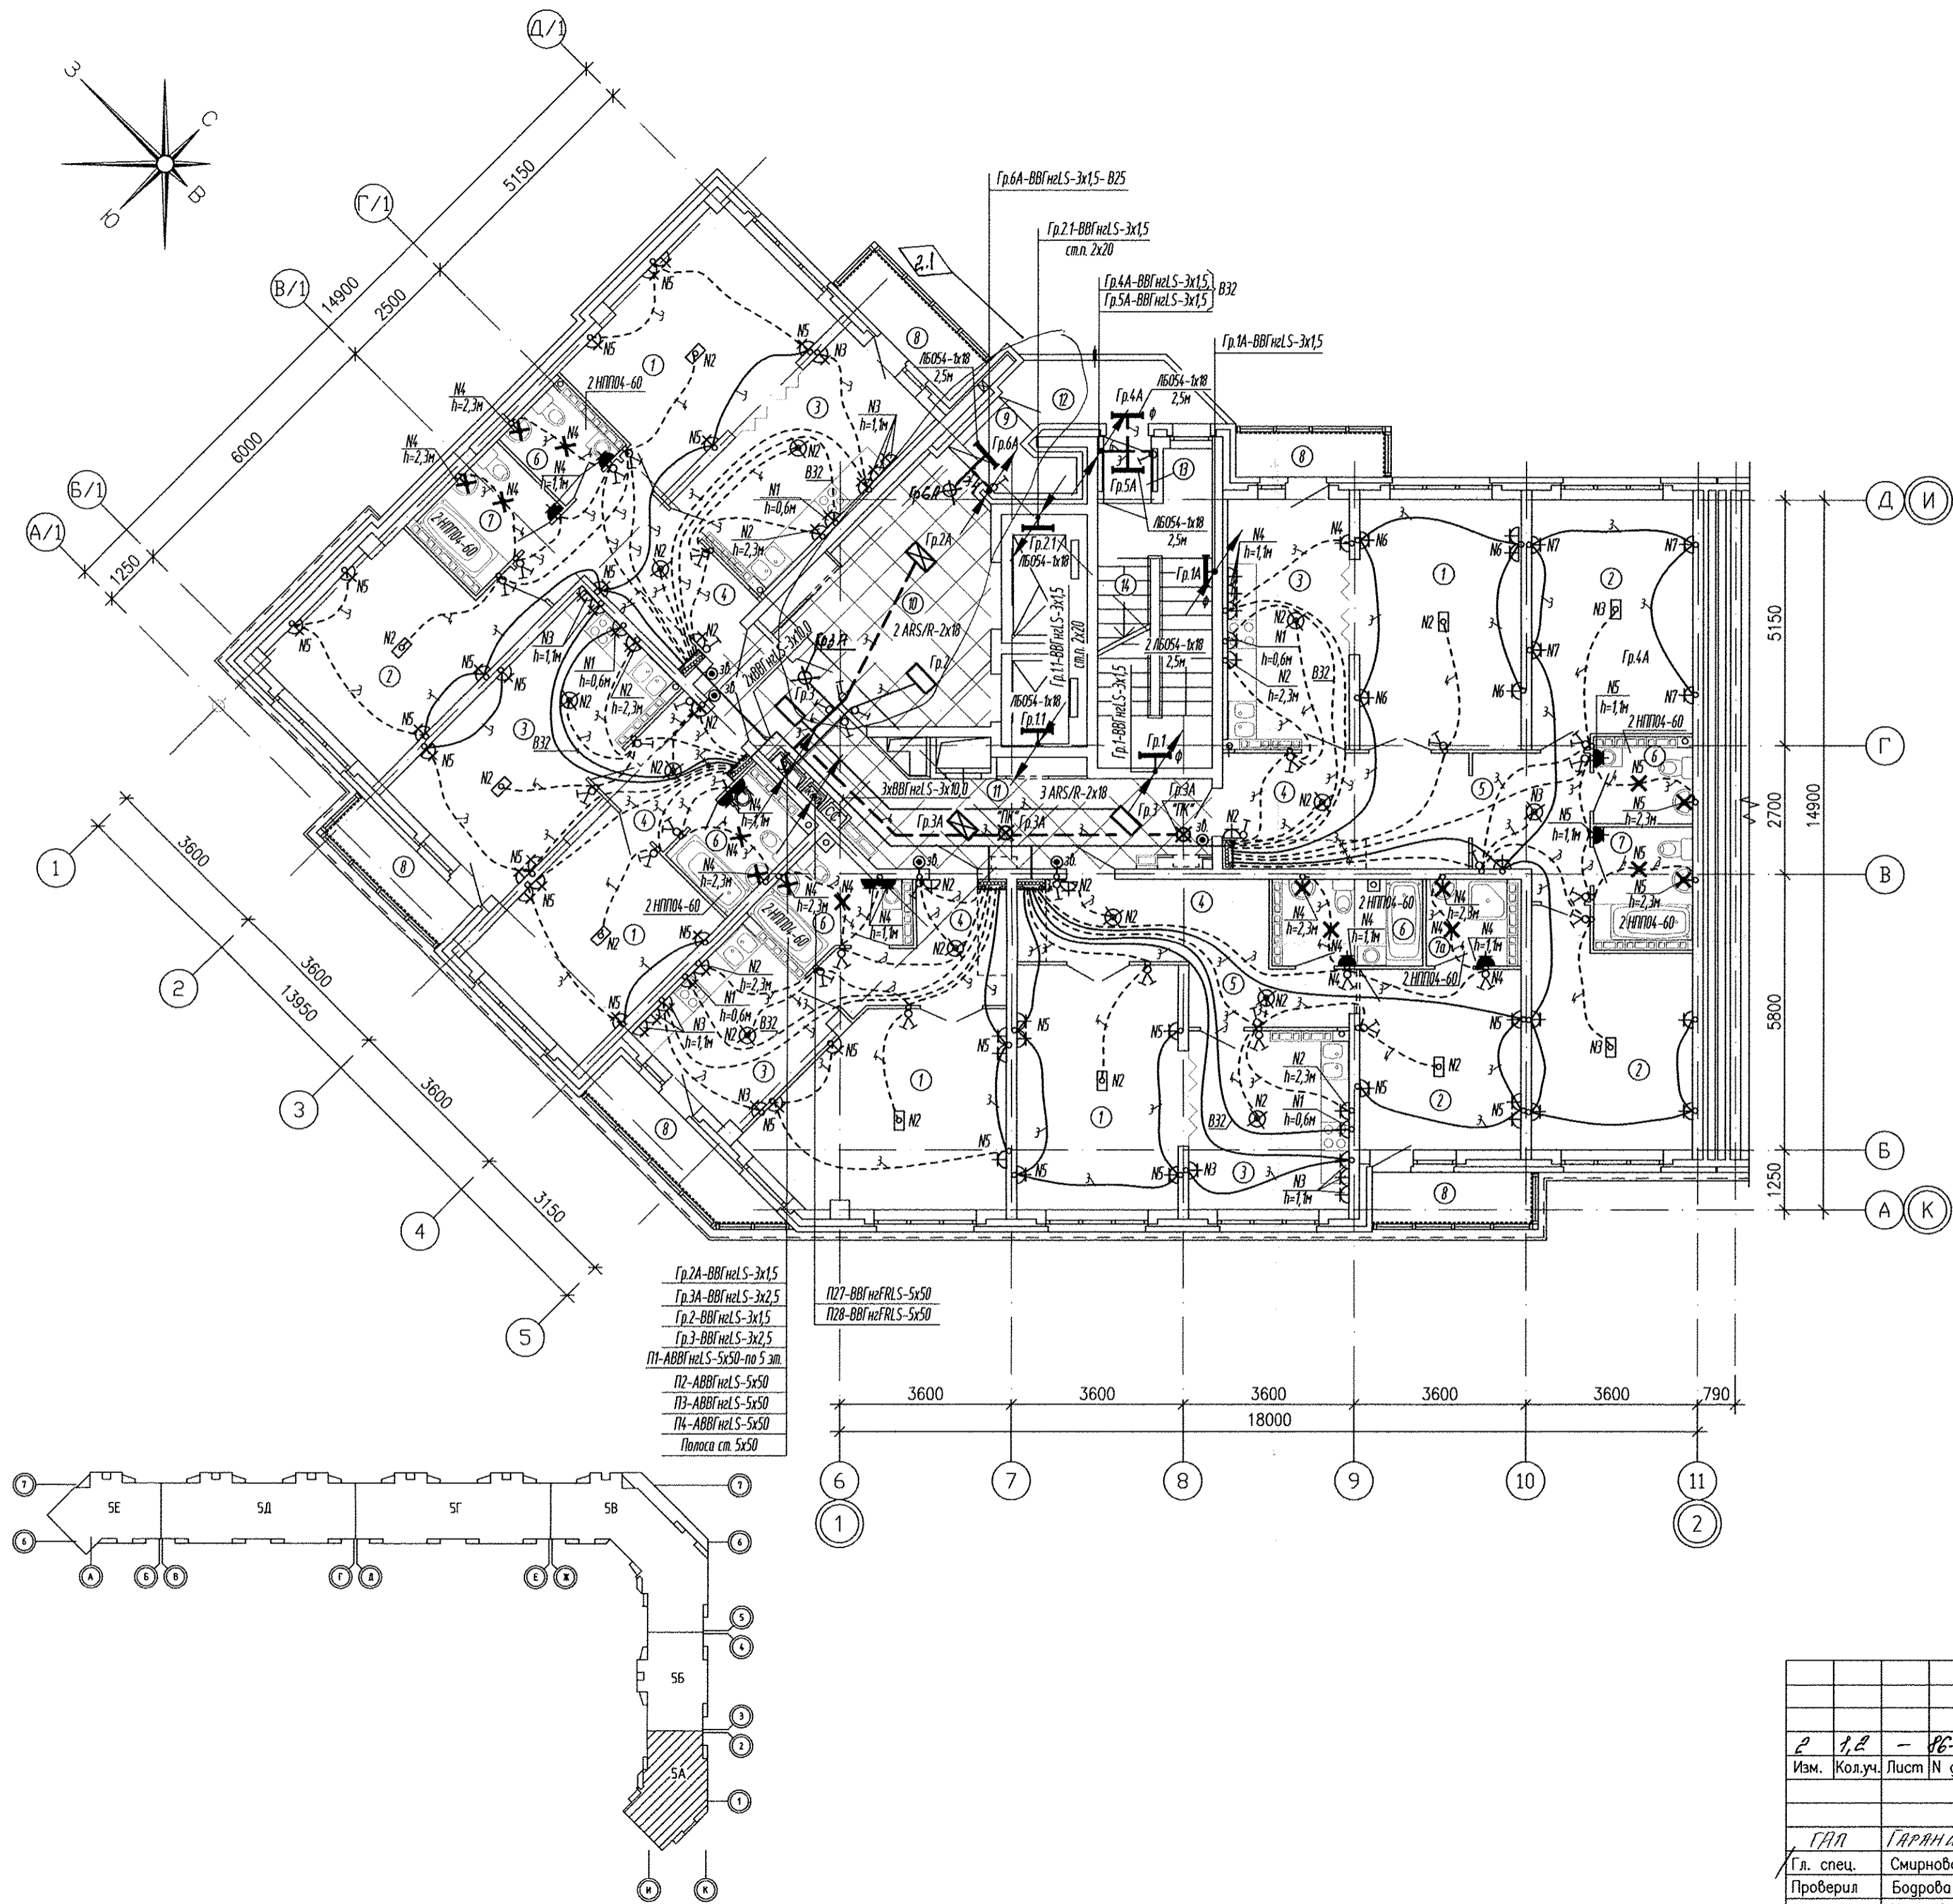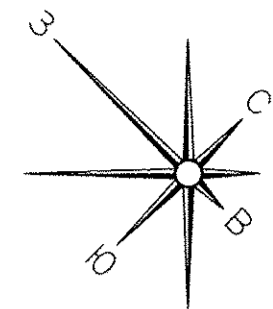

ЭКСПЛИКАЦИЯ ПОМЕЩЕНИЙ

Номер помещения	Наименование	Площадь, м2	Кат. помещения
Помещения квартир			
1	Гостиная	85.44	
2	Спальня	60.16	
3	Кухня	66.85	
4	Прихожая	44.11	
5	Коридор	11.02	
6	Санузел	21.24	
7	Ванная	9.45	
7а	Душевая	3.04	
8	Балкон	19.13	
Итого		320.44	
Общедомовые помещения			
9	Тамбур	2.86	
10	Лифтовой холл	17.68	
11	Коридор	19.94	
12	Переходной балкон	4.98	
13	Тамбур	1.35	
14	Лестничная клетка	10.32	
Итого		61.13	

Условные обозначения:

- — — — — трубы, проложенные в монолите плиты перекрытия данного этажа;
- - - - - трубы, проложенные в монолите плиты перекрытия вышележащего этажа;
- ☒ - световой указатель "ТК" ЛБ029, h=2,3м
- ☒ - световой указатель "Выход" ЛБ029 установить на д. 2.3м

Управление световыми указателями "ТК" с щита ЩР1.
 ☒ - световой указатель "Выход" ЛБ029 установить на д. 2.3м

СОГЛАСОВАНО	Чижик	09.13
	СС	
СОГЛАСОВАНО	Былеева	09.13
	Пашаева	09.13
АР	ВК	
	ВЛ	
Инв. № подл.	Подп. и дата	
	Взам. инв. №	

АПУ.007-05А-ЭЛ

Жилой микрорайон в квартале улиц Чкалова-Академика Вонсовского-Амундсена-Краснолесья в Ленинском районе г.Екатеринбурга III очередь строительства. Жилой дом со встроенными помещениями, трансформаторной подстанцией и подземными парковками

Изм.	Кол.уч.	Лист	N док.	Подпись	Дата
2	1,2	18	18	Богрова	09.13
				Киселева	09.13

Пусковой комплекс 1
18-этажная блок-секция 5А

Стация	Лист	Листов
Р	11	

ГЛАВА ГАРАНТИИ
 Гл. спец. Смирнова
 Проверил Богрова
 Разработал Киселева


Формат А2

ЭКСПЛИКАЦИЯ ПОМЕЩЕНИЙ

Номер помещения	Наименование	Площадь, м2	Кат. помещения
Помещения квартир			
1	Гостиная	85.44	
2	Спальня	60.16	
3	Кухня	66.85	
4	Прихожая	44.11	
5	Коридор	11.02	
6	Санузел	21.24	
7	Ванная	9.45	
7а	Душевая	3.04	
8	Балкон	19.13	
	Итого	320.44	
Общедомовые помещения			
9	Тамбур	2.86	
10	Лифтовой холл	17.68	
11	Коридор	19.94	
12	Переходной балкон	4.98	
13	Тамбур	1.35	
14	Лестничная клетка	10.32	
	Итого	61.13	

Условные обозначения:

- трубы, проложенные в монолите плиты перекрытия данного этажа;
- - - - - трубы, проложенные в монолите плиты перекрытия вышележащего этажа;
- Управление световыми указателями "ТК" со щита ШР1
- ⊗ - световой указатель "ТК" ЛБ029, h=2,3м

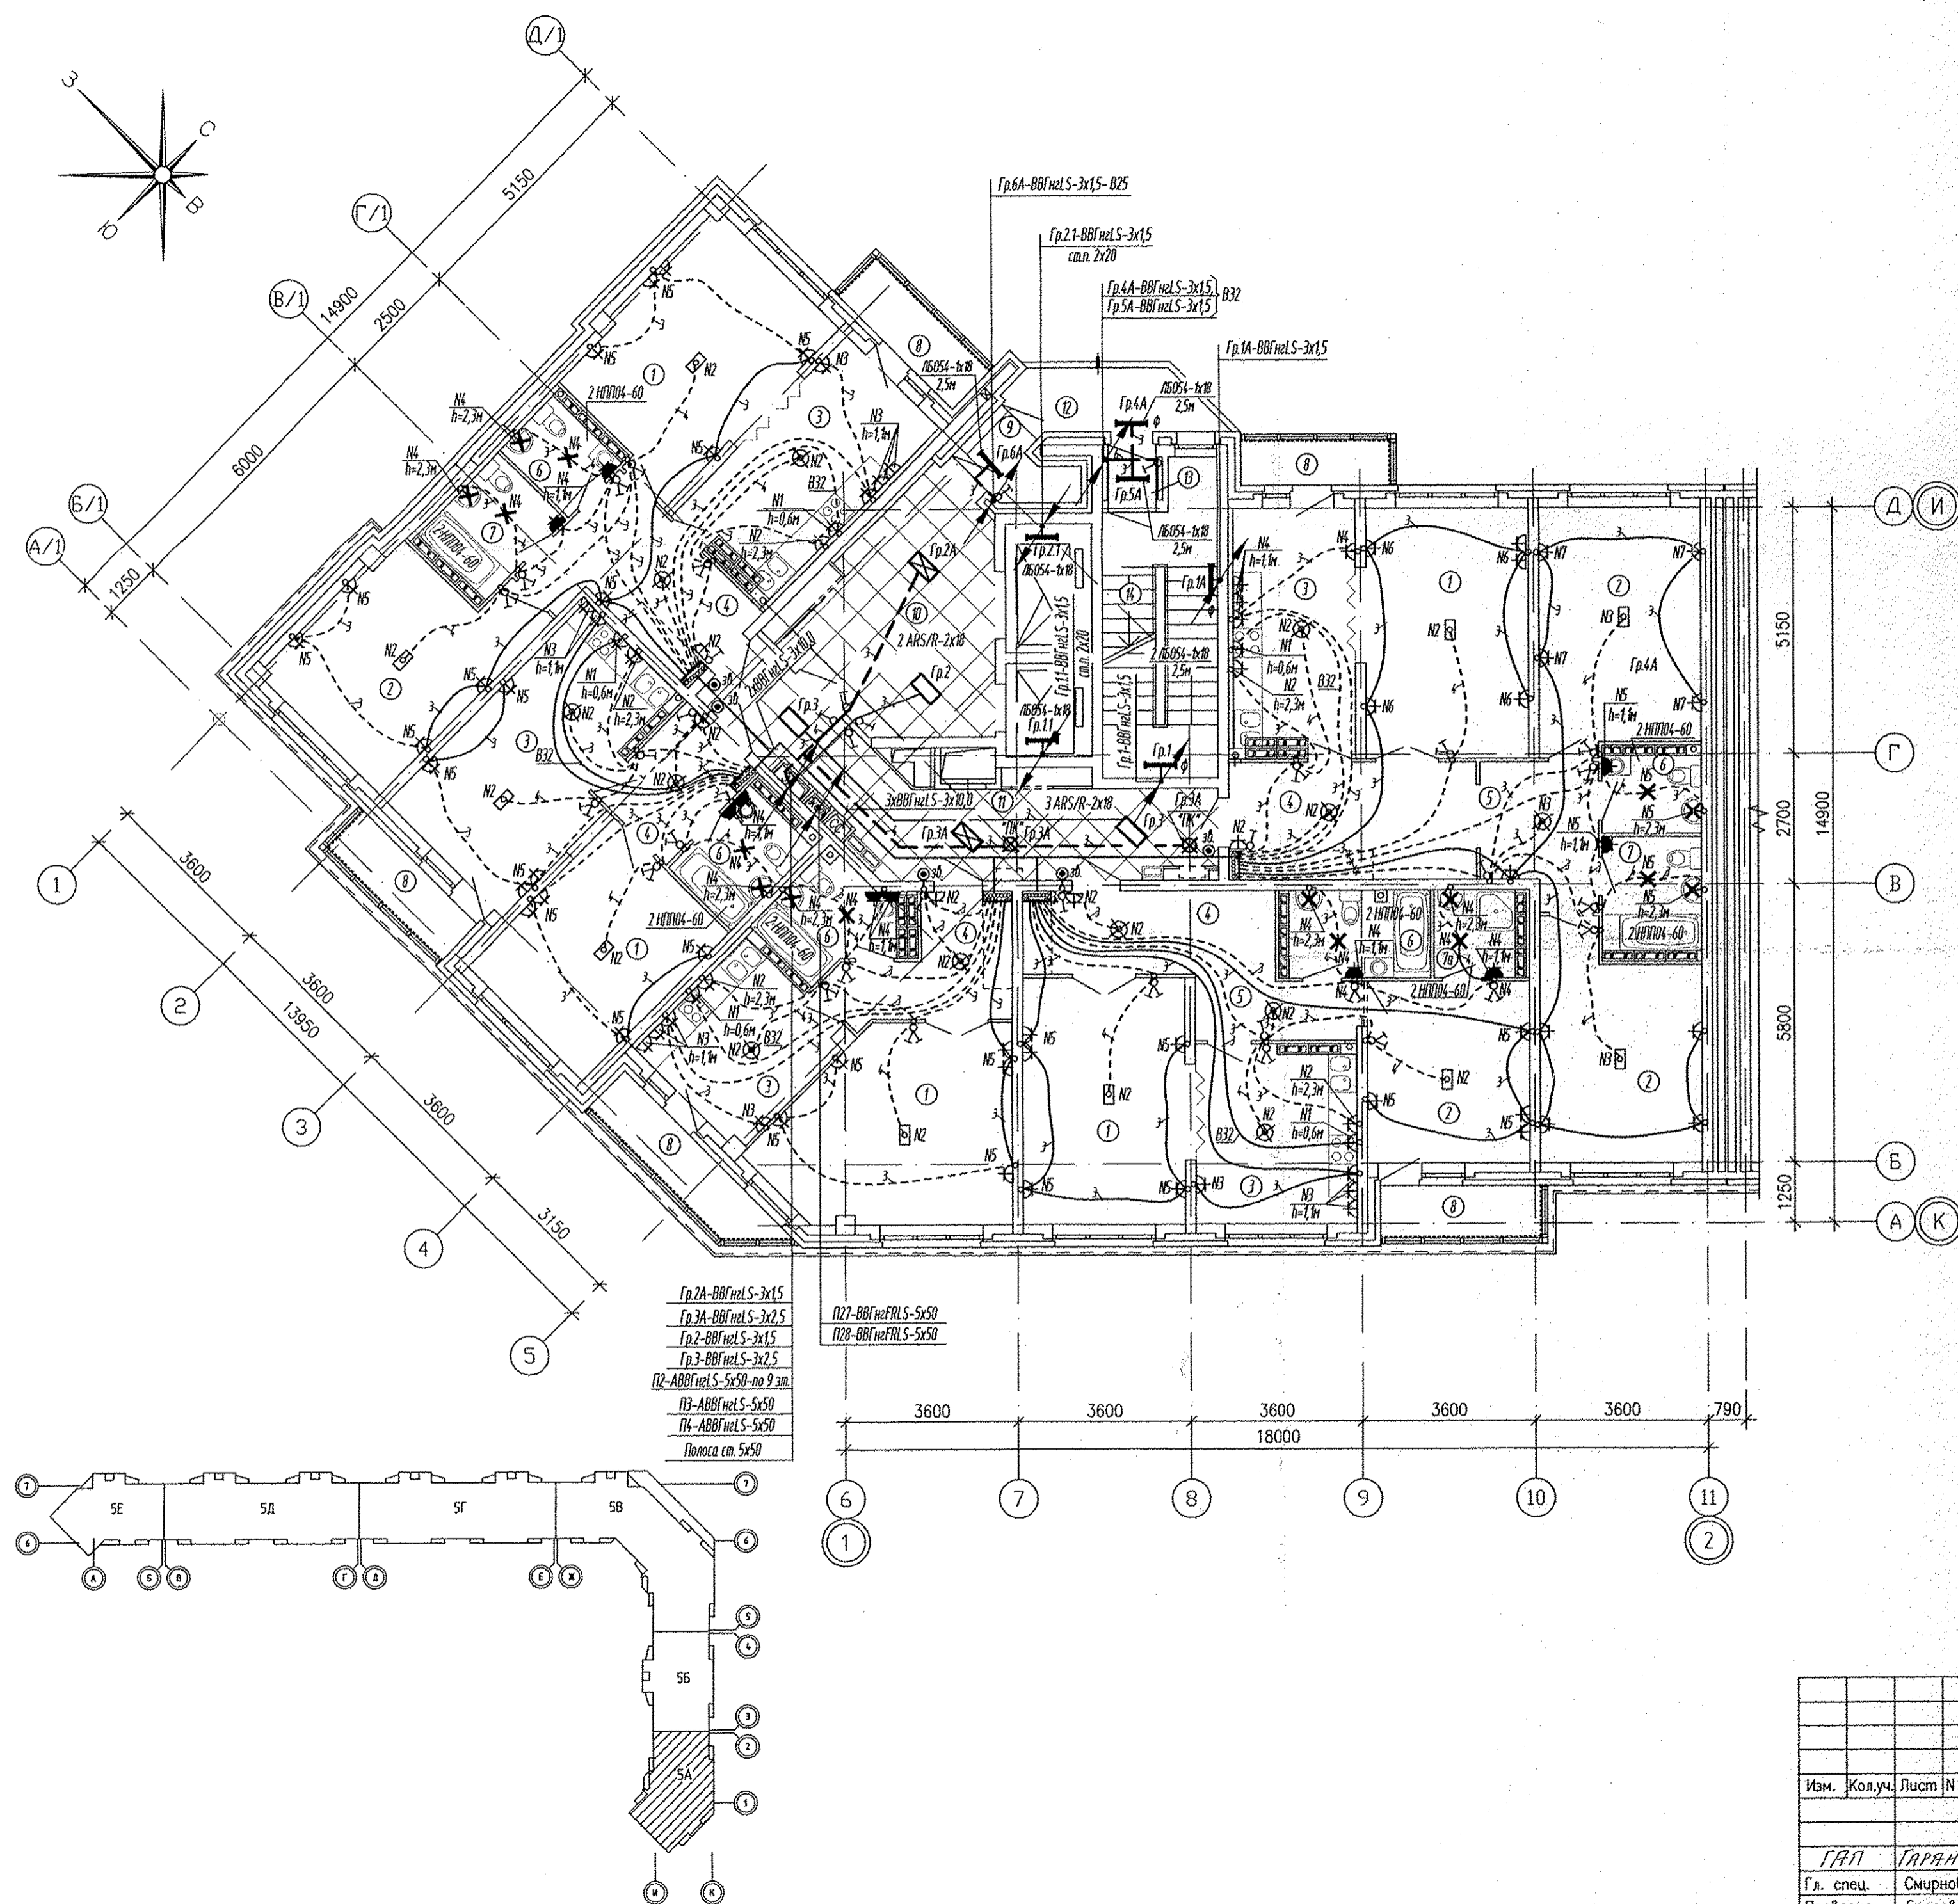

СОГЛАСОВАНО	Чижик	09.13
СОГЛАСОВАНО	Бельяева	09.13
АР	Пашаева	09.13
ОВ	Жыкова	09.13
ЭК		
Изм. № подл.	Васк. инв. №	Подп. и дата


Гр. 2А-ВВГнгLS-3x15
 Гр. 3А-ВВГнгLS-3x2,5
 Гр. 2-ВВГнгLS-3x15
 Гр. 3-ВВГнгLS-3x2,5
 П2-АВВГнгLS-5x50-по 9 эт.
 П3-АВВГнгLS-5x50
 П4-АВВГнгLS-5x50
 Полоса ст. 5x50

П27-ВВГнгFRLS-5x50
 П28-ВВГнгFRLS-5x50

АПУ.007-05А-ЭЛ				
Жилой микрорайон в квартале улиц Чкалова-Академика Вонсовского-Амундсена-Краснолесья в Ленинском районе г.Екатеринбурга III очередь строительства. Жилой дом со встроенными помещениями, трансформаторной подстанцией и подземными парковками				
Изм.	Кол.уч.	Лист № док.	Подпись	Дата
Пусковой комплекс 1 18-этажная блок-секция 5А			Стация	Лист
			Р	12
Гл. спец.	Смирнова	09.13		
Проверил	Богрова	09.13		
Разработал	Киселева	09.13		
АО КОРПОРАЦИЯ АТОМСТРОЙКОМПЛЕКС				

ЭКСПЛИКАЦИЯ ПОМЕЩЕНИЙ

Номер помещения	Наименование	Площадь, м2	Кат. помещения
Помещения квартиры			
1	Гостиная	85.44	
2	Спальня	60.16	
3	Кухня	66.85	
4	Прихожая	44.11	
5	Коридор	11.02	
6	Санузел	21.24	
7	Ванная	9.45	
7а	Душевая	3.04	
8	Балкон	19.13	
	Итого	320.44	
Общедомовые помещения			
9	Тамбур	2.86	
10	Лифтовой холл	17.68	
11	Коридор	19.94	
12	Переходной балкон	4.98	
13	Тамбур	1.35	
14	Лестничная клетка	10.32	
	Итого	61.13	

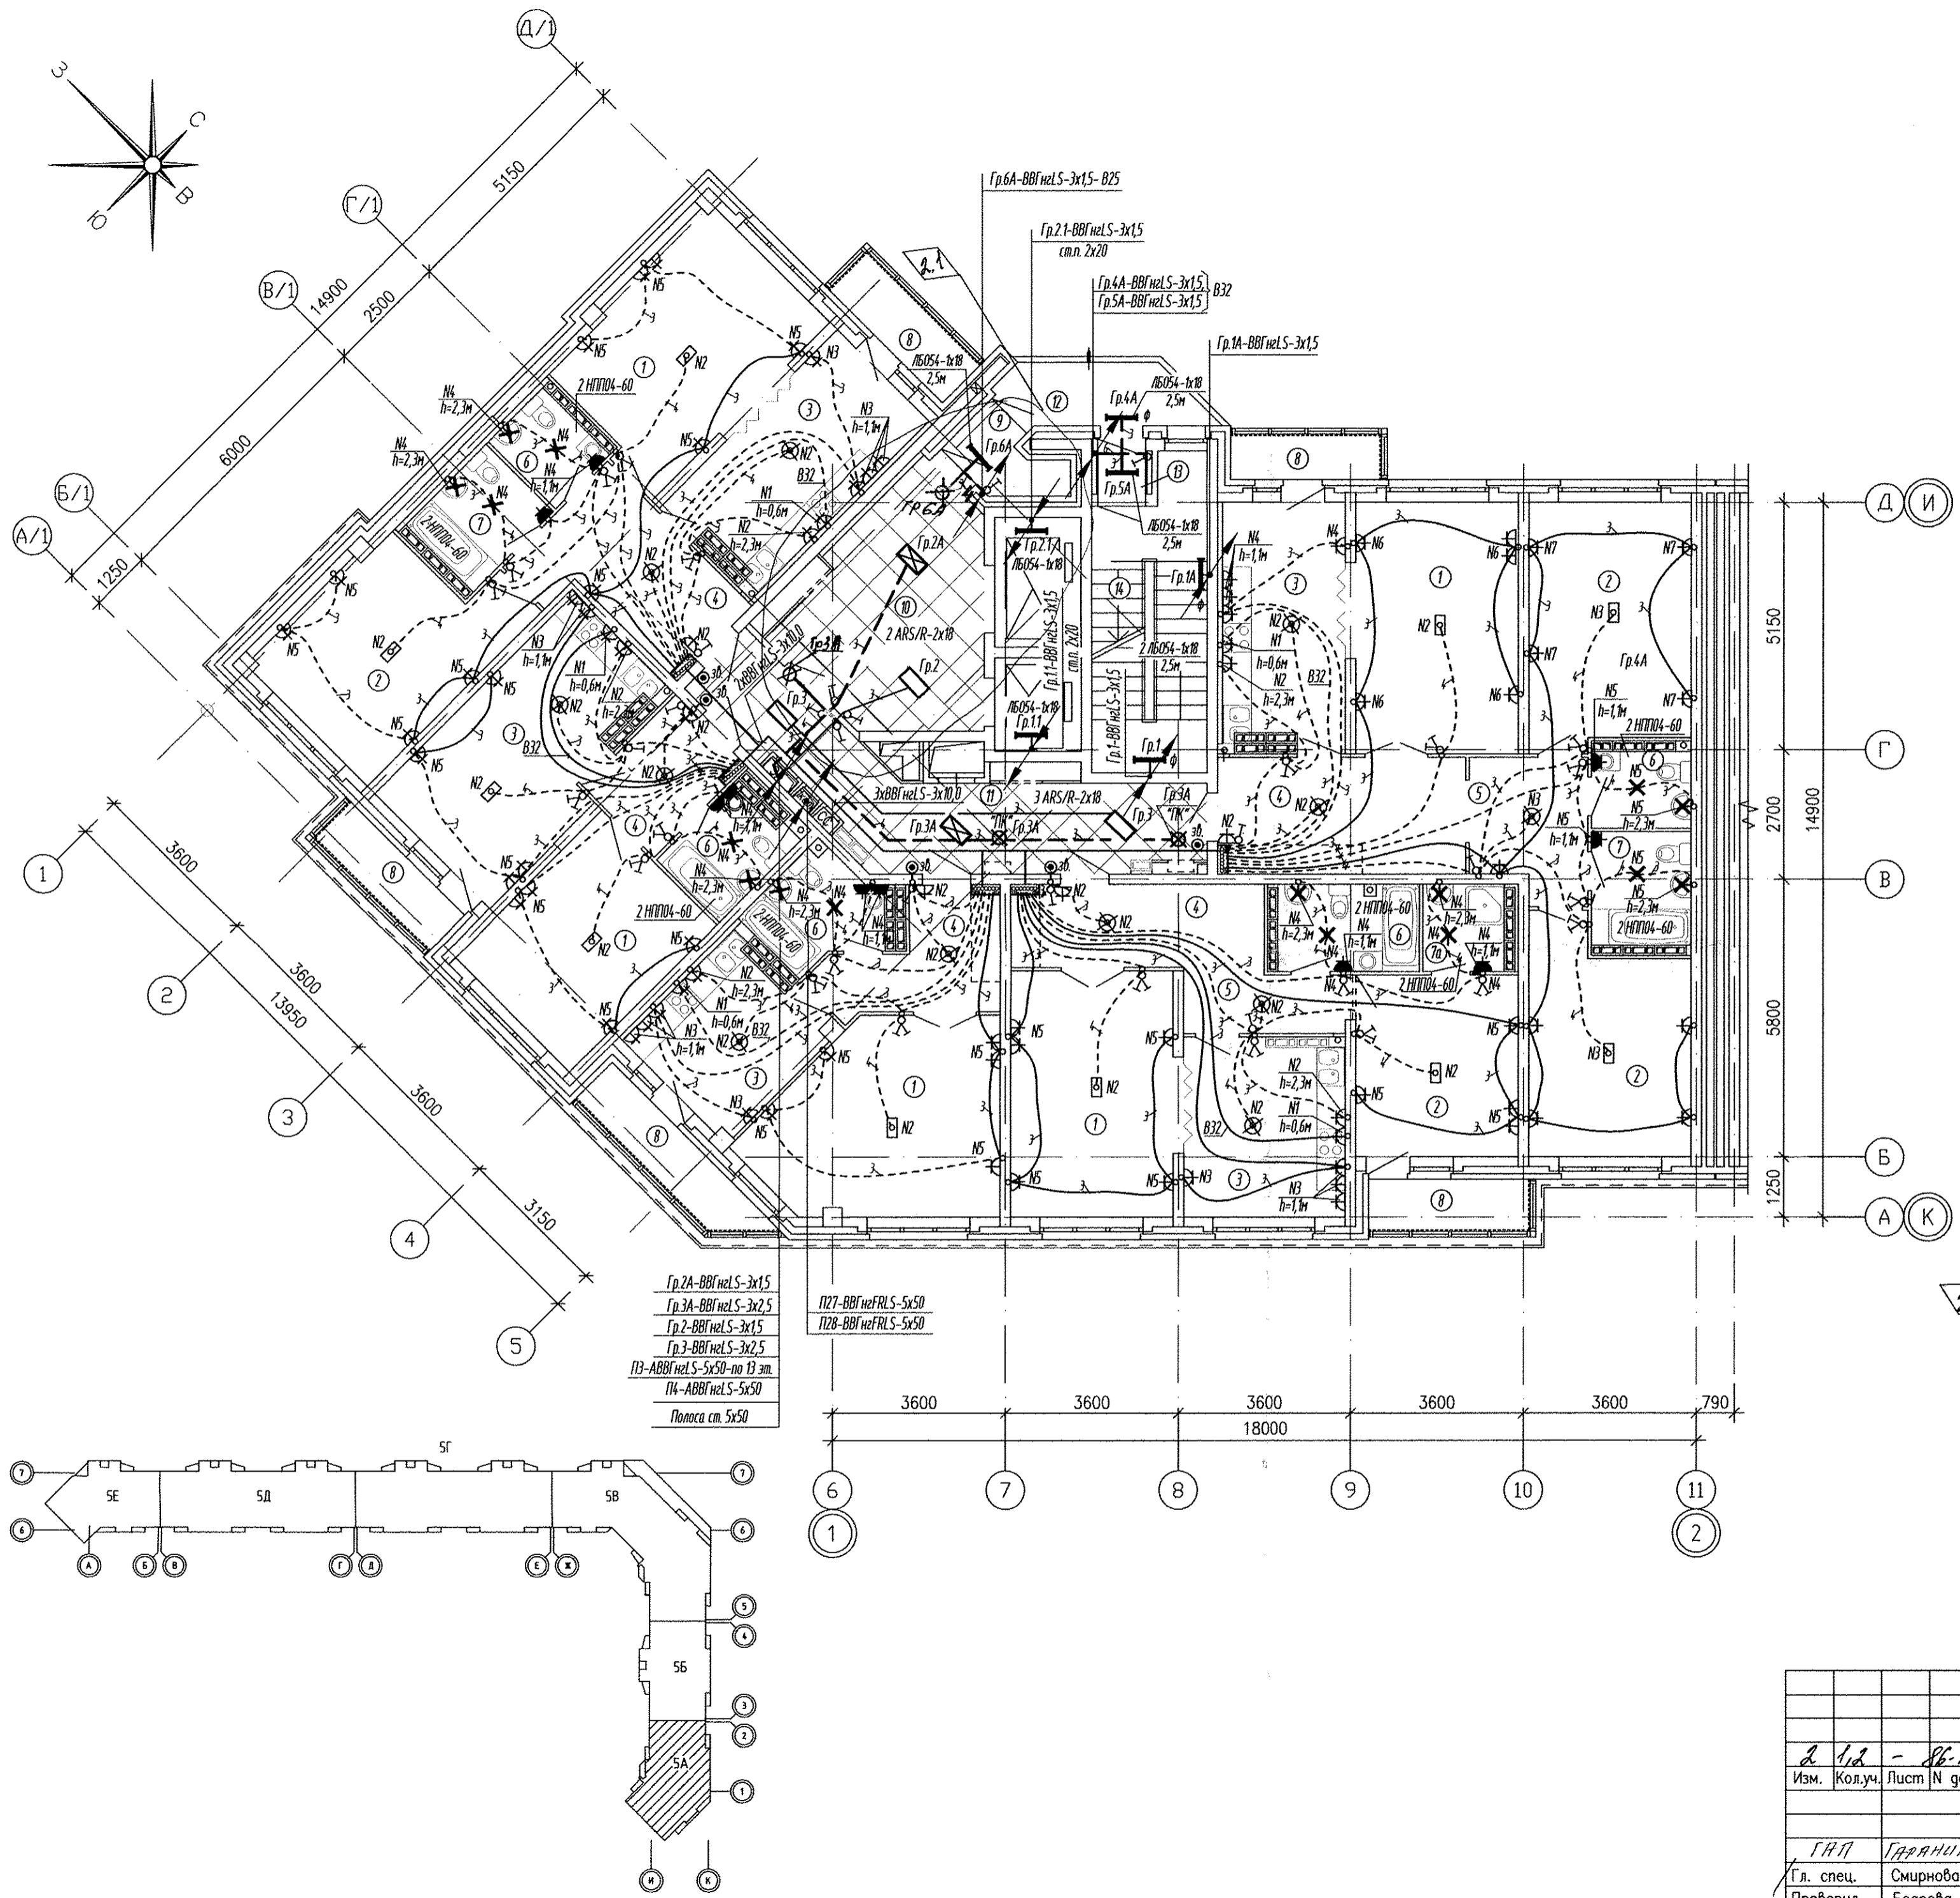

Условные обозначения:

- трубы, проложенные в монолите плиты перекрытия данного этажа;
- - - - - трубы, проложенные в монолите плиты перекрытия вышележащего этажа;

Управление световыми указателями "ТК" со щита ШР1
 ✕ - световой указатель "ТК" ЛБ029, h=2,3м
 - СВЕТОВОЙ УКАЗАТЕЛЬ "ВЫХОД" ЛБ029
 УСТАНОВИТЬ НАД ДВЕРЬЮ, h=2,3м

СОГЛАСОВАНО	Цылик	08.13
СС		
СОГЛАСОВАНО	Былцова Полосова Жыкова	09.13
АР		
ОВ		
ВК		
Инф. № подл.	Взам. инв. №	Подп. и дата


Гр.2А-ВВГнгLS-3x15
 Гр.3А-ВВГнгLS-3x2,5
 Гр.2-ВВГнгLS-3x15
 Гр.3-ВВГнгLS-3x2,5
 ПЗ-АВВГнгLS-5x50-по 13 эт.
 П4-АВВГнгLS-5x50
 Паноса см.5x50

П27-ВВГнгFRLS-5x50
 П28-ВВГнгFRLS-5x50

АПУ.007-05А-ЭЛ			
2.12	18	19.09.13	Жилой микрорайон в квартале улиц Чакалова-Академика Вонсовского-Амундсена-Краснолесья в Ленинском районе г.Екатеринбурга III очередь строительства. Жилой дом со встроенными помещениями, трансформаторной подстанцией и подземными парковками
Изм.	Кол.уч.	Лист № док.	Подпись
Г.П.П.	Г.П.П.		
Гл. спец.	Смирнова	09.13	
Проверил	Богднова	09.13	
Разработал	Киселева	09.13	
Пусковой комплекс 1 18 -этажная блок-секция 5А			Стация Лист Листов Р 13
План 13-15 этажей Расположение сетей электрооборудования.			ЗАО КОРПОРАЦИЯ АТОМСТРОЙКОМПЛЕКС
Формат А2			

ЭКСПЛИКАЦИЯ ПОМЕЩЕНИЙ

Номер помещения	Наименование	Площадь, м2	Кат. помещения
Помещения квартир			
1	Гостиная	85.44	
2	Спальня	60.16	
3	Кухня	66.85	
4	Прихожая	44.11	
5	Коридор	11.02	
6	Санузел	21.24	
7	Ванная	9.45	
7а	Душевая	3.04	
8	Балкон	19.13	
Итого		320.44	
Общедомовые помещения			
9	Тамбур	2.86	
10	Лифтовой холл	17.68	
11	Коридор	19.94	
12	Переходной балкон	4.98	
13	Тамбур	1.35	
14	Лестничная клетка	10.32	
Итого		61.13	

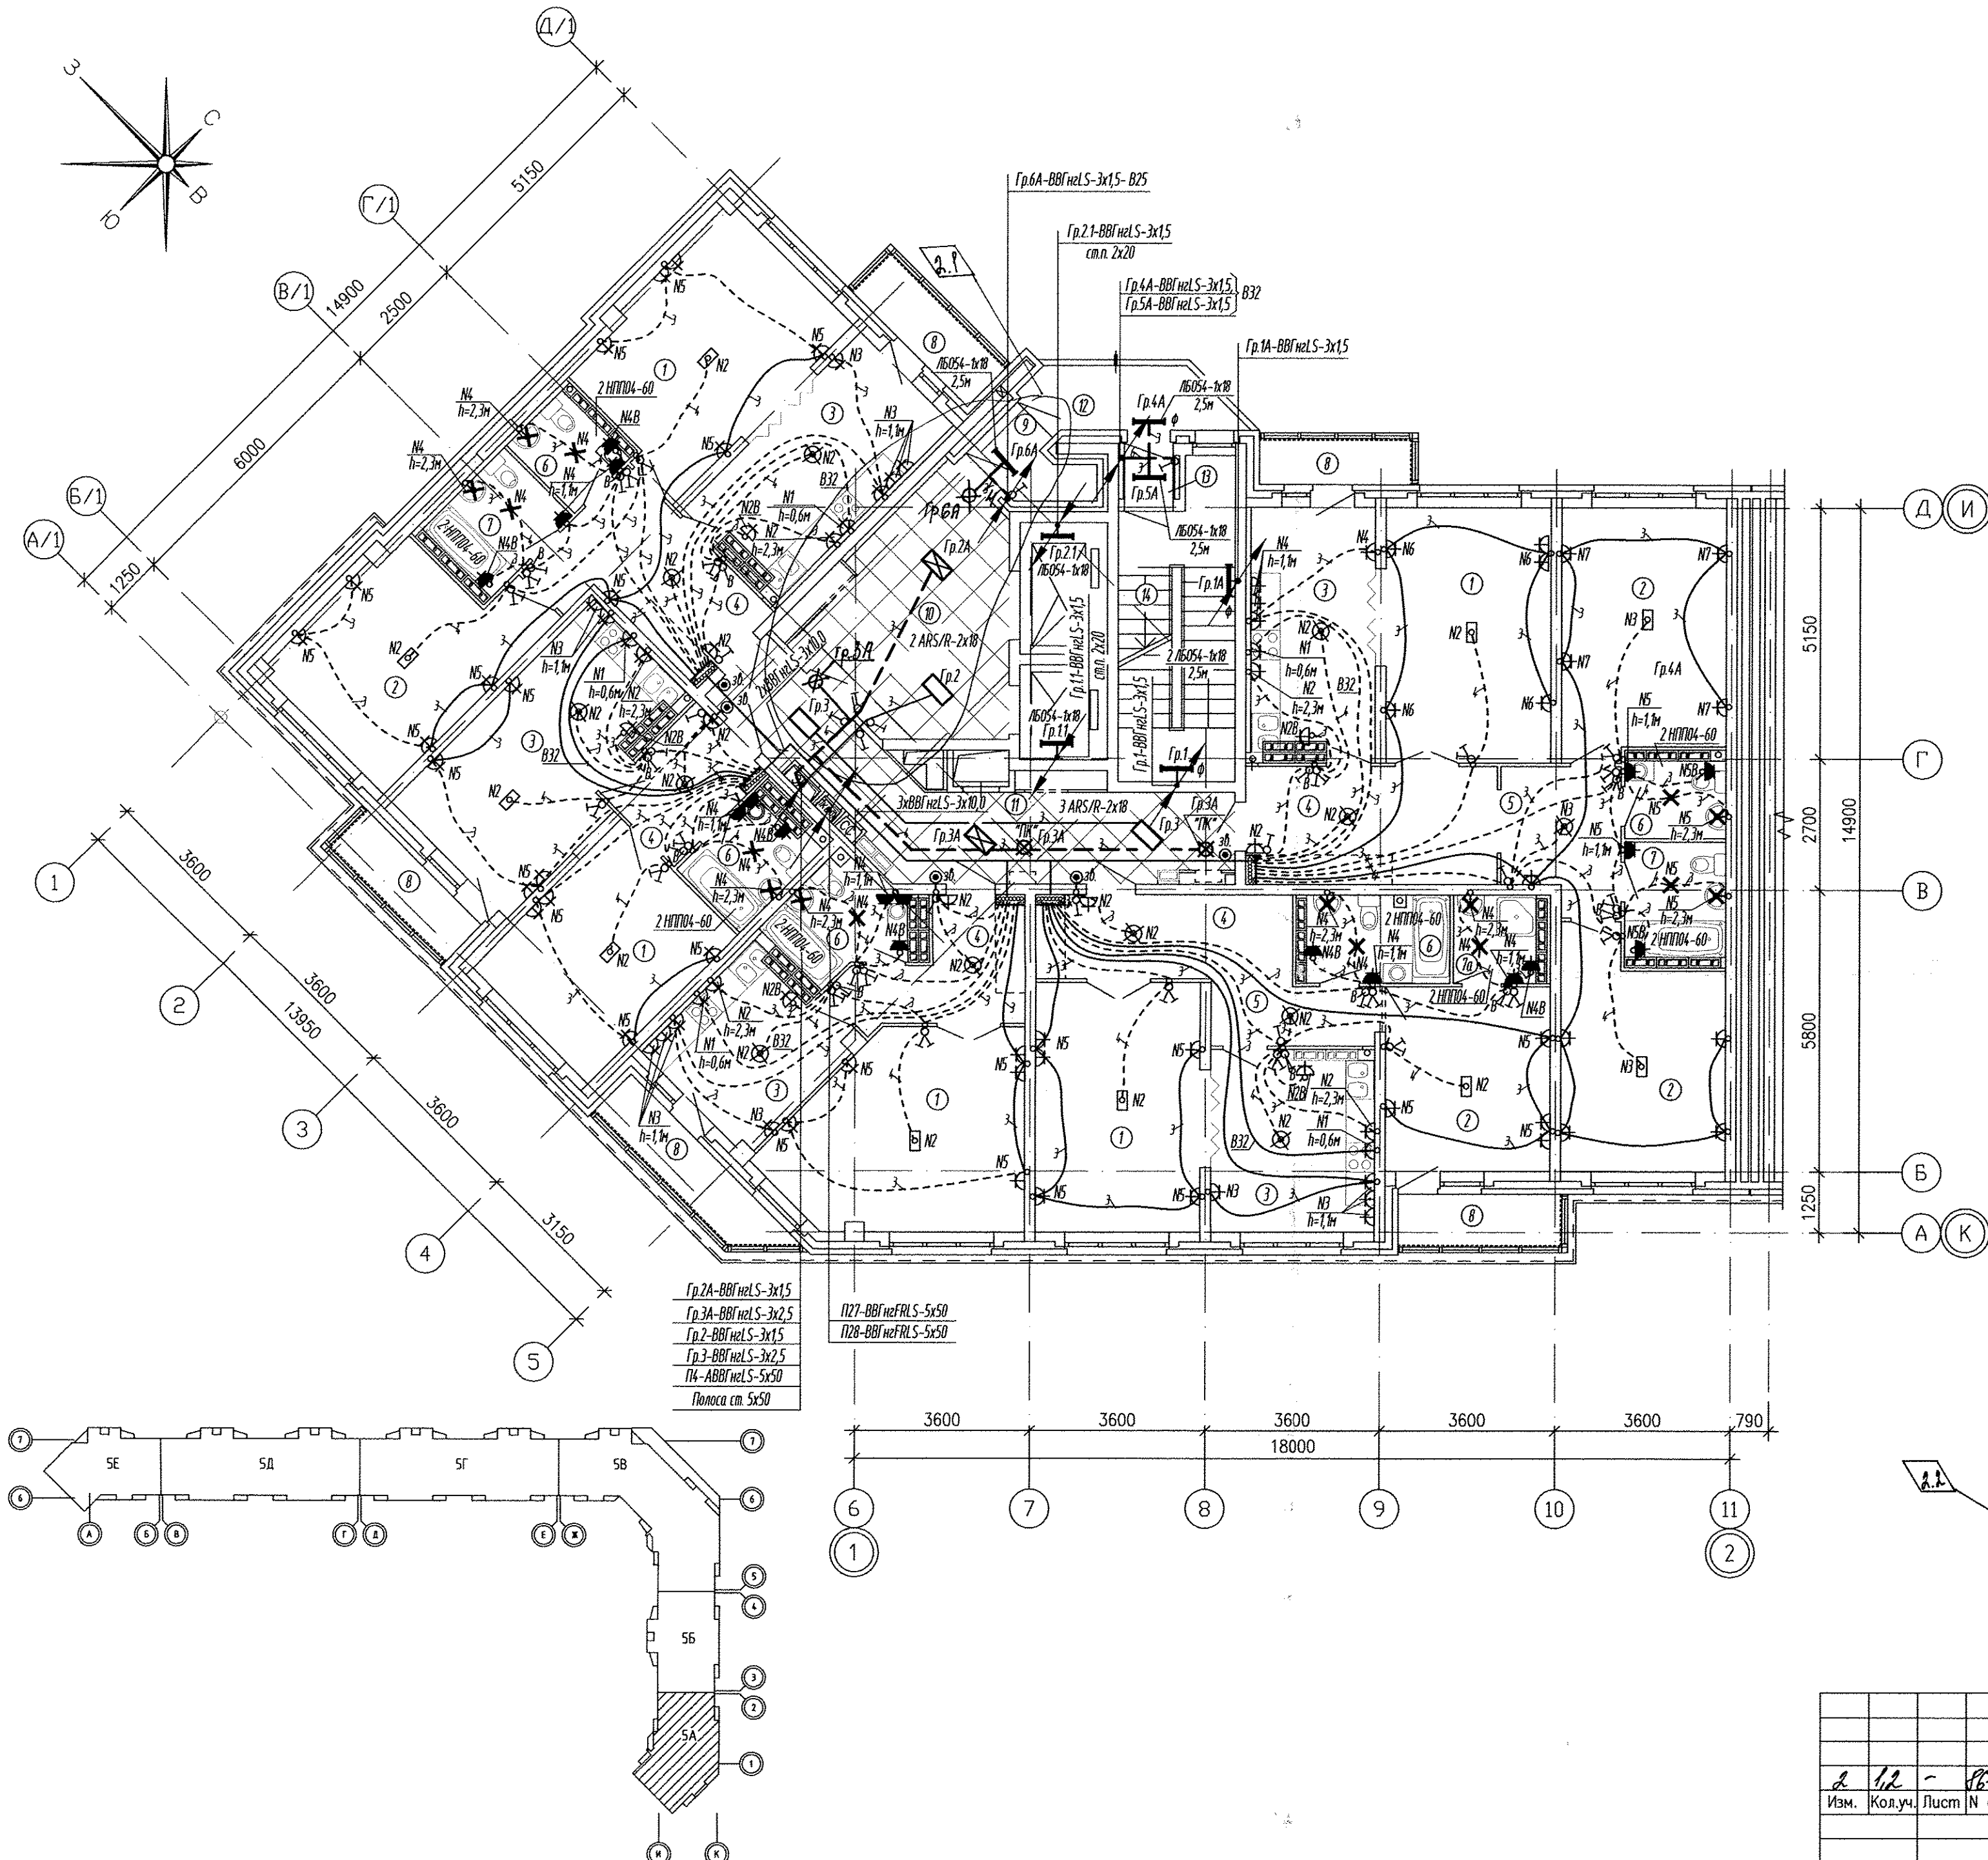

Условные обозначения:

- — — — — трубы, проложенные в монолите перекрытия данного этажа;
- - - - - трубы, проложенные в монолите перекрытия вышележащего этажа;
- Управление световыми указателями "ПК" со щита ШР1
- ☒ - световой указатель "ПК" ЛБ029, h=2,3м
- ⚡ - штепсельная розетка для бытового вентилятора устанавливается на потолок (для установки в кухнях, санузлах, данных комнатах)
- ⚡ - выключатель, для управления бытовым вентилятором.

УПРАВЛЕНИЕ СВЕТОВЫМИ УКАЗАТЕЛЯМИ "ВЫХОД" со щита ШР1.
 ☒ - СВЕТОВОЙ УКАЗАТЕЛЬ "ВЫХОД" ЛБ029 УСТАНОВИТЬ НАД ДВЕРЬЮ, h=2,3м

СОГЛАСОВАНО	Чижик	19.13
СС		
СОГЛАСОВАНО	Большова Пашева Жыкова	19.13
АР		
ОВ		
ВК		
Имя, № подл.	Взам. инв. №	Подп. и дата

АПУ.007-05А-ЭЛ			
Жилой микрорайон в квартале улиц Чкалова-Академика Вансовского-Амунсена-Краснолесья в Ленинском районе г.Екатеринбурга III очередь строительства. Жилой дом со встроенными помещениями, трансформаторной подстанцией и подземными парковками			
Изм.	Кол.уч.	Лист	Листов
2	1/2	16-14	14
Проверил	Богрова	09.13	
Разработал	Киселева	09.13	
Пусковой комплекс 1		Страница	Лист
18 -этажная блок-секция 5А		Р	14
План 16-17 этажей		ЗАО КОРПОРАЦИЯ АТОМСТРОЙКОМПЛЕКС	
Расположение сетей		Формат А2	
электрооборудования.			