
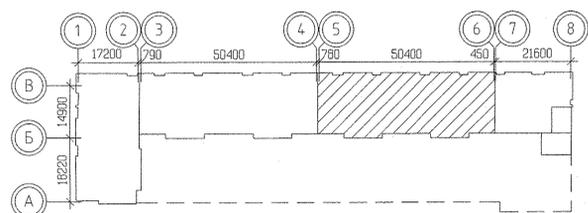


ЭКСПЛИКАЦИЯ ПОМЕЩЕНИЙ

Номер помеще-ния	Наименование	Площадь, м2	Кат. поме-щения
Помещения квартир			
1	Гостиная	139,72	
2	Спальня	121,11	
3	Кухня	122,40	
4	Прихожая	66,62	
5	Коридор	18,10	
6	Санузел	16,53	
6а	Гардеробная	7,18	
7	Ванная	36,65	
8	Балкон	29,68	
Итого:		588,19	
Помещения для обслуживания			
9	Лифтовый холл	24,60	
10	Тамбур	4,24	
11	Переходная лоджия	17,88	
12	Тамбур	2,28	
13	Лестничная клетка	28,62	
14	Коридор	35,06	
Итого:		112,88	

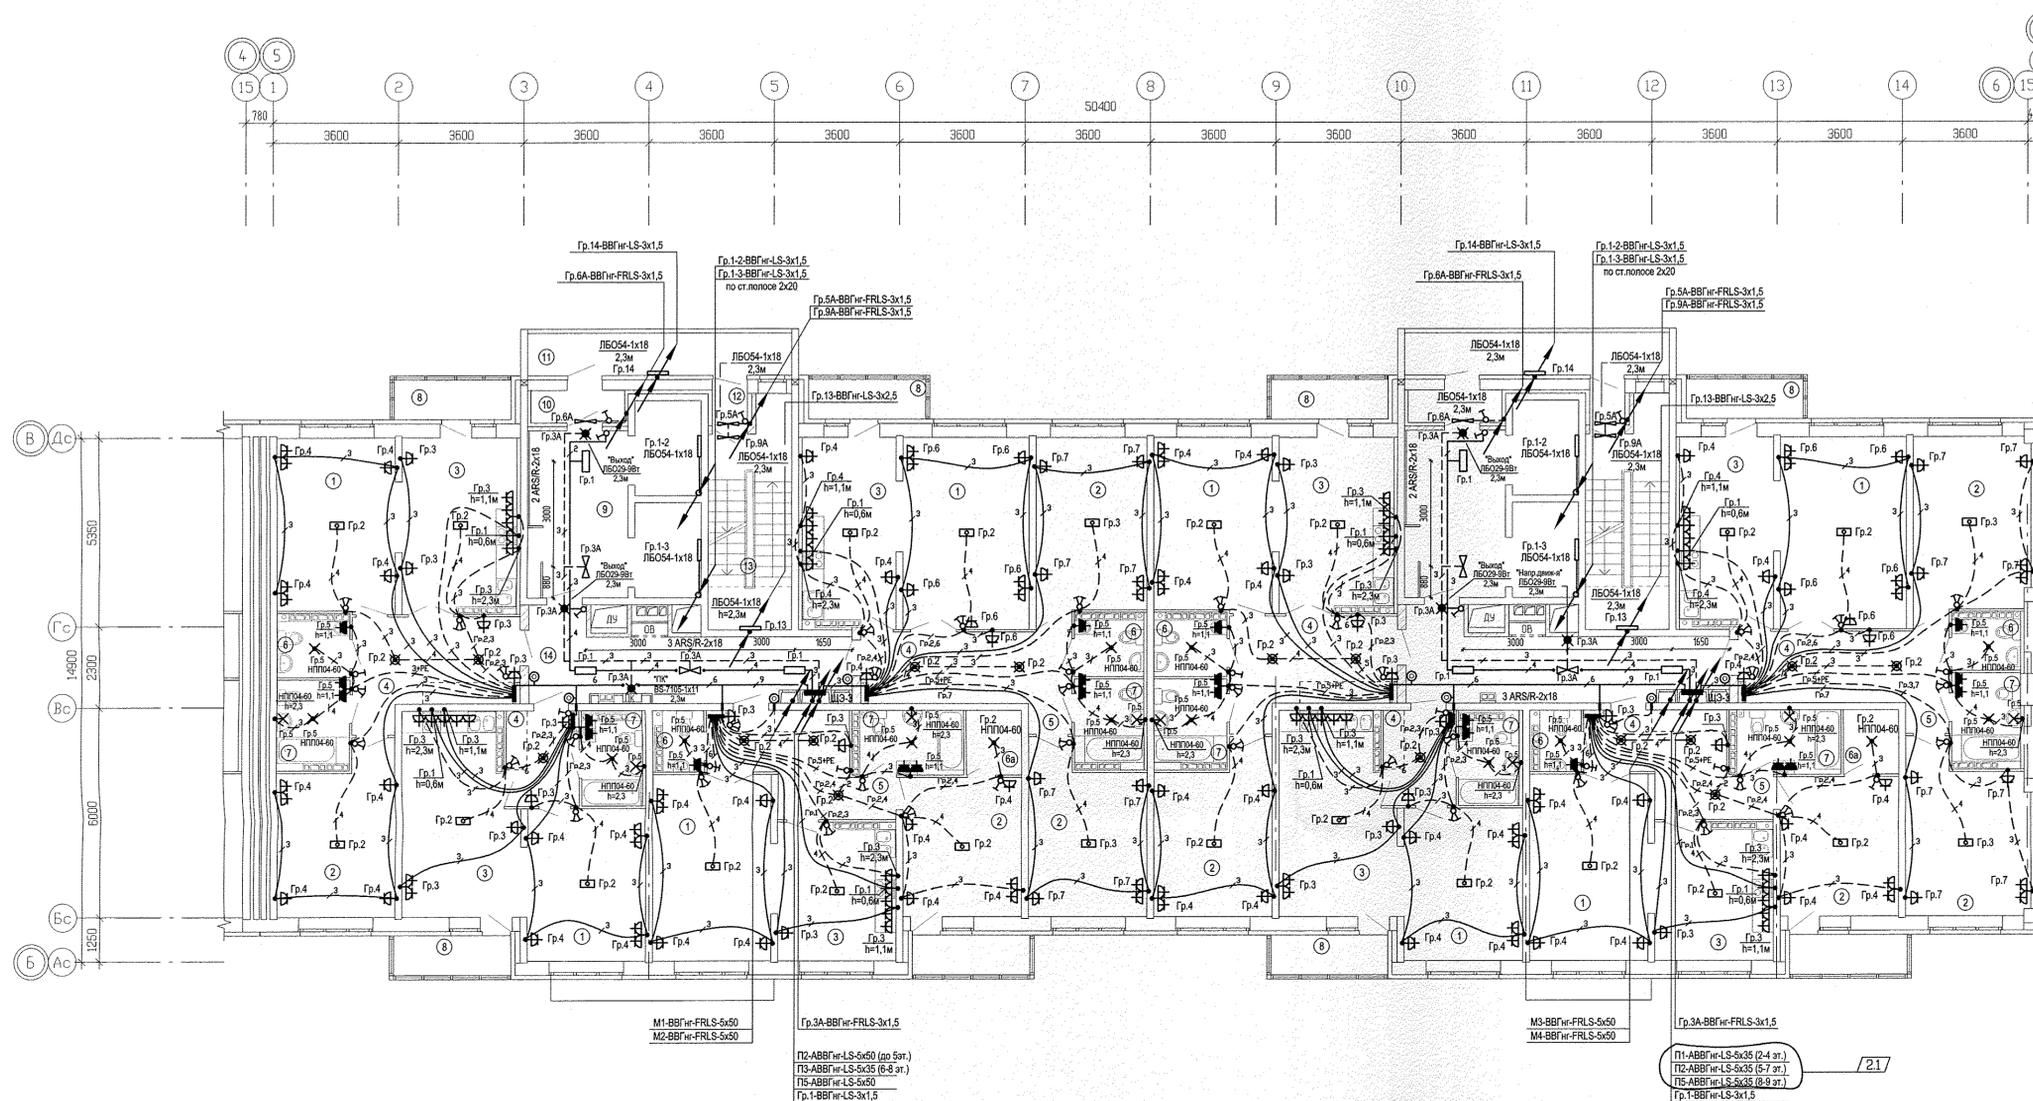



Имя и подл.	Подпись и дата	Взам. инв.	Дата	Имя и подл.	Подпись и дата
Д.Р.	Б.И.И.И.И.	Д.Р.	22.09.14	Д.Р.	22.09.14
О.В.	Р.В.И.И.И.И.	О.В.	22.09.14	О.В.	22.09.14
В.К.		В.К.		В.К.	

		АПУ.023-01В-3А			
2	1	-	226-1434	27.04.16	Июли дом со встроенно-пристроенными помещениями общественного назначения, подземно-наземный паркинг по ул. Индустрии, 104 в Орджоникидзевском районе г.Екатеринбурга
Изм.	Колуч	ИМСТ	И ДК	ПОДПИСЬ	ДАТА
Разработал	Карманова				08.09.14
Проверил	Багина				15.09.14
13-10-этажная блок-секция 1В				СТАДИЯ	ЛМСТ
				Р	20
ЛМСТ				ЛМСТОВ	
План 3-7 этажей				РАСПОЛОЖЕНИЕ ЭЛЕКТРИЧЕСКИХ СЕТЕЙ	
Расположение электрических сетей				АО «АТОМСТРОЙКОМПЛЕКС»	
И.контр.	Титов			20.09.14	
ГАП	Гаранин			20.09.14	



ЭКСПЛИКАЦИЯ ПОМЕЩЕНИЙ

Номер помещения	Наименование	Площадь, м <sup>2</sup>	Кат. помещения
Помещения квартир			
1	Гостиная	69.06	
2	Спальня	59.75	
3	Кухня	61.20	
4	Прихожая	33.31	
5	Коридор	9.05	
6	Санузел	6.42	
6а	Гардеробная	3.59	
7	Ванная	18.29	
8	Балкон	18.11	
Итого:		281.58	
Общедомовые помещения			
9	Лифтовый холл	12.40	
10	Тамбур	4.24	
11	Переходная лоджия	17.88	
12	Тамбур	2.28	
13	Лестничная клетка	28.62	
14	Коридор	17.53	
15	Техчердак	260.30	
16	Венткамера подпора	38.17	
17	Коридор	12.40	
18	Венткамера притока	14.23	
19	Электрощитовая	4.38	Д
Итого:		408.05	

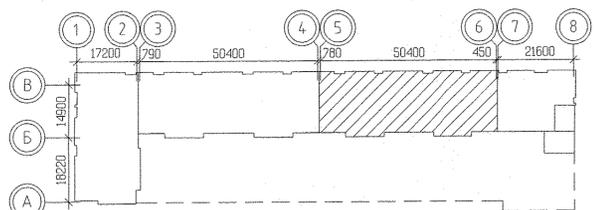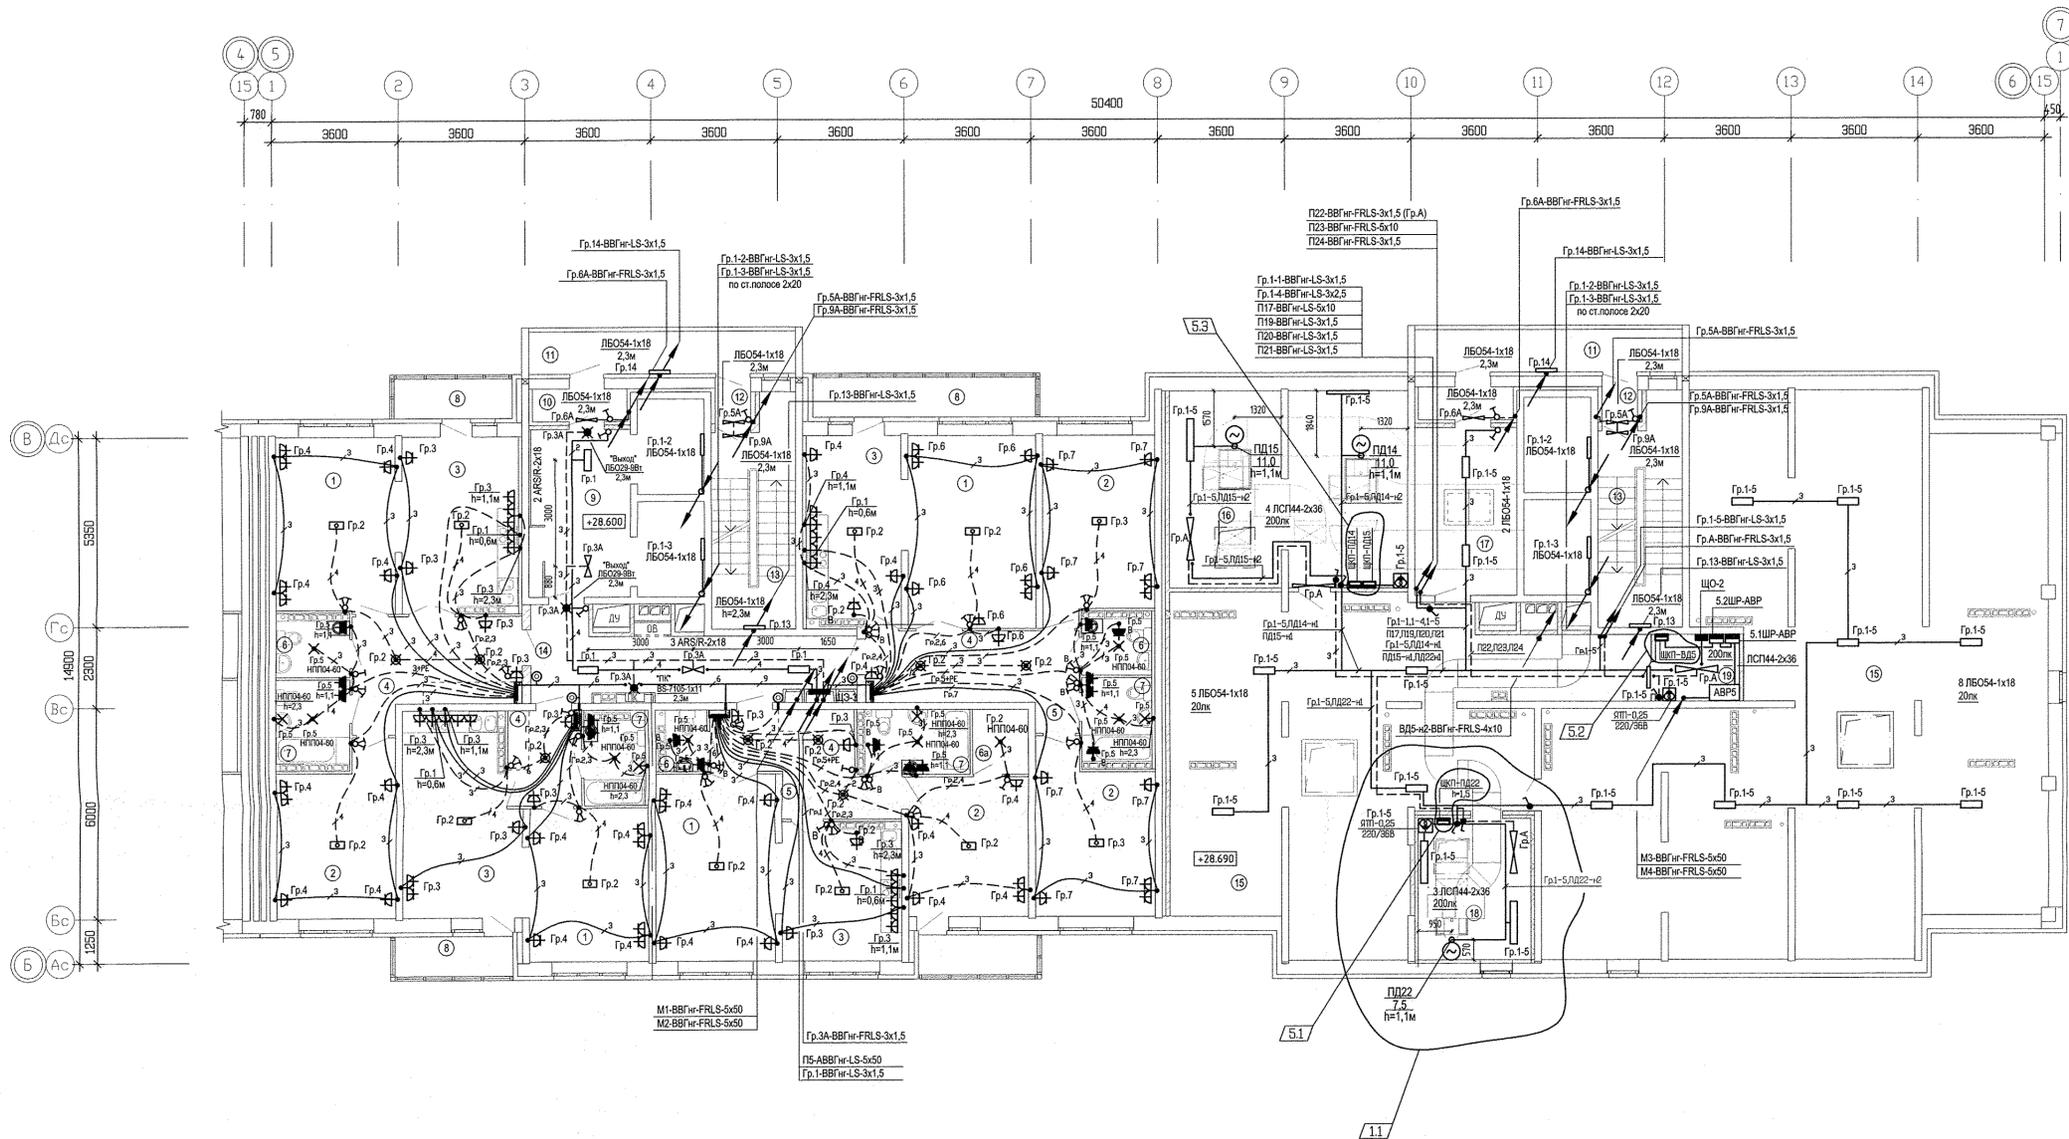


Имя и должность	Подпись и дата	Взам. инв.№	Штук
ДР	08.09.14	08.09.14	08.09.14
ОБ	15.09.14	15.09.14	15.09.14
БК	15.09.14	15.09.14	15.09.14

АП.023-01В-3А			
5	3	-	226-14
1	1	-	226-14
ИЗМ. КОЛ-ВО ЛИСТ. И ДОК. ПОДПИСИ. ДАТА			
Разработал	Карманова	08.09.14	
Проверил	Багина	15.09.14	
13-10-этажная блок-секция 1В			
План 10 этажа. Расположение электрических сетей			
СТАДИЯ	ЛИСТ	ЛИСТОВ	
р	23		
АО КОМПАНИЯ АТОМСТРОЙКОМПЛЕКС			

ЭКСПЛИКАЦИЯ ПОМЕЩЕНИЙ

Номер помещения	Наименование	Площадь, м <sup>2</sup>	Кат. помещения
Помещения коридор			
1	Гостиняя	69,86	
2	Спальня	59,75	
3	Кухня	60,43	
4	Прихожая	38,31	
5	Коридор	9,05	
6	Санузел	8,42	
Ба	Гардеробная	3,59	
7	Ванная	17,92	
8	Балкон	18,11	
	Итого:	280,44	
Опеларовые помещения			
9	Лифтовой холл	12,40	
10	Телеур	2,12	
11	Переходная лоджия	8,94	
12	Телеур	1,14	
13	Лестничная клетка	30,24	
14	Коридор	17,53	
15	Машинное помещение лифтов	20,77	Д
16	Коридор	11,77	
17	Лоджия	4,81	
	Итого:	117,72	

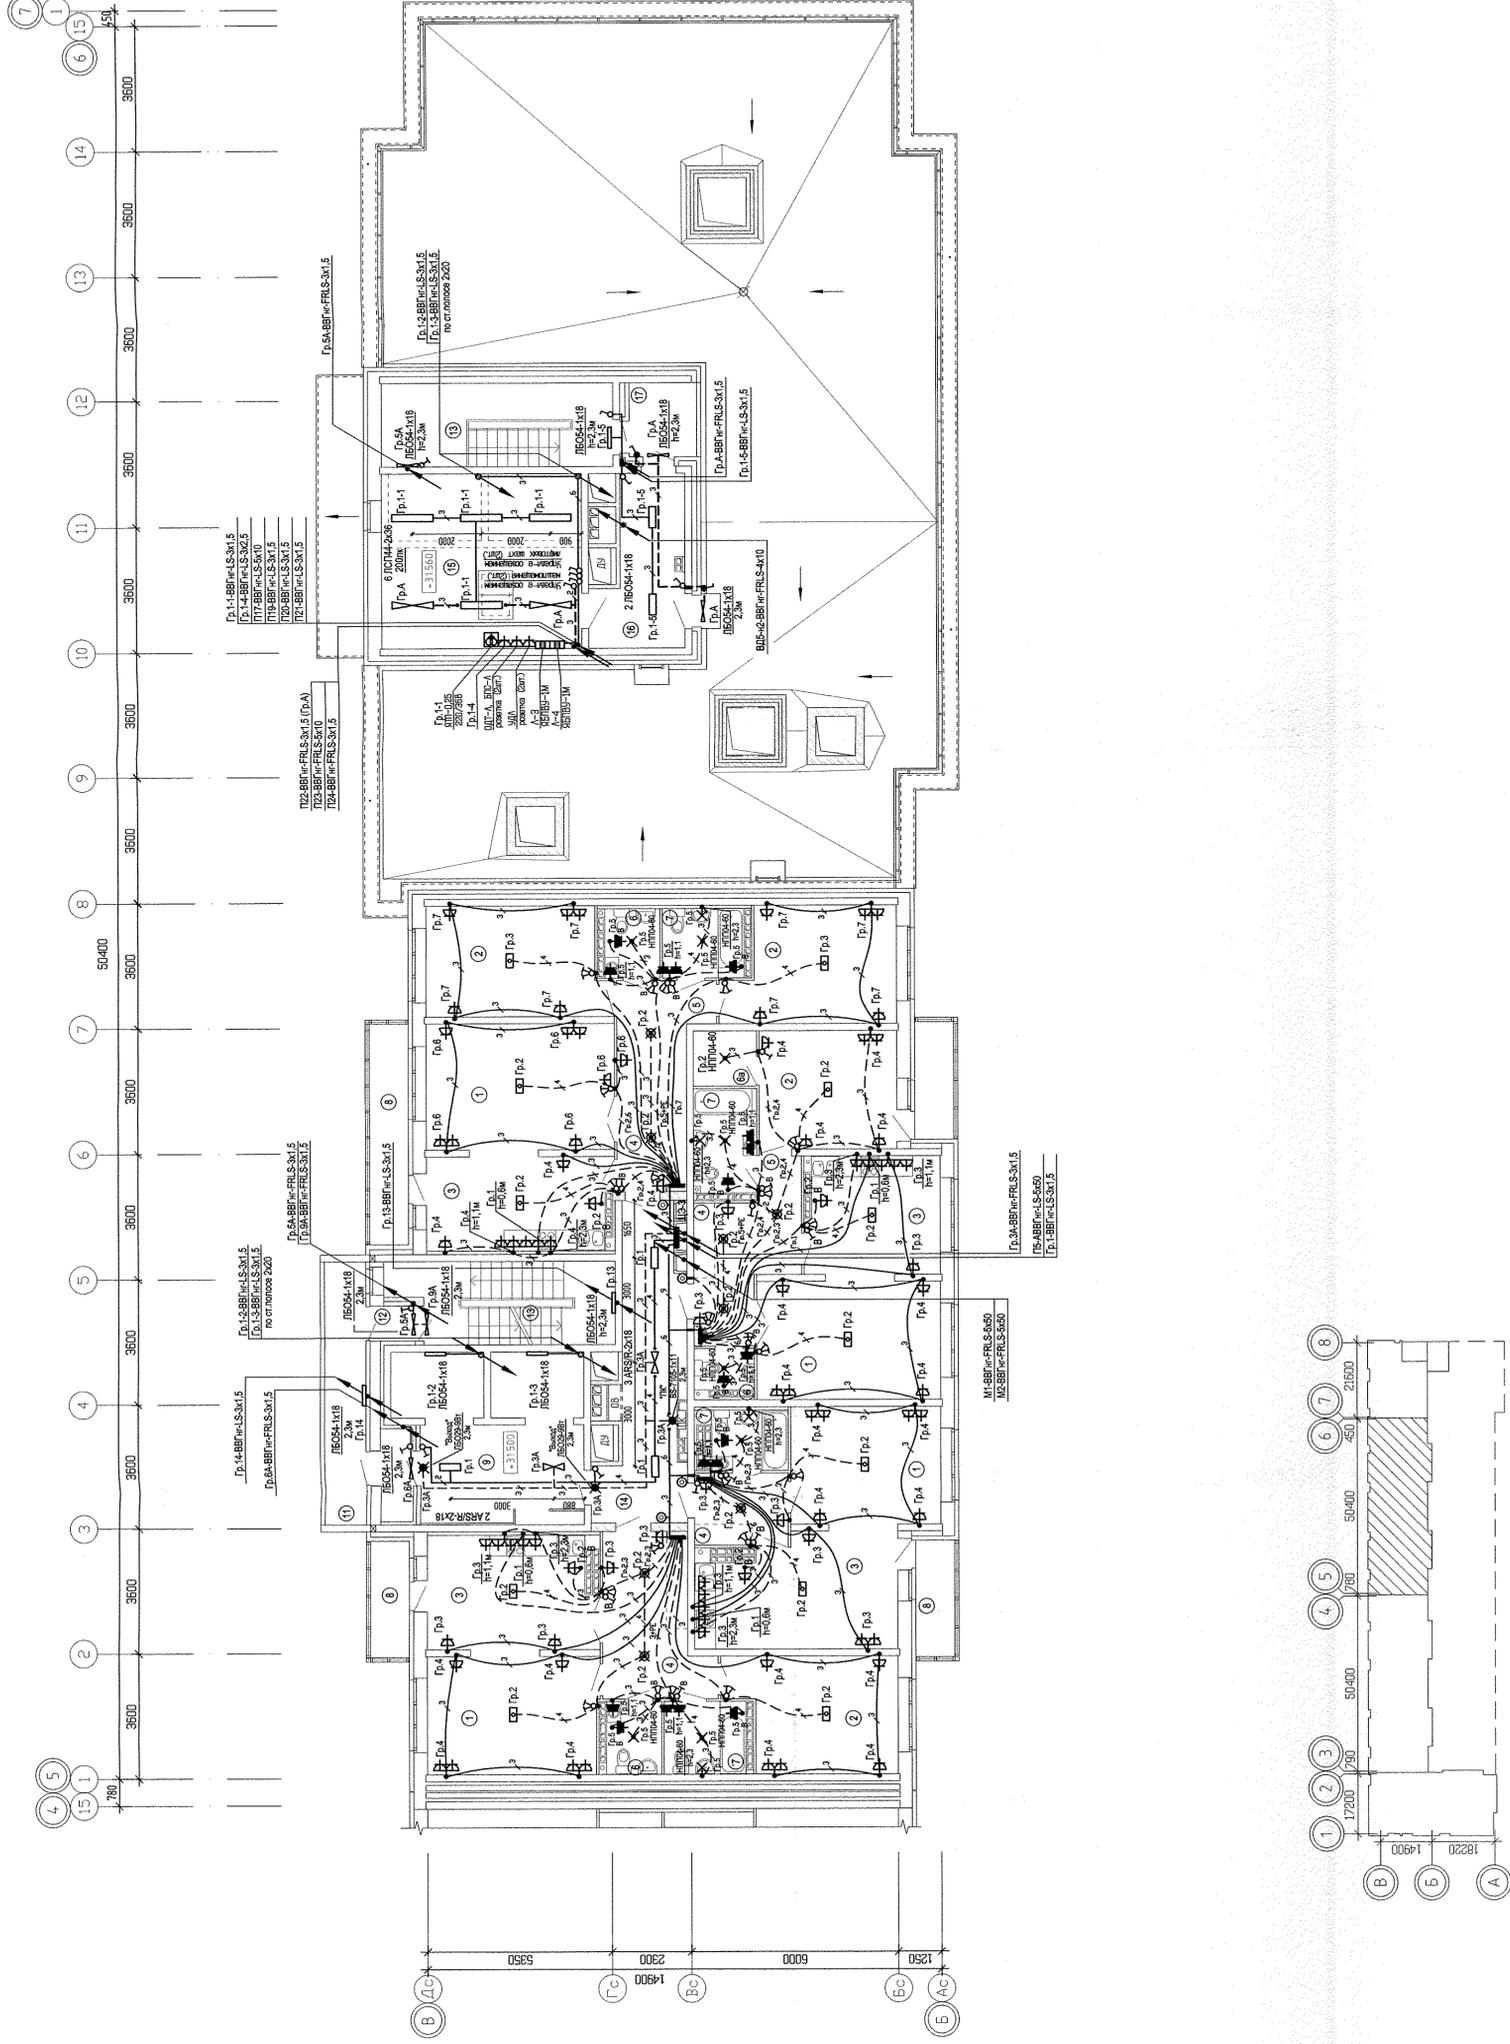

ИМН ПОИЛ	Получен и дата	Взем мейН	AP
СГР МОДРАНО	10.09.14	Димитрова	СГР
Членок	12.09.14	Лилия	Решителен
Членок	12.09.14	Решителен	БК

АПУ 023-018-ЭА	
Имя лог со встроено-гостиничным помещением, общественно-назначения, подвизанном паркингом по ул. Индустриал, 104 в Орхидеинском районе ГЕКАТЕРАПЕЛГА	
ИЗМ КОЛАН ИСТ Н ДОК ПОДПИСЬ ДАТА	Лист 11
Разработал: Караманова	Лист 11
Проверил: Багана	Лист 11
Исполн. Титов	Лист 11
ГЛП: Гарчин	Лист 11
СТАЦИЯ	ЛИСТ
Р	24
13-10-этажная блк-секция 1В	
Расположение электрических сетей	
АО КОМПАНИЯ АТОМСТРОЙКОМПЛЕКС	
Фирмат АТ	