


ЭКСПЛИКАЦИЯ ПОМЕЩЕНИЙ

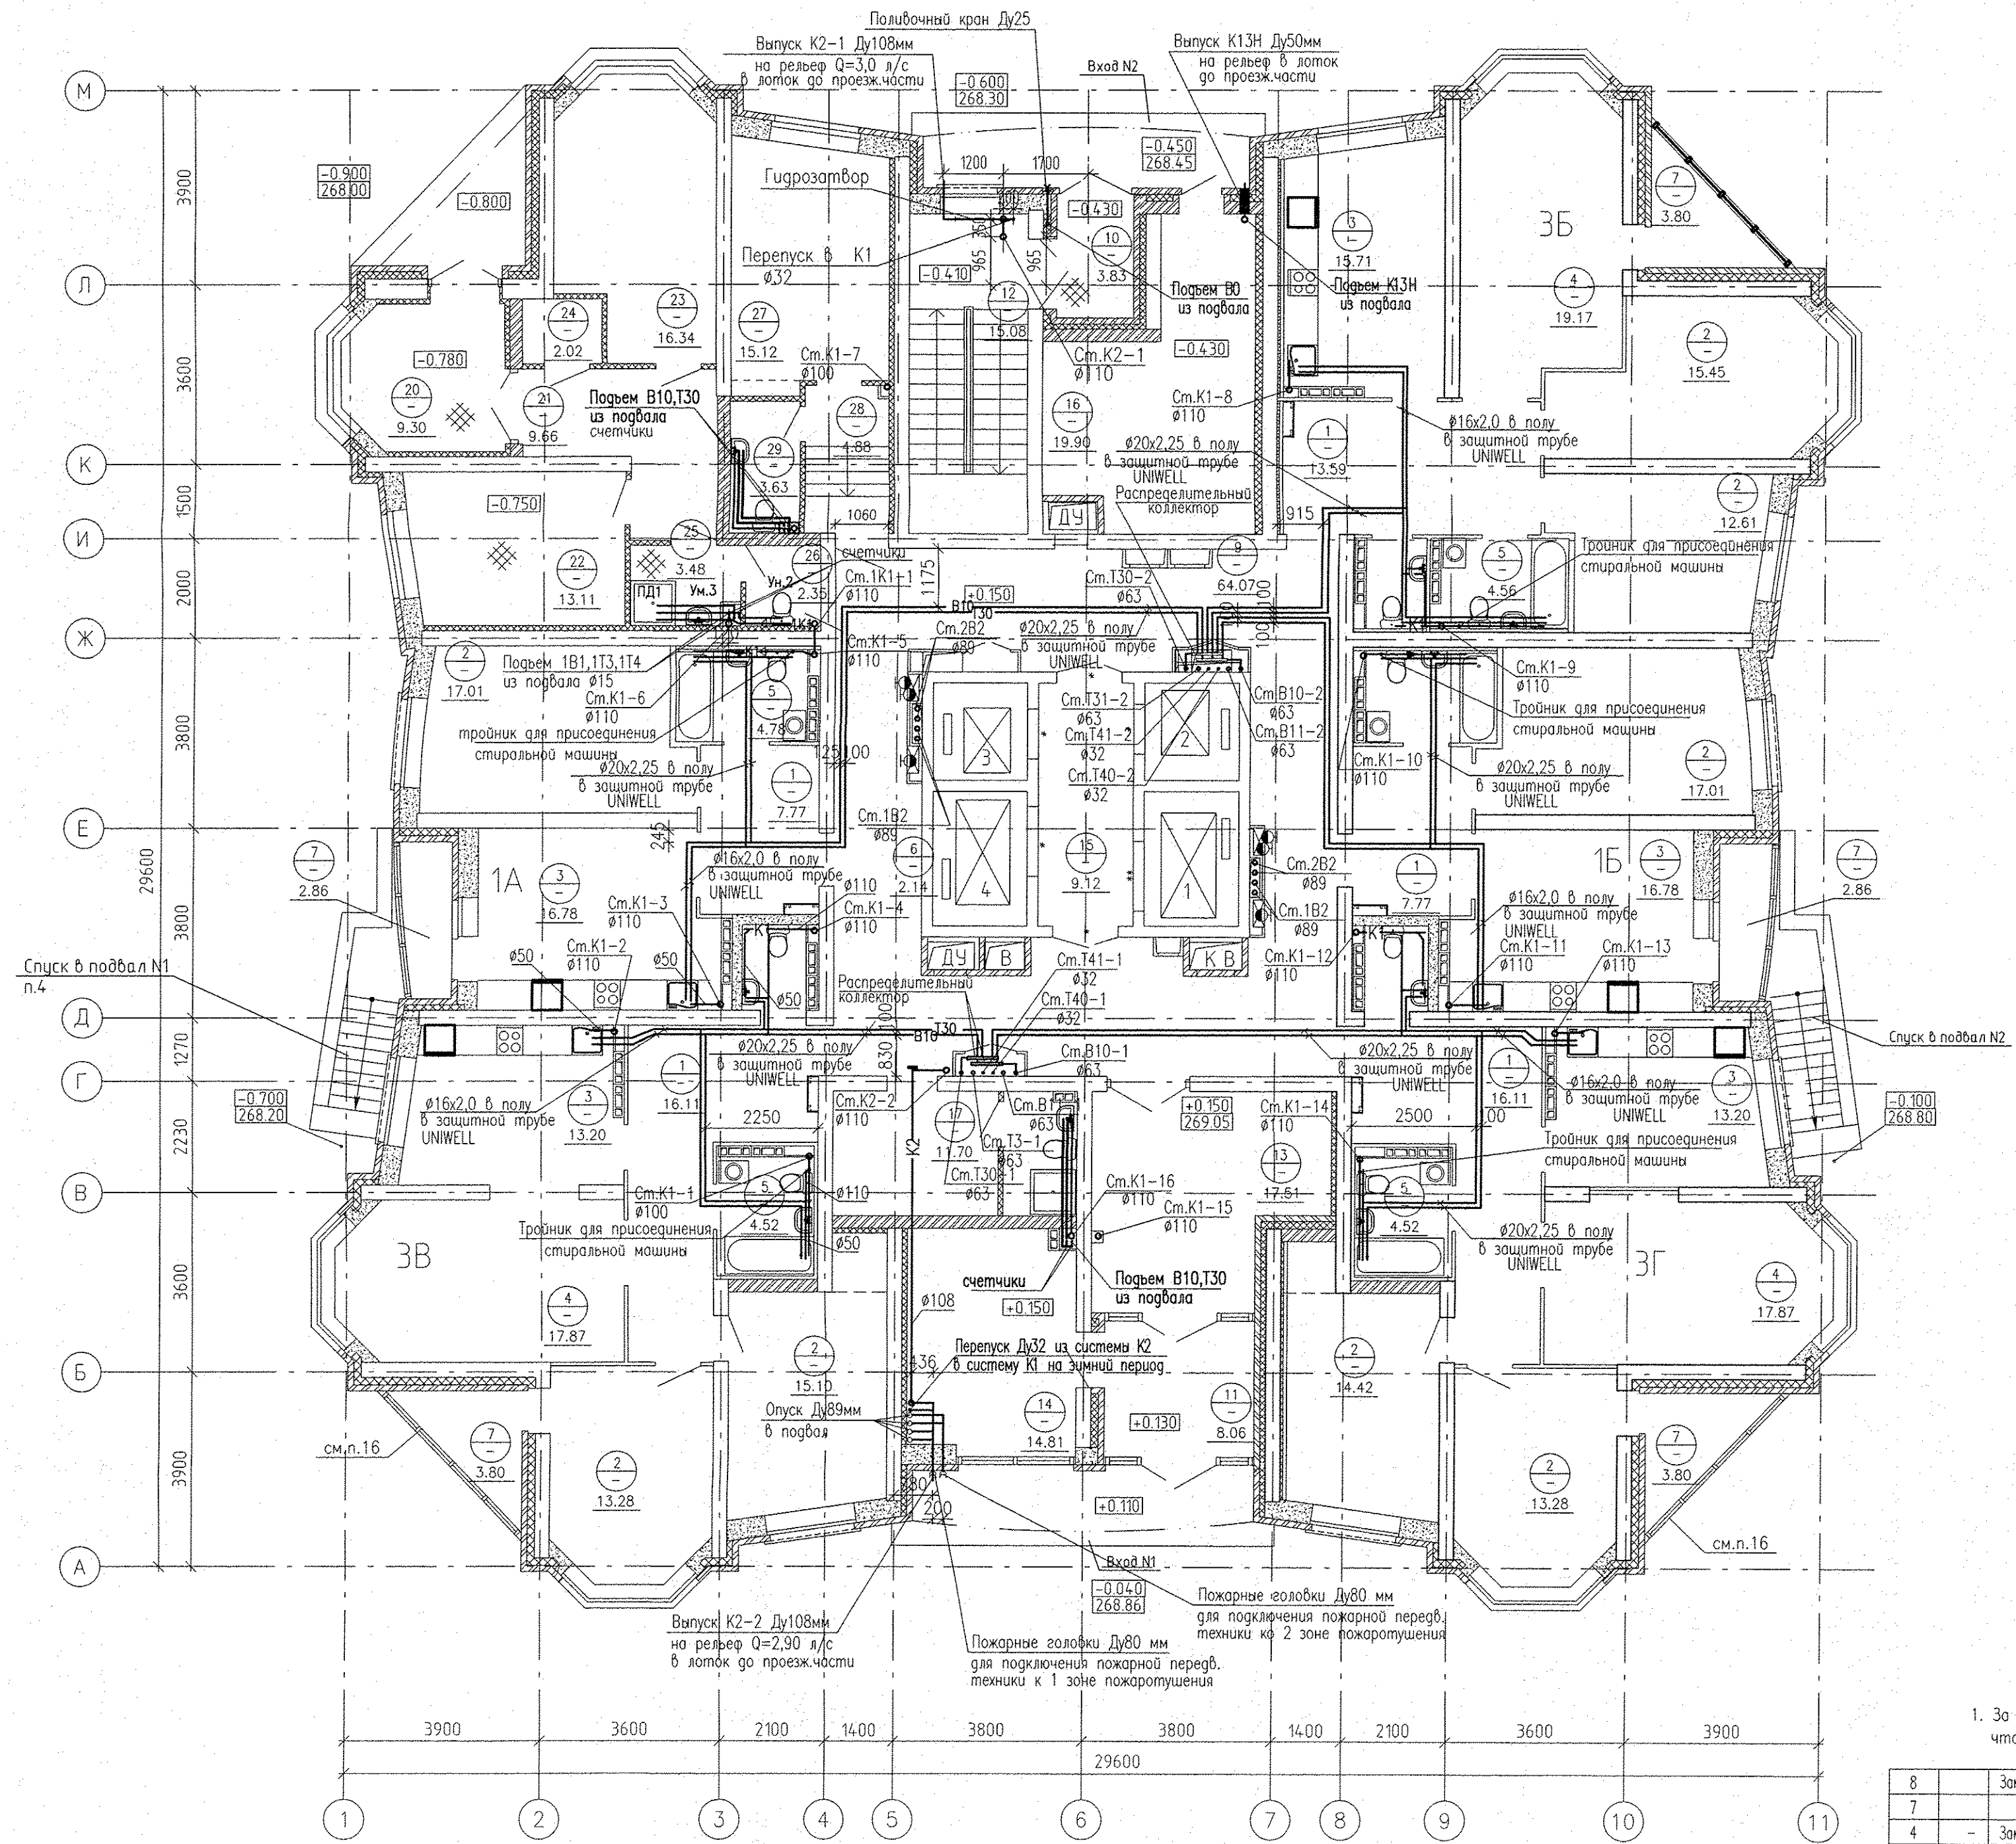

| Номер помещения | Наименование | Площадь, м2 | Кат. помещения |
|------------------------------|--------------------------------------|-------------|----------------|
| ПОМЕЩЕНИЯ КВАРТИР | | | |
| 1 | Холл(прихожая) | 61.59 | |
| 2 | Спальня | 84.73 | |
| 3 | Кухня | 75.91 | |
| 4 | Гостинная | 88.78 | |
| 5 | Ванная | 23.28 | |
| 6 | Сан. узел | 6.42 | |
| 7 | Лоджия | 17.34 | |
| Итого помещений квартир: | | 358.05 | |
| ОБЩЕДОМОВЫЕ ПОМЕЩЕНИЯ | | | |
| 9 | Коридор | 64.07 | |
| 10 | Тамбур | 3.83 | |
| 11 | Тамбур | 8.06 | |
| 12 | Лестничная клетка | 15.08 | |
| 13 | Холл | 17.51 | |
| 14 | Гостевой холл | 11.99 | |
| 15 | Лифтовый холл | 9.12 | |
| 16 | Электрощитовая | 19.90 | |
| 17 | Помещение уборочного инвентаря | 11.70 | |
| Итого общедомовых помещений: | | 163.47 | |
| ОФИС УЖК | | | |
| 20 | Тамбур | 9.30 | |
| 21 | Коридор | 9.66 | |
| 22 | Рабочий кабинет | 13.11 | |
| 23 | Рабочий кабинет | 16.34 | |
| 24 | Комната хранения люминисцентных ламп | 2.02 | |
| 25 | Комната уборочного инвентаря | 3.48 | |
| 26 | Уборная | 2.35 | |
| Итого офис УЖК: | | 56.26 | |
| ПОМЕЩЕНИЯ ОХРАНЫ | | | |
| 27 | Комната охраны | 15.12 | |
| 28 | Коридор с лестницей | 4.88 | |
| 29 | Сан.узел | 3.63 | |
| Итого помещений охраны: | | 23.63 | |


1. За относительную отметку 0.000 принят уровень верха плиты перекрытия над техподпольем этаж, что соответствует абсолютной отметки 268.90.

| | | | | | |
|-------------------------------|------|--------|-------------|----------|---|
| 8 | Зам. | 83-16 | Е. А. А. А. | 03.2017 | АПУ.006-01-ВК |
| 7 | | 83-16 | Е. А. А. А. | 28.12.16 | |
| 4 | Зам. | 83-16 | Е. А. А. А. | 23.09.16 | |
| 1 | Зам. | 83-16 | Е. А. А. А. | 19.04.16 | |
| ИЗМ. КОЛ.УЧ | ЛИСТ | №.ДОК. | ПОДПИСЬ | ДАТА | |
| Разработал Неустроева Е.А. | | | | | 1 этап строительства 28-этажный жилой дом №1 |
| Проверил Решетникова Е.А. | | | | | |
| Гл. спец. ВК Решетникова Е.А. | | | | | |
| Н. контроль Шкляр М.А. | | | | | План 1 этажа |
| Г. А. П. Чирков | | | | | |
| | | | | | СТАДИЯ ЛИСТ ЛИСТОВ Р 3 |
| | | | | | ЗАО КОРПОРАЦИЯ АТОМСТРОЙКОМПЛЕКС |

| | |
|------------------|------------------|
| Решетникова Е.А. | В.К. |
| Бакина Е.А. | ЭП |
| Пашова О.В. | ОВ |
| В.К. | В.К. |
| ЭП | ЭП |
| ОВ | ОВ |
| Имя и фамилия | Положение и дата |
| Имя и фамилия | Положение и дата |

ЭКСПЛИКАЦИЯ ПОМЕЩЕНИЙ

| Номер помещения | Наименование | Площадь, м2 | Кат. помещения |
|------------------------------|-------------------|-------------|----------------|
| ПОМЕЩЕНИЯ КВАРТИР | | | |
| 1 | Холл(прихожая) | 88.70 | |
| 2 | Спальня | 154.72 | |
| 3 | Кухня | 121.26 | |
| 4 | Гостиная | 75.94 | |
| 5 | Ванная | 33.78 | |
| 6 | Сан. узел | 8.76 | |
| 7 | Лоджия | 26.78 | |
| Итого помещений квартир: | | 509.94 | |
| ОБЩЕДОМОВЫЕ ПОМЕЩЕНИЯ | | | |
| 10 | Переходная лоджия | 7.88 | |
| 11 | Лестничная клетка | 14.67 | |
| 12 | Коридор | 76.03 | |
| 13 | Тамбуры | 6.55 | |
| 14 | Техпомещение | 8.27 | |
| 15 | Лифтовый холл | 10.50 | |
| Итого общедомовых помещений: | | 123.90 | |

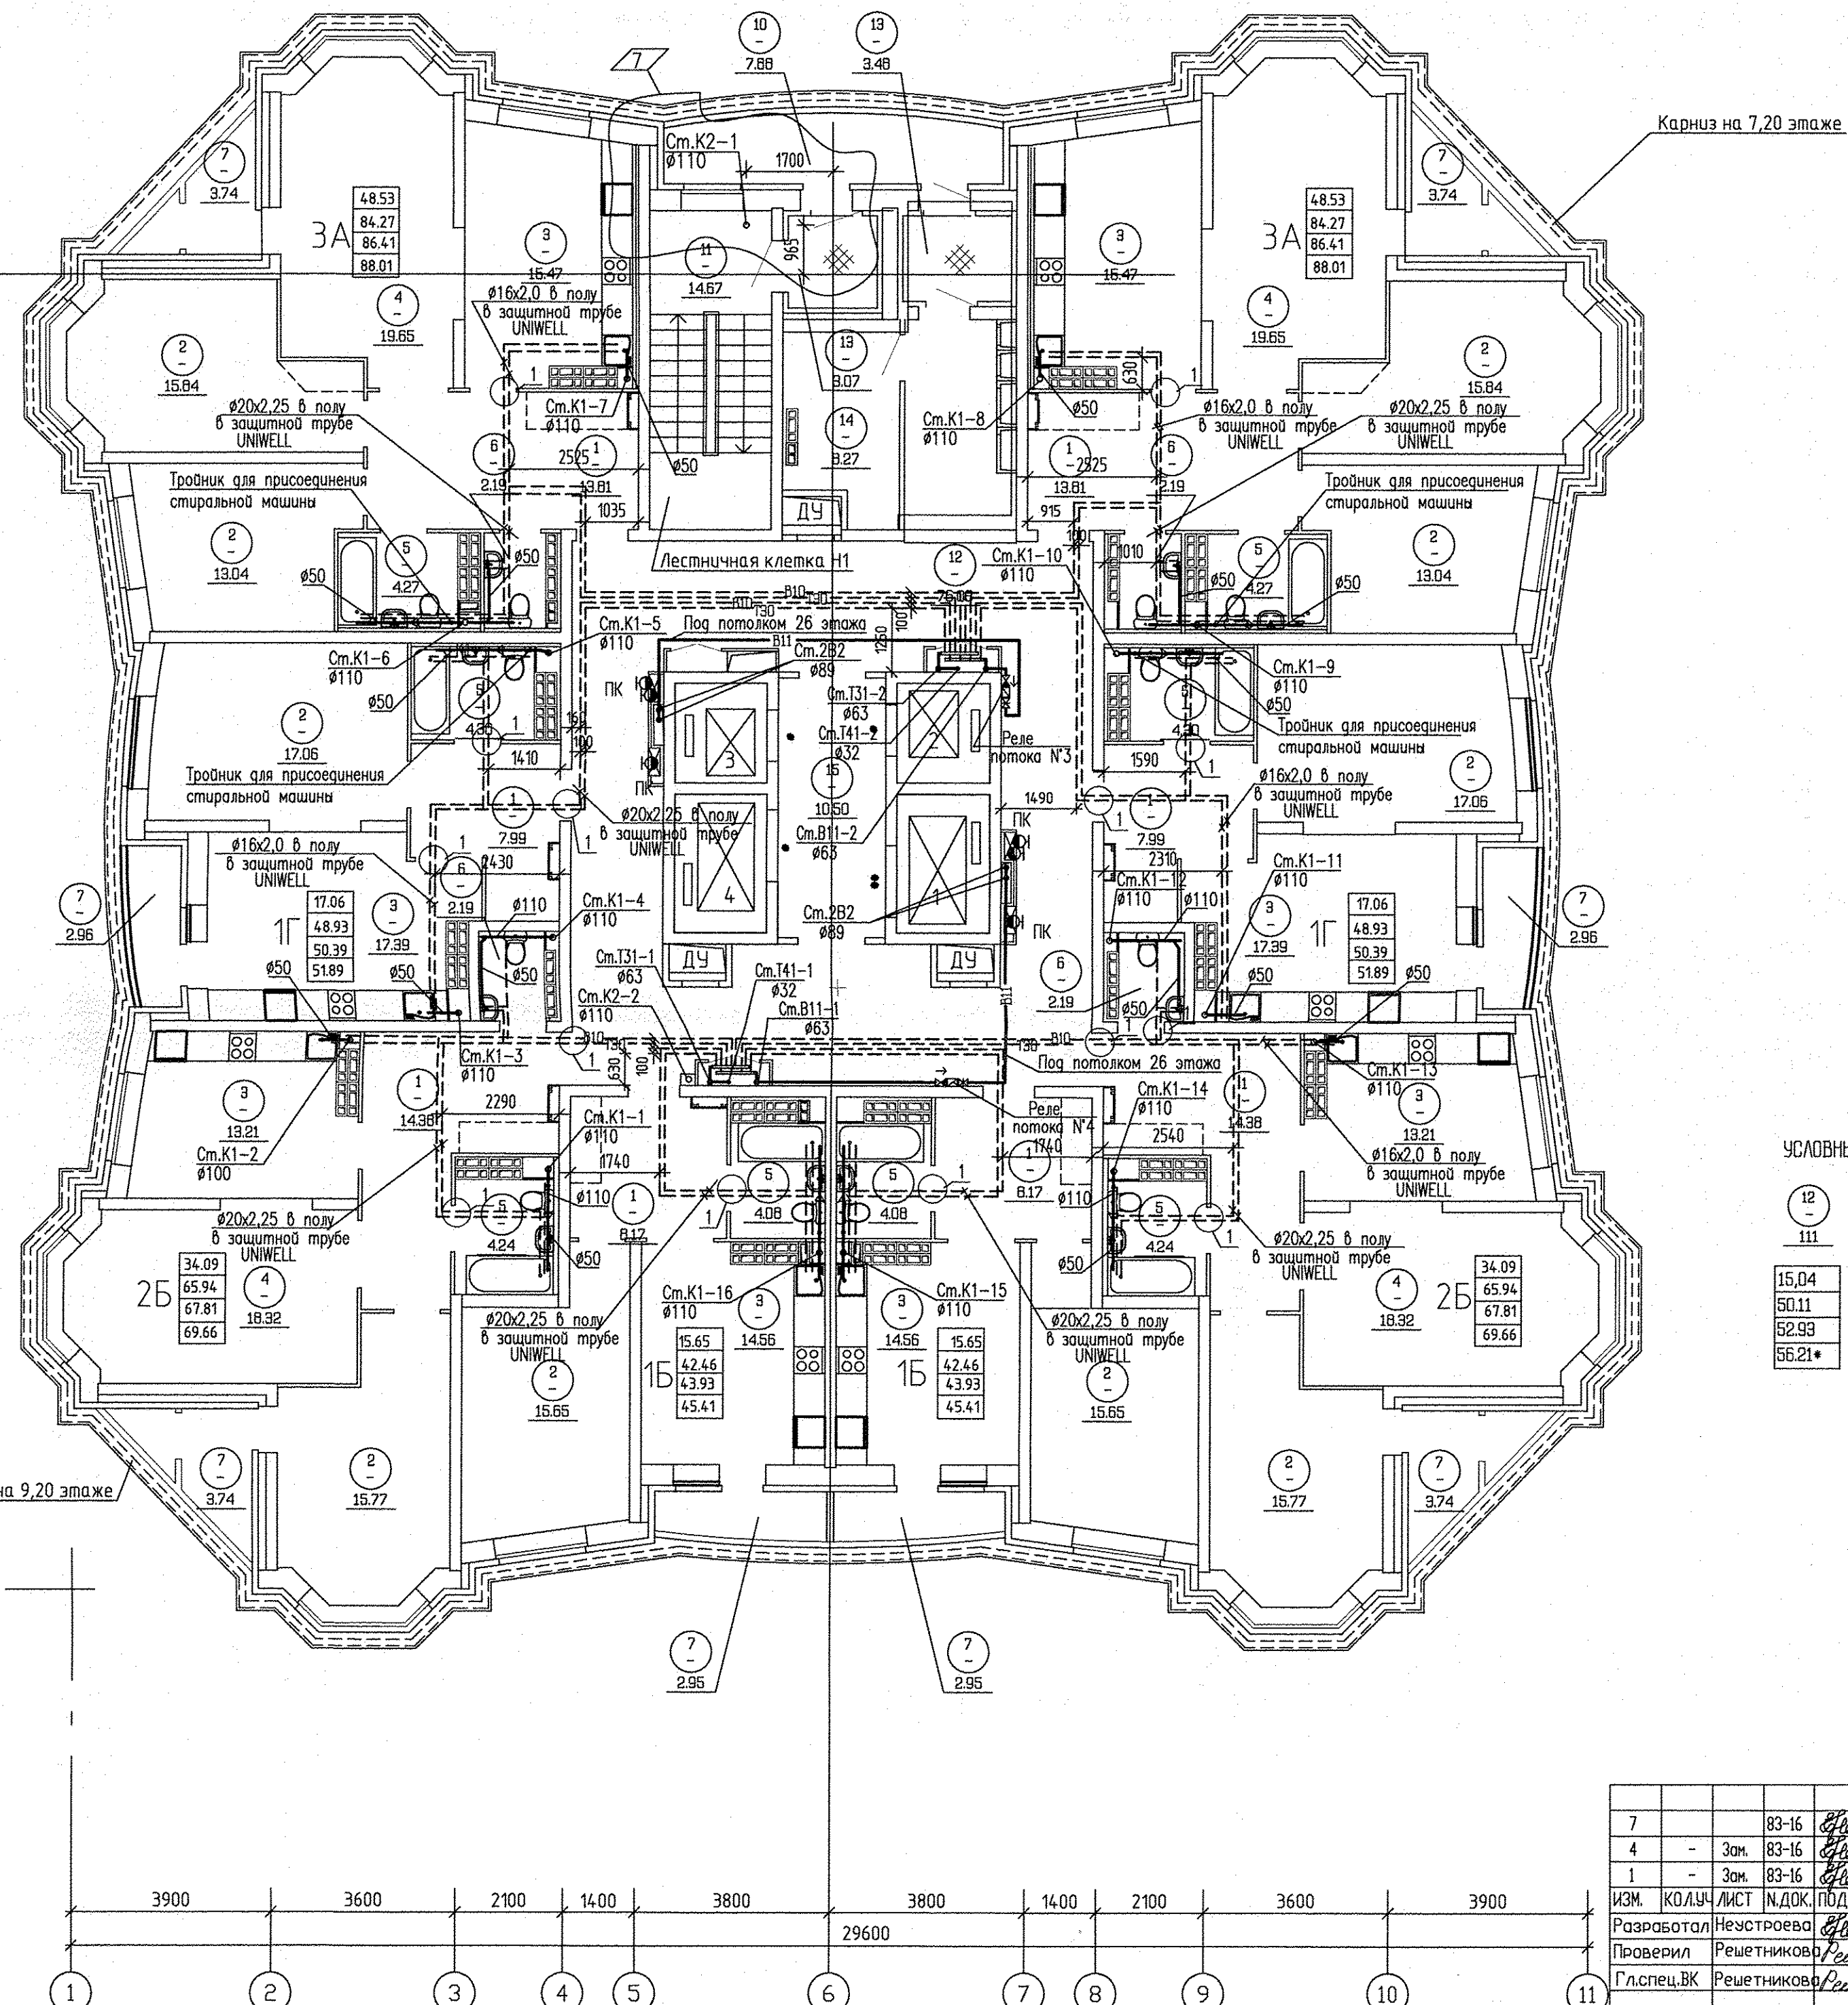

УСЛОВНЫЕ ОБОЗНАЧЕНИЯ

- 12 - номер помещения
- 111 - площадь помещения
- 15.04 - Жилая площадь квартиры
- 65.94 - Площадь квартиры
- 50.11 - Общая площадь квартиры с приведенными коэффициентами летних помещений 0.5 и 0.3
- 52.93 - Общая площадь квартиры с приведенным коэффициентом летних помещений 1.0
- 56.21* - Общая площадь квартиры с приведенным коэффициентом летних помещений 1.0

| | | | | | | | | | | | | | | | | |
|----------------|----------------|--------------|----|----|----|----|-------|-------|--------|-------|-------|-------|-------|----|-------|-------|
| И.н.в.Н. подл. | Подпись и дата | Взам. инв.н. | ЭП | ЭВ | ЭП | АР | ТИТОВ | ГУШИН | БАГИНА | 11.14 | 11.14 | 11.14 | 11.14 | СС | ЧУЖИК | 11.14 |
|----------------|----------------|--------------|----|----|----|----|-------|-------|--------|-------|-------|-------|-------|----|-------|-------|

| | | | | | | | | | | |
|-------------|-------------|------|--------|-------------|----------|--|--|--------|------|--------|
| 7 | | | 83-16 | Решетникова | 28.12.16 | Жилой комплекс по улицам Амундсена - Разливная в Ленинском районе г. Екатеринбурга | Пусковой комплекс 1 28-этажный жилой дом №1 | СТАДИЯ | ЛИСТ | ЛИСТОВ |
| 4 | - | Зам. | 83-16 | Решетникова | 23.09.16 | | | | | |
| 1 | - | Зам. | 83-16 | Решетникова | 19.04.16 | | | | | |
| ИЗМ. | КОЛУЧ | ЛИСТ | И.ДОК. | ПОДПИСЬ | ДАТА | | | | | |
| Разработал | Неусторова | | | Решетникова | 15.11.14 | | | | | |
| Проверил | Решетникова | | | Решетникова | 15.11.14 | | | | | |
| Гл.спец.ВК | Решетникова | | | Решетникова | 15.11.14 | | | | | |
| И.контр.оль | Щкляр | | | Щкляр | 15.11.14 | | | | | |

АПУ.006-01-ВК

План 15-26 этажа
 ОАО КОРПОРАЦИЯ
 АТОМСТРОЙКОМПЛЕКС