


Гр.2А ВВГнг-FRLS 3x2,5
 М1; ВВГнг-FRLS-5x50
 М2; ВВГнг-FRLS-5x50
 П12; ВВГнг-FRLS-3x2,5 до 18 этажа

П1; АВВГнг-LS-5x35 до 6 этажа
 П2; АВВГнг-LS-5x35 до 11 этажа
 П5; АВВГнг-LS-5x35 до 16 этажа
 П6; АВВГнг-LS-5x35 до 18 этажа
 Гр.2 ВВГнг-LS 3x2,5

Блок-секция N5А
 АПУ.005-05А-АР
 в осях 2-3

ИВН. И ПОДП.	ПОДПИСЬ И ДАТА	ВЗМ. ИНВ. N	АР	01.15
ОВ	Пошево		АР	01.15
ВК	Решеткин		АР	01.15
СС	Бородин		АР	01.15
Состав				

АПУ.005-05А-ЭЛ					
3	3	-	159-15	<i>[Signature]</i>	08.16.
2	-	Зам.	159-15	<i>[Signature]</i>	11.15.
Изн.	Кол. уч.	Лист	№ док.	Подпись	Дата
Разработал	Иванов	<i>[Signature]</i>	19.01.15.		
Гл. спец.	Багина	<i>[Signature]</i>	19.01.15.		
ГАП	Чирков	<i>[Signature]</i>	19.01.15.		
Комплекс жилых домов с объектами обслуживания и подземным гаражом по улице Ирбитской -Данилы Зверева - Вилонова - Раевского в Кировском районе г. Екатеринбурга				Стадия	Лист
IV очередь строительства. Многосекционный жилой дом N 5. Пусковой комплекс 1. 19-26-этажная блок-секция 5А				Р	18
План 2-16 этажей в осях 1-2. Расположение электрических сетей.					

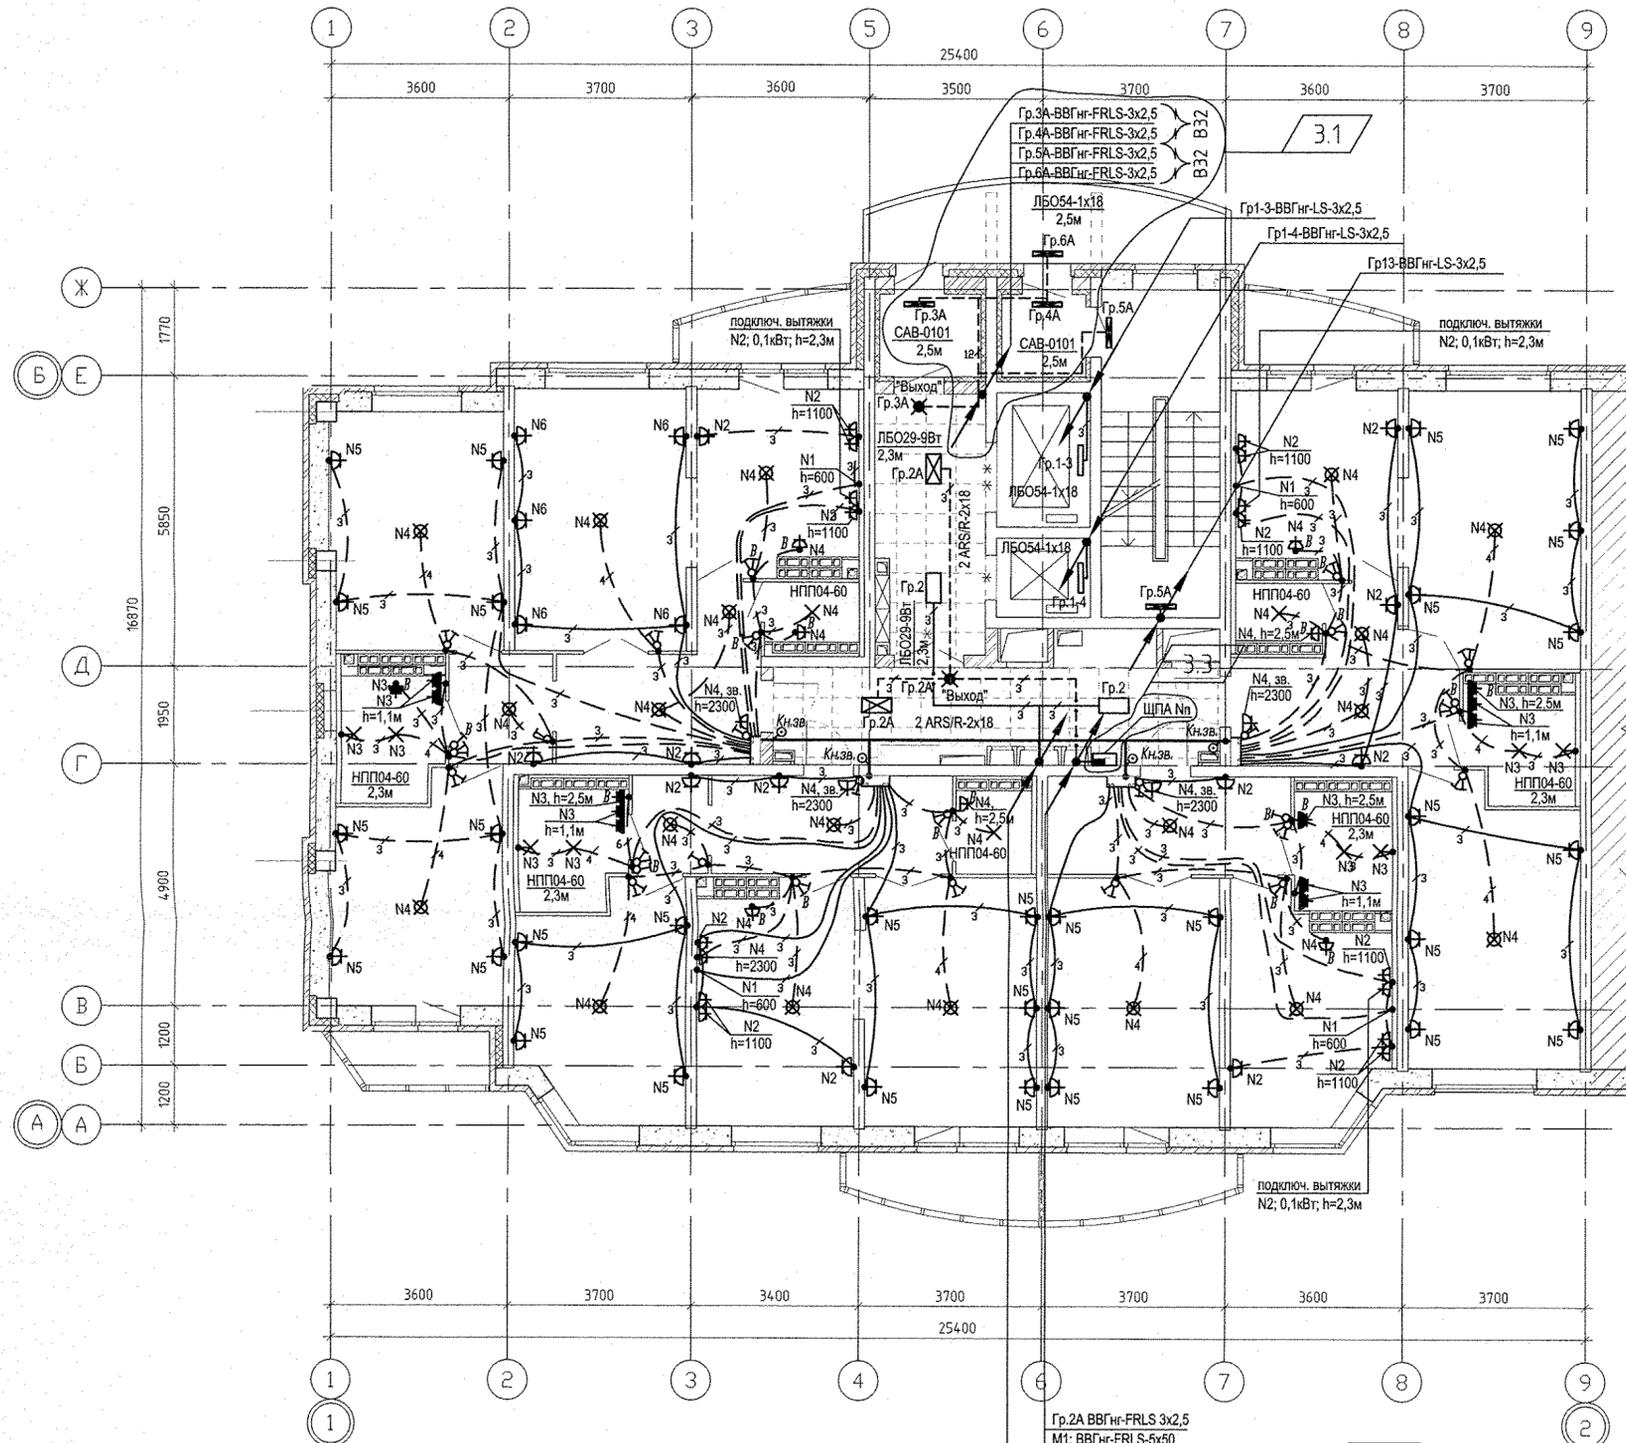

Гр.2А ВВГнг-FRLS 3х2,5
 М1: ВВГнг-FRLS-5х50
 М2: ВВГнг-FRLS-5х50
 П12: ВВГнг-FRLS-3х2,5 до 18 этажа

П1: АВВГнг-LS-5х35 до 6 этажа
 П2: АВВГнг-LS-5х35 до 11 этажа
 П5: АВВГнг-LS-5х35 до 16 этажа
 П6: АВВГнг-LS-5х35 до 18 этажа
 Гр.2 ВВГнг-LS 3х2,5


Блок-секция N5А
 АПУ.005-05А-АР
 в осях 2-3

ИНВ. N ПОДЛ.	ПОДПИСЬ И ДАТА	ВЗМ. ИНВ. N	ОВ	01.15
ИНВ. N ПОДЛ.	ПОДПИСЬ И ДАТА	ВЗМ. ИНВ. N	ВК	01.15
ИНВ. N ПОДЛ.	ПОДПИСЬ И ДАТА	ВЗМ. ИНВ. N	СС	01.15
ИНВ. N ПОДЛ.	ПОДПИСЬ И ДАТА	ВЗМ. ИНВ. N	Судья	01.15


АПУ.005-05А-ЭЛ					
3	3	-	159-15	<i>[Signature]</i>	08.16.
2	-	Зач.	159-15	<i>[Signature]</i>	11.15.
Изм.	Кол. уч.	Лист	№ док.	Подпись	Дата
Разработал	Иванов			<i>[Signature]</i>	19.01.15.
Гл. спец.	Багина			<i>[Signature]</i>	19.01.15.
ГАП	Чирков			<i>[Signature]</i>	19.01.15.
Комплекс жилых домов с объектами обслуживания и подземным гаражом по улице Ирбитской -Данилы Зверева - Вилонова - Раевского в Кировском районе г. Екатеринбурга				Стадия	Лист
IV очередь строительства. Многосекционный жилой дом N 5. Пусковой комплекс 1. 19-26-этажная блок-секция 5А				Р	19
План 17-18 этажей в осях 1-2. Расположение электрических сетей.					

Экспликация помещений

Номер помещения	Наименование	Площадь, м ²	Кат. помещения
Общедомовые помещения			
1	Тамбуры	7,30	
2	Лифтовой холл	23,22	
3	Вестибюль	20,02	
4	Лестничная клетка	15,73	
7	Электрощитовая	11,49	Д
8	Санузел с мойкой уборочного инвентаря	2,64	
ИТОГО площадь общедомовых помещений:		80,40	
Дошкольная группа по присмотру и уходу за детьми на 20 мест			
9	Тамбур	1,95	
10	Тамбур	5,35	
11	Коридор	28,25	
12	Групповая	52,09	
13	Тамбур	4,31	
14	Спальня	31,93	
15	Спальня	32,44	
16	Раздевальная	21,00	
17	Туалетная	9,35	
18	Туалетная	8,33	
19	Буфет – раздаточная	13,21	
20	Кладовая чистого белья	5,19	
21	Гардероб персонала	4,94	
22	Санузел	2,10	
23	Мойка уборочного инвентаря	2,45	
24	Коридор	28,65	
25	Кладовая	2,56	В3
ИТОГО площадь помещений :		254,10	
ИТОГО общая площадь : (по внутренним границам нар. стен)		271,54	

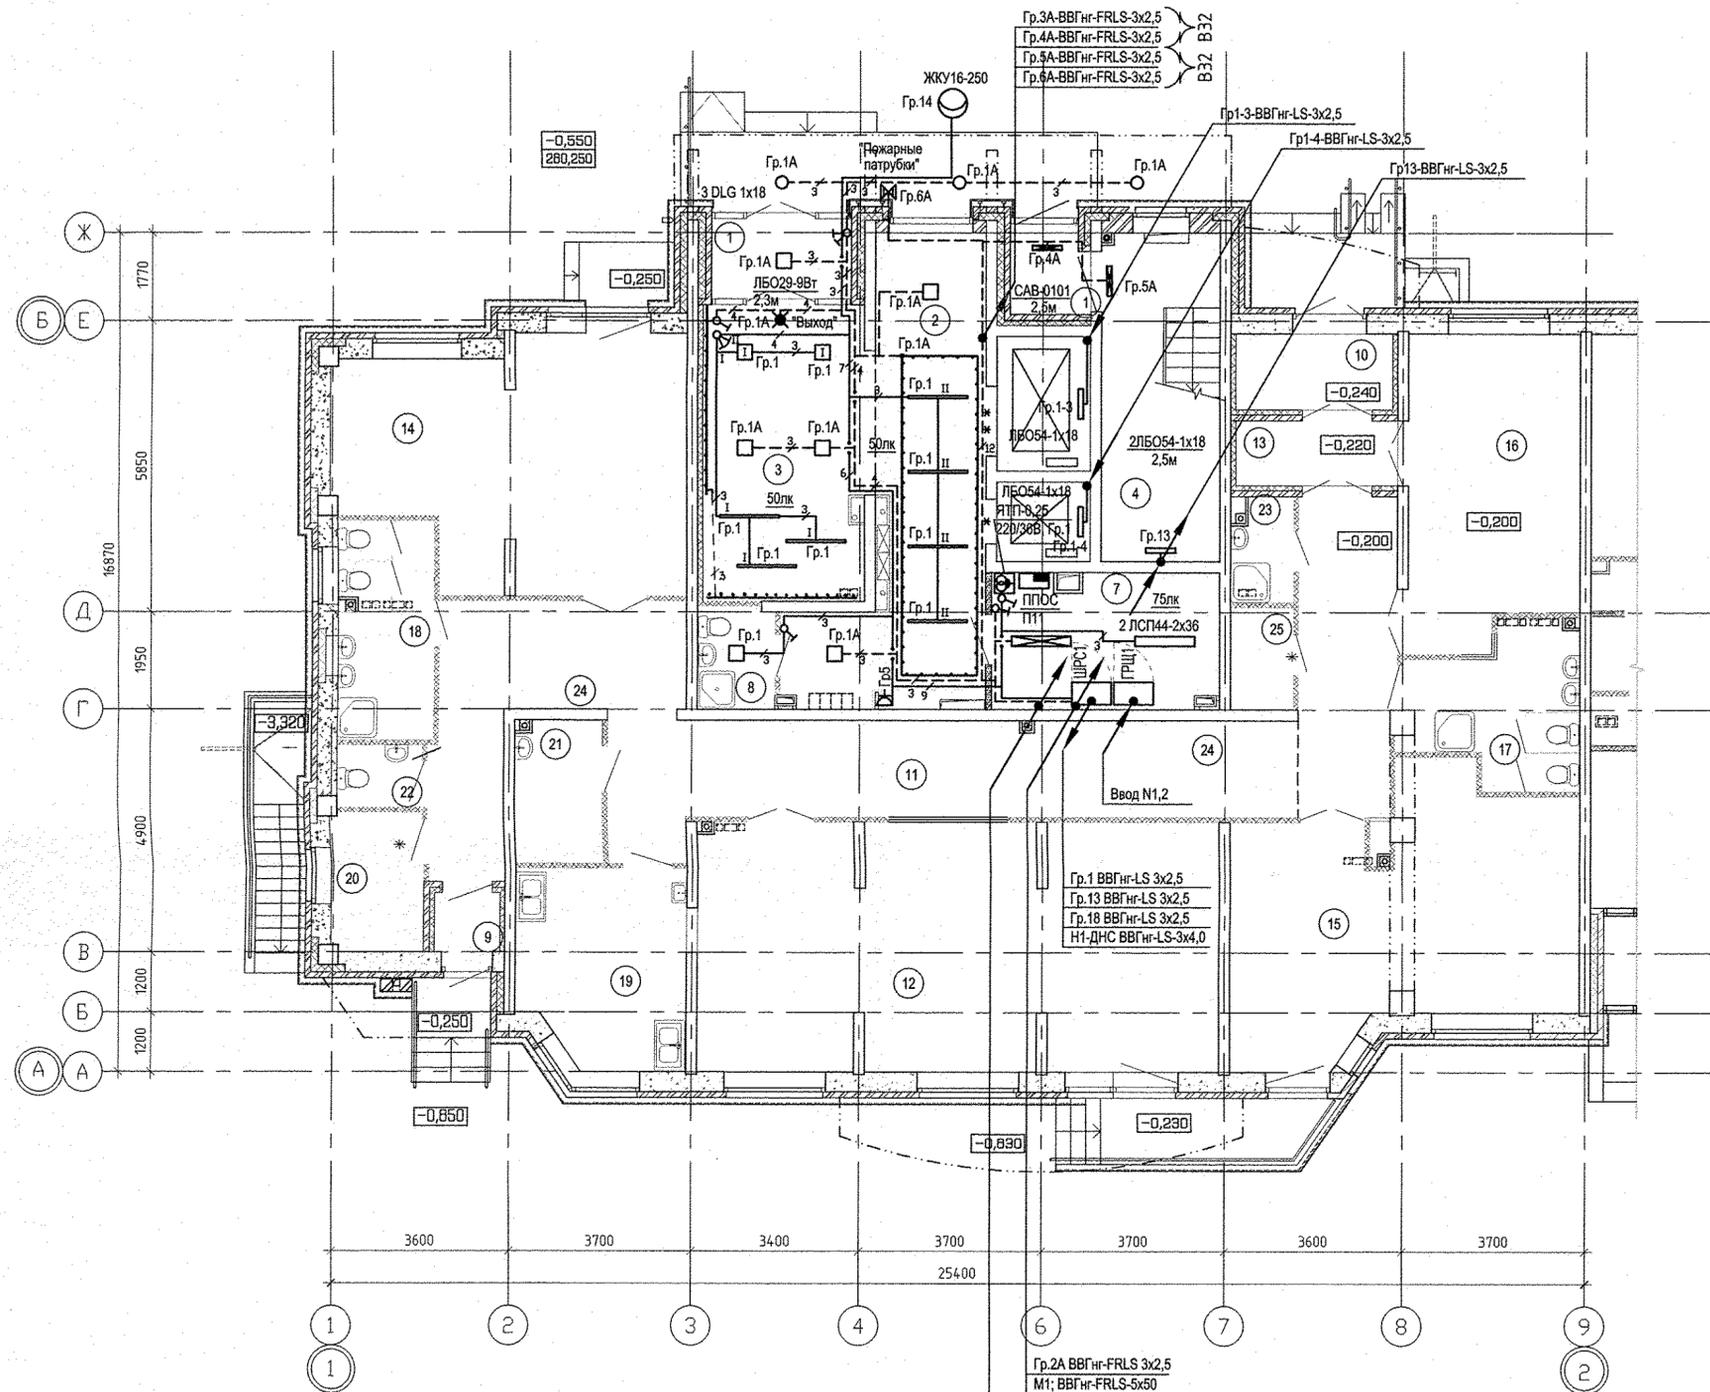

ЭЛЕКТРОЩИТОВАЯ. РАССТАНОВКА ЭЛ.ОБОРУДОВАНИЯ.

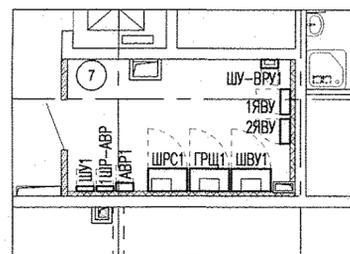

Гр.2А ВВГнг-FRLS 3x2,5
 М1: ВВГнг-FRLS-5x50
 М2: ВВГнг-FRLS-5x50
 П12: ВВГнг-FRLS-3x2,5 до 18 этажа

П1: АВВГнг-LS-5x50 до 6 этажа
 П2: АВВГнг-LS-5x50 до 11 этажа
 П5: АВВГнг-LS-5x50 до 16 этажа
 П6: АВВГнг-LS-5x50 до 18 этажа
 Гр.2 ВВГнг-LS 3x2,5

- Линейный подвесной светильник 60x60x1200 мм, 18 Вт. Количество: 7 шт. Подвесить на высоту 2800 мм от пола
- Диодная панель 300x300x10 мм 24 Вт. Количество 8 шт.
- Светодиодная лента в профиле MICRO-ALU

ПРИМЕЧАНИЕ:

Привязку светильников см. АПУ.005-05А-АИ.ГМ, лист 3

ИНВ. N ПОДЛ.	ПОДПИСЬ И ДАТА	ВЗАМ. ИНВ. N	ОБ.	01.15	АР	01.15	01.15
			Пашева				
			Решетникова				
			Борогина				
			СВ				
			СС				

АПУ.005-05А-ЭЛ						
Комплекс жилых домов с объектами обслуживания и подземным гаражом по улице Ирбитской -Данилы Зверева - Вилонова - Раевского в Кировском районе г. Екатеринбурга						
Изм.	Кол. уч.	Лист	№ док.	Подпись	Дата	
4	-	Зам.	159-15		10.16.	
Разработал	Иванов				19.01.15.	
Гл. спец.	Багина				19.01.15.	
ГАП	Чирков				19.01.15.	
IV очередь строительства. Многосекционный жилой дом N 5. Пусковой комплекс 1. 19-26-этажная блок-секция 5А						Стадия
План 1 этажа в осях 1-2. Расположение электрических сетей.						Лист
						Листов
						Р
						15
						ВАО КОРПОРАЦИЯ АТОМСТРОЙКОМПЛЕКС