

№ эт.	Обозн. прибора	n
1	CV21S-500-1000 Q=1190Вт	3

№ эт.	Обозн. прибора	n
1	CV21S-500-1000 Q=1180Вт	3

№ эт.	Обозн. прибора	n
1	CV11-500-800 Q=675Вт	2

№ эт.	Обозн. прибора	n
1	CV21S-500-1000 Q=940Вт	2

№ эт.	Обозн. прибора	n
1	CV21S-500-1000 Q=930Вт	2

№ эт.	Обозн. прибора	n
1	CV11-500-800 Q=658Вт	2

№ эт.	Обозн. прибора	n
1	CV11-500-1000 Q=675Вт	2

№ эт.	Обозн. прибора	n
1	CV11-500-900 Q=712Вт	2

№ эт.	Обозн. прибора	n
1	CV11-500-800 Q=638Вт	2

№ эт.	Обозн. прибора	n
1	CV21S-500-800 Q=540Вт	2

№ эт.	Обозн. прибора	n
1	CV22-500-1000 Q=810Вт	2

№ эт.	Обозн. прибора	n
1	CV22-500-1000 Q=1525Вт	3

№ эт.	Обозн. прибора	n
1	CV22S-500-900 Q=692Вт	2

№ эт.	Обозн. прибора	n
1	CV22-500-800 Q=1245Вт	3

№ эт.	Обозн. прибора	n
1	CV33-500-800 Q=1230Вт	3

№ эт.	Обозн. прибора	n
1	CV21S-500-900 Q=990Вт	2

№ эт.	Обозн. прибора	n
1	CV22-500-700 Q=170Вт	1

№ эт.	Обозн. прибора	n
1	CV21S-500-1000 Q=685Вт	2

№ эт.	Обозн. прибора	n
1	CV21S-500-800 Q=685Вт	2

№ эт.	Обозн. прибора	n
1	CV21S-500-900 Q=700Вт	2

№ эт.	Обозн. прибора	n
1	CV21S-500-1000 Q=1465Вт	3

№ эт.	Обозн. прибора	n
1	CV22-500-800 Q=560Вт	2

№ эт.	Обозн. прибора	n
1	CV21S-500-900 Q=700Вт	2

№ эт.	Обозн. прибора	n
1	CV33-500-800 Q=1355Вт	3

№ эт.	Обозн. прибора	n
1	CV11-500-800 Q=470Вт	2

№ эт.	Обозн. прибора	n
1	CV11-500-800 Q=170Вт	1

№ эт.	Обозн. прибора	n
1	CV21S-500-900 Q=1020Вт	2

№ эт.	Обозн. прибора	n
1	CV22-500-700 Q=695Вт	2

№ эт.	Обозн. прибора	n
1	CV22-500-700 Q=695Вт	2

Примечание:
 1. Трубопроводы условно отнесены от стен.
 2. В квартирах трубы проложить в гофре; в МОП Energoflex Super Protect 9мм.

Лестничная клетка		
№ эт.	Обозн. прибора 1*	n
1-8	Конвектор КСК20-104У	-

Межквартирный коридор		
№ эт.	Обозн. прибора 2*	n
1-8	Конвектор КСК20-04У	-

23-04-19-01 - ОВ.К

8-этажный дом с подземной автостоянкой расположенный по адресу: Свердловская область, г.Екатеринбург, Ленинский район, ул.Щорса, 56г

Изм.	Кол.уч.	Лист	№ док.	Подп.	Дата
Разработал		Архипов			08.20
Проверил		Косолапова			08.20
Н.контроль		Смолина			08.20

Стадия	Лист	Листов
Р	5	

Отопление. План 1 этажа, 1 секция

ООО "АЛЬТЕК ПРОЕКТИРОВАНИЕ"


Согласовано

Согласовано

Взам. инв. №

Подп. и дата

Инв. № подл.

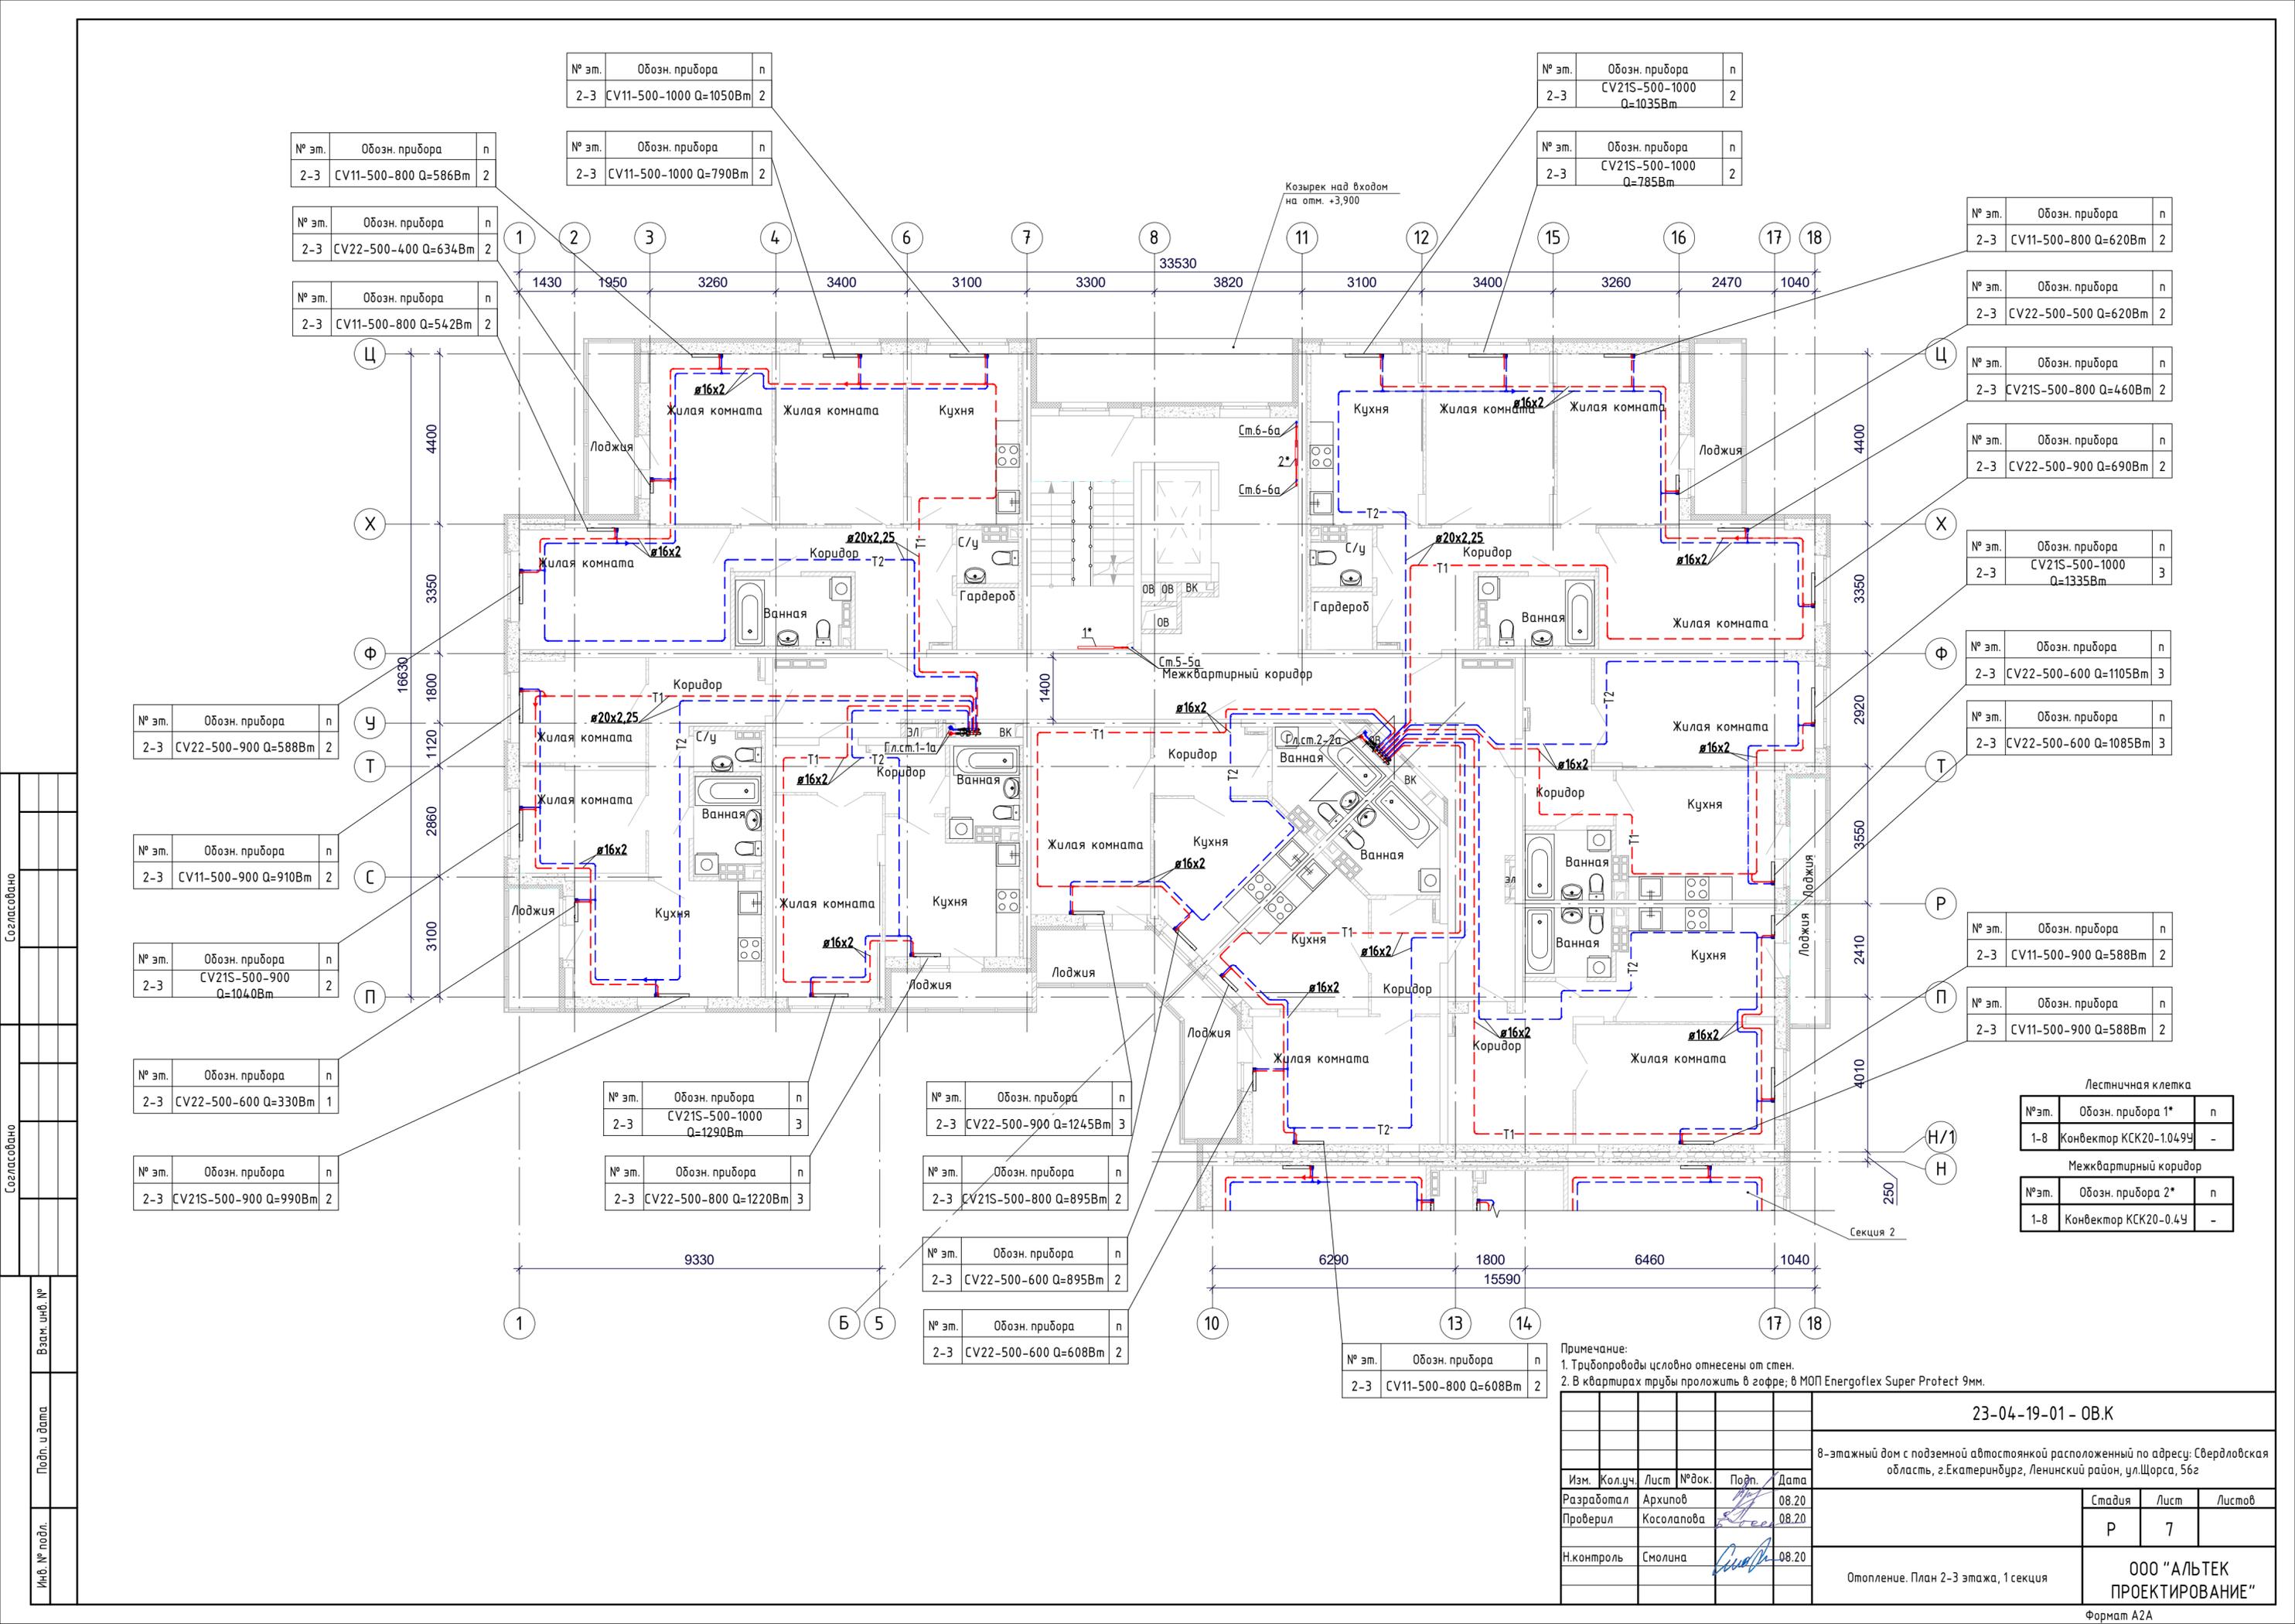

№ эт.	Обозн. прибора	n
2-3	CV11-500-1000 Q=1050Вт	2

№ эт.	Обозн. прибора	n
2-3	CV21S-500-1000 Q=1035Вт	2

№ эт.	Обозн. прибора	n
2-3	CV11-500-800 Q=586Вт	2

№ эт.	Обозн. прибора	n
2-3	CV11-500-1000 Q=790Вт	2

№ эт.	Обозн. прибора	n
2-3	CV21S-500-1000 Q=785Вт	2

№ эт.	Обозн. прибора	n
2-3	CV11-500-800 Q=620Вт	2

№ эт.	Обозн. прибора	n
2-3	CV22-500-500 Q=620Вт	2

№ эт.	Обозн. прибора	n
2-3	CV21S-500-800 Q=460Вт	2

№ эт.	Обозн. прибора	n
2-3	CV22-500-900 Q=690Вт	2

№ эт.	Обозн. прибора	n
2-3	CV21S-500-1000 Q=1335Вт	3

№ эт.	Обозн. прибора	n
2-3	CV22-500-600 Q=1105Вт	3

№ эт.	Обозн. прибора	n
2-3	CV22-500-600 Q=1085Вт	3

№ эт.	Обозн. прибора	n
2-3	CV22-500-900 Q=588Вт	2

№ эт.	Обозн. прибора	n
2-3	CV11-500-900 Q=910Вт	2

№ эт.	Обозн. прибора	n
2-3	CV21S-500-900 Q=1040Вт	2

№ эт.	Обозн. прибора	n
2-3	CV22-500-600 Q=330Вт	1

№ эт.	Обозн. прибора	n
2-3	CV21S-500-900 Q=990Вт	2

№ эт.	Обозн. прибора	n
2-3	CV21S-500-1000 Q=1290Вт	3

№ эт.	Обозн. прибора	n
2-3	CV22-500-800 Q=1220Вт	3

№ эт.	Обозн. прибора	n
2-3	CV22-500-900 Q=1245Вт	3

№ эт.	Обозн. прибора	n
2-3	CV21S-500-800 Q=895Вт	2

№ эт.	Обозн. прибора	n
2-3	CV22-500-600 Q=895Вт	2

№ эт.	Обозн. прибора	n
2-3	CV22-500-600 Q=608Вт	2

№ эт.	Обозн. прибора	n
2-3	CV11-500-800 Q=608Вт	2

Лестничная клетка		
№ эт.	Обозн. прибора 1*	n
1-8	Конвектор КСК20-1.049У	-

Межквартирный коридор		
№ эт.	Обозн. прибора 2*	n
1-8	Конвектор КСК20-0.4У	-

Примечание:
 1. Трубопроводы условно отнесены от стен.
 2. В квартирах трубы проложить в гофре; в МОП Energoflex Super Protect 9мм.

23-04-19-01 - ОВ.К

8-этажный дом с подземной автостоянкой расположенный по адресу: Свердловская область, г.Екатеринбург, Ленинский район, ул.Щорса, 56г

Изм.	Кол.уч.	Лист	№ док.	Подп.	Дата
Разработал		Архипов			08.20
Проверил		Косолапова			08.20
Н.контроль		Смолина			08.20

Стадия	Лист	Листов
Р	7	

Отопление. План 2-3 этажа, 1 секция

ООО "АЛЬТЕК
ПРОЕКТИРОВАНИЕ"

Формат А2А


Согласовано

Согласовано

Взам. инв. №

Подп. и дата

Инв. № подл.

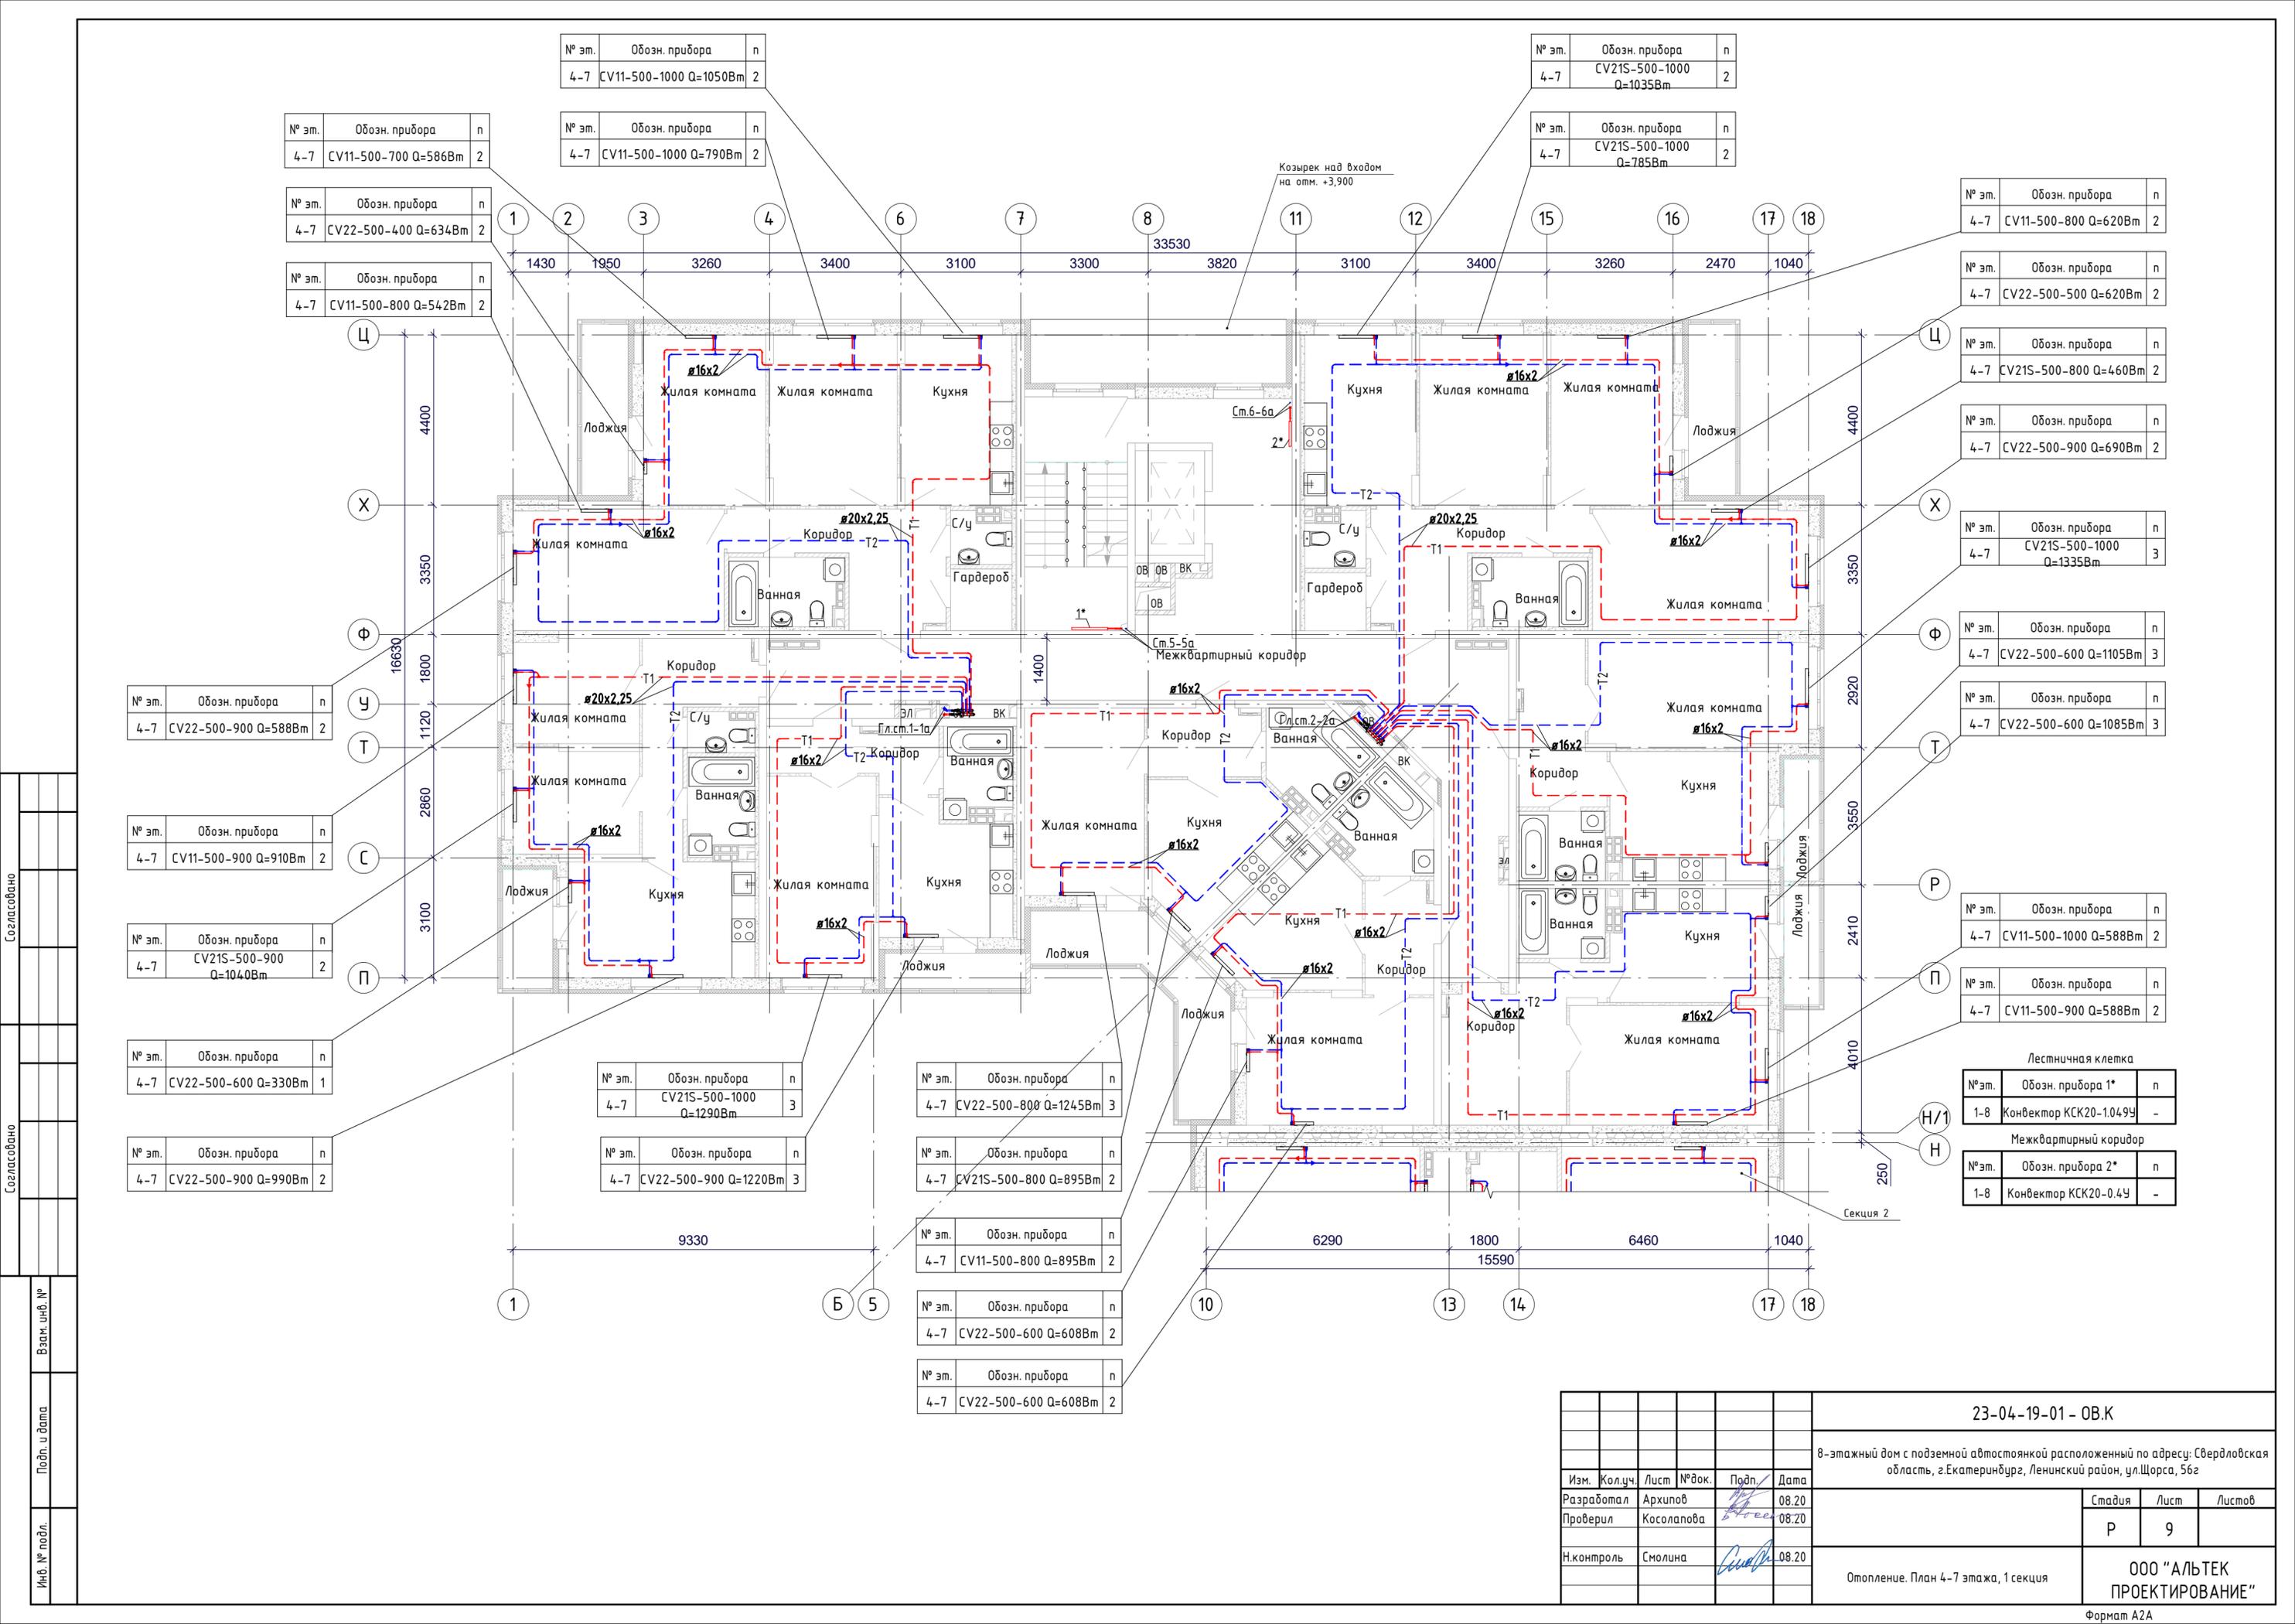

№ эт.	Обозн. прибора	n
4-7	CV11-500-1000 Q=1050Вт	2

№ эт.	Обозн. прибора	n
4-7	CV21S-500-1000 Q=1035Вт	2

№ эт.	Обозн. прибора	n
4-7	CV11-500-700 Q=586Вт	2

№ эт.	Обозн. прибора	n
4-7	CV11-500-1000 Q=790Вт	2

№ эт.	Обозн. прибора	n
4-7	CV21S-500-1000 Q=785Вт	2

№ эт.	Обозн. прибора	n
4-7	CV11-500-800 Q=620Вт	2

№ эт.	Обозн. прибора	n
4-7	CV22-500-400 Q=634Вт	2

№ эт.	Обозн. прибора	n
4-7	CV22-500-500 Q=620Вт	2

№ эт.	Обозн. прибора	n
4-7	CV11-500-800 Q=542Вт	2

№ эт.	Обозн. прибора	n
4-7	CV21S-500-800 Q=460Вт	2

№ эт.	Обозн. прибора	n
4-7	CV22-500-900 Q=690Вт	2

№ эт.	Обозн. прибора	n
4-7	CV21S-500-1000 Q=1335Вт	3

№ эт.	Обозн. прибора	n
4-7	CV22-500-600 Q=1105Вт	3

№ эт.	Обозн. прибора	n
4-7	CV22-500-600 Q=1085Вт	3

№ эт.	Обозн. прибора	n
4-7	CV22-500-900 Q=588Вт	2

№ эт.	Обозн. прибора	n
4-7	CV11-500-900 Q=910Вт	2

№ эт.	Обозн. прибора	n
4-7	CV21S-500-900 Q=1040Вт	2

№ эт.	Обозн. прибора	n
4-7	CV22-500-600 Q=330Вт	1

№ эт.	Обозн. прибора	n
4-7	CV22-500-900 Q=990Вт	2

№ эт.	Обозн. прибора	n
4-7	CV21S-500-1000 Q=1290Вт	3

№ эт.	Обозн. прибора	n
4-7	CV22-500-800 Q=1245Вт	3

№ эт.	Обозн. прибора	n
4-7	CV22-500-900 Q=1220Вт	3

№ эт.	Обозн. прибора	n
4-7	CV21S-500-800 Q=895Вт	2

№ эт.	Обозн. прибора	n
4-7	CV11-500-800 Q=895Вт	2

№ эт.	Обозн. прибора	n
4-7	CV22-500-600 Q=608Вт	2


№ эт.	Обозн. прибора	n
4-7	CV22-500-600 Q=608Вт	2

Лестничная клетка		
№ эт.	Обозн. прибора 1*	n
1-8	Конвектор КСК20-1.04У	-

Межквартирный коридор		
№ эт.	Обозн. прибора 2*	n
1-8	Конвектор КСК20-0.4У	-

Согласовано
 Взам. инв. №
 Подп. и дата
 Инв. № подл.

23-04-19-01 - ОВ.К					
8-этажный дом с подземной автостоянкой расположенный по адресу: Свердловская область, г.Екатеринбург, Ленинский район, ул.Щорса, 56г					
Изм.	Кол.ч.	Лист	№ док.	Подп.	Дата
Разработал		Архипов			08.20
Проверил		Косолапова			08.20
Н.контроль		Смолина			08.20
Отопление. План 4-7 этажа, 1 секция					
			Стадия	Лист	Листов
			Р	9	
ООО "АЛЬТЕК ПРОЕКТИРОВАНИЕ"					
Формат А2А					

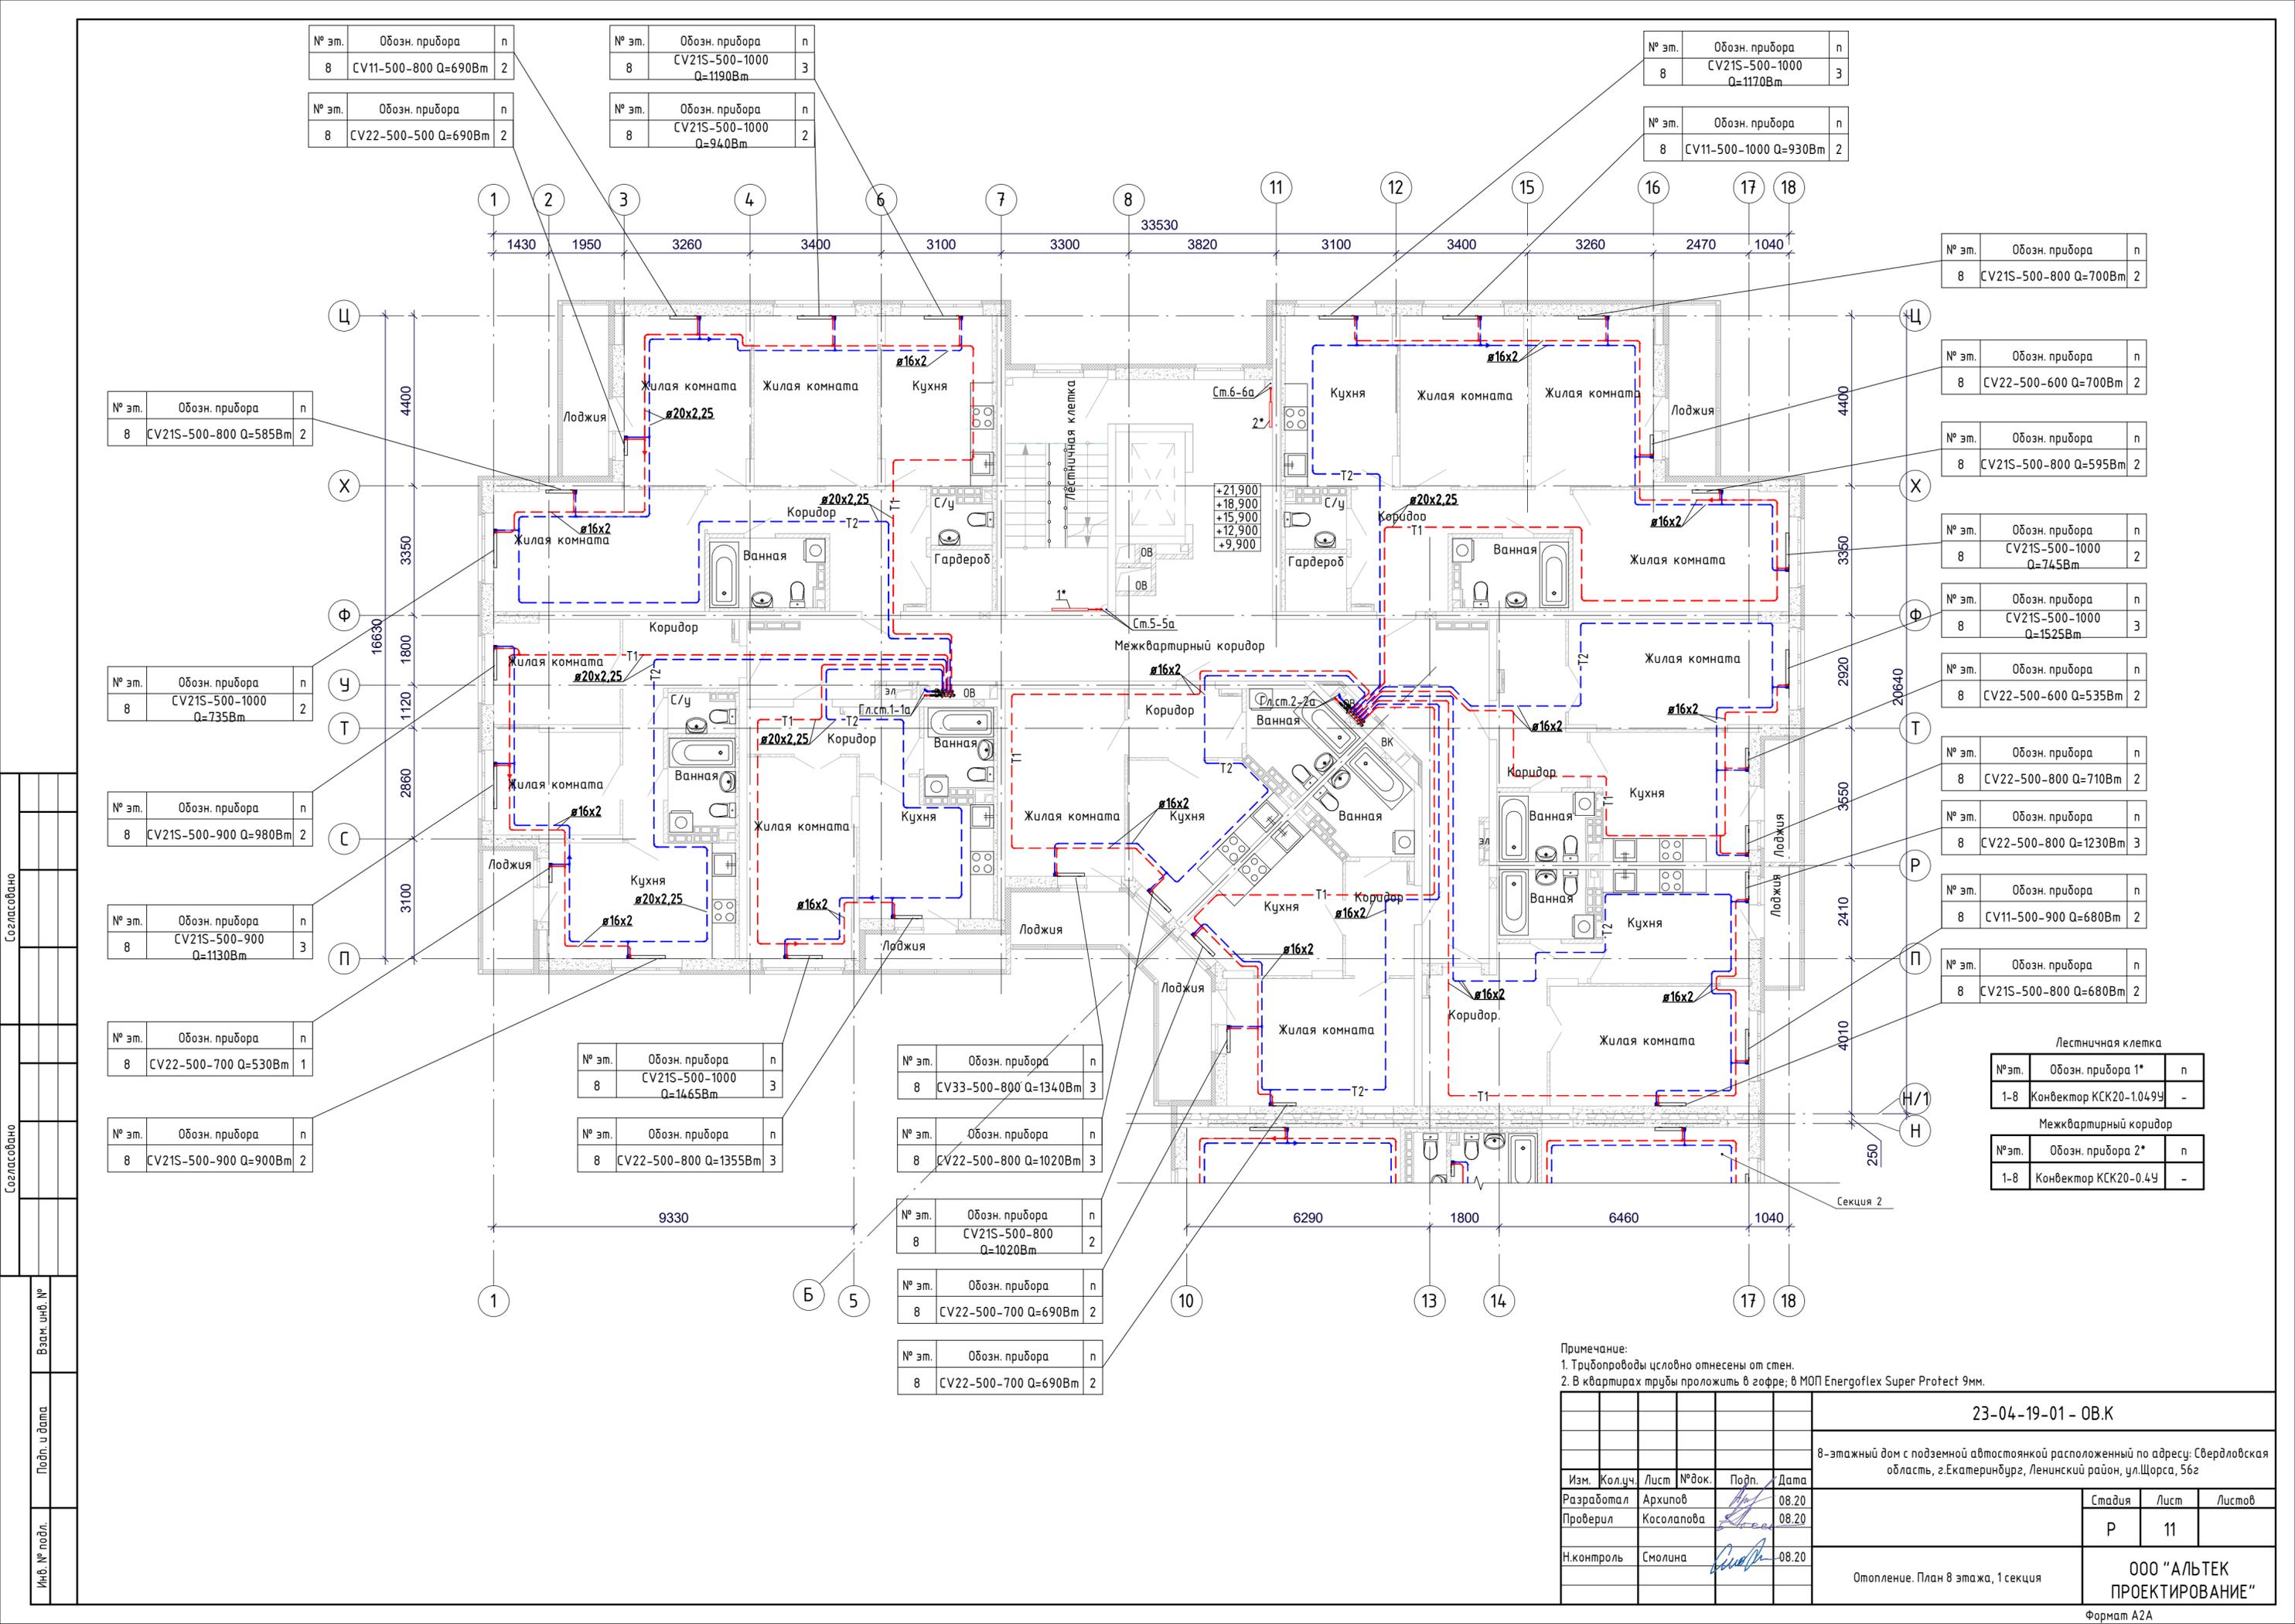

№ эт.	Обозн. прибора	n
8	CV11-500-800 Q=690Вт	2
8	CV22-500-500 Q=690Вт	2

№ эт.	Обозн. прибора	n
8	CV21S-500-1000 Q=1190Вт	3
8	CV21S-500-1000 Q=940Вт	2

№ эт.	Обозн. прибора	n
8	CV21S-500-1000 Q=1170Вт	3
8	CV11-500-1000 Q=930Вт	2

№ эт.	Обозн. прибора	n
8	CV21S-500-800 Q=700Вт	2

№ эт.	Обозн. прибора	n
8	CV22-500-600 Q=700Вт	2

№ эт.	Обозн. прибора	n
8	CV21S-500-800 Q=595Вт	2

№ эт.	Обозн. прибора	n
8	CV21S-500-1000 Q=745Вт	2

№ эт.	Обозн. прибора	n
8	CV21S-500-1000 Q=1525Вт	3

№ эт.	Обозн. прибора	n
8	CV22-500-600 Q=535Вт	2

№ эт.	Обозн. прибора	n
8	CV22-500-800 Q=710Вт	2

№ эт.	Обозн. прибора	n
8	CV22-500-800 Q=1230Вт	3

№ эт.	Обозн. прибора	n
8	CV11-500-900 Q=680Вт	2

№ эт.	Обозн. прибора	n
8	CV21S-500-800 Q=680Вт	2

№ эт.	Обозн. прибора	n
8	CV21S-500-800 Q=585Вт	2

№ эт.	Обозн. прибора	n
8	CV21S-500-1000 Q=735Вт	2

№ эт.	Обозн. прибора	n
8	CV21S-500-900 Q=980Вт	2

№ эт.	Обозн. прибора	n
8	CV21S-500-900 Q=1130Вт	3

№ эт.	Обозн. прибора	n
8	CV22-500-700 Q=530Вт	1

№ эт.	Обозн. прибора	n
8	CV21S-500-900 Q=900Вт	2

№ эт.	Обозн. прибора	n
8	CV21S-500-1000 Q=1465Вт	3

№ эт.	Обозн. прибора	n
8	CV33-500-800 Q=1340Вт	3

№ эт.	Обозн. прибора	n
8	CV22-500-800 Q=1020Вт	3

№ эт.	Обозн. прибора	n
8	CV21S-500-800 Q=1020Вт	2

№ эт.	Обозн. прибора	n
8	CV22-500-700 Q=690Вт	2

№ эт.	Обозн. прибора	n
8	CV22-500-700 Q=690Вт	2

Лестничная клетка		
№ эт.	Обозн. прибора 1*	n
1-8	Конвектор КСК20-1.049У	-

Межквартирный коридор		
№ эт.	Обозн. прибора 2*	n
1-8	Конвектор КСК20-0.4У	-

Примечание:
 1. Триопроводы условно отнесены от стен.
 2. В квартирах трубы проложить в гофре; в МОП Energoflex Super Protect 9мм.

23-04-19-01 - ОВ.К					
8-этажный дом с подземной автостоянкой расположенный по адресу: Свердловская область, г.Екатеринбург, Ленинский район, ул.Щорса, 56г					
Изм.	Кол.уч.	Лист	№ док.	Подп.	Дата
Разработал	Архипов				08.20
Проверил	Косолапова				08.20
Н.контроль	Смолина				08.20
Отопление. План 8 этажа, 1 секция					
ООО "АЛЬТЕК ПРОЕКТИРОВАНИЕ"					
Формат А2А					

Согласовано

Взам. инв. №
Подп. и дата
Инв. № подл.