


СОГ ЛАСОВАНО

Инв. № подл. Подпись и дата. Взам. инв. №

АПУ-120-01Г-05-0В					
Жилые дома с нежилыми помещениями общественного назначения на первых этажах и нежилыми выставочными дощельными образовательным учреждением, подземной обустроенной автостоянкой по ул. Хрустальногорской-Екатерининской в Верх-Исетском районе г.Екатеринбурга. Пусковой комплекс 5					
Изм.	Код.уч.	Лист	№ док.	Подпись	Дата
Жилой дом №1 с выставочными салонами Секция Г				Стадия	Лист
План 1 этажа				Р	3
Гл. спец.	Ашамин	<i>[Signature]</i>	12.14	3АО "Корпорация Атомстройкомплекс"	
Н. контр.	Рыжова	<i>[Signature]</i>	12.14		
Проверил	Ашамин	<i>[Signature]</i>	12.14		
Разработал	Левачева	<i>[Signature]</i>	12.14		
КОПИРОВАНО					
ФОРМАТ А2					

СОГЛАСОВАНО

Инв. N подл. Подпись и дата
 Возм. инв. N

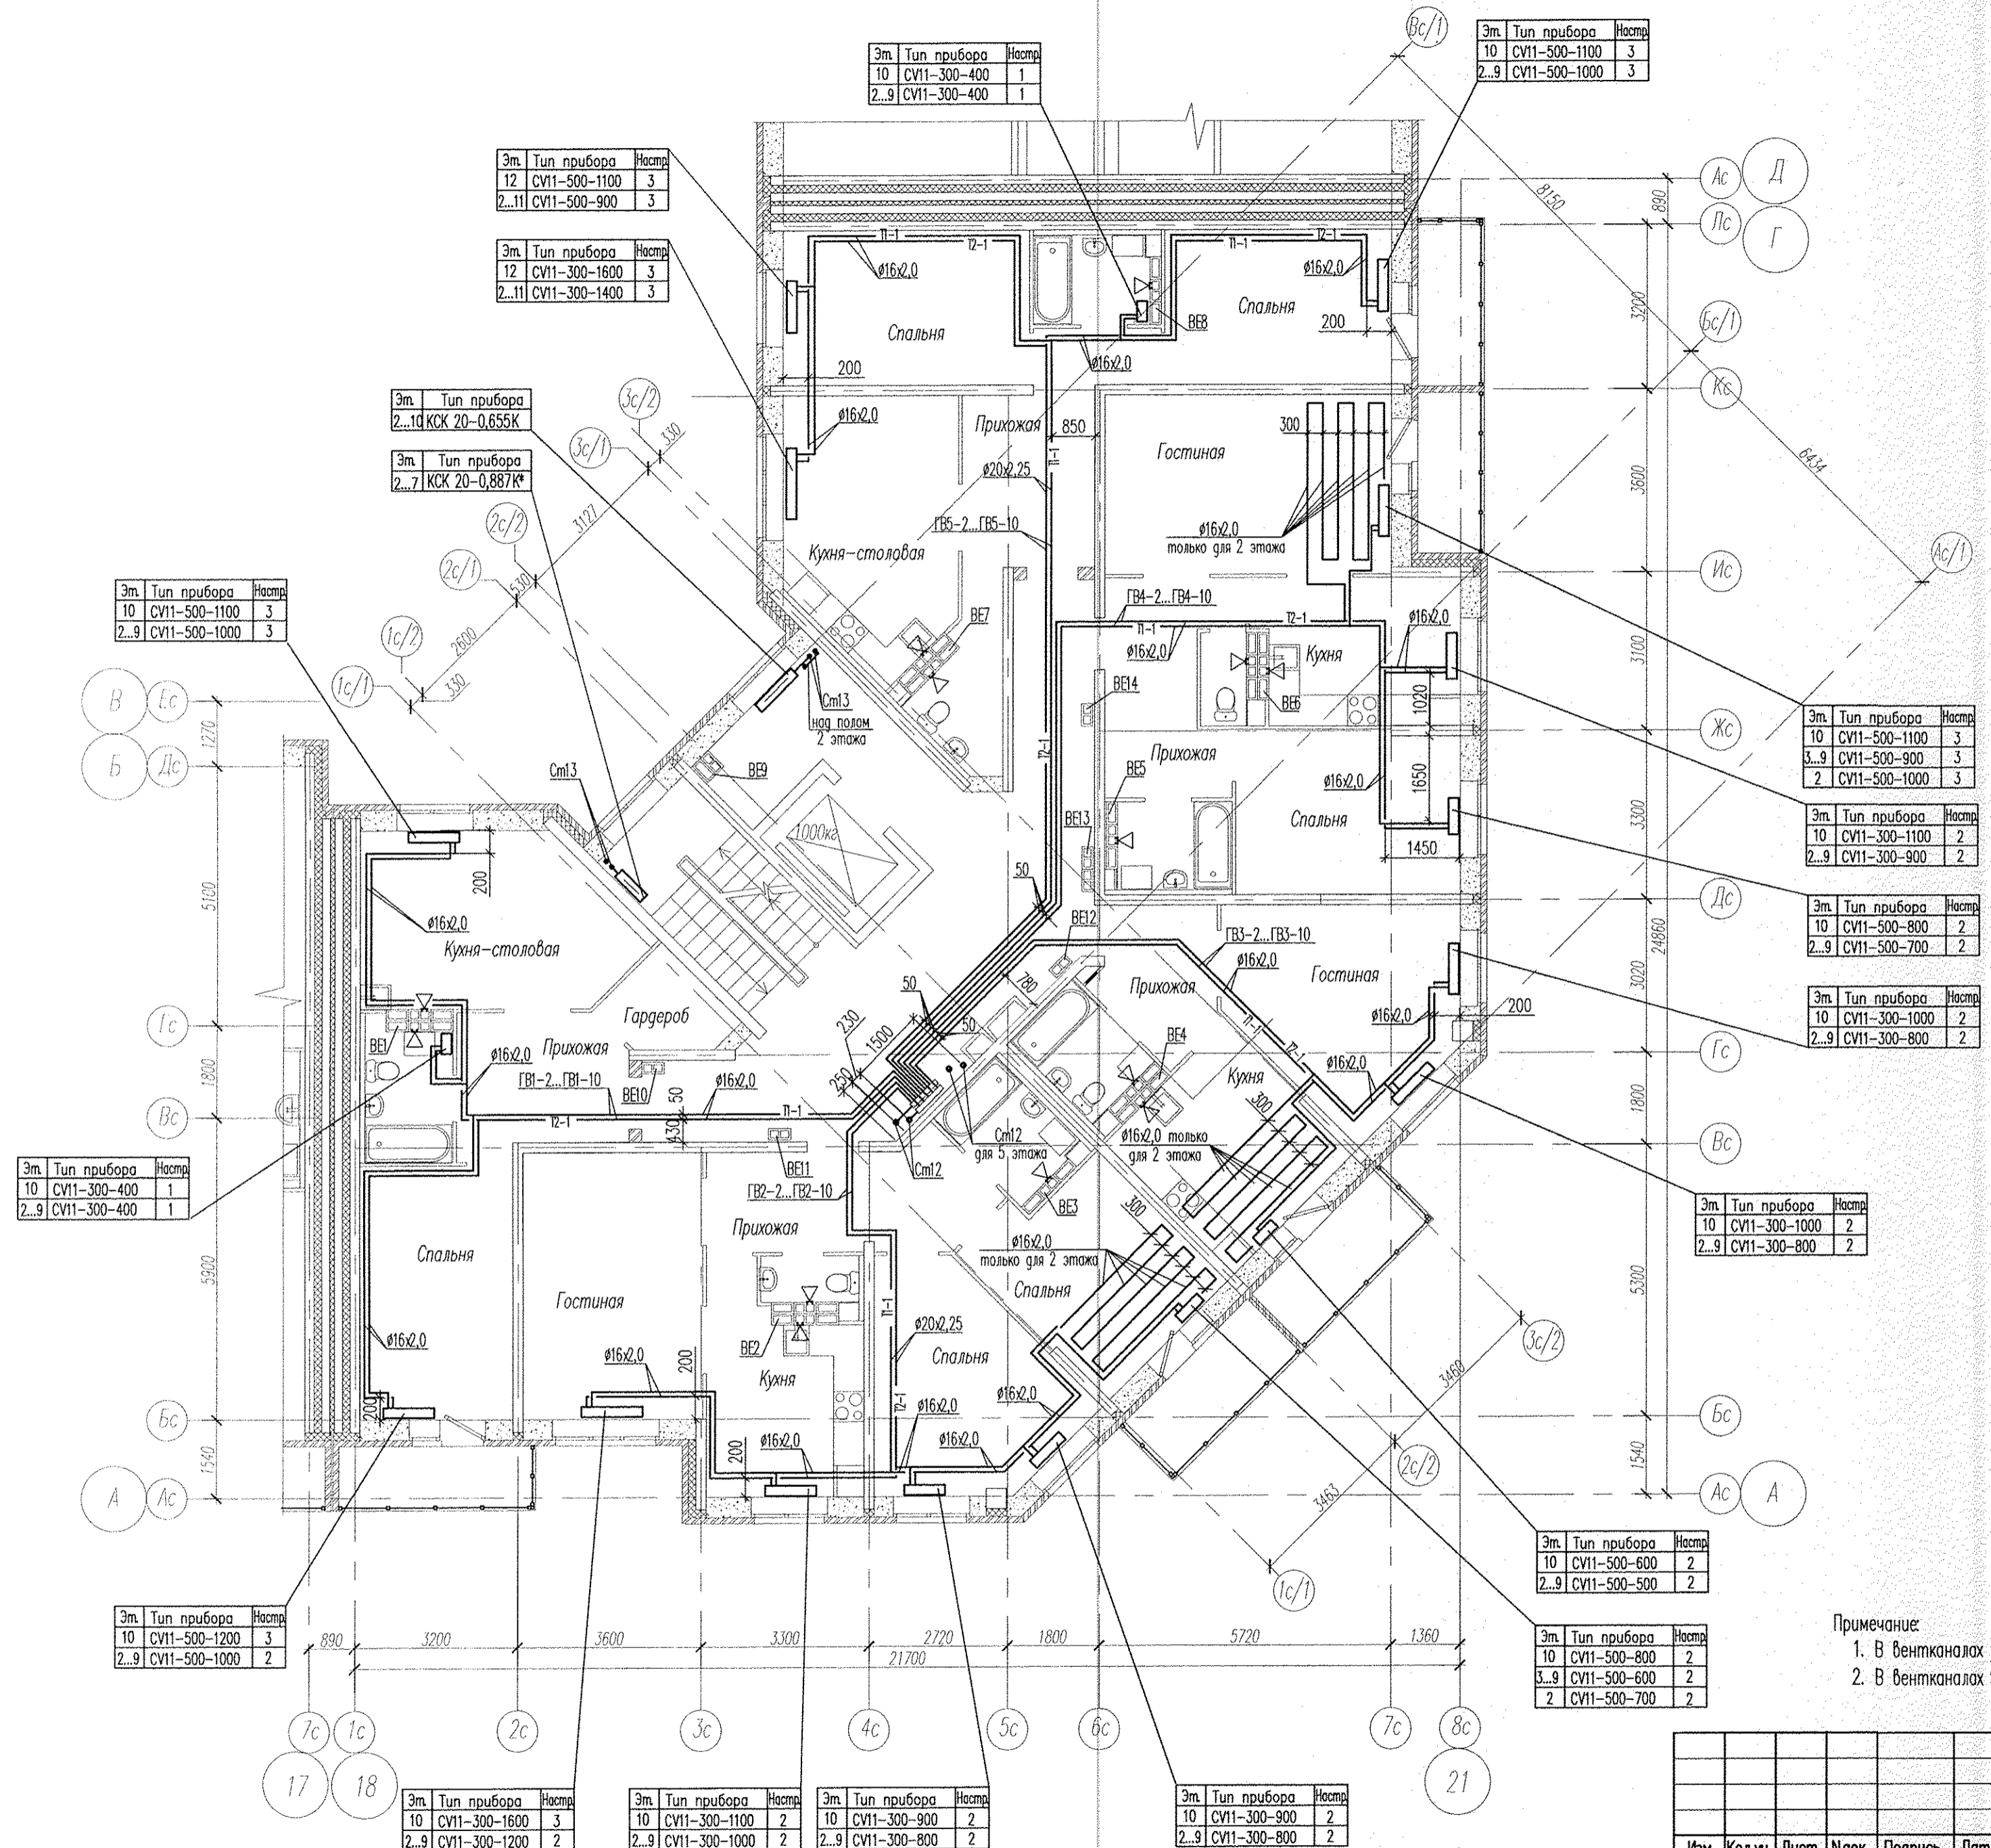

Примечание:
 1. В вентканалах установить решетки R120x200
 2. В вентканалах 9,10 этажа установить бытовые вентиляторы

АПУ2-120-01Г-05-0В					
Жилые дома с нежилыми помещениями общественного назначения на первых этажах и нежилыми вставками дошкольным образовательным учреждением, подземной двуровневой автостоянкой по ул. Хрустальнойгорской-Екатерининской в Верх-Исетском районе г.Екатеринбурга. Пусковой комплекс 5					
Изм.	Колуч.	Лист	№грок	Подпись	Дата
Жилой дом №1 с выставочными салонами Секция Г					
Г.д. спец.	Ашхамин	<i>[Signature]</i>	12.14		
Н. контр.	Рыжкова	<i>[Signature]</i>	12.14		
Проверил	Ашхамин	<i>[Signature]</i>	12.14		
Разработал	Левачева	<i>[Signature]</i>	12.14		
План типового этажа			3А0 "Корпорация Атомстройкомплекс"		