

План 1 этажа

1 Светильники в данных комнатах установить в натяжном потолке. Привязку светильников выполнить по заданию дизайн-проекта АПУ2-150-08-АИ.ДМ. Тип светильников согласовать с заказчиком.

Электроснабжение квартир предусматривать от щита этажного до квартирного открыто за подвесным потолком. Питание квартир предусмотрено однофазное.


Сети проложить кабелем ПВ в винилластовых трубах в монолитных конструкциях перекрытий пола и потолка, а также кабелем ВВГнг по перегородкам в штрабах под слоем штукатурки.

В квартирах максимально размещать электроустановочные приборы на прикладках квартирных щитков (розетка, выключатель, розетка для звонка).

АПУ2-150-08-ЭЛ						Стадия	Лист	Листов
3	Зам.	02-17	WSaf	03.17	Многоэтажные жилые дома со встроенно-пристроенными помещениями и отдельно стоящими зданиями общественного назначения, распределительного пункта, трансформаторных подстанций, дренажных насосных станций, подземных автостоянок и дошкольного образовательного учреждения в границах улиц Красных Борцов-Кировградской-Кузнецова-Уральских Рабочих в Орджоникидзевском районе г. Екатеринбург. III очередь строительства.			
Жилой дом №8 в осях 1-2						P	16	
Гл. спец	Гонтаренко	06.16			План 1 этажа. Расположение сетей электрооборудования квартир			ЗАО "Корпорация "Атомстройкомплекс"
Провер.	Гонтаренко	06.16						
Разраб.	Завьялова	06.16						

Инв. N подл. Подпись и дата. Взам. инв. N

План 2 этажа

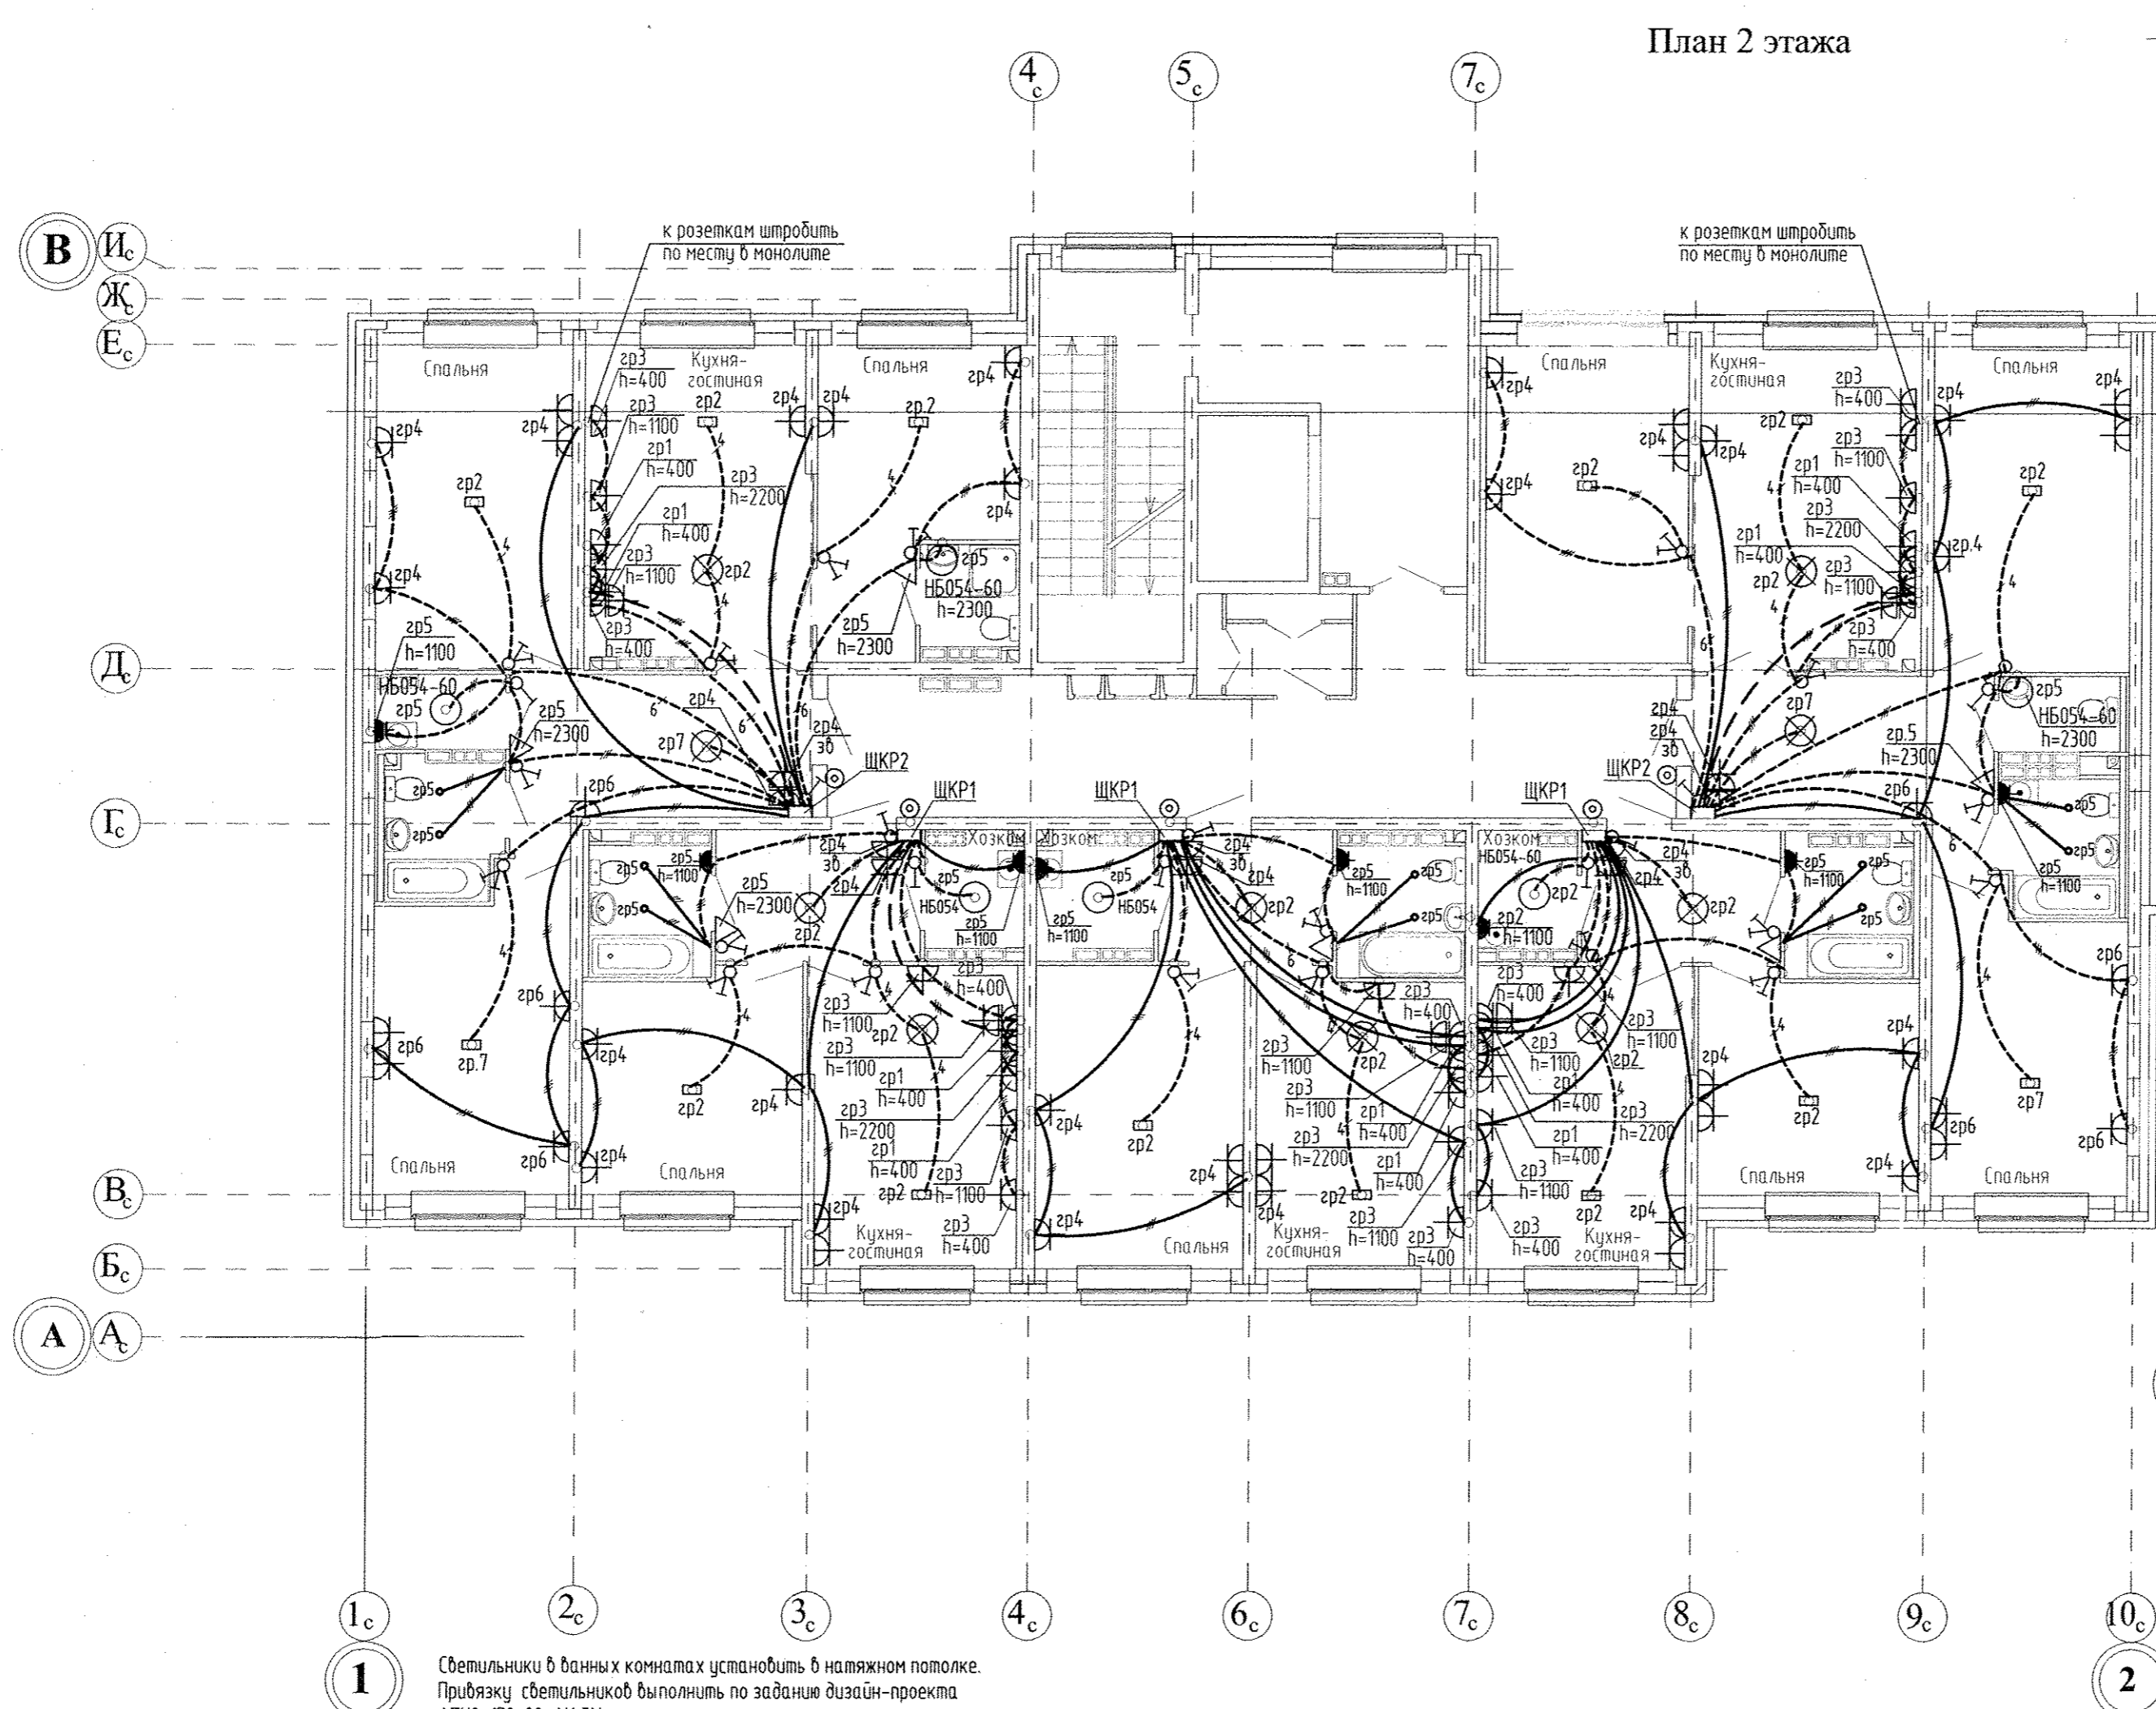


1
Светильники в данных комнатах установить в натяжном потолке.
При заказе светильников выполнить по заданию дизайн-проекта АПУ2-150-08-АИ.ДМ.
Тип светильников согласовать с заказчиком.

Элитанце квартир предусматривать от щита этажного до квартирного открыто за подвесным потолком. Питание квартир предусмотрено однофазное.
Сети проложить кабелем ПВ в винилахтовых трубах в монолитных конструкциях перекрытий пола и потолка, а также кабелем ВВГнг по перегородкам в штрабах под слоем штукатурки.
В квартирах максимально размещать электроустановочные приборы на прикладках квартирных щитков (розетка, выключатель, розетка для звонка).

Инв. № подл. Подпись и дата. Взам. инв. №

АПУ2-150-08-ЭЛ						
3	Зам.	02-17	<i>И. Саф.</i>	03.17		
Изм.	Кол. уч.	Лист	№ док.	Подпись	Дата	
Жилой дом №8 в осях 1-2						
				Стадия	Лист	Листов
				Р	17	
Гл. спец	Гонтаренко	<i>Гонтаренко</i>	06.16	План 2 этажа. Расположение сетей электрооборудования квартир		Жилой дом №8 в осях 1-2
Провер.	Гонтаренко	<i>Гонтаренко</i>	06.16			
Разраб.	Завьялова	<i>Завьялова</i>	06.16			
Копировал					Формат А2	

План 3 этажа

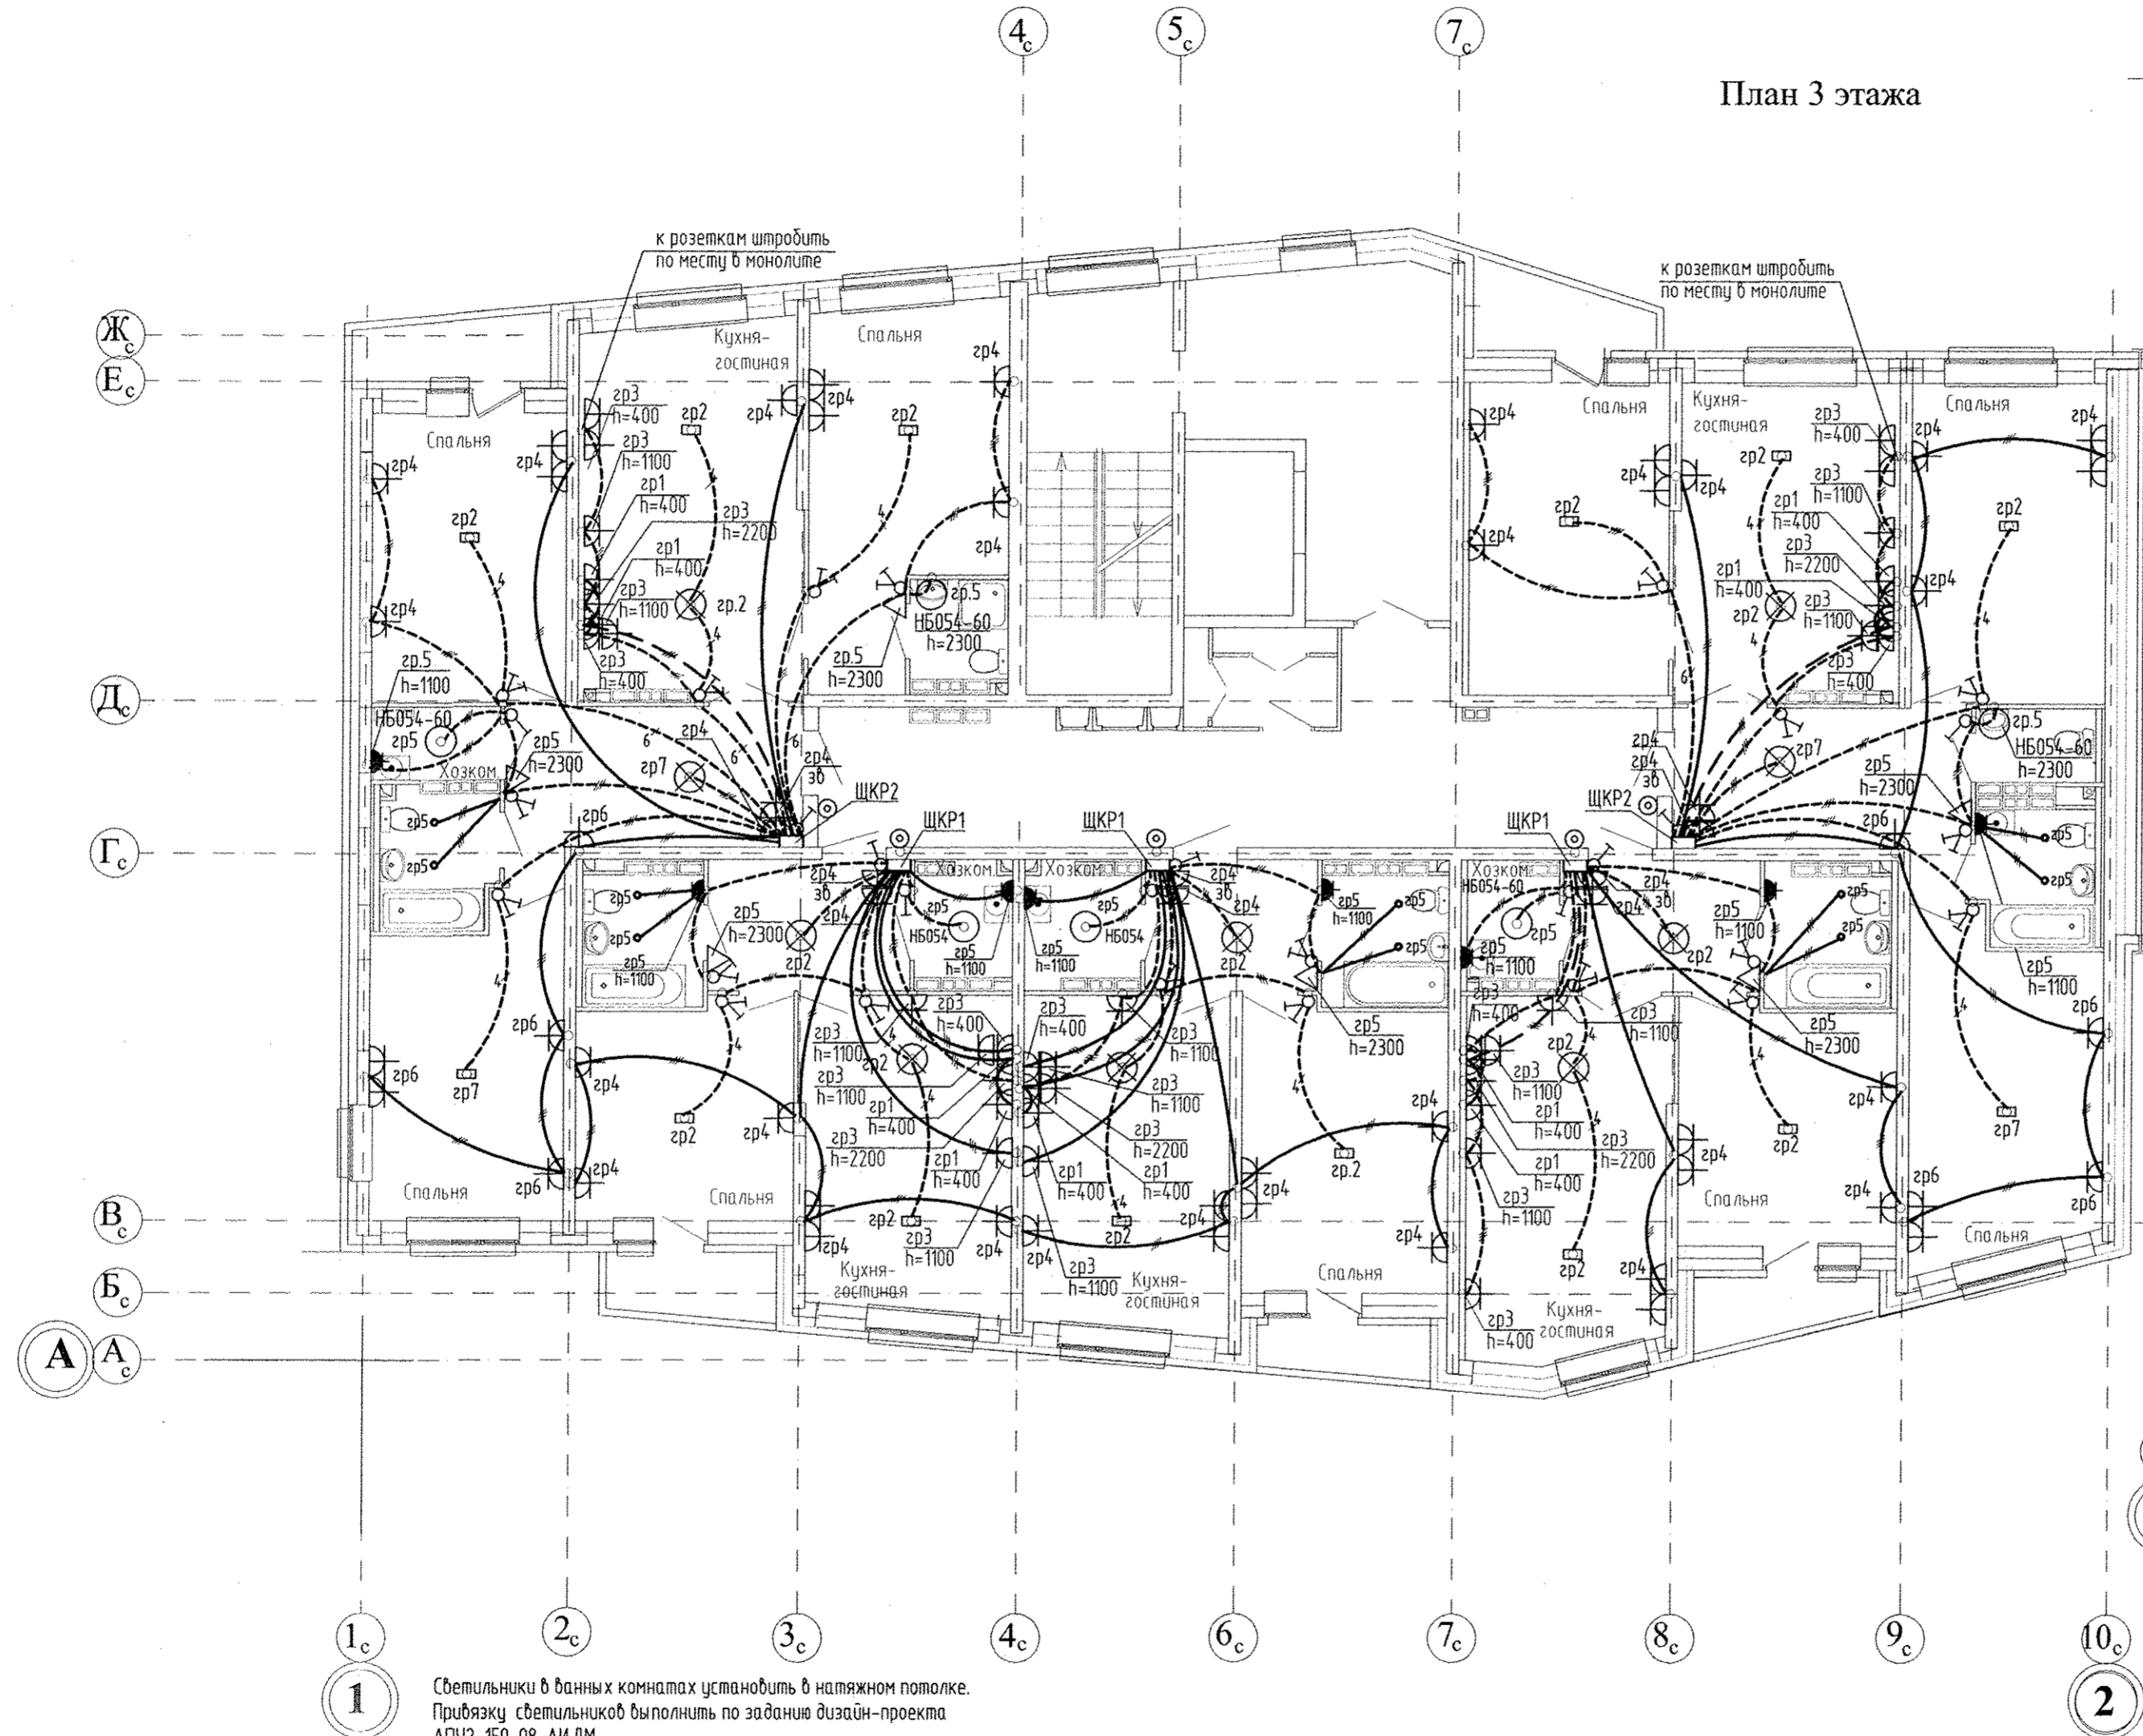

Электроснабжение квартир предусматривать от щита этажного до квартирного открыто за подвесным потолком. Питание квартир предусмотрено однофазное.

Сети проложить кабелем ПВ в финилластовых трубах в монолитных конструкциях перекрытий пола и потолка, а также кабелем ВВГнг по перегородкам в штрабах под слоем штукатурки.

В квартирах максимально размещать электроустановочные приборы на прикладках квартирных щитков (розетка, выключатель, розетка для звонка).

Светильники в ванных комнатах установить в натяжном потолке. Приёму светильников выполнить по заданию дизайн-проекта АПУ2-150-08-АИ.ДМ. Тип светильников согласовать с заказчиком.

АПУ2-150-08-ЭЛ						
3	Зам.	02-17	WSaf	03.17		
Изм.	Колуч.	Лист	№ док.	Подпись		
Многоэтажные жилые дома со встроенно-пристроенными помещениями и отдельно стоящими зданиями общественного назначения, распределительного пункта, трансформаторных подстанций, дренажных насосных станций, подземных автостоянок и дошкольного образовательного учреждения в границах улиц Красных Борцов-Кировградской-Кузнецова-Уральских Рабочих в Орджоникидзевском районе г. Екатеринбург. III очередь строительства.						
Жилой дом №8 в осях 1-2				Стадия	Лист	Листов
				P	18	
Гл. спец	Гонтаренко	06.16	WSaf	План 3 этажа секции в осях 1-2. Расположение сетей электрооборудования квартир		
Провер.	Гонтаренко	06.16		Жилой дом №8 в осях 1-2. Расположение сетей электрооборудования квартир		
Разраб.	Завьялова	06.16	WSaf	Жилой дом №8 в осях 1-2. Расположение сетей электрооборудования квартир		


Копировал

Формат А2

Инв. N посл. Поправки и дата

Взам. инв. N

План 4-8 этажей

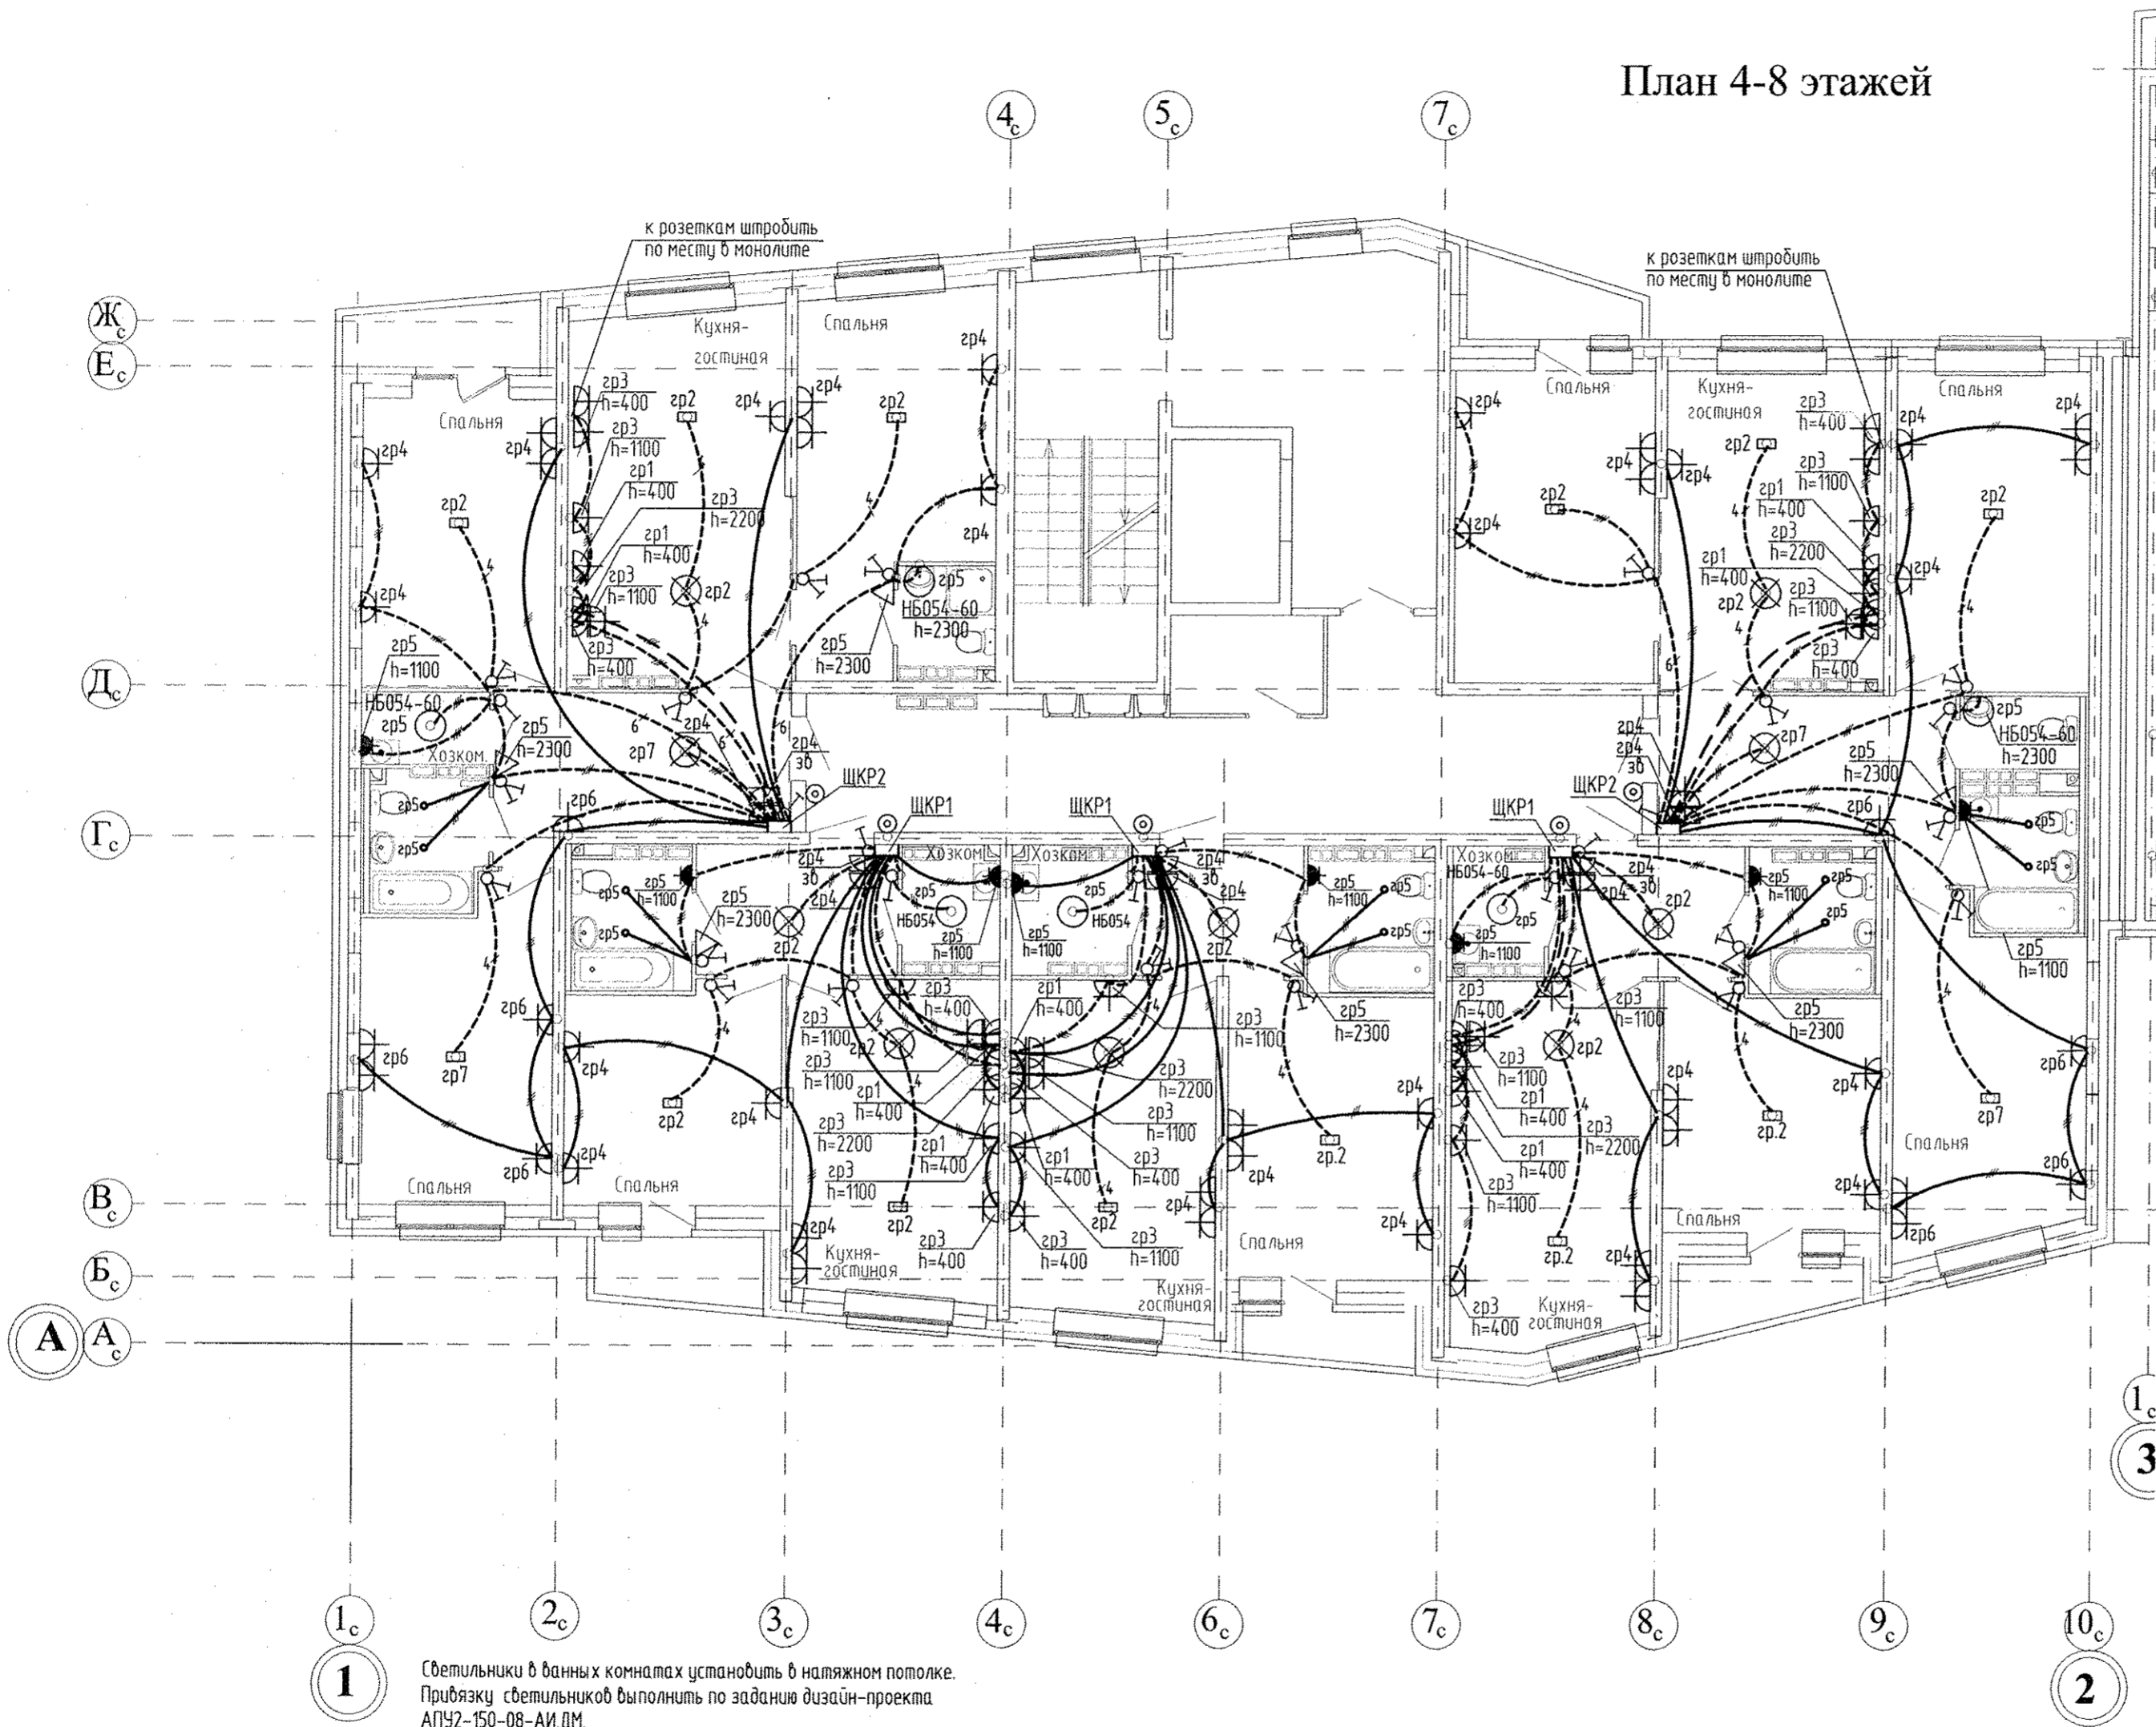

Электроснабжение квартир предусматривать от щита этажного до квартирного открыто за подвесным потолком. Питание квартир предусмотрено однофазное.


Сети проложить проводом ПВ в винилпластиковых трубах в монолитных конструкциях перекрытий пола и потолка, а также кабелем ВВГнг по перегородкам в штрабах под слоем штукатурки.

В квартирах максимально размещать электроустановочные приборы на прикладках квартирных щитков (розетка, выключатель, розетка для збонка).

1
Светильники в данных комнатах установить в натяжном потолке. Прибязку светильников выполнить по заданию дизайн-проекта АПУ2-150-08-АИ.ДМ. Тип светильников согласовать с заказчиком.

АПУ2-150-08-ЭЛ					
2	Зам.	02-17	WSaf	01.17	Многоэтажные жилые дома со встроенно-пристроенными помещениями и отдельно стоящими зданиями общественного назначения, распределительного пункта, трансформаторных подстанций, дренажных насосных станций, подземных автостоянок и дошкольного образовательного учреждения в границах улиц Красных Борцов-Кировградской-Кузнецова-Уральских Рабочих в Орджоникидзевском районе г.Екатеринбурга. III очередь строительства.
Изм.	Кол.уч.	Лист	№ док.	Подпись	Дата
Жилой дом №8 в осях 1-2					Стадия
					Р
					Лист
					19
					Листов
Гл. спец	Гонтаренко	06.16	План 4-8 этажа. Расположение сетей электрооборудования квартир		
Провер.	Гонтаренко	06.16	ЗАО "Корпорация "Атомстройкомплекс"		
Разраб.	Завьялова	06.16	Копировал		

План 9-10 этажей

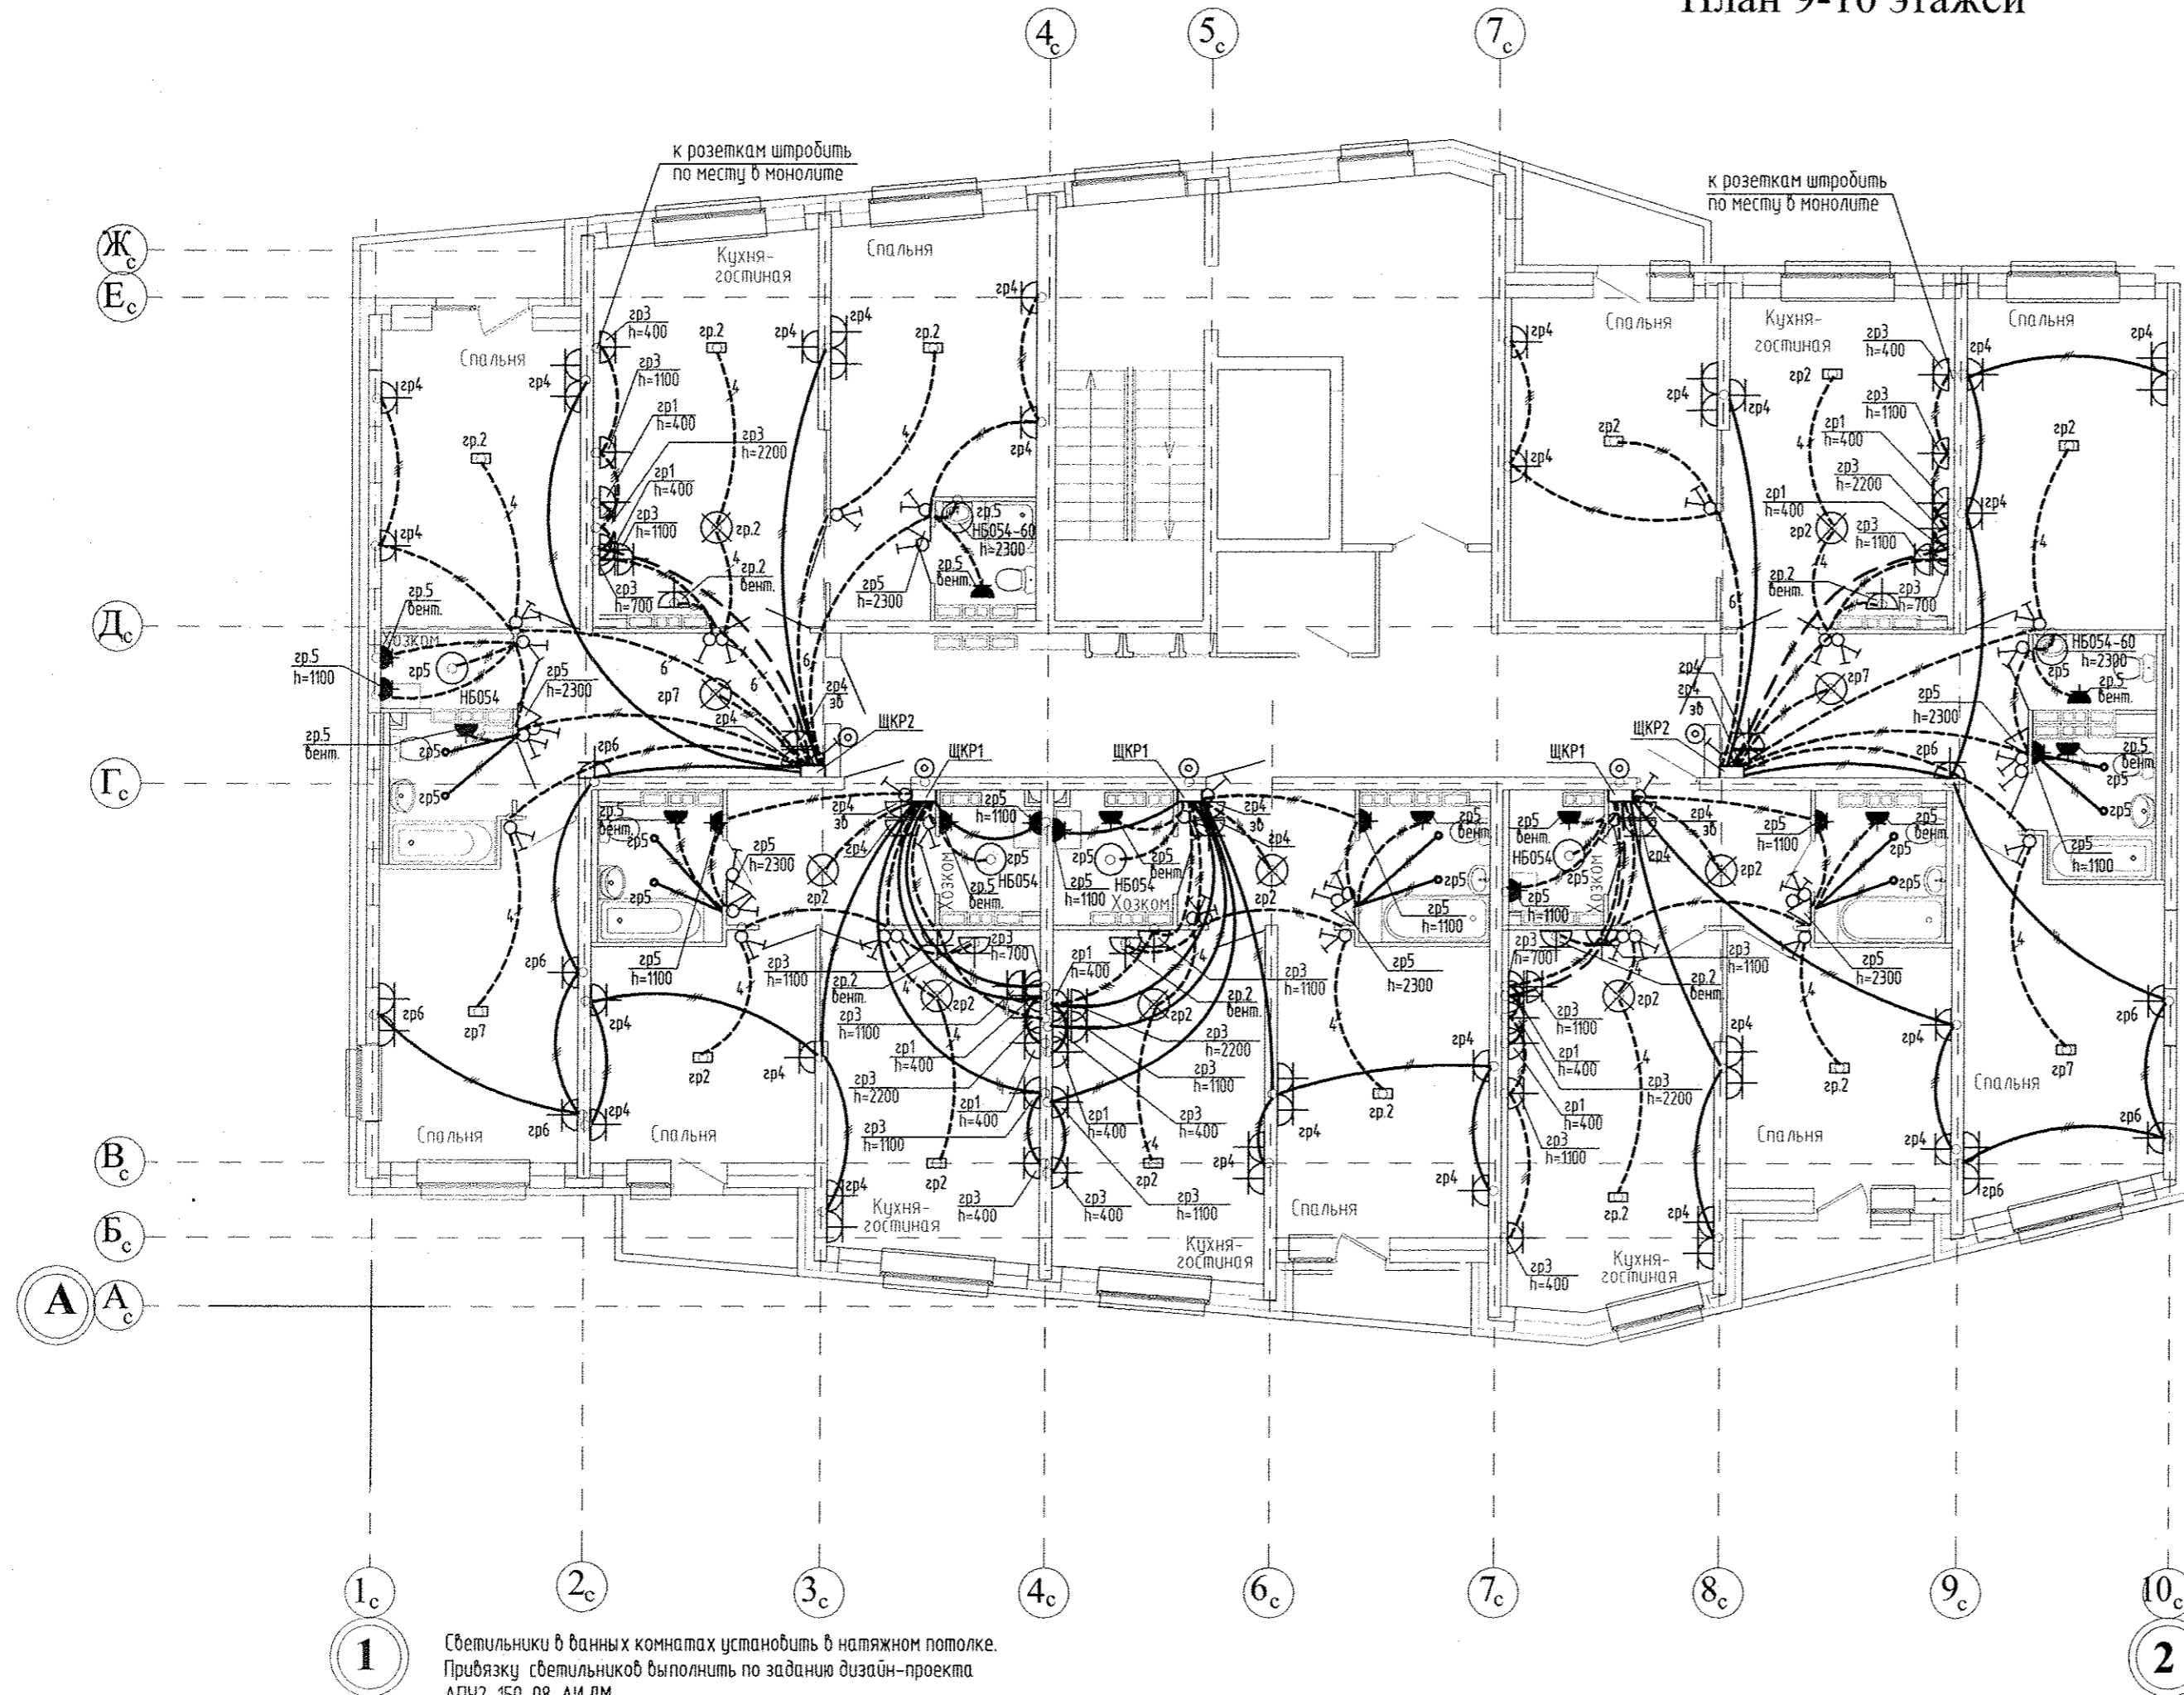

Электроснабжение квартир предусматривать от щита этажного до квартирного открыто за подвесным потолком. Питание квартир предусмотрено однофазное.
 Сети проложить проводом ПВ в винилпластовых трубах в монолитных конструкциях перекрытий пола и потолка, а также кабелем ВВГнг по перегородкам в штрабах под слоем штукатурки.
 В квартирах максимально размещать электроустановочные приборы на прикладках квартирных щитков (розетка, выключатель, розетка для звонка).

Светильники в данных комнатах установить в натяжном потолке. Приблизку светильников выполнить по заданию дизайн-проекта АПУ2-150-08-АИ.ДМ. Тип светильников согласовать с заказчиком.

Инв. N посл. Подпись и дата

АПУ2-150-08-ЭЛ				
3	Зам.	02-17	WSaf	03.17
Изм.	Кол.уч.	Лист	№ док.	Подпись
				Дата
Жилой дом №8 в осях 1-2				
			Стадия	Лист
			P	20
Гл. спец	Гонтаренко	06.16		
Провер.	Гонтаренко	06.16		
Разраб.	Завьялова	06.16		
План 9,10 этажа. Расположение сетей электрооборудования квартир				
				Формат А2

Копировал

Формат А2