

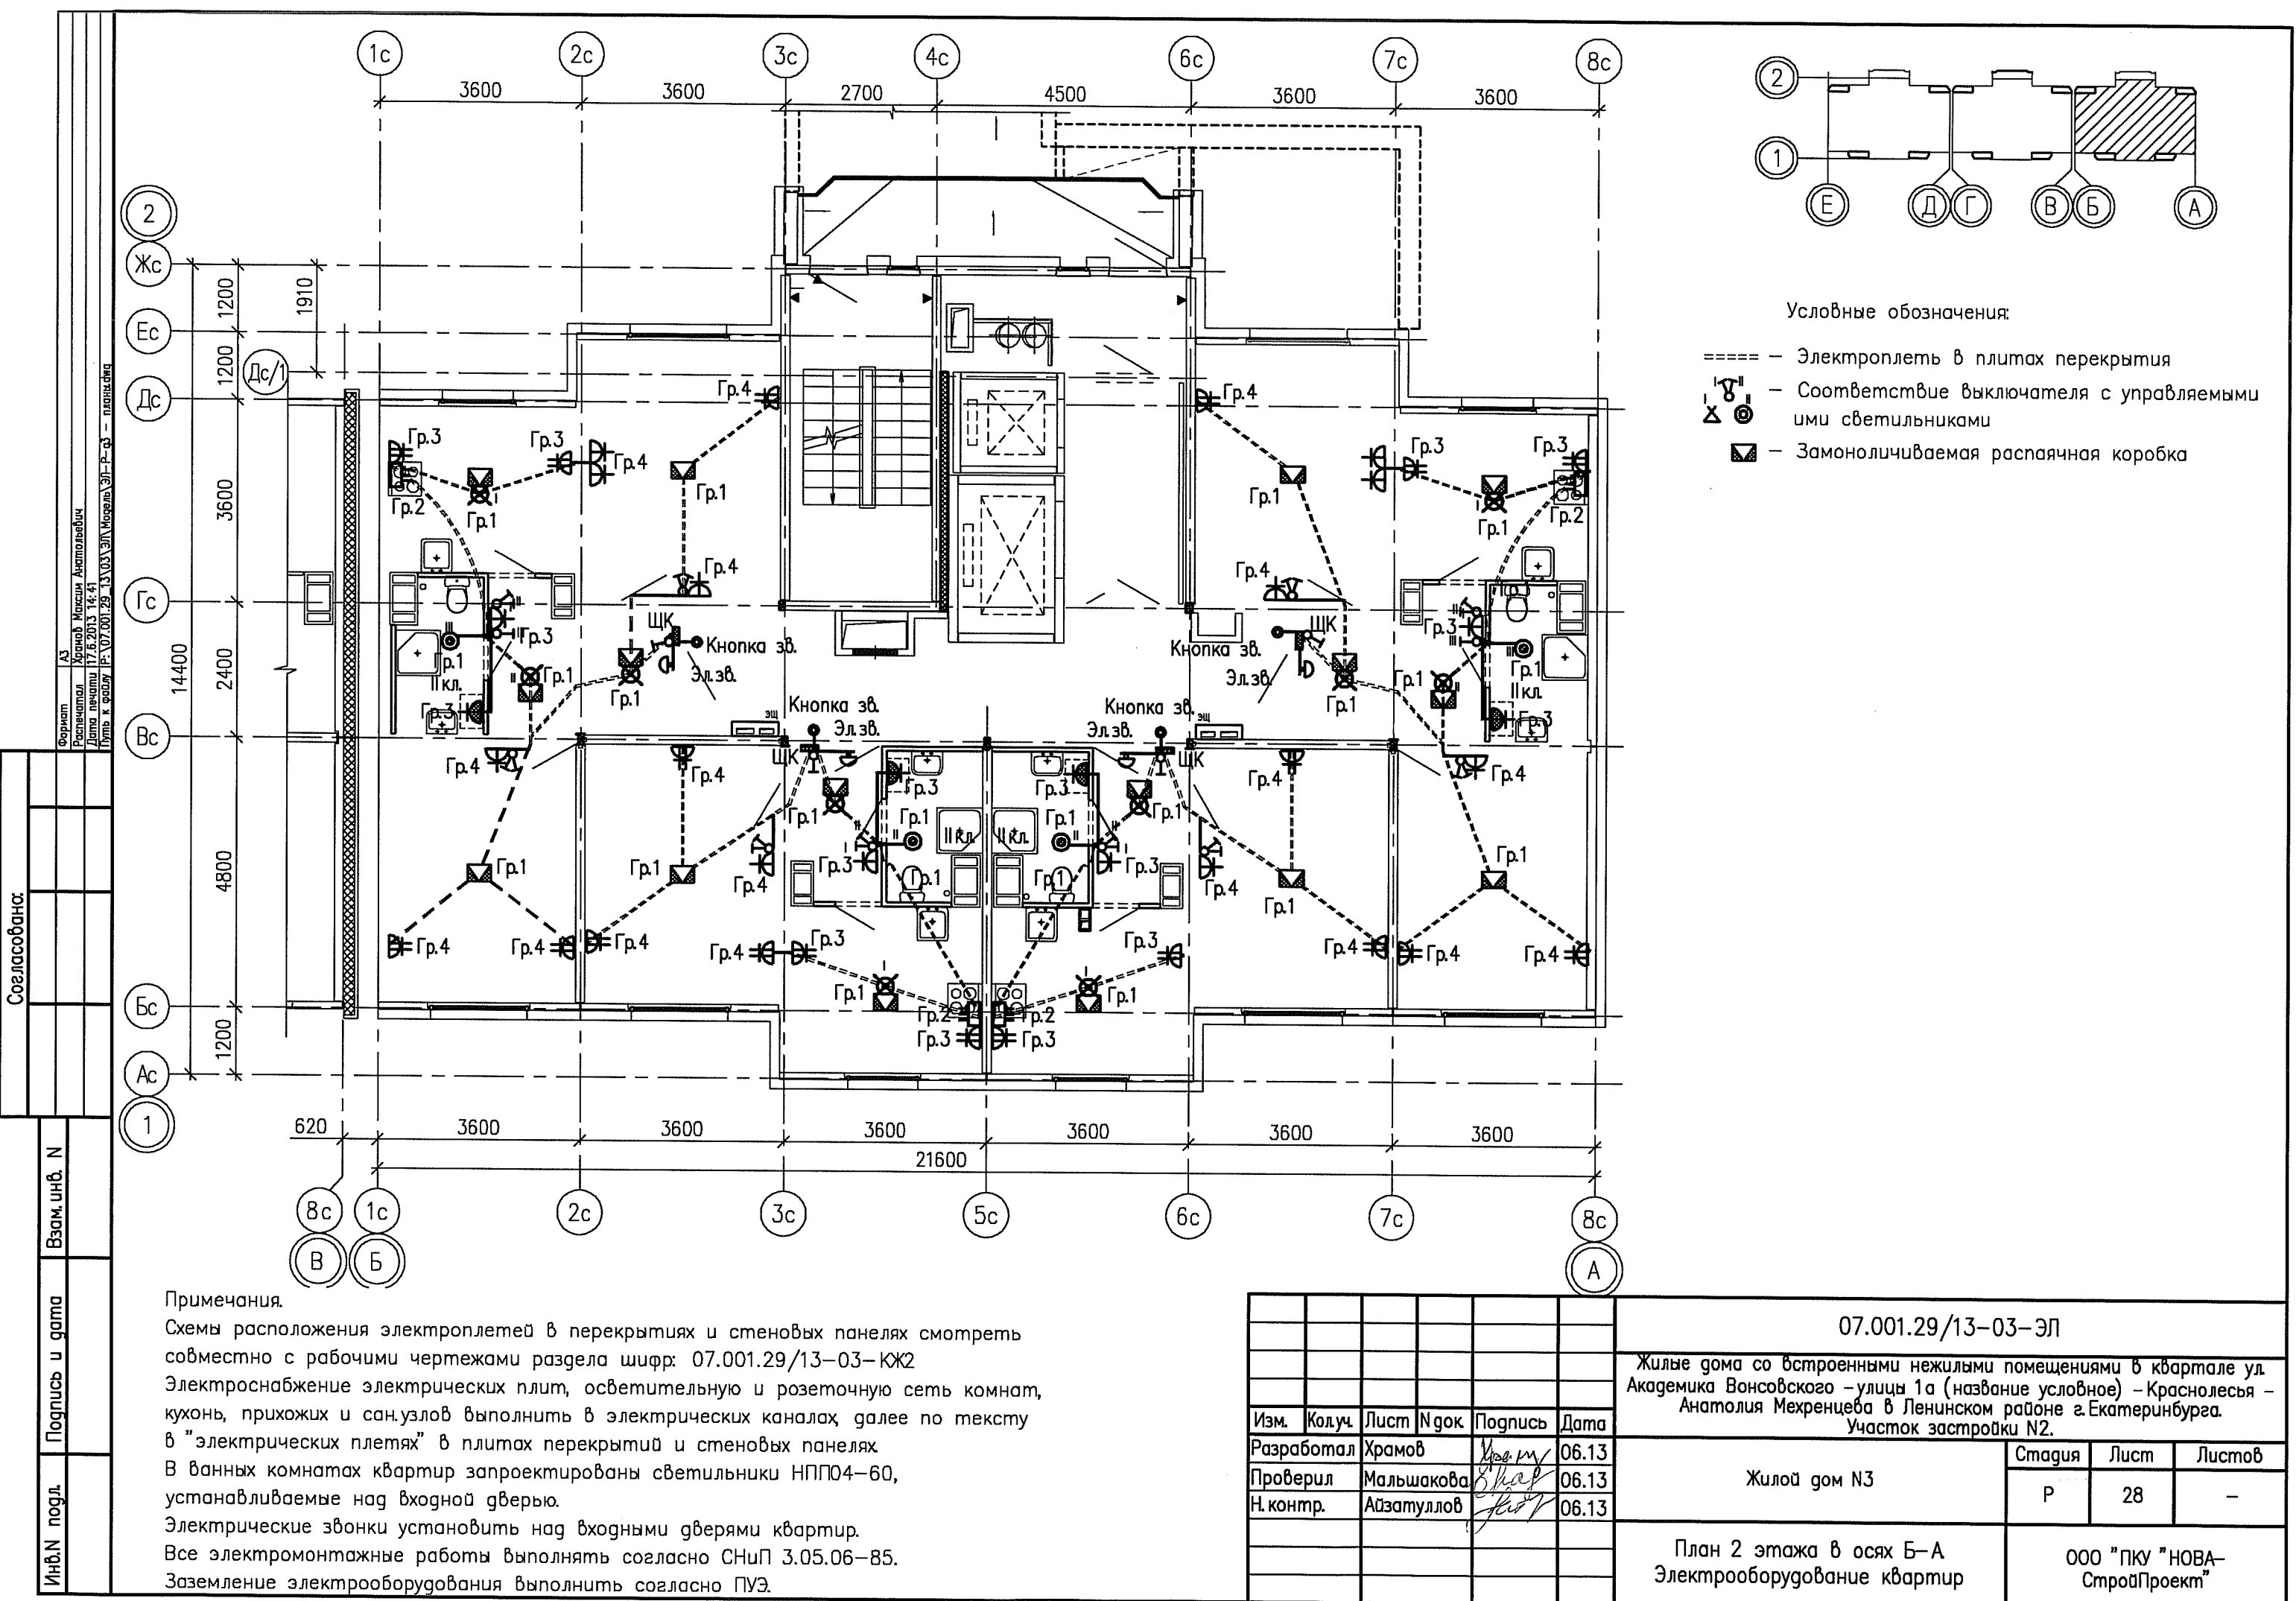


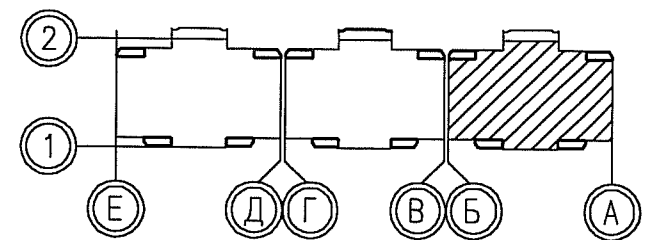

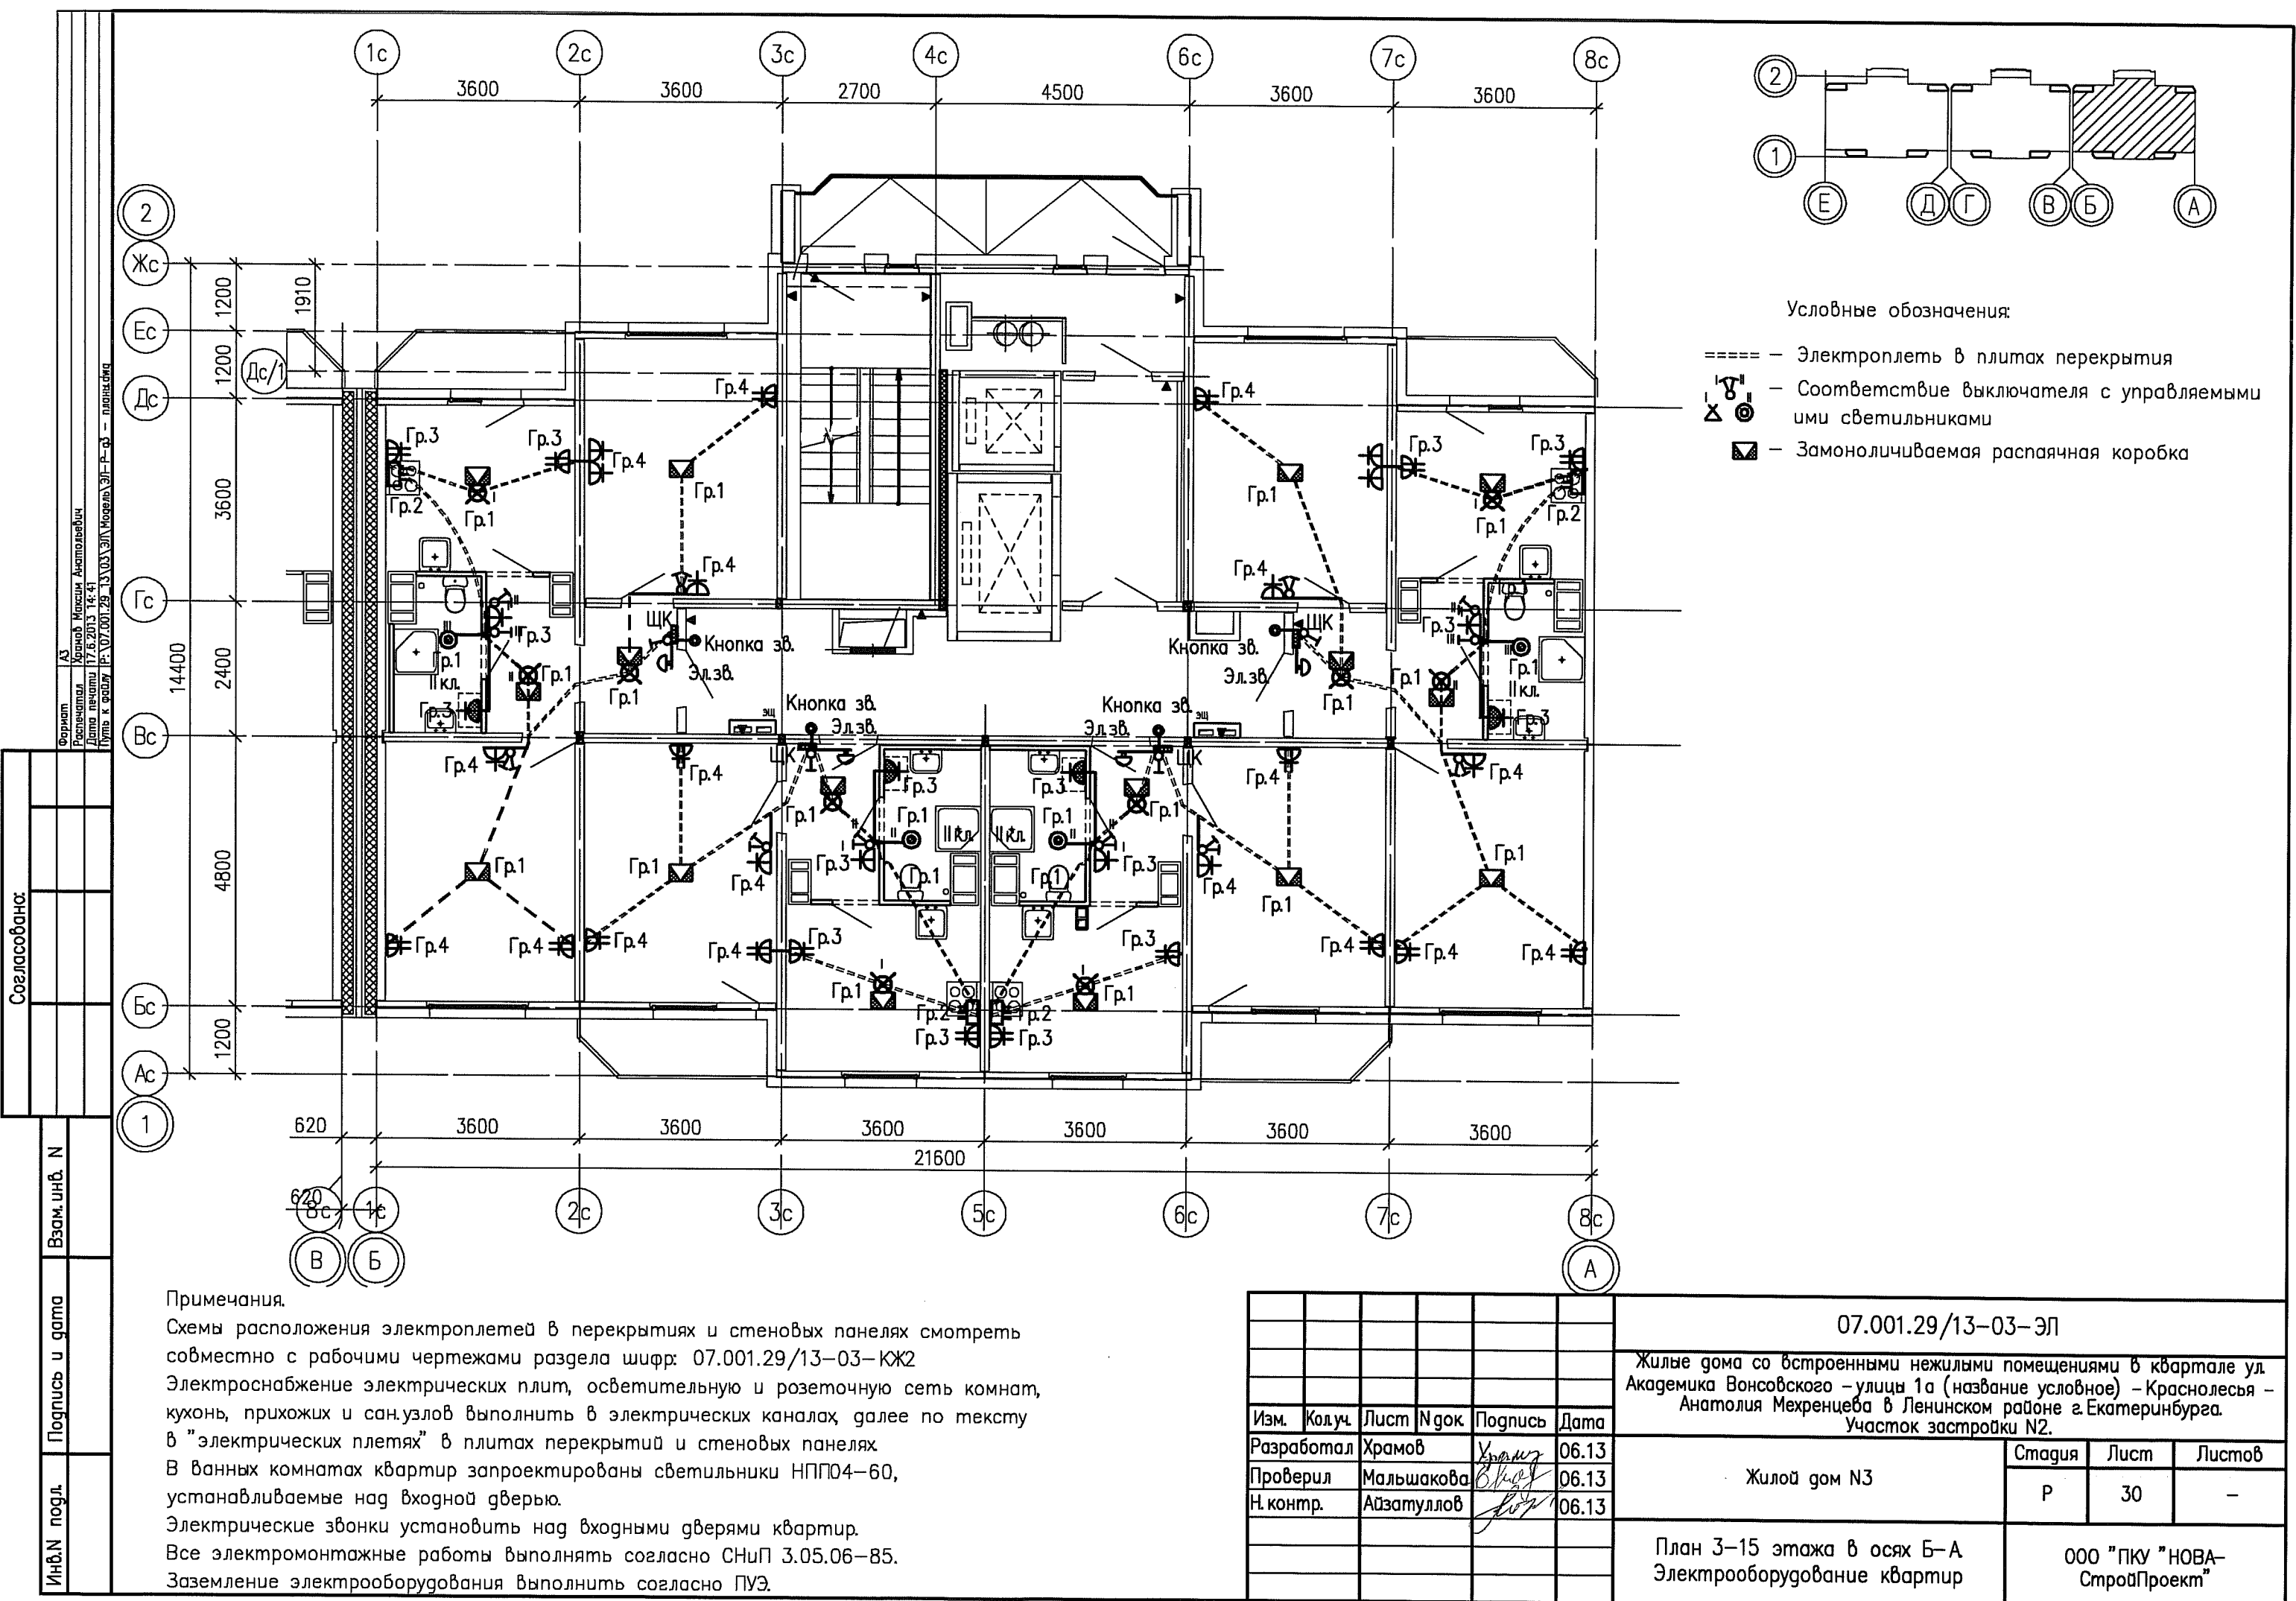


Условные обозначения:

- ===== — Электроплеть в плитах перекрытия
- Соответствие выключателя с управляемыми имми светильниками
- Замоноличиваемая распаечная коробка

Примечания.
Схемы расположения электроплетей в перекрытиях и стеновых панелях смотреть совместно с рабочими чертежами раздела шифр: 07.001.29/13-03-КЖ2
Электроснабжение электрических плит, осветительную и розеточную сеть комнат, кухонь, прихожих и сан.узлов выполнить в электрических каналах, далее по тексту в "электрических плетях" в плитах перекрытий и стеновых панелях
В ванных комнатах квартир запроектированы светильники НПП04-60, устанавливаемые над входной дверью.
Электрические звонки установить над входными дверями квартир.
Все электромонтажные работы выполнять согласно СНиП 3.05.06-85.
Заземление электрооборудования выполнить согласно ПУЭ.

						07.001.29/13-03-ЭЛ			
						Жилые дома со встроенными нежилыми помещениями в квартале ул. Академика Вонсовского – улицы 1а (название условное) – Краснолесья – Анатолия Мехренцева в Ленинском районе г.Екатеринбурга. Участок застройки N2.			
Изм.	Колуч.	Лист	№ док.	Подпись	Дата	Жилой дом N3	Стадия	Лист	Листов
Разработал	Храмов				06.13		Р	30	–
Проверил	Мальшакова				06.13				
Н. контр.	Айзатулло				06.13				
						План 3–15 этажа в осях Б–А Электрооборудование квартир	ООО "ПКУ "НОВА– СтройПроект"		

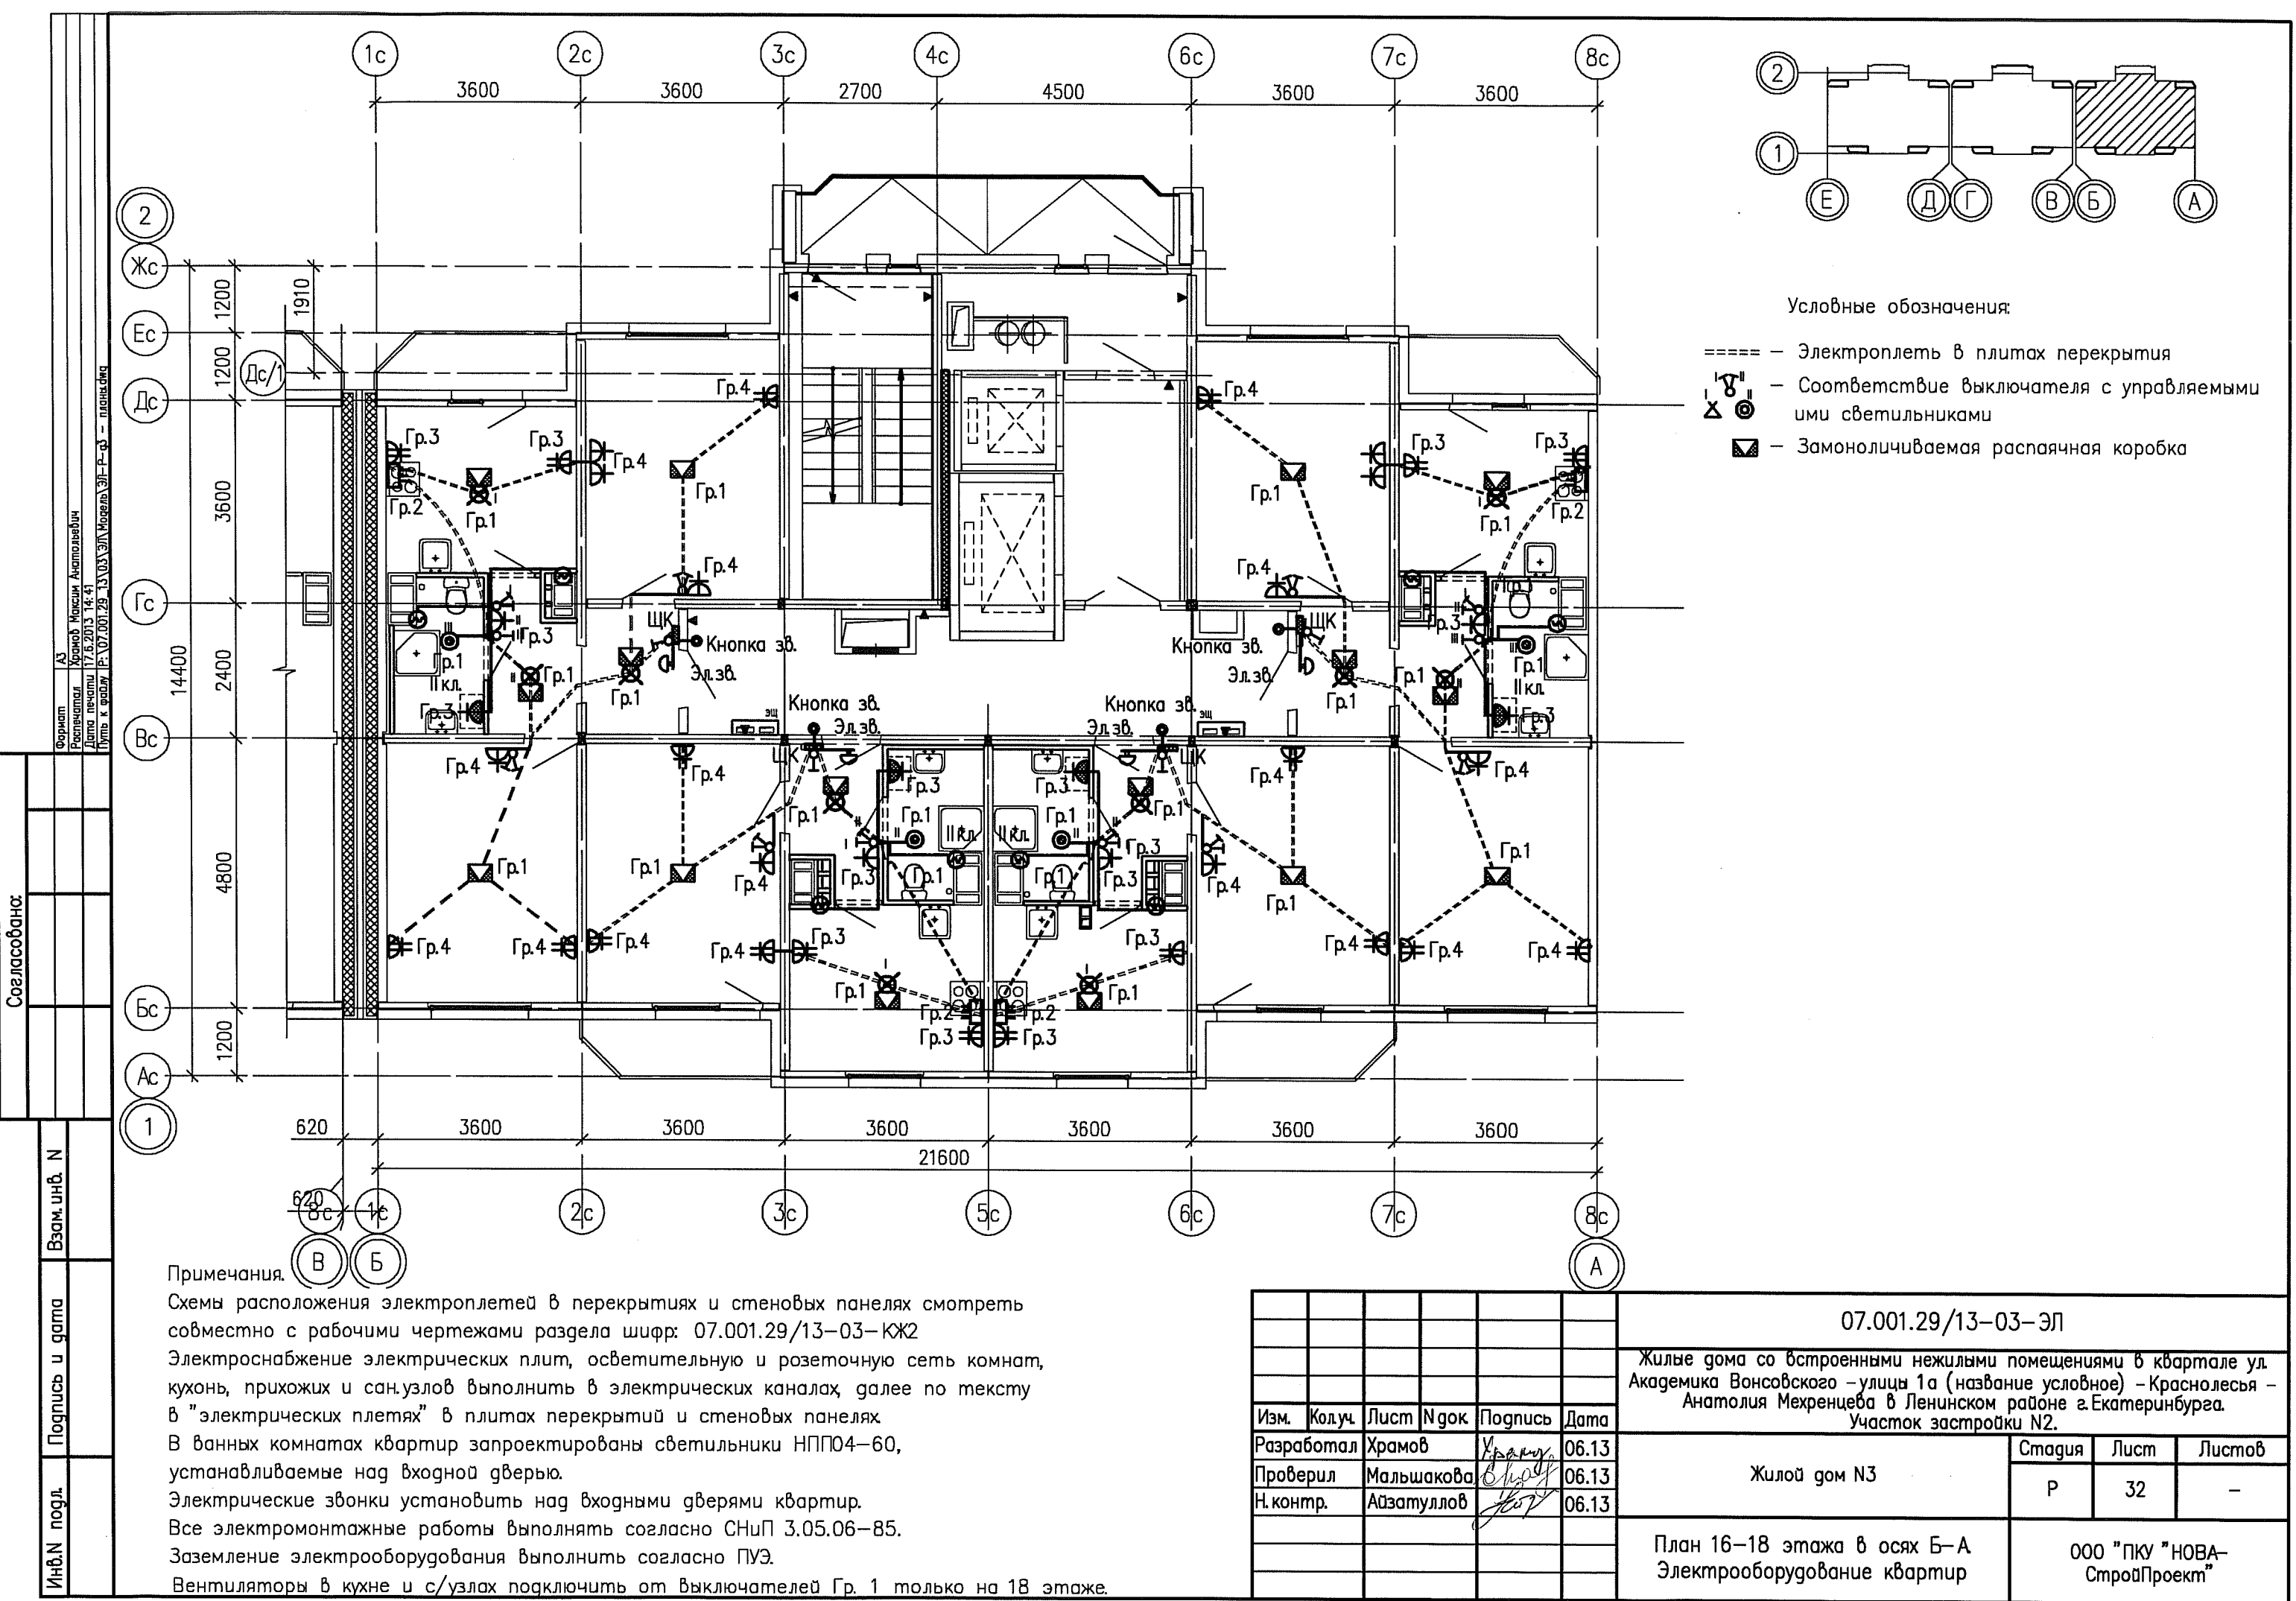

- Условные обозначения:
- ===== — Электроплеть в плитах перекрытия
 - ⌘ — Соответствие выключателя с управляемыми ими светильниками
 - ⬡ — Замоноличиваемая распаячная коробка

Примечания.

Схемы расположения электроплетей в перекрытиях и стеновых панелях смотреть совместно с рабочими чертежами раздела шифр: 07.001.29/13-03-КЖ2

Электроснабжение электрических плит, осветительную и розеточную сеть комнат, кухонь, прихожих и сан.узлов выполнить в электрических каналах, далее по тексту в "электрических плетях" в плитах перекрытий и стеновых панелях

 
 
В ваннных комнатах квартир запроектированы светильники НПП04-60, устанавливаемые над входной дверью.

Электрические звонки установить над входными дверями квартир.

Все электромонтажные работы выполнять согласно СНиП 3.05.06-85.

Заземление электрооборудования выполнить согласно ПУЭ.

Вентиляторы в кухне и с/узлах подключить от выключателей Гр. 1 только на 18 этаже.

						07.001.29/13-03-ЭЛ			
						Жилые дома со встроенными нежилыми помещениями в квартале ул. Академика Вонсовского – улицы 1а (название условное) – Краснолесья – Анатолия Мехренцева в Ленинском районе г.Екатеринбурга. Участок застройки N2.			
Изм.	Колуч.	Лист	№ док	Подпись	Дата	Жилой дом N3	Стадия	Лист	Листов
Разработал	Храмов				06.13		Р	32	–
Проверил	Мальшакова				06.13				
Н. контр.	Айзатулло				06.13				
						План 16–18 этажа в осях Б–А Электрооборудование квартир	ООО "ПКУ "НОВА-СтройПроект"		