



|                  |
|------------------|
| Cm.T30-2 Ø50x8,3 |
| Cm.T31-2 Ø50x8,3 |
| Cm.T40-2 Ø32x5,4 |
| Cm.T41-2 Ø32x5,4 |
| Cm.B11-2 Ø50x8,3 |
| Cm.B10-2 Ø50x8,3 |

|                                     |             |        |        |                    |       |                                                                                                                                                                                                                                                                                                                                                                                                                                                                                                                              |                                     |      |        |   |   |  |
|-------------------------------------|-------------|--------|--------|--------------------|-------|------------------------------------------------------------------------------------------------------------------------------------------------------------------------------------------------------------------------------------------------------------------------------------------------------------------------------------------------------------------------------------------------------------------------------------------------------------------------------------------------------------------------------|-------------------------------------|------|--------|---|---|--|
|                                     |             |        |        |                    |       | АПУ.014-10-ВК                                                                                                                                                                                                                                                                                                                                                                                                                                                                                                                |                                     |      |        |   |   |  |
|                                     |             |        |        |                    |       | Многоэтажные жилые дома со встроено-пристроенными помещениями и отдельно стоящими зданиями общественного назначения, распределительного пункта, трансформаторных подстанций, гаражных наосных станций, поземных абстоекнок и детского дошкольного образовательного учреждения в границах улиц Красных барьер-Киребавской-Кузнецкая-Уральских рабочих в Бржаникизавском районе г.Екатеринбурга, и очередь строительства. Жилой дом со встроено-пристроенными помещениями, трансформаторной подстанцией и поземной абстоекной. |                                     |      |        |   |   |  |
| Изм.                                | Кол.уч.     | Лист   | N док. | Подпись            | Дата  |                                                                                                                                                                                                                                                                                                                                                                                                                                                                                                                              |                                     |      |        |   |   |  |
| Разработал                          | Демченко    |        |        | <i>Демченко</i>    | 01.15 | 27-этажный жилой дом со встроено-пристроенными помещениями                                                                                                                                                                                                                                                                                                                                                                                                                                                                   |                                     |      |        |   |   |  |
| Гл. спец.                           | Решетникова |        |        | <i>Решетникова</i> | 01.15 |                                                                                                                                                                                                                                                                                                                                                                                                                                                                                                                              |                                     |      |        |   |   |  |
| Г А П                               | Гаранин     |        |        | <i>Гаранин</i>     | 01.15 |                                                                                                                                                                                                                                                                                                                                                                                                                                                                                                                              |                                     |      |        |   |   |  |
| Н. контр.                           | Шкляр       |        |        | <i>Шкляр</i>       | 01.15 |                                                                                                                                                                                                                                                                                                                                                                                                                                                                                                                              |                                     |      |        |   |   |  |
|                                     |             |        |        |                    |       | План 3-12 этажей                                                                                                                                                                                                                                                                                                                                                                                                                                                                                                             |                                     |      |        |   |   |  |
|                                     |             |        |        |                    |       | <table><tr><td>Студия</td><td>Лист</td><td>Листов</td></tr><tr><td>Р</td><td>6</td><td></td></tr></table>                                                                                                                                                                                                                                                                                                                                                                                                                    | Студия                              | Лист | Листов | Р | 6 |  |
| Студия                              | Лист        | Листов |        |                    |       |                                                                                                                                                                                                                                                                                                                                                                                                                                                                                                                              |                                     |      |        |   |   |  |
| Р                                   | 6           |        |        |                    |       |                                                                                                                                                                                                                                                                                                                                                                                                                                                                                                                              |                                     |      |        |   |   |  |
|                                     |             |        |        |                    |       | <table><tr><td>ЗАО КОРПОРАЦИЯ<br/>АТОМСТРОЙКОМПЛЕКС</td></tr></table>                                                                                                                                                                                                                                                                                                                                                                                                                                                        | ЗАО КОРПОРАЦИЯ<br>АТОМСТРОЙКОМПЛЕКС |      |        |   |   |  |
| ЗАО КОРПОРАЦИЯ<br>АТОМСТРОЙКОМПЛЕКС |             |        |        |                    |       |                                                                                                                                                                                                                                                                                                                                                                                                                                                                                                                              |                                     |      |        |   |   |  |

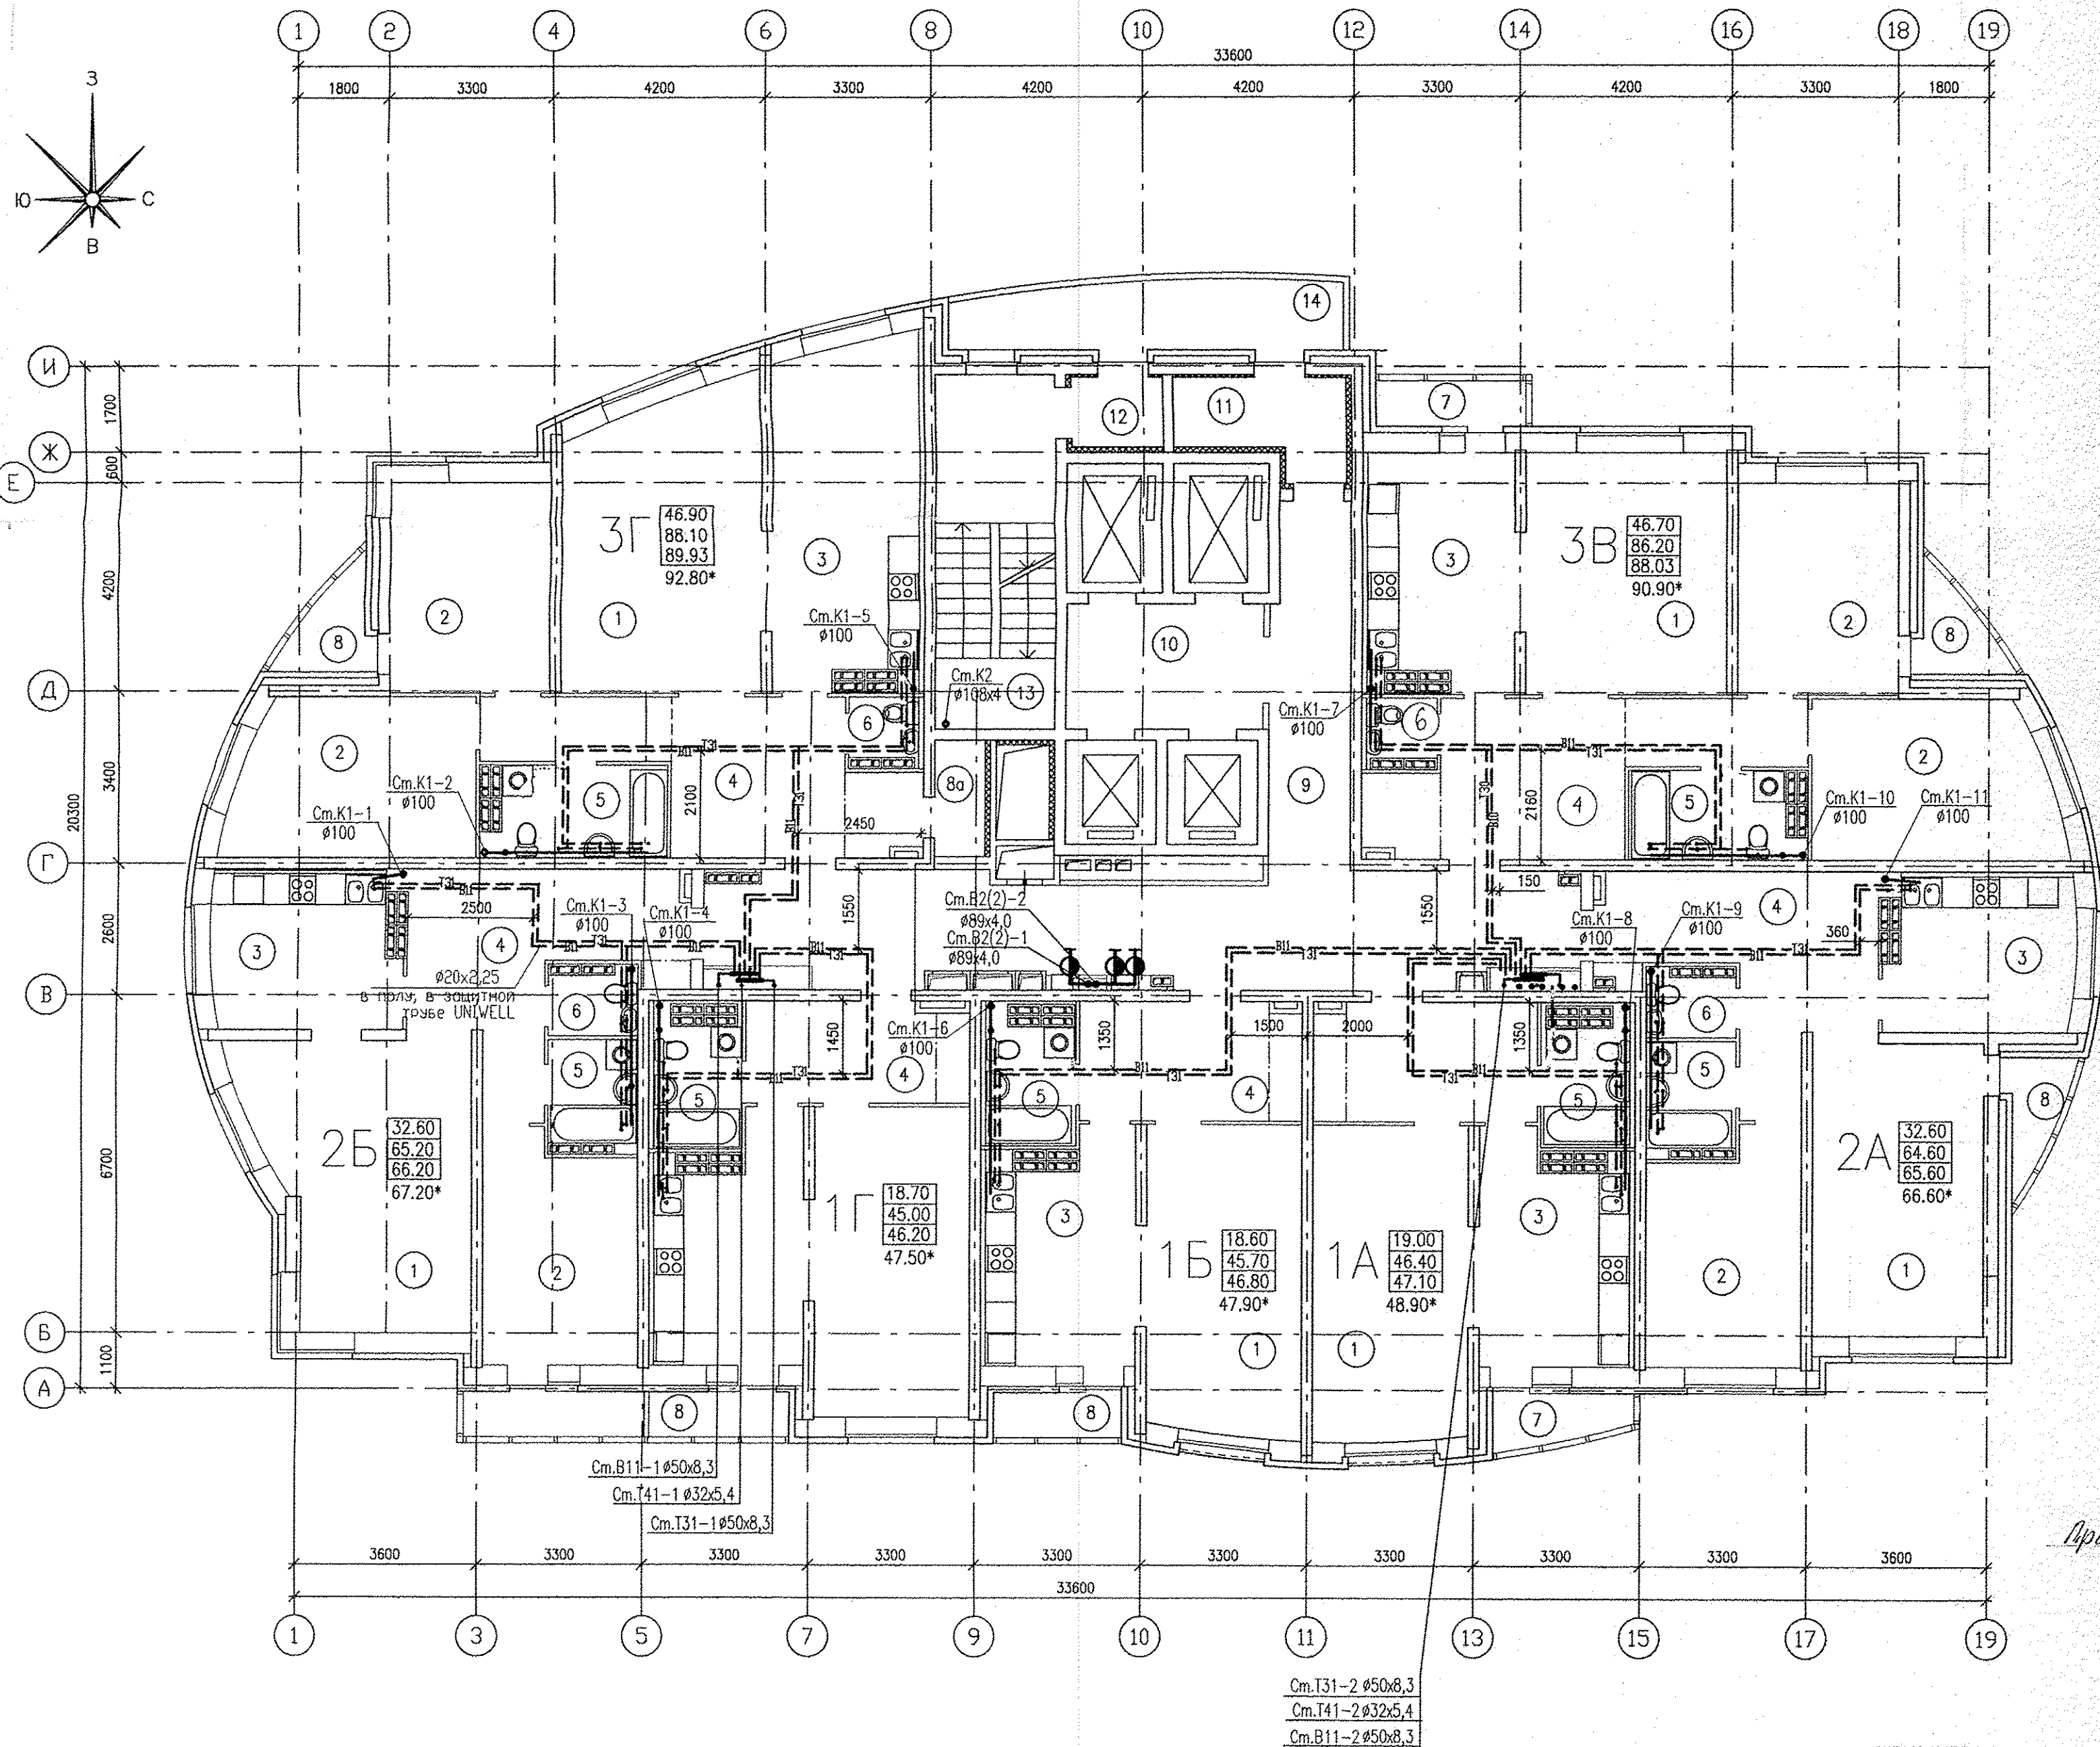

## ЭКСПЛИКАЦИЯ ПОМЕЩЕНИЙ

| Номер помеще-ния             | Наименование      | Площадь, м2 | Кат. поме-щения |
|------------------------------|-------------------|-------------|-----------------|
| ПОМЕЩЕНИЯ КВАРТИР            |                   |             |                 |
| 1                            | Гостиная          | 139.80      |                 |
| 2                            | Спальня           | 81.80       |                 |
| 3                            | Кухня             | 92.10       |                 |
| 4                            | Прихожая          | 96.80       |                 |
| 5                            | Ванная            | 29.80       |                 |
| 6                            | Сан. узел         | 7.30        |                 |
| 7                            | Балкон            | 8.10        |                 |
| 8                            | Лоджия            | 10.90       |                 |
| 8а                           | Кладовая          | 2.00        |                 |
| Итого помещений квартир:     |                   | 468.60      |                 |
| ОБЩЕДОМОВЫЕ ПОМЕЩЕНИЯ        |                   |             |                 |
| 9                            | Коридор           | 47.20       |                 |
| 10                           | Лифтовый холл     | 9.10        |                 |
| 11                           | Тамбур            | 5.10        |                 |
| 12                           | Тамбур            | 2.10        |                 |
| 13                           | Лестничная клетка | 17.60       |                 |
| 14                           | Переходной балкон | 10.30       |                 |
| Итого общедомовых помещений: |                   | 91.40       |                 |


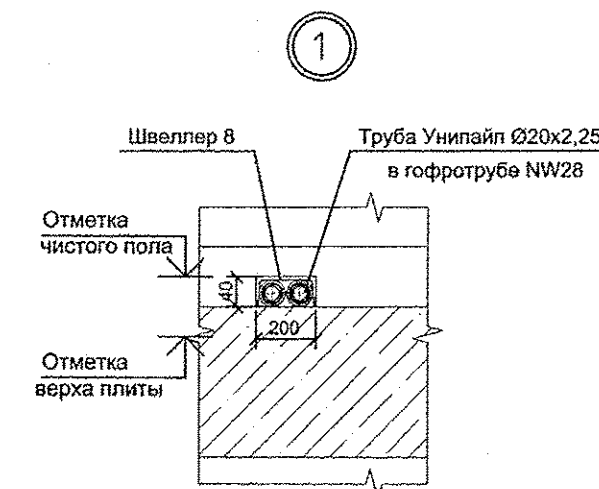


Примечание:

Привязку канализационных стояков см. л. 4.


|            |                |              |             |          |          |
|------------|----------------|--------------|-------------|----------|----------|
| Инв. подл. | Подпись и дата | Взам. инв. № | Ген. инв. № | Чужик    | 03.15    |
| Г. А. П.   | Г. А. П.       | Г. А. П.     | Г. А. П.    | Г. А. П. | Г. А. П. |

|                                                                                                                                                                                                                                                                                                                                                                                                                                                                                                                                          |             |             |         |      |                                                             |
|------------------------------------------------------------------------------------------------------------------------------------------------------------------------------------------------------------------------------------------------------------------------------------------------------------------------------------------------------------------------------------------------------------------------------------------------------------------------------------------------------------------------------------------|-------------|-------------|---------|------|-------------------------------------------------------------|
| АПУ.014-10-ВК                                                                                                                                                                                                                                                                                                                                                                                                                                                                                                                            |             |             |         |      |                                                             |
| Многоэтажные жилые дома со встроенно-пристроенными помещениями и отдельно стоящими зданиями общественного назначения, распределительного пункта, трансформаторных подстанций, артезианских насосных станций, подземных автозаправок и зрелищного досугового образовательного учреждения в границах улиц Красная Борцов-Кировградская-Кузнецова-Уральских рабочих в Орджоникидзском районе г. Батуми. II очередь строительства. Жилой дом со встроенно-пристроенными помещениями, трансформаторной подстанцией и подземной автозаправкой. |             |             |         |      |                                                             |
| Изм.                                                                                                                                                                                                                                                                                                                                                                                                                                                                                                                                     | Кол. уч.    | Лист N док. | Подпись | Дата | 27-этажный жилой дом со встроенно-пристроенными помещениями |
| Разработал                                                                                                                                                                                                                                                                                                                                                                                                                                                                                                                               | Демченко    | Решетникова | 01.15   |      |                                                             |
| Гл. спец.                                                                                                                                                                                                                                                                                                                                                                                                                                                                                                                                | Решетникова | Гаранин     | 01.15   |      |                                                             |
| Г. А. П.                                                                                                                                                                                                                                                                                                                                                                                                                                                                                                                                 | Гаранин     | Шкляр       | 01.15   |      |                                                             |
| Н. контр.                                                                                                                                                                                                                                                                                                                                                                                                                                                                                                                                | Шкляр       |             |         |      | План 14...18 этажей                                         |
|                                                                                                                                                                                                                                                                                                                                                                                                                                                                                                                                          |             |             |         |      | СТАДИЯ Лист Листов                                          |
|                                                                                                                                                                                                                                                                                                                                                                                                                                                                                                                                          |             |             |         |      | Р 8                                                         |
|                                                                                                                                                                                                                                                                                                                                                                                                                                                                                                                                          |             |             |         |      | ЗАО КОРПОРАЦИЯ АТОМСТРОЙКОМПЛЕКС                            |

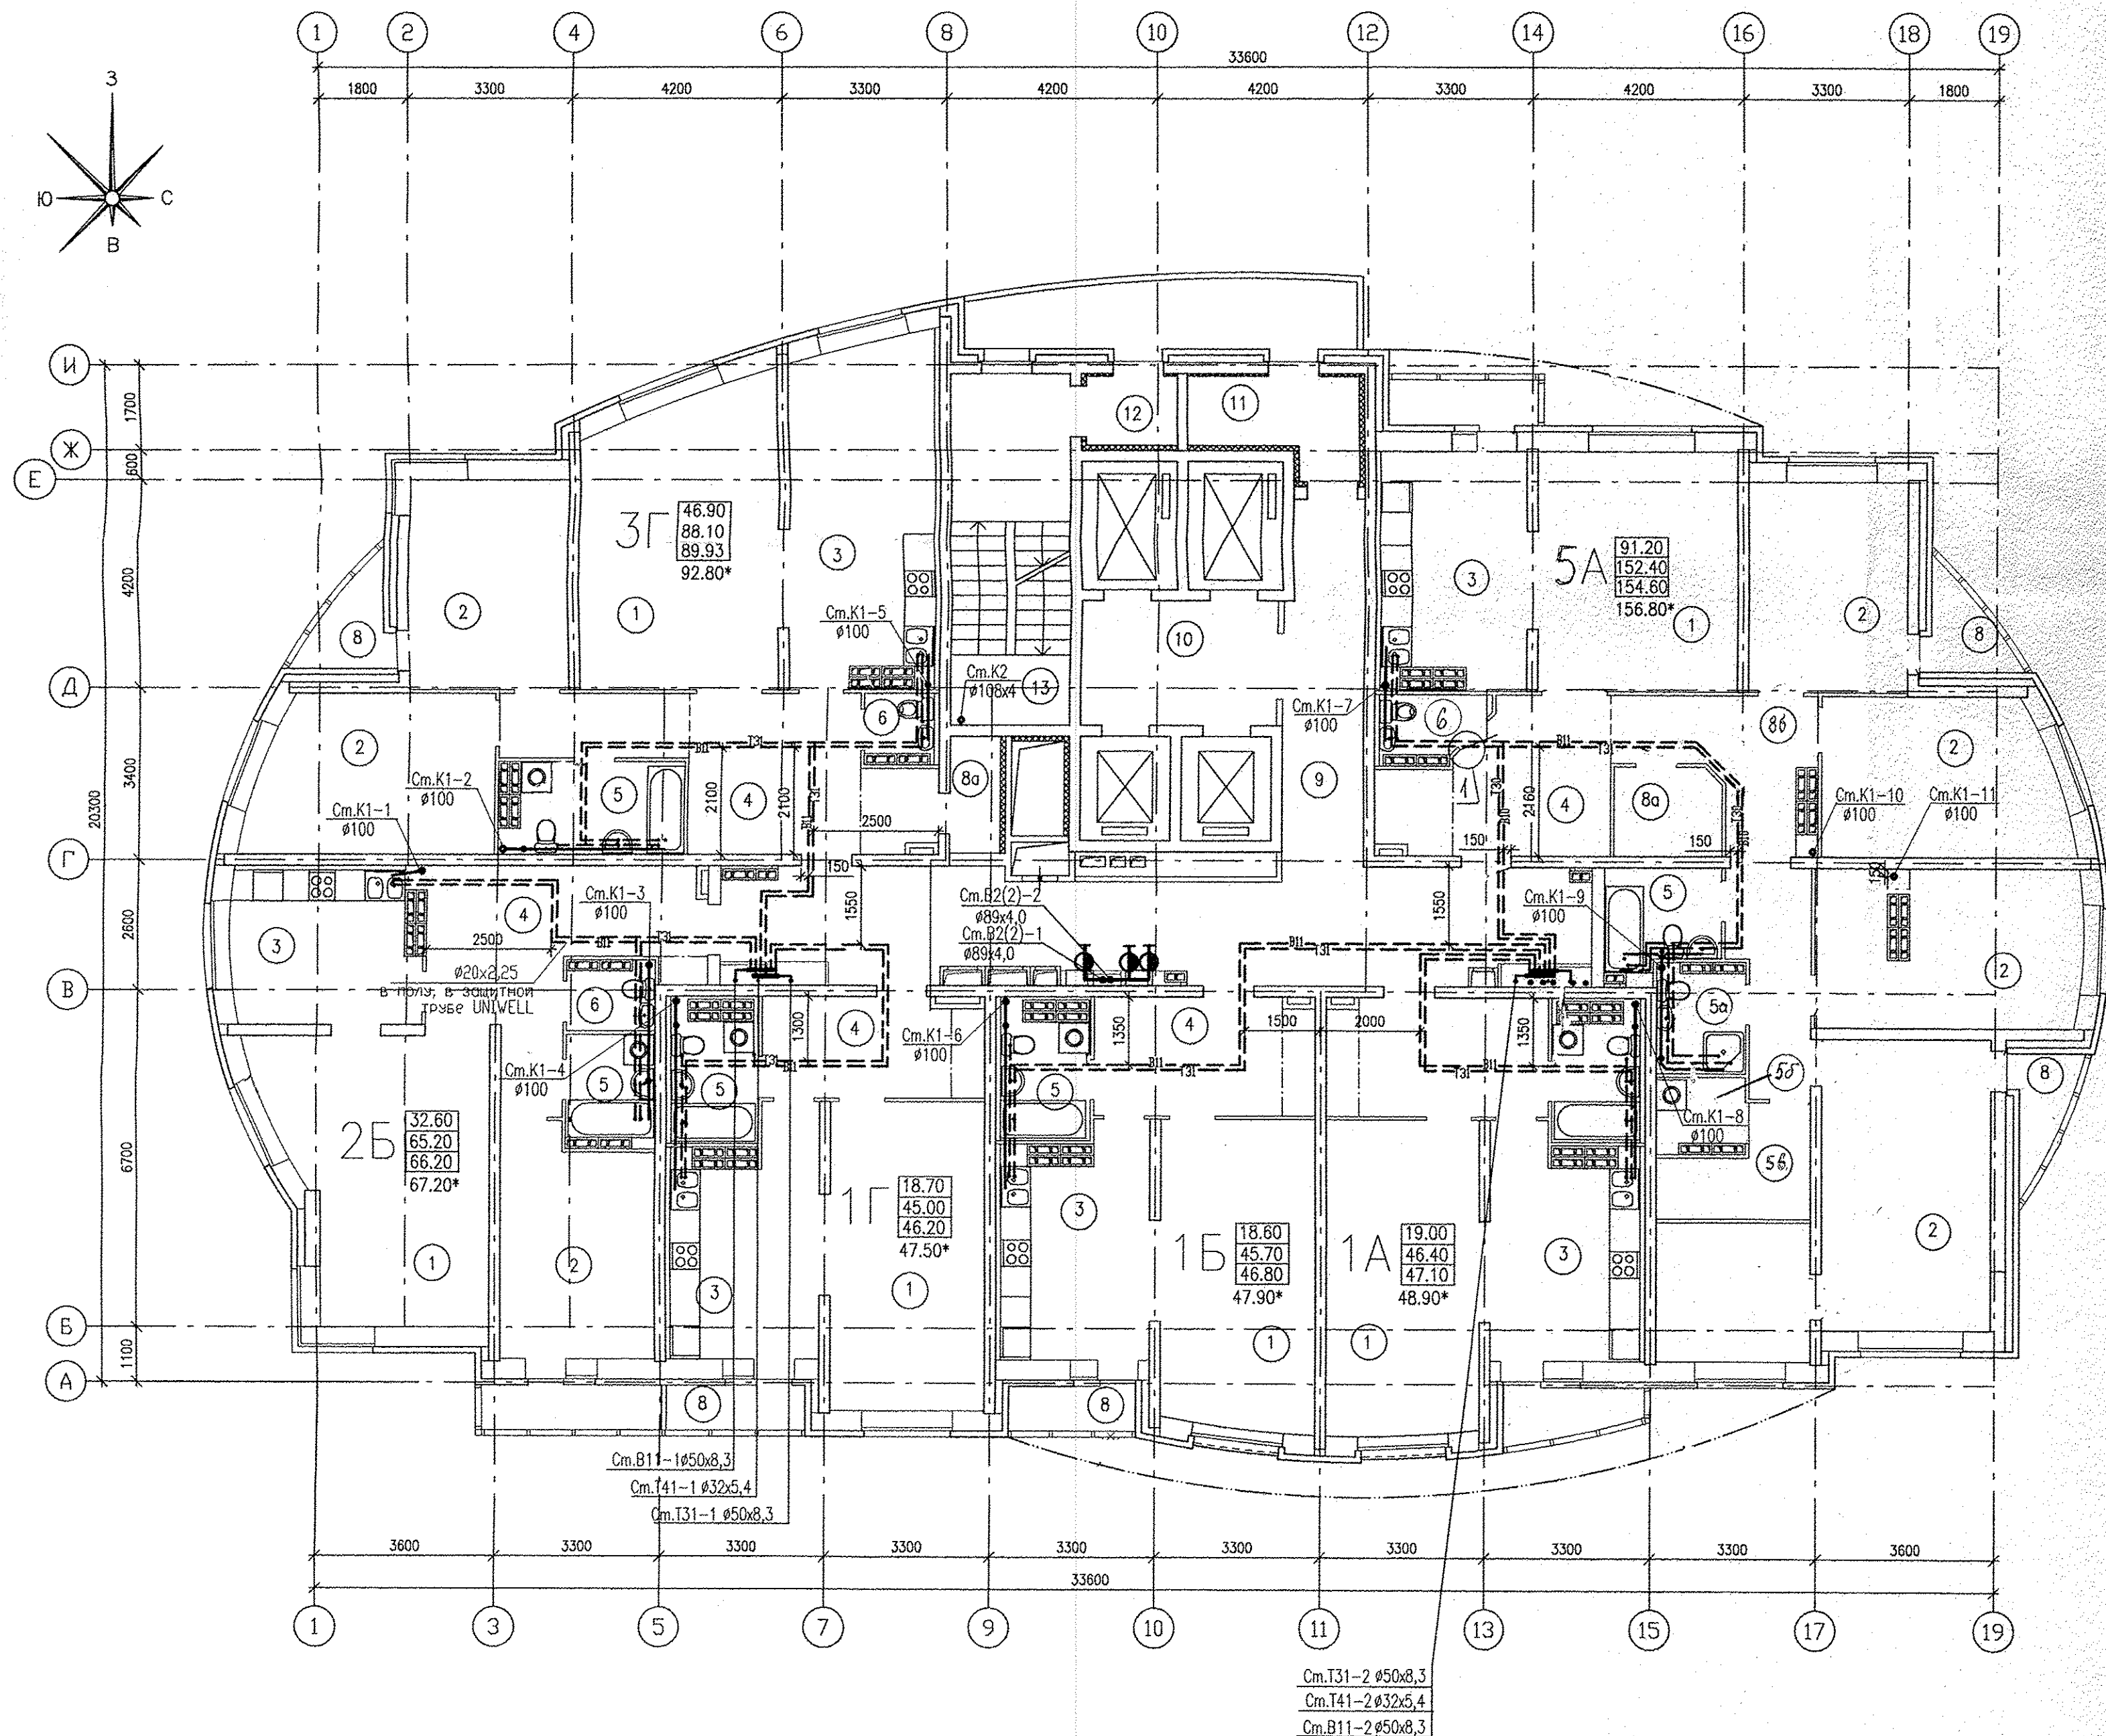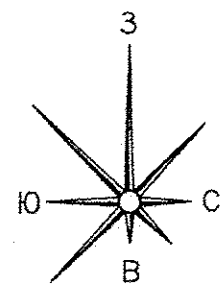


ЭКСПЛИКАЦИЯ ПОМЕЩЕНИЙ

| Номер помещения              | Наименование      | Площадь, м <sup>2</sup> | Кат. помещ. |
|------------------------------|-------------------|-------------------------|-------------|
| ПОМЕЩЕНИЯ КВАРТИР            |                   |                         |             |
| 1                            | Гостиная          | 120.40                  |             |
| 2                            | Спальня           | 113.10                  |             |
| 3                            | Кухня             | 81.10                   |             |
| 4                            | Прихожая          | 74.60                   |             |
| 5                            | Ванная            | 26.10                   |             |
| 5а                           | Душевая           | 3.50                    |             |
| 5б                           | Постирочная       | 2.30                    |             |
| 5в                           | Гардеробная       | 5.00                    |             |
| 6                            | Сан. узел         | 5.90                    |             |
| 7                            | Балкон            | 8.10                    |             |
| 8                            | Лоджия            | 11.20                   |             |
| 8а                           | Кладовая          | 5.70                    |             |
| 8б                           | Коридор           | 14.80                   |             |
| Итого помещений квартир:     |                   | 471.80                  |             |
| ОБЩЕДОМОВЫЕ ПОМЕЩЕНИЯ        |                   |                         |             |
| 9                            | Коридор           | 47.20                   |             |
| 10                           | Лифтовый холл     | 9.10                    |             |
| 11                           | Тамбур            | 5.10                    |             |
| 12                           | Тамбур            | 2.10                    |             |
| 13                           | Лестничная клетка | 17.60                   |             |
| 14                           | Переходной балкон | 10.30                   |             |
| Итого общедомовых помещений: |                   | 91.40                   |             |

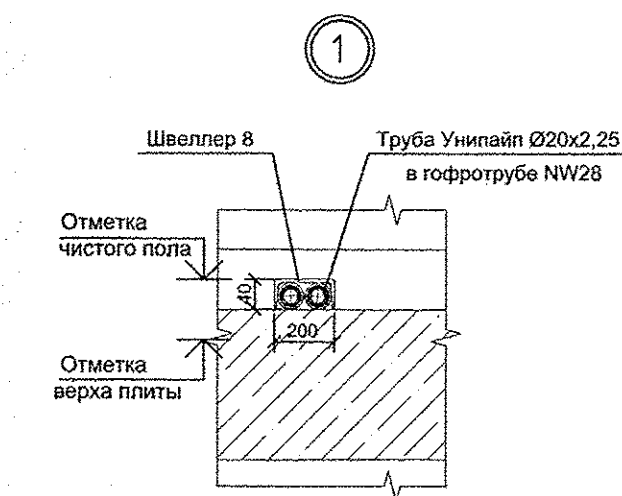

См.Т31-2 Ø50x8,3  
См.Т41-2 Ø32x5,4  
См.В11-2 Ø50x8,3

|                                                                                                                                                                                                                                                                                                                                                                                                                                                                                                                                          |             |             |                    |
|------------------------------------------------------------------------------------------------------------------------------------------------------------------------------------------------------------------------------------------------------------------------------------------------------------------------------------------------------------------------------------------------------------------------------------------------------------------------------------------------------------------------------------------|-------------|-------------|--------------------|
| АПУ.014-10-ВК                                                                                                                                                                                                                                                                                                                                                                                                                                                                                                                            |             |             |                    |
| Многоэтажные жилые дома со встроенно-пристроенными помещениями и отдельно стоящими зданиями общественного назначения, распределительного пункта, трансформаторных подстанций, дренажных насосных станций, подземных автостоянок и детского дошкольного образовательного учреждения в границах улиц Красных Борцов-Кировавской-Кузнецова-Уральских рабочих в Орджоникидзевском районе г.Екатеринбурга. II очередь строительства. Жилой дом со встроенно-пристроенными помещениями, трансформаторной подстанцией и подземной автостоянкой. |             |             |                    |
| Изм.                                                                                                                                                                                                                                                                                                                                                                                                                                                                                                                                     | Кол.уч.     | Лист N док. | Погнись Дата       |
| Разработал                                                                                                                                                                                                                                                                                                                                                                                                                                                                                                                               | Демченко    | Решетникова | 01.15              |
| Гл. спец.                                                                                                                                                                                                                                                                                                                                                                                                                                                                                                                                | Решетникова | Гаранин     | 01.15              |
| Г А П                                                                                                                                                                                                                                                                                                                                                                                                                                                                                                                                    | Гаранин     | Шкляр       | 01.15              |
| Н. контр.                                                                                                                                                                                                                                                                                                                                                                                                                                                                                                                                | Шкляр       |             | 01.15              |
| 27-этажный жилой дом со встроенно-пристроенными помещениями                                                                                                                                                                                                                                                                                                                                                                                                                                                                              |             |             | Стадия Лист Листов |
| План 19 этажа                                                                                                                                                                                                                                                                                                                                                                                                                                                                                                                            |             |             | Р 9                |
| ЗАО КОРПОРАЦИЯ АТОМСТРОЙКОМПЛЕКС                                                                                                                                                                                                                                                                                                                                                                                                                                                                                                         |             |             |                    |

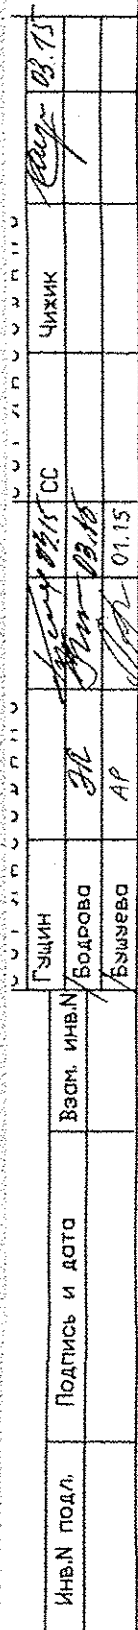

1

Швеллер 8

Труба Унипайп Ø20x2,25  
в гофротрубе NW28

Отметка  
чистого пола

400


200

Отметка  
верха плиты

Примечание:  
Привязку канализационных стояков см. л. 4.

|            |             |                  |        |         |      |                                                             |                                                                                                                                                                                                                                                                                                                                                                                                                                                                                                                                        |      |        |
|------------|-------------|------------------|--------|---------|------|-------------------------------------------------------------|----------------------------------------------------------------------------------------------------------------------------------------------------------------------------------------------------------------------------------------------------------------------------------------------------------------------------------------------------------------------------------------------------------------------------------------------------------------------------------------------------------------------------------------|------|--------|
|            |             |                  |        |         |      |                                                             | АПУ.014-10-ВК                                                                                                                                                                                                                                                                                                                                                                                                                                                                                                                          |      |        |
|            |             |                  |        |         |      |                                                             | Многоэтажные жилые дома со встроенно-пристроенными помещениями и отдельно стоящими зданиями общественного назначения, распределительного пункта, трансформаторных подстанций, дренажных насосных станций, подземных востанков и детского дошкольного образовательного учреждения в границах улиц Красная Борей-Кировавдская-Кузнецова-Уральских рабочих в Орджоникидзевском районе г.Екатеринбурга. II очередь строительства. Жилой дом со встроенно-пристроенными помещениями, трансформаторной подстанцией и подземной автостоянкой. |      |        |
| Изм.       | Кол.уч.     | Лист             | N док. | Подпись | Дата | 27-этажный жилой дом со встроенно-пристроенными помещениями | Стаядия                                                                                                                                                                                                                                                                                                                                                                                                                                                                                                                                | Лист | Листов |
| Разработал | Демченко    | <i>[подпись]</i> | 01.15  |         |      |                                                             | P                                                                                                                                                                                                                                                                                                                                                                                                                                                                                                                                      | 10   |        |
| Гл. спец.  | Решетникова | <i>[подпись]</i> | 01.15  |         |      |                                                             |                                                                                                                                                                                                                                                                                                                                                                                                                                                                                                                                        |      |        |
| Г А П      | Гаранин     | <i>[подпись]</i> | 01.15  |         |      |                                                             |                                                                                                                                                                                                                                                                                                                                                                                                                                                                                                                                        |      |        |
| Н. контр.  | Шкляр       | <i>[подпись]</i> | 01.15  |         |      |                                                             |                                                                                                                                                                                                                                                                                                                                                                                                                                                                                                                                        |      |        |
|            |             |                  |        |         |      | План 20...23 этажей                                         | <div>ЗАО КОРПОРАЦИЯ<br/>АТОМСТРОЙКОМПЛЕКС</div>                                                                                                                                                                                                                                                                                                                                                                                                                                                                                        |      |        |



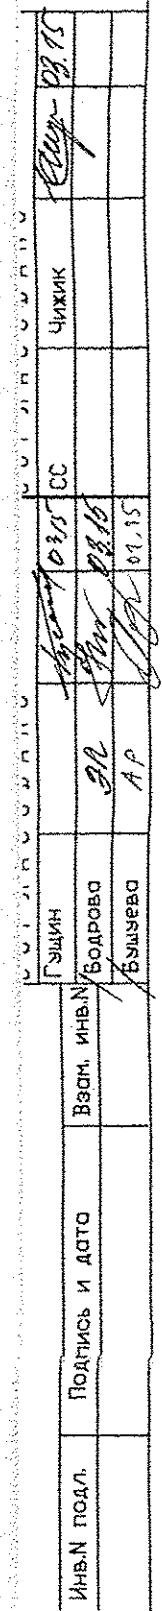

Примечание:  
Привязка канализационных стояков дана  
на л. 4.

|            |             |                    |        |         |      |                                                                                                                                                                                                                                                                                                                                                                                                                                                                                                                                         |        |      |        |
|------------|-------------|--------------------|--------|---------|------|-----------------------------------------------------------------------------------------------------------------------------------------------------------------------------------------------------------------------------------------------------------------------------------------------------------------------------------------------------------------------------------------------------------------------------------------------------------------------------------------------------------------------------------------|--------|------|--------|
|            |             |                    |        |         |      | АПУ.014-10-ВК                                                                                                                                                                                                                                                                                                                                                                                                                                                                                                                           |        |      |        |
|            |             |                    |        |         |      | Многоэтажные жилые дома со встроенно-пристроенными помещениями и отдельно стоящими зданиями общественного назначения, распределительного пункта, трансформаторных подстанций, уличных насосных станций, подземных автостоянок и детского дошкольного образовательного учреждения в границах улиц Красная Борцов-Курдоварской-Кузнецова-Уральских рабочих в Орджоникидзевском районе г.Екатеринбурга. II очередь строительства. Жилой дом со встроенно-пристроенными помещениями, трансформаторной подстанцией и подземной автостоянкой. |        |      |        |
| Изм.       | Кол.уч.     | Лист               | N док. | Подпись | Дата | 27-этажный жилой дом со встроенно-пристроенными помещениями                                                                                                                                                                                                                                                                                                                                                                                                                                                                             | Стадия | Лист | Листов |
| Разработал | Демченко    | <i>Демченко</i>    |        | 01.15   |      |                                                                                                                                                                                                                                                                                                                                                                                                                                                                                                                                         | P      | 12   |        |
| Гл. спец.  | Решетникова | <i>Решетникова</i> |        | 01.15   |      |                                                                                                                                                                                                                                                                                                                                                                                                                                                                                                                                         |        |      |        |
| Г А П      | Гаранин     | <i>Гаранин</i>     |        | 01.15   |      |                                                                                                                                                                                                                                                                                                                                                                                                                                                                                                                                         |        |      |        |
|            |             |                    |        |         |      |                                                                                                                                                                                                                                                                                                                                                                                                                                                                                                                                         |        |      |        |
| H. контр.  | Шкляр       | <i>Шкляр</i>       |        | 01.15   |      | План 25-26 этажа                                                                                                                                                                                                                                                                                                                                                                                                                                                                                                                        |        |      |        |
|            |             |                    |        |         |      | ЗАО КОРПОРАЦИЯ<br>АТОМСТРОЙКОМПЛЕКС                                                                                                                                                                                                                                                                                                                                                                                                                                                                                                     |        |      |        |