


Экспликация помещений общественного назначения на отм.0,000

№№ п/п	Наименование	Площадь м2	Категория помещений по взрывопожарной опасности
1	Офис №1	75,80	
2	Кладовая уборочного инвентаря	3,03	
3	Гардеробная	5,80	
4	Санузел персонала	4,19	
5	Санузел персонала	5,80	
6	Тамбур офиса №1	3,17	
7	Кладовая	5,71	
8	Вспомогательные помещения офиса №1	91,74	
9	Тамбур жилого дома	3,45	
10	Тамбур жилого дома	2,66	
11	Лестничная клетка	16,97	
12	Вестибюль жилого дома	41,27	


№№ п/п	Наименование	Площадь м2	Категория помещений по взрывопожарной опасности
13	Лифтовой холл	10,29	
14	Кладовая уборочного инвентаря жилого дома	3,30	
15	Электрощитовая жилого дома	11,50	Д
16	Офис №2	76,18	
17	Кладовая уборочного инвентаря	3,00	
18	Гардеробная	5,80	
19	Санузел персонала	3,20	
20	Санузел персонала	3,31	
21	Тамбур офиса №2	2,55	
22	Кладовая	5,23	
23	Вспомогательные помещения офиса №2	99,11	
24	Диспетчерская, ТСЖ	44,92	
25	Санузел персонала	4,66	

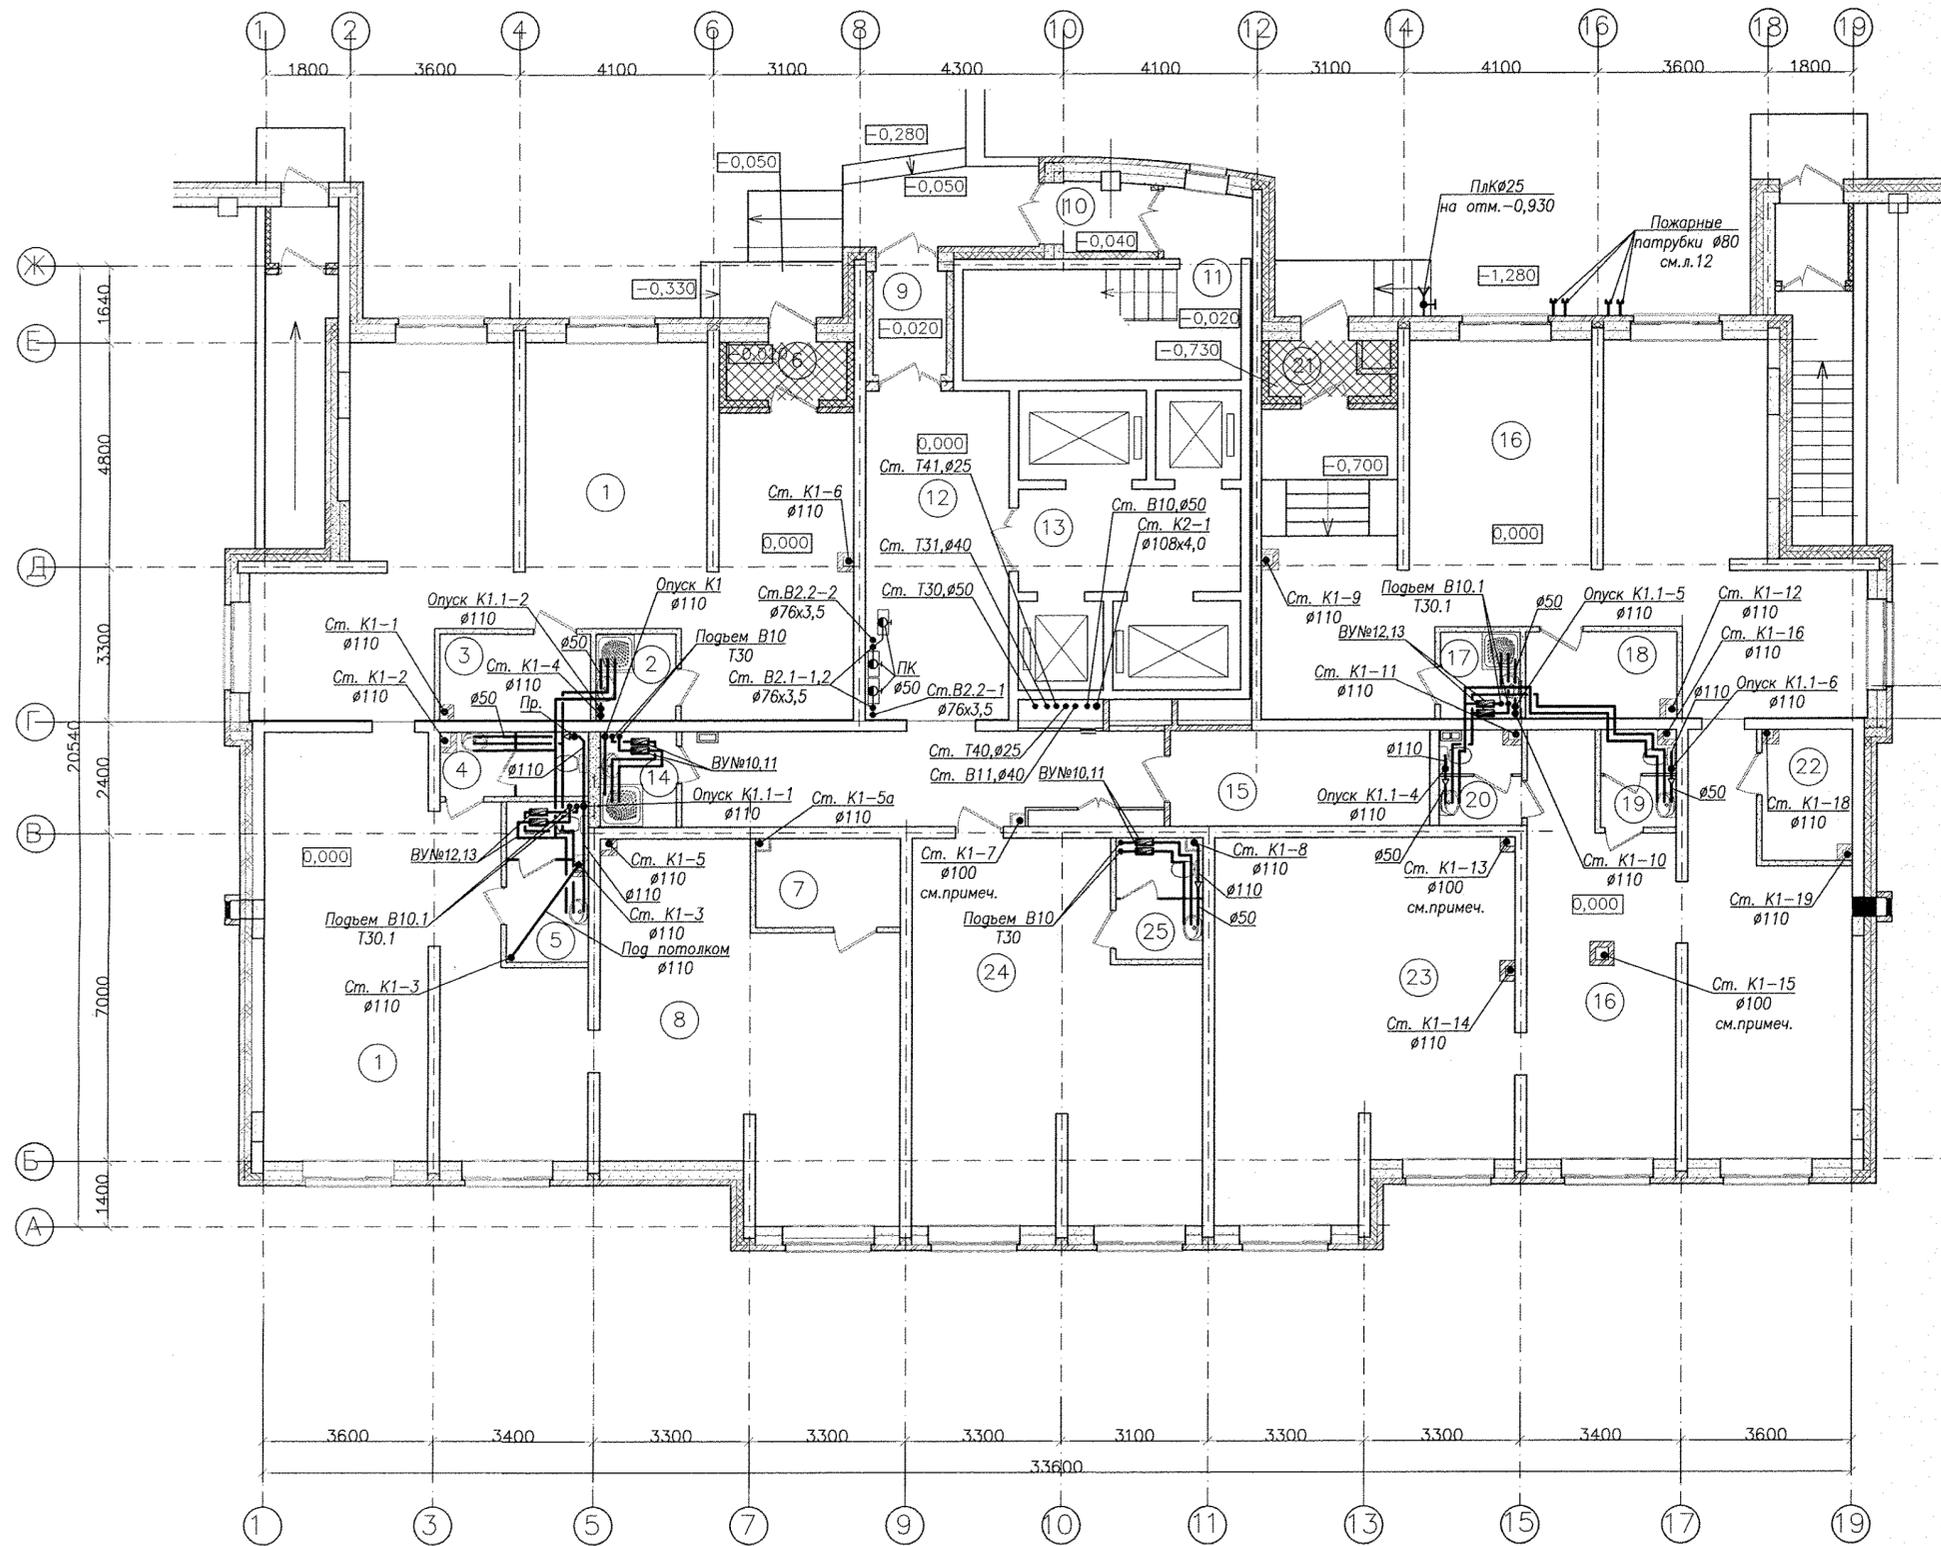

Примечание - Стояки канализации К1-7, К1-13 и К1-15 выполнить из чугунных канализационных труб по ГОСТ 6942-98.

Инв. № подл. Подп. и дата. Взам. инв. №

АПУ2-126.1-09-05-ВК				
Многоэтажные жилые дома с нежилыми помещениями, встроенным детским садом, подземной автостоянкой в границах улиц 8 Марта-Авиационной-Союзной-Циолковского в Чкаловском районе г.Екатеринбурга. 2 очередь строительства.				
Изм.	Кол.уч.	Лист	№ док.	Подпись
Н. контр.	Рыжкова		05.14	
Гл. спец.	Пырова		05.14	
Проверил	Габрина		05.14	
Исполн.	Пырова Н.		05.14	
Жилой дом №9 с офисами. Пусковой комплекс 5				Стация
				Р
				Лист
				3
План 1 этажа				Листов
				3А0
				"Корпорация Атомстройкомплекс"

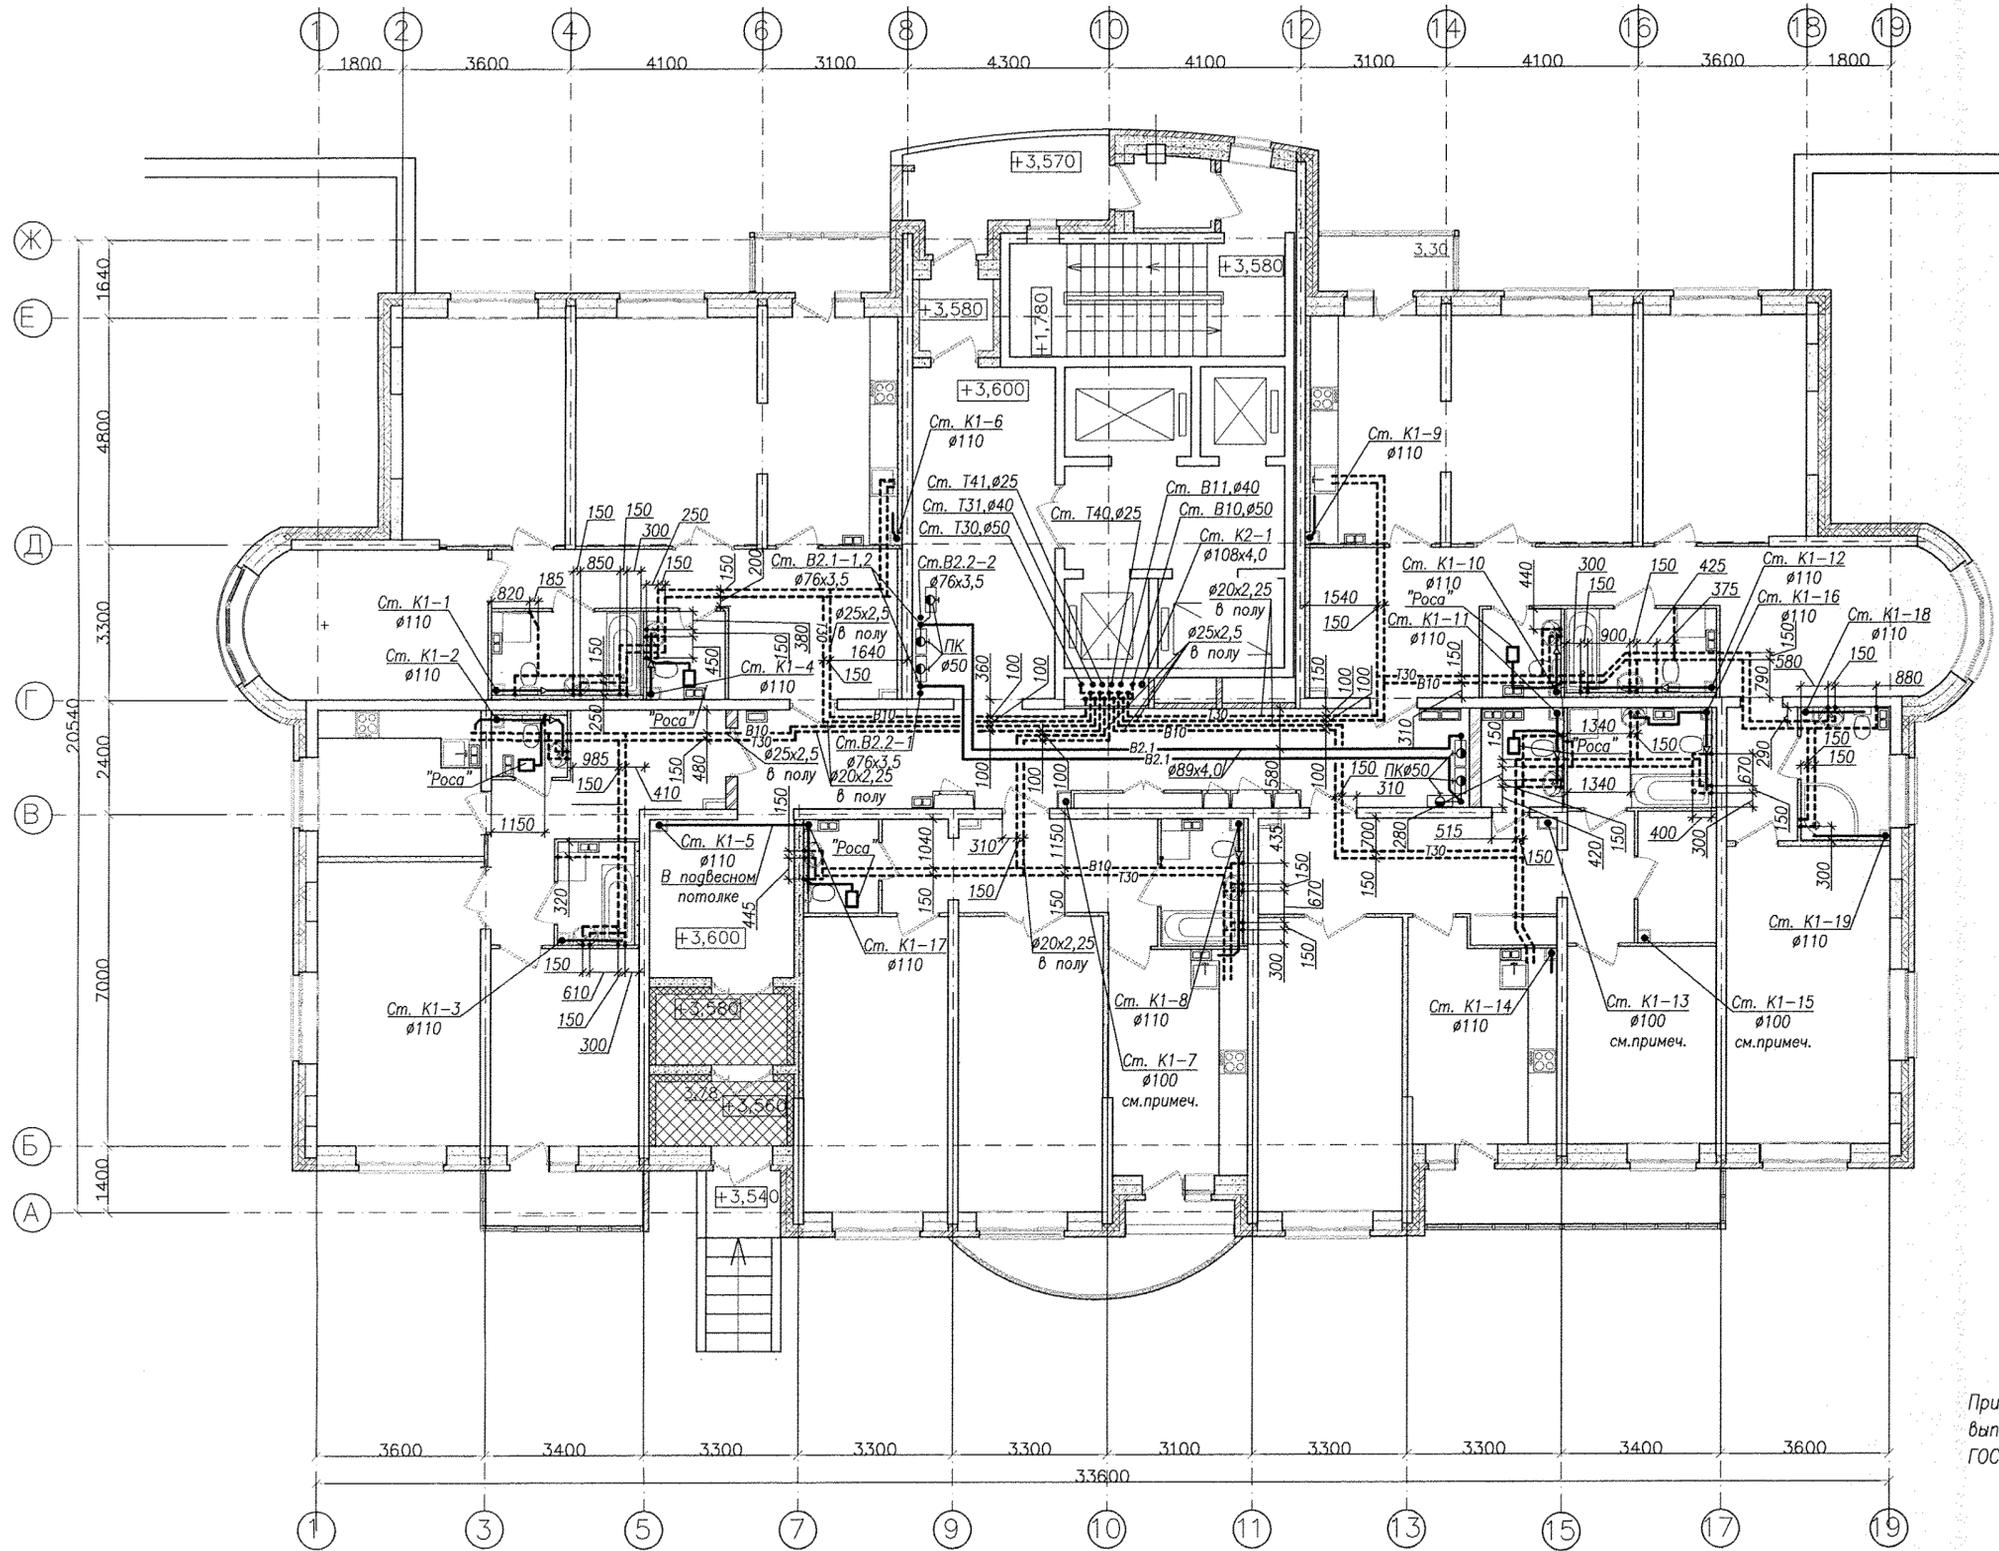


Примечание - Стояки канализации K1-7, K1-13 и K1-15  
выполнить из чугунных канализационных труб по  
ГОСТ 6942-98.

Инд. N подл. Подп. и дата Взам. инв. N

АПУ2-126.1-09-05-ВК					
Многоэтажные жилые дома с нежилыми помещениями, встроенным детским садом, подземной автостоянкой в границах улиц 8 Марта-Авиационной-Союзной-Циолковского в Чкаловском районе г.Екатеринбурга. 2 очередь строительства					
Изм.	Кол.уч.	Лист	№ док.	Подпись	Дата
Жилой дом №9 с офисами. Пусковой комплекс 5				Стадия	Лист
				Р	4
План 2 этажа				3А0 "Корпорация "Атомстройкомплекс"	
Формат А2					

Н. контр. Рыжова 05.14  
Гл. спец. Пырова 05.14  
Проверил Гаврина 05.14  
Исполн. Пырова Н. 05.14




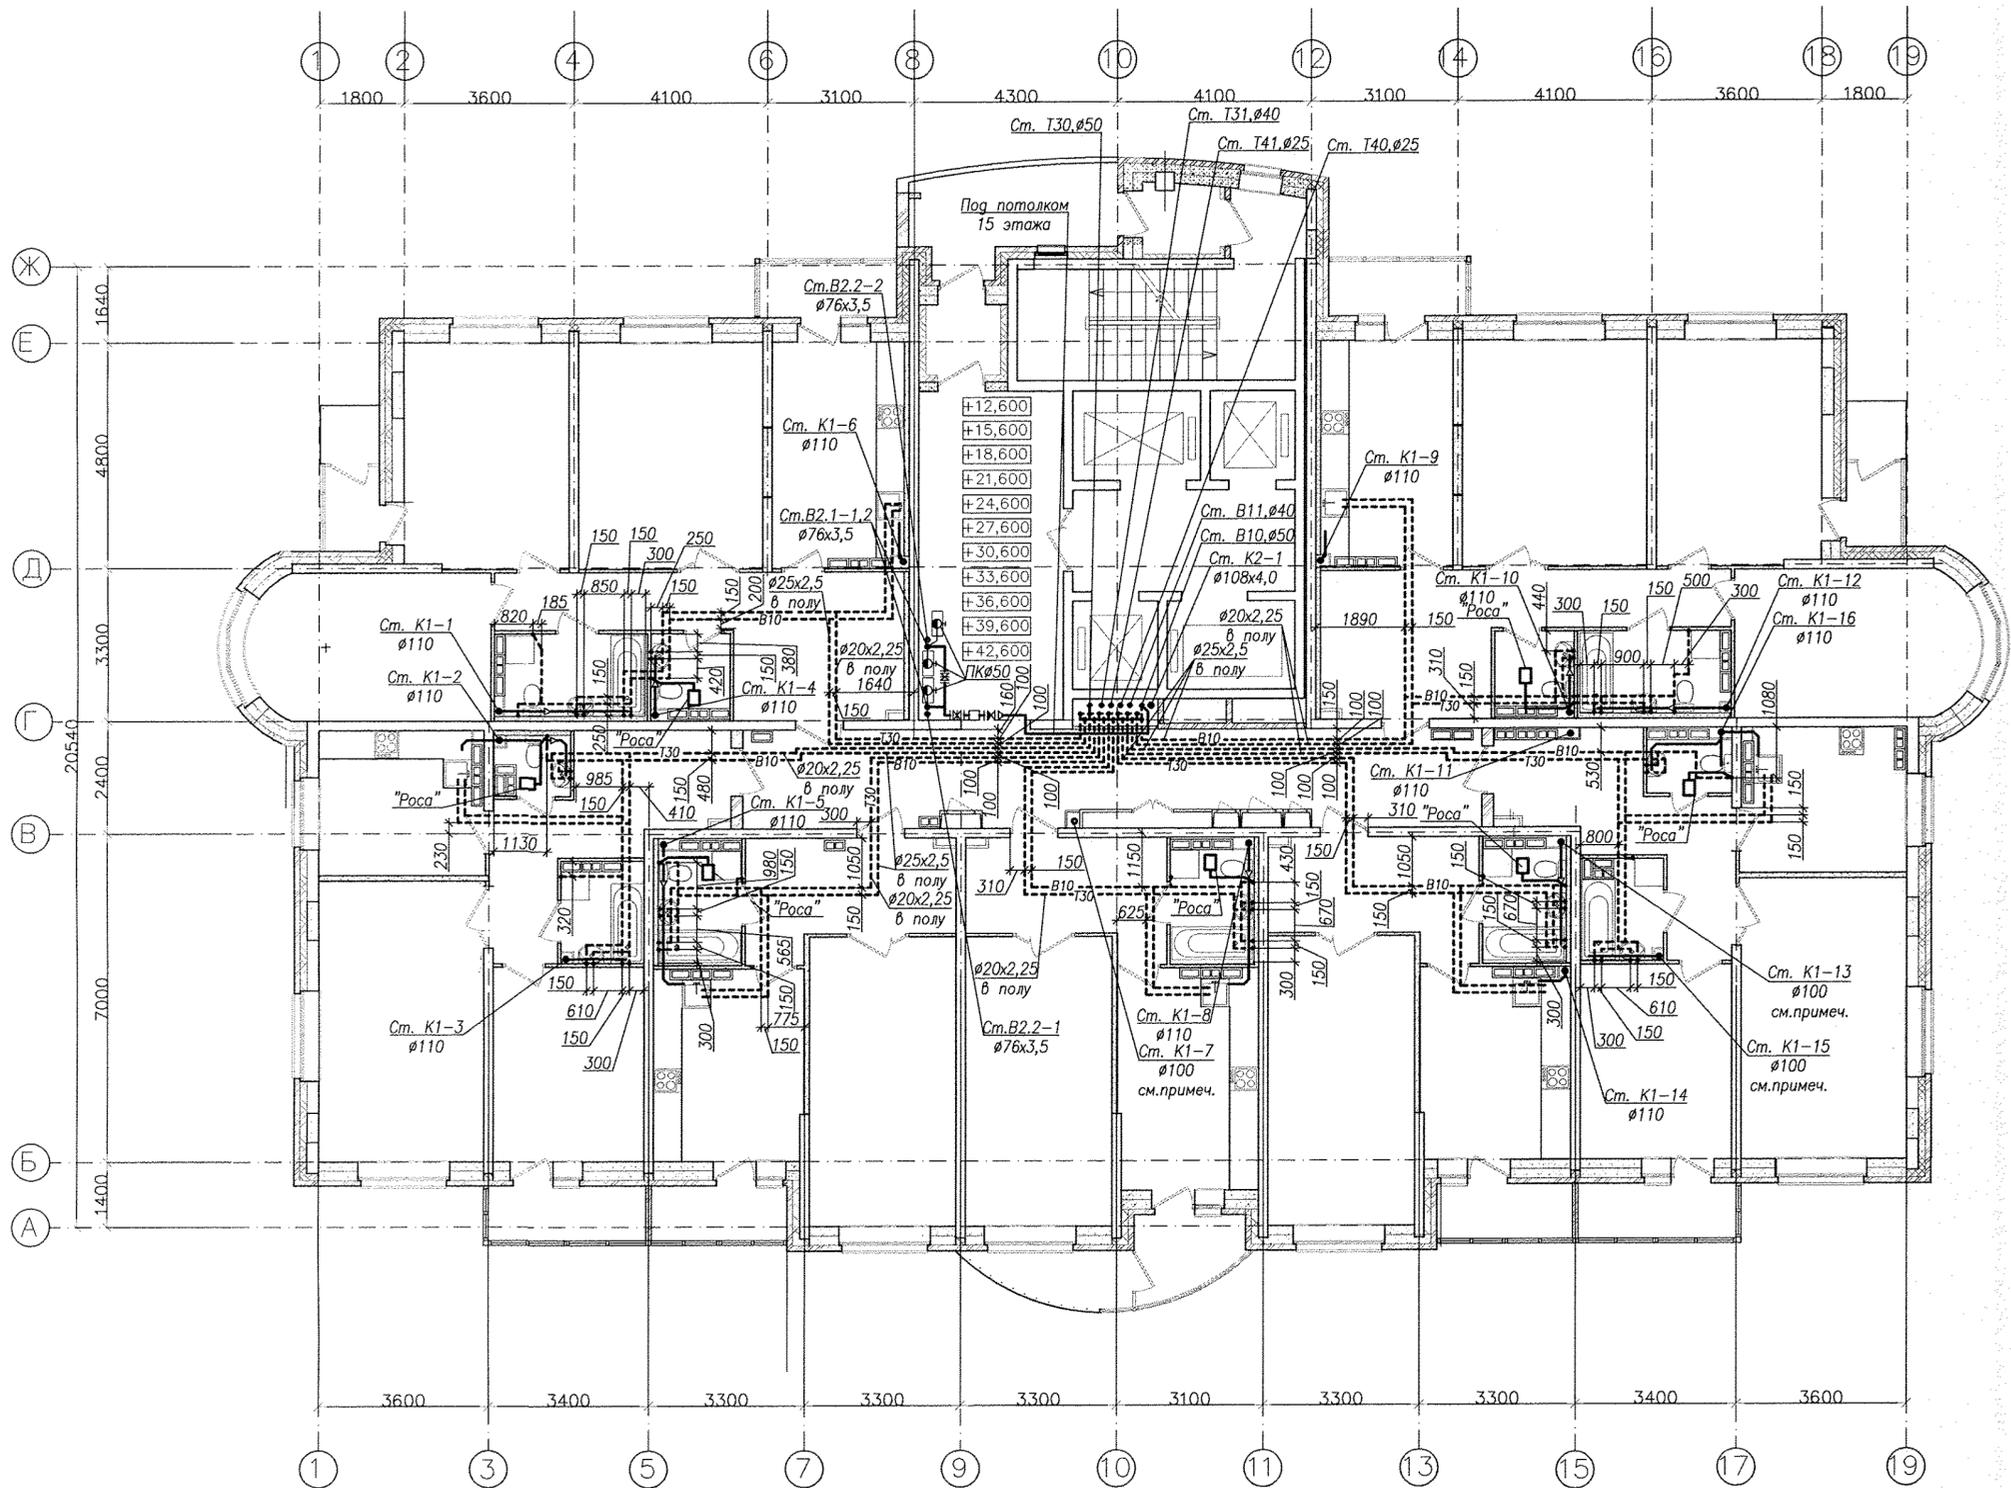

Примечание - Стояки канализации К1-7, К1-13 и К1-15  
выполнить из чугунных канализационных труб по  
ГОСТ 6942-98.

Инв. N подл. Погр. и дата Взам. инв. N


					АПУ2-126.1-09-05-ВК				
					Многоэтажные жилые дома с нежилыми помещениями, встроенным детским садом, подземной автостоянкой в границах улиц 8 Марта-Авиационной-Союзной-Циолковского в Чкаловском районе г.Екатеринбурга. 2 очередь строительства				
Изм.	Кол.уч.	Лист	№ док.	Подпись	Дата	Жилой дом №9 с офисами. Пусковой комплекс 5	Стация	Лист	Листов
							Р	6	
Н. контр.	Рыжкова				05.14	План 5-15 этажей	340		
Гл. спец.	Пырова				05.14		"Корпорация "Атомстройкомплекс"		
Проверил	Габрина				05.14				
Исполн.	Пырова Н.				05.14				
							Формат А2		

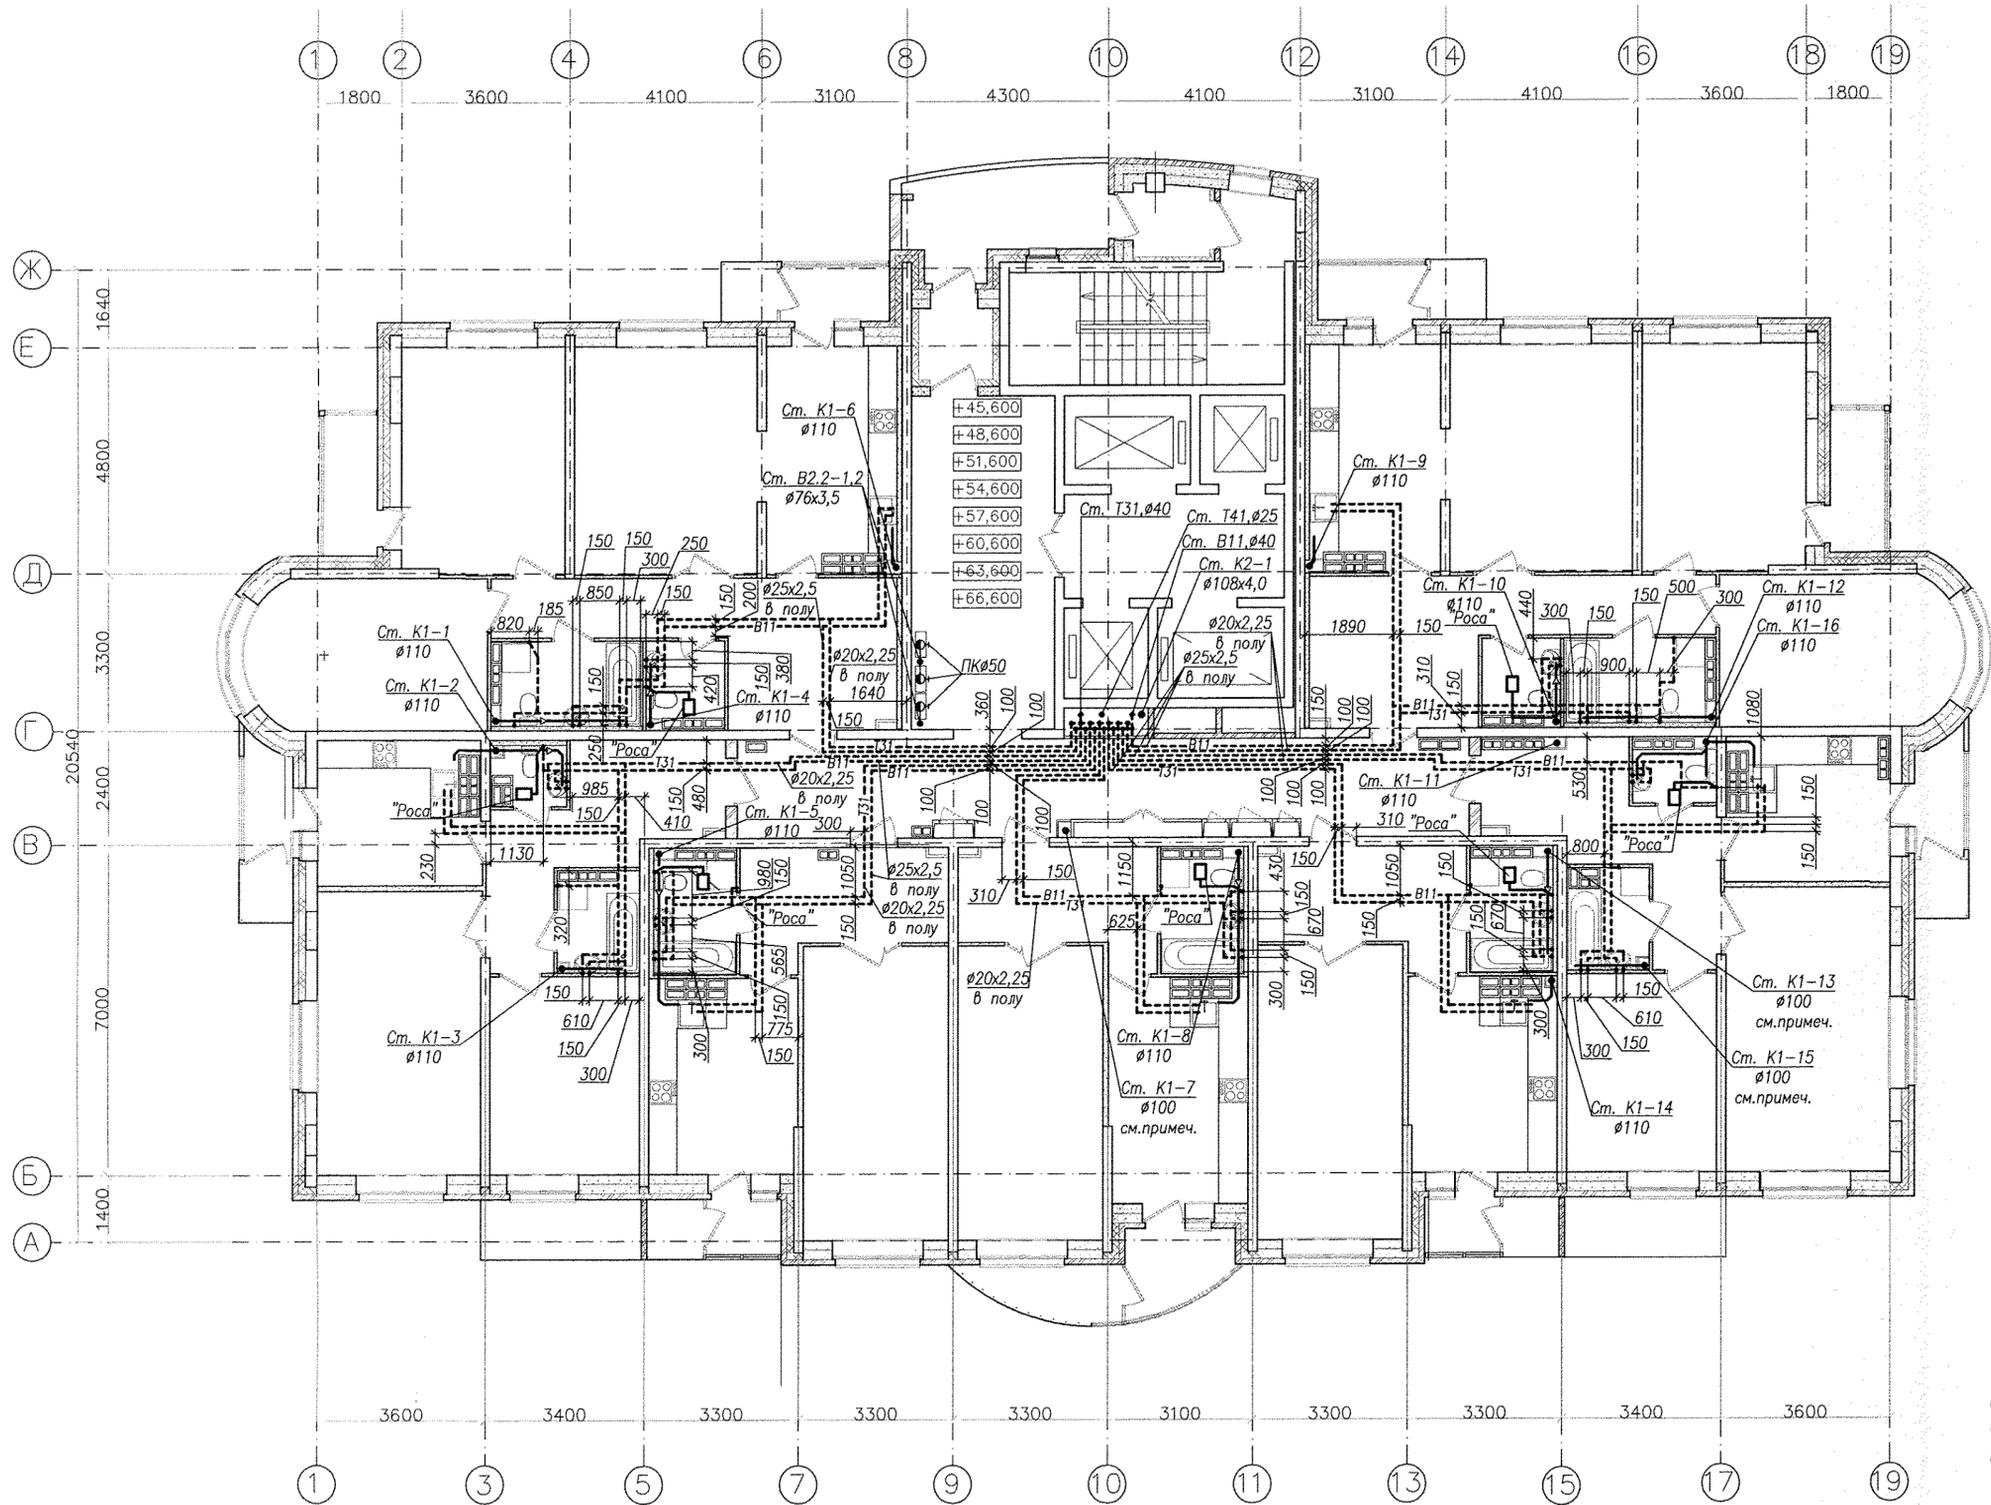

Примечание – Стояки канализации К1-7, К1-13 и К1-15  
выполнить из чугунных канализационных труб по  
ГОСТ 6942-98.

Инф. N подл. Погр. и дата Взам. инф. N


		АПУ2-126.1-09-05-ВК				
		Многоэтажные жилые дома с нежилыми помещениями, встроенным детским садом, подземной автостоянкой в границах улиц 8 Марта-Авиационной-Союзной-Циолковского в Чкаловском районе г.Екатеринбурга. 2 очередь строительства				
Изм.	Кол.ч.	Лист	№ док.	Подпись	Дата	
		Жилой дом №9 с офисами. Пусковой комплекс 5		Стадия	Лист	Листов
				Р	7	
		План 16-24 этажей		3АО "Корпорация "Атомстройкомплекс"		
Н. контр.	Рыжкова				05.14	
Гл. спец.	Пырова				05.14	
Проверил	Гаврина				05.14	
Исполн.	Пырова Н.				05.14	

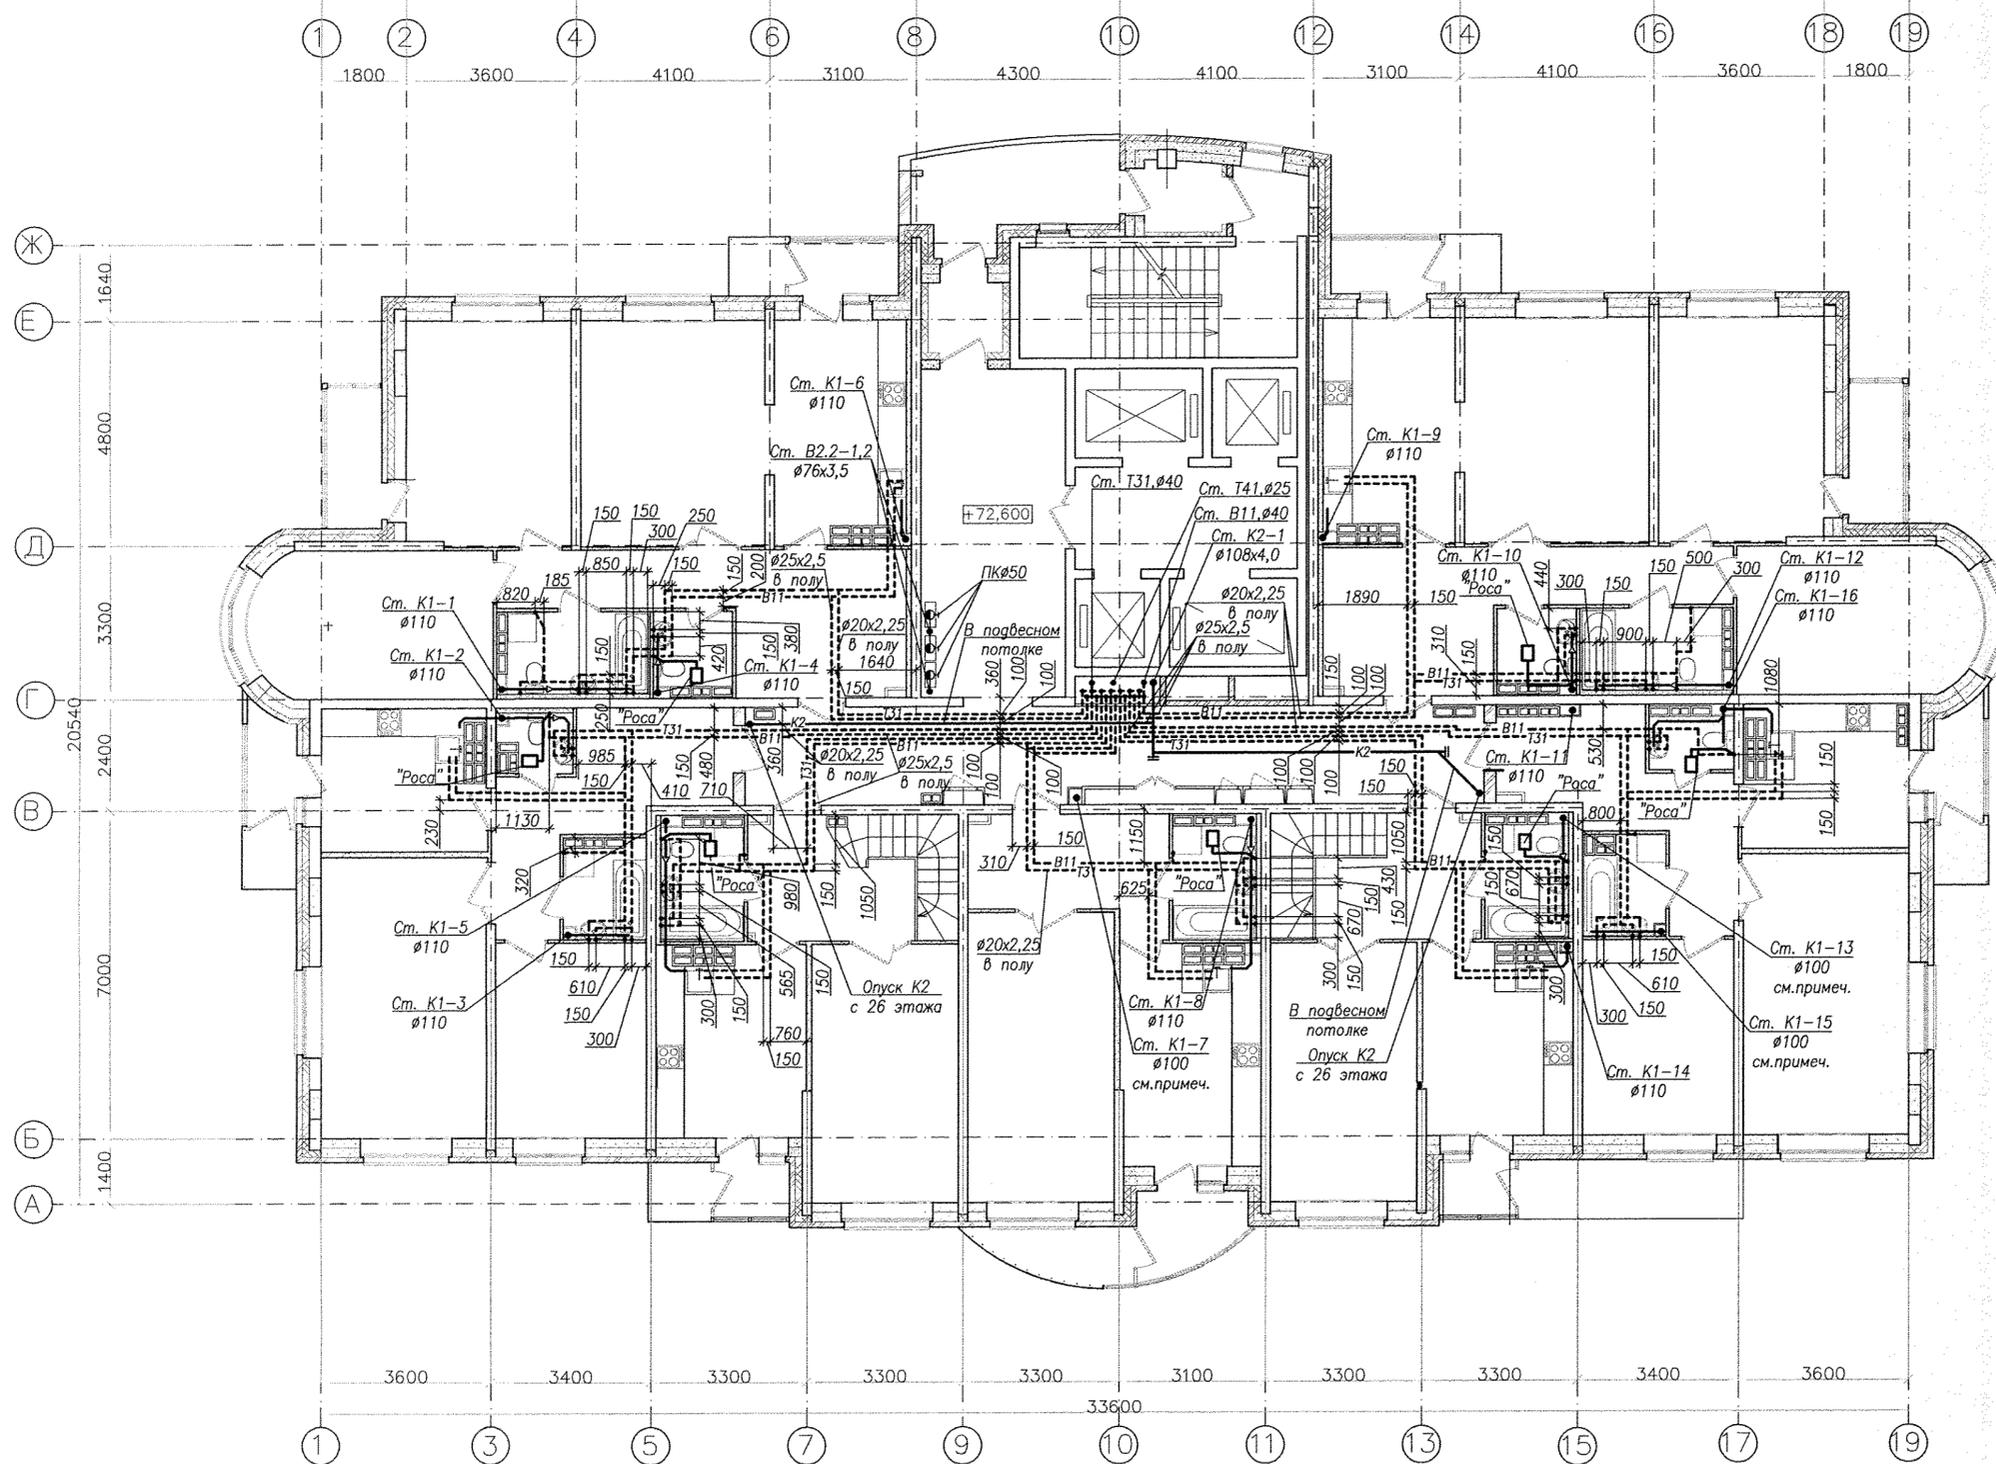

Примечание - Стояки канализации К1-7, К1-13 и К1-15  
выполнить из чугунных канализационных труб по  
ГОСТ 6942-98.

Инв. N подл. Погр. и дата. Взам. инв. N

АПУ2-126.1-09-05-ВК					
Многоэтажные жилые дома с нежилыми помещениями, встроенным детским садом, подземной автостоянкой в границах улиц 8 Марта-Авиационной-Союзной-Циолковской в Чкаловском районе г.Екатеринбурга. 2 очередь строительства					
Изм.	Кол.уч.	Лист	№ док.	Подпись	Дата
Жилой дом №9 с офисами. Пусковой комплекс 5				Стация	Лист
				Р	8
План 25 этажа				3АО "Корпорация "Атомстройкомплекс"	
Н. контр.	Рыжкова	<i>[Signature]</i>	05.14		
Гл. спец.	Пырова	<i>[Signature]</i>	05.14		
Проверил	Габрина	<i>[Signature]</i>	05.14		
Исполн.	Пырова Н.	<i>[Signature]</i>	05.14		

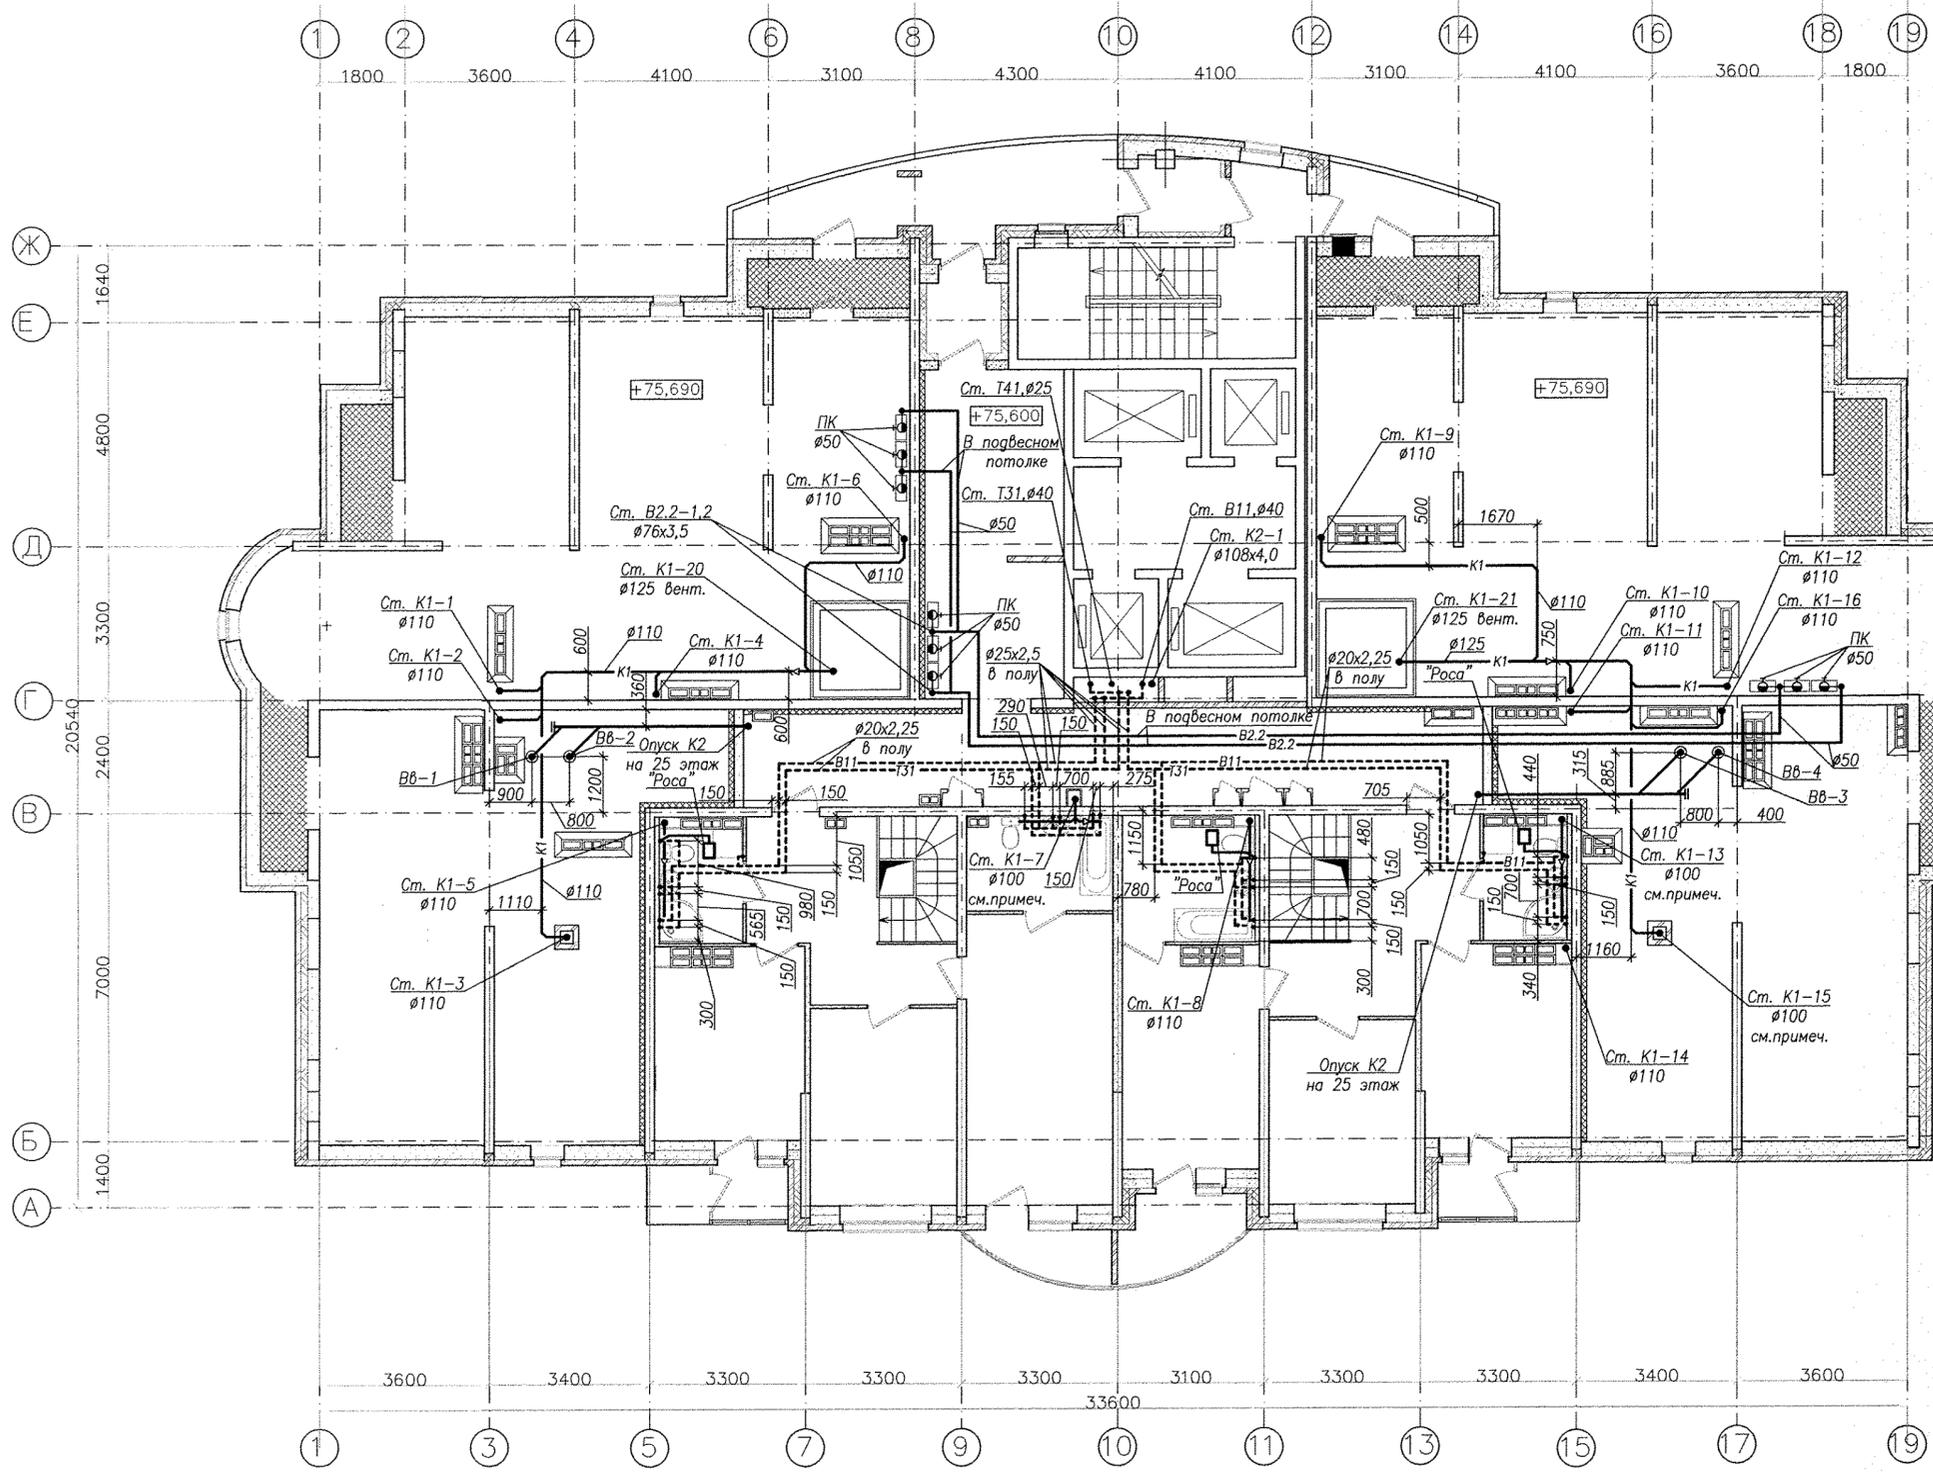

Примечание - Стойки канализации К1-7, К1-13 и К1-15  
выполнить из чугунных канализационных труб по  
ГОСТ 6942-98.

Инв. N подл. Подп. и дата  
Взам. инв. N

					АПУ2-126.1-09-05-ВК				
					Многоэтажные жилые дома с нежилыми помещениями, встроенным детским садом, подземной автостоянкой в границах улиц 8 Марта-Авиационной-Союзной-Циолковской в Чкаловском районе г.Екатеринбурга. 2 очередь строительства				
Изм.	Кол.уч.	Лист	№ док.	Подпись	Дата	Жилой дом №9 с офисами. Пусковой комплекс 5	Стация	Лист	Листов
							Р	9	
Н. контр.	Рыжкова	<i>[Signature]</i>			05.14	План 26 этажа	3АО "Корпорация "Атомстройкомплекс"		
Гл. спец.	Пырова	<i>[Signature]</i>			05.14				
Проверил	Гаврина	<i>[Signature]</i>			05.14				
Исполн.	Пырова Н.	<i>[Signature]</i>			05.14				
							Формат А2		