



СОГЛАСОВАНО

И.И.Н. подл.	Подпись	и дата
Взам. инв.Н	Взам. инв.Н	09.17
АР	Проданчук	09.17
ЭП	Борогина	09.17
БК	Каткова	09.17
	Решетникова	09.17

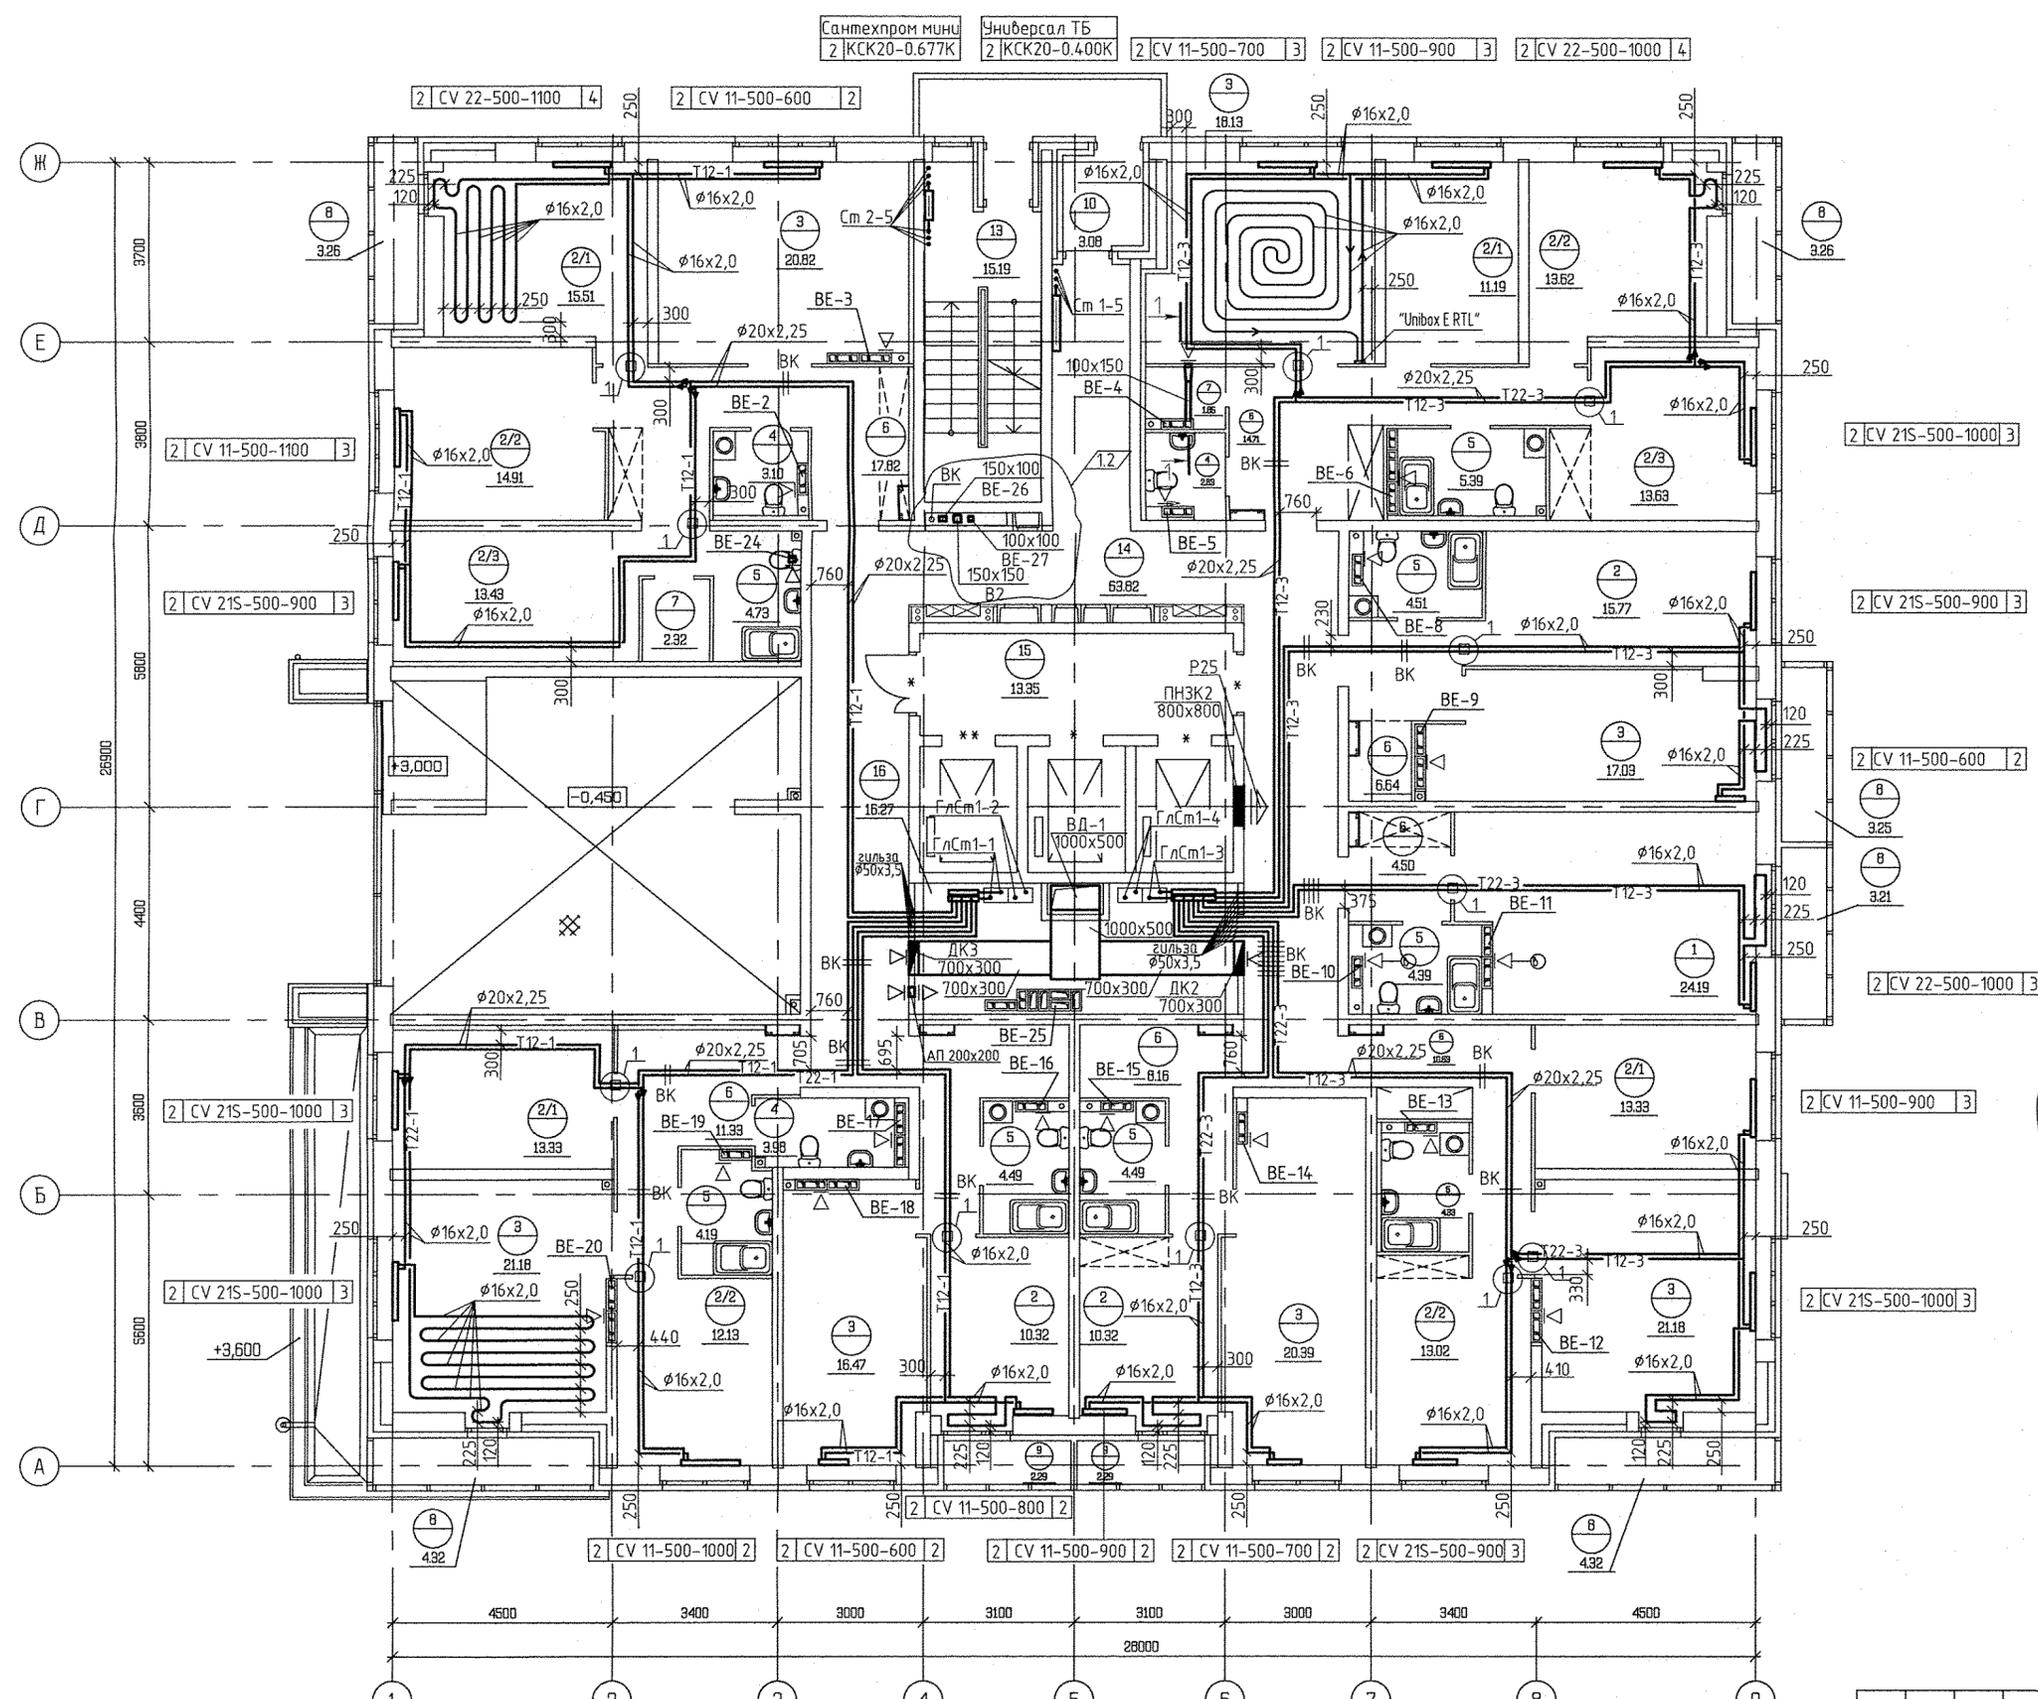

ЭКСПЛИКАЦИЯ ПОМЕЩЕНИЙ


Номер помещения	Наименование	Суммарная площадь на этаж м2	Кат. помещения
ПОМЕЩЕНИЯ КВАРТИР			
1	Общая жилая комната с зоной кухни	2419	
2	Жилая комната, в том числе:	170.51	
2/1	Жилая комната N1		
2/2	Жилая комната N2		
2/3	Жилая комната N3		
3	Кухня	135.20	
4	Санузел	9.71	
5	Ванная	36.52	
6	Прихожая	81.60	
7	Встроенный шкаф	4.17	
8	Балкон	21.62	
9	Лоджия	4.58	
	Итого по жилой части	488.10	
ОБЩЕДОВОМЫЕ ПОМЕЩЕНИЯ			
10	Тамбур	3.08	
11	Тамбур	0.88	
12	Переходная лоджия	5.84	
13	Лестничная клетка тип Н1	15.19	
14	Межквартирный коридор	63.82	
15	Лифтовой холл	13.35	
16	Помещение для размещения общедомовых коммуникаций	16.27	
	Итого общедомовые помещения	118.43	

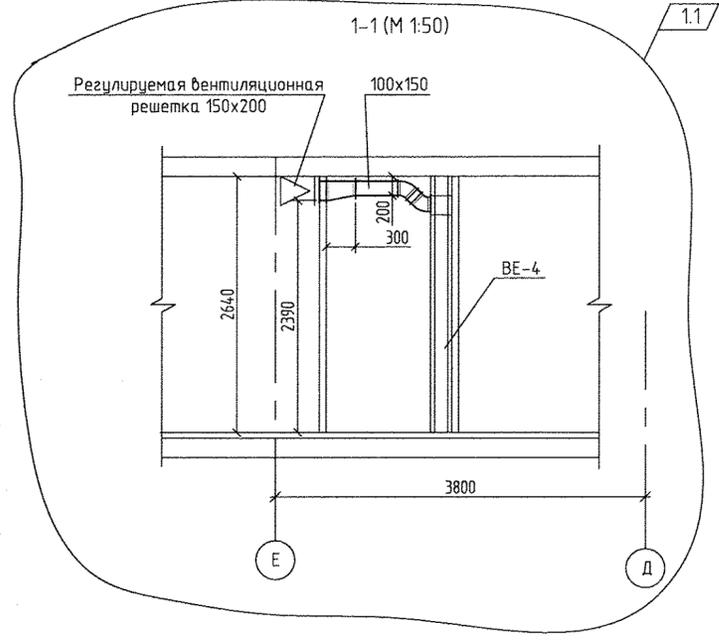

Условные обозначения:

Эм	Радиатор "PURMO" панельный "Ventil Compact"	3
2	CV11-500-1000	3

Индекс предварительной настройки клапана терморегулятора

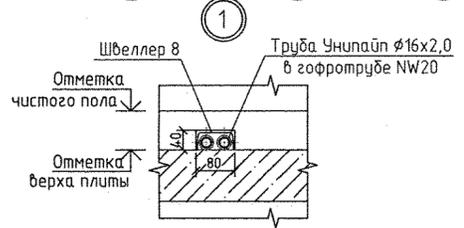


- Примечание:
- Узлы пересечения трубопроводов отопления и водоснабжения см. на схеме лист 21.
 - Узлы пересечения трубопроводов отопления при поворотах и ответвлениях см. на схеме лист 22.
 - Тип решеток не указанных на плане принять регулируемые вентиляционные решетки 150x200.
 - Все подводы к приборам отопления "Ригто" выполнить трубой металлопластикой "Унилайп" диаметром 16x2,0 мм.
- ← ⊙ - бытовой осевой вентилятор "ВЕНТС 100 МЗ К" с обратным клапаном


АПУ.006-02-0В					
Жилой комплекс по улицам Амундсена -Развиная в Ленинском районе г.Екатеринбурга					
1	2	—	408-17	12.17	
ИЗМ. КОЛ.УЧ	ЛИСТ №	ДОК.ПОДПИСЬ	ДАТА		
Разработал	Кинякина		09.17		
Проверил	Пашаева		09.17		
Нач.отдела	Пашаева		09.17		
II этап строительства (пушковая комплекс 2) 27-этажный жилой дом N2				СТАДИЯ	ЛИСТ
План 2 этажа				Р	5
АО «КОРПОРАЦИЯ АТОМСТРОЙКОМПЛЕКС»					
Формат А2					

ЭКСПЛИКАЦИЯ ПОМЕЩЕНИЙ

Номер помещения	Наименование	Суммарная площадь на этаж м ²	Кат. помещения
ПОМЕЩЕНИЯ КВАРТИР			
1	Общая жилая комната с зоной кухни	48,38	
2	Жилая комната, в том числе	172,85	
2/1	Жилая комната №1		
2/2	Жилая комната №2		
2/3	Жилая комната №3		
3	Кухня	152,23	
4	Санузел	8,49	
5	Ванная	43,62	
6	Прихожая	86,46	
7	Встроенный шкаф	1,71	
8	Балкон	28,08	
9	Лоджия	4,58	
	Итого по жилым частям	546,39	
ОБЩЕДОМОВЫЕ ПОМЕЩЕНИЯ			
10	Тамбур	3,08	
11	Тамбур	0,88	
12	Переходная лоджия	5,84	
13	Лестничная клетка	15,19	
14	Межквартирный коридор	63,82	
15	Лифтовой холл	13,35	
16	Техническое помещение	16,27	
	Итого общедомовые помещения	118,43	

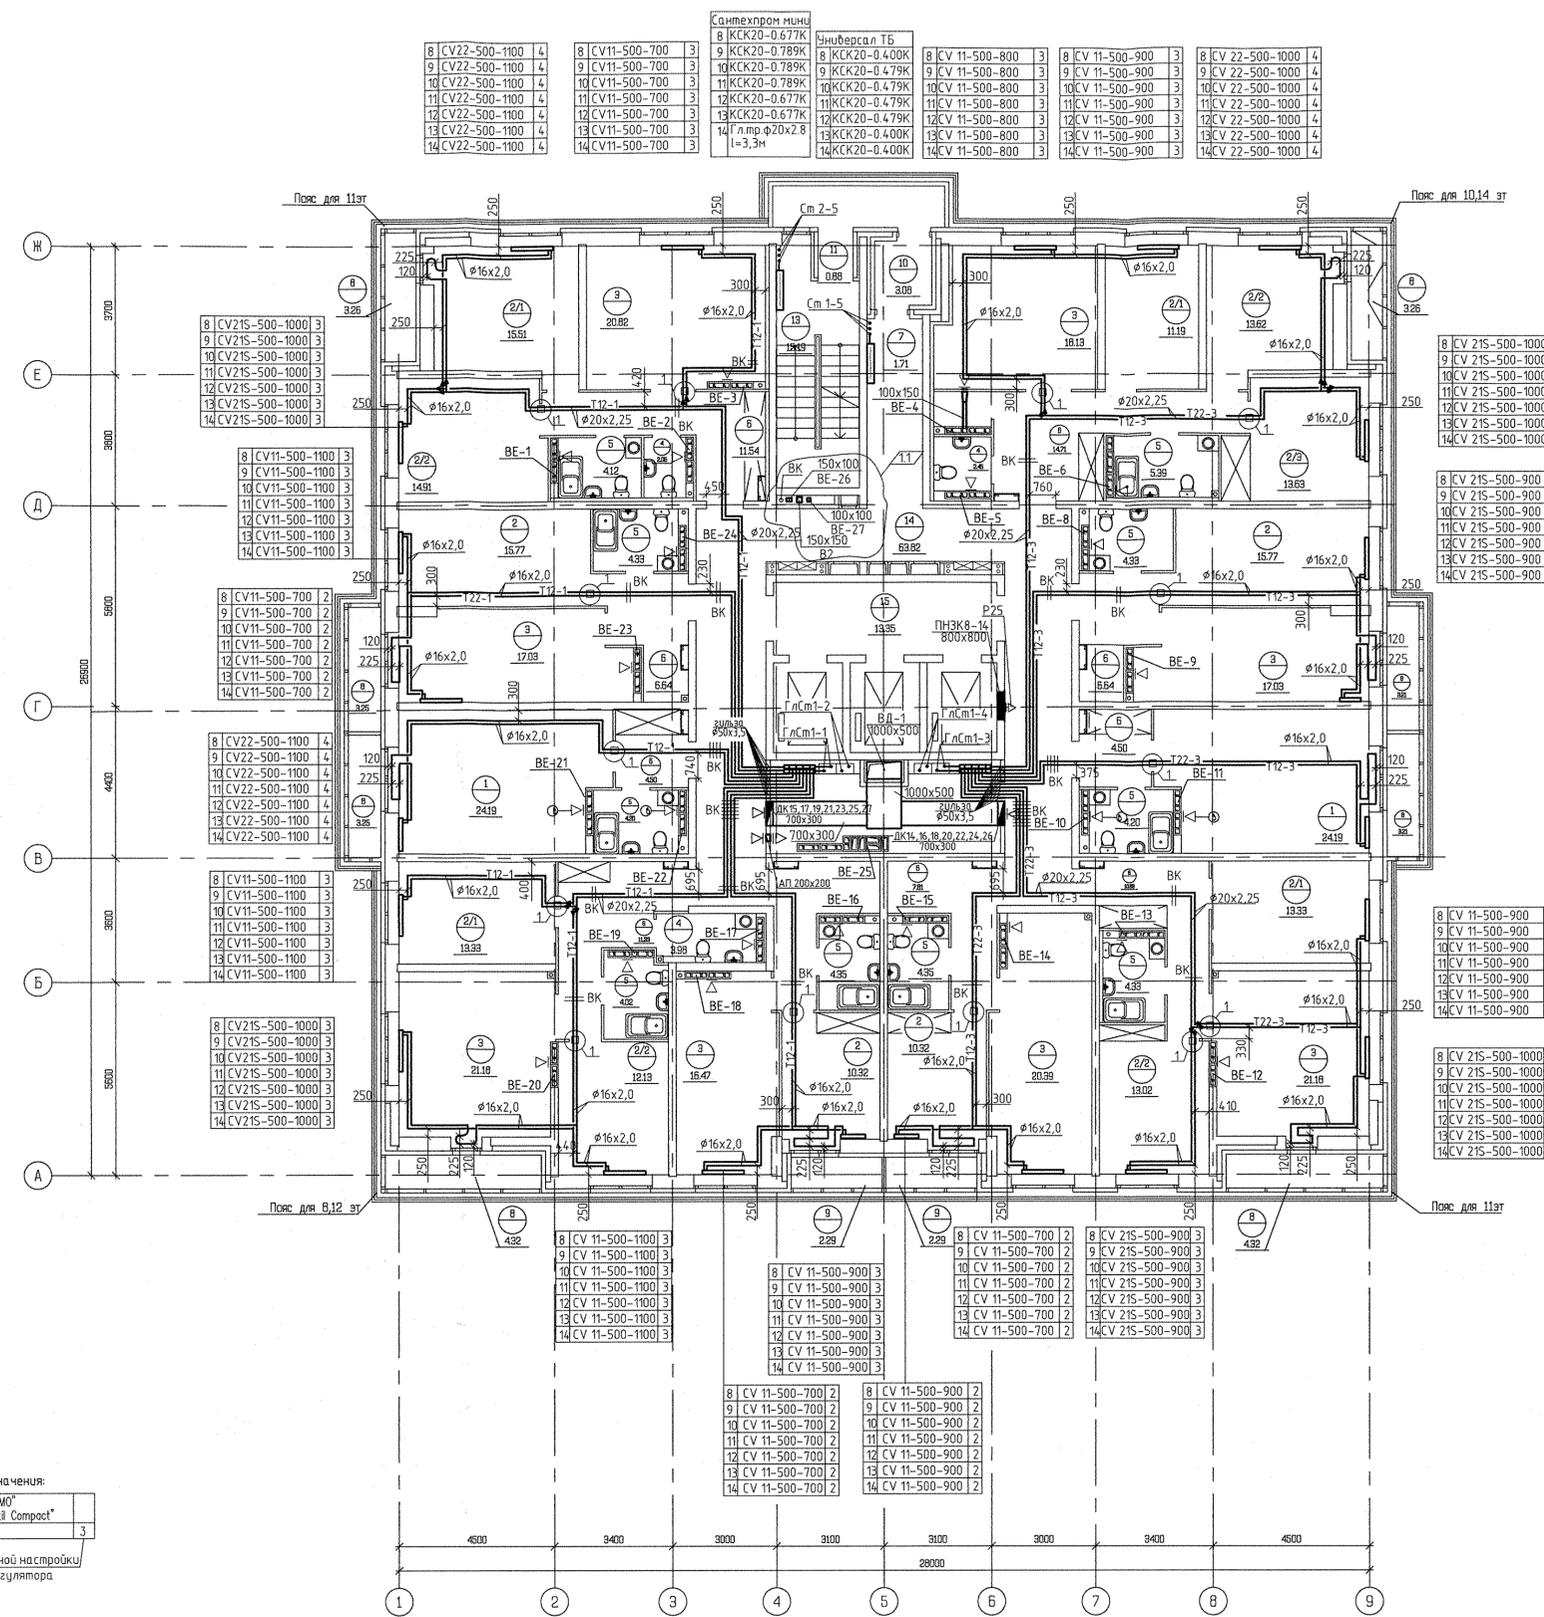

Условные обозначения:
 Эт. Радиатор "PURMO" панельный "Ventil Compact"
 8 CV11-500-1000 3
 Индекс предварительной настройки клапана терморегулятора

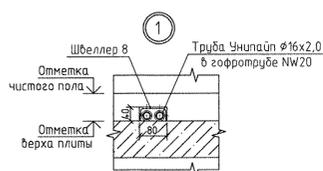


- Примечание:
- Узлы пересечения трубопроводов отопления и водоснабжения см. на схеме лист 21.
 - Узлы пересечения трубопроводов отопления при поворотах и ответвлениях см. на схеме лист 22.
 - Тип решеток не указанных на плане принять регулируемые вентиляционные решетки 150x200.
 - Все подборы к приборам отопления "Ригто" выполнять трубой металлопластиковой "Унипайп" диаметром 16x2,0 мм.
- ⊖ - вытовой осевой вентилятор "ВЕНТС 100 М3 К" с обратным клапаном

ИЗМ. КОЛ-Ч				ЛИСТ № ДЕКЛЮТИТЬСЯ		ДАТА		АПУ.006 -02-0В		
1	1	—	09-17	12.17	Жилая комплекс по улицам Амундана -Разливая в Ленинском районе г.Екатеринбурга			СТАДИЯ	ЛИСТ	ЛИСТОВ
Разработал	Киякина	09.17				2 этап строительства	Р	В		
Проверил	Пашаева	09.17				27-этажный жилой дом №2				
Начетдела	Пашаева	09.17				План 8-14 этажа				
Фирмат А1										

СОГЛАСОВАНО
 09.17 Бародина
 09.17 СС
 09.17 Прозорник
 09.17 Котлякова
 09.17 ВК
 Подпись и дата
 Взам. инв.
 Инв.№ подл.

ЭКСПЛИКАЦИЯ ПОМЕЩЕНИЙ

Номер помещения	Наименование	Суммарная площадь на этаж м ²	Кат. помещ.
ПОМЕЩЕНИЯ КВАРТИР			
1	Общая жилая комната с зоной кухни	47,54	
2	Жилая комната, в том числе:	172,85	
2/1	Жилая комната №1		
2/2	Жилая комната №2		
2/3	Жилая комната №3		
3	Кухня	149,70	
4	Санузел	8,49	
5	Ванная	39,82	
6	Прихожая	86,46	
7	Встроенный шкаф	1,35	
8	Балкон	28,08	
9	Лоджия	4,58	
	Итого по жилой части	538,87	
ОБЩЕДОМОВЫЕ ПОМЕЩЕНИЯ			
10	Тамбур	3,08	
11	Тамбур	0,88	
12	Переходная лоджия	5,84	
13	Лестничная клетка тип Н1	15,19	
14	Межквартирный коридор	63,82	
15	Лифтовый холл	13,35	
16	Помещение для размещения общедомовых коммуникаций	16,27	
	Итого общедомовые помещения	118,43	

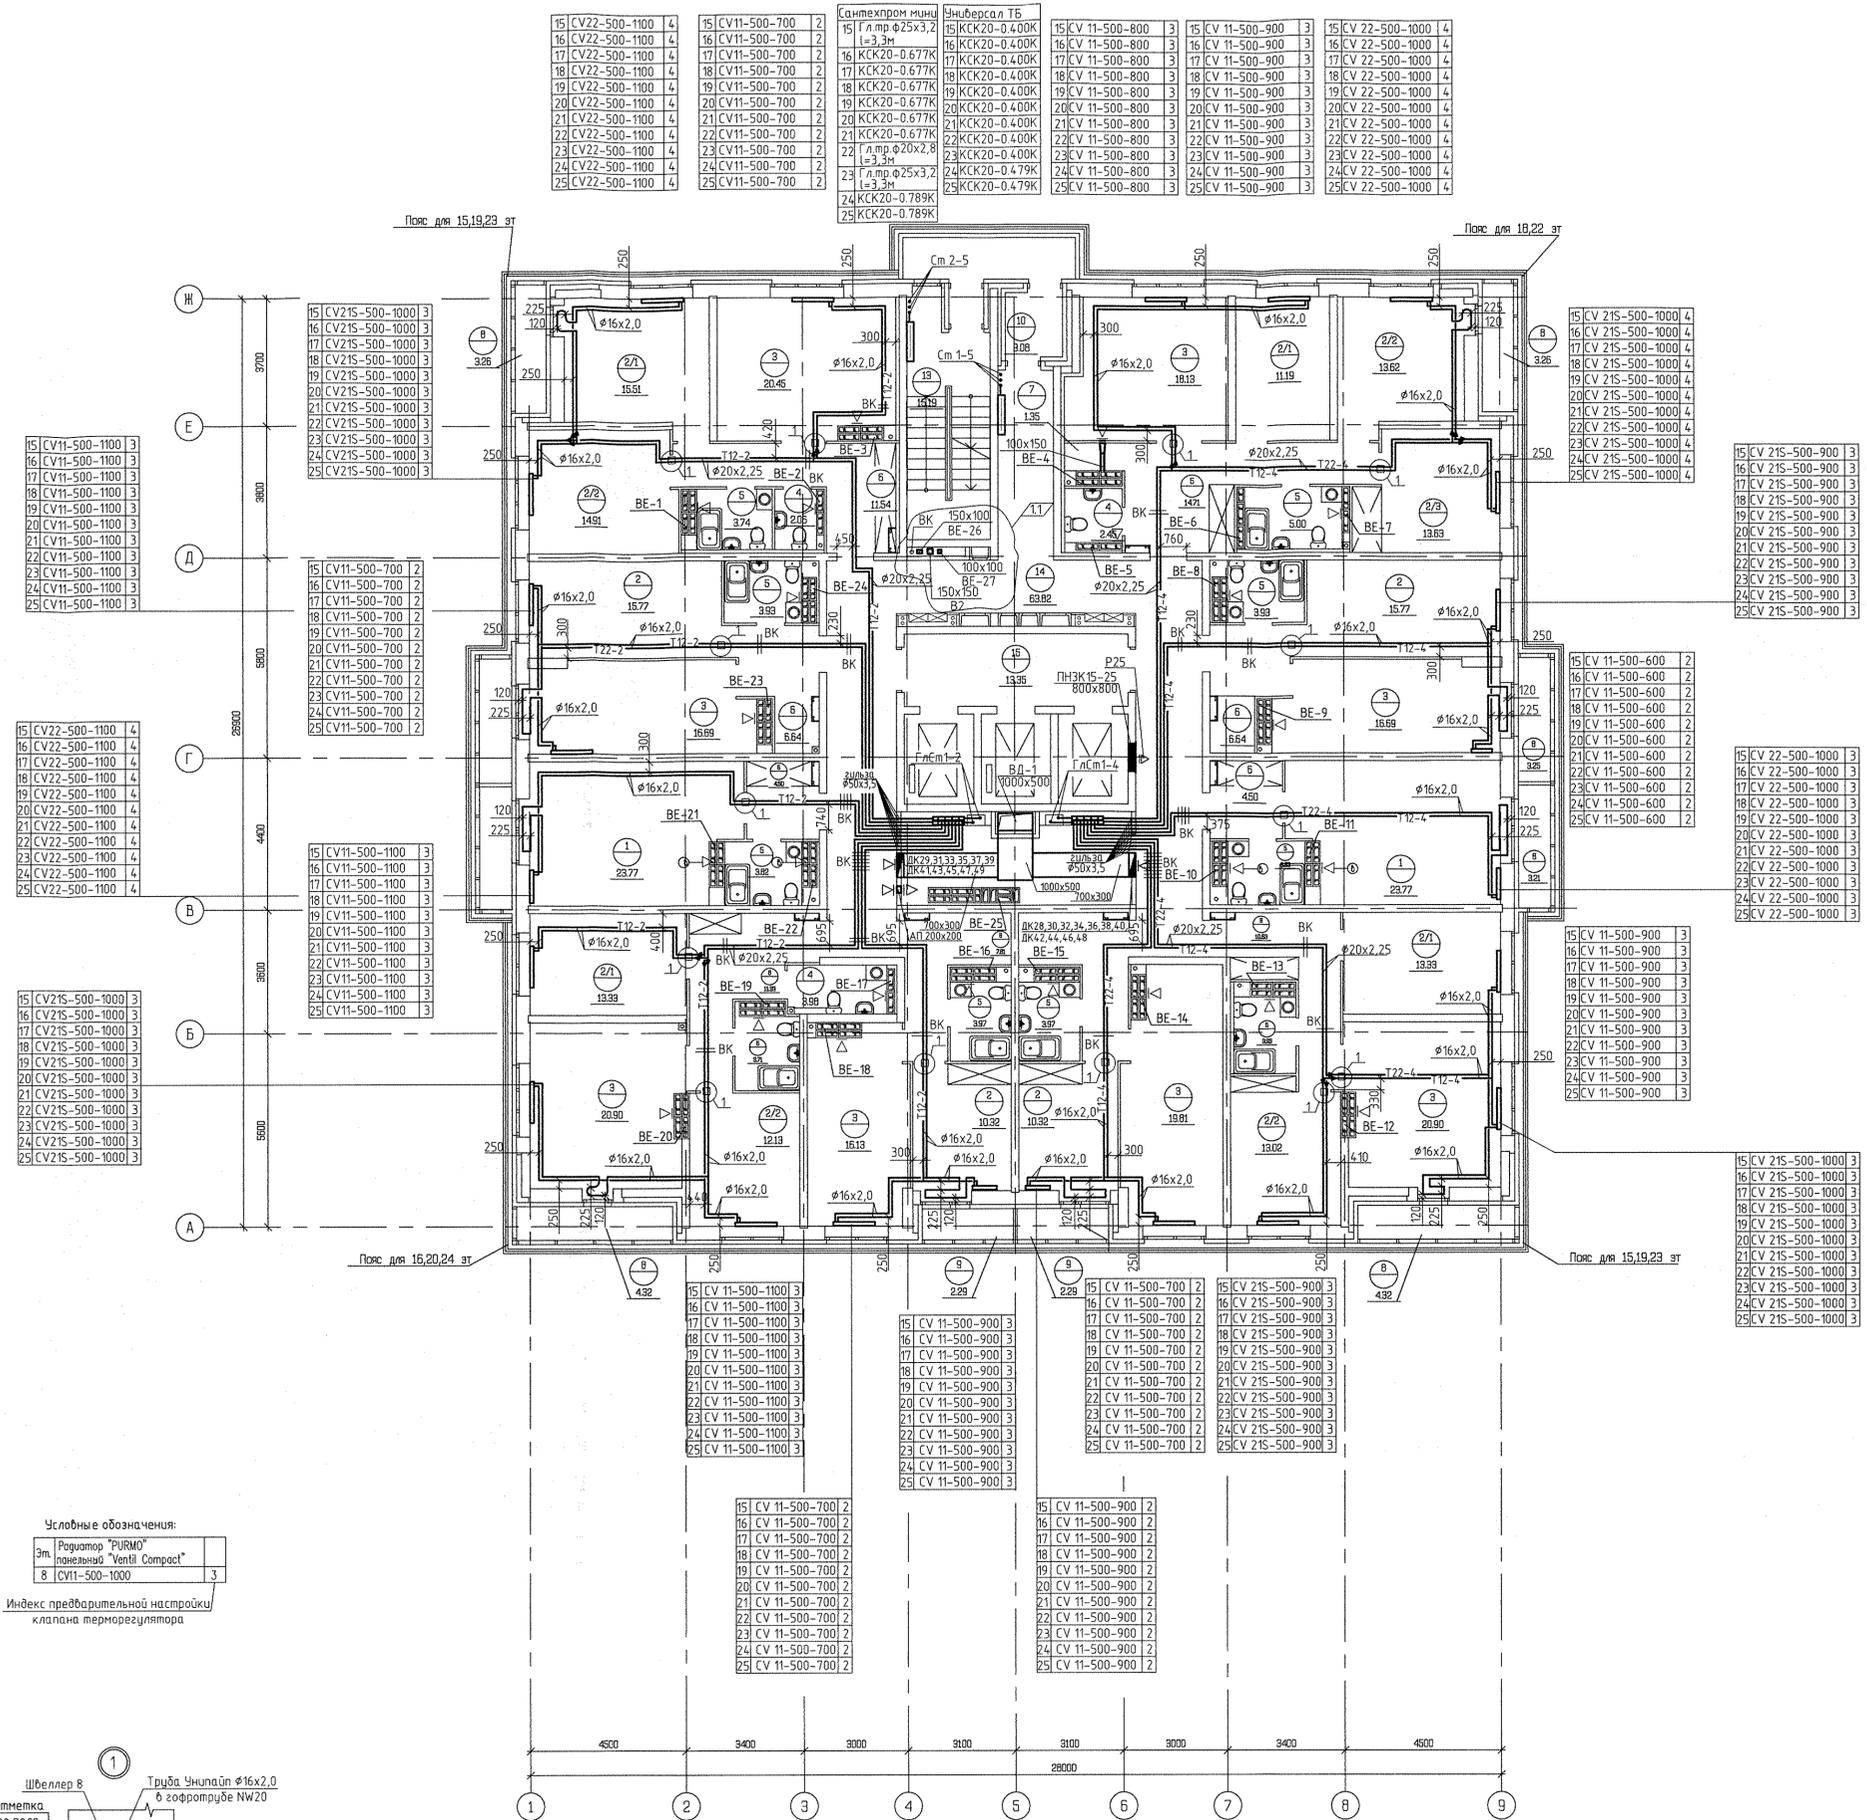


ИЗМ. КОЛ-ВО				СТАДИЯ				ЛИСТ					
1	1	—	408-17	12.17	Жилой комплекс по ул. Амундсена - Разливная в Ленинском районе г. Екатеринбурга				II этап строительства (любовый комплекс 2) 27-этажный жилой дом №2				
Разработал	Киякина			09.17	СТАДИЯ	ЛИСТ	ЛИСТОВ	Р	9				
Проверил	Пашаева			09.17									
Начетдела	Пашаева			09.17									
План 15-25 этажа								АТУ.006 -02-0В Формат А1					

С О Г Л А С О В А Н О	09.17	Бороздина
С О Г Л А С О В А Н О	09.17	С С
С О Г Л А С О В А Н О	09.17	Прозорнич
С О Г Л А С О В А Н О	09.17	Эт
С О Г Л А С О В А Н О	09.17	Катюша
С О Г Л А С О В А Н О	09.17	Решетникова
С О Г Л А С О В А Н О		Взв. инж.
С О Г Л А С О В А Н О		АП
С О Г Л А С О В А Н О		ВК
С О Г Л А С О В А Н О		Пашаева и др.
С О Г Л А С О В А Н О		Имя И. паша.

ЭКСПЛИКАЦИЯ ПОМЕЩЕНИЙ


Номер помещения	Наименование	Суммарная площадь на этаж м ²	Кат. помещения
ПОМЕЩЕНИЯ КВАРТИР			
1	Общая жилая комната с зоной кухни	47.54	
2	Жилая комната, в том числе	172.85	
2/1	Жилая комната N1		
2/2	Жилая комната N2		
2/3	Жилая комната N3		
3	Кухня	149.70	
4	Санузел	8.49	
5	Ванная	39.82	
6	Прихожая	86.46	
7	Встроенный шкаф	1.35	
8	Балкон	28.08	
9	Лоджия	4.58	
	Итого по жилой части	538.87	
ОБЩЕДОМОВЫЕ ПОМЕЩЕНИЯ			
10	Тамбур	3.08	
11	Тамбур	0.88	
12	Переходная лоджия	5.84	
13	Лестничная клетка тип Н1	15.19	
14	Межквартирный коридор	63.82	
15	Лифтовой холл	13.35	
16	Помещение для размещения общедомовых коммуникаций	16.27	
	Итого общедомовые помещения	118.43	

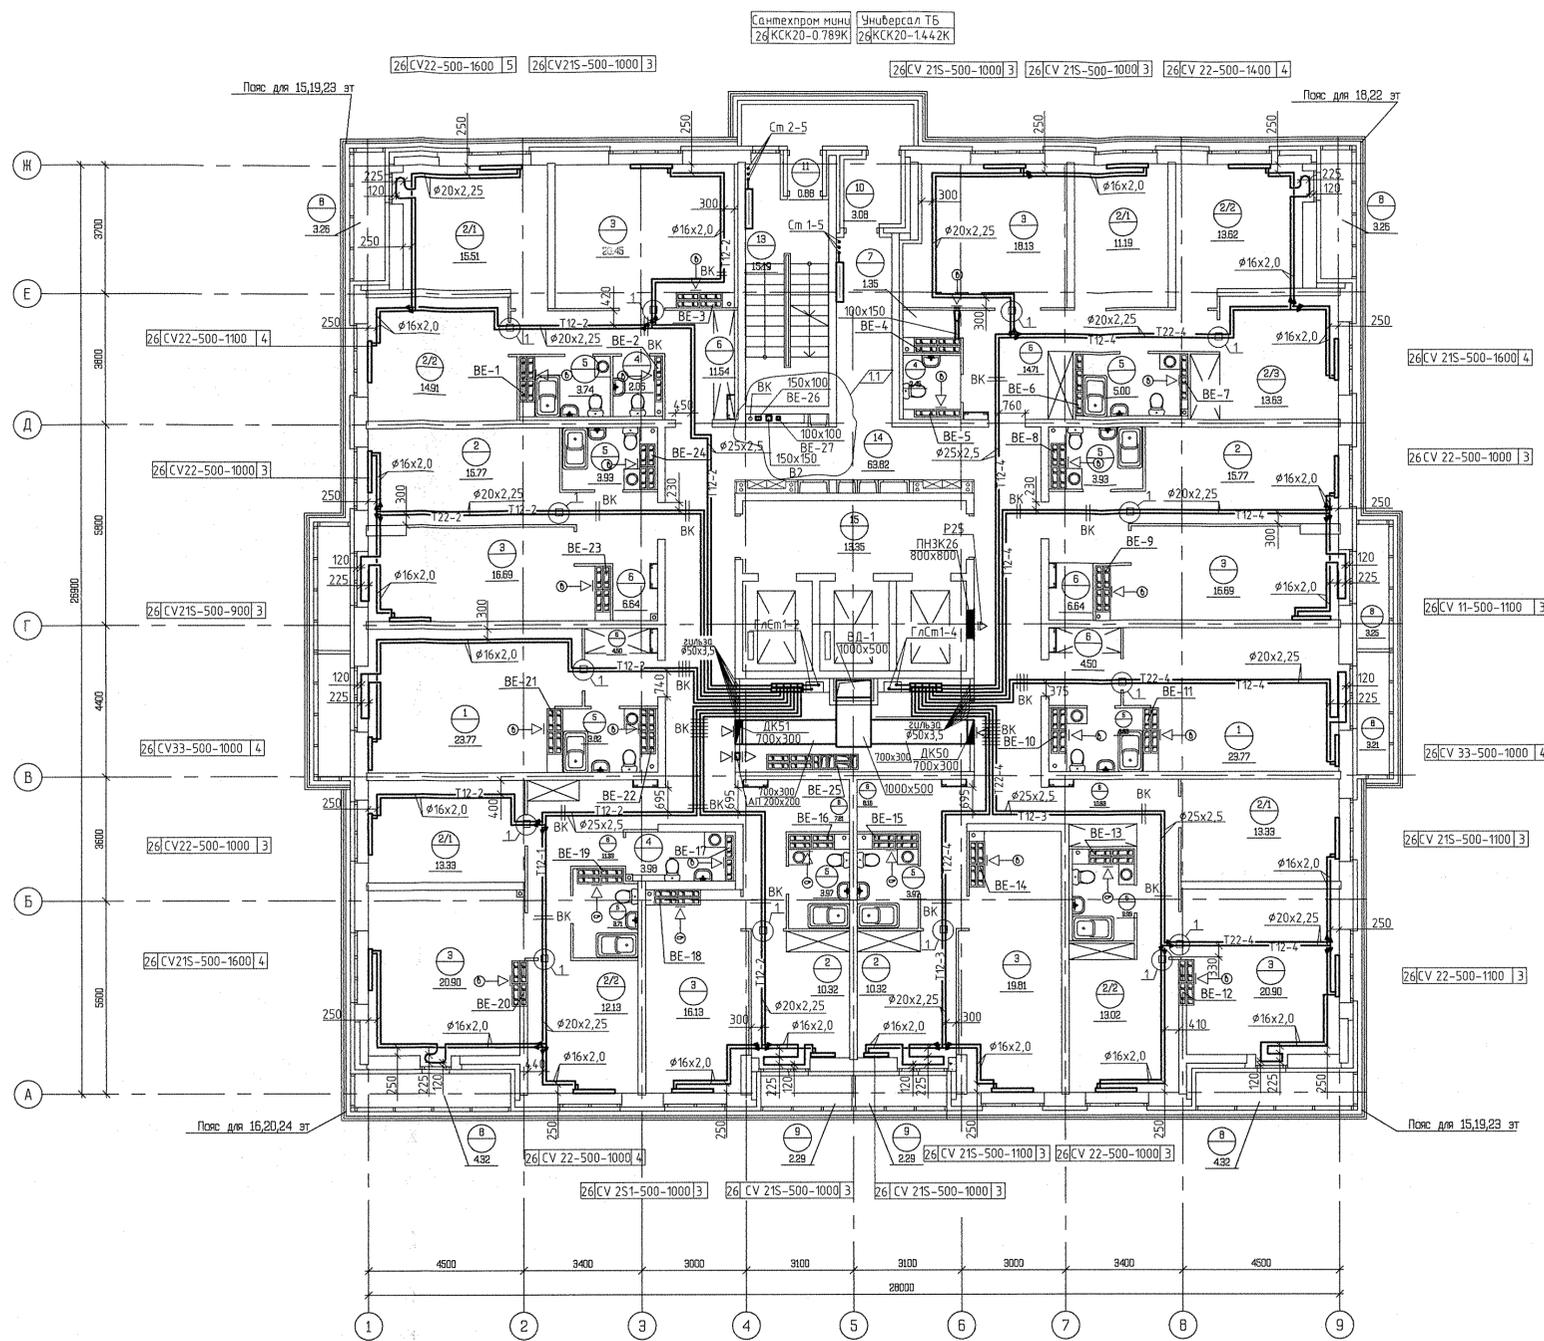

Условные обозначения:

Эм	Радиатор "PURMO" панельный "Ventil Compact"	
В	CV11-500-1000	3

Индекс предварительной настройки клапана терморегулятора

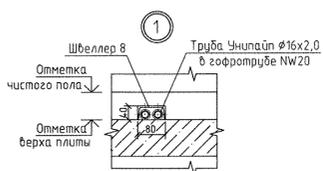

- Примечание:
- Узлы пересечения трубопроводов отопления и водоснабжения см. на схеме лист 21.
 - Узлы пересечения трубопроводов отопления при поворотах и отбеленных см. на схеме лист 22.
 - Тип решеток не указанных на плане принять регулируемые вентиляционные решетки 150x200.
 - Все подводы к приборам отопления "Ригто" выполнять трубой металлопластиковой "Чинилап" диаметром 16x2,0 мм.
- ⊖ — бытовое осевое вентиляторы "ВЕНТС 100 М3 К" с обратным клапаном

ИЗМ. КОЛ-Ч				СТАДИЯ		ЛИСТ		ЛИСТОВ	
1	1	—	4/8-17	12.17	Р	10	10	Формат А1	
ИЗМ. КОЛ-Ч ЛИСТ И ДК ПОДПИСЬ ДАТА				ИЖИЛ комплекс по улицам Амундсена -Разина в Ленинском районе г.Екатеринбурга					
Разработал Киякина				09.17	II этап строительства		АТОМСТРОЙКОМПЛЕКС		
Проверил Пашаева				09.17	(пухляк комплекс 2)				
Нач.отдела Пашаева				09.17	27-этажный жилой дом №2				
План 26 этажа									

С О Г Л А С О В А Н О
 09.17 09.17 09.17
 Бороздина СС
 Подпись и дата
 Векн. лист
 09.17
 09.17
 09.17
 Проектный отдел
 ЭП
 ВК