

Согласовано				
Инв. N подл.	Взам. инв. N			
	Подп. и дата			

 



1. В помещениях кухни предусмотрена возможность устано

						15116–ВК.5			
						Жилой микрорайон. Корпус 1.1 с сетями водоснабжения, водоотведения, тепловой сетью, с сетью электроснабжения и ливневой канализации. Первый этап строительства, расположенный по адресу: г. Екатеринбург, пр. Космонавтов 11			
Изм.	Кол.уч.	Лист	N док.	Подп.	Дата	Секция в осях 9–10	Стадия	Лист	Листов
Разработал	Гафнер				01.06.18		Р	4	
Проверил	Радченко				01.06.18	План 1 этажа с сетями водоснабжения	 ОП 000 "ПИК–Проект" г. Новороссийск		
Н. контр.	Радченко				01.06.18				
Нач. отдела	Лобашова				01.06.18				

Согласовано				
Инв. N подл.	Взам. инв. N			
	Подп. и дата			



						15116–ВК.5			
						Жилой микрорайон. Корпус 1.1 с сетями водоснабжения, водоотведения, тепловой сетью, с сетью электроснабжения и ливневой канализации. Первый этап строительства, расположенный по адресу: г. Екатеринбург, пр. Космонавтов 11			
Изм.	Кол.уч.	Лист	N док.	Подп.	Дата	Секция в осях 9–10	Стадия	Лист	Листов
Разработал		Гафнер			01.06.18		Р	5	
Проверил		Радченко			01.06.18				
						План 1 этажа с сетями водоотведения		ОП 000	
Н. контр.		Радченко			01.06.18			"ПИК–Проект"	
Нач. отдела		Лобашова			01.06.18			г. Новороссийск	

 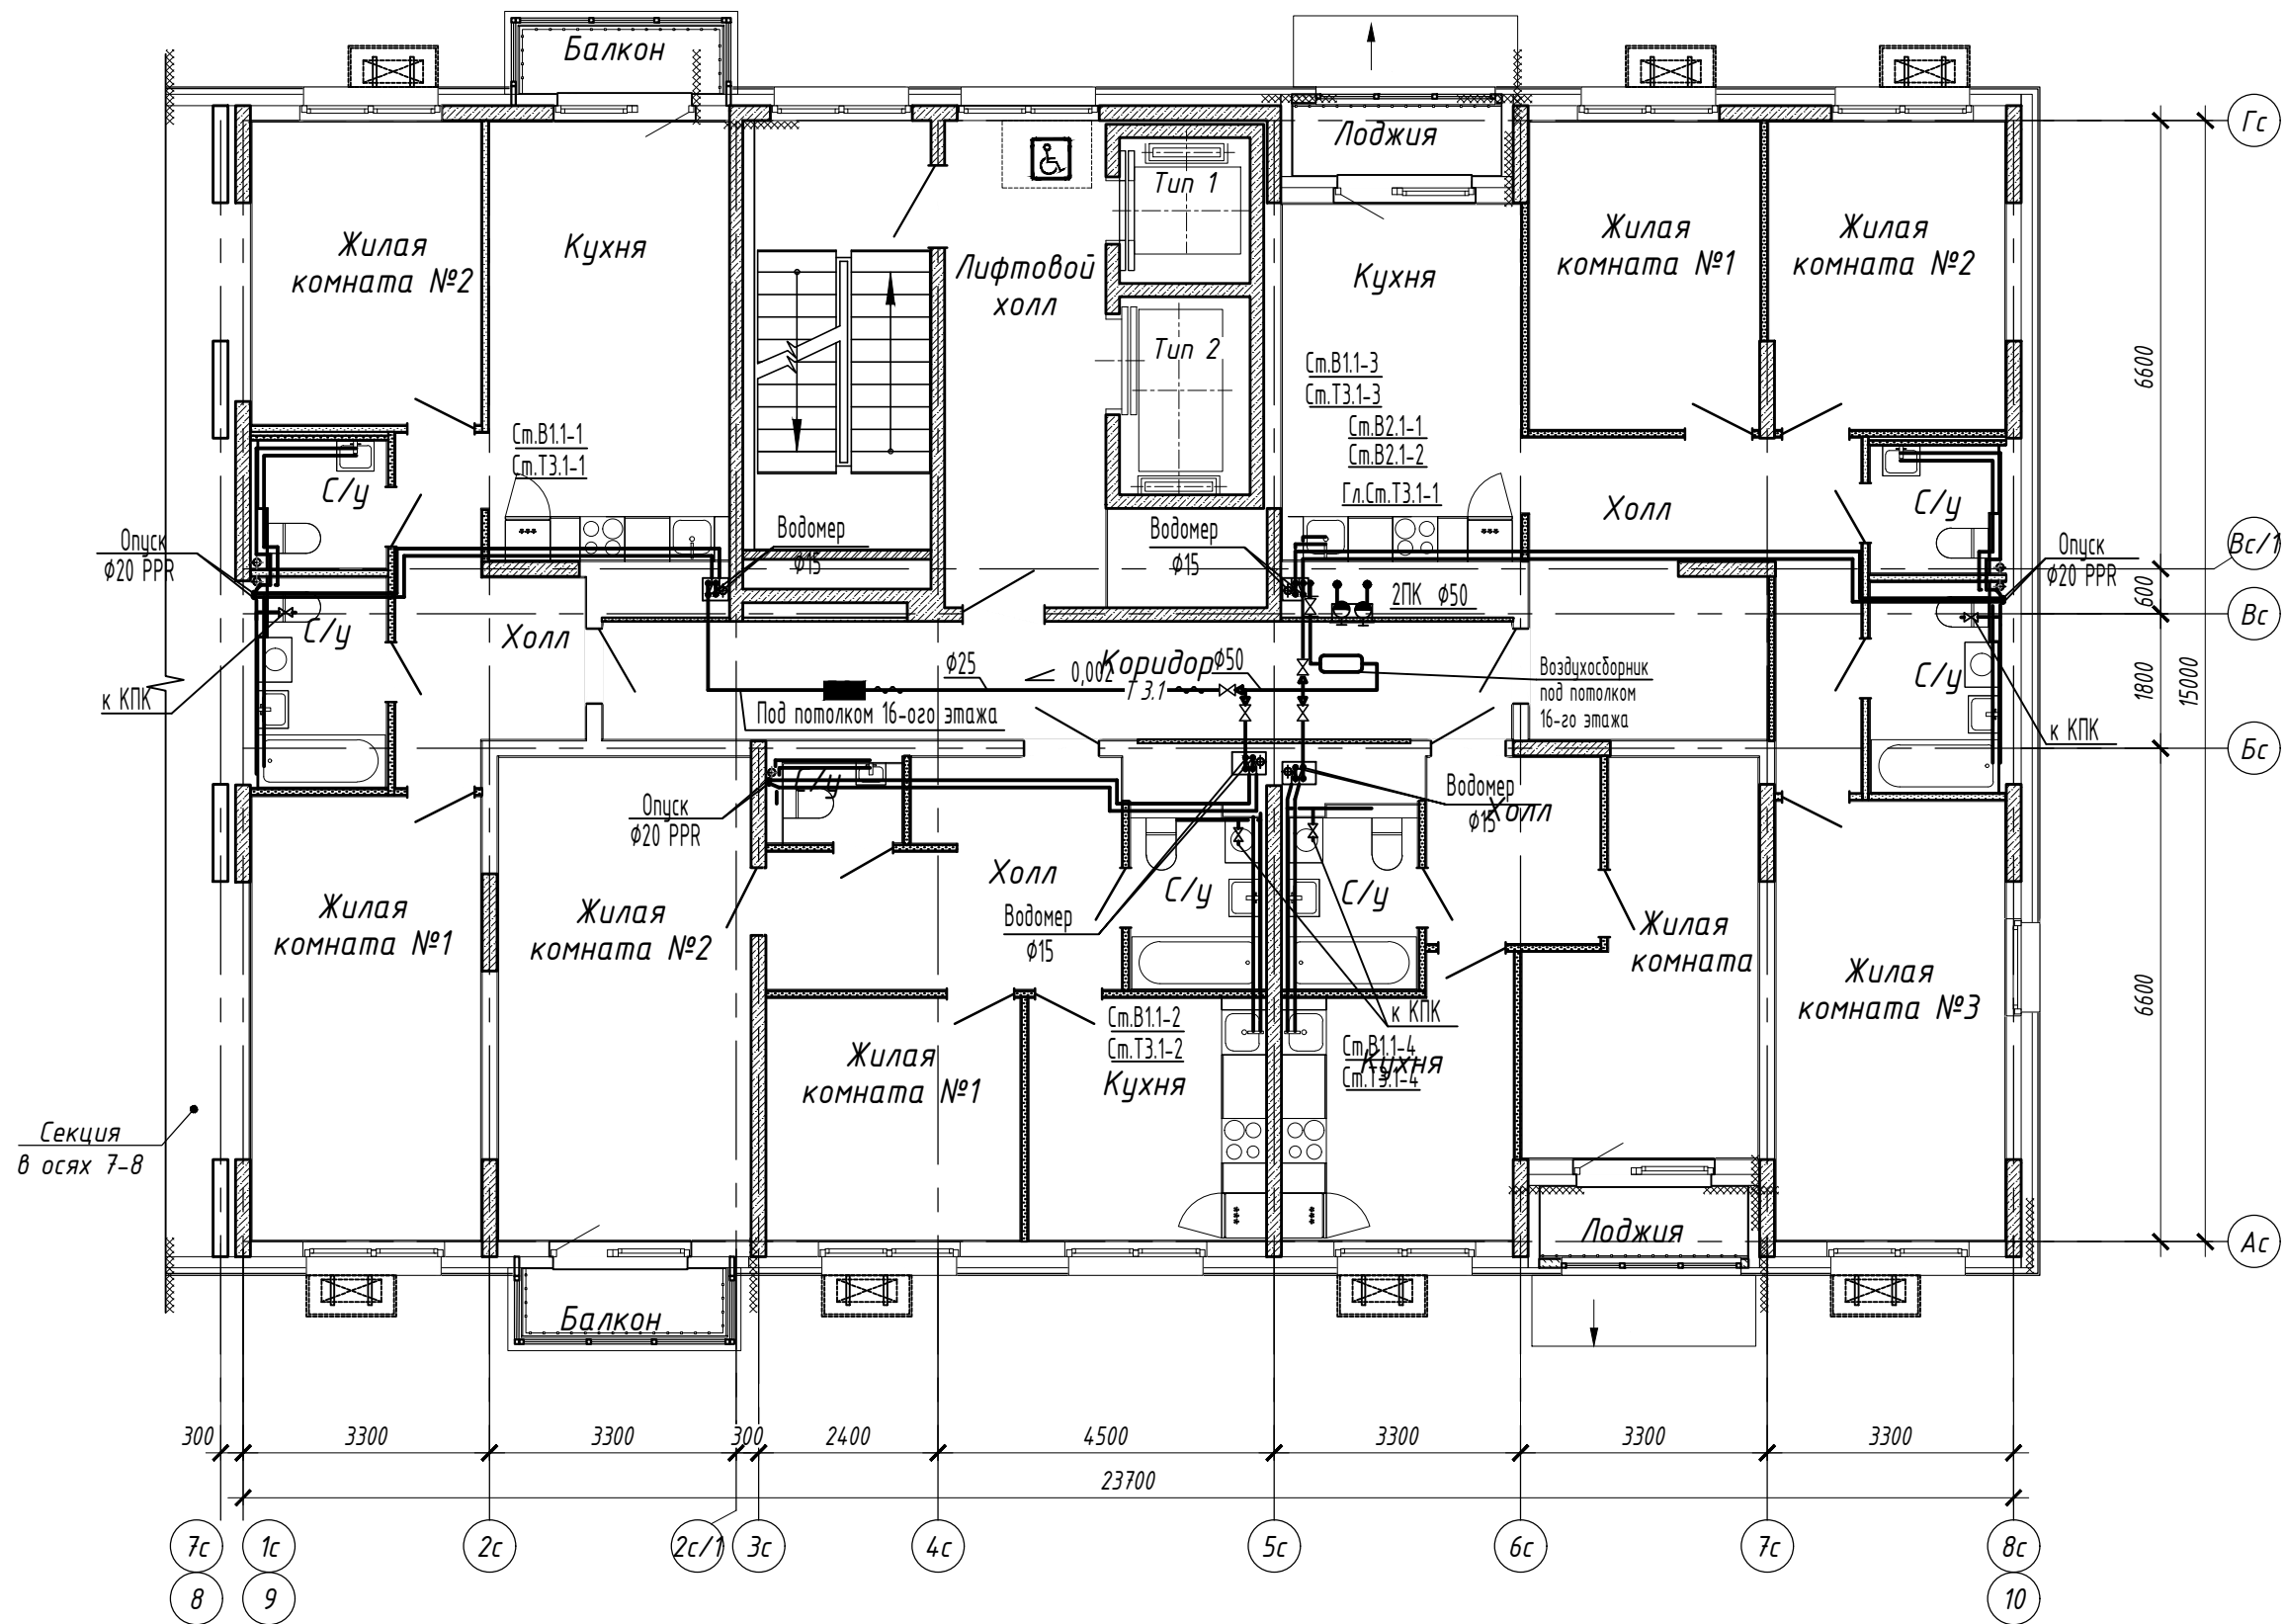


1. В помещениях кухни предусмотрена возможность установки мрек

						15116–ВК.5			
						Жилой микрорайон. Корпус 1.1 с сетями водоснабжения, водоотведения, тепловой сетью, с сетью электроснабжения и ливневой канализации. Первый этап строительства», расположенный по адресу: г. Екатеринбург, пр. Космонавтов 11			
Изм.	Кол.уч.	Лист	N док.	Подп.	Дата	Секция в осях 9–10	Стадия	Лист	Листов
Разработал	Гафнер				01.06.18		Р	6	
Проверил	Радченко				01.06.18				
Н. контр.	Радченко				01.06.18	План типового этажа (с 2–16) с сетями водоснабжения		ОП 000	
Нач. отдела	Лобашова				01.06.18			”ПИК–Проект” г. Новороссийск	

Согласовано			
Инв. N подл.	Подп. и дата	Взам. инв. N	



						15116–ВК.5			
						Жилой микрорайон. Корпус 1.1 с сетями водоснабжения, водоотведения, тепловой сетью, с сетью электроснабжения и ливневой канализации. Первый этап строительства, расположенный по адресу: г. Екатеринбург, пр. Космонавтов 11			
Изм.	Кол.уч.	Лист N док.	Подп.	Дата		Секция в осях 9–10	Стадия	Лист	Листов
Разработал	Гафнер			01.06.18			Р	7	
Проверил	Радченко			01.06.18					
						План типового этажа с сетями водоотведения	ОП 000		
Н. контр.	Радченко			01.06.18				”ПИК–Проект” г. Новороссийск	
Нач. отдела	Лобашова			01.06.18					