
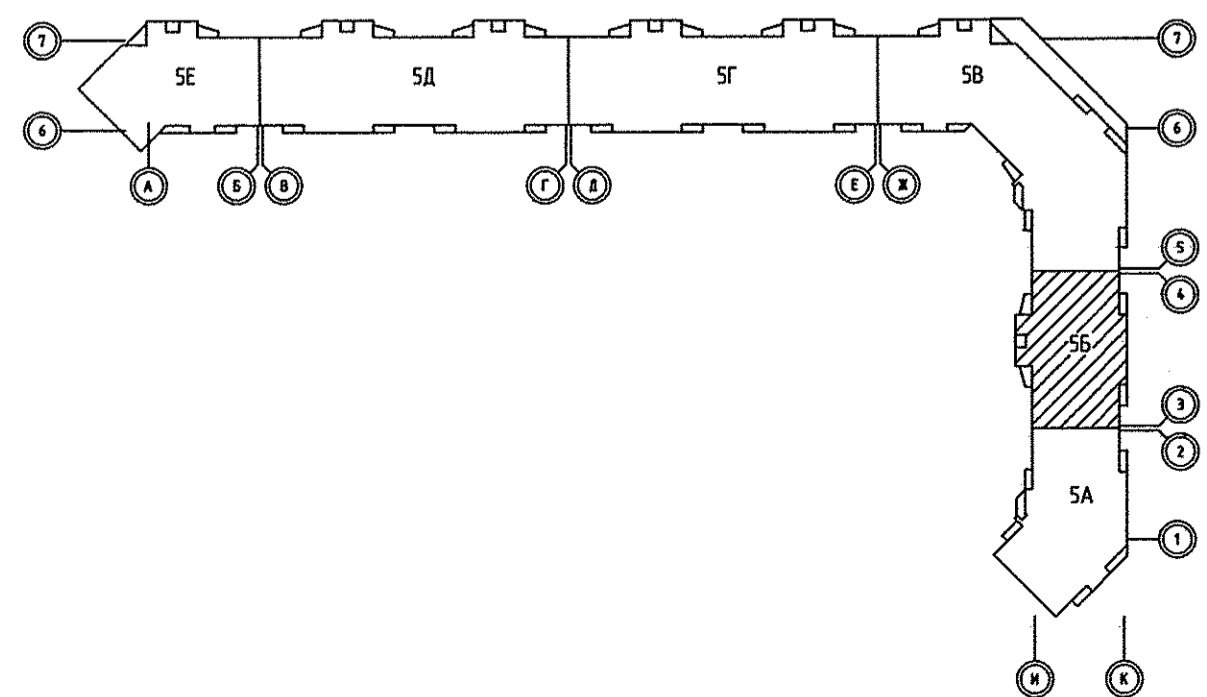


ЭКСПЛИКАЦИЯ ПОМЕЩЕНИЙ

Номер помещения	Наименование	Площадь, м2	Кат. помещения
Общедомовые помещения			
1	Тамбур	3.70	
2	Холл	10.27	
3	Лифтовой холл	14.82	
4	Электрощитовая	9.19	Д
5	Помещение охраны	11.62	
6	Сан.узел с мойкой уборочного инвентаря	5.97	
7	Тамбур	2.78	
8	Тамбур	1.74	
9	Лестничная клетка	14.94	
	итого	75.03	
Выставочный салон-магазин N4			
10	Тамбур	5.48	
11	Выставочный зал	82.80	
12	Помещение администрации	15.70	
13	Помещение временного хранения тары	8.18	В3
14	Коридор	2.71	
15	Сан.узел с мойкой уборочного инвентаря	4.90	
16	Кладовая	6.92	В3
	Всего помещений выставочного салона-магазина N4	126.69	
	Общая площадь выставочного салона-магазина N4	132.00	
Выставочный салон-магазин N5			
17	Тамбур	5.48	
18	Выставочный зал	96.00	
19	Помещение администрации	13.16	
20	Сан.узел с мойкой уборочного инвентаря	6.74	
	Всего помещений выставочного салона-магазина N5	121.38	
	Общая площадь выставочного салона-магазина N5	126.80	

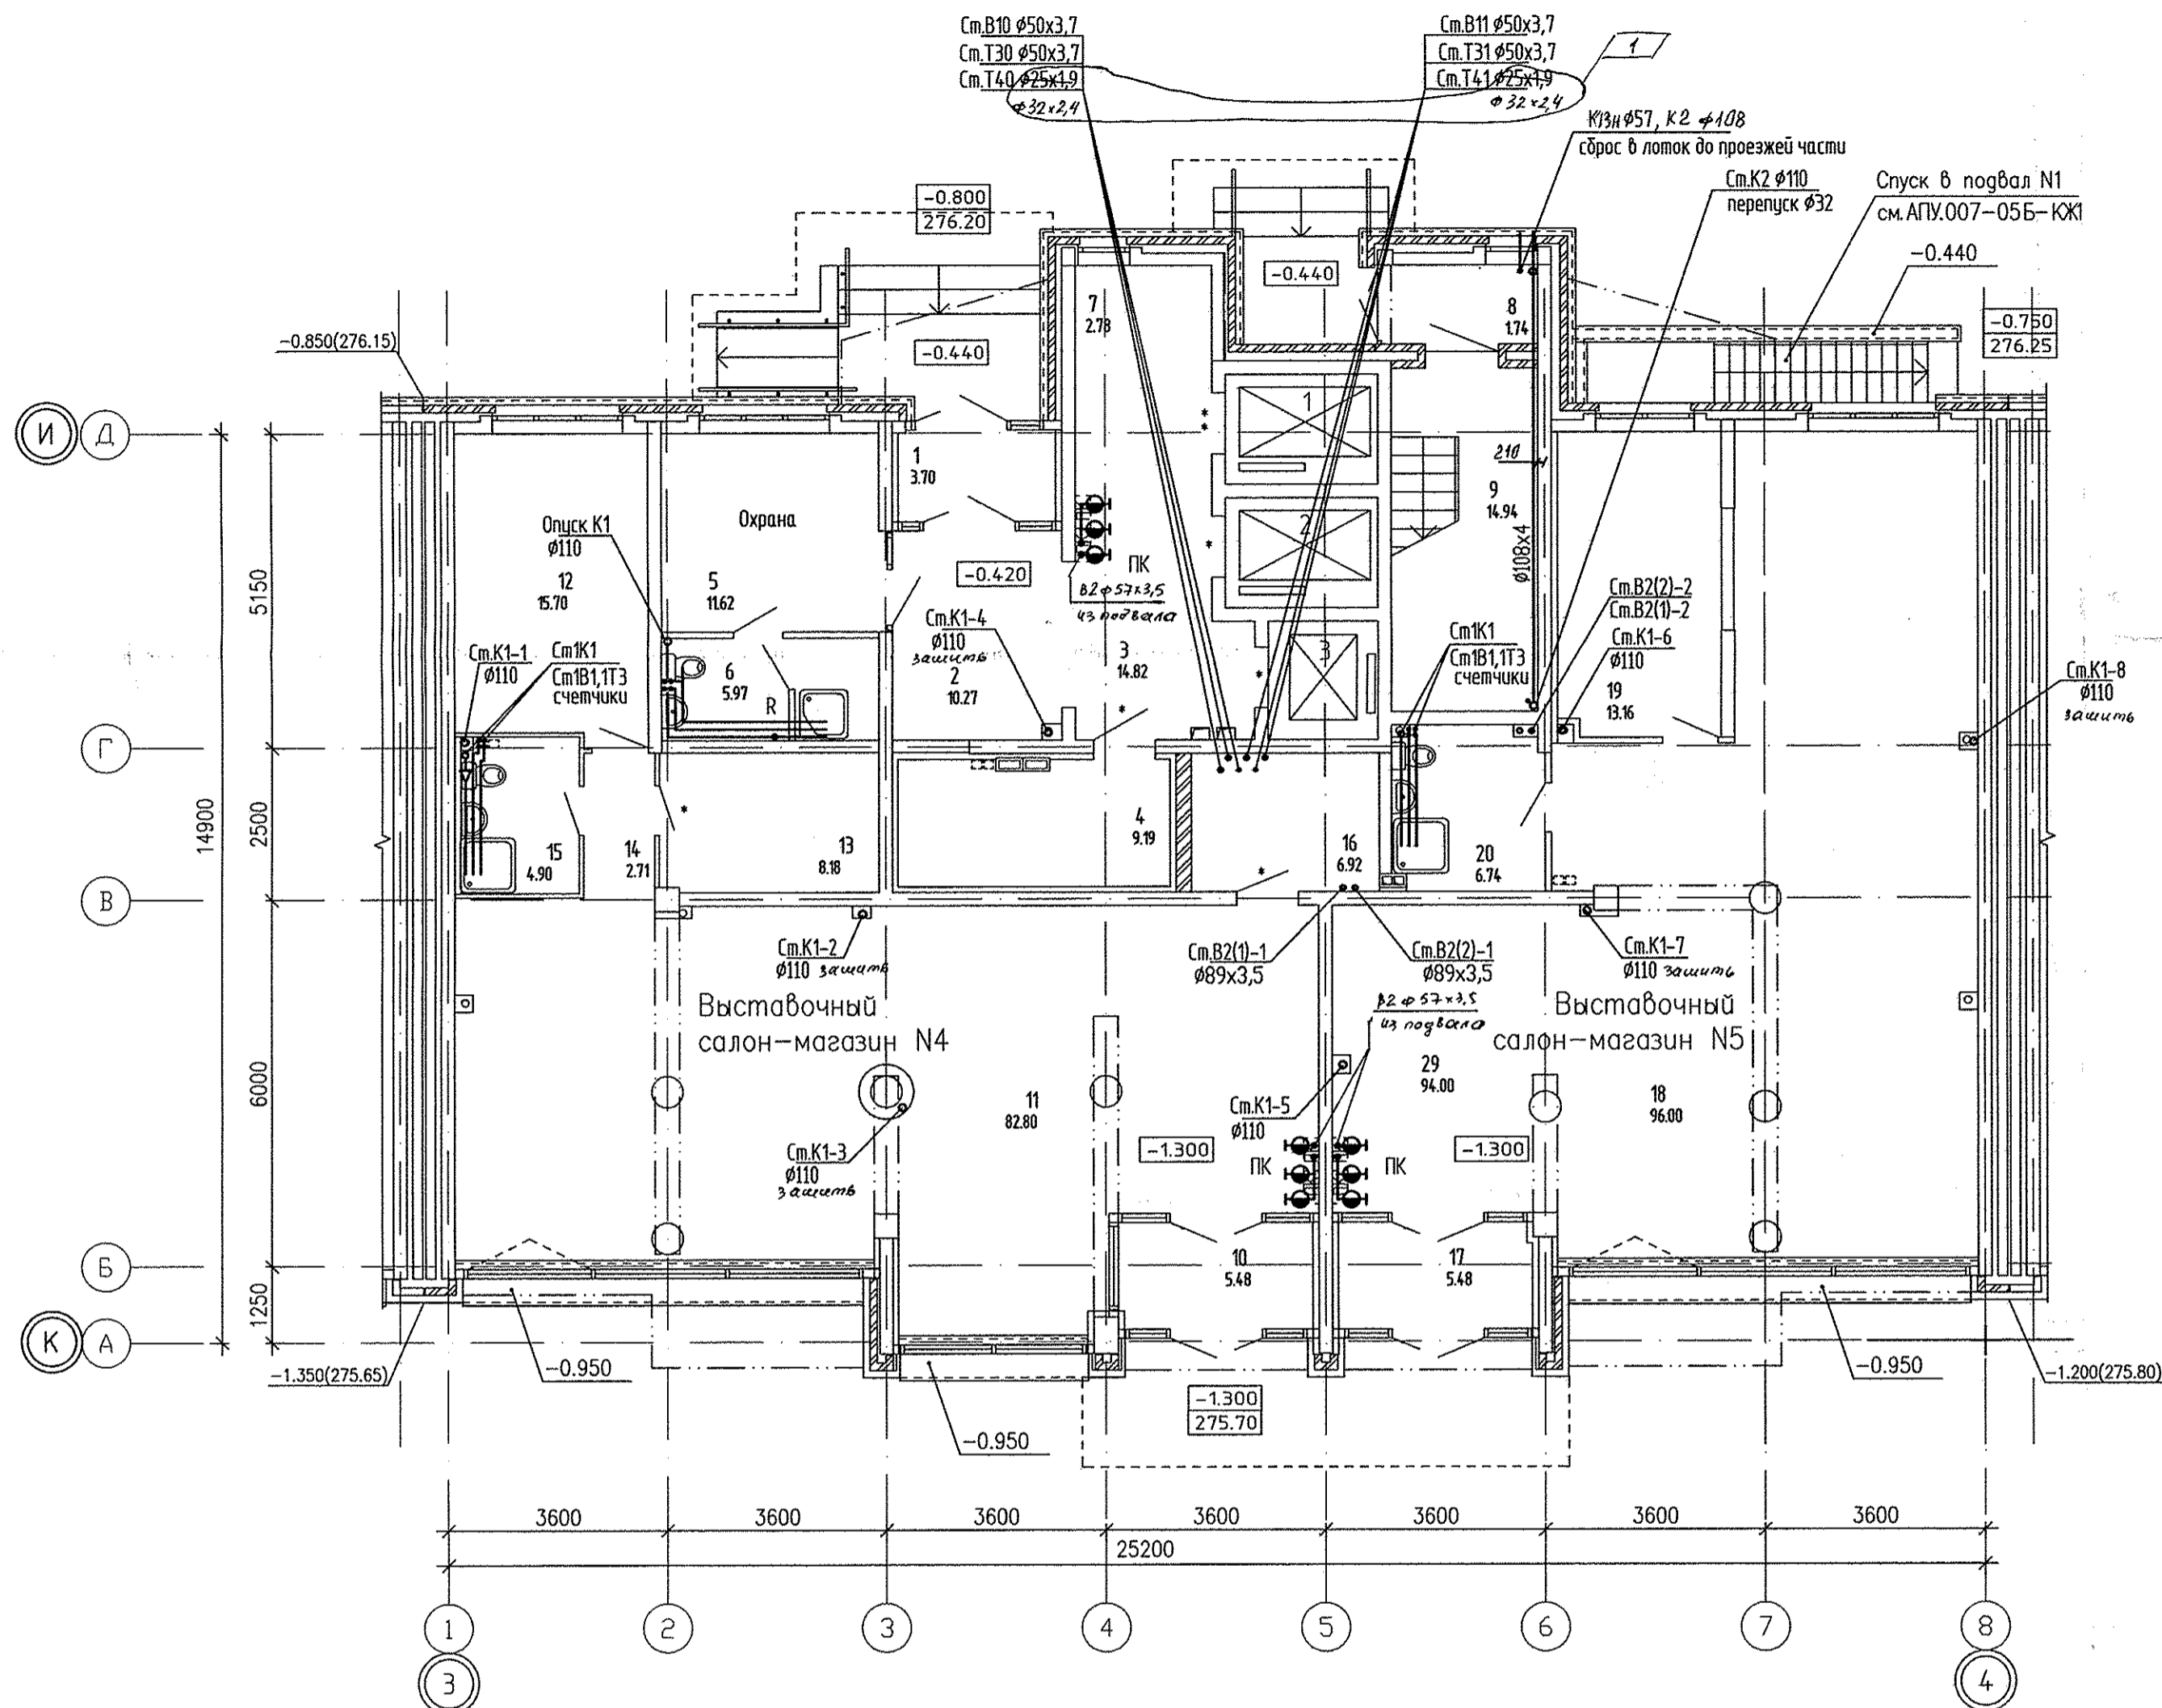



Стойки защиты по черт. АР°

АПУ.007-05Б-ВК			
Жилой микрорайон в квартале улиц Чкалова-Академика Вансовского-Амундсена-Краснолесья в Ленинском районе г.Екатеринбурга III очередь строительства. Жилой дом со встроенными помещениями, трансформаторной подстанцией и подземными парковками			
Изм.	Кол.уч.	Лист	№ док.
1	1	144-13	8.2.2018
Проверил	Жукова	Дата	08.13
Разработал	Жукова	Дата	06.13
Пусковой комплекс 1		Стадия	Лист
27-этажная блок-секция 5Б		Р	3
План 1 этажа		ЗАО КОРПОРАЦИЯ АТОМСТРОЙКОМПЛЕКС	

Согласовано	С.С.	С.С.
Создано	С.С.	С.С.
Проверено	С.С.	С.С.
Утверждено	С.С.	С.С.
Изм. №	Подп. и дата	Взам. инв. №

ЭКСПЛИКАЦИЯ ПОМЕЩЕНИЙ

Номер помещения	Наименование	Площадь, м2	Кат. помещения
Помещения квартир			
1	Гостиная	71.84	
2	Спальня	59.18	
3	Кухня	55.27	
4	Прихожая	34.27	
5	Коридор	9.69	
6	Санузел	9.97	
7	Ванная	16.72	
8	Балкон	17.08	
	Итого	274.02	
Общедомовые помещения			
9	Тамбур	3.05	
10	Лифтовой холл	14.05	
11	Коридор	19.38	
12	Переходная лоджия	3.49	
13	Тамбур	1.98	
14	Лестничная клетка	14.94	
	Итого	56.89	

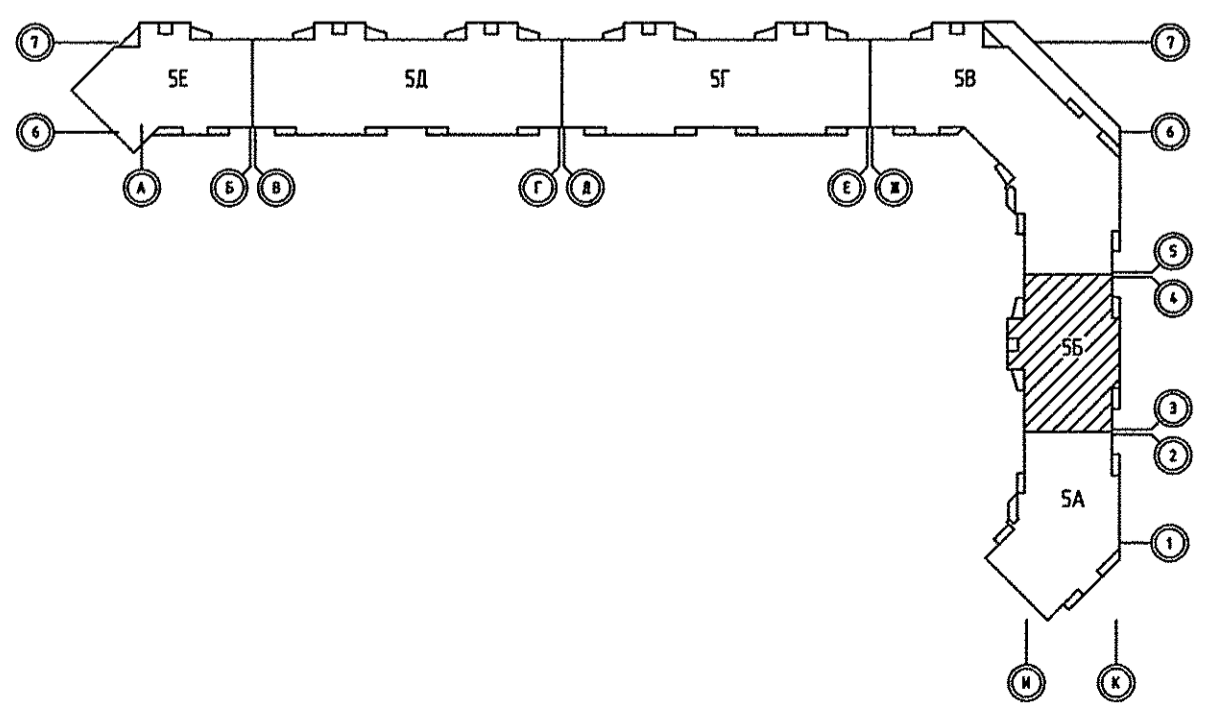
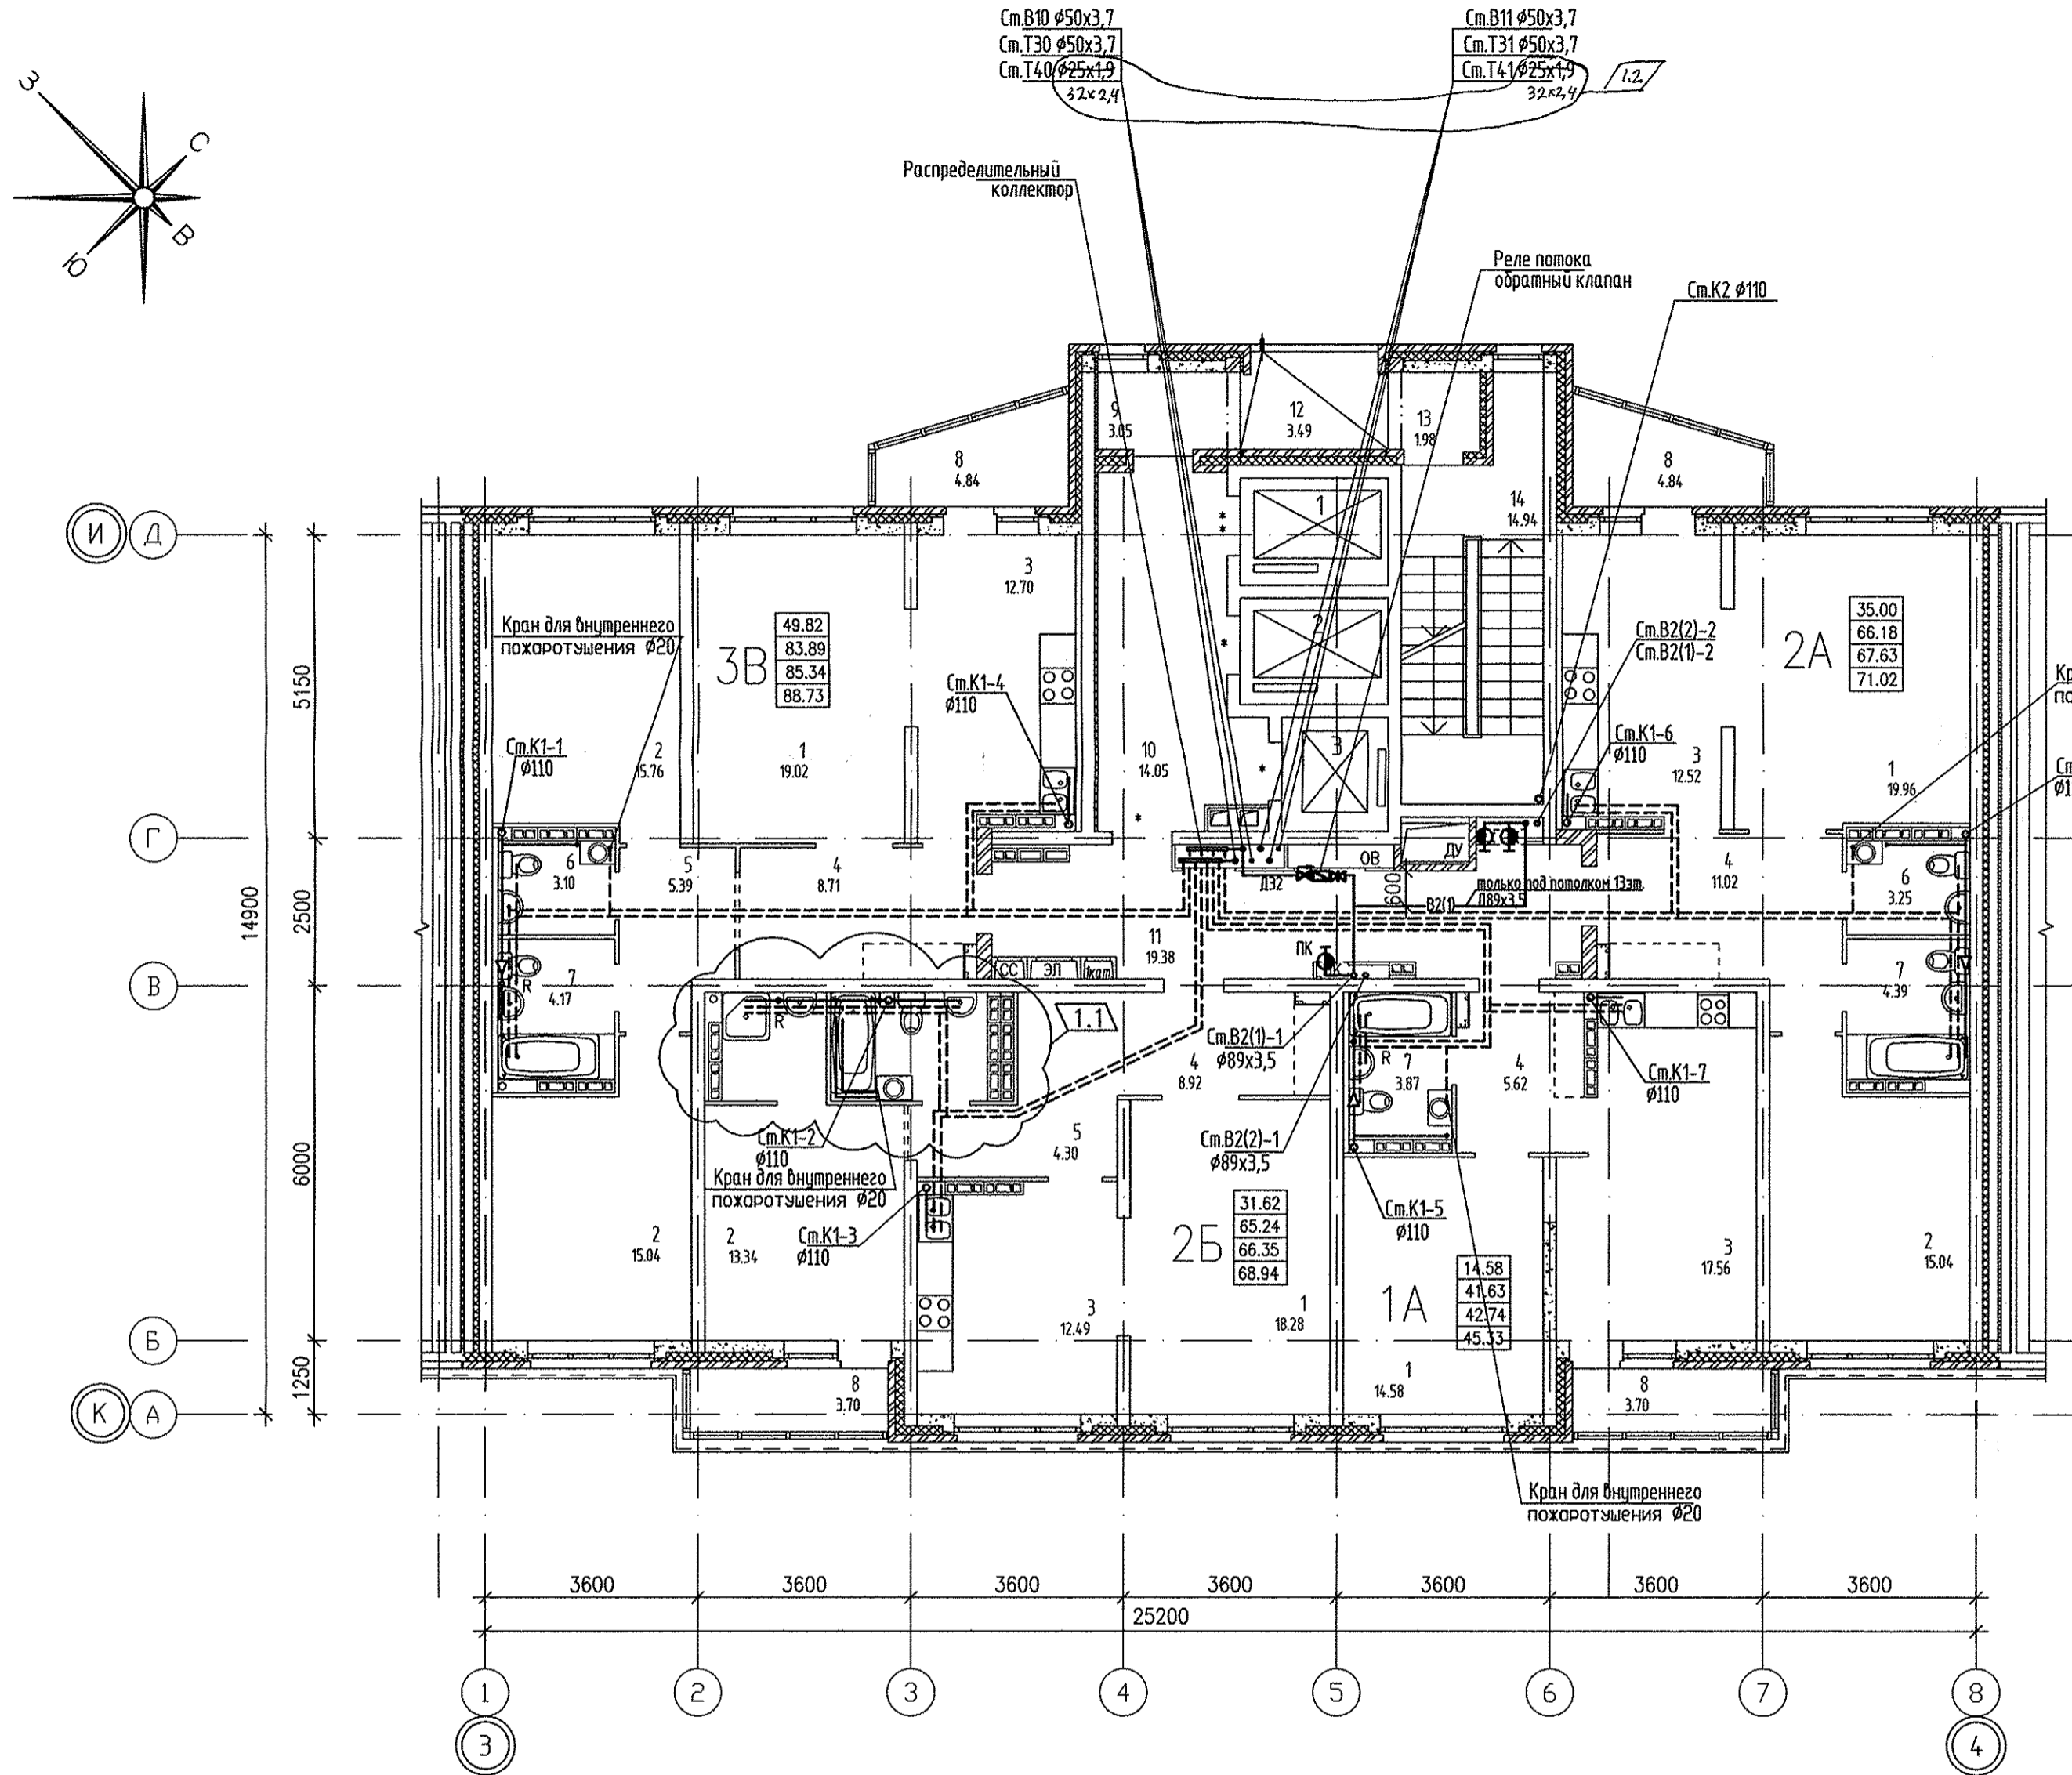


Согласовано	С.С.	Чижик
Согласовано	АР	Бушуева
	ОВ	Пашаева
	ЭЛ	Смирнова
Имя, № подл.	Вариант, инв. №	Подп. и дата

АПУ.007-05Б-ВК			
1	2	ИИ-Б	Решетникова
Изм.	Колуч.	Лист N док.	Подпись
			Дата
Жилой микрорайон в квартале улиц Чкалова-Академика Вонсовского-Амурсена-Краснолесья в Ленинском районе г.Екатеринбурга III очередь строительства. Жилой дом со встроенными помещениями трансформаторной подстанции и подземными парковками			
Пусковой комплекс 1		Стация	Лист
27-этажная блок-секция 5Б		Р	4
ГАП	Гаранин		06.13
Глав. спец. ВК	Решетникова	Решетникова	06.13
Проверил	Решетникова	Решетникова	06.13
Разработал	Жукова	Жукова	05.13
План 2-13 этажа		ЗАО КОРПОРАЦИЯ АТОМСТРОЙКОМПЛЕКС	

ЭКСПЛИКАЦИЯ ПОМЕЩЕНИЙ

Номер помещения	Наименование	Площадь, м2	Кат. помещения
Помещения квартир			
1	Гостиная	71.84	
2	Спальня	59.18	
3	Кухня	55.27	
4	Прихожая	34.27	
5	Коридор	9.69	
6	Санузел	9.97	
7	Ванная	16.72	
8	Балкон	17.08	
	Итого	274.02	
Общедомовые помещения			
9	Тамбур	3.05	
10	Лифтовой холл	14.05	
11	Коридор	19.38	
12	Переходная лоджия	3.49	
13	Тамбур	1.98	
14	Лестничная клетка	14.94	
	Итого	56.89	

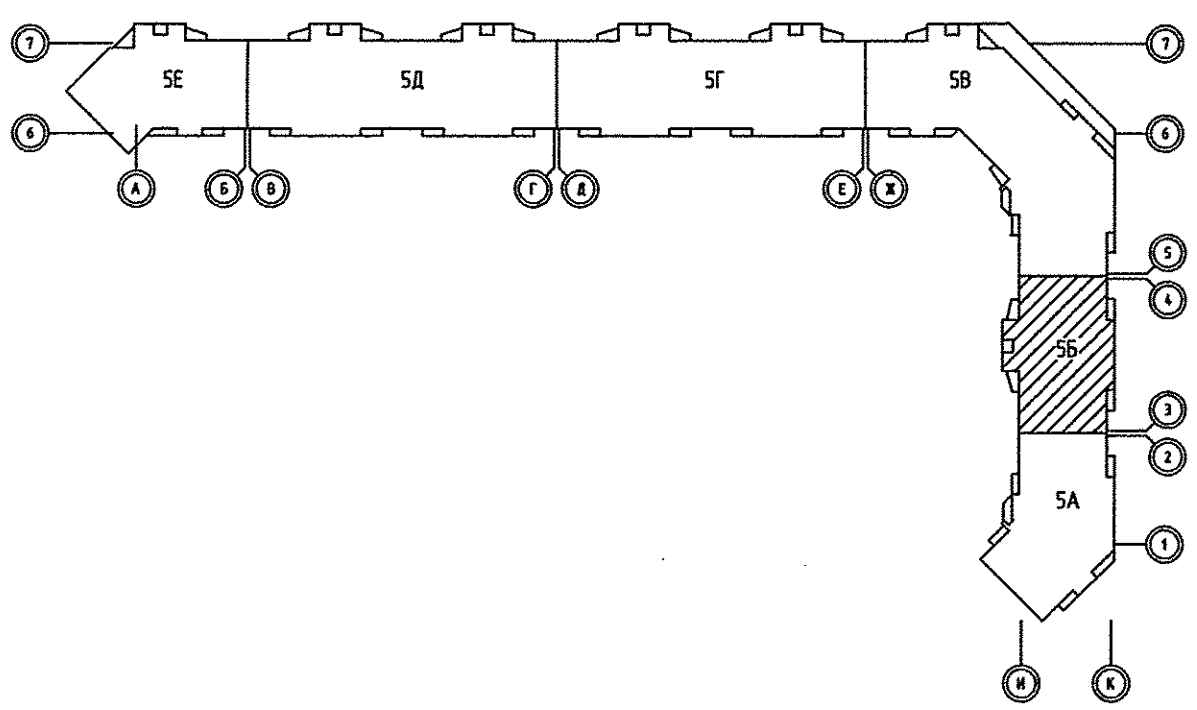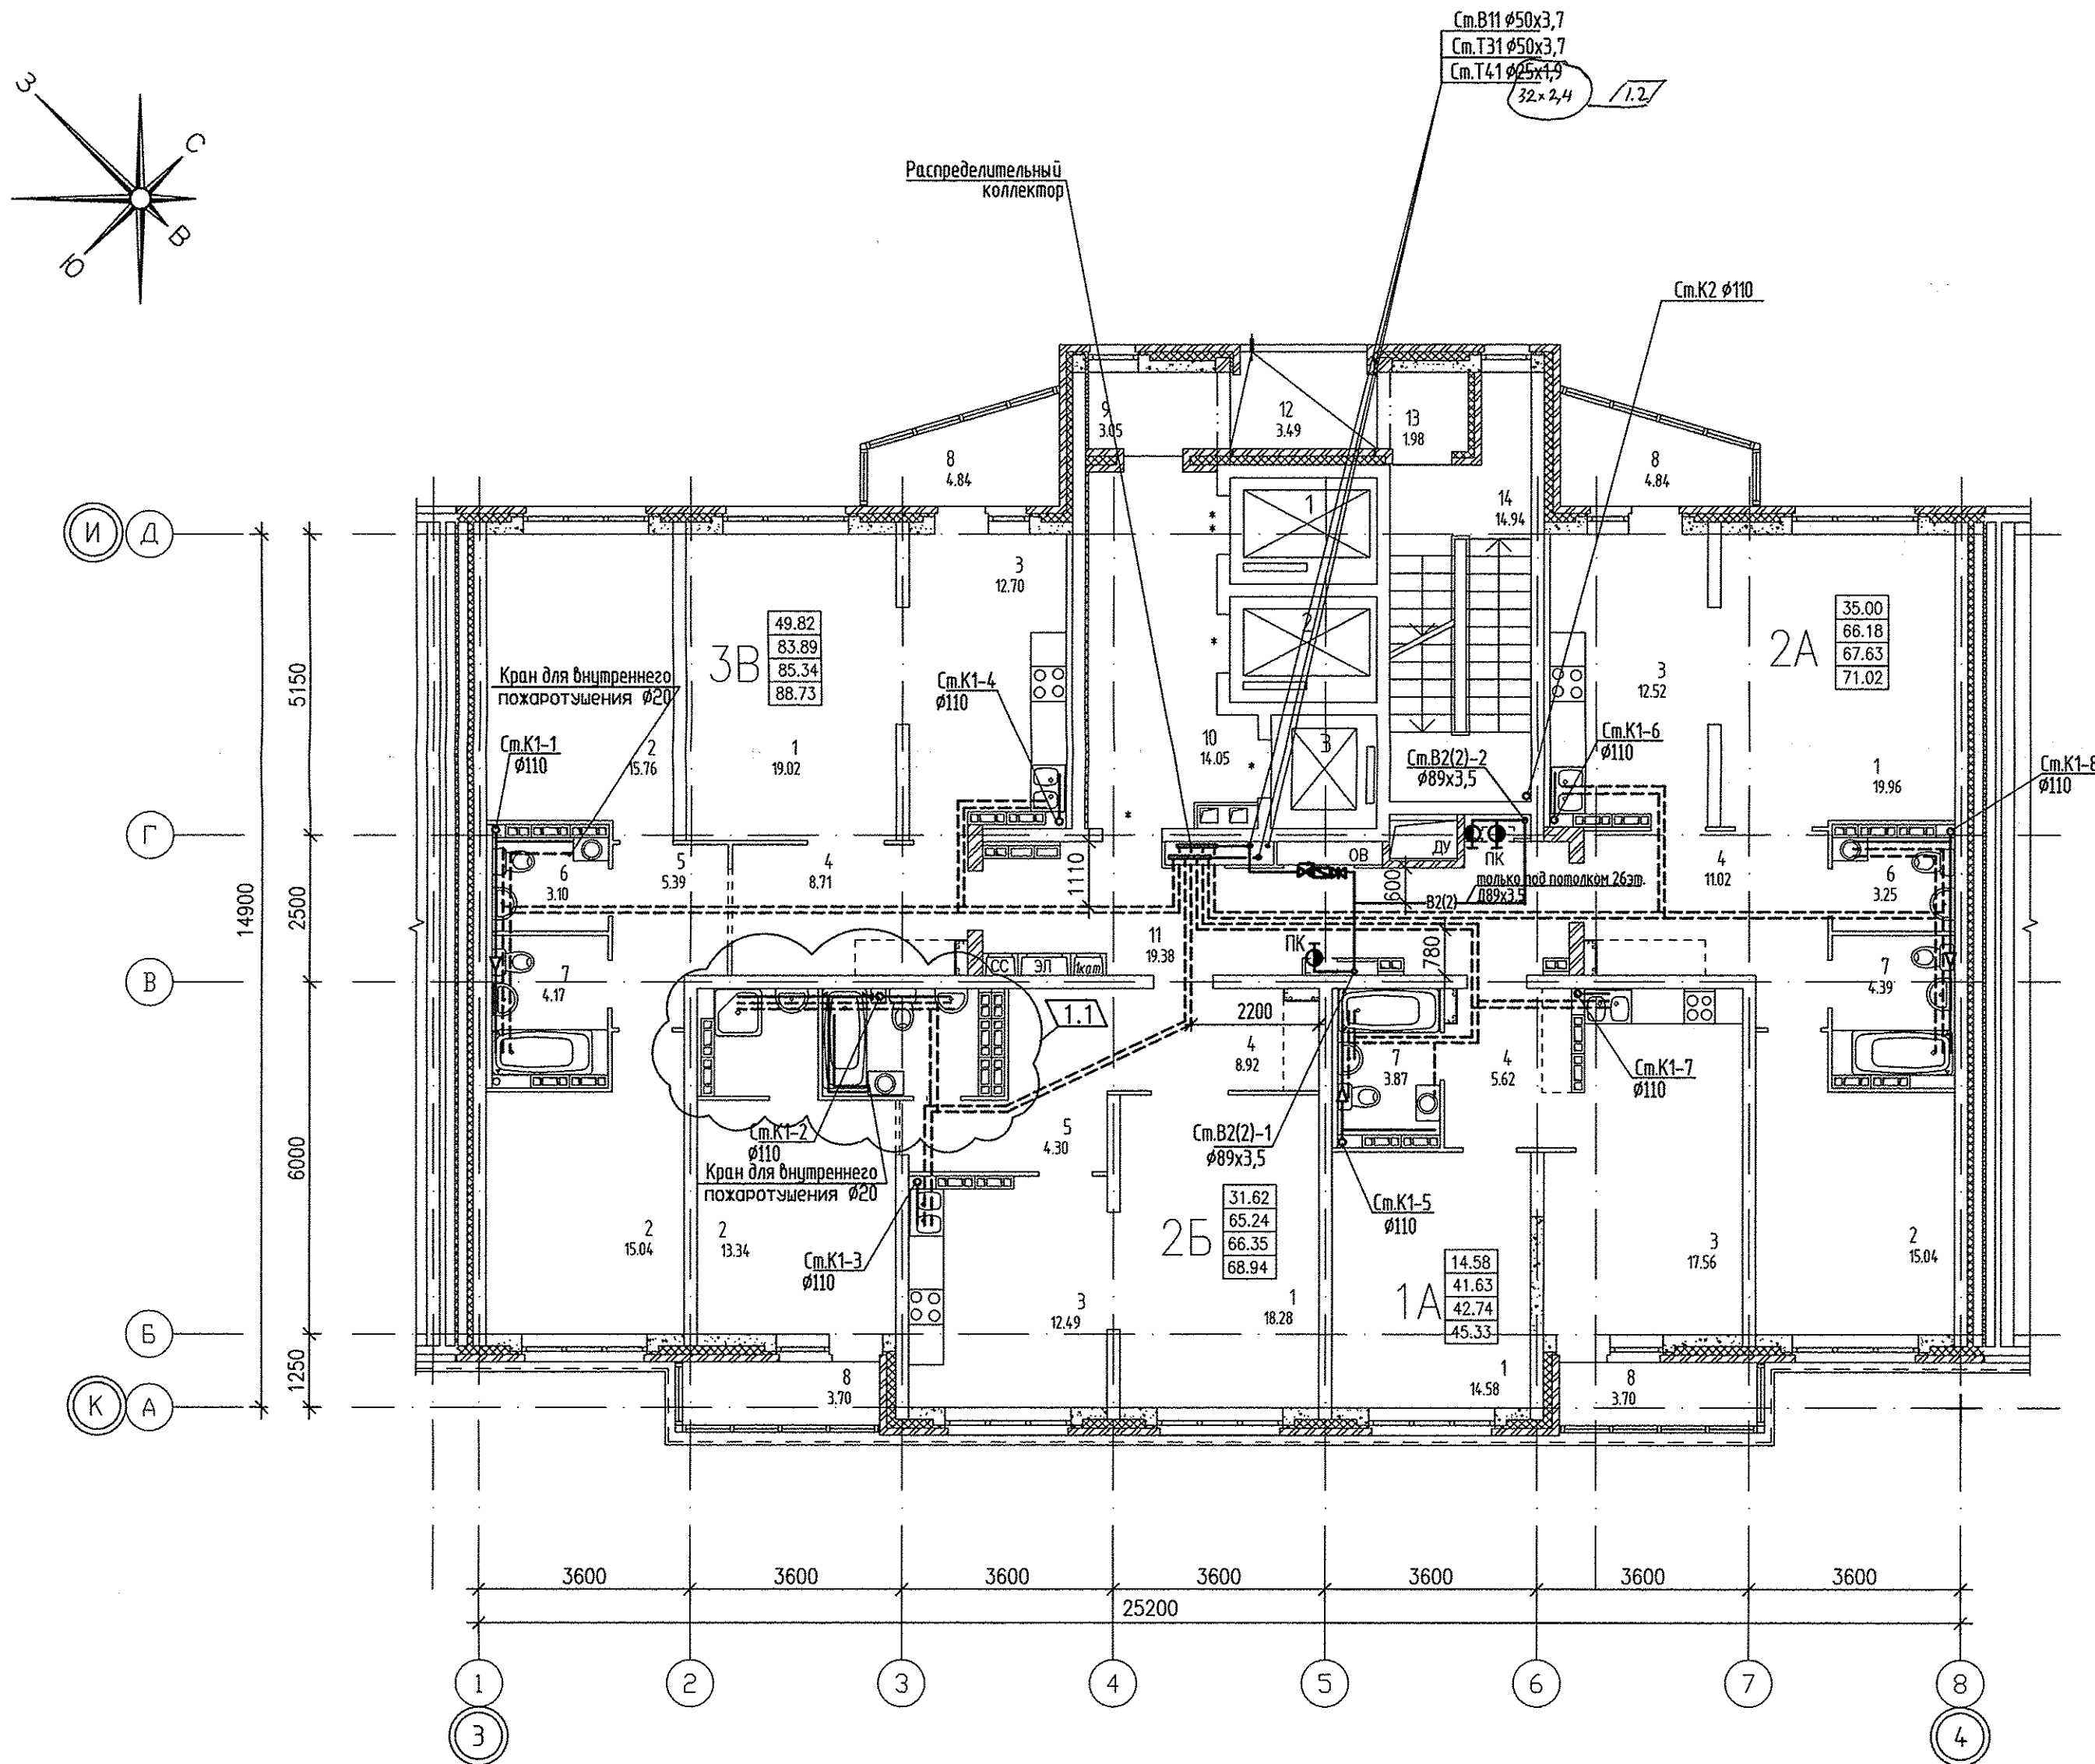

АПУ.007-05Б-ВК			
1	2	144-13	08.13
Изм.	Кол.уч.	Лист N док.	Подпись Дата
Жилой микрорайон в квартале улиц Чкалова-Академика Вонсовского-Амурского-Краснолесья в Ленинском районе г.Екатеринбурга III очередь строительства. Жилой дом со встроенными помещениями трансформаторной подстанции и подземными парковками			
Пусковой комплекс 1		Стация	Лист
27-этажная блок-секция 5Б		Р	5
ГАП	Гаранин	06.13	
Глав. спец. ВК	Решетникова	06.13	
Проверил	Решетникова	06.13	
Разработал	Жукова	05.13	
План 14-26 этажа			ЗАО КОРПОРАЦИЯ АТОМСТРОЙКОМПЛЕКС

Согласовано	С.С.	Чижик
Согласовано	АР	Бушуева
	ОВ	Пашаева
	ЭЛ	Смирнова
Имя, И. табл.	Вариант, №	Полн. и дата