



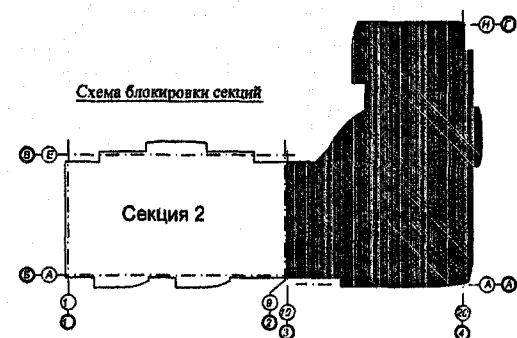

План 2-10 этажа.

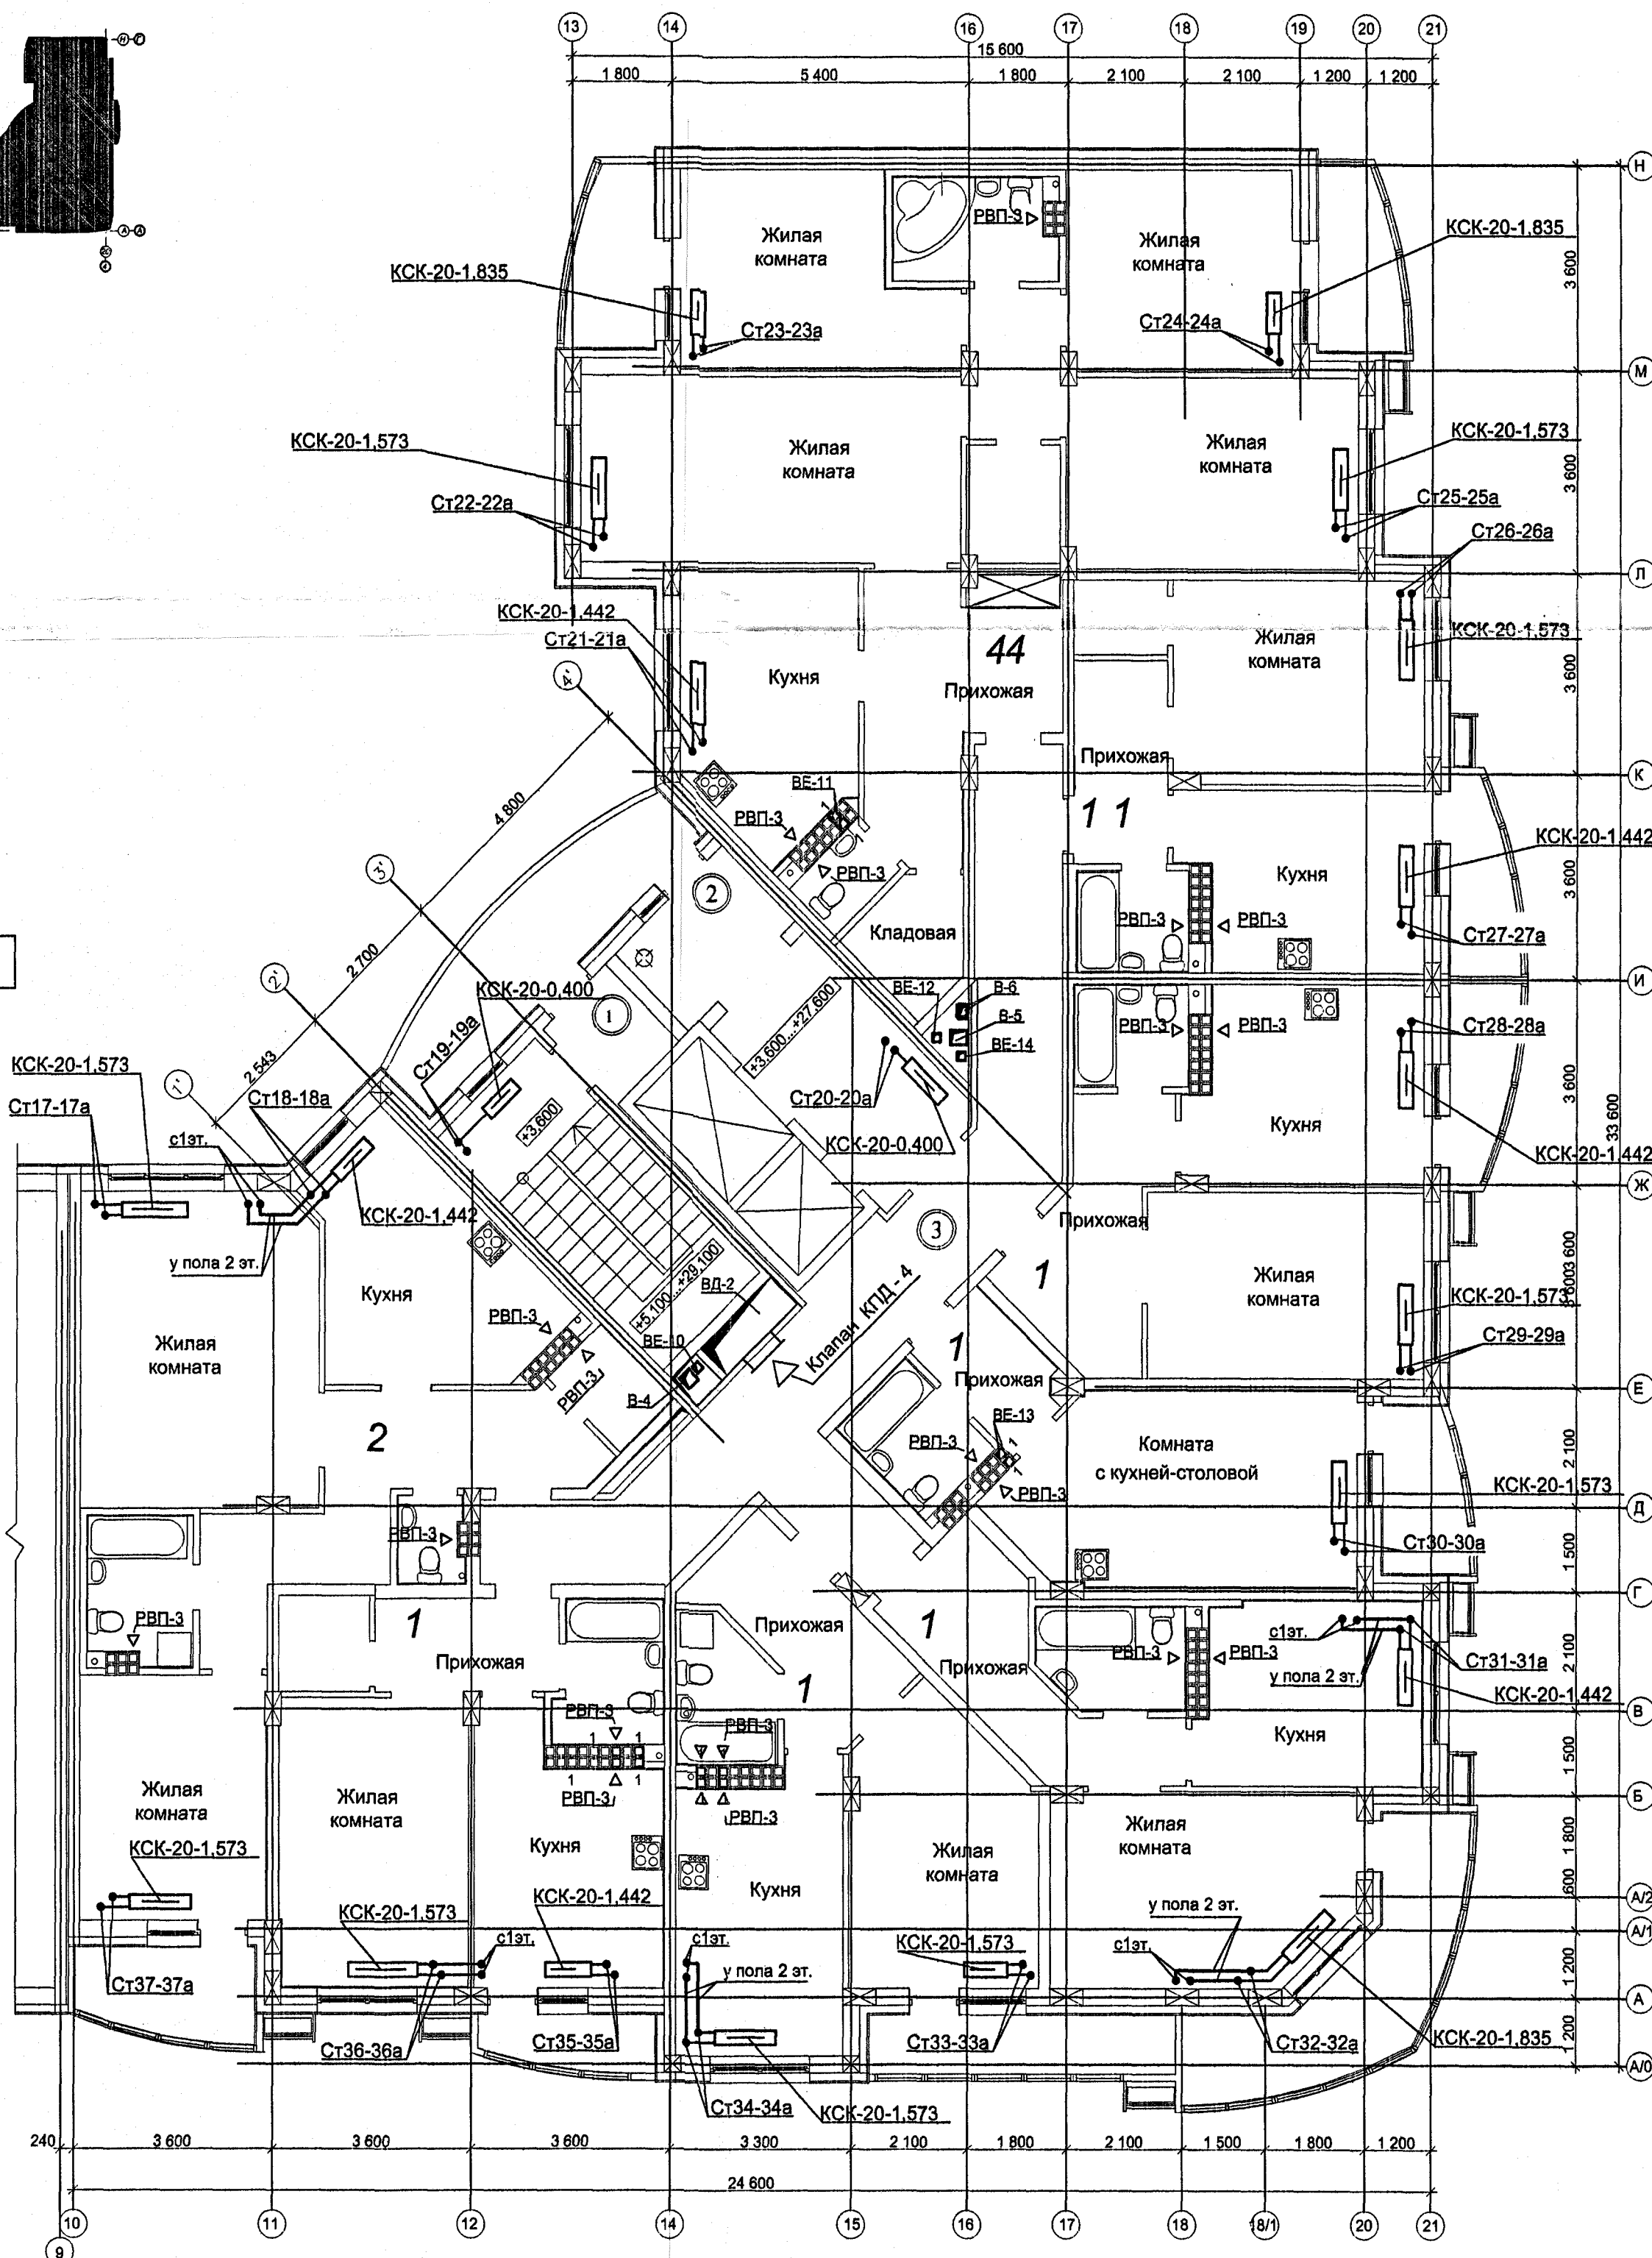

Экспликация помещений

Номер помещения	Наименование	Площадь, м кв.	Кат. помещения
Помещения общего пользования			
1	Тамбур лестничного холла	3,4	
2	Тамбур лифтового холла	5,04	
3	Коридор	32,75	
4	Лифтовой холл	11,0	
5	Лестничный холл	14,5	
6	Переходная лоджия	10,5	
Итого:		76,74	

ОБЩЕСТВО С ОГРАНИЧЕННОЙ ОТВЕТСТВЕННОСТЬЮ
«Инвестиционно-строительная компания «ЭТАЖИ»
В ПРОИЗВОДСТВО РАБОТ
25 октября 2011 г.

Примечание

Трубопроводы систем отопления условно отнесены от стен

14/РП-2011-ОВ

Два многоэтажных жилых дома с объектами административного назначения, торговли, соцульбыта и подземной автостоянкой по ул.Белинского - С.Белых в Октябрьском р-не г.Екатеринбурга


II очередь строительства
жилой дом №2

Стадия Лист Листов
Р 4

Секция I. План 2- 10 этажа.

ООО "Уральский инженерный центр проектирования и строительства"

Изм.	Кол.уч.	Лист	Надок.	Подп.	Дата
Н.контроль	Пыхтеева	10.11			
Проверил	Волкова	10.11			
Разработал	Федянина	10.11			

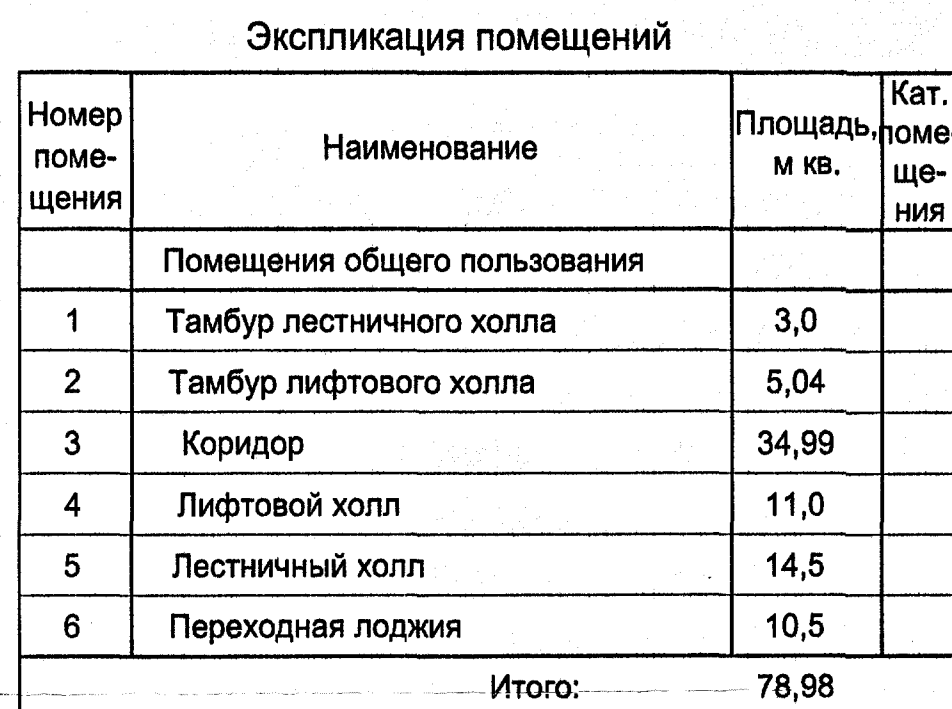


Узел2


Осевой вентилятор
(бытовой) 

ОАО «СИНАРА-ДЕВЕЛОПМЕНТ»
СОГЛАСОВАНО
А.В. Сидоров

						14/РП-2011-ОВ				
						Два многоэтажных жилых дома с объектами административного назначения, торговли, соцкультбыта и подземной автостоянкой по ул.Белинского - С.Белых в Октябрьском р-не г.Екатееинбурга				
Изм.	Коп.уч.	Лист	№ док.	Подп.	Дата	II очередь строительства жилой дом №2		Стация	Лист	Листов
								Р	5	
Н.контроль	Пыхтеева				10.11	Секция I. План 11 этажа.		ООО "Уральский инженерный центр проектирования и строительства"		
Проверил	Волкова				10.11					
Разработал	Федянина				10.11					

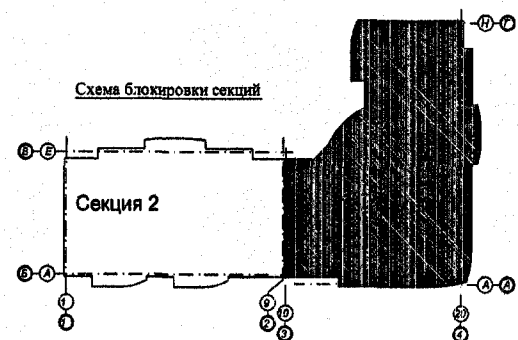

Секция I. План 12 этажа.

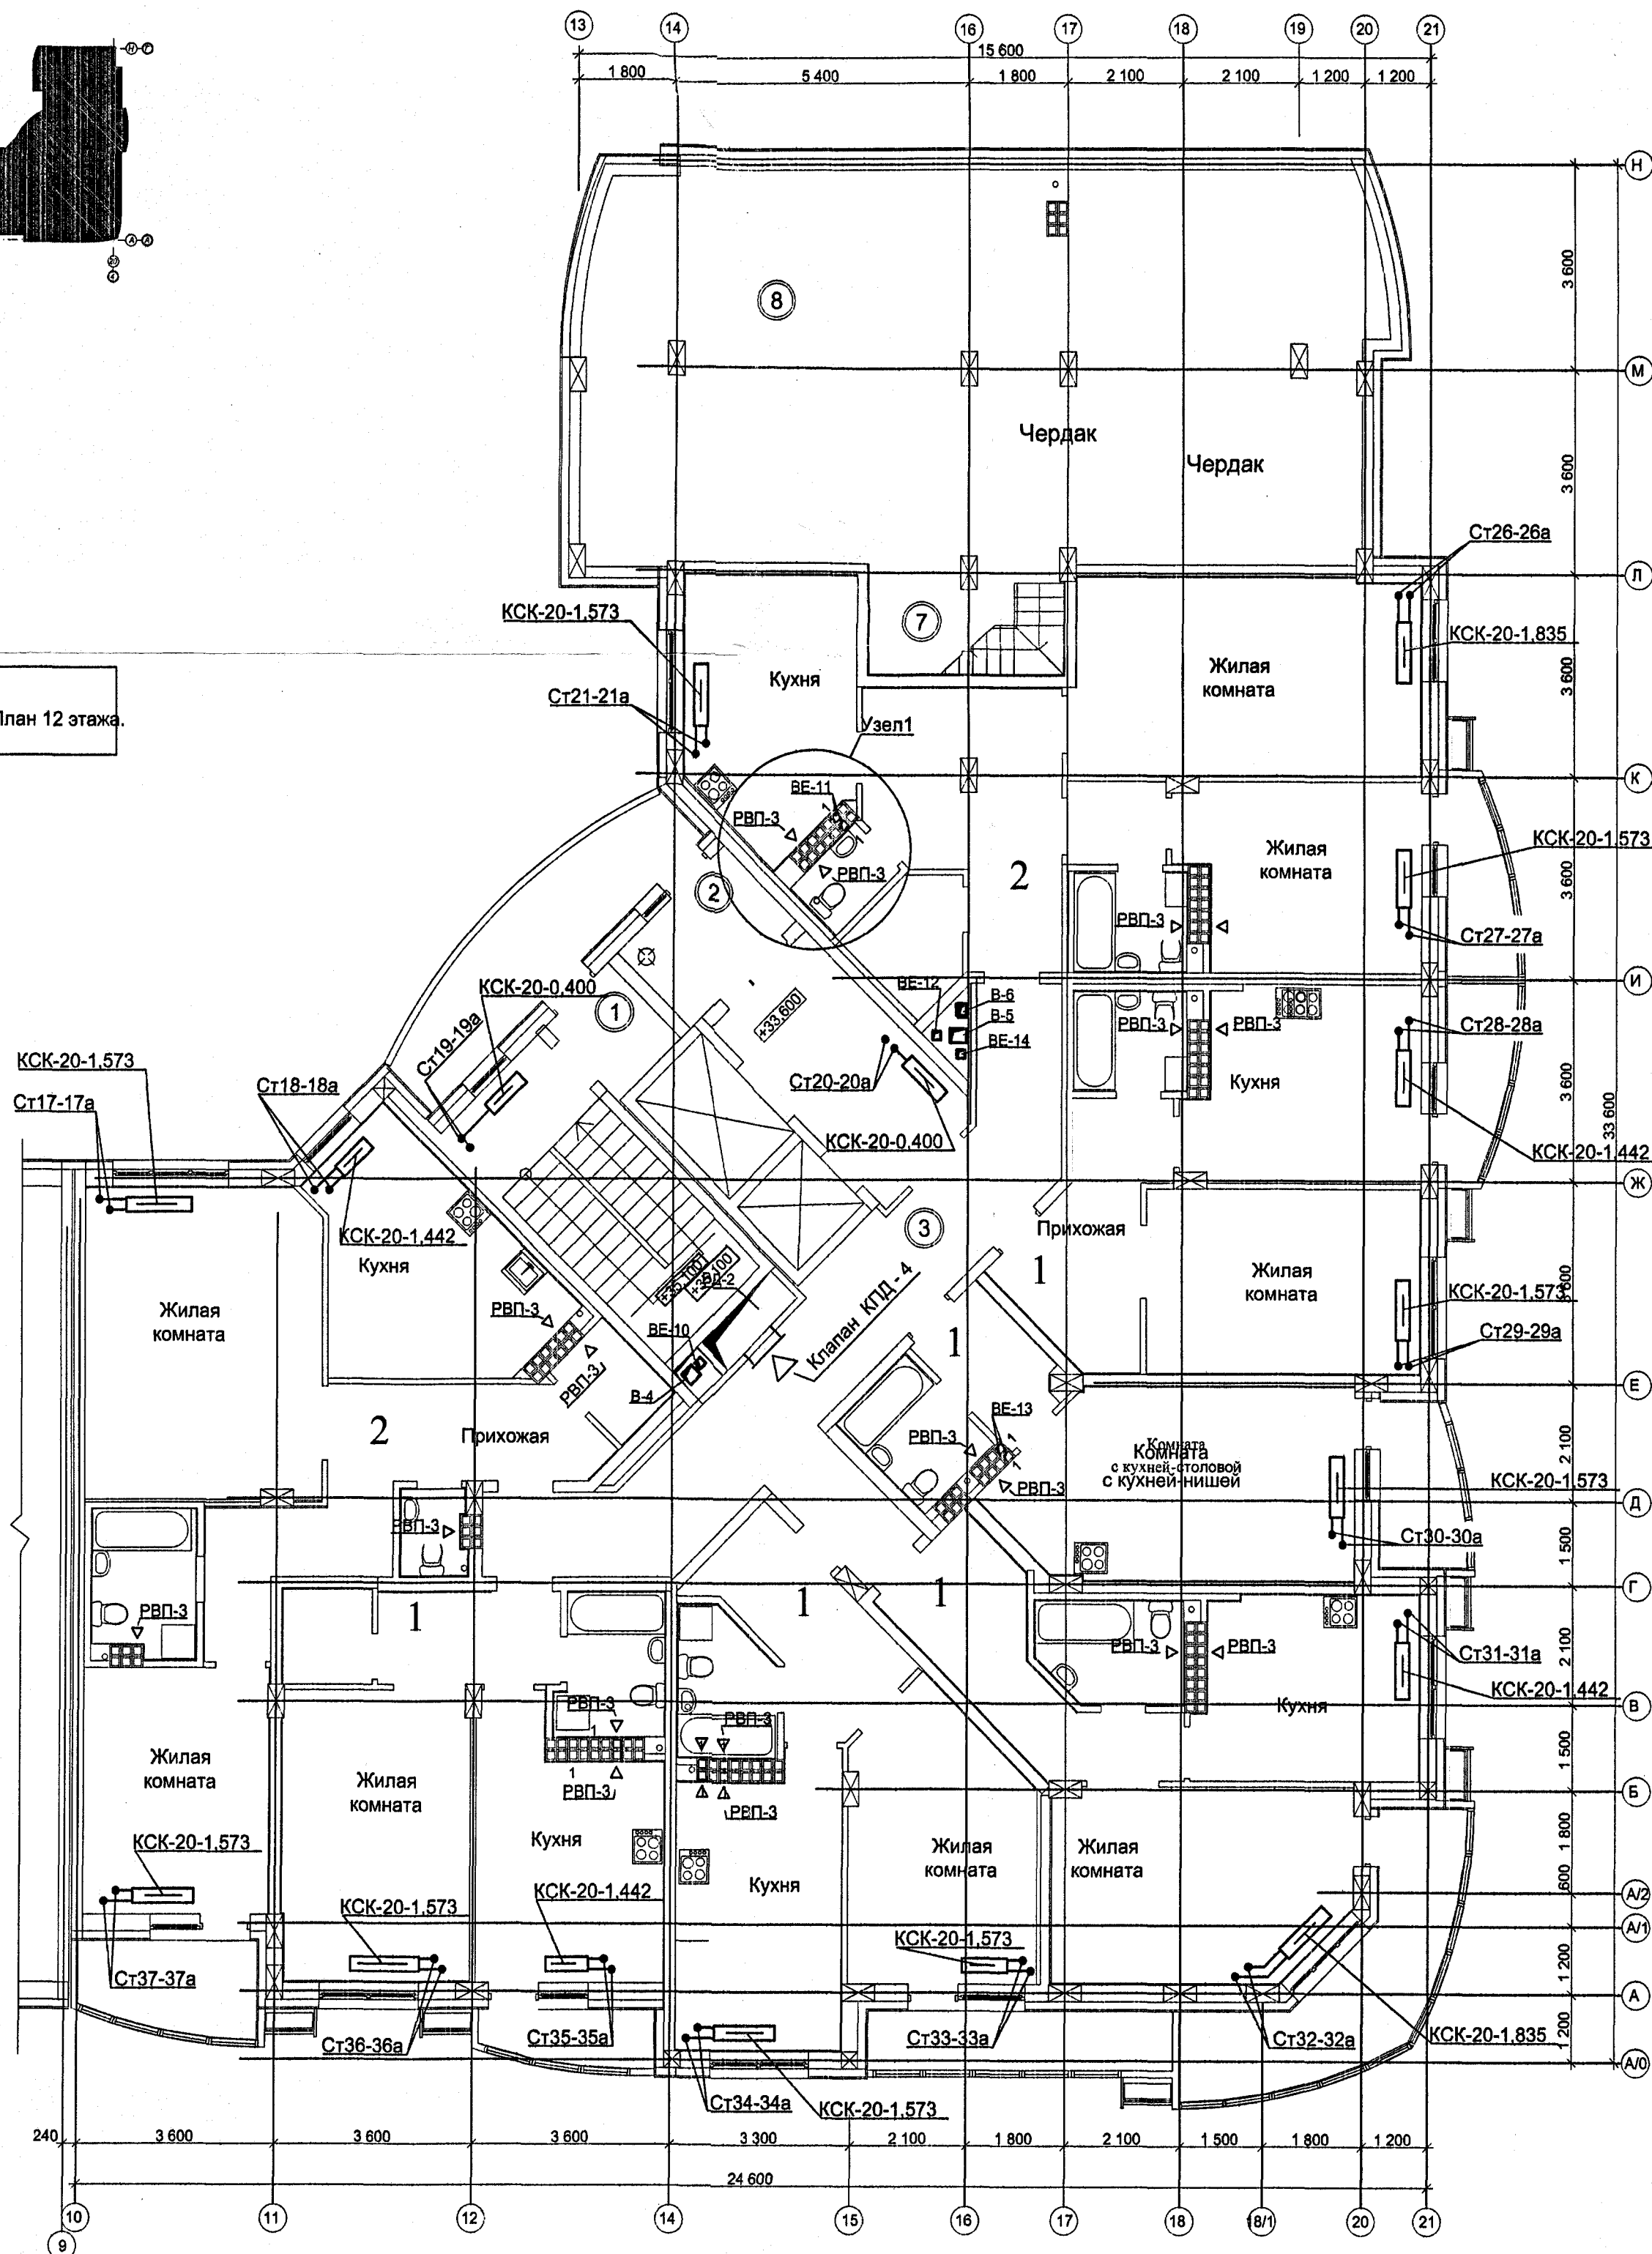

Экспликация помещений

Номер помещения	Наименование	Площадь, м кв.	Кат. помещения
Помещения общего пользования			
1	Тамбур лестничного холла	3,0	
2	Тамбур лифтового холла	5,1	
3	Коридор	26,5	
4	Лифтовой холл	10,97	
5	Лестничный холл	14,5	
6	Переходная лоджия	10,5	
Итого:		70,53	
Служебные помещения			
7	Служебная лестница	6,7	
8	Чердак	98,4	
Итого:		105,1	

Узел1

Осевой вентилятор (бытовой)

Осевой вентилятор (бытовой)

ОБЩЕСТВО С ОГРАНИЧЕННОЙ ОТВЕТСТВЕННОСТЬЮ
«Инвестиционно-строительная компания «ЭТАЖИ»
В ПРОИЗВОДСТВО РАБОТ
25 октября 2011 г.

Матв

14/РП-2011-ОВ


Два многоквартирных жилых дома с объектами административного назначения, торговли, социкультбыта и подземной автостоянкой по ул.Белинского - С.Белых в Октябрьском р-не г.Екатеринбурга

Изм.	Кол.уч.	Лист	Недок.	Подп.	Дата	II очередь строительства жилой дом №2	Стадия	Лист	Листов
							Р	6	


Изм.	Кол.уч.	Лист	Недок.	Подп.	Дата
Н.контроль	Пыхтеева	10.11			
Проверил	Волкова	10.11			
Разработал	Волкова	10.11			

Секция I. План 12 этажа.

ООО "Уральский инженерный центр проектирования и строительства"

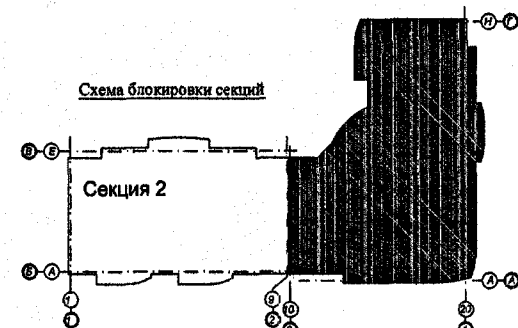


Секция I. План 13 этажа.

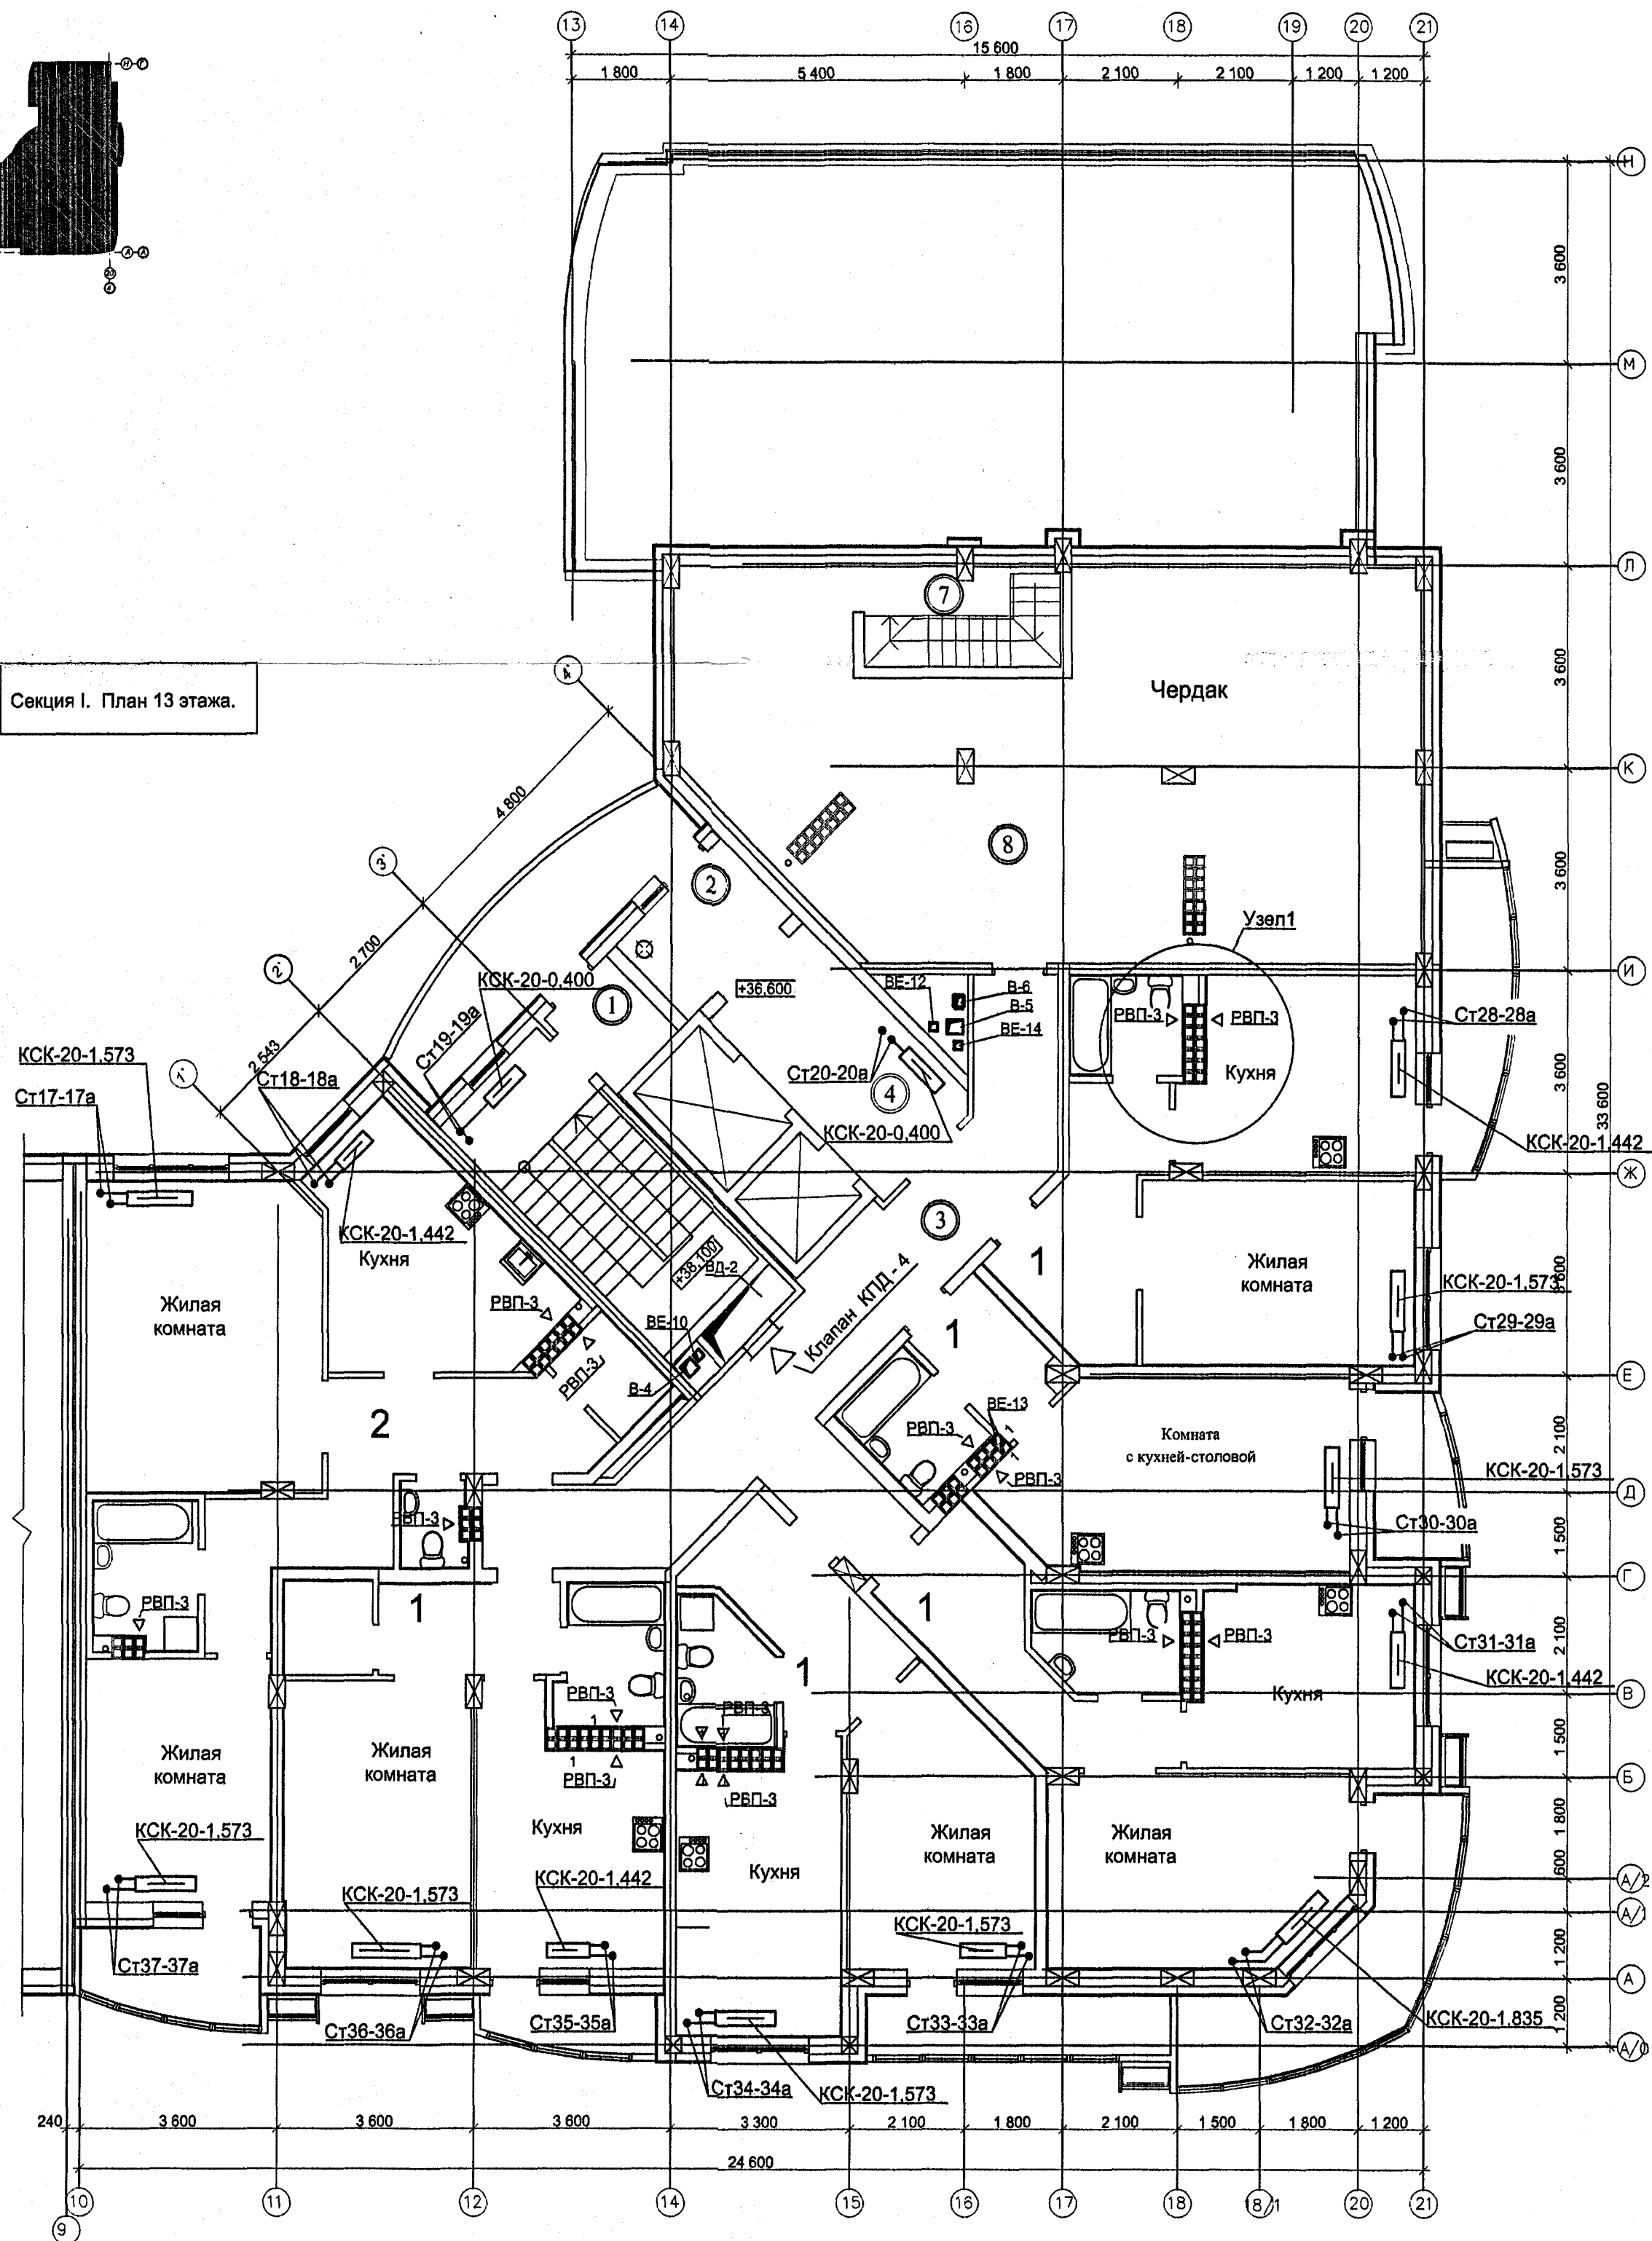

Экспликация помещений

Номер помещения	Наименование	Площадь м кв.	Кат. помещения
Помещения общего пользования			
1	Тамбур лестничного холла	3,0	
2	Тамбур лифтового холла	5,04	
3	Коридор	26,3	
4	Лифтовой холл	10,97	
5	Лестничный холл	14,5	
6	Переходная лоджия	10,5	
Итого:		70,25	
7	Служебная лестница	6,7	
8	Чердак	72,9	
Итого:		85,5	

Узел1

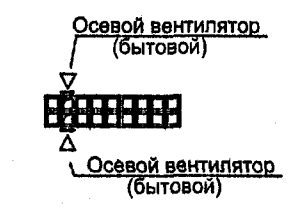


ОБЩЕСТВО С ОГРАНИЧЕННОЙ ОТВЕТСТВЕННОСТЬЮ
«Инвестиционно-строительная компания «ЭТАЖИ»
В ПРОИЗВОДСТВО РАБОТ
25 октября 2011 г.


Примечание

На вытяжных каналах (в кухнях и сан.узлах) установить бытовые вентиляторы вместо вентиляционных решеток.

14/РП-2011-ОВ					
Два многоквартирных жилых дома с объектами административного назначения, торговли, соцкультбыта и подземной автостоянкой по ул.Белинского - С.Белых в Октябрьском р-не г.Екатеринбурга					
II очередь строительства жилой дом №2				Стадия	Лист
				Р	7
Секция I. План 13 этажа.				ООО "Уральский инженерный центр проектирования и строительства"	
Изм.	Кол.уч.	Лист	Недок.	Подп.	Дата
Н.контроль	Пыхтеева				10.11
Проверил	Волкова				10.11
Разработал	Волкова				10.11

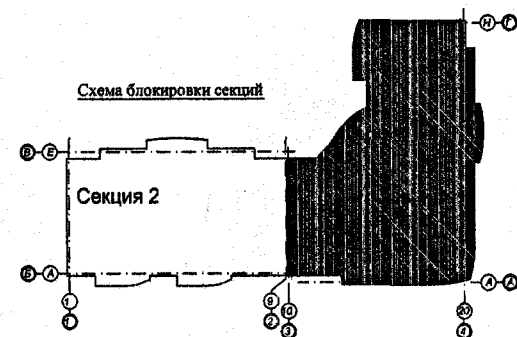


Секция I. План 14 этажа.

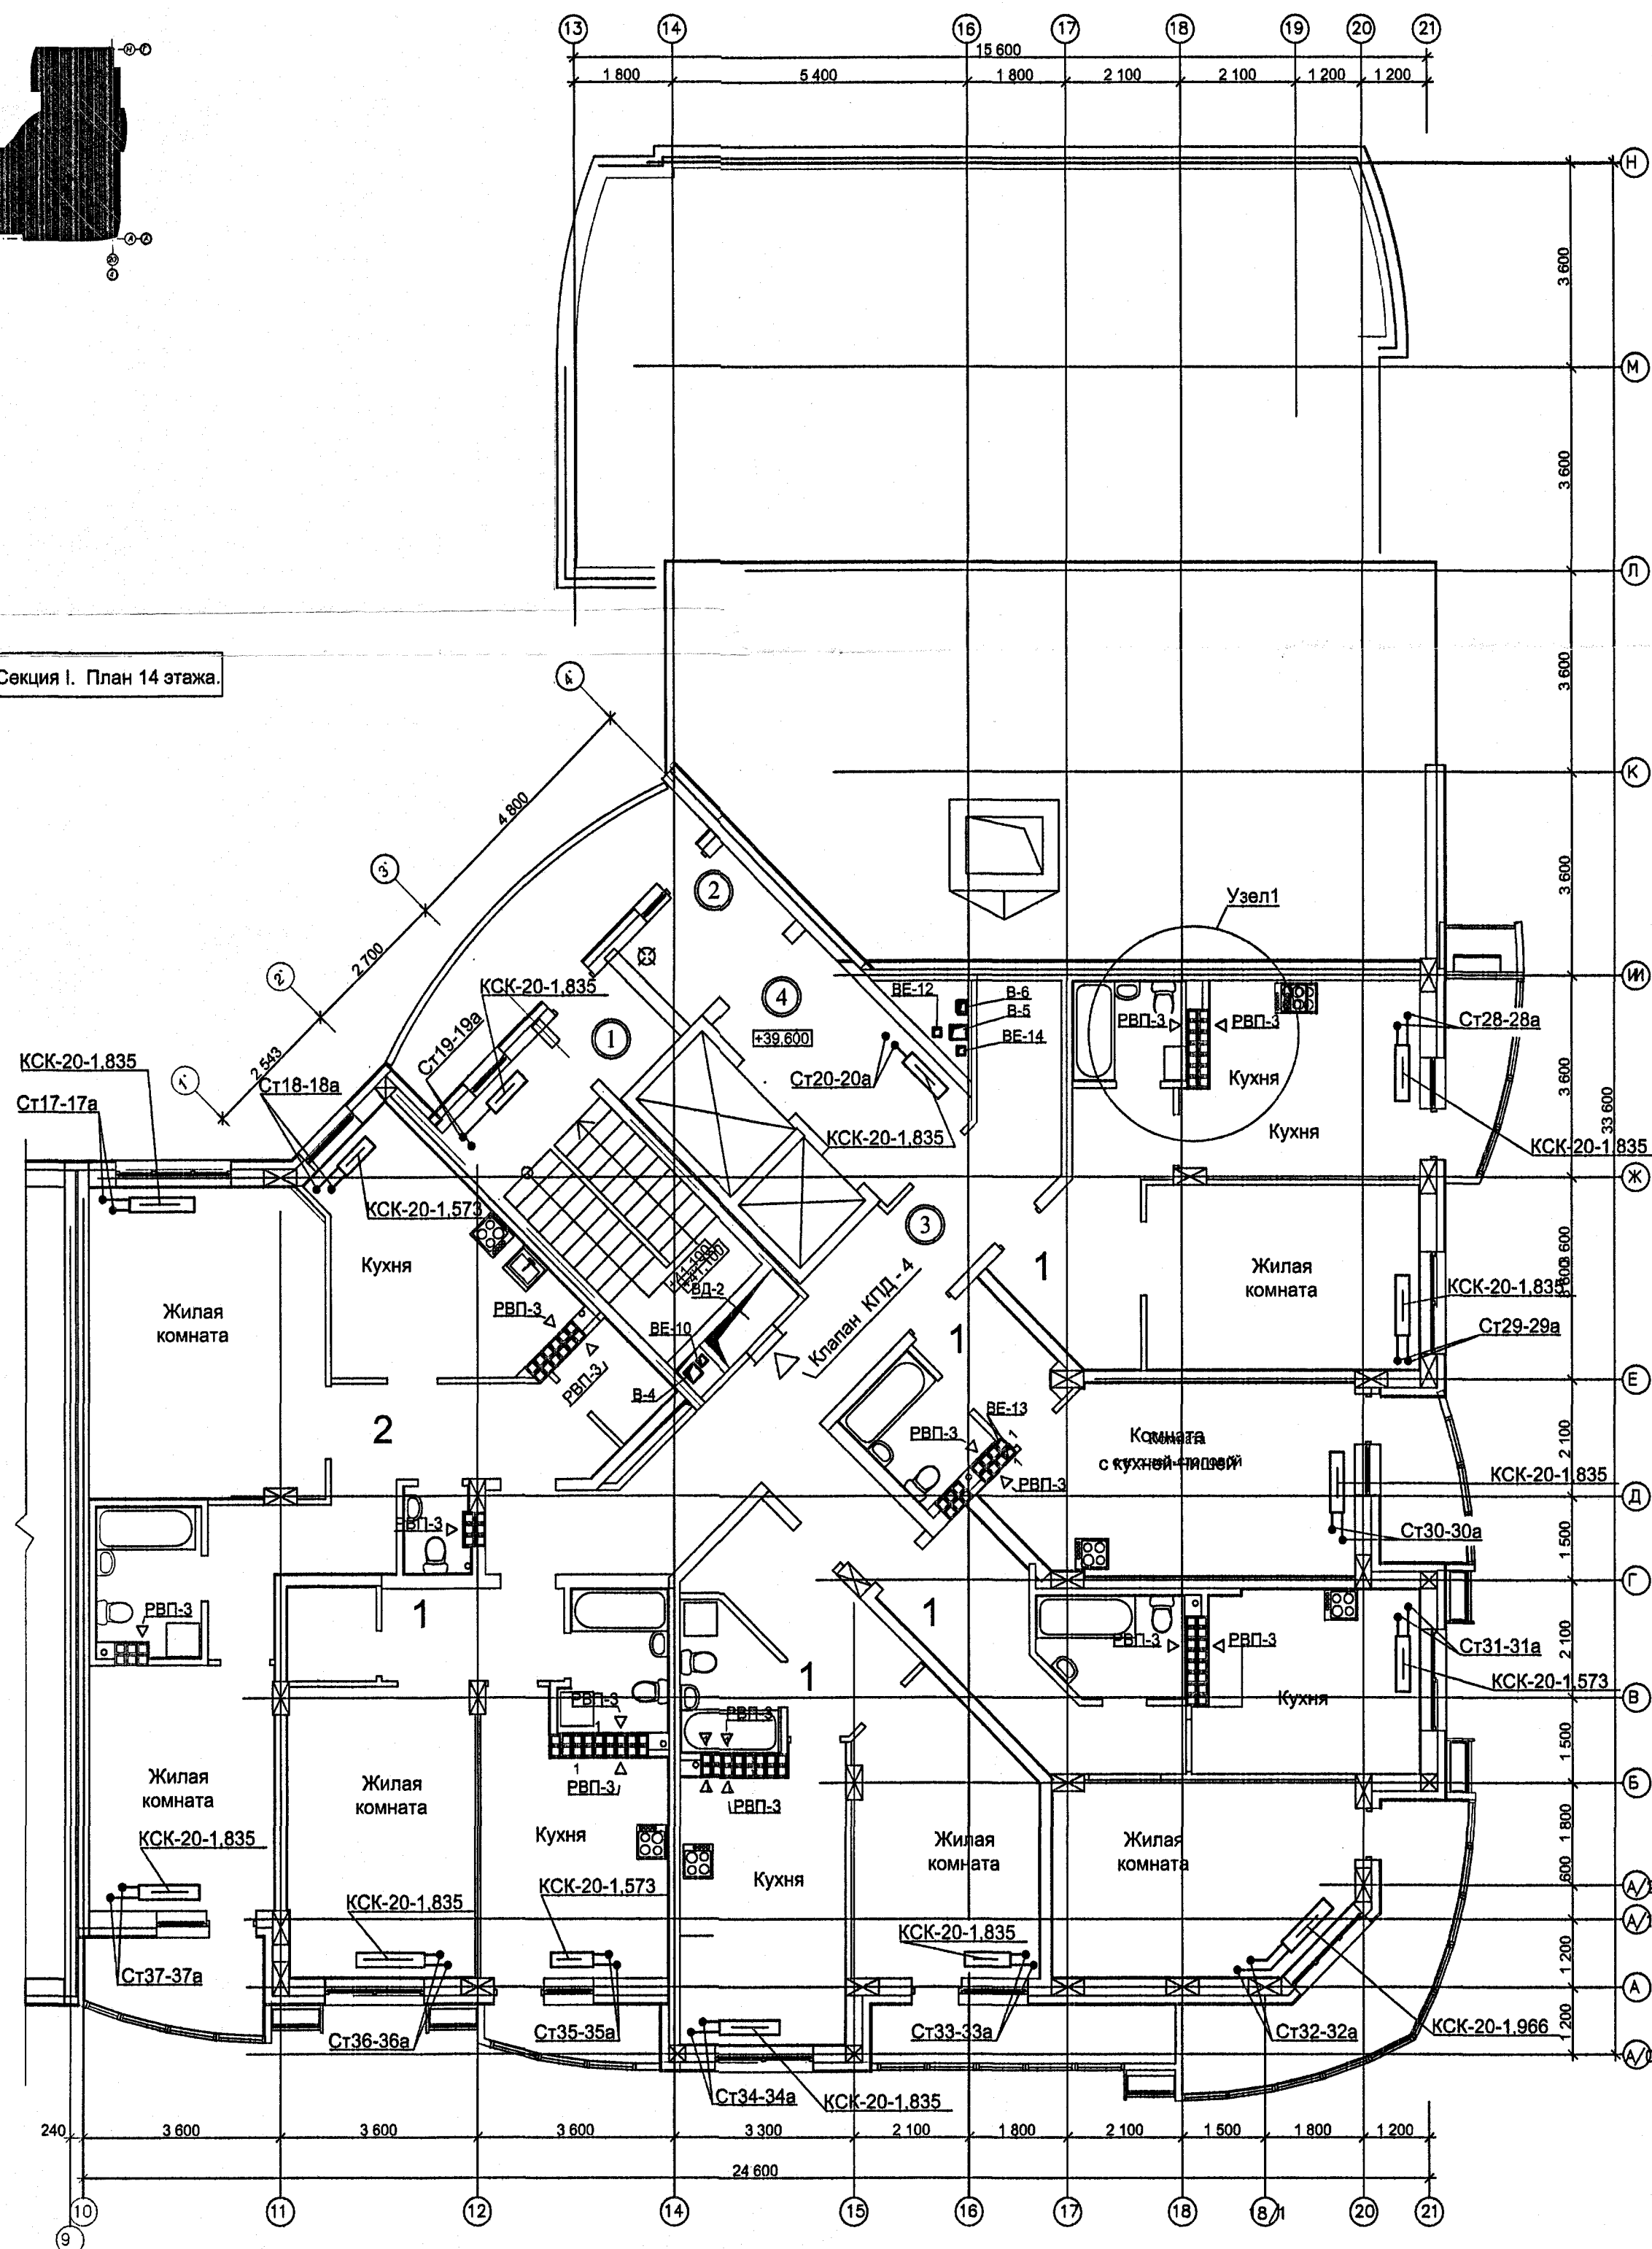

Экспликация помещений

Номер помещения	Наименование	Площадь, м кв.	Кат. помещения
Помещения общего пользования			
1	Тамбур лестничного холла	3,4	
2	Тамбур лифтового холла	5,7	
3	Коридор	26	
4	Лифтовой холл	10,7	
5	Лестничный холл	14,5	
6	Переходная лоджия	10,6	
Итого:		70,9	

Узел1

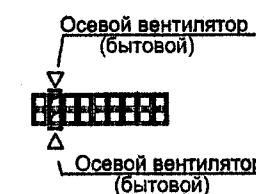

ОБЩЕСТВО С ОГРАНИЧЕННОЙ ОТВЕТСТВЕННОСТЬЮ
«Инвестиционно-строительная компания «ЭТАЖИ»
В ПРОИЗВОДСТВО РАБОТ
25 октября 2011 г.


Примечание

На вытяжных каналах (в кухнях и сан.узлах) установить бытовые вентиляторы вместо вентиляционных решеток.

14/РП-2011-ОВ

Два многоквартирных жилых дома с объектами административного назначения, торговли, социальными и подземной автостоянкой по ул.Белинского - С.Белых в Октябрьском р-не г.Екатеринбурга					
Изм.	Кол.уч.	Лист	Надок	Подп.	Дата
II очередь строительства жилой дом №2				Стадия	Лист
				Р	8
Н.контроль				Пыхтеева	10.11
Проверил				Волкова	10.11
Разработал				Волкова	10.11
				Федина	10.11
Секция I. План 14 этажа.				ООО "Уральский инженерный центр проектирования и строительства"	


Номер помещения	Наименование	Площадь, м²	Кат. помещения
	Офис		
1	Холл	20,08	
2	Санузел персонала	2,13	
3	Кабинет	11,76	
4	Кабинет	13,68	
5	Кабинет	14,26	
6	Кабинет	24,49	
7	Балкон	3,70	
8	Балкон	3,70	
	Итого:	93,80	
Всего (с первым этажом):		141,64	
	Помещения общего пользования		
9	Лестничная клетка	14,04	
10	Тамбур	2,63	
11	Переходная лоджия	8,20	
12	Тамбур	3,87	
13	Лифтовой холл	9,94	
14	Коридор	22,94	
Итого:		61,62	

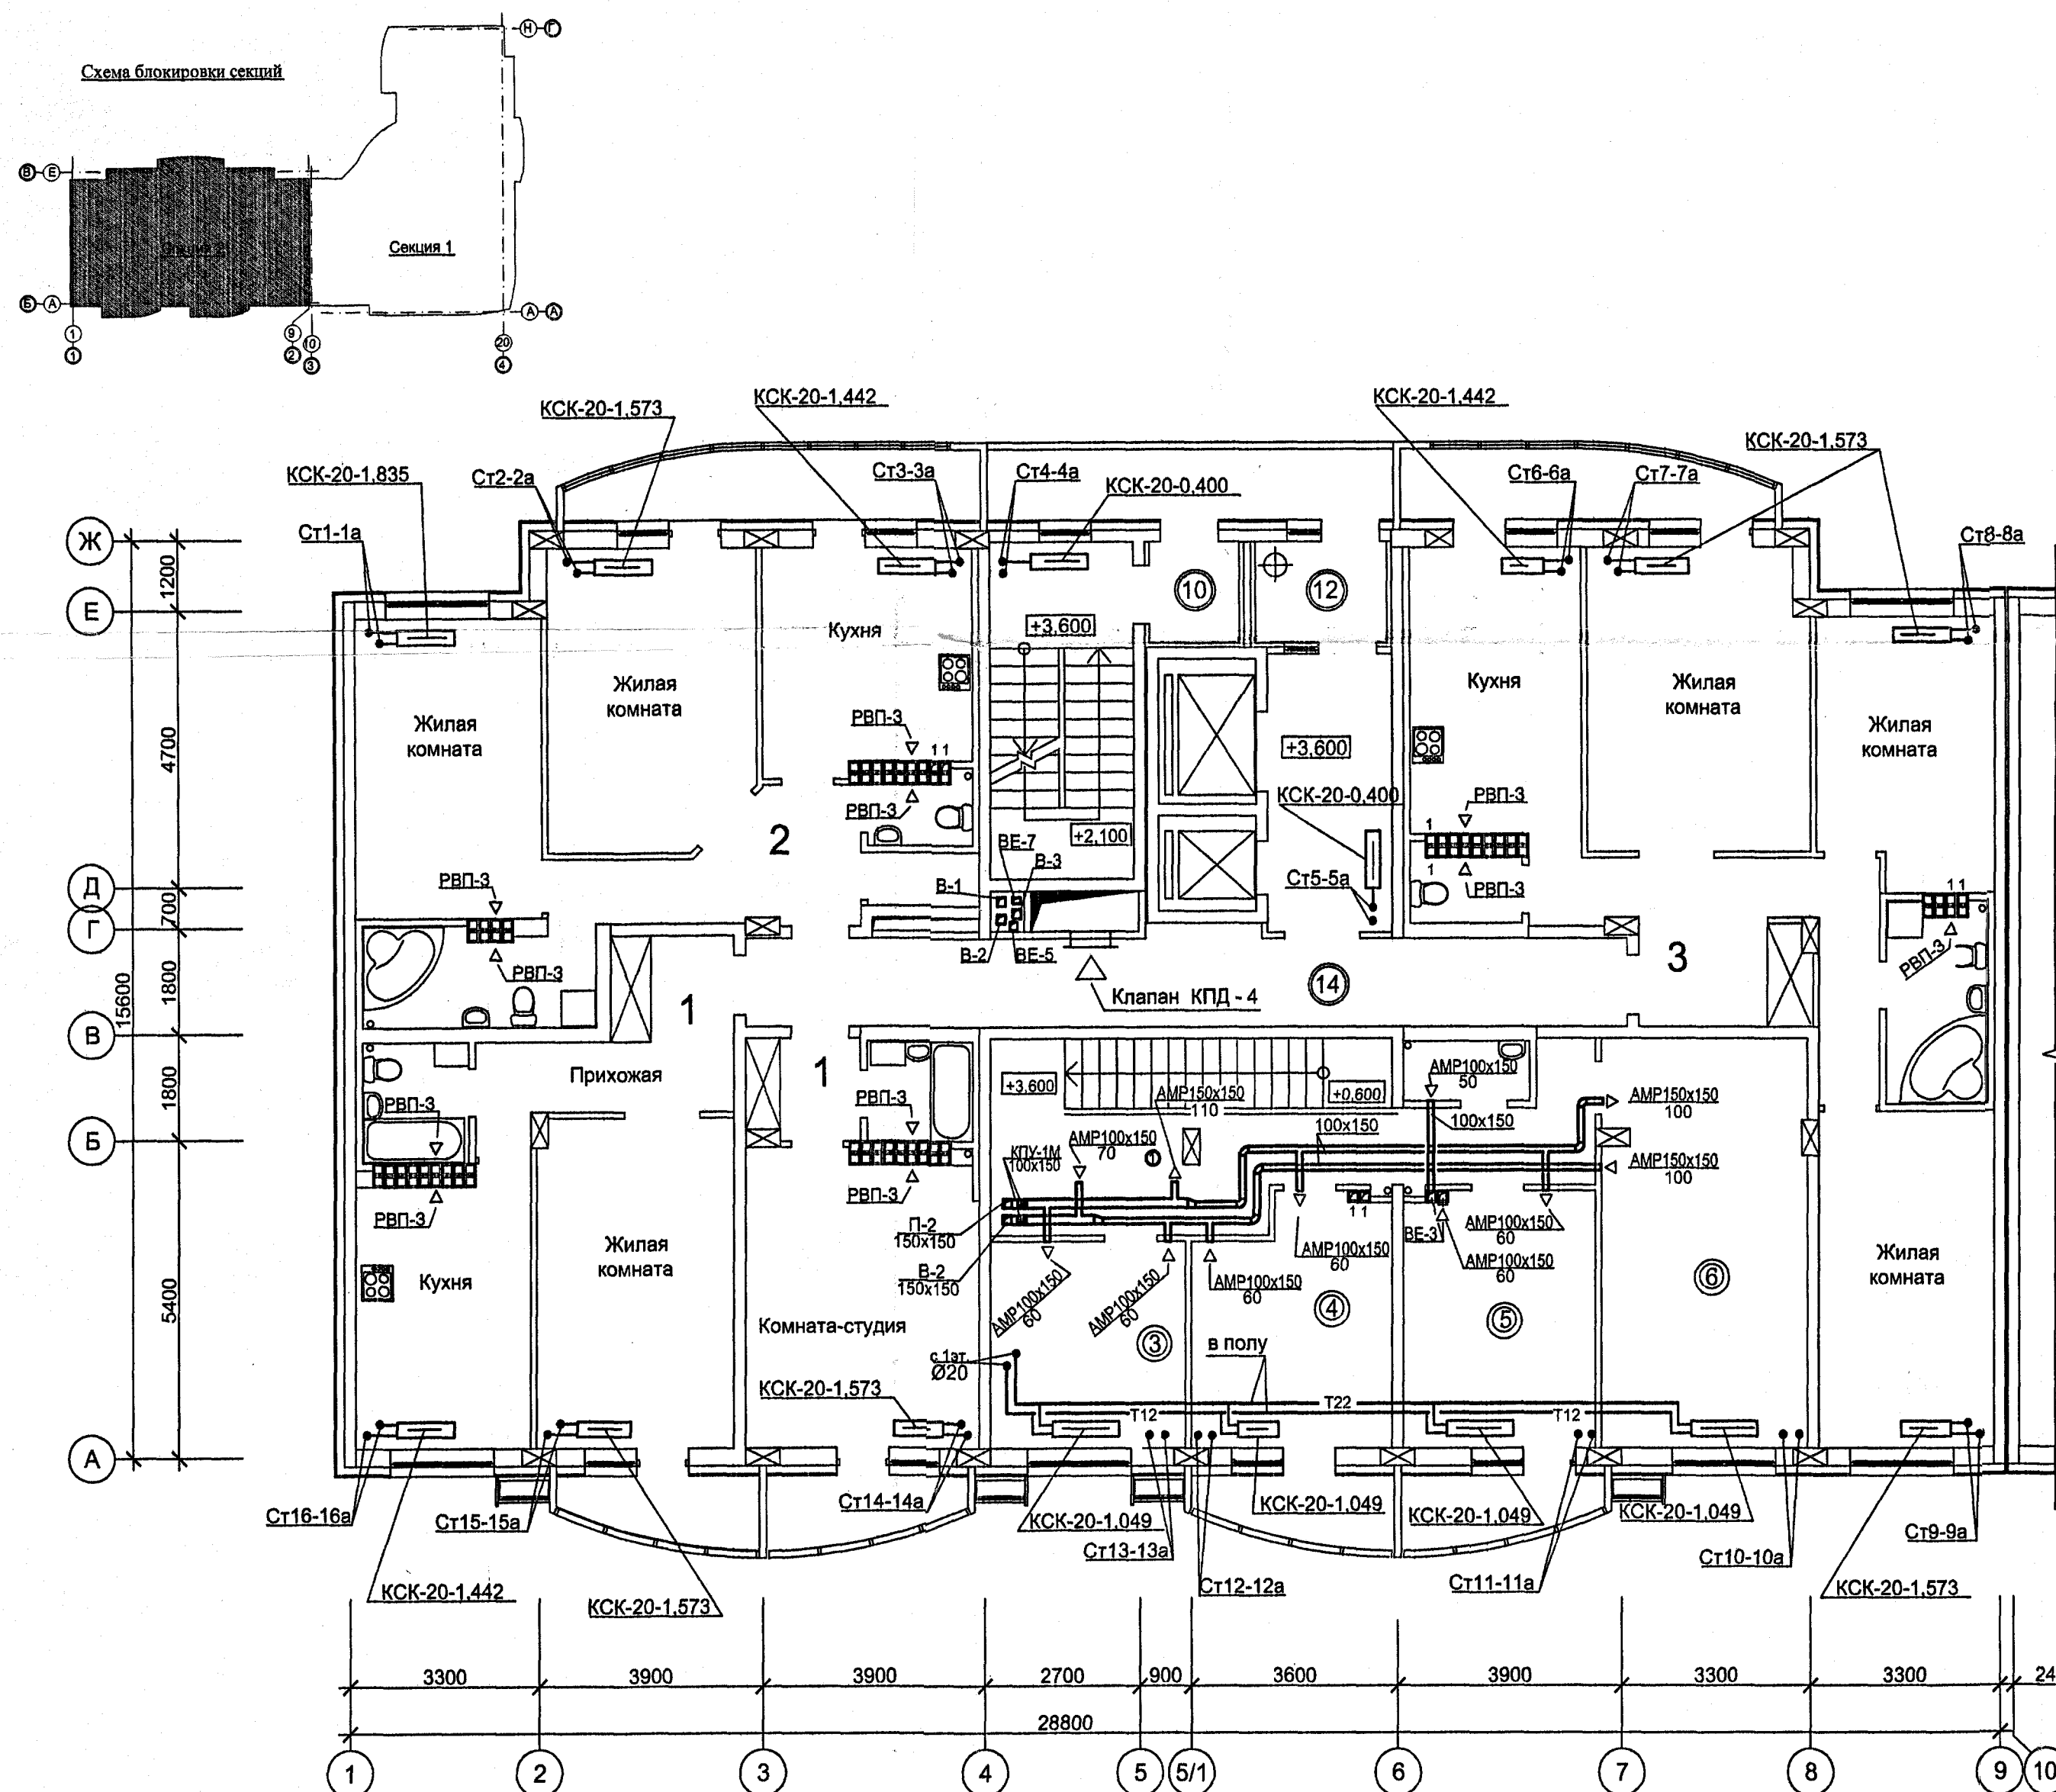


ОБЩЕСТВО С ОГРАНИЧЕННОЙ ОТВЕТСТВЕННОСТЬЮ
«Инвестиционно-строительная компания «ЭТАЖИ»
в производство работ
25 октября 2017 г.

Примечание

 Трубопроводы систем отопления условно отнесены от стен

						14/РП-2011-ОВ			
						Два многоквартирных жилых дома с объектами административного назначения, торговли, соцкультбыта и подземной автостоянкой по ул.Белинского - С.Белых в Октябрьском р-не г.Екатеринбурга			
Изм.	Коп.уч.	Лист	№ док.	Подп.	Дата	II очередь строительства жилой дом №2	Стадия	Лист	Листов
							РП	12	
Н.контроль	Пыхтеева				10.11	Секция II. План 2 этажа на отм. +3,600	ООО "Уральский инженерный центр проектирования и строительства"		
Проверил	Волкова				10.11				
Разработал	Волкова Фелиция				10.11				

由 2000 年 1 月 1 日起

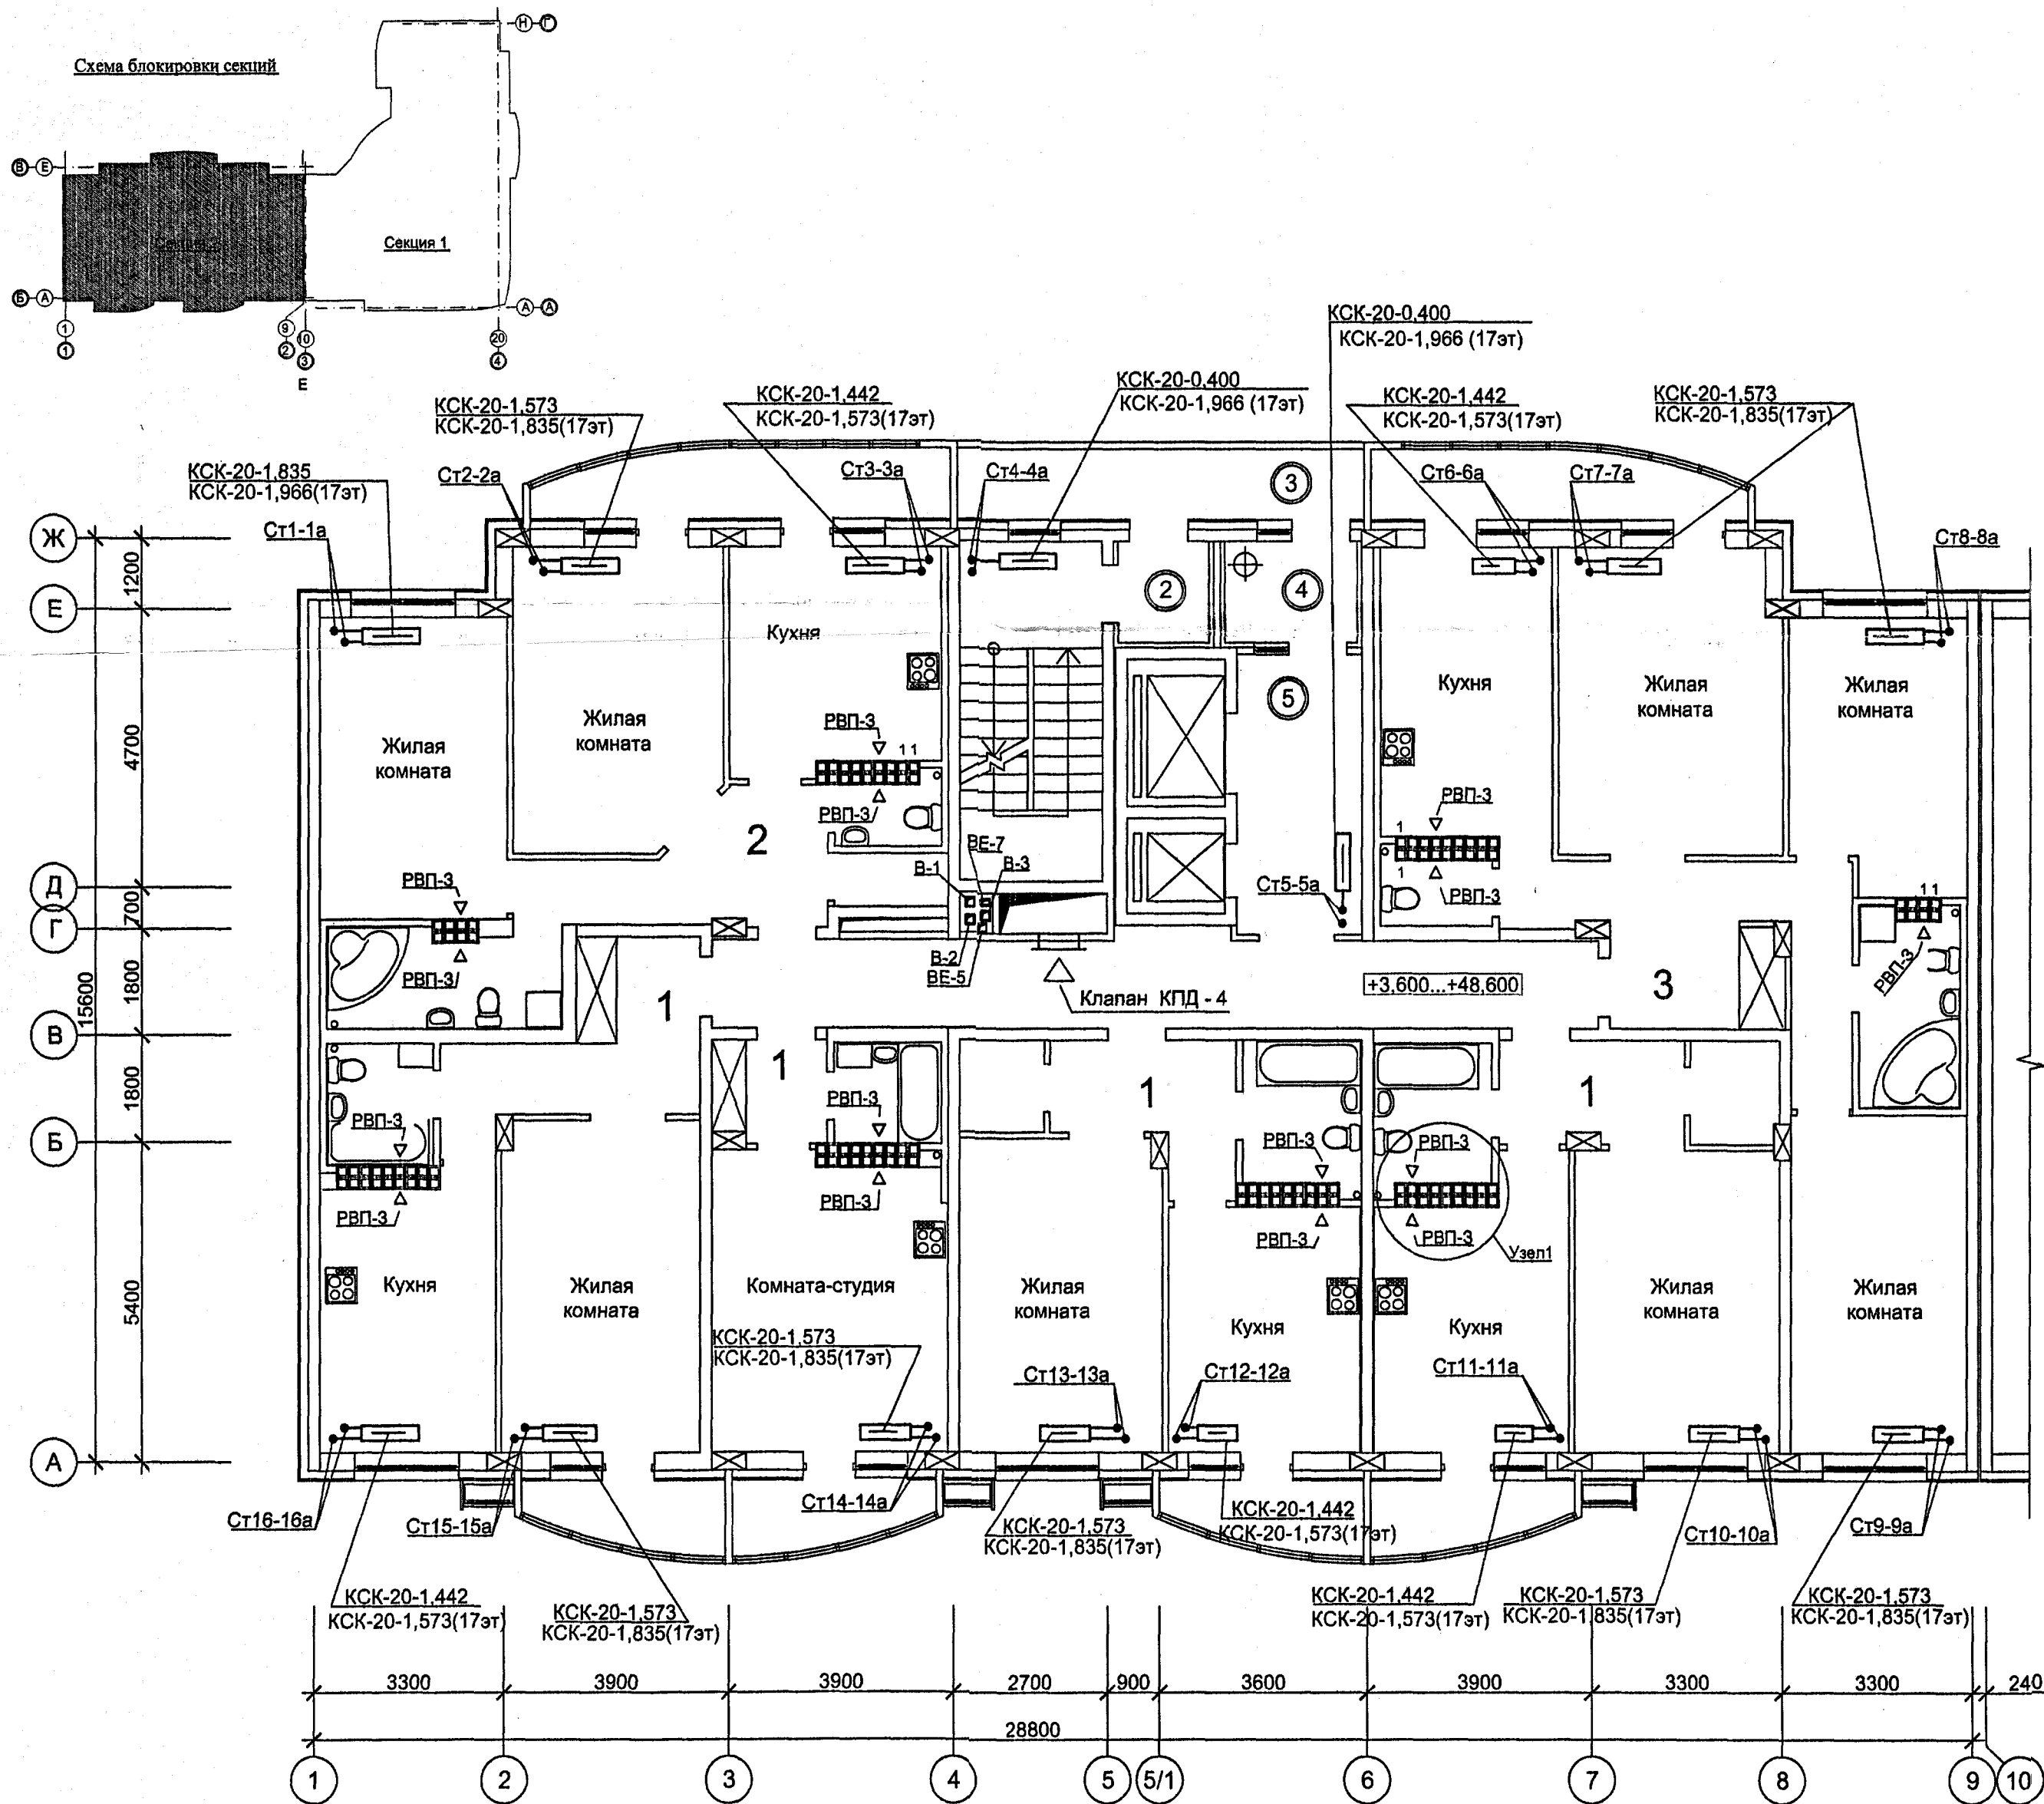

Экспликация помещений

Номер помещения	Наименование	Площадь, м кв.	Кат. помещения
Помещения общего пользования			
1	Лестничная клетка	14,04	
2	Тамбур	2,63	
3	Переходная лоджия	8,20	
4	Тамбур	3,87	
5	Лифтовой холл	9,94	
6	Коридор	22,94	
Итого:		61,62	

Узел1

Осевой вентилятор (бытовой)

Осевой вентилятор (бытовой)

ОБЩЕСТВО С ОГРАНИЧЕННОЙ ОТВЕТСТВЕННОСТЬЮ
«Инвестиционно-строительная компания «ЭТАЖИ»
В ПРОИЗВОДСТВО РАБОТ
25 октября 2011 г.

Примечание

На вытяжных каналах (в кухнях и сан.узлах) 16 и 17эт. установить бытовые вентиляторы вместо вентиляционных решеток.

14/РП-2011-ОВ

Два многоквартирных жилых дома с объектами административного назначения, торговли, социкультбыта и подземной автостоянкой по ул.Белинского - С.Белых в Октябрьском р-не г.Екатеринбурга

II очередь строительства
жилой дом №2

Секция II. План 3-17 этажей.

ООО "Уральский инженерный центр проектирования и строительства"

Изм.	Кол.уч.	Лист	Надок.	Подп.	Дата
Н.контроль	Пыхтеева	10.11			
Проверил	Волкова	10.11			
Разработал	Федянина	10.11			