



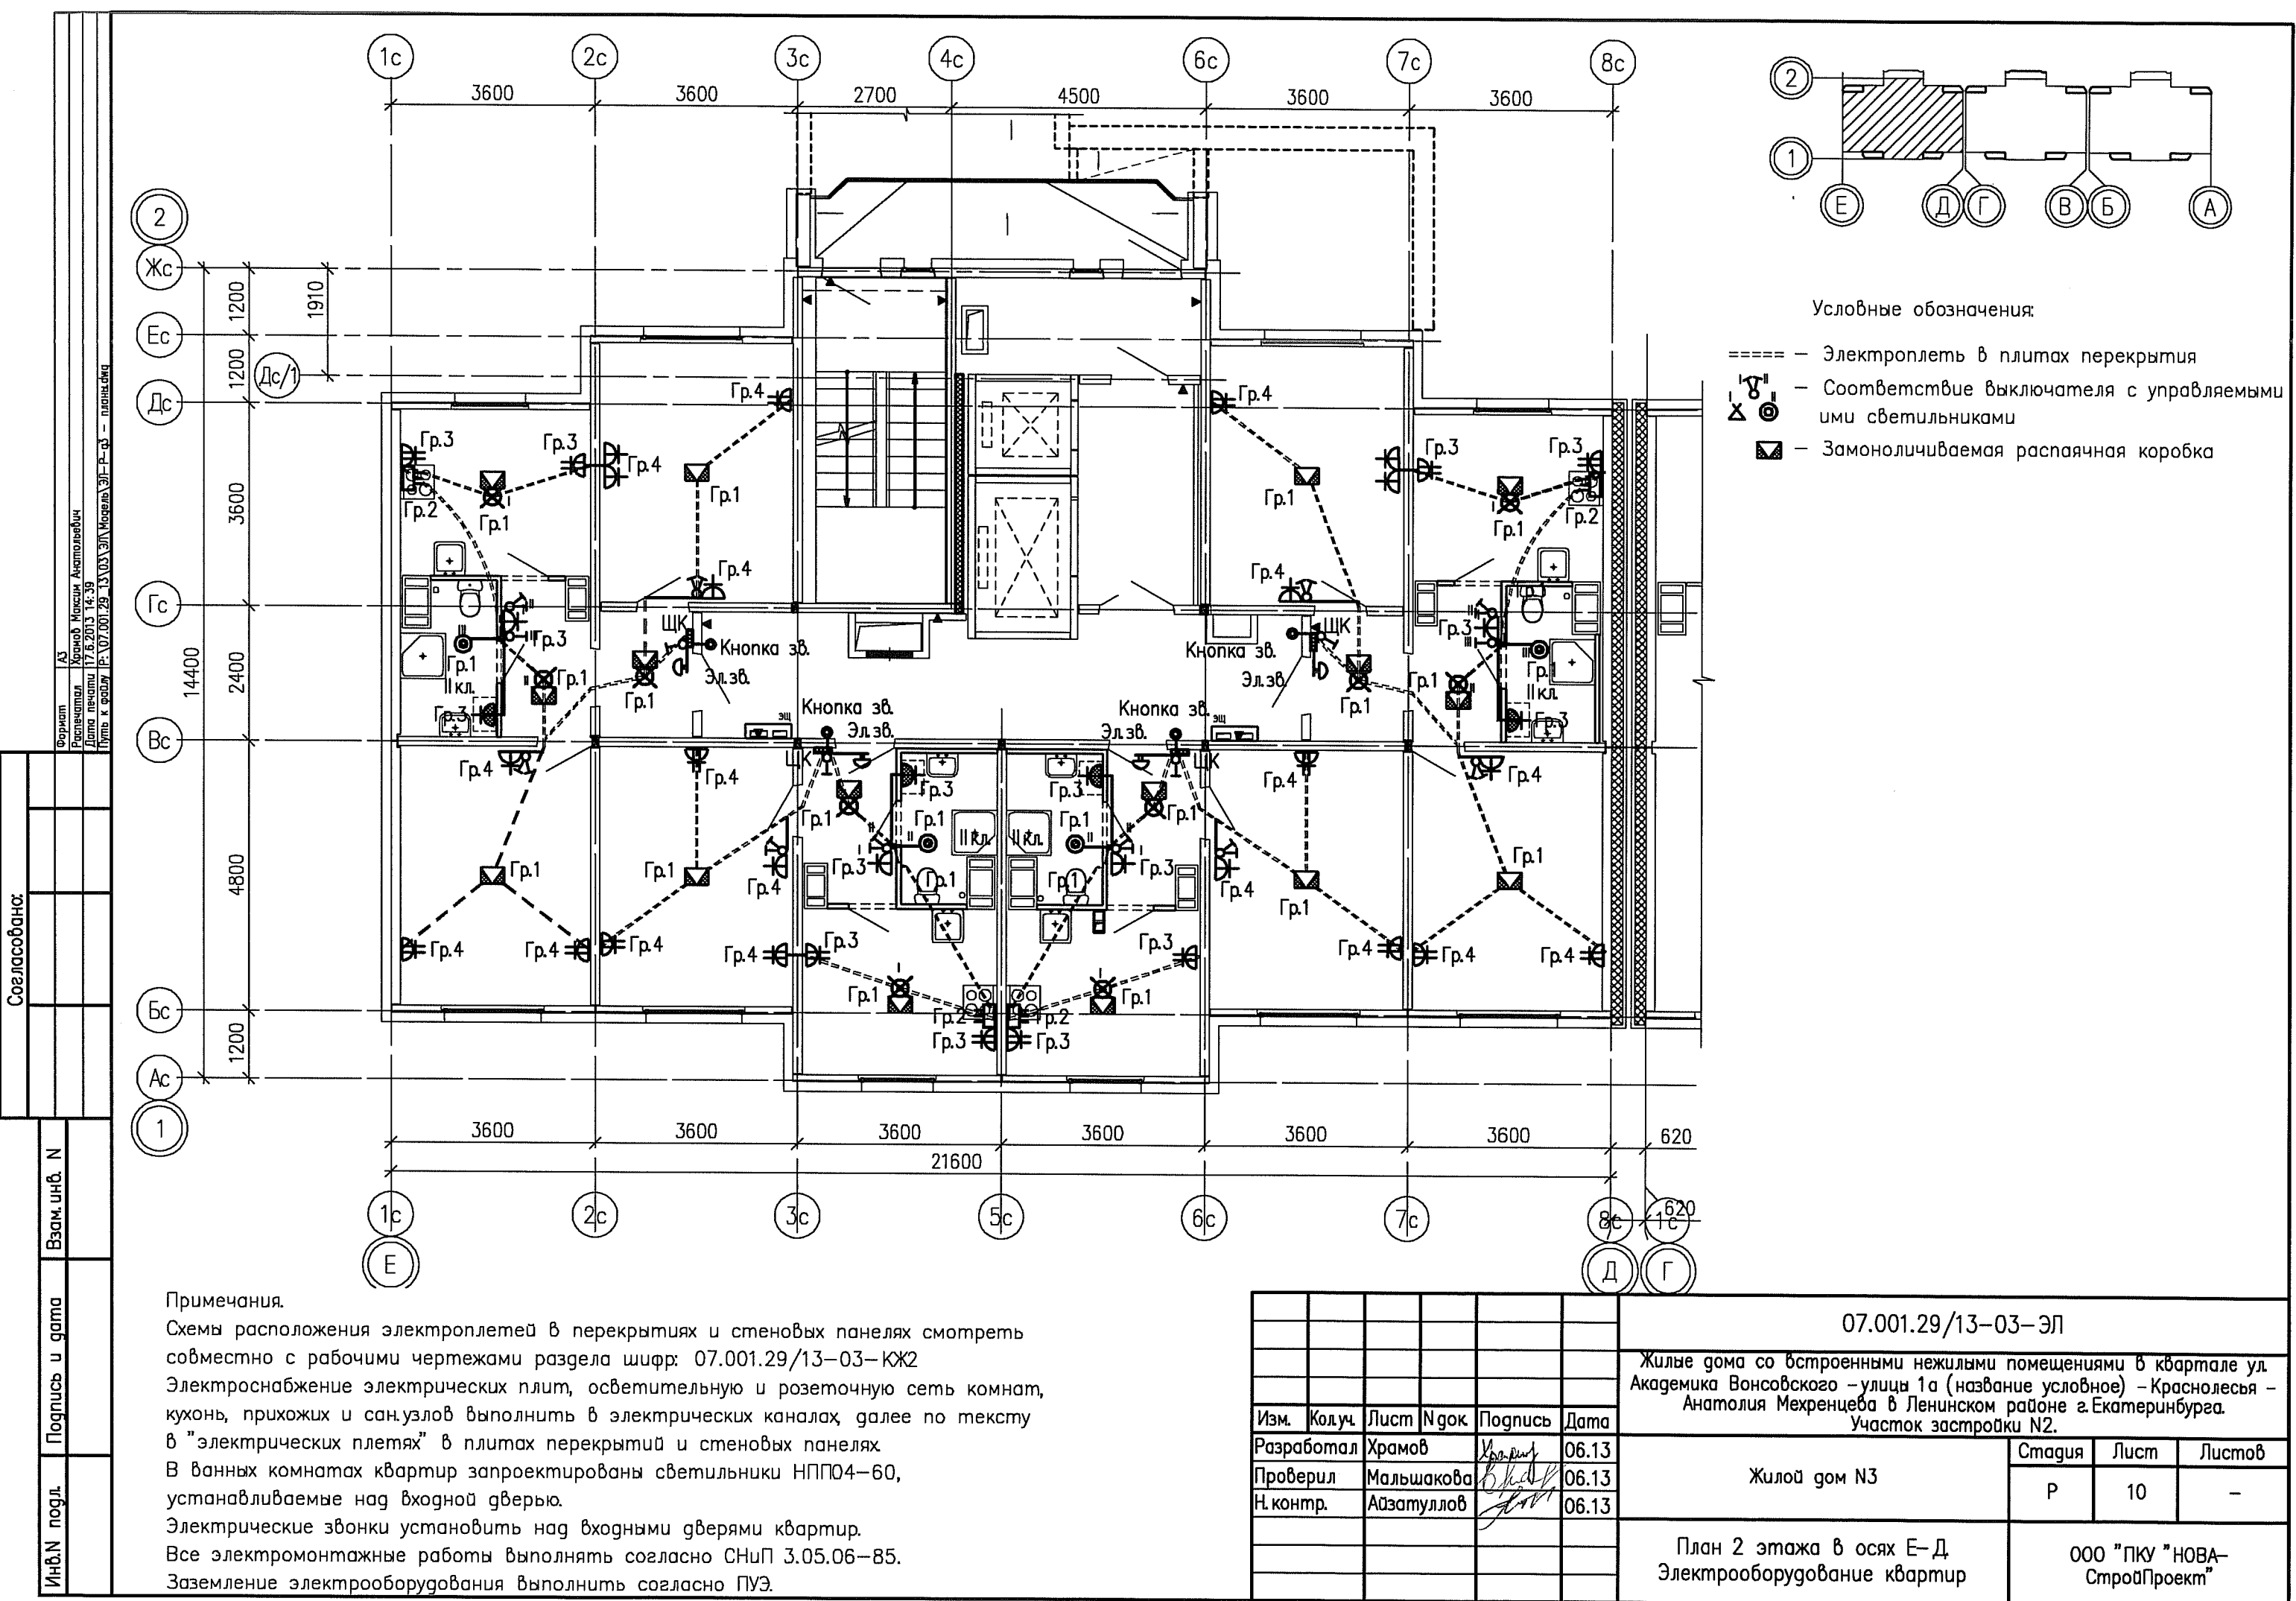

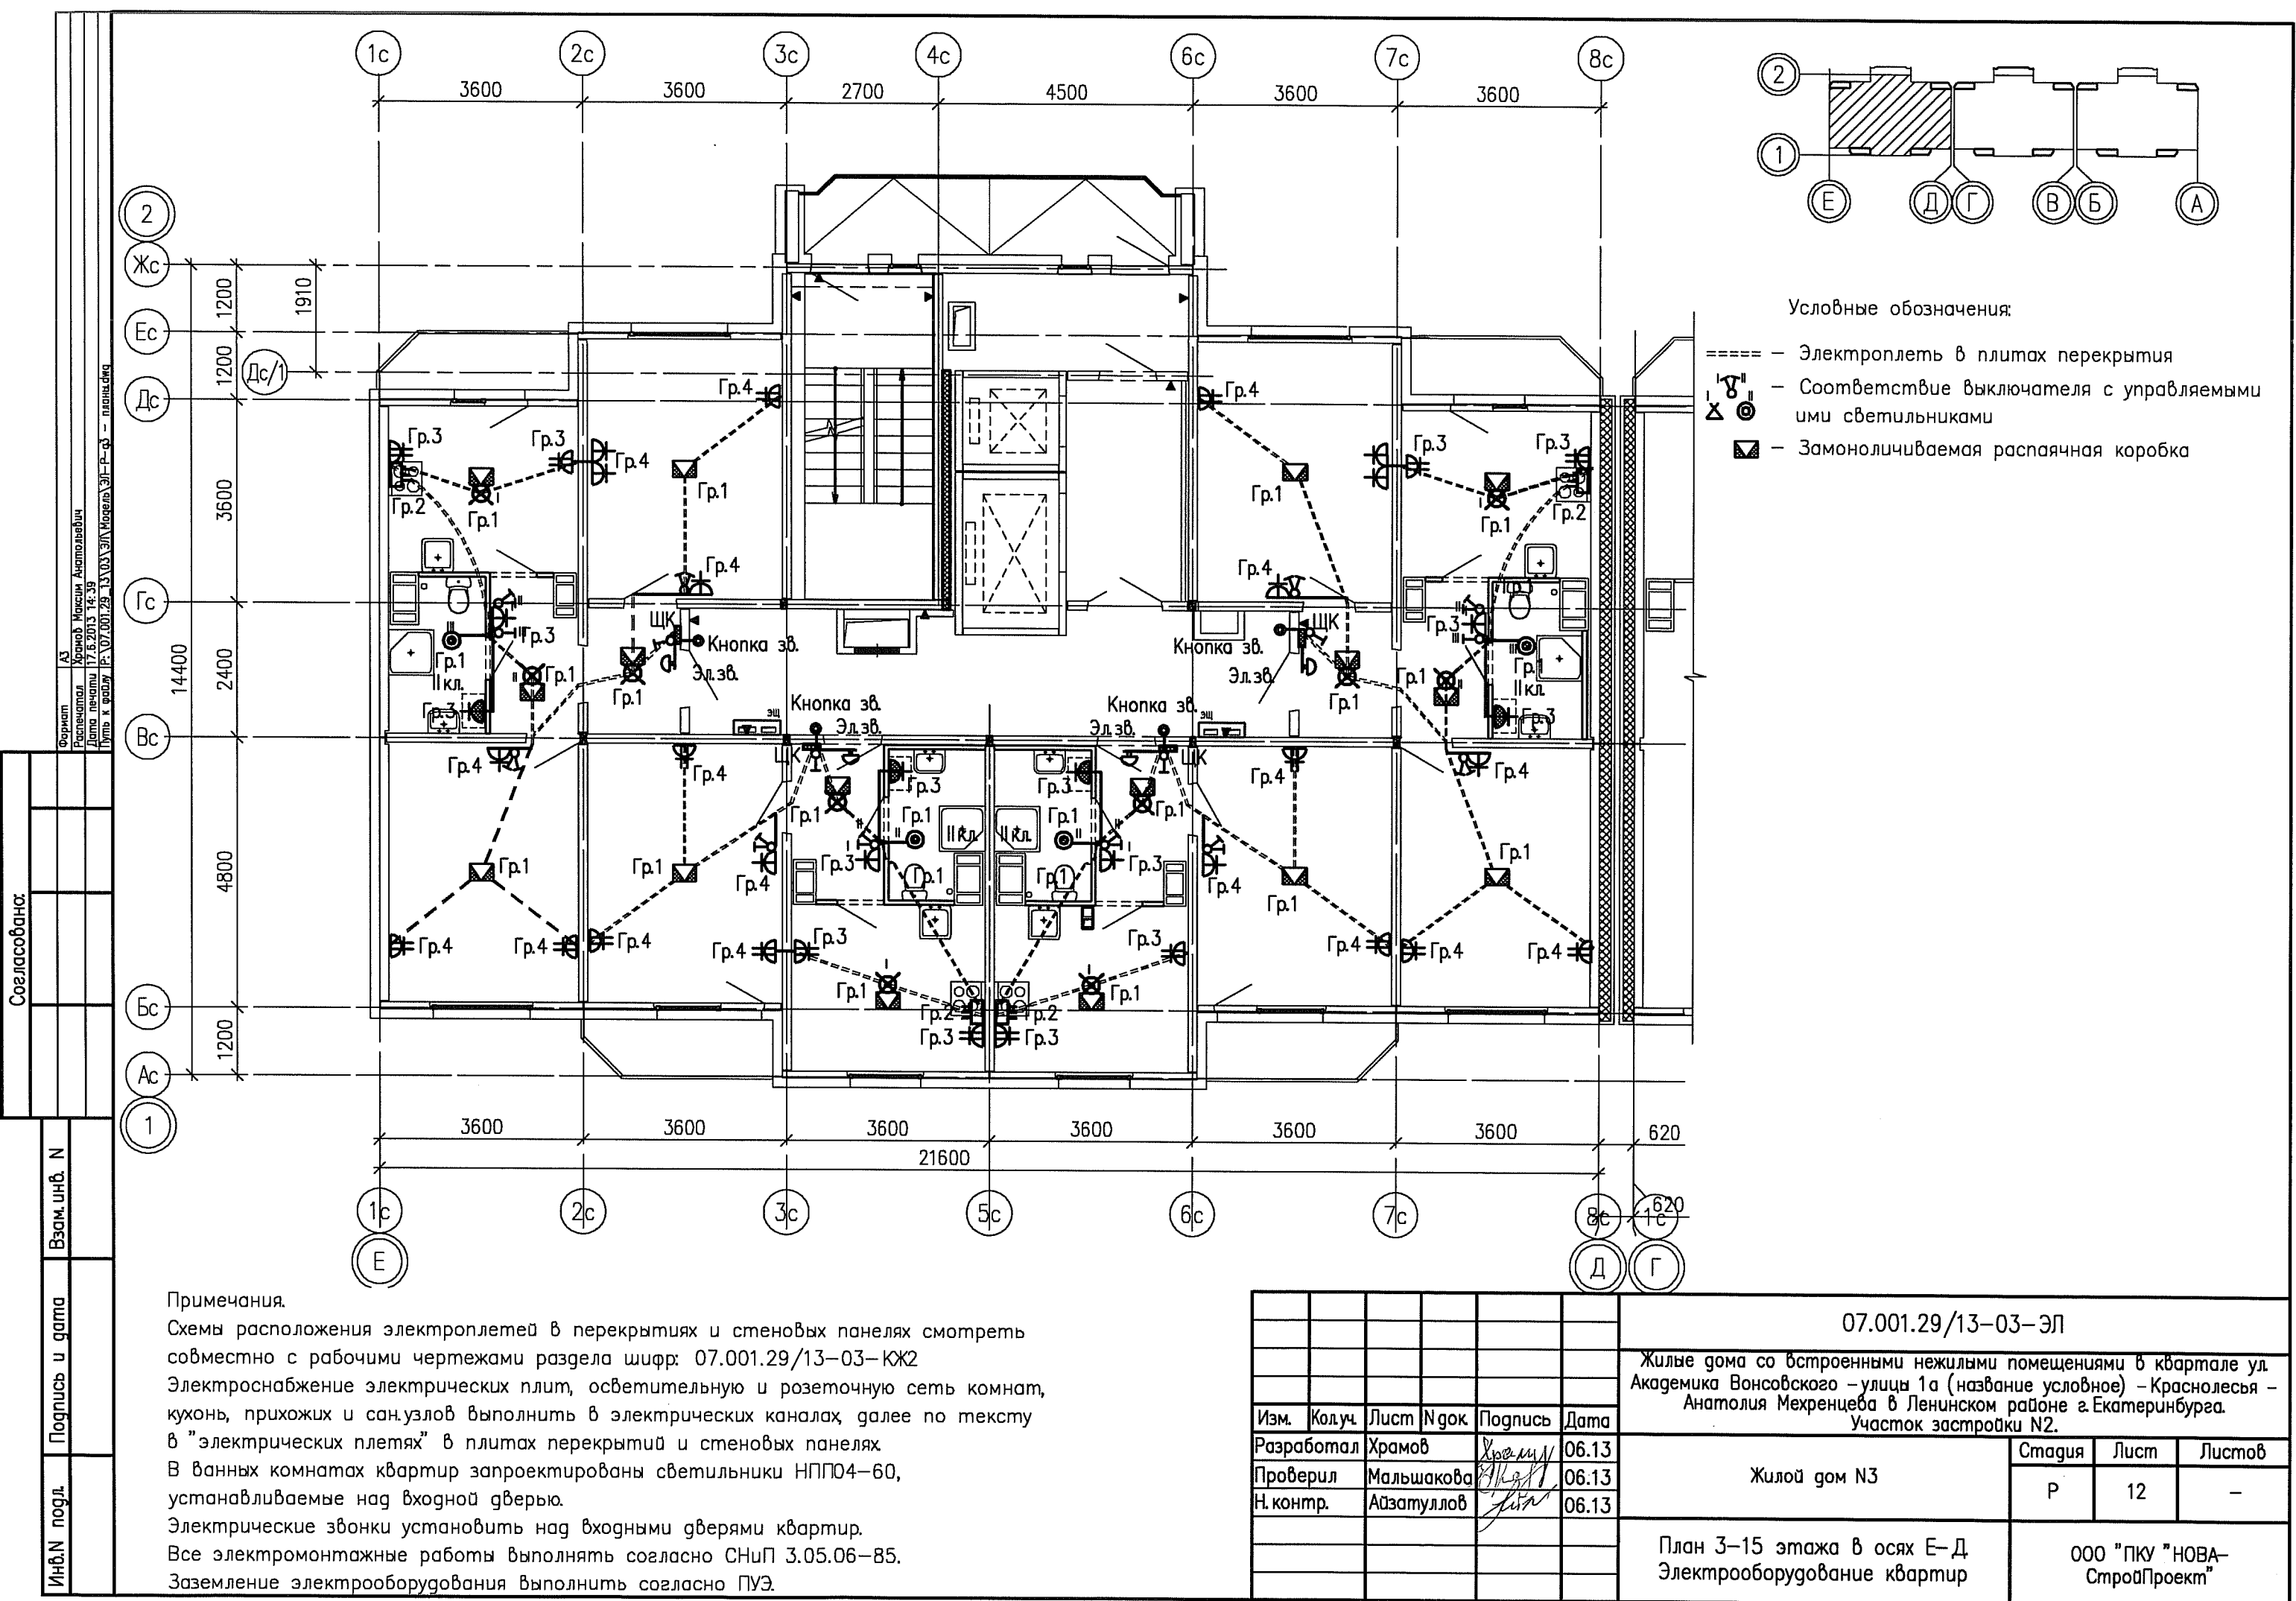

- Условные обозначения:
- ===== — Электроплеть в плитах перекрытия
 - ⌘ — Соответствие выключателя с управляемыми им светильниками
 - ⬡ — Замоноличиваемая распаечная коробка

Примечания.

Схемы расположения электроплетей в перекрытиях и стеновых панелях смотреть совместно с рабочими чертежами раздела шифр: 07.001.29/13-03-КЖ2

Электроснабжение электрических плит, осветительную и розеточную сеть комнат, кухонь, прихожих и сан.узлов выполнить в электрических каналах, далее по тексту в "электрических плетях" в плитах перекрытий и стеновых панелях.


В ванных комнатах квартир запроектированы светильники НПП04-60, устанавливаемые над входной дверью.

Электрические звонки установить над входными дверями квартир.

Все электромонтажные работы выполнять согласно СНиП 3.05.06-85.

Заземление электрооборудования выполнить согласно ПУЭ.

						07.001.29/13-03-ЭЛ			
						Жилые дома со встроенными нежилыми помещениями в квартале ул. Академика Вонсовского –улицы 1а (название условное) –Краснолесья – Анатолия Мехренцева в Ленинском районе г.Екатеринбурга. Участок застройки N2.			
Изм.	Колуч	Лист	№ док	Подпись	Дата	Жилой дом N3	Стадия	Лист	Листов
Разработал	Храмов			Храмов	06.13		Р	12	–
Проверил	Мальшакова			Мальшакова	06.13				
Н. контр.	Айзатулло			Айзатулло	06.13				
						План 3–15 этажа в осях Е–Д Электрооборудование квартир	ООО "ПКУ "НОВА– СтройПроект"		

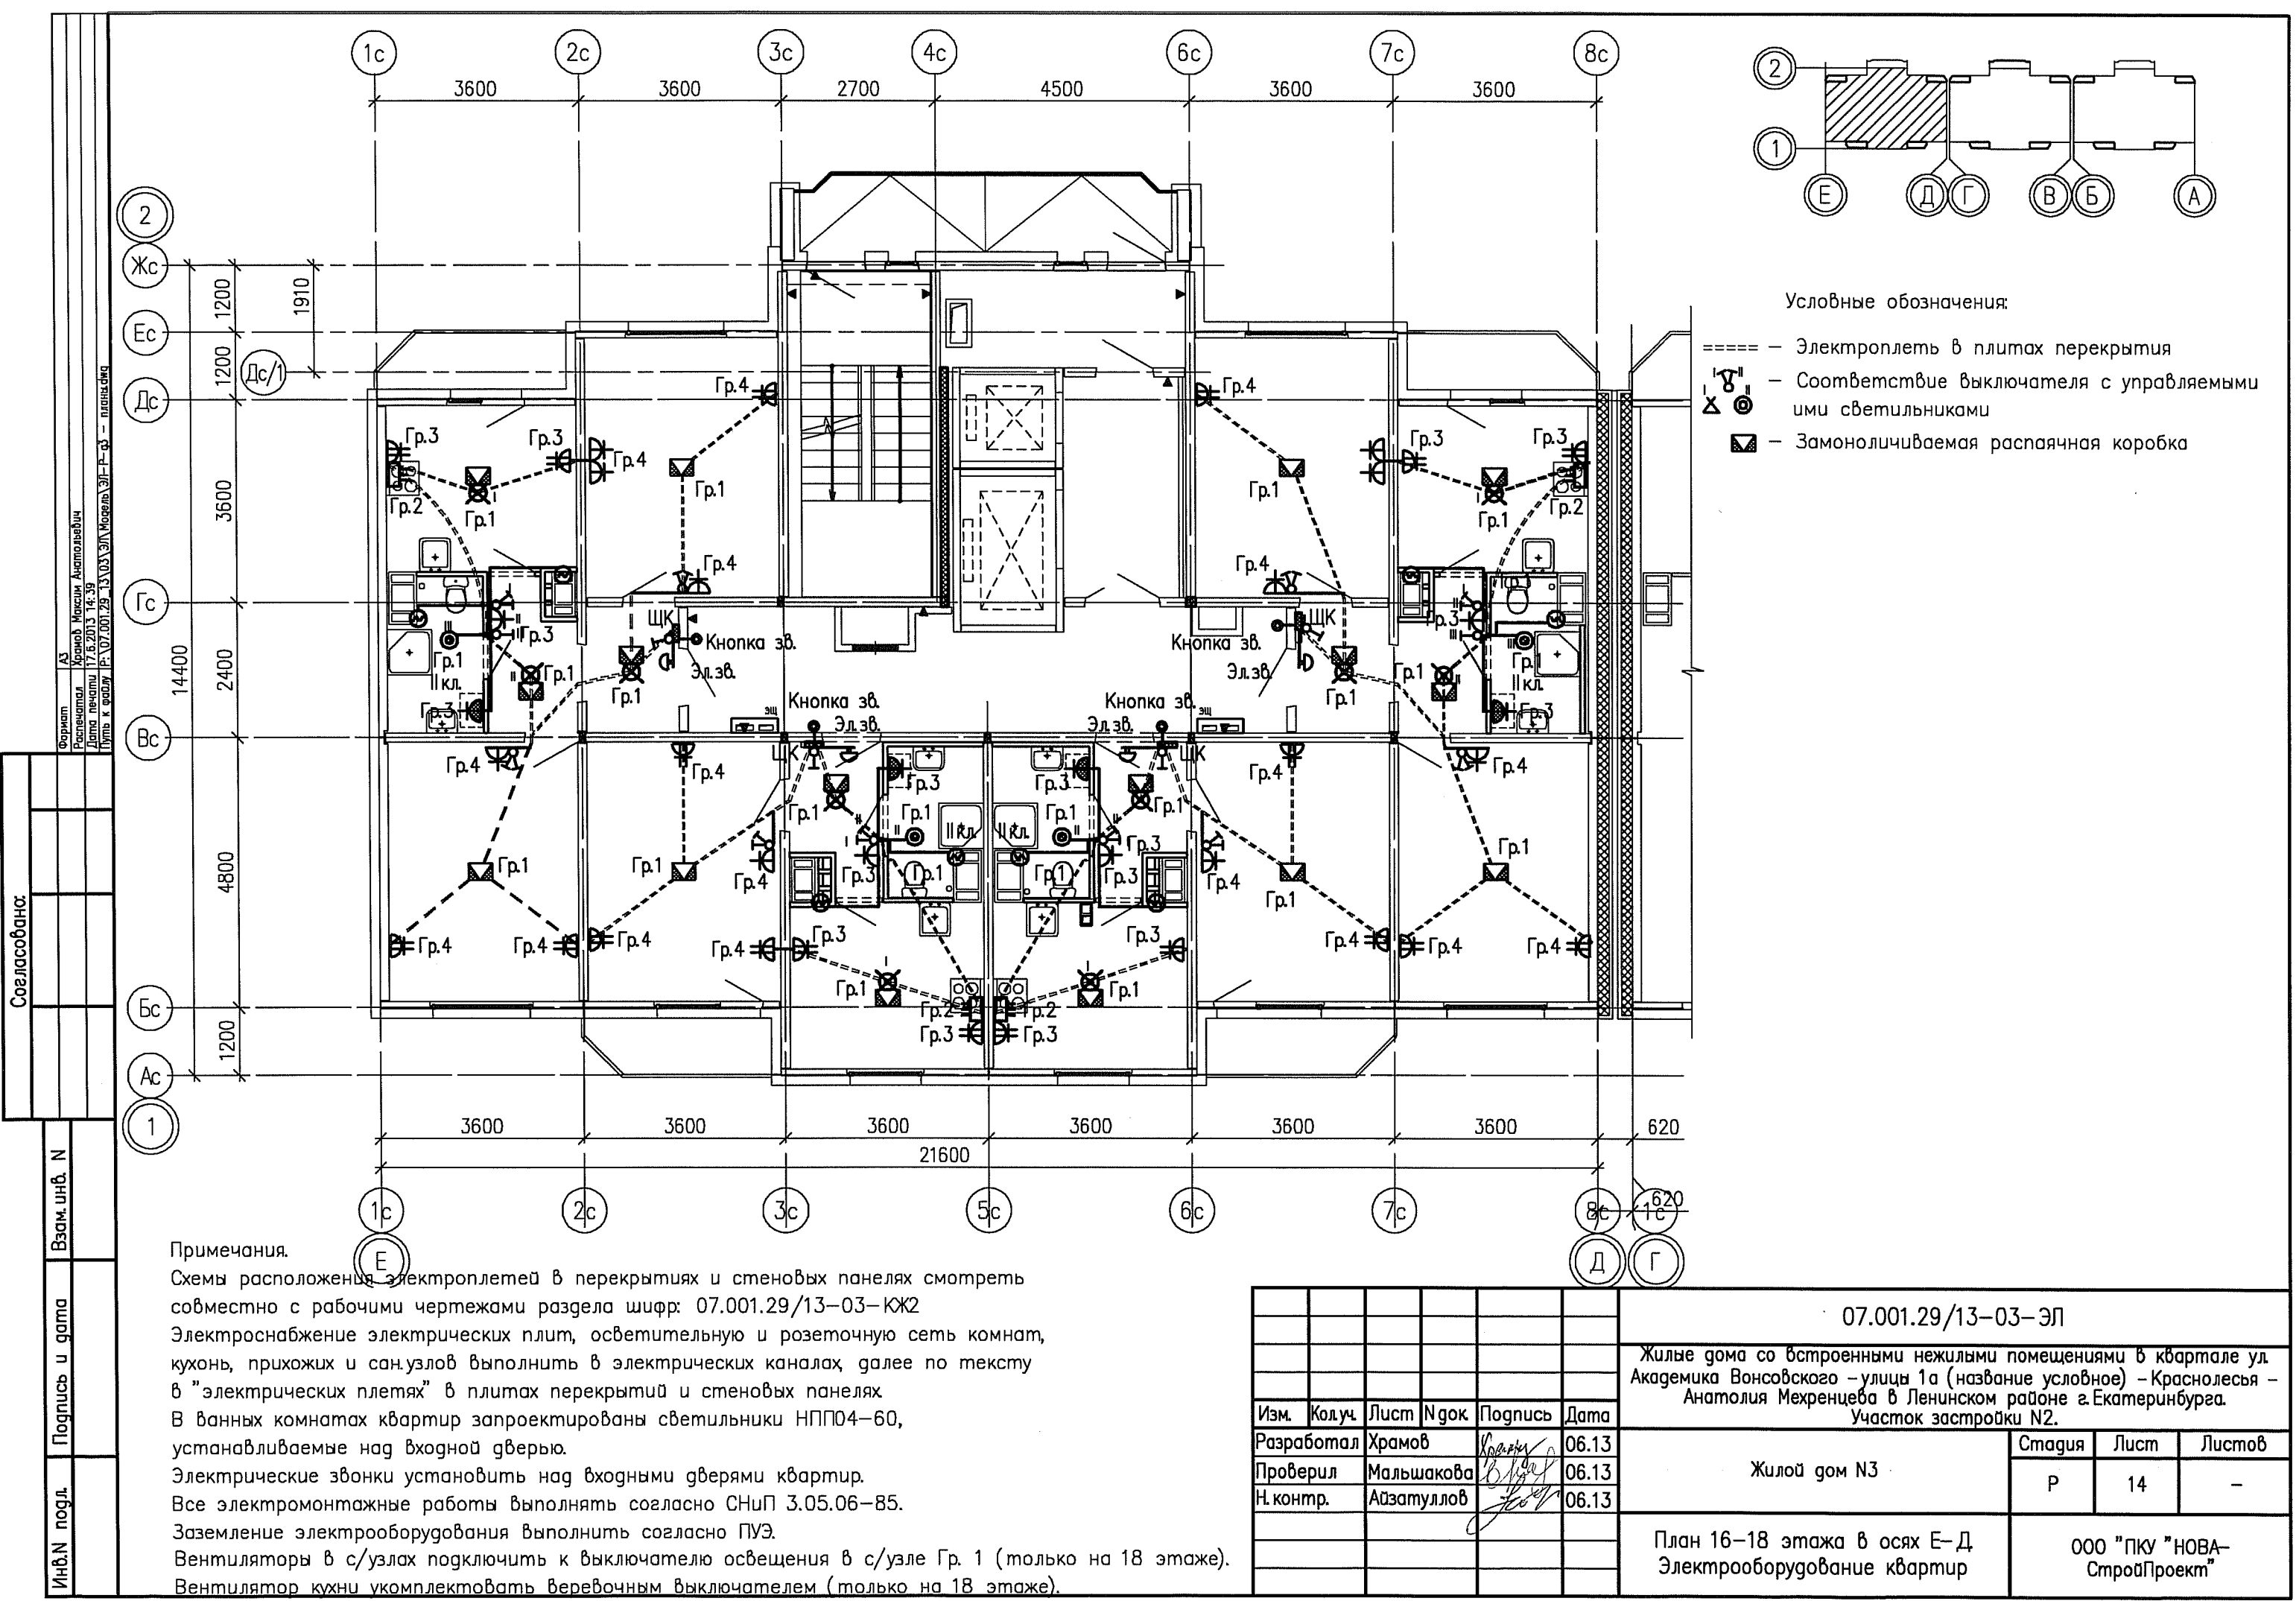

Условные обозначения:

- Электроплеть в плитах перекрытия
- ⌘ - Соответствие выключателя с управляемыми им светильниками
- ⊠ - Замоноличиваемая распаечная коробка

Примечания.

Схемы расположения электроплетей в перекрытиях и стеновых панелях смотреть совместно с рабочими чертежами раздела шифр: 07.001.29/13-03-КЖ2
Электроснабжение электрических плит, осветительную и розеточную сеть комнат, кухонь, прихожих и сан.узлов выполнить в электрических каналах, далее по тексту в "электрических плетях" в плитах перекрытий и стеновых панелях
В ванных комнатах квартир запроектированы светильники НПП04-60, устанавливаемые над входной дверью.
Электрические звонки установить над входными дверями квартир.
Все электромонтажные работы выполнять согласно СНиП 3.05.06-85.
Заземление электрооборудования выполнить согласно ПУЭ.
Вентиляторы в с/узлах подключить к выключателю освещения в с/узле Гр. 1 (только на 18 этаже).
Вентилятор кухни укомплектовать веревочным выключателем (только на 18 этаже).

						07.001.29/13-03-ЭЛ			
						Жилые дома со встроенными нежилыми помещениями в квартале ул. Академика Вонсовского – улицы 1а (название условное) – Краснолесья – Анатолия Мехренцева в Ленинском районе г.Екатеринбурга. Участок застройки N2.			
Изм.	Кол.уч.	Лист	№ док.	Подпись	Дата	Жилой дом N3	Стадия	Лист	Листов
Разработал	Храмов				06.13		Р	14	–
Проверил	Мальшакова				06.13				
Н. контр.	Айзатуллов				06.13				
						План 16–18 этажа в осях Е–Д Электрооборудование квартир	ООО "ПКУ "НОВА–СтройПроект"		