


Номер помещения	Наименование	Площадь, м ²	Кат. помещения
Секция 1Е. МОП			
1	Коридор	20,1	
2	Лифтовый холл	9,1	
3	Тамбур	2,4	
4	Тамбур	2,6	
5	Лестничная клетка	20,4	
6	Переходная лоджия	4,7	

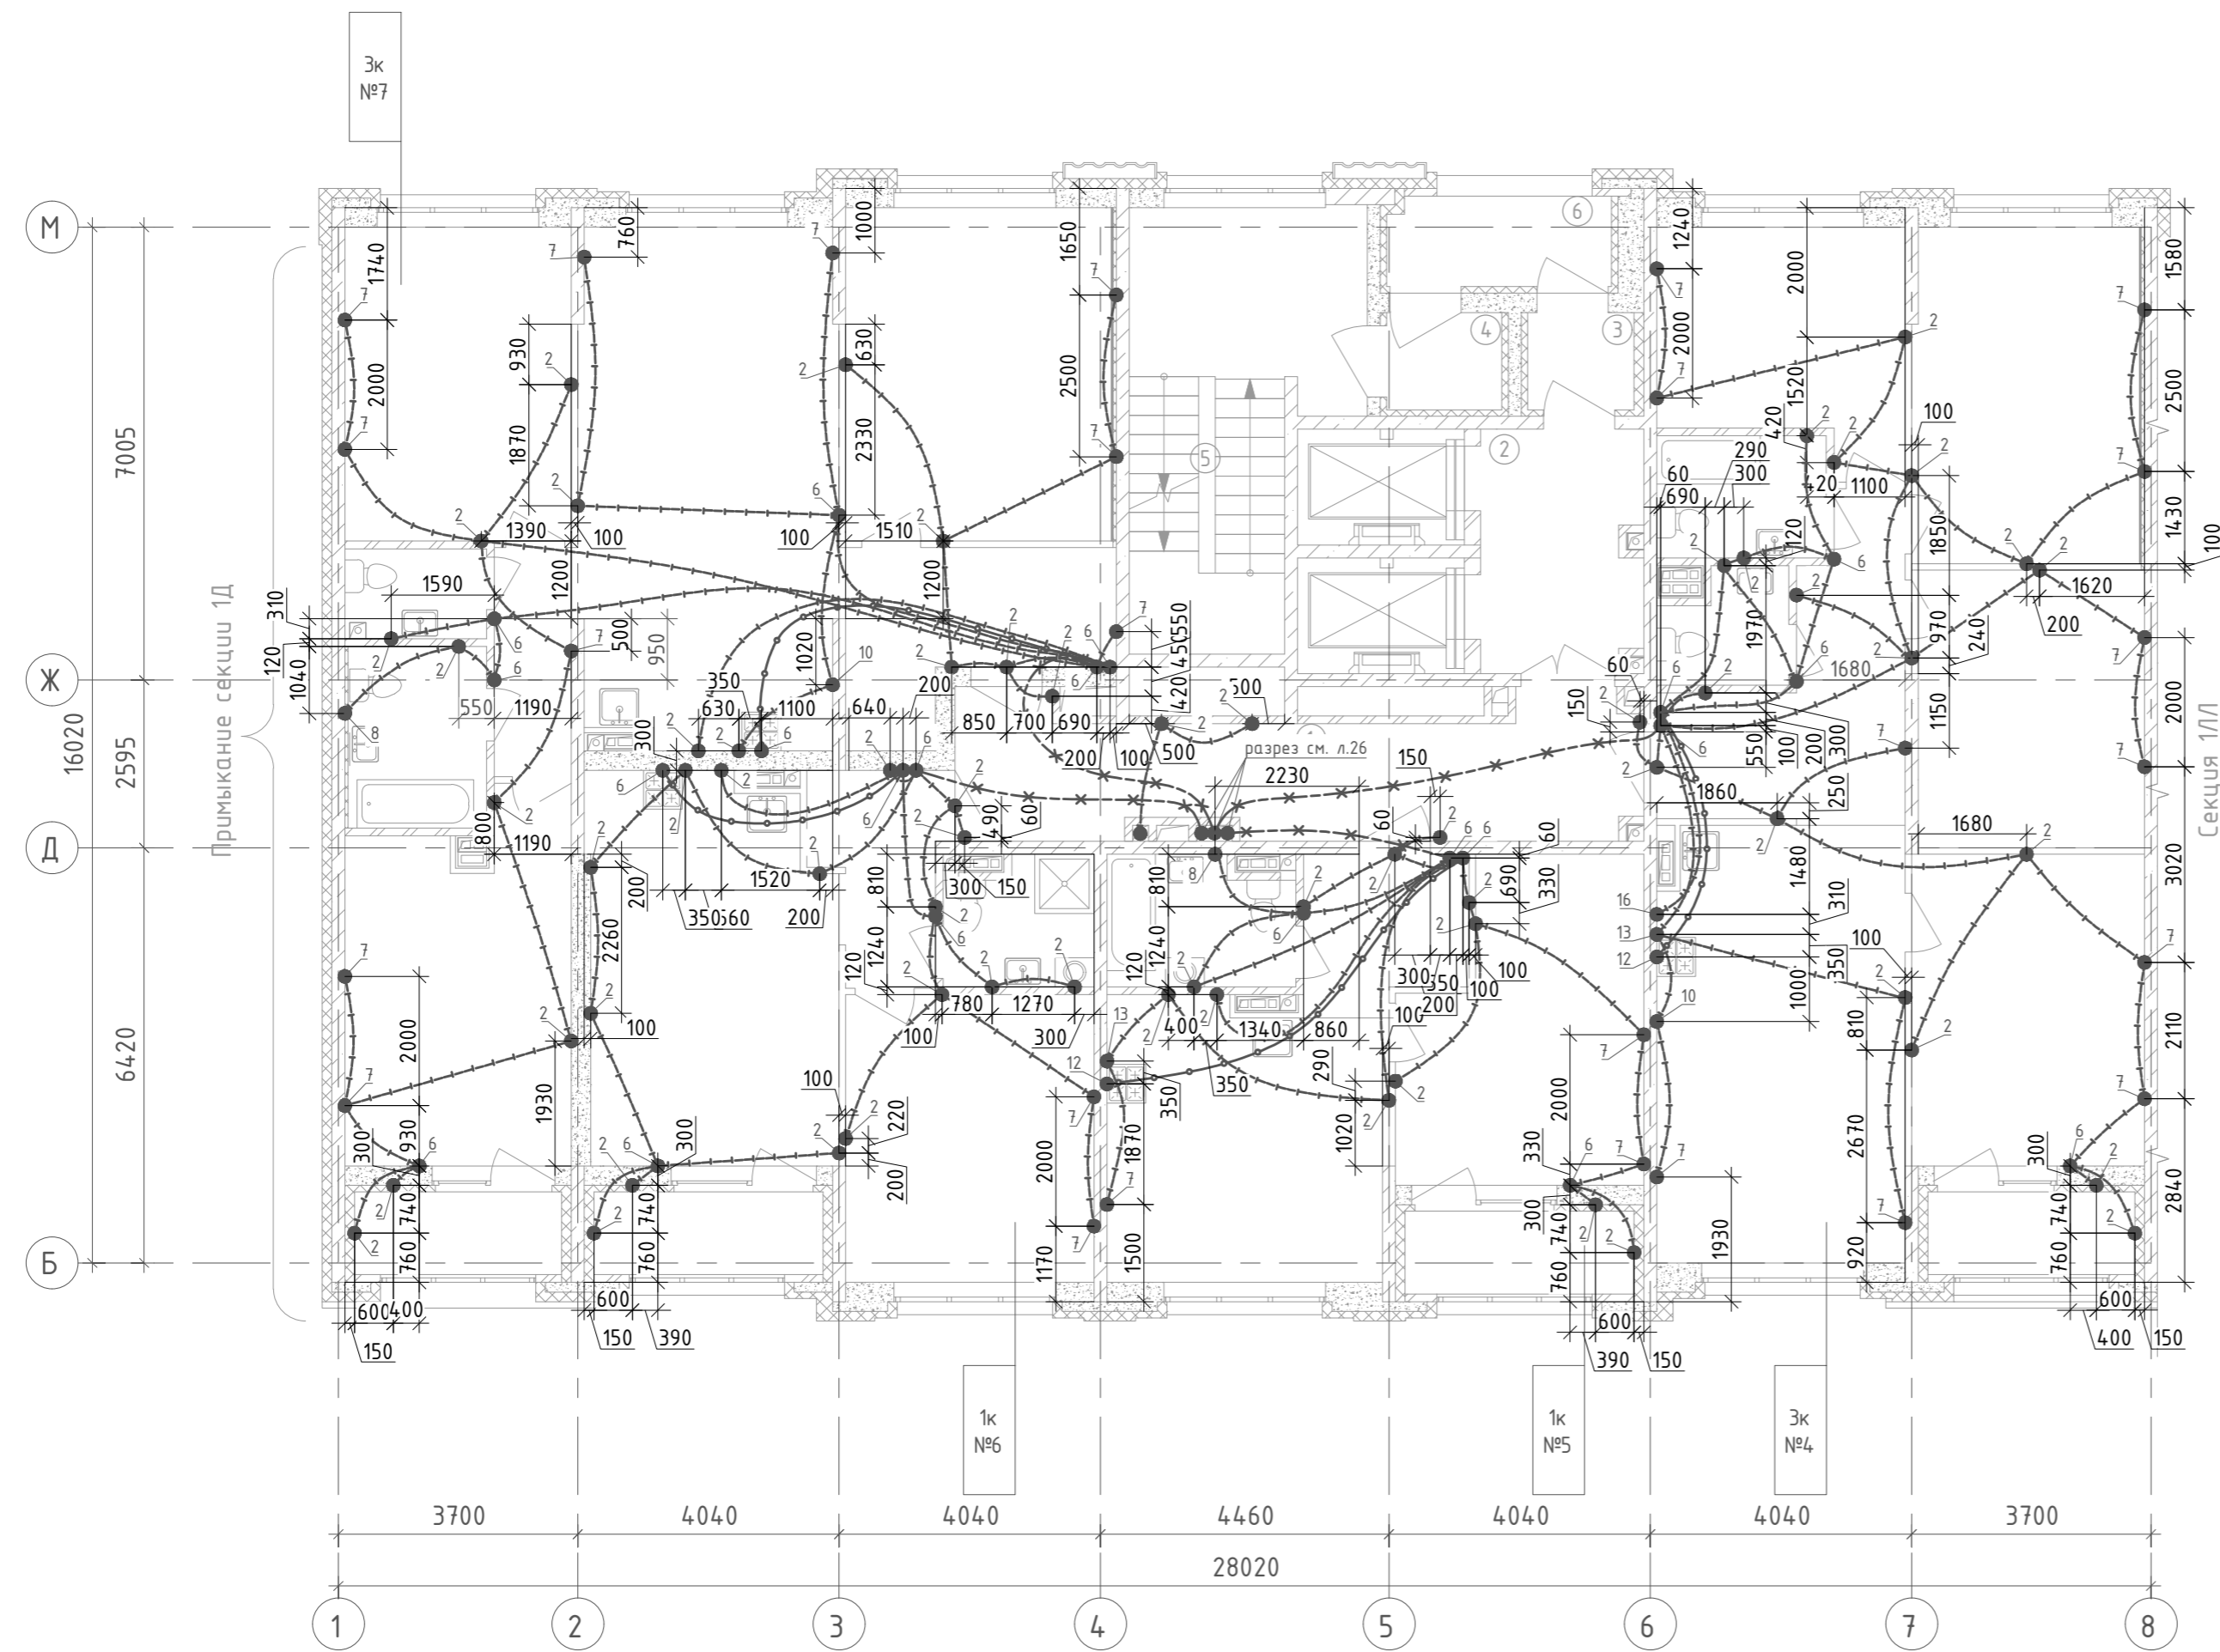

Ведомость узлов установки электрического оборудования				
3-5 этаж		К-во этажей:		
Поз.	Обозначение	Наименование	К-во на эт.	3 Кол. на группу эт.
2	123-2021-1Е/ЛЛ-ЭЛ.КЖ Уз.2	Установка замоноличиваемой коробки КУ1301 в потолочное перекрытие	64	192
6	123-2021-1Е/ЛЛ-ЭЛ.КЖ Уз.6	Установка замоноличиваемой коробки КР1301 в потолочное перекрытие	21	63
7	123-2021-1Е/ЛЛ-ЭЛ.КЖ Уз.7	Установка замоноличиваемой коробки КУ1301 в монолитную стену на высоте 400мм	26	78
8	123-2021-1Е/ЛЛ-ЭЛ.КЖ Уз.8	Установка замоноличиваемой коробки КУ1301 в монолитную стену на высоте 1100мм	2	6
10	123-2021-1Е/ЛЛ-ЭЛ.КЖ Уз.10	Установка замоноличиваемой коробки КУ1301 в монолитную стену на высоте 1200мм	2	6
12	123-2021-1Е/ЛЛ-ЭЛ.КЖ Уз.12	Установка замоноличиваемой коробки КР1301 в монолитную стену на высоте 450мм	2	6
13	123-2021-1Е/ЛЛ-ЭЛ.КЖ Уз.13	Установка замоноличиваемой коробки КУ1301 в монолитную стену на высоте 2000мм	2	6
16	123-2021-1Е/ЛЛ-ЭЛ.КЖ Уз.16	Установка замоноличиваемой коробки КУ1301 в монолитную стену на высоте 600мм	1	3
-	-	Труба П25, м	425	1275
-	-	Труба П32, м	40	120
-	-	Труба П40, м	30	90

- 1 ● Узел замоноличиваемой проводки
- x---x---x---x--- Разводка труб в монолитной плите потолка, ϕ 40мм, питание квартирного щита
- o---o---o---o--- Разводка труб в монолитной плите потолка, ϕ 32мм, питание плиты
- |---|---|---|--- Разводка труб в монолитной плите потолка ϕ 25мм, розеточная сеть
- Разводка труб в монолитной плите потолка ϕ 25мм, освещение

На планах привязка ответственных коробок указана ориентировочно. Коробки устанавливать между стержнями арматуры, не перерезая и не отгибая последние. Зазор между краем коробки и арматурным стержнем должен быть не менее 30мм. Трубную разводку в монолите прокладывать, не нарушая арматуру плиты.

Инд. № подл.	
Подпись и дата	
Взам. инв. №	

123-2021-1Е/ЛЛ-ЭЛ.КЖ				
1	Зам	1043-22	08.22	
Изм.	Кол. уч.	Лист	№ док.	Подпись
Разработал	Федоровых			
Проверил	Ивонин			
Н.Контр.	Ситчихина			

Многоэтажный жилой дом с нежилыми помещениями на первых этажах и подземной автостоянкой по ул. Степана Разина в Чкаловском районе г. Екатеринбург. Секция 1Е и 1ЛЛ		
Стадия	Лист	Листов
Р	24	
Трубная разводка под электрооборудование. План 3-5 этажа. Секция 1Е		
ИП Реутт Д.Г.		