


Экспликация помещений квартир

Номер помещения	Наименование	Площадь, м ²	Кат. помещения
1	Спальня	199.66	
2	Кухня	156.44	
3	Ванная	35.64	
4	Санузел с душевой	13.11	
5	Прихожая	61.47	
6	Гардеробная	2.19	
7	Коридор	17.81	
8	Лоджия	18.48	
9	Терраса	16.17	
Итого		520.97	

Экспликация общедомовых помещений

Номер помещения	Наименование	Площадь, м ²	Кат. помещения
10	Межквартирный коридор	42.69	
11	Лестничная клетка	25.32	
Итого		68.01	

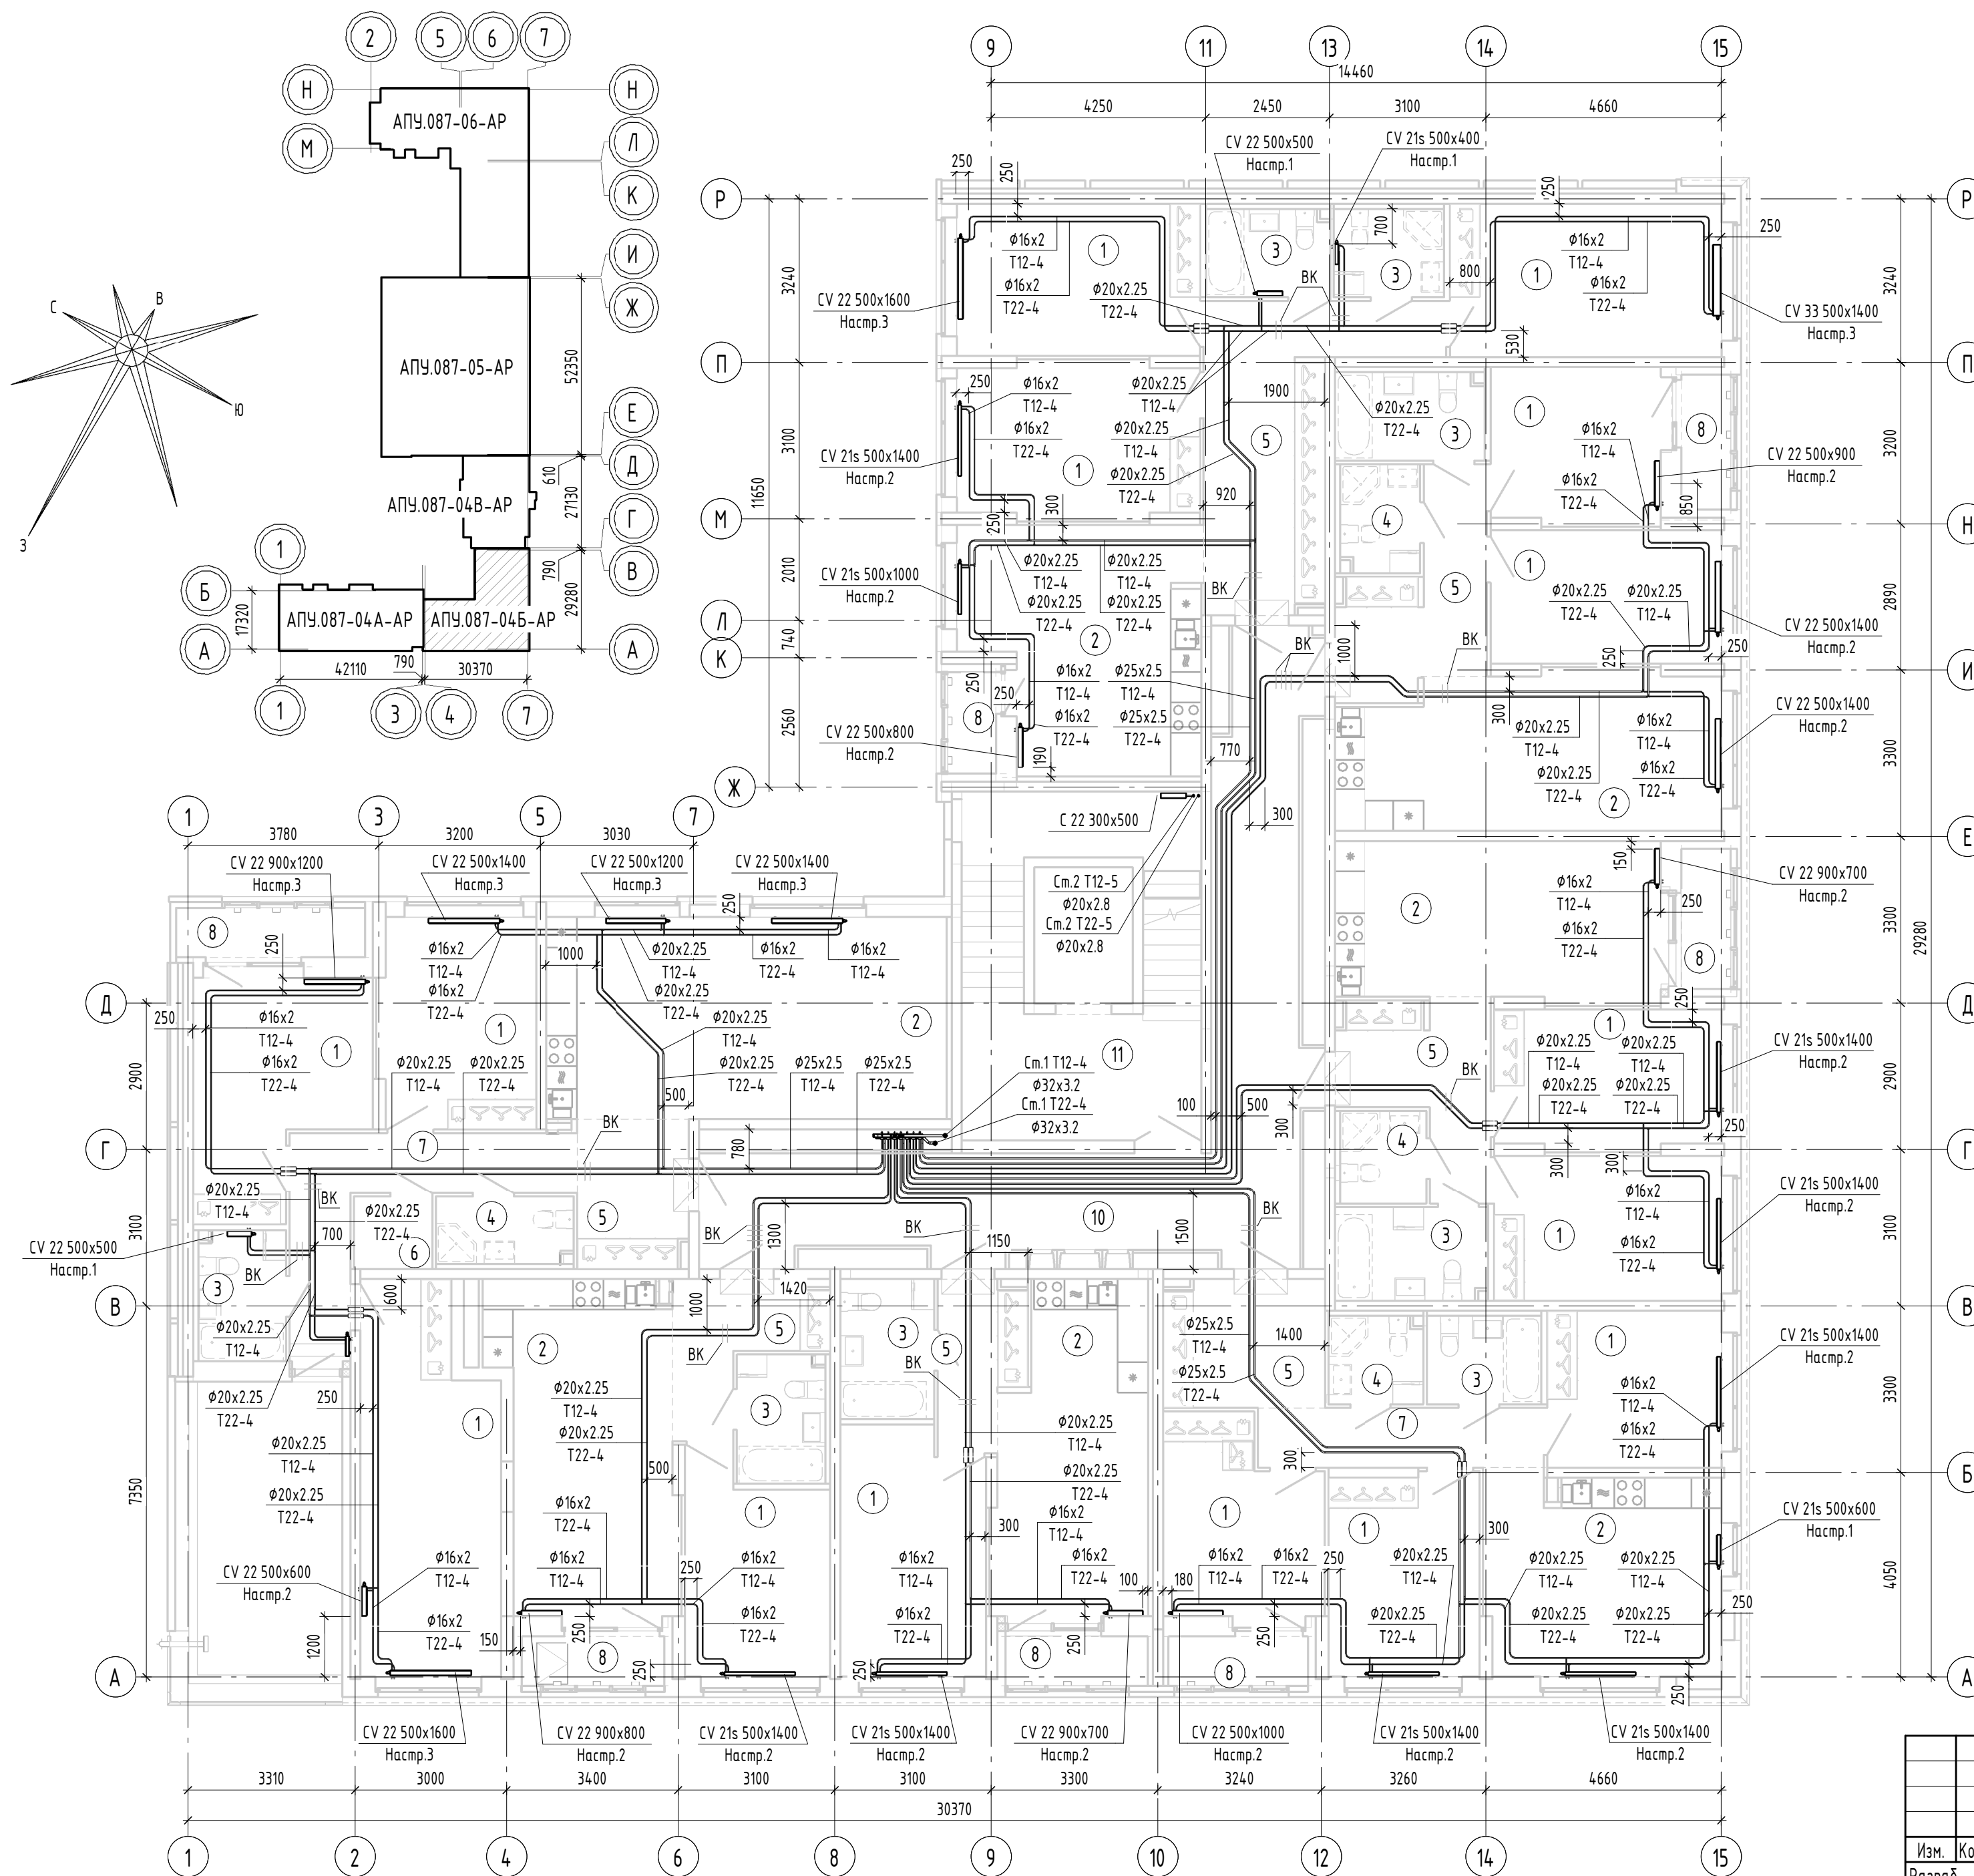

Примечание.

1. Все подводки к приборам отопления "Ригто" выполнить трубой металлопластиковой "MLC Уролог" $\phi 16 \times 2,0$ мм.
2. В квартирах всю трубу металлопластиковую прокладывать в гофротрубе; трубу, проложенную в межквартирном коридоре от коллектора до квартиры, прокладывать в теплоизоляции Super Protect толщиной 9 мм.
3. Вся арматура установленную в системах отопления см. на схемах соответствующих систем.
4. Для защиты трубопроводов, проложенных в полу, в дверном проеме (внутриквартирные двери) установить швеллер $\phi 8$.
5. Узлы радиаторов (привязки), расположенных в простенках наружных стен см. лист 6.

АПУ.087-04Б-ОВ

Жилые дома со встроенными помещениями общественного назначения, многоуровневой автостоянкой и встроенной трансформаторной подстанцией в квартале улиц Ползунова - Зямкина - Даниловская - Краснофлотцев в Орджоникидзевском районе г.Екатеринбурга. 2 очередь строительства

Изм.	Кол.ч.	Лист	№ док.	Подп.	Дата	Стадия	Лист	Листов
Разраб.		Рогожина		<i>[Signature]</i>	01.22			
Проверил		Пашаева		<i>[Signature]</i>	01.22			
Нач. отдела		Пашаева		<i>[Signature]</i>	01.22			
Н. контр.		Ташлыков		<i>[Signature]</i>	01.22	План 8 этажа. Отопление		

АО "Корпорация "Атомстройкомплекс"

Формат А2

Инв. № подл.	Взам. инв. №	Подп. и дата	Согласовано
АР	БК	Терехова Алексеев	02.22 02.22 02.22 02.22
Каткова Бородина	02.22 02.22	ЭП СС	