
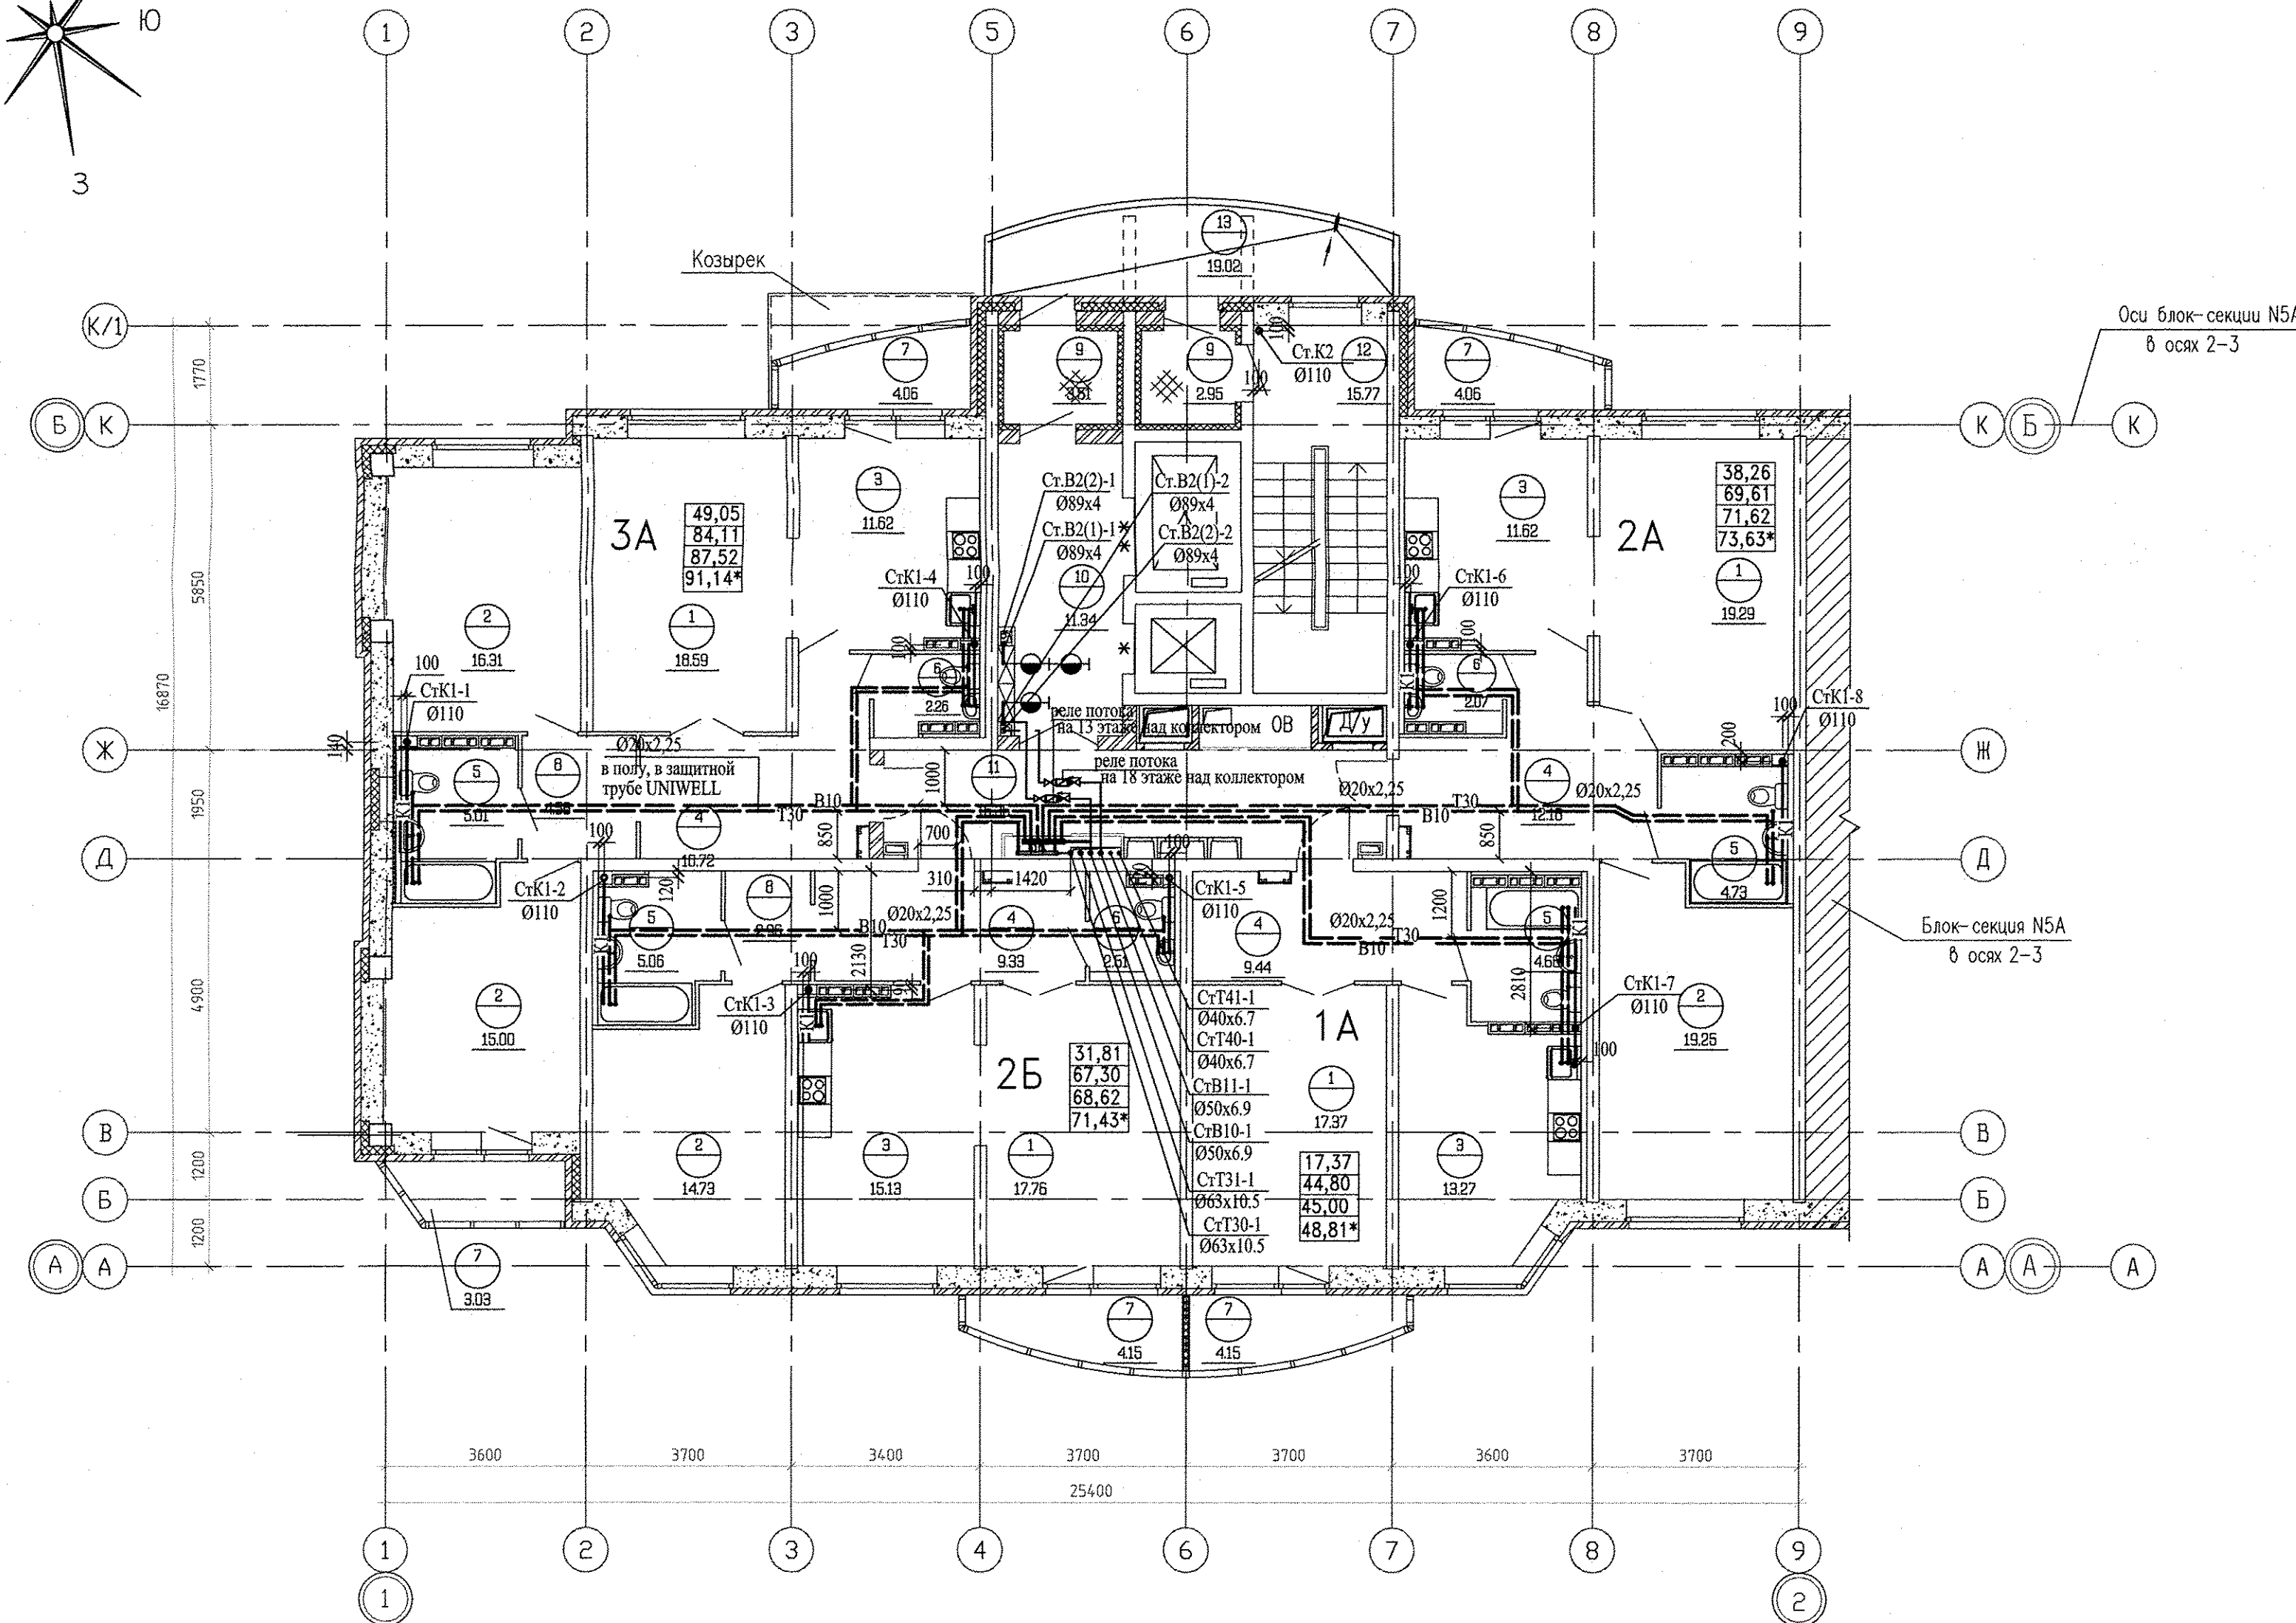


Экспликация помещений

Номер помещения	Наименование	Площадь, м²	Кат. помещения
Общедомовые помещения			
1	Тамбуры	7,30	4,2
2	Лифтовой холл	23,22	
3	Вестибюль	20,02	
4	Лестничная клетка	15,73	
7	Электрощитовая	11,49	Д
8	Санузел с мойкой уборочного инвентаря	2,64	4,2
ИТОГО площадь общедомовых помещений:		80,40	
Дошкольная группа по присмотру и уходу за детьми на 20 мест			
9	Тамбур	1,95	
10	Тамбур	5,35	
11	Коридор	28,25	
12	Групповая	52,09	
13	Тамбур	4,31	
14	Спальня	31,93	
15	Спальня	32,44	
16	Раздевальная	21,00	
17	Туалетная	9,35	
18	Туалетная	8,33	
19	Буфет – раздаточная	13,21	
20	Кладовая чистого белья	5,19	
21	Гардероб персонала	4,94	
22	Санузел	2,10	
23	Мойка уборочного инвентаря	2,45	
24	Коридор	28,65	
25	Кладовая	2,56	В3
ИТОГО площадь помещений:		254,10	
ИТОГО обшая площадь (по внутренним границам нар. стен):		271,54	

СОГЛАСОВАНО	11.01.16	11.01.16	11.01.16	11.01.16
Чижик				
СС				
Пашаева				
Решетникова				
Басина				
ЭП				
Взам. ин.д.Н				
Ин.д.Н				


АПУ.005-05А-ВК					
6	зам	232-15	<i>Щукова</i>	09.16	Комплекс жилых домов с объектами обслуживания и подземным гаражом по улицам Иркутской – Даниила Зверева – Виланова – Раевского в Кировском районе г. Екатеринбурга
1	зам	232-15	<i>Щукова</i>	10.15	
Изм. Кол. уч.	Лист	№ док.	Подп.	Дата	
Разработал	Шкляр		<i>Щукова</i>	15.03.15	
Проверил	Решетникова		<i>Решетникова</i>	15.03.15	
Н.контр.	Щукова		<i>Щукова</i>	15.03.15	
Гл. спец.	Решетникова		<i>Решетникова</i>	15.03.15	
II очередь строительства Пусковой комплекс 1. Многоэтажный жилой дом №5. 19-26-этажная блок-секция 5А					
План 1 этажа в осях 1-2					
Стадия	Лист	Листов			
Р	3				
ЗАО КОРПОРАЦИЯ АТОМСТРОЙКОМПЛЕКС					

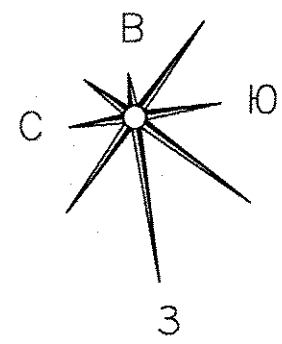

Экспликация помещений

Номер помещения	Наименование	Площадь, м2	Кат. помещения
Помещения квартир			
1	Гостиная	73,01	
2	Спальная	64,70	
3	Кухня	51,14	
4	Прихожая	41,67	
5	Ванная	19,44	
6	Санузел	6,84	
7	Балкон	19,51	
8	Коридор	7,41	
	Итого	283,72	
Общедомовые помещения			
9	Тамбуры	6,46	
10	Лифтовой холл	10,15	
11	Межквартирный коридор	16,17	
12	Незадымляемая лестничная клетка	15,77	
13	Переходная лоджия	19,02	
	ИТОГО площадь общедомовых помещений:	67,57	

Инв.№	подл.	Полный и дата	Взам. инв.№	Эл.
АР	Сустак	Сустак	Сустак	Сустак
ОВ	Полоса	Полоса	Полоса	Полоса
Эл.	База	База	База	База

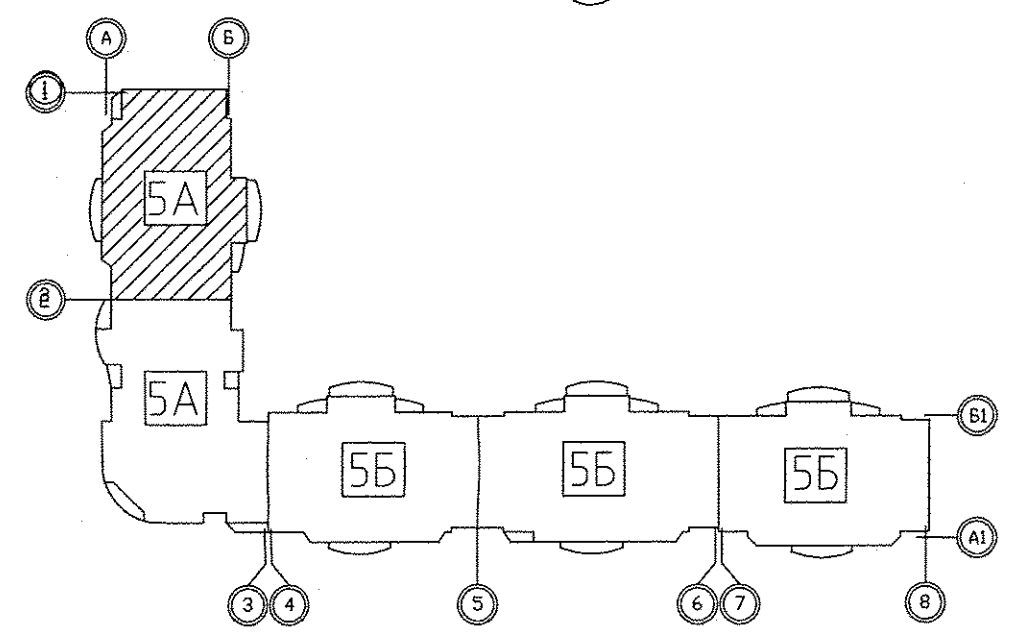

АПУ.005-05А-ВК					
Комплекс жилых домов с объектами обслуживания и подземным гаражом по улицам Ирбитской - Даниила Зверева - Билонова - Раевского в Кировском районе г. Екатеринбурга					
Изм.	Кол.уч.	Лист	№ док.	Подп.	Дата
Разработал	Шкляр	Шкляр	15.03.15		
Проверил	Решетникова	Решетникова	15.03.15		
Н.контр.	Жукова	Жукова	15.03.15		
Гл. спец.	Решетникова	Решетникова	15.03.15		
II Очередь строительства. Пусковой комплекс 1. Многосекционный жилой дом №5. 19-26-этажная блок-секция 5А.				Стадия	Лист
План типового этажа в осях 1-2				Р	4
План типового этажа в осях 1-2				АО КОРПОРАЦИЯ АТОМСТРОЙКОМПЛЕКС	