



 
 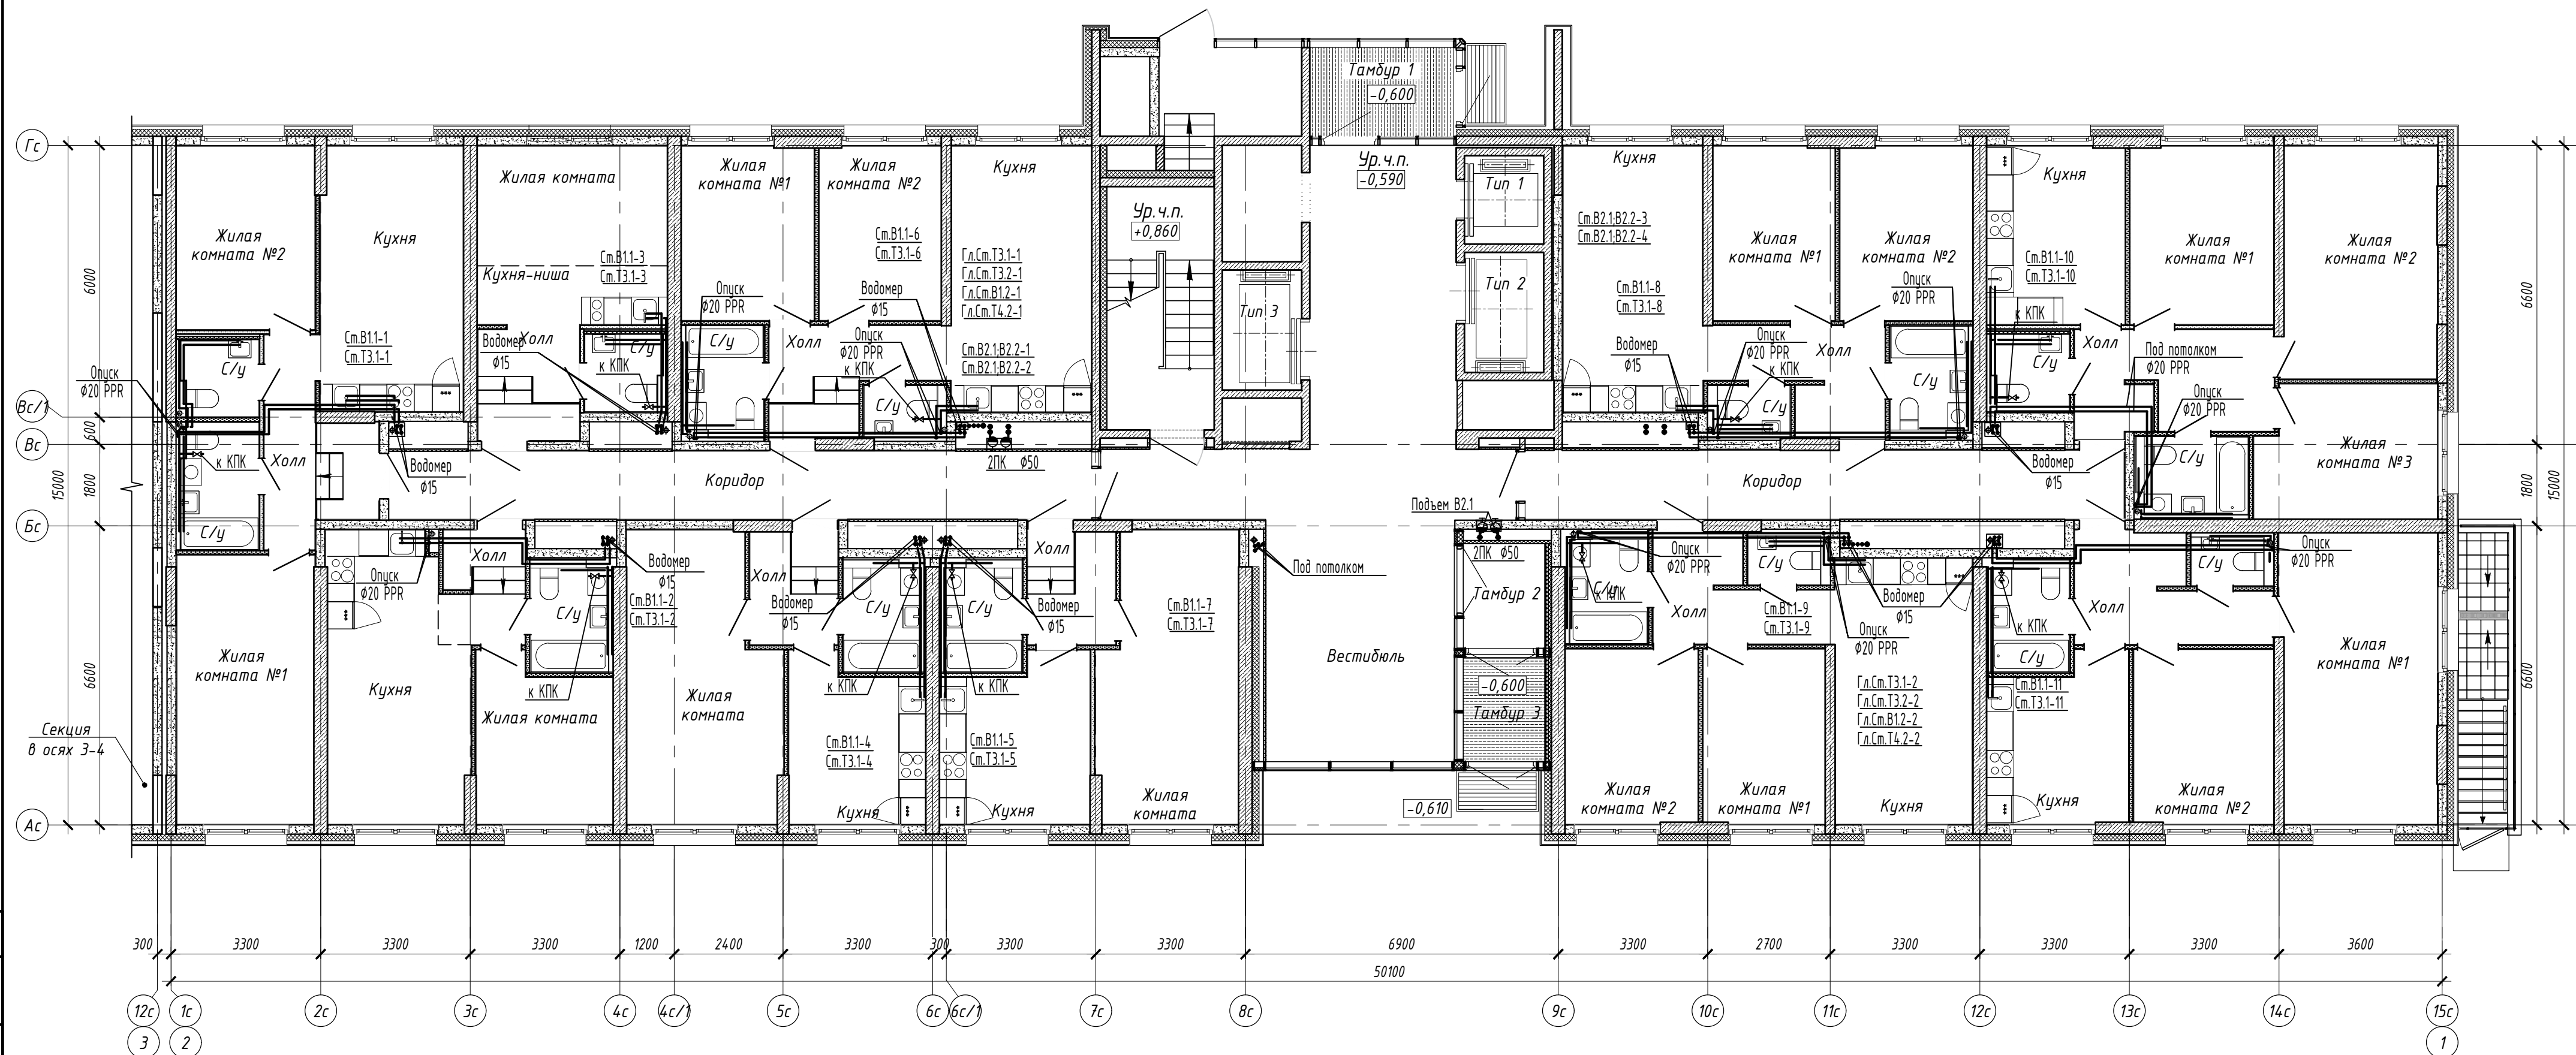



1. В помещениях кухни предусмотрена возможность установки моек

						15116–ВК.1			
						Жилой микрорайон. Корпус 1.1 с сетями водоснабжения, водоотведения, тепловой сетью, с сетью электроснабжения и ливневой канализации. Первый этап строительства, расположенный по адресу: г. Екатеринбург, пр. Космонавтов 11			
Изм.	Кол.уч.	Лист N док.	Подп.	Дата	Секция в осях 1–2		Стадия	Лист	Листов
Разработал	Гарнер			01.06.18			Р	4	
Проверил	Радченко			01.06.18	План 1 этажа с сетями водоснабжения			ОП 000 "ПИК–Проект" г. Новороссийск	
Н. контр.	Радченко			01.06.18					
Нач. отдела	Лобашова			01.06.18					

Согласовано					
Взам. инв. N					
Подг. и дата					
Инв. N подл.					

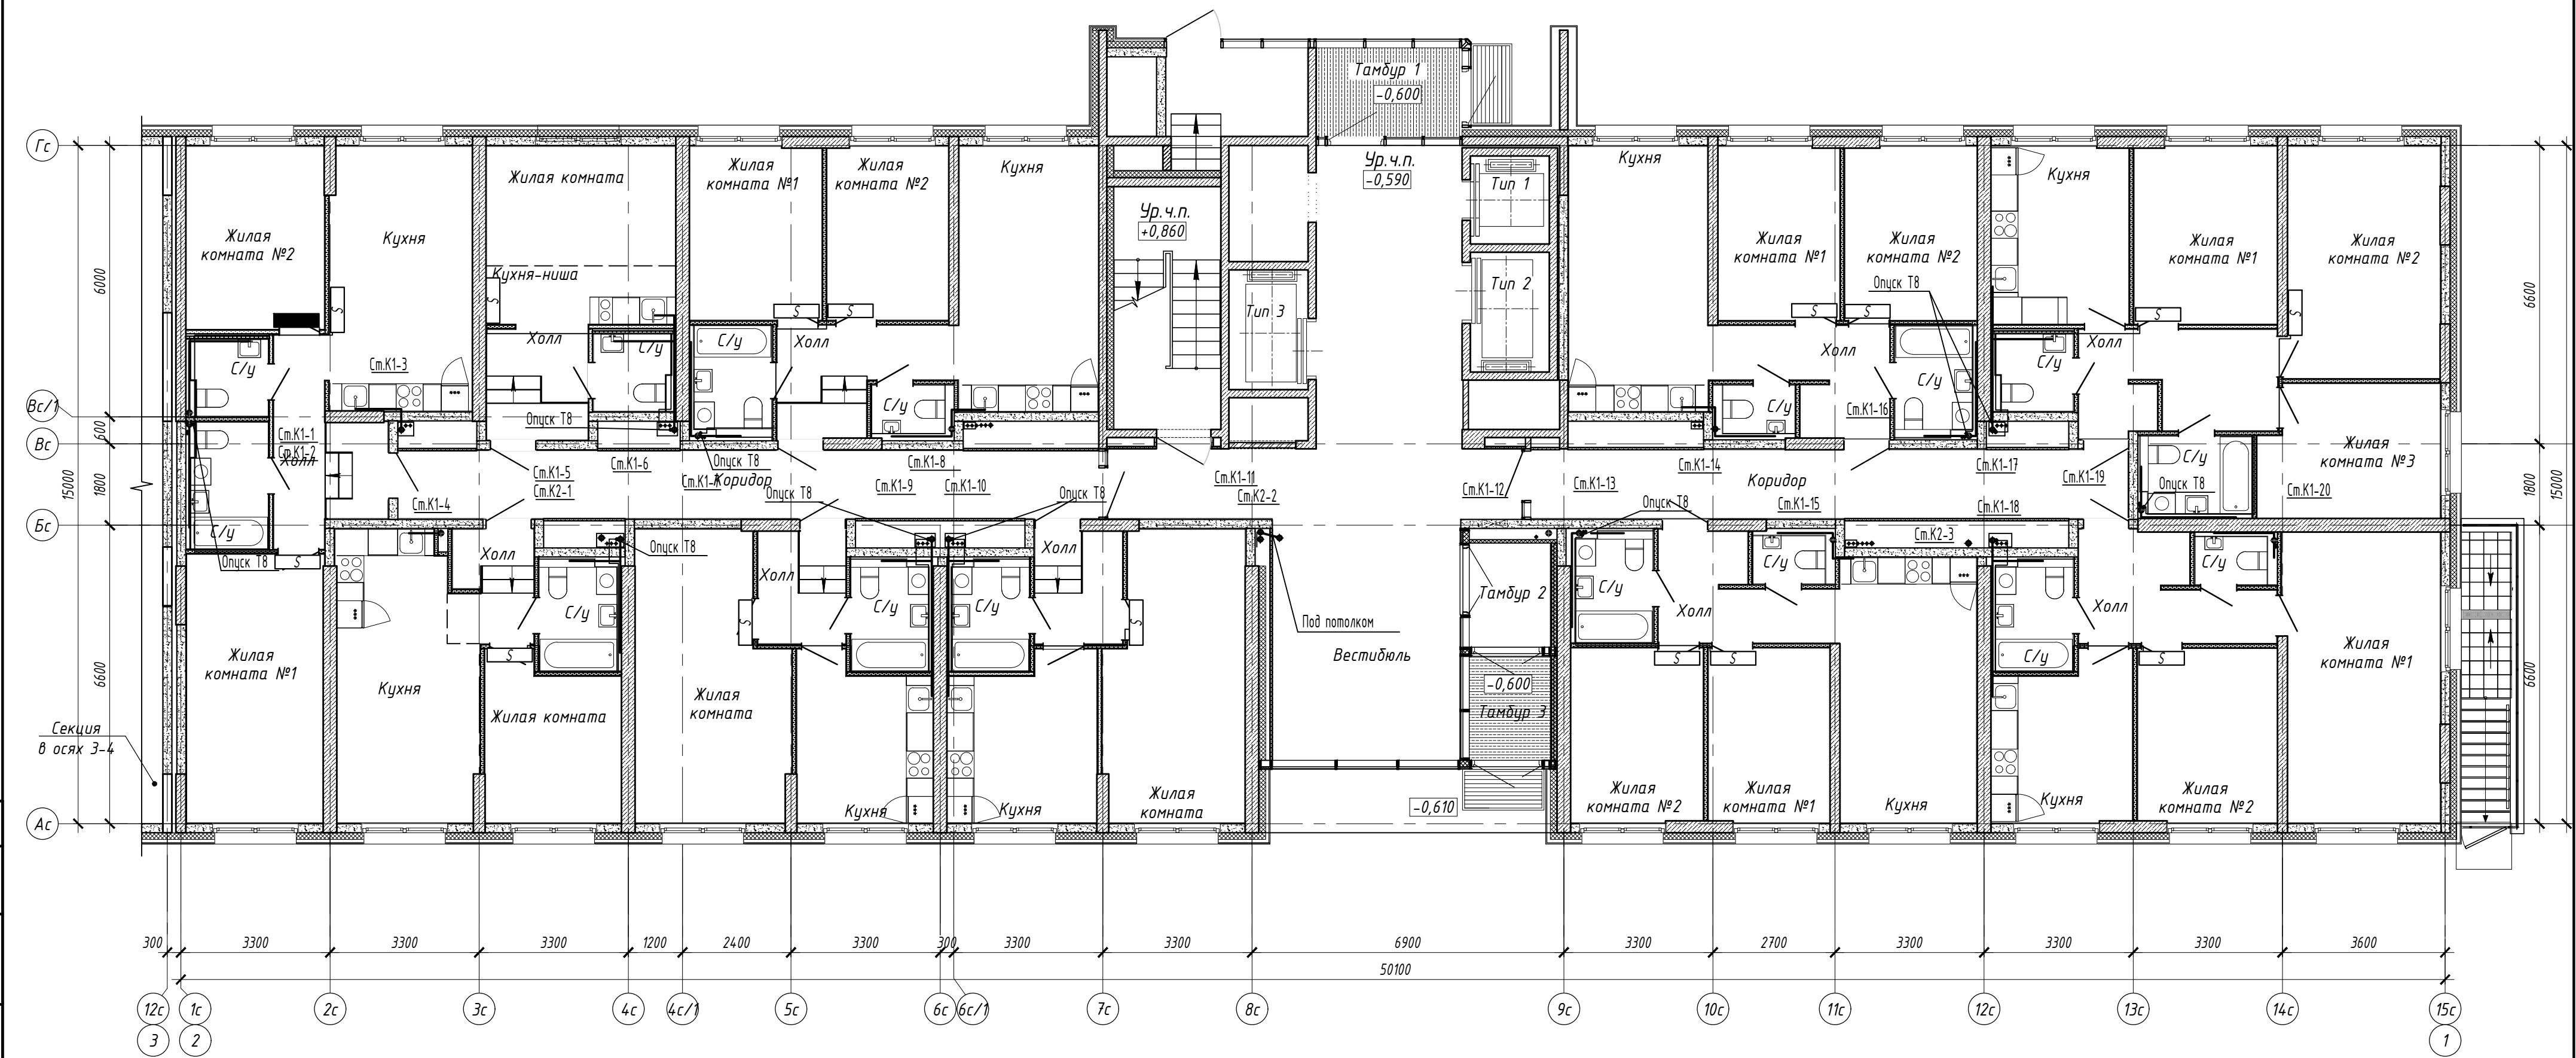

						15116 – ВК1			
						Жилой микрорайон. Корпус 1.1 с сетями водоснабжения, водоотведения, тепловой сетью, с сетью электроснабжения и ливневой канализации. Первый этап строительства, расположенный по адресу: г. Екатеринбург, пр. Космонавтов 11			
Изм.	Колуч.	Лист	N док.	Подп.	Дата	Секция в осях 1–2	Стадия	Лист	Листов
Разработал	Гафнер				01.06.18		Р	5	
Проверил	Радченко				01.06.18				
						План 1 этажа с сетями водоотведения	 ОП 000 "ПИК – Проект" г. Новороссийск		
Н. контр.	Радченко				01.06.18				
Нач. отдела	Лобашова				01.06.18				

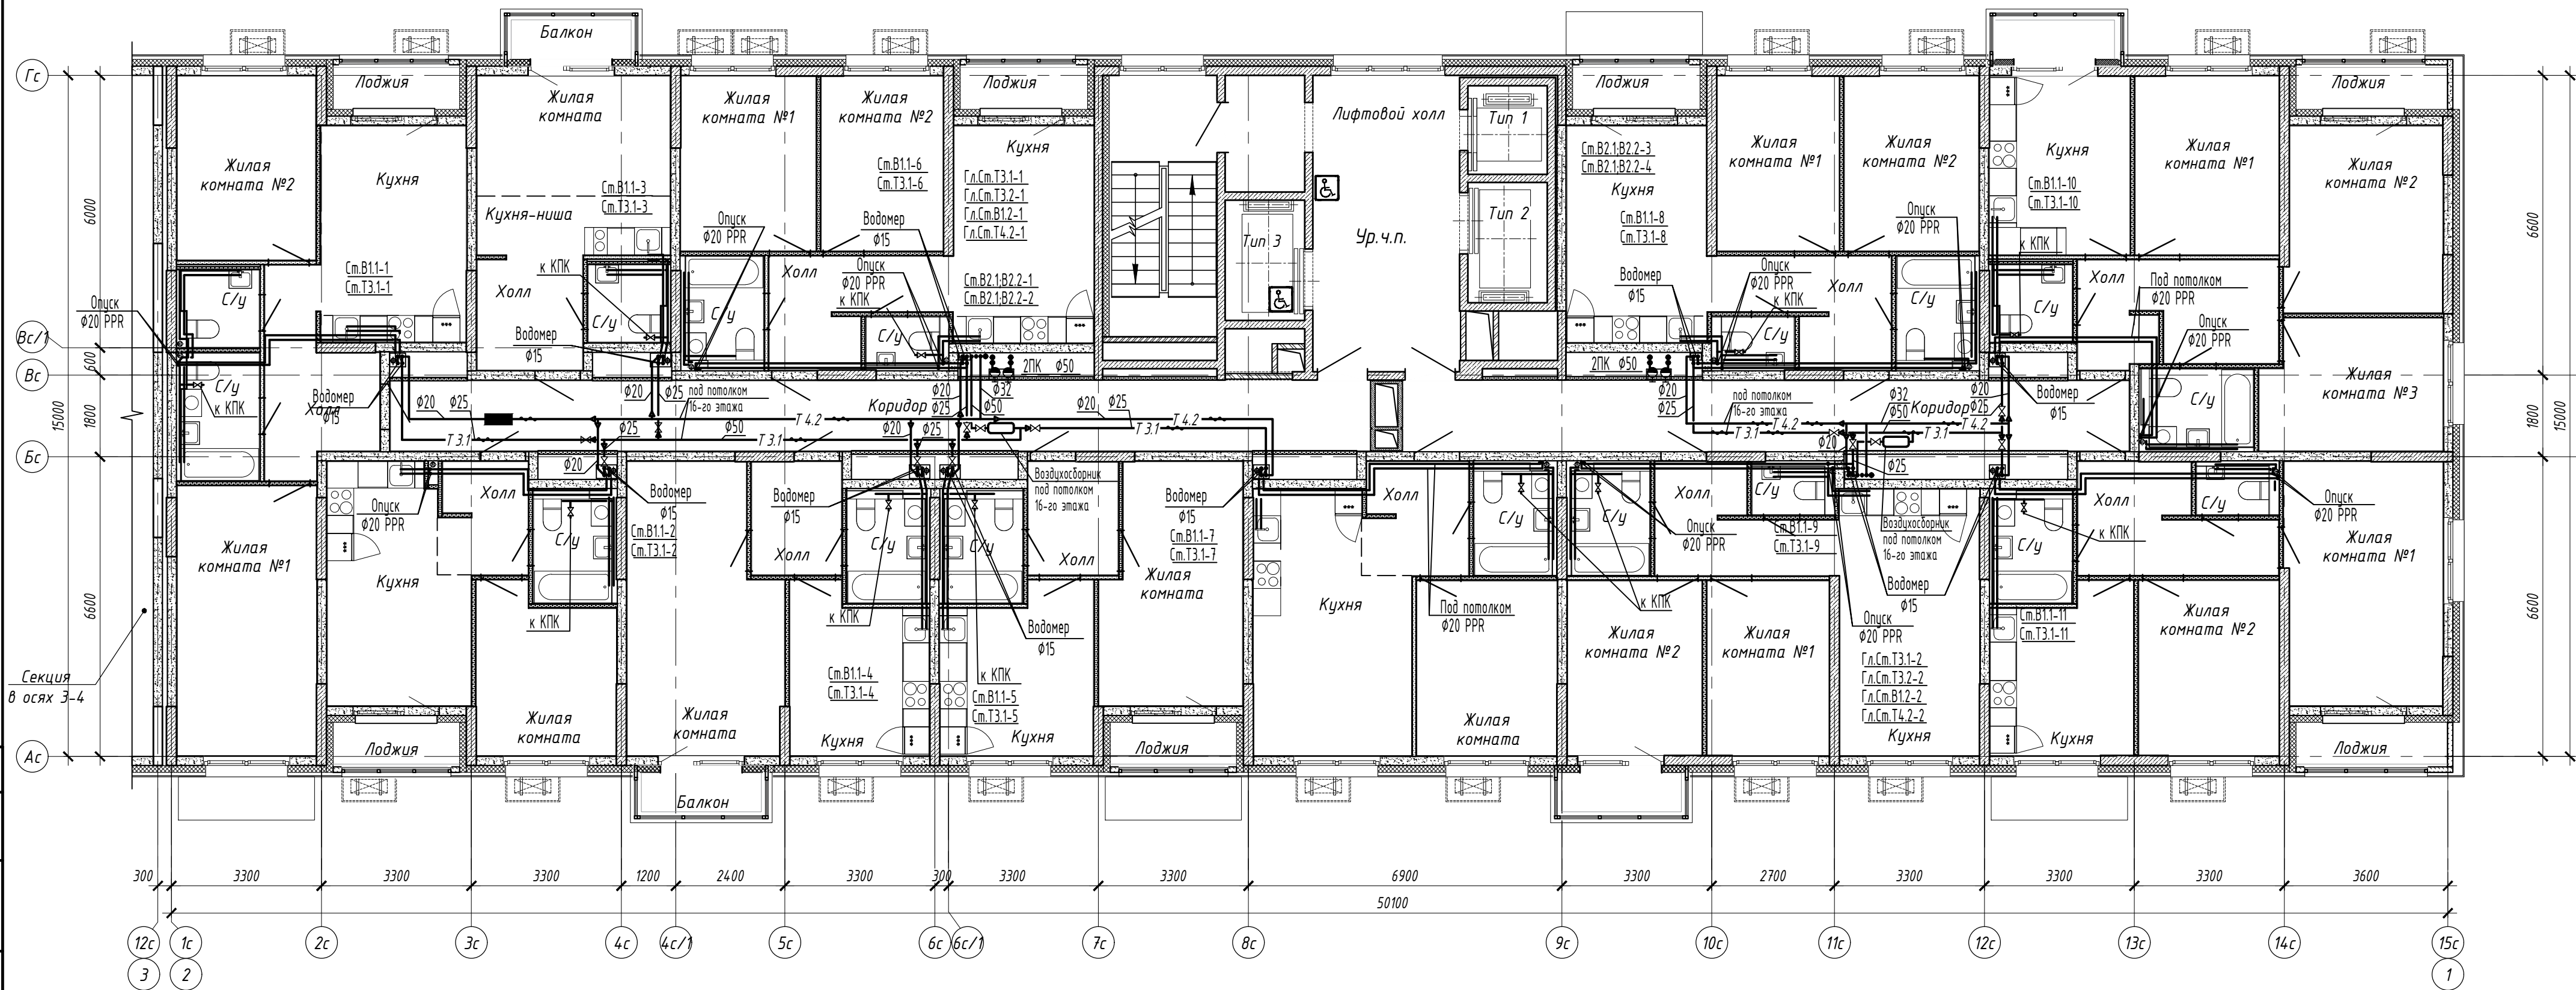

1. В помещениях кухни предусмотрена возможность установки моек

						15116–ВК.1			
						Жилой микрорайон. Корпус 1.1 с сетями водоснабжения, водоотведения, тепловой сетью, с сетью электроснабжения и ливневой канализации. Первый этап строительства, расположенный по адресу: г. Екатеринбург, пр. Космонавтов 11			
Изм.	Кол.уч.	Лист N	док.	Подп.	Дата	Секция в осях 1–2	Стадия	Лист	Листов
Разработал	Гаднер				01.06.18		Р	6	
Проверил	Радченко				01.06.18	План типового этажа (с 2–16) с сетями водоснабжения		ОП 000 "ПИК–Проект" г. Новороссийск	
Н. контр.	Радченко				01.06.18				
Нач. отдела	Лобашова				01.06.18				

