


Ил. № 10. Подпись и дата. Езам. инв. №

Электронные квартиры предусматривать от щита этажного до квартирного открыто за подвесным потолком. Питание квартир предусмотрено однофазное.

В квартирах максимально размещать электроустановочные приборы на прикладках квартирных щитков (розетка, выключатель, розетка для звонка).

Первый пусковой комплекс

АПУ2.53-02-01-ЭЛ1							
Жилой комплекс со встроенно-пристроенными объектами общественного назначения и подземной автостоянкой в квартале ул.Московская-Островского-Айвазовского в Ленинском районе г. Екатеринбурга							
Изм.	Кол.уч.	Лист	№ док.	Подпись	Дата		
Жилой дом №2 с офисными помещениями и аптекой. 1 пусковой комплекс					Стадия	Лист	Листов
План 2 этажа. Расположение сетей электрооборудования квартир					Р	17	
Гл. спец	Гонтаренко	<i>[Signature]</i>	01.14	ЗАО "Корпорация "Атомстройкомплекс"			
Провер.	Завьялова	<i>[Signature]</i>	01.14				
Разраб.	Завьялова	<i>[Signature]</i>	01.14				
Копировал							
Формат А2							

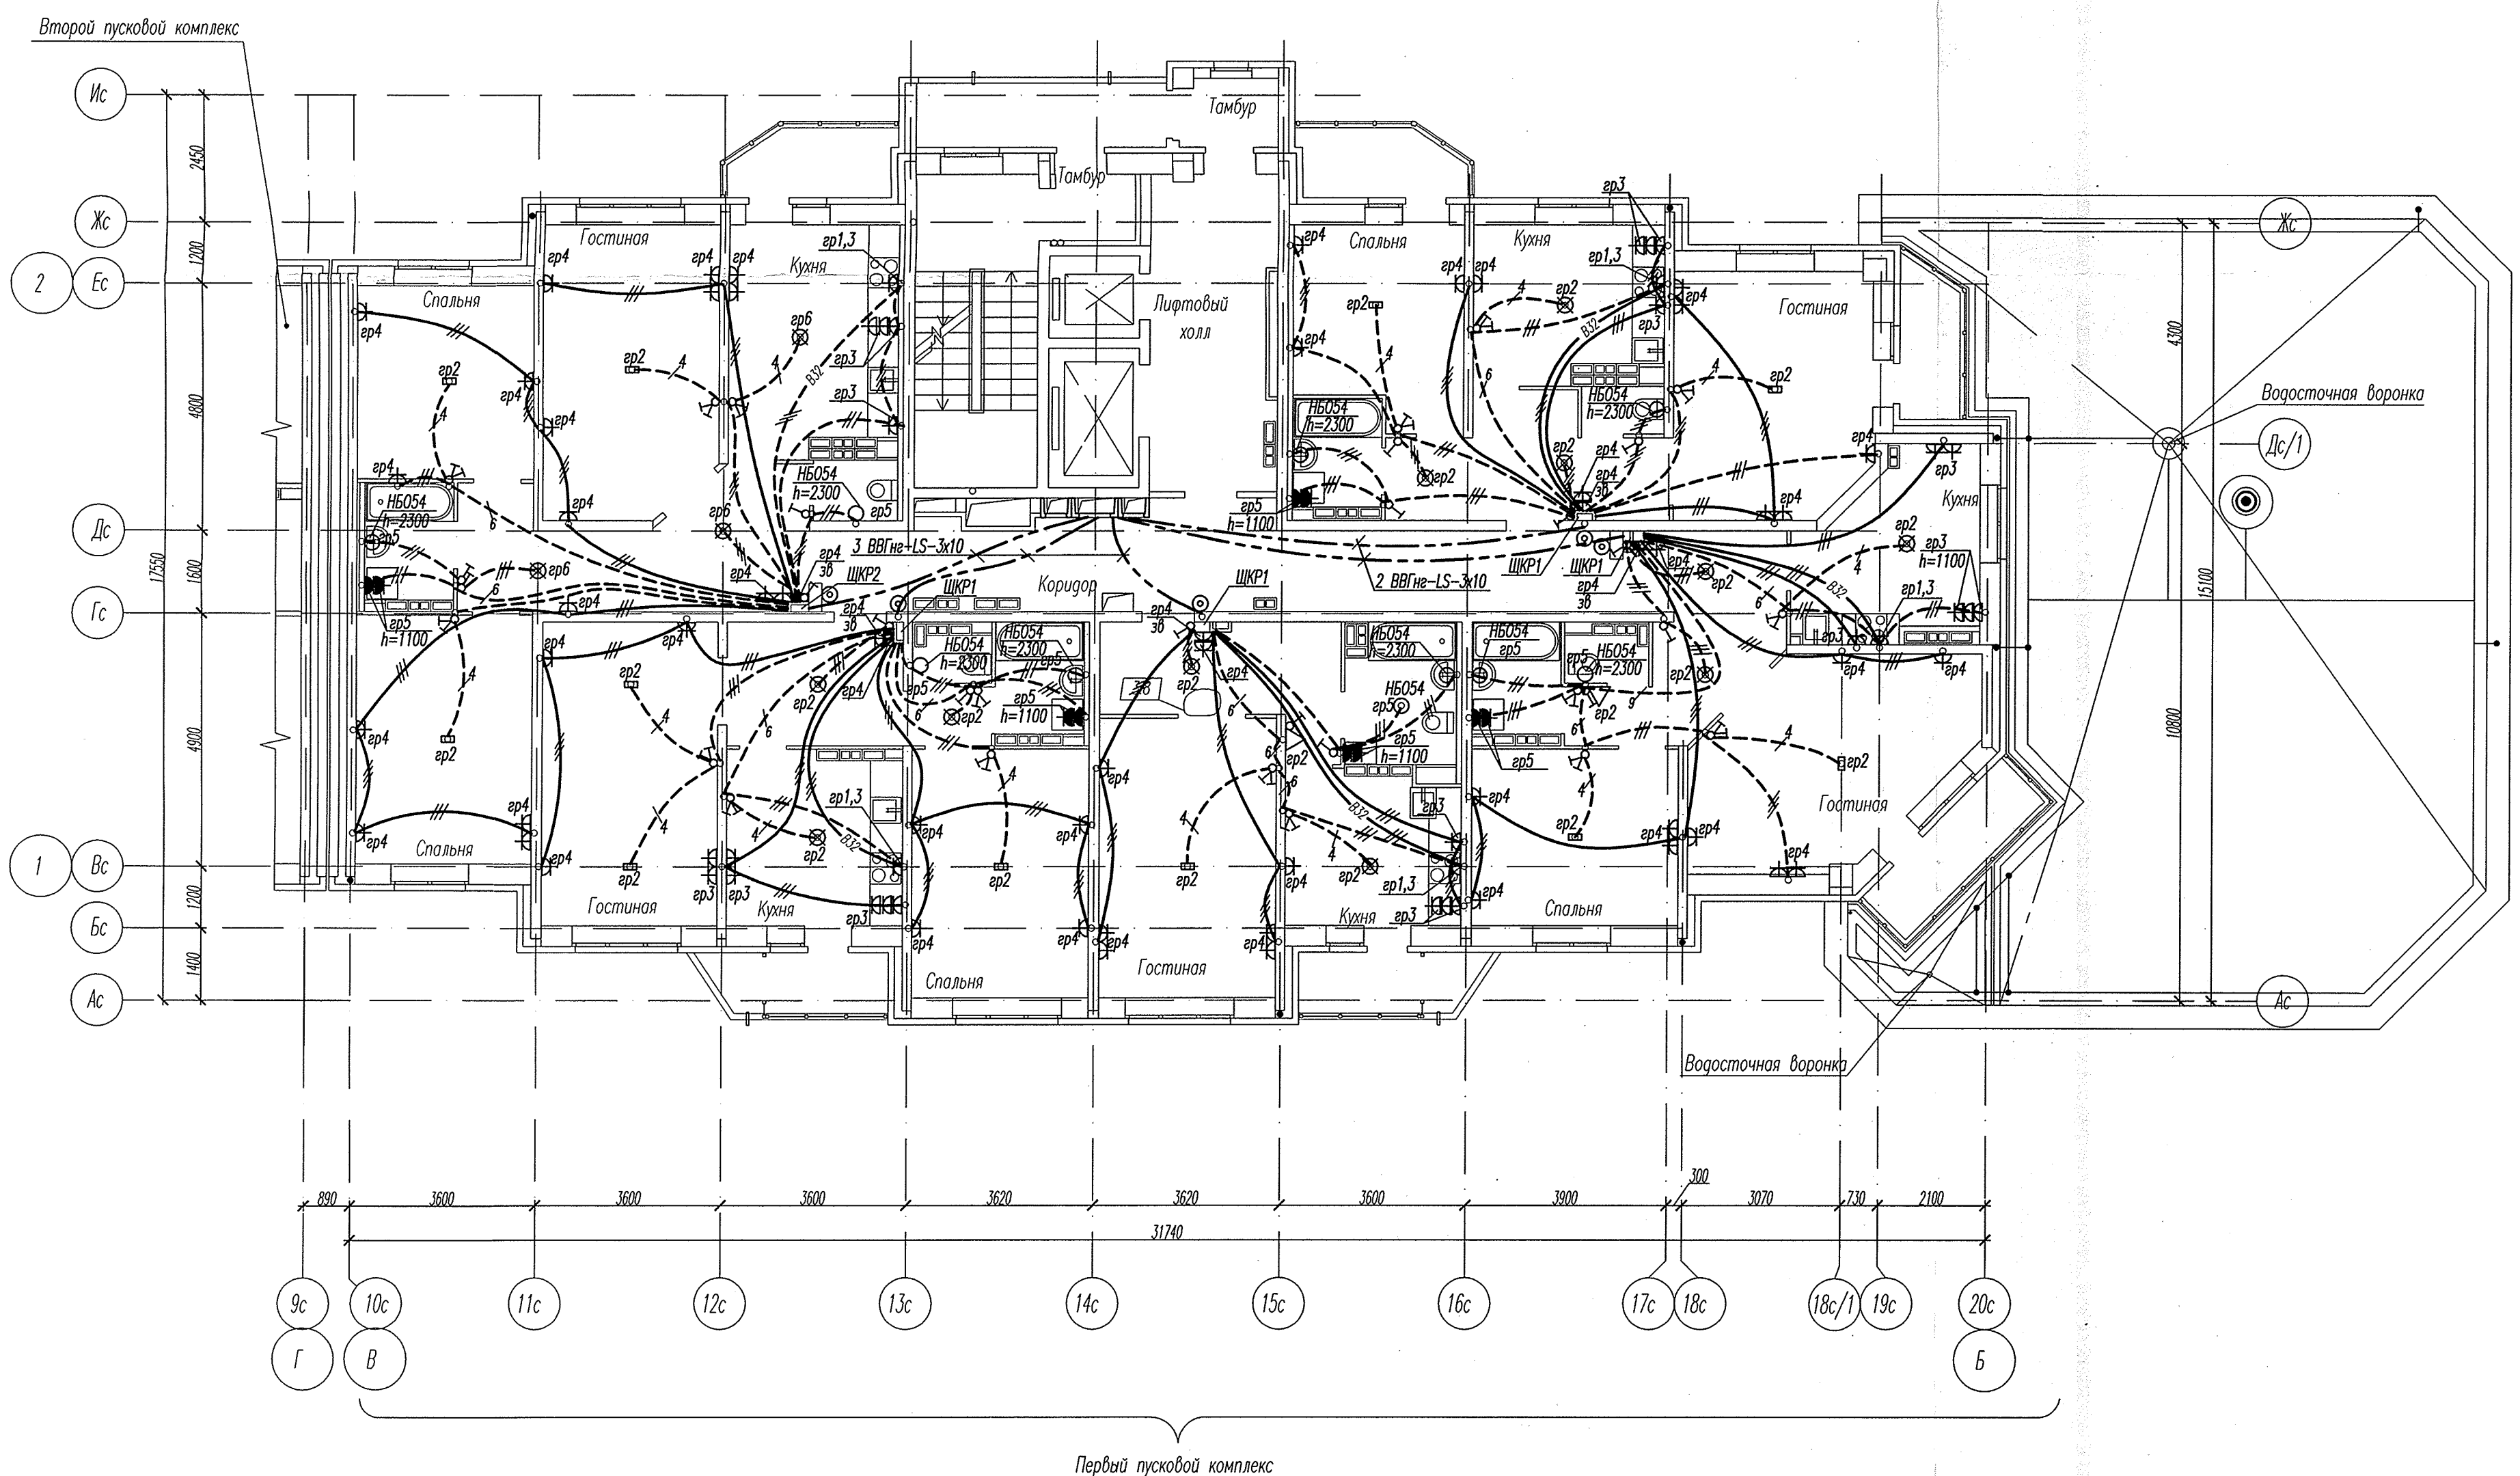


Электроснабжение квартир предусматривать от щита этажного до квартирного открыто за подвесным потолком. Питание квартир предусмотрено однофазное.

В квартирах максимально размещать электроустановочные приборы на прикладках квартирных щитков (розетка, выключатель, розетка для звонка).

АПУ2.53-02-01-ЭЛ1					
Жилой комплекс со встроенно-пристроенными объектами общественного назначения и подземной автостоянкой в квартале ул.Московская-Островского-Айвазовского в Ленинском районе г. Екатеринбурга					
Изм.	Кол.уч.	Лист	№ док.	Подпись	Дата
Жилой дом №2 с офисными помещениями и аптекой. 1 пусковой комплекс				Стадия	Лист
				Р	18
Гл. спец	Гонтаренко	<i>Гонтаренко</i>	01.14	План 3-15 этажей. Расположение сетей электрооборудования квартир	
Провер.	Завьялова	<i>Завьялова</i>	01.14		
Разраб.	Завьялова	<i>Завьялова</i>	01.14		
Копировал					
Формат А2					

Инв. № подл. Подпись и дата. Взам. инв. №

Второй пусковой комплекс

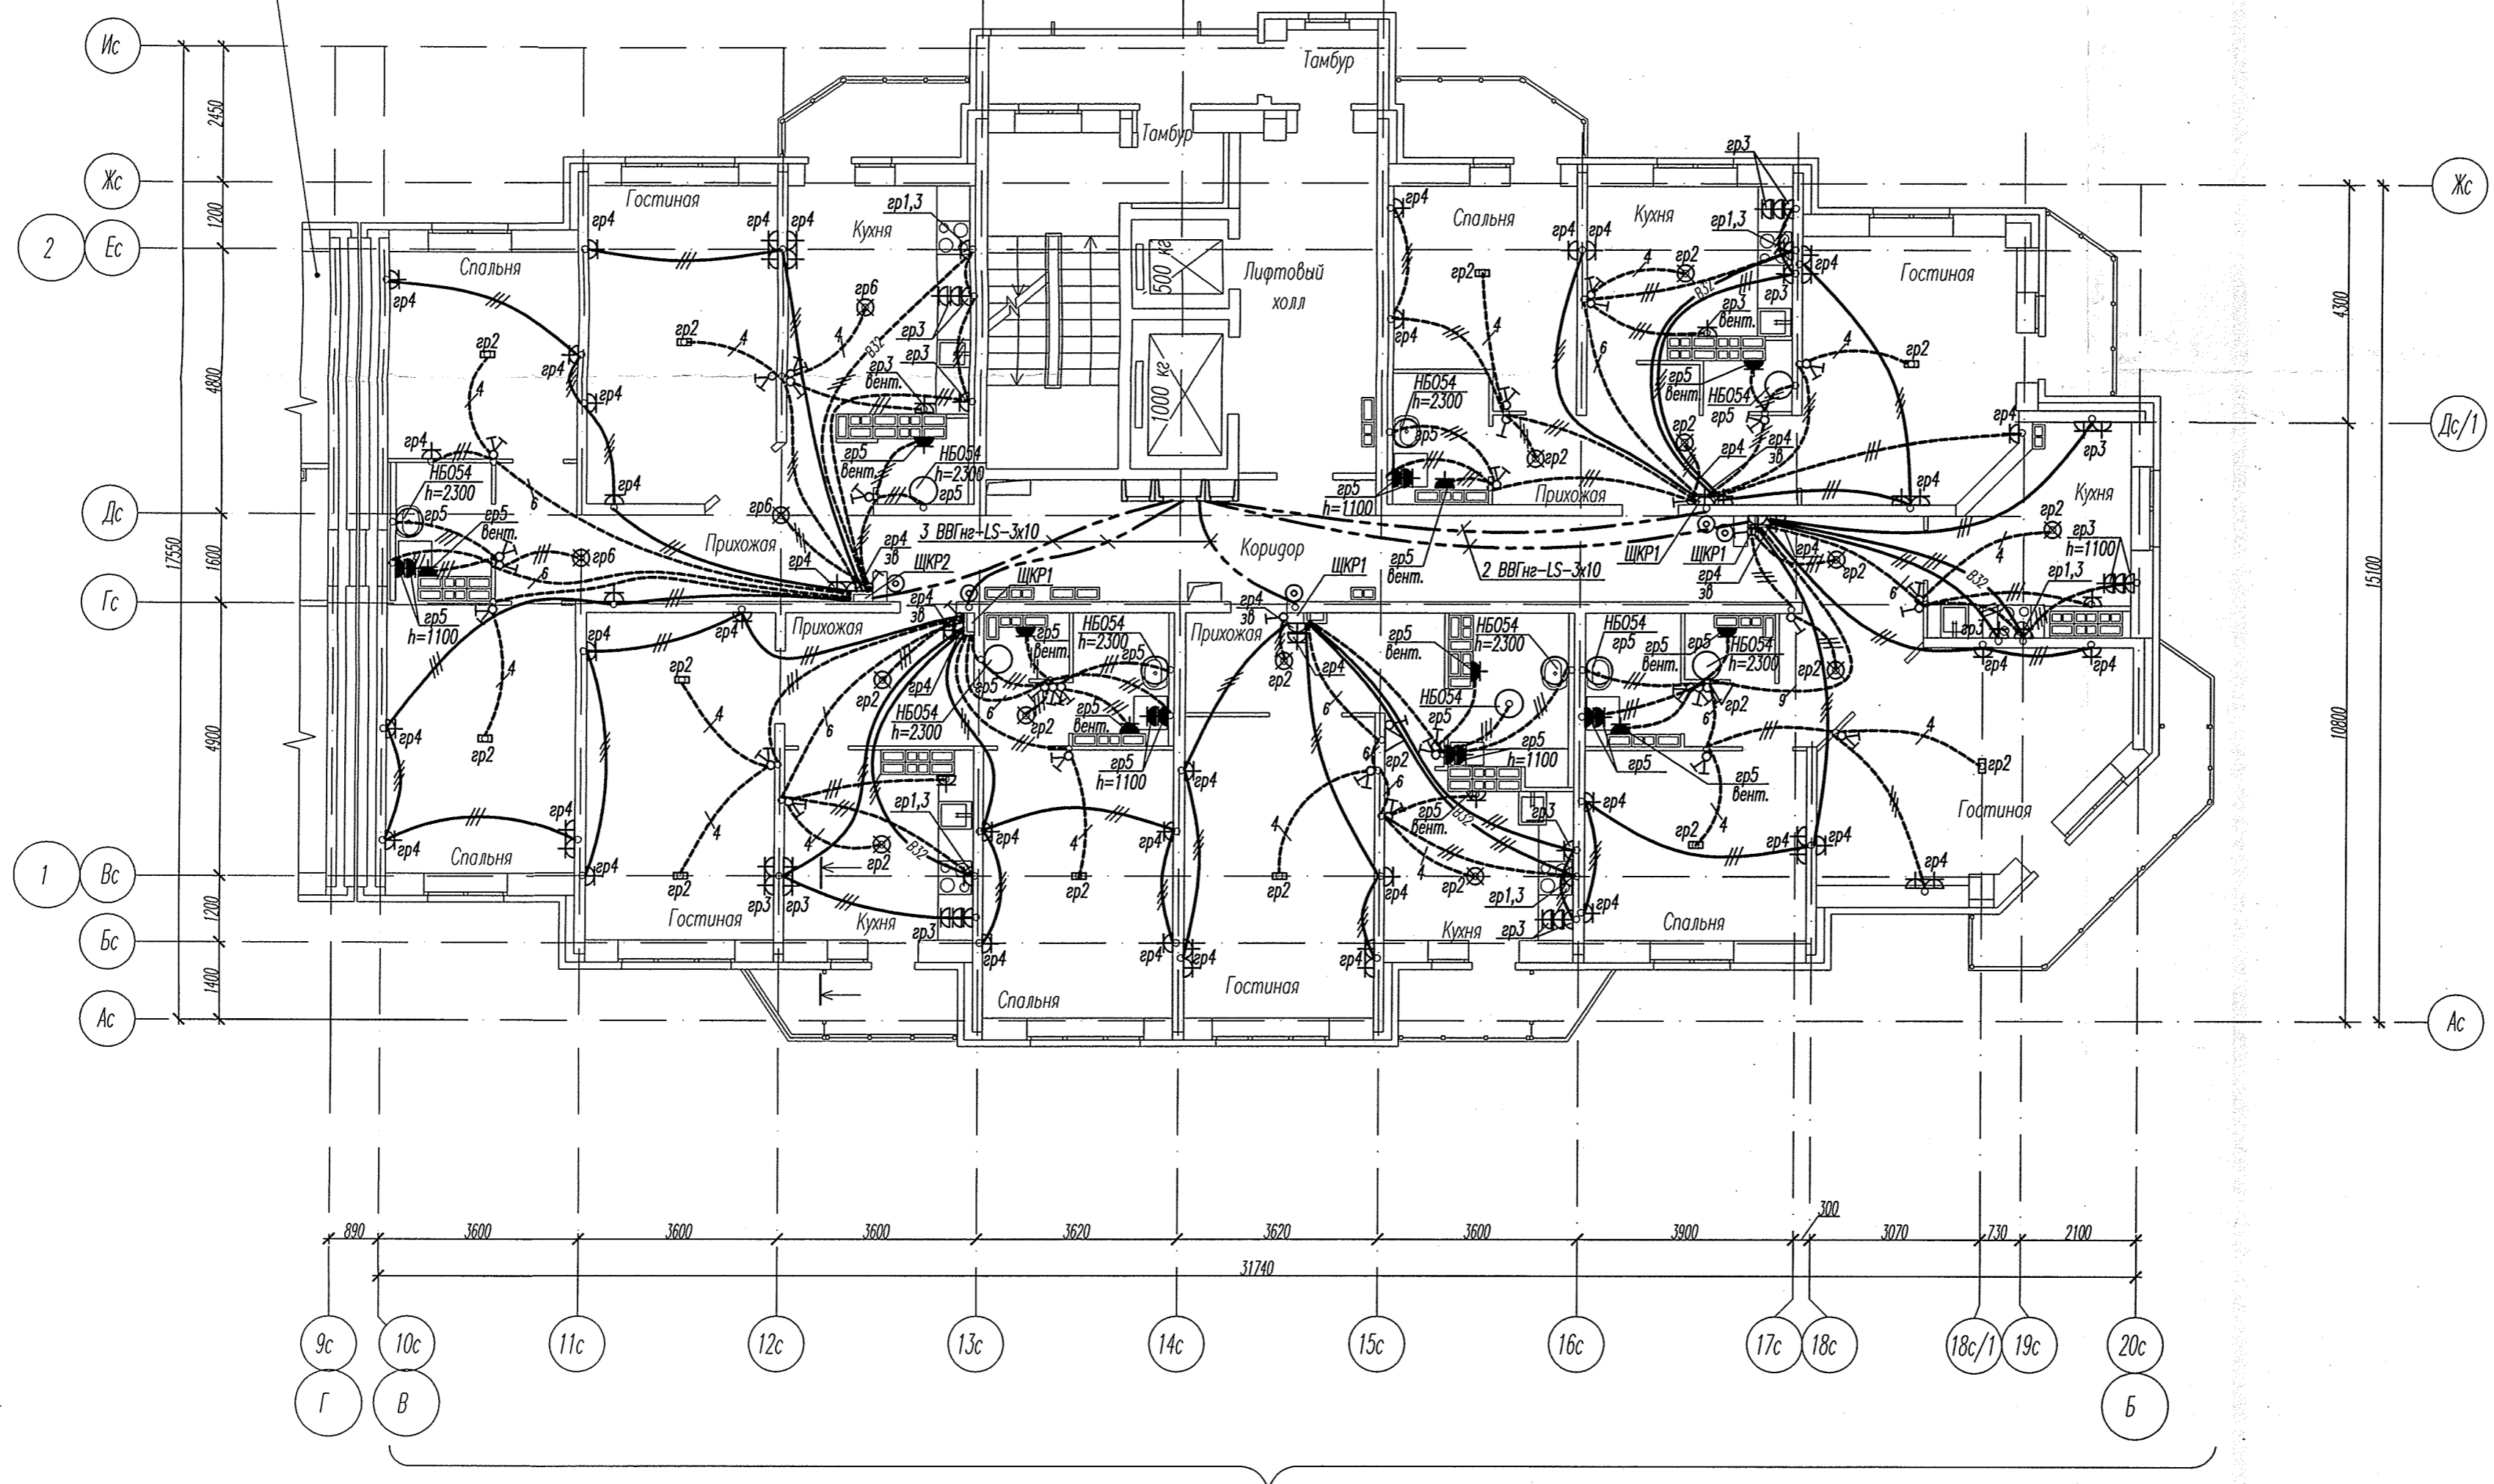

Первый пусковой комплекс

Электроснабжение квартир предусматривать от щита этажного до квартирного открыто за подвесным потолком. Питание квартир предусмотрено однофазное.

В квартирах максимально размещать электротехнические приборы на прикладках квартирных щитков (розетка, выключатель, розетка для звонка).

АПУ2.53-02-01-ЭЛ1					
Жилой комплекс со встроенно-пристроенными объектами общественного назначения и подземной автостоянкой в квартале ул.Московская-Островского-Айвазовского в Ленинском районе г. Екатеринбурга					
Изм.	Кол.уч.	Лист	№ док.	Подпись	Дата
Жилой дом №2 с офисными помещениями и аптекой. 1 пусковой комплекс				Стадия	Лист
				Р	19
Гл. спец	Гончаренко	<i>[Signature]</i>	01.14	План 16,17 этажей. Расположение сетей электрооборудования квартир	
Провер.	Завьялова	<i>[Signature]</i>	01.14		
Разраб.	Завьялова	<i>[Signature]</i>	01.14		
ЗАО "Корпорация "Атомстройкомплекс"					

Копировал

Формат А2

Инв. N подл. Подпись и дата. Вызам. инв. N