


Экспликация помещений


| Номер помещения | Наименование | Площадь, м2 | Кат. помещения |
|-----------------------|---------------------------------|-------------|----------------|
| Помещения квартир | | | |
| 1 | Гостиная | 74,89 | |
| 2 | Спальная | 66,96 | |
| 3 | Кухня | 52,42 | |
| 4 | Прихожая | 42,80 | |
| 5 | Ванная | 21,29 | |
| 6 | Санузел | 7,36 | |
| 7 | Балкон | 18,21 | |
| 8 | Коридор | 7,83 | |
| | Итого | 291,56 | |
| Общедомовые помещения | | | |
| 9 | Тамбуры | 5,08 | |
| 10 | Лифтовой холл | 14,34 | |
| 11 | Межквартирный коридор | 15,64 | |
| 12 | Незадымляемая лестничная клетка | 17,57 | |
| 13 | Переходная лоджия | 9,00 | |
| ИТОГО | площадь общедомовых помещений: | 61,63 | |

- 2.2
- | | |
|-----------------------------|---------------------------------------|
| M1-BBГн-FRLS-4(1x70)+(1x35) | P2-ABГн-LS-4(1x35)+(1x25) (2-6 эт.) |
| M2-BBГн-FRLS-4(1x70)+(1x35) | P3-ABГн-LS-4(1x35)+(1x25) (7-11 эт.) |
| Гр.2A-BBГн-FRLS-3x4 | P5-ABГн-LS-4(1x35)+(1x25) (12-16 эт.) |
| Гр.5A-BBГн-FRLS-3x2,5 | P6-ABГн-LS-4(1x35)+(1x25) (17-19 эт.) |
| P27-BBГн-FRLS-3x4 | P7-ABГн-LS-4(1x35)+(1x25) (20-24 эт.) |
| | Гр.2-BBГн-LS-3x4 |

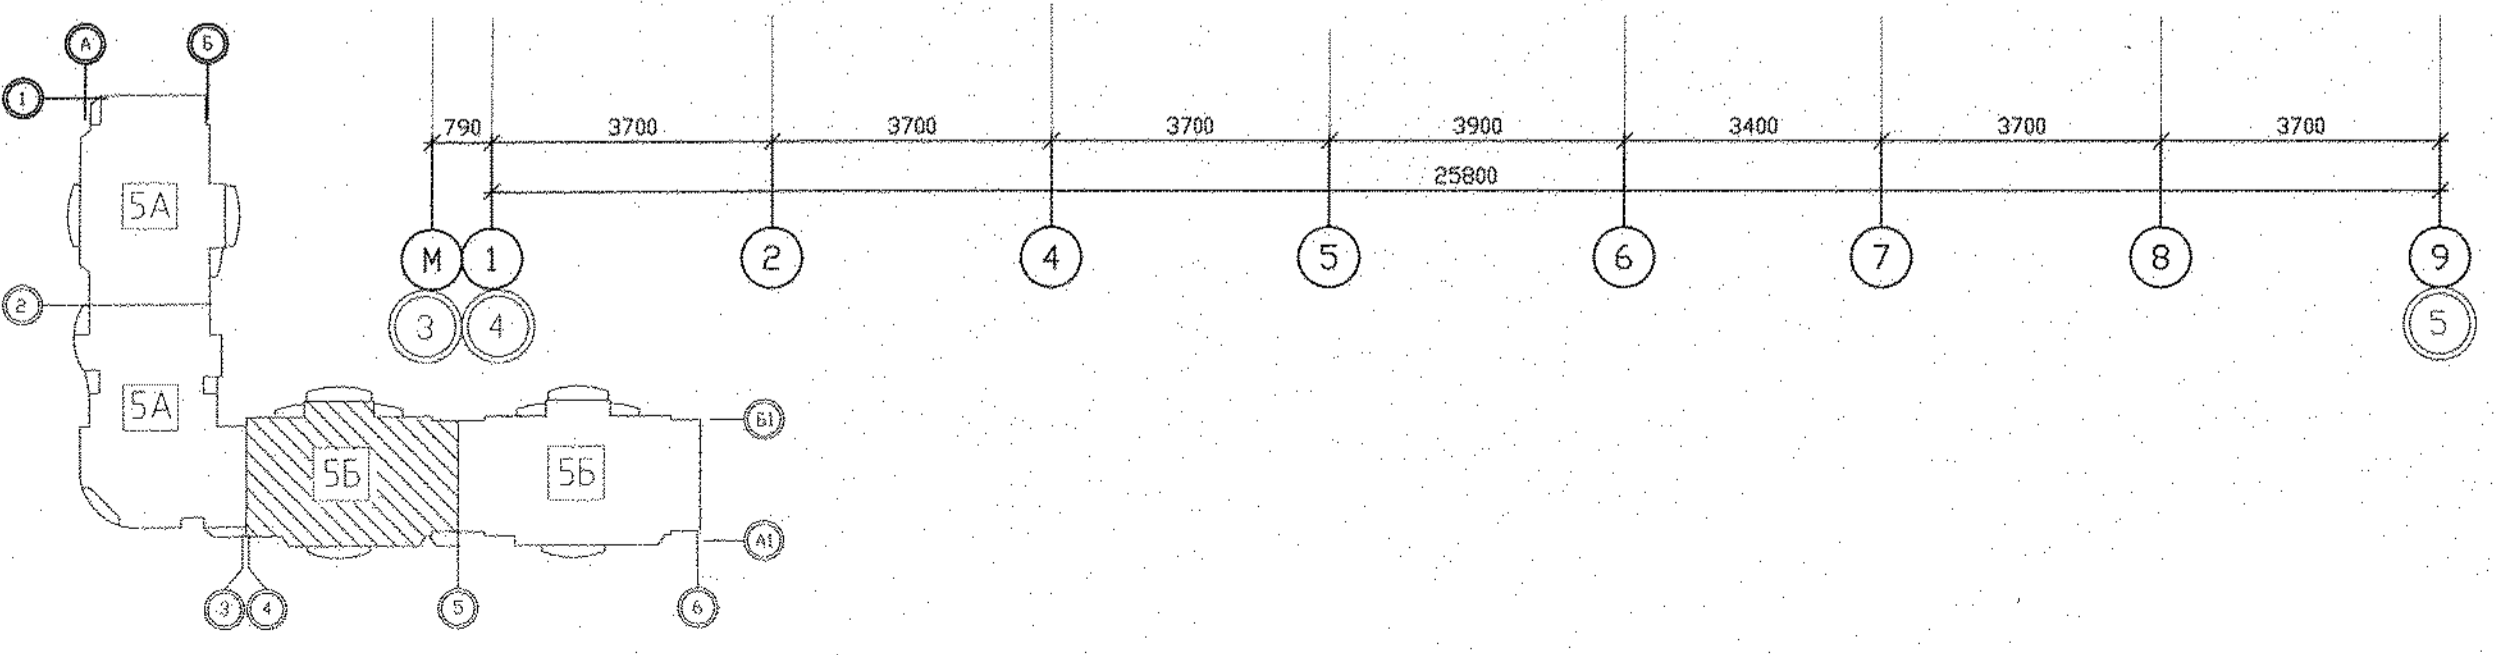

| АПУ.005-05Б-ЭЛ | | | | | |
|---|-----------|------|--------|----------|----------|
| 2 | 3 | - | 159-15 | 10.07.15 | 24.10.15 |
| 1 | - | Зам | 159-15 | 10.07.15 | 15.01.16 |
| Изм. | Кол. уч. | Лист | № док. | Подпись | Дата |
| Разработал | Карманова | | | | 10.07.15 |
| Гл. спец. | Багина | | | | 10.07.15 |
| II очередь строительства. Многоквартирный жилой дом N 5. Пусковой комплекс 1. 19-21-25-этажная блок-секция 5Б | | | | | |
| План 2 - 18 этажей в осях 4-5. Расположение электрических сетей. | | | Стадия | Лист | Листов |
| | | | P | 18 | |
| ЗАО КОРПОРАЦИЯ АТОМСТРОЙКОМПЛЕКС | | | | | |
| ГАП | Чирков | | | | 10.07.15 |


Имя и дата
Подпись
Взам. инв.
Инв. подл.
Суслак
Пашаева
Решетникова
БС
01.11.15
01.11.15
01.11.15
01.11.15

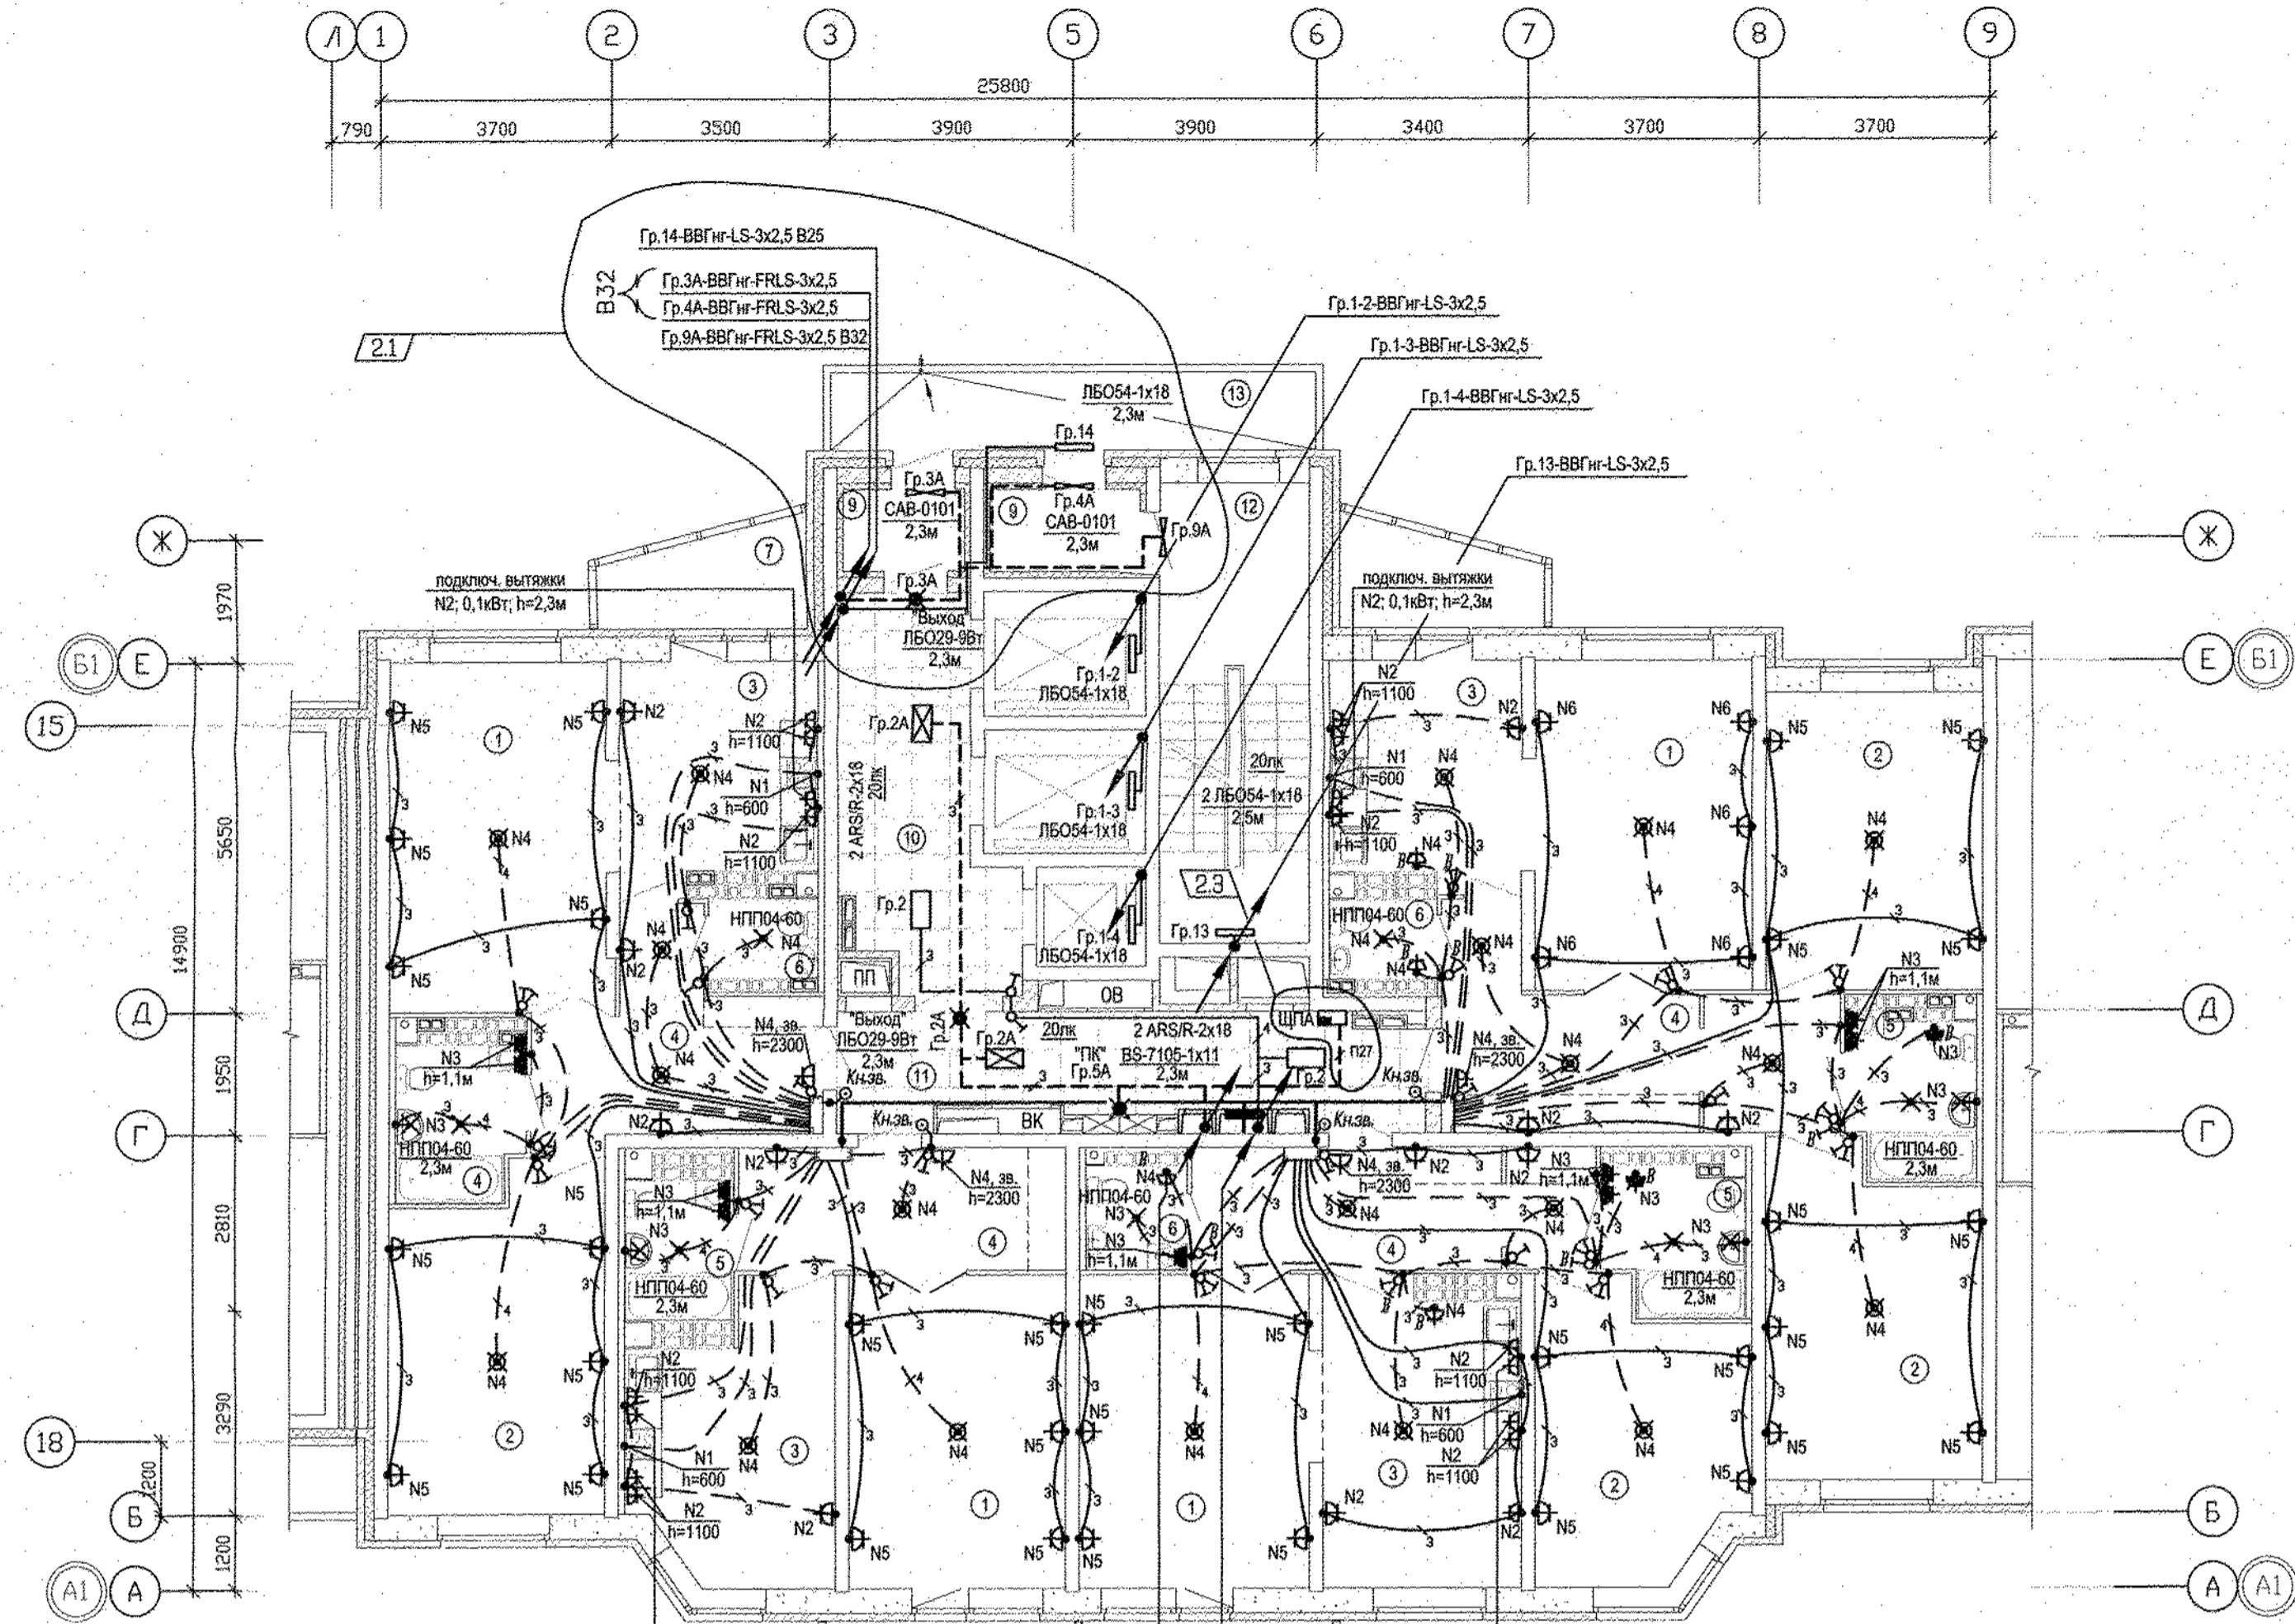


Экспликация помещений

| Номер помещения | Наименование | Площадь, м2 | Кат. помещения |
|-----------------------|---------------------------------|-------------|----------------|
| Помещения квартир | | | |
| 1 | Гостиная | 74,89 | |
| 2 | Спальная | 66,96 | |
| 3 | Кухня | 52,42 | |
| 4 | Прихожая | 42,80 | |
| 5 | Ванная | 21,29 | |
| 6 | Санузел | 7,36 | |
| 7 | Балкон | 18,21 | |
| 8 | Коридор | 7,83 | |
| | Итого | 291,56 | |
| Общедомовые помещения | | | |
| 9 | Тамбуры | 5,08 | |
| 10 | Лифтовой холл | 14,34 | |
| 11 | Межквартирный коридор | 15,64 | |
| 12 | Незадымляемая лестничная клетка | 17,57 | |
| 13 | Переходная лоджия | 9,00 | |
| ИТОГО | площадь общедомовых помещений: | 61,63 | |

Имя и дата
Подпись и дата
Взам. инв.Н
Об
ВК

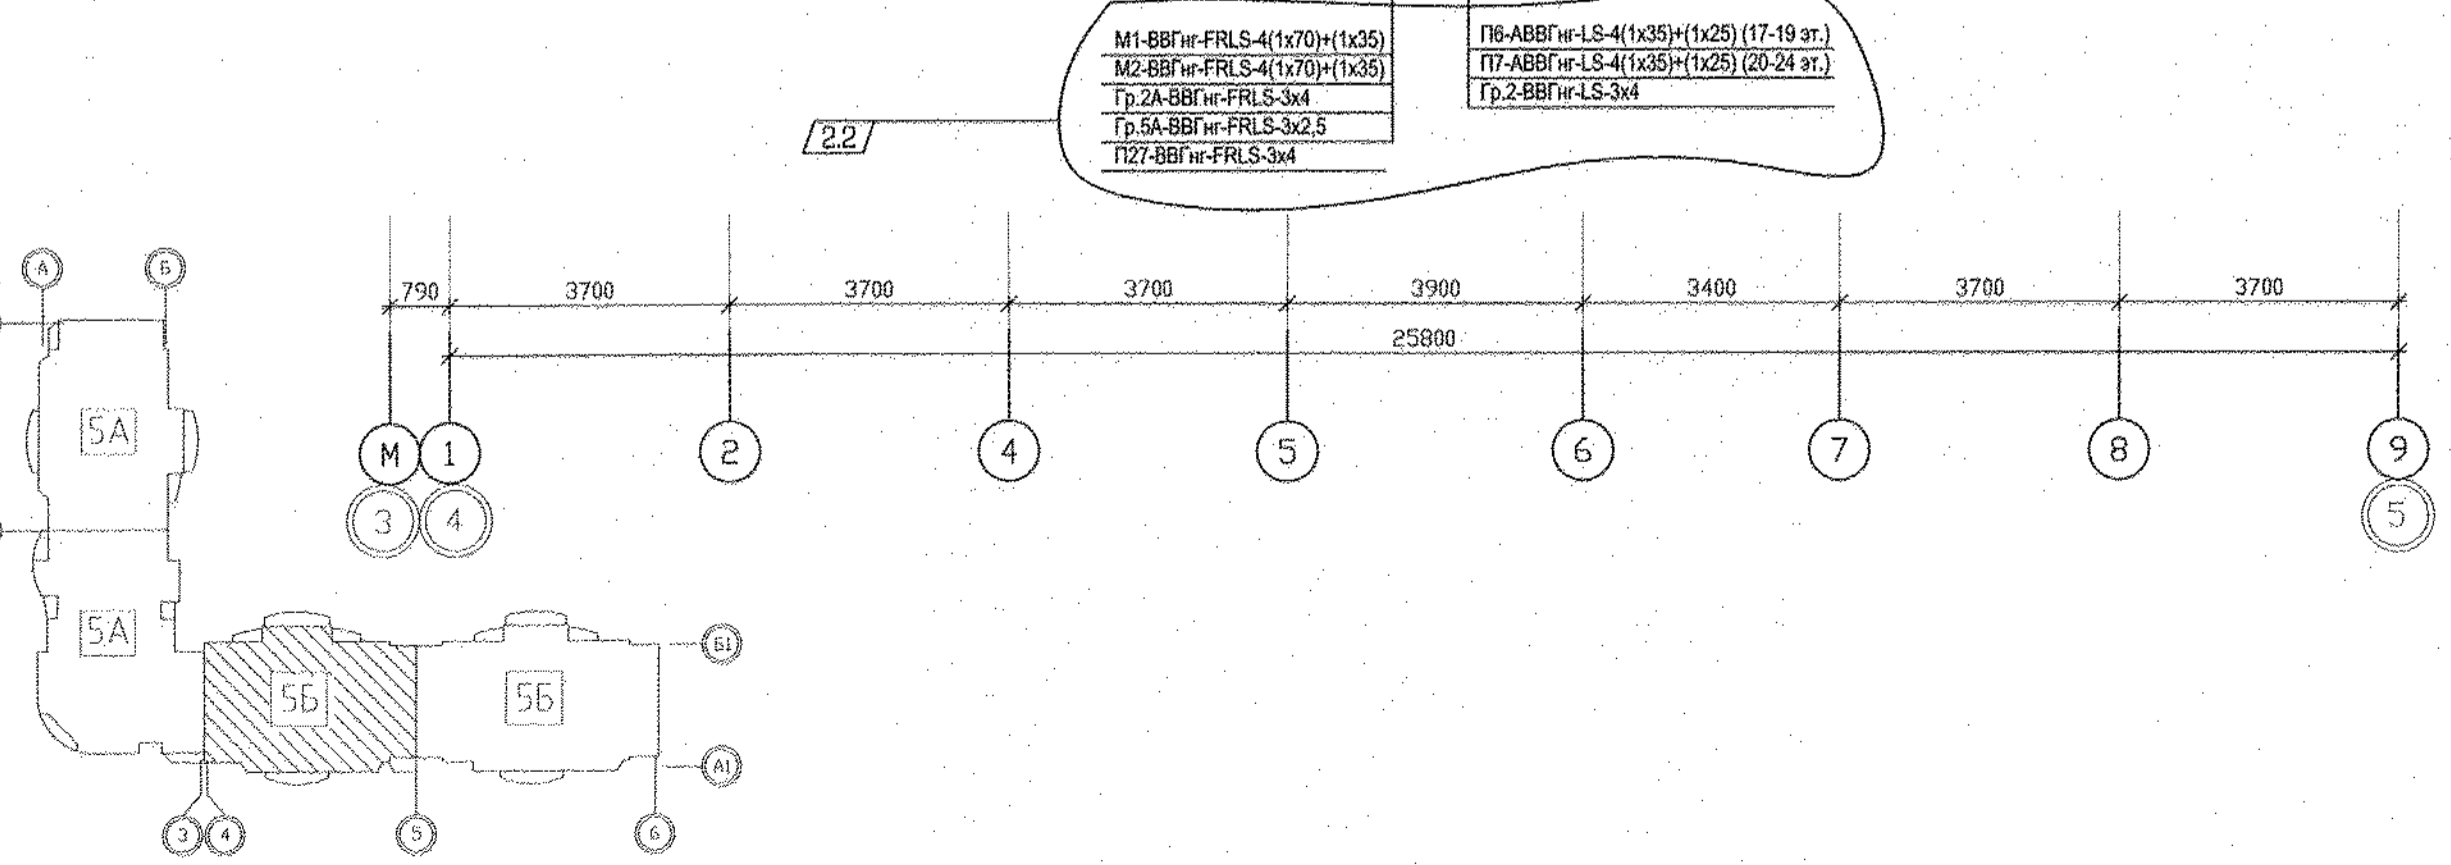

| АПУ.005-05Б-ЭЛ | | | | | | |
|---|-----------|----------|--------|----------|----------|---|
| 2 | 3 | - | 159-15 | 15.07.15 | 24.10.16 | Комплекс жилых домов с объектами обслуживания и подземным гаражом по улице Ирбитской -Данилы Зверева - Вилонова - Раевского в Кировском районе г. Екатеринбурга |
| 1 | - | Зам | 159-15 | 15.07.15 | 15.01.16 | |
| Изм. | Кол. уч. | Лист | № док. | Подпись | Дата | |
| Разработал | Карманова | 10.07.16 | | | | II очередь строительства. Многосекционный жилой дом N 5. Пусковой комплекс 1. 19-21-25-этажная блок-секция 5Б |
| Гл. спец. | Багина | 10.07.15 | | | | |
| План 19-20 этажей в осях 4-5. Расположение электрических сетей. | | | | | | |
| ГАП | Чирков | 10.07.15 | | | | АО КОРПОРАЦИЯ АТОМСТРОЙКОМПЛЕКС |

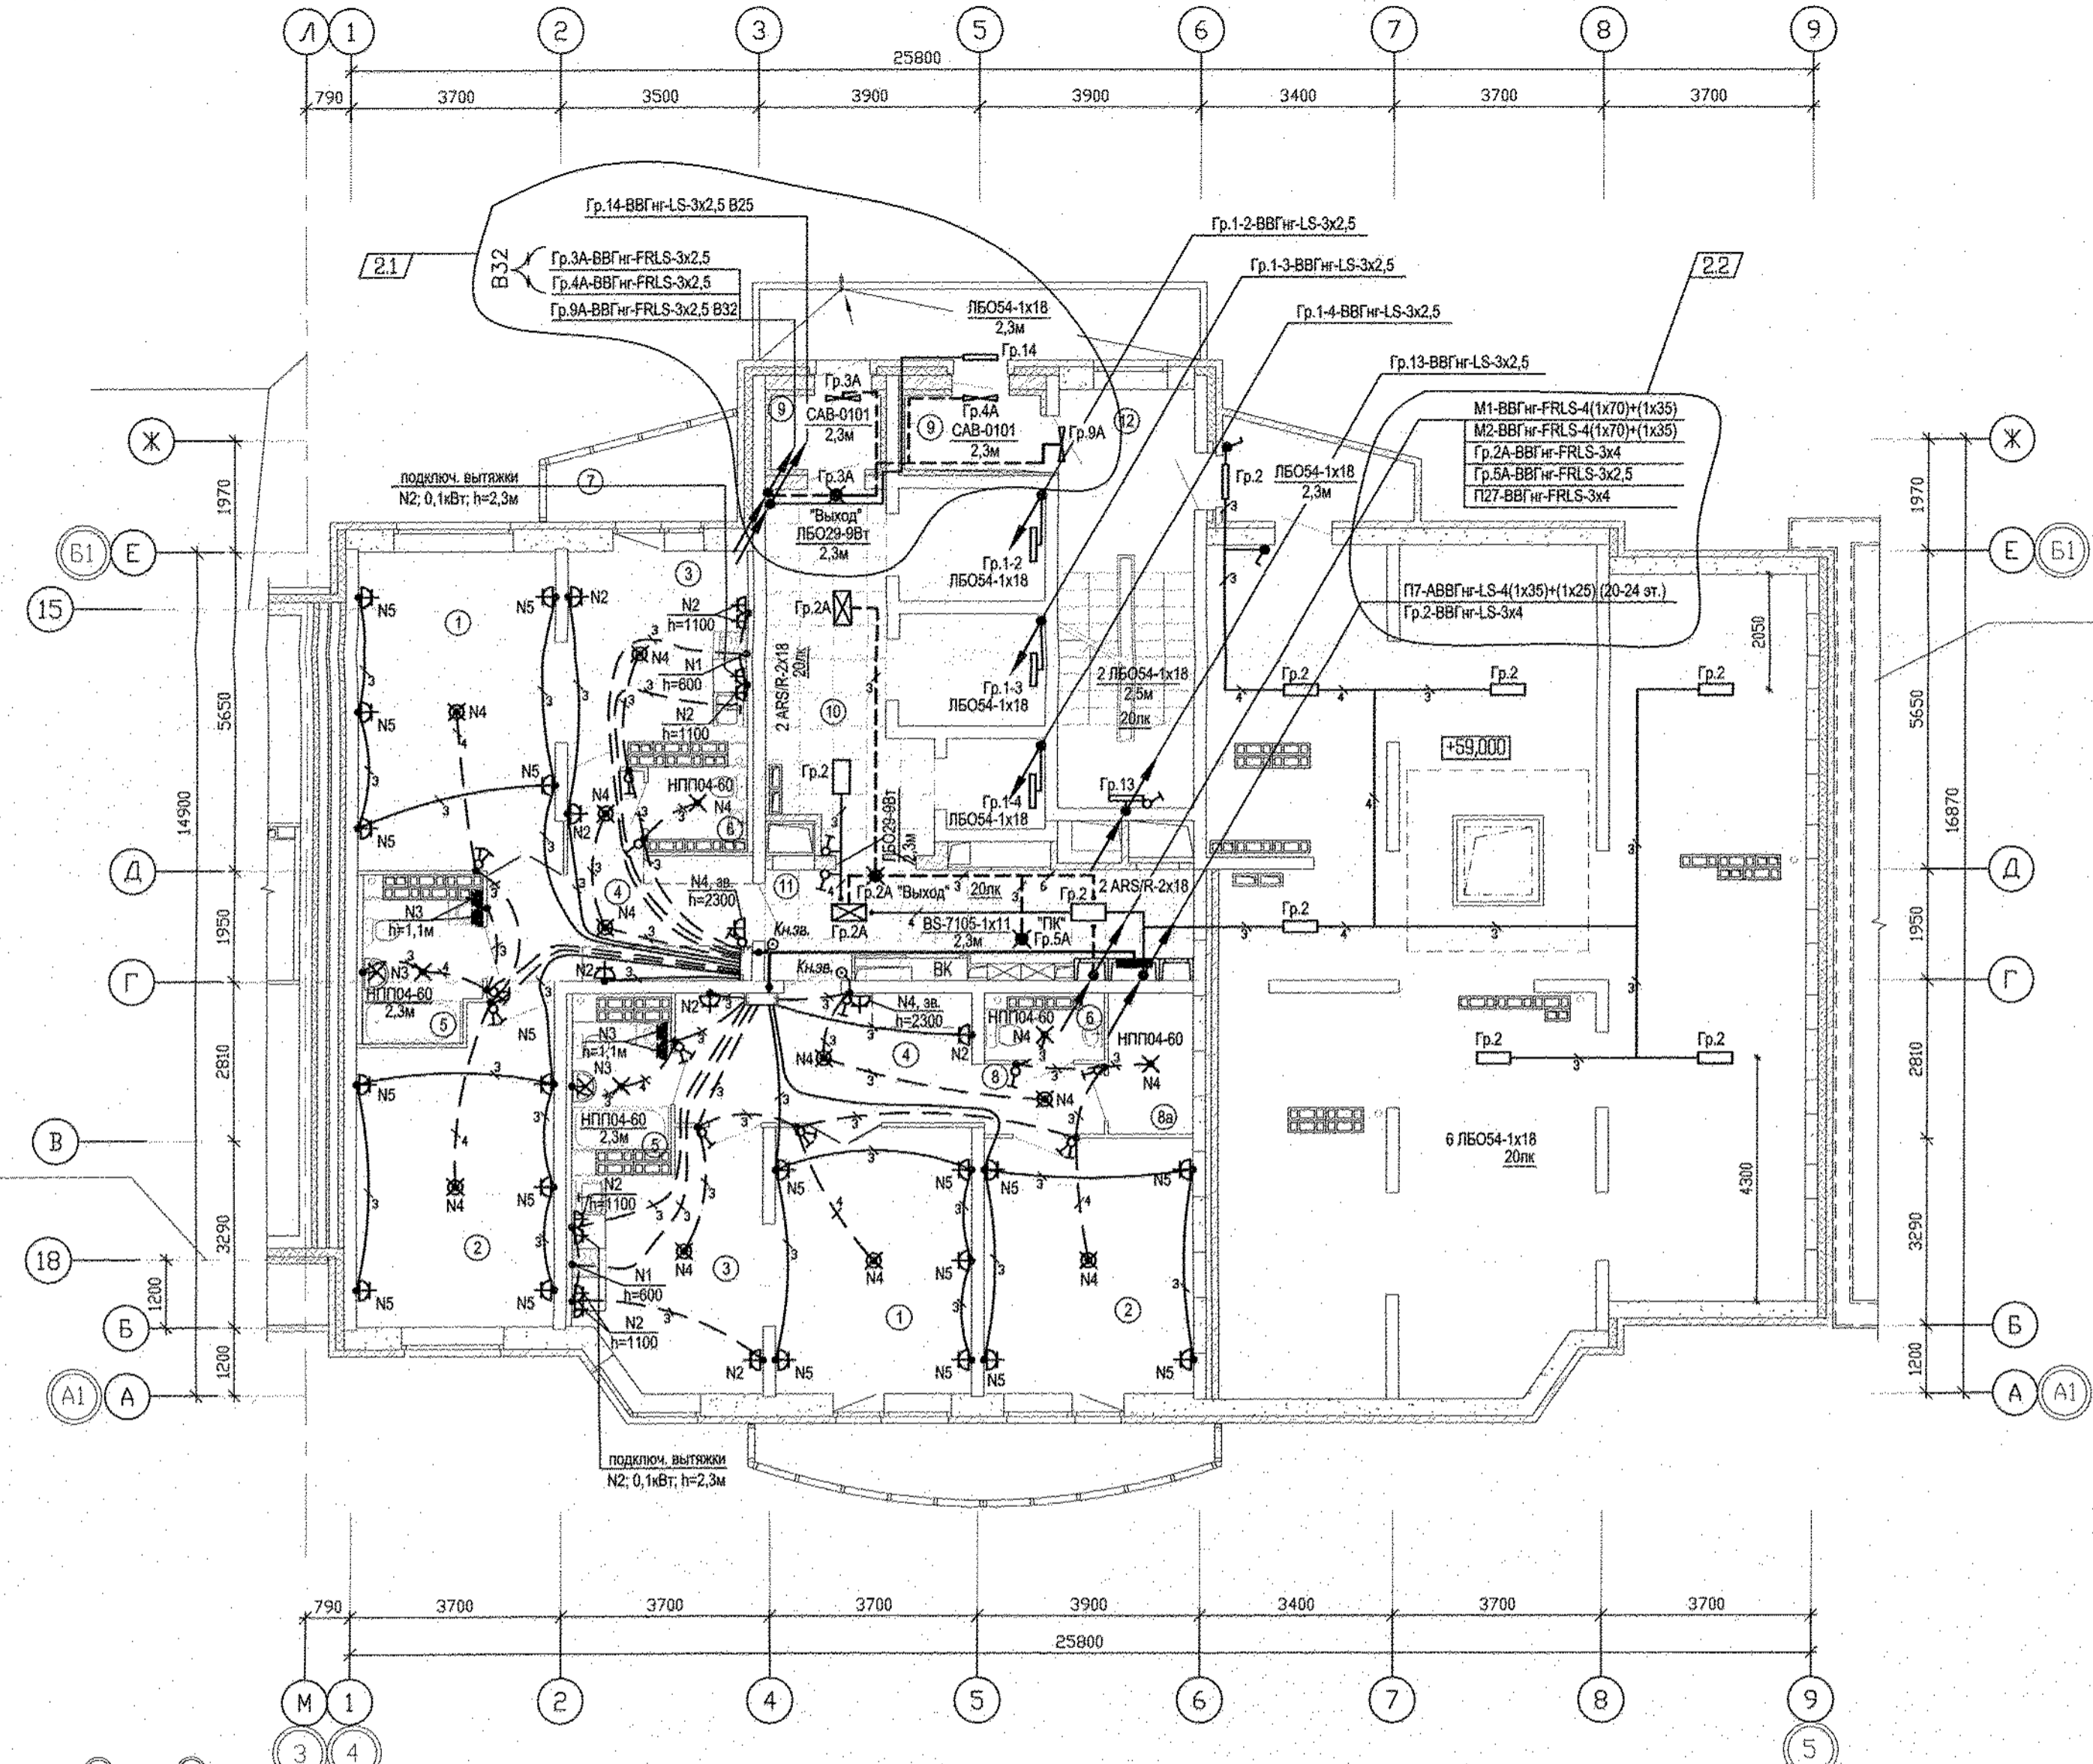


Экспликация помещений

| Номер помещения | Наименование | Площадь, м2 | Кат. помещения |
|-----------------------|---------------------------------------|---------------|----------------|
| Помещения квартир | | | |
| 1 | Гостиная | 36,62 | |
| 2 | Спальная | 34,64 | |
| 3 | Кухня | 24,36 | |
| 4 | Прихожая | 23,96 | |
| 5 | Ванная | 8,89 | |
| 6 | Санузел | 4,14 | |
| 7 | Балкон | 13,83 | |
| 8 | Коридор | 2,55 | |
| 8а | Кладовая | 3,67 | |
| | Итого | 152,66 | |
| Общедомовые помещения | | | |
| 9 | Тамбуры | 5,54 | |
| 10 | Лифтовой холл | 14,34 | |
| 11 | Межквартирный коридор | 12,30 | |
| 12 | Незадымляемая лестничная клетка | 17,57 | |
| 13 | Переходная лоджия | 11,11 | |
| ИТОГО | площадь общедомовых помещений: | 60,86 | |

| | | |
|------------|---------|------|
| Имя и дата | Подпись | Дата |
| Имя и дата | Подпись | Дата |
| АПУ.005-05Б-ЭЛ | | | | | | | |
|--|-----------|------|--------|---------|----------|--|--|
| 2 | 2 | - | 159-15 | Чирков | 24.10.15 | Комплекс жилых домов с объектами обслуживания и подземным гаражом по улице Ирбитской -Данилы Зверева - Вилонова - Раевского в Кировском районе г. Екатеринбург | |
| 1 | - | Зам | 159-15 | Чирков | 15.01.16 | | |
| Изм. | Кол. уч. | Лист | № док. | Подпись | Дата | II очередь строительства. Многоэтажный жилой дом N 5. Пусковой комплекс 1. 19-21-25-этажная блок-секция 5Б | |
| Разработал | Карманова | | | Чирков | 10.07.15 | | |
| Гл. спец. | Багина | | | Чирков | 10.07.15 | Стадия | |
| | | | | | | Лист | |
| | | | | | | Листов | |
| | | | | | | Р | |
| | | | | | | 20 | |
| План 21 этажа; план технического чердака на отм. +59,000 в осях 4-5. Расположение электрических сетей. | | | | | | ЗАО КОРПОРАЦИЯ АТОМСТРОЙКОМПЛЕКС | |

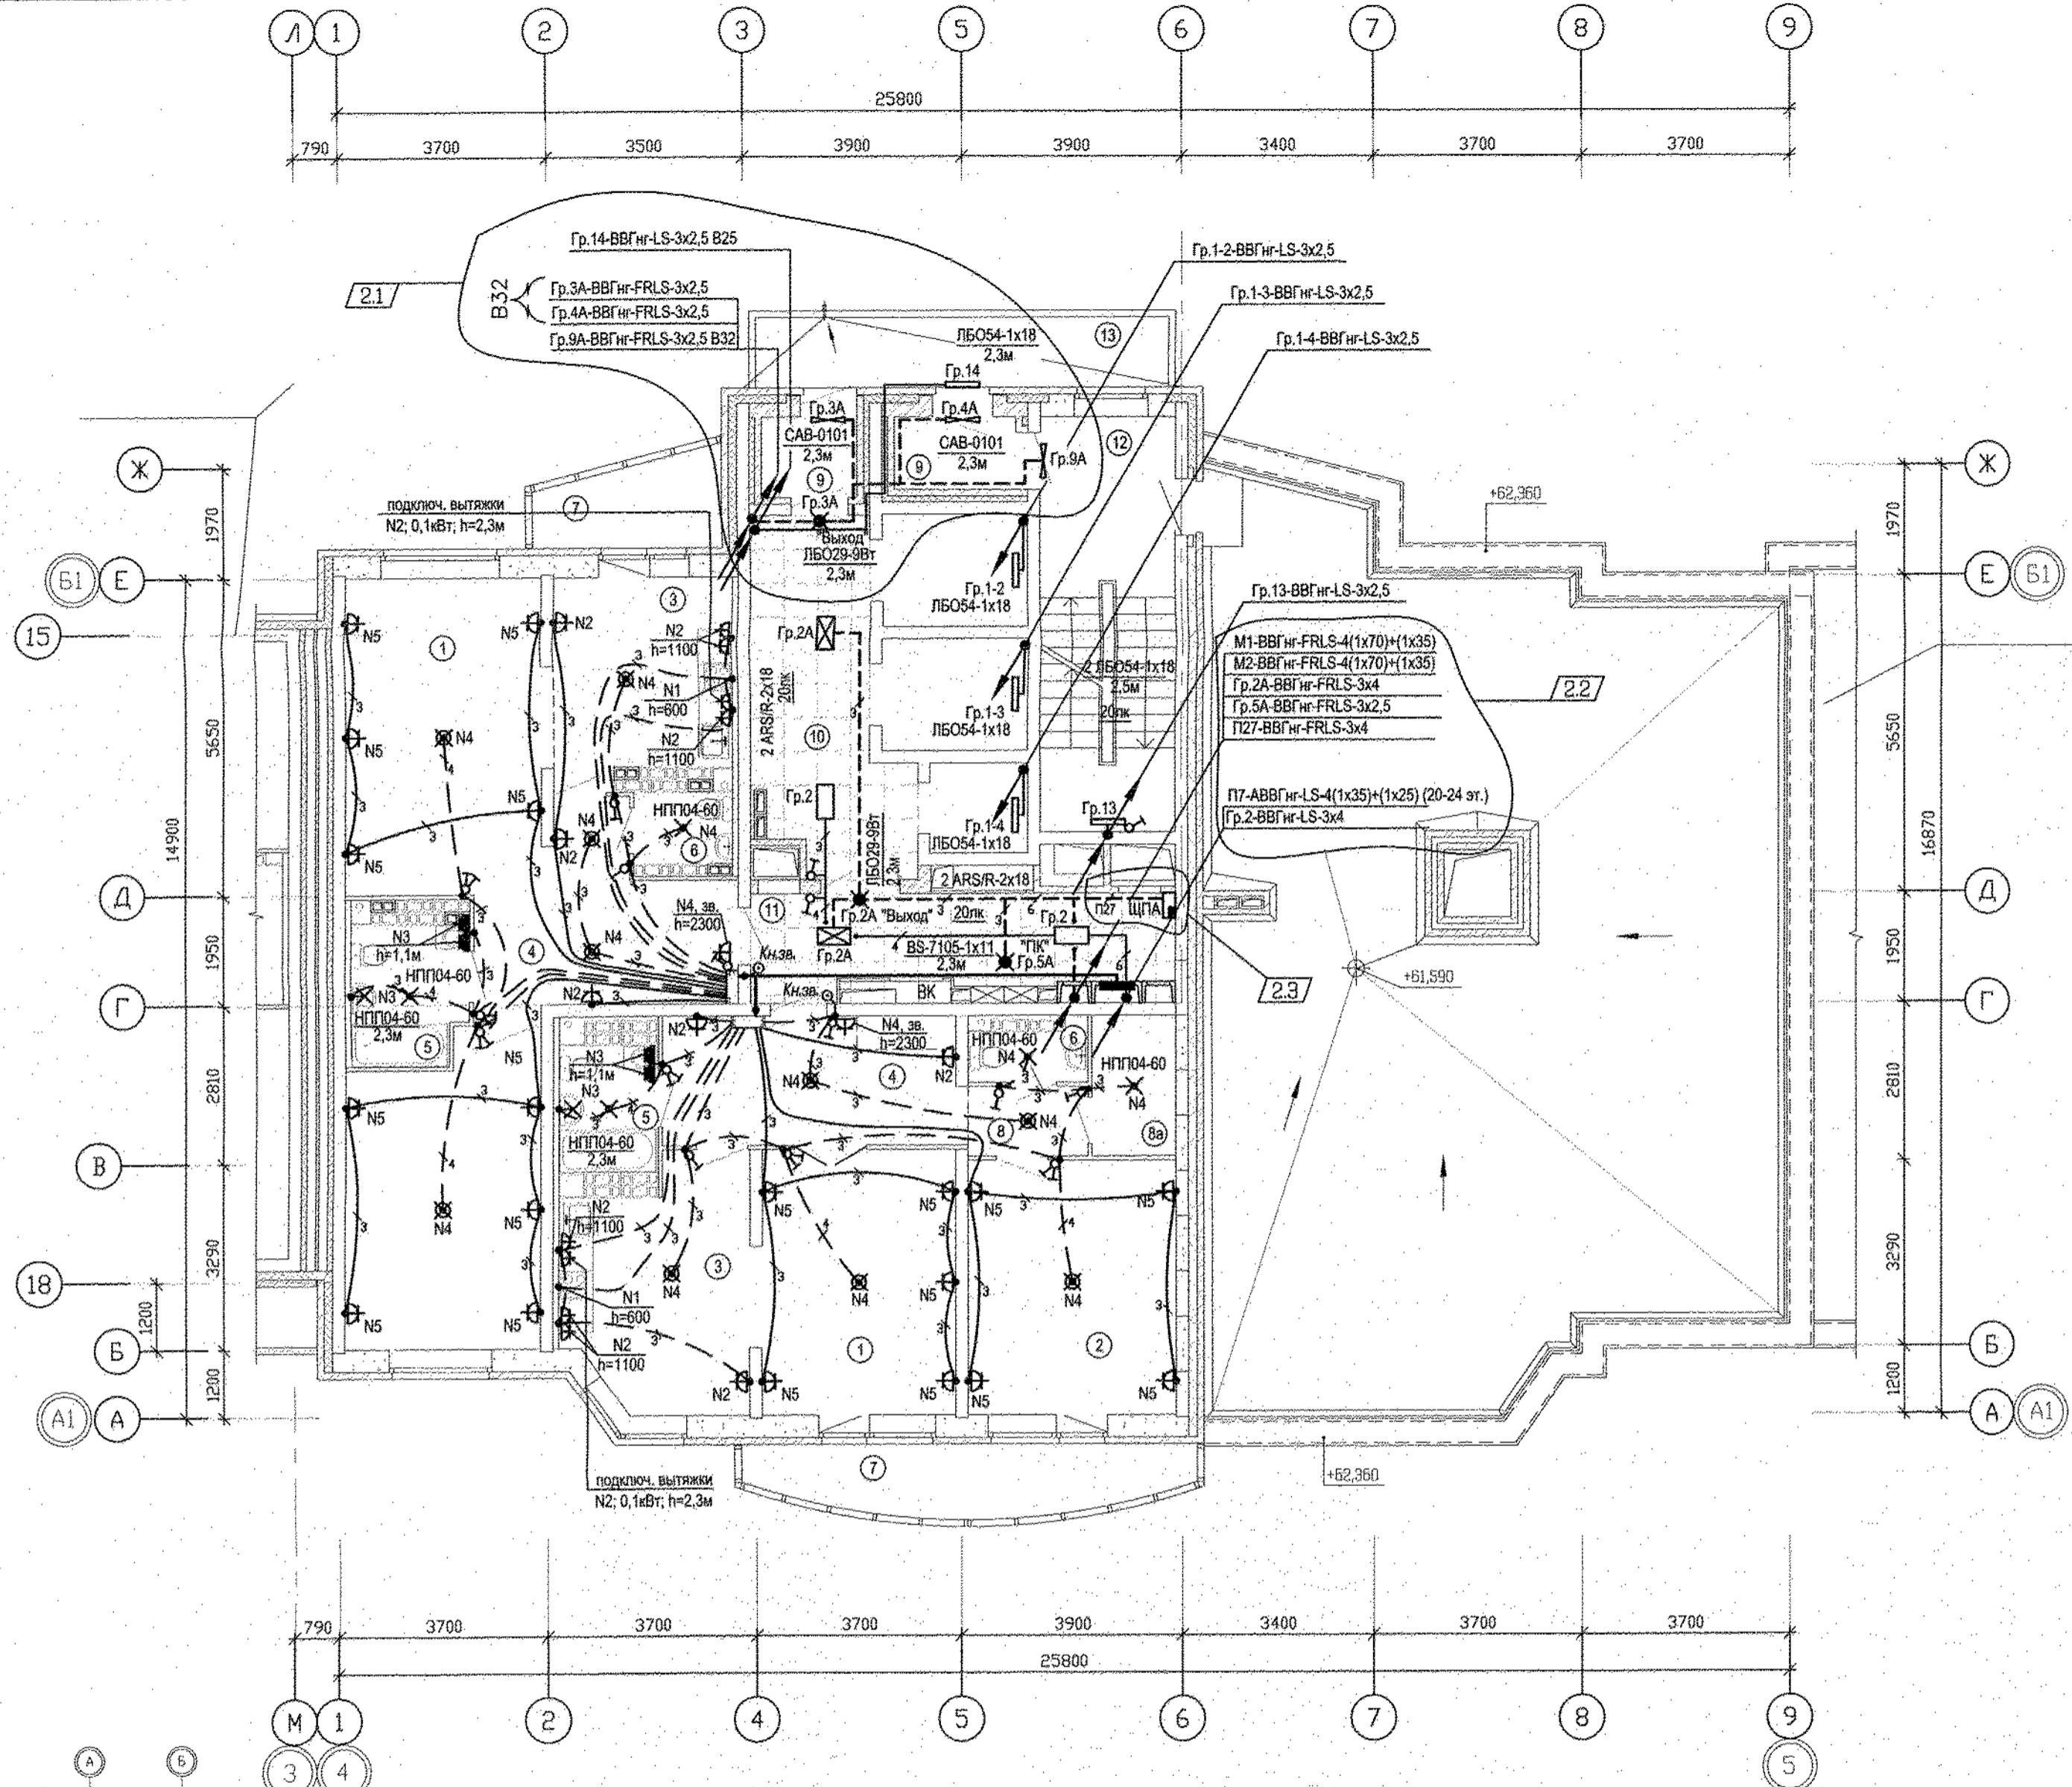

Экспликация помещений

| Номер помещения | Наименование | Площадь, м2 | Кат. помещения |
|-----------------------|---------------------------------|--------------------------------|----------------|
| Помещения квартир | | | |
| 1 | Гостиная | 36,62 | |
| 2 | Спальная | 34,64 | |
| 3 | Кухня | 24,36 | |
| 4 | Прихожая | 23,96 | |
| 5 | Ванная | 8,89 | |
| 6 | Санузел | 4,14 | |
| 7 | Балкон | 13,83 | |
| 8 | Кладовая | 2,55 | |
| | | Итого | 3,67 |
| | | | 152,66 |
| Общедомовые помещения | | | |
| 9 | Тамбуры | 5,08 | |
| 10 | Лифтовой холл | 14,34 | |
| 11 | Межквартирный коридор | 12,30 | |
| 12 | Незадымляемая лестничная клетка | 17,57 | |
| 13 | Переходная лоджия | 9,00 | |
| ИТОГО | | площадь общедомовых помещений: | 58,29 |

| | |
|----------------|-------------|
| Составитель | Бородкина |
| Проверен | Шилин |
| Дизайнер | С.С. |
| 01.11.16 | 01.11.16 |
| 01.11.16 | 01.11.16 |
| Сухачев | Пашаева |
| Решетникова | Решетникова |
| АР | Взам. инв.Н |
| ОВ | |
| БК | |
| Дата | |
| Подпись и дата | |
| Инв.Н подл. | |

| АПУ.005-05Б-ЭЛ | | | | | |
|--|-----------|----------|--------|----------|---|
| 2 | 3 | - | 159-15 | 24.10.16 | Комплекс жилых домов с объектами обслуживания и подземным гаражом по улице Ирбитской -Данилы Зверева - Вилонова - Раевского в Кировском районе г. Екатеринбурга |
| 1 | - | Зам | 159-15 | 15.01.16 | |
| Изм. | Кол. уч. | Лист | № док. | Подпись | Дата |
| Разработал | Карманова | 10.07.15 | | | II очередь строительства. Многосекционный жилой дом N 5. Пусковой комплекс 1. 19-21-25-этажная блок-секция 5Б |
| Гл. спец. | Багина | 10.07.15 | | | |
| План 22 этажа; план кровли на отм. +61.590 в осях 4-5. | | | | | |
| Расположение электрических сетей. | | | | | |
| ИЗДАТЕЛЬСТВО АТОМСТРОЙКОМПЛЕКС | | | | | |