


————— — Труба ПНД Ø25мм в плите перекрытия
 - - - - - Труба ПНД Ø16мм в стяжке пола



Изд. № подл. Подпись и дата. Изм. №

Исполнительная схема №2.1 от 05.04.2021							
Изм.	Кол.уч.	Лист	№ док.	Подпись	Дата		
Разраб.	Заложник	Многоэтажный жилой дом с нежилыми помещениями на первых этажах и подземной автостоянкой по ул. Степана Разина в Чкаловском районе г. Екатеринбурга					
Проверил	Калач	Секция 1М			Стадия	Лист	Листов
Н.контр.	Бардин	Электроосвещение			ИД	1	3
Н.контр.	Проболаров	Строительное задание			ООО		
Исполнительная схема прокладки трубопроводов групповой розеточной сети 2 этажа					"ВилорЭлектроМонтаж"		

Формат А2

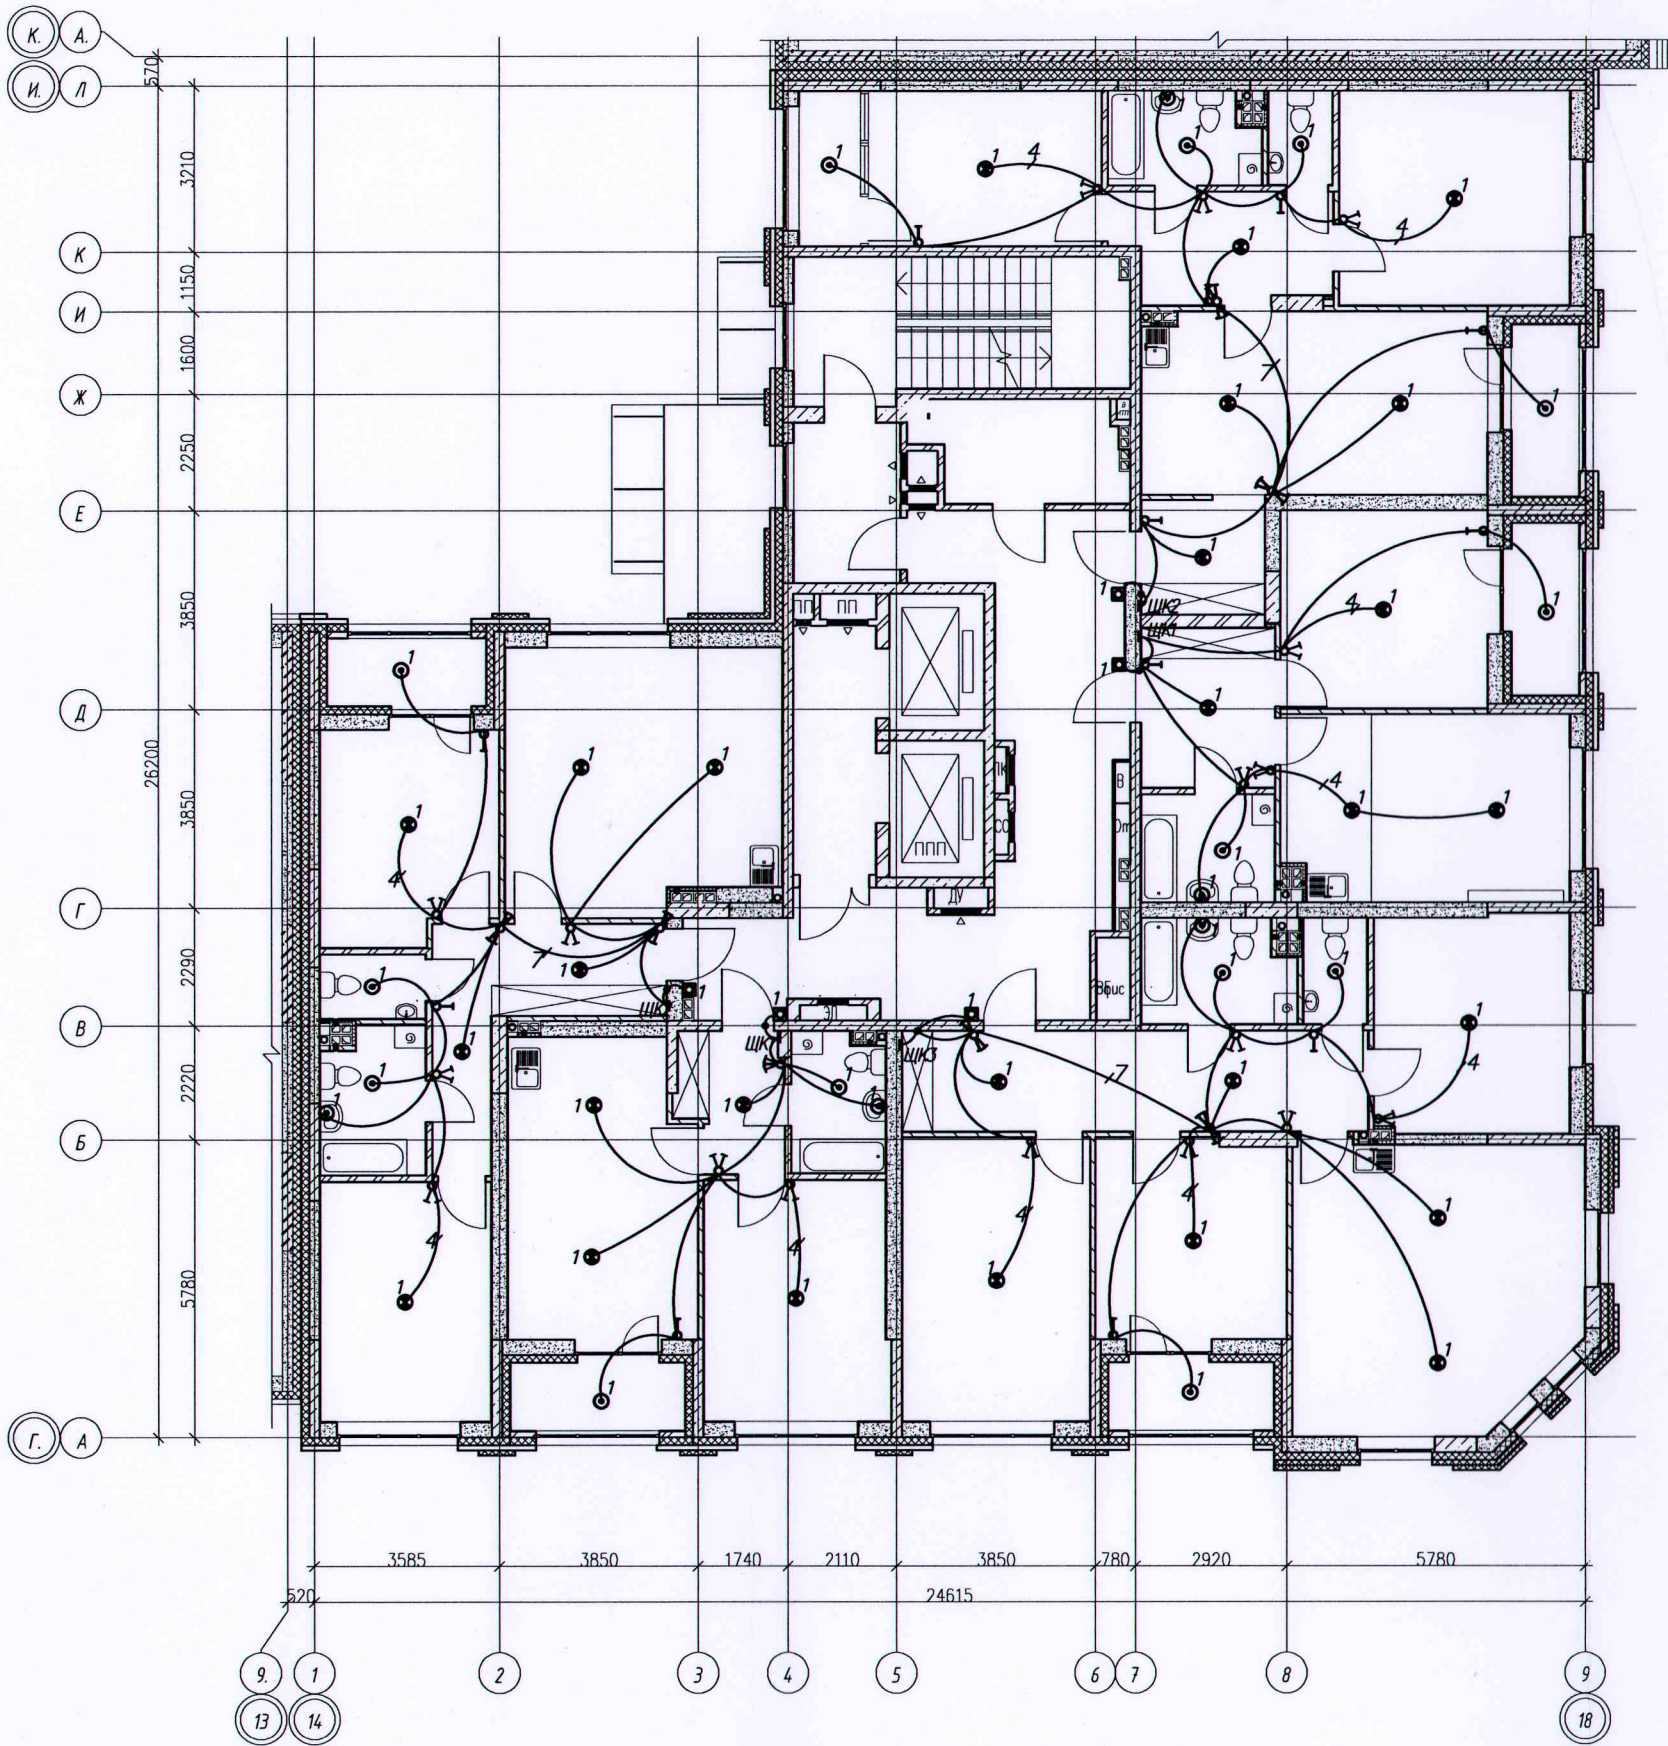


Условные обозначения:
 ————— Скрытая прокладка кабельных линий в замоноличенных ПНД трубах в бороздах, штрабах



					Исполнительная схема №2.2 от 05.04.2021					
					Многоэтажный жилой дом с нежилыми помещениями на первых этажах и подземной автостоянкой по ул. Степана Разина в Чкаловском районе г. Екатеринбурга					
Изм.	Колуч	Лист	№ док	Подпись	Дата	Секция 1М		Стадия	Лист	Листов
						Электроосвещение		ИД	2	3
Проверил	Заложных					Строительное задание				
Н. контр.	Калач					Исполнительная схема прокладки трубопроводов сети освещения 2 этажа		000		
И. к. к. пр.	Бардин					"ВилорЭлектромонтаж"				
	Протова					Формат А2				

Инв. № подл. Подпись и дата. Взам. инв. №

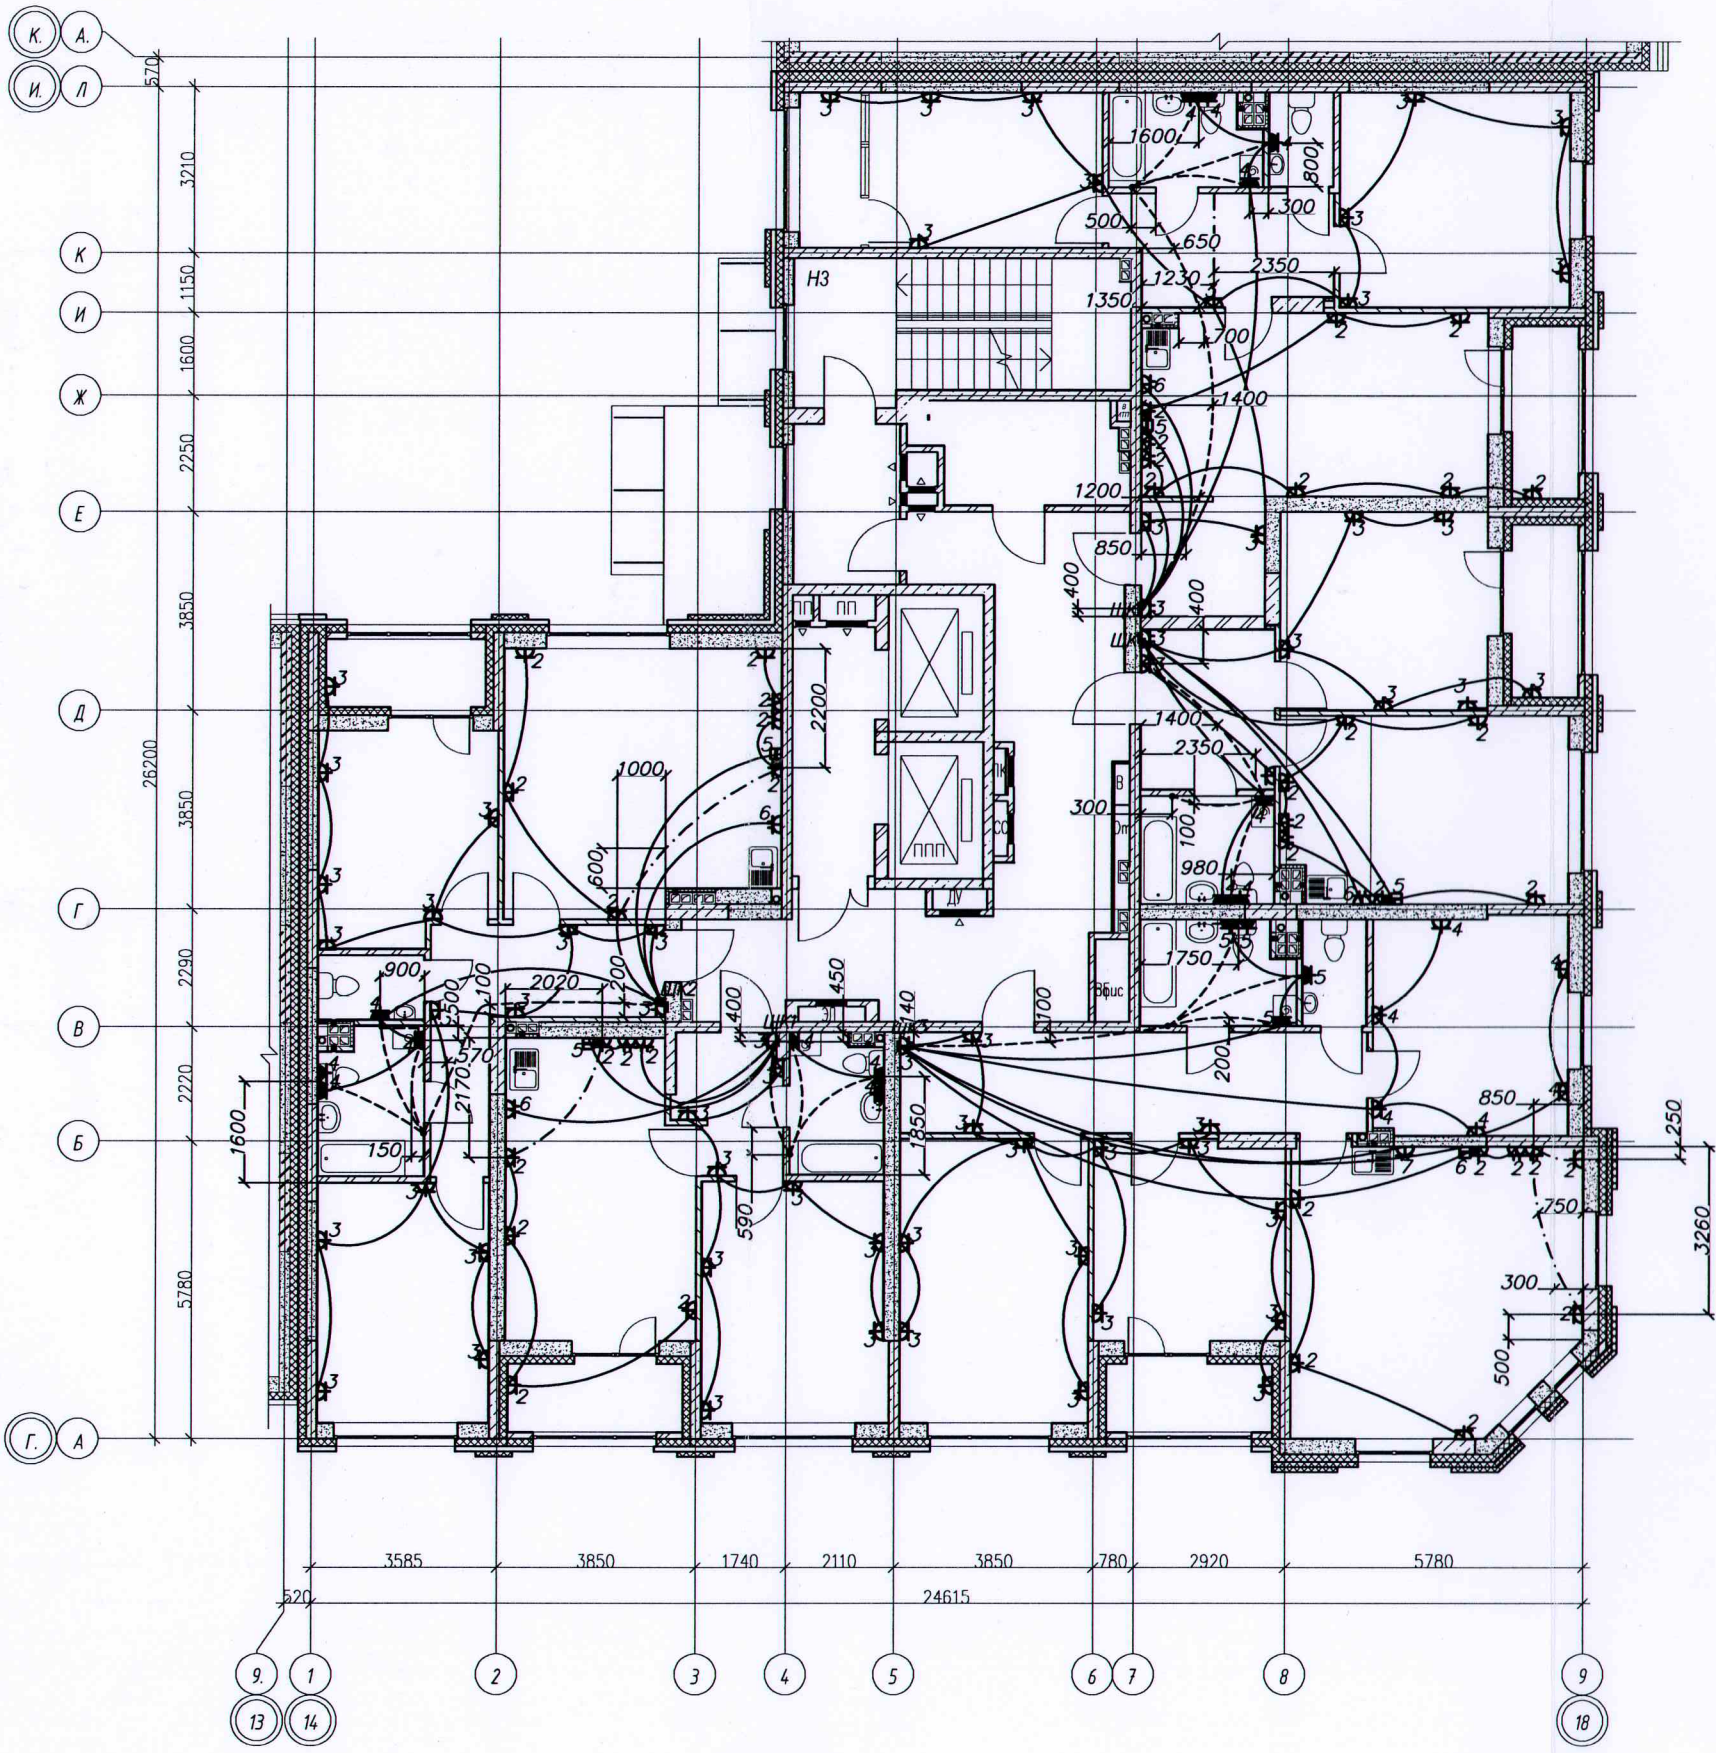


- - - - - проложено в трубе ПНД $\varnothing 20$ мм в стяжке пола
 ————— Труба ПНД $\varnothing 25$ мм в плите перекрытия
 - · - · - · Труба ПНД $\varnothing 16$ мм в стяжке пола

Инв. № подл. Подпись и дата. Взам. инв. №



Исполнительная схема №3.1 от 29.01.2021						
Многоэтажный жилой дом с нежилыми помещениями на первых этажах и подземной автостоянкой по ул. Степана Разина в Чкаловском районе г. Екатеринбурга						
Изм.	Колуч.	Лист	№ док.	Подпись	Дата	
Разраб.	Заложны					
Проверил	Калач					
Н. контр.	Бардин					
И. контр.	Пробаскин					
Секция 1М Электроосвещение Строительное задание				Стадия	Лист	Листов
				ИД	1	2
Исполнительная схема прокладки трубопроводов в групповой розеточной сети 3 этажа				000 "ВилорЭлектромонтаж"		

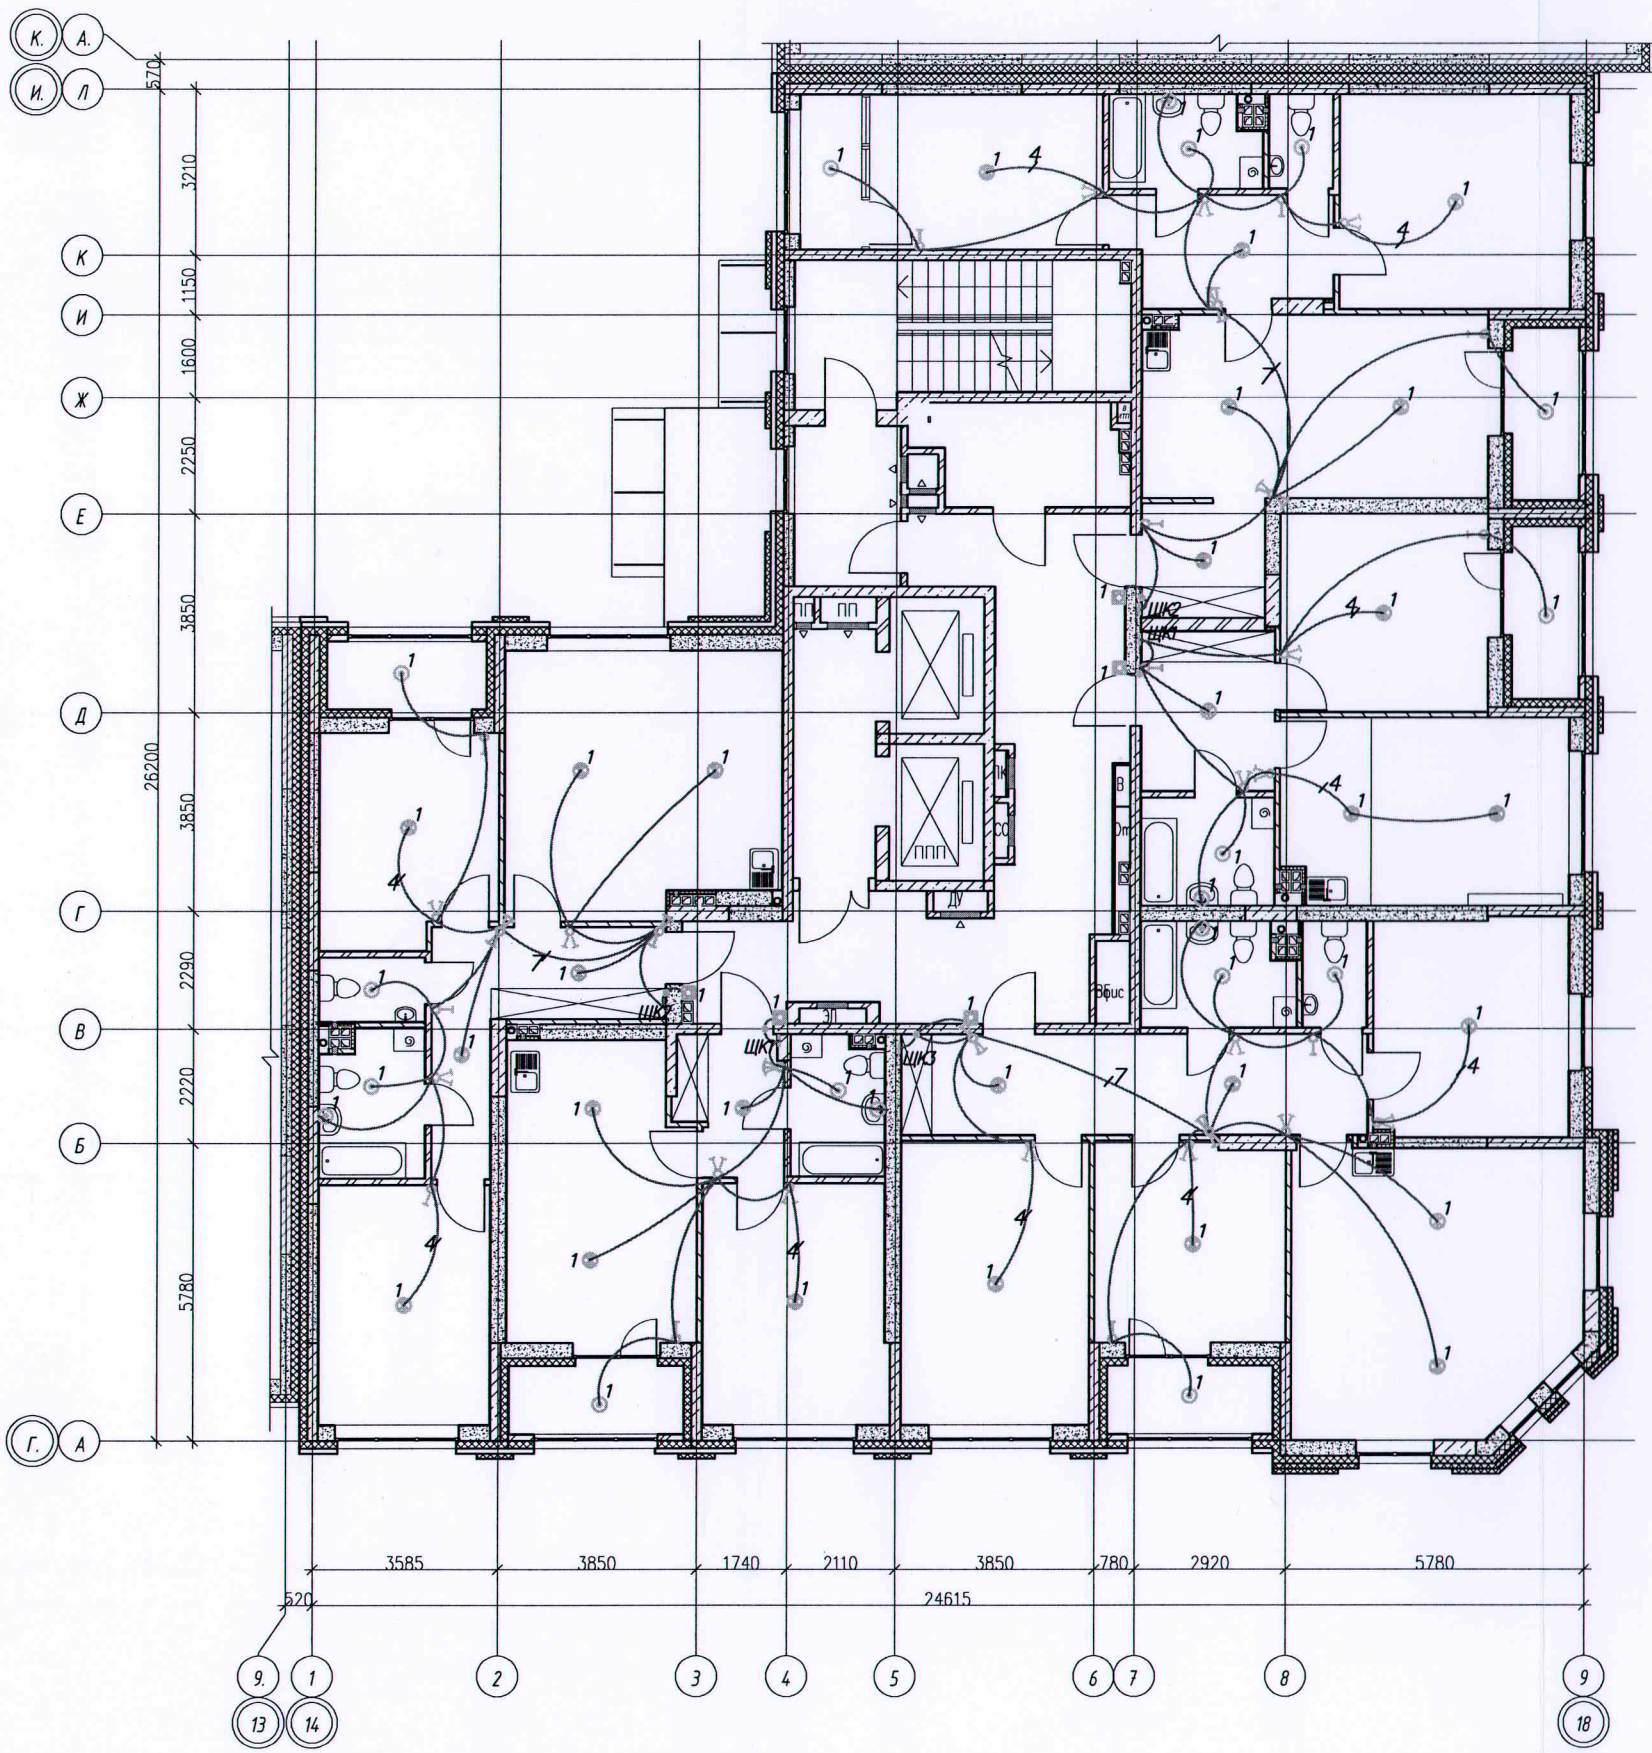


Условные обозначения:
 ————— Скрытая прокладка кабельных линий в
 замоноличенных ПНД трубах в бороздах штрабах




Исполнительная схема №3.2 от 29.01.2021					
Многоэтажный жилой дом с нежилыми помещениями на первых этажах и подземной автостоянкой по ул. Степана Разина в Чкаловском районе г. Екатеринбурга					
Изм.	Колуч.	Лист	№ док.	Подпись	Дата
Разраб.	Заложных				
Проверил	Калач				
Н.контр.	Бардин				
И.контр.	Просторкин				
Секция 1М Электроосвещение Строительное задание				Стадия	Лист
				ИД	2
Исполнительная схема прокладки трубопроводов сети освещения 3 этажа				000	
				"ВилорЭлектромонтаж"	

Инв. № подл. Подпись и дата. Взам. инв. №

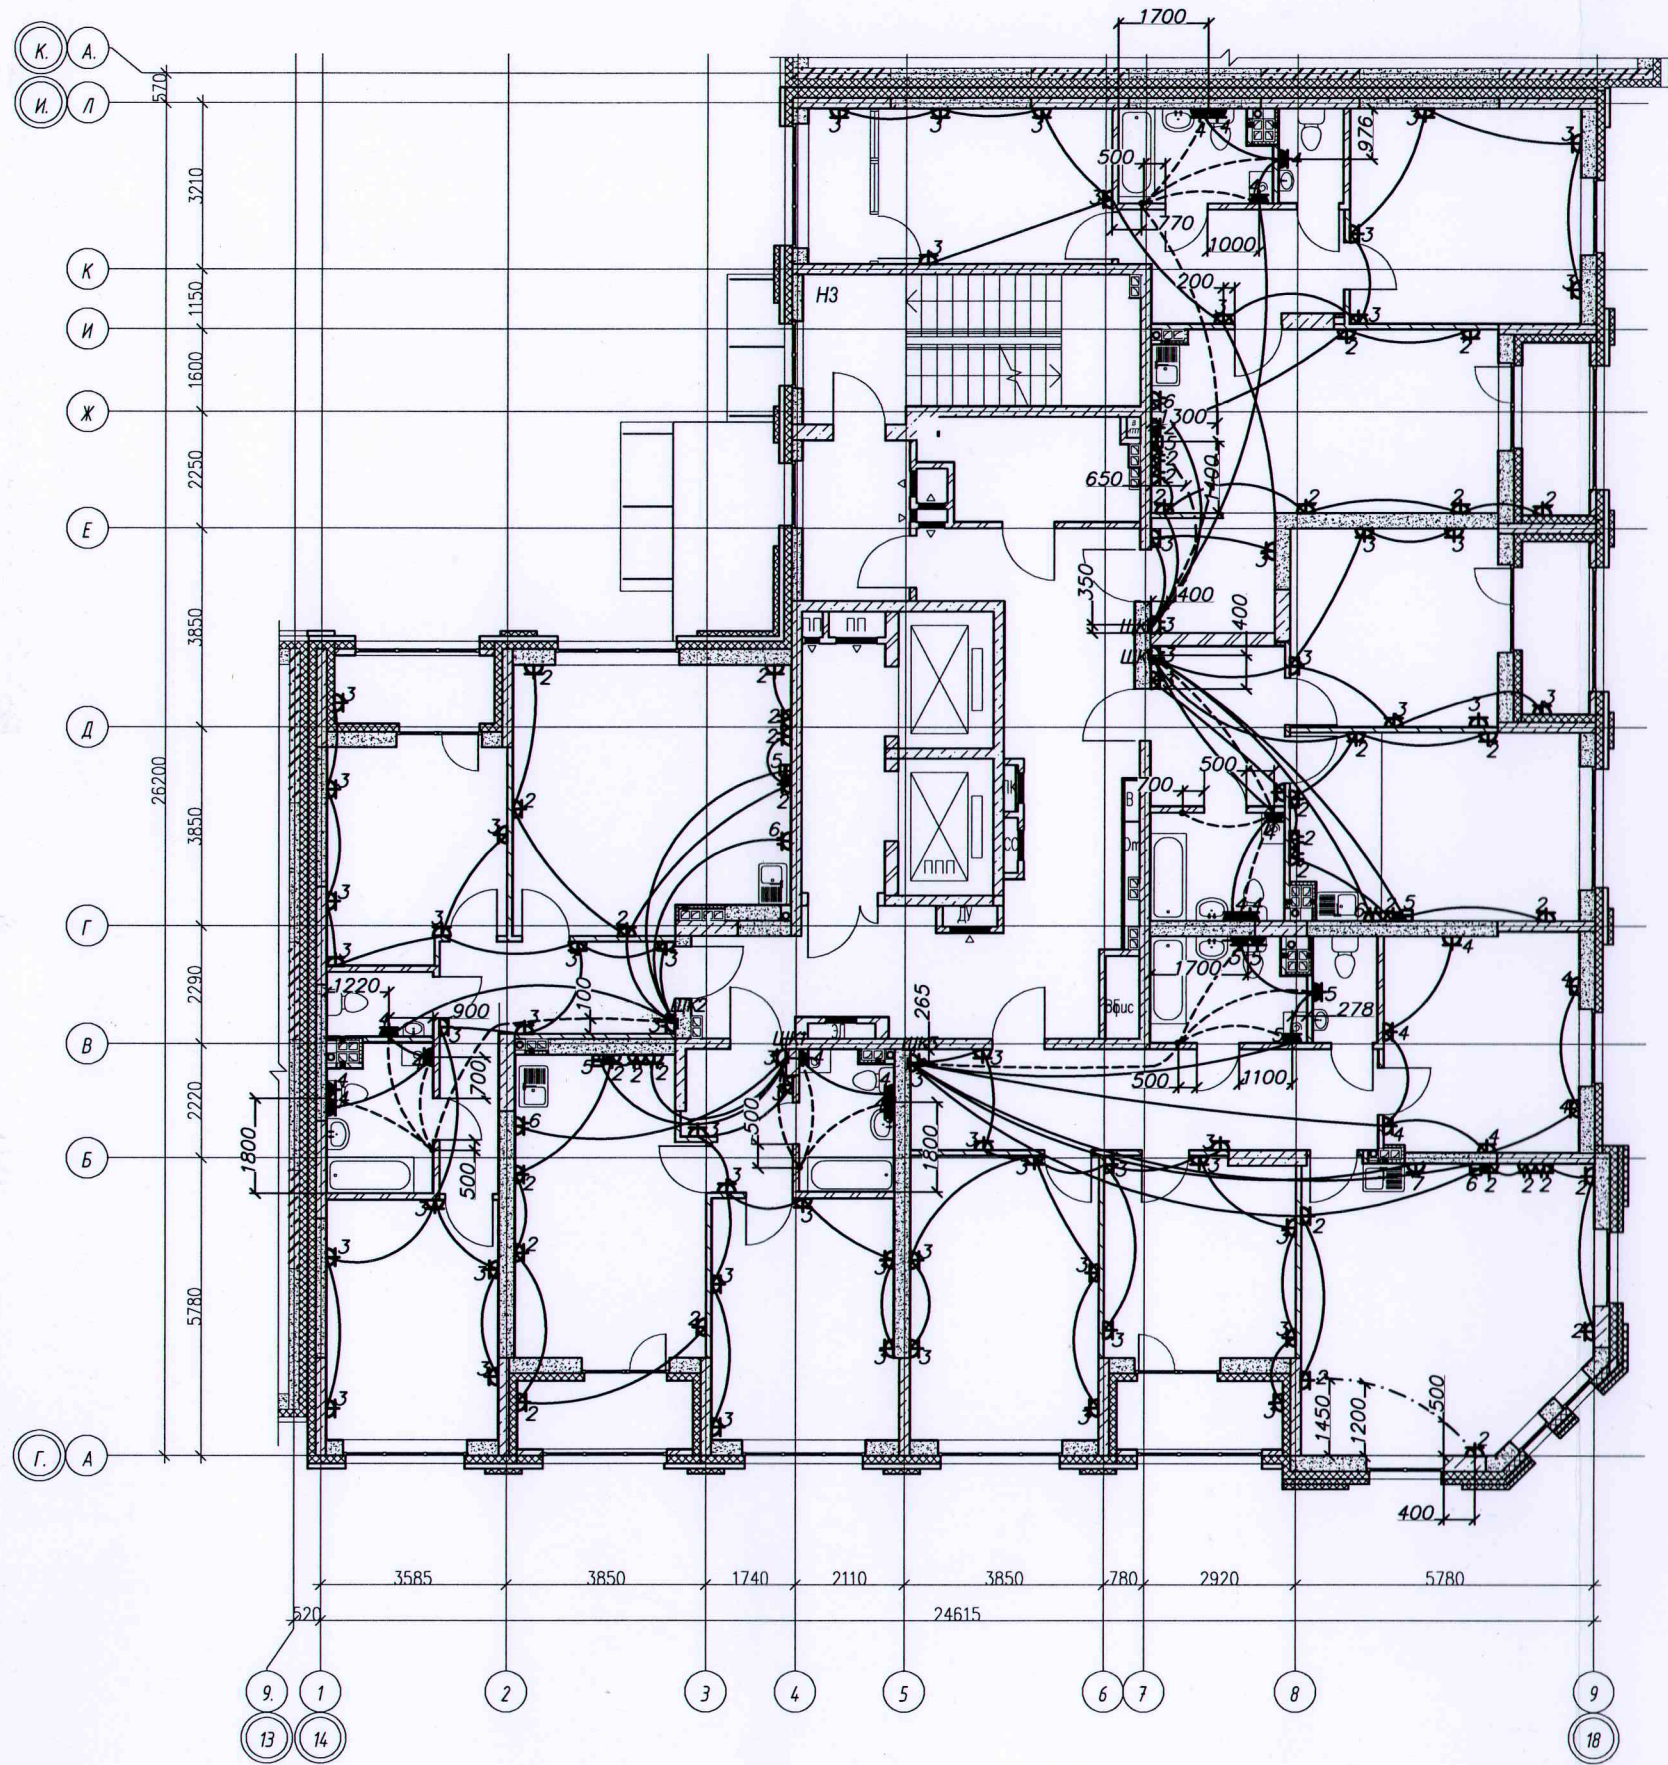


- - - - - проложено в трубе ПНД $\phi 20$ мм в стяжке пола
 ————— Труба ПНД $\phi 25$ мм в плите перекрытия
 - - - - - Труба ПНД $\phi 16$ мм в стяжке пола

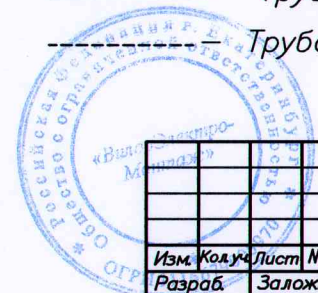

Инв N° подл. Подпись и дата. Взам. инв. N°

Исполнительная схема N°4.1 от 09.12.2020					
Многоэтажный жилой дом с нежилыми помещениями на первых этажах и подземной автостоянкой по ул. Степана Разина в Чкаловском районе г. Екатеринбурга					
Изм.	Кол.уч.	Лист	N° док.	Подпись	Дата
Разраб.	Заложных				
Проверил	Калач				
Н.контр.	Бардин				
И.контр.	Проботерова				
Секция 1М Электроосвещение Строительное задание				Стадия	Лист
				ИД	1
Исполнительная схема прокладки трубопроводов групповой розеточной сети 4 этажа				Листов	2
				000	
				"ВилорЭлектромонтаж"	
Формат А2					

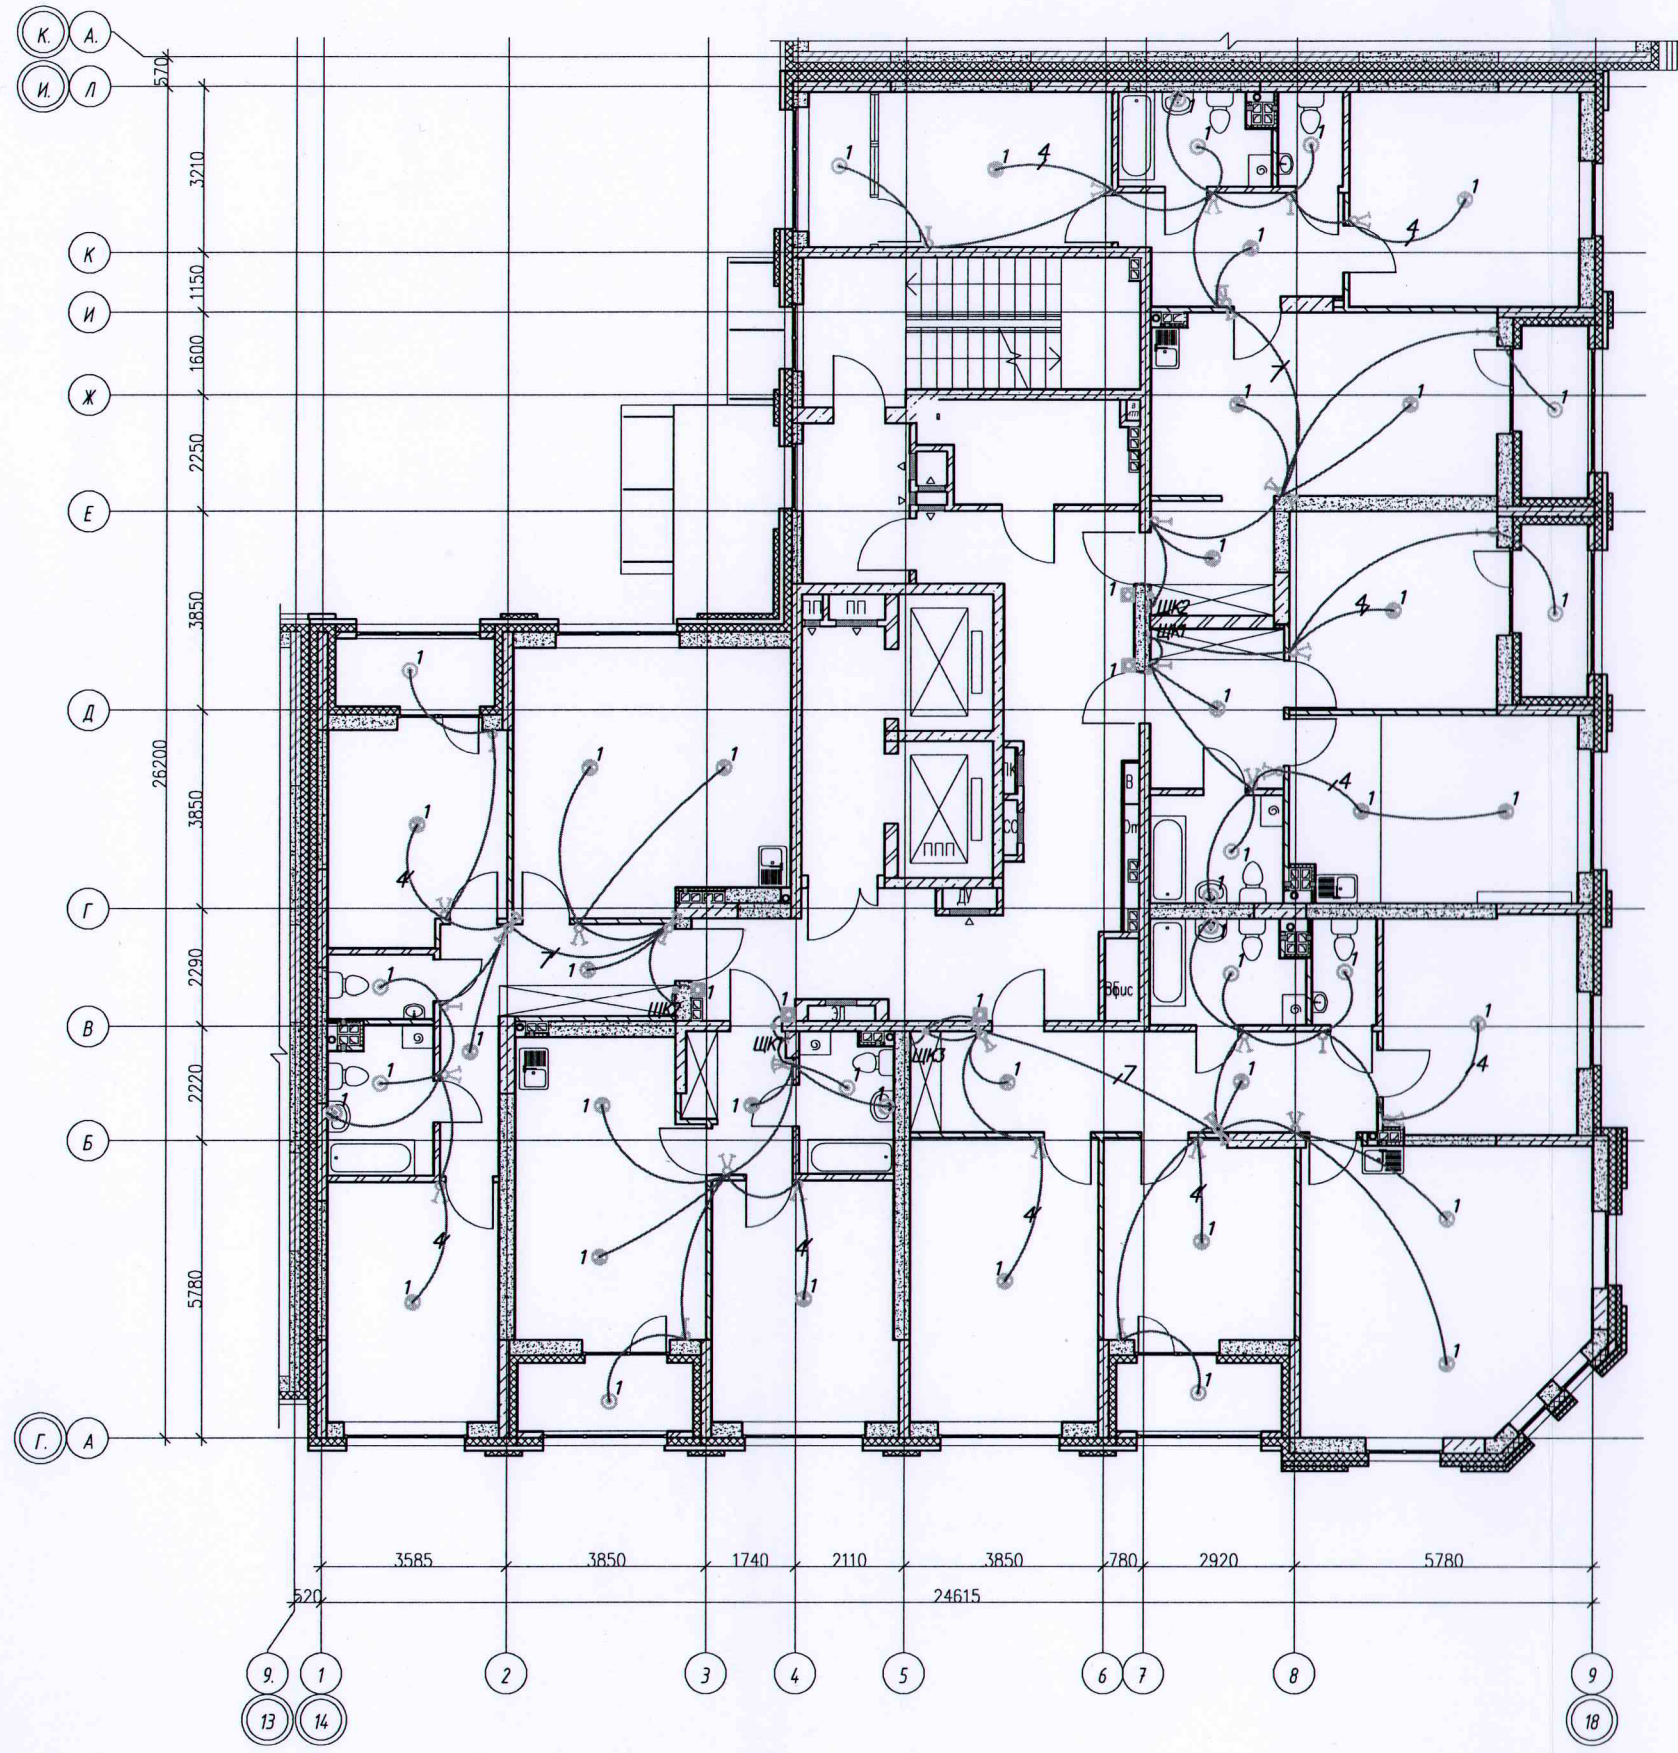


Условные обозначения:
 ————— Скрытая прокладка кабельных линий в замоноличенных ПНД трубах, в бороздах, штробах



Исполнительная схема №4.2 от 09.12.2020					
Многоэтажный жилой дом с нежилыми помещениями на первых этажах и подземной автостоянкой по ул. Степана Разина в Чкаловском районе г. Екатеринбурга					
Изм.	Код уч.	Лист	№ док.	Подпись	Дата
Разраб.	Заложных				
Проверил	Калач				
Н. контр.	Бардин				
И. контр.	Пробиркин				
Секция 1М Электроосвещение Строительное задание				Стадия	Лист
				ИД	2
				Листов	2
Исполнительная схема прокладки трубопроводов сети освещения 4 этажа				000	
				"ВилорЭлектромонтаж"	

Инв. № подл. Подпись и дата. Взам. инв. №

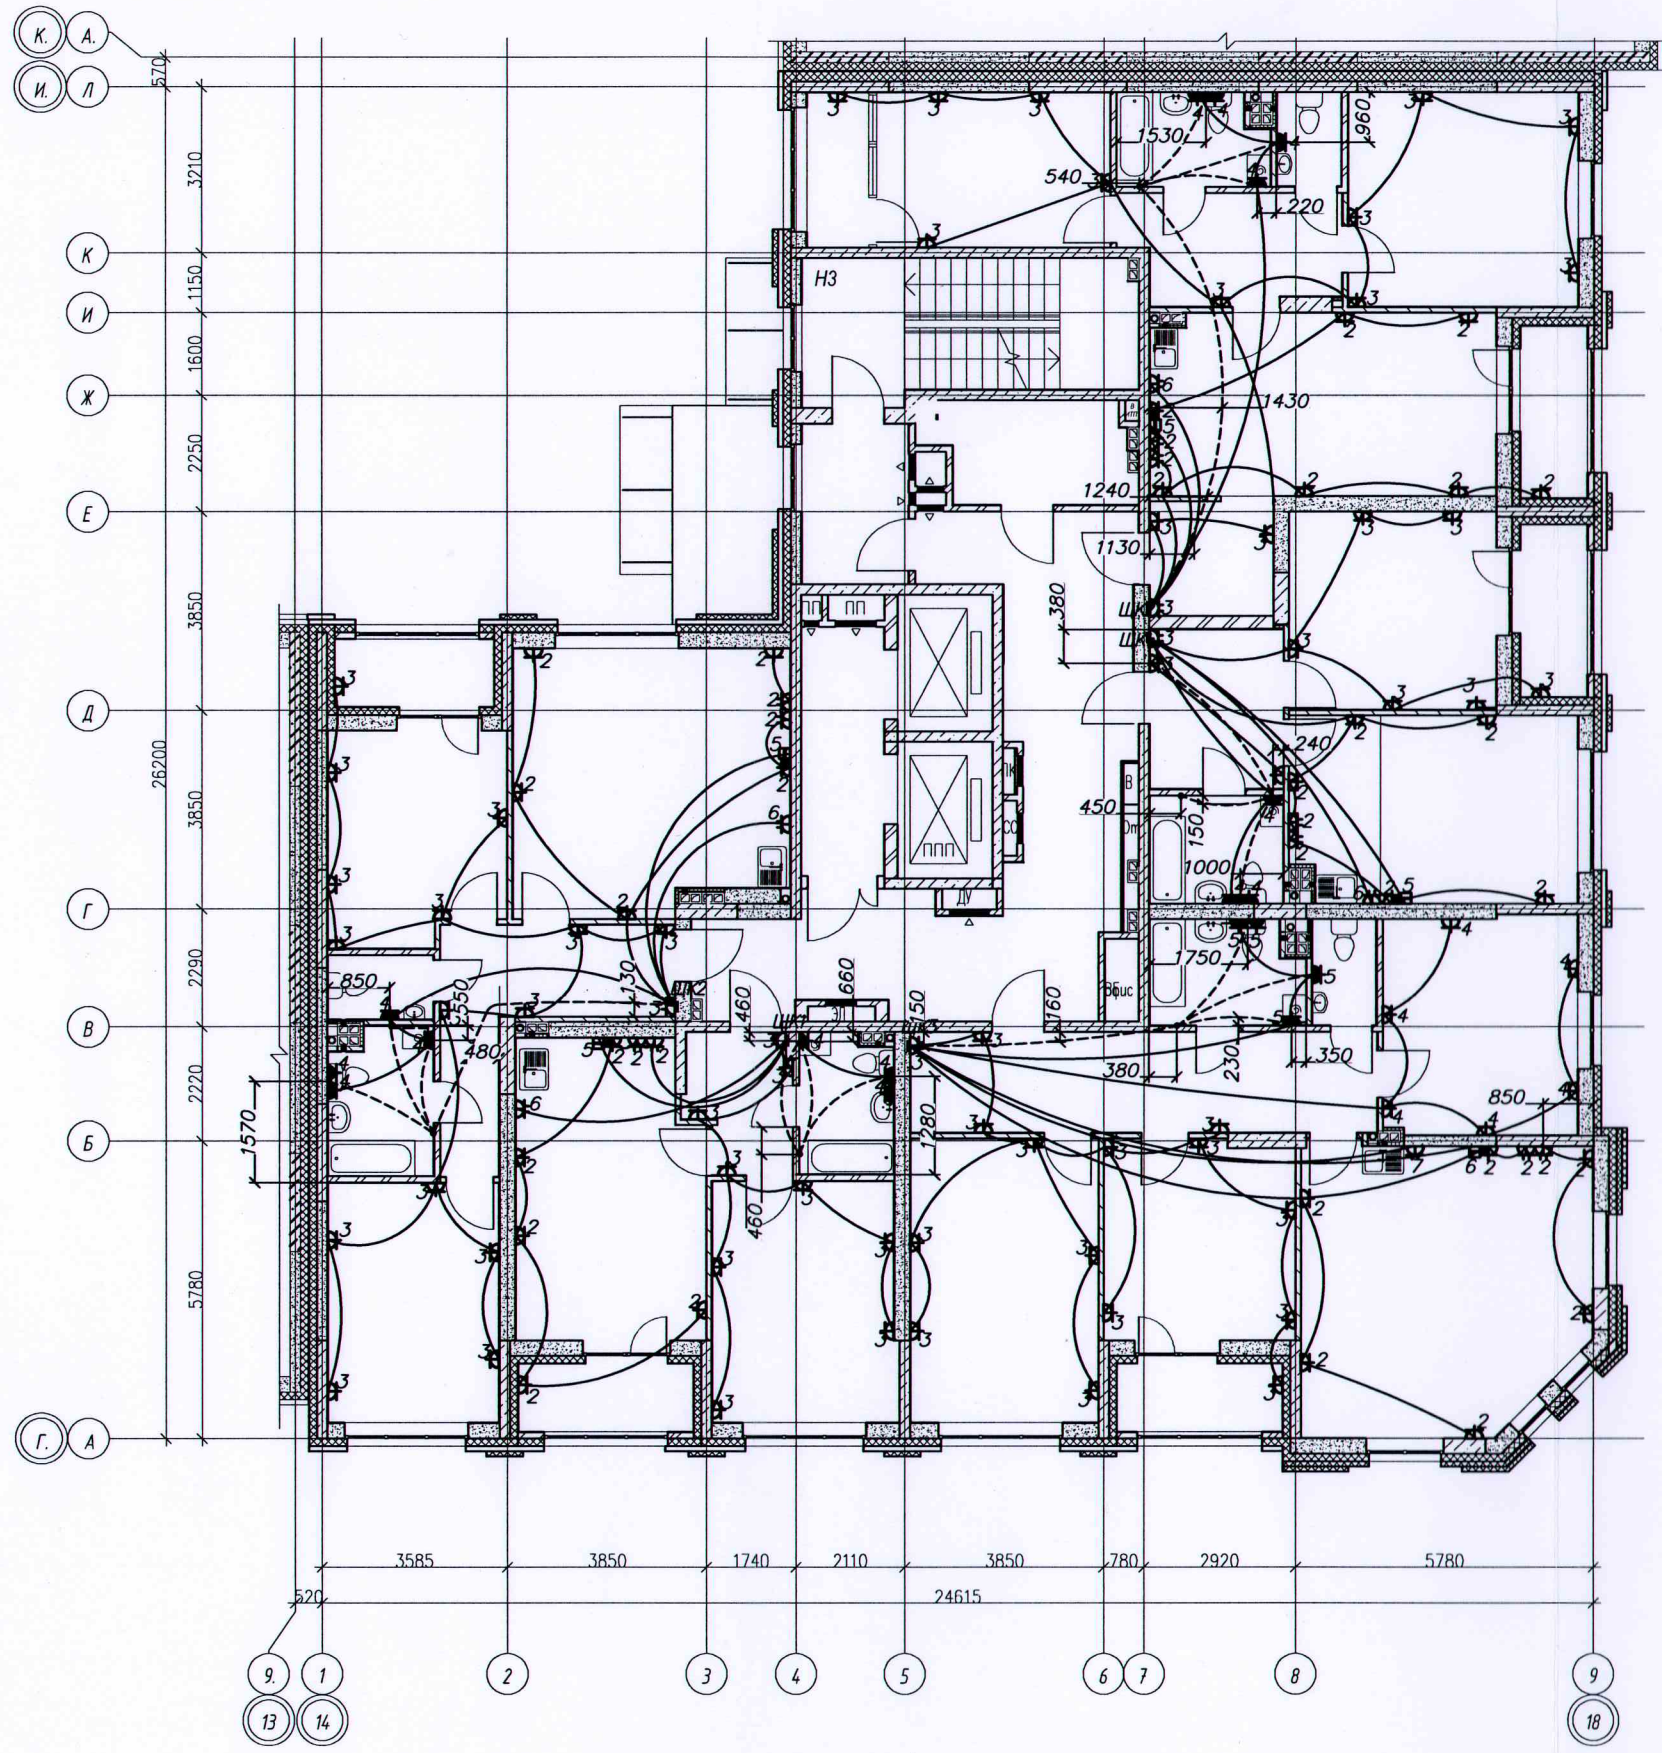


— Труба ПНД $\varnothing 25$ мм в плите перекрытия
 - - - Труба ПНД $\varnothing 16$ мм в стяжке пола



Исполнительная схема №5.1 от 05.02.2021					
Многоэтажный жилой дом с нежилыми помещениями на первых этажах и подземной автостоянкой по ул. Степана Разина в Чкаловском районе г. Екатеринбурга					
Изм.	Кодуч.	Лист	№ док.	Подпись	Дата
Разраб.	Заложных				
Проверил	Калач				
Н. контр.	Бардин				
И. контр.	Провоторов				
Секция 1М Электроосвещение Строительное задание				Стадия	Лист
				ИД	1
				Листов	2
Исполнительная схема прокладки трубопроводов групповой розеточной сети 5 этажа				ООО "ВилорЭлектромонтаж"	

Инв. № подл. Подпись и дата. Взам. инв. №

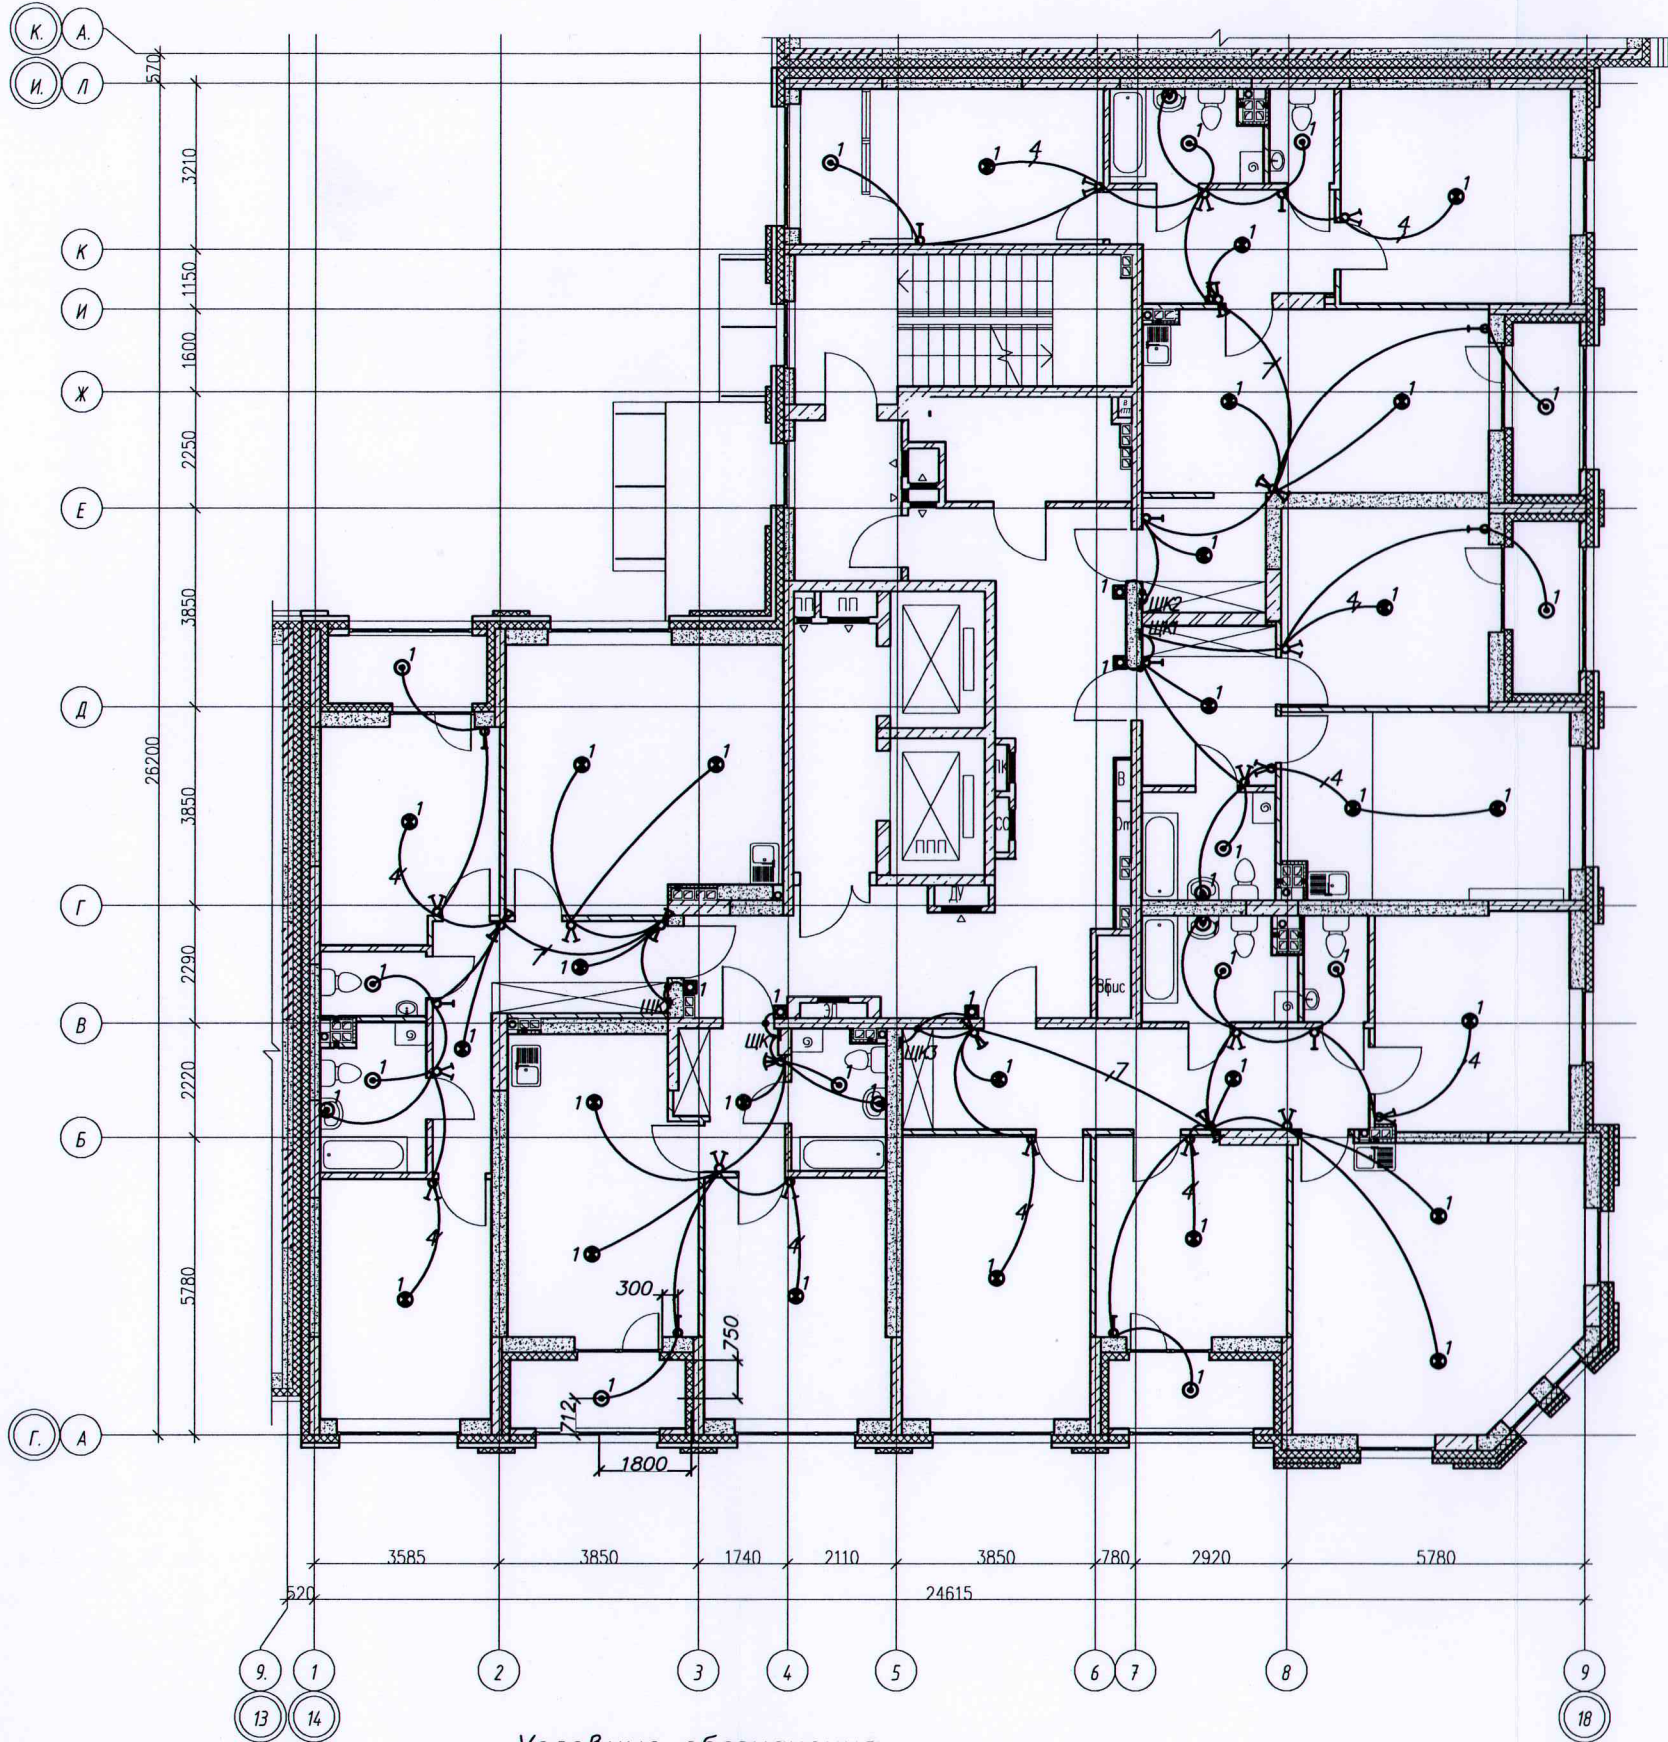


Условные обозначения:

- Скрытая прокладка кабельных линий в замоноличенных ПНД трубах, в бороздах, штрабах
- - - - - проложено в трубе $\phi 16\text{мм}$ открыто по потолку под слоем утеплителя



Исполнительная схема №5.2 от 05.02.2021					
Многоэтажный жилой дом с нежилыми помещениями на первых этажах и подземной автостоянкой по ул. Степана Разина в Чкаловском районе г. Екатеринбурга					
Изм.	Колуч	Лист	№ док	Подпись	Дата
Разраб.	Залажных				
Проверил	Калач				
Н.контр.	Бардин				
И.контр.	Прозвонков				
Секция 1М Электроосвещение Строительное задание				Стадия	Лист
				ИД	2
Исполнительная схема прокладки трубопроводов сети освещения 5 этажа				000	
				"ВилорЭлектромонтаж"	

Инв № подл. Подпись и дата. Взам. инв. №

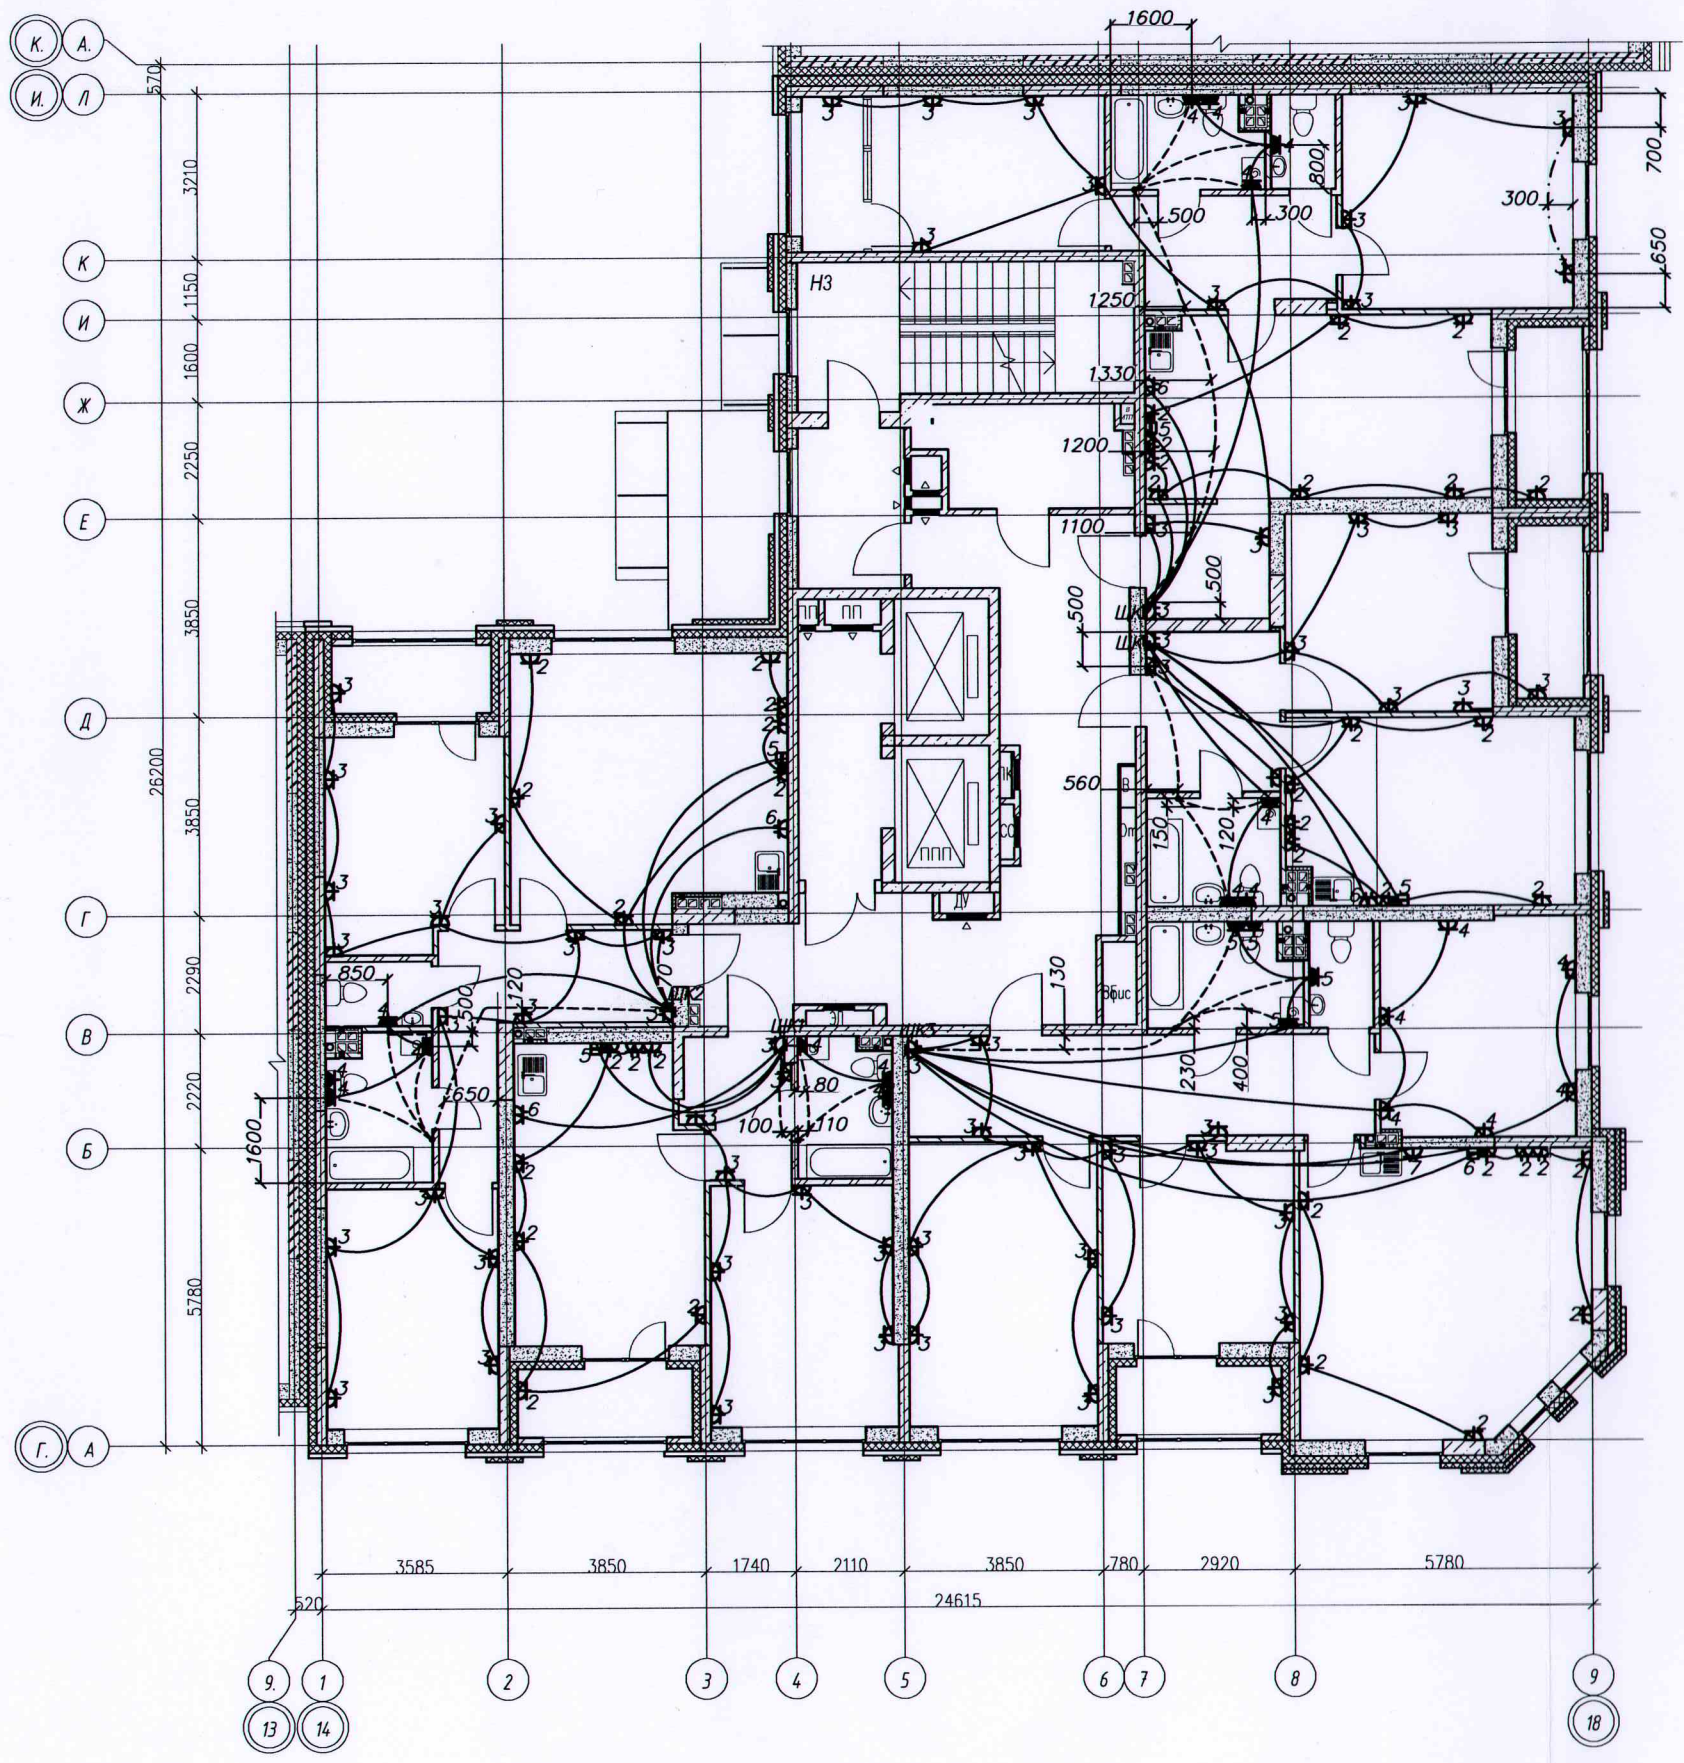


----- — проложено в трубе ПНД $\varnothing 20$ мм в стяжке пола
 ————— — Труба ПНД $\varnothing 25$ мм в плите перекрытия
 - . - . - . — Труба ПНД $\varnothing 16$ мм в стяжке пола



ИНВ № подл. Подпись и дата. Взам. инв. №

Исполнительная схема №6.1 от 04.03.2021						
Многоэтажный жилой дом с нежилыми помещениями на первых этажах и подземной автостоянкой по ул. Степана Разина в Чкаловском районе г. Екатеринбурга						
Изм.	Колуч.	Лист	№ док.	Подпись	Дата	
Разраб.	Заложных					Секция 1М
Проверил	Калач					Электроосвещение
Н. контр.	Бардин					Строительное задание
И. контр.	Пробиркин					Исполнительная схема прокладки трубопроводов групповой розеточной сети 6 этажа
				Стадия	Лист	Листов
				ИД	1	2
				ООО "ВилорЭлектроМонтаж"		
Формат А2						

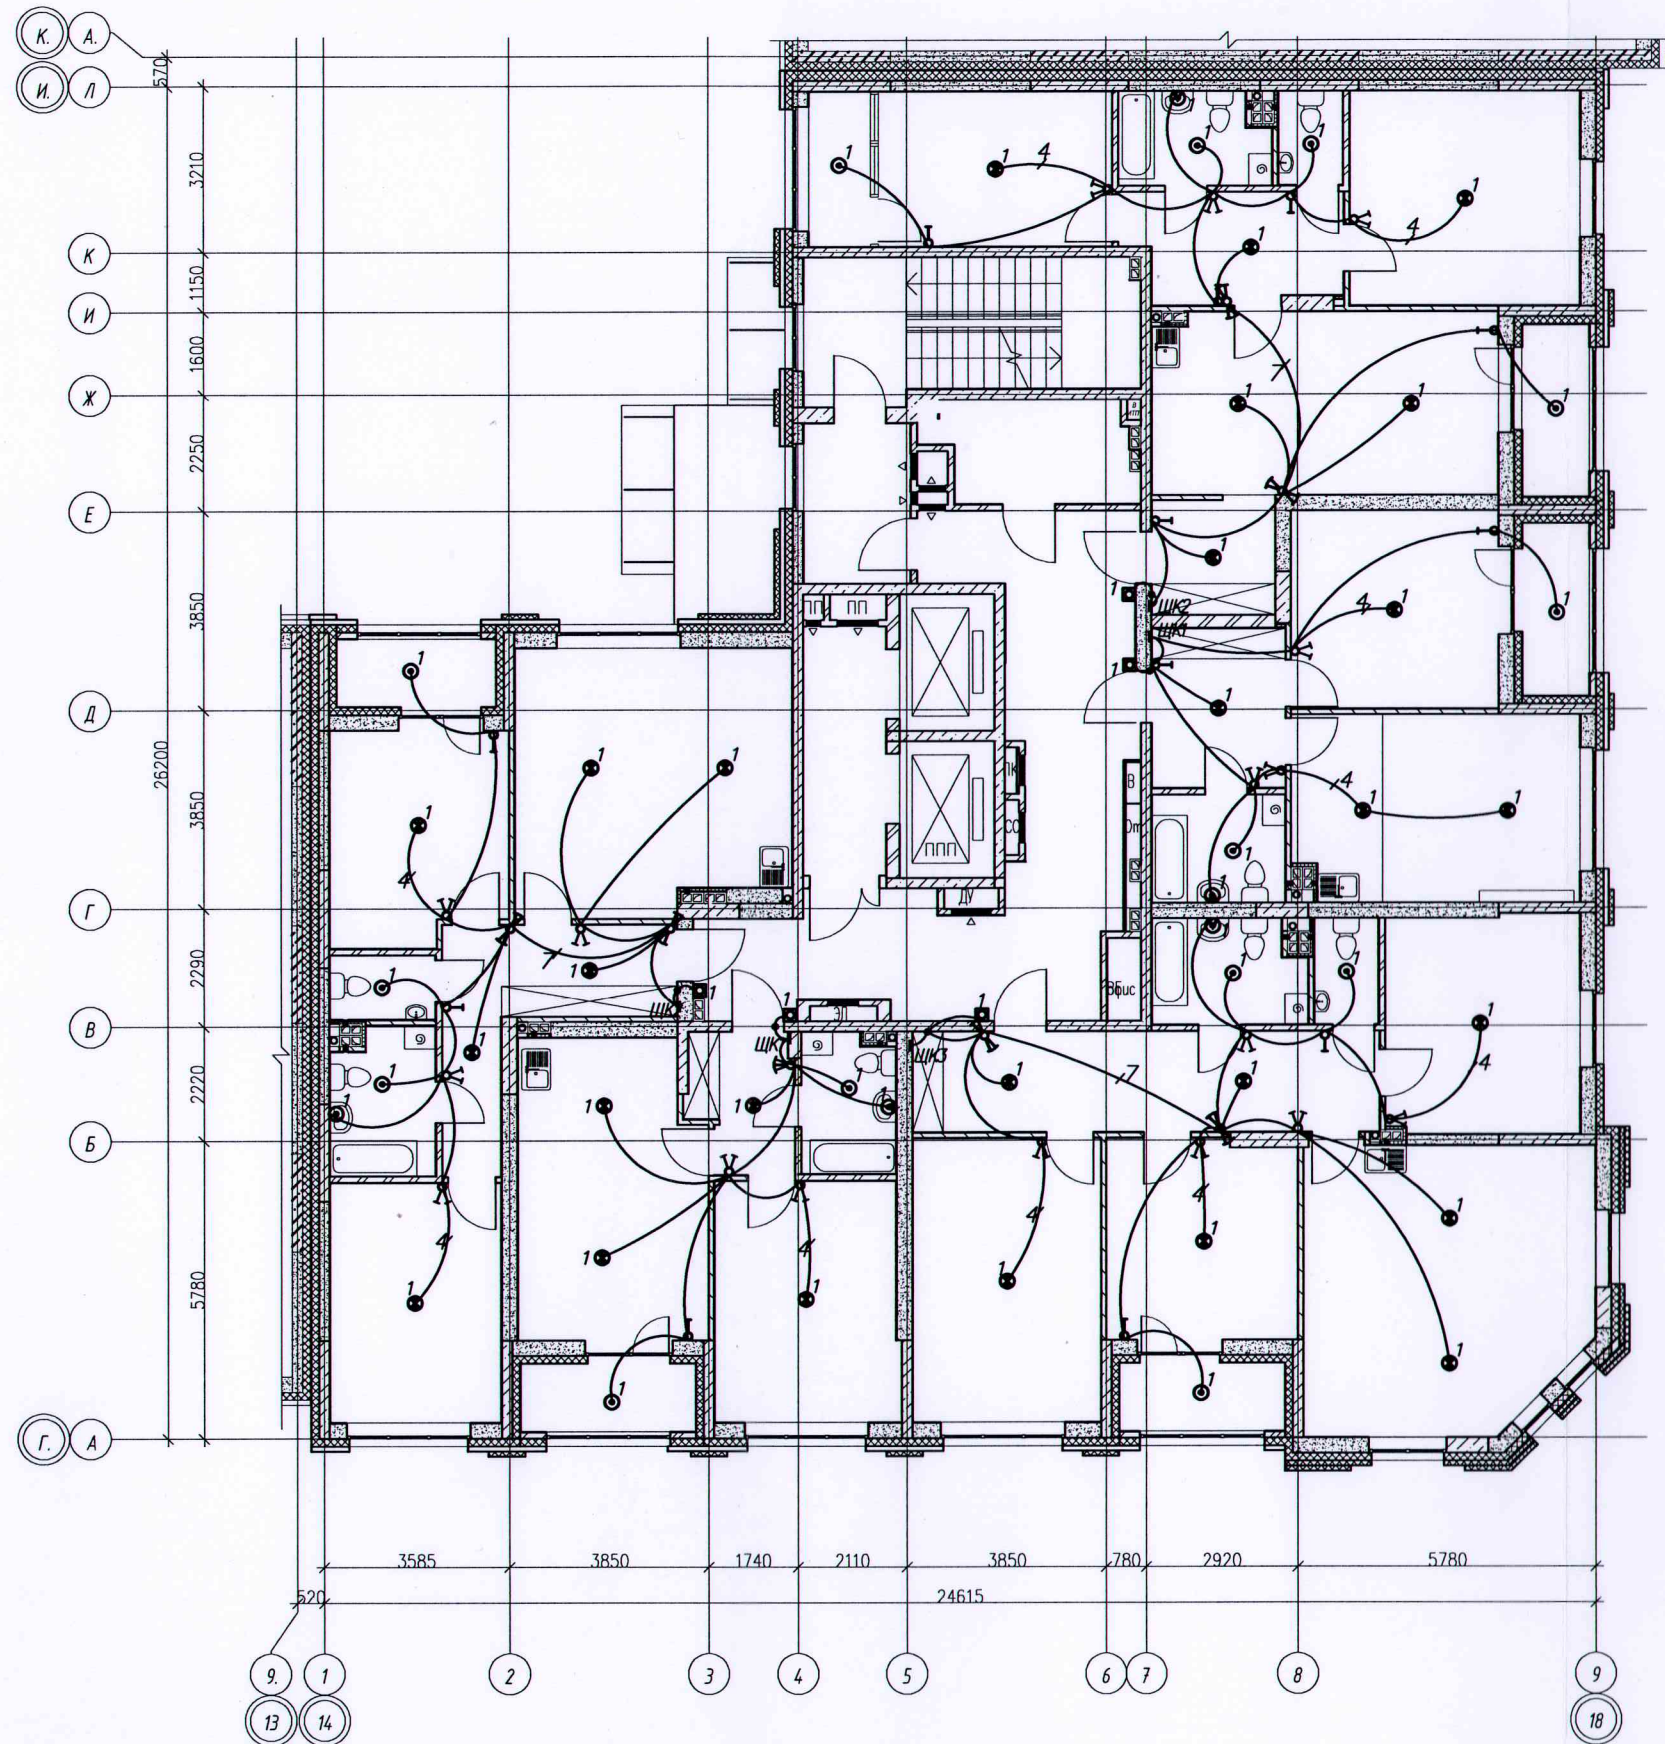


Условные обозначения:
 ————— Скрытая прокладка кабельных линий в замоноличенных ПНД трубах, в бороздах, штрабах



Инв № подл. Подпись и дата. Взам. инв. №


Исполнительная схема №6.2 от 04.03.2021						
Многоэтажный жилой дом с нежилыми помещениями на первых этажах и подземной автостоянкой по ул. Степана Разина в Чкаловском районе г. Екатеринбург						
Изм.	Колуч.	Лист	№ док.	Подпись	Дата	
Разраб.	Заложных					
Проверил	Калач					
Н. контр.	Бардин					
И. контр.	Проборская					
Секция 1М Электроосвещение Строительное задание				Стадия	Лист	Листов
				ИД	2	2
Исполнительная схема прокладки трубопроводов сети освещения 6 этажа				ООО "ВилорЭлектромонтаж"		

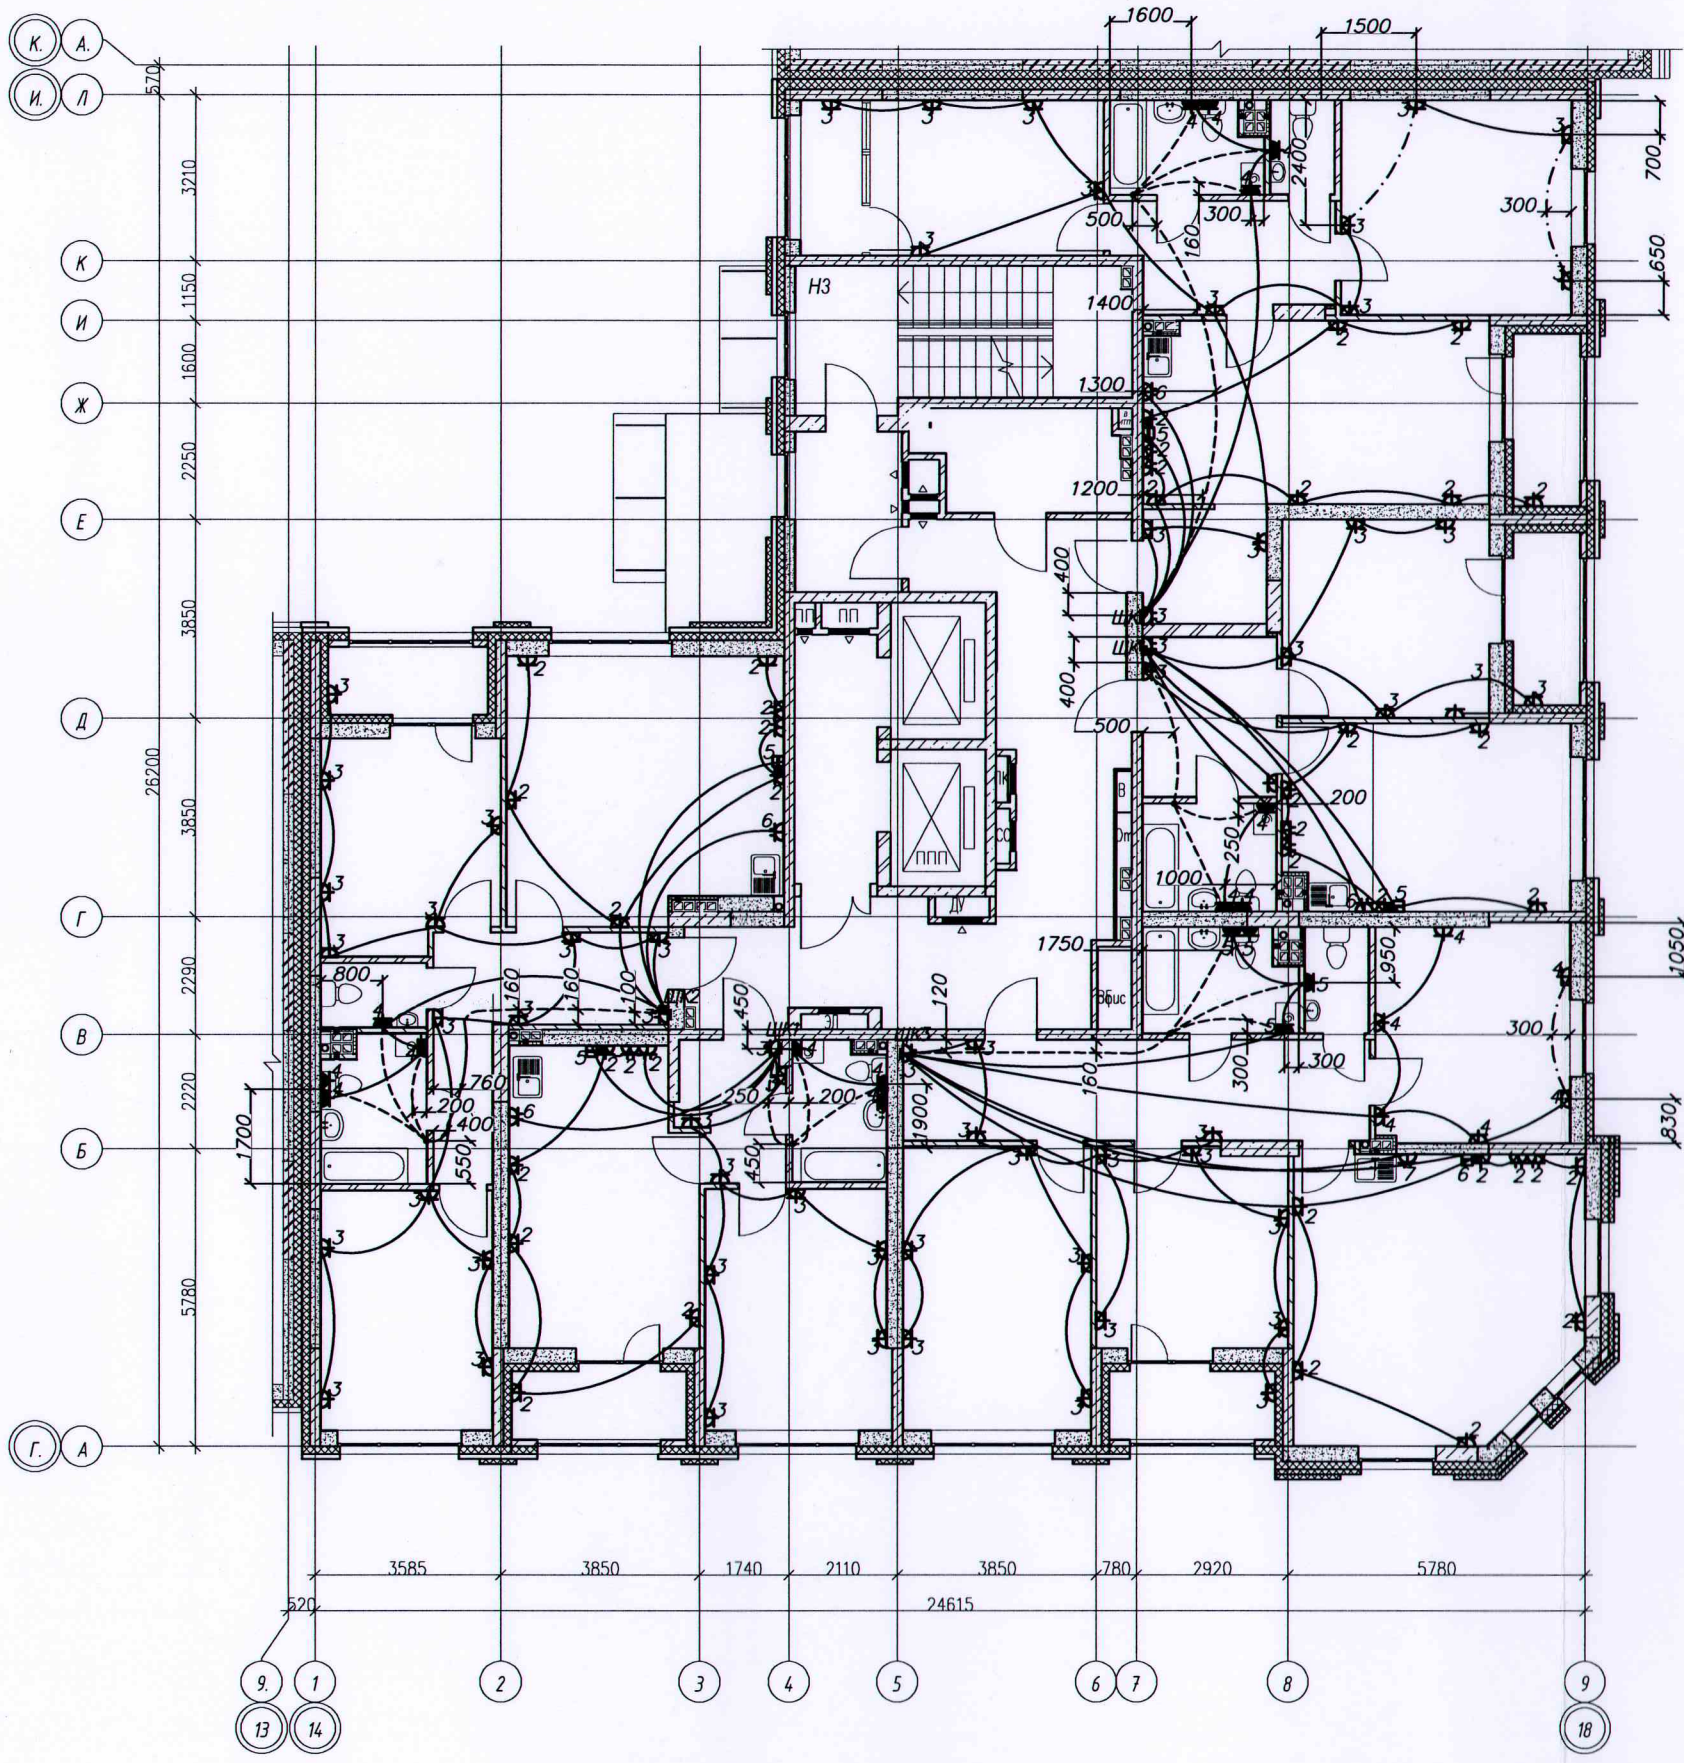

- - - - - проложено в трубе ПНД \varnothing 20мм в стяжке пола
 ————— Труба ПНД \varnothing 25мм в плите перекрытия
 - - - - - Труба ПНД \varnothing 16мм в стяжке пола

Инв № подл. Подпись и дата. Взам. инв. №

Исполнительная схема №7.1 от 10.03.2021							
Многоэтажный жилой дом с нежилыми помещениями на первых этажах и подземной автостоянкой по ул. Степана Разина в Чкаловском районе г. Екатеринбурга							
Изм.	Колуч.	Лист	№ док.	Подпись	Дата		
Разраб.	Заложник	Секция 1М			Стадия	Лист	Листов
Проверил	Калач	Электроосвещение			ИД	1	2
Н. контр.	Бардин	Строительное задание					
И. контр.	Протова	Исполнительная схема прокладки трубопроводов групповой розеточной сети 7 этажа					
					ООО		
					"ВилорЭлектромонтаж"		
Формат А2							

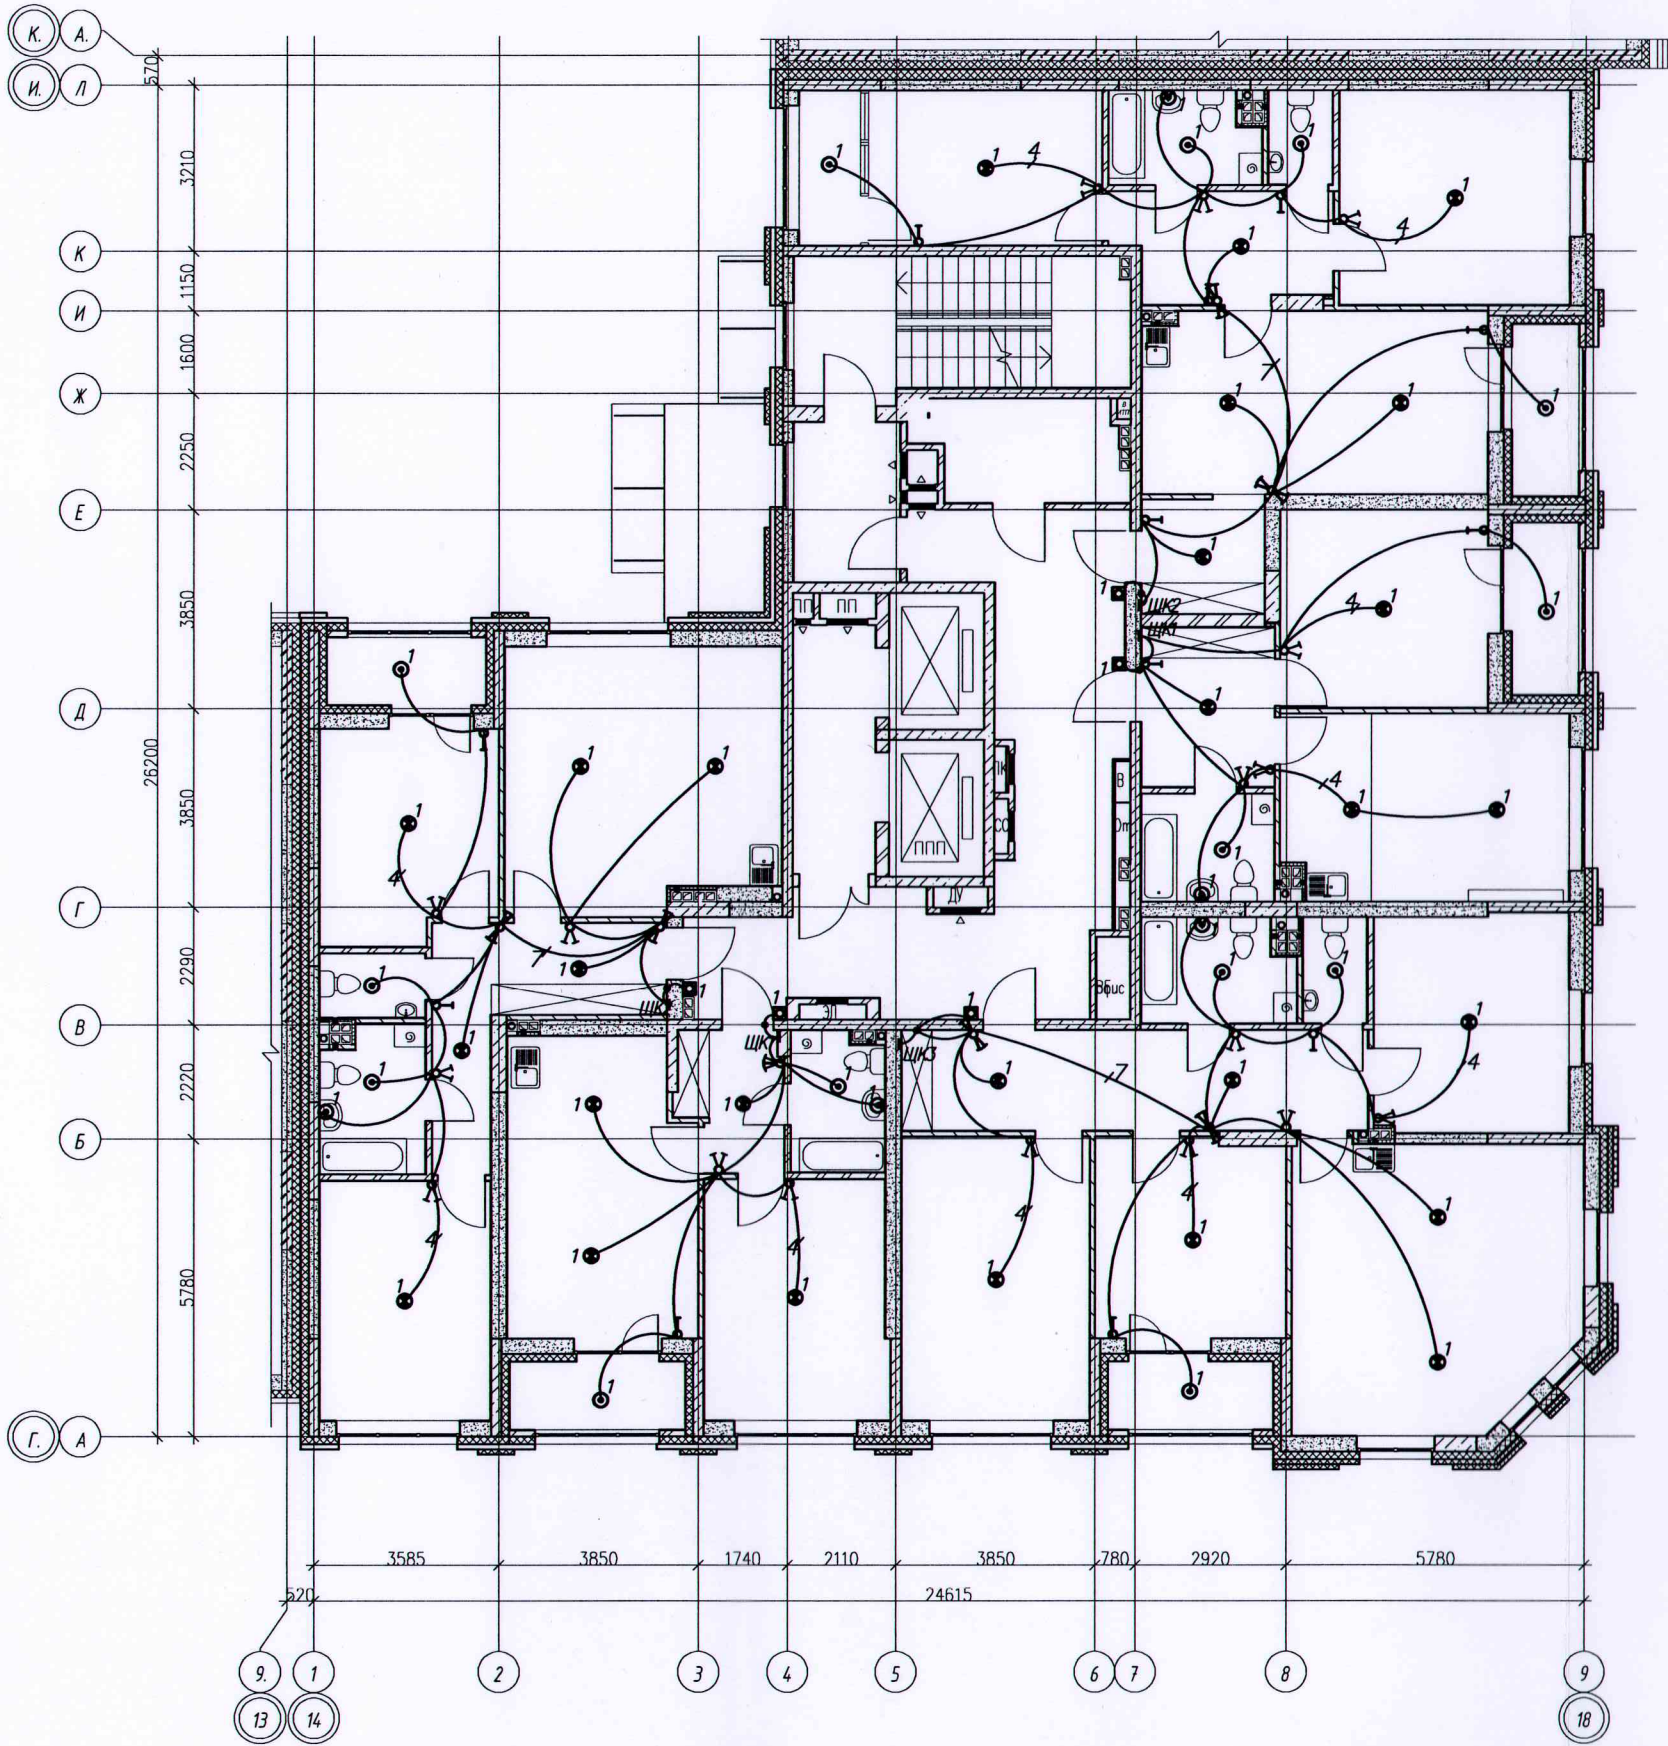


Условные обозначения:
 ————— Скрытая прокладка кабельных линий в замоноличенных ПНД трубах в бороздах, штрабах



Изм. № подл. Подпись и дата. Взам. инв. №


					Исполнительная схема №7.2 от 10.03.2021					
					Многоэтажный жилой дом с нежилыми помещениями на первых этажах и подземной автостоянкой по ул. Степана Разина в Чкаловском районе г. Екатеринбурга					
Изм.	Колуч.	Лист	№ док.	Подпись	Дата	Секция 1М		Стадия	Лист	Листов
Разраб.	Заложных					Электроосвещение		ИД	2	2
Проверил	Калач					Строительное задание				
Н.контр.	Бардин					Исполнительная схема прокладки трубопроводов сети освещения 7 этажа				
И.контр.	Проботерков					000		"ВилорЭлектромонтаж"		
Формат А2										

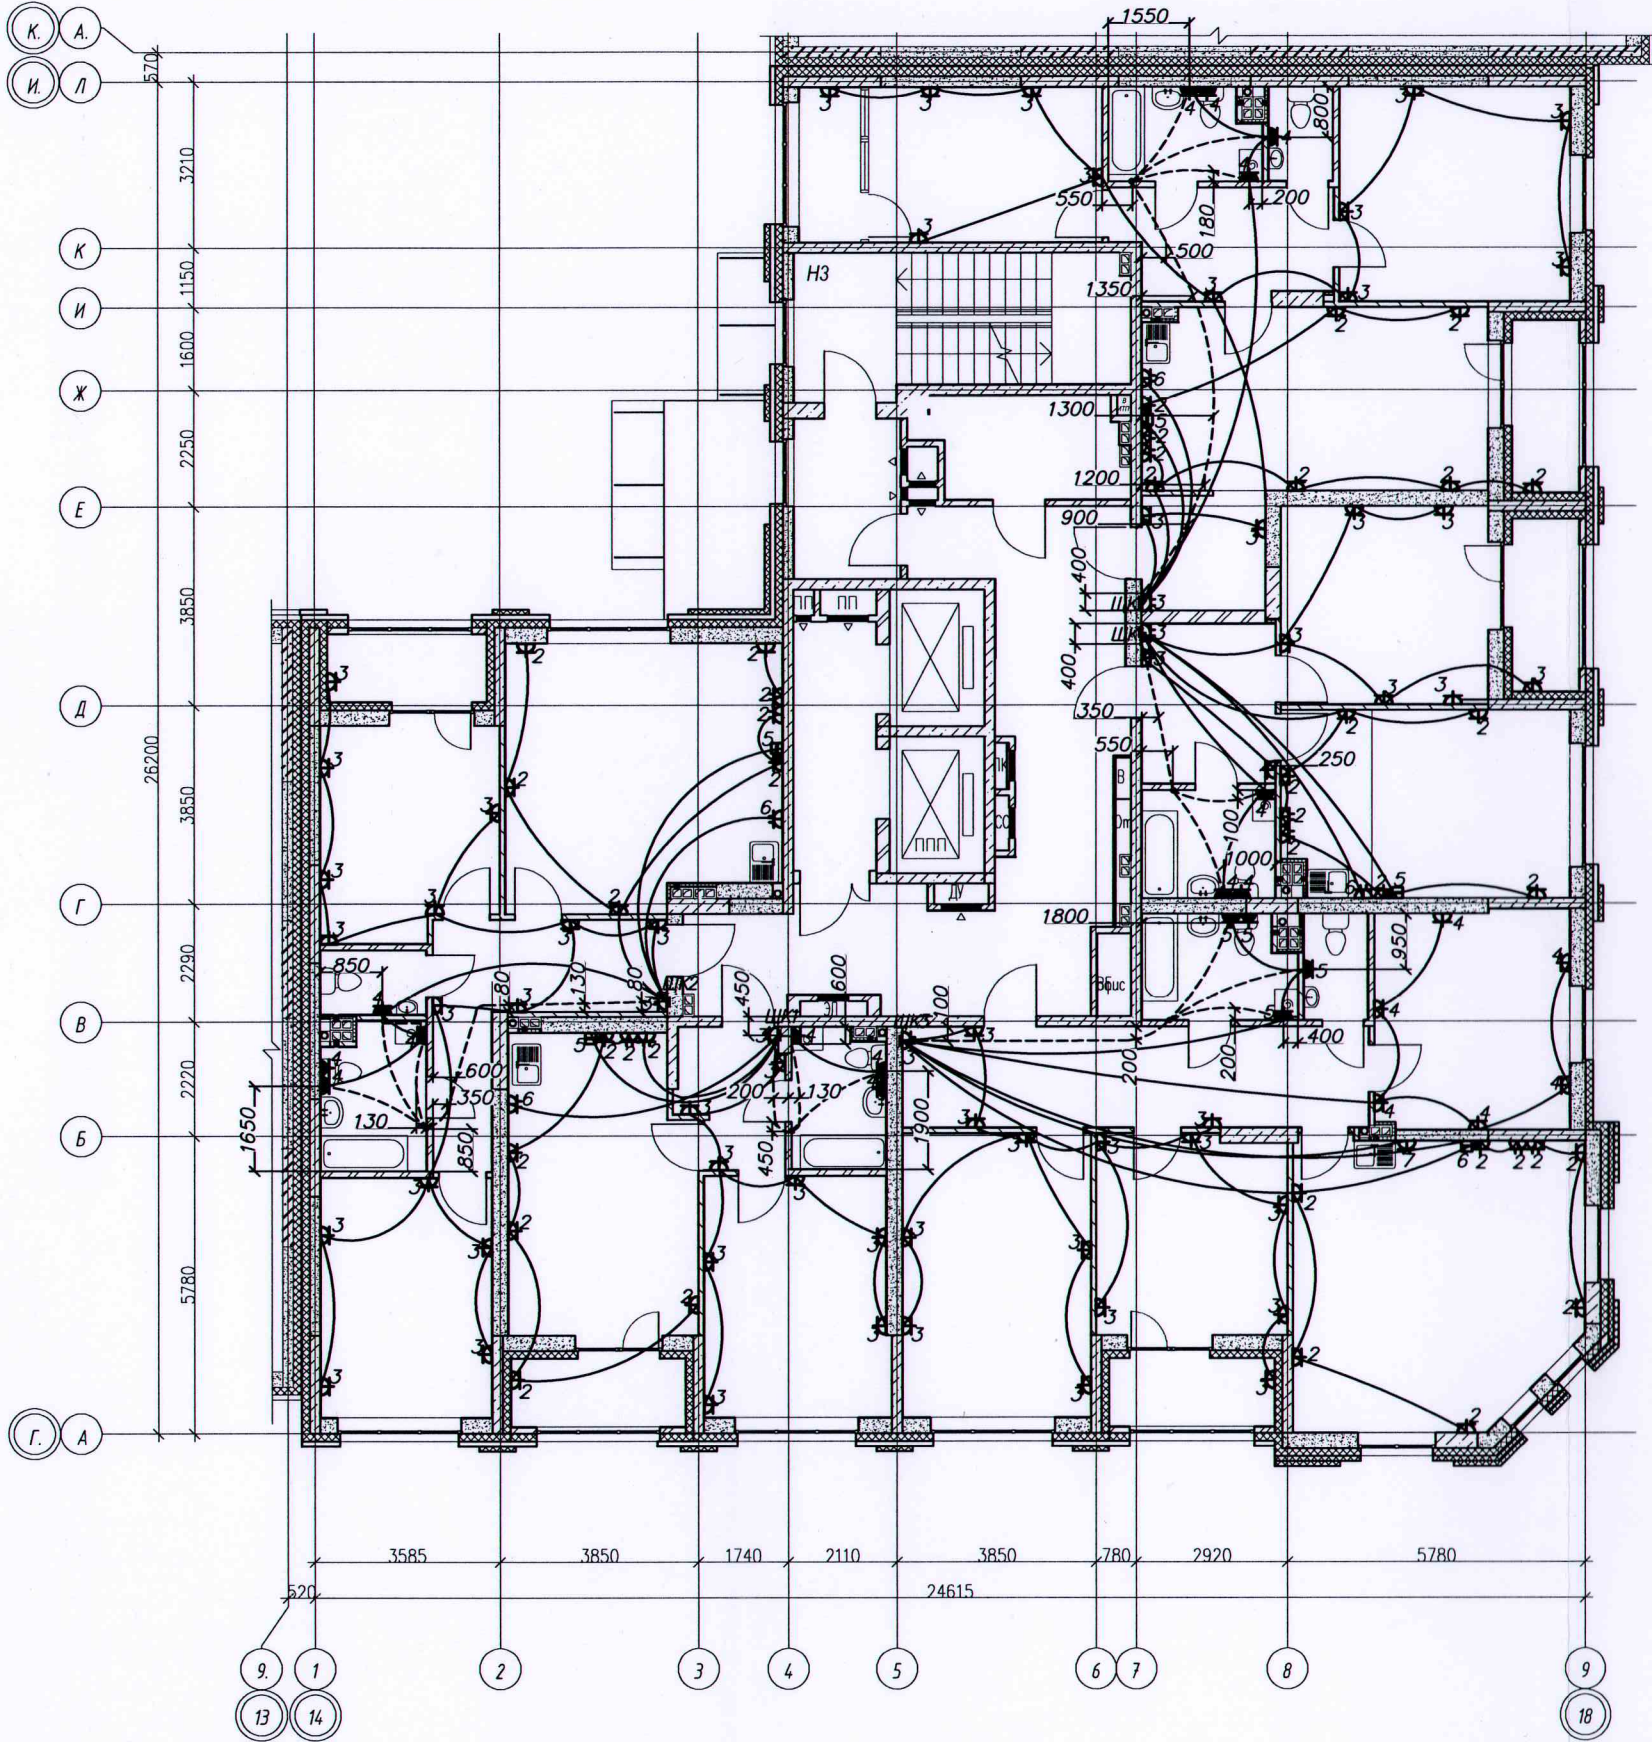

————— — Труба ПНД \varnothing 25мм в плите перекрытия
 - - - - - Труба ПНД \varnothing 16мм в стяжке пола

Инв. № подл. Подпись и дата. Взам. инв. №

Исполнительная схема №8.1 от 15.03.2021					
Многоэтажный жилой дом с нежилыми помещениями на первых этажах и подземной автостоянкой по ул. Степана Разина в Чкаловском районе г. Екатеринбурга					
Изм.	Колуч.	Лист	№ док.	Подпись	Дата
Разраб.	Заложник				
Проверил	Калач				
Н. контр.	Бардин				
И. контр.	Проварков				
Секция 1М Электроосвещение Строительное задание				Стадия	Лист
				ИД	1
				Листов	2
Исполнительная схема прокладки трубопроводов групповой розеточной сети в этажа				000 "ВилорЭлектроМонтаж"	
Формат А2					

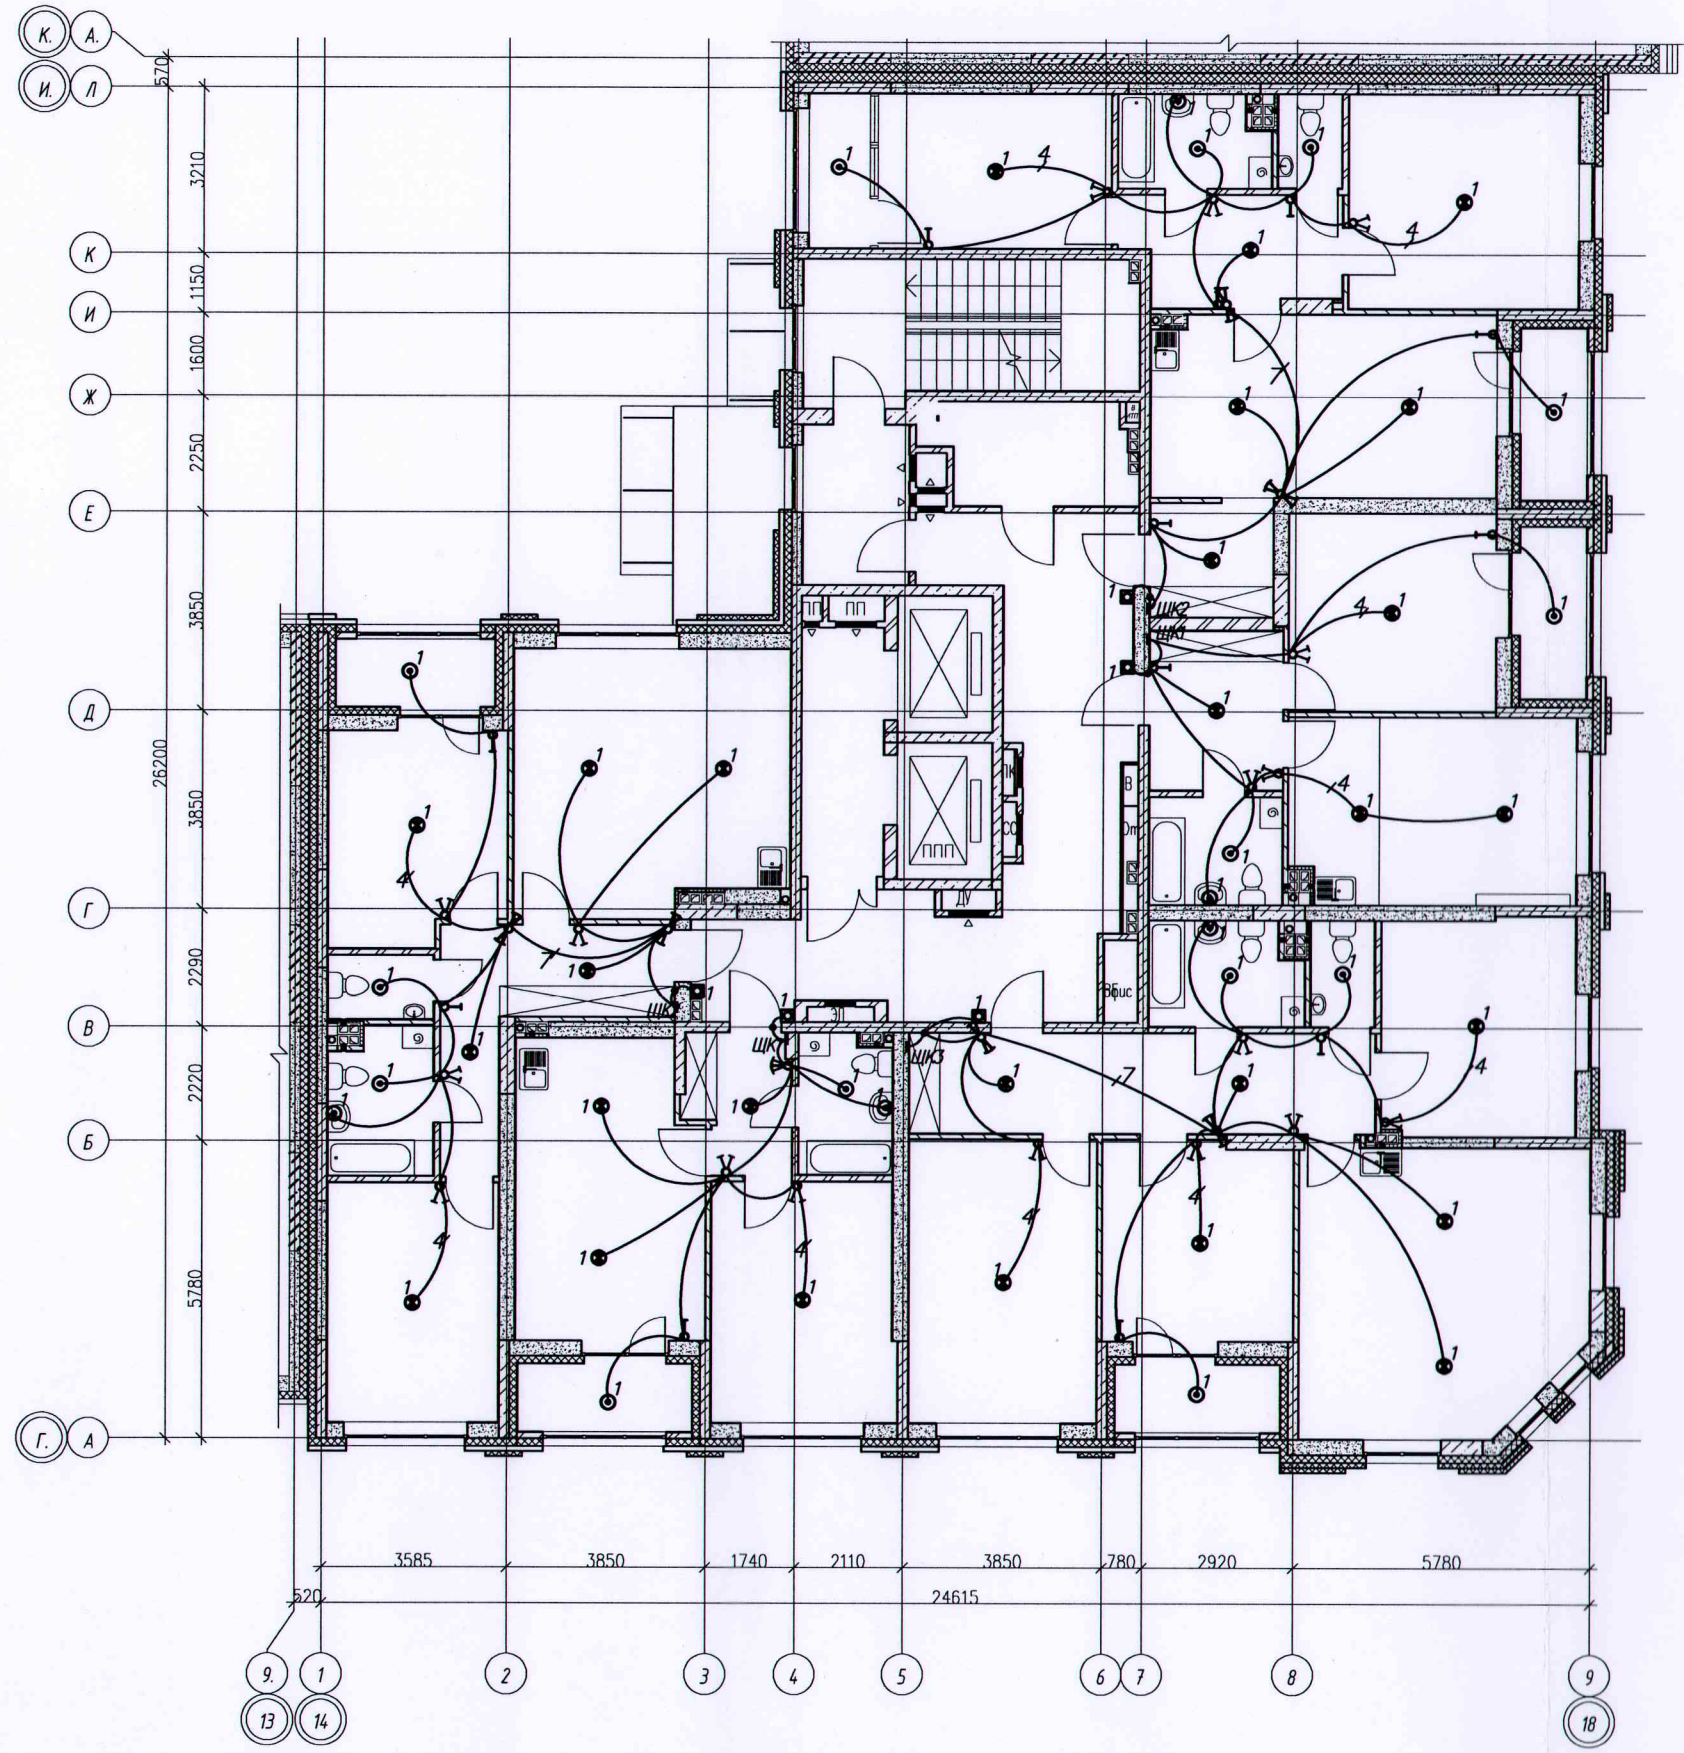


Условные обозначения:
 ————— Скрытая прокладка кабельных линий в
 замоноличенных ПНД трубах, в бороздах, штрабах



Инв. № подл. Подпись и дата. Взам. инв. №

						Исполнительная схема №8.2 от 15.03.2021				
						Многоэтажный жилой дом с нежилыми помещениями на первых этажах и подземной автостоянкой по ул. Степана Разина в Чкаловском районе г. Екатеринбурга				
Изм.	Колуч.	Лист	№ док.	Подпись	Дата	Секция 1М		Стация	Лист	Листов
Разраб.	Заложенных					Электроосвещение		ИД	2	2
Проверил	Калач					Строительное задание				
Н. контр.	Бардин					Исполнительная схема прокладки трубопроводов сети освещения в этажах		000 "ВилорЭлектромонтаж"		
Н. кот. гр.	Пробирова									

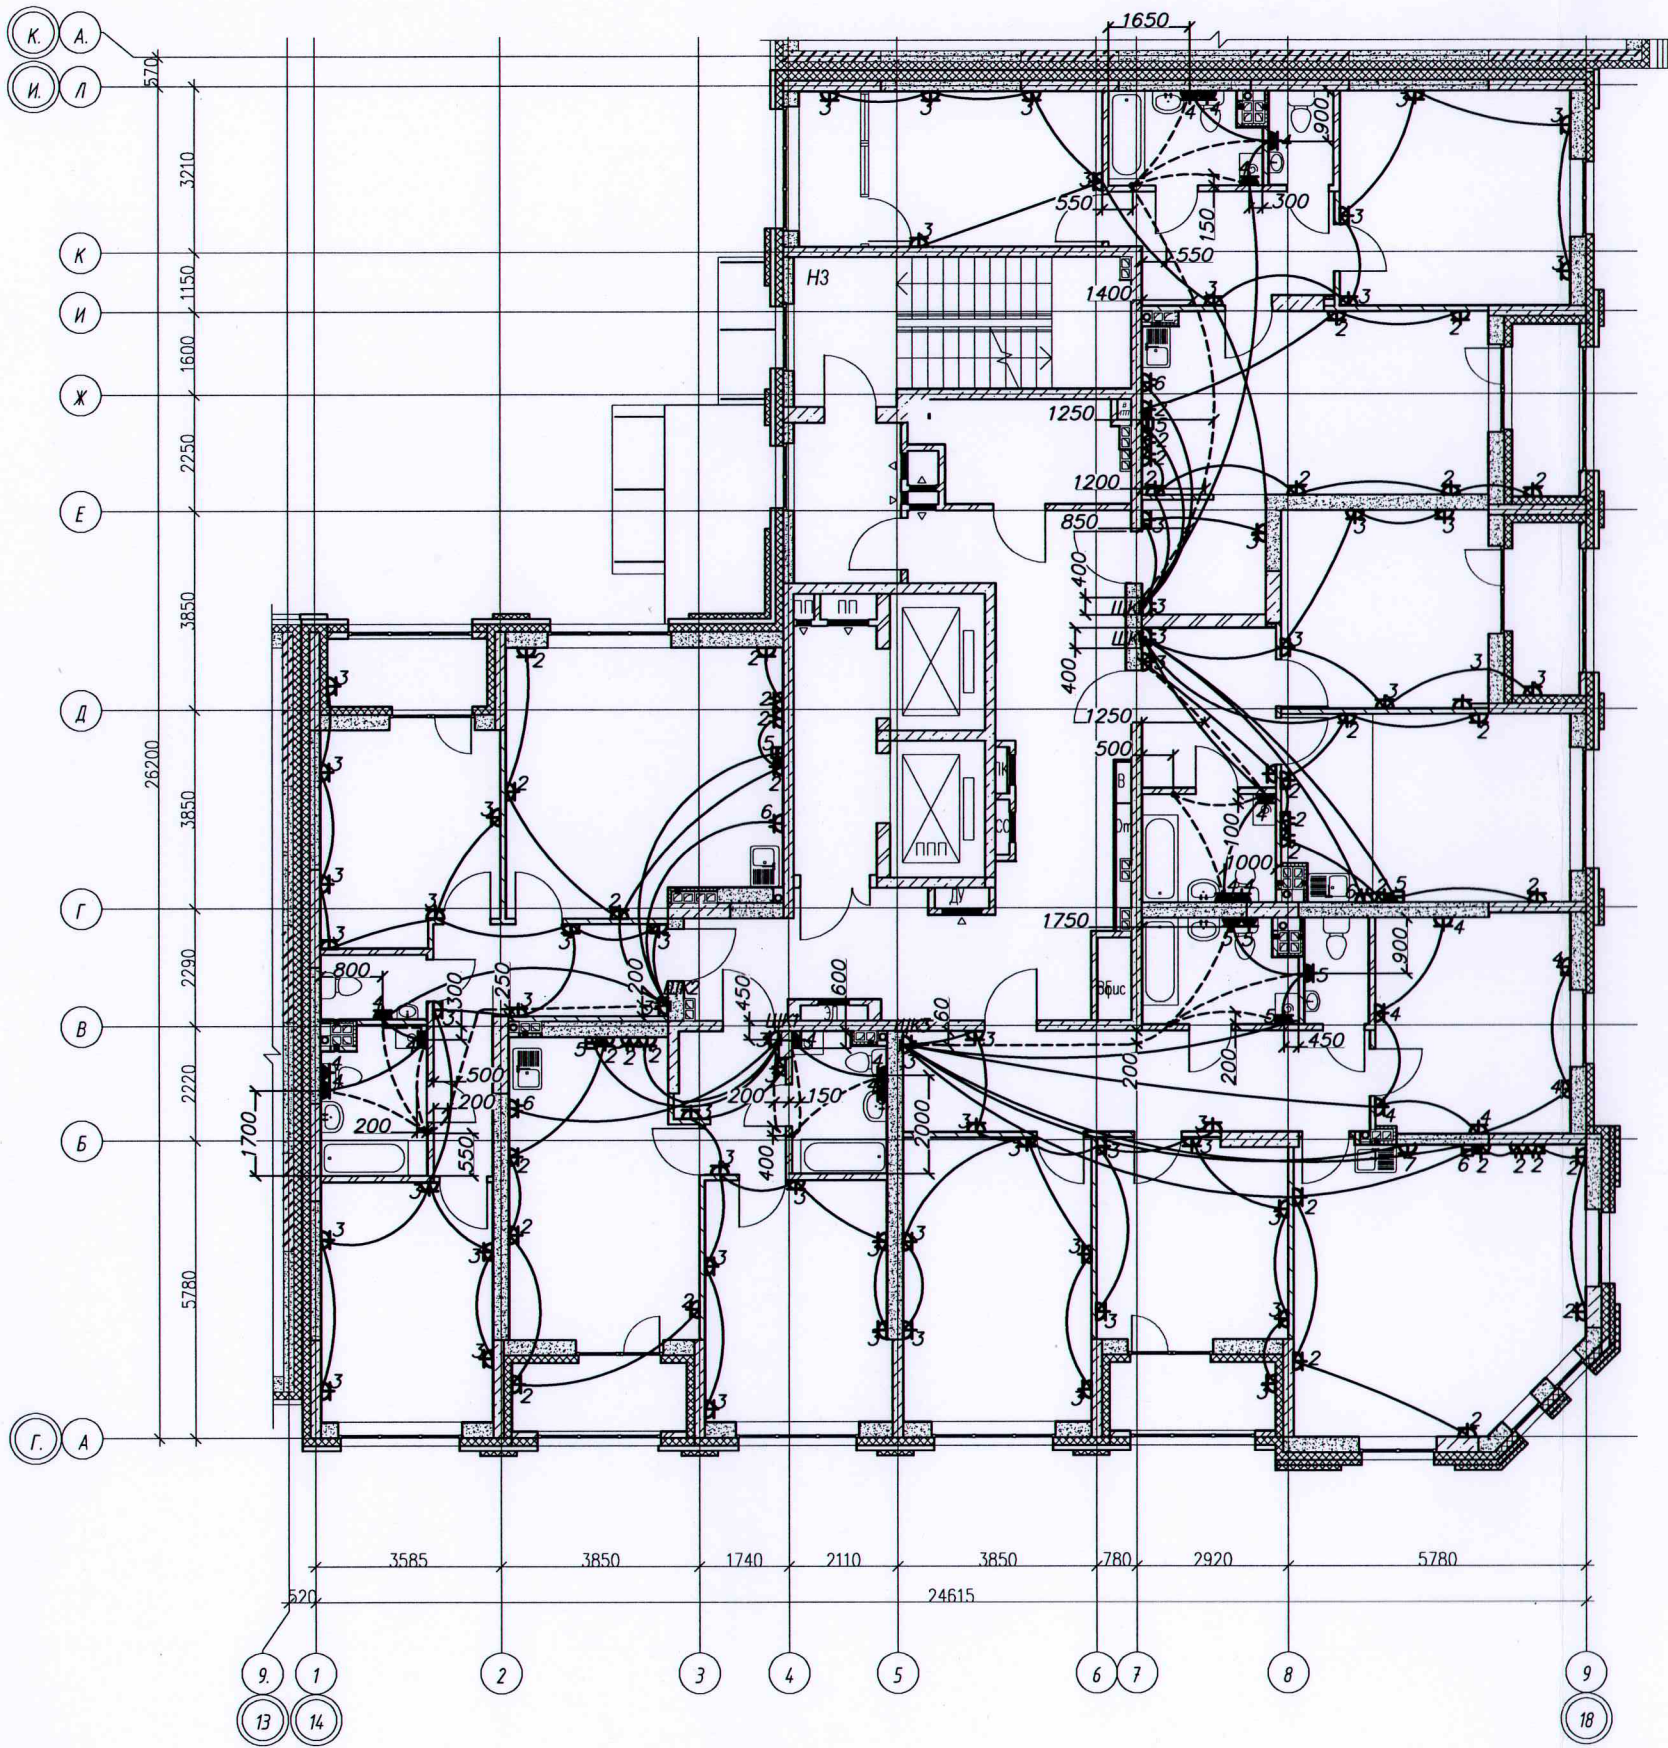


————— — Труба ПНД \varnothing 25мм в плите перекрытия
 - - - - - Труба ПНД \varnothing 16мм в стяжке пола



Инв № подл. Подпись и дата. Взам. инв. №

Исполнительная схема №9.1 от 18.03.2021					
Многоэтажный жилой дом с нежилыми помещениями на первых этажах и подземной автостоянкой по ул. Степана Разина в Чкаловском районе г. Екатеринбурга					
Изм.	Колуч.	Лист	№ док.	Подпись	Дата
Разраб.	Заложил				
Проверил	Калач				
Н. контр.	Бардин				
И. контр.	Дроботский				
Секция 1М Электроосвещение Строительное задание				Стадия	Лист
				ИД	1
Исполнительная схема прокладки трубопроводов групповой розеточной сети 9 этажа				Листов 2	
				ООО "ВилорЭлектромонтаж"	
Формат А2					

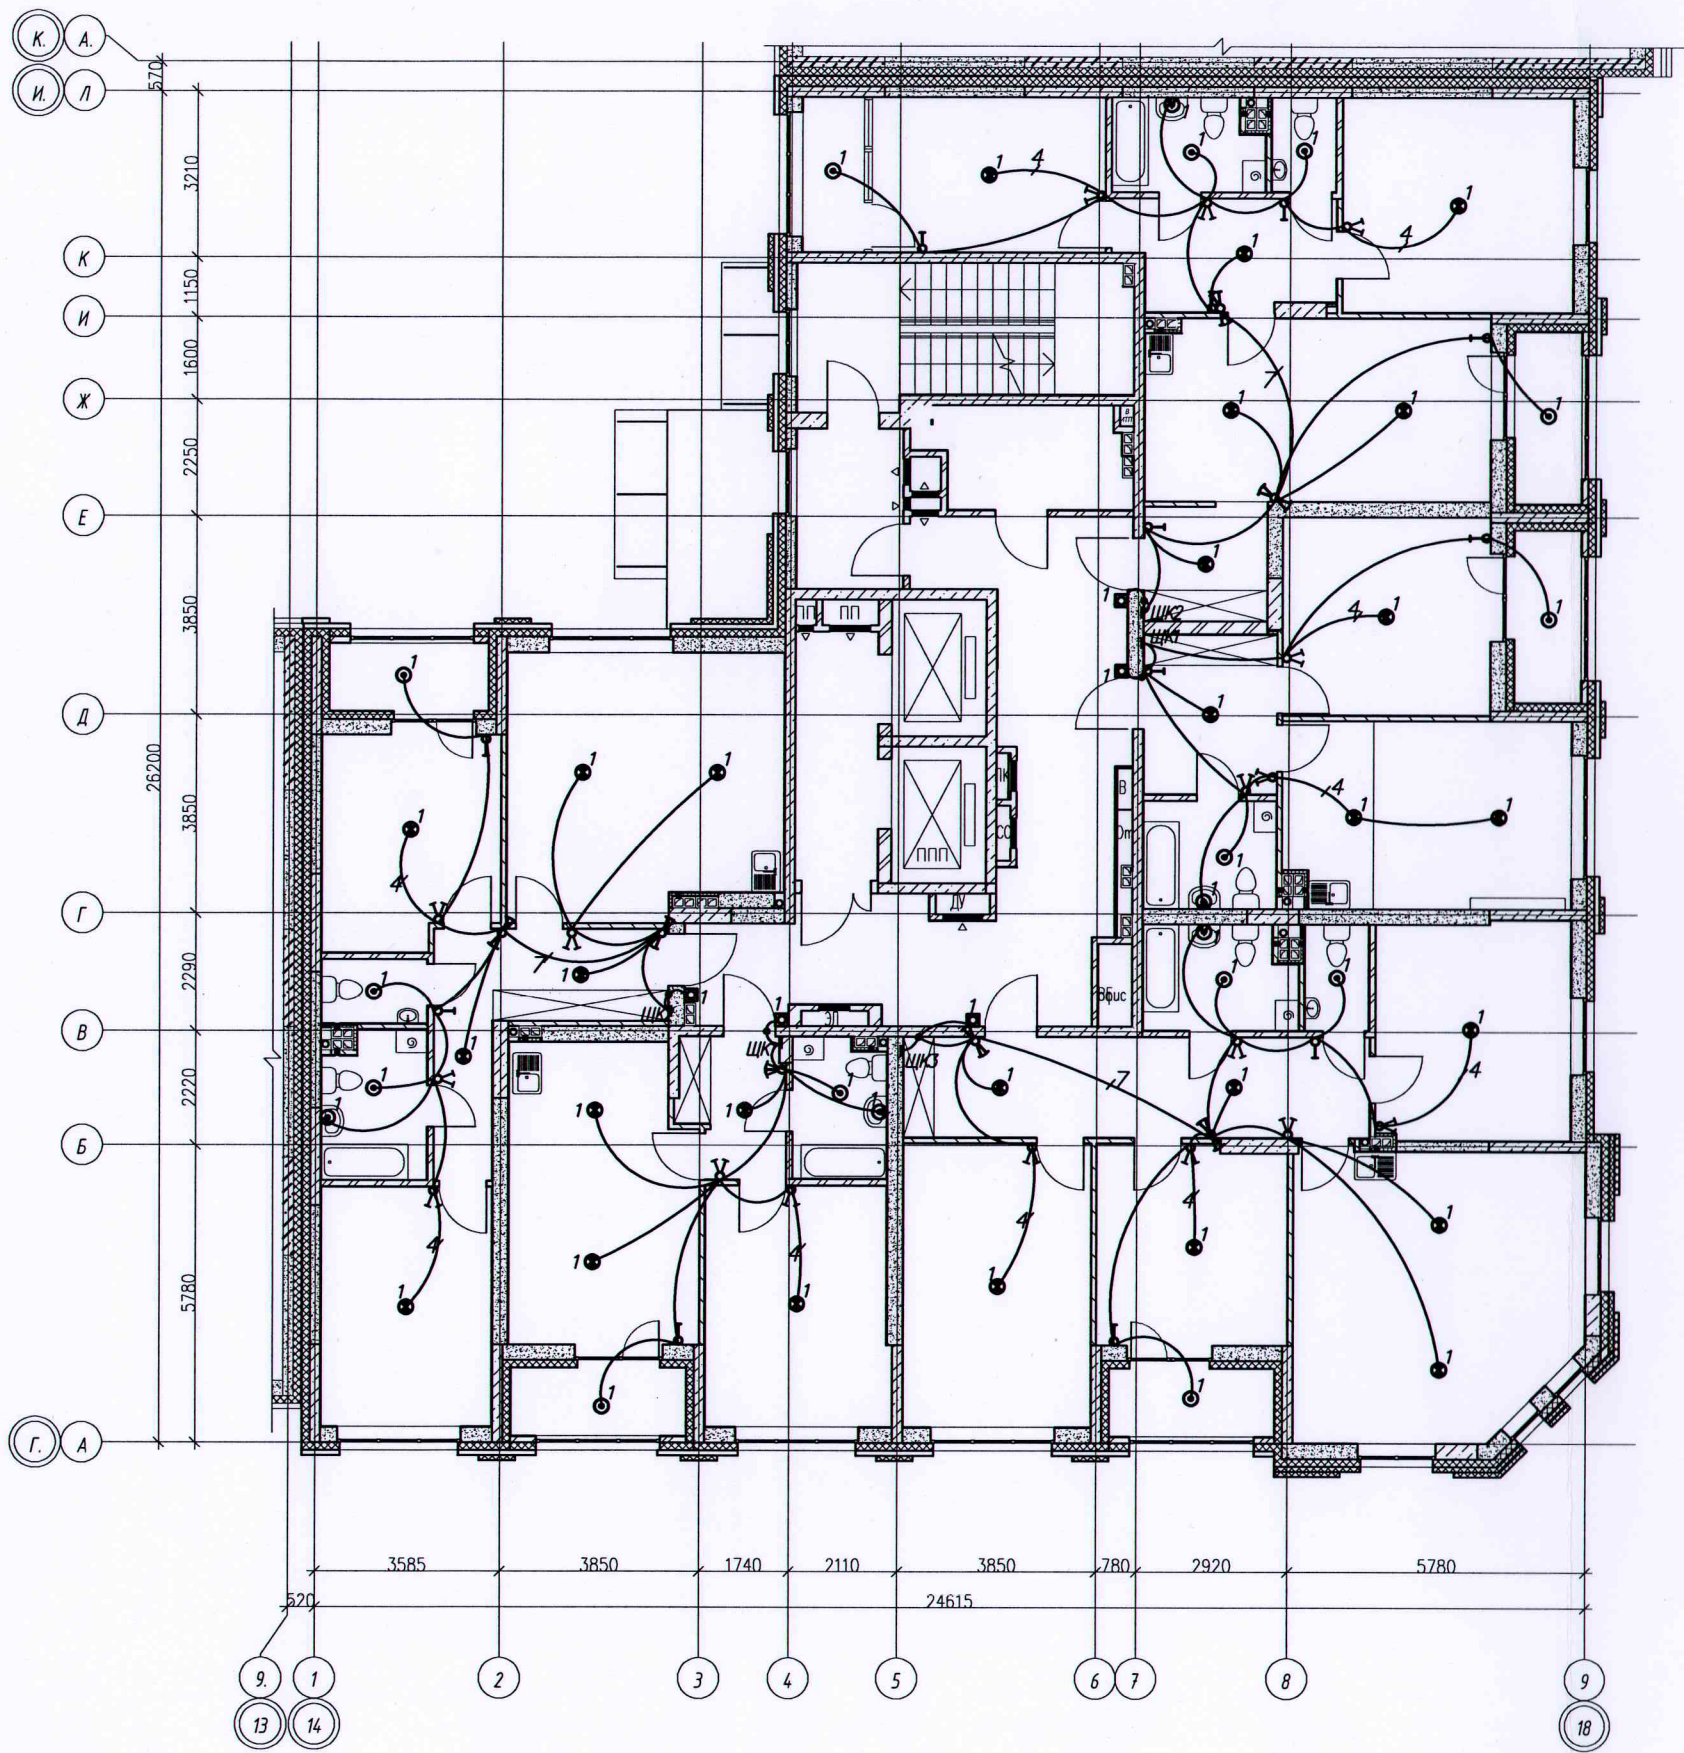


Условные обозначения:
 ————— Скрытая прокладка кабельных линий в замоноличенных ПНД трубах в бороздах, штрабах



Инд № подл. Подпись и дата. Взам. инв. №


Исполнительная схема №9.2 от 18.03.2021					
Многоэтажный жилой дом с нежилыми помещениями на первых этажах и подземной автостоянкой по ул. Степана Разина в Чкаловском районе г. Екатеринбурга					
Изм.	Колуч.	Лист	№ док.	Подпись	Дата
Разраб.	Заложных				
Проверил	Калач				
Н. контр.	Бардин				
И. контр.	Пробояков				
Секция 1М Электроосвещение Строительное задание				Стадия	Лист
				ИД	2
				Листов	2
Исполнительная схема прокладки трубопроводов сети освещения 9 этажа				000 "ВилорЭлектроМонтаж"	
Формат А2					

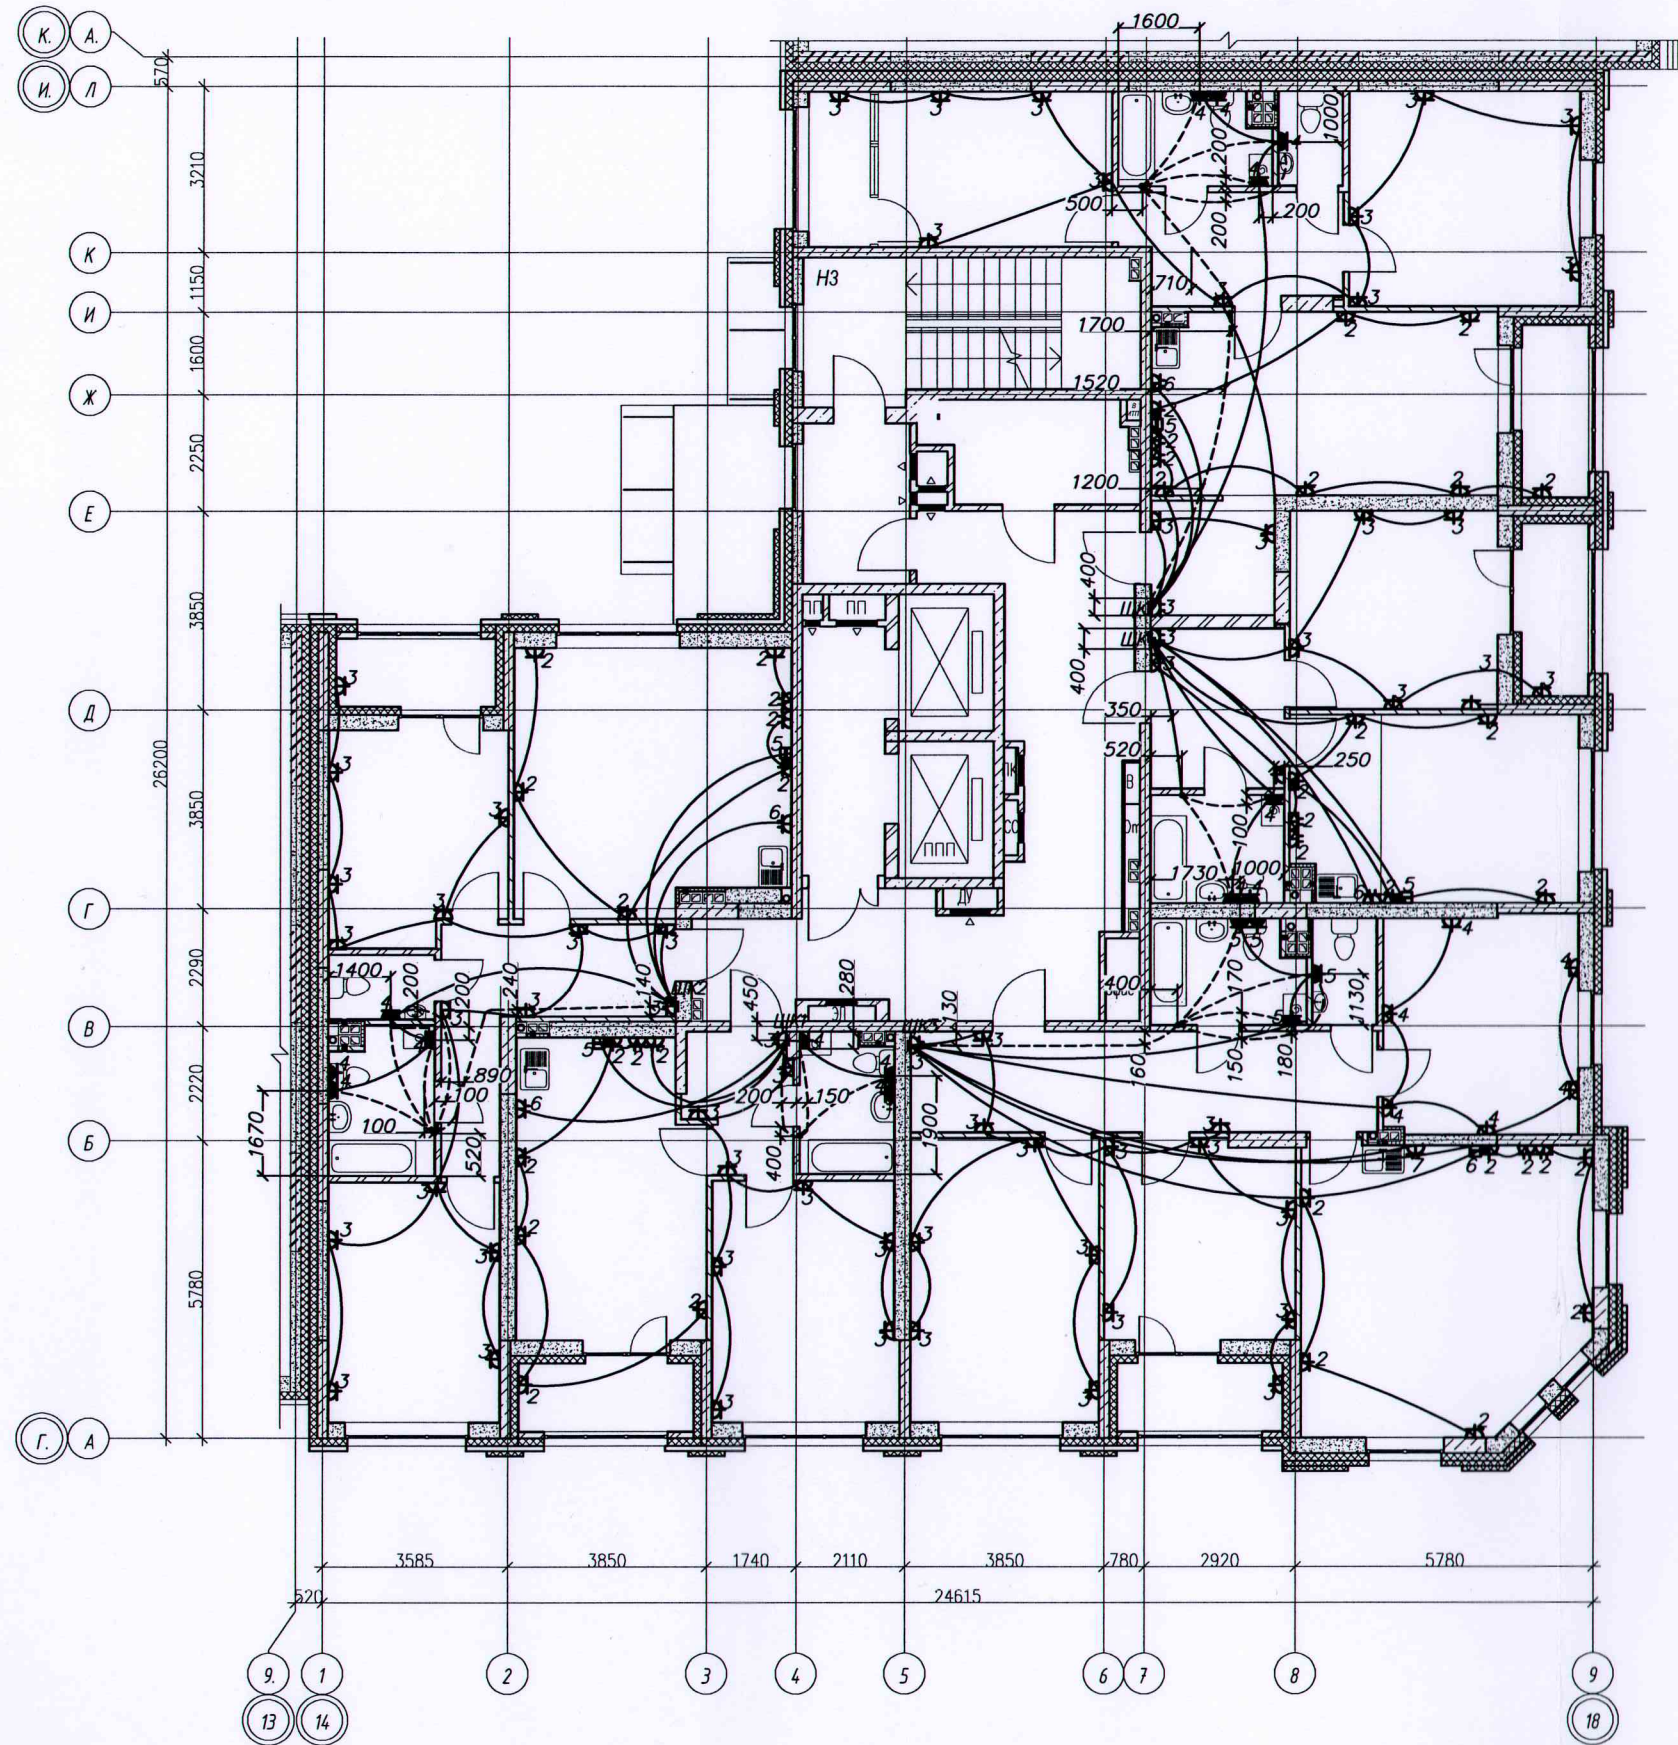

————— Труба ПНД \varnothing 25мм в плите перекрытия
 - - - - - Труба ПНД \varnothing 16мм в стяжке пола

Учб № подл. Подпись и дата. Взам. инв. №

Исполнительная схема №10.1 от 23.03.2021							
Изм.	Кол.уч.	Лист	№ док	Подпись	Дата		
Разраб.	Заложных	Многоэтажный жилой дом с нежилыми помещениями на первых этажах и подземной автостоянкой по ул. Степана Разина в Чкаловском районе г. Екатеринбурга					
Проверил	Калач	Секция 1М			Стадия	Лист	Листов
И.контр.	Бардин	Электроосвещение			ИД	1	2
И.контр.	Проботкин	Строительное задание			000		
Исполнительная схема прокладки трубопроводов групповой розеточной сети 10 этажа					"ВилорЭлектроМонтаж"		
Формат А2							

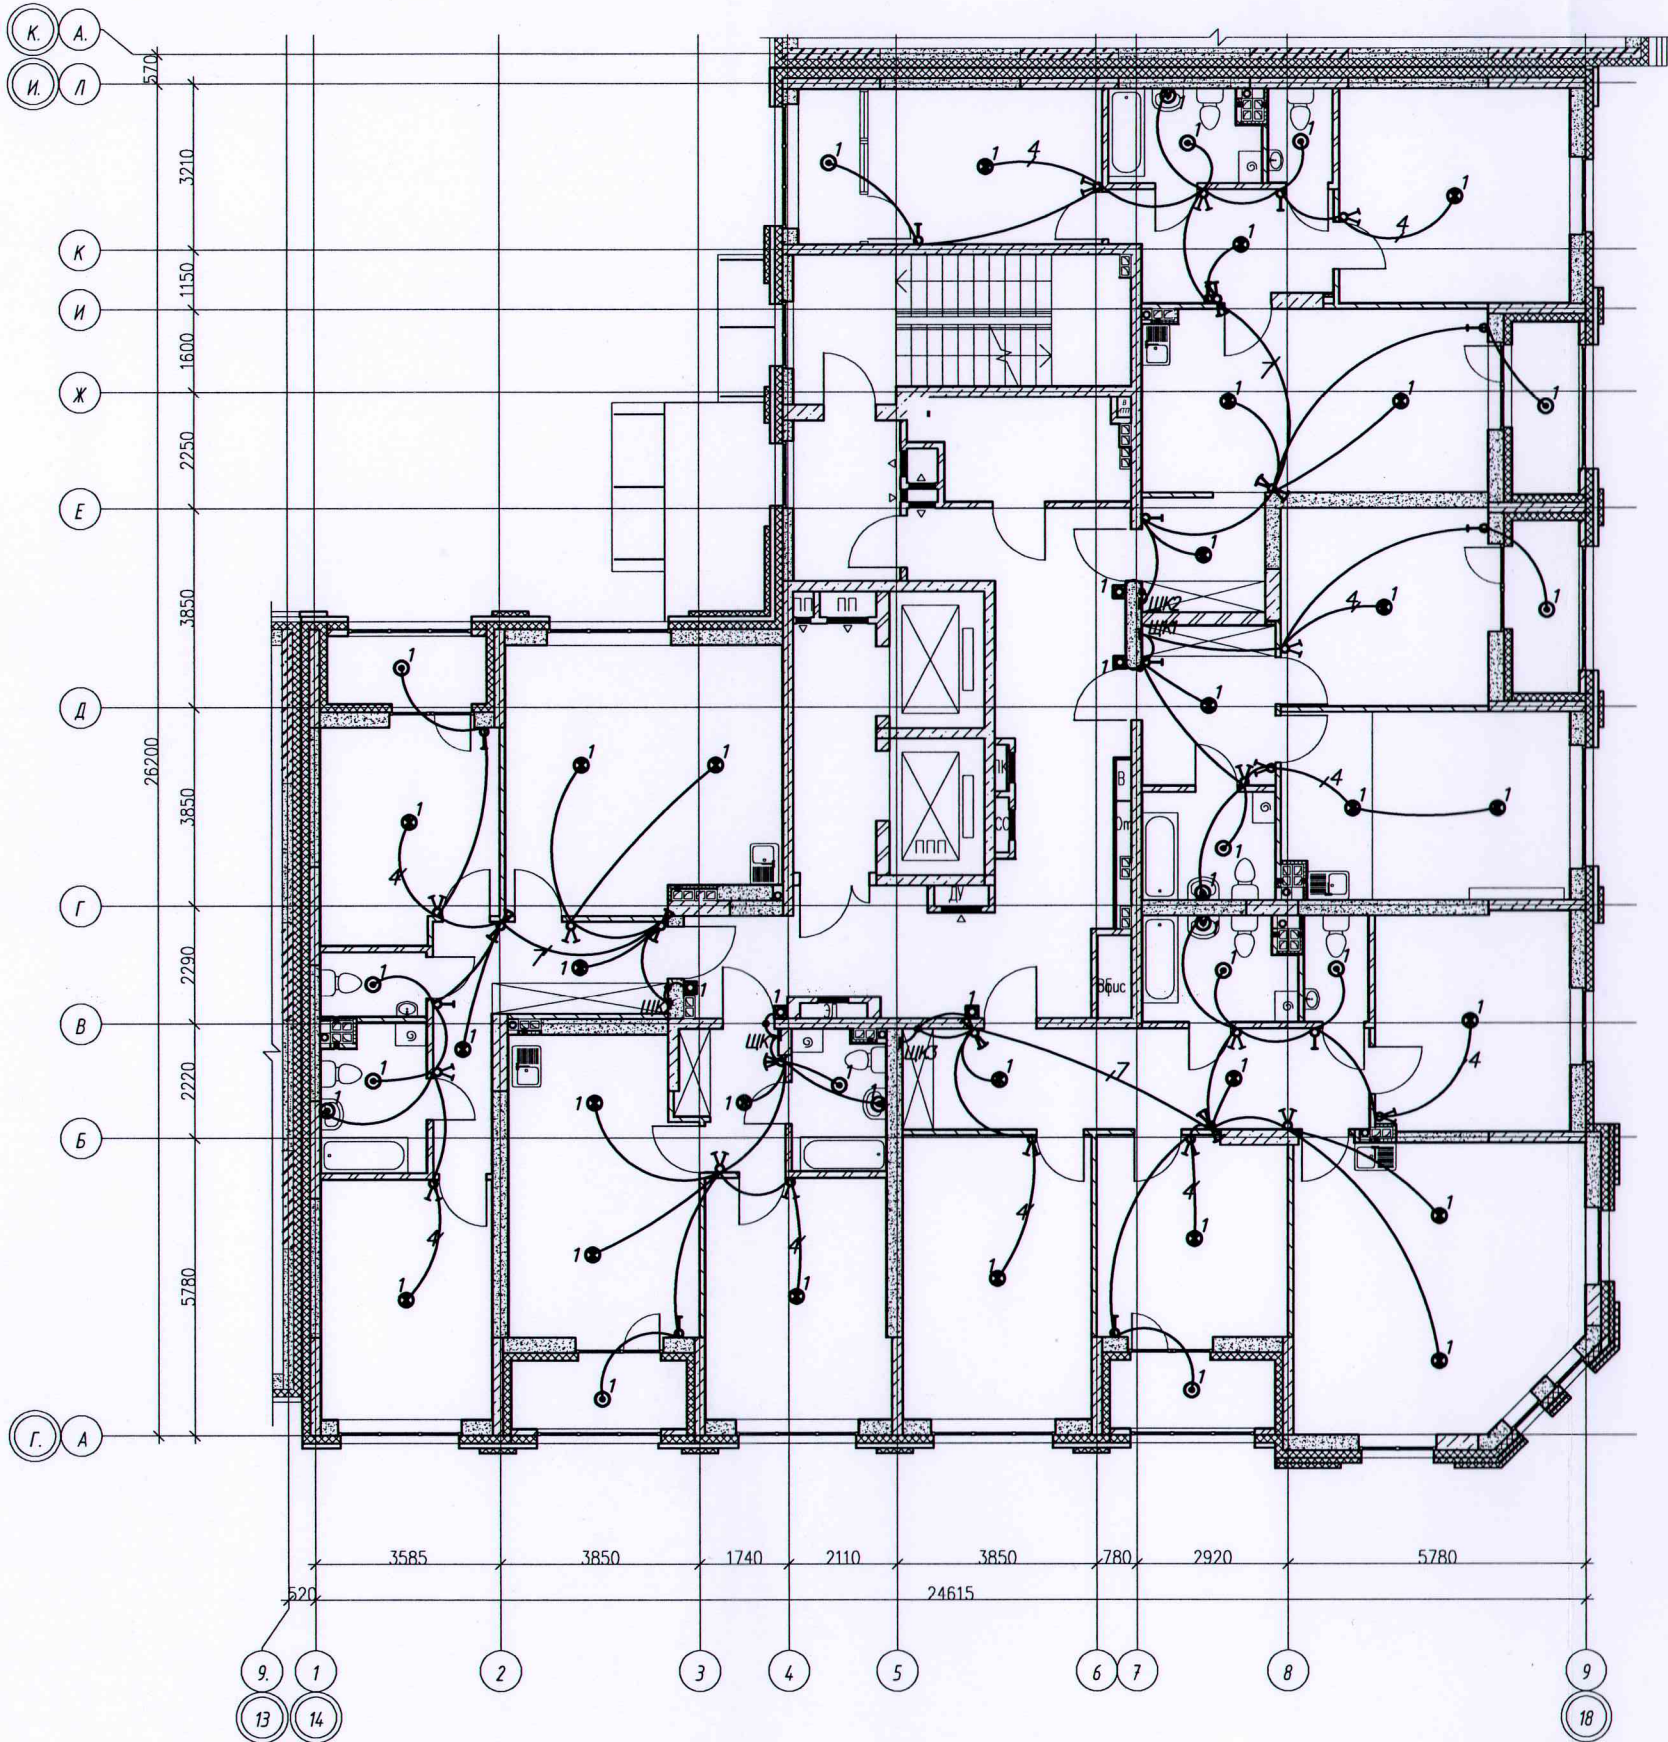


Условные обозначения:
 ————— Скрытая прокладка кабельных линий в замоноличенных ПНД трубах, в бороздах, штрабах



Инв № подл. Подпись и дата. Взам. инв. №


Исполнительная схема №10.2 от 23.03.2021					
Многоэтажный жилой дом с нежилыми помещениями на первых этажах и подземной адмостоянкой по ул. Степана Разина в Чкаловском районе г. Екатеринбург					
Изм.	Колуч.	Лист	№ док.	Подпись	Дата
Разраб.	Заложных				
Проверил	Калач				
Н. контр.	Бардин				
И. контр.	Проборков				
Секция 1М Электроосвещение Строительное задание				Стадия	Лист
				ИД	2
Исполнительная схема прокладки трубопроводов сети освещения 10 этажа				000 "ВилорЭлектромонтаж"	
Формат А2					

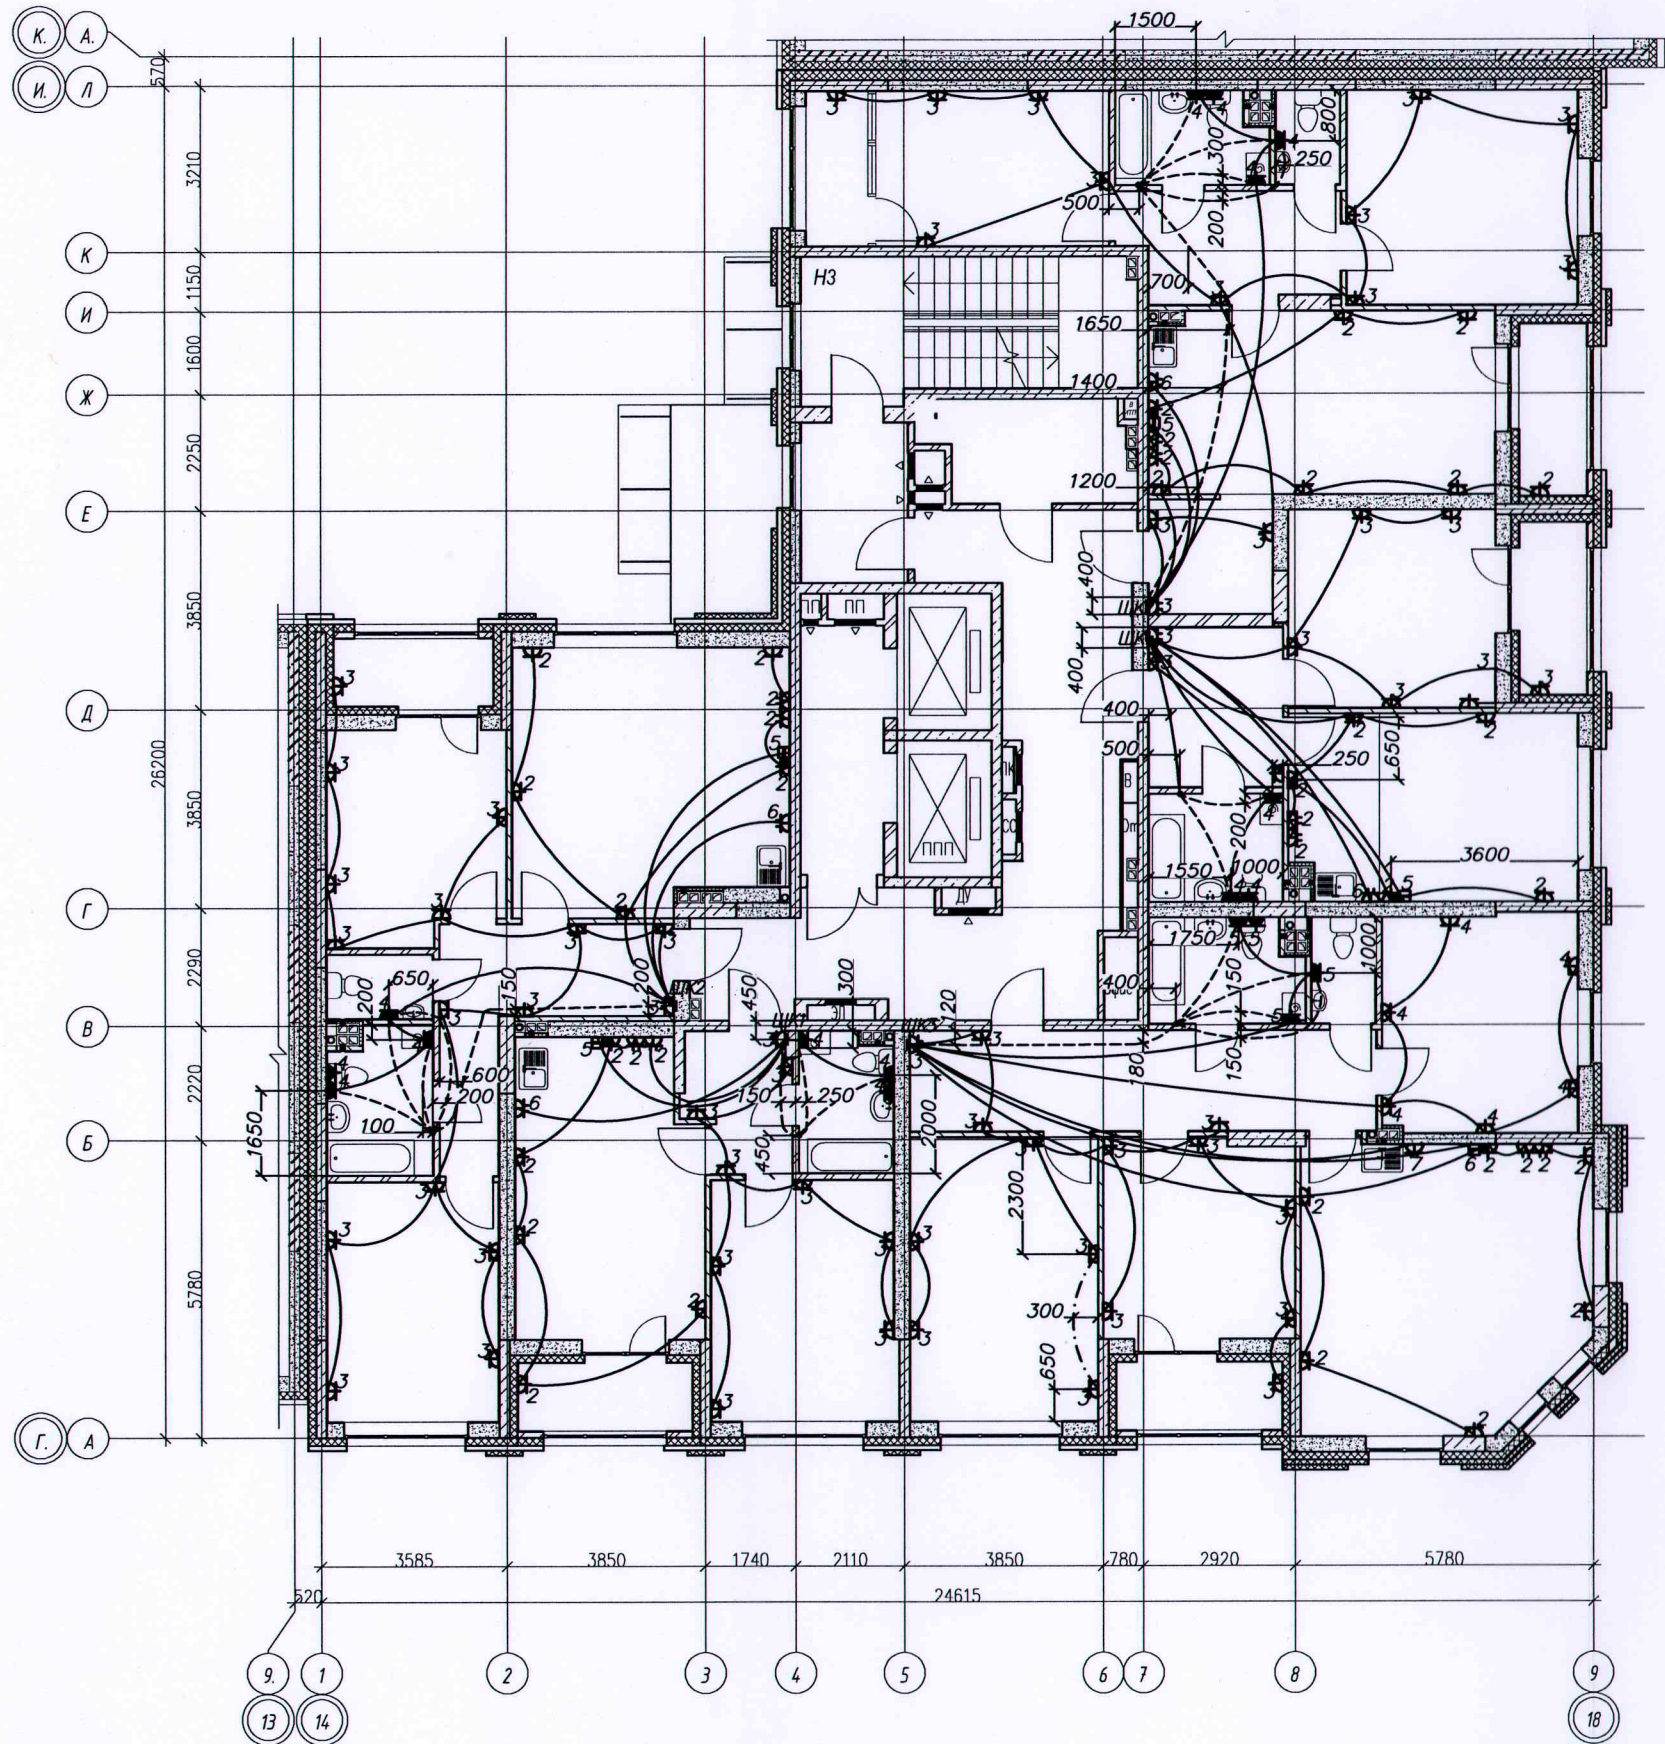

- - - - - проложено в трубе ПНД \varnothing 20мм в стяжке пола
 ————— Труба ПНД \varnothing 25мм в плите перекрытия
 - - - - - Труба ПНД \varnothing 16мм в стяжке пола

Инд № подл. Подпись и дата. Взам. инд. №

Исполнительная схема №11.1 от 26.03.2021						
Многоэтажный жилой дом с нежилыми помещениями на первых этажах и подземной автостоянкой по ул. Степана Разина в Чкаловском районе г. Екатеринбурга						
Изм.	Колуч.	Лист	№ док.	Подпись	Дата	
Разраб.	Заложных					
Проверил	Калач					
Н. контр.	Бардин					
И. контр.	Пробогарь					
Секция 1М Электроосвещение Строительное задание				Стадия	Лист	Листов
				ИД	1	2
Исполнительная схема прокладки трубопроводов групповой розеточной сети 11 этажа				000 "ВилорЭлектромонтаж"		
Формат А2						

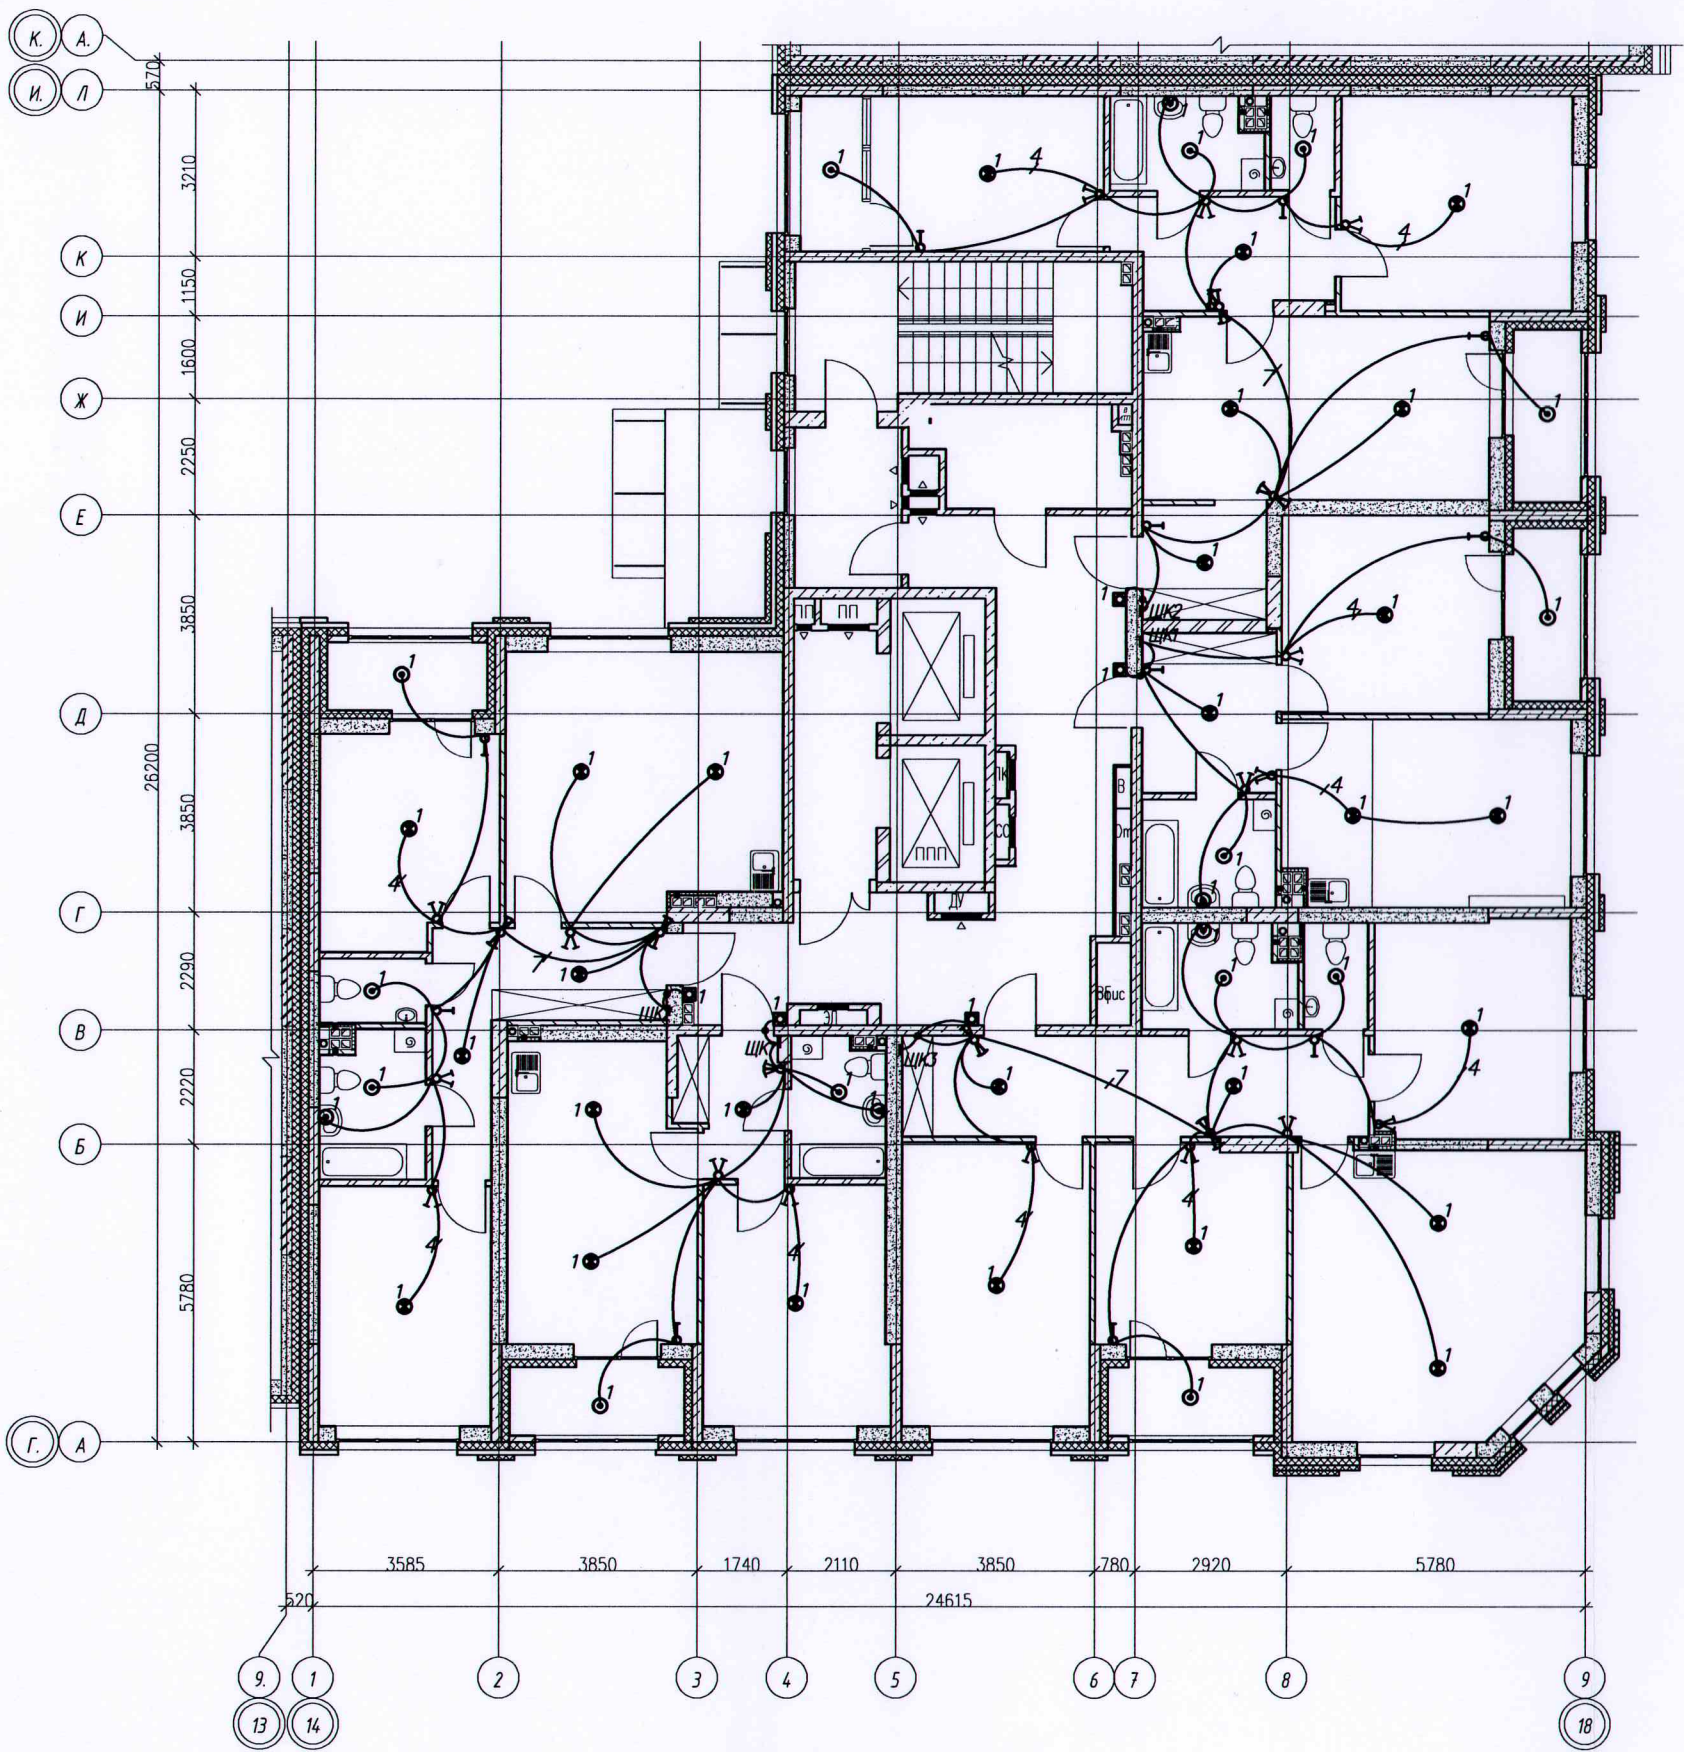


Условные обозначения:
 ————— Скрытая прокладка кабельных линий в замоноличенных ПНД трубах в бороздах штрабах



Инв. № подл. Подпись и дата. Взам. инв. №

Исполнительная схема №11.2 от 26.03.2021					
Многоэтажный жилой дом с нежилыми помещениями на первых этажах и подземной автостоянкой по ул. Степана Разина в Чкаловском районе г. Екатеринбурга					
Изм.	Колуч.	Лист	№ док.	Подпись	Дата
Разраб.	Заложных				
Проверил	Калач				
Н. контр.	Бардин				
И. катг.	Проверен				
Секция 1М Электроосвещение Строительное задание				Стадия	Лист
				ИД	2
Исполнительная схема прокладки трубопроводов сети освещения 11 этажа				000	
				"ВилорЭлектромонтаж"	

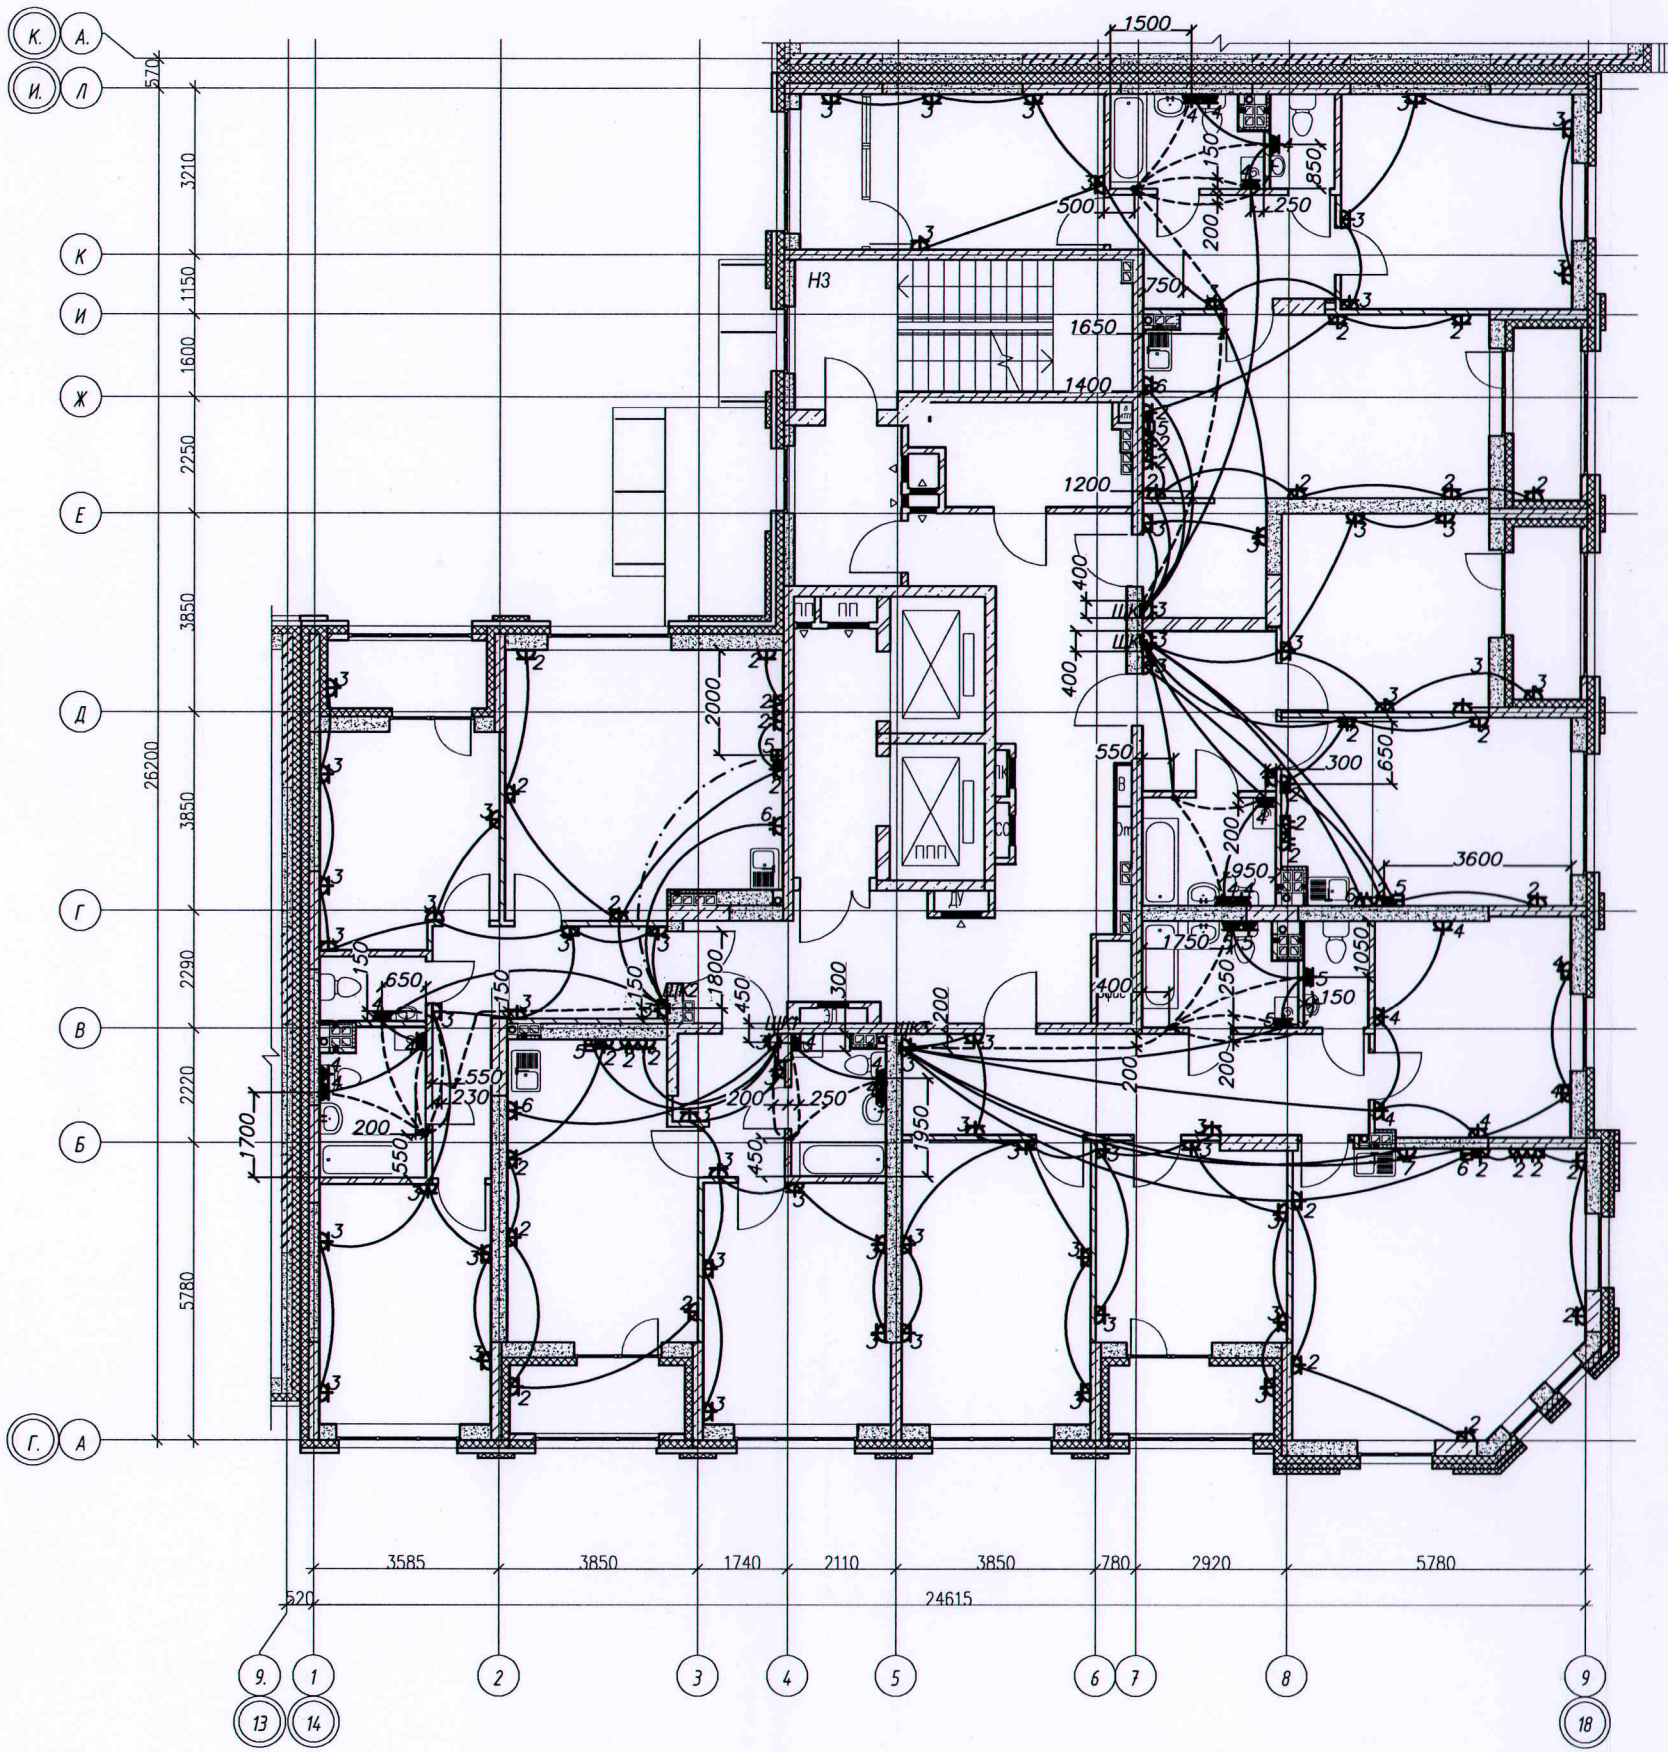


----- — проложено в трубе ПНД \varnothing 20мм в стяжке пола
 ————— — Труба ПНД \varnothing 25мм в плите перекрытия
 - - - - - — Труба ПНД \varnothing 16мм в стяжке пола



Инд № подл. Подпись и дата. Взам. инв. №

Исполнительная схема №12.1 от 31.03.2021						
Многоэтажный жилой дом с нежилыми помещениями на первых этажах и подземной автостоянкой по ул. Степана Разина в Чкаловском районе г. Екатеринбурга						
Изм.	Колуч.	Лист	№ док.	Подпись	Дата	
Разраб.	Заложник					
Проверил	Калач					
Н.контр.	Бардин					
И.контр.	Приветский					
Секция 1М Электроосвещение Строительное задание				Стадия	Лист	Листов
Исполнительная схема прокладки трубопроводов групповой розеточной сети 12 этажа				ИД	1	2
				000 "ВилорЭлектромонтаж"		
Формат А2						

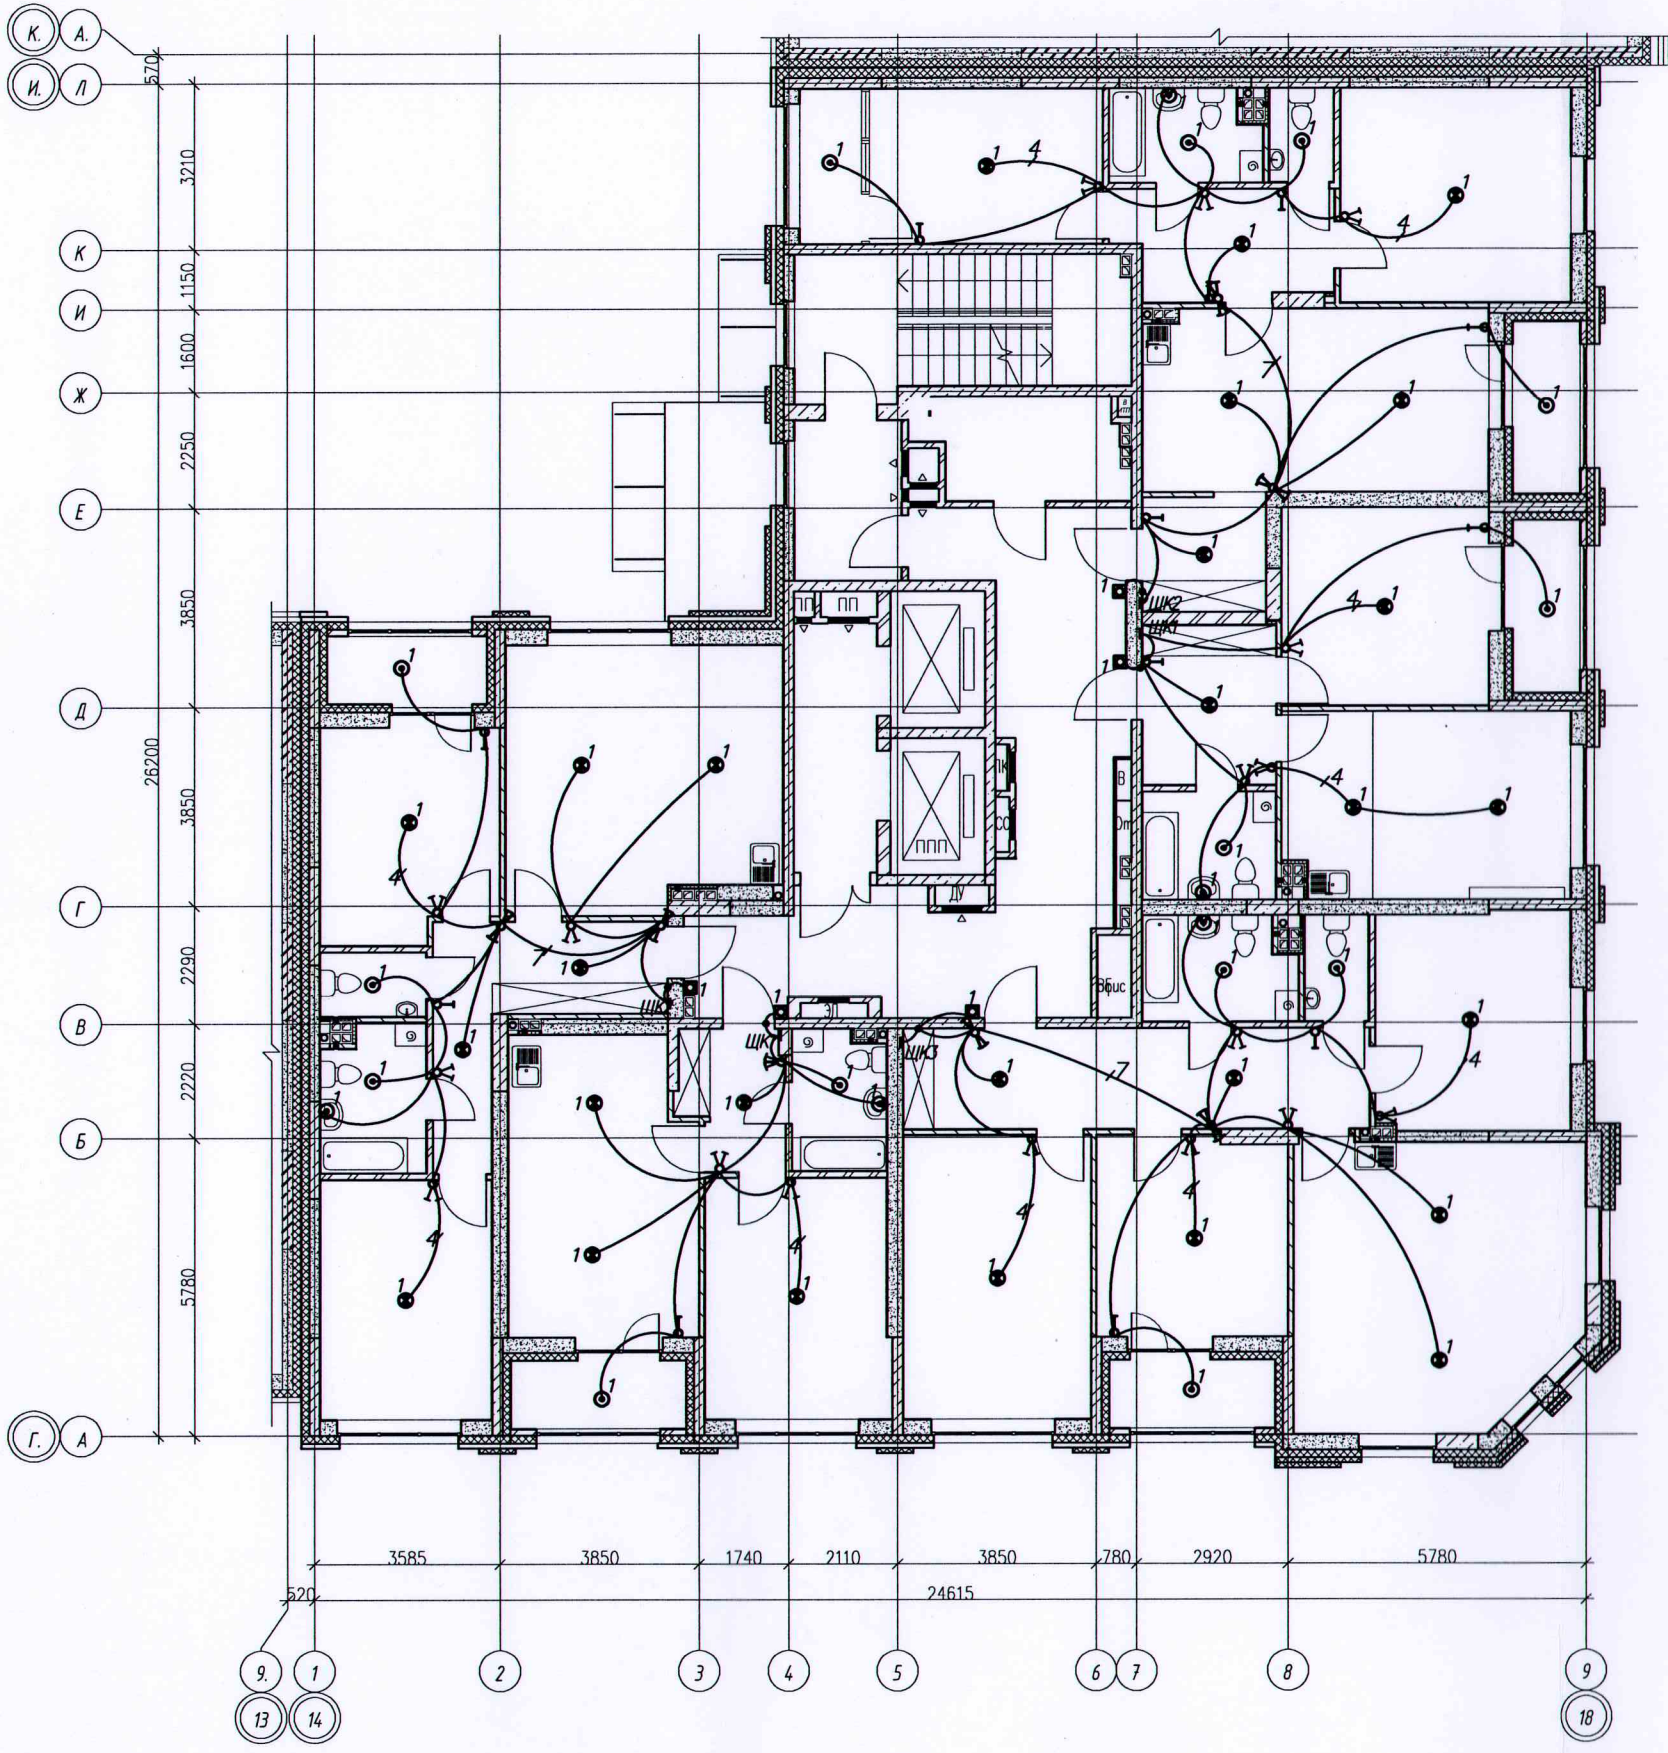


Условные обозначения:
 ————— Скрытая прокладка кабельных линий в замоноличенных ПНД трубах, в бороздах, штрабах



Инв. № подл. Подпись и дата. Взам. инв. №

Исполнительная схема №12.2 от 31.03.2021					
Многоэтажный жилой дом с нежилыми помещениями на первых этажах и подземной автостоянкой по ул. Степана Разина в Чкаловском районе г. Екатеринбург					
Изм.	Колуч.	Лист	№ док.	Подпись	Дата
Разраб.	Заложных				
Проверил	Калач				
Н. контр.	Бардин				
И. контр.	Провоторов				
Секция 1М Электроосвещение Строительное задание				Стадия	Лист
				ИД	2
Исполнительная схема прокладки трубопроводов сети освещения 12 этажа				ООО "ВилорЭлектромонтаж"	

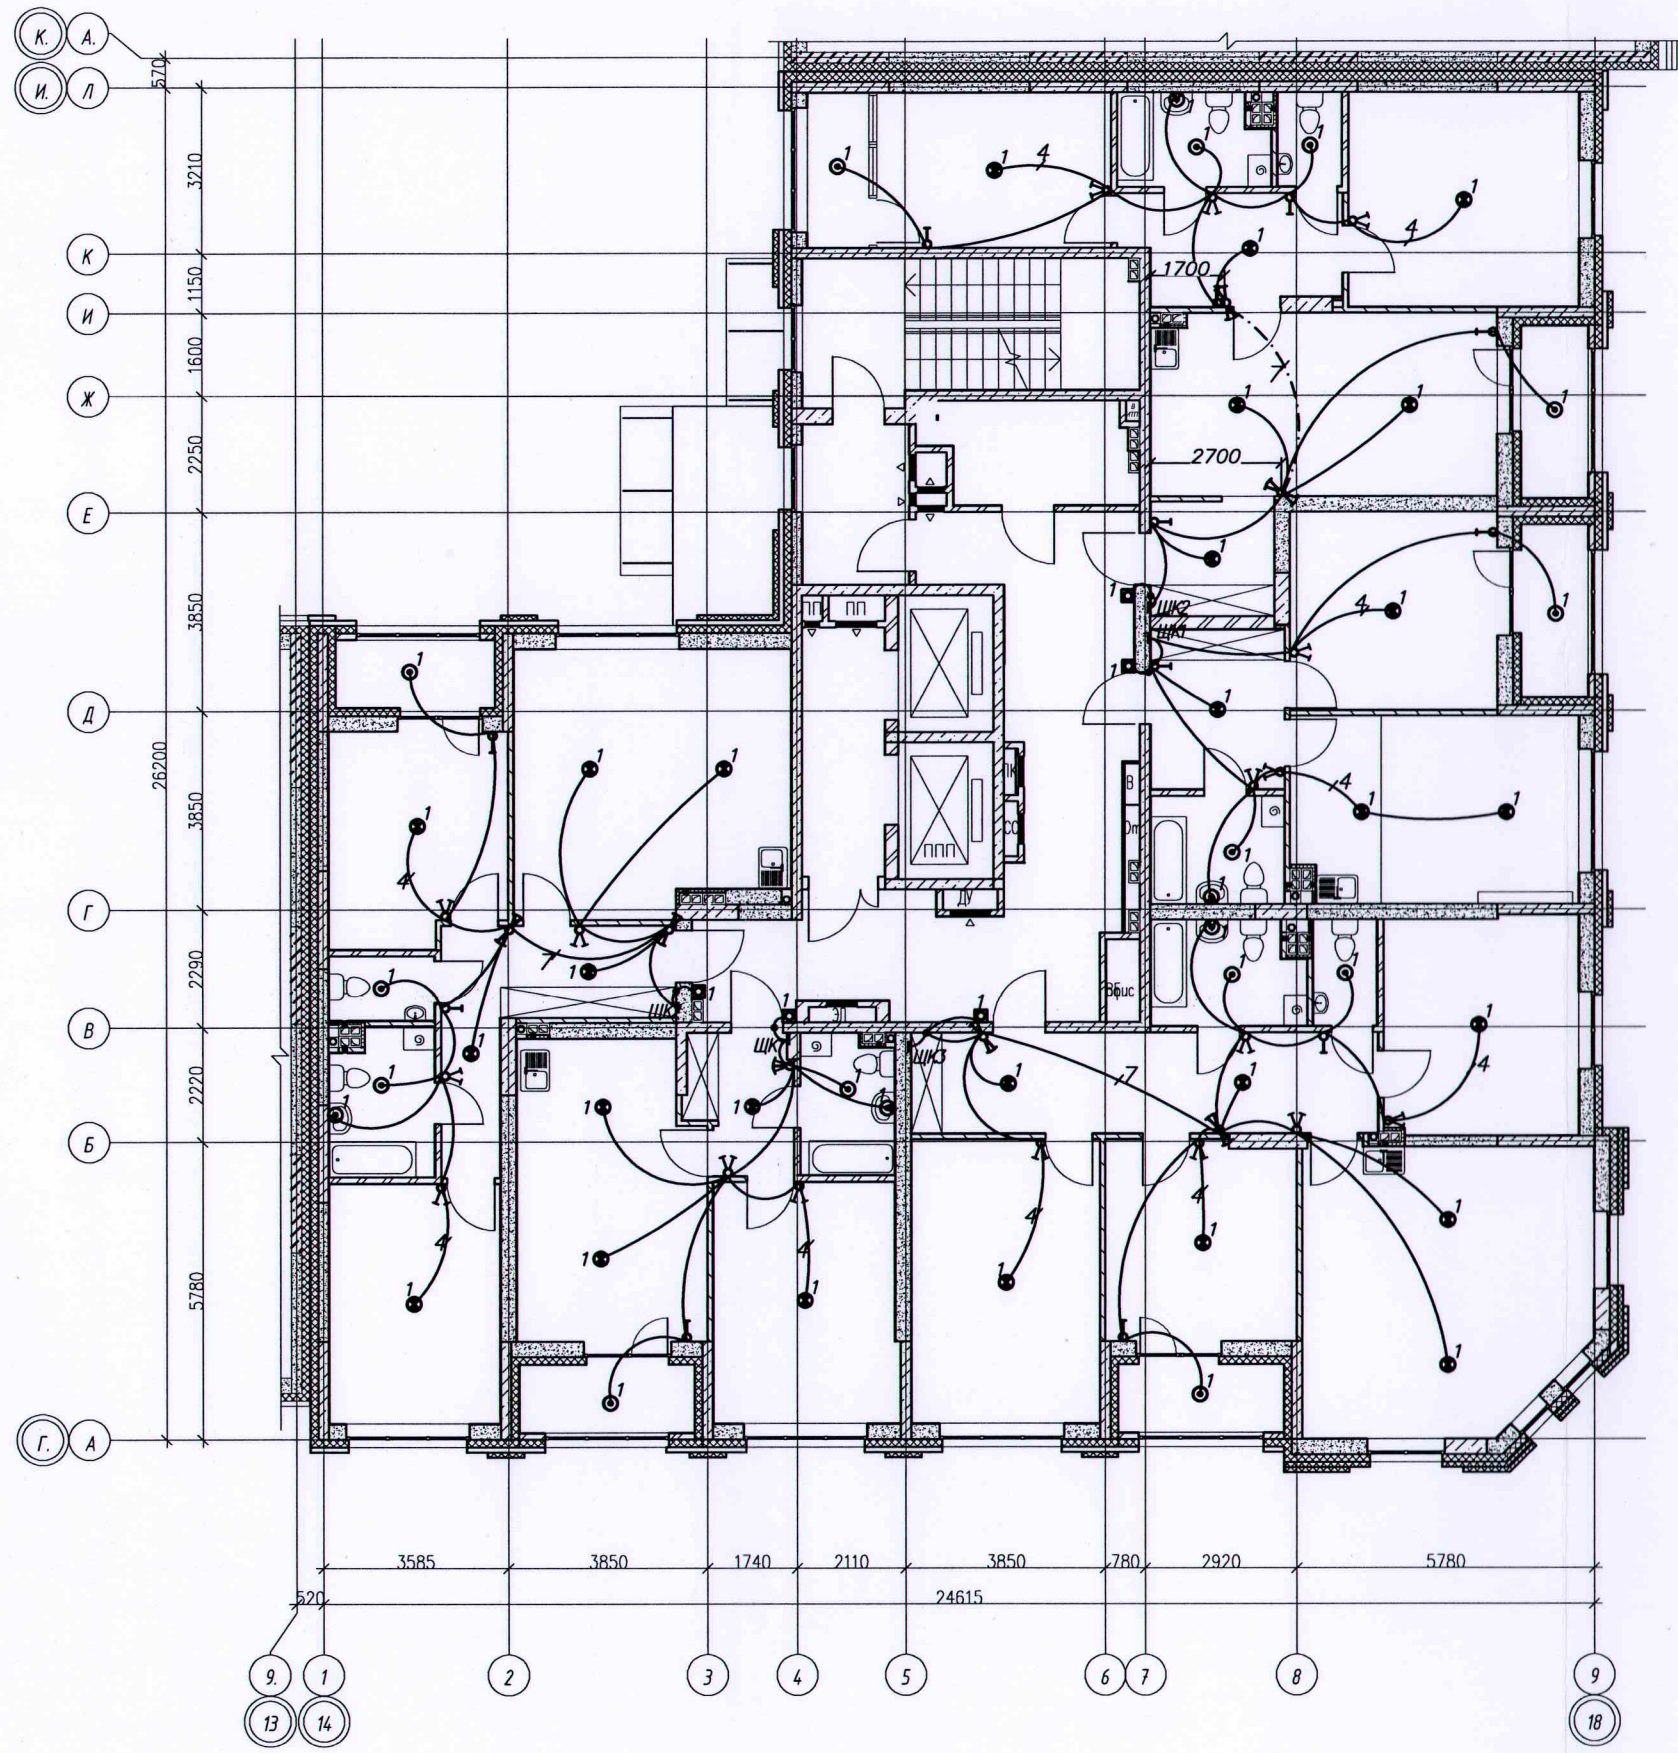


Условные обозначения:

- - проложено в трубе ПНД $\varnothing 20$ мм в стяжке пола
- - скрытая прокладка кабельных линий в замоноличенных ПНД трубах, в бороздах, штрабах

Ил. № подл. Подпись и дата. Взам. инв. №


Исполнительная схема №13.2 от 03.04.2021					
Многоэтажный жилой дом с нежилыми помещениями на первых этажах и подземной автостоянкой по ул. Степана Разина в Чкаловском районе г. Екатеринбурга					
Изм.	Колуч.	Лист	№ док.	Подпись	Дата
Разраб.	Заложных				
Проверил	Калач	Секция 1М		Стадия	Лист
Н. контр.	Бердин	Электроосвещение		ИД	2
И. контр.	Пробиторков	Строительное задание			2
Исполнительная схема прокладки трубопроводов сети освещения 13 этажа				ООО	
				"ВилорЭлектромонтаж"	
Формат А2					

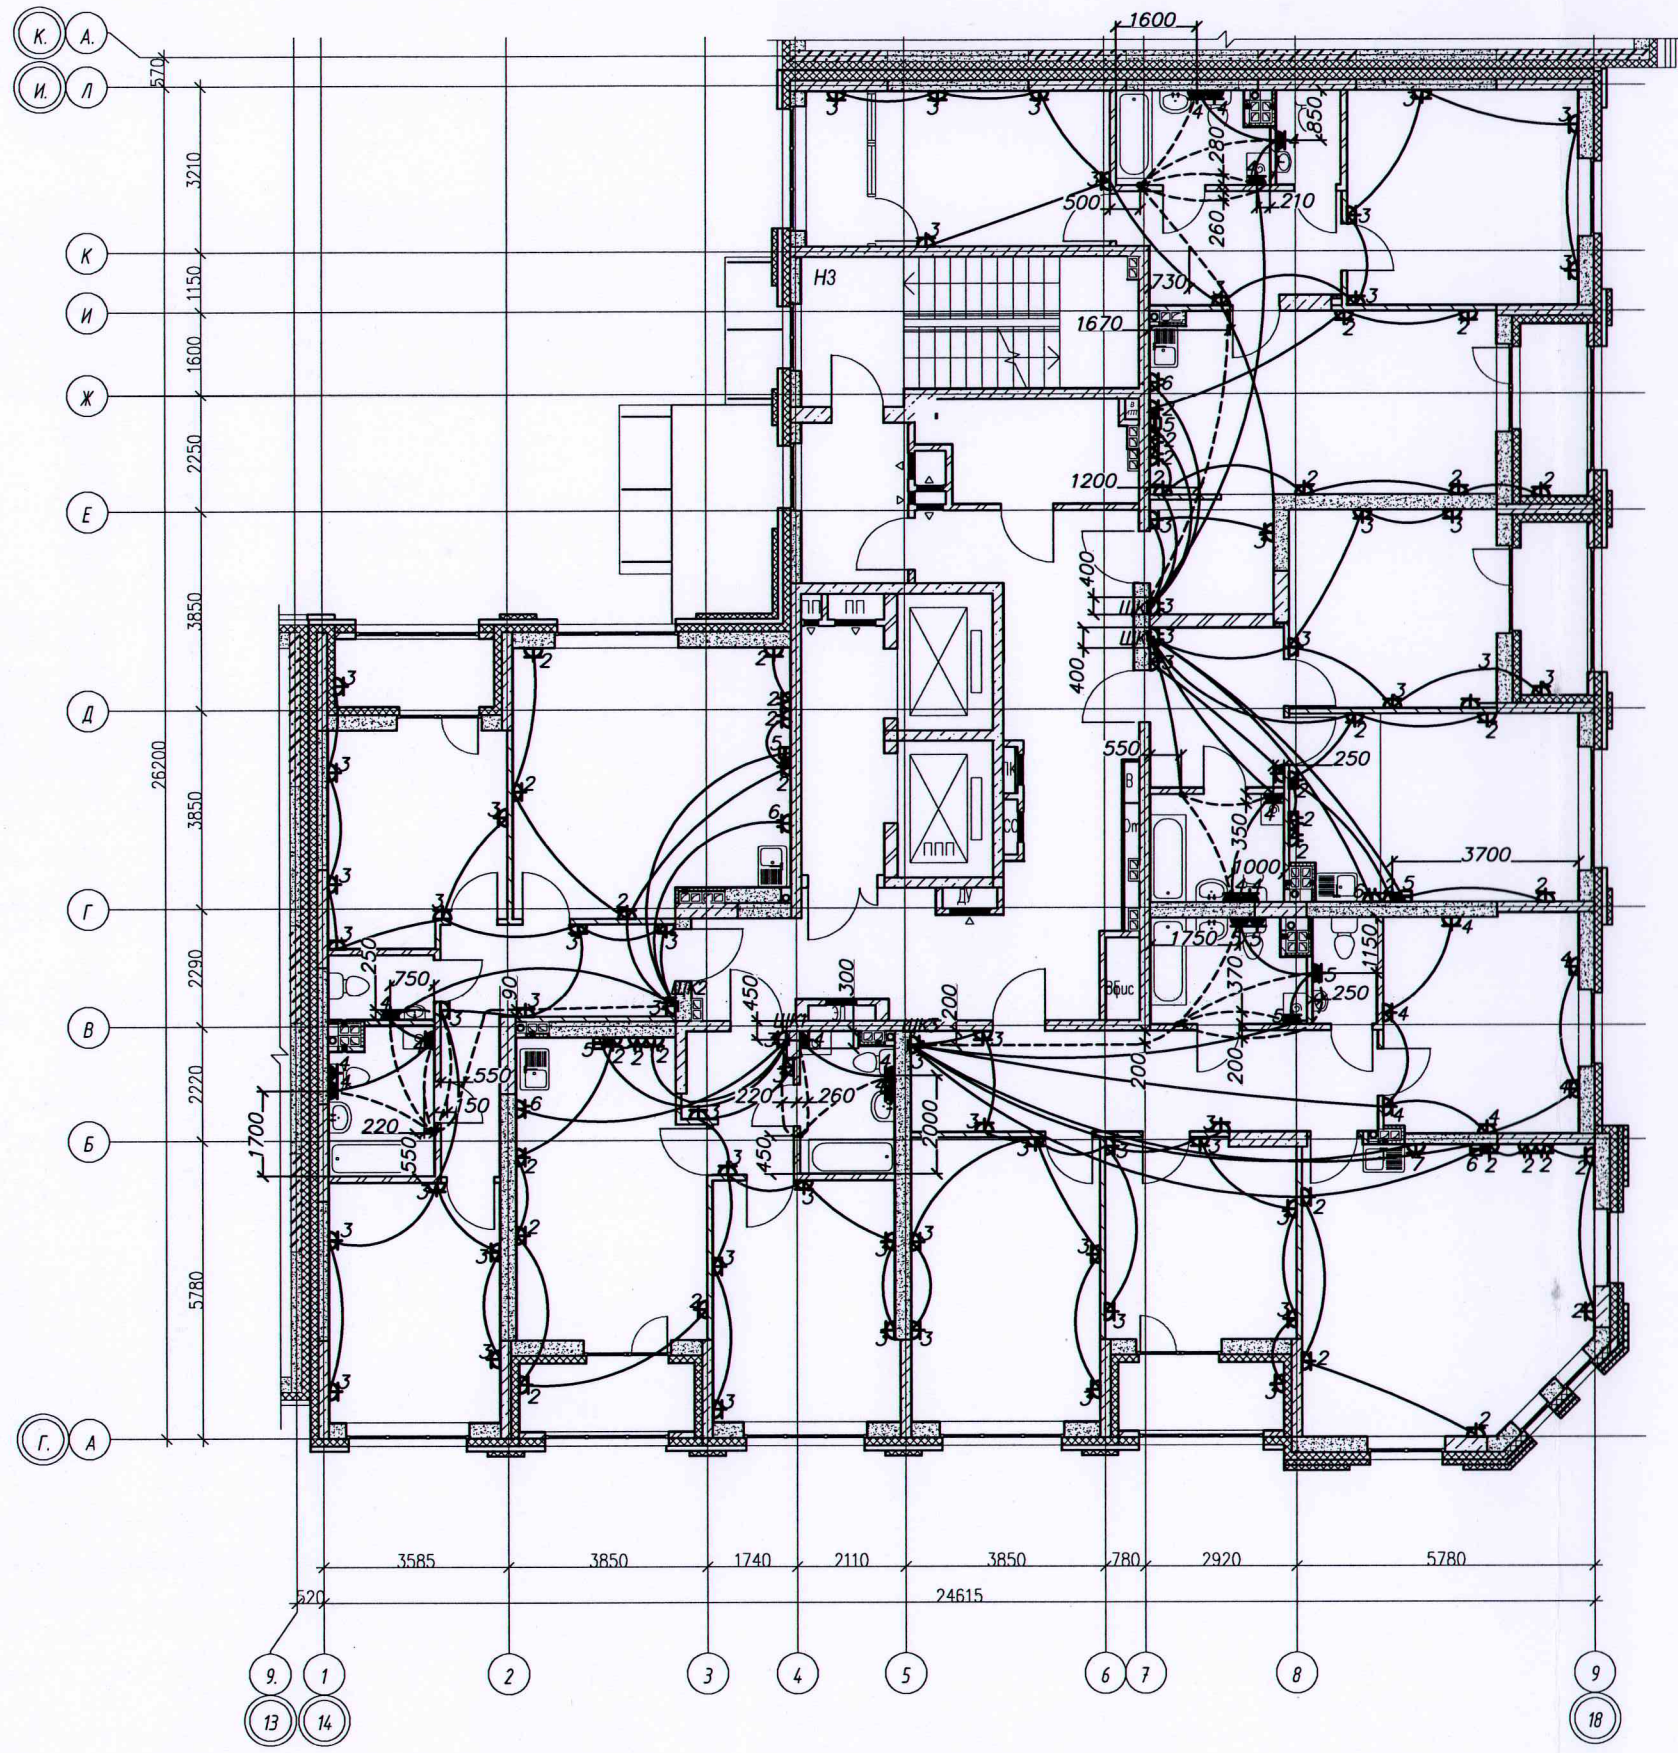

————— — Труба ПНД \varnothing 25мм в плите перекрытия
 - - - - - Труба ПНД \varnothing 16мм в стяжке пола

Ил. № подл. Подпись и дата Взам. инв. №

Исполнительная схема №14.1 от 07.04.2021						
Многоэтажный жилой дом с нежилыми помещениями на первых этажах и подземной автостоянкой по ул. Степана Разина в Чкаловском районе г. Екатеринбурга						
Изм.	Колуч.	Лист	№ док.	Подпись	Дата	
Разраб.	Заложных					Секция 1М
Проверил	Калач					Электроосвещение
Н. контр.	Бардин					Строительное задание
И. контр.	Просторная					Исполнительная схема прокладки трубопроводов групповой розеточной сети 14 этажа
				Стадия	Лист	Листов
				ИД	1	2
				ООО "ВилорЭлектромонтаж"		
				Формат А2		

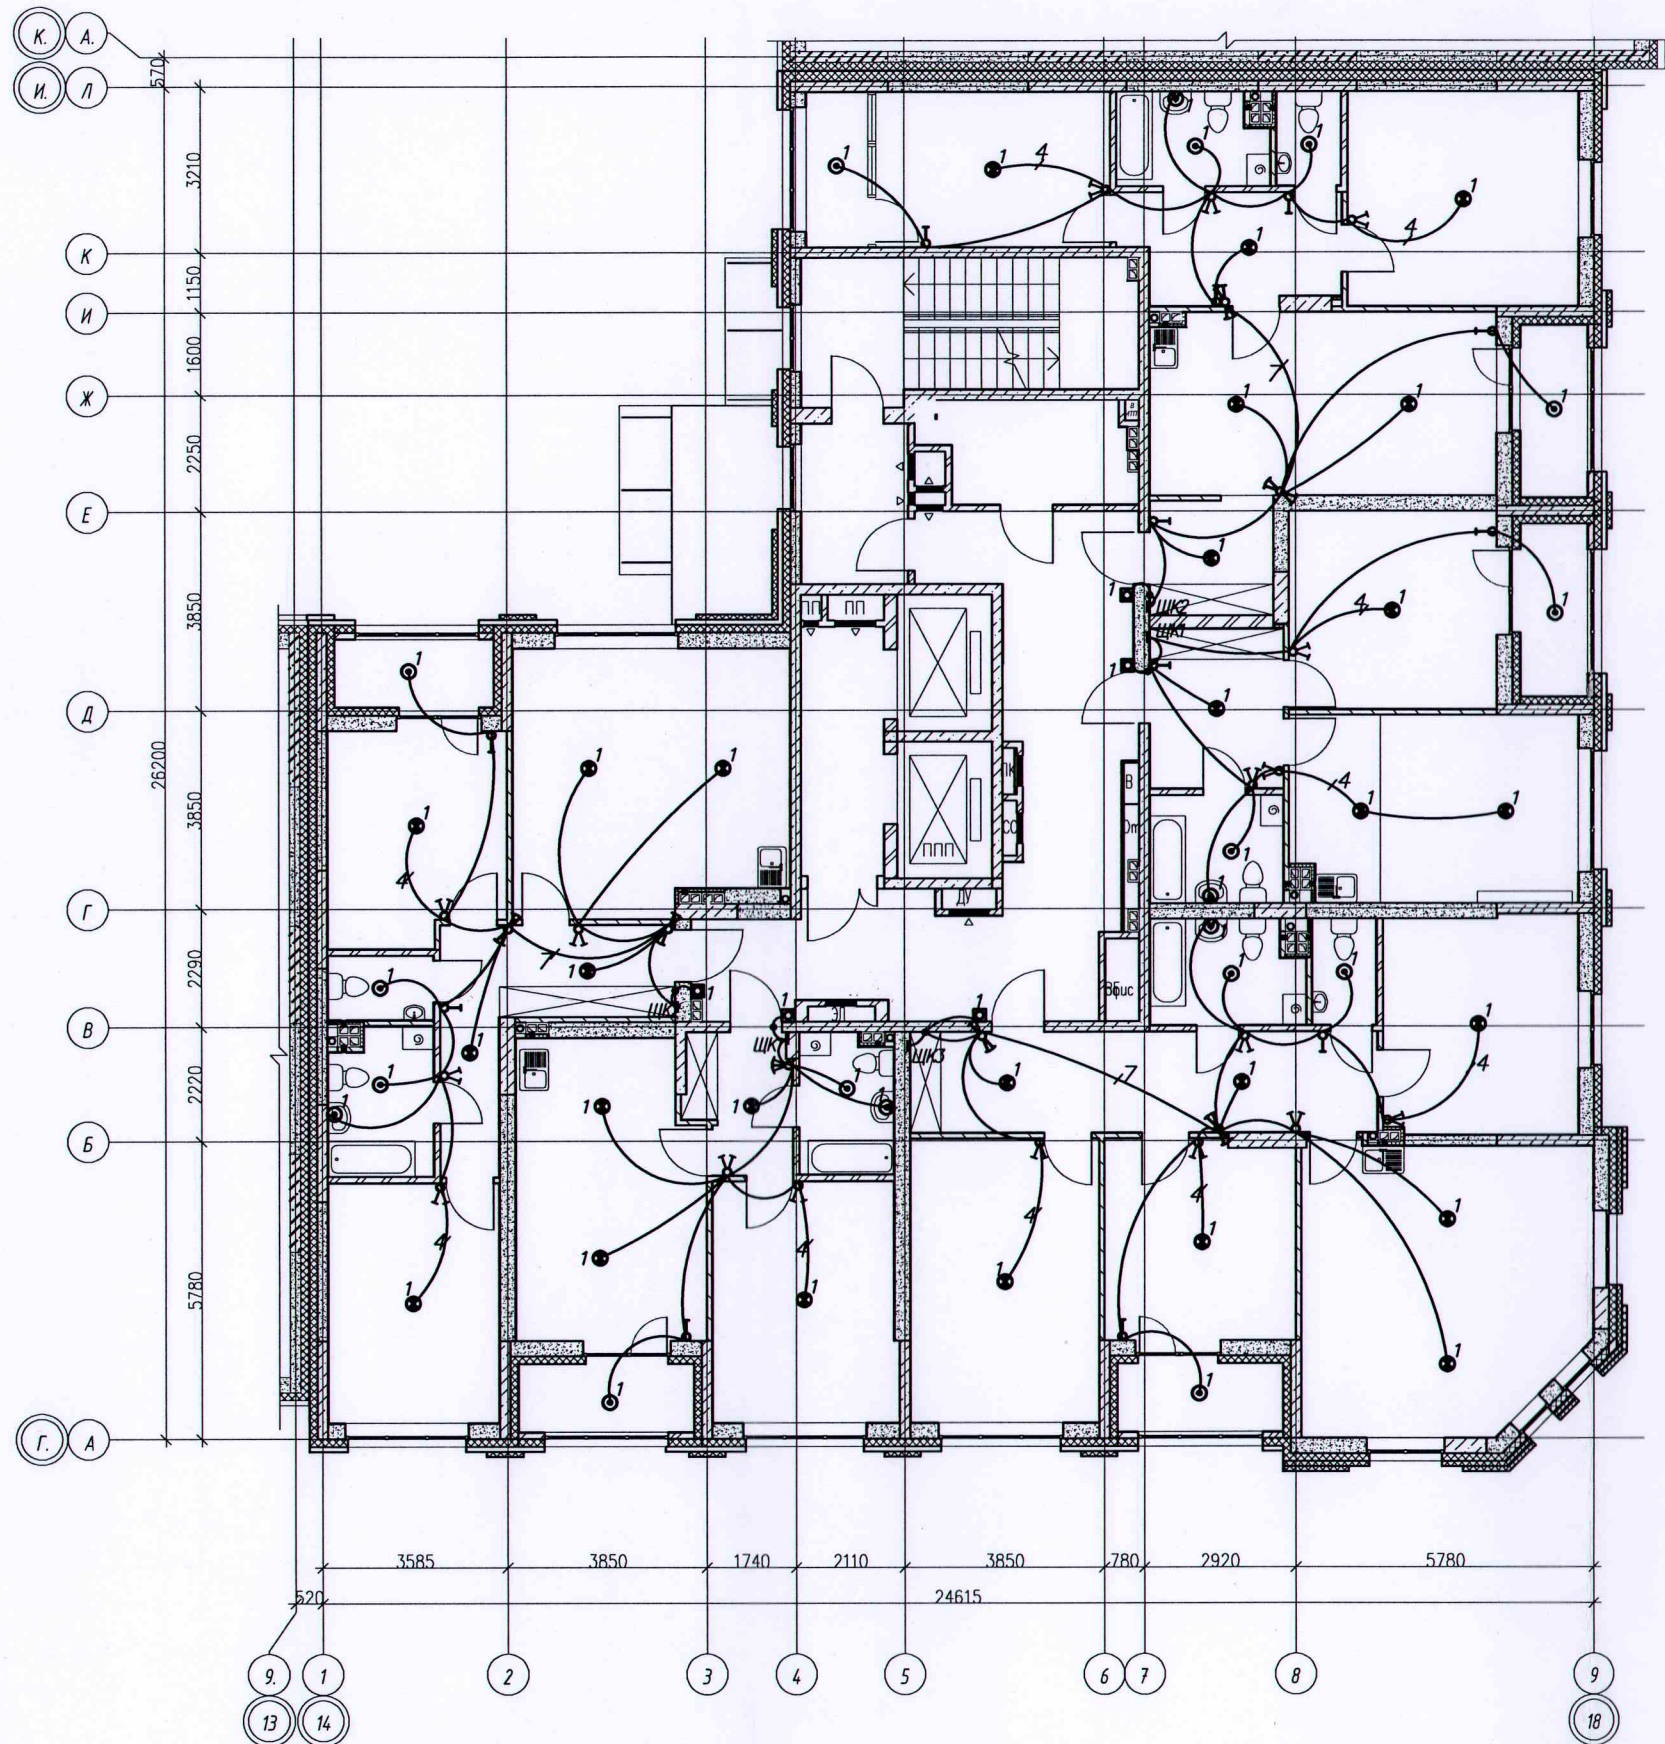


Условные обозначения:

— Скрытая прокладка кабельных линий в замоноличенных ПНД трубах в бороздах штрабах



Инв № подл. Подпись и дата. Взам. инв. №


Исполнительная схема №14.2 от 07.04.2021						
Многоэтажный жилой дом с нежилыми помещениями на первых этажах и подземной абстоянкой по ул. Степана Разина в Чкаловском районе г. Екатеринбург						
Изм.	Колуч.	Лист	№ док	Подпись	Дата	
Разраб.	Заложных					Секция 1М
Проверил	Калач					Электроосвещение
Н. контр.	Бардин					Строительное задание
И. контр.	Дроботкина					Исполнительная схема прокладки трубопроводов сети освещения 14 этажа
				ИД	Лист	Листов
					2	2
					000	
					"ВилорЭлектромонтаж"	

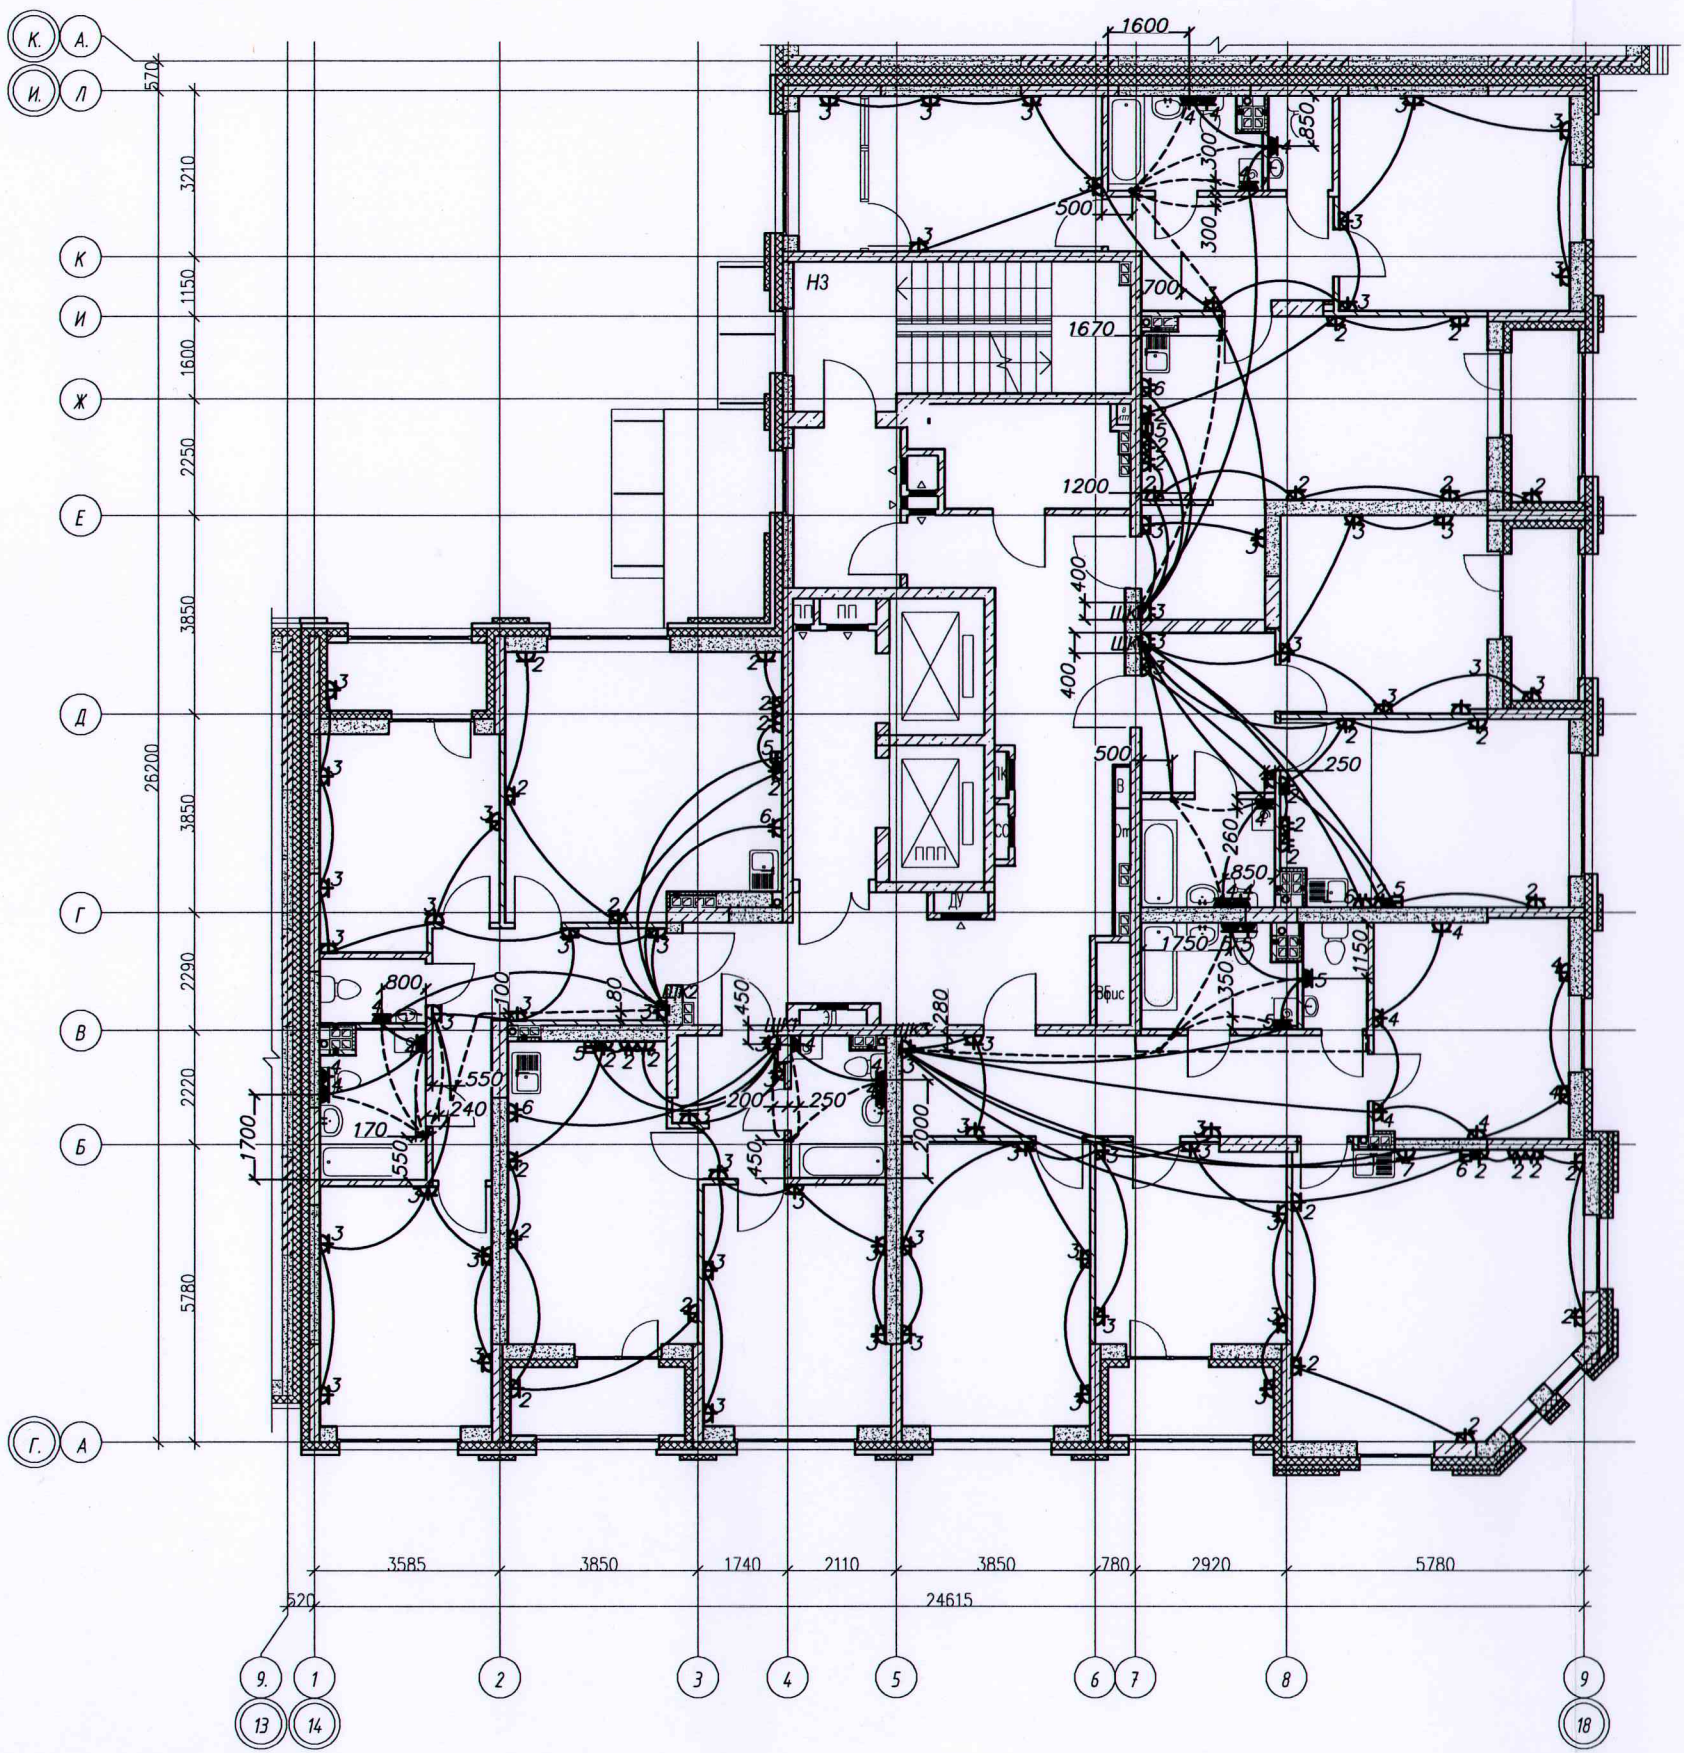

————— — Труба ПНД \varnothing 25мм в плите перекрытия
 - - - - - Труба ПНД \varnothing 16мм в стяжке пола

Инв. № подл. Подпись и дата. Взам. инв. №

Исполнительная схема №15.1 от 12.04.2021						
Многоэтажный жилой дом с нежилыми помещениями на первых этажах и подземной автостоянкой по ул. Степана Разина в Чкаловском районе г. Екатеринбурга						
Изм.	Колуч.	Лист	№ док.	Подпись	Дата	Стация
Разраб.	Залажных					Лист
Проверил	Калач					Листов
Н.контр.	Бардин					ИД
И.контр.	Пробоярков					1
Секция 1М Электроосвещение Строительное задание						2
Исполнительная схема прокладки трубопроводов групповой розеточной сети 15 этажа						000
						"ВилорЭлектроМонтаж"
						Формат А2

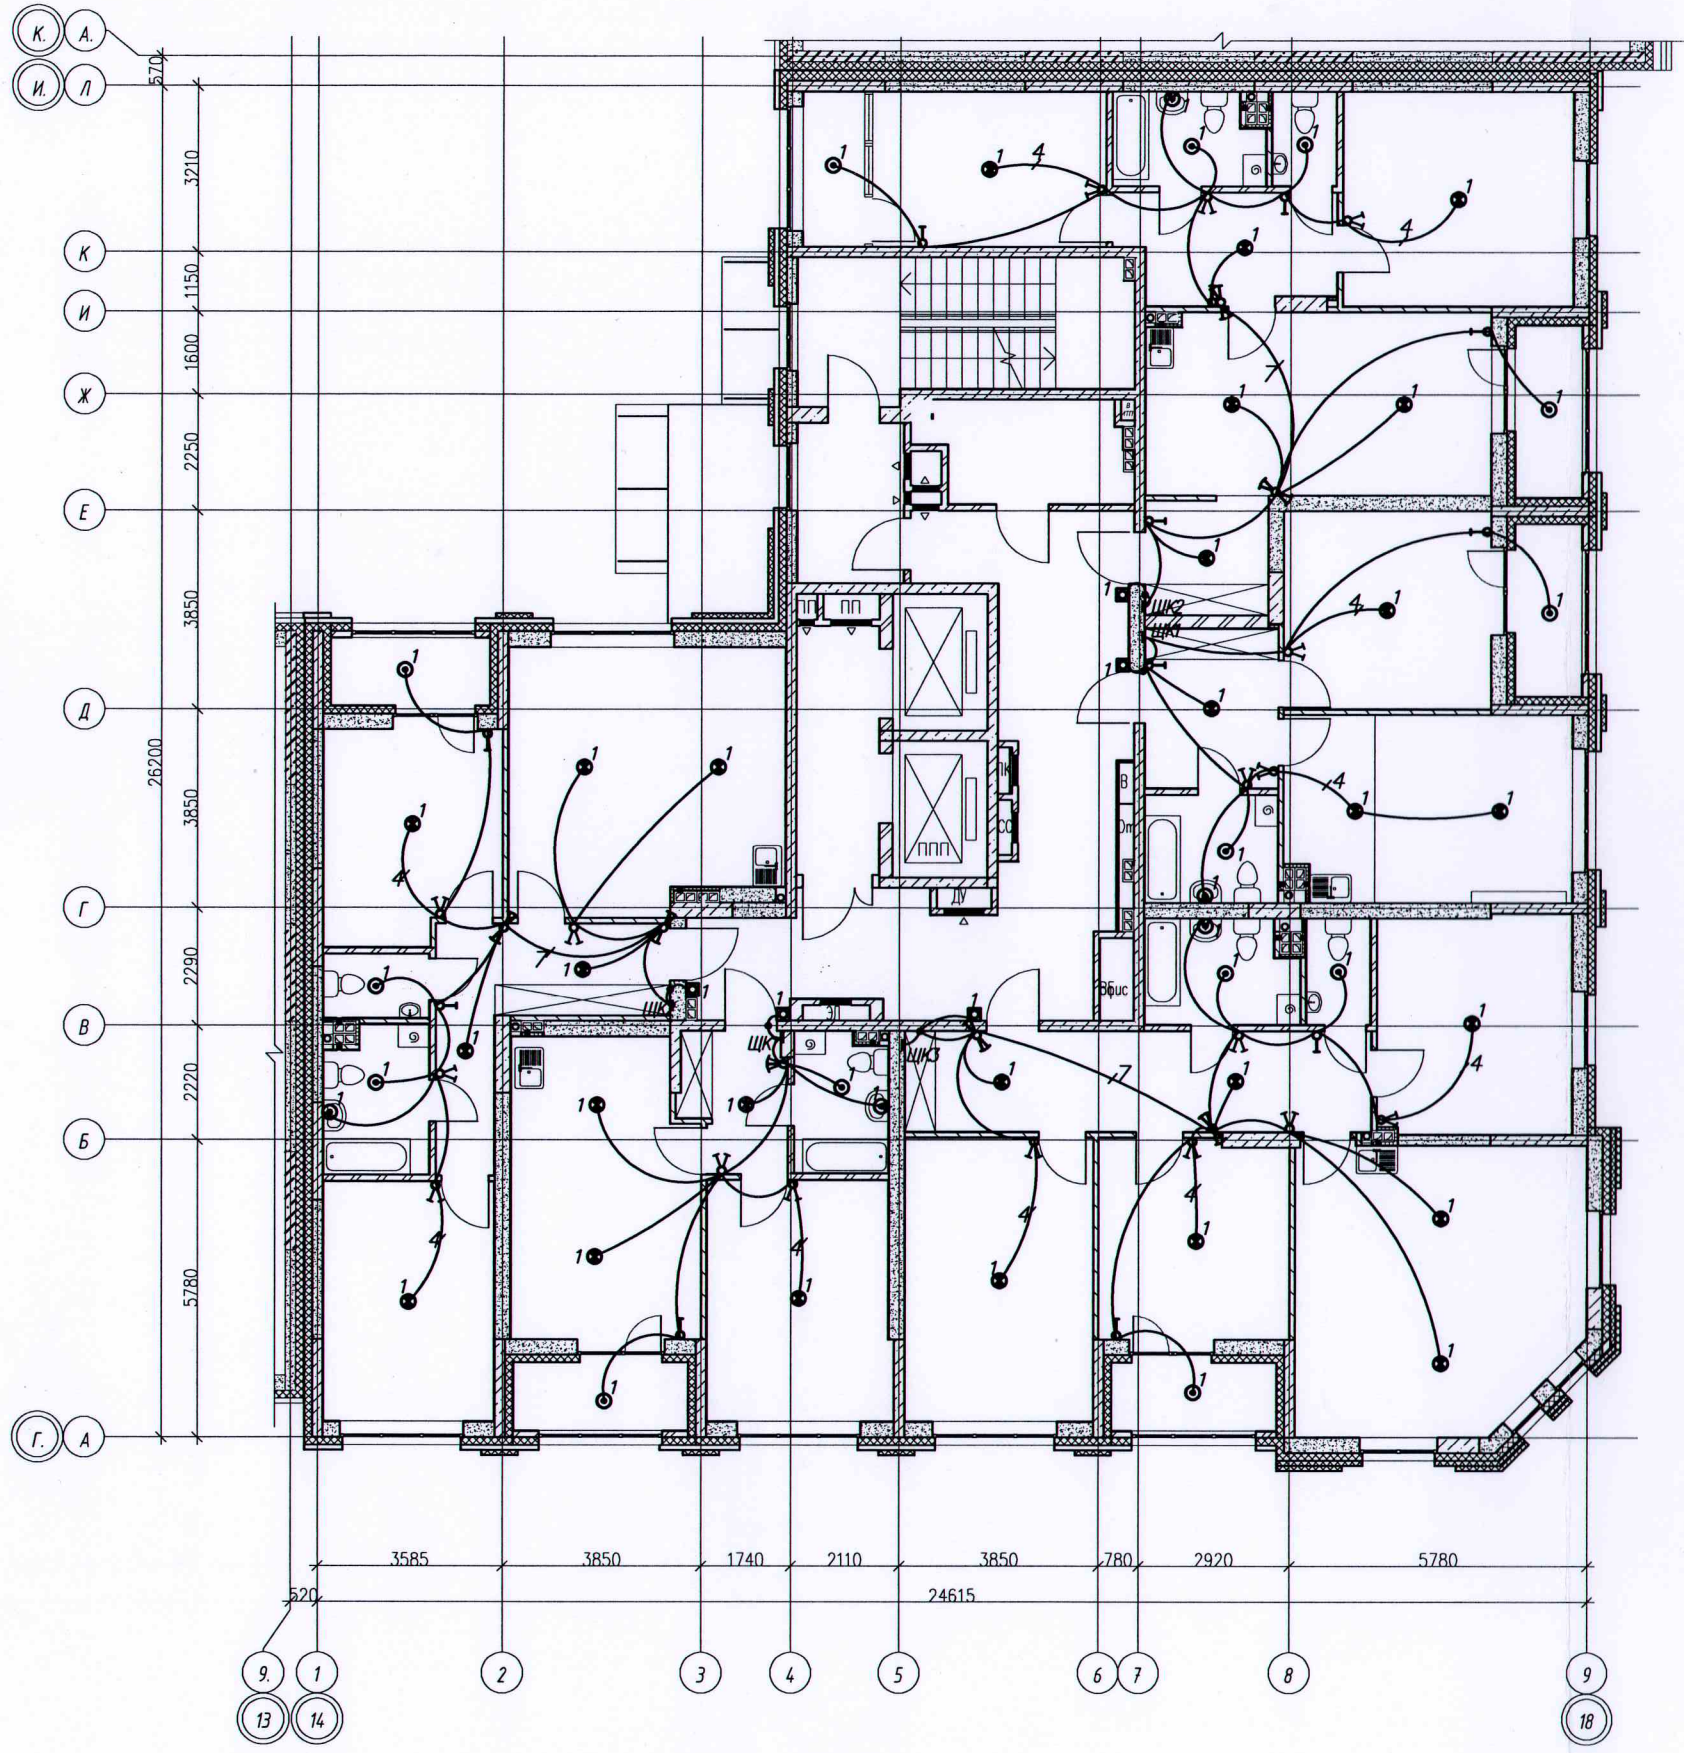


Условные обозначения:
 ————— Скрытая прокладка кабельных линий в замоноличенных ПНД трубах, в бороздах, штрабах



Инв. № подл. Подпись и дата. Взам. инв. №

Исполнительная схема №15.2 от 12.04.2021					
Многоэтажный жилой дом с нежилыми помещениями на первых этажах и подземной автостоянкой по ул. Степана Разина в Чкаловском районе г. Екатеринбурга					
Изм.	Колуч.	Лист	№ док.	Подпись	Дата
Разраб.	Заложных				
Проверил	Калач				
Н. контр.	Бардин				
Н. контр.	Проборская				
Секция 1М Электроосвещение Строительное задание				Стадия	Лист
				ИД	2
				Листов	2
Исполнительная схема прокладки трубопроводов сети освещения 15 этажа				ООО "ВилорЭлектромонтаж"	
Формат А2					

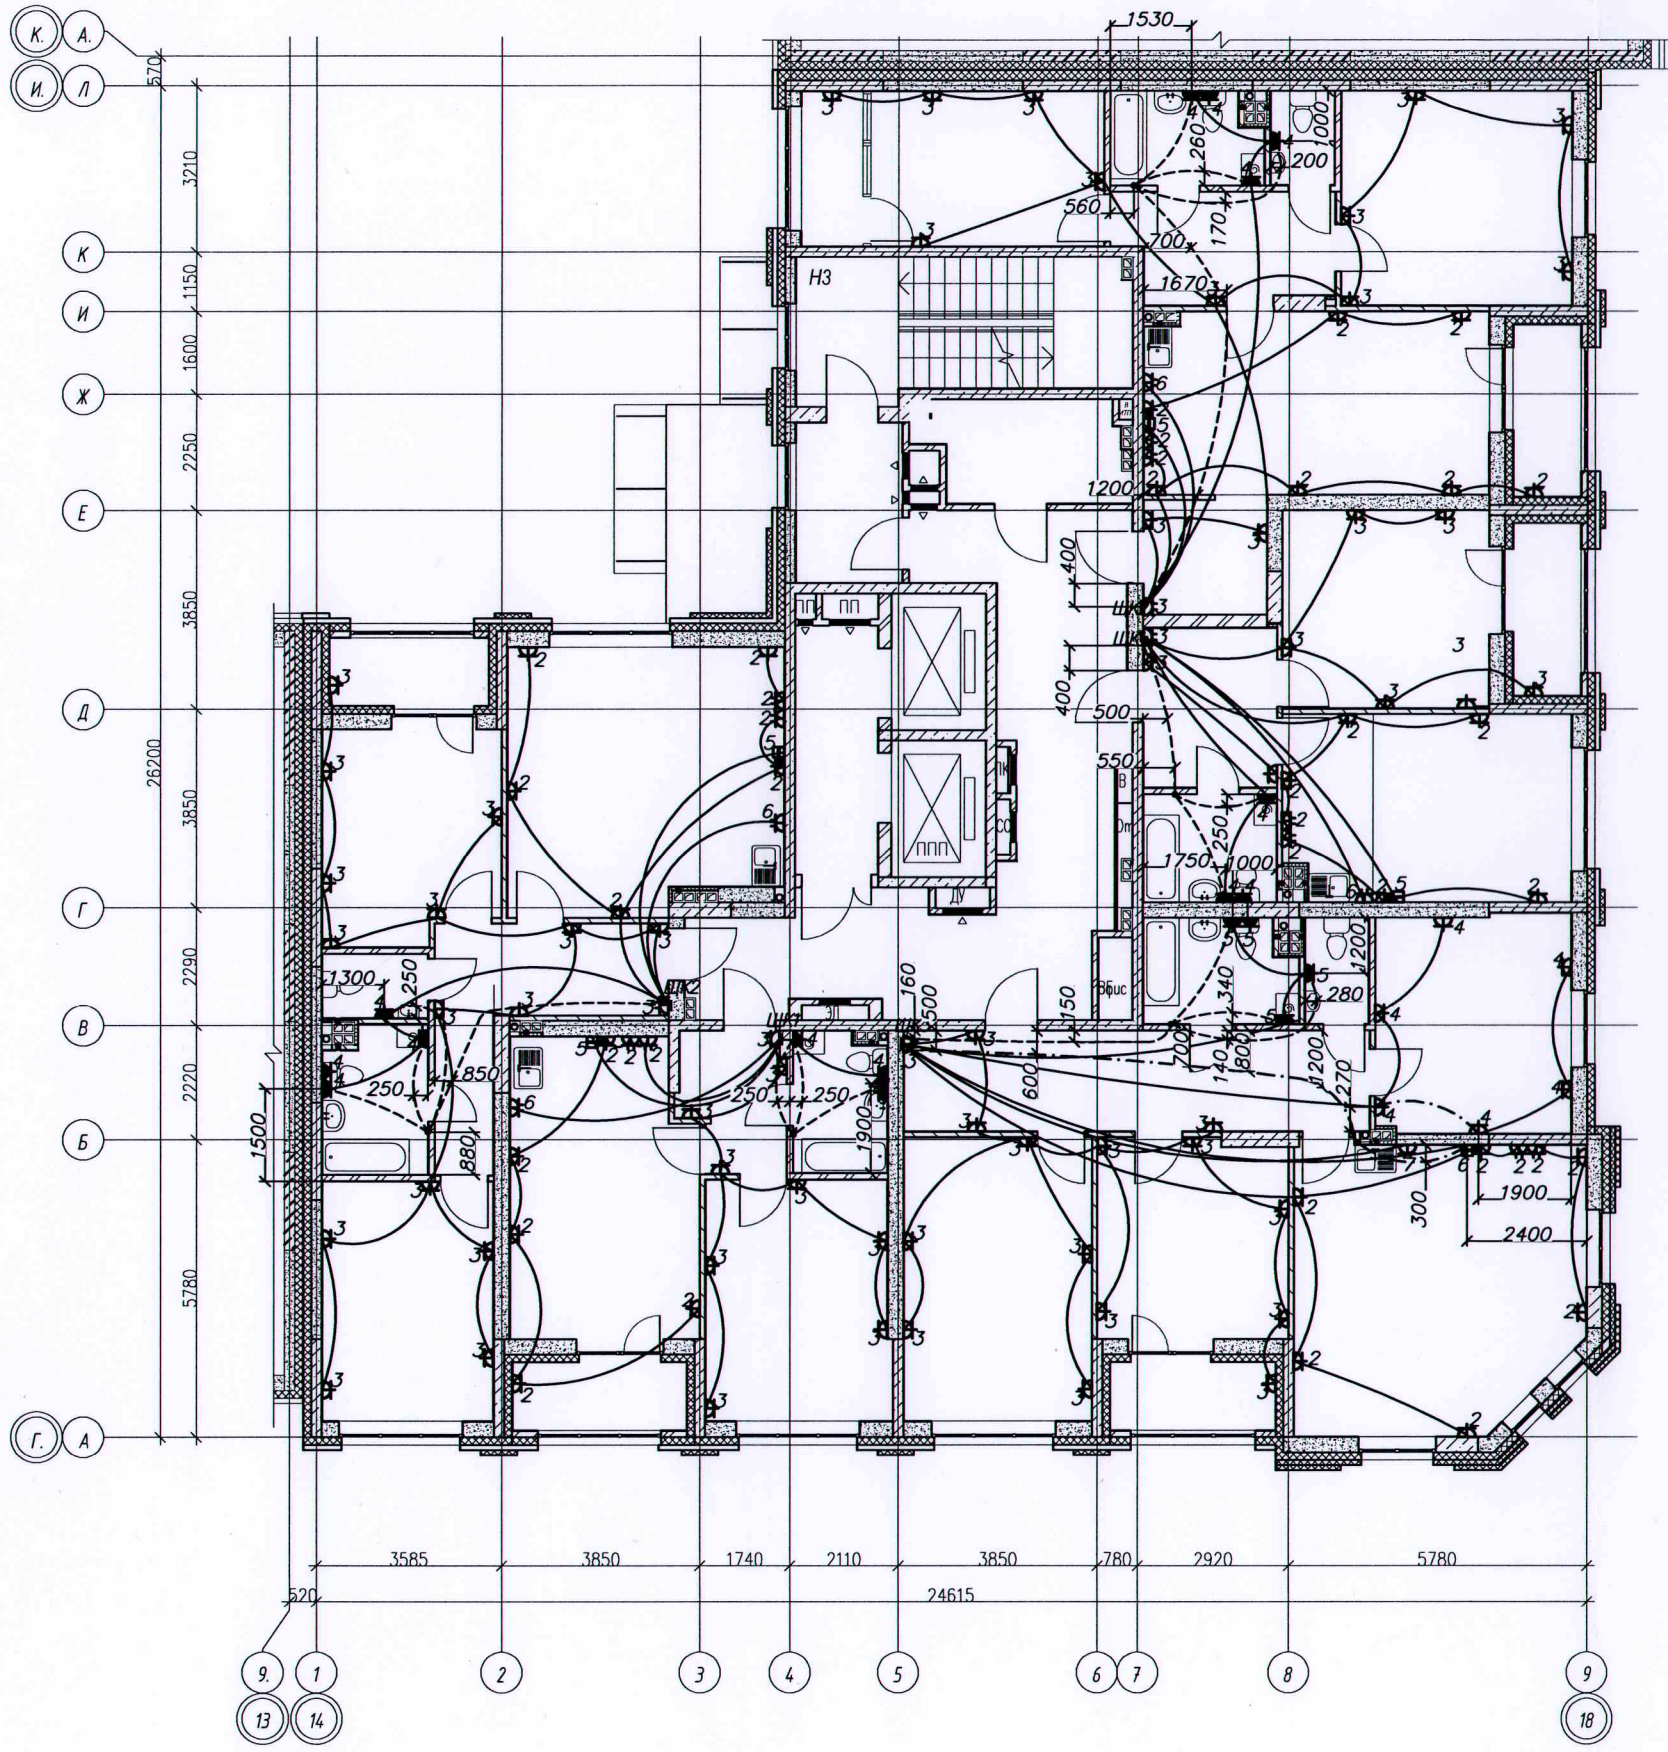


- - - - - проложено в трубе ПНД $\varnothing 20$ мм в стяжке пола
 ————— Труба ПНД $\varnothing 25$ мм в плите перекрытия
 - - - - - Труба ПНД $\varnothing 16$ мм в стяжке пола



Инв. № подл. Подпись и дата Взам. инв. №

Исполнительная схема №16.1 от 15.04.2021					
Многоэтажный жилой дом с нежилыми помещениями на первых этажах и подземной автостоянкой по ул. Степана Разина в Чкаловском районе г. Екатеринбурга					
Изм.	Колуч.	Лист	№ док.	Подпись	Дата
Разраб.	Заложил				
Проверил	Калач				
Н.контр.	Бардин				
И.контр.	Проботкина				
Секция 1М Электроосвещение Строительное задание				Стадия	Лист
				ИД	1
				Листов	3
Исполнительная схема прокладки трубопроводов групповой розеточной сети 16 этажа				ООО "ВилорЭлектромонтаж"	
Формат А2					

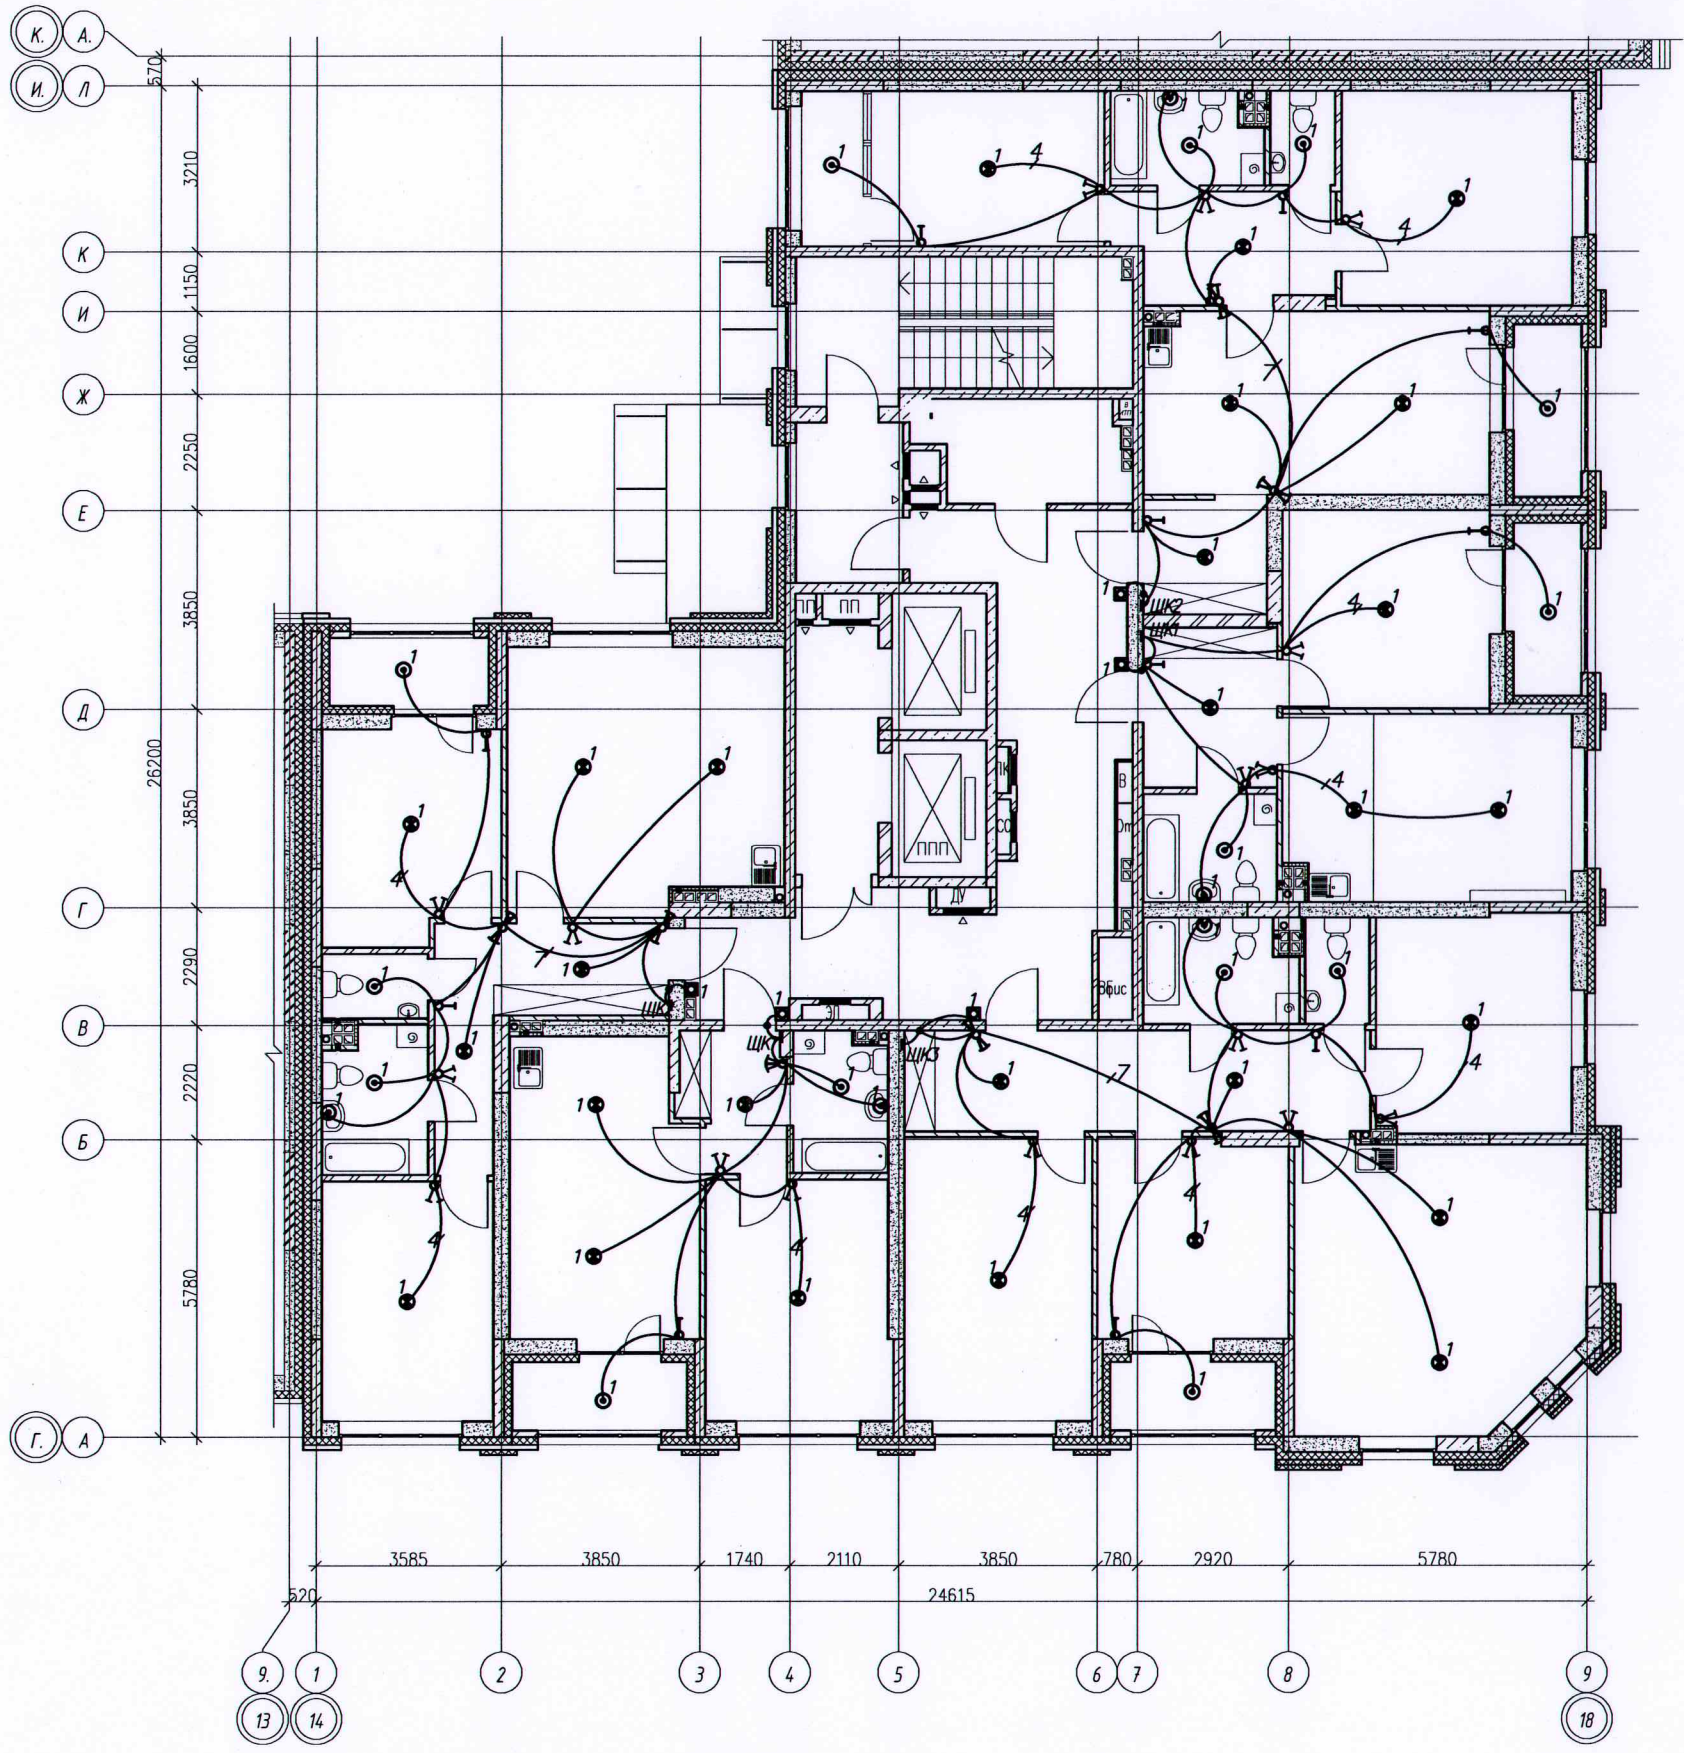


Условные обозначения:
 ————— Скрытая прокладка кабельных линий в замоноличенных ПНД трубах, в бороздах, штрабах



Исполнительная схема №16.2 от 15.04.2021						
Многоэтажный жилой дом с нежилыми помещениями на первых этажах и подземной автостоянкой по ул. Степана Разина в Чкаловском районе г. Екатеринбурга						
Изм.	Колуч.	Лист	№ док.	Подпись	Дата	
Разраб.	Заложенных					
Проверил	Калач					
Н. контр.	Бардин					
Н. контр.	Провоторов					
Секция 1М Электроосвещение Строительное задание				Стадия	Лист	Листов
				ИД	2	3
Исполнительная схема прокладки трубопроводов сети освещения 16 этажа				ООО «ВилорЭлектроМонтаж»		
Формат А2						

Инв № подл. Подпись и дата. Взам. инв. №

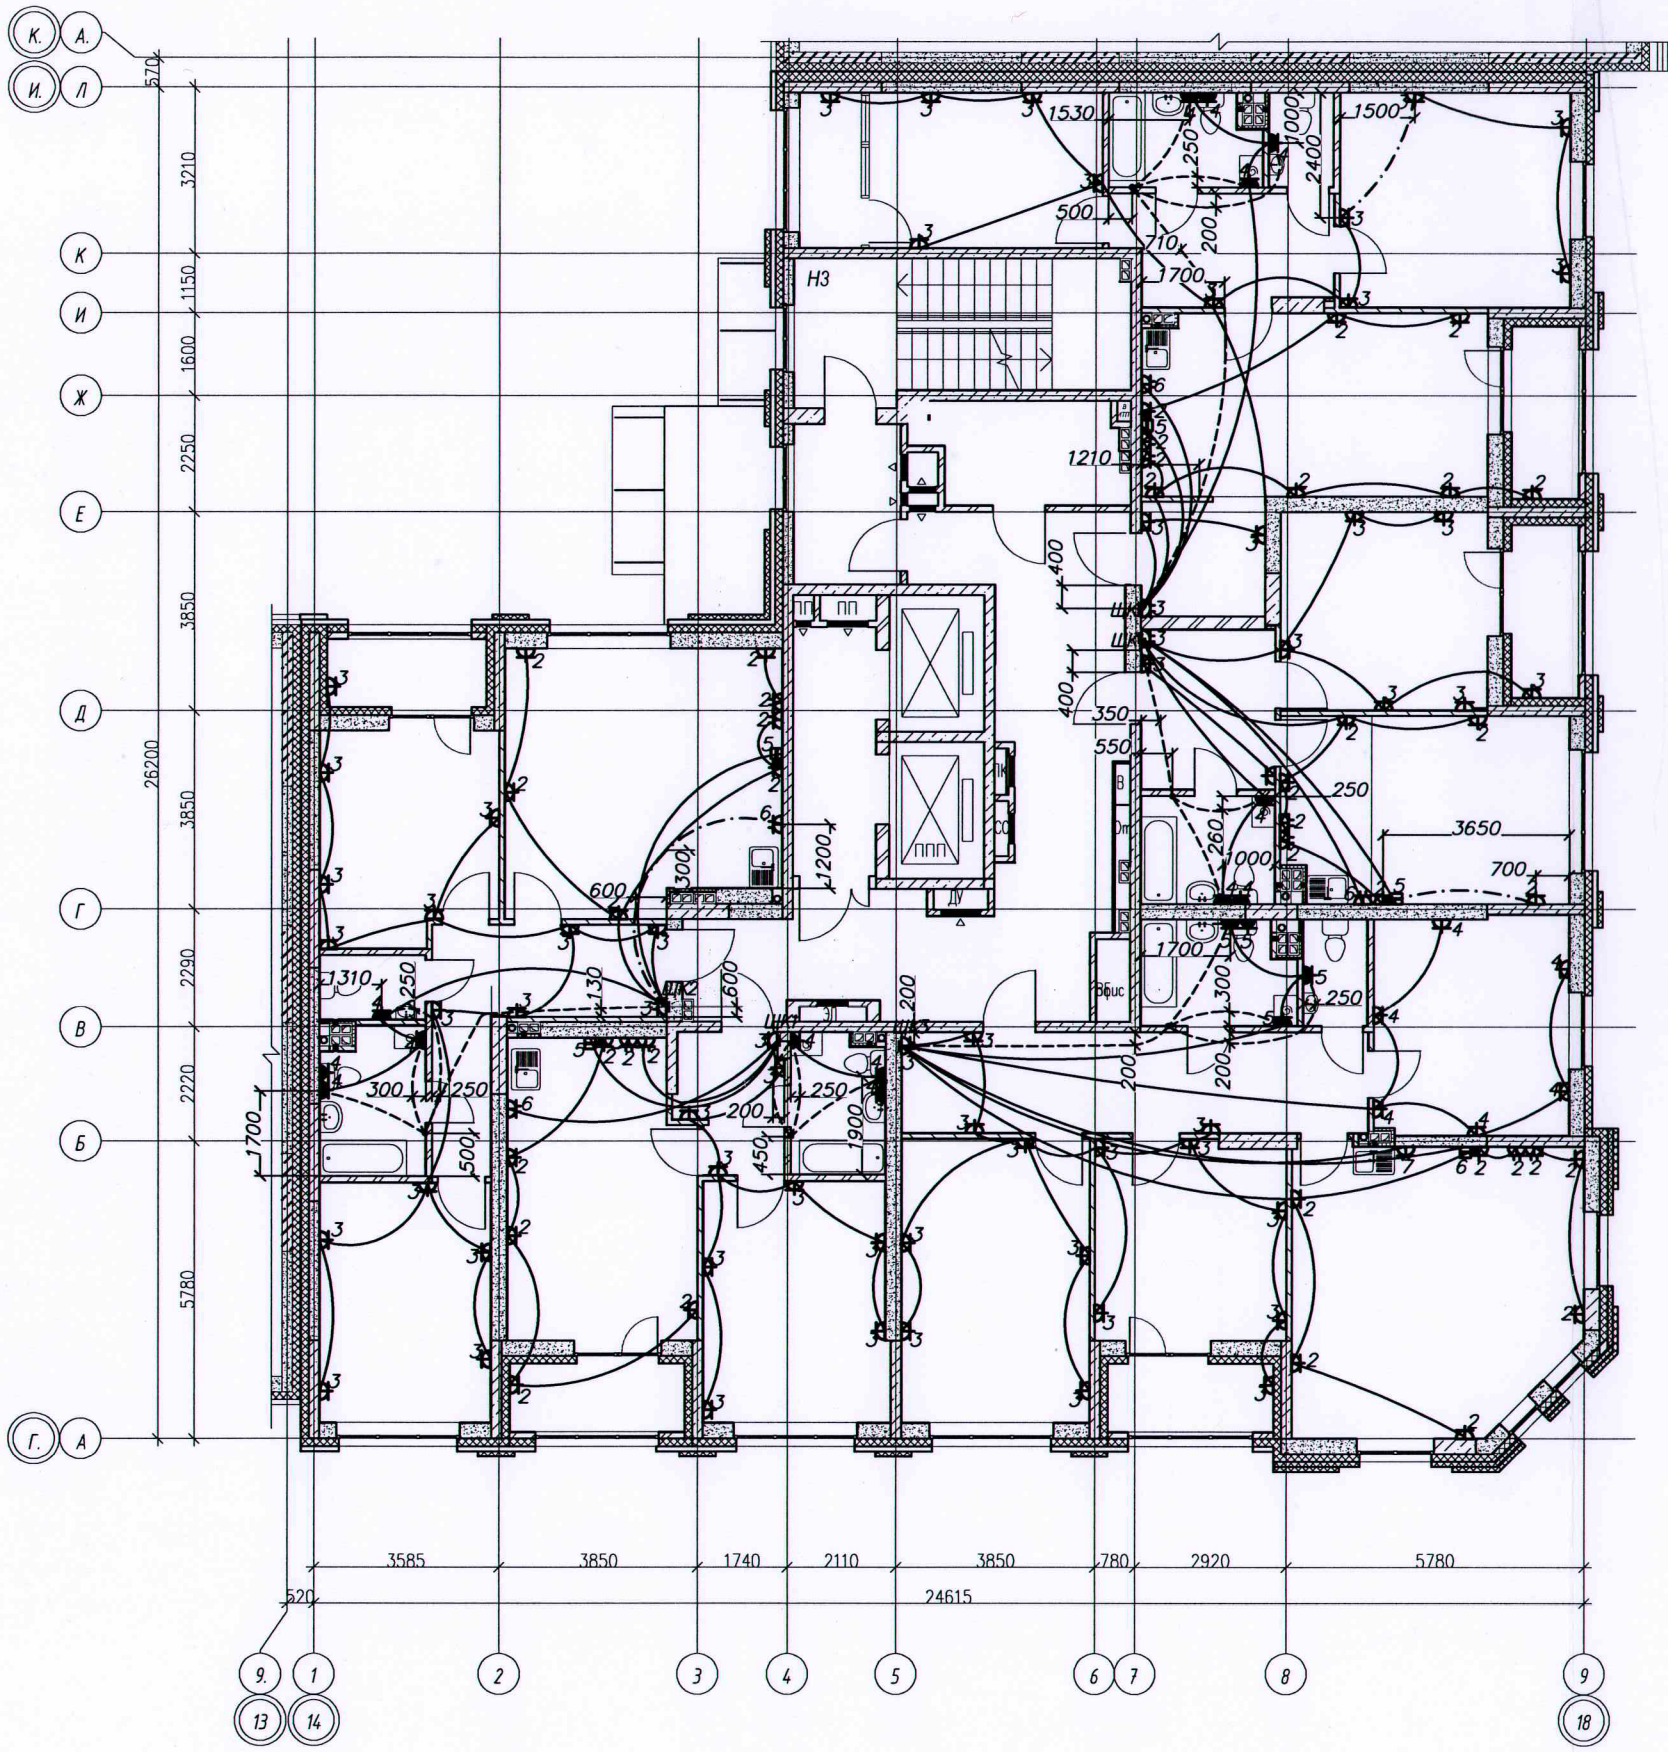


----- — проложено в трубе ПНД \varnothing 20мм в стяжке пола
 ————— — Труба ПНД \varnothing 25мм в плите перекрытия
 - . - . - . - — Труба ПНД \varnothing 16мм в стяжке пола



Инв. № подл. Подпись и дата. Взам. инв. №

Исполнительная схема №17.1 от 21.04.2021					
Многоэтажный жилой дом с нежилыми помещениями на первых этажах и подземной автостоянкой по ул. Степана Разина в Чкаловском районе в Екатеринбурге					
Изм.	Колуч.	Лист	№ док.	Подпись	Дата
Разраб.	Заложных				
Проверил	Калач				
Н. контр.	Бардин				
И. контр.	Проботарко				
Секция 1М Электроосвещение Строительное задание				Стадия	Лист
				ИД	1
				Листов	3
Исполнительная схема прокладки трубопроводов групповой розеточной сети 17 этажа				ООО "ВилорЭлектроМонтаж"	
Формат А2					

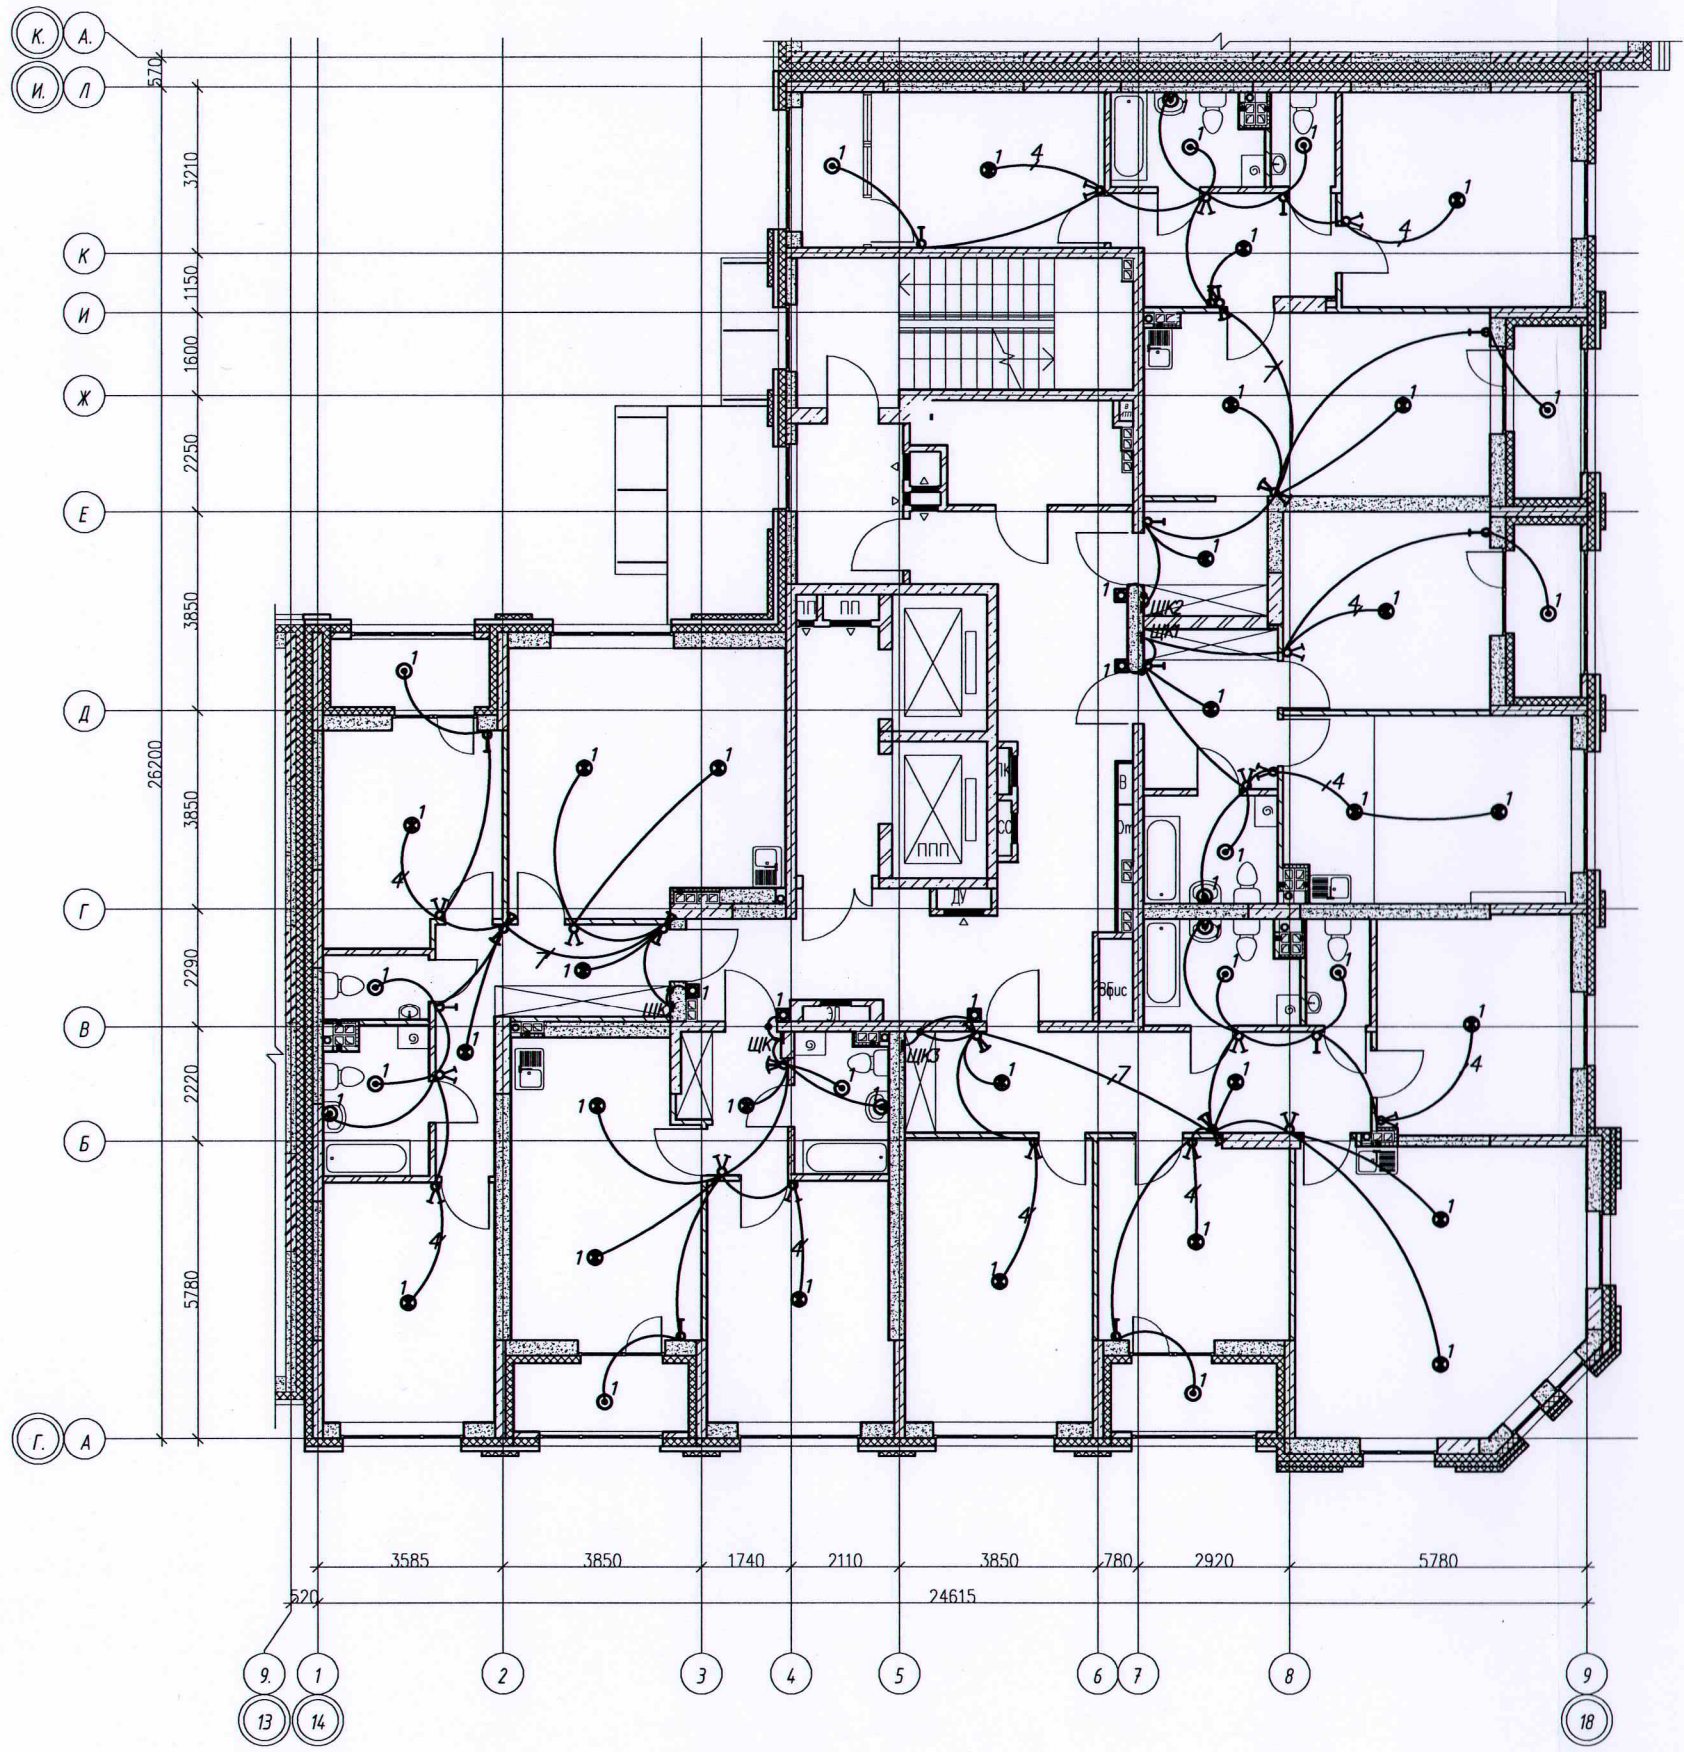

Условные обозначения:
 ————— Скрытая прокладка кабельных линий в замоноличенных ПНД трубах, в бороздах, штрабах



Исполнительная схема №17.2 от 21.04.2021					
Многоэтажный жилой дом с нежилыми помещениями на первых этажах и подземной автостоянкой по ул. Степана Разина в Чкаловском районе г. Екатеринбурга					
Изм.	Колуч.	Лист	№ док.	Подпись	Дата
Разраб.	Заложенных				
Проверил	Калач				
Н. контр.	Бардин				
И. контр.	Провляков				
Секция 1М Электроосвещение Строительное задание				Стадия	Лист
				ИД	2
				Листов	3
Исполнительная схема прокладки трубопроводов сети освещения 17 этажа				ООО "ВилорЭлектромонтаж"	

Инв № подл. Подпись и дата. Взам. инв. №