

№ эт.	Обозн. прибора	n
1	CV21S-500-800 Q=620Bm	2

№ эт.	Обозн. прибора	n
1	CV11-400-400 Q=300Bm	1

№ эт.	Обозн. прибора	n
1	CV11-500-800 Q=490Bm	2

№ эт.	Обозн. прибора	n
1	CV11-500-1000 Q=620Bm	2

№ эт.	Обозн. прибора	n
1	CV11-500-900 Q=490Bm	2

№ эт.	Обозн. прибора	n
1	CV33-500-800 Q=890Bm	3

№ эт.	Обозн. прибора	n
1	CV21S-500-1000 Q=1260Bm	3

№ эт.	Обозн. прибора	n
1	CV33-500-800 Q=1200Bm	3

№ эт.	Обозн. прибора	n
1	CV11-500-1000 Q=1010Bm	2

№ эт.	Обозн. прибора	n
1	CV11-500-1000 Q=1080Bm	2

№ эт.	Обозн. прибора	n
1	CV22-500-900 Q=1260Bm	3

№ эт.	Обозн. прибора	n
1	CV22-500-1000 Q=1330Bm	3

№ эт.	Обозн. прибора	n
1	CV33-500-900 Q=1560Bm	3

№ эт.	Обозн. прибора	n
1	CV22-500-800 Q=1250Bm	3

№ эт.	Обозн. прибора	n
1	CV11-400-400 Q=100Bm	1

№ эт.	Обозн. прибора	n
1	CV33-500-800 Q=1255Bm	3

№ эт.	Обозн. прибора	n
1	CV21S-300-1200 Q=565Bm	2

№ эт.	Обозн. прибора	n
1	CV22-500-1000 Q=1535Bm	3

№ эт.	Обозн. прибора	n
1	CV21S-300-1200 Q=565Bm	2

№ эт.	Обозн. прибора	n
1	CV22-500-600 Q=370Bm	1

№ эт.	Обозн. прибора	n
1	CV21S-500-800 Q=460Bm	2

№ эт.	Обозн. прибора	n
1	CV21S-500-800 Q=560Bm	2

№ эт.	Обозн. прибора	n
1	CV33-500-900 Q=890Bm	2

№ эт.	Обозн. прибора	n
1	CV21S-500-800 Q=100Bm	1

№ эт.	Обозн. прибора	n
1	Регистр из 3-х гл. труб, Ду40, L=2000мм. Q=420Bm	-

№ эт.	Обозн. прибора	n
1	CV21S-500-800 Q=840Bm	2

№ эт.	Обозн. прибора	n
1	CV21S-500-800 Q=840Bm	2

№ эт.	Обозн. прибора	n
1	CV21S-500-800 Q=840Bm	2

№ эт.	Обозн. прибора	n
1	CV21S-500-800 Q=840Bm	2

№ эт.	Обозн. прибора	n
1	CV21S-500-800 Q=840Bm	2

№ эт.	Обозн. прибора	n
1	CV11-400-400 Q=80Bm	1

Межквартирный коридор		
№ эт.	Обозн. прибора 1*	n
1-8	Конвектор КСК20-1049У	-

Лестничная клетка		
№ эт.	Обозн. прибора 2*	n
1-8	Конвектор КСК20-04У	-

Примечание:
 1. Трубопроводы условно отнесены от стен.
 2. В квартирах трубы проложить в гофре; в МОП Energoflex Super Protect 9мм.
 3. В помещении управляющей компании и ДОО трубы проложить в гофре

23-04-19-01 - ОВ.К

8-этажный дом с подземной автостоянкой расположенный по адресу: Свердловская область, г.Екатеринбург, Ленинский район, ул.Щорса, 56г

Изм.	Кол.уч.	Лист	№ док.	Прод.	Дата
Разработал	Архипов				08.20
Проверил	Косолапова				08.20
Н.контроль	Смолина				08.20

Стадия	Лист	Листов
Р	6	

Отопление. План 1 этажа, 2 секция

ООО "АЛЬТЕК
ПРОЕКТИРОВАНИЕ"

Формат А2К


Согласовано

Согласовано

Взам. инв. №

Подл. и дата

Инв. № подл.

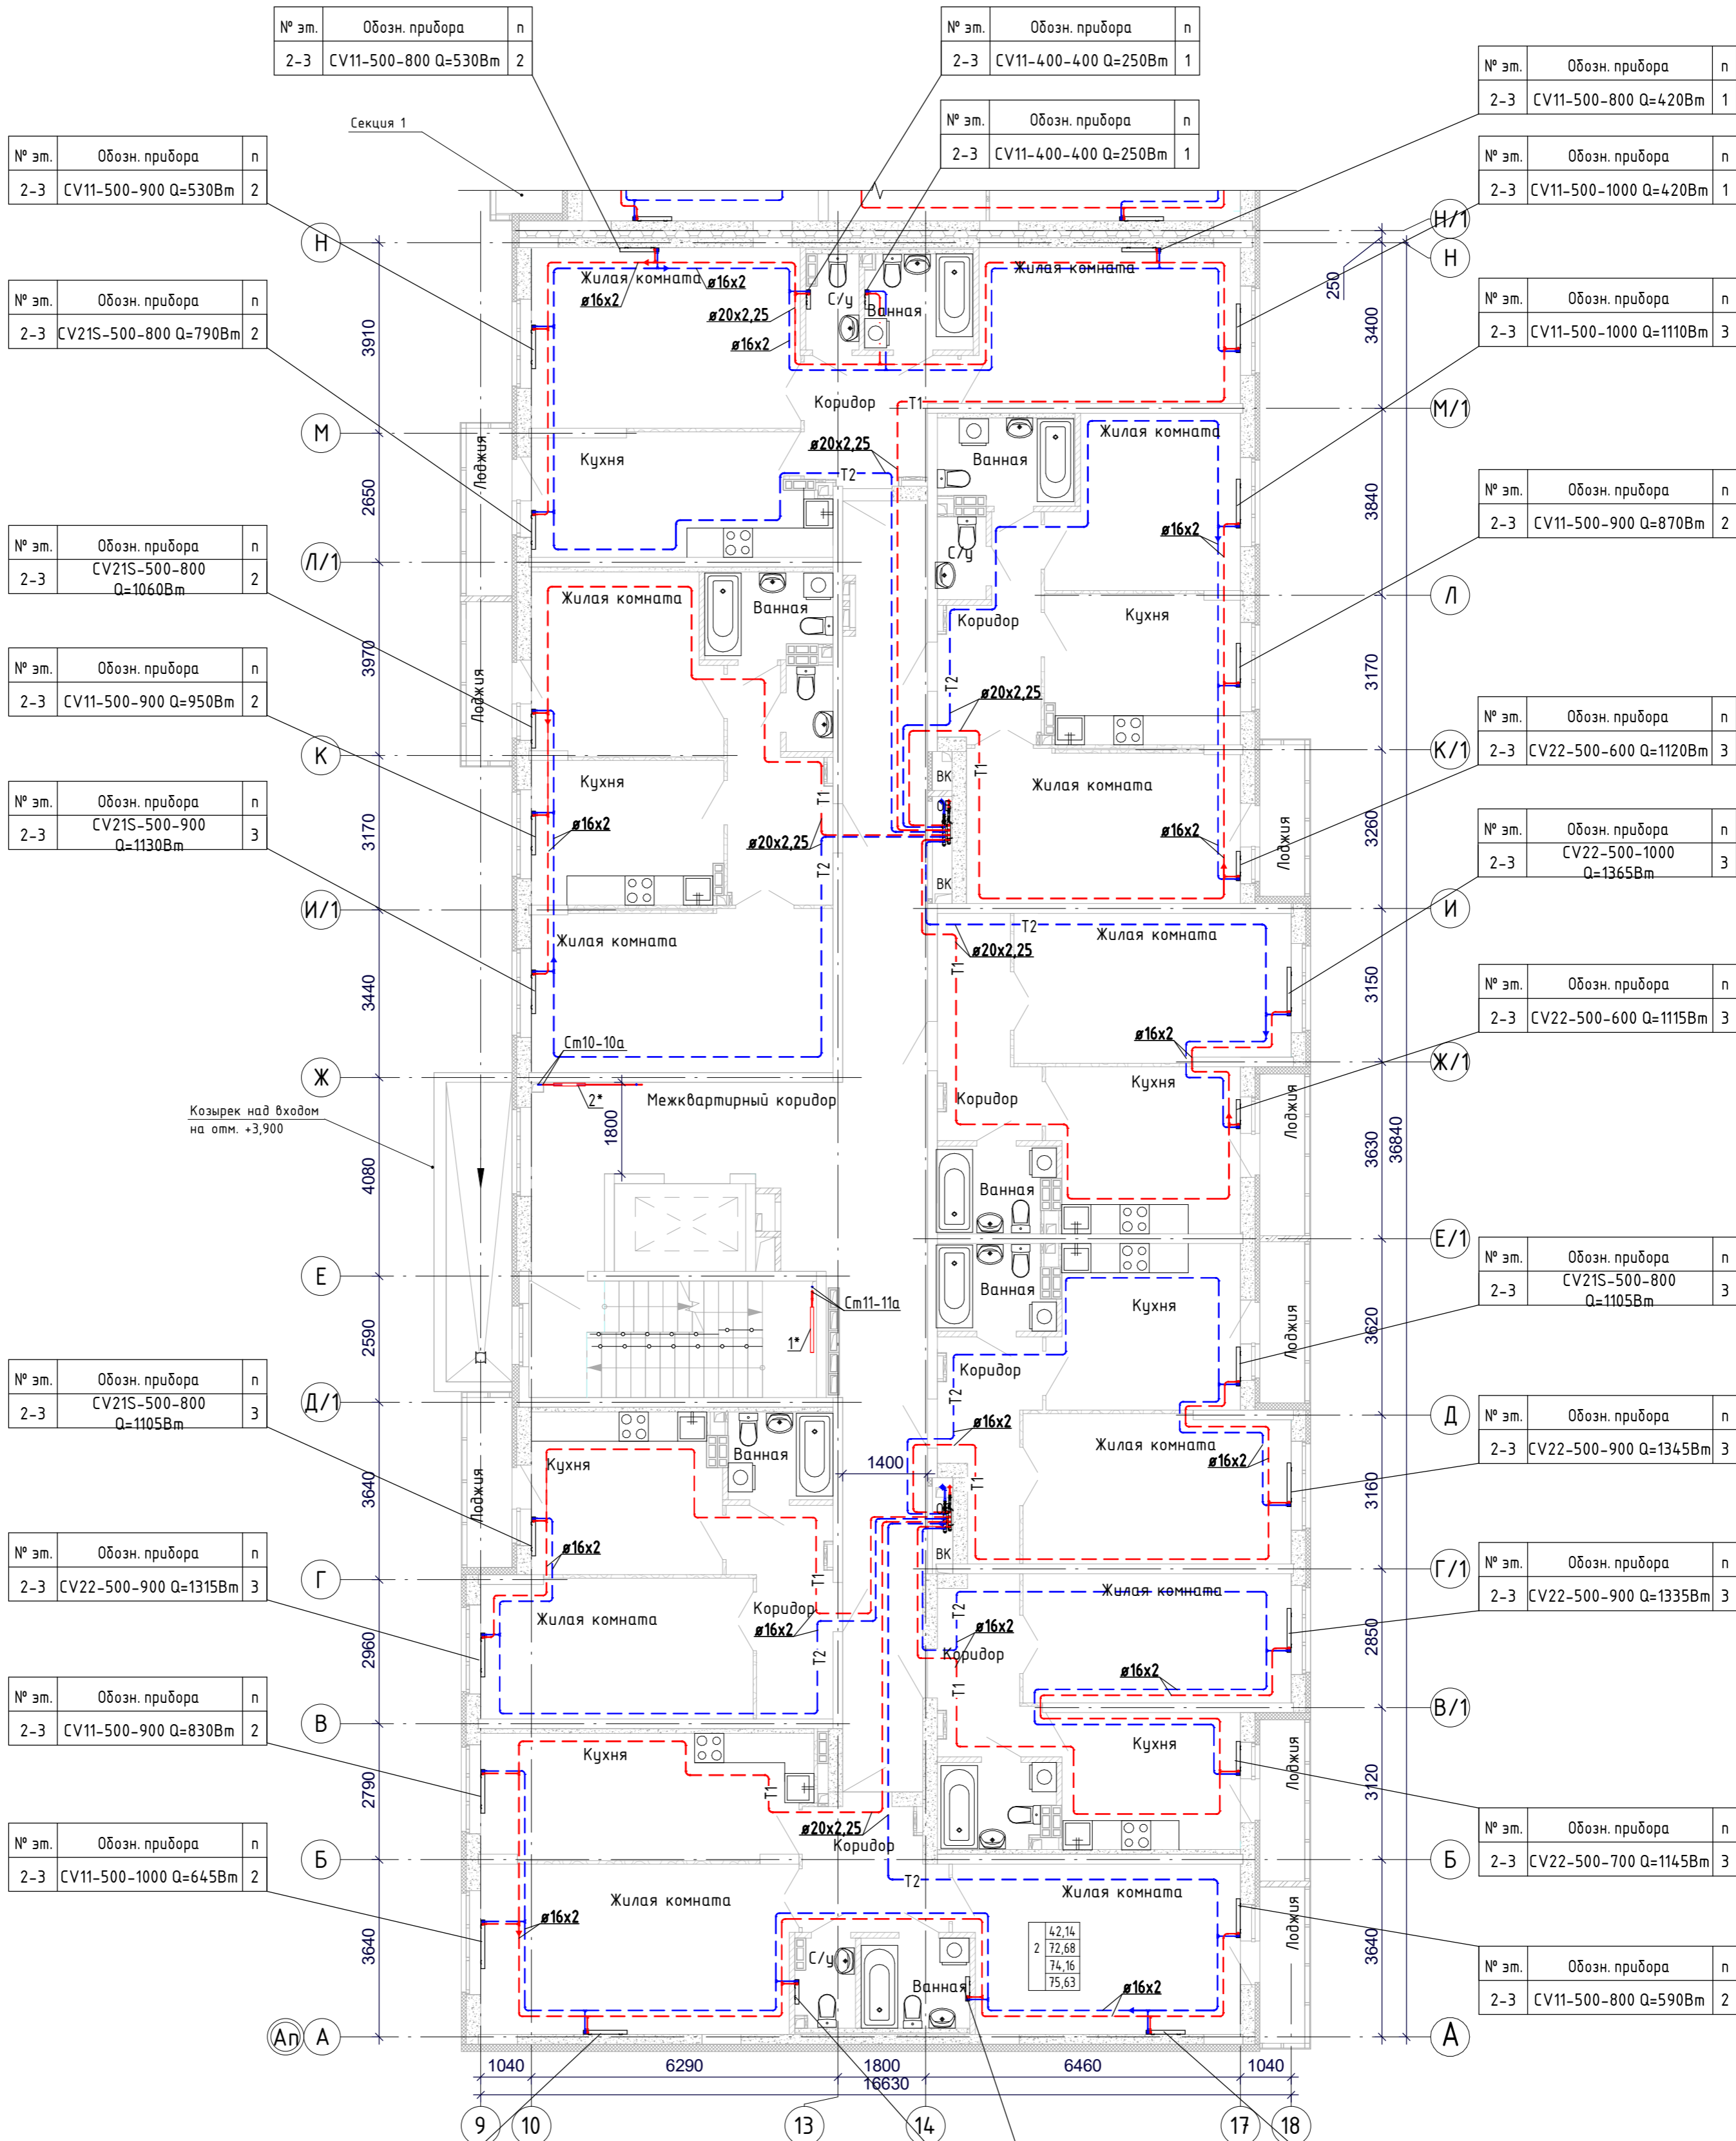

№ эт.	Обозн. прибора	n
2-3	CV11-500-800 Q=530Вт	2

№ эт.	Обозн. прибора	n
2-3	CV11-400-400 Q=250Вт	1

№ эт.	Обозн. прибора	n
2-3	CV11-500-800 Q=420Вт	1

№ эт.	Обозн. прибора	n
2-3	CV21S-500-800 Q=790Вт	2

№ эт.	Обозн. прибора	n
2-3	CV11-500-1000 Q=1110Вт	3

№ эт.	Обозн. прибора	n
2-3	CV21S-500-800 Q=1060Вт	2

№ эт.	Обозн. прибора	n
2-3	CV11-500-900 Q=870Вт	2

№ эт.	Обозн. прибора	n
2-3	CV11-500-900 Q=950Вт	2

№ эт.	Обозн. прибора	n
2-3	CV22-500-600 Q=1120Вт	3

№ эт.	Обозн. прибора	n
2-3	CV21S-500-900 Q=1130Вт	3

№ эт.	Обозн. прибора	n
2-3	CV22-500-1000 Q=1365Вт	3

№ эт.	Обозн. прибора	n
2-3	CV21S-500-800 Q=1105Вт	3

№ эт.	Обозн. прибора	n
2-3	CV22-500-600 Q=1115Вт	3

№ эт.	Обозн. прибора	n
2-3	CV21S-500-800 Q=1105Вт	3

№ эт.	Обозн. прибора	n
2-3	CV21S-500-800 Q=1105Вт	3

№ эт.	Обозн. прибора	n
2-3	CV22-500-900 Q=1315Вт	3

№ эт.	Обозн. прибора	n
2-3	CV22-500-900 Q=1345Вт	3

№ эт.	Обозн. прибора	n
2-3	CV11-500-900 Q=830Вт	2

№ эт.	Обозн. прибора	n
2-3	CV22-500-900 Q=1335Вт	3

№ эт.	Обозн. прибора	n
2-3	CV11-500-1000 Q=645Вт	2

№ эт.	Обозн. прибора	n
2-3	CV22-500-700 Q=1145Вт	3

№ эт.	Обозн. прибора	n
2-3	CV11-500-800 Q=590Вт	2

№ эт.	Обозн. прибора	n
2-3	CV11-500-800 Q=590Вт	2

№ эт.	Обозн. прибора	n
2-3	CV11-500-800 Q=645Вт	2

№ эт.	Обозн. прибора	n
2-3	CV11-400-400 Q=360Вт	1

№ эт.	Обозн. прибора	n
2-3	CV11-500-800 Q=590Вт	2

№ эт.	Обозн. прибора	n
2-3	CV11-400-400 Q=340Вт	1

Лестничная клетка		
№ эт.	Обозн. прибора 1*	n
1-8	Конвектор КСК20-1.04У	-

Межквартирный коридор		
№ эт.	Обозн. прибора 2*	n
1-8	Конвектор КСК20-0.4У	-

Примечание:
 1. Трибопровода цпловно отнесены от стен.
 2. В квартирах трубы проложить в гофре, в МОП Energoflex Super Protect 9мм.

Согласовано

Взам. инв. №

Подл. и дата

Инв. № подл.

23-04-19-01 - ОВ.К

8-этажный дом с подземной автостоянкой расположенный по адресу: Свердловская область, г. Екатеринбург, Ленинский район, ул. Щорса, 56г


Изм.	Кол.уч.	Лист	№ док.	Подп.	Дата
Разработал				Архипов	08.20
Проверил				Косолапова	08.20
Н.контроль				Смолина	08.20

Стadia	Лист	Листов
Р	8	

Отопление. План 2-3 этажа, 2 секция

ООО "АЛЬТЕК
ПРОЕКТИРОВАНИЕ"

Формат А2К

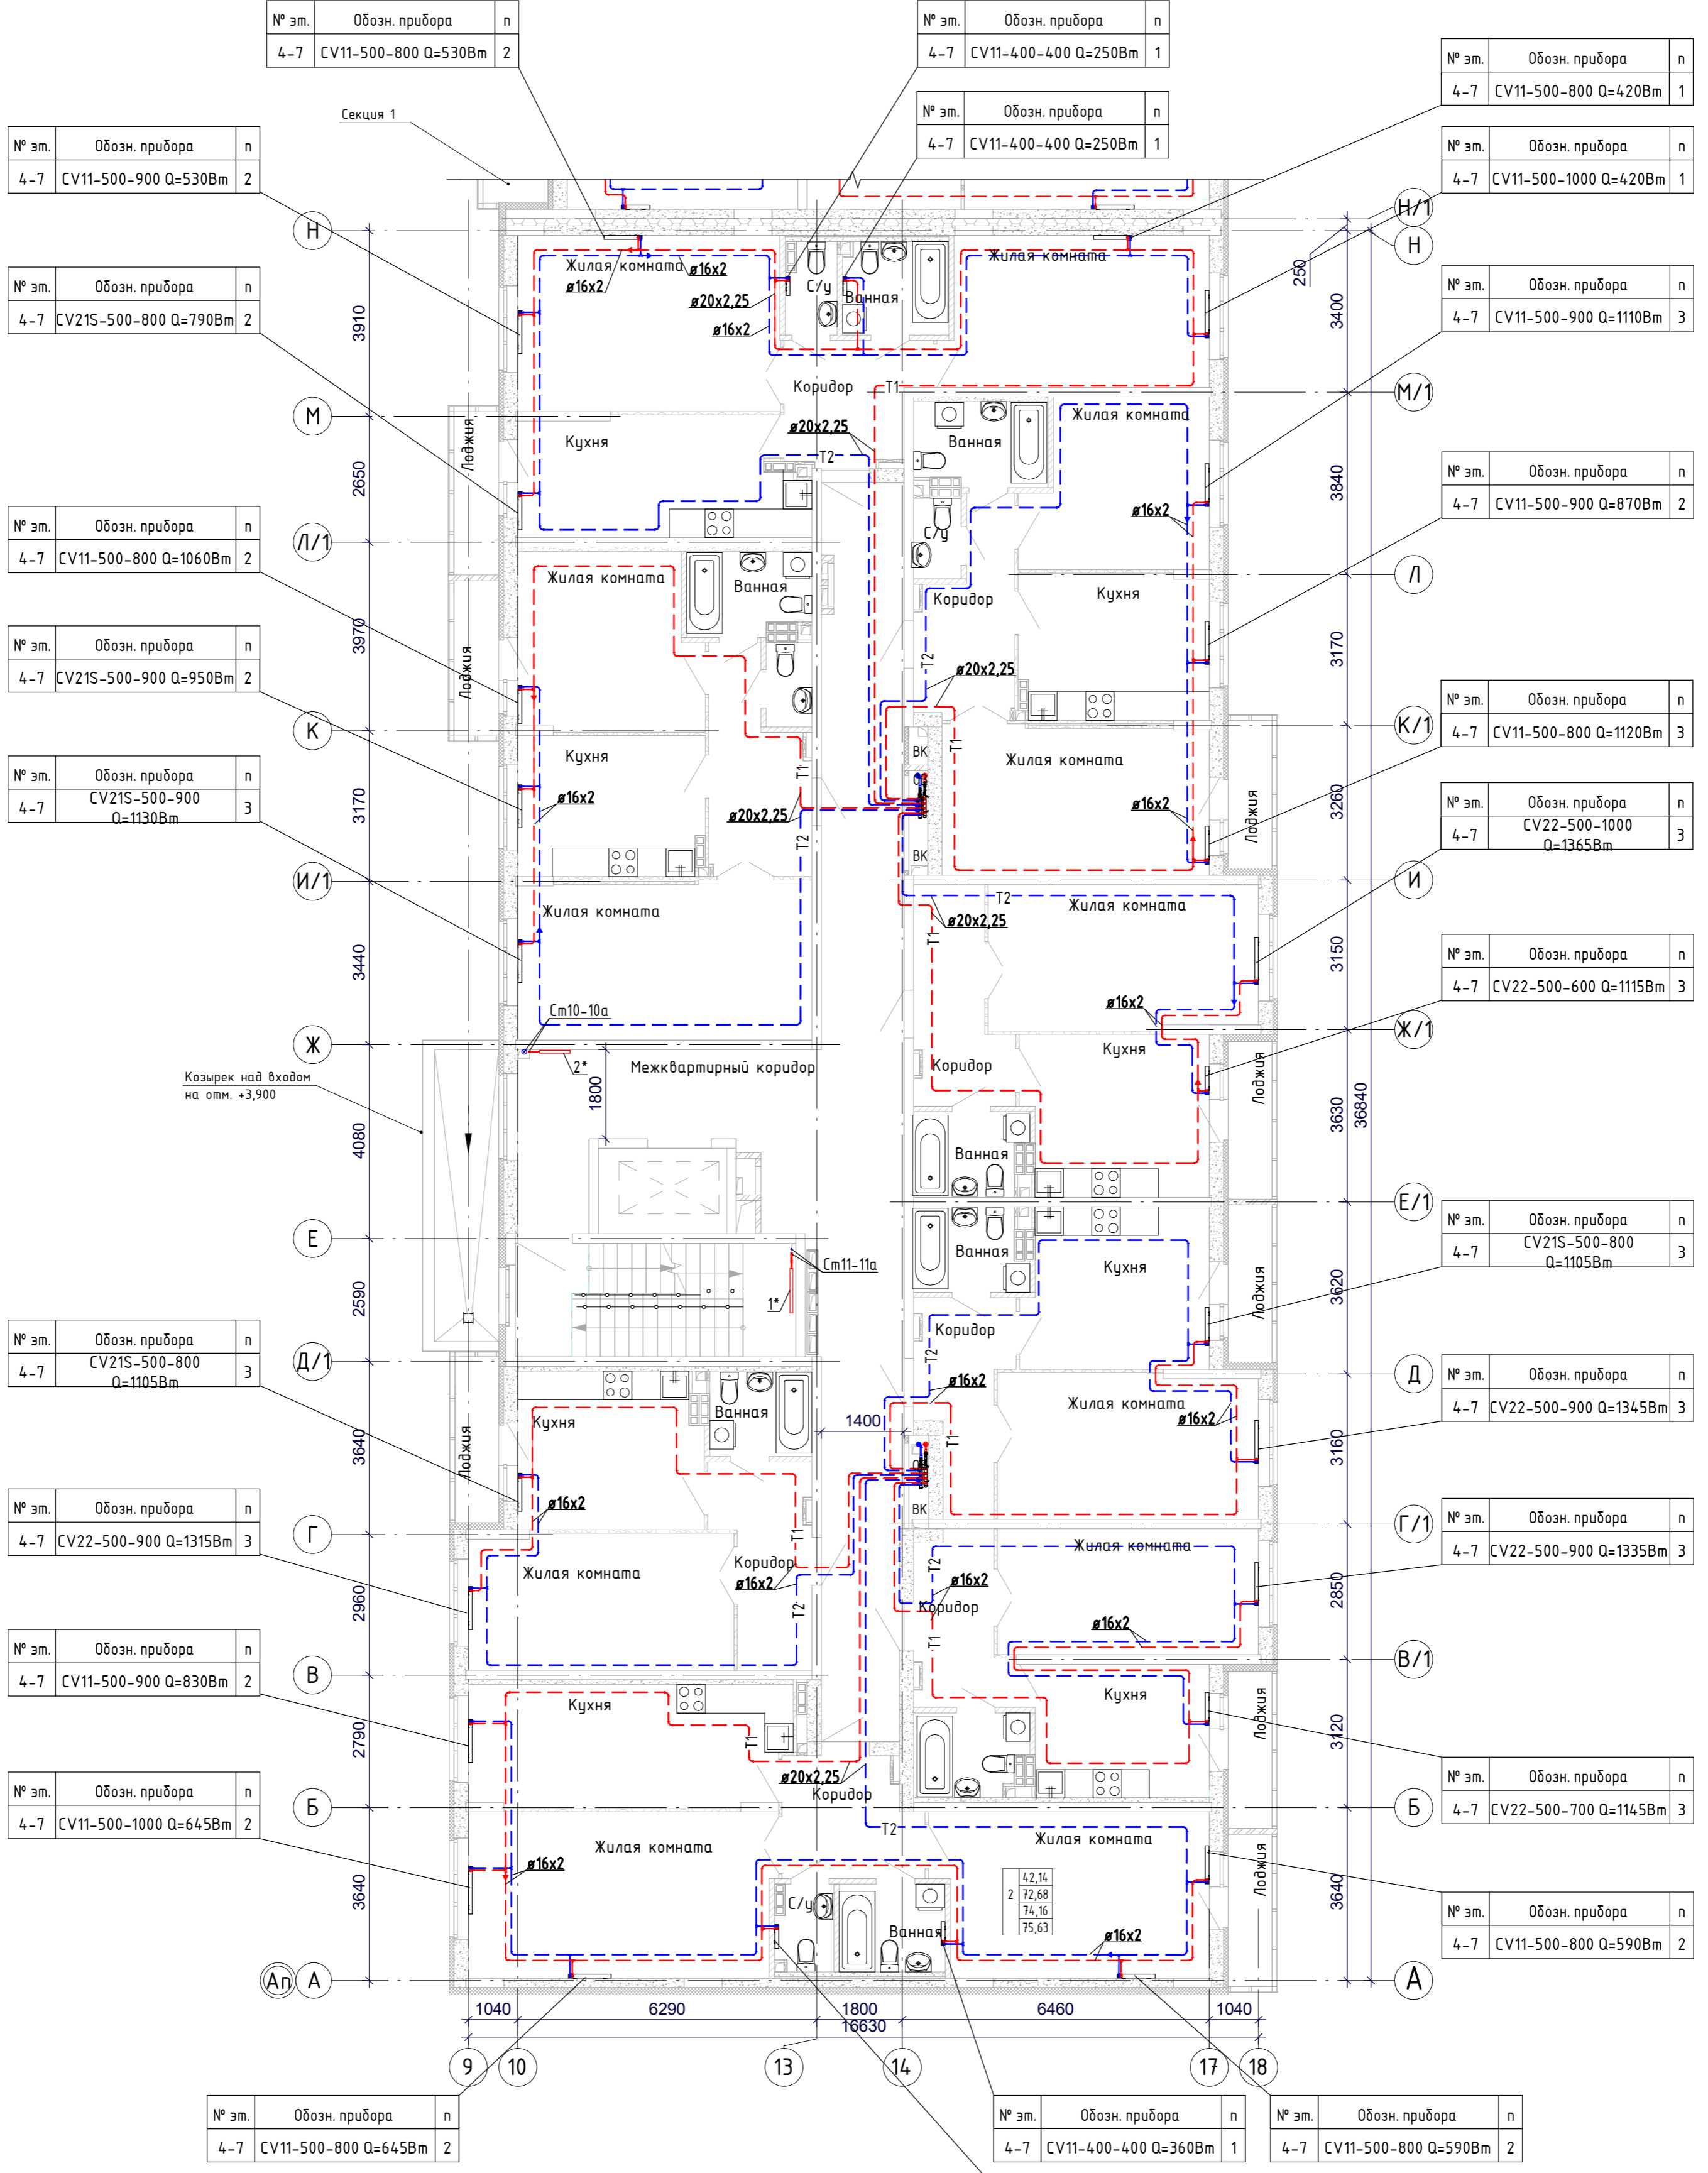

№ эт.	Обозн. прибора	п
4-7	CV11-500-800 Q=530Вт	2

№ эт.	Обозн. прибора	п
4-7	CV11-400-400 Q=250Вт	1

№ эт.	Обозн. прибора	п
4-7	CV11-500-800 Q=420Вт	1

№ эт.	Обозн. прибора	п
4-7	CV11-500-900 Q=530Вт	2

№ эт.	Обозн. прибора	п
4-7	CV11-400-400 Q=250Вт	1

№ эт.	Обозн. прибора	п
4-7	CV11-500-1000 Q=420Вт	1

№ эт.	Обозн. прибора	п
4-7	CV21S-500-800 Q=790Вт	2

№ эт.	Обозн. прибора	п
4-7	CV11-500-900 Q=1110Вт	3

№ эт.	Обозн. прибора	п
4-7	CV11-500-800 Q=1060Вт	2

№ эт.	Обозн. прибора	п
4-7	CV11-500-900 Q=870Вт	2

№ эт.	Обозн. прибора	п
4-7	CV21S-500-900 Q=950Вт	2

№ эт.	Обозн. прибора	п
4-7	CV11-500-800 Q=1120Вт	3

№ эт.	Обозн. прибора	п
4-7	CV21S-500-900 Q=1130Вт	3

№ эт.	Обозн. прибора	п
4-7	CV22-500-1000 Q=1365Вт	3

№ эт.	Обозн. прибора	п
4-7	CV22-500-600 Q=1115Вт	3

№ эт.	Обозн. прибора	п
4-7	CV21S-500-800 Q=1105Вт	3

№ эт.	Обозн. прибора	п
4-7	CV21S-500-800 Q=1105Вт	3

№ эт.	Обозн. прибора	п
4-7	CV22-500-900 Q=1315Вт	3

№ эт.	Обозн. прибора	п
4-7	CV22-500-900 Q=1345Вт	3

№ эт.	Обозн. прибора	п
4-7	CV11-500-900 Q=830Вт	2

№ эт.	Обозн. прибора	п
4-7	CV22-500-900 Q=1335Вт	3

№ эт.	Обозн. прибора	п
4-7	CV11-500-1000 Q=645Вт	2

№ эт.	Обозн. прибора	п
4-7	CV22-500-700 Q=1145Вт	3

№ эт.	Обозн. прибора	п
4-7	CV11-500-800 Q=590Вт	2

№ эт.	Обозн. прибора	п
4-7	CV11-500-800 Q=645Вт	2

№ эт.	Обозн. прибора	п
4-7	CV11-400-400 Q=360Вт	1

№ эт.	Обозн. прибора	п
4-7	CV11-500-800 Q=590Вт	2

№ эт.	Обозн. прибора	п
4-7	CV11-400-400 Q=340Вт	1

Лестничная клетка

№ эт.	Обозн. прибора 1*	п
1-8	Конвектор КСК20-1.049У	-

Межквартирный коридор

№ эт.	Обозн. прибора 2*	п
1-8	Конвектор КСК20-0.4У	-

23-04-19-01 - ОВ.К				
8-этажный дом с подземной автостоянкой расположенный по адресу: Свердловская область, г.Екатеринбург, Ленинский район, ул.Щорса, 56г				
Изм.	Кол.уч.	Лист	№ док.	Дата
Разработал	Архипов	10	08.20	08.20
Проверил	Косолапова	10	08.20	08.20
Н.контроль	Смолина	10	08.20	08.20
Отопление. План 4-7 этажа, 2 секция			Стадия	Лист
Отопление. План 4-7 этажа, 2 секция			Р	10
ООО "АЛЬТЕК ПРОЕКТИРОВАНИЕ"			Листов	

№ эт.	Обозн. прибора	n
8	CV11-500-1000 Q=578Вт	2

№ эт.	Обозн. прибора	n
8	CV11-400-400 Q=270Вт	1

№ эт.	Обозн. прибора	n
8	CV11-400-400 Q=290Вт	1

№ эт.	Обозн. прибора	n
8	CV11-500-900 Q=458Вт	1

№ эт.	Обозн. прибора	n
8	CV11-500-1000 Q=578Вт	2

№ эт.	Обозн. прибора	n
8	CV11-500-900 Q=458Вт	2

№ эт.	Обозн. прибора	n
8	CV22-500-600 Q=830Вт	2

№ эт.	Обозн. прибора	n
8	CV21S-500-900 Q=1260Вт	3

№ эт.	Обозн. прибора	n
8	CV22-500-800 Q=1200Вт	3

№ эт.	Обозн. прибора	n
8	CV11-500-1000 Q=1000Вт	2

№ эт.	Обозн. прибора	n
8	CV11-500-700 Q=645Вт	2

№ эт.	Обозн. прибора	n
8	CV11-500-900 Q=1070Вт	2

№ эт.	Обозн. прибора	n
8	CV33-500-800 Q=645Вт	2

№ эт.	Обозн. прибора	n
8	CV21S-500-900 Q=1320Вт	3

№ эт.	Обозн. прибора	n
8	CV22-500-900 Q=1560Вт	3

№ эт.	Обозн. прибора	n
8	CV22-500-800 Q=625Вт	2

№ эт.	Обозн. прибора	n
8	CV22-500-600 Q=625Вт	2

№ эт.	Обозн. прибора	n
8	CV11-500-700 Q=623Вт	2

№ эт.	Обозн. прибора	n
8	CV33-500-800 Q=623Вт	2

№ эт.	Обозн. прибора	n
8	CV33-500-800 Q=1185Вт	3

№ эт.	Обозн. прибора	n
8	CV22-500-1000 Q=1535Вт	3

№ эт.	Обозн. прибора	n
8	CV22-500-1000 Q=1440Вт	3

№ эт.	Обозн. прибора	n
8	CV22-500-1000 Q=1455Вт	3

№ эт.	Обозн. прибора	n
8	CV33-500-800 Q=1180Вт	3

№ эт.	Обозн. прибора	n
8	CV11-500-1000 Q=870Вт	2

№ эт.	Обозн. прибора	n
8	CV22-500-800 Q=675Вт	2

№ эт.	Обозн. прибора	n
8	CV21S-500-1000 Q=740Вт	2

№ эт.	Обозн. прибора	n
8	CV21S-500-800 Q=740Вт	2

№ эт.	Обозн. прибора	n
8	CV11-400-400 Q=330Вт	1

№ эт.	Обозн. прибора	n
8	CV11-400-400 Q=430Вт	2

№ эт.	Обозн. прибора	n
8	CV11-500-1000 Q=675Вт	2

Лестничная клетка

№ эт.	Обозн. прибора 1*	n
1-8	Конвектор КСК20-1.049У	-

Межквартирный коридор

№ эт.	Обозн. прибора 2*	n
1-8	Конвектор КСК20-0.4У	-

Примечание:

1. Трубопроводы условно отнесены от стен.
2. В квартирах трубы проложить в гофре; в МОП Energoflex Super Protect 9мм.

23-04-19-01 - ОВ.К

8-этажный дом с подземной автостоянкой расположенный по адресу: Свердловская область, г.Екатеринбург, Ленинский район, ул.Щорса, 56г

Изм.	Кол.уч.	Лист	№ док.	Подп.	Дата
Разработал	Архипов				08.20
Проверил	Косолапова				08.20
Н.контроль	Смолина				08.20

Стадия	Лист	Листов
Р	12	

Отопление. План 8 этажа, 2 секция

ООО "АЛЬТЕК
ПРОЕКТИРОВАНИЕ"

Формат А2К

Согласовано					
Взам. инв. №					
Подп. и дата					
Инв. № подл.					