



Инв. N посл. - Подпись и дата
 Взам. инв. N



АПУ2-129-04В-ЭЛ						Жилой дом №4 секция 4В		
Изм.	Кол.уч.	Лист	№ док.	Подпись	Дата	Стадия	Лист	Листов
						Р	10	
Гл. спец	Гонтаренко	<i>[Signature]</i>			12.13	ЗАО "Корпорация "Атомстройкомплекс" План 1 этажа. Расположение сетей электрооборудования квартир.		
Провер.	Завьялова	<i>[Signature]</i>			12.13			
Разраб.	Александрова	<i>[Signature]</i>			12.13			
Копировал						Формат А2		

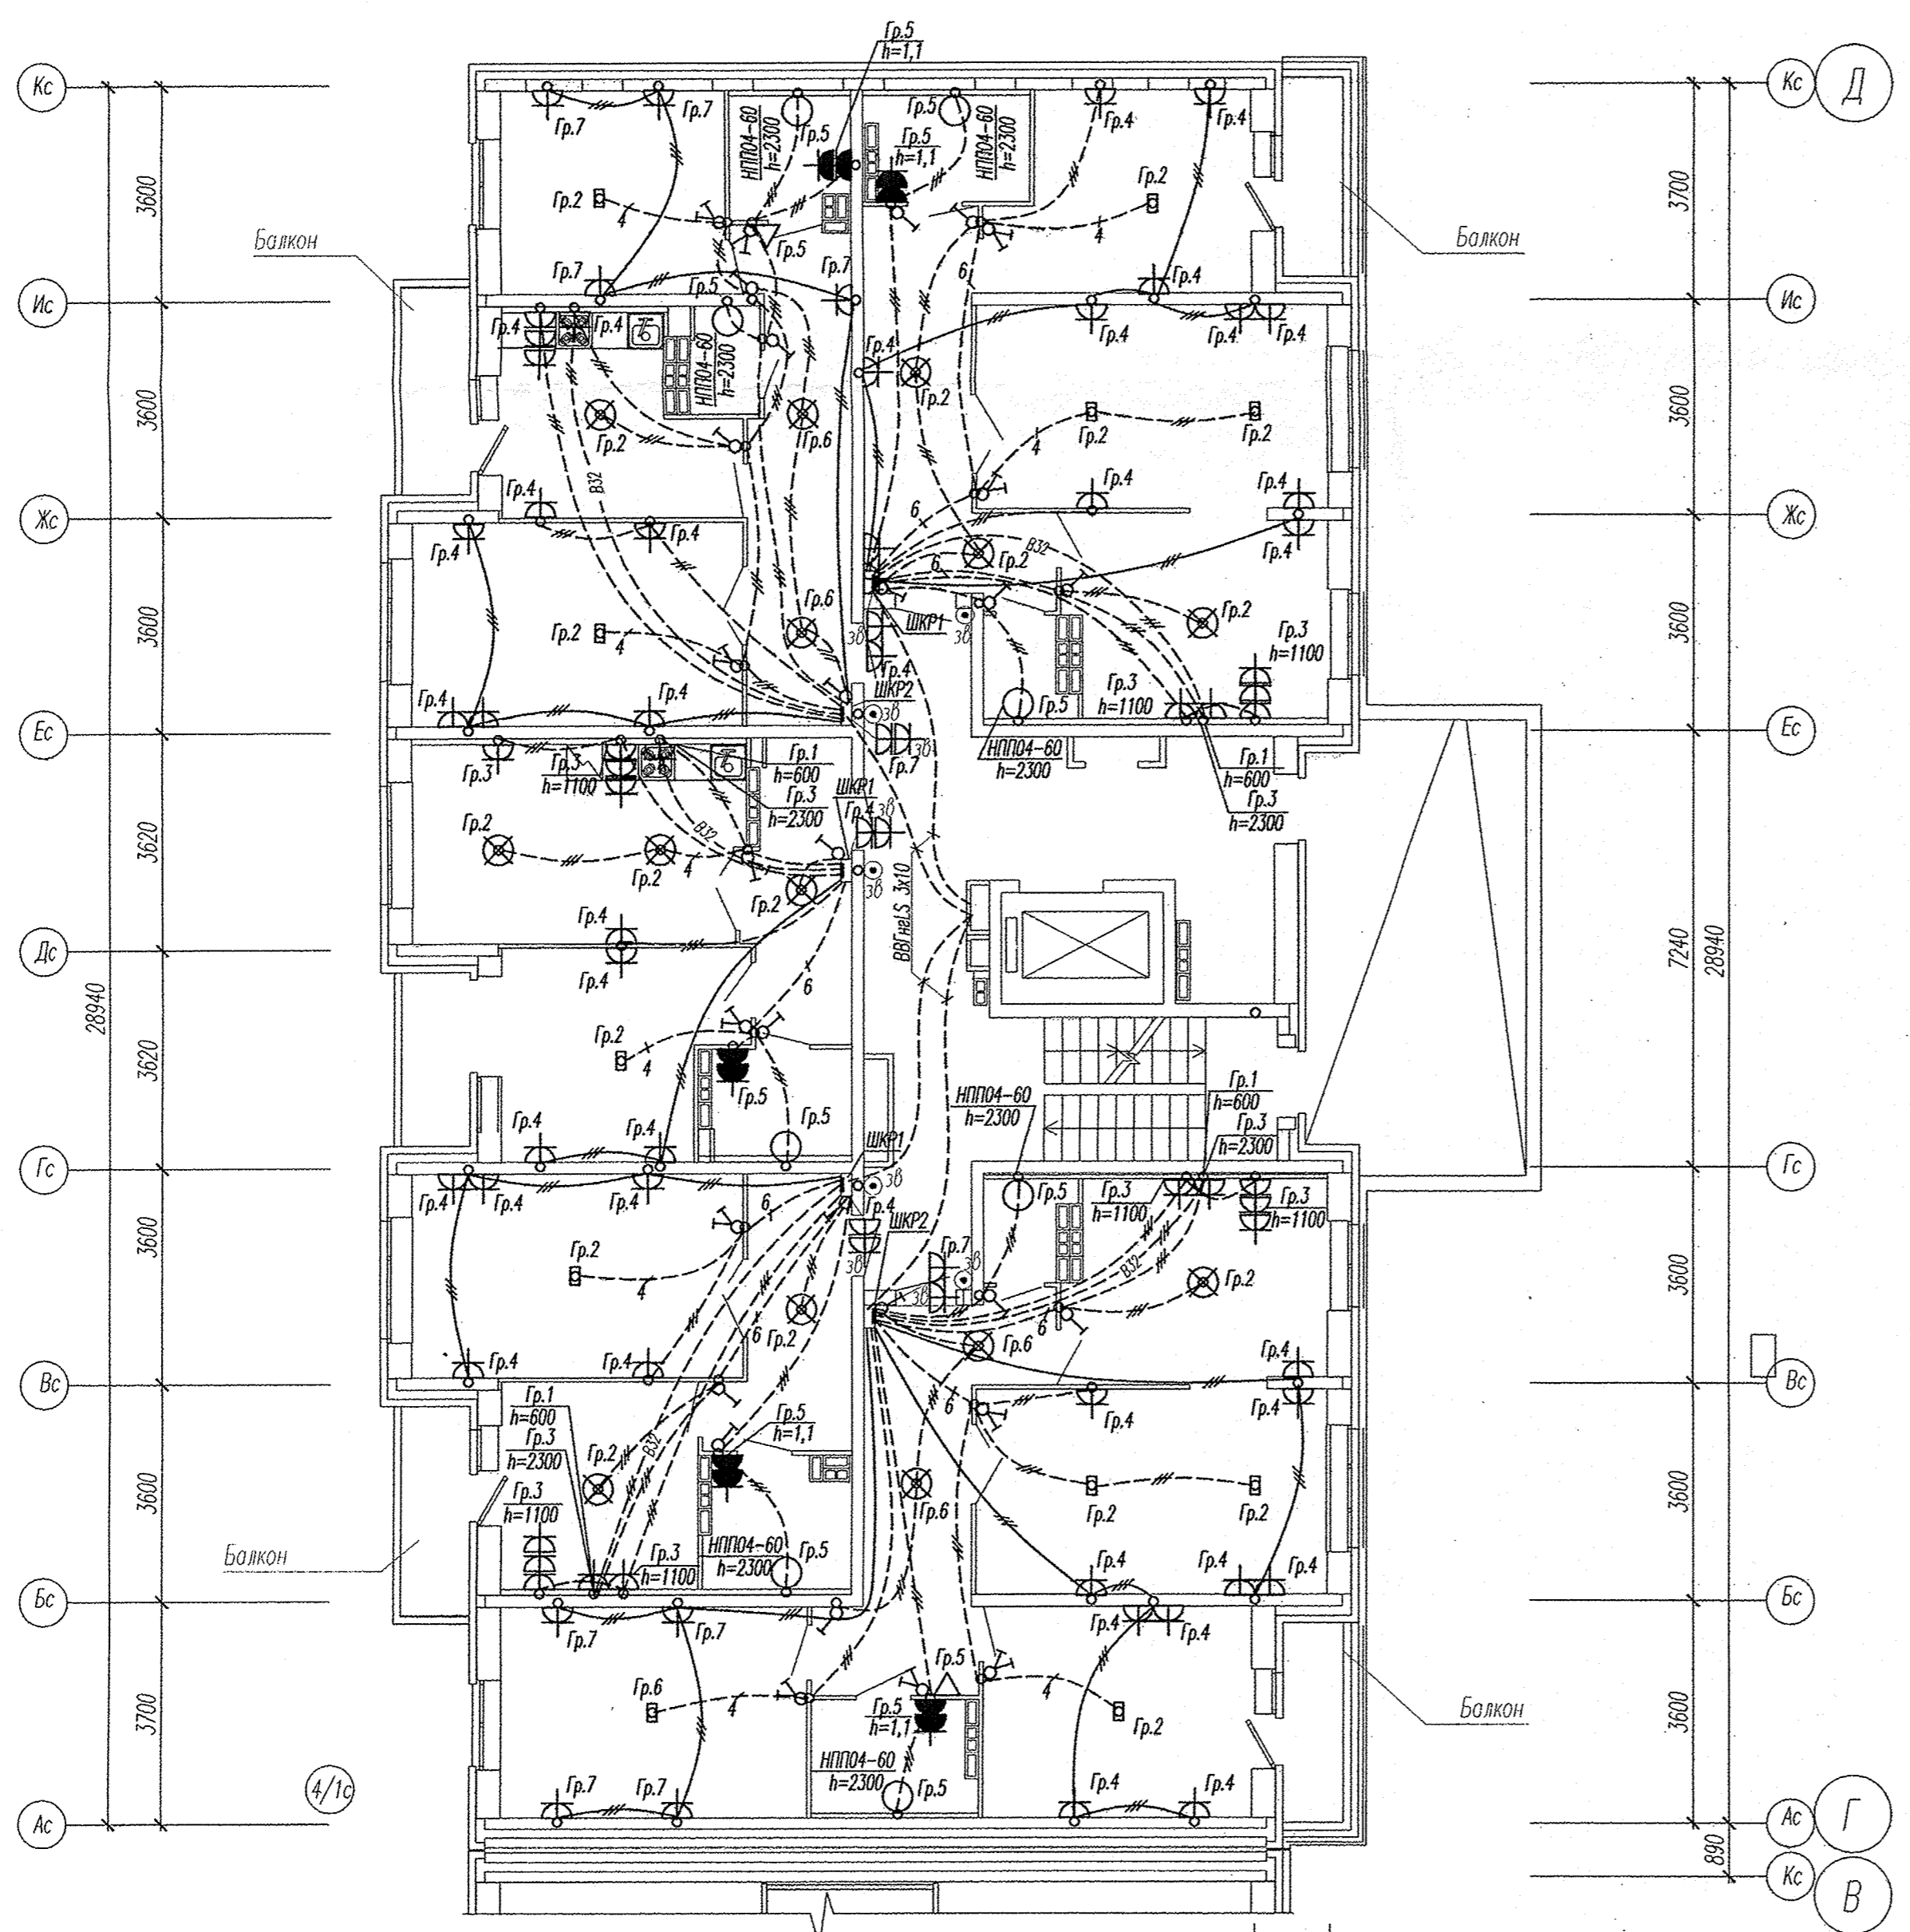

Инв. № подл. Подпись и дата. Взам. инв. №

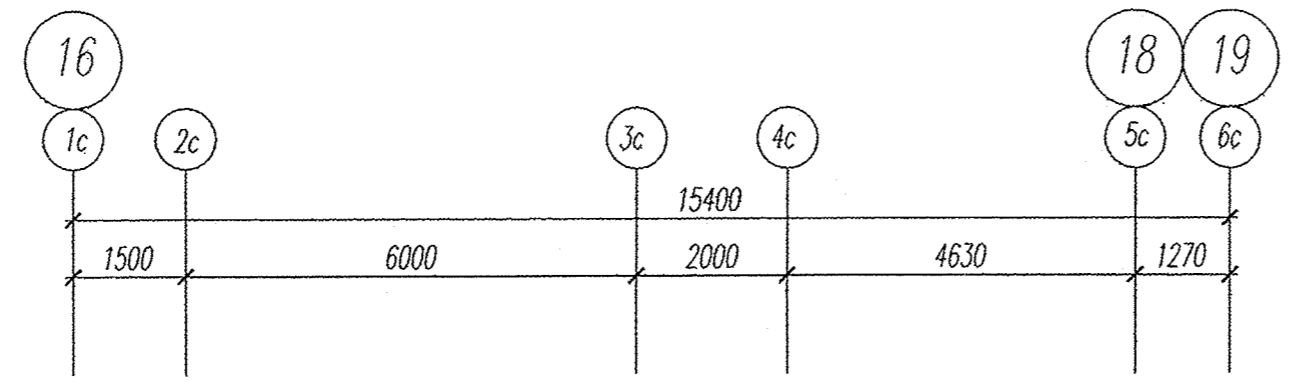

АПУ2-129-04В-ЭЛ				
Жилые дома со встроенными детскими дошкольными учреждениями и встроенными нежилыми помещениями, с подземной автостоянкой по ул. Академика Вонсовского-ул.1А (название условное)-Краснолесья-Анатолия Мехренцева в Лешинском районе г.Екатеринбурга, участок 1				
Изм.	Кол.уч.	Лист	№ док.	Подпись
Жилой дом №4 секция 4В			Стадия	Лист
			Р	11
Гл. спец	Гонтаренко	<i>[Signature]</i>	12.13	План 2-8 этажей. Расположение сетей электрооборудования квартир.
Провер.	Завьялова	<i>[Signature]</i>	12.13	
Разраб.	Александрова	<i>[Signature]</i>	12.13	
Копировал				

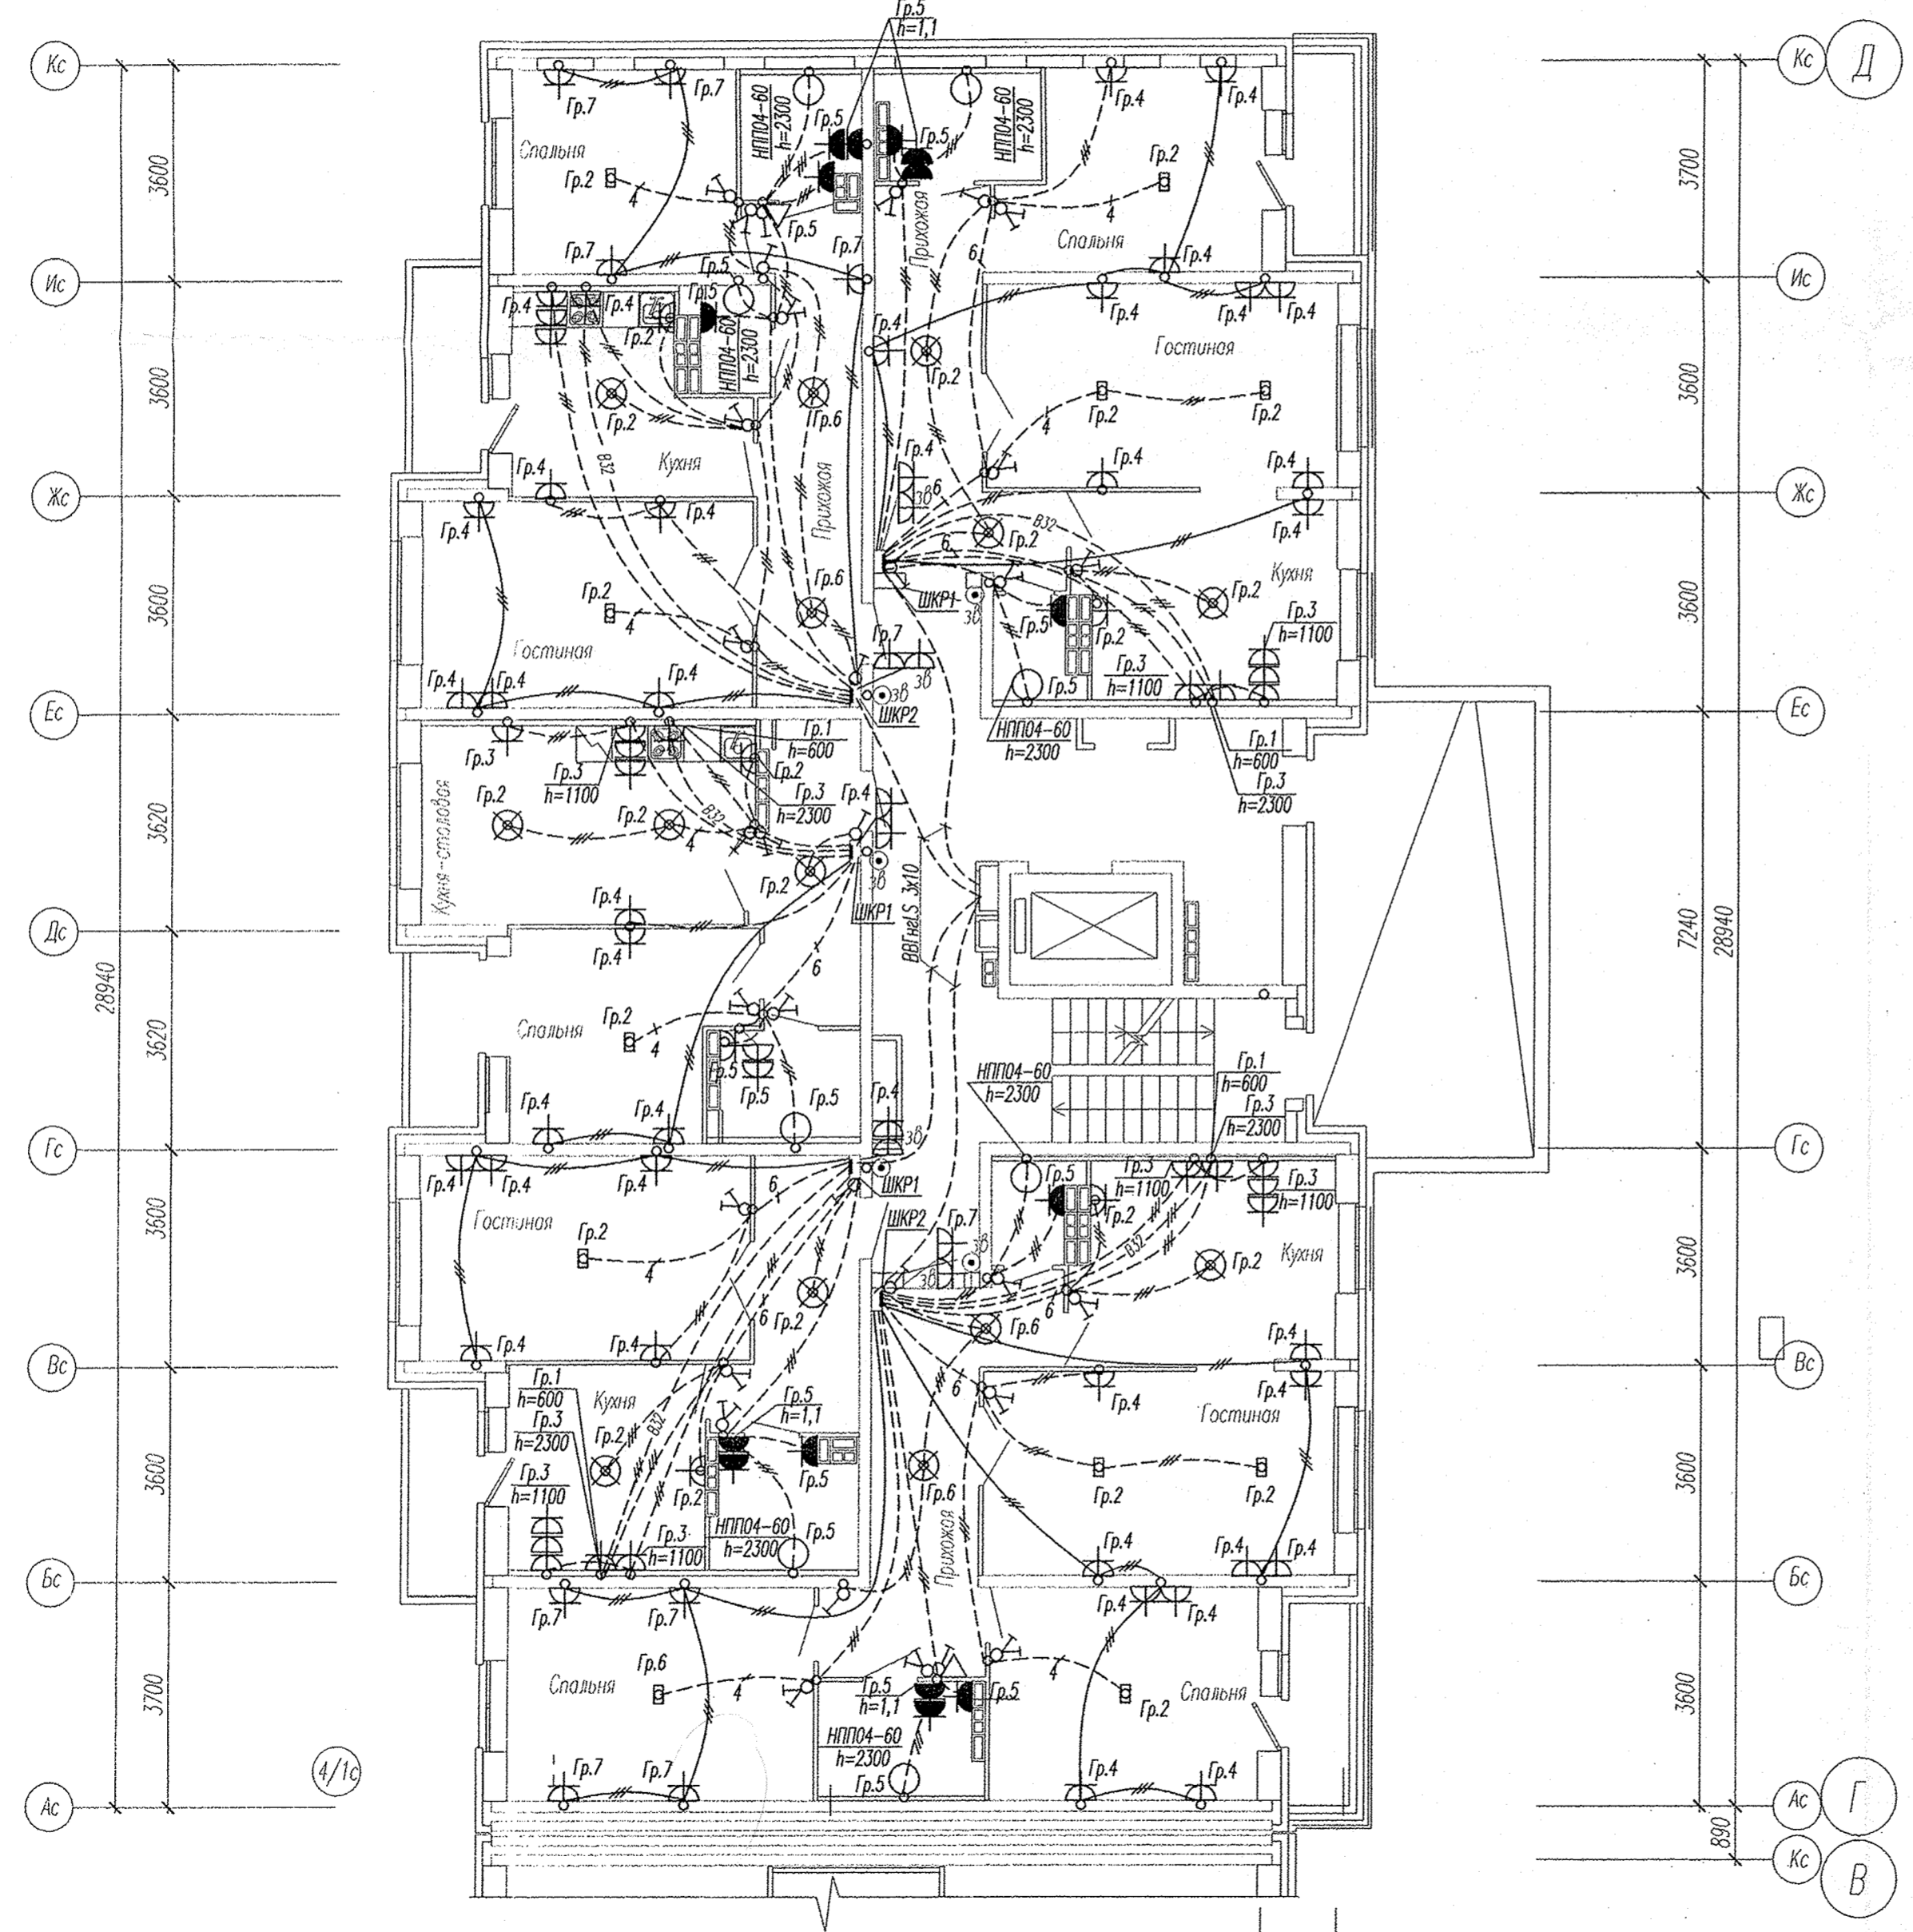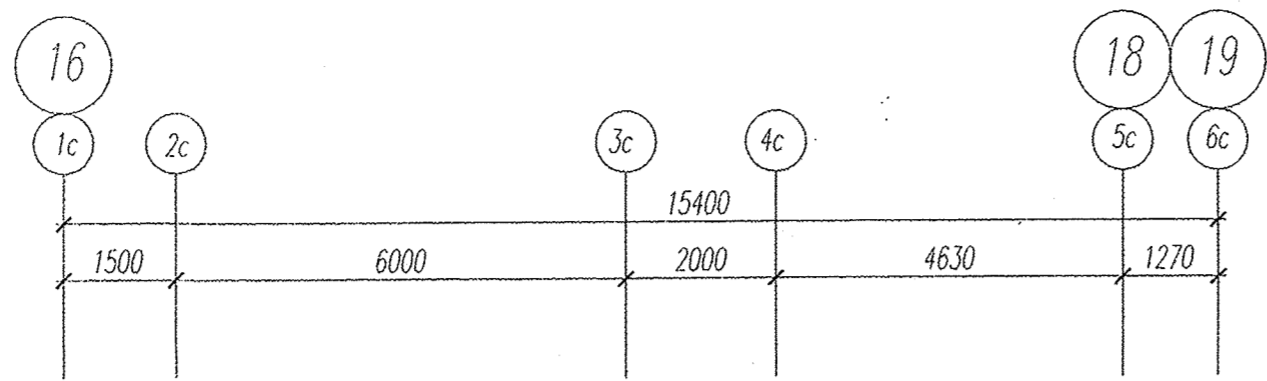

Имя, И. подл. Подпись и дата
Взам. инв. №

4/1с

16

18 19

АПУ2-129-04В-ЭЛ							
Изм.	Кол.уч.	Лист	№ док.	Подпись	Дата		
Жилые дома со встроенными детскими дошкольными учреждениями и встроенными нежилыми помещениями, с подземной автостоянкой по ул. Академика Волосовского-ул.1А (название условное)-Красноярск-Анатолия Мехренцева в Ленинском районе г.Екатеринбурга, участок 1							
Жилой дом №4 секция 4В					Стадия	Лист	Листов
					Р	12	
Гл. спец	Гонтаренко	<i>Гонтаренко</i>	12.13	План 9-10 этажей. Расположение сетей электрооборудования квартир.			
Провер.	Завьялова	<i>Завьялова</i>	12.13	ЗАО "Корпорация "Атомстройкомплекс"			
Разраб.	Александрова	<i>Александрова</i>	12.13				

Копировал

Формат А2