


План на отм. +0,110

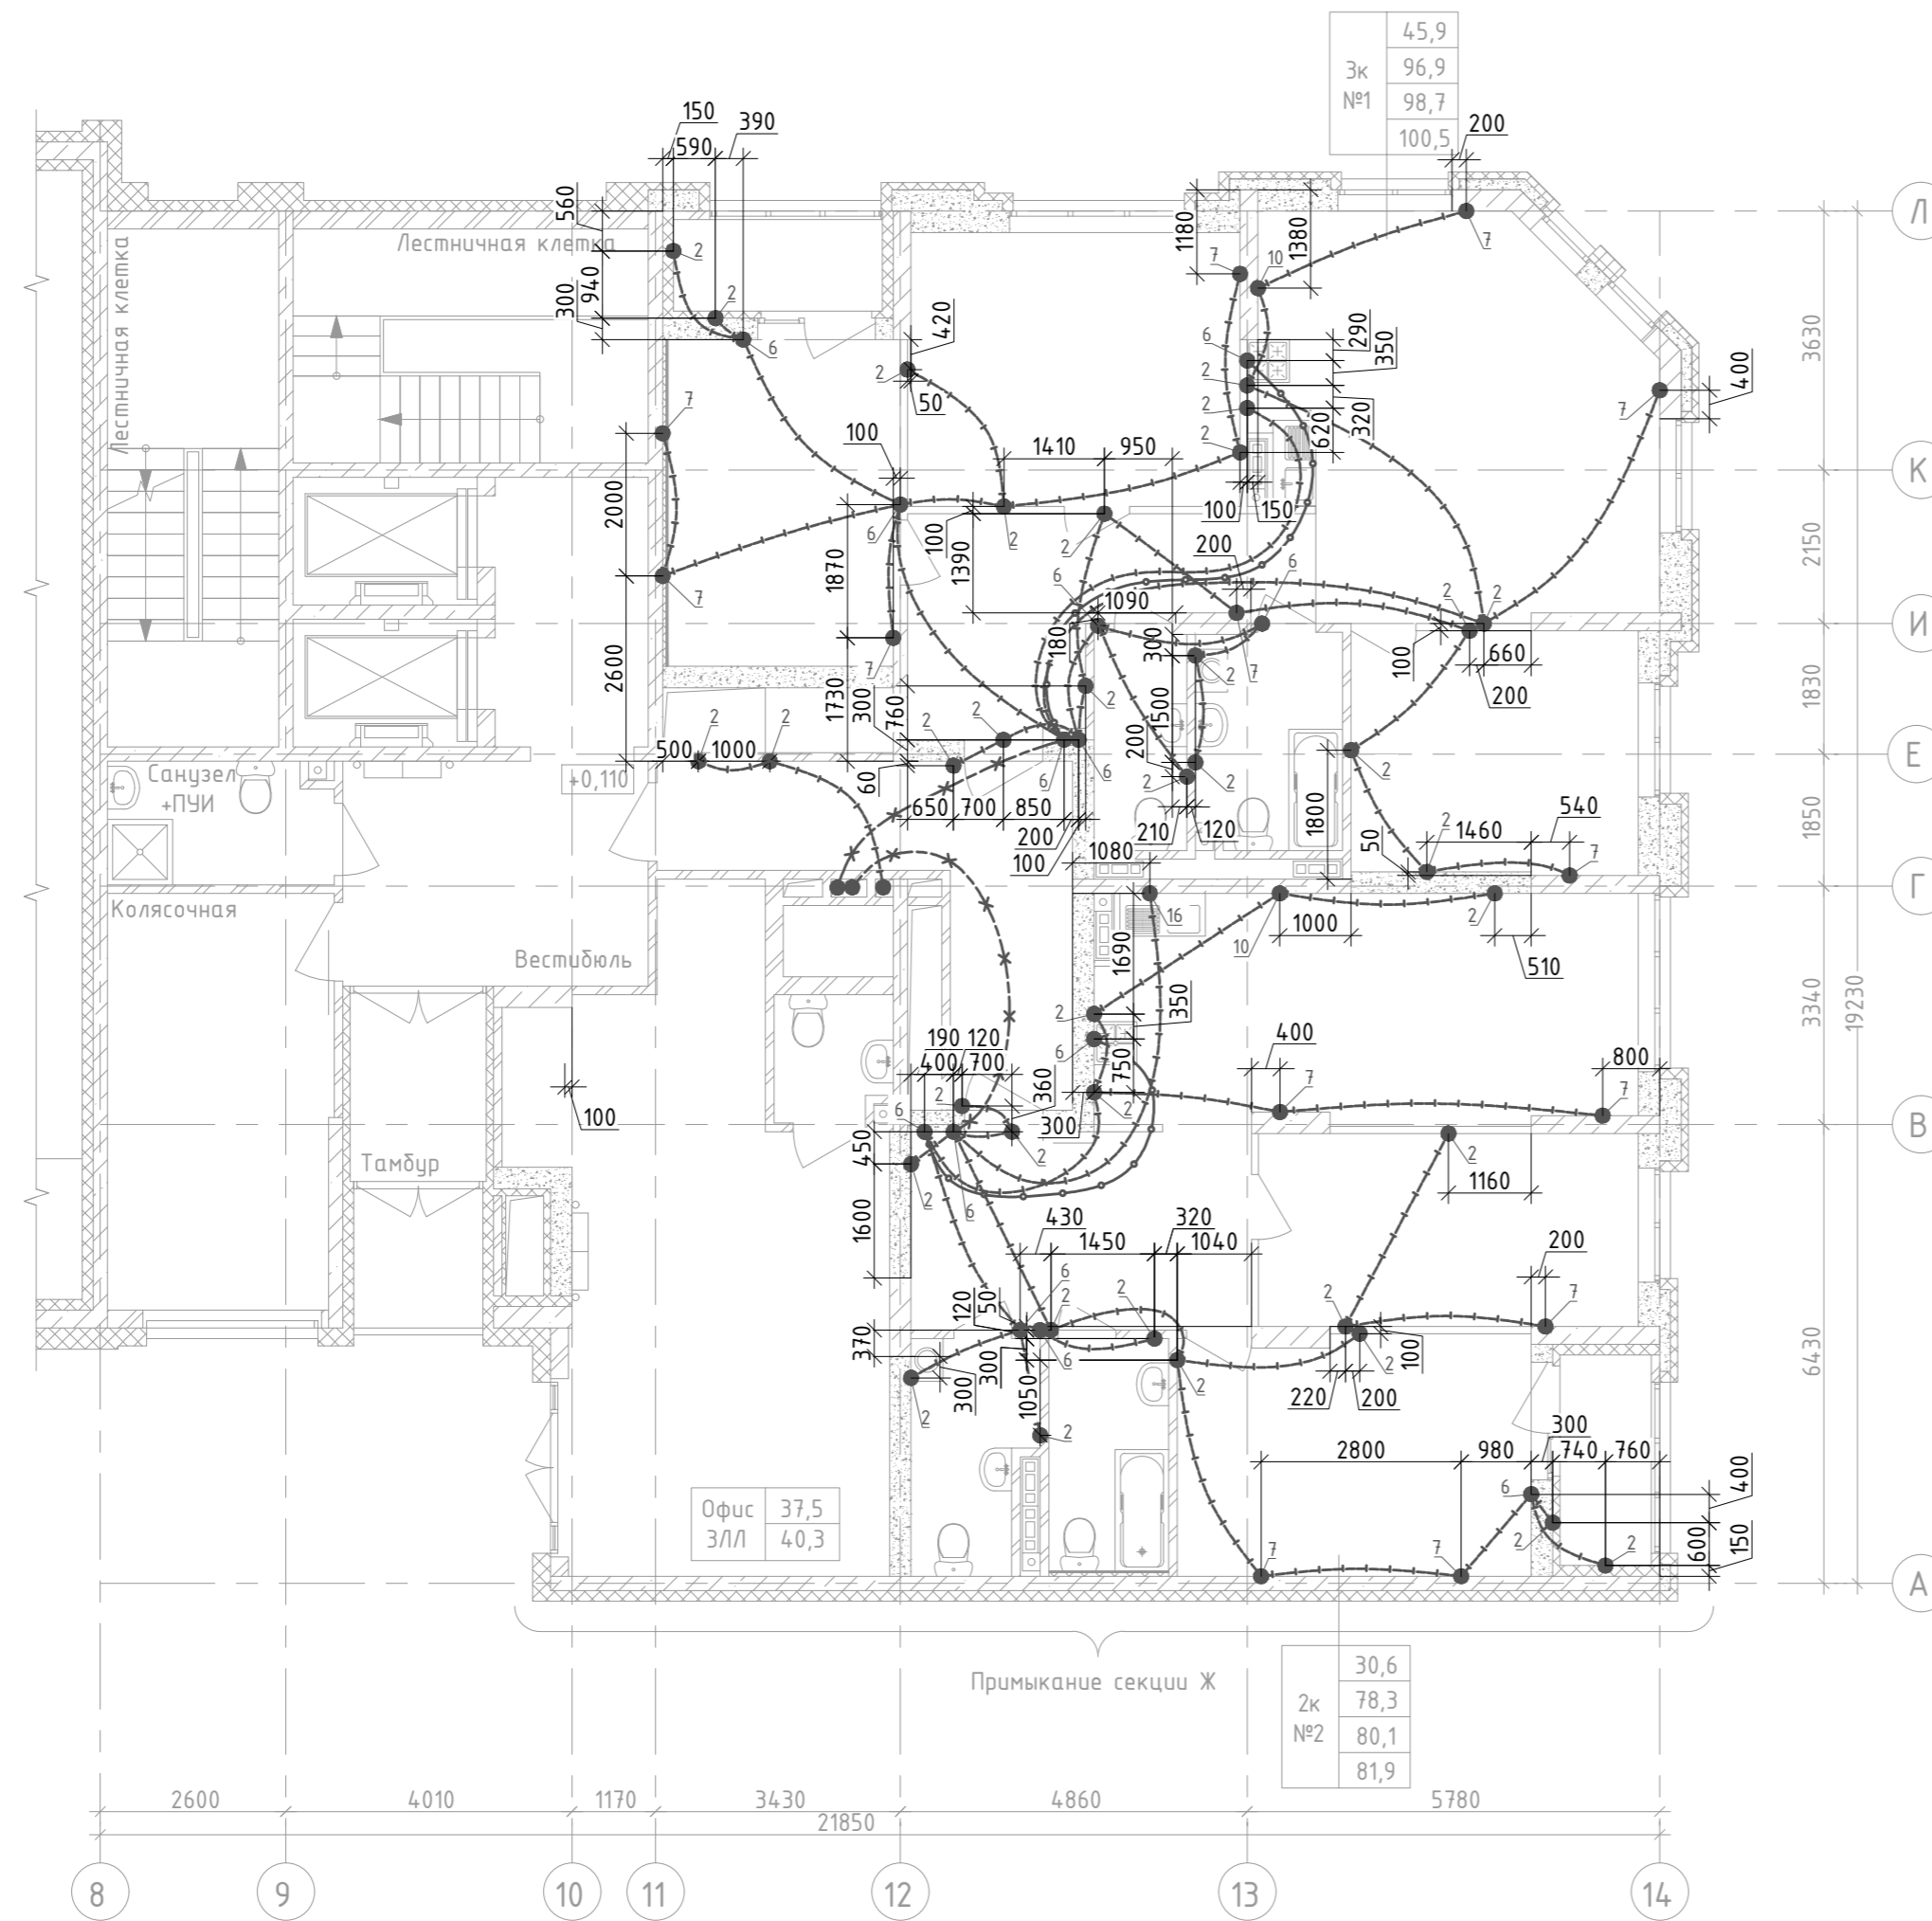

Ведомость узлов установки электрического оборудования					
1 этаж		К-во этажей:			1
Поз.	Обозначение	Наименование	К-во на эт.	Кол. на группу эт.	
2	123-2021-1Е/ЛЛ-ЭЛ.КЖ Чз.2	Установка замоноличиваемой коробки КУ1301 в потолочное перекрытие	36	36	
6	123-2021-1Е/ЛЛ-ЭЛ.КЖ Чз.6	Установка замоноличиваемой коробки КР1301 в потолочное перекрытие	13	13	
7	123-2021-1Е/ЛЛ-ЭЛ.КЖ Чз.7	Установка замоноличиваемой коробки КУ1301 в монолитную стену на высоте 400мм	18	18	
10	123-2021-1Е/ЛЛ-ЭЛ.КЖ Чз.10	Установка замоноличиваемой коробки КУ1301 в монолитную стену на высоте 1200мм	2	2	
16	123-2021-1Е/ЛЛ-ЭЛ.КЖ Чз.16	Установка замоноличиваемой коробки КУ1301 в монолитную стену на высоте 600мм	1	1	
-	-	Труба П25, м	250	250	
-	-	Труба П32, м	30	30	
-	-	Труба П40, м	15	15	

- 1 ● Узел замоноличиваемой проводки
- x---x---x---x--- Разводка труб в монолитной плите потолка, ϕ 40мм, питание квартирного щита
- o—o—o—o—o—o— Разводка труб в монолитной плите потолка, ϕ 32мм, питание плиты
- +—+—+—+—+—+— Разводка труб в монолитной плите потолка ϕ 25мм, розеточная сеть
- Разводка труб в монолитной плите потолка ϕ 25мм, освещение

На планах привязка ответственных коробок указана ориентировочно. Коробки устанавливать между стержнями арматуры, не перерезая и не отгибая последние. Зазор между краем коробки и арматурным стержнем должен быть не менее 30мм. Трубы разводки в монолите прокладывать, не нарушая арматуру плиты.

Взам. инв. №
Подпись и дата
Инв. № подл.

123-2021-1Е/ЛЛ-ЭЛ.КЖ						
1	Зам	1043-22	Иван	08.22	Многоэтажный жилой дом с нежилыми помещениями на первых этажах и подземной автостоянкой по ул. Степана Разина в Чкаловском районе г. Екатеринбург. Секция 1/ЛЛ	
Изм.	Кол. уч.	Лист	№ док.	Подпись		Дата
Разработал	Федоровых	Иван	04.22	Иван	04.22	
Проверил	Иванов	Иван	04.22	Иван	04.22	
Н.Контр.	Ситчихина	Иван	04.22	Иван	04.22	
				Стадия	Лист	Листов
				Р	28	
Трубная разводка под электрооборудование. План 1го этажа. Секция 1/ЛЛ				ИП Реутин Д.Г.		