


Номер помещения	Наименование	Площадь, м ²	Кат. помещения
Секция 1Е. МОП			
1.69	Лифтовый холл	9,1	
1.70	Тамбур	2,4	
1.71	Тамбур	2,6	
1.72	Коридор	20,1	
1.73	Лестничная клетка	20,4	
1.102	Переходная лоджия	4,7	

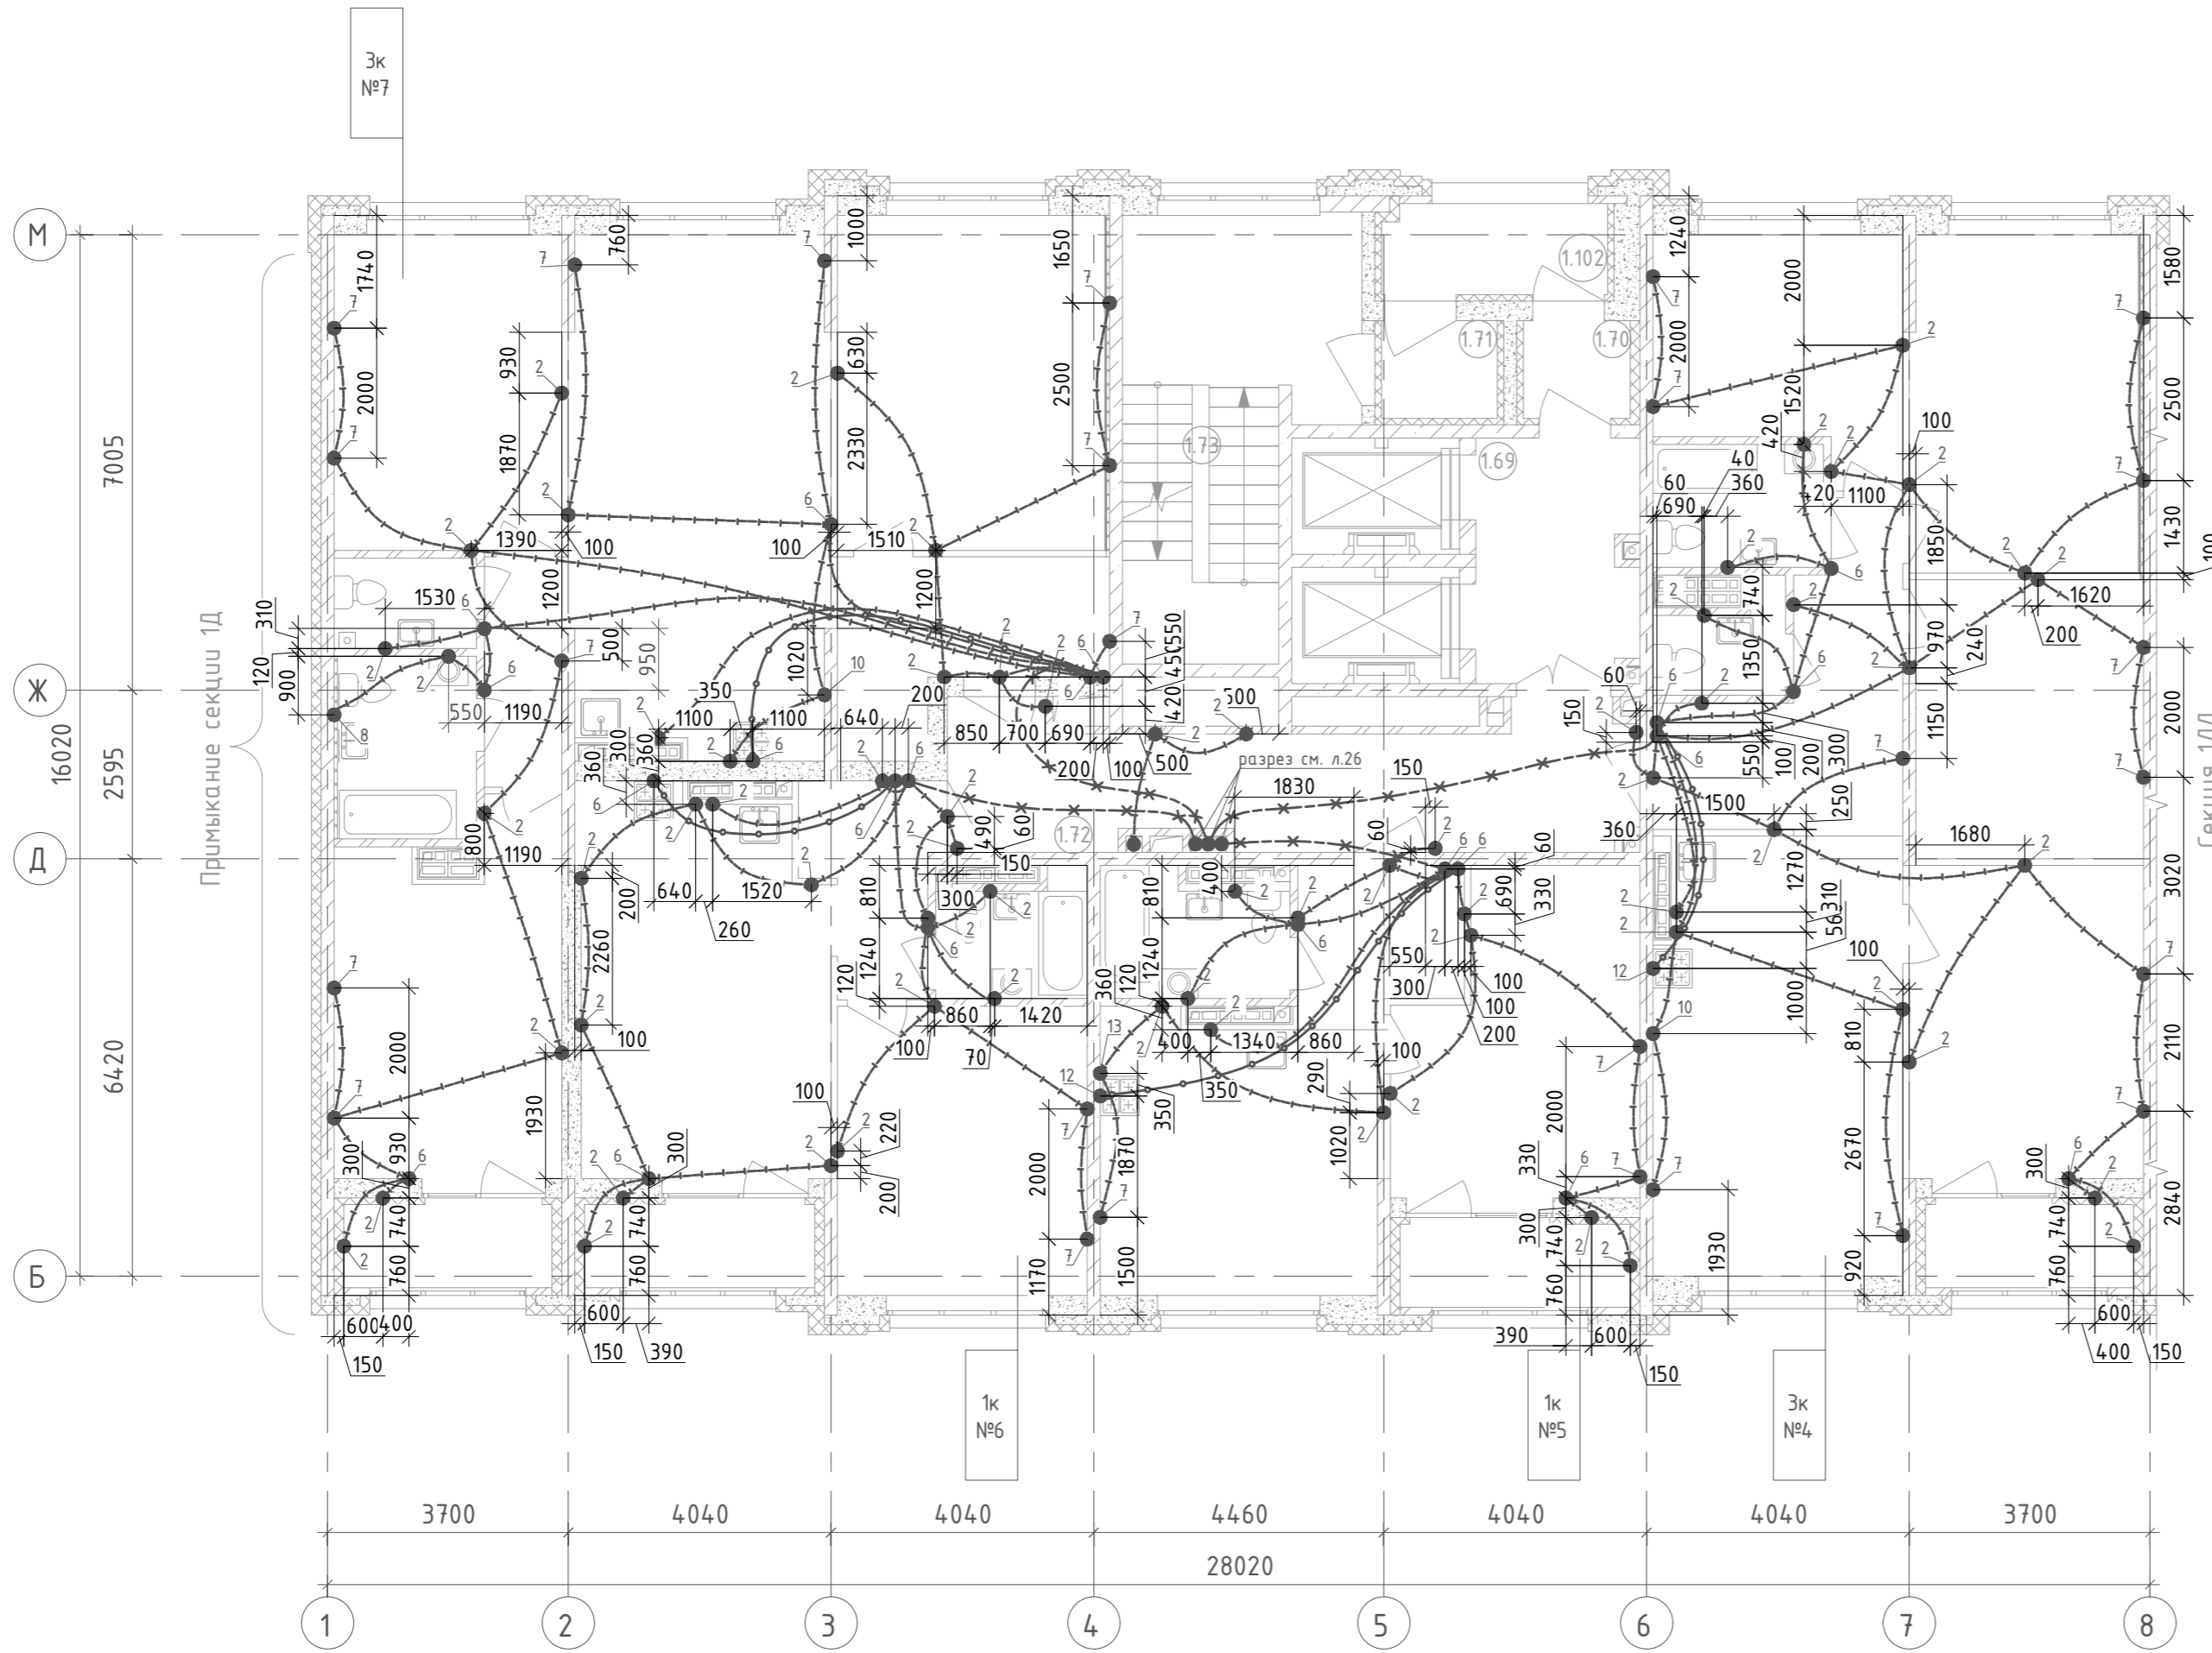

8-10 этаж		К-во этажей: 2		
Поз.	Обозначение	Наименование	К-во на эт.	Кол. на группу эт.
2	123-2021-1Е/ЛЛ-ЭЛ.КЖ Уз.2	Установка замоноличиваемой коробки КУ1301 в потолочное перекрытие	67	134
6	123-2021-1Е/ЛЛ-ЭЛ.КЖ Уз.6	Установка замоноличиваемой коробки КР1301 в потолочное перекрытие	21	42
7	123-2021-1Е/ЛЛ-ЭЛ.КЖ Уз.7	Установка замоноличиваемой коробки КУ1301 в монолитную стену на высоте 400мм	26	52
8	123-2021-1Е/ЛЛ-ЭЛ.КЖ Уз.8	Установка замоноличиваемой коробки КУ1301 в монолитную стену на высоте 1100мм	1	2
10	123-2021-1Е/ЛЛ-ЭЛ.КЖ Уз.10	Установка замоноличиваемой коробки КУ1301 в монолитную стену на высоте 1200мм	2	4
12	123-2021-1Е/ЛЛ-ЭЛ.КЖ Уз.12	Установка замоноличиваемой коробки КР1301 в монолитную стену на высоте 450мм	2	4
13	123-2021-1Е/ЛЛ-ЭЛ.КЖ Уз.13	Установка замоноличиваемой коробки КУ1301 в монолитную стену на высоте 2000мм	1	2
-	-	Труба П25, м	425	850
-	-	Труба П32, м	40	80
-	-	Труба П40, м	30	60

- 1 ● Узел замоноличиваемой проводки
- x---x---x---x--- Разводка труб в монолитной плите потолка, ϕ 40мм, питание квартирного щита
- o—o—o—o—o—o— Разводка труб в монолитной плите потолка, ϕ 32мм, питание плиты
- +—+—+—+—+—+— Разводка труб в монолитной плите потолка ϕ 25мм, розеточная сеть
- Разводка труб в монолитной плите потолка ϕ 25мм, освещение

На планах привязка ответственных коробок указана ориентировочно. Коробки устанавливать между стержнями арматуры, не перерезая и не отгибая последние. Зазор между краем коробки и арматурным стержнем должен быть не менее 30мм. Трубную разводку в монолите прокладывать, не нарушая арматуру плиты.

Взам. инв. №	
Подпись и дата	
Инв. № подл.	

123-2021-1Е/ЛЛ-ЭЛ.КЖ						
1	Зам	1043-22	Иван	08.22	Многоэтажный жилой дом с нежилыми помещениями на первых этажах и подземной автостоянкой по ул. Степана Разина в Чкаловском районе г. Екатеринбург. Секция 1Е и 1ЛЛ	
Изм.	Кол. уч.	Лист	№ док.	Подпись	Дата	
Разработал	Федоровых			Иван	08.22	
Проверил	Ивонин			Иван	08.22	
Н.Контр.	Ситчихина			Ситчихина	08.22	
				Стадия	Лист	Листов
				Р	20	
Трубная разводка под электрооборудование. План 8-10 этажа. Секция 1Е				ИП Реутт Д.Г.		