
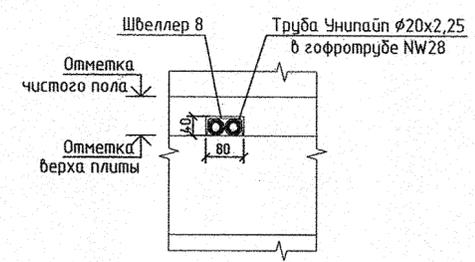
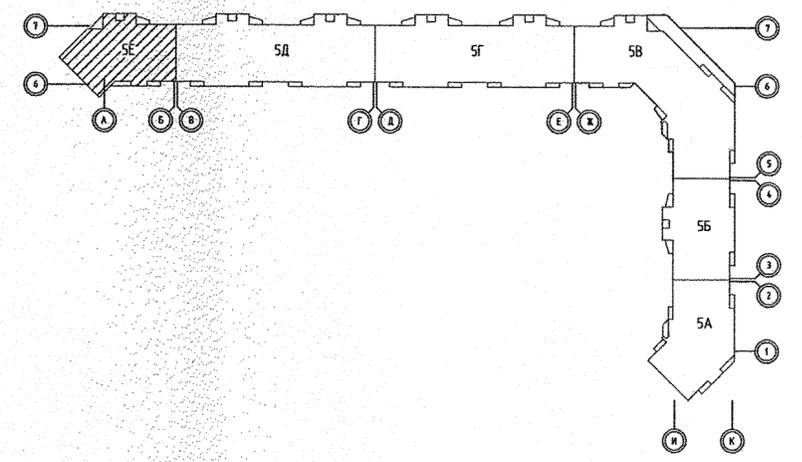


ЭКСПЛИКАЦИЯ ПОМЕЩЕНИЙ



Номер помещения	Наименование	Площадь, м ²	Кат. помещения
Помещения квартир			
1	Гостиная	64.71	
2	Спальня	64.09	
3	Кухня	69.27	
4	Прихожая	38.24	
5	Коридор	11.40	
6	Сан. узел	6.04	
7	Ванная	17.39	
8	Балкон	8.55	
9	Лоджия	10.47	
	Итого	290.16	
Общедомовые помещения			
10	Коридор	19.57	
11	Лифтовой холл	10.03	
12	Тамбур	2.29	
13	Переходная лоджия	3.43	
15	Лестничная клетка	16.40	
	Итого	54.71	
	Итого помещений по типовому этажу	344.87	

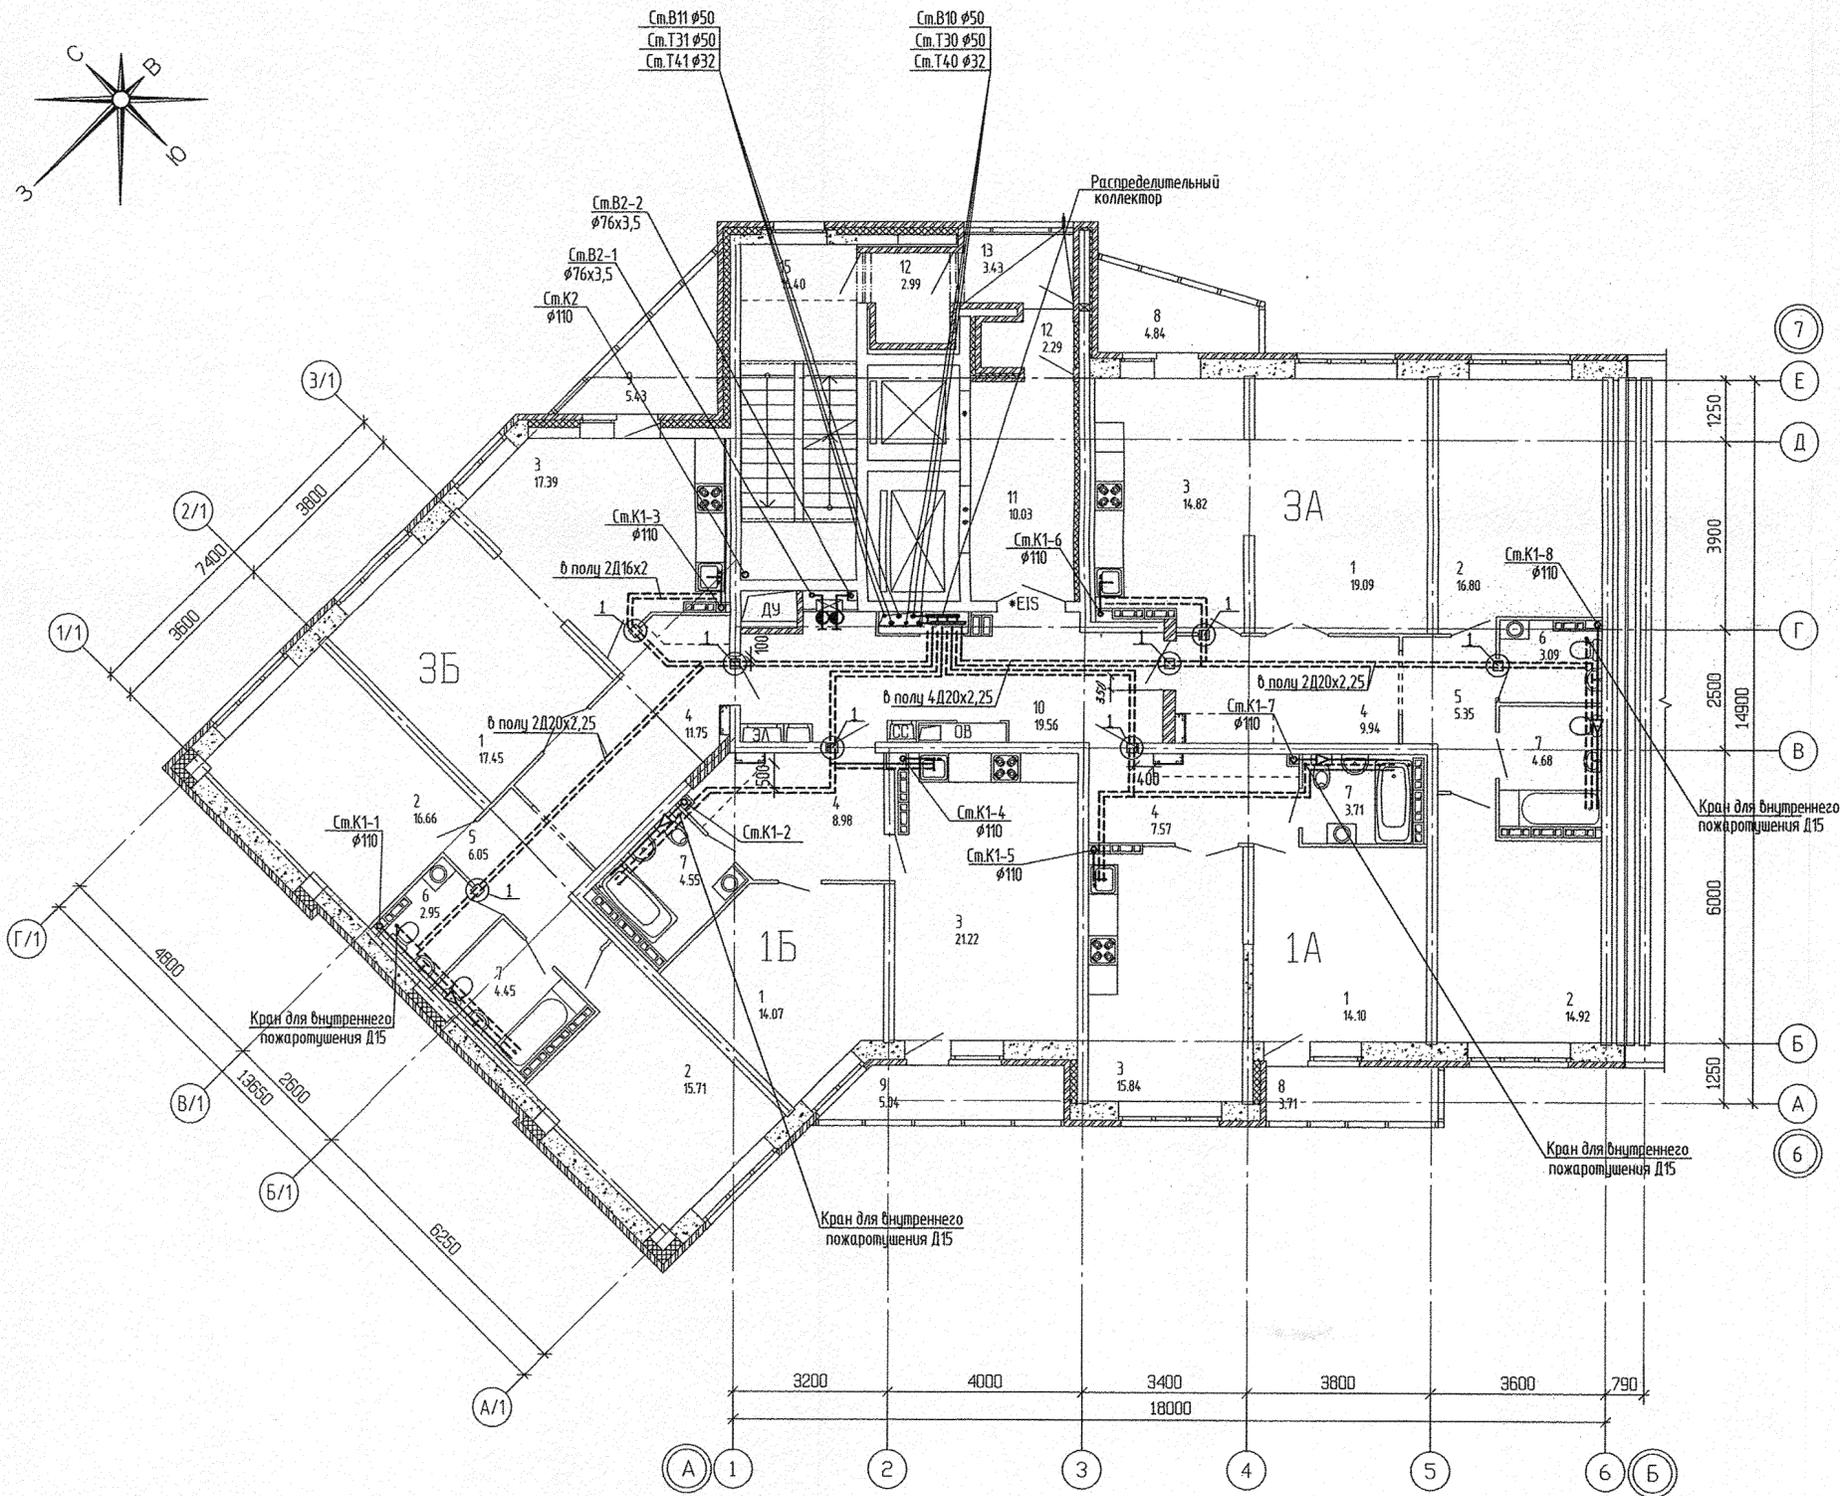

1. Во всех дверных проемах трубы защитить швеллером 8 L=200мм-см. узел.1.



Согласовано	Чижик	08.03
СД		
Согласовано	Бушуева	
АР	Пашаева	
ОВ	Басина	
ЭЛ		
Инф. № подл.	Подп. и дата	Взак. инф. №

АПУ.007-05Е-ВК					
Жилой микрорайон в квартале улиц Чкалова-Академика Вонсовского-Амундсена-Краснолесья в Ленинском районе г.Екатеринбурга III очередь строительства. Жилой дом со встроенными помещениями, трансформаторной подстанцией и подземными парковками					
Изм.	Колуч.	Лист	№ дск	Подпись	Дата
Пусковой комплекс 3 18-этажная блок-секция 5Е				Стадия	Лист
				Р	4
Глав. спец. ВК	Решетникова	Решетникова	04.15		
Проверил	Решетникова	Решетникова	04.15		
Разработал	Жукова	Жукова	04.15		
План 2-10 этажа					
АО КОРПОРАЦИЯ АТОМСТРОЙКОМПЛЕКС					

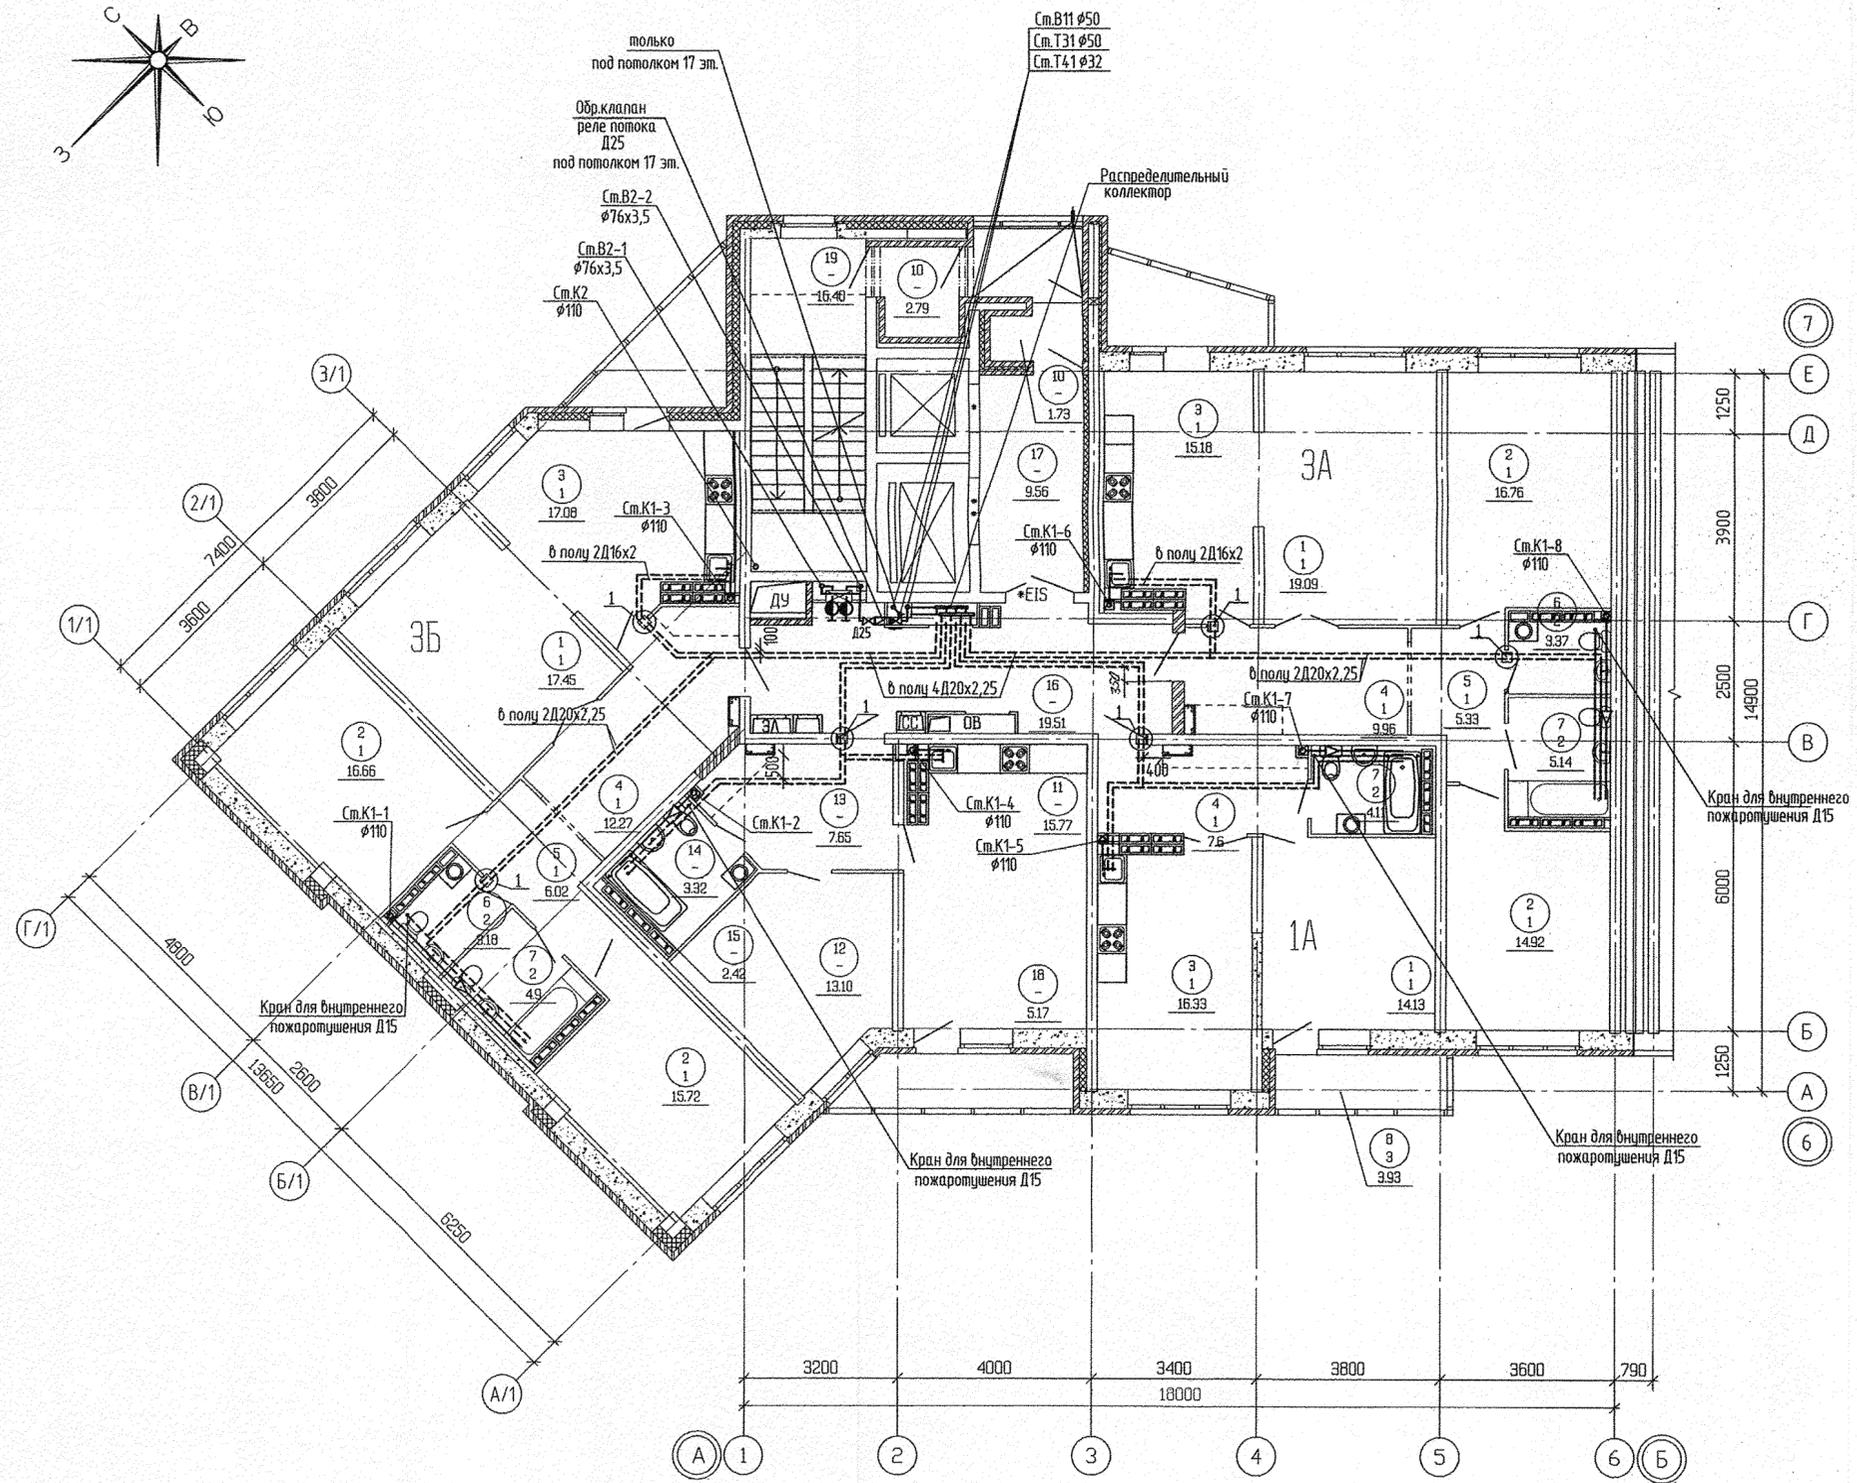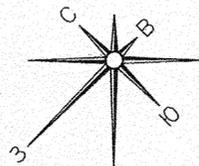

ЭКСПЛИКАЦИЯ ПОМЕЩЕНИЙ



Номер помещения	Наименование	Площадь, м ²	Кат. помещения
Помещения квартир			
1	Гостиная	64.71	
2	Спальня	64.09	
3	Кухня	69.27	
4	Прихожая	38.24	
5	Коридор	11.40	
6	Сан. узел	6.04	
7	Ванная	17.39	
8	Балкон	8.55	
9	Лоджия	10.47	
ИТОГО		290.16	
Общедомовые помещения			
10	Коридор	19.57	
11	Лифтовой холл	10.03	
12	Тамбур	2.29	
13	Переходная лоджия	3.43	
15	Лестничная клетка	16.40	
ИТОГО		54.71	
ИТОГО помещений по типовому этажу		344.87	

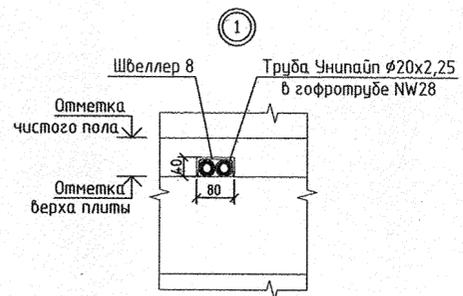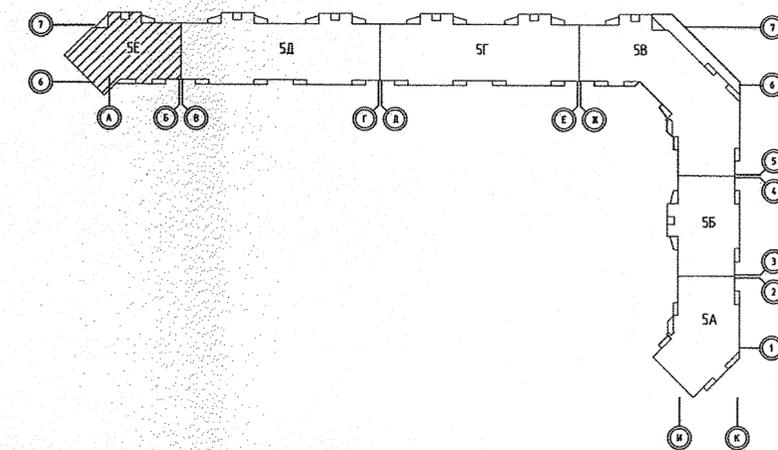

1. Во всех дверных проемах трубы защитить швеллером 8 L=200мм-см. узел.1.

СОГЛАСОВАНО	С.С.	Чижик
АР	Бушуева	Пашаева
ОВ	Бакина	
Э/П		
Инф. № подл.	Взам. инв. №	Подп. и дата

АПУ.007-05Е-ВК						
Жилой микрорайон в квартале улиц Чкалова-Академика Вонсовского-Амундсена-Красноярск в Ленинском районе г.Екатеринбурга. III очередь строительства. Жилой дом со встроенными помещениями, трансформаторной подстанцией и подземными парковками						
Пусковой комплекс 3 18-этажная блок-секция 5Е				Стация	Лист	Листов
				Р	5	
План 11-17 этажа				АО КОРПОРАЦИЯ АТОМСТРОЙКОМПЛЕКС		
Глав. спец. ВК	Решетникова	Решетникова	04.15			
Проверил	Решетникова	Решетникова	04.15			
Разработал	Жукова	Жукова	04.15			

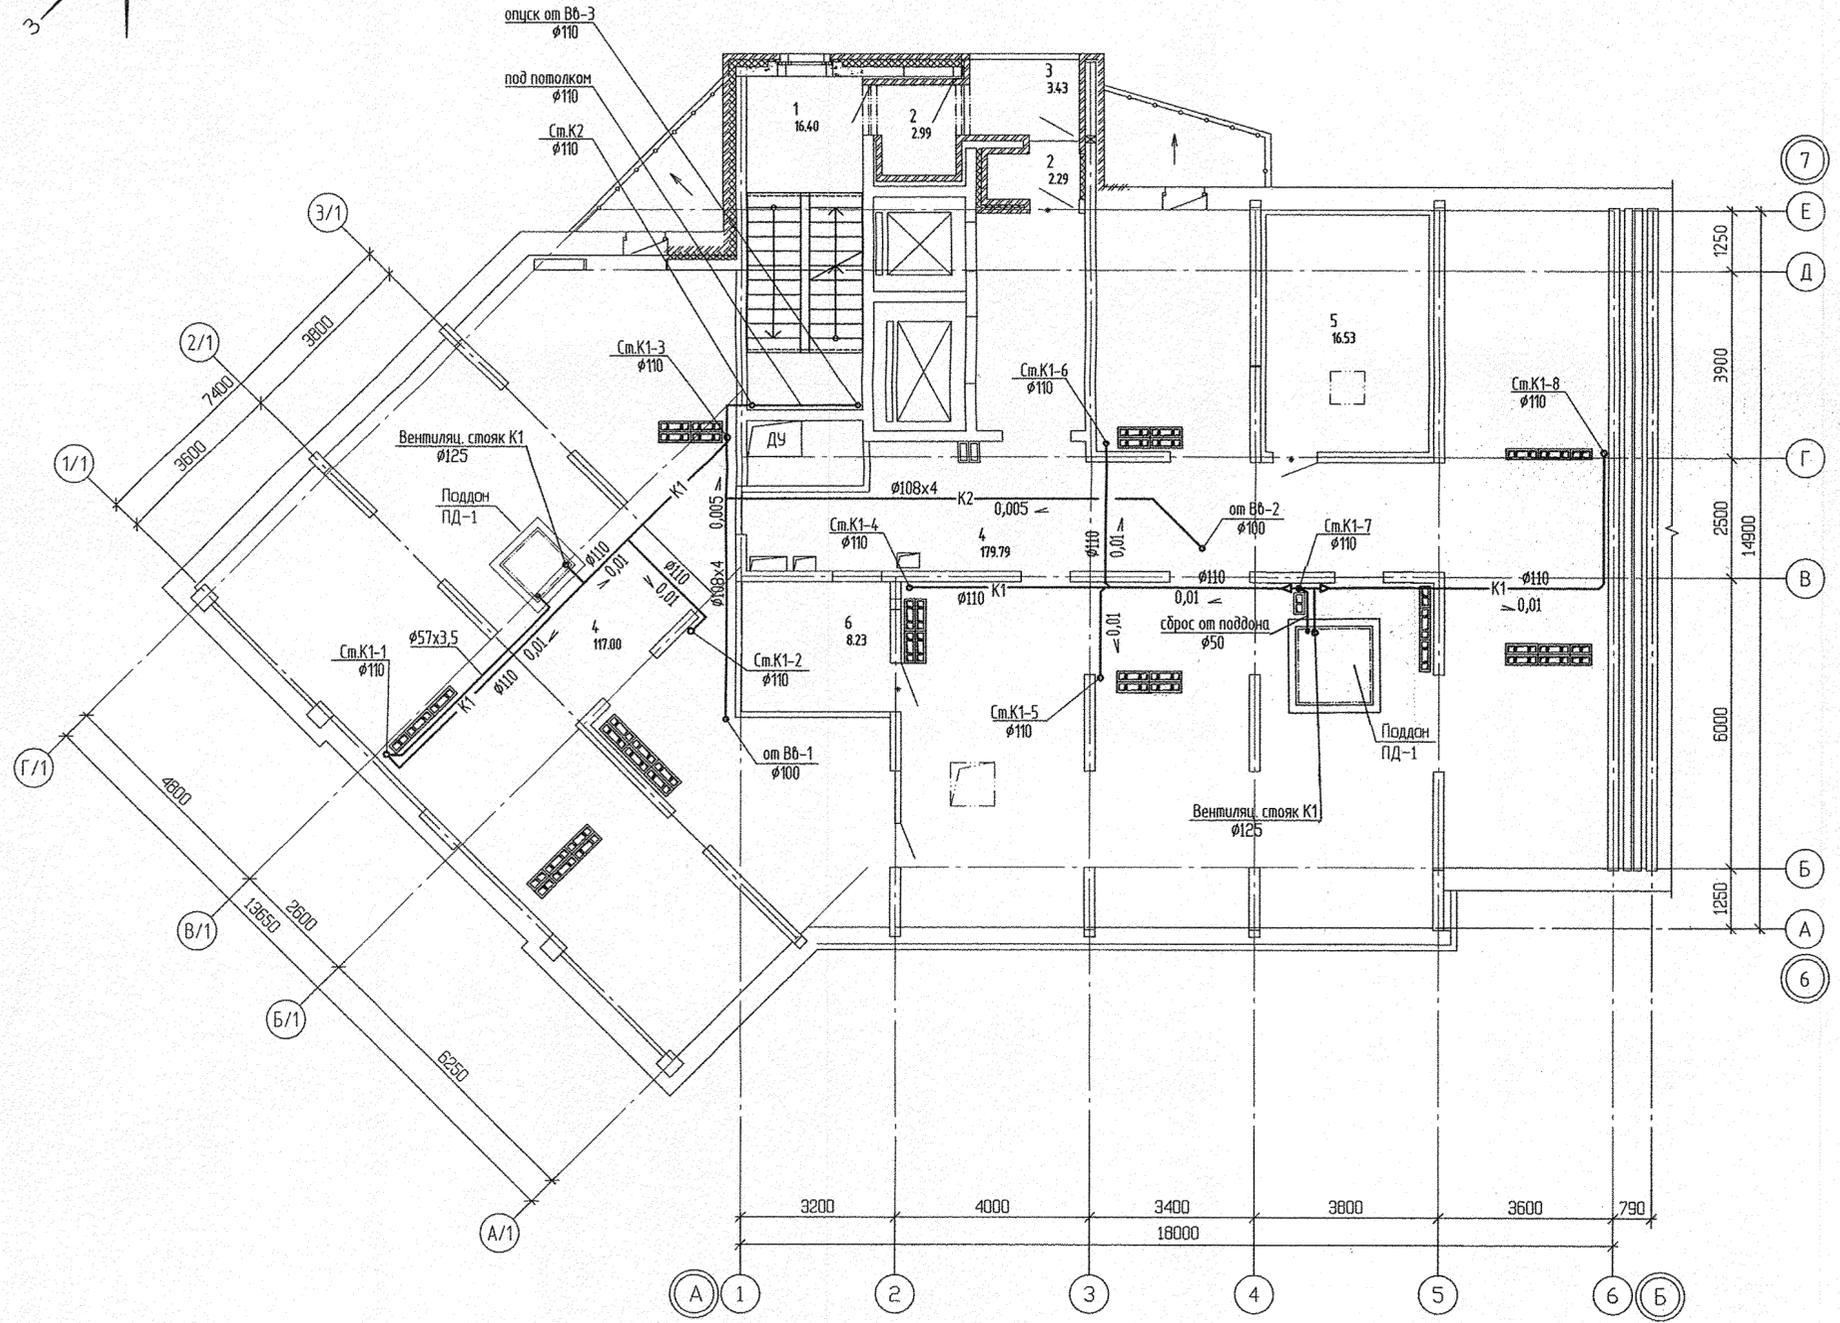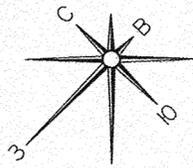

ЭКСПЛИКАЦИЯ ПОМЕЩЕНИЙ

Номер поме-	Наименование	Площадь, м ²	Кат. помеще-ния
Общедомовые помещения			
1	Лестничная клетка	16.40	
2	Тамбур	5.28	
3	Переходная лоджия	3.43	
4	Помещение теплового чердака	296.79	
5	Венткамера подпора в шахты лифтов	16.53	В
6	Электрощитовая	8.23	Д
итого		346.66	

СОГЛАСОВАНО	Согласовано
АР	СС
Вашева	Чижик
Пашева	
Багина	
Инф. № повл.	
Подп. и дата	
Ваш. инф. №	

АПУ.007-05Е-ВК					
Жилой микрорайон в квартале улиц Чкалова-Академика Вонсовского-Амундсена-Краснолесья в Ленинском районе г.Екатеринбурга. III очередь строительства. Жилой дом со встроенными помещениями, трансформаторной подстанцией и подземными парковками					
Изм.	Колуч.	Лист	№ док.	Подпись	Дата
Пусковой комплекс 3 18-этажная блок-секция 5Е				Стадия	Лист
				Р	6
Глав. спец. ВК	Решетникова	<i>Решетникова</i>	04.15		
Проверил	Решетникова	<i>Решетникова</i>	04.15		
Разработал	Жукова	<i>Жукова</i>	04.15		
План 18 (технического) этажа				АО КОРПОРАЦИЯ АТОМСТРОЙКОМПЛЕКС	
Формат А2					