


Инв. N подл. Подпись и дата. Взам. инв. N

				АПУ2-129-01А-ЭП		
2	1	29-13	<i>[Signature]</i>	09.13	Жилые дома со встроенными детскими дошкольными учреждениями и встроенными нежилыми помещениями, с подземной автостоянкой по ул.Академика Вонсовского-ул.1 (название условное)-Краснолесья-Анатолия Мехренцева в Ленинском районе г.Екатеринбурга,участок1	
Изм.	Коп.уч.	Лист	№ Док.	Подпись	Дата	
Жилой дом N1 секции 1А					Стадия	Лист
					Р	11
Гл. спец.	Гонтаренко	<i>[Signature]</i>	10.12	План 2-13 этажа. Расположение сетей электрооборудования квартир.		
Провер.	Завьялова	<i>[Signature]</i>	10.12			
Разраб.	Кузьменкова	<i>[Signature]</i>	10.12			
						ЗАО "Корпорация "Атомстройкомплекс" Формат А2

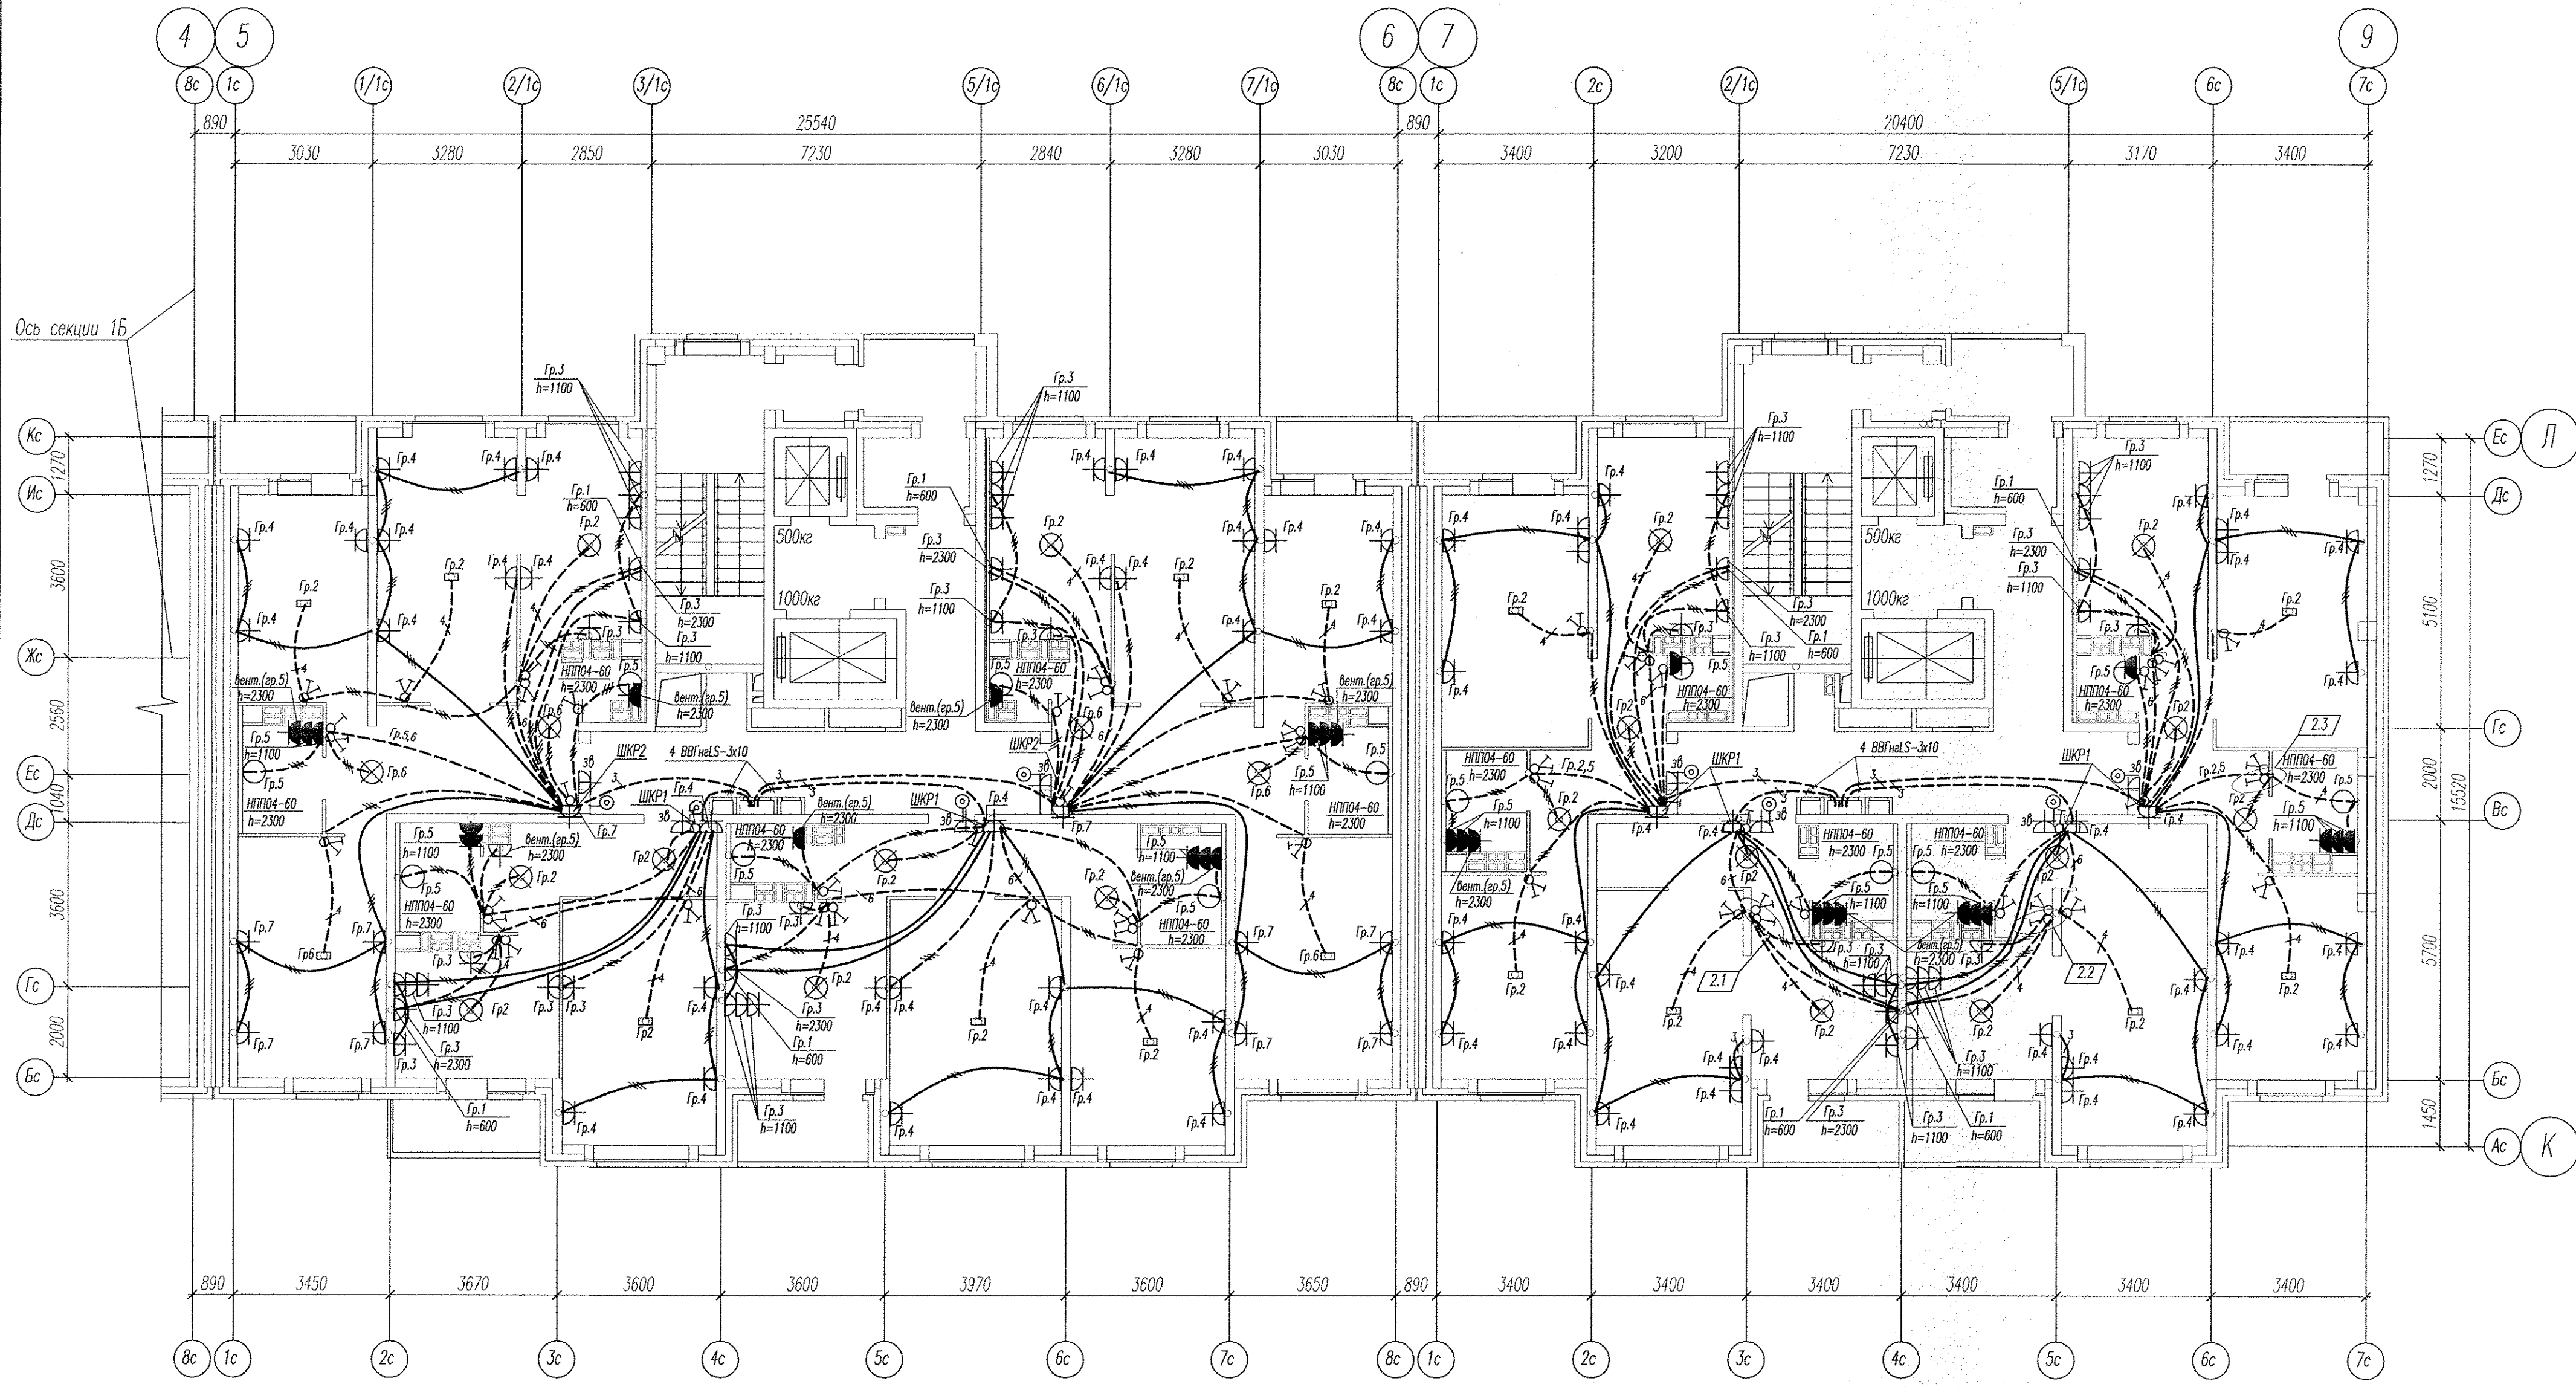

Инф. N посл. / Подпись и дата / Взам. инв. N

АПУ2-129-01А-ЭЛ						
2	3	29-13	<i>W</i>	09.13		
Изм. Кол.уч.	Лист	№ Док.	Подпись	Дата		
Жилой дом N1 секции 1А				Стадия	Лист	Листов
				Р	12	
Гл. спец.	Гонгаренко	10.12	<i>W</i>	План 14-15 этажа. Расположение сетей электрооборудования квартир.	ЗАО "Корпорация "Атомстройкомплекс" Формат А2	
Провер.	Завьялова	10.12				
Разраб.	Кузьменкова	10.12				