


ЭКСПЛИКАЦИЯ ПОМЕЩЕНИЙ			
Номер помеще-ния	Наименование	Площадь м2	Кат. поме-щения
ПОМЕЩЕНИЯ МАГАЗИНА ПРОМТОВАРОВ			
101	Тамбур	4.70	
102	Торговый зал	114.50	
103	Помещение хранения товара	9.80	В3
104	Помещение хранения товара	14.70	В3
105	Коридор	13.30	
106	Подсобное помещение	9.60	
107	Административное помещение	18.90	
108	Помещение персонала	6.60	
109	Санузел	3.10	
110	Помещение уборочного инвентаря	2.30	
111	Тамбур	2.70	
Итого помещений магазина:		200.20	
Общая площадь:		214.30	
ПОМЕЩЕНИЯ ОФИСА			
112	Тамбур	4.70	
113	Помещение офиса	92.10	
114	Тамбур	2.10	
115	Помещение уборочного инвентаря	2.30	
116	Санузел	1.90	
Итого помещений офиса:		103.10	
Общая площадь:		107.80	
ПОМЕЩЕНИЯ УПРАВЛЯЮЩЕЙ КОМПАНИИ			
117	Тамбур	2.50	
118	Административное помещение	6.50	
119	Коридор	9.70	
120	Помещение диспетчера	14.60	
121	Административное помещение	33.00	
122	Подсобное помещение	14.70	
123	Помещение для хранения ртутных ламп	3.10	
124	Помещение уборочного инвентаря	3.20	
125	Санузел	2.60	
Итого помещений офиса:		89.90	
Общая площадь:		100.80	
ОБЩЕДОМОВЫЕ ПОМЕЩЕНИЯ			
126	Тамбур	3.30	
127	Тамбур	4.50	
128	Лифтовый холл	33.00	
129	Коридор	8.10	
130	Санузел	2.90	
131	Электрощитовая	11.60	Д
132	Помещение охраны	9.20	
133	Тамбур	2.50	
134	Лестничная клетка	7.20	
Итого общедомовых помещений:		82.30	

С О Г Л А С О В А Н О
Исполн. В.А. Смирнов
Проверил. В.А. Смирнов
Разработал. Шкляр
Дата: 06.11
Взнос инвент. 04.11
Подпись и дата
Инвент. подл.

АКБ.173-01-ВК			
Многоэтажное жилое здание со встроенно-присоединенными помещениями и отдельно стоящими зданиями общественного назначения, распределительного пункта, трансформаторных подстанций, фидерными насосными станциями, подземными объектами и детским дошкольным образовательным учреждением в границах улиц Уральских рабочих - Кузнецова - Кировградская - Красных Борцов в Орджоникидзевском районе г. Екатеринбург			
Изм.	Кол.уч.	Лист N док.	Подпись Дата
Пусковой комплекс 1: 27-этажный жилой дом			Страница Лист Листов Р 3
План 1 этажа			ЗАО КОРПОРАЦИЯ АТОМСТРОЙКОМПЛЕКС
Г.А.П.	Гаранин	06.11	
Гл. спец.	Курчава	06.11	
Проверил	Курчава	06.11	
Разработал	Шкляр		

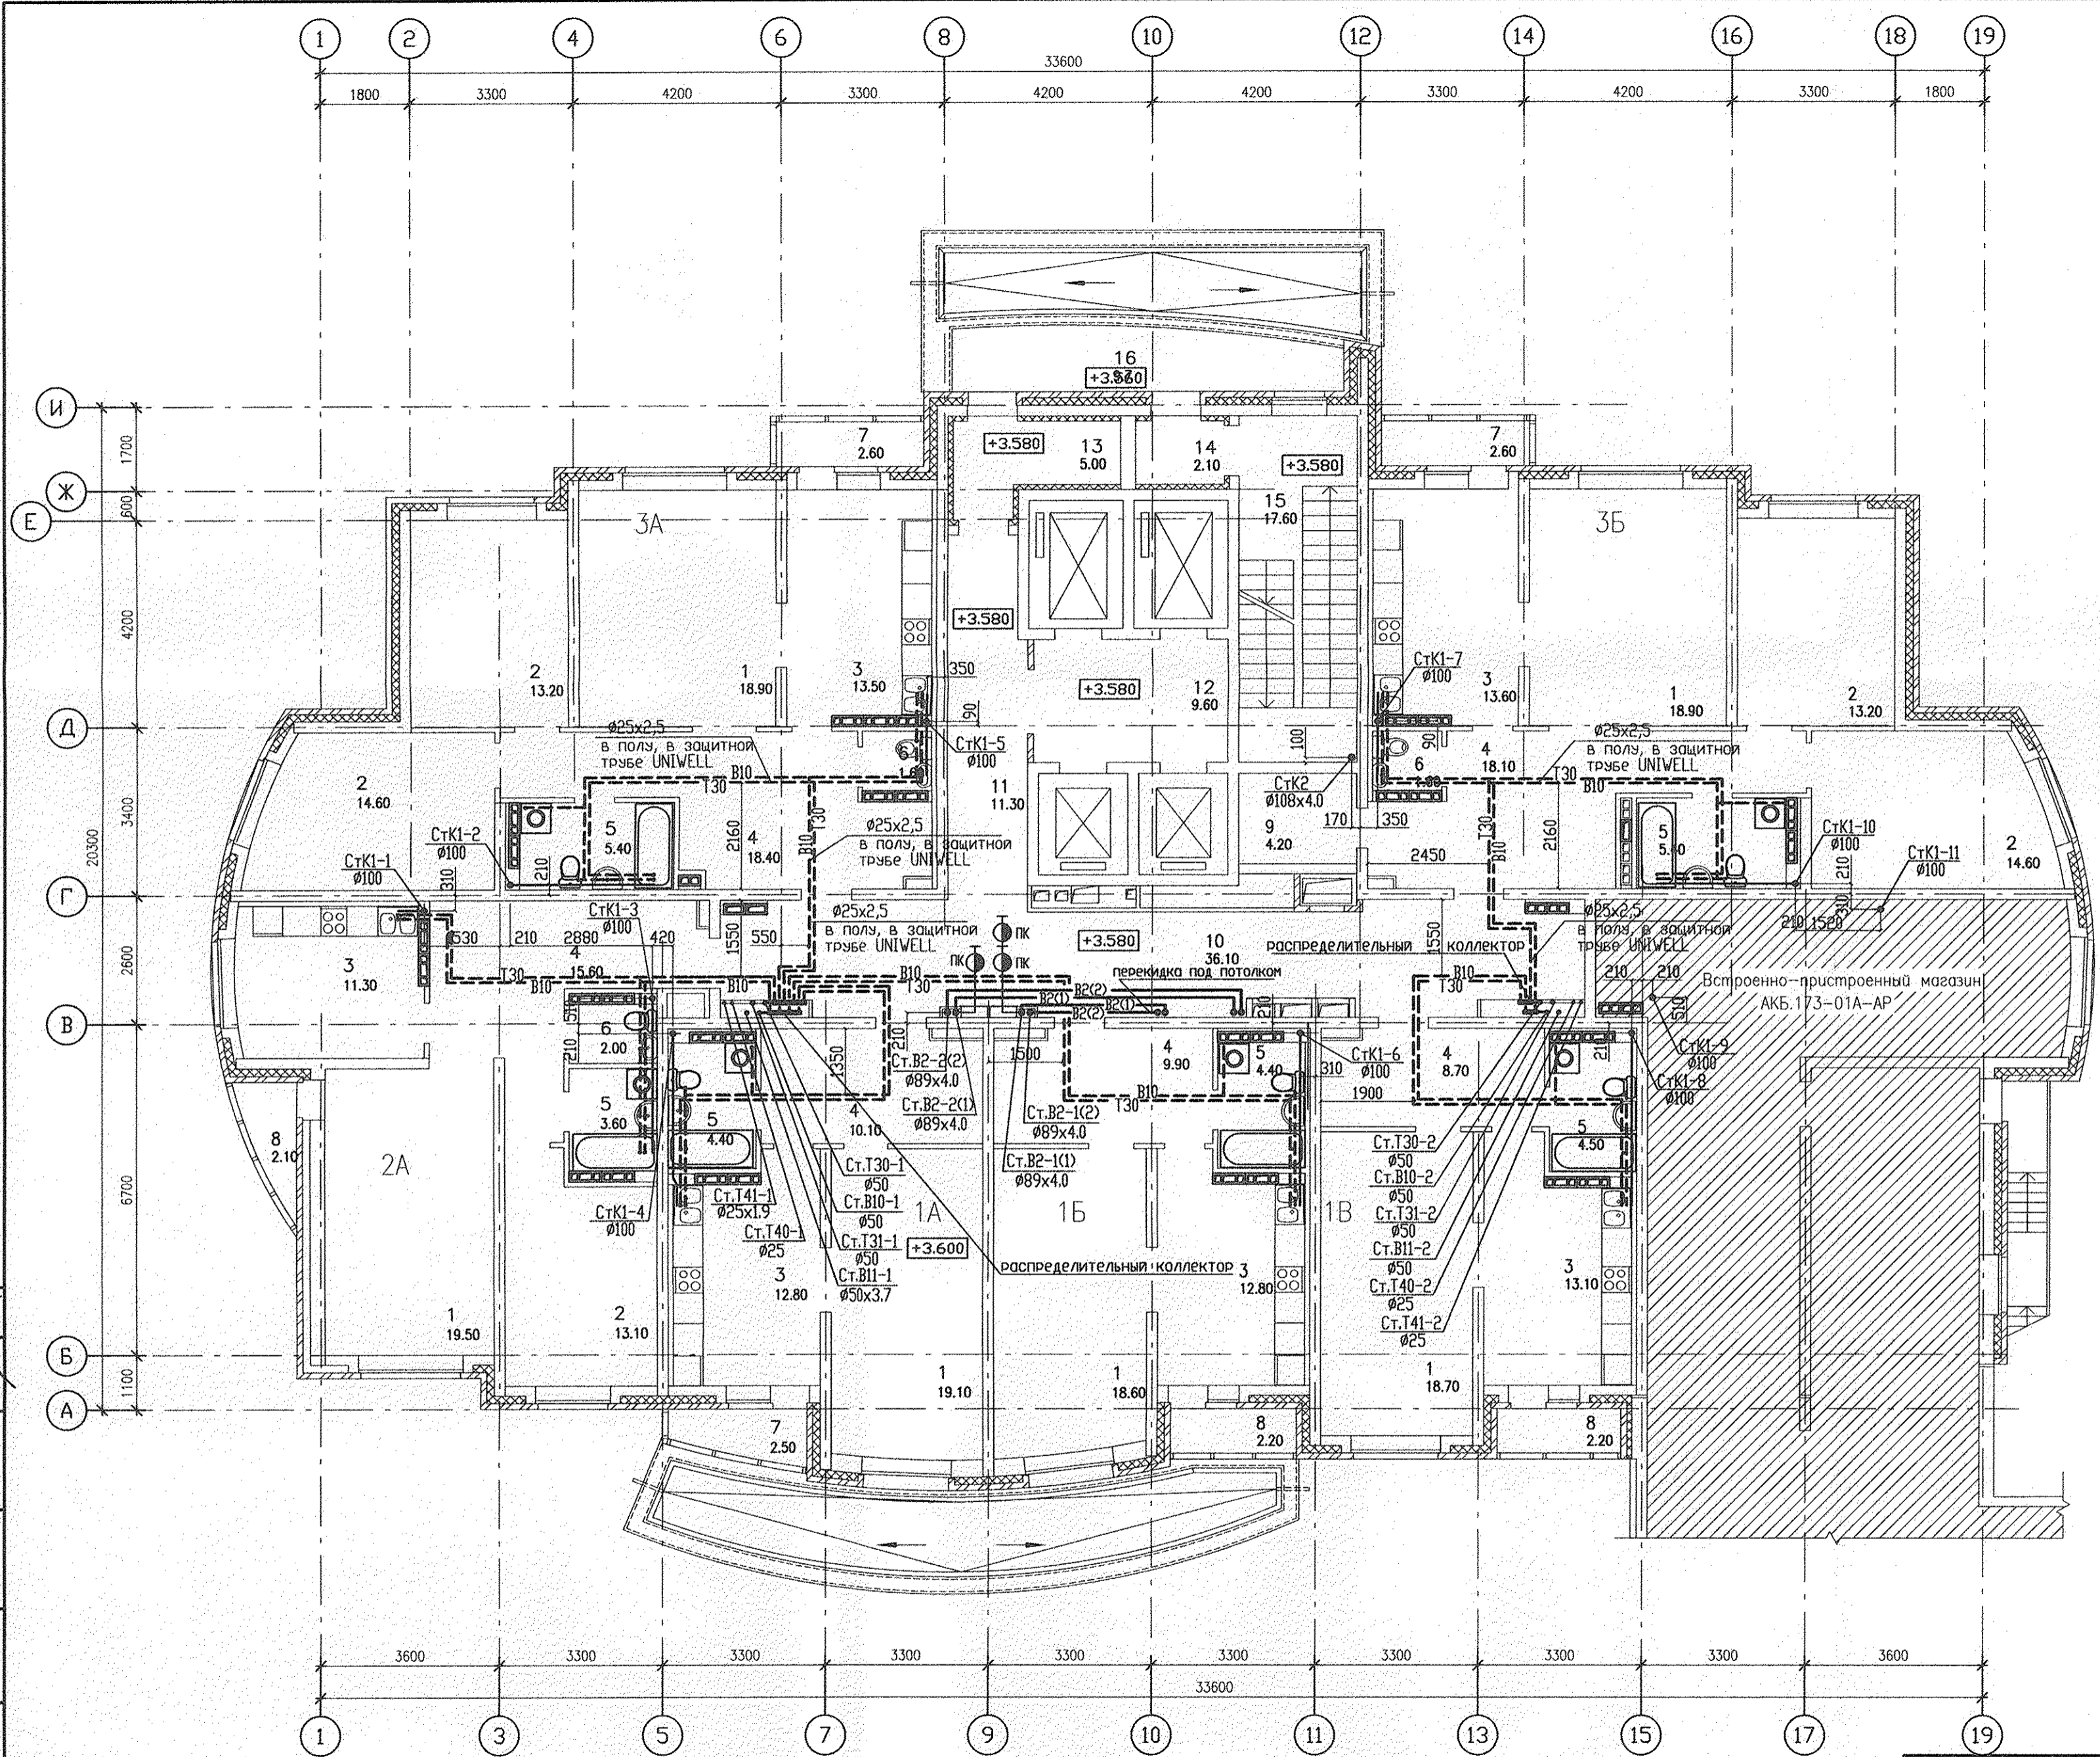

ЭКСПЛИКАЦИЯ ПОМЕЩЕНИЙ

Номер помещения	Наименование	Площадь, м2	Кат. помещения
ПОМЕЩЕНИЯ КВАРТИР			
1	Гостиная	113.70	
2	Спальня	68.70	
3	Кухня	77.10	
4	Прихожая	80.80	
5	Ванная	27.70	
6	Сан. узел	5.20	
7	Балкон	7.70	
8	Лоджия	6.50	
9	Гардеробная	4.20	
Итого помещений квартир:		391.60	
ОБЩЕДОМОВЫЕ ПОМЕЩЕНИЯ			
10	Коридор	36.10	
11	Коридор	11.30	
12	Лифтовый холл	9.60	
13	Тамбур	5.00	
14	Тамбур	2.10	
15	Лестничная клетка	17.60	
16	Переходной балкон	9.7	
Итого общедомовых помещений:		91.4	


СОГЛАСОВАНО
 Имя и дата
 Подпись и дата
 Имя и дата

АКБ.173-01-ВК

Многоэтажные жилые дома со встроенно-пристроенными помещениями и отдельно стоящими зданиями общественного назначения, распределительного пункта, трансформаторных подстанций, аэриальных насосных станций, подземных объектов и детского дошкольного образовательного учреждения в границах улиц Уральских рабочих - Кузнецова - Курбатовской - Красных борцов в Орджоникидзевском районе г. Екатеринбурга

Изм.	Кол.уч.	Лист N док.	Подпись	Дата
Пусковой комплекс 1. 27-этажный жилой дом				
Г.А.П.	Гаранин			
Гл. спец.	Курчакова			
Проверил	Курчакова			
Разработал	Шкляр			
План 2 этажа				
			Стадия	Лист
			Р	4
ЗАО КОРПОРАЦИЯ АТОМСТРОЙКОМПЛЕКС				

Формат А2

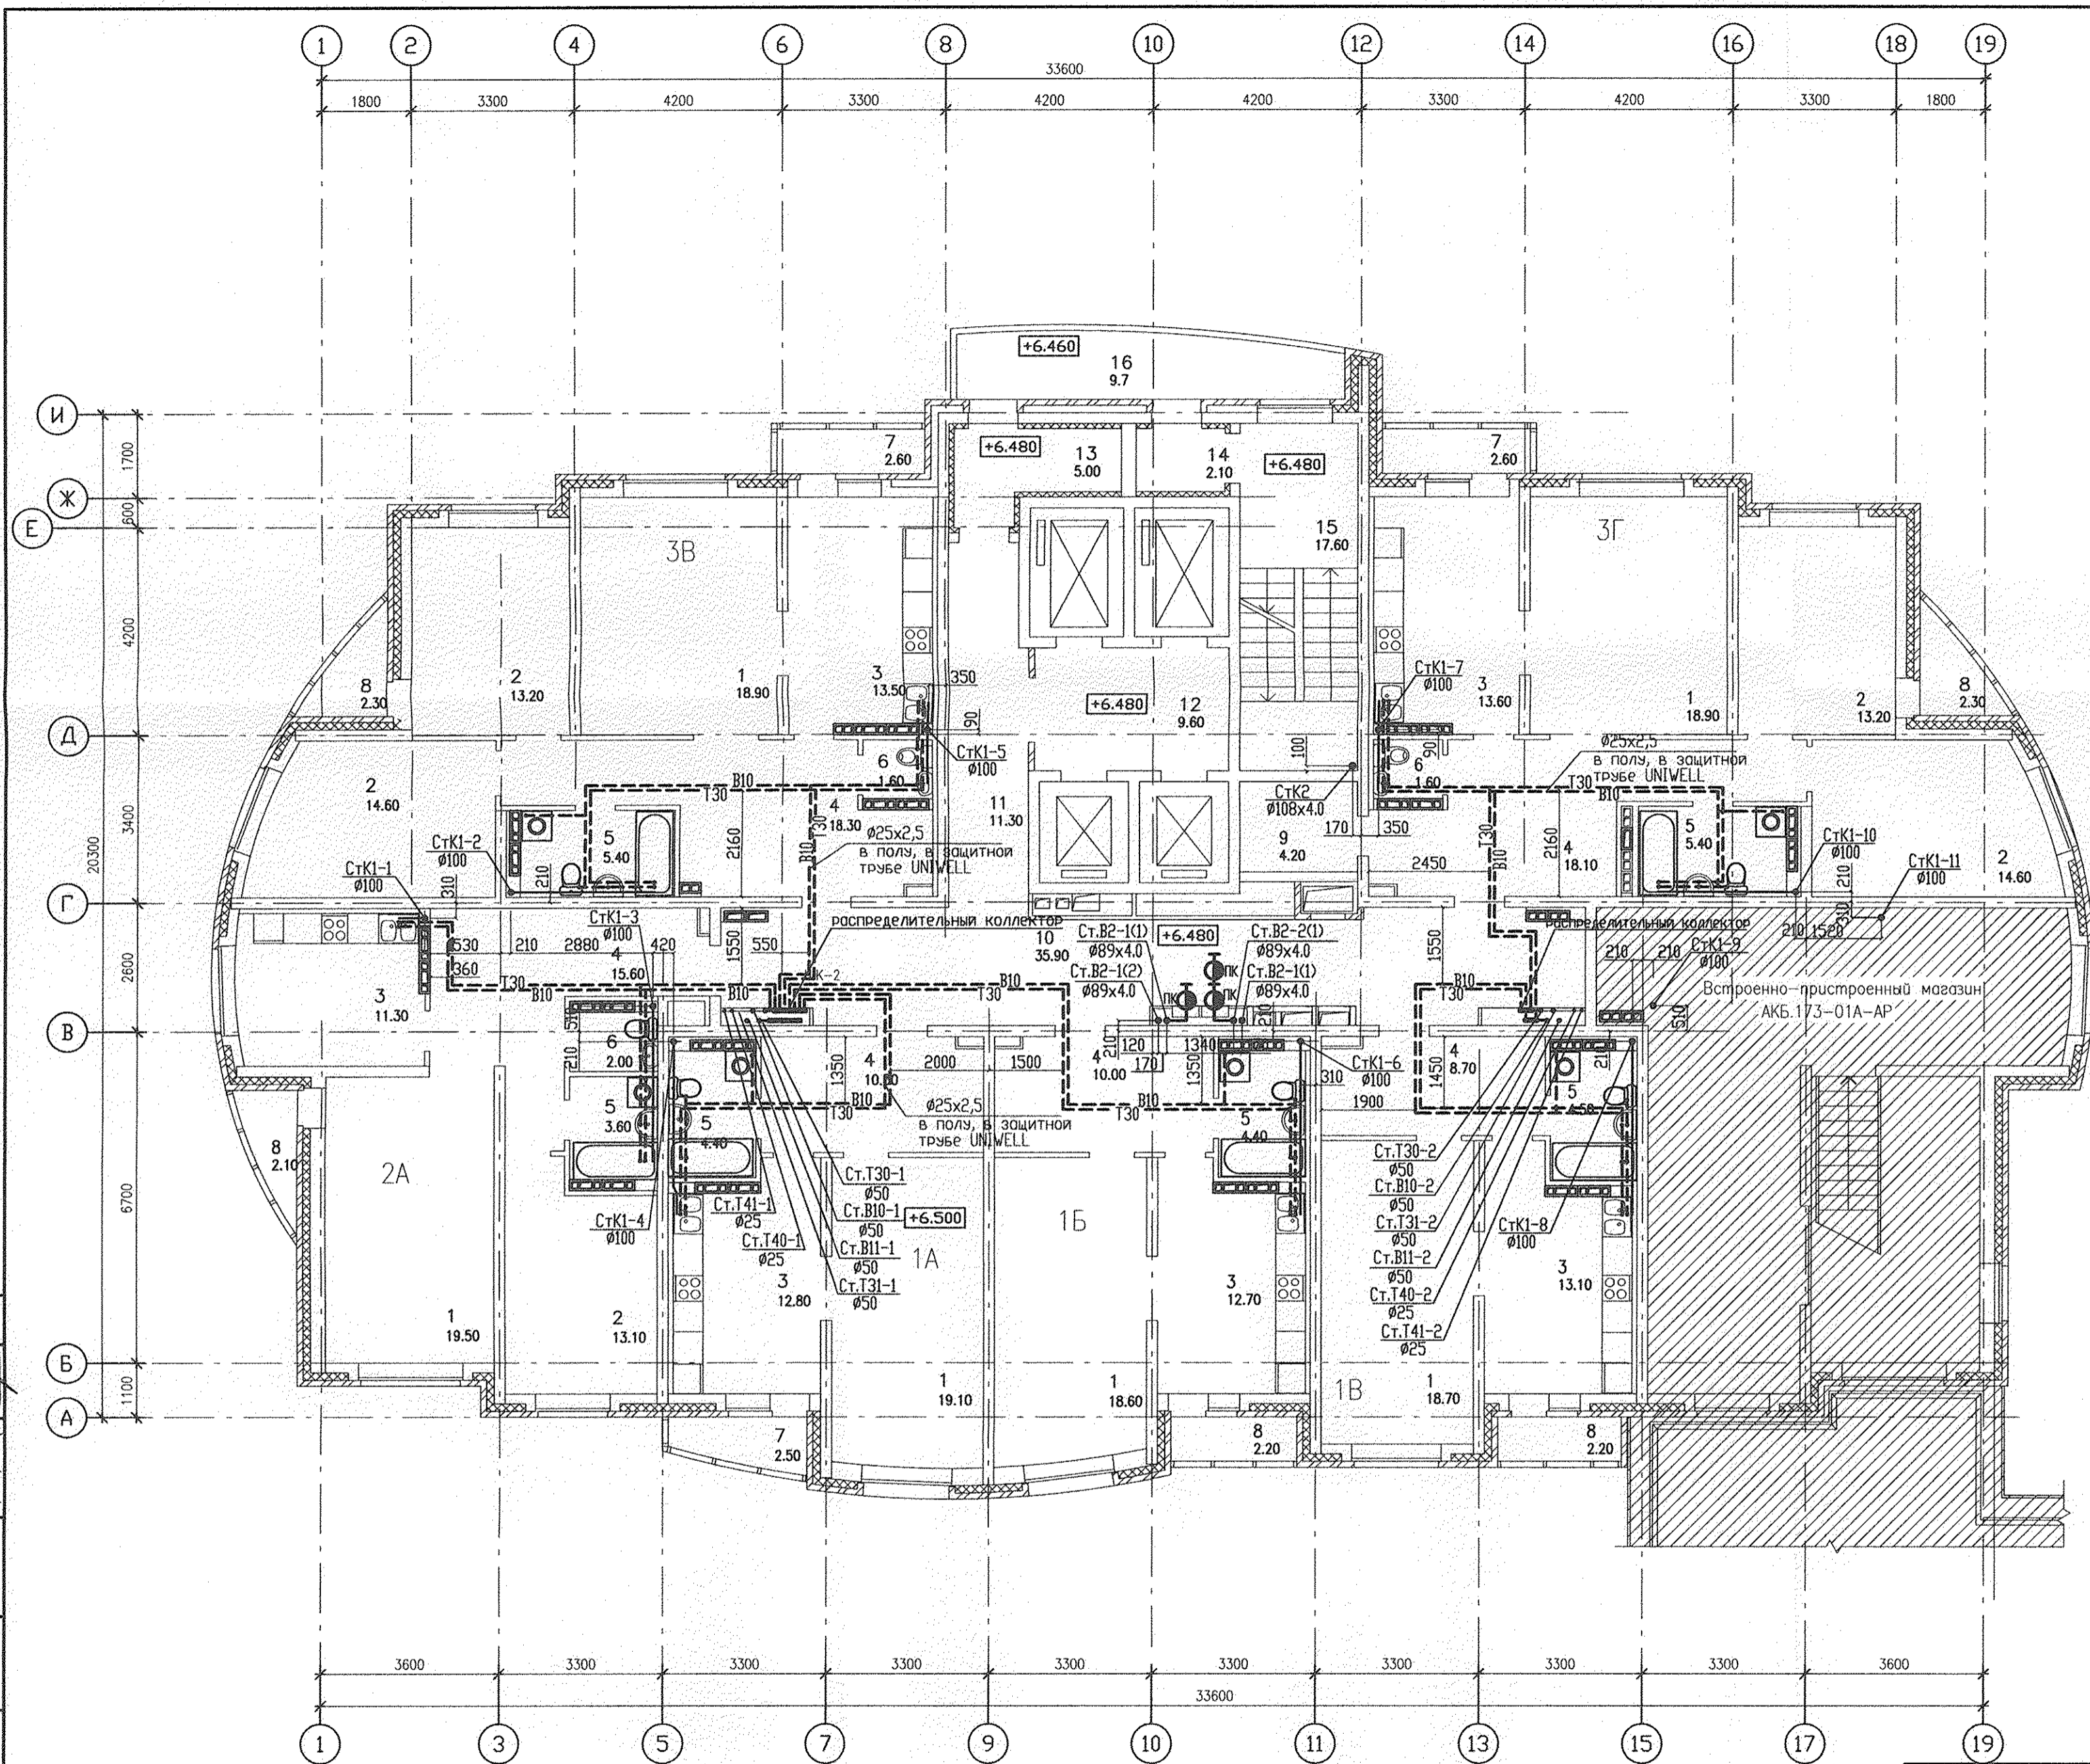


ЭКСПЛИКАЦИЯ ПОМЕЩЕНИЙ

Номер помещения	Наименование	Площадь, м ²	Кат. помещения
ПОМЕЩЕНИЯ КВАРТИР			
1	Гостиная	113.70	
2	Спальня	68.70	
3	Кухня	77.00	
4	Прихожая	81.00	
5	Ванная	27.70	
6	Сан. узел	5.20	
7	Балкон	7.70	
8	Лоджия	11.10	
9	Гардеробная	4.20	
Итого помещений квартир:		396.30	
ОБЩЕДОМОВЫЕ ПОМЕЩЕНИЯ			
10	Коридор	35.90	
11	Коридор	11.30	
12	Лифтовый холл	9.60	
13	Тамбур	5.00	
14	Тамбур	2.10	
15	Лестничная клетка	17.60	
16	Переходной балкон	9.7	
Итого общедомовых помещений:		91.2	

СОГЛАСОВАНО
 Инв.Н подл.
 Подпись и дата
 Взам. инв.Н
 31
 СС
 07.11
 06.11
 06.11

АКБ.173-01-ВК				
Многоэтажные жилые дома со встроенно-пристроенными помещениями и отдельно стоящими зданиями общественного назначения, распределительного пункта, трансформаторной подстанции, френажных насосных станций, подземных объектов и детского дошкольного образовательного учреждения в границах улиц Уральских рабочих - Кунецова - Кировобарской - Красных борцов в Тракторостроительском районе г. Екатеринбург				
Изм.	Кол.уч.	Лист	№ док.	Подпись
Г А П	Гаранин			
Гл. спец.	Курчакова			
Проверил	Курчакова		06.11	
Разработал	Шкляр		06.11	
Пусковой комплекс 1. 27-этажный жилой дом			Стадия	Лист
			Р	5
План 3 этажа			ЗАО КОРПОРАЦИЯ АТОМСТРОЙКОМПЛЕКС	

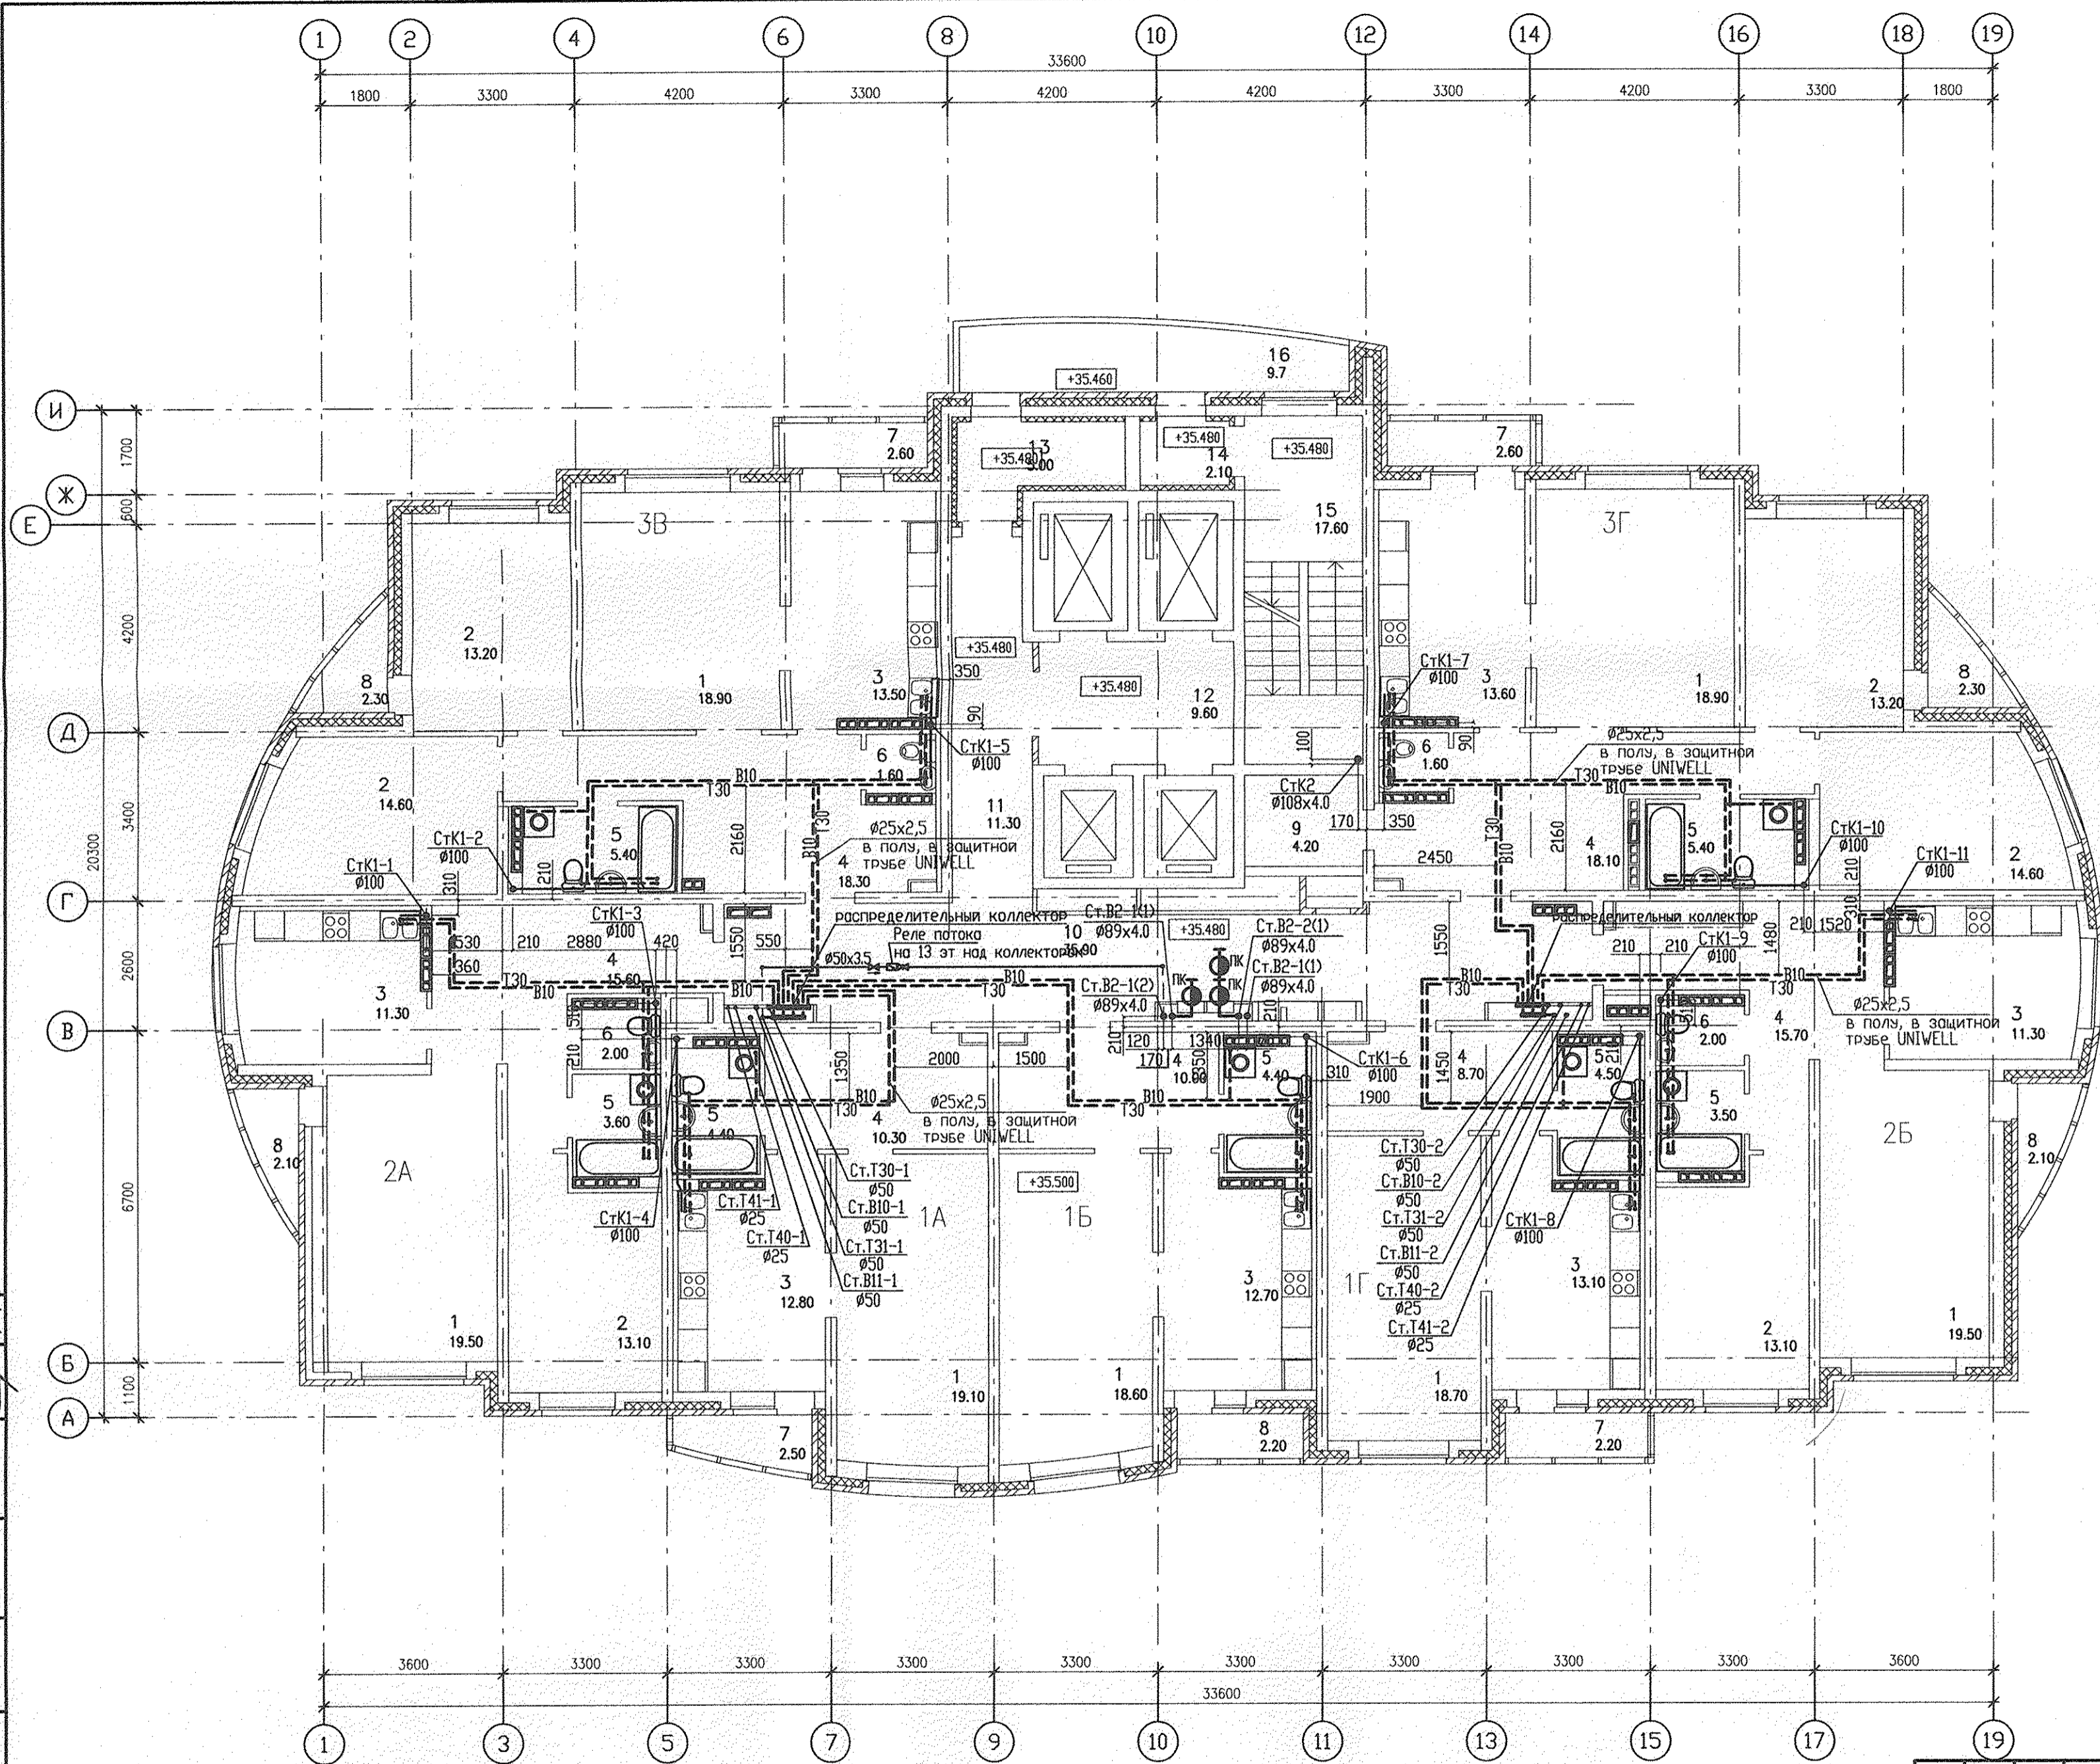

ЭКСПЛИКАЦИЯ ПОМЕЩЕНИЙ

Номер помещения	Наименование	Площадь, м ²	Кот. помещения
ПОМЕЩЕНИЯ КВАРТИР			
1	Гостиная	133.20	
2	Спальня	81.80	
3	Кухня	88.30	
4	Прихожая	96.70	
5	Ванная	31.20	
6	Сан. узел	7.20	
7	Балкон	9.90	
8	Лоджия	11.00	
9	Гардеробная	4.20	
Итого помещений квартир:		463.50	
ОБЩЕДОМОВЫЕ ПОМЕЩЕНИЯ			
10	Коридор	35.90	
11	Коридор	11.30	
12	Лифтовый холл	9.60	
13	Тамбур	5.00	
14	Тамбур	2.10	
15	Лестничная клетка	17.60	
16	Переходной балкон	9.7	
Итого общедомовых помещений:		91.2	

СОГЛАСОВАНО

Исполн. Курчакова
 Проверил. Шкляр
 Разработал. Шкляр


Дата: 06.11

Инв.№ подл. _____

Взнос. инв.№ _____

Подпись и дата _____

АКБ.173-01-ВК					
Многоэтажные жилые дома со встроенно-пристроенными помещениями и отдельно стоящими зданиями общественного назначения, распределительного пункта, трансформаторных подстанций, френджных насосных станций, подземных водопроводов и детского дошкольного образовательного учреждения в границах улиц Уральских рабочих - Кузнецова - Кировобарской-Красных Борцов в Орджоникидзевском районе г. Екатеринбург					
Изм.	Кол.уч.	Лист	N док.	Подпись	Дата
Пусковой комплекс 1. 27-этажный жилой дом				Страница	Лист
				Р	6
План 4-25 этажей				ЗАО КОРПОРАЦИЯ АТОМСТРОЙКОМПЛЕКС	
Формат А2					

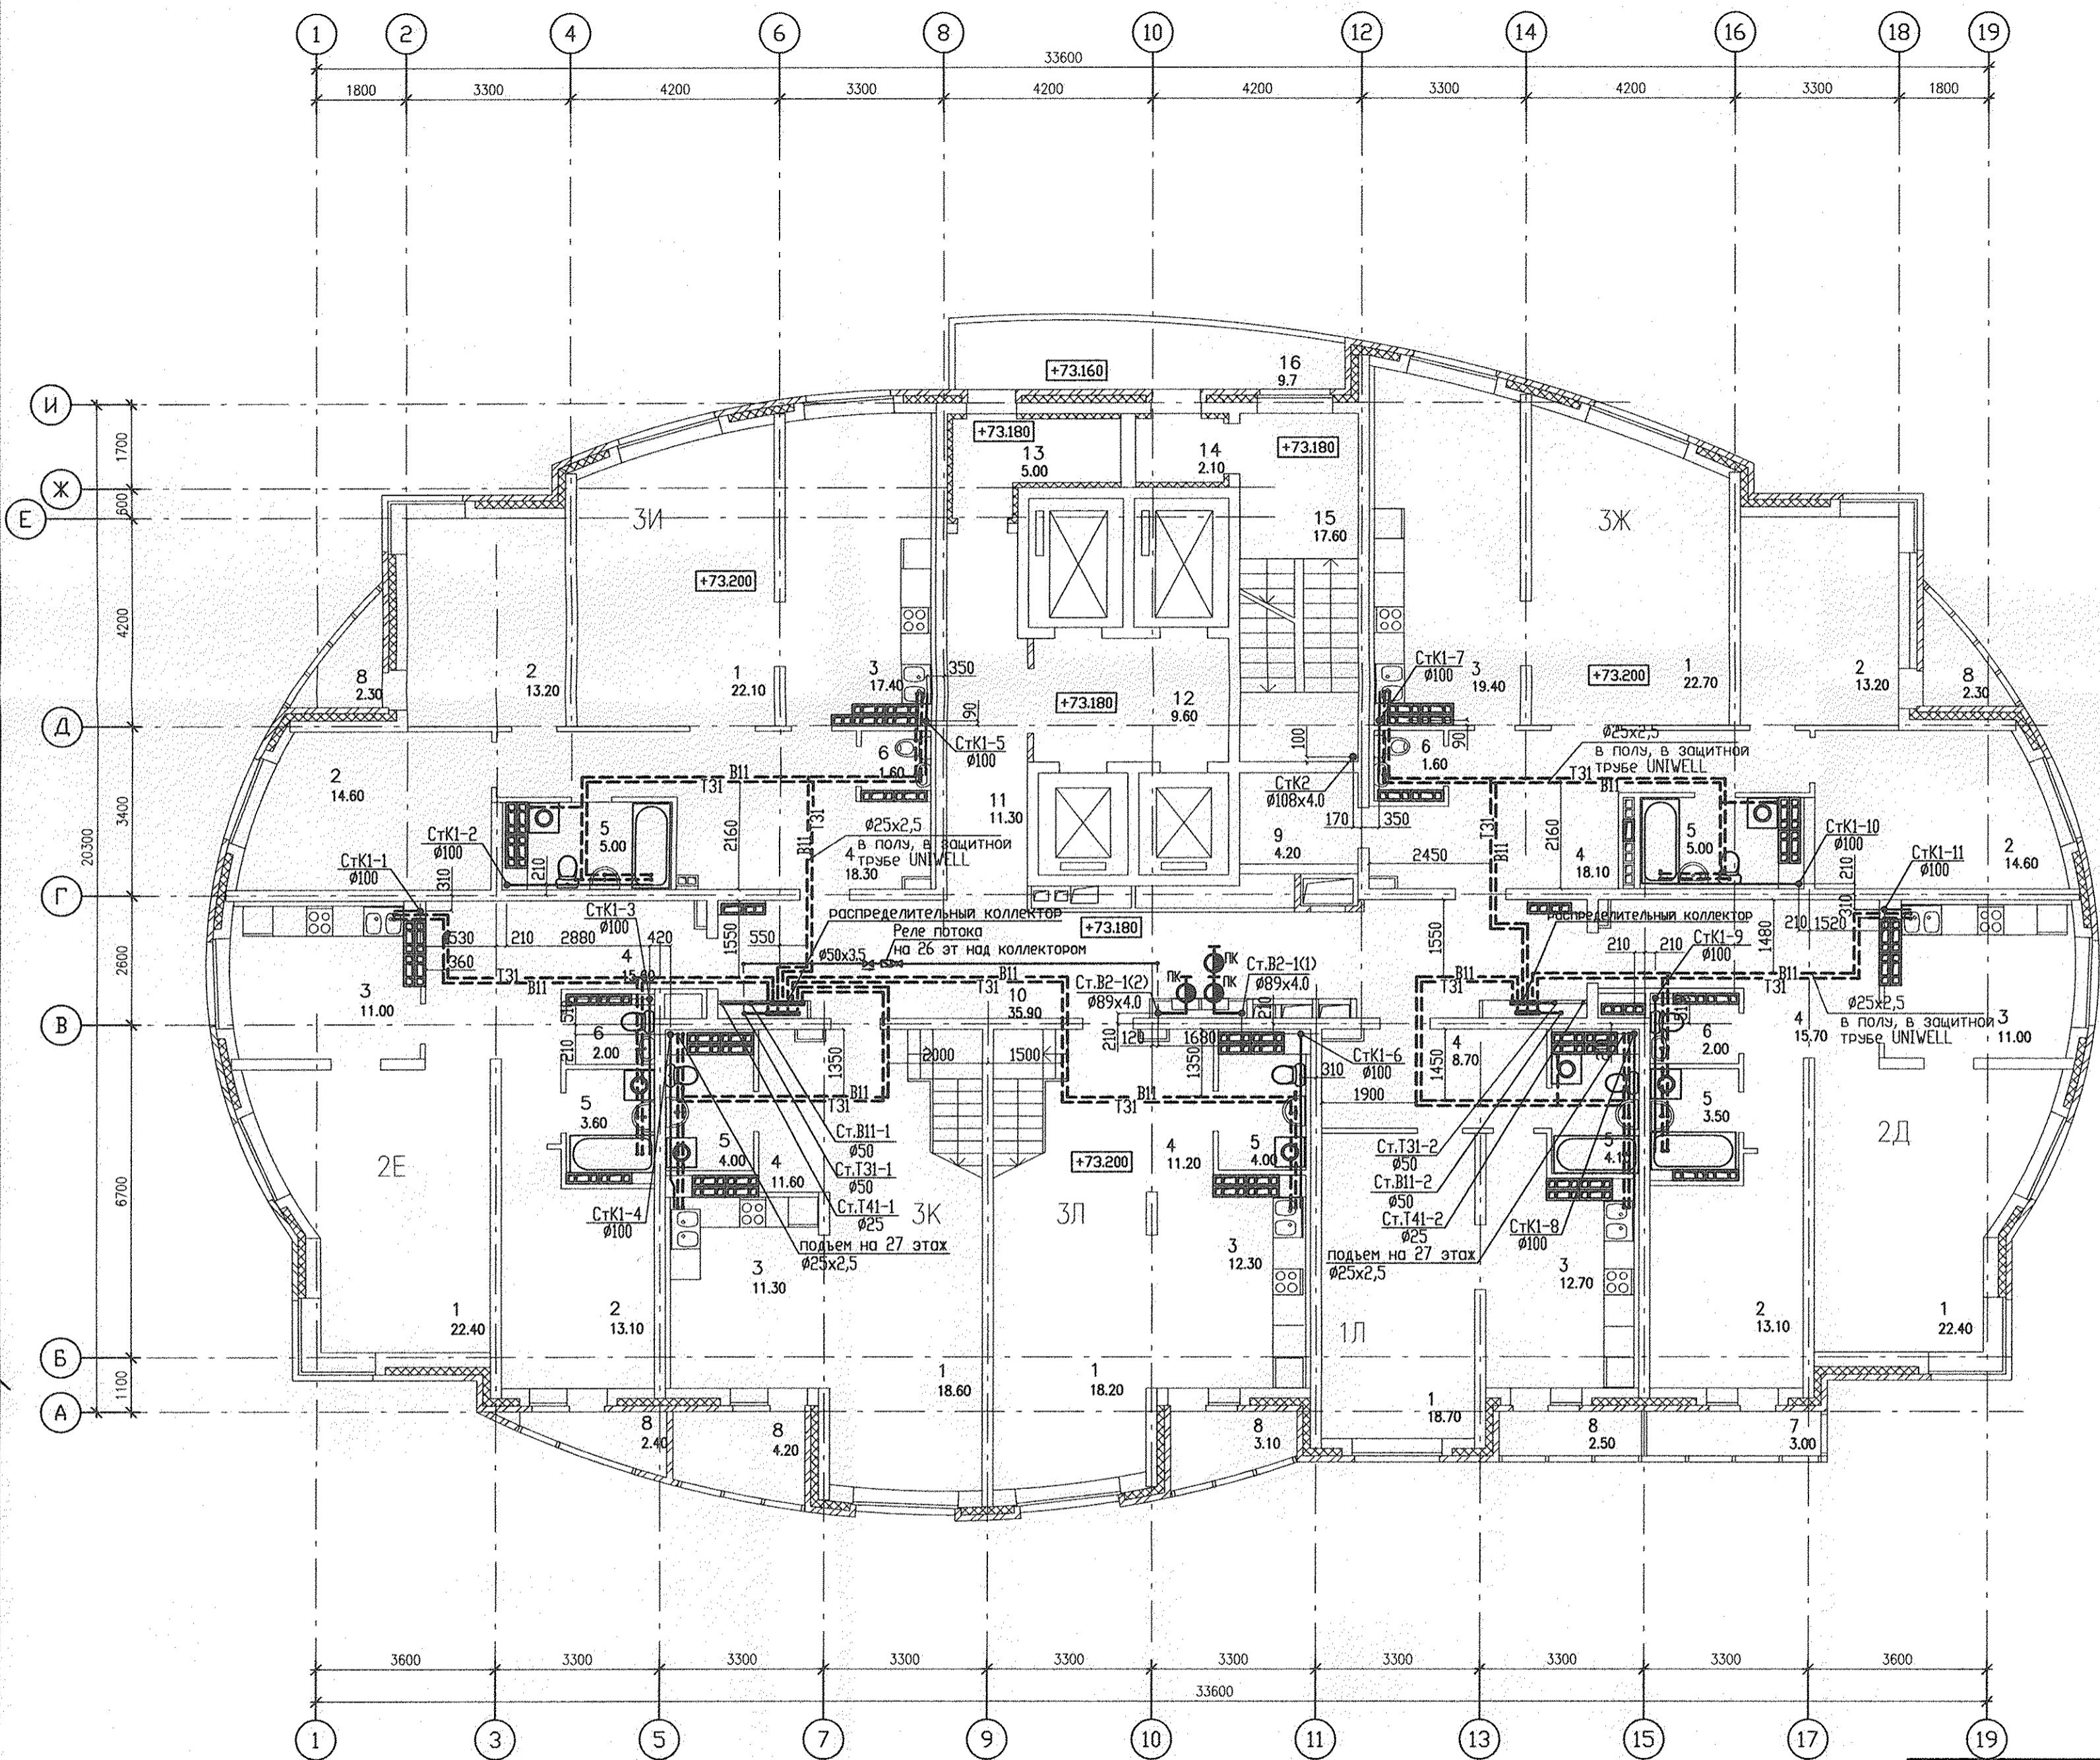

ЭКСПЛИКАЦИЯ ПОМЕЩЕНИЙ

Номер помещения	Наименование	Площадь, м2	Кат. помещения
ПОМЕЩЕНИЯ КВАРТИР			
1	Гостиная	146.00	
2	Спальня	81.80	
3	Кухня	96.20	
4	Прихожая	96.70	
5	Ванная	29.20	
6	Сан. узел	7.20	
7	Балкон	3.00	
8	Лоджия	16.90	
9	Гардеробная	4.20	
Итого помещений квартир:		481.2	
ОБЩЕДОМОВЫЕ ПОМЕЩЕНИЯ			
10	Коридор	35.90	
11	Коридор	11.30	
12	Лифтовый холл	9.60	
13	Тамбур	5.00	
14	Тамбур	2.10	
15	Лестничная клетка	17.60	
16	Переходной балкон	9.7	
Итого общедомовых помещений:		91.2	

С.О.Г.ЛАСОВАНО
 ВЗН. ИНЖ.Н
 Подпись и дата
 Инв.Н подл.

АКБ.173-01-ВК

Многоэтажные жилые дома со встроенно-пристроенными помещениями и отдельно стоящими зданиями общественного назначения, распределительного пункта, трансформаторных подстанций, дренажных насосных станций, подземных объектов и детского дошкольного образовательного учреждения в границах улиц Уральских рабочих - Кунецова - Курчавова-Красных Барьер в Оранжево-Ильинском районе г. Екатеринбург

Изм.	Кол.уч.	Лист	№ док.	Подпись	Дата


Г. А. П.	Гаранин	Статус	Лист	Листов
Гл. спец.	Курчавова	Р	7	
Проверил	Курчавова			
Разработал	Шкляр			

Пусковой комплекс 1.
27-этажный жилой дом

План 26 этажа

ЗАО КОРПОРАЦИЯ
АТОМСТРОЙКОМПЛЕКС

Формат А2

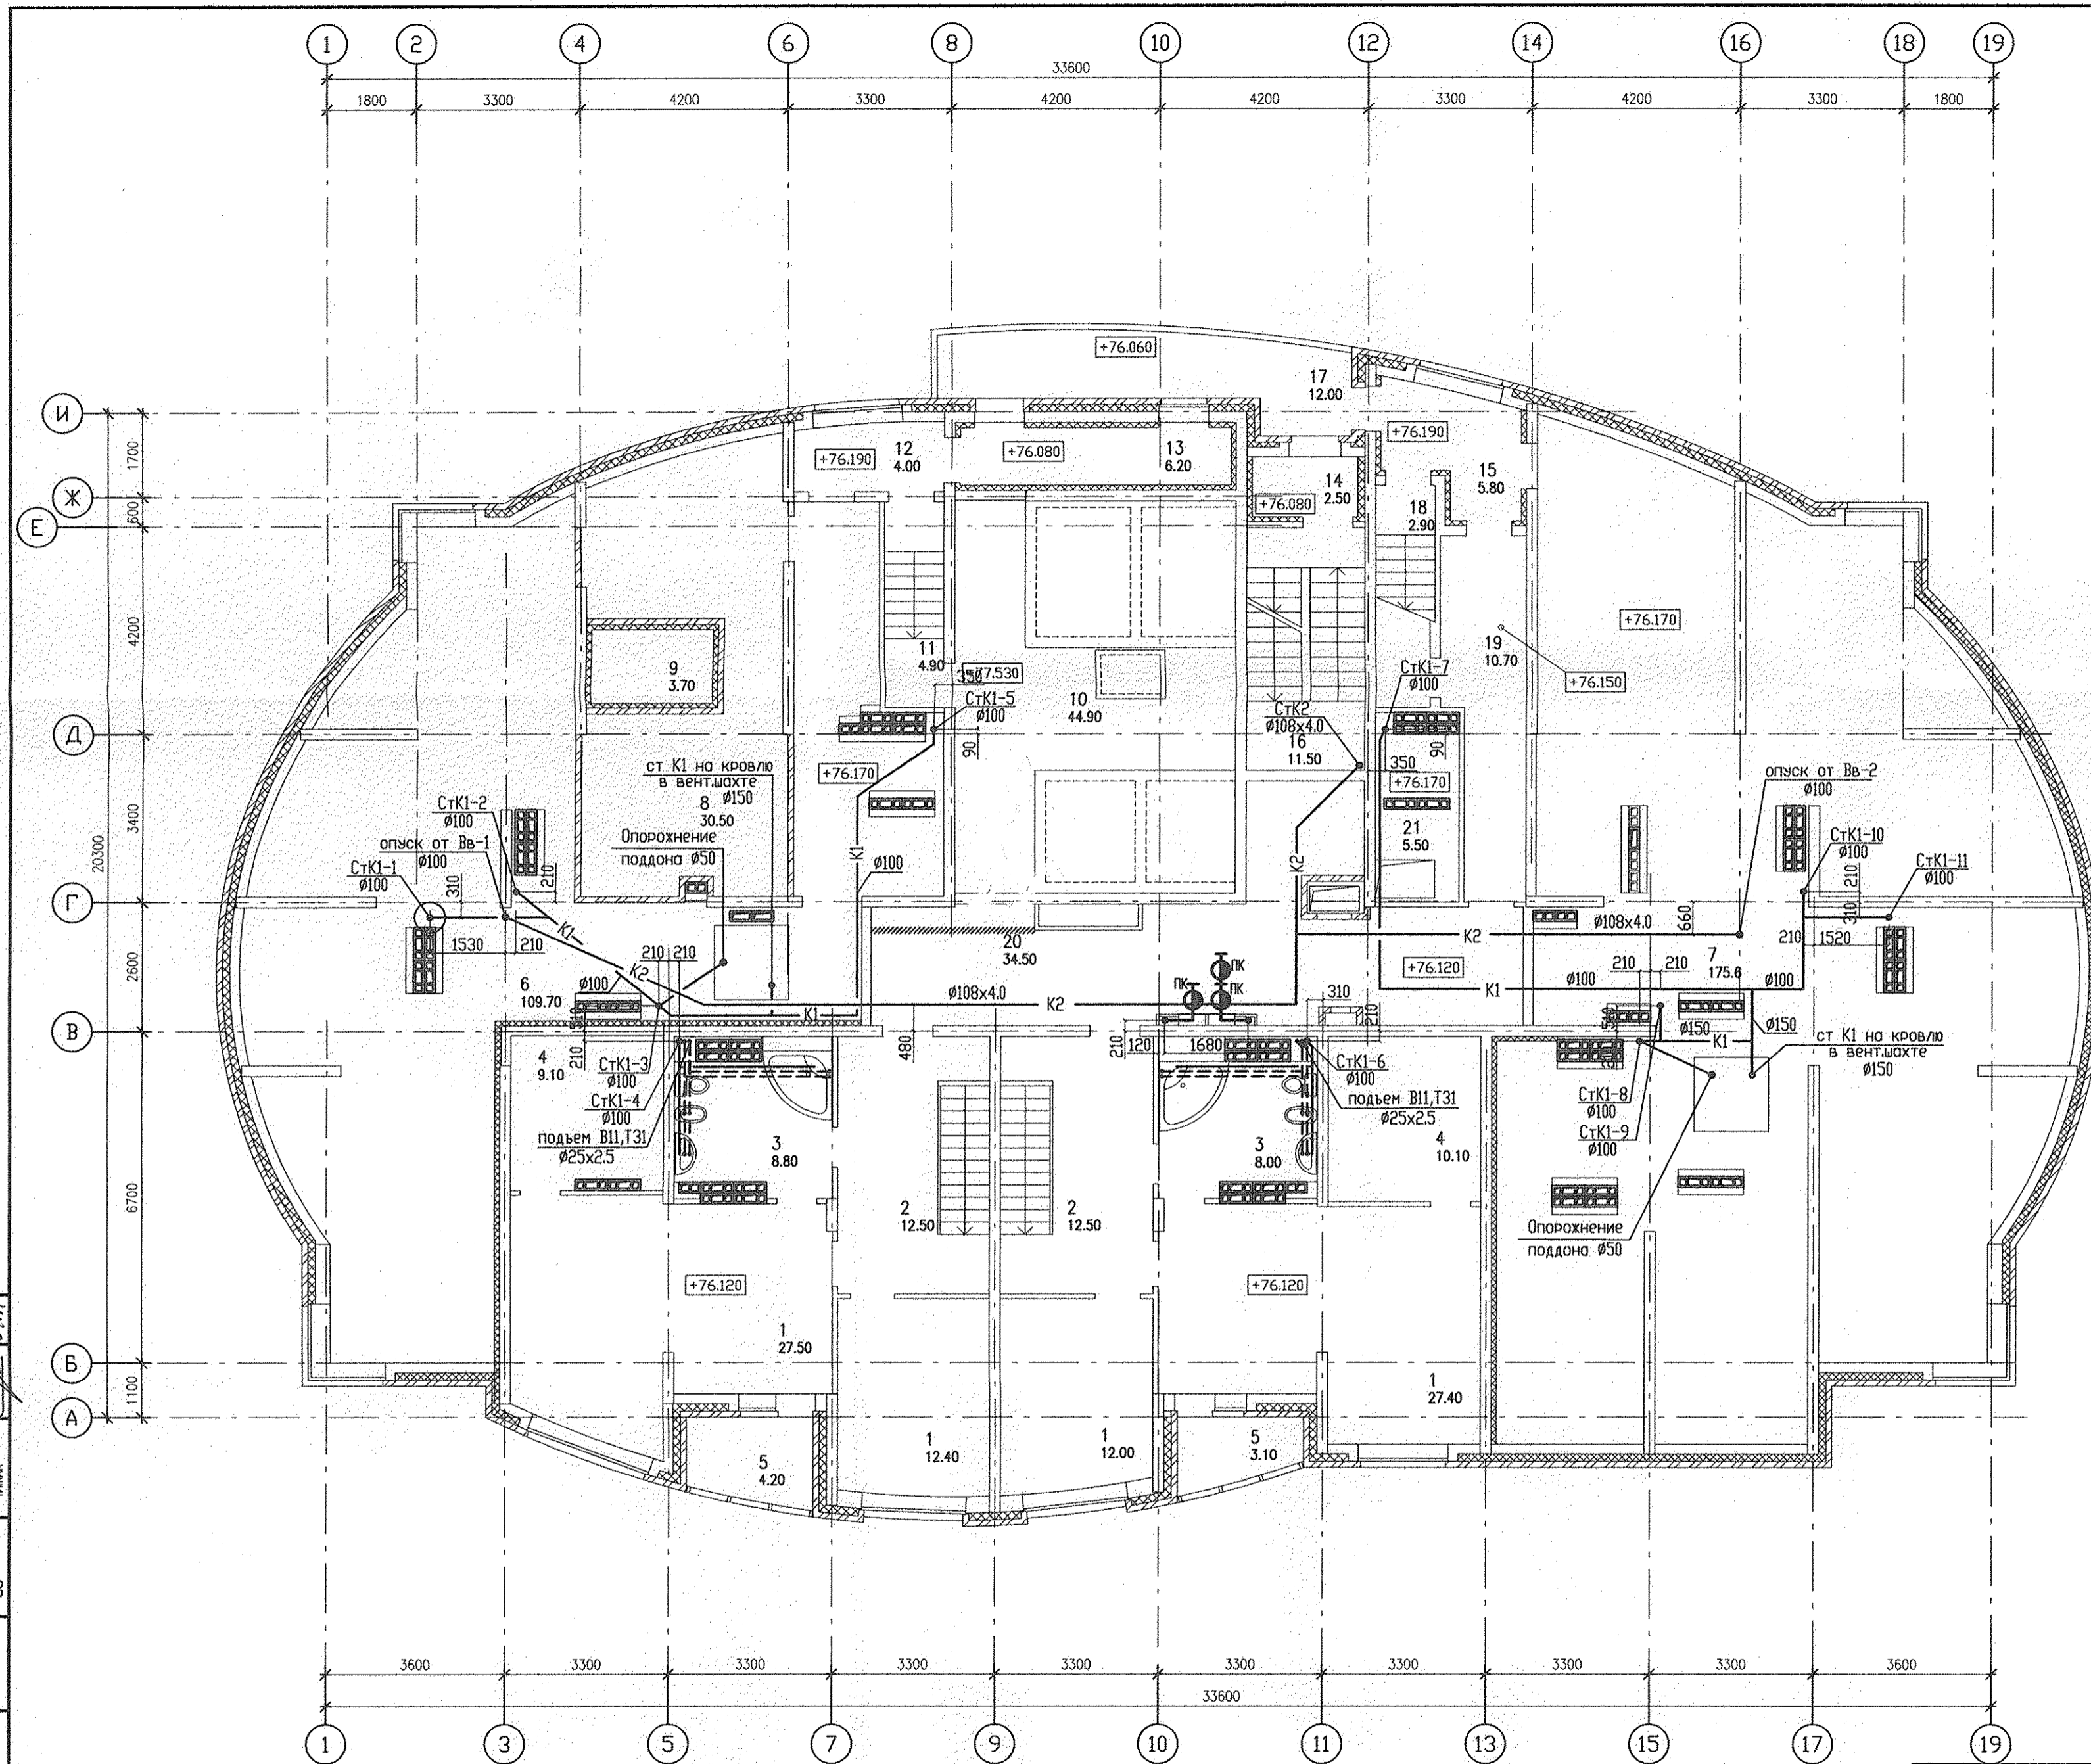

ЭКСПЛИКАЦИЯ ПОМЕЩЕНИЙ

Номер помещения	Наименование	Площадь, м2	Кат. помещения
ПОМЕЩЕНИЯ КВАРТИР			
1	Спальня	79.30	
2	Прихожая	25.00	
3	Ванная	16.80	
4	Гардеробная	19.20	
5	Лоджия	7.30	
Итого помещений квартир:		147.60	
ОБЩЕДОМОВЫЕ ПОМЕЩЕНИЯ			
6	Теплый чердак	109.70	
7	Теплый чердак	175.60	
8	Венткамера	30.50	В
9	Воздухозаборный отсек	3.70	
10	Машинное помещение	44.90	В4
11	Лестничная клетка	4.90	
12	Тамбур	4.00	
13	Тамбур	6.20	
14	Тамбур	2.50	
15	Тамбур	5.80	
16	Лестничная клетка	11.50	
17	Переходная лоджия	12.00	
18	Лестничная клетка	2.90	
19	Коридор	10.70	
20	Коридор	34.50	
21	Тех.помещение	5.50	
Итого помещений:		464.90	
Общая площадь:		500.00	

С.О.Г.Л.А.С.О.В.А.Н.О.	Г.У.Ш.И.Н.	04.11
О.В.	С.М.И.Р.Н.О.В.А.	04.11
Э.Л.	С.М.И.Р.Н.О.В.А.	04.11
С.С.	С.М.И.Р.Н.О.В.А.	04.11
Взач. инв.Н		
Подпись и дата		
Инв.Н подл.		

АКБ.173-01-ВК			
Многоэтажные жилые дома со встроенно-пристроенными помещениями и отдельно стоящими зданиями общественного назначения, распределительного пункта, трансформаторных подстанций, дренажных насосных станций, подземных автозаправок и детского дошкольного образовательного учреждения в границах улиц Уральских рабочих - Кунецова - Курчавовой-Красных Борцов в Отражонкидзевском районе г. Екатеринбурга			
Изм.	Кол.уч.	Лист N док.	Подпись Дата
Г А П	Гарин		
Гл. спец.	Курчавова		06.11
Проверил	Курчавова		06.11
Разработал	Шкляр		06.11
Пусковой комплекс 1. 27-этажный жилой дом		Стация	Лист
		Р	8
План 27 этажа		ЗАО КОРПОРАЦИЯ АТОМСТРОЙКОМПЛЕКС	