

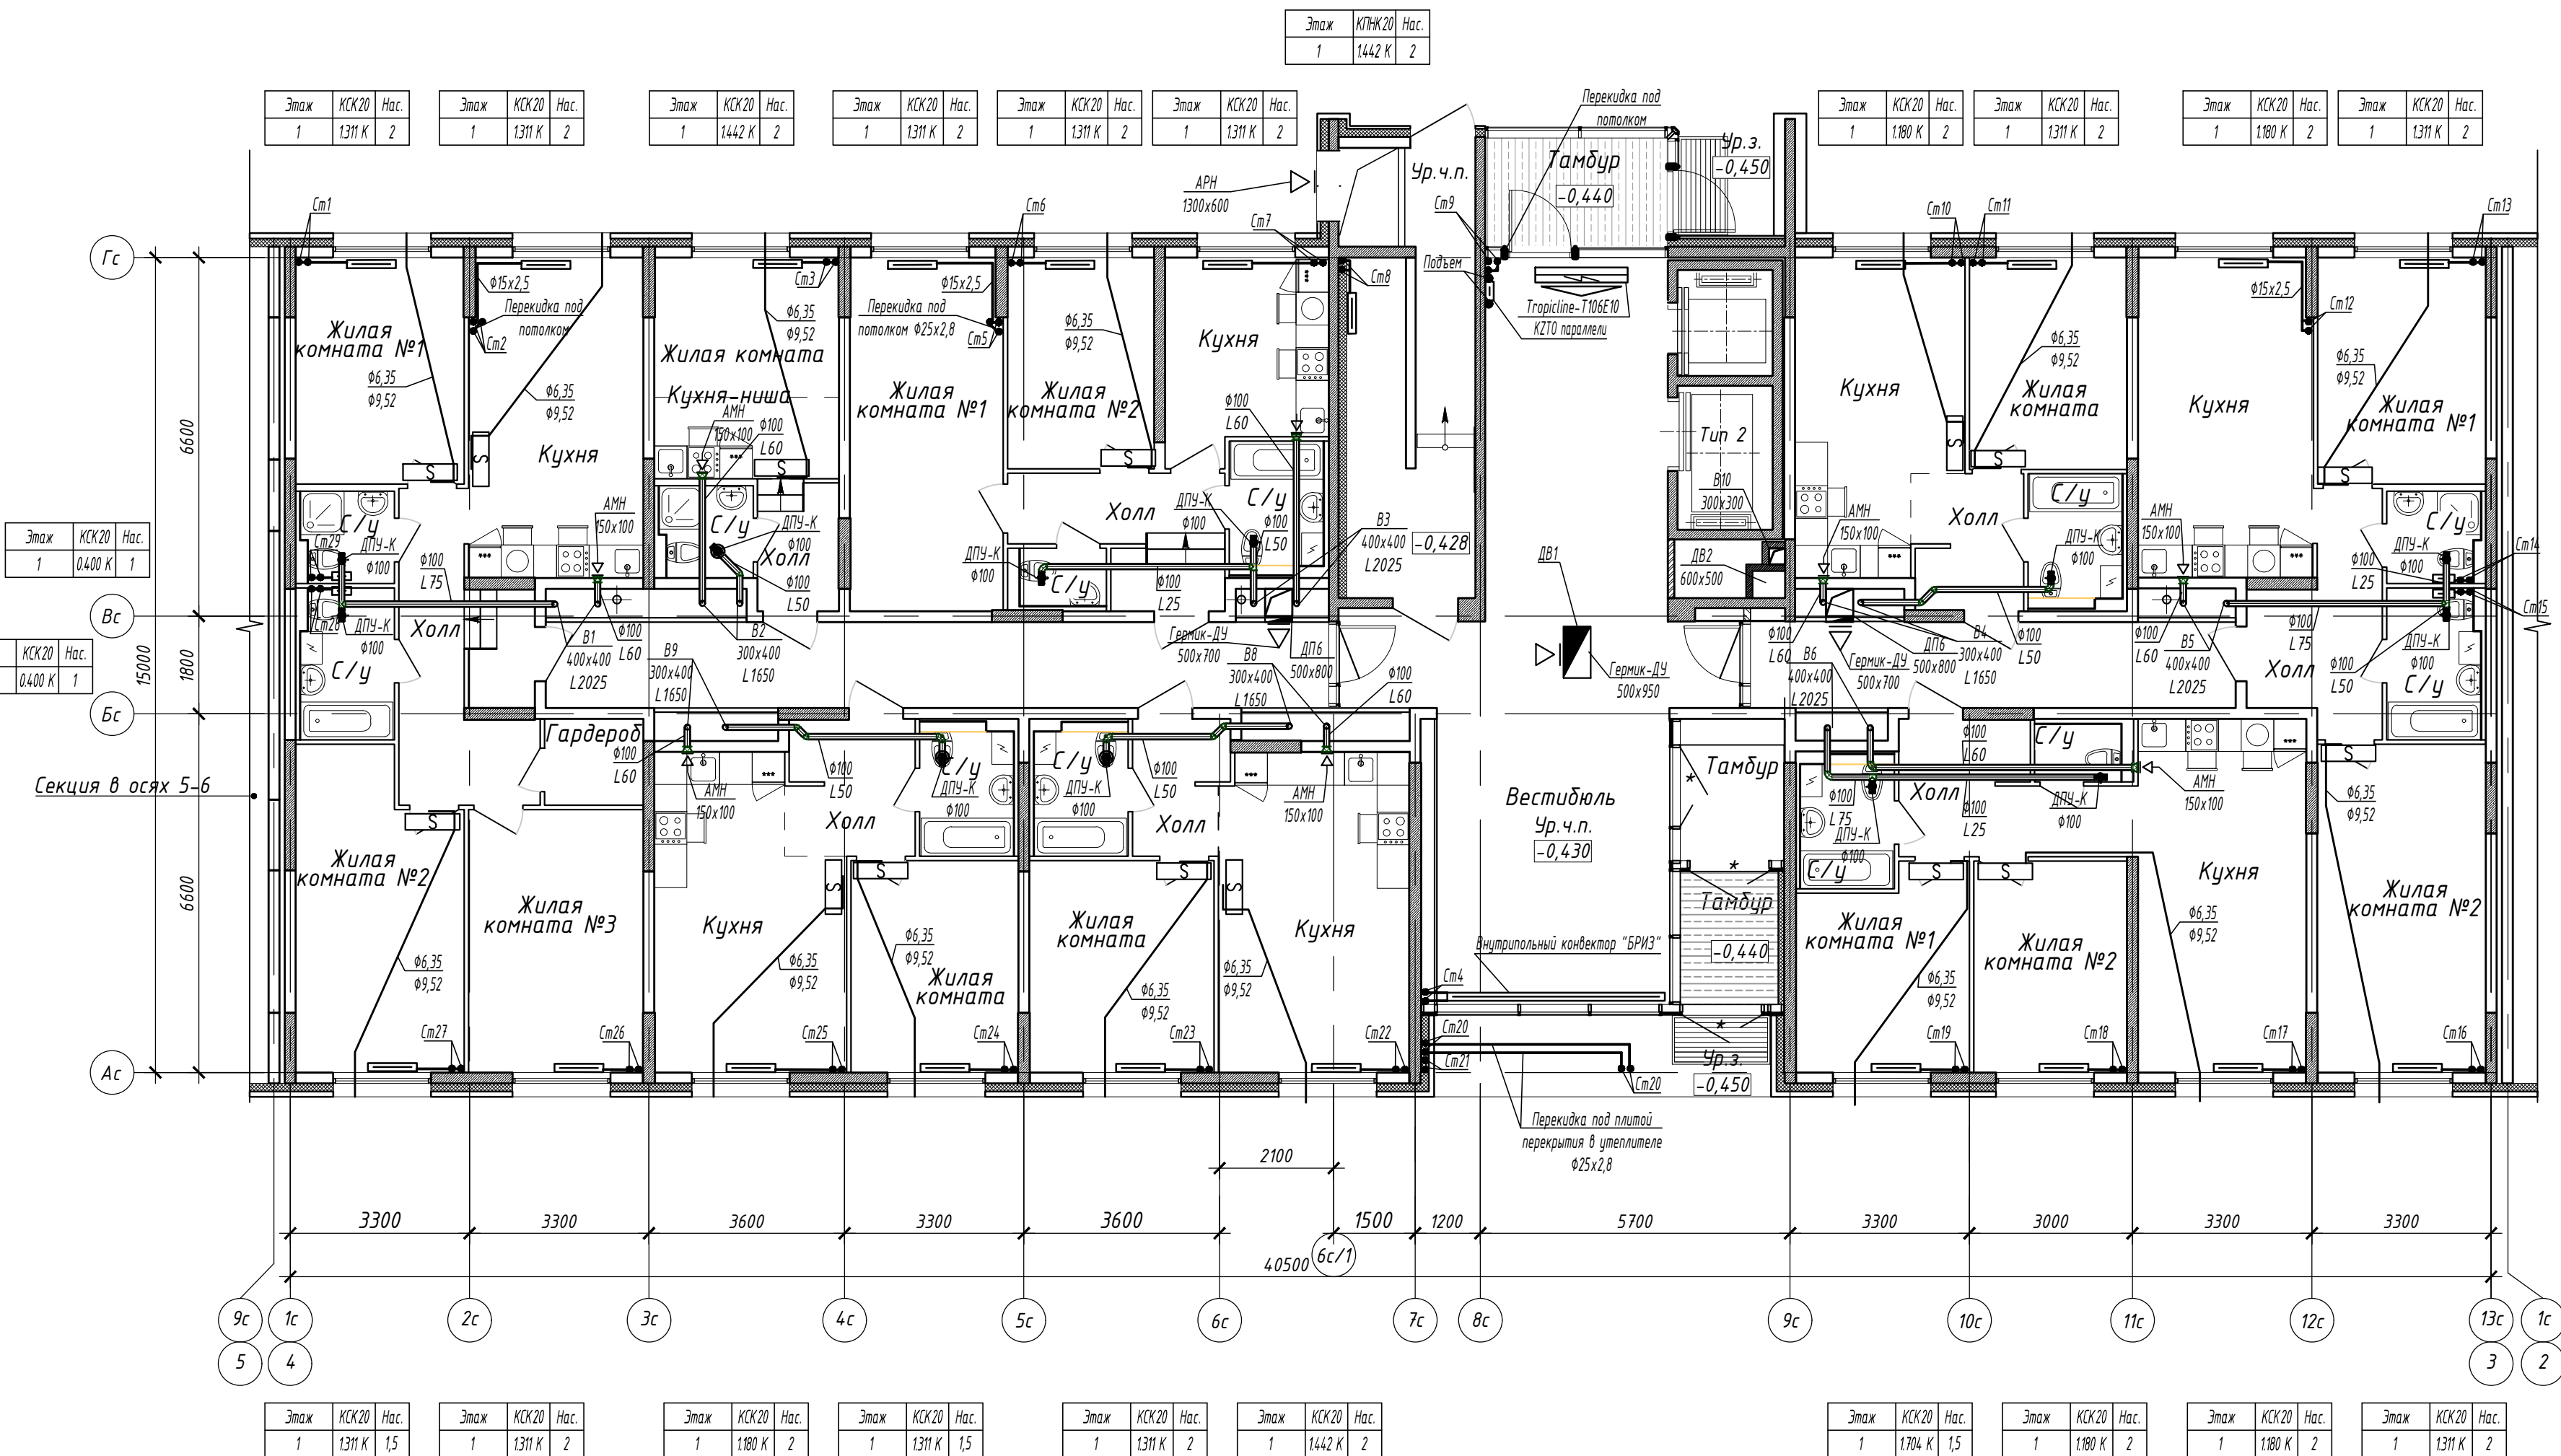
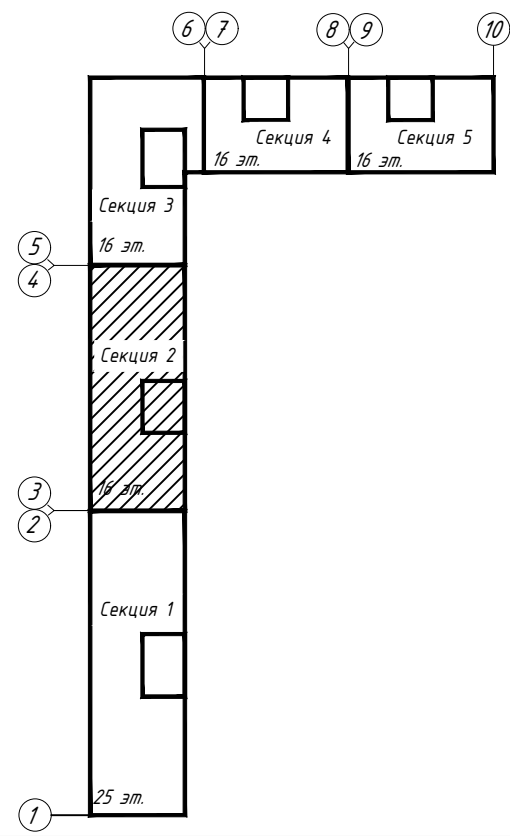


Согласовано:	
Взам. инв. №	
Подп. и дата	
Инв. № подл.	

СХЕМА БЛОКИРОВКИ

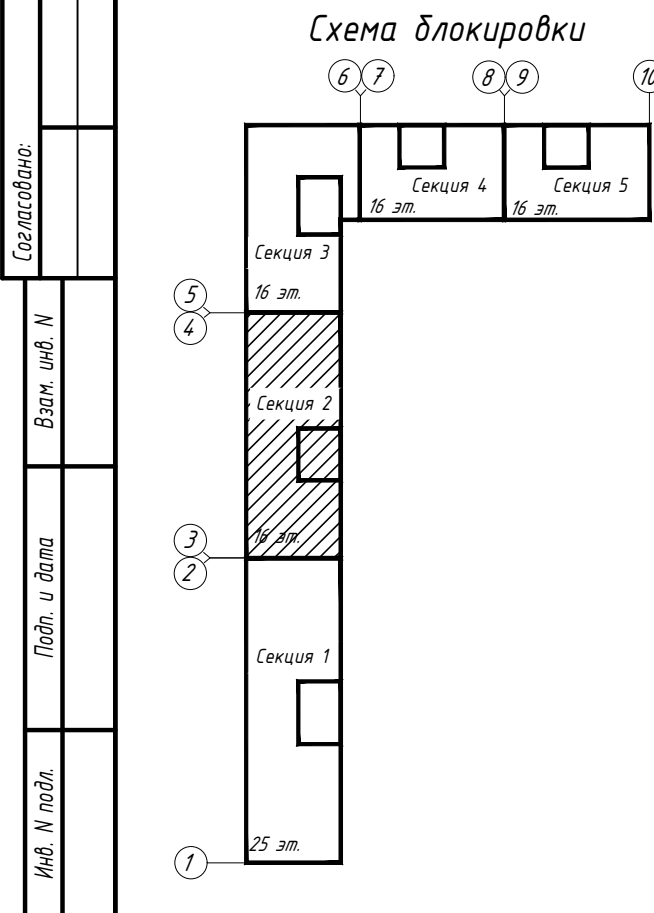

15116-ОВ.2				
«Жилой микрорайон. Корпус 11 с сетями, водоснабжения, водоотведения, тепловой сетью, с сетью электроснабжения и ливневой канализации. Первый этап строительства», расположенный по адресу: г. Екатеринбург, пр. Космонавтов 11				
Изм.	Колуч.	Лист	И док.	Подп.
Разработал	Захарченко	28.05.18		
Проверил	Брызгалов	28.05.18		
Н. контр.	Брызгалов	28.05.18		
Нач. отдела	Лобашова	28.05.18		
Секция в осях 3-4				
Отопление и вентиляция. План первого этажа				
Формат А2				

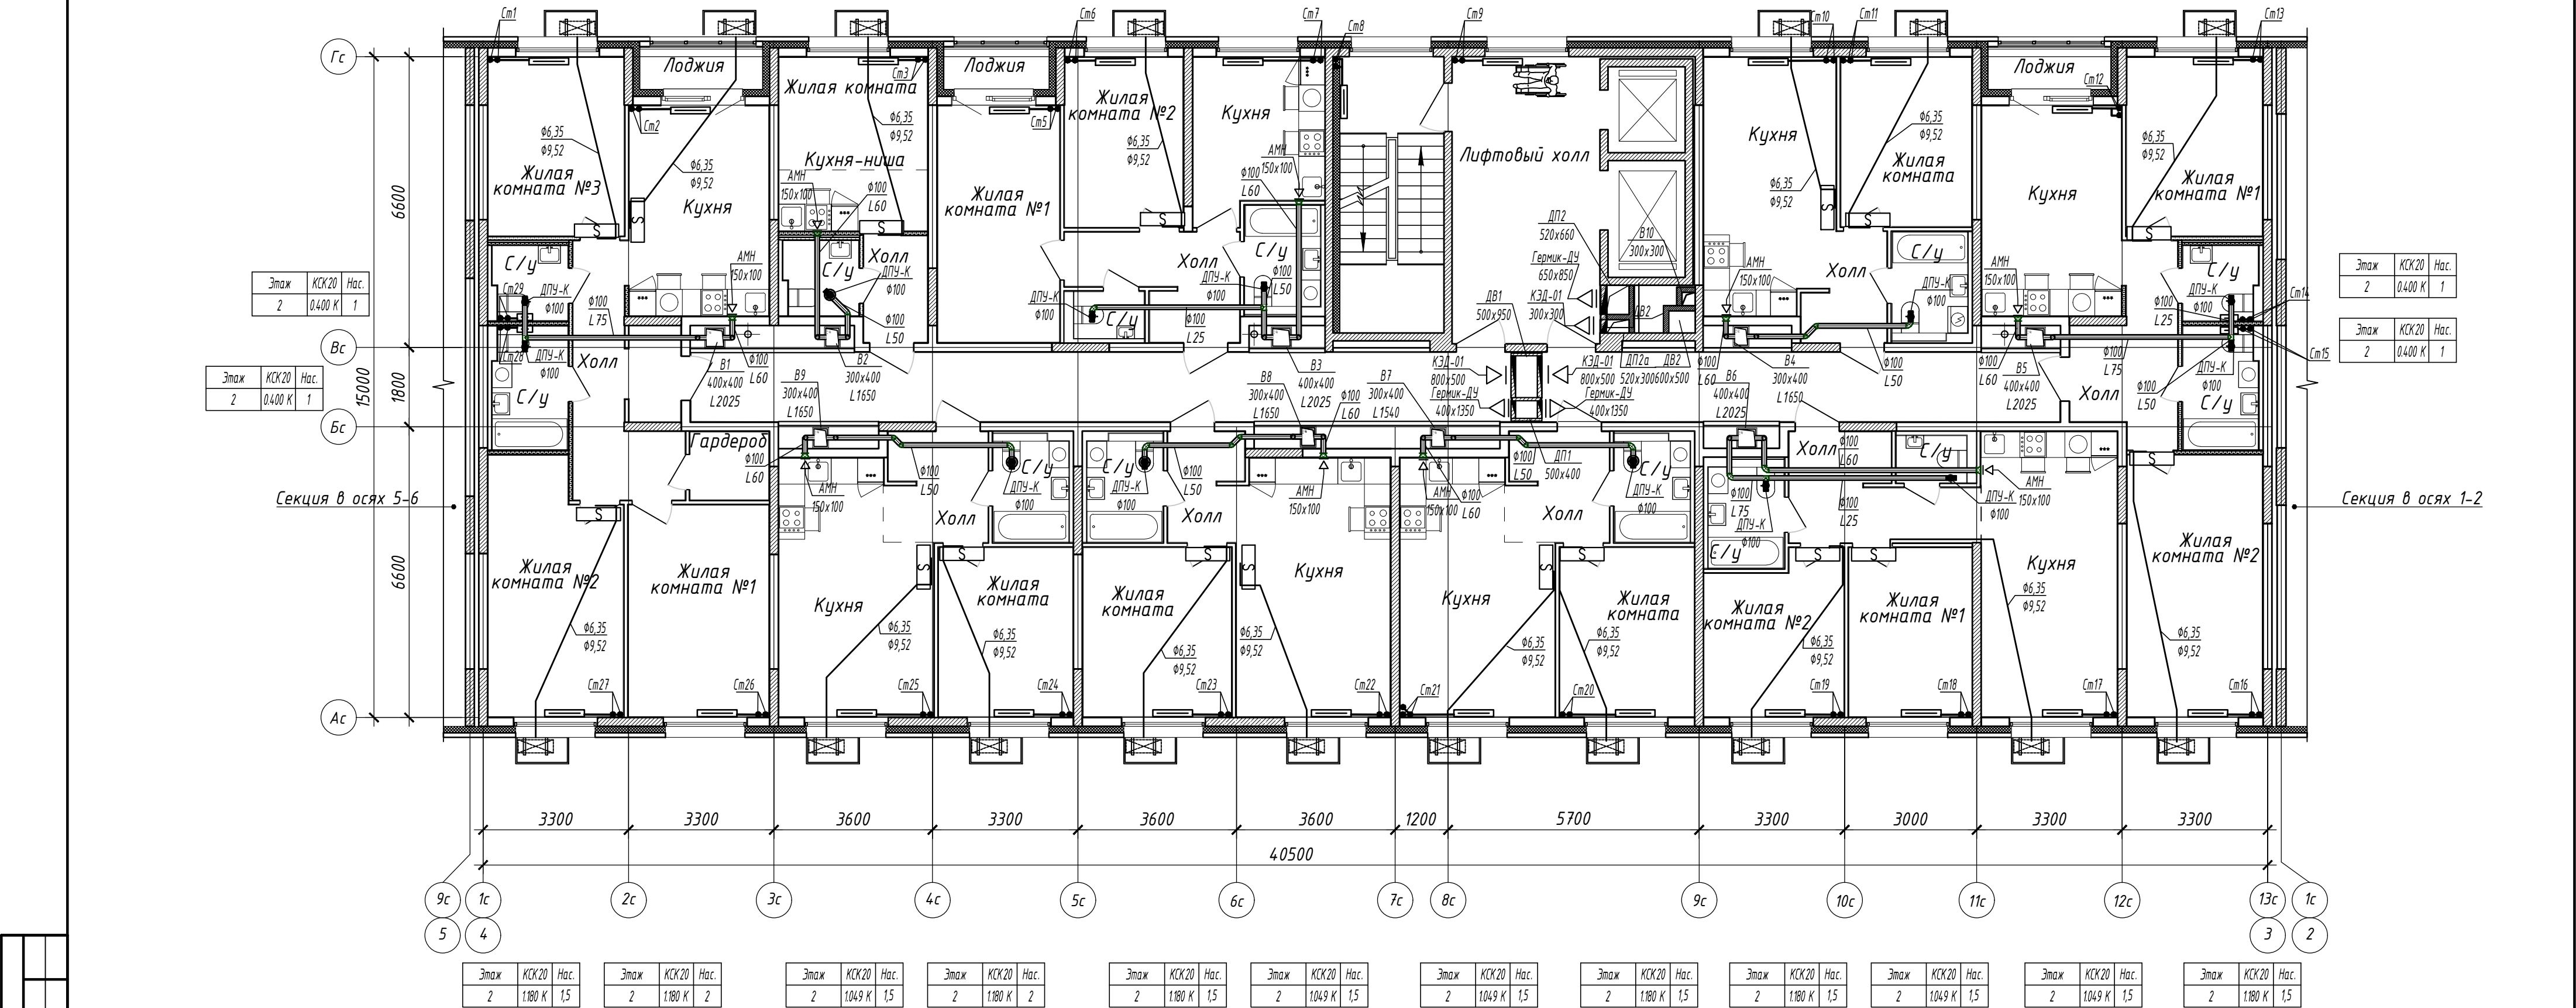

				15116-ОВ.2		
				«Жилой микрорайон. Корпус 11 с сетями, водоснабжения, водоотведения, тепловой сетью, с сетью электроснабжения и ливневой канализации. Первый этап строительства», расположенный по адресу: г. Екатеринбург, пр. Космонавтов 11		
Изм.	Колуч.	Лист	И док.	Подп.	Дата	
Разработал	Захарченко			Захар	28.05.18	
Проверил	Брызгалов			Брыз	28.05.18	
				Секция в осях 3-4		
				Стadia	Лист	Листов
				Р	6	
				Отопление и вентиляция. План второго этажа		
И. контр.	Брызгалов			Брыз	28.05.18	
Нач. отдела	Лобашова			Лоб	28.05.18	
				ОП ООО "ПИК-Проект" г.Новороссийск		

Этаж	КСК20	Нас.
3	1311 К	2
4	1311 К	2
5	1180 К	1,5
6	1180 К	1,5

Этаж	КПЖК20	Нас.
3	1650 К	2
4	1650 К	2
5	1650 К	2
6	1650 К	2

Этаж	КСК20	Нас.
3	1442 К	2
4	1311 К	2
5	1311 К	2
6	1311 К	2

Этаж	КПЖК20	Нас.
3	1650 К	2
4	1650 К	2
5	1650 К	2
6	1650 К	2

Этаж	КСК20	Нас.
3	1311 К	2
4	1180 К	1,5
5	1180 К	1,5
6	1180 К	1,5

Этаж	КСК20	Нас.
3	1049 К	1,5
4	1049 К	1,5
5	1049 К	1,5
6	0,918 К	1,5

Этаж	КСК20	Нас.
3	0,479 К	1
4	0,479 К	1
5	0,479 К	1
6	0,479 К	1

Этаж	КСК20	Нас.
3	1049 К	1,5
4	1049 К	1,5
5	1049 К	1,5
6	1049 К	1,5

Этаж	КСК20	Нас.
3	1311 К	1,5
4	1180 К	1,5
5	1180 К	1,5
6	1180 К	1,5

Этаж	КПЖК20	Нас.
3	1650 К	2
4	1650 К	2
5	1650 К	2
6	1650 К	2

Этаж	КСК20	Нас.
3	1311 К	2
4	1311 К	2
5	1311 К	2
6	1311 К	2

Этаж	КСК20	Нас.
3	1650 К	2
4	1650 К	2
5	1650 К	2
6	1650 К	2

Этаж	КСК20	Нас.
3	1311 К	2
4	1311 К	2
5	1311 К	2
6	1311 К	2

Этаж	КСК20	Нас.
3	0,400 К	1
4	0,400 К	1
5	0,400 К	1
6	0,400 К	1

Этаж	КСК20	Нас.
3	0,400 К	1
4	0,400 К	1
5	0,400 К	1
6	0,400 К	1

Этаж	КСК20	Нас.
3	0,400 К	1
4	0,400 К	1
5	0,400 К	1
6	0,400 К	1

Этаж	КСК20	Нас.
3	0,400 К	1
4	0,400 К	1
5	0,400 К	1
6	0,400 К	1



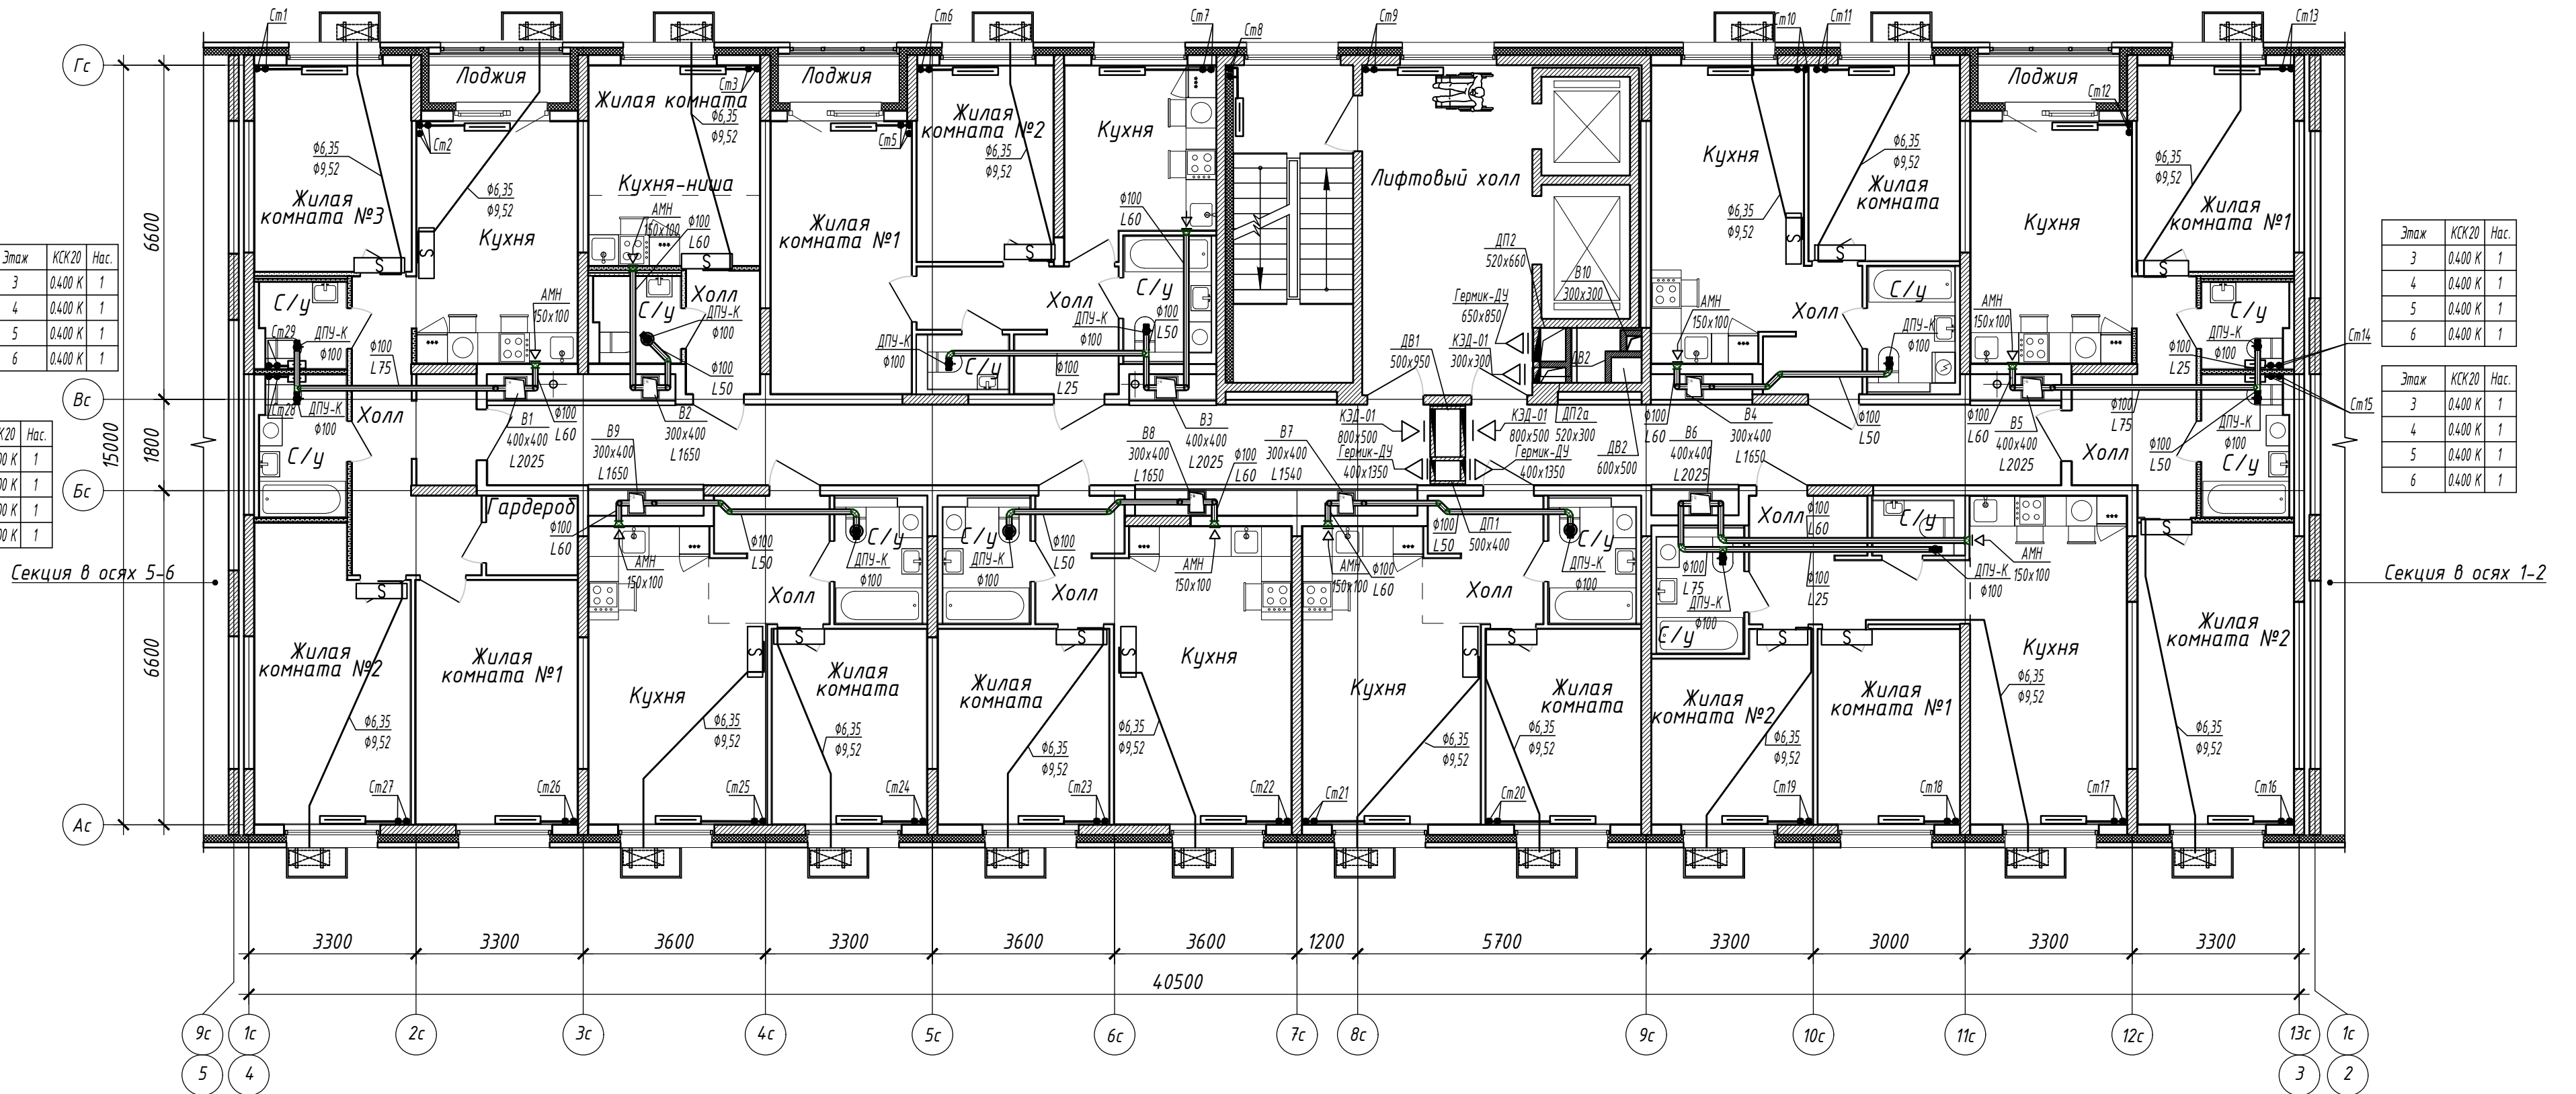


Схема блокировки

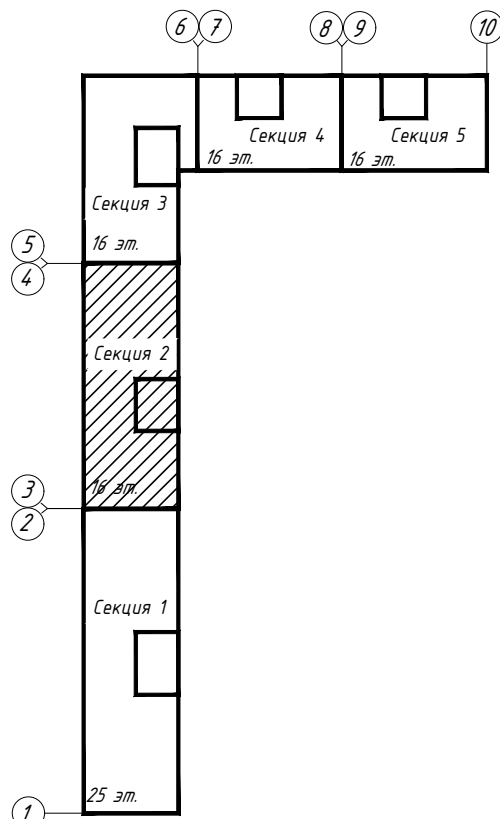


						15116-ОВ.2		
						«Жилой микрорайон. Корпус 11 с сетями, водоснабжения, водоотведения, тепловой сетью, с сетью электроснабжения и лифтовой канализации. Первый этап строительства», расположенный по адресу: г. Екатеринбург, пр. Космонавтов 11		
Изм.	Колуч.	Лист	Н док.	Подп.	Дата			
Разработал	Захарченко	Захар		28.05.18			Студия	Лист
Проверил	Брызгалов	Брыз		28.05.18		Секция в осях 3-4	Р	7
								Листов
Н. контр.	Брызгалов	Брыз		28.05.18		Отопление и вентиляция. План 3,4,5,6 этажей		ОП ООО "ПИК-Проект" г.Новороссийск
Нач. отдела	Лобашова	Лоб		28.05.18				

Схема блокировки

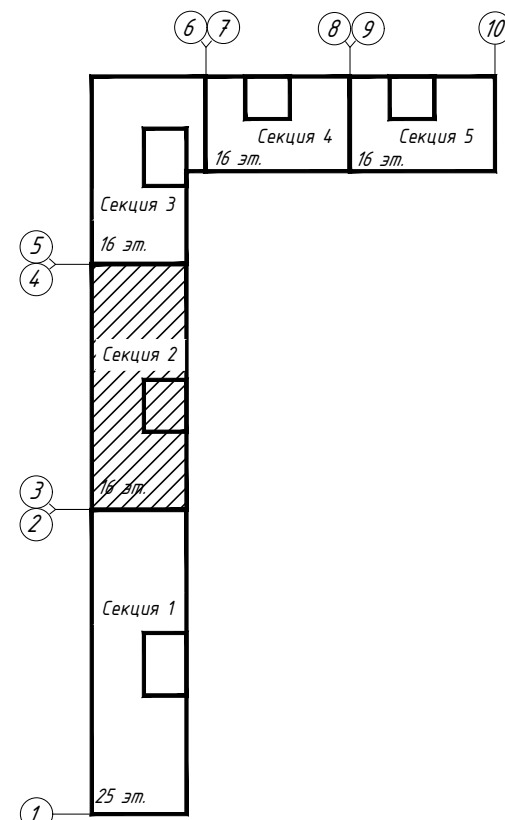

Этаж	КСК20	Нас.
7	0.400 К	1
9	0.400 К	1
11	0.400 К	1
13	0.400 К	1
15	0.400 К	1

Этаж	КСК20	Нас.
7	0.400 К	1
9	0.400 К	1
11	0.400 К	1
13	0.400 К	1
15	0.400 К	1

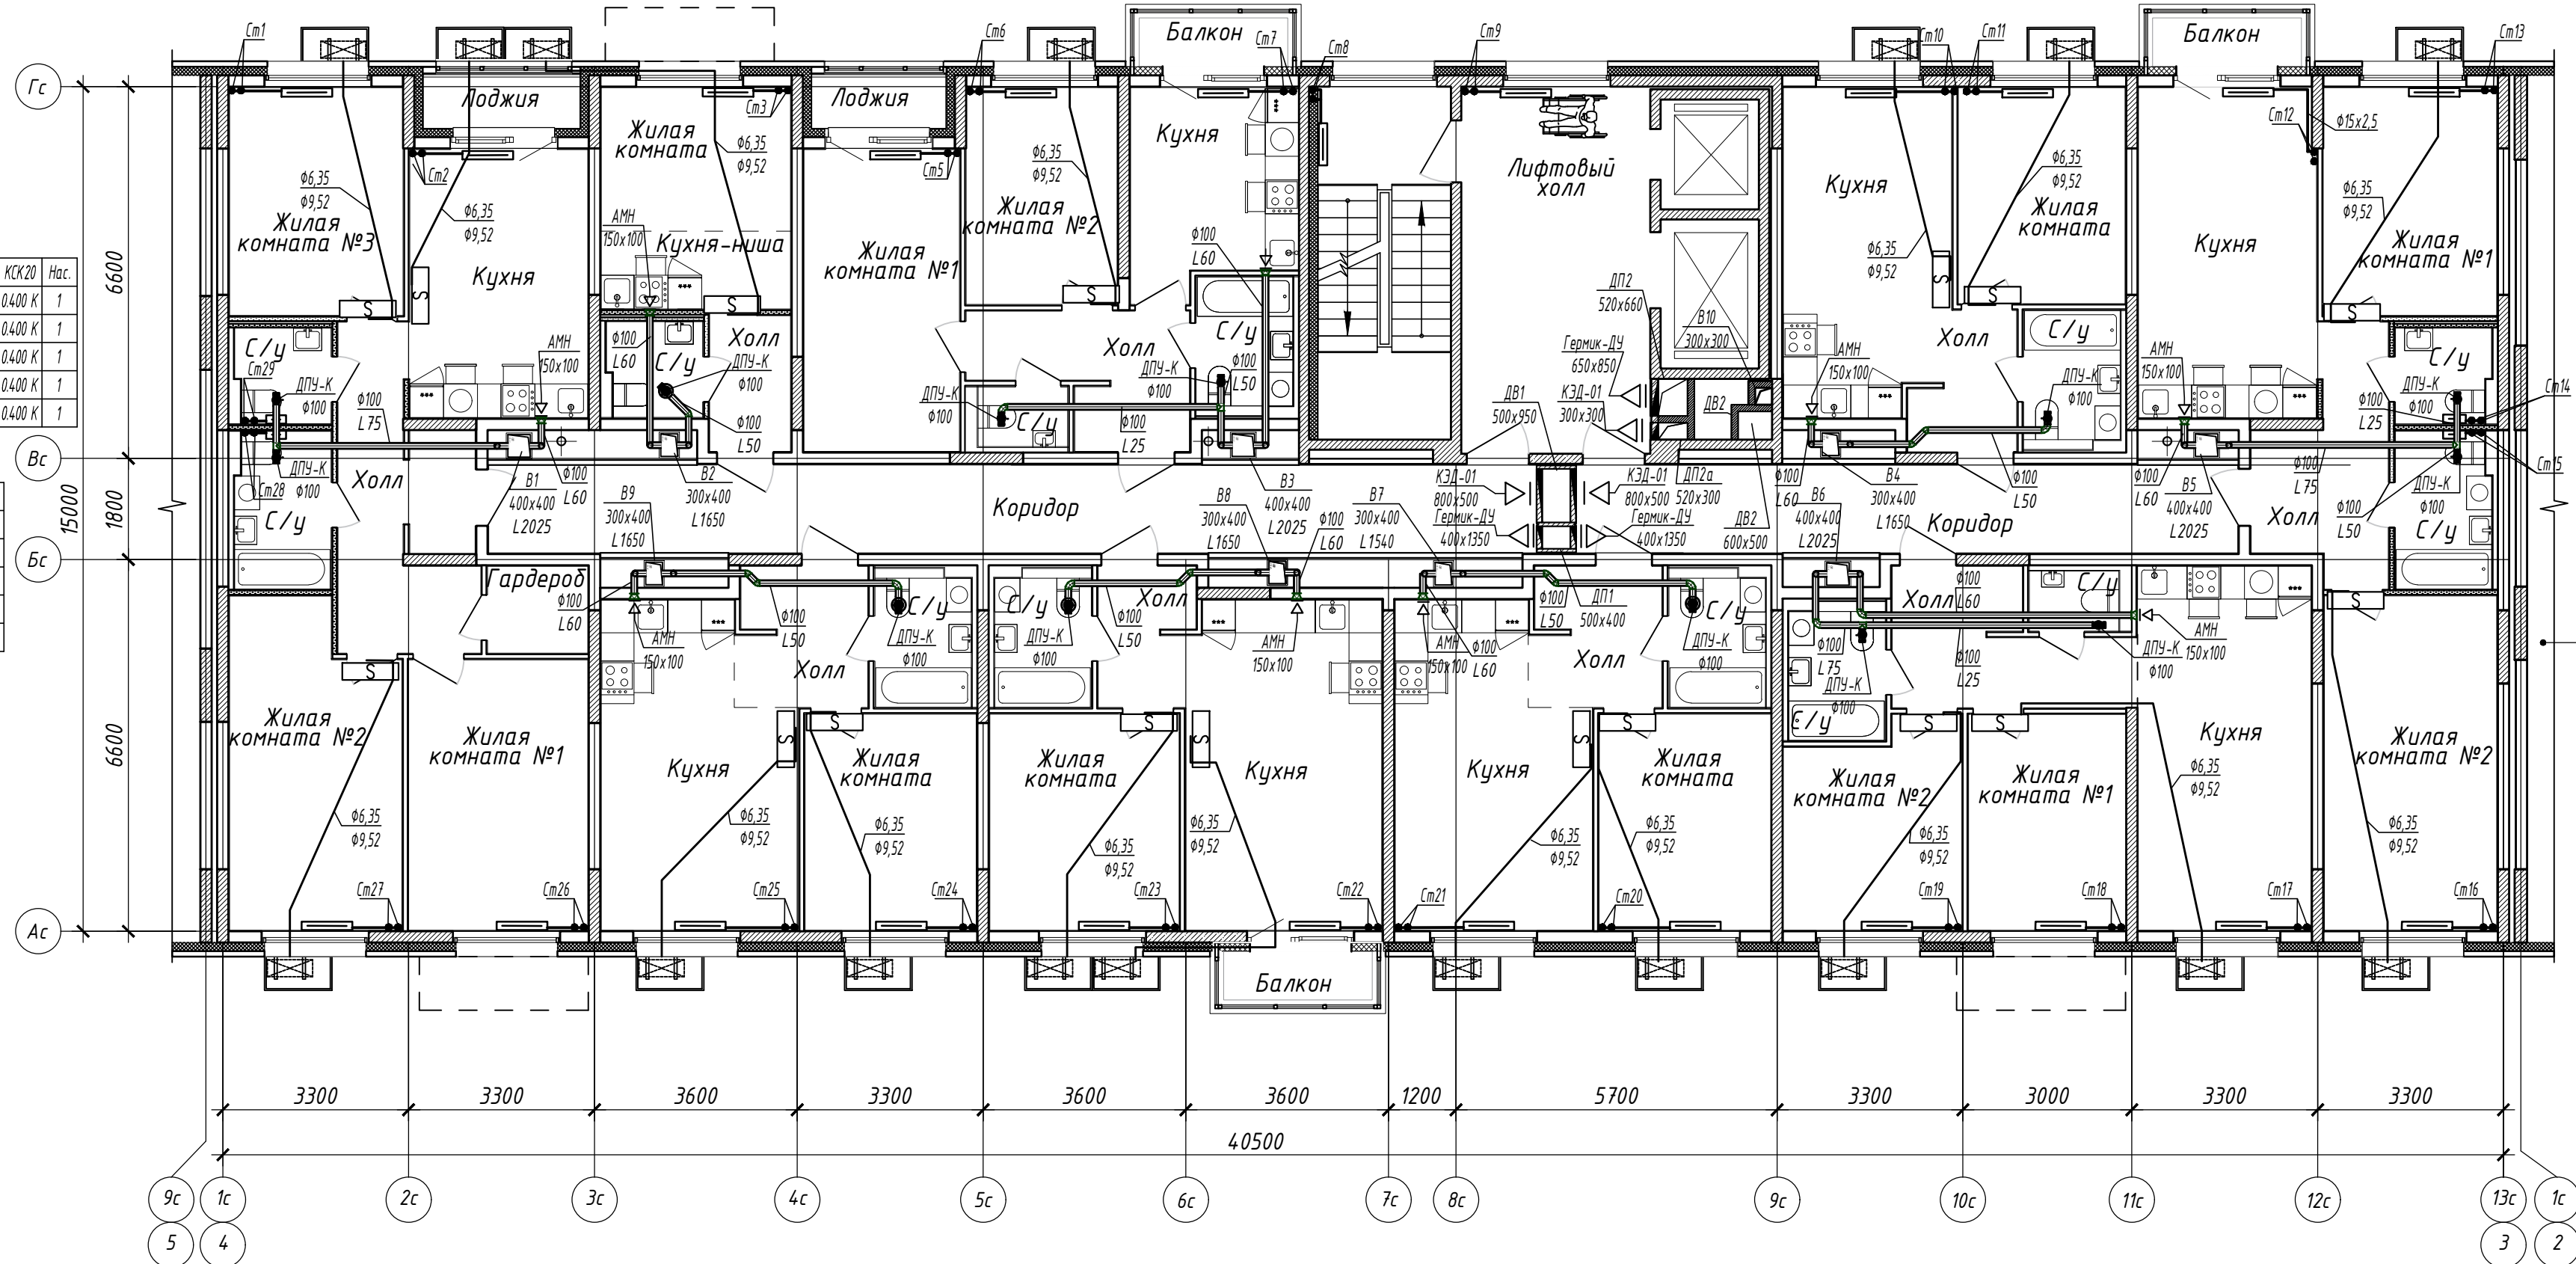

Этаж	КСК20	Нас.
7	1.180 К	1,5
9	1.180 К	1,5
11	1.049 К	1,5
13	0.918 К	1,5
15	0.918 К	1,5

Этаж	КСК20	Нас.
7	1.180 К	1,5
9	1.049 К	1,5
11	1.049 К	1,5
13	0.918 К	1,5
15	0.918 К	1,5

Этаж	КСК20	Нас.
7	1.180 К	1,5
9	0.918 К	1,5
11	0.918 К	1,5
13	0.918 К	1,5
15	0.918 К	1,5

Этаж	КСК20	Нас.
7	1.180 К	1,5
9	1.049 К	1,5
11	0.918 К	1,5
13	0.918 К	1,5
15	0.918 К	1,5

Этаж	КСК20	Нас.
7	1.049 К	1,5
9	1.049 К	1,5
11	1.049 К	1,5
13	0.918 К	1,5
15	0.918 К	1,5

Этаж	КСК20	Нас.
7	1.650 К	2
9	1.650 К	2
11	1.140 К	2
13	1.140 К	2
15	1.140 К	2

Этаж	КСК20	Нас.
7	1.180 К	1,5
9	1.049 К	1,5
11	1.049 К	1,5
13	0.918 К	1,5
15	0.918 К	1,5

Этаж	КСК20	Нас.
7	1.049 К	1,5
9	0.918 К	1,5
11	0.918 К	1,5
13	0.918 К	1,5
15	0.918 К	1,5

Этаж	КСК20	Нас.
7	1.049 К	1,5
9	1.049 К	1,5
11	0.918 К	1,5
13	0.918 К	1,5
15	0.918 К	1,5

Этаж	КСК20	Нас.
7	1.049 К	1,5
9	1.049 К	1,5
11	0.918 К	1,5
13	0.918 К	1,5
15	0.918 К	1,5

Этаж	КСК20	Нас.
7	1.049 К	1,5
9	1.049 К	1,5
11	0.918 К	1,5
13	0.918 К	1,5
15	0.918 К	1,5

Этаж	КСК20	Нас.
7	1.049 К	1,5
9	1.049 К	1,5
11	0.918 К	1,5
13	0.918 К	1,5
15	0.918 К	1,5

Этаж	КСК20	Нас.
7	1.049 К	1,5
9	1.049 К	1,5
11	0.918 К	1,5
13	0.918 К	1,5
15	0.918 К	1,5


Этаж	КСК20	Нас.
7	0.400 К	1
9	0.400 К	1
11	0.400 К	1
13	0.400 К	1
15	0.400 К	1

Этаж	КСК20	Нас.
7	0.400 К	1
9	0.400 К	1
11	0.400 К	1
13	0.400 К	1
15	0.400 К	1


Секция в осях 1-2

				15116-ОВ.2		
				«Жилой микрорайон. Корпус 11 с сетями, водоснабжения, водоотведения, тепловой сетью, с сетью электроснабжения и ливневой канализации. Первый этап строительства», расположенный по адресу: г. Екатеринбург, пр. Космонавтов 11		
Изм.	Колуч.	Лист	Н док.	Подп.	Дата	
Разработал	Захарченко	Захар			28.05.18	
Проверил	Брызгалов	Брыз			28.05.18	
				Секция в осях 3-4		
				Р	8	
				Отопление и вентиляция. План 7, 9, 11, 13, 15 этажа		
Н. контр.	Брызгалов	Брыз			28.05.18	
Нач. отдела	Лобашова	Лобаш			28.05.18	
				ОП ООО "ПИК-Проект" г.Новороссийск		
				Формат А2		

Схема блокировки

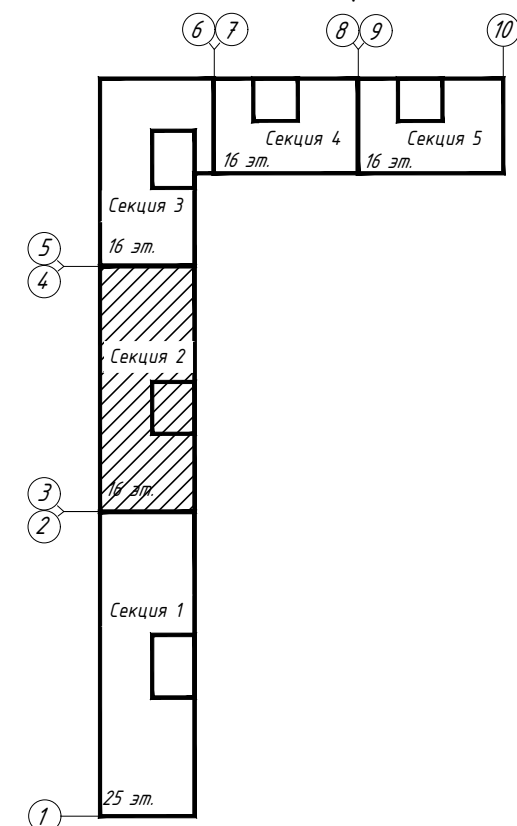

Этаж	КСК20	Нас.	Этаж	КПЖК20	Нас.	Этаж	КСК20	Нас.	Этаж	КСК20	Нас.	Этаж	КСК20	Нас.	Этаж	КСК20	Нас.	Этаж	КСК20	Нас.	Этаж	КСК20	Нас.	Этаж	КСК20	Нас.	Этаж	КСК20	Нас.	Этаж	КСК20	Нас.
8	1049 К	1,5	8	1650 К	2	8	1049 К	1,5	8	1180 К	1,5	8	1049 К	1,5	8	1049 К	1,5	8	1049 К	1,5	8	1049 К	1,5	8	1049 К	1,5	8	1049 К	1,5	8	1049 К	1,5
10	1049 К	1,5	10	1650 К	2	10	0918 К	1,5	10	1049 К	1,5	10	0918 К	1,5	10	1049 К	1,5	10	0918 К	1,5	10	1049 К	1,5	10	0918 К	1,5	10	1049 К	1,5	10	1049 К	1,5
12	0918 К	1,5	12	1140 К	2	12	0918 К	1,5	12	0918 К	1,5	12	0918 К	1,5	12	0918 К	1,5	12	0918 К	1,5	12	0918 К	1,5	12	0918 К	1,5	12	0918 К	1,5	12	0918 К	1,5
14	0918 К	1,5	14	1140 К	2	14	0918 К	1,5	14	0918 К	1,5	14	0918 К	1,5	14	0918 К	1,5	14	0918 К	1,5	14	0918 К	1,5	14	0918 К	1,5	14	0918 К	1,5	14	0918 К	1,5

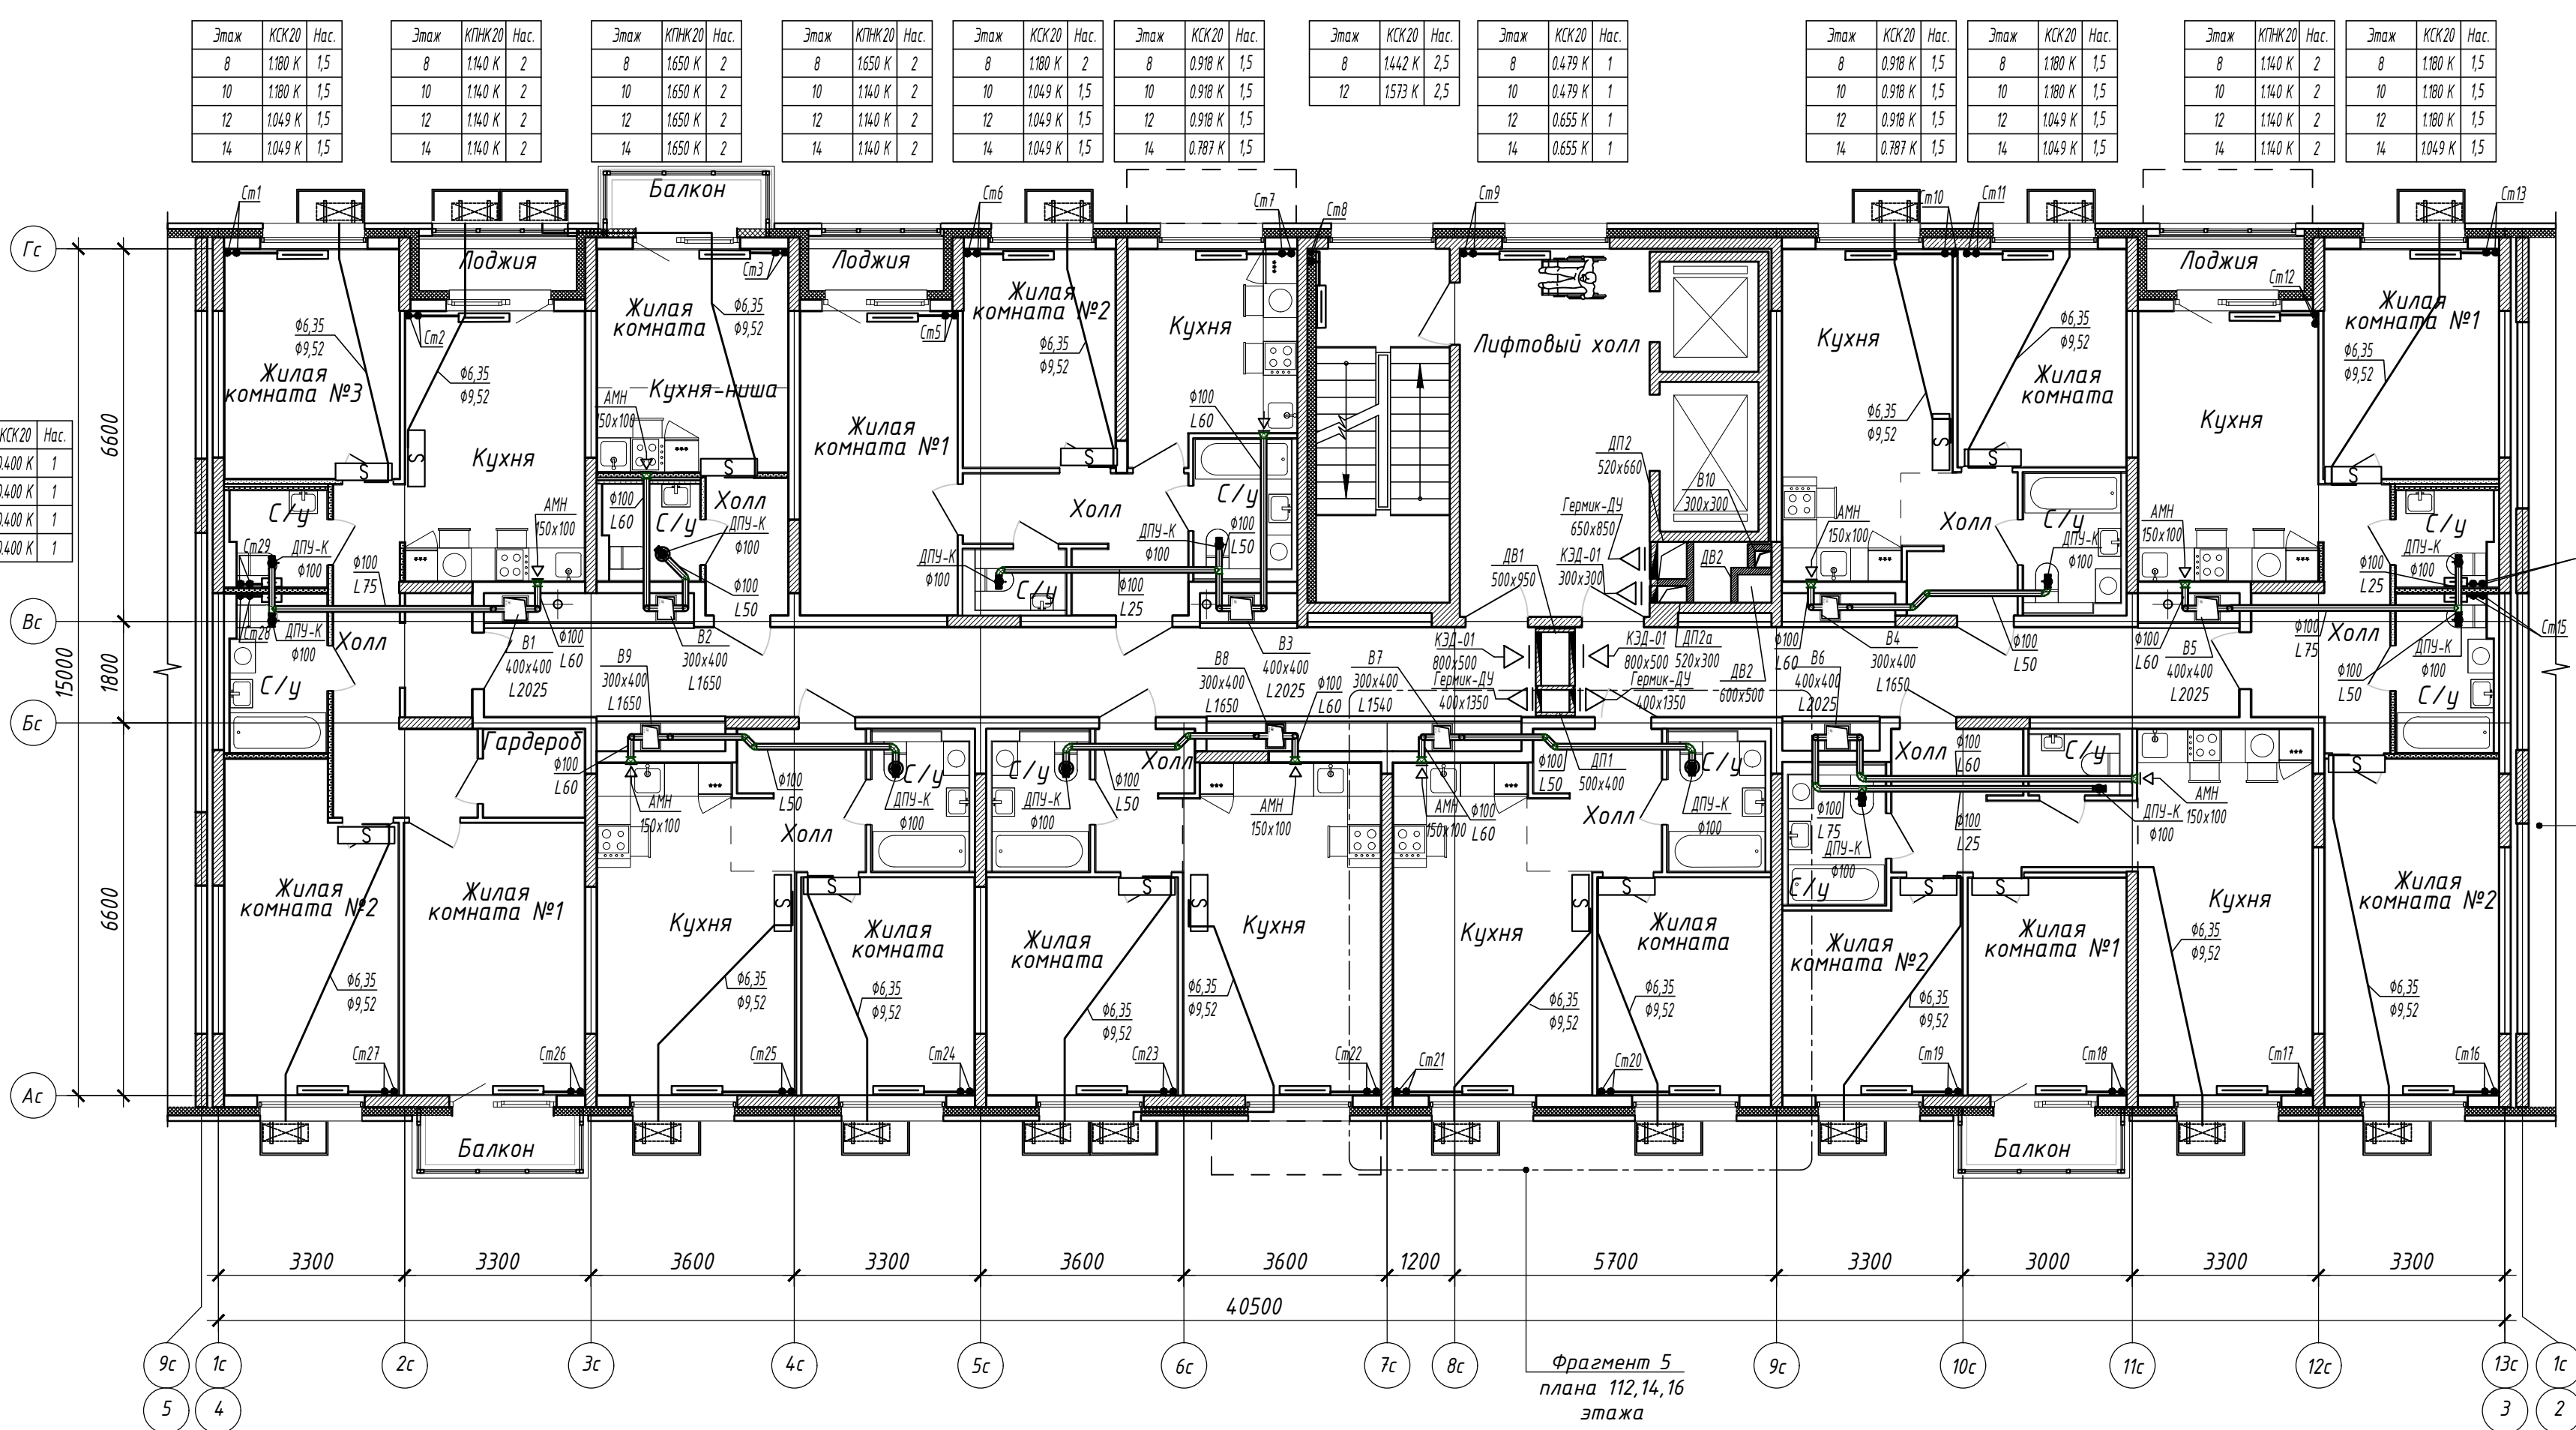

Этаж	КСК20	Нас.	Этаж	КСК20	Нас.
8	0400 К	1	8	0400 К	1
10	0400 К	1	10	0400 К	1
12	0400 К	1	12	0400 К	1
14	0400 К	1	14	0400 К	1

15116-ОВ.2									
«Жилой микрорайон. Корпус 11 с сетями, водоснабжения, водоотведения, тепловой сетью, с сетью электроснабжения и ливневой канализации. Первый этап строительства», расположенный по адресу: г. Екатеринбург, пр. Космонавтов 11									
Изм.	Колуч.	Лист	Н док.	Подп.	Дата	Секция в осях 3-4	Стадия	Лист	Листов
Разработал	Захарченко	Захарч			28.05.18		Р	9	
Проверил	Брызгалов	Брызг			28.05.18	Отопление и вентиляция. План 8, 10, 12, 14 этажа		ОП ООО "ПИК-Проект" г.Новоросси́йск	
Н. контр.	Брызгалов	Брызг			28.05.18				
Нач. отдела	Лобашова	Лобаш			28.05.18				

Этаж	КСК20	Нас.
16	1311 К	2

Этаж	КПНЖ20	Нас.
16	1650 К	2

Этаж	КПНЖ20	Нас.
16	1650 К	2

Этаж	КПНЖ20	Нас.
16	1650 К	2

Этаж	КСК20	Нас.
16	1180 К	2

Этаж	КСК20	Нас.
16	1049 К	1,5

Этаж	КСК20	Нас.
16	1704 К	2,5

Этаж	КСК20	Нас.
16	0,918 К	2

Этаж	КСК20	Нас.
16	1049 К	2

Этаж	КСК20	Нас.
16	1311 К	2

Этаж	КПНЖ20	Нас.
16	1650 К	2

Этаж	КСК20	Нас.
16	1311 К	2

Этаж	КСК20	Нас.
16	0,400 К	1,5

Этаж	КСК20	Нас.
16	0,400 К	1,5

Этаж	КСК20	Нас.
16	0,400 К	1,5

Этаж	КСК20	Нас.
16	0,400 К	1,5


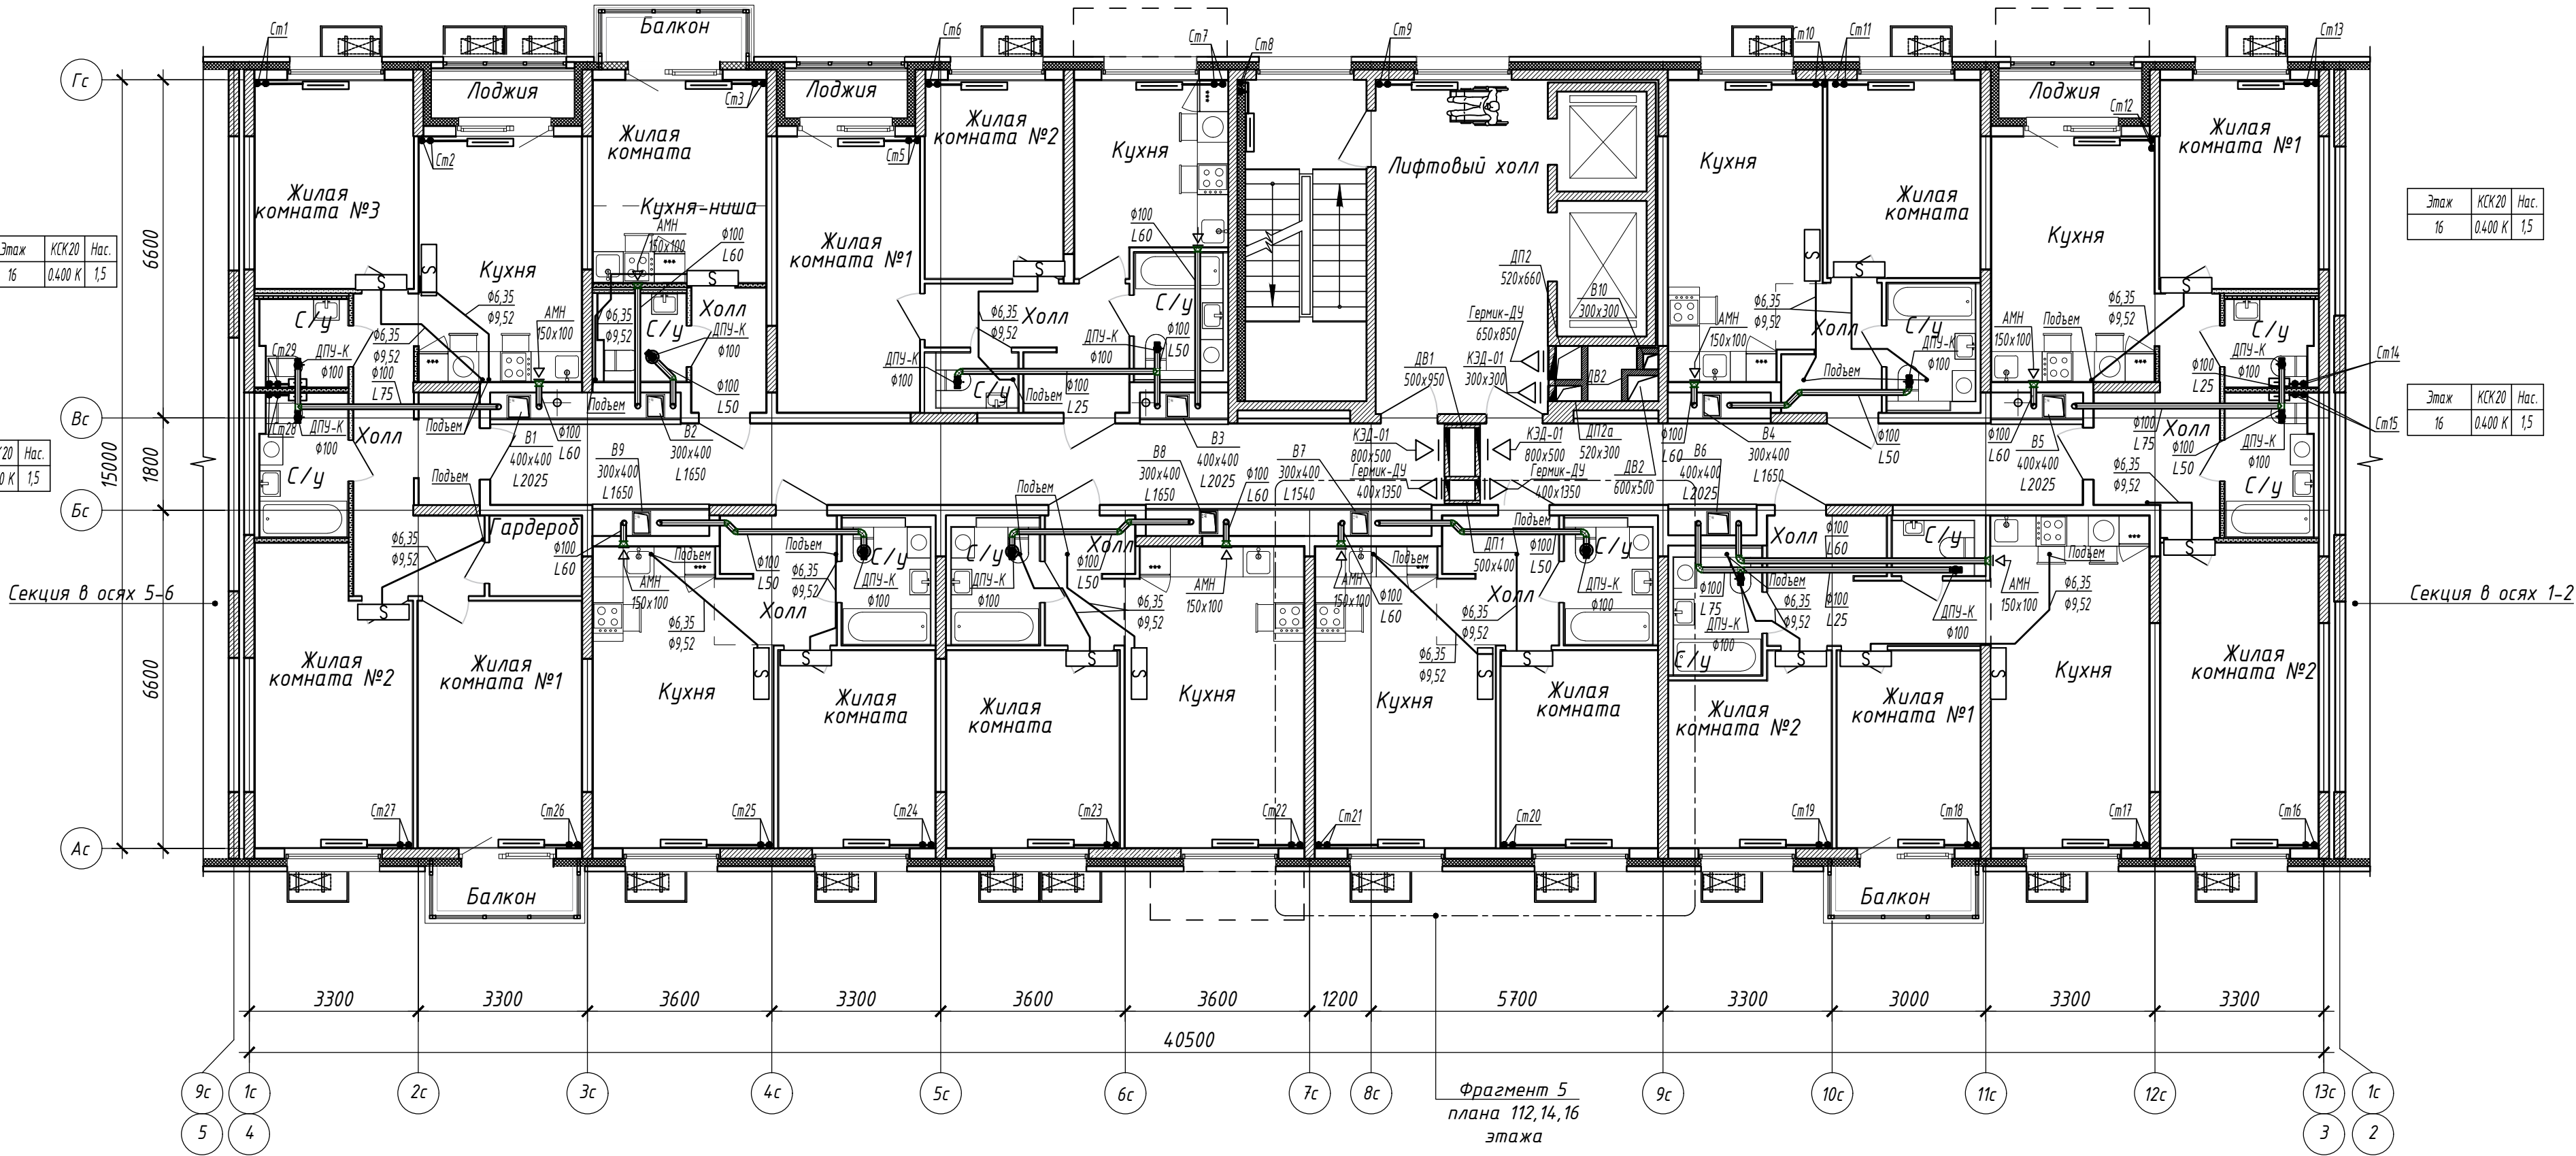


Схема блокировки

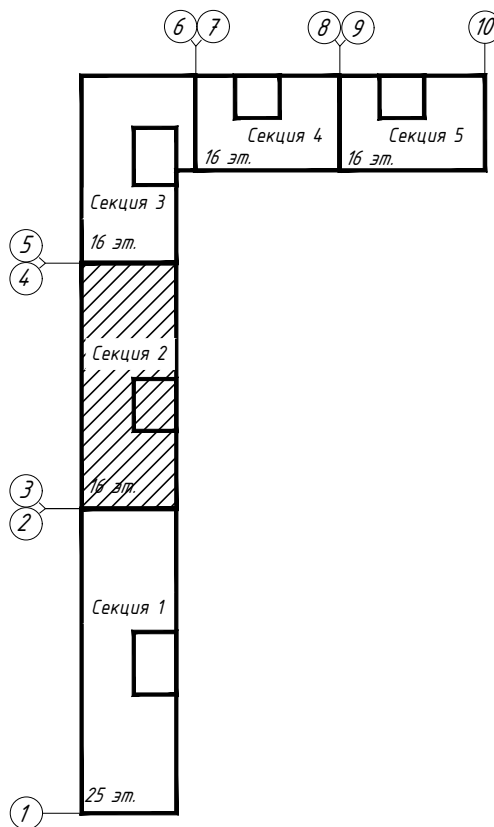

Этаж	КСК20	Нас.
16	1311 К	2

Этаж	КПНЖ20	Нас.
16	1650 К	2

Этаж	КСК20	Нас.
16	1180 К	2

Этаж	КСК20	Нас.
16	1180 К	2

Этаж	КСК20	Нас.
16	1180 К	2

Этаж	КСК20	Нас.
16	1180 К	2

Этаж	КСК20	Нас.
16	1180 К	2

Этаж	КСК20	Нас.
16	1180 К	2

Этаж	КСК20	Нас.
16	1049 К	1,5

Этаж	КПНЖ20	Нас.
16	1650 К	2

Этаж	КСК20	Нас.
16	1180 К	2

Этаж	КСК20	Нас.
16	1311 К	2

						15116-ОВ.2			
						«Жилой микрорайон. Корпус 11 с сетями, водоснабжения, водоотведения, тепловой сетью, с сетью электроснабжения и ливневой канализации. Первый этап строительства», расположенный по адресу: г. Екатеринбург, пр. Космонавтов 11			
Изм.	Колуч.	Лист	И док.	Подп.	Дата	Секция в осях 3-4	Стадия	Лист	Листов
Разработал	Захарченко	Захар			28.05.18		Р	10	
Проверил	Брызгалов	Брызгалов			28.05.18	Отопление и вентиляция. План 16 этажа		ОП ООО "ПИК-Проект" г.Новоросси́йск	
Н. контр.	Брызгалов	Брызгалов			28.05.18				
Нач. отдела	Лобашова	Лобашова			28.05.18				