

ЭКСПЛИКАЦИЯ ПОМЕЩЕНИЙ


Номер помещения	Наименование	Площадь, м <sup>2</sup>	Кат. помещения
ПОМЕЩЕНИЯ КВАРТИР			
1	Гостиная	147.44	
2	Спальня	82.31	
3	Кухня	96.94	
4	Прихожая	102.62	
5	Ванная	31.67	
6	Сан. узел	7.48	
7	Балкон	3.08	
8	Лоджия	17.20	
9	Гардеробная	3.66	
Итого помещений квартир:		492.60	
ОБЩЕДОМОВЫЕ ПОМЕЩЕНИЯ			
10	Коридор	35.61	
11	Коридор	11.71	
12	Лифтовый холл	10.06	
13	Тамбур	5.00	
14	Тамбур	2.17	
15	Лестничная клетка	16.50	
16	Переходной балкон	9.80	
Итого общедомовых помещений:		90.85	

СОГЛАСОВАНО	Цинник
СС	
СОГЛАСОВАНО	Чирков
АР	Пашаева
ОБ	Курчаева
ВК	
Имя и дата	
Имя и подп.	

АПУ.005-02-3А			
1	2	-	127-13
ИЗМ.	КОАУЧ	ЛИСТ	И ДОК. ПОДПИСЬ
		07.13	ДАТА
Комплекс жилых домов с объектами обслуживания и подземным гаражом по улице Ирбитской-Дамылы Зверева-Вилонова-Раевского в Кировском районе г. Екатеринбурга			
I очередь строительства 27-этажный жилой дом №2		СТАДИЯ	ЛИСТ
		Р	18
Гл. спец.	Смирнова	05.13	
Проверил	Багина	05.13	
Разработал	Карманова	05.13	
План 2-го этажа. Расположение электрических сетей.		ЗАО КОРПОРАЦИЯ АТОМСТРОЙКОМПЛЕКС	
КОПИРОВАЛ		Формат А2	




ЭКСПЛИКАЦИЯ ПОМЕЩЕНИЙ

Номер помещения	Наименование	Площадь, м <sup>2</sup>	Кат. помещения
ПОМЕЩЕНИЯ КВАРТИР			
1	Гостиная	147.44	
2	Спальня	82.31	
3	Кухня	95.94	
4	Прихожая	102.62	
5	Ванная	31.67	
6	Сан. узел	7.48	
7	Балкон	3.08	
8	Лоджия	17.20	
9	Гардеробная	3.86	
Итого помещений квартир:		492.60	
ОБЩЕДОМОВЫЕ ПОМЕЩЕНИЯ			
10	Коридор	35.61	
11	Коридор	11.71	
12	Лифтовый холл	10.06	
13	Тамбур	5.00	
14	Тамбур	2.17	
15	Лестничная клетка	16.50	
16	Переходной балкон	9.80	
Итого общедомовых помещений:		90.85	

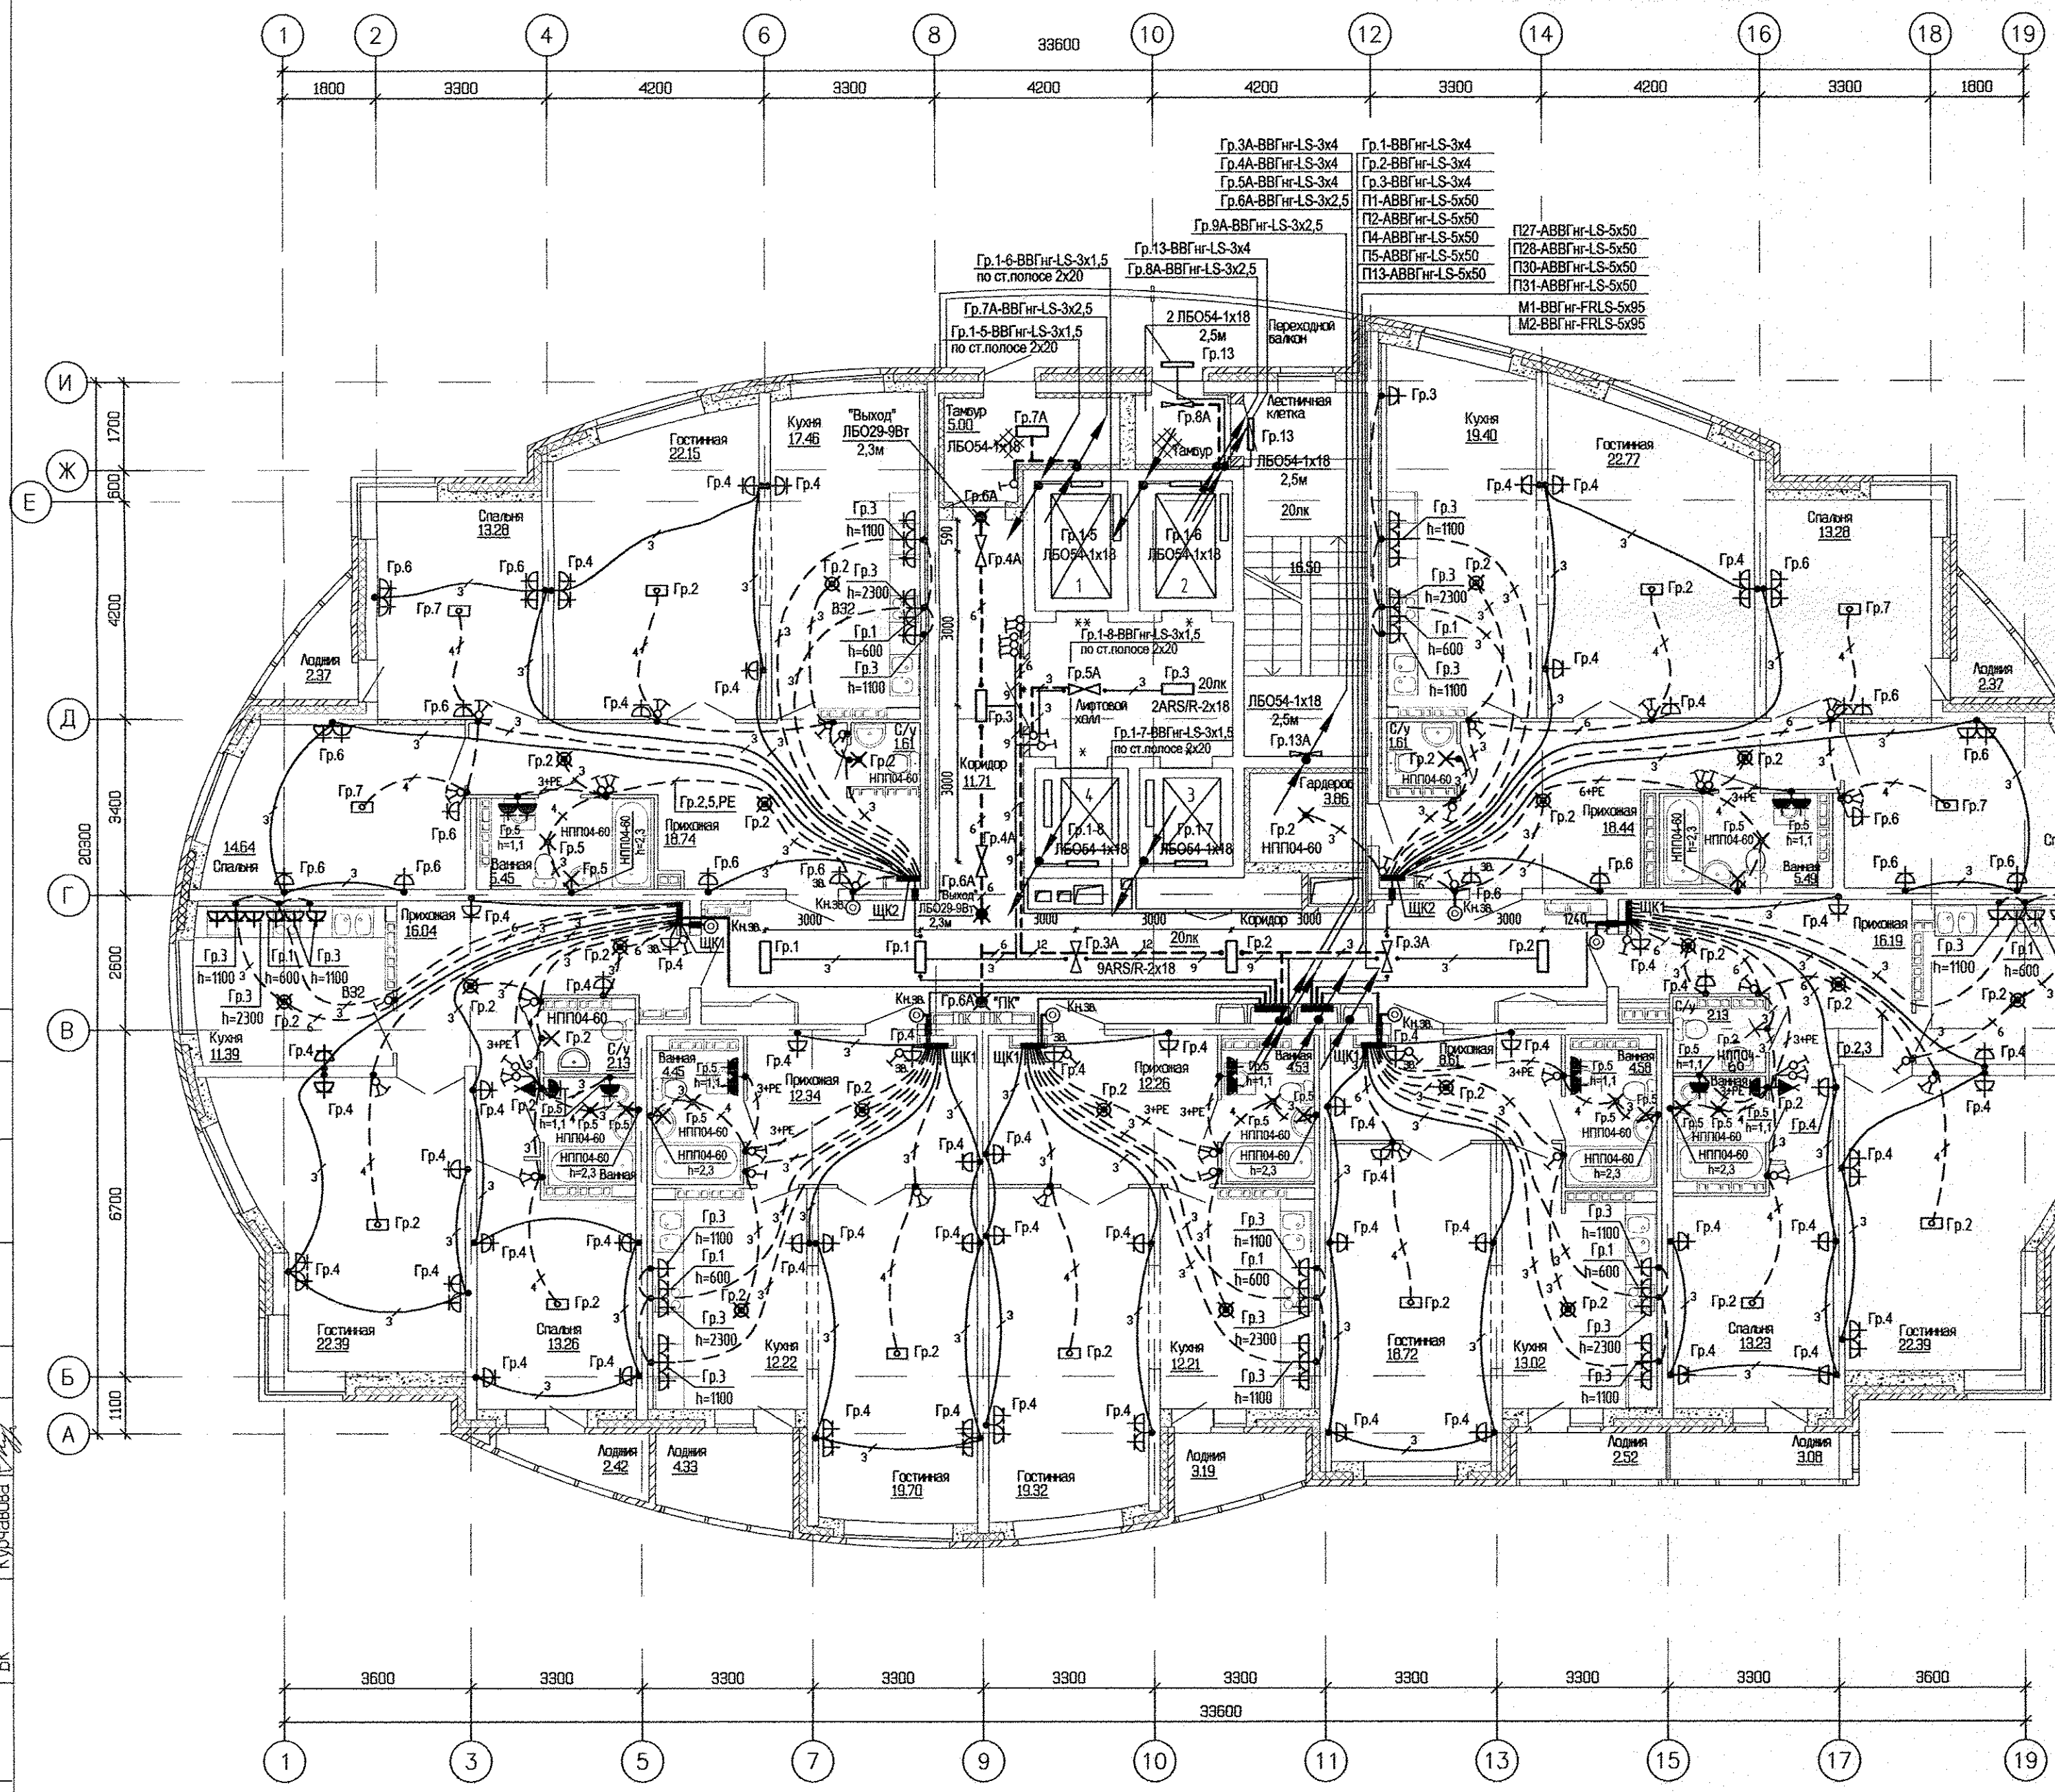


СОГЛАСОВАНО	С.С.	Чирков	05.13
АР	Пашаева		
ОВ	Курачова		
ВК			
Имя подл.	Подпись и дата		

АПУ.005-02-3А		
Комплекс жилых домов с объектами обслуживания и подземным гаражом по улице Ирбитской-Данилы Зверева-Вилонова-Раевского в Кировском районе г. Екатеринбурга		
ИЗМ. КОЛ. Ч. ЛИСТ	ИЗМ. ДОК. ПОДПИСЬ ДАТА	
I очередь строительства 27-этажный жилой дом N2		
СТАДИЯ	ЛИСТ	ЛИСТОВ
Р	19	
Госп. эк.	Смирнова	05.13
Проверил	Багина	05.13
Разработал	Карманова	05.13
План 3-6 этажей. Расположение электрических сетей.		АО КОРПОРАЦИЯ АТОМСТРОЙКОМПЛЕКС
КОПИРОВАЛ		Формат А2

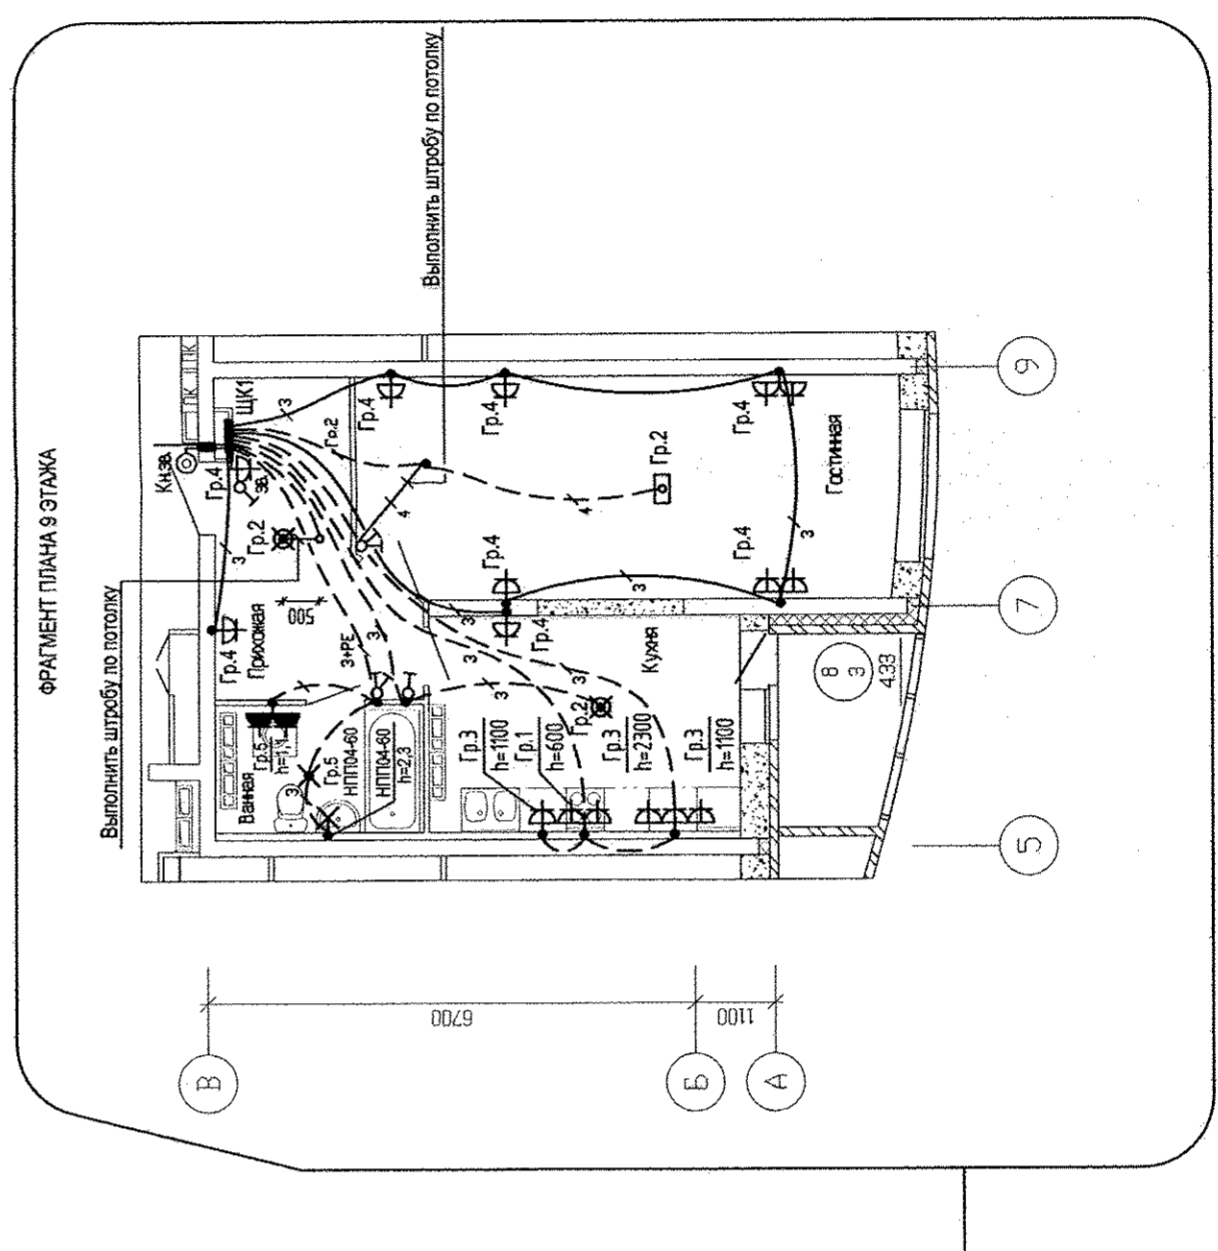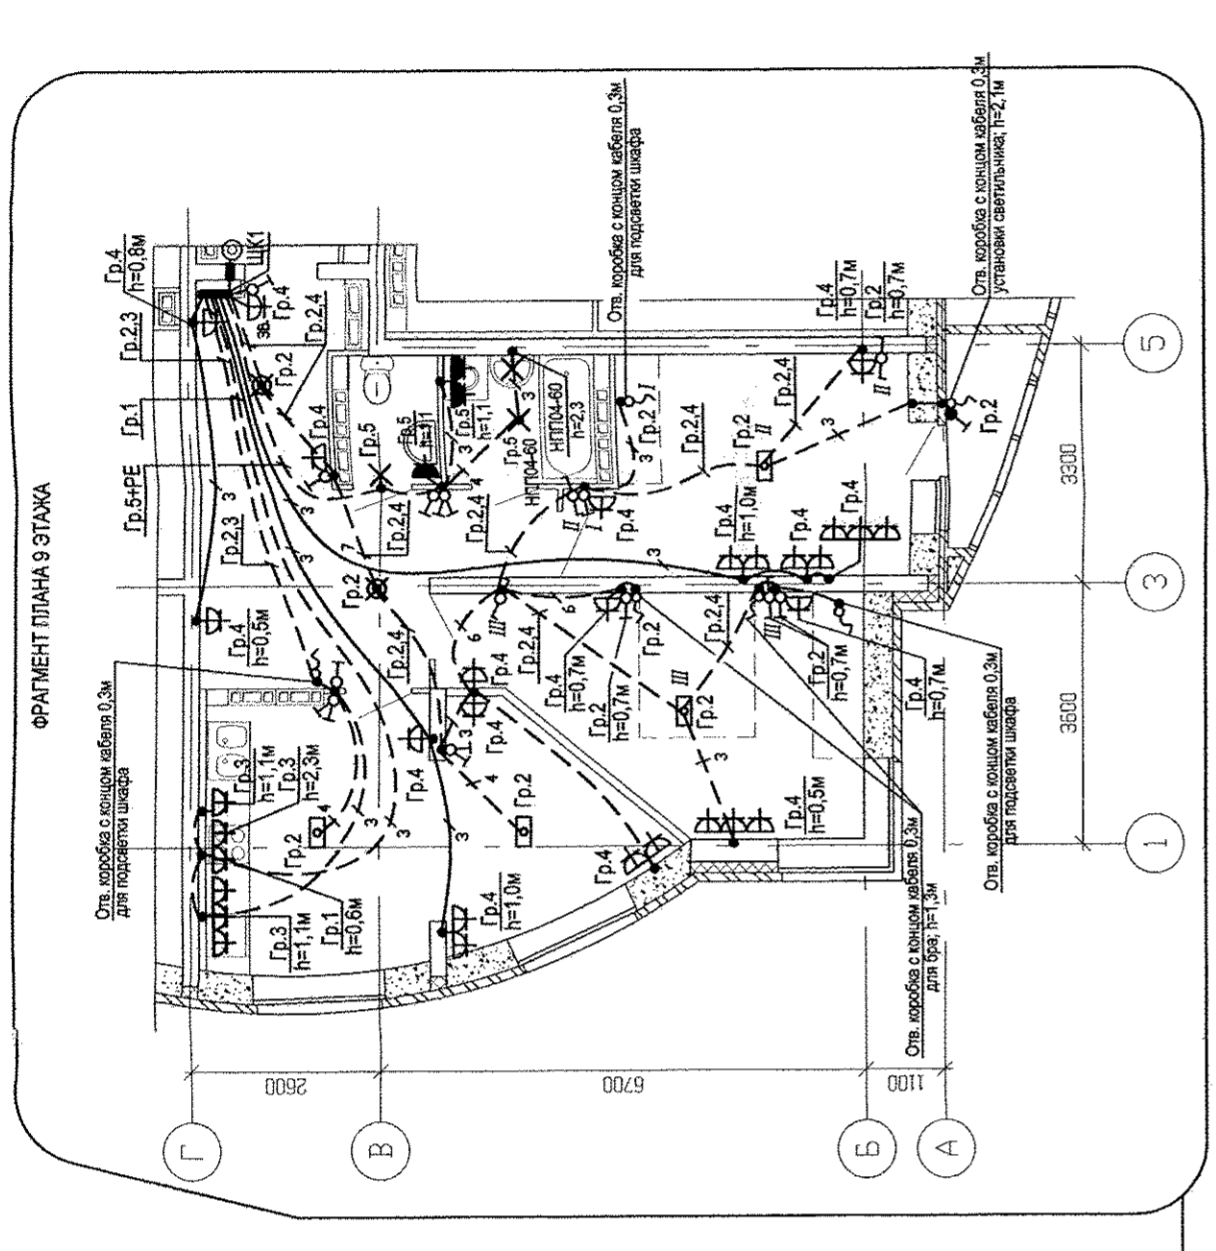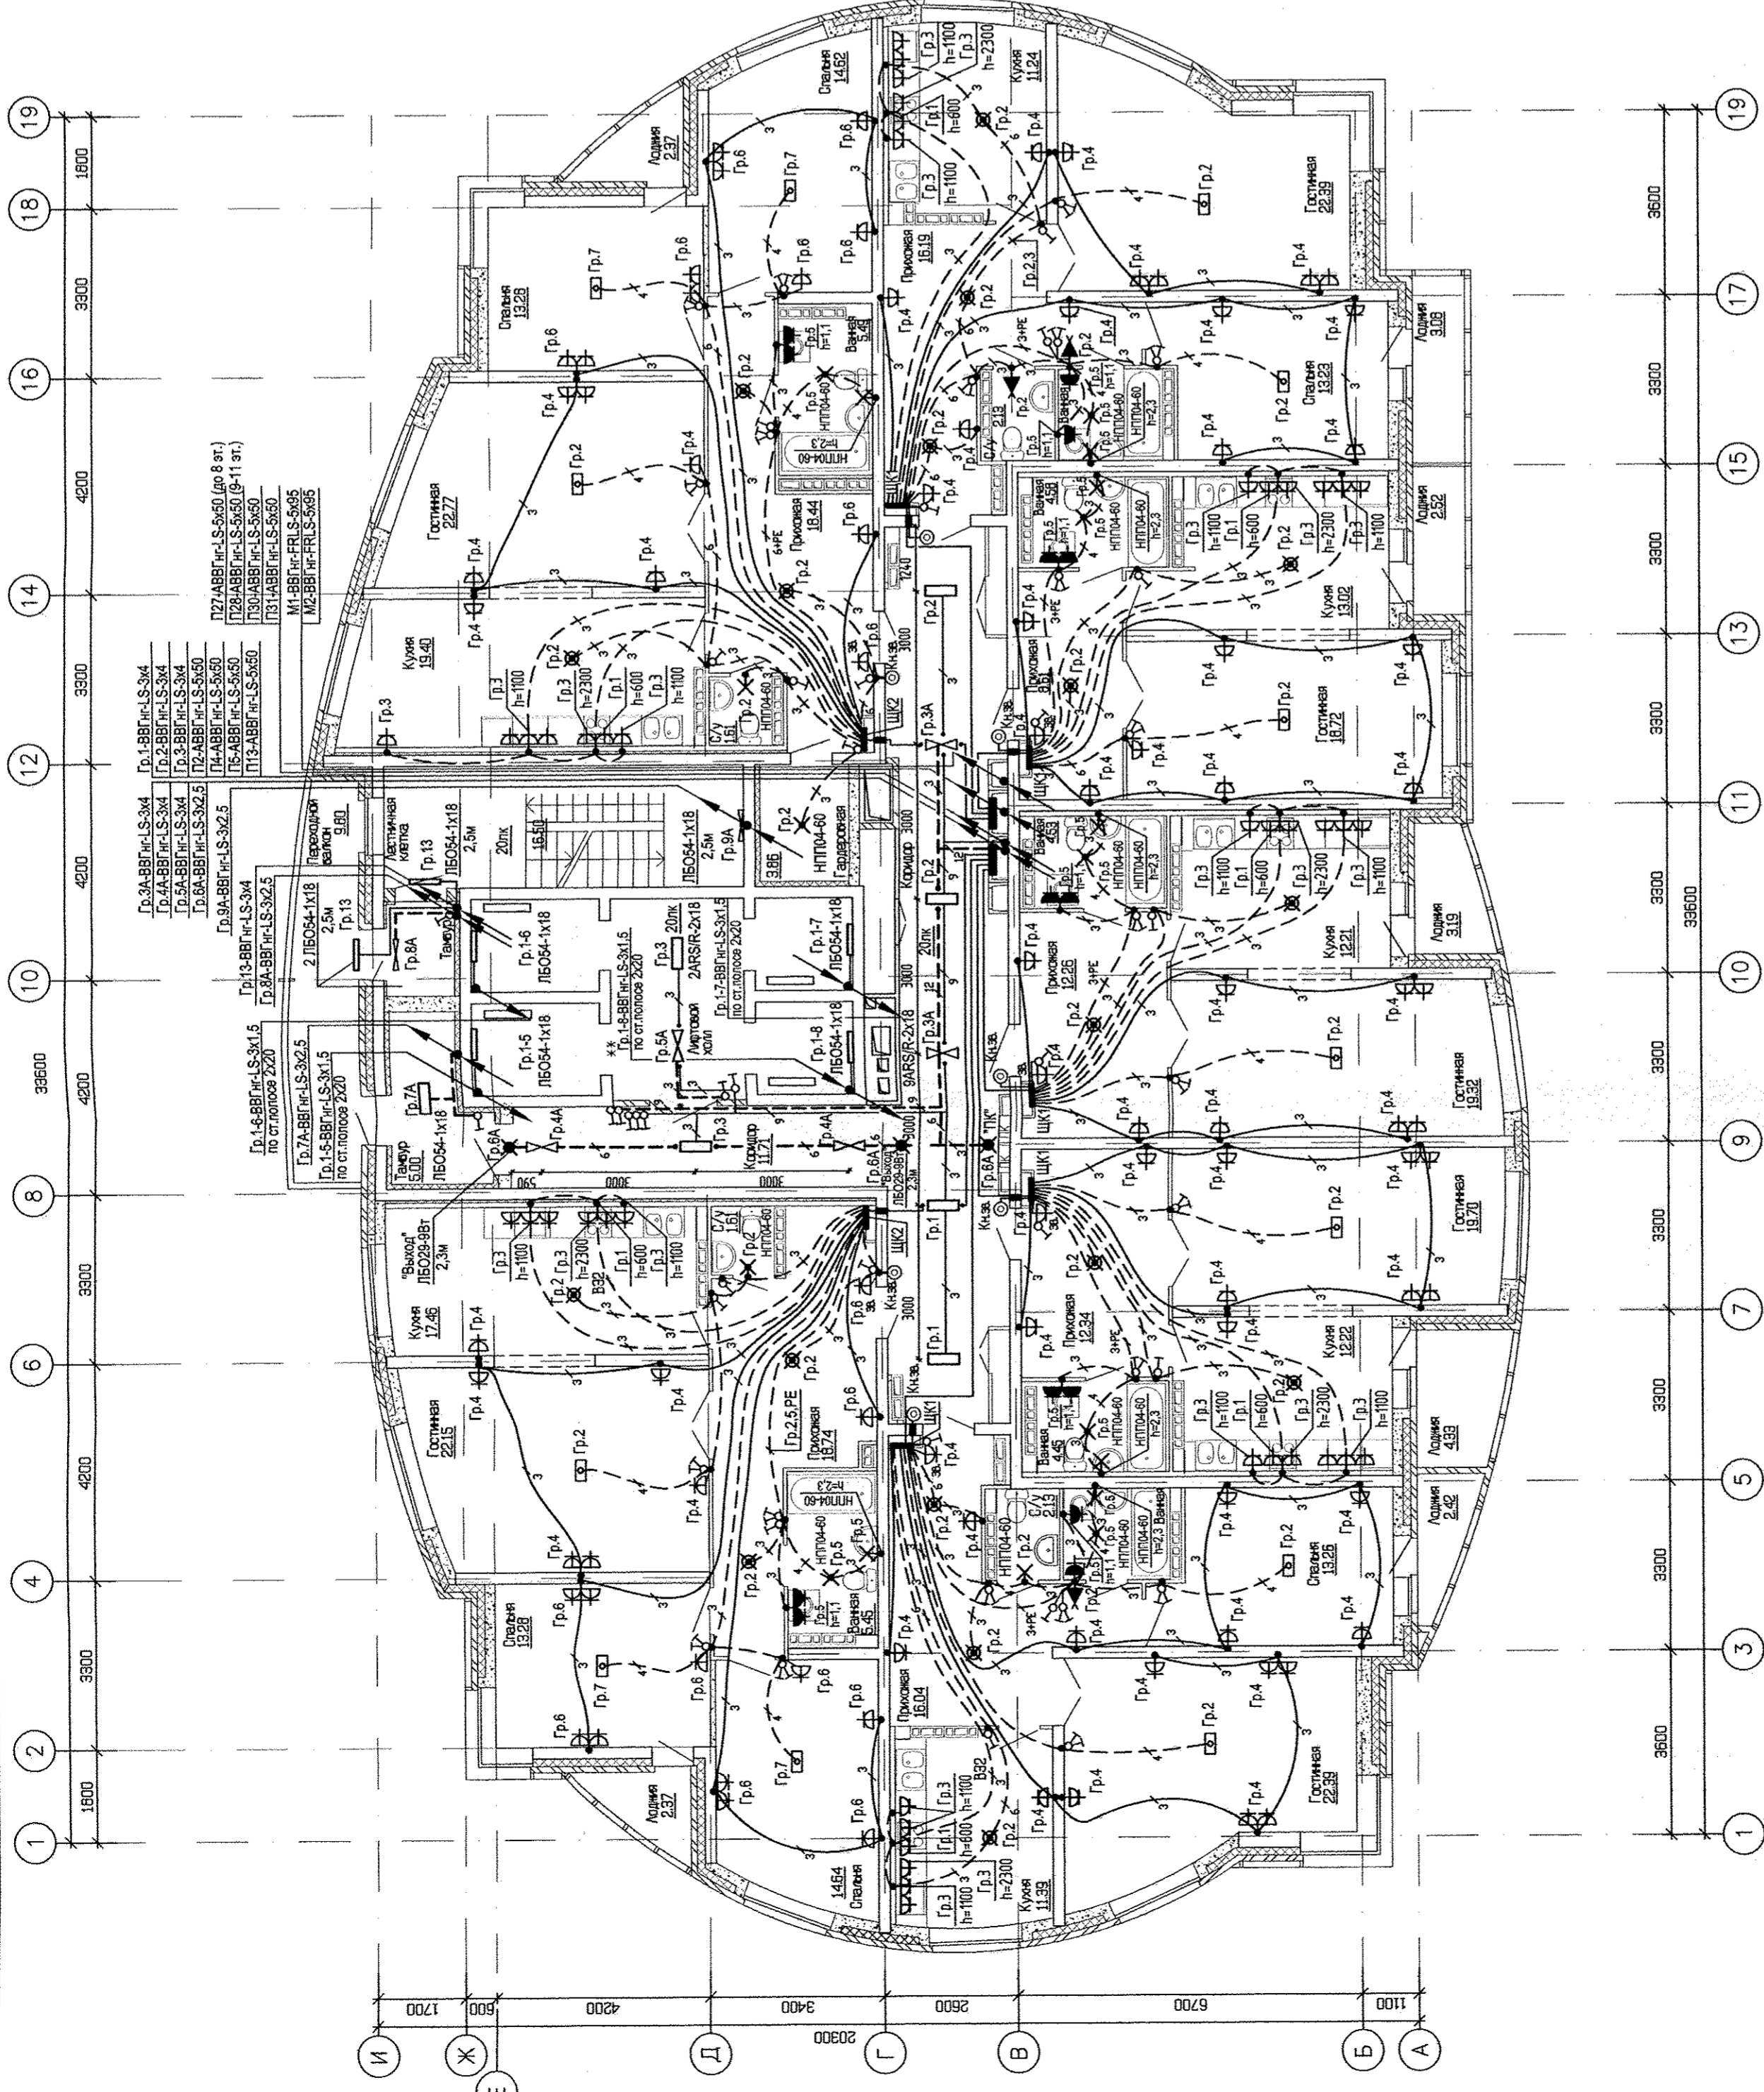

№ п/п	Наименование помещений	Площадь, кв. м	Кат. помещений
1	Гостиная	147,44	
2	Спальня	82,31	
3	Кухня	96,94	
4	Прихожая	102,62	
5	Ванная	31,67	
6	Сан. узел	7,46	
7	Балкон	3,08	
8	Лоджия	17,20	
9	Галлерейная	3,86	
10	Итого помещений квартир	482,60	
ОБЩЕДОМОВЫЕ ПОМЕЩЕНИЯ			
11	Коридор	35,61	
12	Лифт	11,71	
13	Лестничная клетка	10,06	
14	Тенуар	5,00	
15	Лестничная клетка	2,17	
16	Переходный балкон	16,50	
	Итого общедомовых помещений	90,85	

№ п/п	Имя	Должность	Дата	Лист	Мест	Местов
6	1	188-13	05.13			
3	1	214-13	05.13			
УМ. КОЛ. ЧИСТ. № ДОК. ПОДЛИСЬ ДАТА						
1. Сдать в строительство 27-этажный жилой дом №2						
СТАЦИЯ ЛИСТ МЕСТОВ						
Р 20						
АТУ.005-02-ЭЛ						
Комплекс жилых домов с объектами обслуживания и подземным гаражом по улице Копылова-Давыда Засрава-Виклова-Равского в Кировском районе г. Екатеринбург						
АО «АТОМСТРОЙКОМПЛЕКС»						
Копировал						
Оформат А3x3						

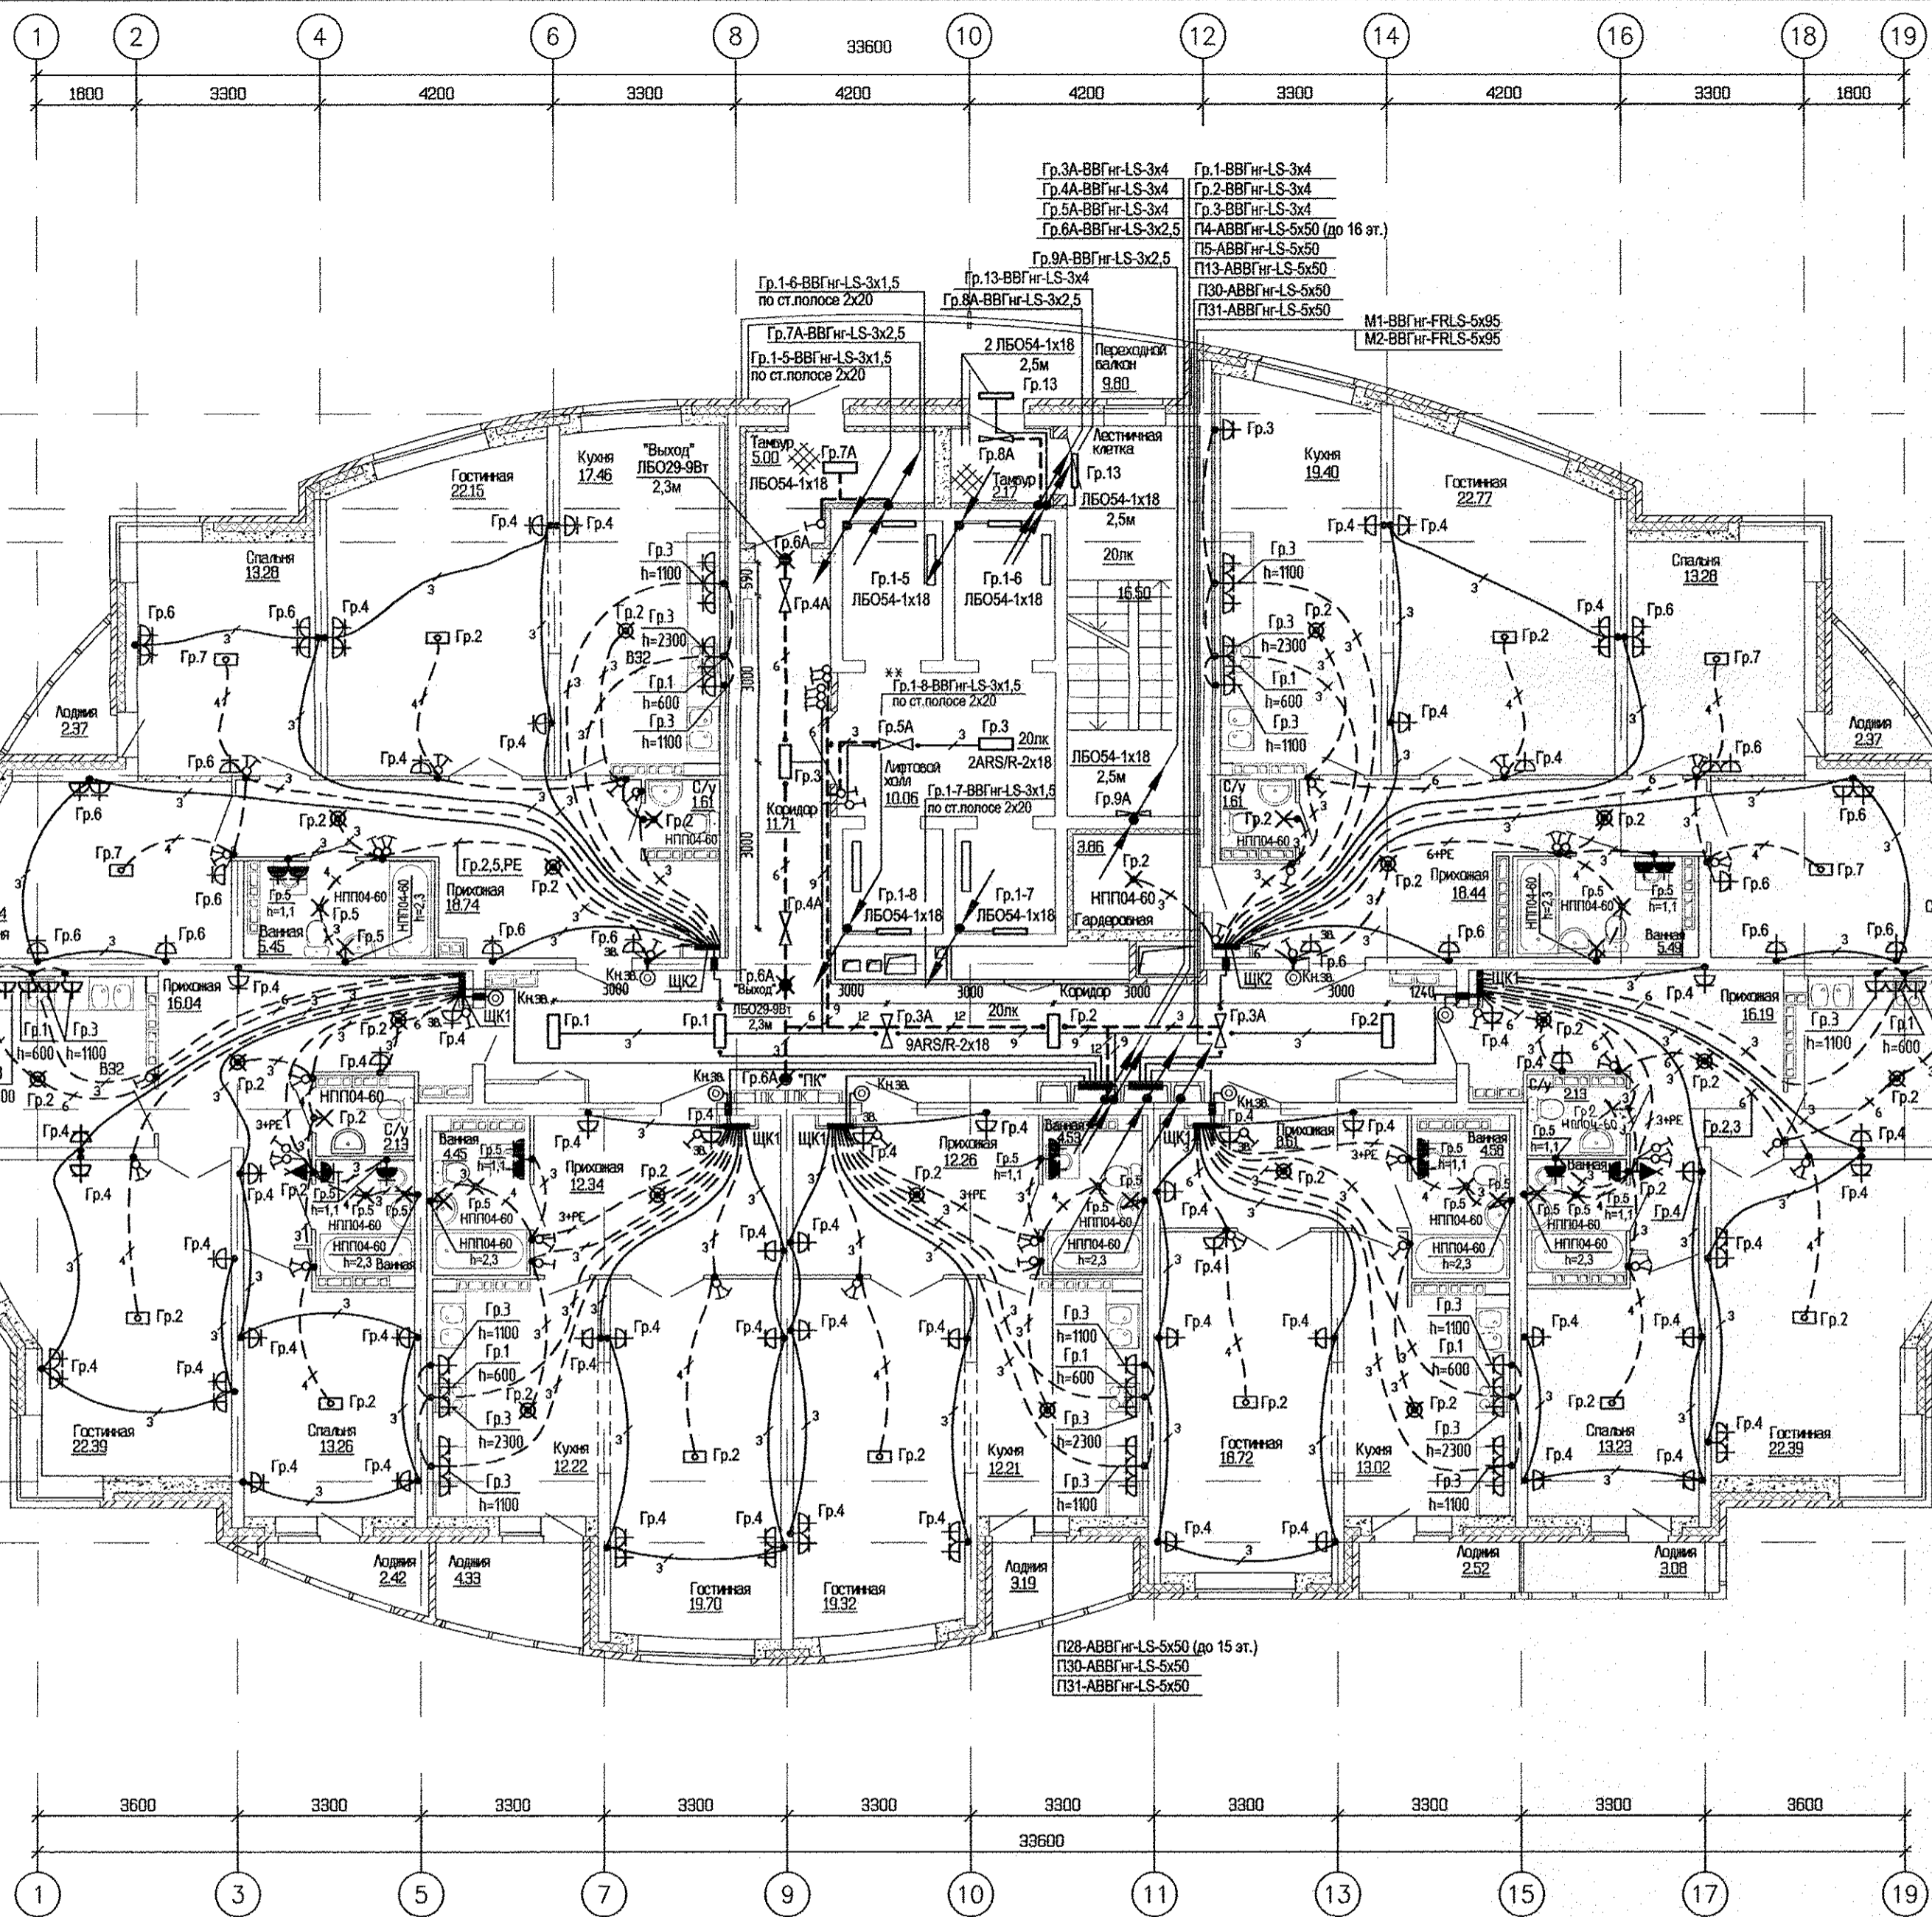

ЭКСПЛИКАЦИЯ ПОМЕЩЕНИЙ

Номер помещения	Наименование	Площадь, м <sup>2</sup>	Кат. помещения
ПОМЕЩЕНИЯ КВАРТИР			
1	Гостиная	147.44	
2	Спальня	82.31	
3	Кухня	96.94	
4	Прихожая	102.62	
5	Ванная	31.67	
6	Сан. узел	7.48	
7	Балкон	3.08	
8	Лоджия	17.20	
9	Гардеробная	3.86	
Итого помещений квартир:		492.60	
ОБЩЕДОМОВЫЕ ПОМЕЩЕНИЯ			
10	Коридор	35.61	
11	Коридор	11.71	
12	Лифтовый холл	10.06	
13	Тамбур	5.00	
14	Тамбур	2.17	
15	Лестничная клетка	16.50	
16	Переходной балкон	9.80	
Итого общедомовых помещений:		90.85	

СОГЛАСОВАНО	Чиник	01.12.18
АР	Чирков	
ОБ	Пашаева	
ВК	Курчавова	
Инал подл.	Взам. инв.	Дата

АПУ.005-02-3А

Комплекс жилых домов с объектами обслуживания и подземным гаражом по улице Иртышской-Даниила Зверева-Вилонова-Раевского в Кировском районе г. Екатеринбург


1 очередь строительства 27-этажный жилой дом №2

План 12-16 этажей. Расположение электрических сетей.

ИЗМ.	КОЛУЧ	ЛИСТ	№ ДОК.	ПОДПИСЬ	ДАТА
Гл. спец.	Смирнова				05.13
Проверил	Багина				05.13
Разработал	Карманова				05.13

СТАДИЯ	ЛИСТ	ЛИСТОВ
р	21	


КОПИРОВАЛ Формат А2

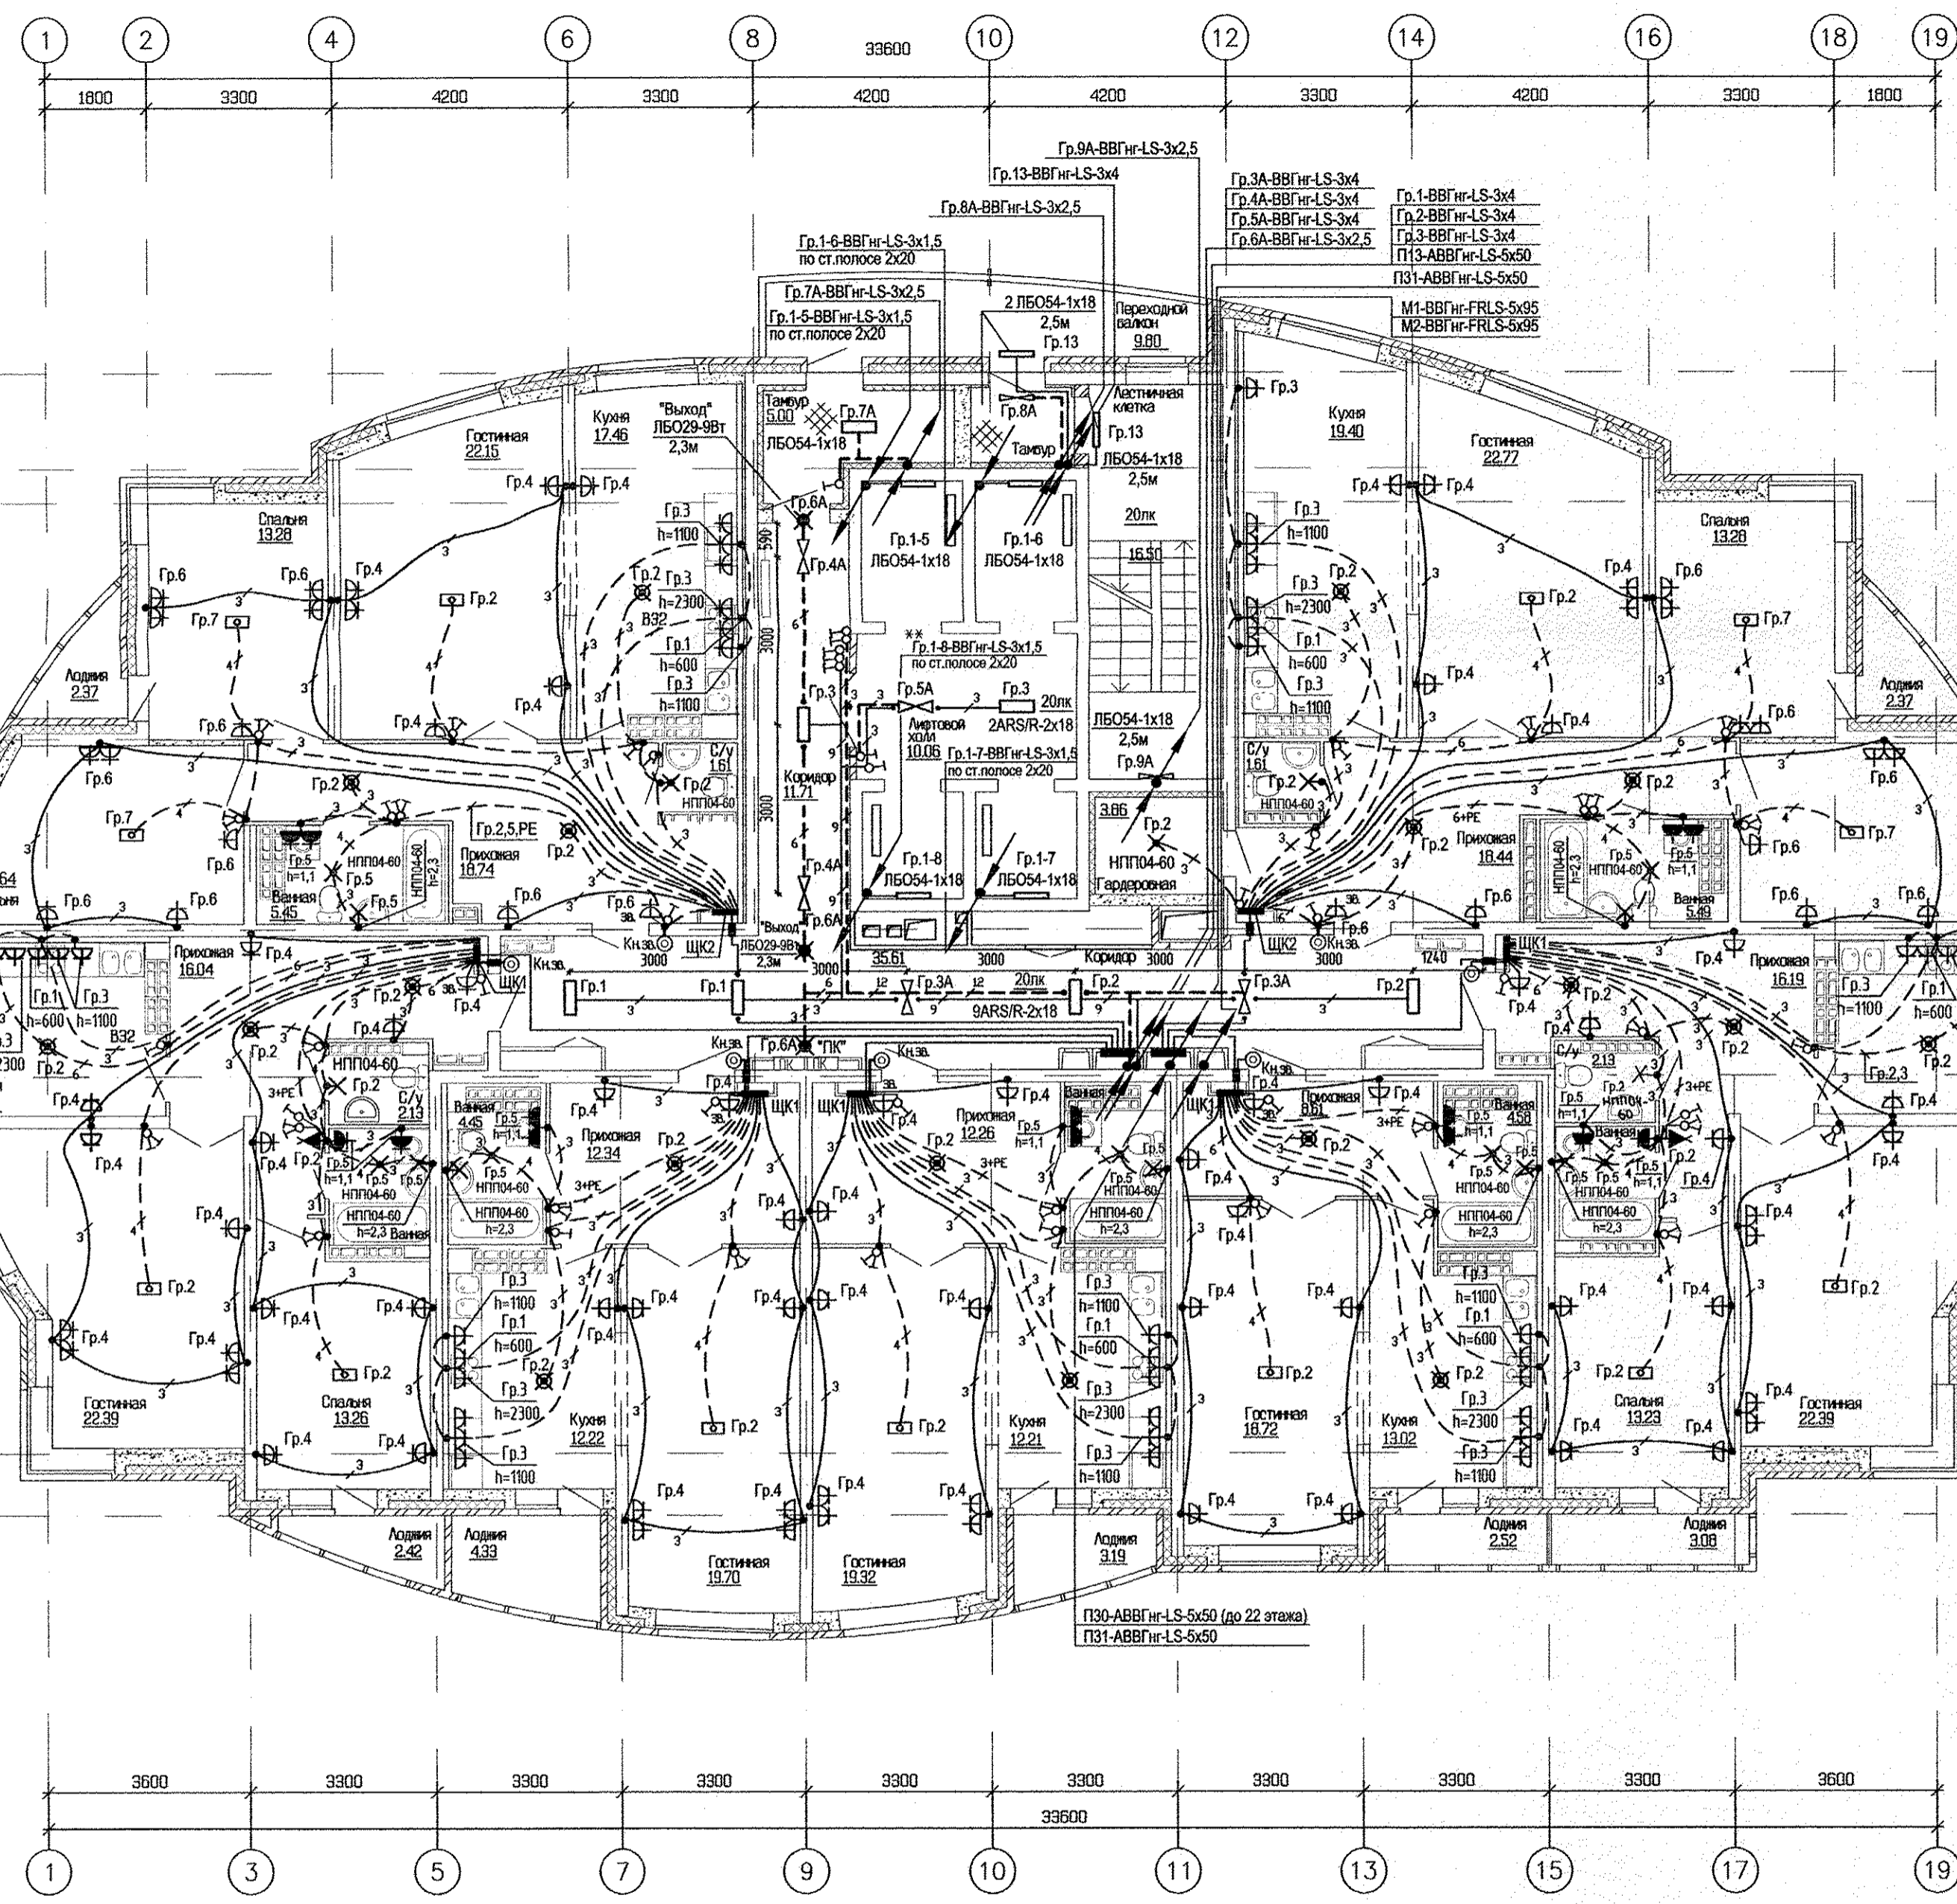

ЭКСПЛИКАЦИЯ ПОМЕЩЕНИЙ			
Номер помещения	Наименование	Площадь м2	Кат. помещения
ПОМЕЩЕНИЯ КВАРТИР			
1	Гостиная	147.44	
2	Спальня	82.31	
3	Кухня	94.33	
4	Прихожая	102.53	
5	Ванная	29.73	
6	Сан. узел	7.48	
7	Балкон	3.08	
8	Лоджия	17.20	
9	Гардеробная	3.86	
Итого помещений квартир:		487.96	
ОБЩЕДОМОВЫЕ ПОМЕЩЕНИЯ			
10	Коридор	35.61	
11	Коридор	11.71	
12	Лифтовый холл	10.06	
13	Тамбур	5.00	
14	Тамбур	2.17	
15	Лестничная клетка	16.50	
16	Переходной балкон	9.80	
Итого общедомовых помещений:		90.85	

СОГЛАСОВАНО	Чирков	05.13
АР	Пашаева	
ОВ	Кураева	
ВК		
Имя, подп.	Подпись и дата	

		АПУ.005-02-ЭЛ	
		Комплекс жилых домов с объектами обслуживания и подземным гаражом по улице Ирбитской-Дамилы Зверева-Виллонова-Раевского в Кировском районе г. Екатеринбурга	
ИЗМ.	КОЛ-Ч	ЛИСТ	№ ДОК. ПОДПИСЬ ДАТА
I очередь строительства 27-этажный жилой дом №2		СТADIЯ	ЛИСТ
		Р	23
Госп. эк.	Смирнова	05.13	План 22-24 этажей Расположение электрических сетей.
Проверил	Багина	05.13	
Разработал	Карманова	05.13	
КОПИРОВАЛ		Формат А2	

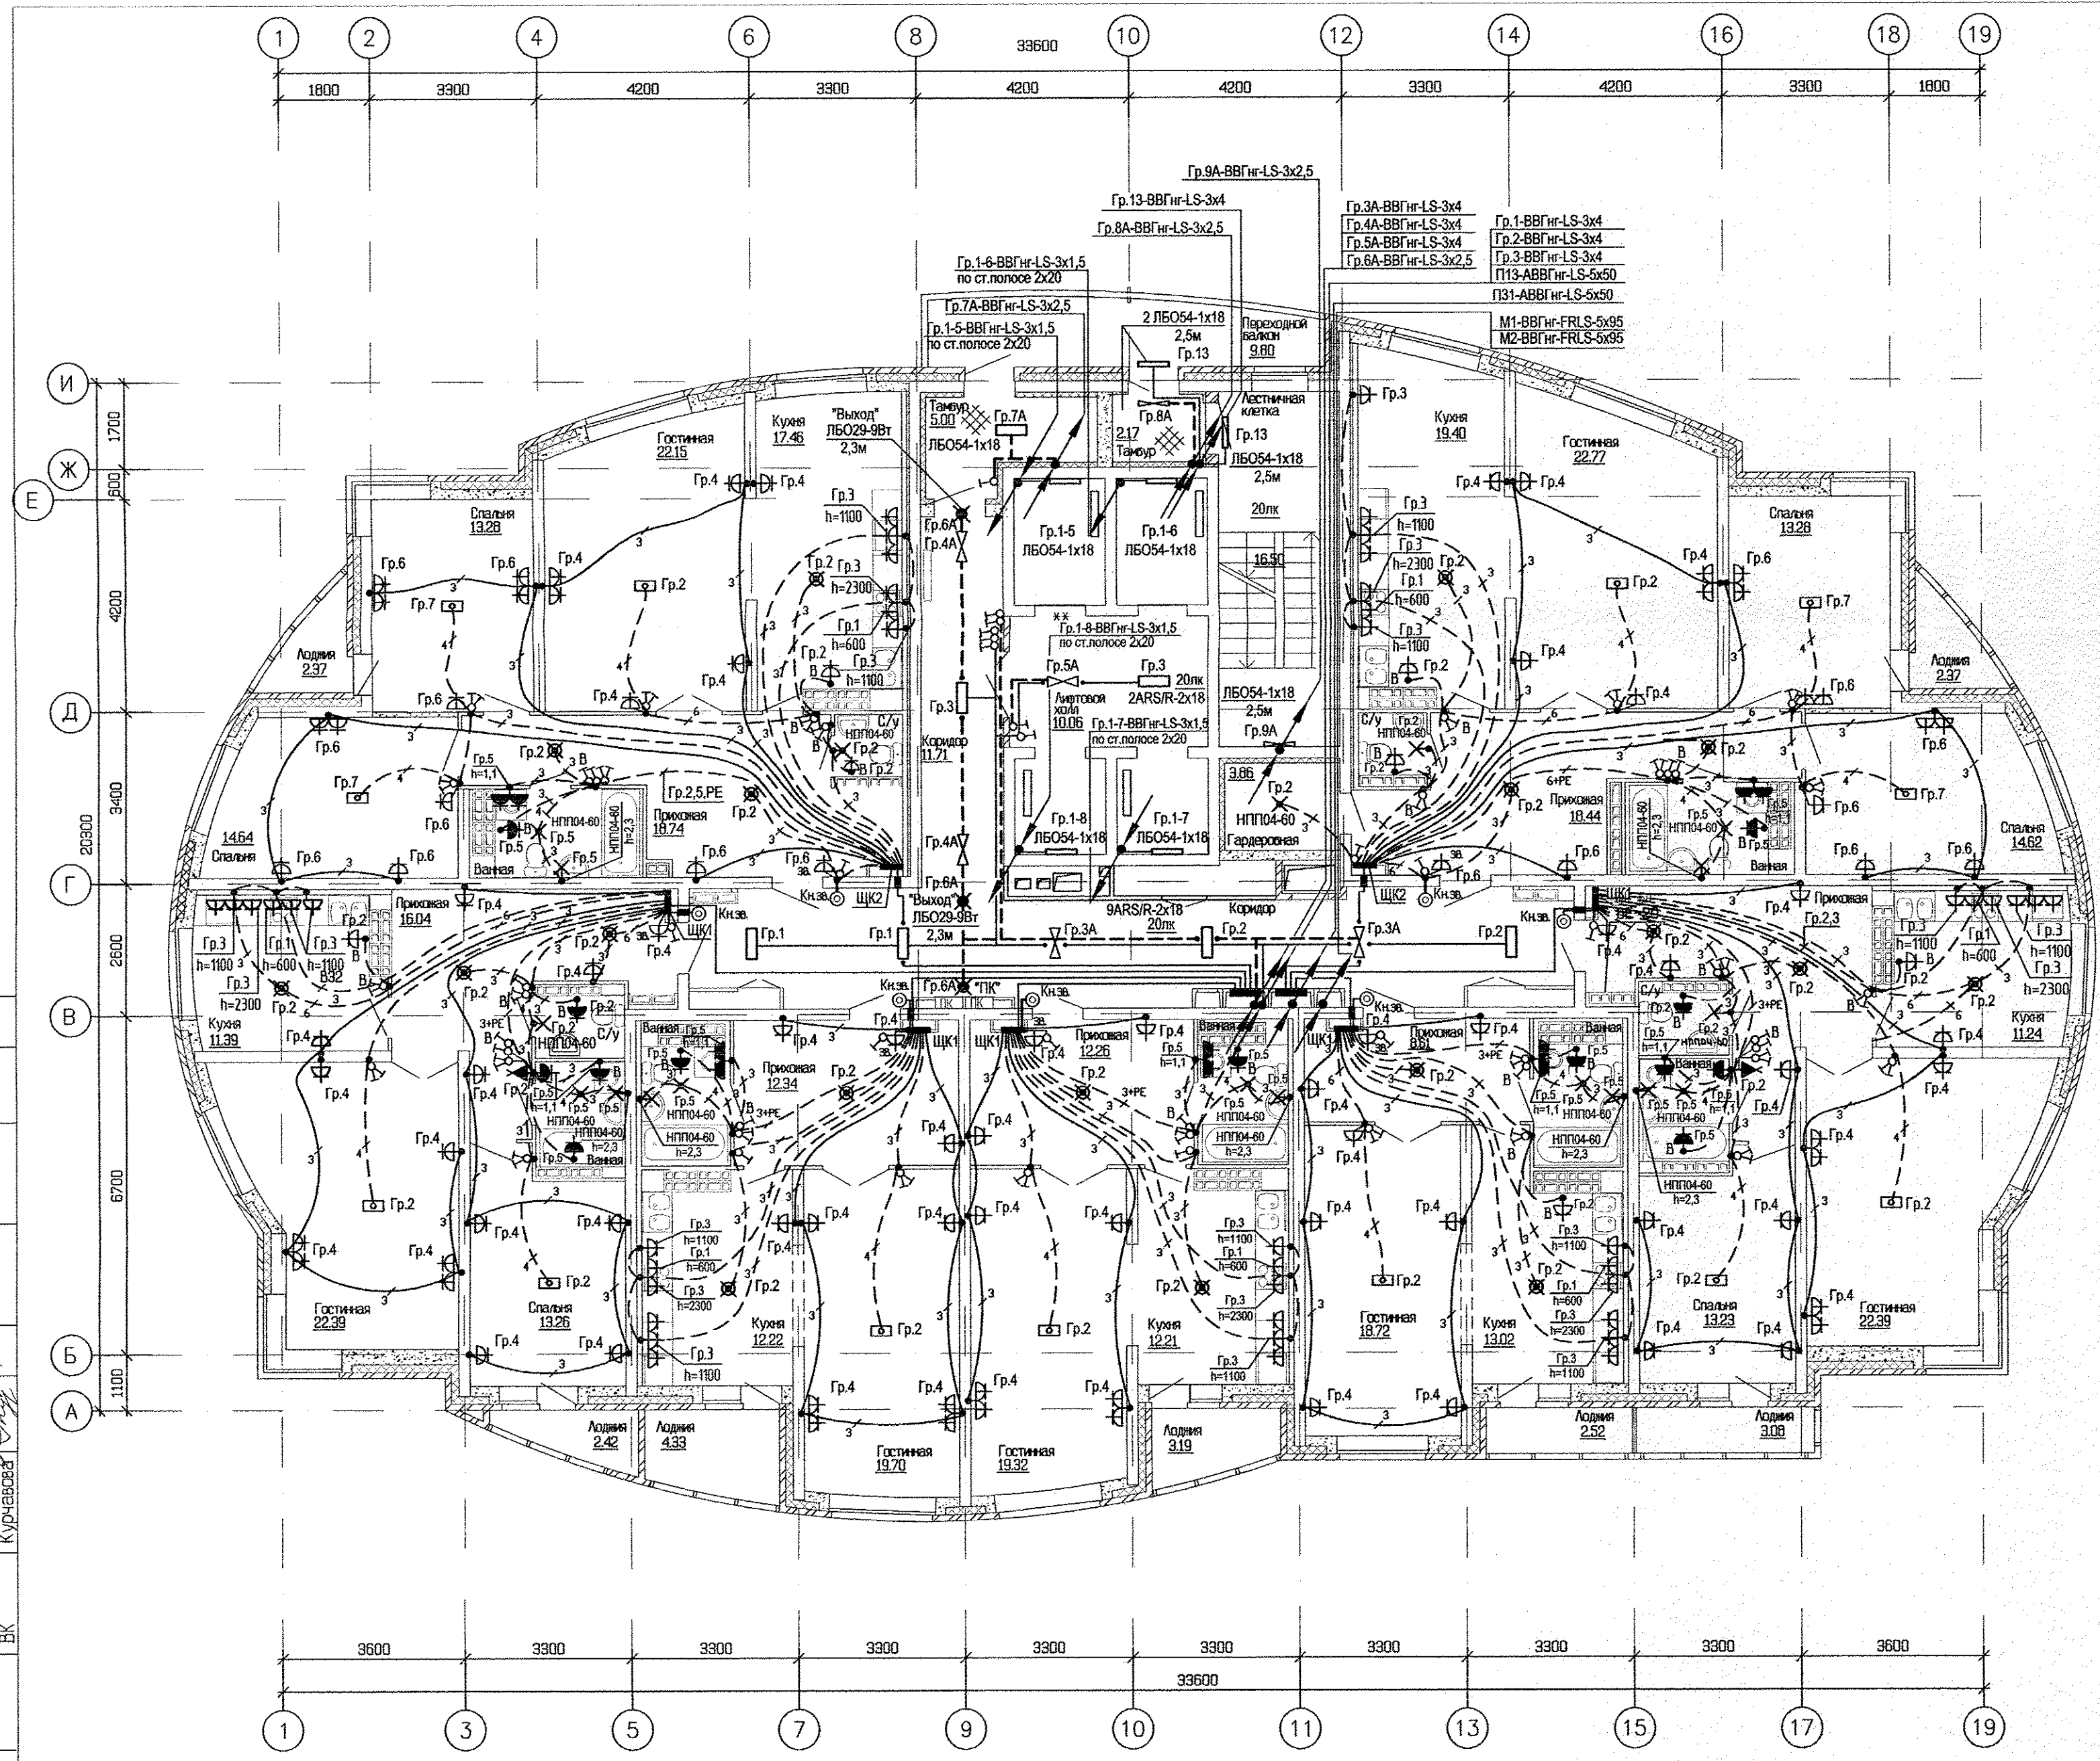

ЭКСПЛИКАЦИЯ ПОМЕЩЕНИЙ			
Номер помещения	Наименование	Площадь м <sup>2</sup>	Кат. помещения
ПОМЕЩЕНИЯ КВАРТИР			
1	Гостинная	147.44	
2	Спальня	62.31	
3	Кухня	94.33	
4	Прихожая	102.53	
5	Ванная	29.73	
6	Сан. узел	7.48	
7	Балкон	3.08	
8	Лоджия	17.20	
9	Гардеробная	3.86	
Итого помещений квартир:		487.96	
ОБЩЕДОМОВЫЕ ПОМЕЩЕНИЯ			
10	Коридор	35.61	
11	Коридор	11.71	
12	Лифтовый холл	10.06	
13	Тамбур	5.00	
14	Тамбур	2.17	
15	Лестничная клетка	16.50	
16	Переходной балкон	9.80	
Итого общедомовых помещений:		90.85	

СОГЛАСОВАНО	Чирков	05.13
АР	Пашаева	05.13
ОВ	Курчавова	05.13
ВК		
Имя и подл.	Подпись и дата	
Взам. инв.		

ИЗМ.		КОЛ	УЧ	ЛИСТ	№	ДОК.	ПОДПИСЬ	ДАТА	
АПУ.005-02-ЭЛ									
Комплекс жилых домов с объектами обслуживания и подземным гаражом по улице Ирбитской-Дамы Зверева-Вилонова-Равского в Кировском районе г. Екатеринбурга									
I очередь строительства 27-этажный жилой дом №2							СТАДИЯ	ЛИСТ	ЛИСТОВ
							Р	24	
Гл. спец.	Смирнова			05.13					
Проверил	Багина			05.13					
Разработал	Карманова			05.13					
План 25 этажа. Расположение электрических сетей.									
ЗАО КОРПОРАЦИЯ АТОМСТРОЙКОМПЛЕКС									
КОПИРОВАЛ Формат А2									