



Экспликация помещений

N пом.	Наименование	Категория по взрыво-пож. опасн.	Площадь, м2
1	Тамбур входа		2,13
2	Тамбур входа		4,92
3	Коридор		46,53
4	Лифтовый холл		11,15
5	Лестничная клетка		15,64
6	Помещение мусоропровода		1,55

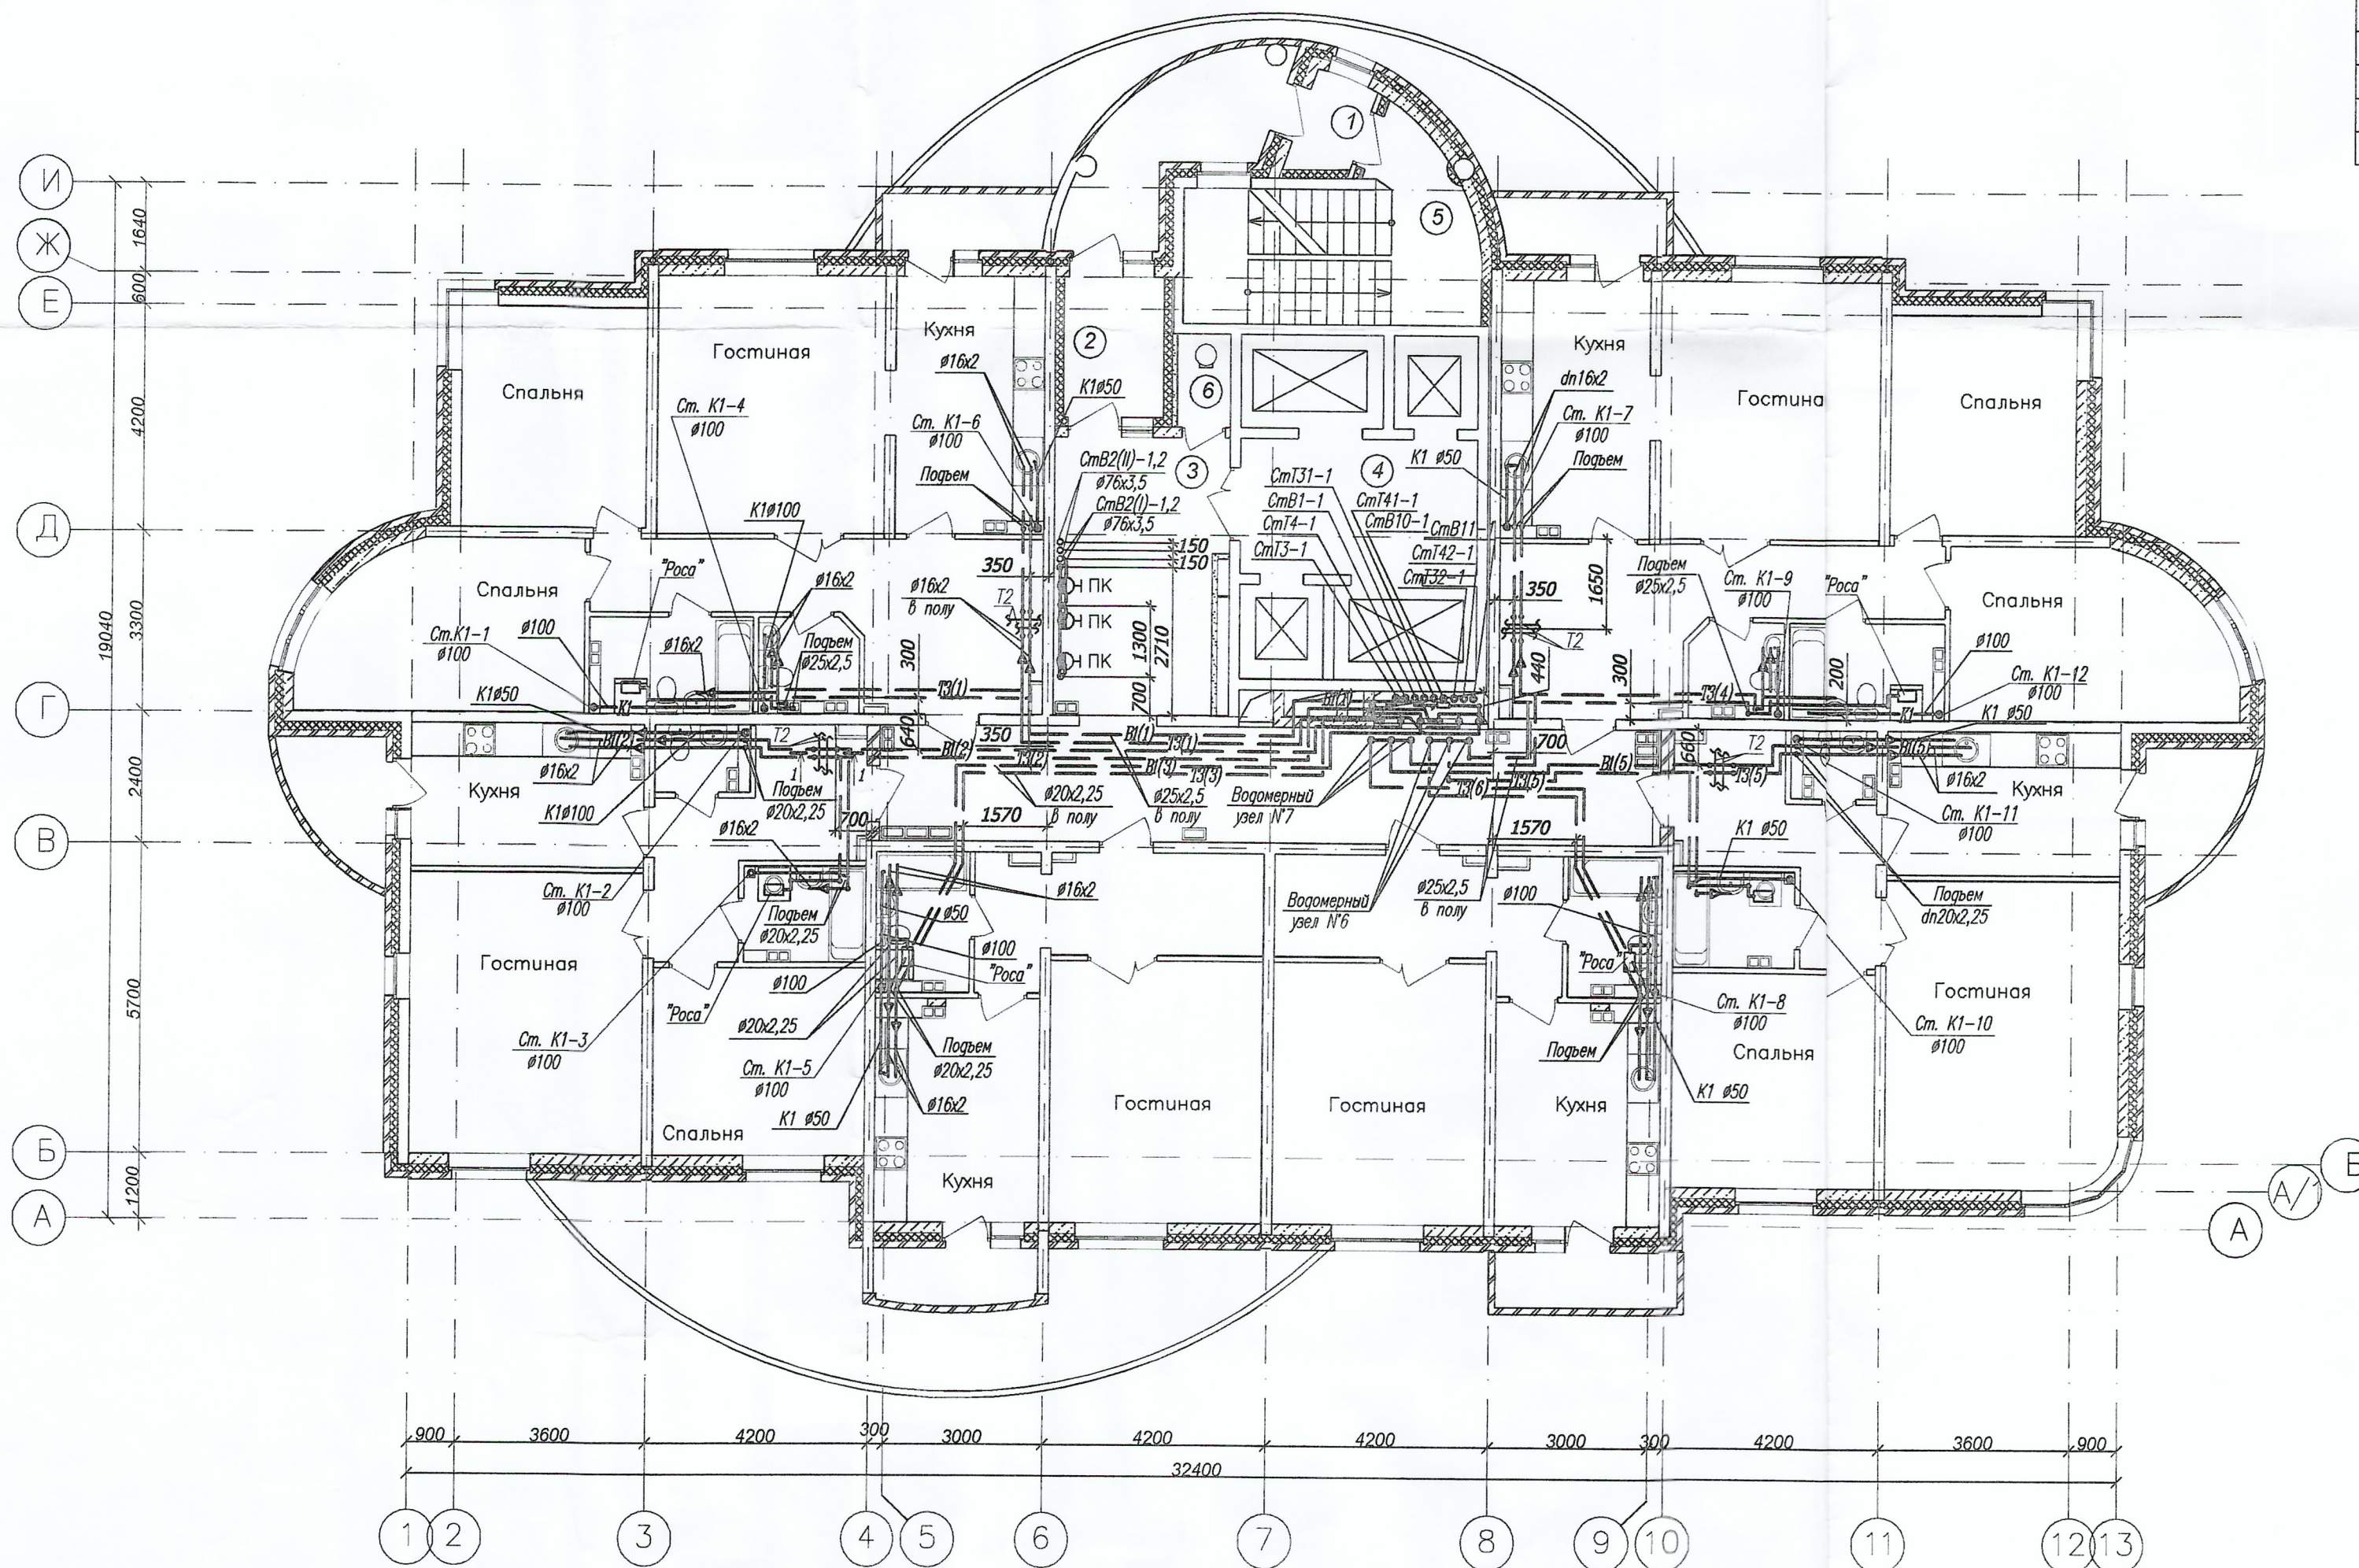





ИГП.06-03-ВК					
Комплекс многоэтажных жилых домов со встроенными нежилыми помещениями и подземными паркингами по ул. Орденосцев в Чкаловском районе г. Екатеринбурга					
Изм.	Кол.уч.	Лист	N док.	Подпись	Дата
Жилой дом N 3 с офисами				Стадия	Лист
Гл. спец.	Пырова	11.06		Р	4
Н. контр.	Кононова	11.06			
Проверил	Пырова	11.06			
Разраб.	Габрина	11.06			
План 2 этажа				ЗАО "ИНСТИТУТ ГРАЖДАНСКОГО ПРОЕКТИРОВАНИЯ"	

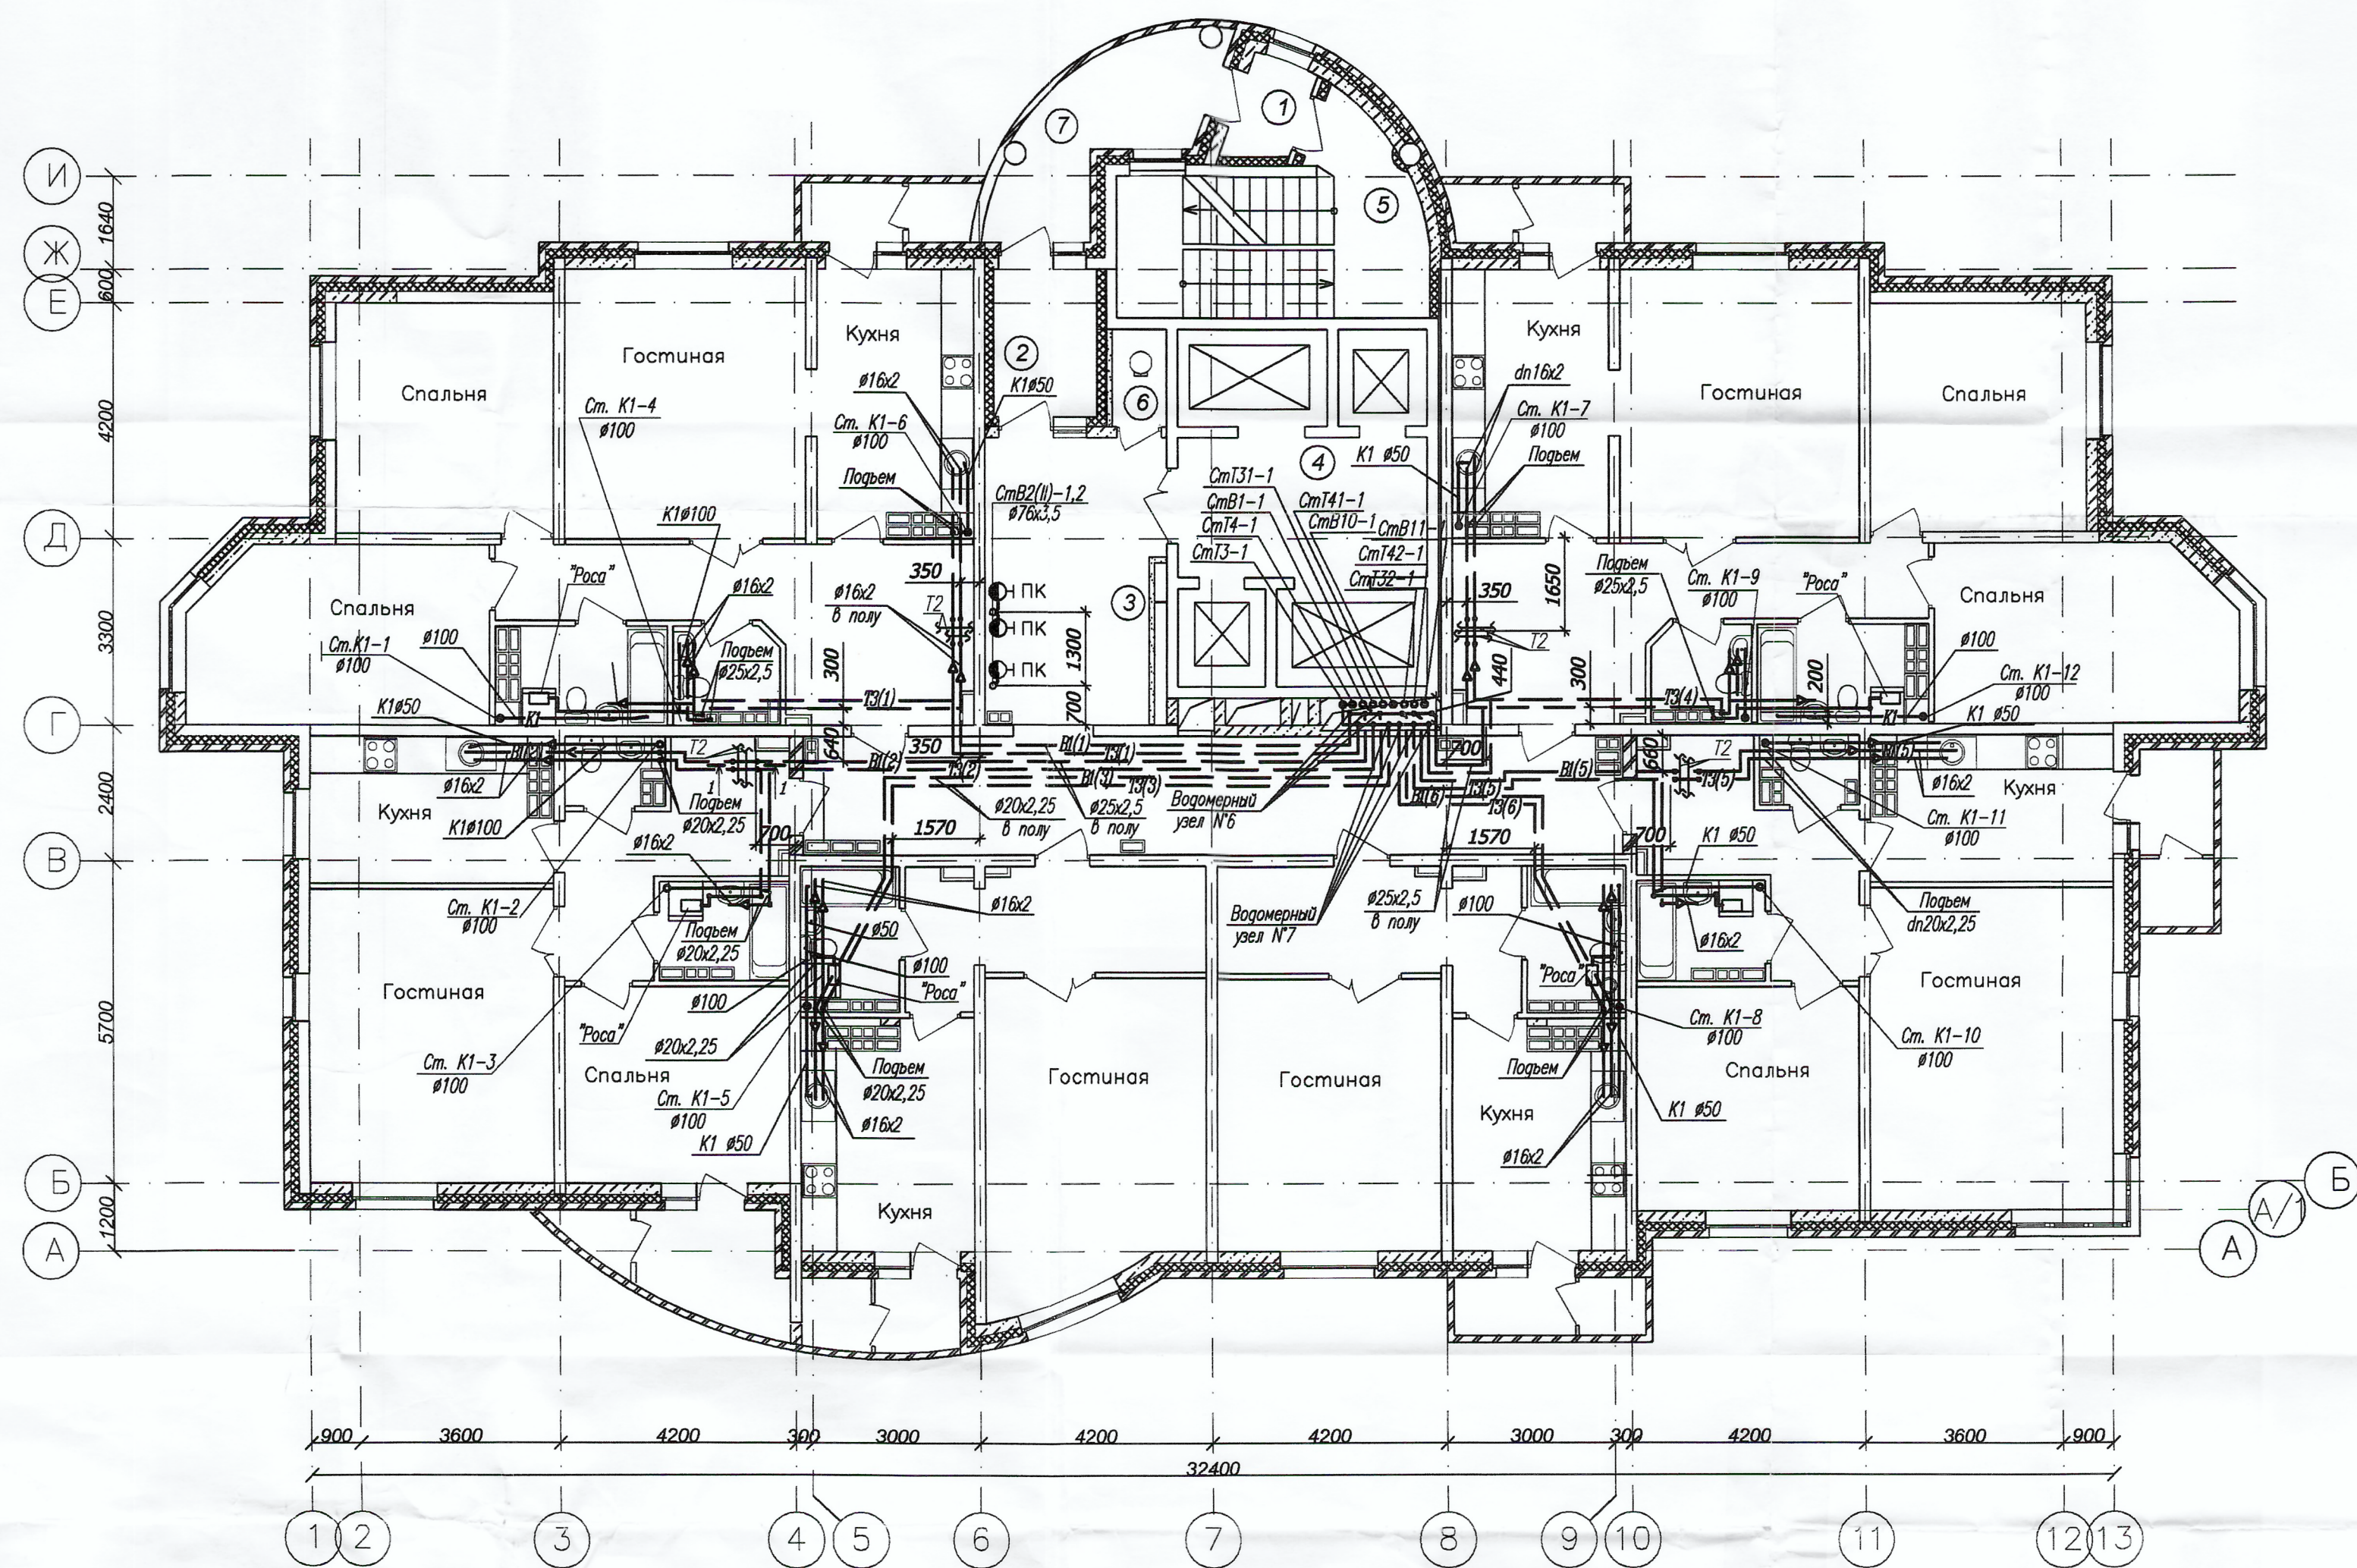

Экспликация помещений

N пом.	Наименование	Категория по взрывопож. опас.	Площадь, м2
1	Тамбур входа		2,13
2	Тамбур входа		4,92
3	Коридор		46,53
4	Лифтовой холл		11,15
5	Лестничная клетка		15,64
6	Помещение мусоропровода		1,55
7	Лоджия переходная		8,53


Примечания:
Трассировку сетей водопровода и канализации для этажей 4–25 принять по аналогии со 3 этажом.

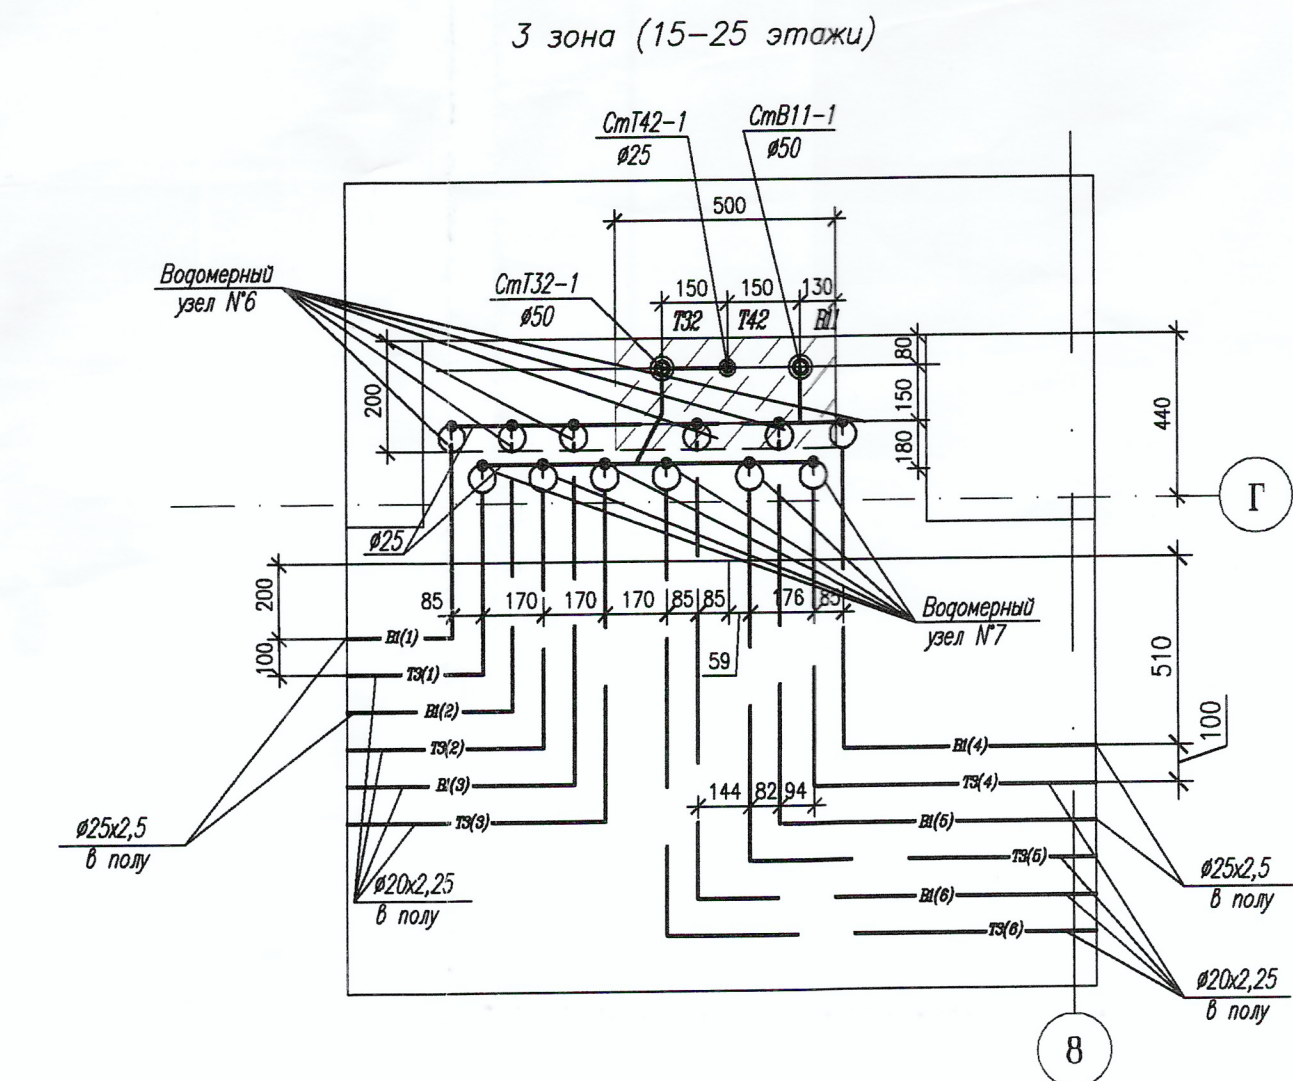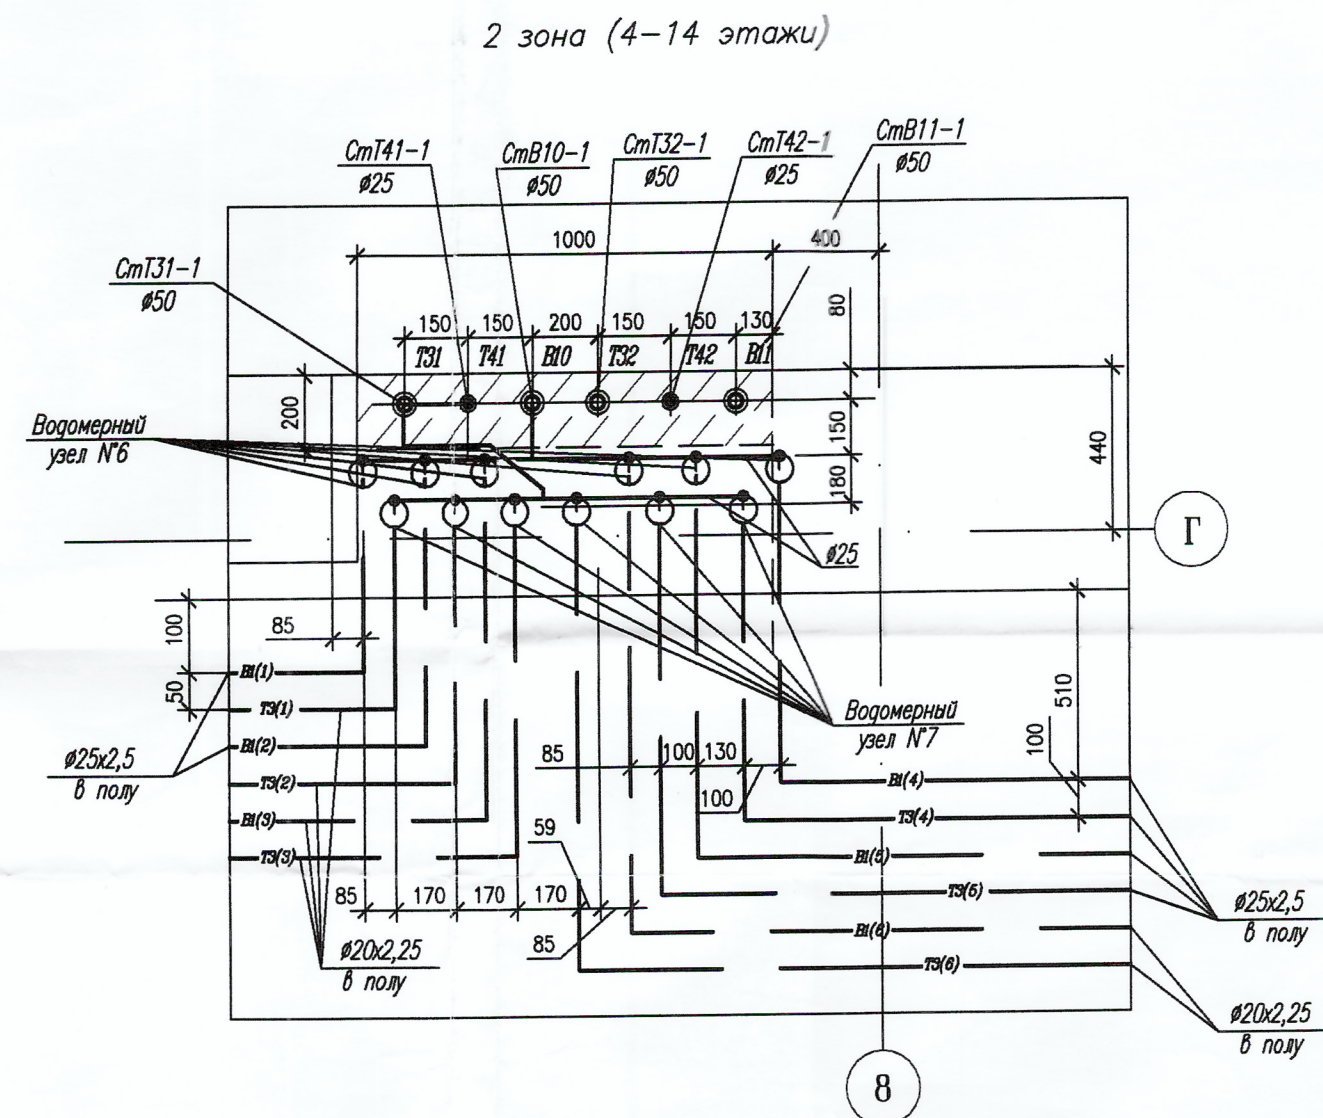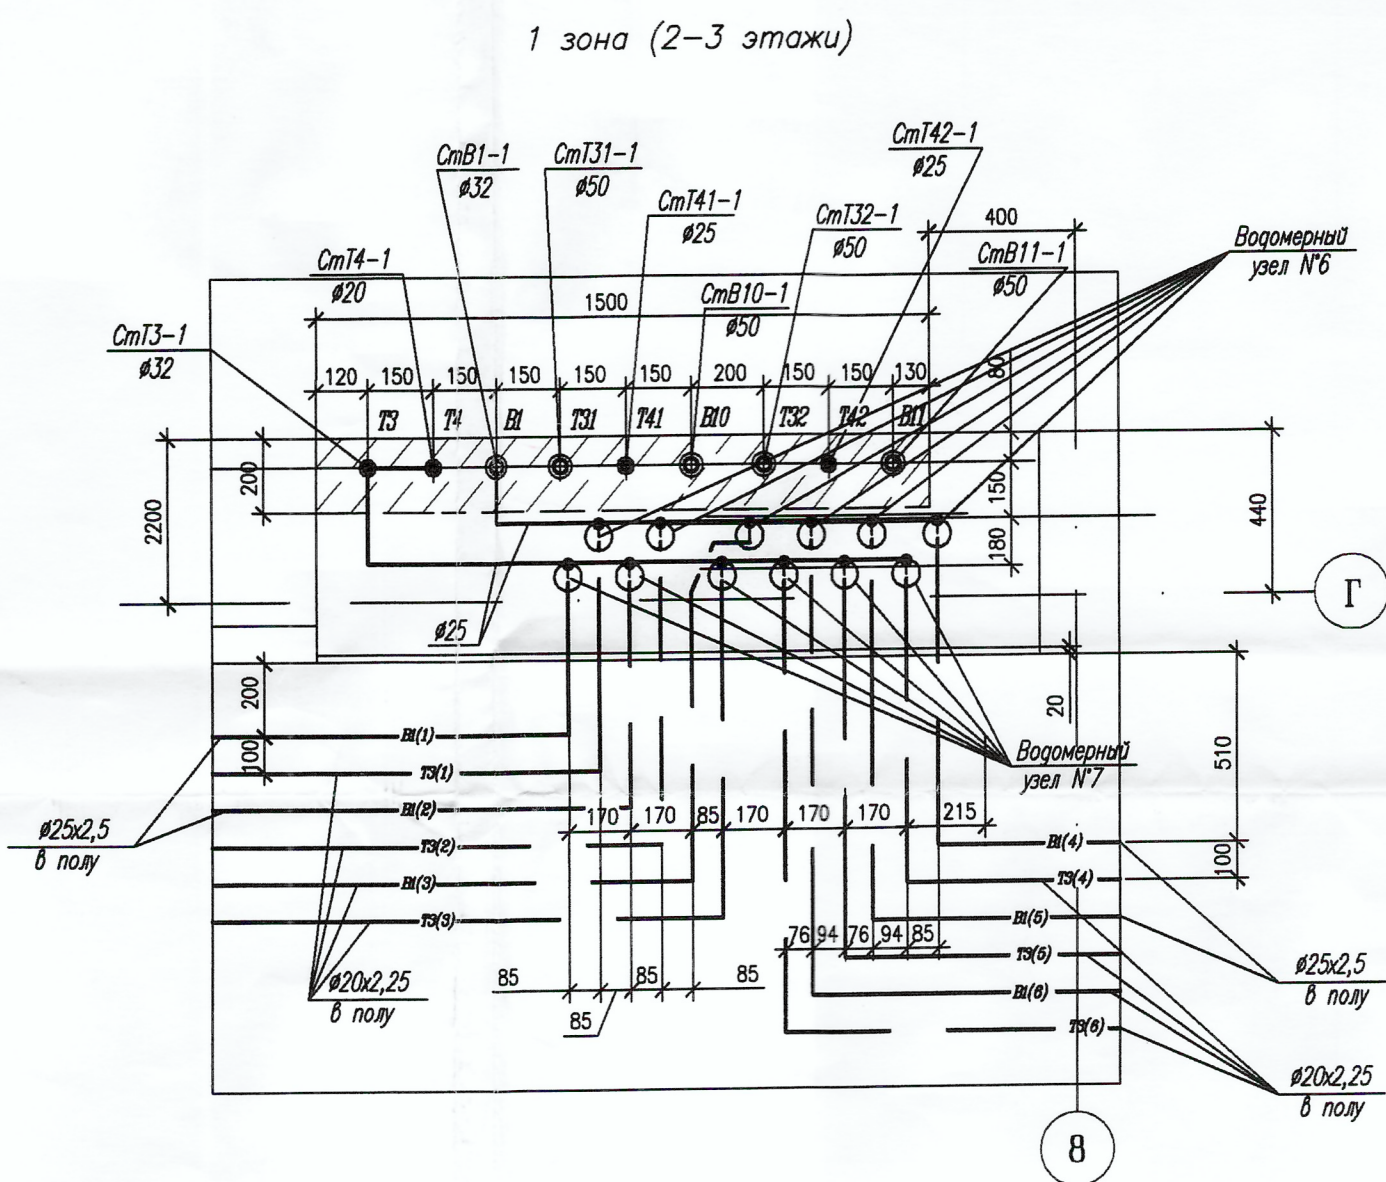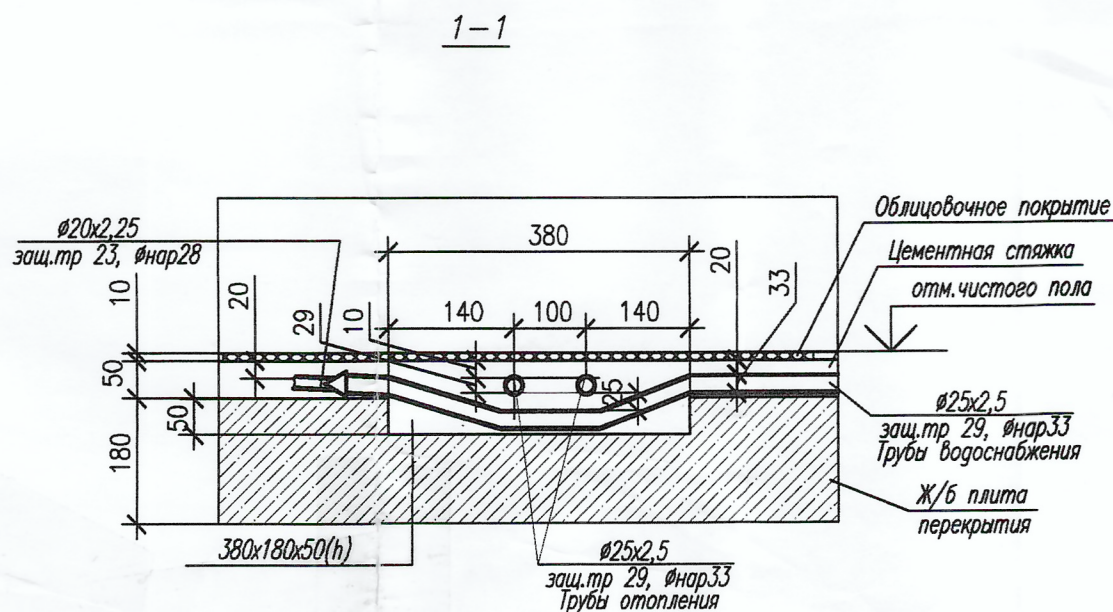


ИГП.06–03–ВК			
1	Зам. 41-07	05.07	Комплекс многоэтажных жилых домов со встроенными нежилыми помещениями и подземными паркингами по ул. Орденосцев в Чкаловском районе г. Екатеринбург
Изм.	Кол.ч.	Лист	Нач. Лист
Гл. спец.	Пырова	11.06	Жилой дом N 3 с офисами
Н. контр.	Коронова	11.06	План типового этажа
Проектиров.	Пырова	11.06	Размещение квартирных водомерных узлов в общей нише. Разрез 1-1
Разраб.	Гаврина	11.06	ИНИСТИТУТ ГРАЖДАНСКОГО ПРОЕКТИРОВАНИЯ
		Страница	Листов
		Р	5
		Формат А1	

Размещение квартирных водомерных узлов в общей нише



1 зона (2-3 этажи)

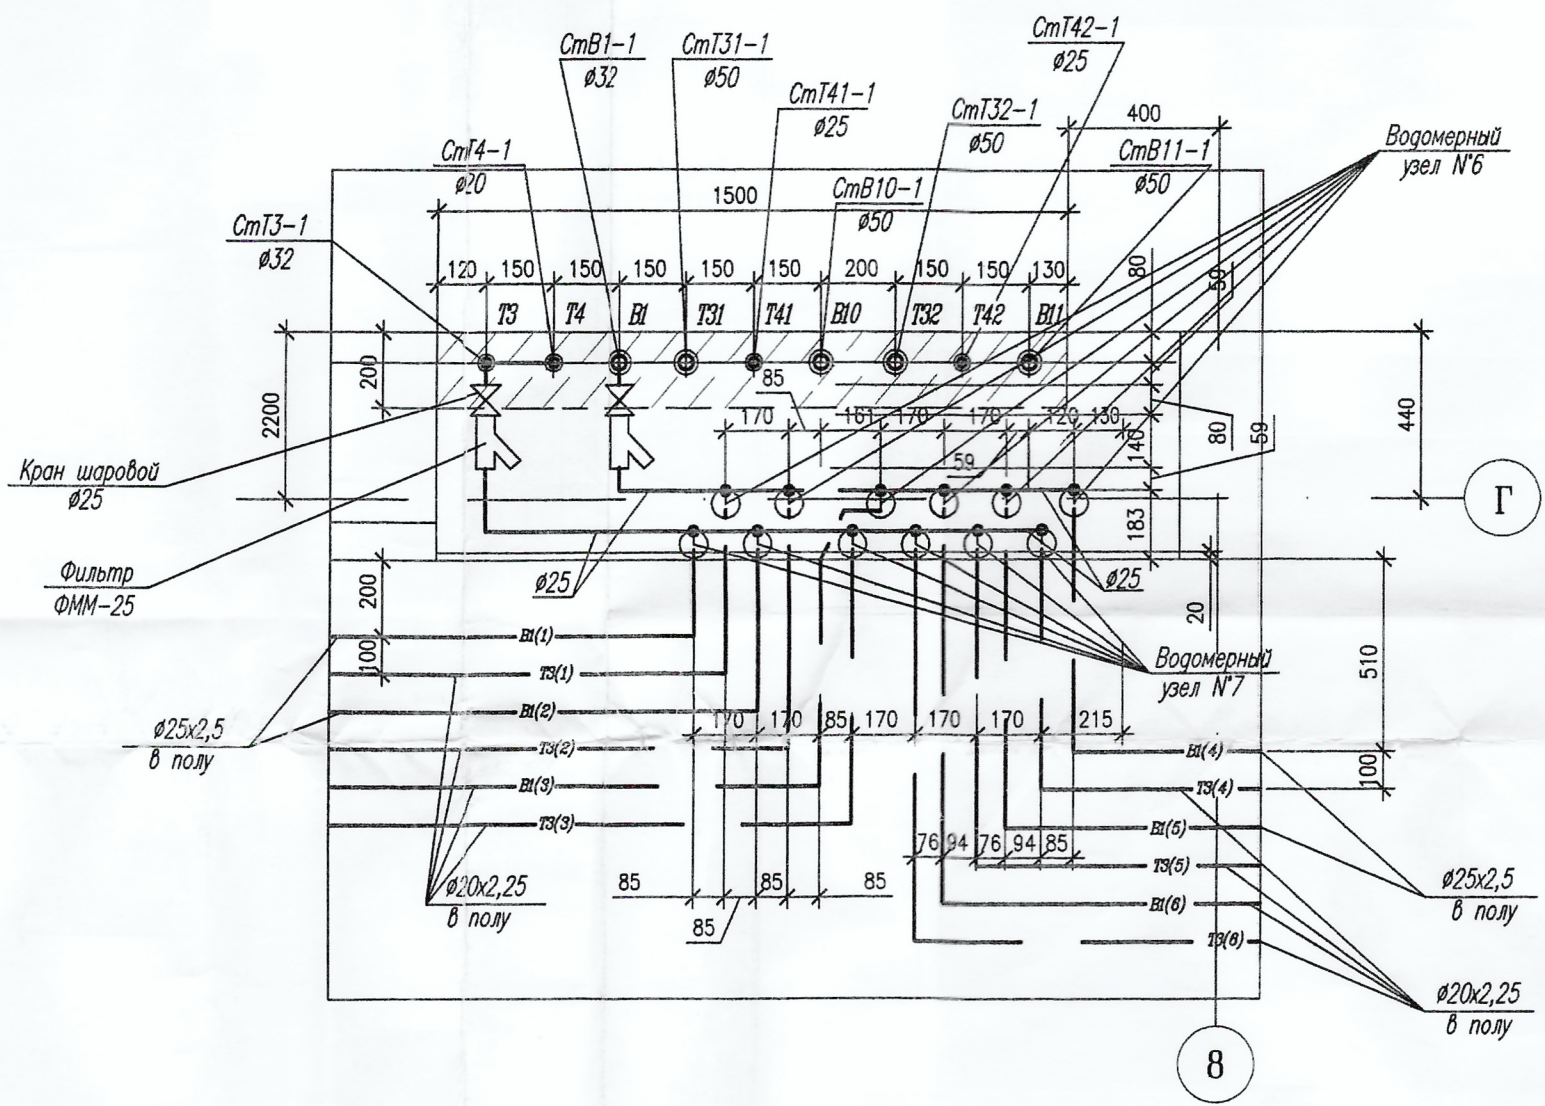

2 зона (4-14 этажи)

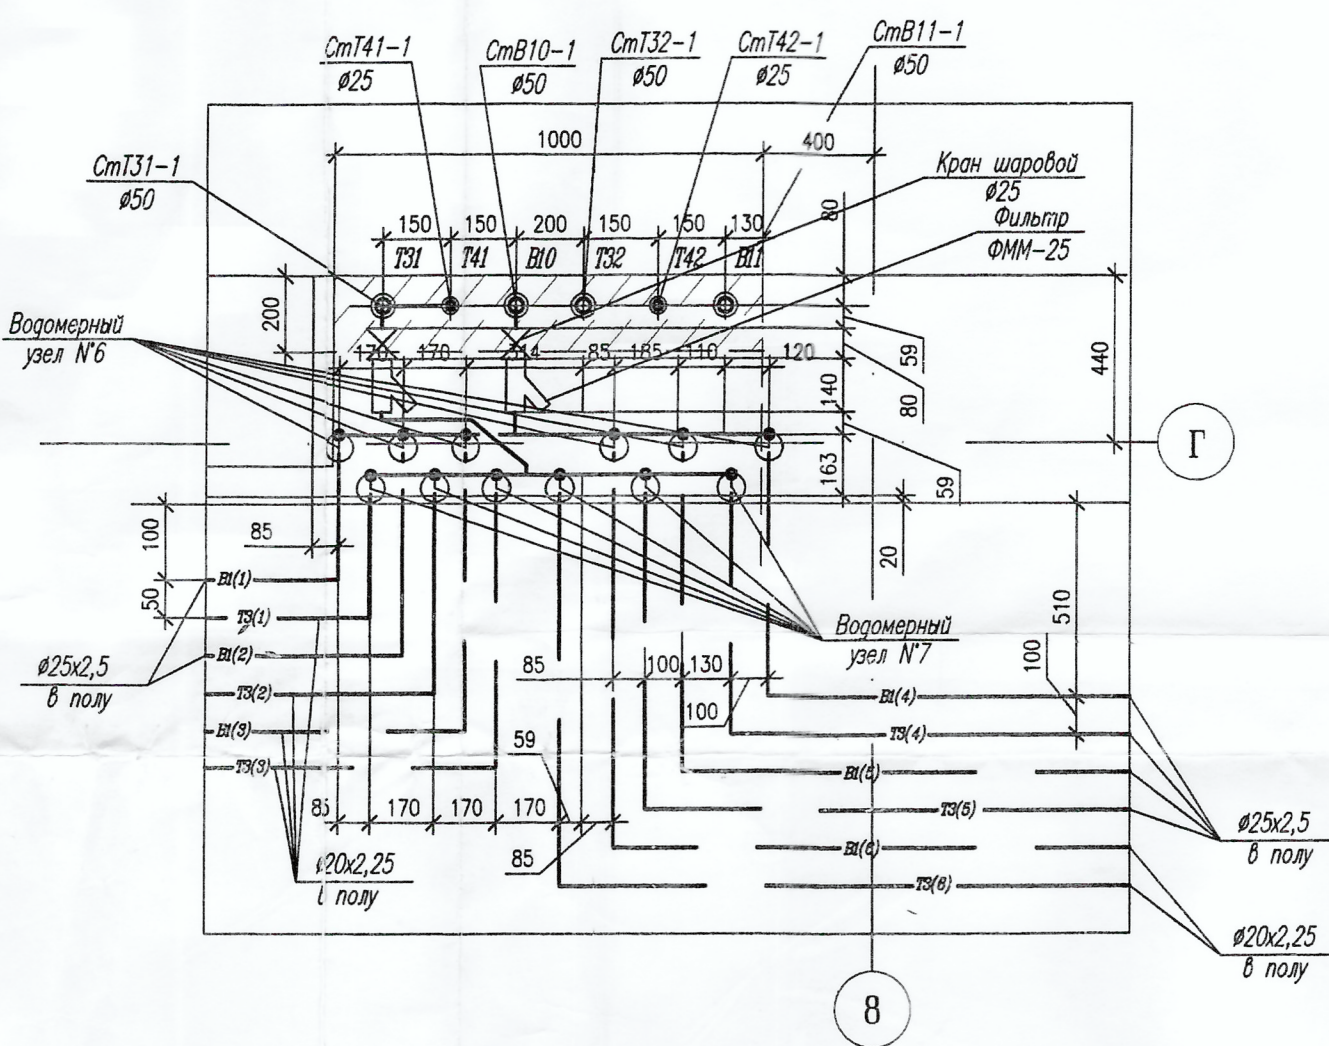

3 зона (15-25 этажи)

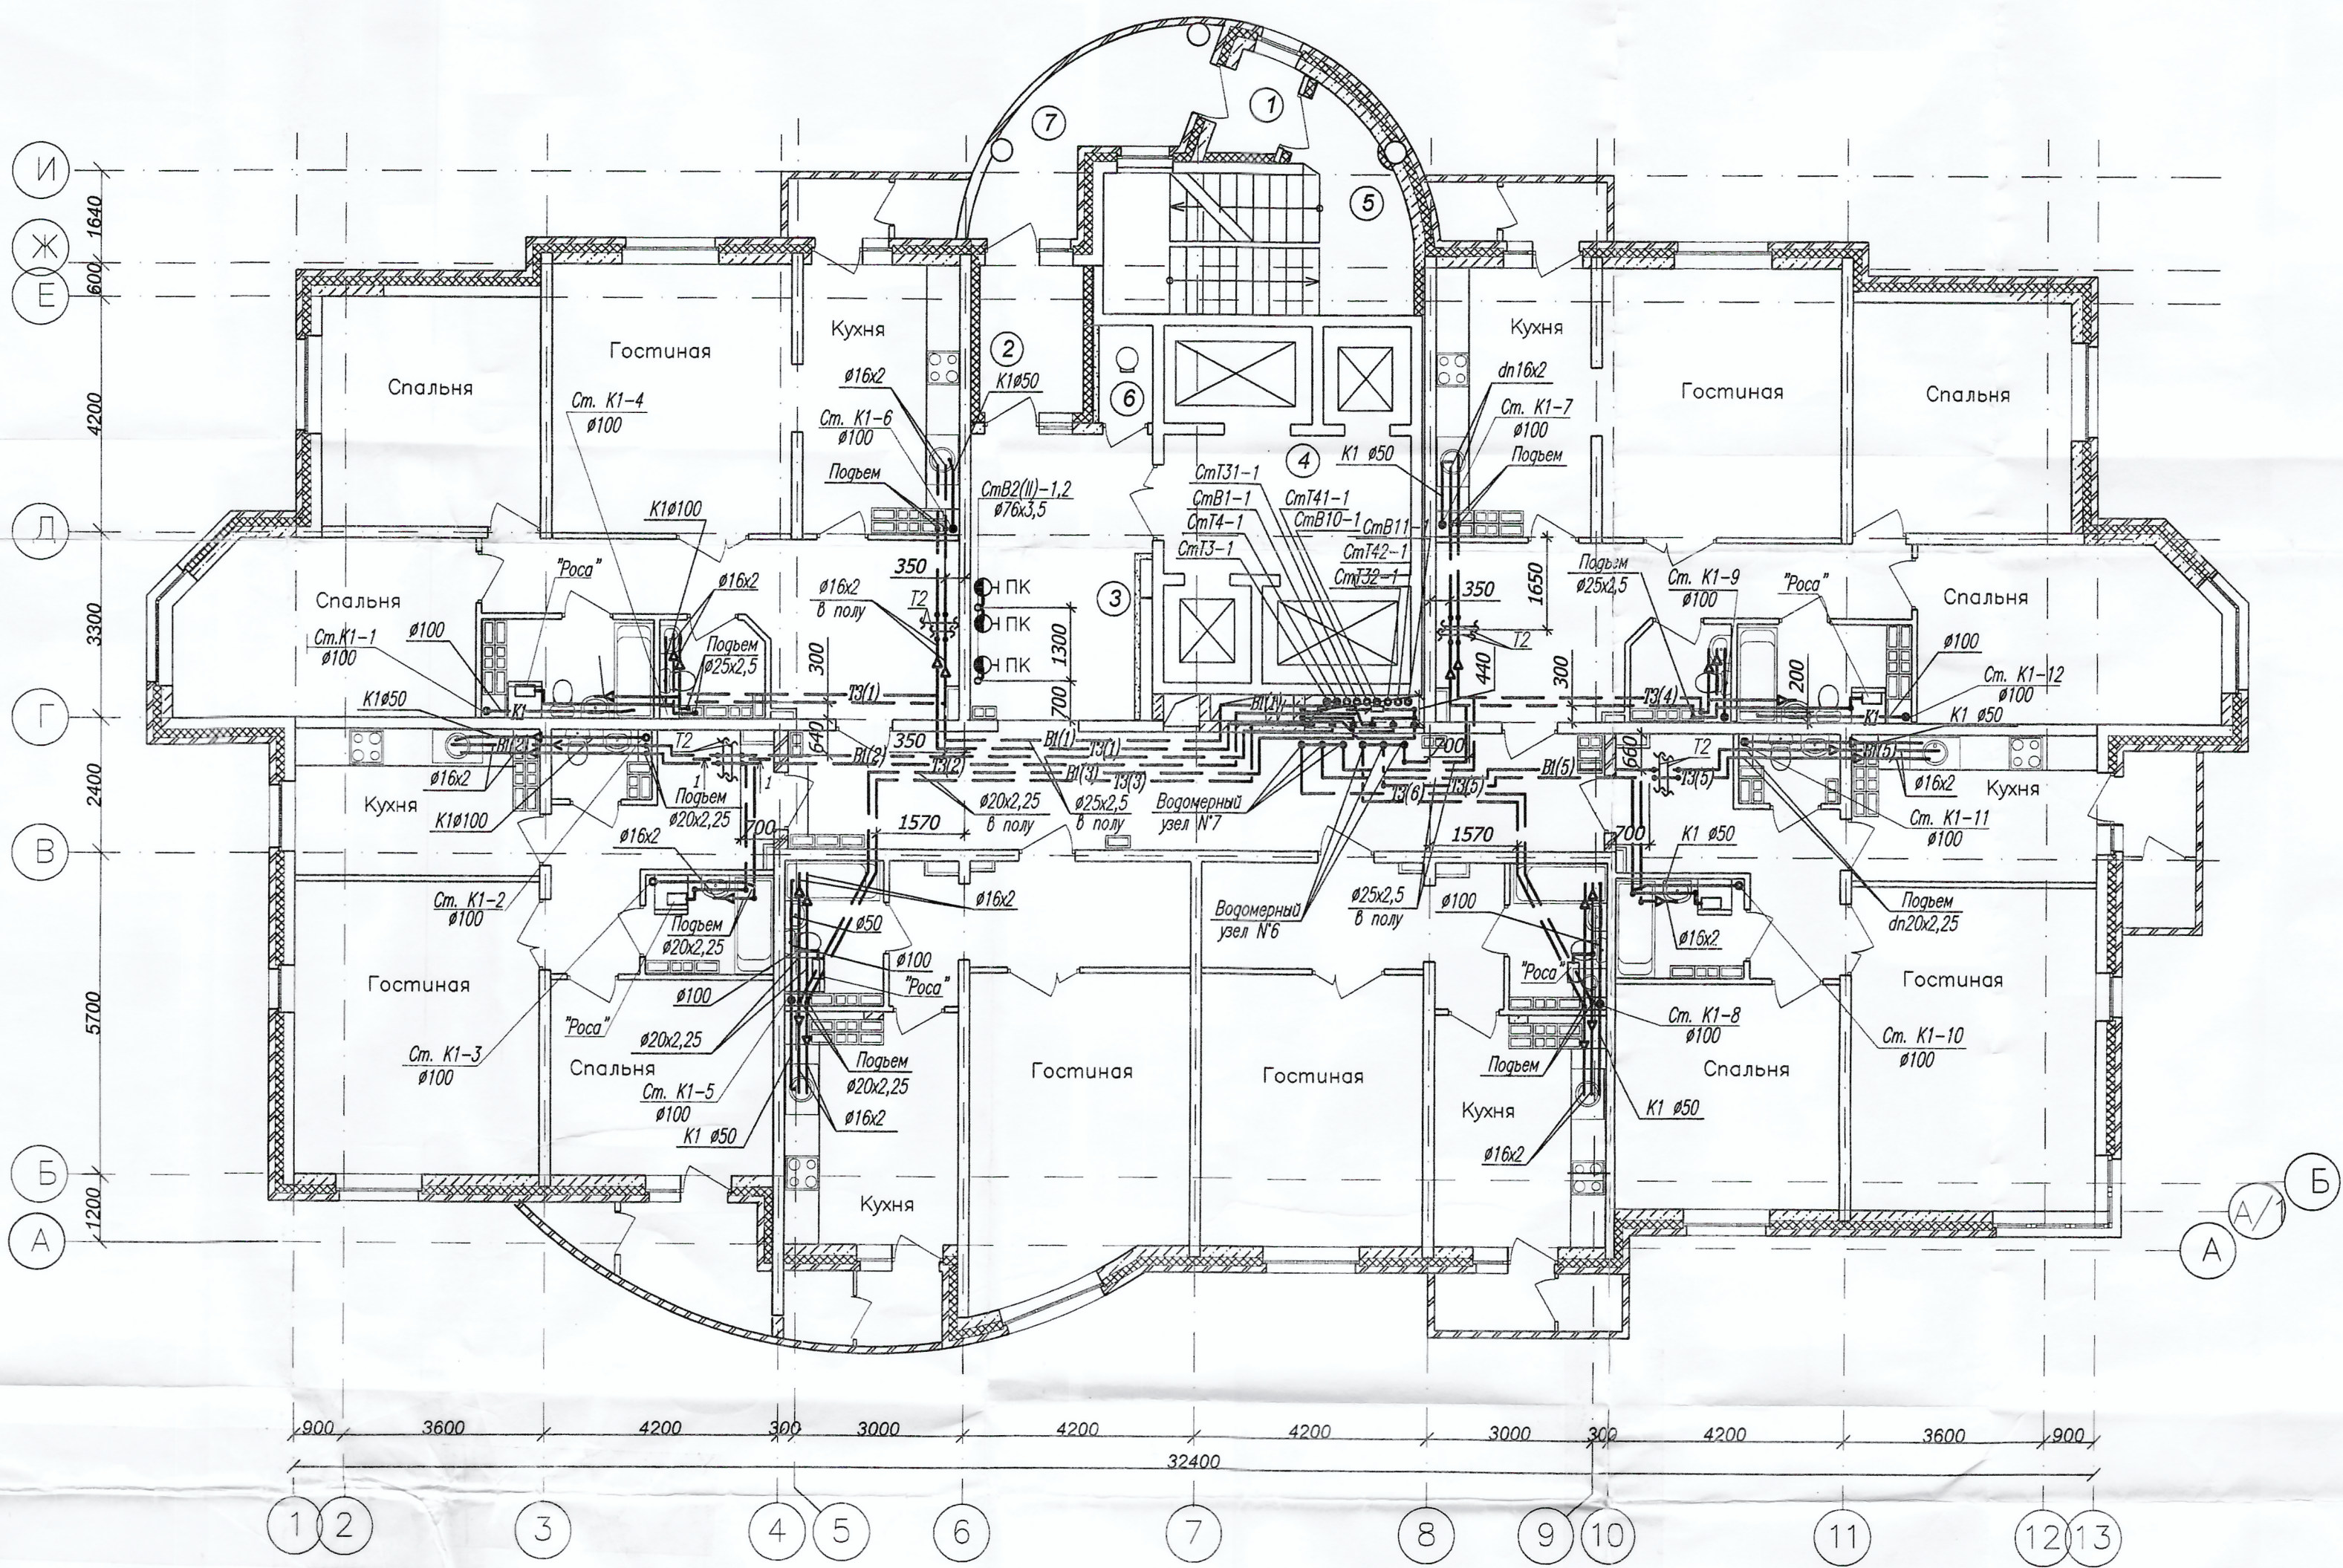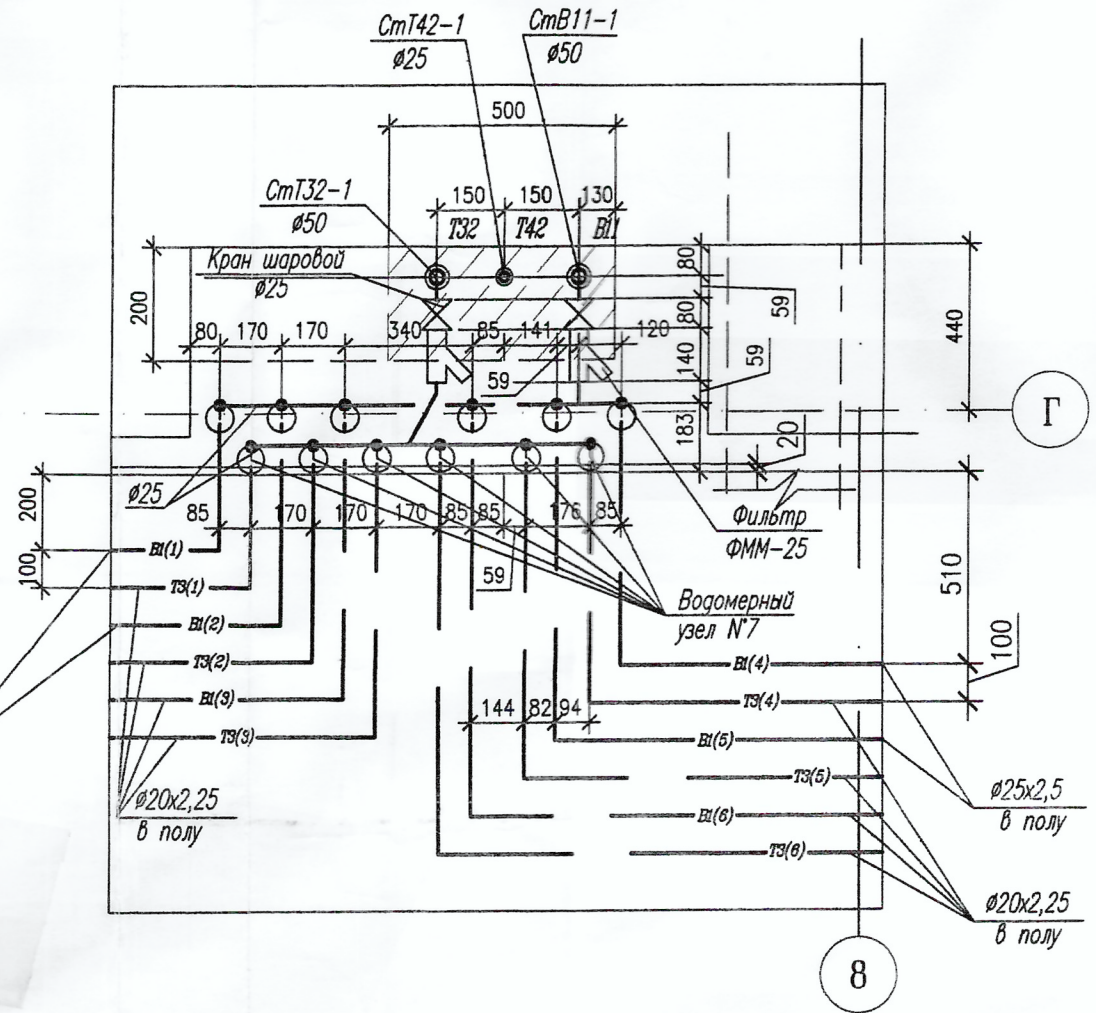


Экспликация помещений

N пом.	Наименование	Категория по взрывопож. опас.	Площадь, м2
1	Тамбур входа		2,13
2	Тамбур входа		4,92
3	Коридор		46,53
4	Лифтовый холл		11,15
5	Лестничная клетка		15,64
6	Помещение мусоропровода		1,55
7	Лоджия переходная		8,53

Примечания:

Трассировку сетей водопровода и канализации для этажей 4-25 принять по аналогии со 3 этажом.

1-1

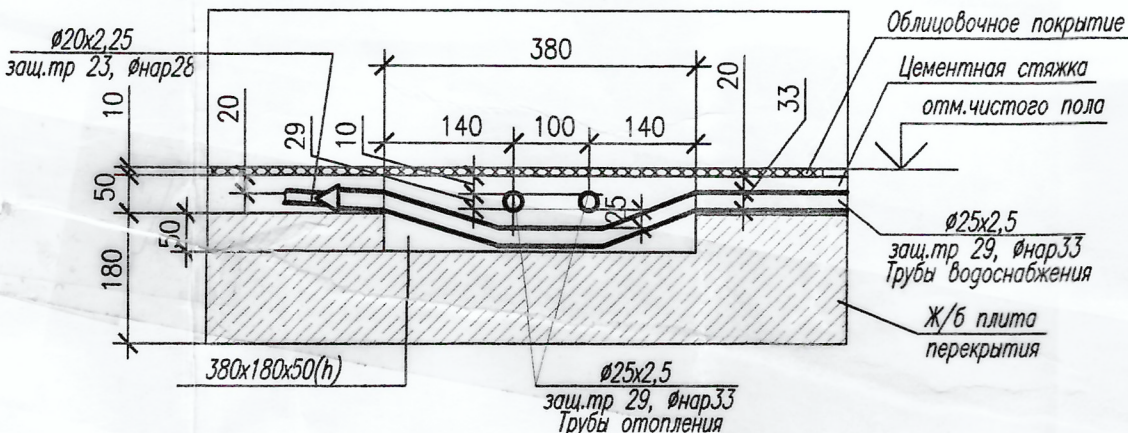

					ИГП.06-03-ВК			
					Комплекс многоэтажных жилых домов со встроенными нежилыми помещениями и подземными паркингами по ул. Орденосцев в Чкаловском районе г. Екатеринбург			
Изм.	Колуч.	Лист	Нак.	Подпись	Дата			
Гл. спец.	Пирова			<i>Мир</i>	11.06	Жилой дом N 3 с офисами	Статус	Лист
Н. контр.	Конюхова			<i>Конюхова</i>	11.06		Р	5
Проберил	Пирова			<i>Мир</i>	11.06	План типового этажа	340	
Разраб.	Габрина			<i>Габрина</i>	11.06	Размещение квартирных водомерных узлов в общей нише. Разрез 1-1	ИНСТИТУТ ГРАЖДАНСКОГО ПРОЕКТИРОВАНИЯ	