


Согласовано			
Взам. инв. №			
Подп. и дата			
Инв. № подл.			

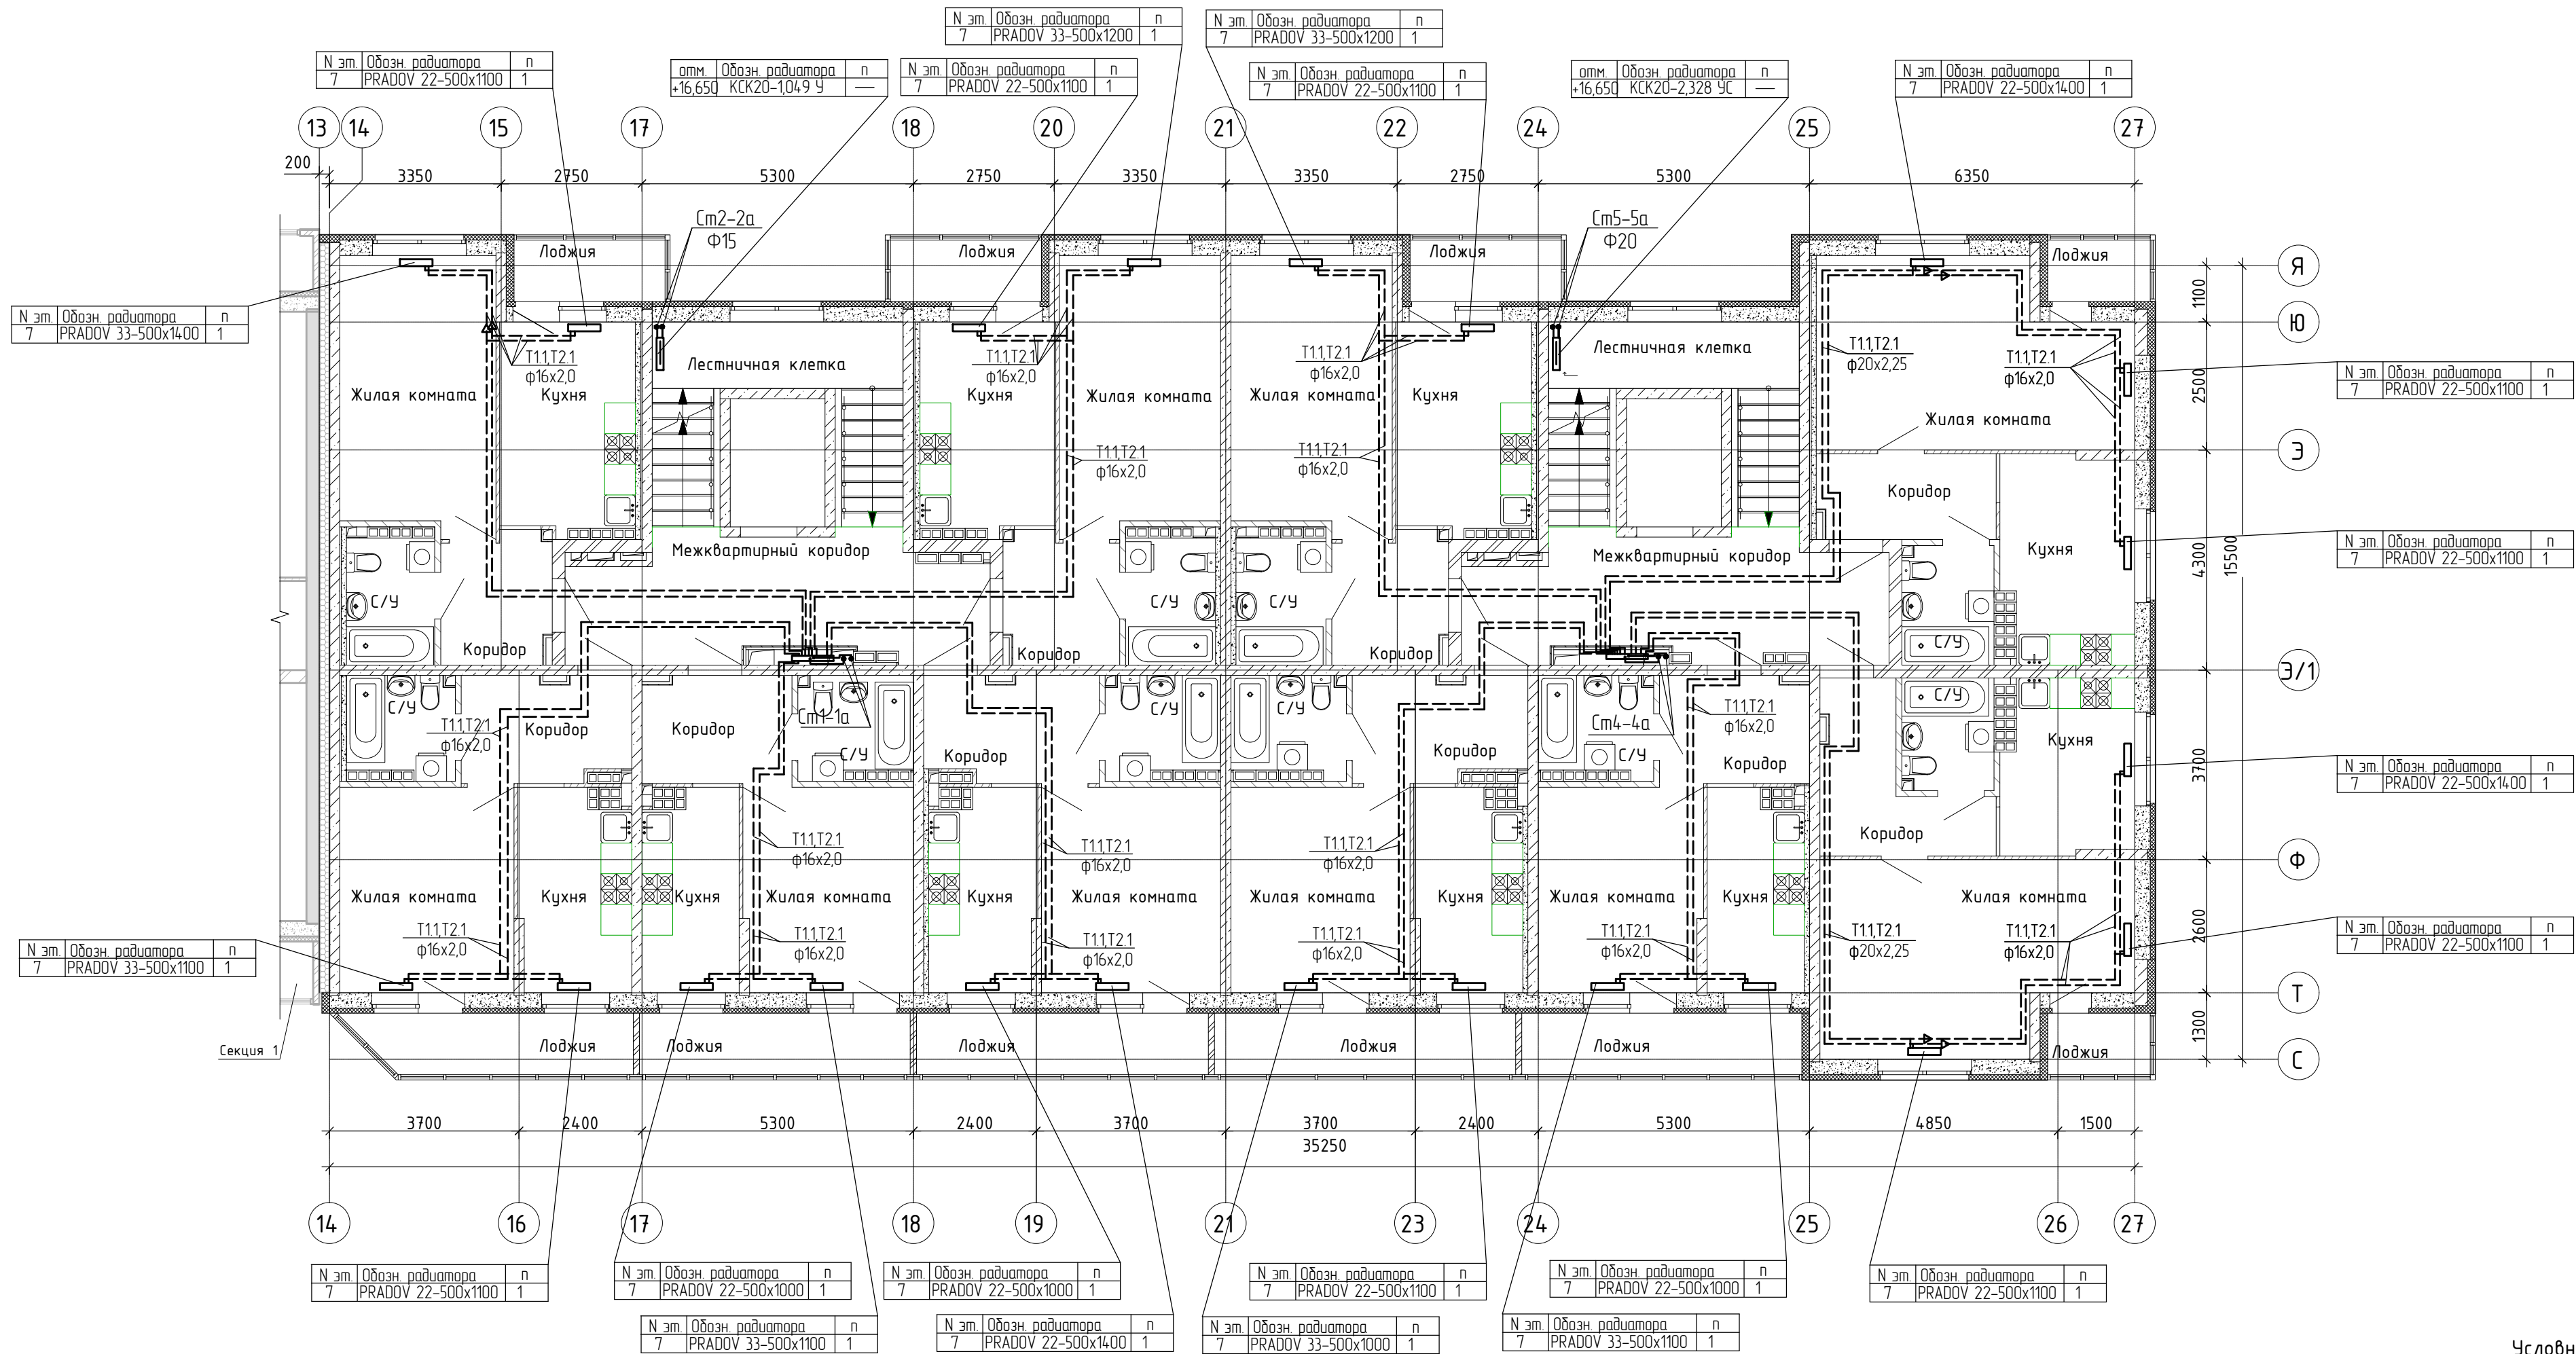

Условные обозначения:

Т1.1, Т2.1 – трубопроводы системы отопления жилых помещений

Примечание:

1. Трубопроводы систем отопления условно отнесены от стен.

2. Трубопроводы систем отопления, прокладываемые в конструкции пола, в пределах квартир предусмотрены в защитной гофрированной трубе, в общих коридорах – в тепловой изоляции.

						02-03-20-ОВ2			
1	зам.	—	701-20		09.20	Многоэтажные жилые дома со встроенно-пристроенными помещениями общественного назначения и автостоянкой по ул. Чайковского в Чкаловском районе г. Екатеринбург. Корректировка.			
Изм.	Кол.уч.	Лист	№ док.	Подпись	Дата				
Разработал		Колясова			09.20	7-25-этажный двухсекционный жилой дом. Секция 2.	Стадия	Лист	Листов
Проверил		Бунькова			09.20		Р	6	
Н. контр		Боровинских			09.20	Отопление. План 7 этажа.	ООО «АЛЬТЕК ПРОЕКТИРОВАНИЕ»		