


ЭКСПЛИКАЦИЯ ПОМЕЩЕНИЙ


Номер помещения	Наименование	Площадь, м2	Кат. помещения
Общедомовые помещения			
1	Тамбур	3.77	
2	Вестибюль	10.79	
3	Лифтовой холл	20.77	
4	Электрощитовая	12.77	Д
5	Помещение охраны	11.57	
6	Сан.узел с мойкой уборочного инвентаря	4.76	
7	Тамбур	2.68	
8	Лестничная клетка	13.17	
итого		80.28	
Выставочный салон-магазин N1			
9	Тамбур	5.40	
10	Выставочный зал	59.00	
11	Коридор	3.88	
12	Сан.узел с мойкой уборочного инвентаря	4.90	
Всего помещений выставочного салона-магазина N1		73.18	
Общая площадь выставочного салона-магазина N1		75.00	
Выставочный салон-магазин N2			
13	Тамбур	5.49	
14	Выставочный зал	60.40	
15	Помещение для хранения люминесцентных ламп	7.50	ВЗ
16	Сан.узел с мойкой уборочного инвентаря	8.36	
Всего помещений выставочного салона-магазина N2		81.75	
Общая площадь выставочного салона-магазина N2		85.00	
Выставочный салон-магазин N3			
17	Тамбур	5.43	
18	Выставочный зал	113.00	
19	Помещение администрации	13.32	
20	Сан.узел с мойкой уборочного инвентаря	3.78	
Всего помещений выставочного салона-магазина N3		135.53	
Общая площадь выставочного салона-магазина N3		142.10	
Всего площадь помещений салонов-магазинов		290.46	
Всего общая площадь салонов-магазинов		302.10	

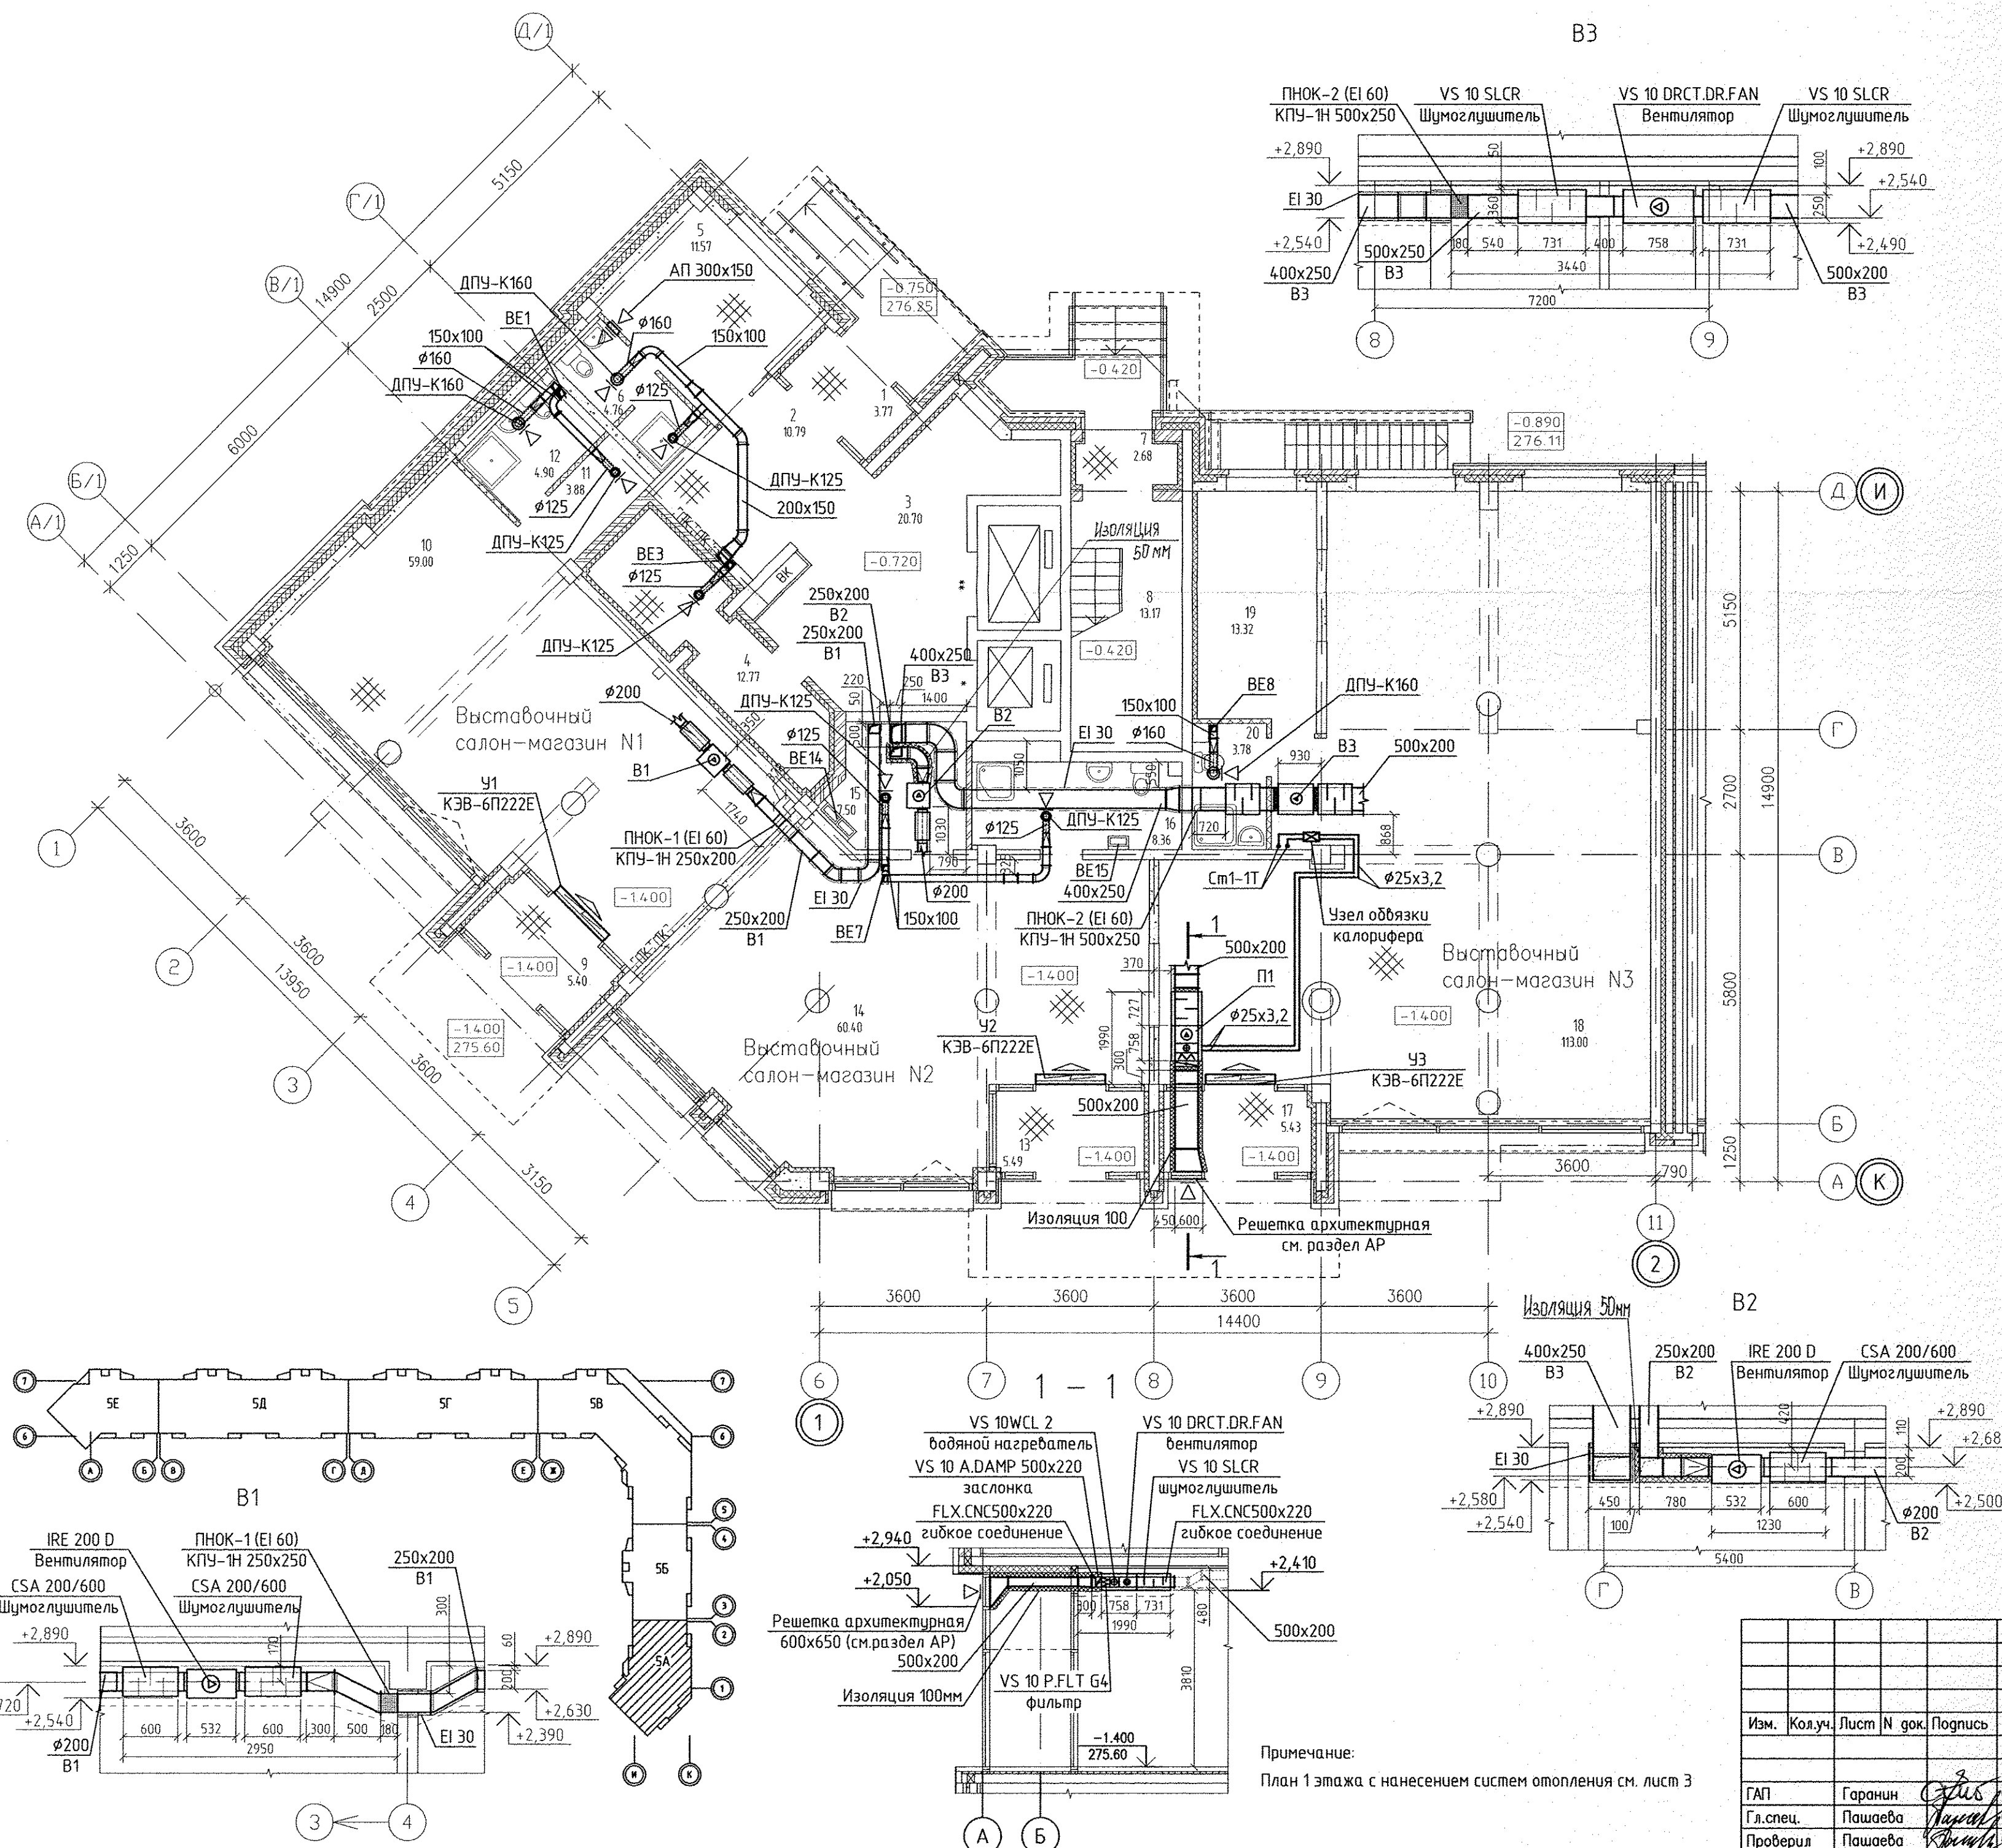


АПУ.007-05А-0В				
Жилой микрорайон в квартале улиц Чкалова-Академика Вонсовского-Амурского-Красноярская в Ленинском районе г.Екатеринбурга III очередь строительства. Жилой дом со встроенными помещениями трансформаторной подстанции и подземными парковками				
Изм.	Кол.уч.	Лист	№ док.	Подпись
ГАП	Гаранин	06.13		
Гл.спец.	Пашаева	06.13		
Проверил	Пашаева	06.13		
Разработал	Рогожкина	06.13		
Пусковой комплекс 1 18-этажная блок-секция 5А				Стация
План 1 этажа Вентиляция				Лист
				Листов
ЗАО КОРПОРАЦИЯ АТОМСТРОЙКОМПЛЕКС				


ЭКСПЛИКАЦИЯ ПОМЕЩЕНИЙ

Номер помещения	Наименование	Площадь, м2	Кат. помещения
Общедомовые помещения			
1	Тамбур	3.77	
2	Вестибюль	10.79	
3	Лифтовой холл	20.77	
4	Электрощитовая	12.77	Д
5	Помещение охраны	11.57	
6	Сан.узел с мойкой уборочного инвентаря	4.76	
7	Тамбур	2.68	
8	Лестничная клетка	13.17	
итого		80.28	
Выставочный салон-магазин N1			
9	Тамбур	5.40	
10	Выставочный зал	59.00	
11	Коридор	3.88	
12	Сан.узел с мойкой уборочного инвентаря	4.90	
Всего помещений выставочного салона-магазина N1		73.18	
Общая площадь выставочного салона-магазина N1		75.00	
Выставочный салон-магазин N2			
13	Тамбур	5.49	
14	Выставочный зал	60.40	
15	Помещение для хранения люминесцентных ламп	7.50	ВЗ
16	Сан.узел с мойкой уборочного инвентаря	8.36	
Всего помещений выставочного салона-магазина N2		81.75	
Общая площадь выставочного салона-магазина N2		85.00	
Выставочный салон-магазин N3			
17	Тамбур	5.43	
18	Выставочный зал	113.00	
19	Помещение администрации	13.32	
20	Сан.узел с мойкой уборочного инвентаря	3.78	
Всего помещений выставочного салона-магазина N3		135.53	
Общая площадь выставочного салона-магазина N3		142.10	
Всего площадь помещений салонов-магазинов		290.46	
Всего общая площадь салонов-магазинов		302.10	

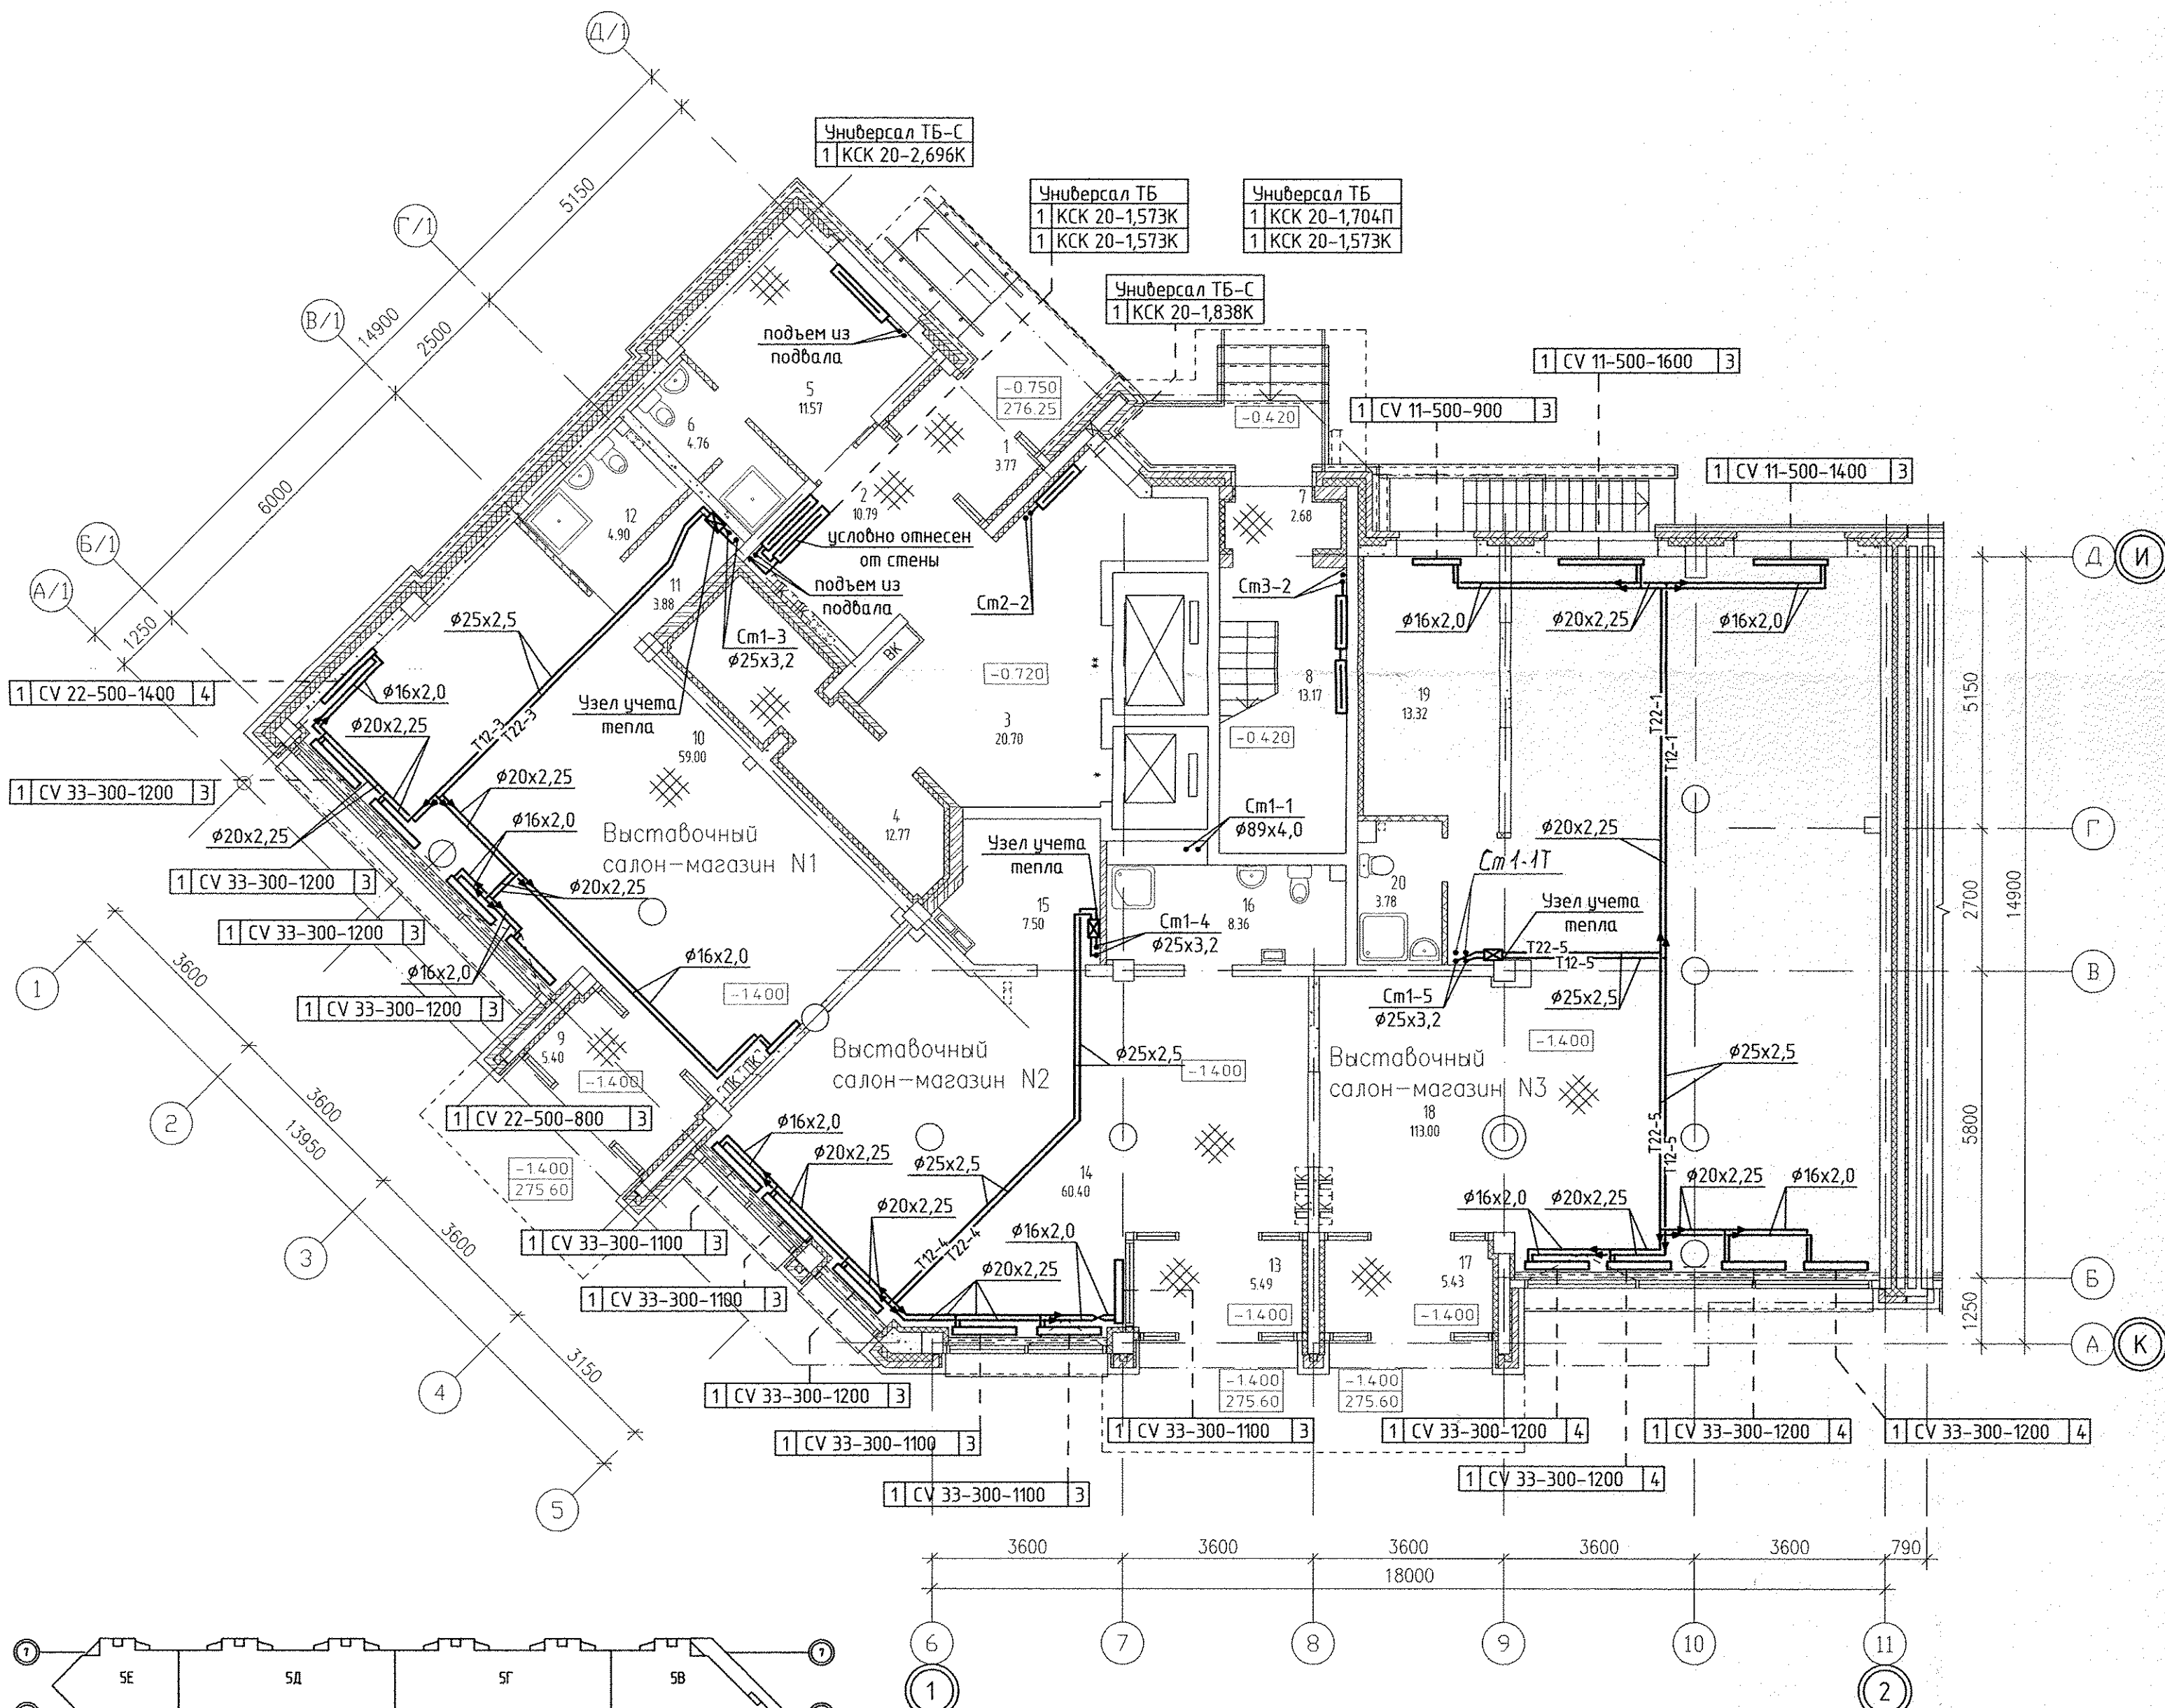


 Примечание:
План 1 этажа с нанесением систем вентиляции см. лист 4

						АПУ.007-05А-0В			
						Жилой микрорайон в квартале улиц Чкалова-Академика Вансовского-Амурского-Красноярского в Ленинском районе г.Екатеринбурга III очередь строительства . Жилой дом со встроенными помещениями, трансформаторной подстанцией и подземными парковками			
Изм.	Кол.уч.	Лист	N док.	Подпись	Дата		Стадия	Лист	Листов
						Пусковой комплекс 1 18 -этажная блок-секция 5А	Р	3	
ГАП		Гаранин			06.13	План 1 этажа Отопление			
Гл.спец.		Пашаева			06.13				
Проверил		Пашаева			06.13				
Разработал		Рогожкина			06.13				

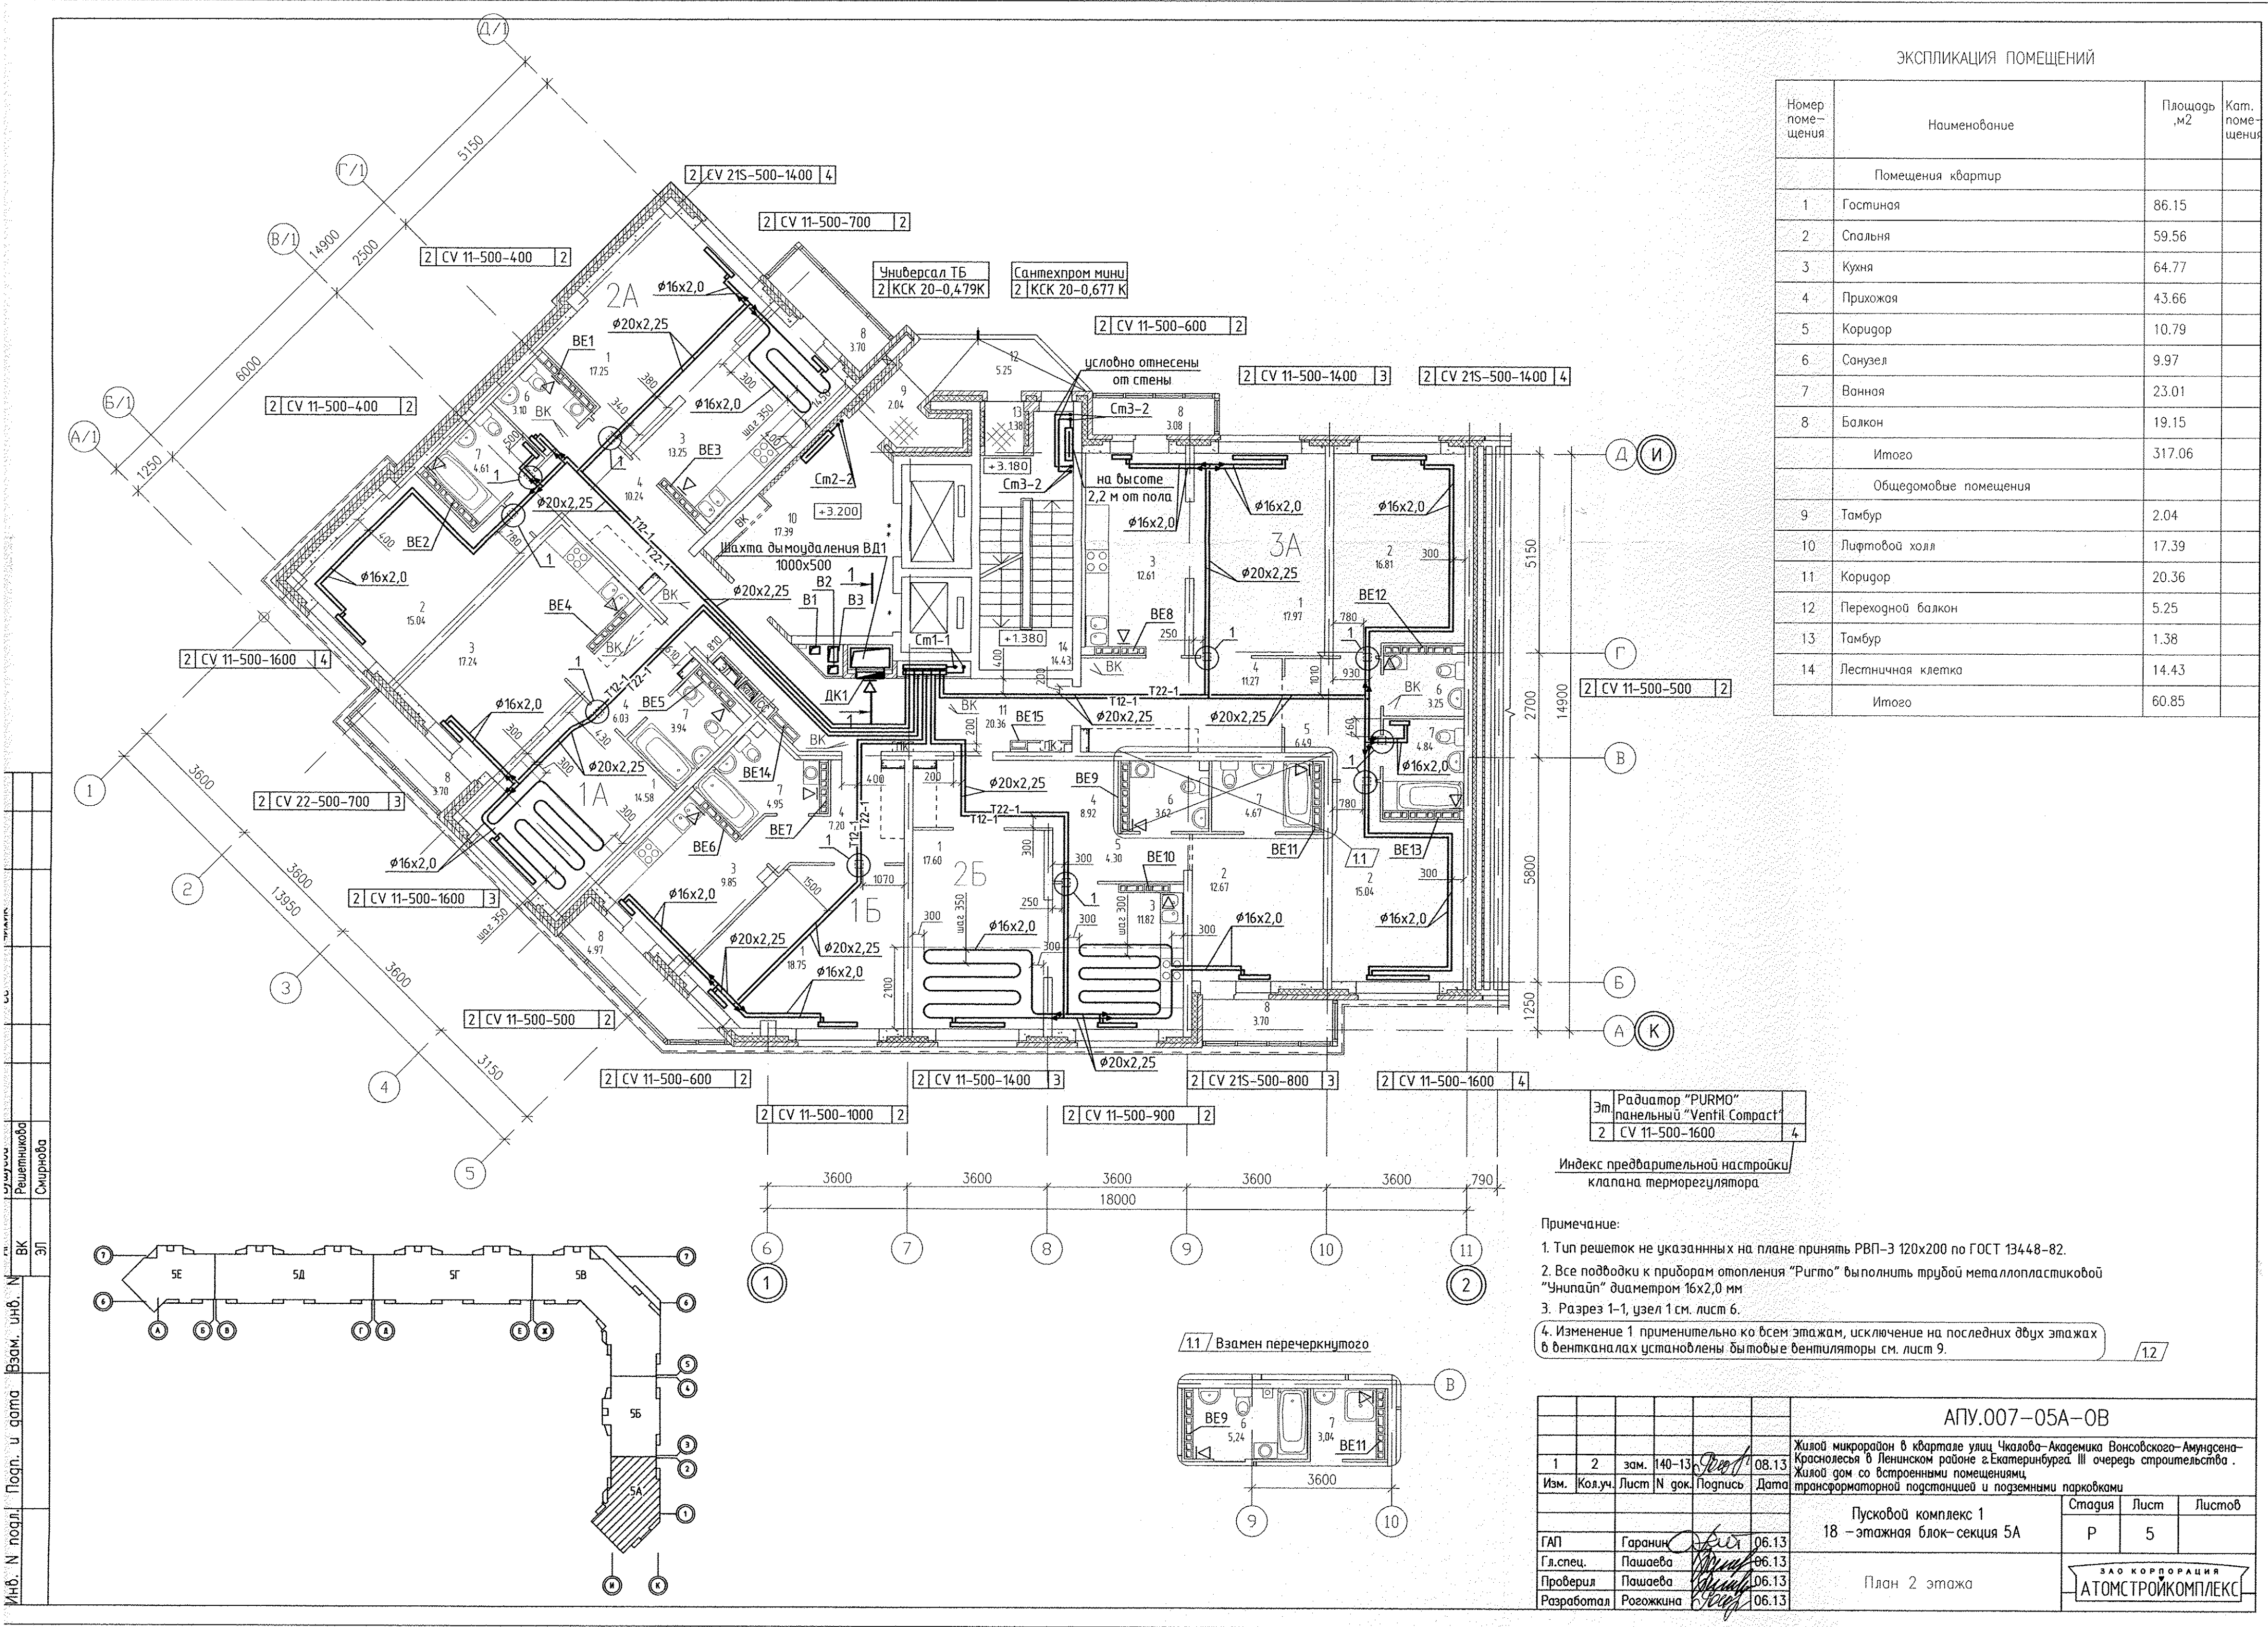

Инв. N подл. Подп. и дата Взам. инв. N
АР ВК ЭП
Бухучет
Решетчатый
См. рис. 10.15
С.С.
Ч.С.С.
Р.С.С.
Р.С.С.
Р.С.С.

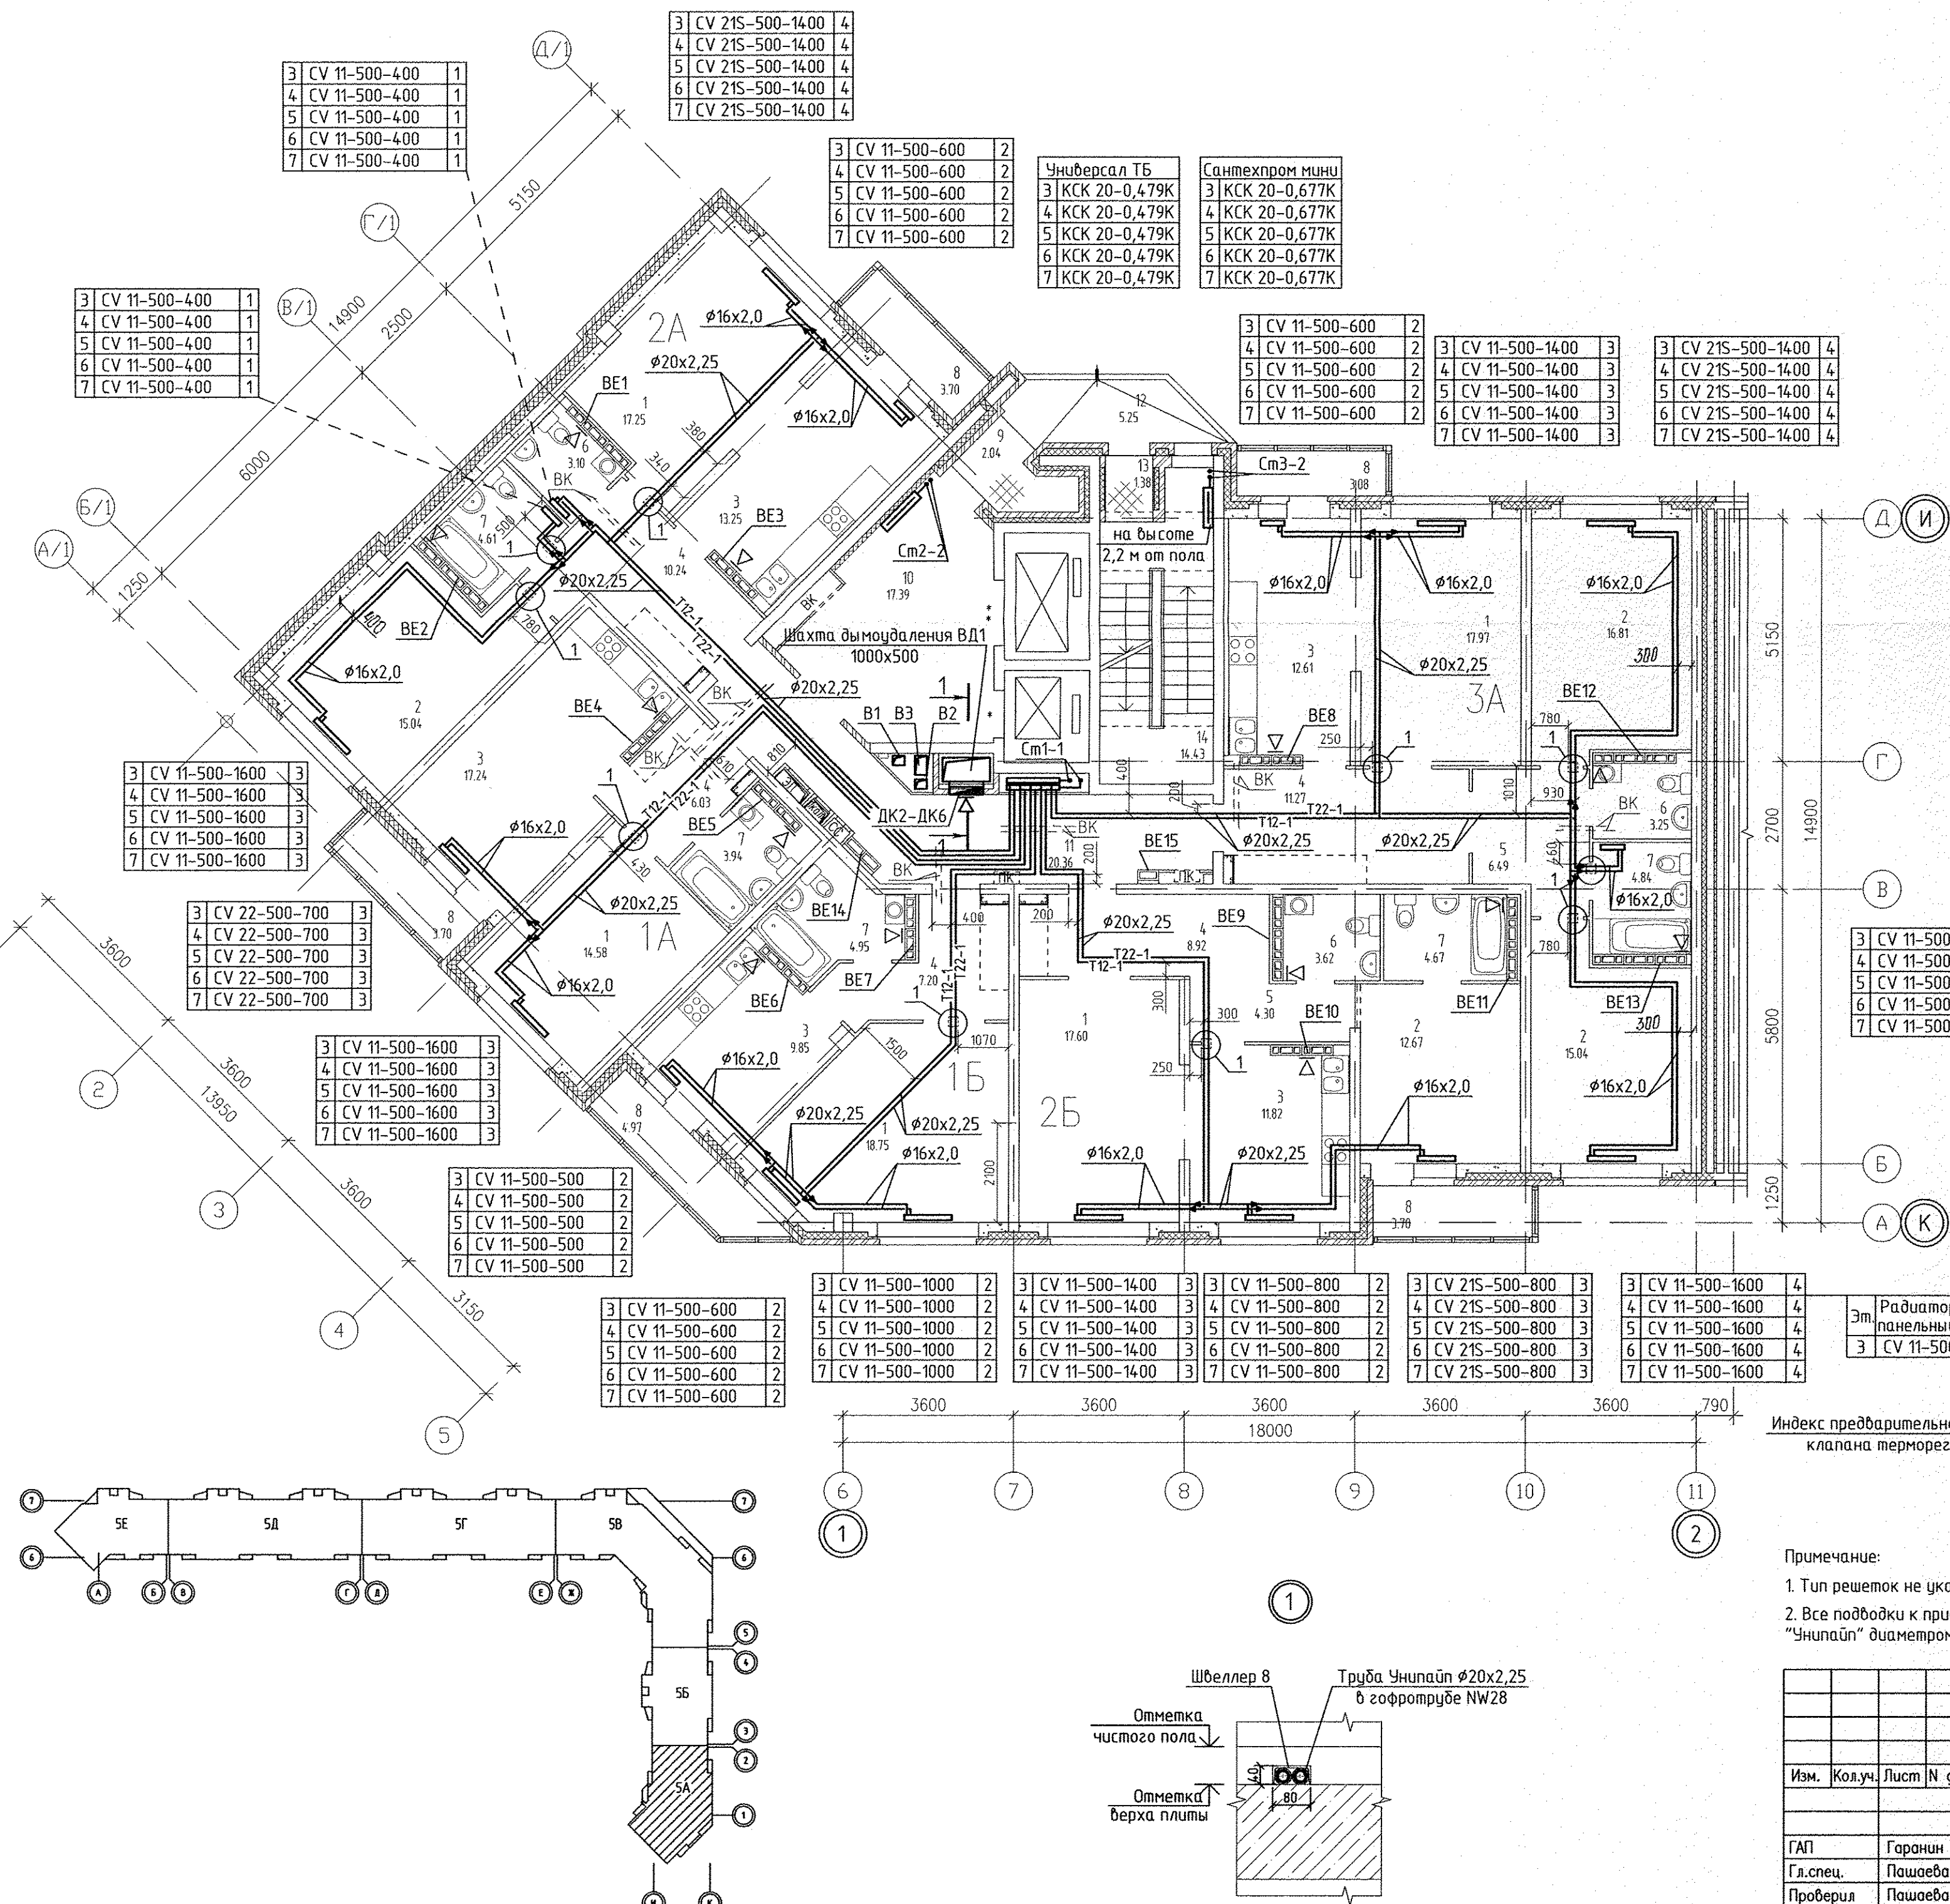



ЭКСПЛИКАЦИЯ ПОМЕЩЕНИЙ			
Номер помеще-ния	Наименование	Площадь ,м2	Кат. поме-щения
Помещения квартир			
1	Гостиная	86.15	
2	Спальня	59.56	
3	Кухня	64.77	
4	Прихожая	43.66	
5	Коридор	10.79	
6	Санузел	9.97	
7	Ванная	23.01	
8	Балкон	19.15	
Итого		317.06	
Общедомовые помещения			
9	Тамбур	2.04	
10	Лифтовой холл	17.39	
11	Коридор	20.36	
12	Переходной балкон	5.25	
13	Тамбур	1.38	
14	Лестничная клетка	14.43	
Итого		60.85	

Примечание:
1. Тип решеток не указанных на плане принять РВП-3 120x200 по ГОСТ 13448-82.
2. Все подводы к приборам отопления "Ригмо" выполнить трубой металлопластиковой "Унипайп" диаметром 16x2,0 мм

АПУ.007-05А-0В			
Жилой микрорайон в квартале улиц Чкалова-Академика Вонсовского-Амурского-Красноярск в Ленинском районе г.Екатеринбург. III очередь строительства. Жилой дом со встроенными помещениями, трансформаторной подстанцией и подземными парковками			
Пусковой комплекс 1 18 -этажная блок-секция 5А		Стадия	Лист
План 3-7 этажей		Р	6
ГАП		Гаранин	06.13
Гл.спец.		Пашаева	06.13
Проверил		Пашаева	06.13
Разработал		Рогожкина	06.13

ЗАО КОРПОРАЦИЯ
АТОМСТРОЙКОМПЛЕКС

Номер помещения	Наименование	Площадь, м2	Кат. помещения
	Помещения квартир		
1	Гостиная	86.15	
2	Спальня	59.56	
3	Кухня	64.77	
4	Прихожая	43.66	
5	Коридор	10.79	
6	Санузел	9.97	
7	Ванная	23.01	
8	Балкон	19.15	
	Итого	317.06	
	Общедомовые помещения		
9	Тамбур	2.04	
10	Лифтовой холл	17.39	
11	Коридор	20.36	
12	Переходной балкон	5.25	
13	Тамбур	1.38	
14	Лестничная клетка	14.43	
	Итого	60.85	

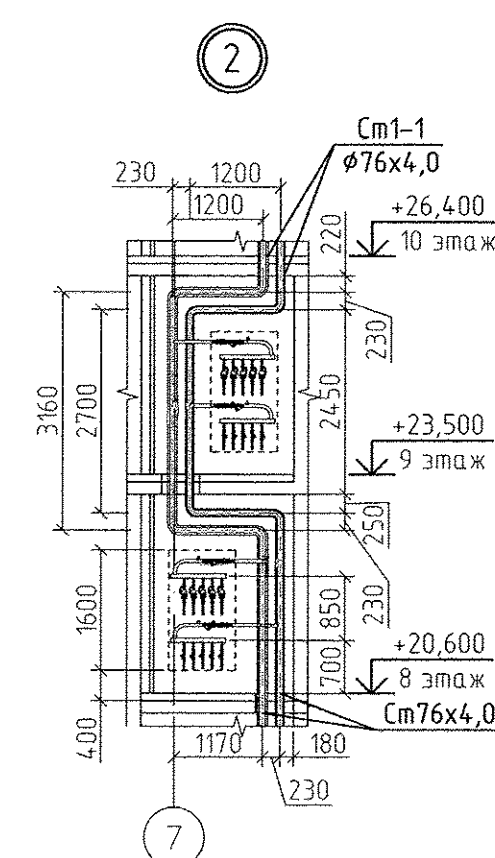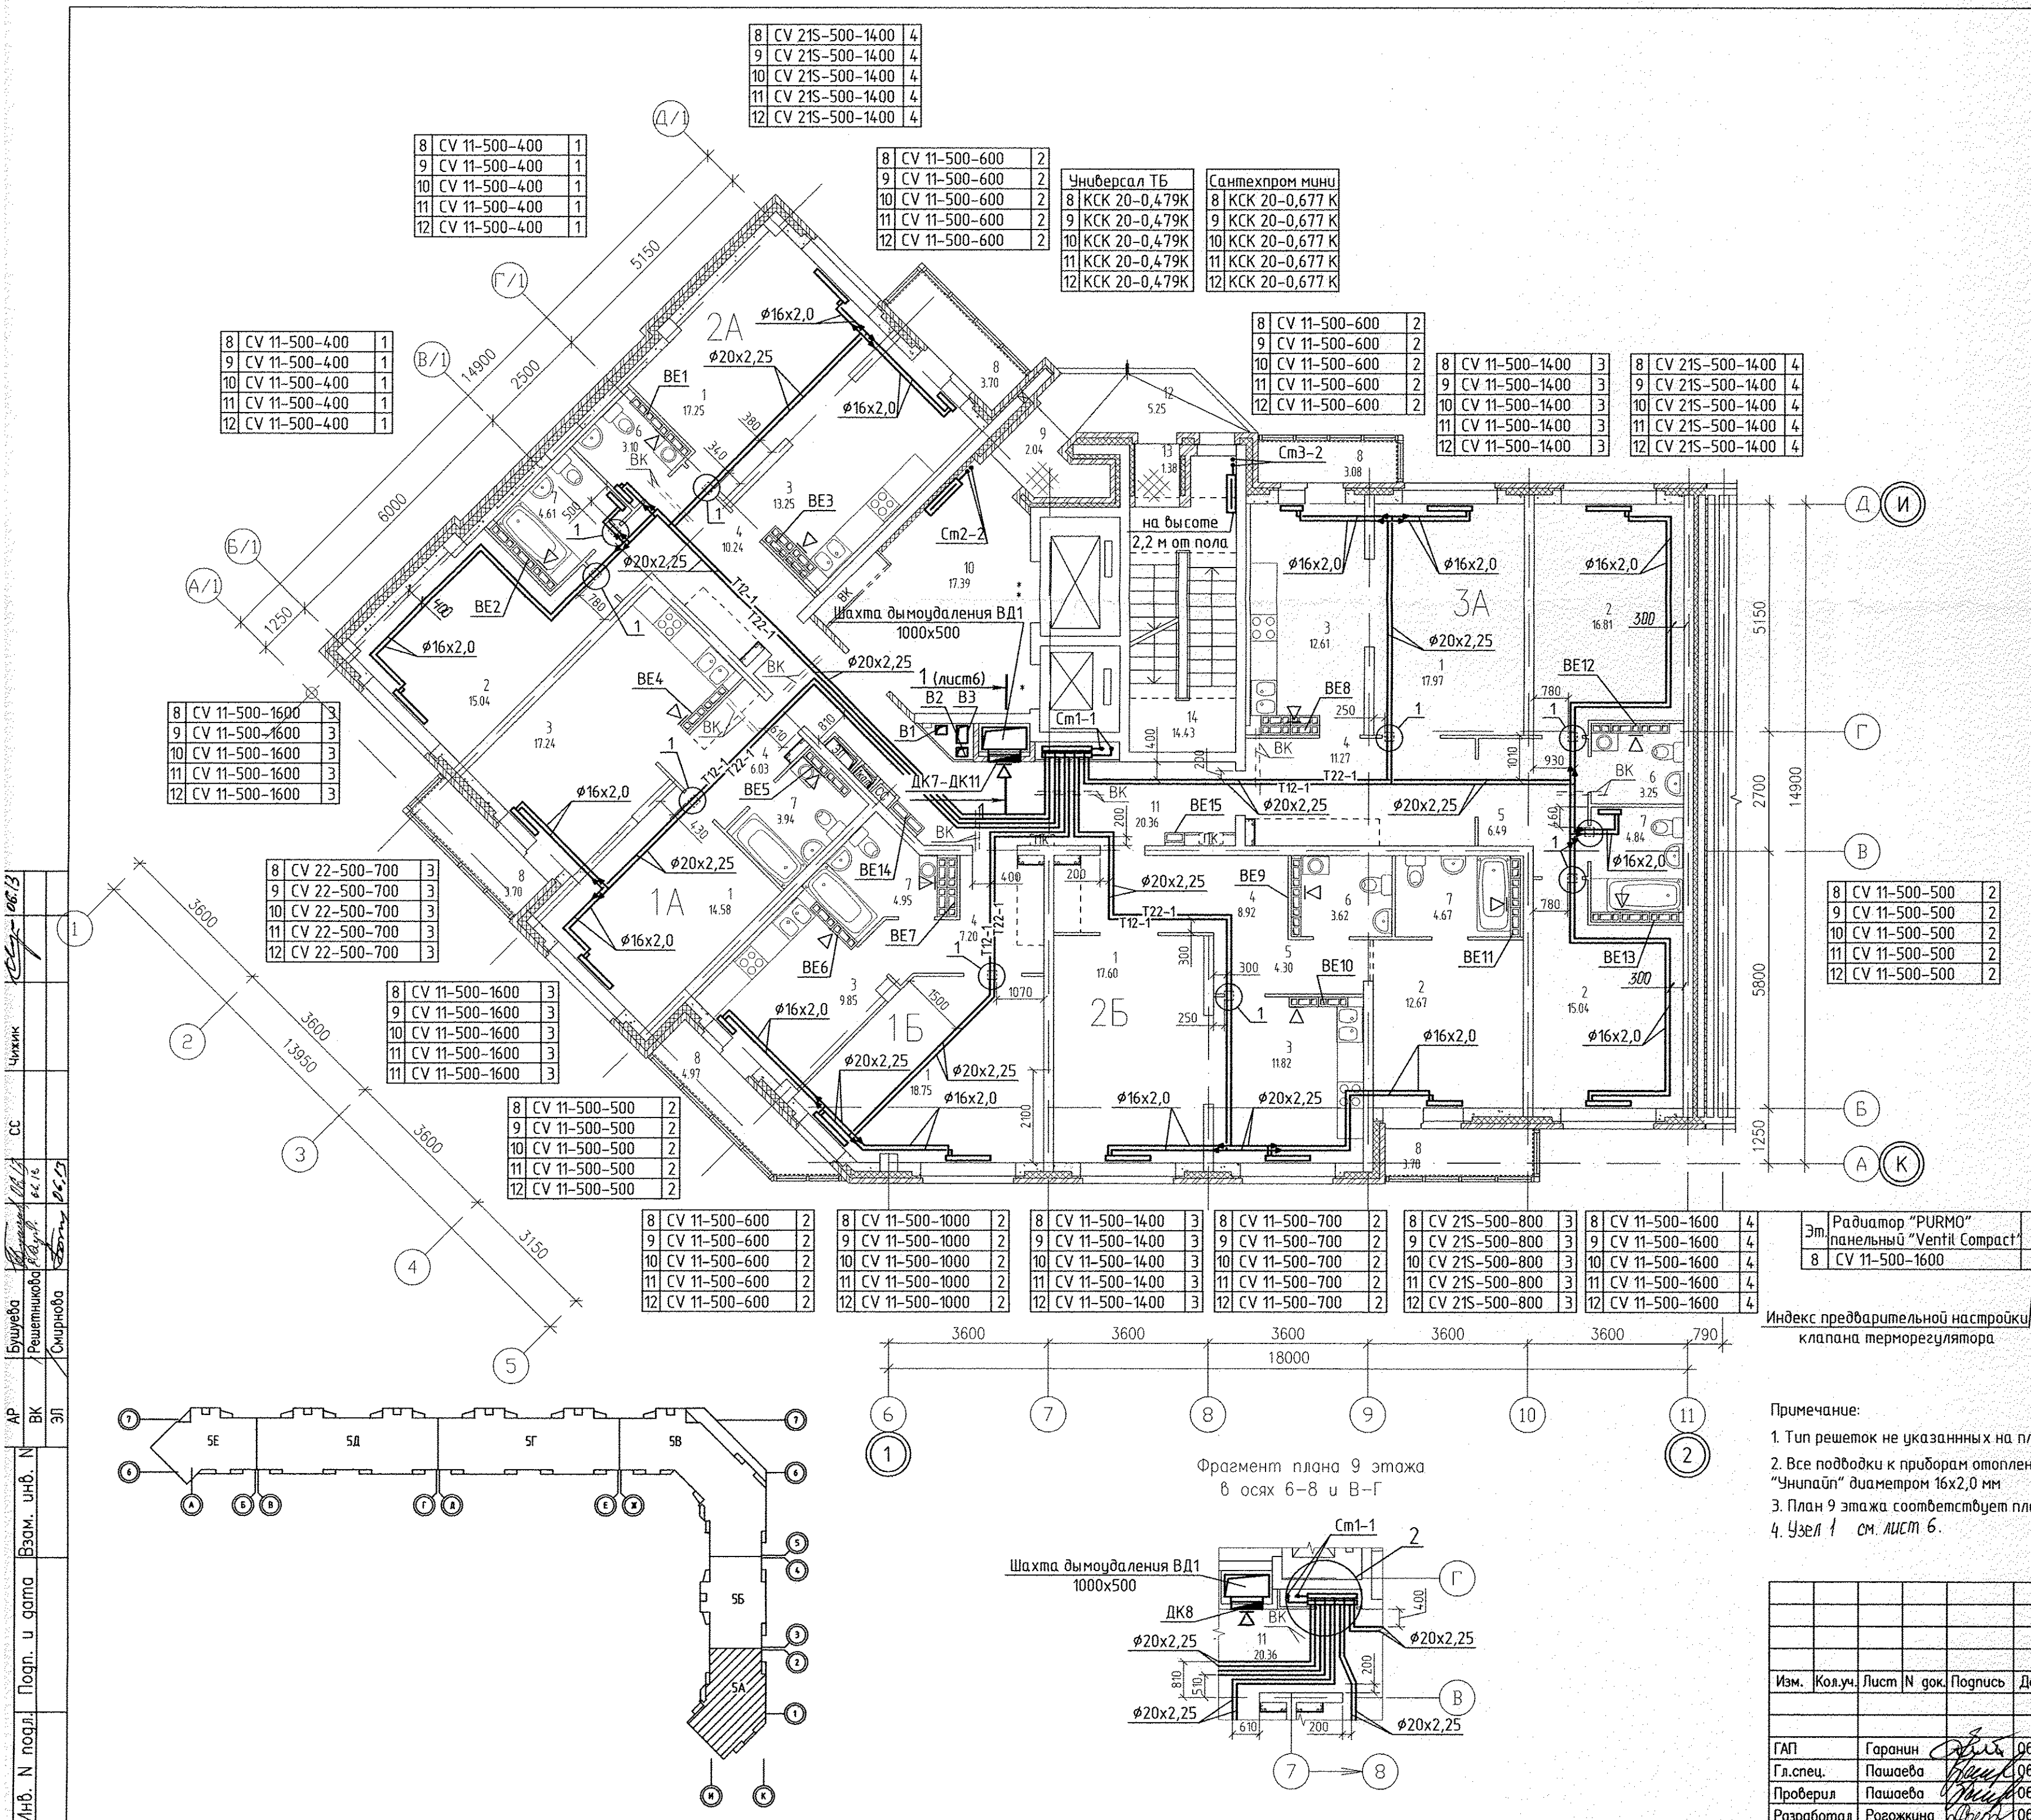

Примечание:


1. Тип решеток не указанных на плане принять РВП-3 120х200 по ГОСТ 13448-82.
2. Все подводки к приборам отопления "Ригто" выполнить трубой металлопластиковой "Унипайп" диаметром 16х2,0 мм
3. План 9 этажа соответствует плану 8 этажа, исключение - фрагмент плана 9 этажа в осях 6-8 и В-Г
4. 43/41 / см. лист 6.

					АПУ.007-05А-0В	
					Жилой микрорайон в квартале улиц Чкалова-Академика Вонсовского-Амундсена-Краснодолье в Ленинском районе г.Екатеринбурга III очередь строительства.	
					Жилой дом со встроенными помещениями, трансформаторной подстанцией и подземными парковками	
Изм.	Кол.уч.	Лист	N док.	Подпись	Дата	
					Пусковой комплекс 1 18 –этажная блок-секция 5А	
					Стадия	Лист
					Р	7
					ЗАО КОРПОРАЦИЯ АТОМСТРОЙКОМПЛЕКС	
ГАП	Гаранин		06.13			
Гл. спец.	Пашаева		06.13			
Проверила	Пашаева		06.13			
Разработал	Рогожкина		06.13			
					План 8-12 этажей	

ЭКСПЛИКАЦИЯ ПОМЕЩЕНИЙ

Номер помещения	Наименование	Площадь, м2	Кат. помещения
Помещения квартир			
1	Гостиная	86.15	
2	Спальня	59.56	
3	Кухня	64.77	
4	Прихожая	43.66	
5	Коридор	10.79	
6	Санузел	9.97	
7	Ванная	23.01	
8	Балкон	19.15	
Итого		317.06	
Общедомовые помещения			
9	Тамбур	2.04	
10	Лифтовой холл	17.39	
11	Коридор	20.36	
12	Переходной балкон	5.25	
13	Тамбур	1.38	
14	Лестничная клетка	14.43	
Итого		60.85	

Универсал ТБ	Сантехпром мини
13 КСК 20-0,479К	13 КСК 20-0,677К
14 КСК 20-0,655К	14 КСК 20-0,789К
15 КСК 20-0,655К	15 КСК 20-0,789К

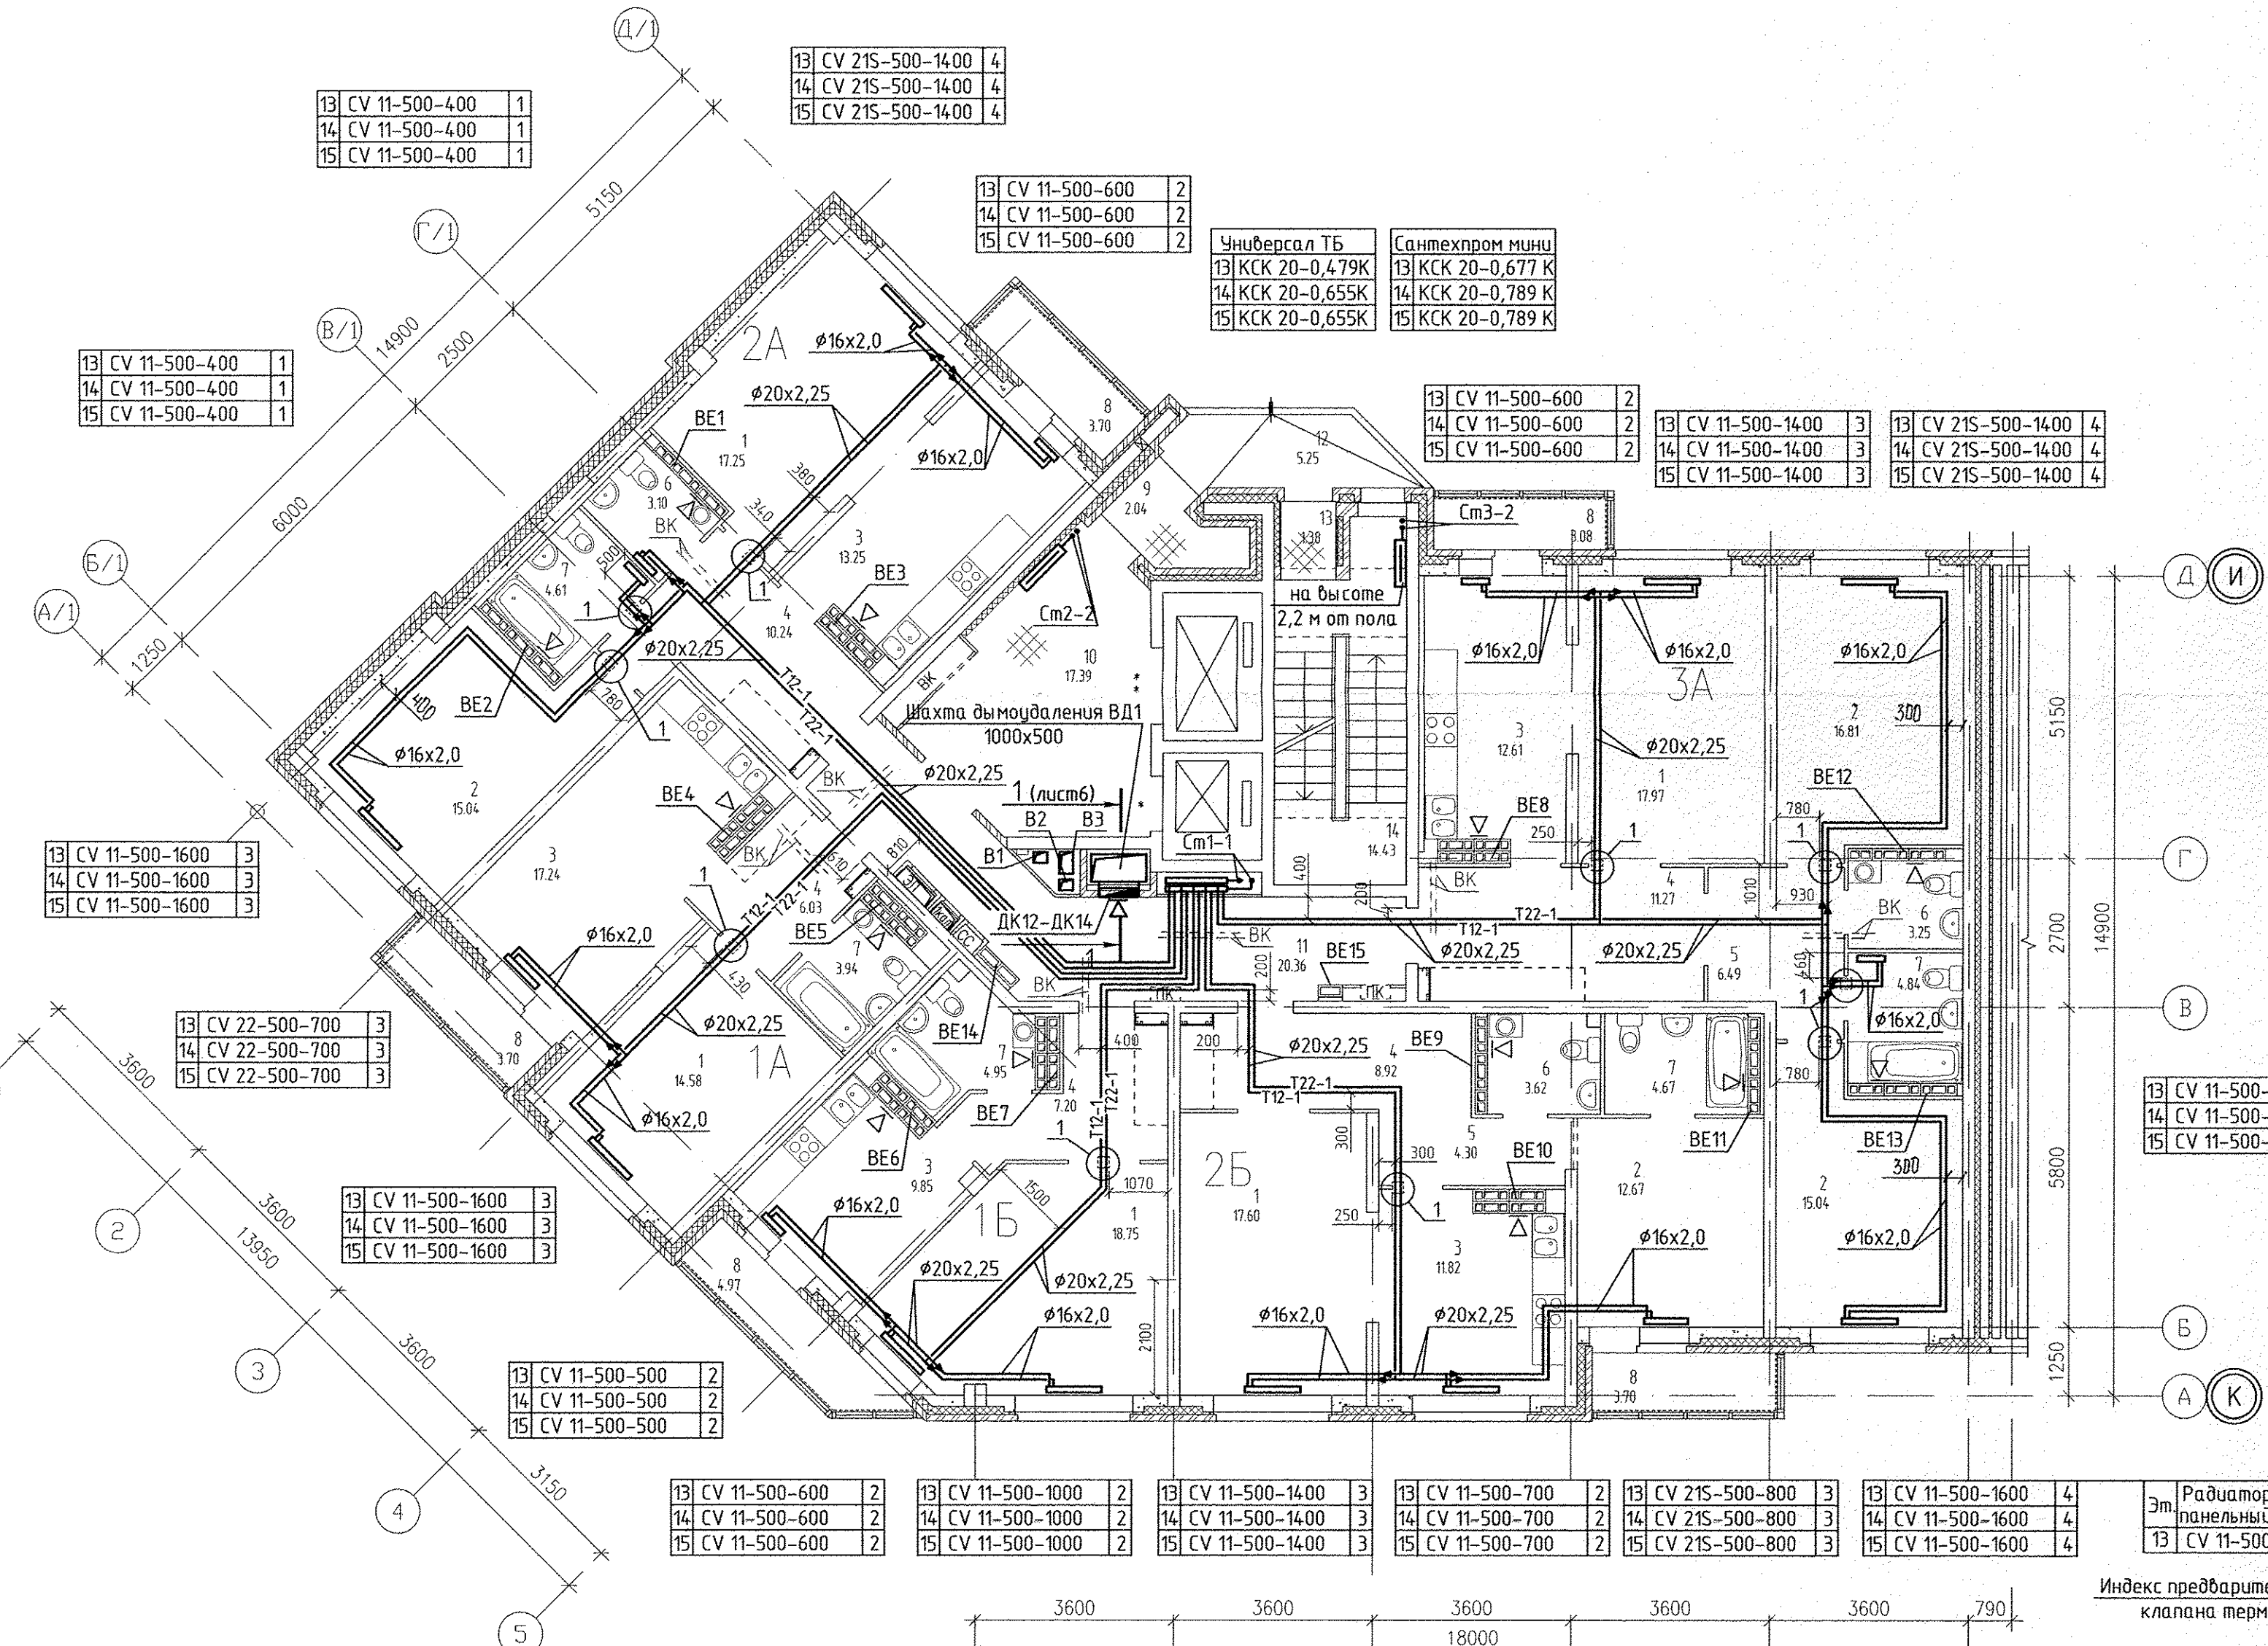


Индекс предварительной настройки клапана терморегулятора

Примечание:
1. Тип решеток не указанных на плане принять РВП-3 120x200 по ГОСТ 13448-82.
2. Все подводы к приборам отопления "Ригто" выполнить трубой металлопластиковой "Унипайп" диаметром 16x2,0 мм

АПУ.007-05А-0В			
Жилой микрорайон в квартале улиц Чкалова-Академика Вонсовского-Амундсена-Краснолесья в Ленинском районе г.Екатеринбурга. III очередь строительства. Жилой дом со встроенными помещениями, трансформаторной подстанцией и подземными парковками			
Изм.	Кол.уч.	Лист N док.	Подпись Дата
Пусковой комплекс 1 18-этажная блок-секция 5А			
ГАП	Гаранин	06.13	
Гл.спец.	Пашаева	06.13	
Проверил	Пашаева	06.13	
Разработал	Рогожкина	06.13	
План 13-15 этажей			
ЗАО КОРПОРАЦИЯ АТОМСТРОЙКОМПЛЕКС			

ЭКСПЛИКАЦИЯ ПОМЕЩЕНИЙ

Номер помеще-ния	Наименование	Площадь ,м2	Кат. поме-щения
Помещения квартир			
1	Гостиная	86.15	
2	Спальня	59.56	
3	Кухня	64.77	
4	Прихожая	43.66	
5	Коридор	10.79	
6	Санузел	9.97	
7	Ванная	23.01	
8	Балкон	19.15	
Итого		317.06	
Общедомовые помещения			
9	Тамбур	2.04	
10	Лифтовой холл	17.39	
11	Коридор	20.36	
12	Переходной балкон	5.25	
13	Тамбур	1.38	
14	Лестничная клетка	14.43	
Итого		60.85	

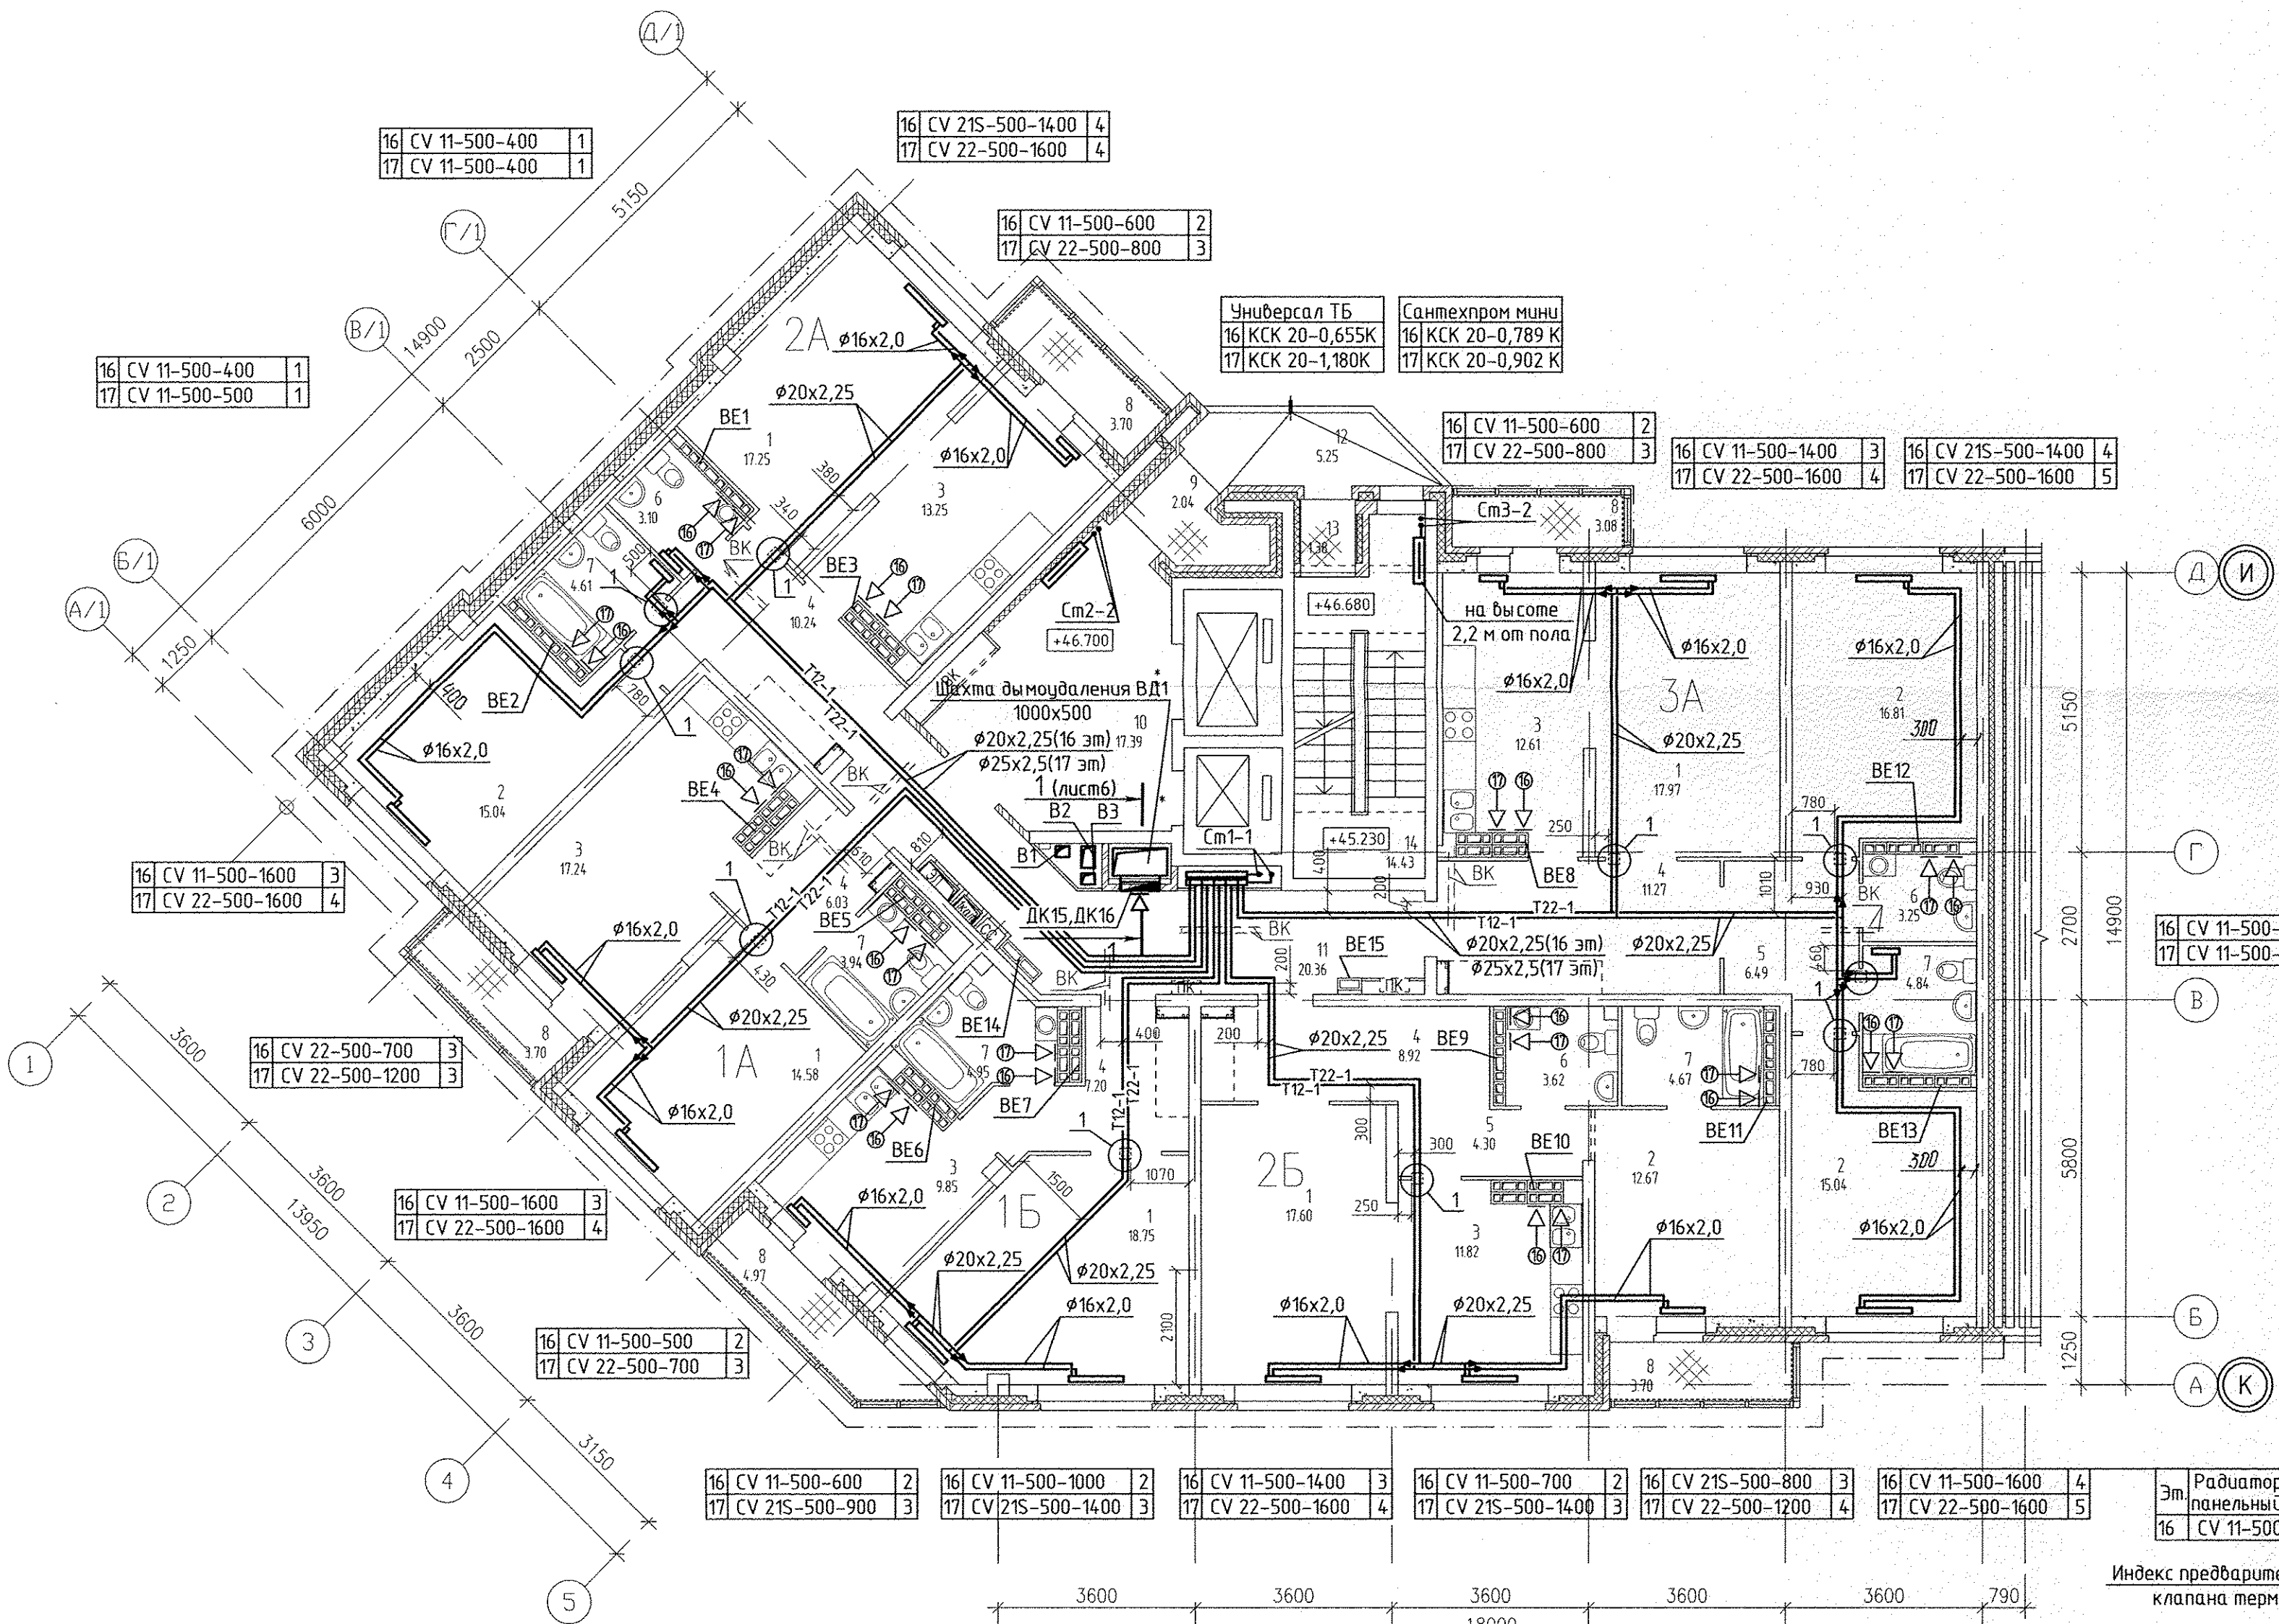


Эт	Рadiator "PURMO" панельный "Ventil Compact"
16	CV 11-500-1600
17	CV 11-500-1600

Индекс предварительной настройки клапана терморегулятора

Условные обозначения

- ⬅️ - бытовой осевой вентилятор "ВЕНТС 100 Д" на 16 этаже
- ⬅️ - бытовой осевой вентилятор "ВЕНТС 100 Д" на 17 этаже

Примечание:
Все подводы к приборам отопления "Ригто" выполнить трубой металлопластиковой "Унипайп" диаметром 16x2,0 мм

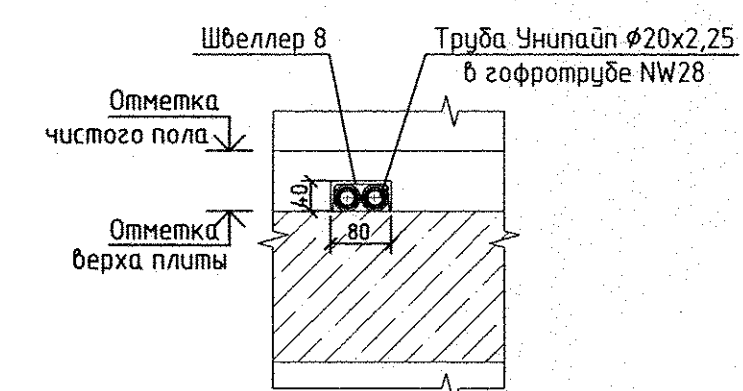

АПУ.007-05А-0В				
Жилой микрорайон в квартале улиц Чкалова-Академика Вонсовского-Амурского-Красноярская в Ленинском районе г.Екатеринбурга III очередь строительства. Жилой дом со встроенными помещениями трансформаторной подстанции и подземными парковками				
Пусковой комплекс 1		Стадия	Лист	Листов
18 -этажная блок-секция 5А		Р	9	
План 16-17 этажей		ЗАО КОРПОРАЦИЯ АТОМСТРОЙКОМПЛЕКС		
Изм.	Кол.уч.	Лист N док.	Подпись	Дата
ГАП	Гаранин	06.13		
Гл.спец.	Пашаева	06.13		
Проверил	Пашаева	06.13		
Разработал	Рогожина	06.13		