


Инв. № подл.	Лодпись и дата	Взам. инв. №
Согласовано		
Согласовано		

АПУ2-120-01Д-05-ВК		Жилый дом с печными печами, общественое назначение на первом этаже и жилищно-бытовое назначение на остальных этажах. Проектная организация: ООО "Атомстройкомплекс" (г. Екатеринбург, ул. Хрустальной, д. 10). Учреждение: подземной двухуровневой автостоянкой по ул. Хрустальной, д. 10. Проектирование: г. Екатеринбург, Пусковой комплекс 5.				
Изм.	Комп. Уд. Лист	№ лод.	Подпись	Дата		
Н. контр.	Рыжкова			02.15		
Гл. спец.	Пырова			02.15		
Проверил	Пырова			02.15		
Исполн.	Рычков			02.15		
Жилой дом №1 с выставочными салонами. Секция Д				Станция	Лист	Листов
План 1 этажа. Секция Д				Р	3	3
"Корпорация "Атомстройкомплекс"						


Согласовано

Согласовано

Инв. № подл. Подпись и дата Взам. инв. №

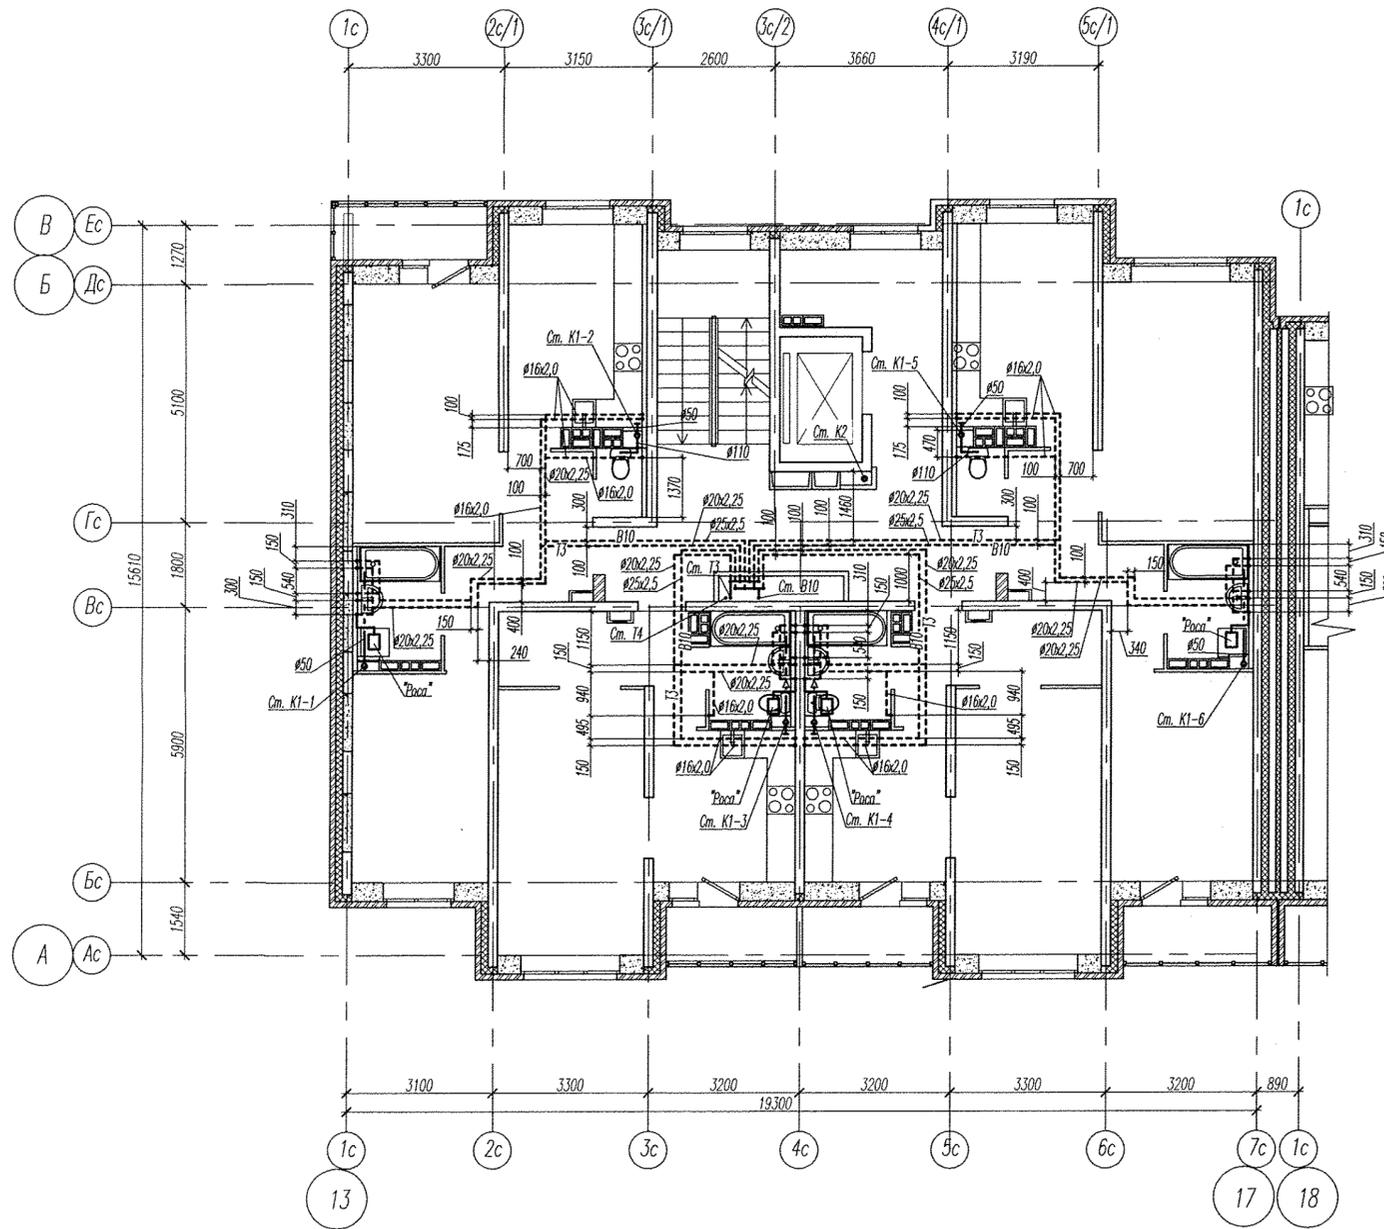

Компоновочная схема дома 1

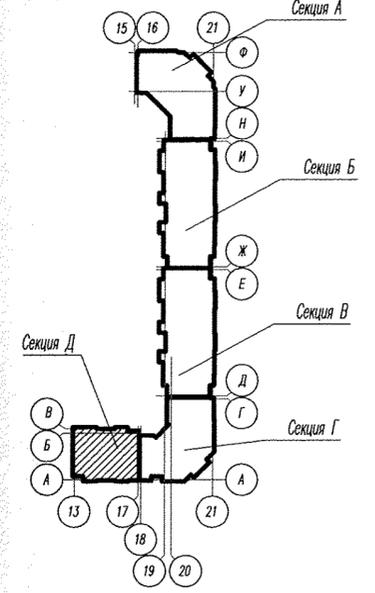

АПУ2-120-01Д-05-ВК						
Жилые дома с нежилыми помещениями общественного назначения на первых этажах и нежилыми вставками, дошкольным образовательным учреждением, подземной двухуровневой автостоянкой по ул. Хрустальной - Екатеринбургской в Верх-Исетском районе г. Екатеринбурга. Пусковой комплекс 5.						
Изм.	Кол.	Лист	№ док.	Подпись	Дата	
Н. контр.	Рыжкова				02.15	
Гл. спец.	Пырова				02.15	
Проверил	Пырова				02.15	
Исполн.	Рычков				02.15	
Жилой дом №1 с выставочными салонами. Секция Д				Стадия	Лист	Листов
				Р	4	
План типового этажа. Секция Д				3АО "Корпорация "Атомстройкомплекс"		